


日期	
姓名	
专业	电气
姓名	
专业	给排水

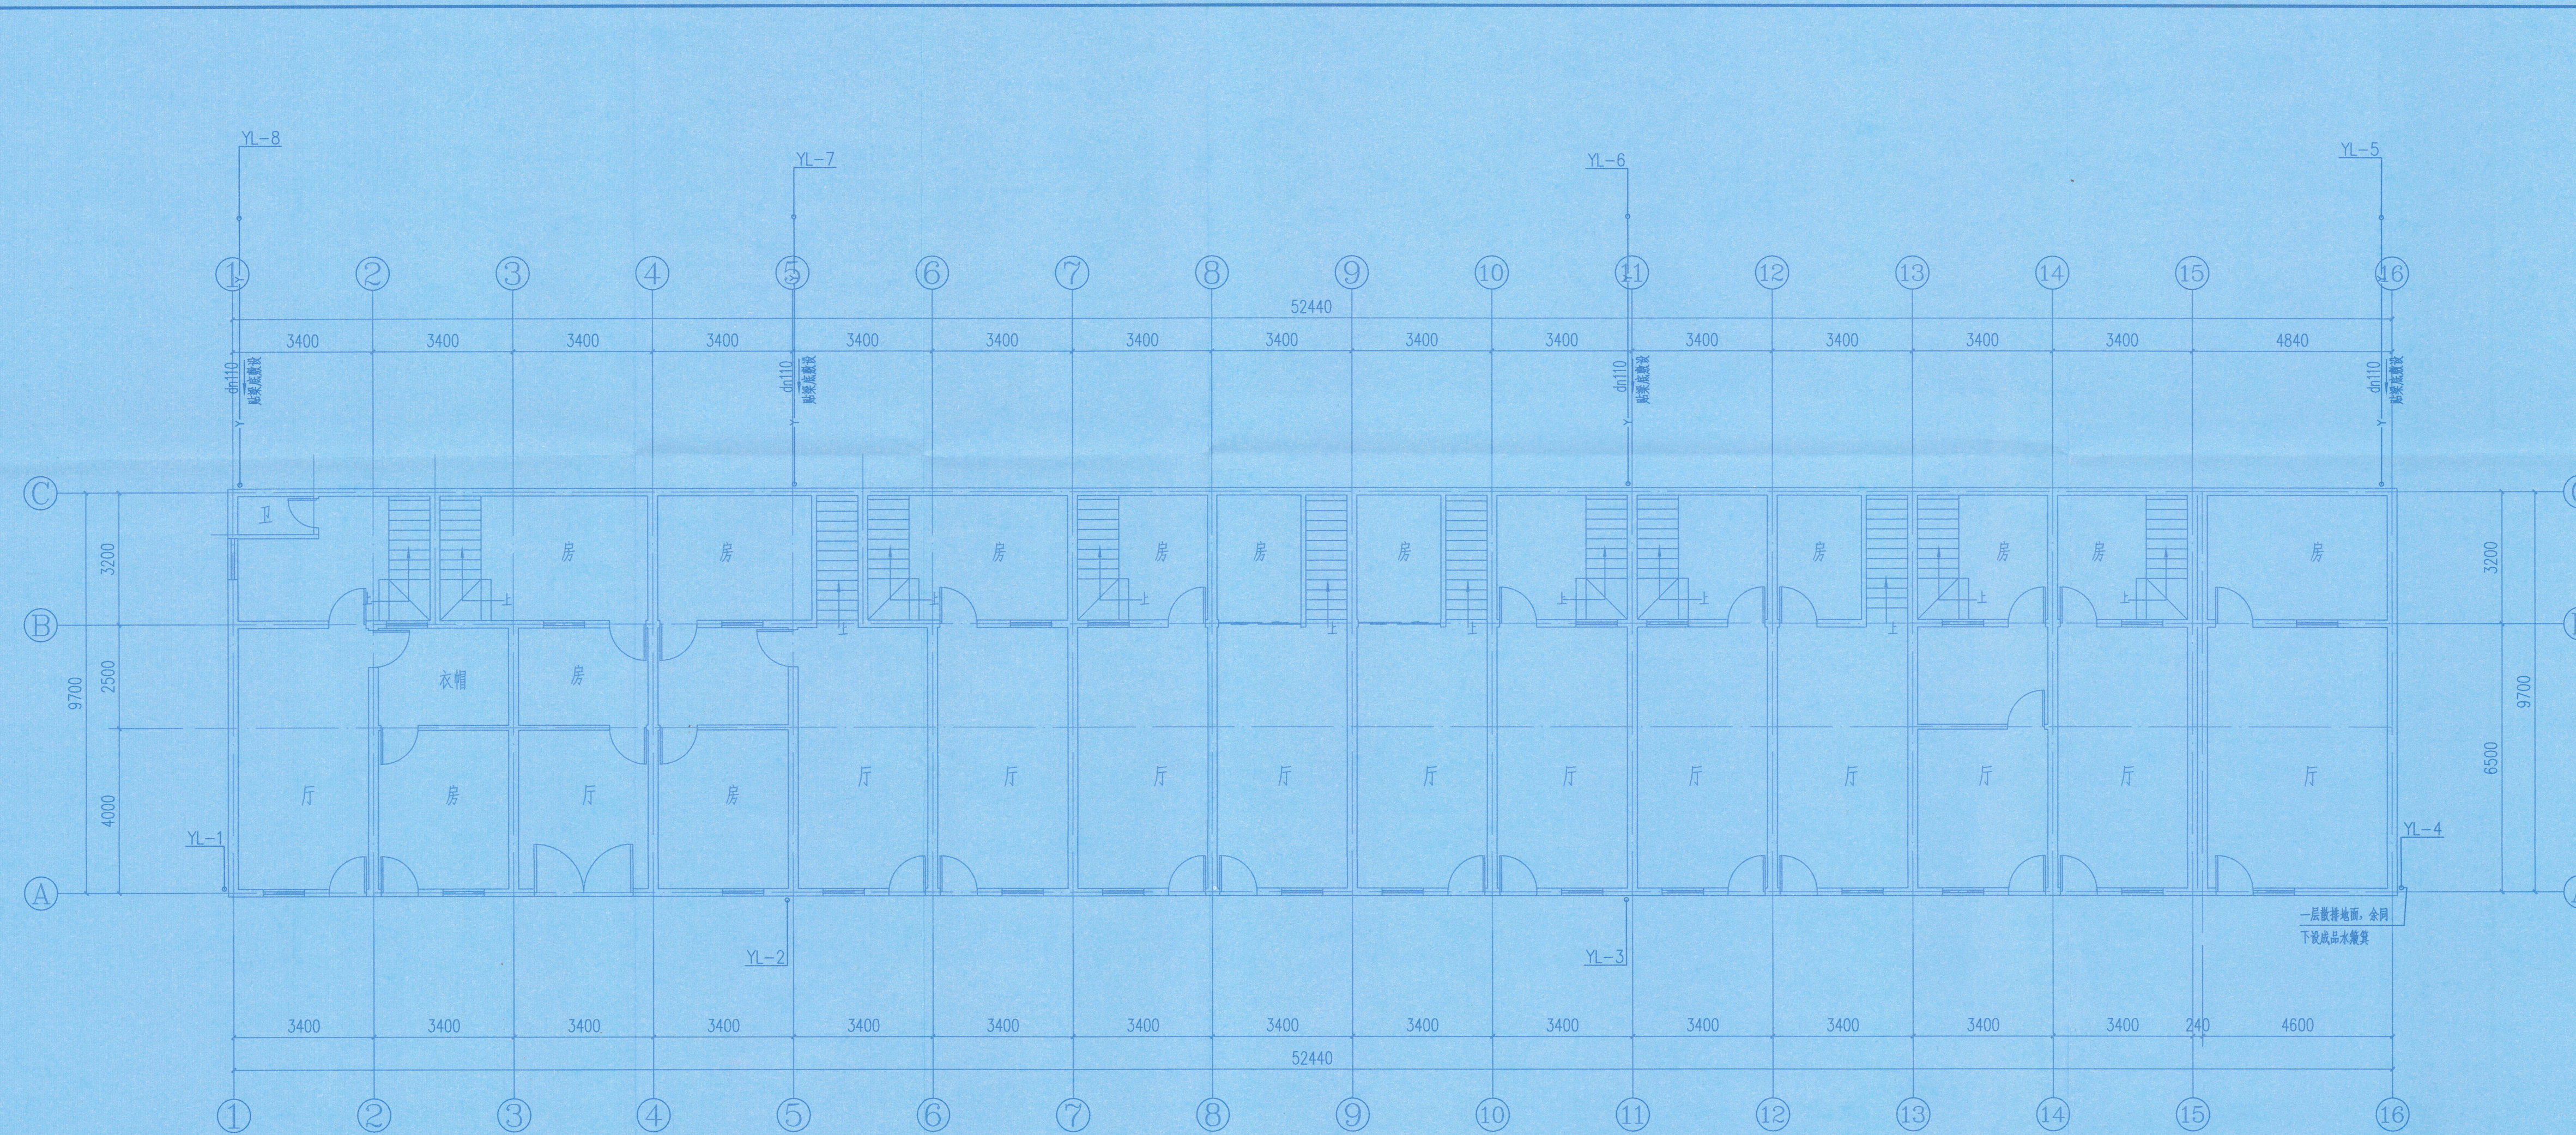


盖章栏:

注册执业章

广西壮族自治区工程勘察设计出图专用章
广西正旺建筑设计有限公司
资质证书编号: A245019927
有效期至二〇二六年二月二日

广西正旺建筑设计有限公司 GUANGXI ZHENGWANG ENGINEERING DESIGN CO., LTD 工程设计乙级证书编号: A245019927	
审定	余翠芬 余翠芬
审核	李素娟 李素娟
校对	周秋青 周秋青
项目负责人	刘海鉴 刘海鉴
专业负责人	李素娟 李素娟
设计	雷玉凤 雷玉凤
制图	雷玉凤 雷玉凤
建设单位	西林县住房和城乡建设局
工程名称	西林县2025年城市危旧房改造项目(第二期)——西林县人民医院职工宿舍楼1#、4#加固修缮项目工程
图纸名称	一层排水平面图
工程编号	日期 2025.11
设计阶段	施工图 版次 A
图别	水施 图号 01
工程识别码	


一层排水平面图
注: 仅表示新增的8根雨水立管。

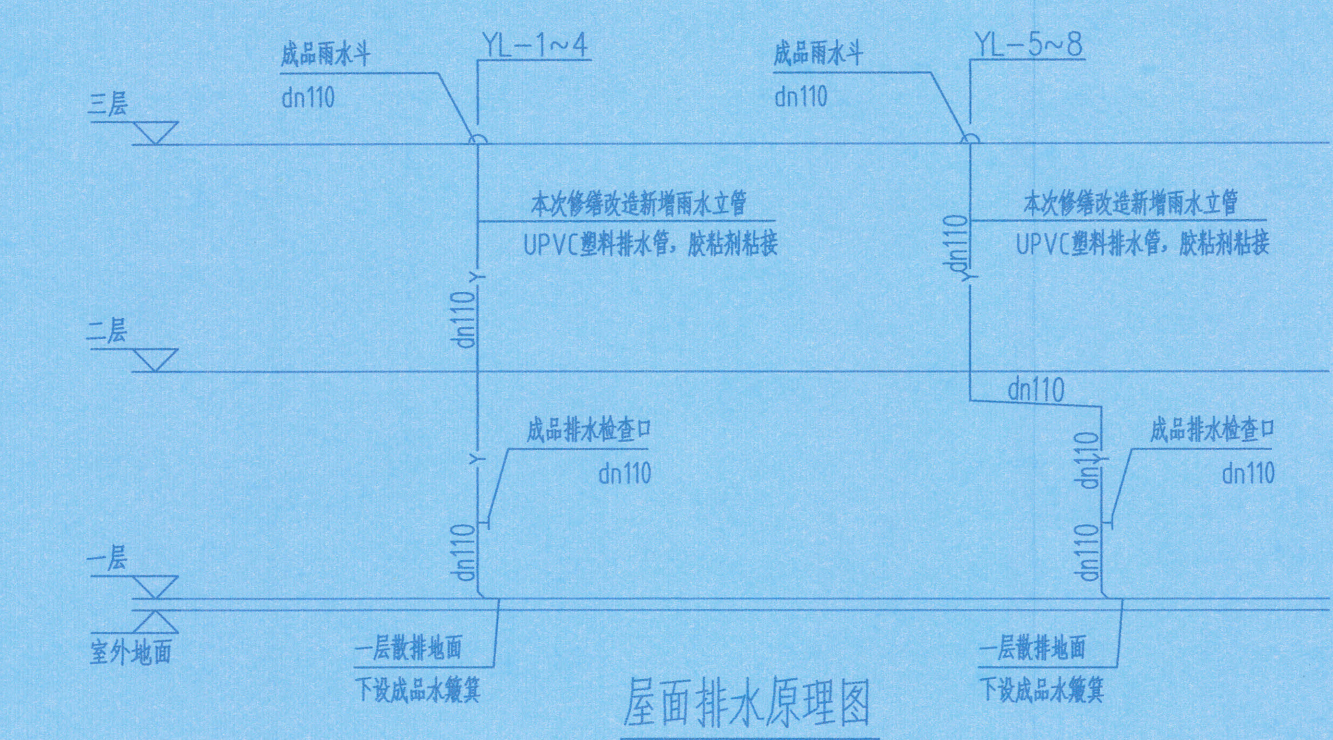

屋面排水原理图

注: 施工图未经审查合格的, 不得使用。

会签专业
 日期
 姓名

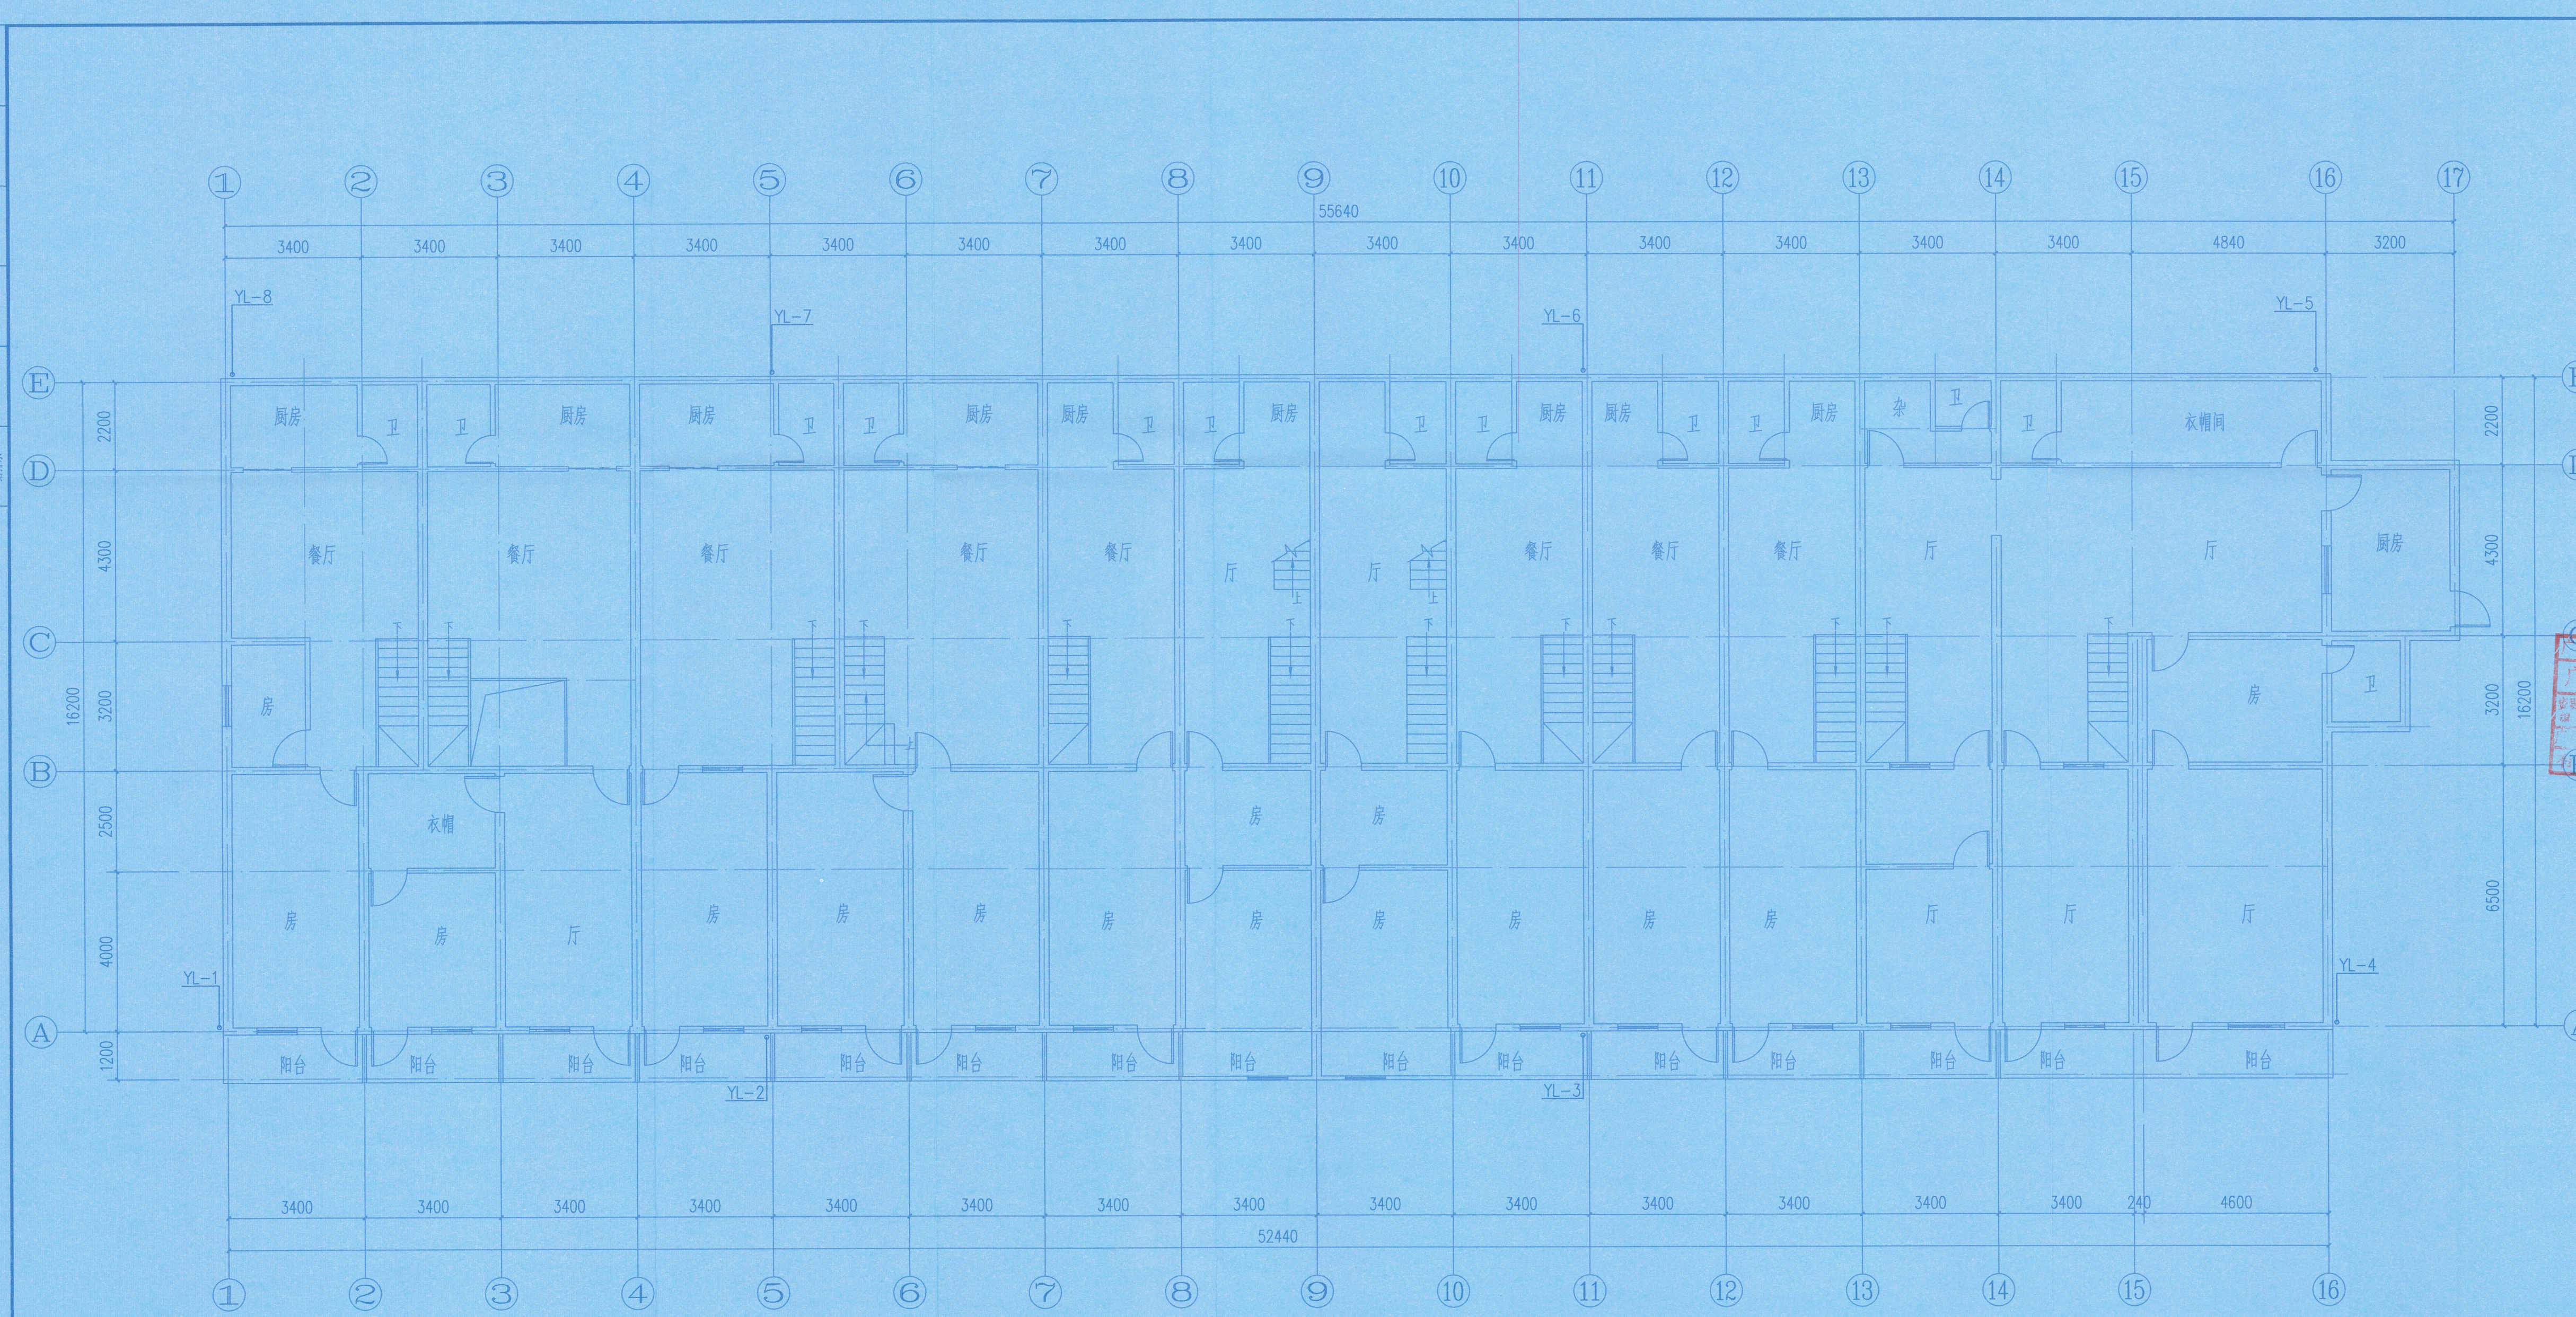

二层排水平面图
 注：仅表示新增的8根雨水管。

盖章栏:

注册执业章

广西壮族自治区工程勘察设计出图专用章
 广西正旺建筑设计有限公司
 证书编号: A245019927
 有效期至二〇二六年二月二日

广西正旺建筑设计有限公司
 GUANGXI ZHENGMANG ENGINEERING DESIGN CO., LTD
 工程设计乙级证书编号: A245019927


审定 APPROVED BY	余翠芬	徐翠芬
审核 CHECKED BY	李素娟	李素娟
校对 DRAWN BY	周狄青	周狄青
项目负责人 PROJECT MANAGER	刘海莹	刘海莹
专业负责人 SPECIALIST RESPONSIBLE	李素娟	李素娟
设计 DESIGNED BY	雷玉凤	雷玉凤
制图 DRAWN BY	雷玉凤	雷玉凤

建设单位 CLIENT	西林县住房和城乡建设局	
工程名称 PROJECT	西林县2025年城市危旧房改造项目(第二期)——西林县人民医院职工宿舍楼1#、4#加固修缮项目工程	
图纸名称 DRAWING TITLE	二层排水平面图	
工程编号 JOB NO.	日期 DATE	2025.11
设计阶段 STATUS	施工图	版次 VERSION
图别 TYPE	水施	图号 DRAWING NO.
工程识别码	02	

注：施工图未经审查合格的，不得使用。

会签栏

专业	姓名	日期
给排水		
电气		
暖通		
结构		
建筑		

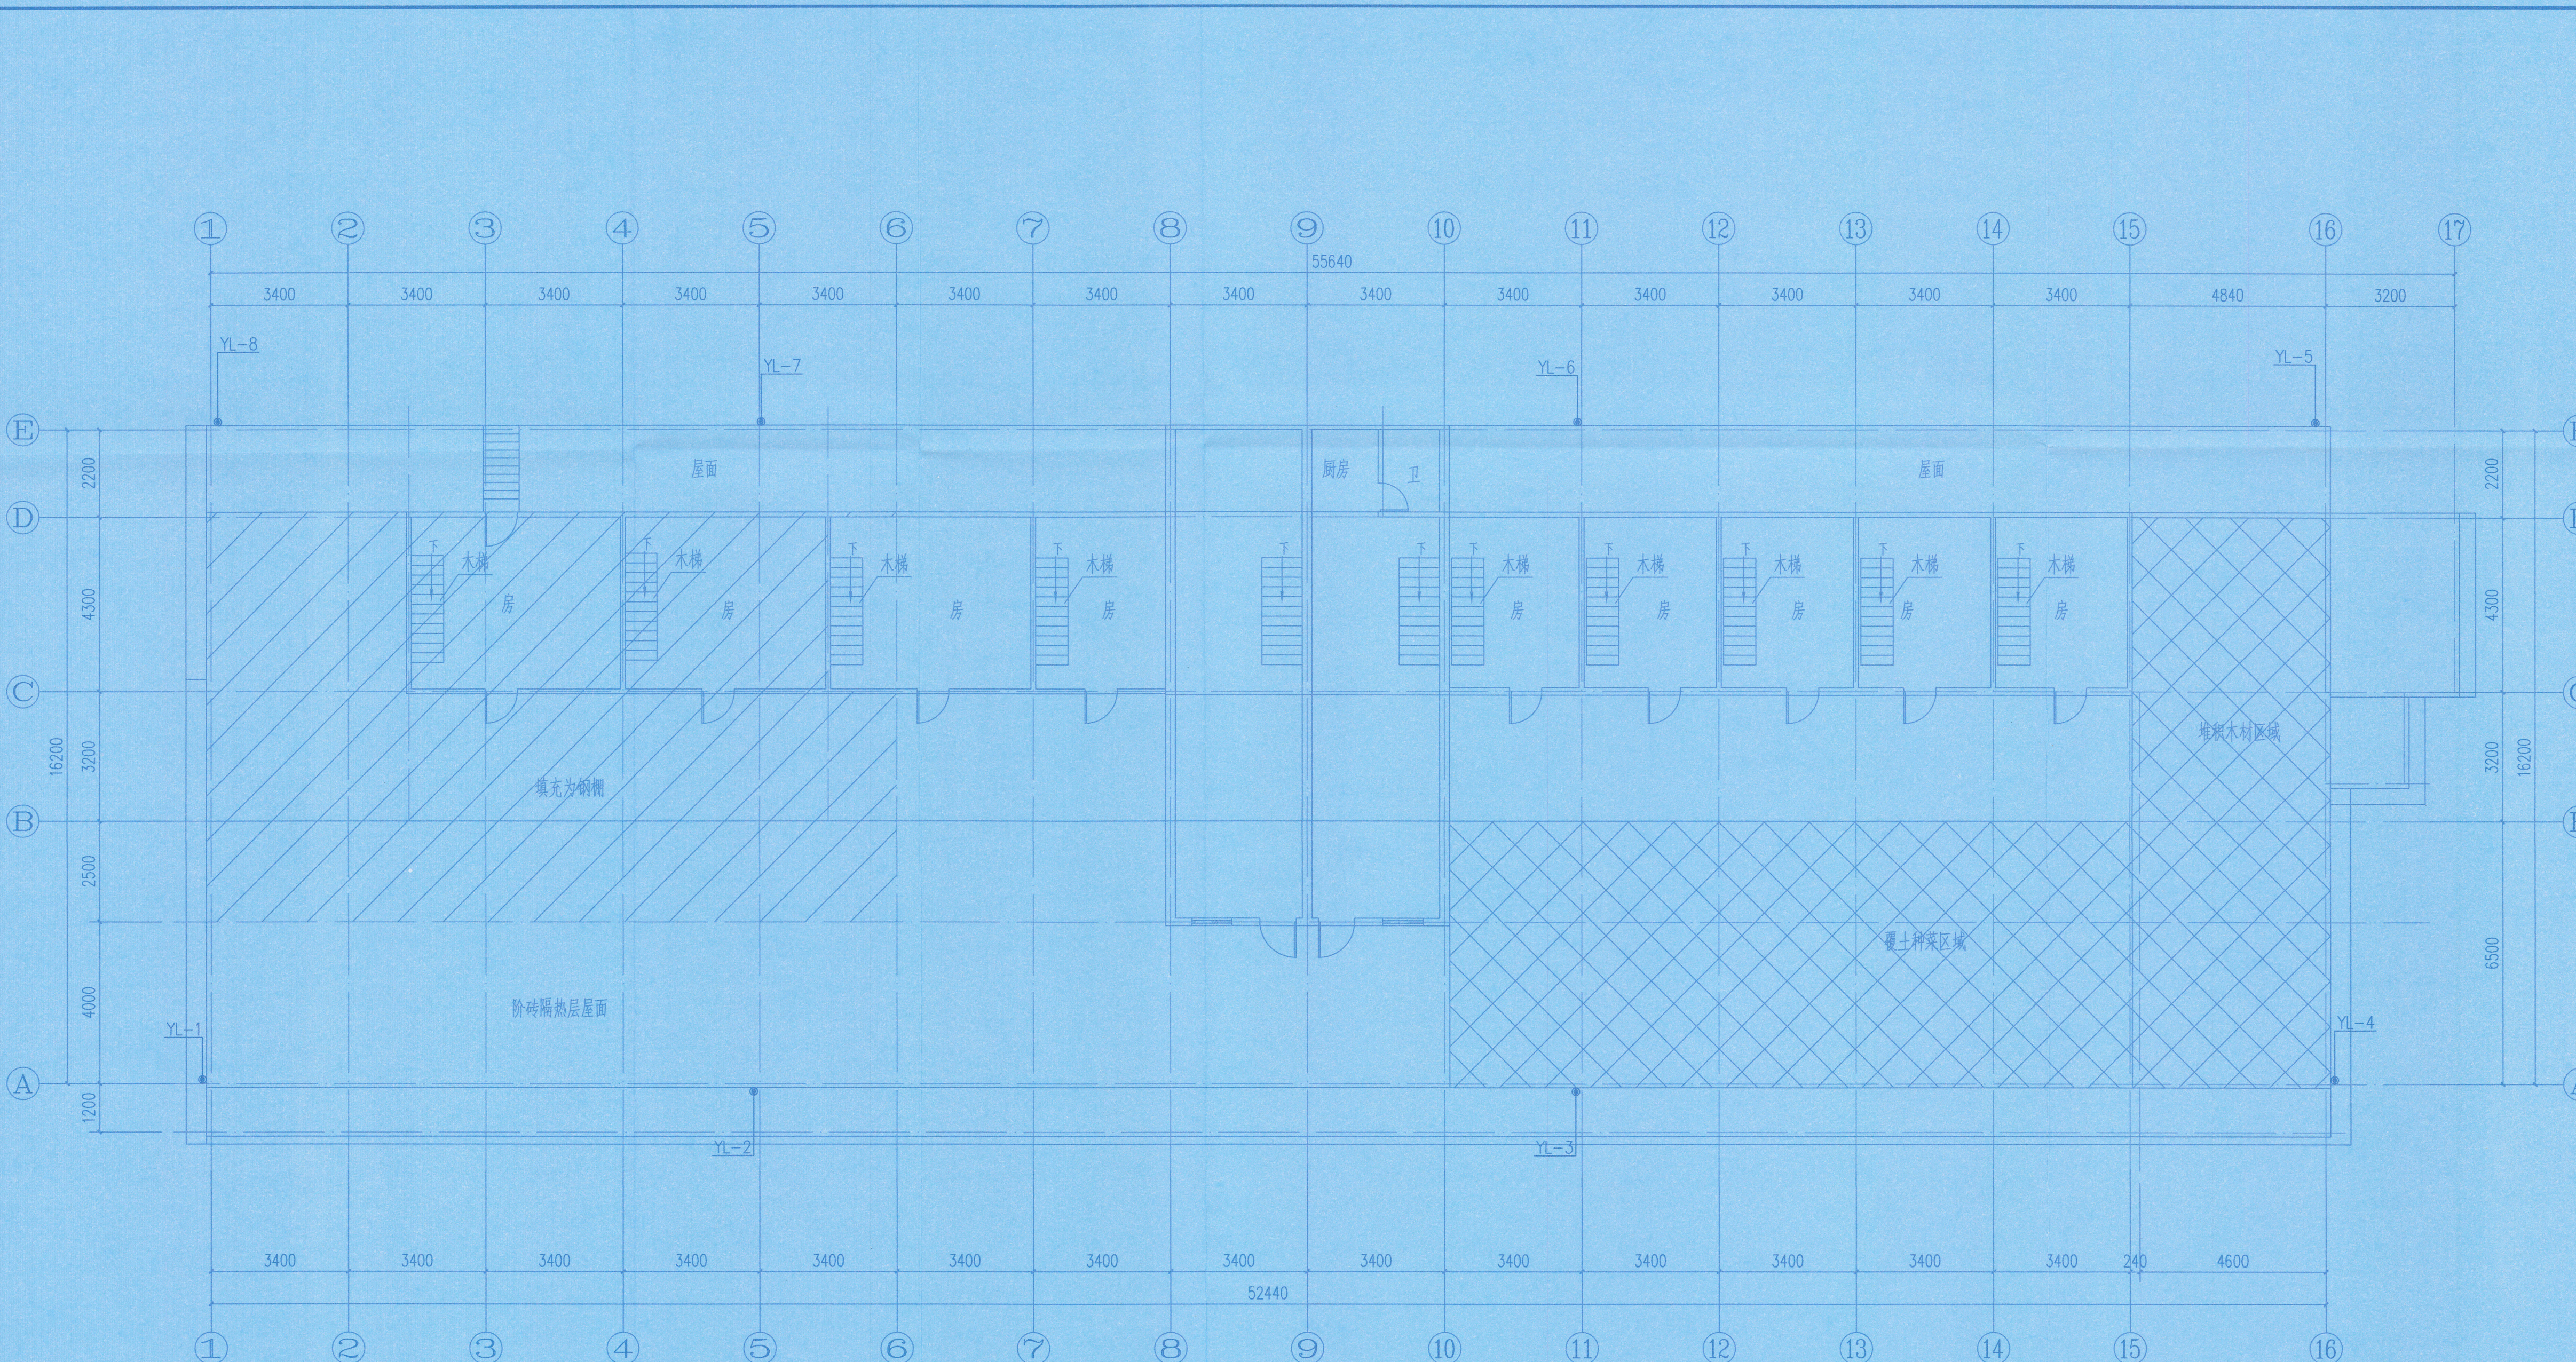

三层排水平面图
 注：本层增设8个雨水斗，8根雨水立管，屋面有组织排水，根据现场实际情况进行找坡排水。

盖章栏：

注册执业章

勘察设计专用章

广西正旺建筑设计有限公司
 GUANGXI ZHENGWANG ENGINEERING DESIGN CO., LTD
 工程设计乙级证书编号：A245019927

审定	余翠芬	徐厚芬
审核	李素娟	李娟
校对	周狄青	周狄青
项目负责人	刘海莹	刘海莹
专业负责人	李素娟	李娟
设计	雷玉凤	雷玉凤
制图	雷玉凤	雷玉凤

建设单位：西林县住房和城乡建设局

工程名称：西林县2025年城市危旧房改造项目(第二期)——西林县人民医院职工宿舍楼1#、4#加固修缮项目工程

图纸名称：三层排水平面图

工程编号	日期	2025.11
设计阶段	施工图	版次 A
图别	水施	图号 03
工程识别码	□	

注：施工图未经审查合格的，不得使用。