


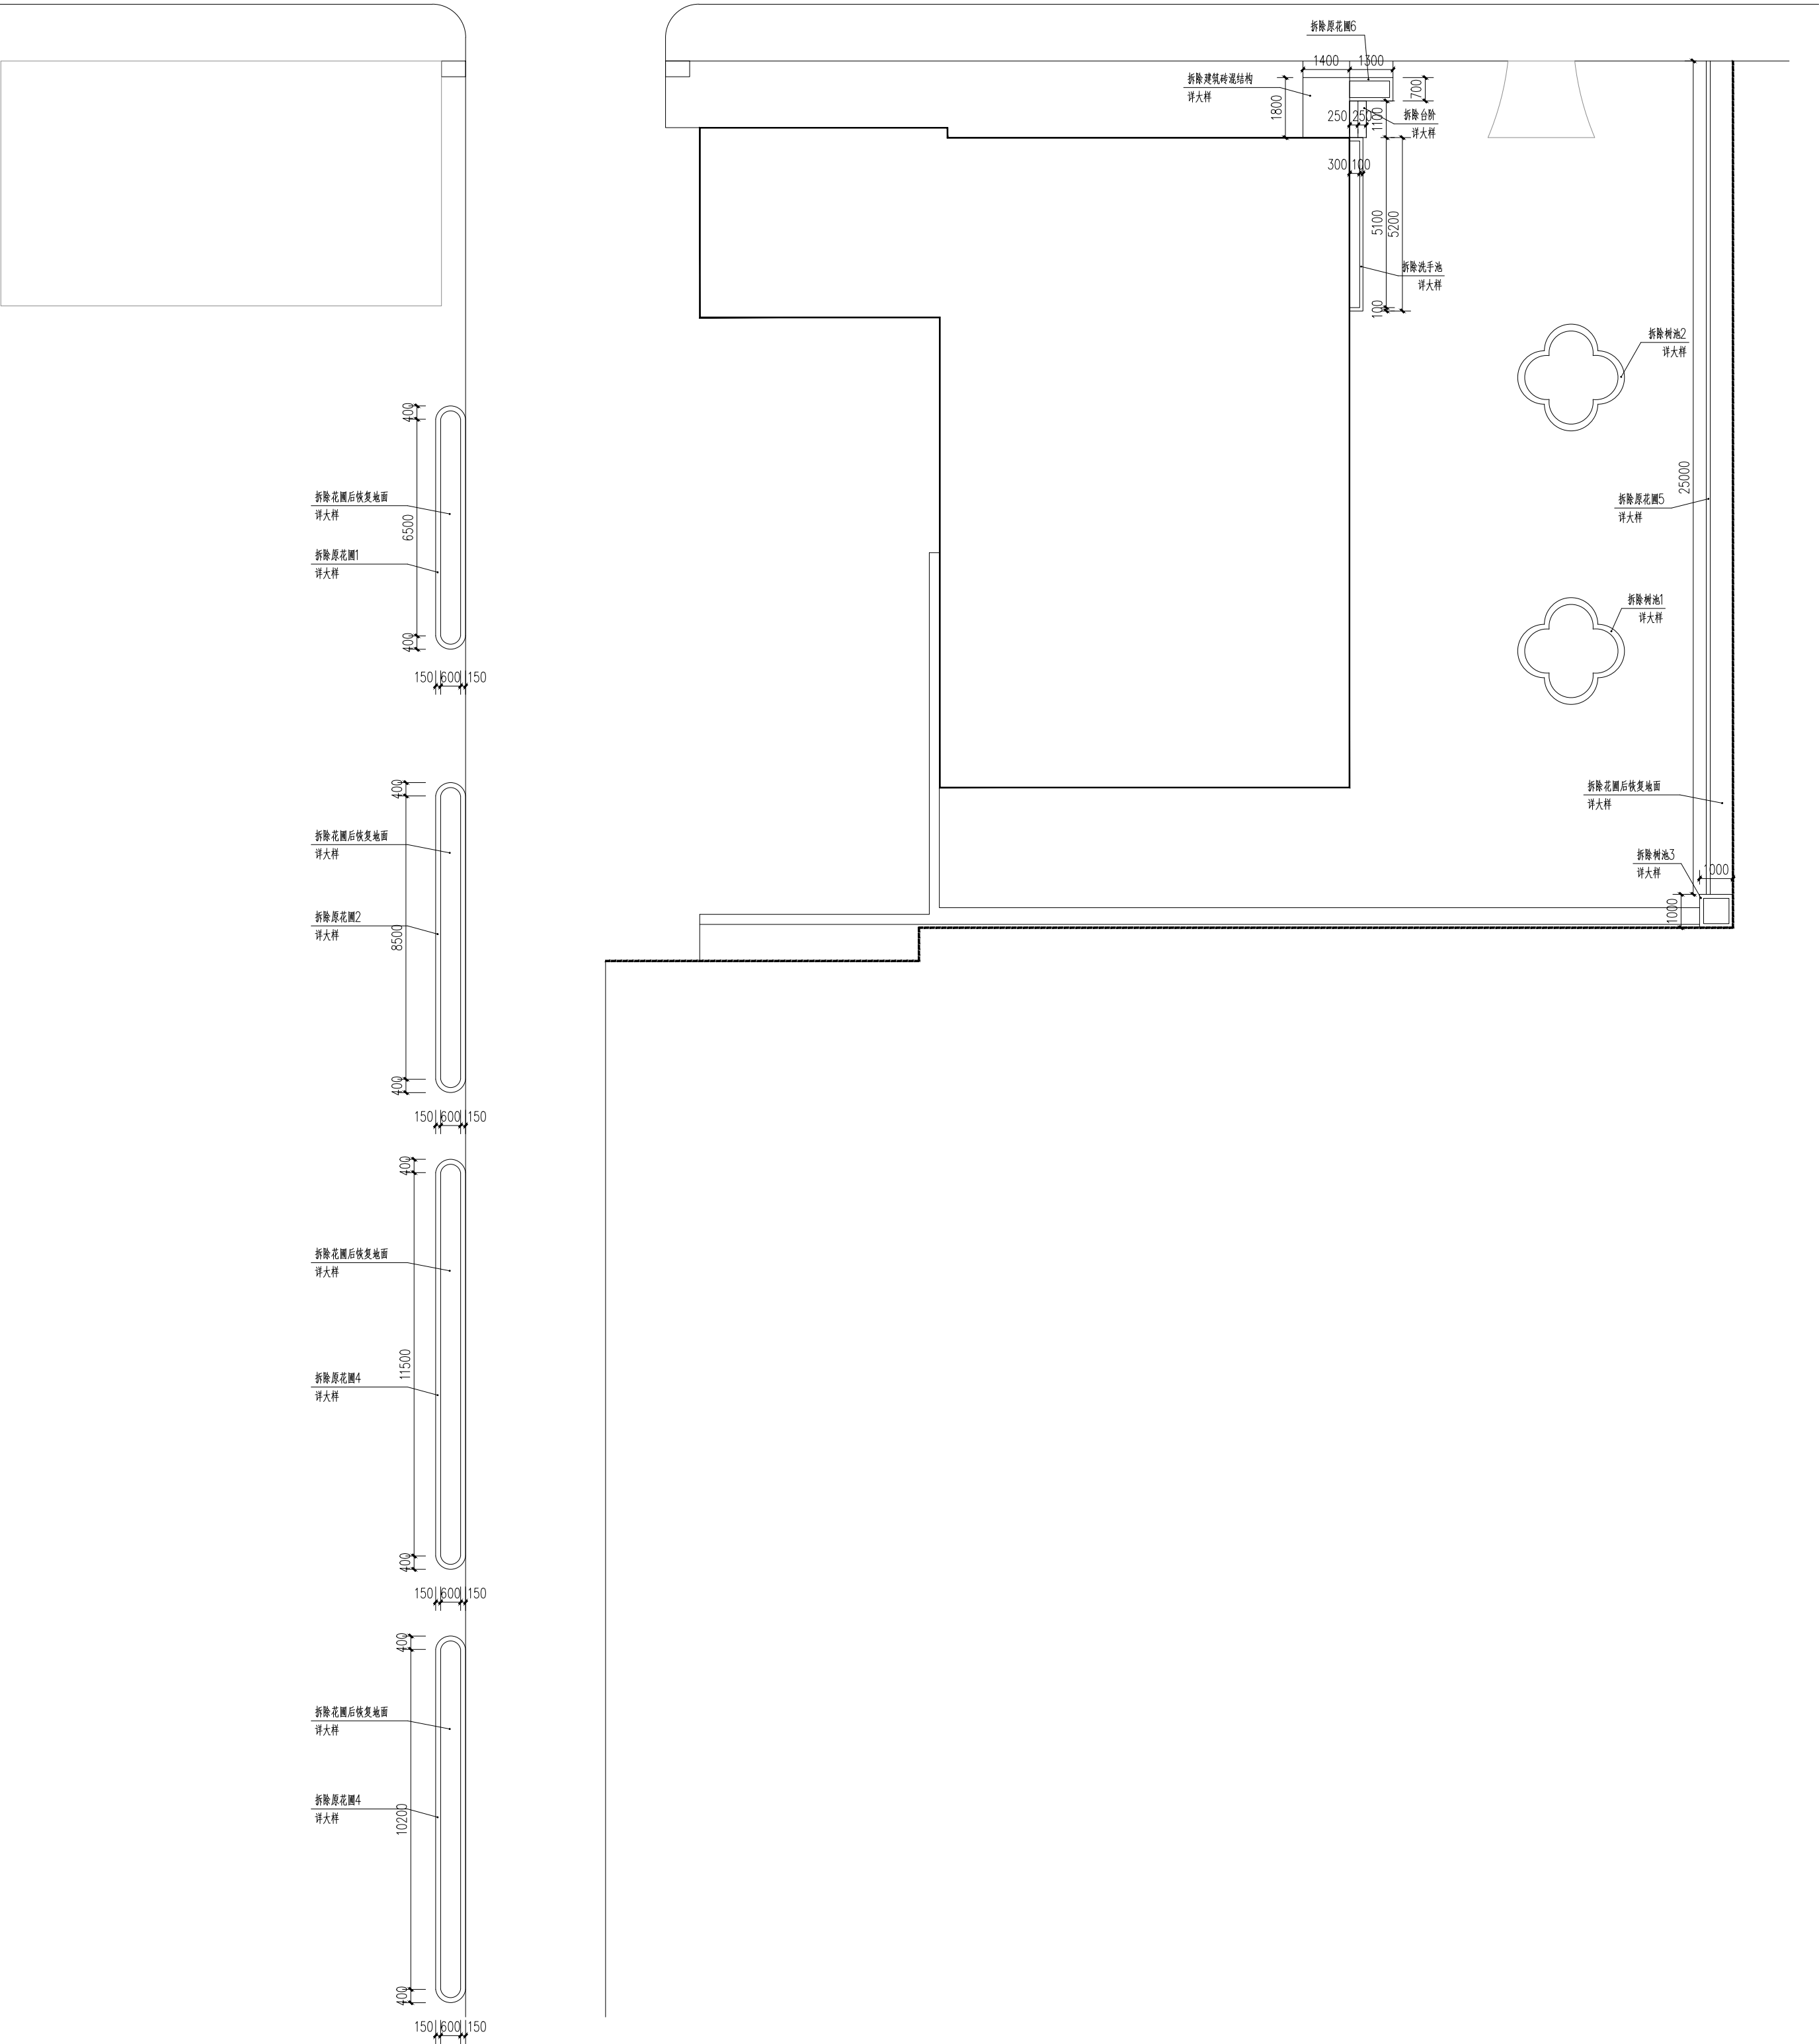

会签专业	签 名	日 期	会签专业	签 名	日 期
建筑 ARCH			电气 ELEC		
结构 STRU			暖通 MECH		
给排水 PLUM					

文件名:SAVE FILE



正宇设计有限公司  
ZHENGYU DESIGN

工程设计资质证书: A252031683

建筑行业乙级 (市政行业乙级)  
农林行业乙级 (林业设计专业乙级工程) 专业乙级  
电力行业 (风力发电、水电工程、新能源发电、变电工程) 专业  
化工石油行业 (石油及化工产品储运、化工矿山、炼油工程、  
化工工程) 专业乙级

合作单位  
COOPERATOR

勘察设计专用章

注册执业章

05

04

03

02

01

版次 日期 描述  
REV. DATE DESCRIPTION

职 责 姓 名 签 署  
DUTY NAME SIGNATURE

项 目 负 责 人  
MANAGER

审 定 肖 霖 芳 肖 霖 芳

审 核 阳 满 红 阳 满 红

专 业 负 责 人 姜 华 姜 华

校 对 孙 田 孙 田

设 计 吕 文 林 吕 文 林

制 图 丰 耀 东 丰 耀 东

建 设 单 位 C.C

防 城 港 市 防 城 区 妇 幼 保 健 院

防 城 港 市 防 城 区 妇 幼 保 健 院

项 目 名 称 PROJECT

防 城 港 市 防 城 区 妇 幼 保 健 院

业 务 用 房 改 造 项 目

图 名 TITLE

总 平 面 布 置 图 I

工 程 编 号  
PROJ. NO.


 


阶 段 施 工 图 版 次 01  
STATUS REV.

图 别 建 筑 日 期 2025.09  
DS DATE

图 号 FS-01

DWG. NO.



2025年09月版，未加盖勘察设计出图专用章无效。

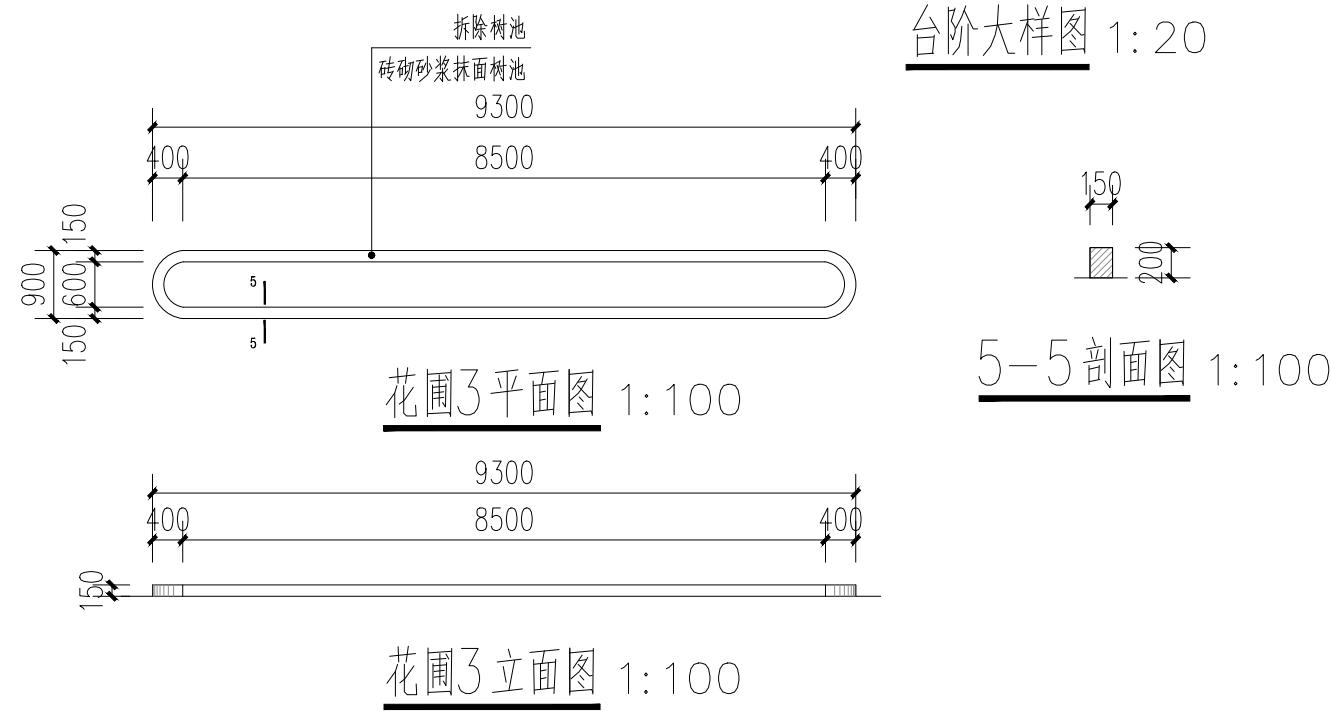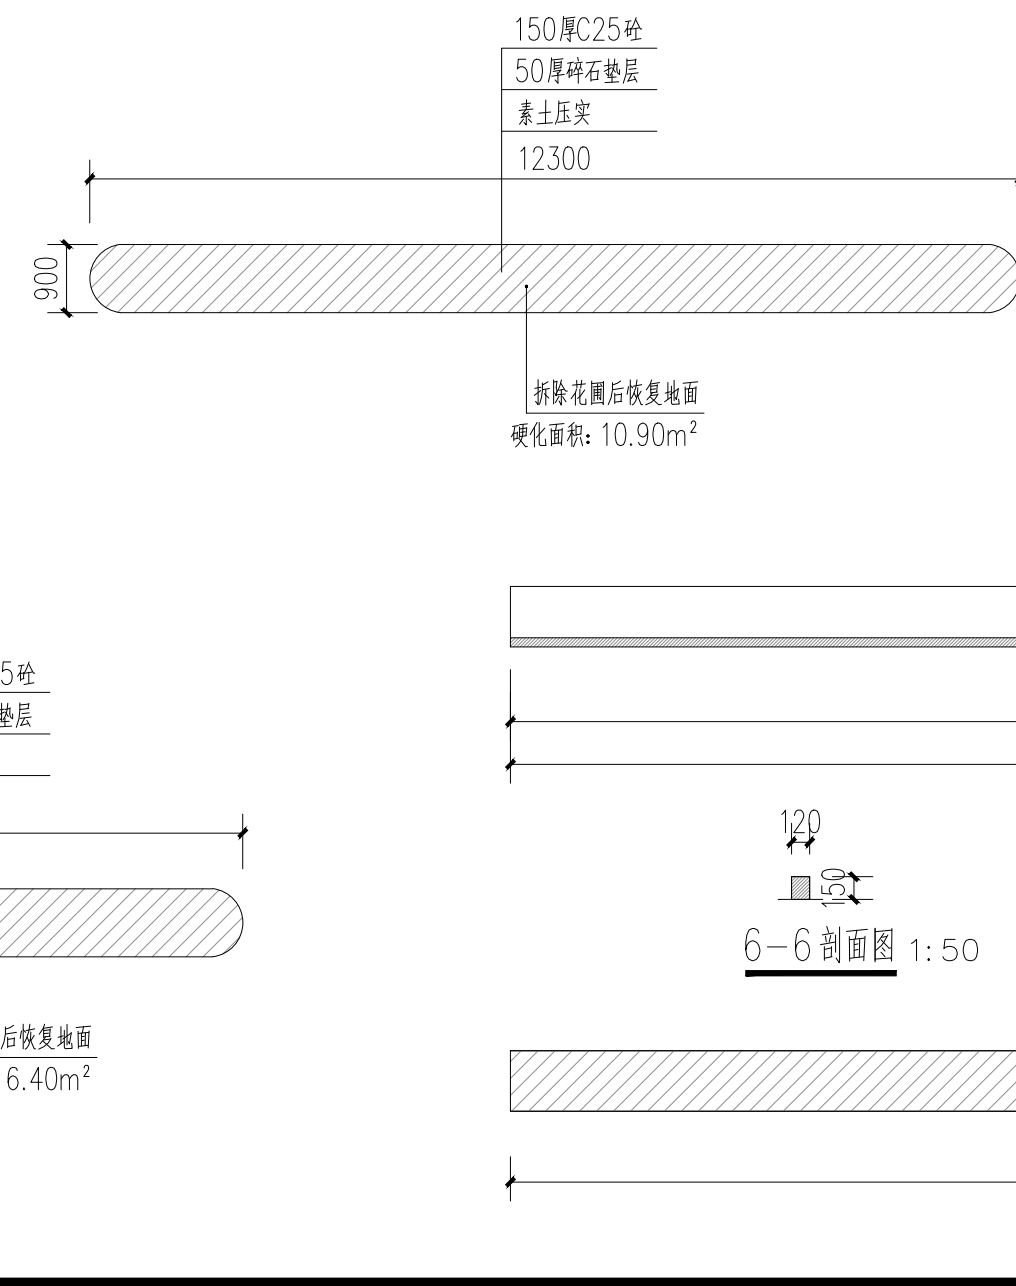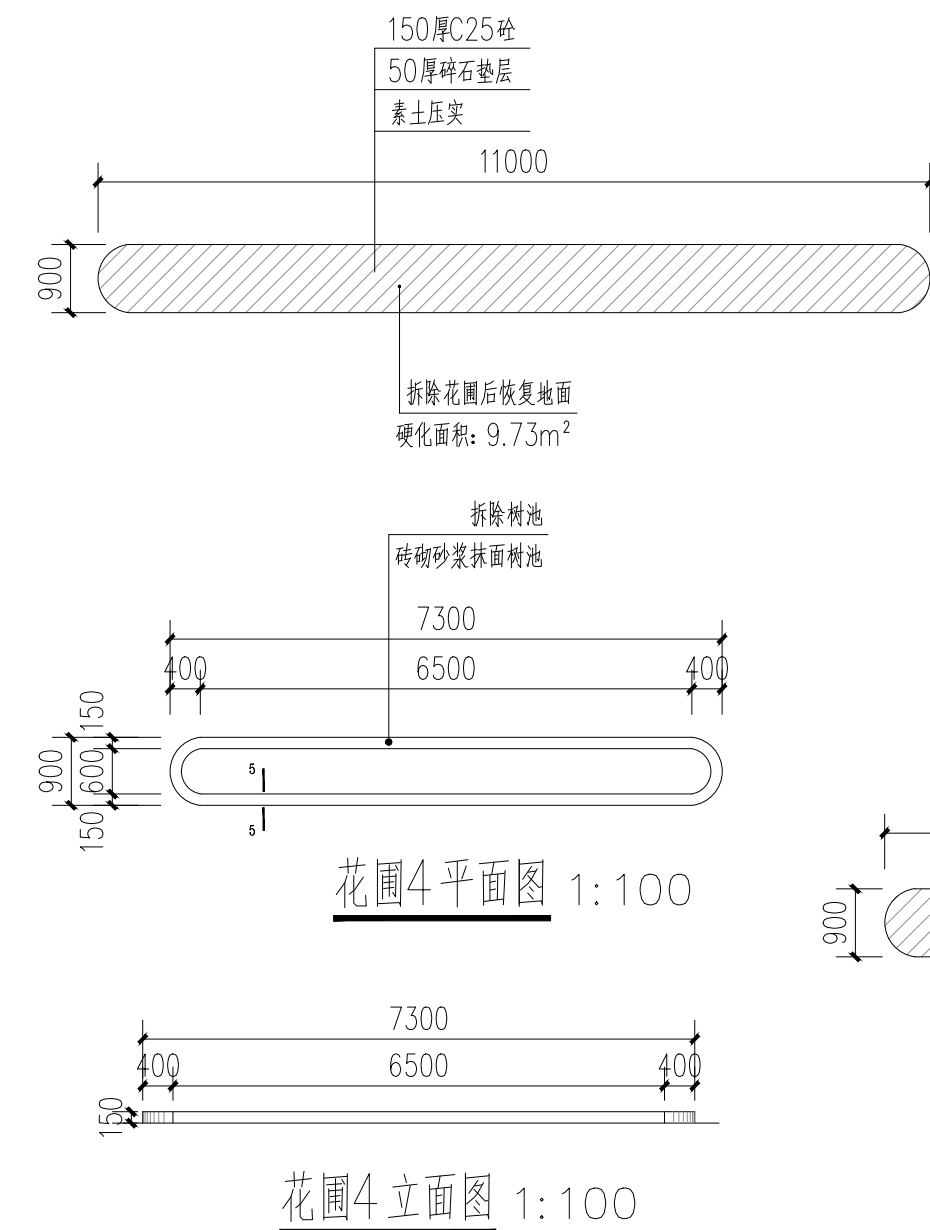

工程编号 PROJ.NO.			
阶段 STATUS	施工图	版次 REV.	01
图别 D.S	建筑	日期 DATE	2025.09
图号 DWG .No.	FS-02		

期					
日					
名					
签					
专业	电气				
会签	ELEC				
专业	暖通				
会签	MECH				
专业	建筑				
会签	ARCH				
专业	结构				
会签	STRU				
专业	给排水				
会签	PLUM				

存盘名SAVE FILE

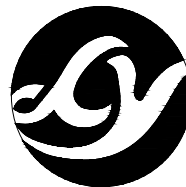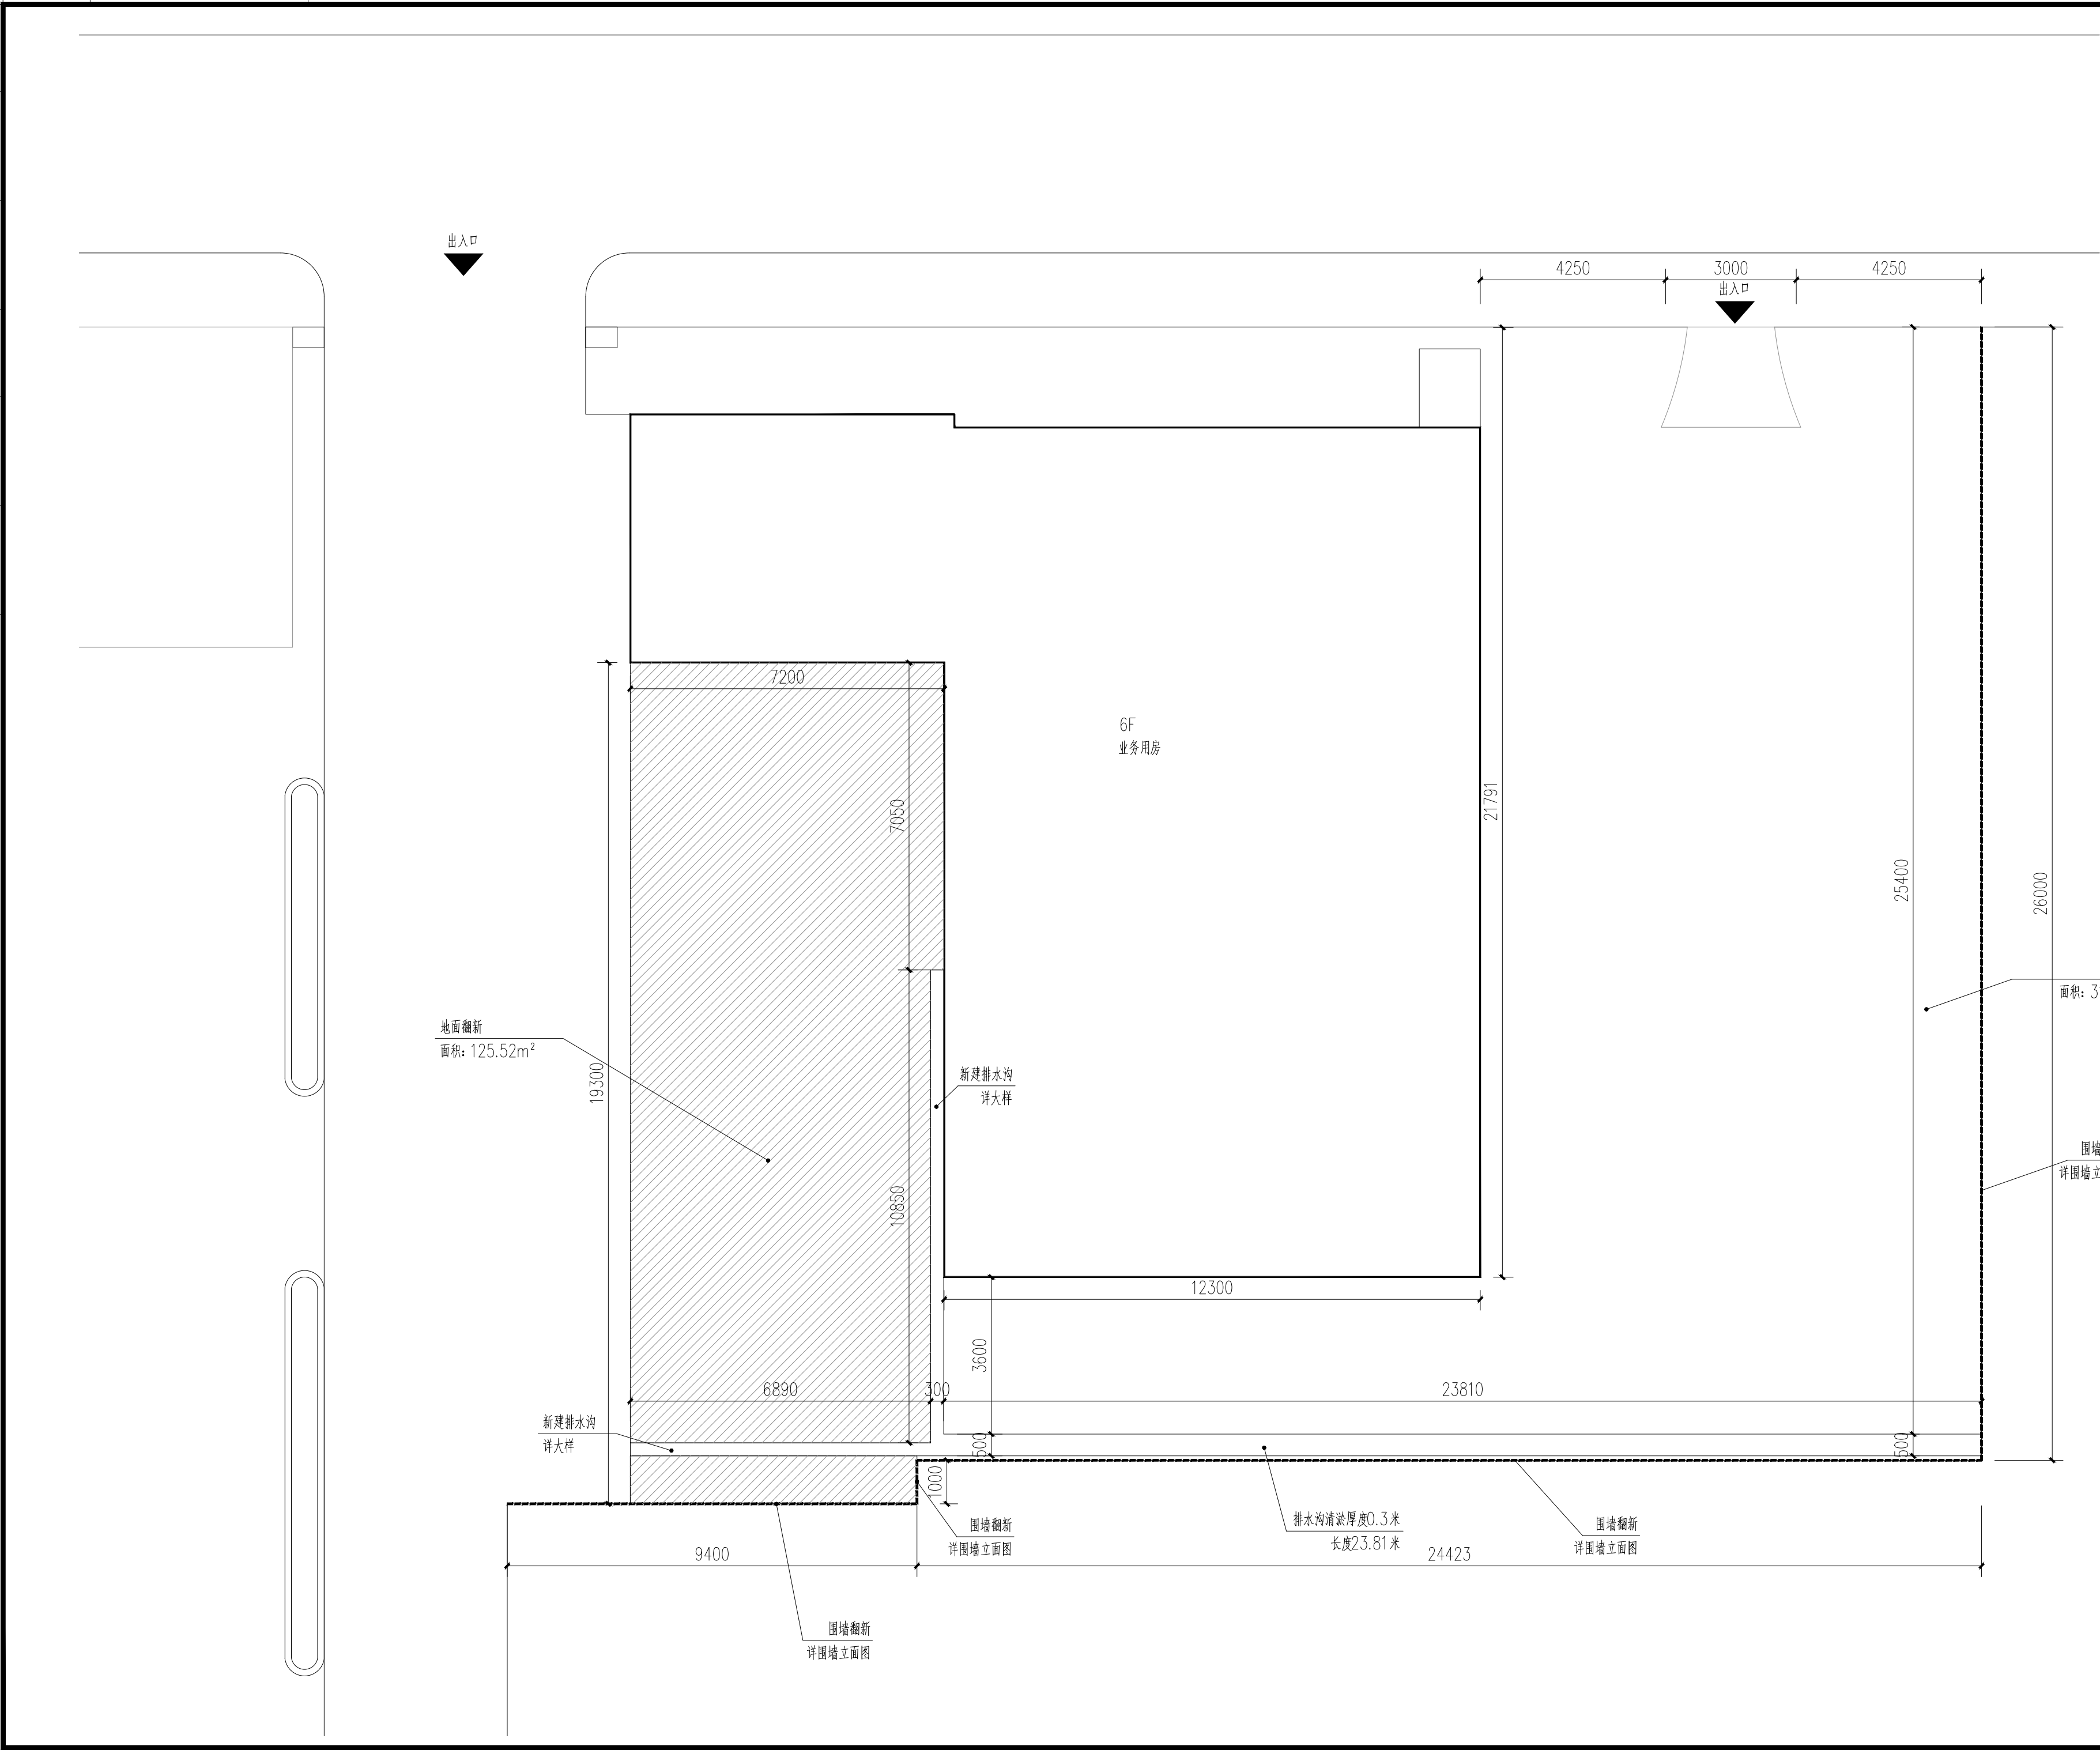

正宇设计有限公司  
ZHENGYU DESIGN

工程设计资质证书：A252031683  
建筑行业乙级 市政行业乙级  
农林行业（农业综合开发生态工程）专业乙级  
电力行业（风力发电、送电工程、新能源发电、变电工程）专业  
化工石油医药（石油及化工产品储运、化工矿山、炼油工程、  
化工工程）专业乙级

合作单位  
COOPERATOR

勘察设计专用章

注册执业章

05		
04		
03		
02		
01		

版次 REV.	日期 DATE	描 要 DESCRIPTION
------------	------------	--------------------

职 责 DUTY	姓 名 NAME	签 署 SIGNATURE
-------------	-------------	------------------

项目负责人 MANAGER	曹林杰	曹林杰
	肖霞芳	肖霞芳

审 定 APPROVAL	阳满红	阳满红
-----------------	-----	-----

审 核 CHECK	罗海燕	罗海燕
--------------	-----	-----

专业负责人 ARCH.CHIEF	姜 华	姜 华
---------------------	-----	-----

校 对 PROOF	孙 田	孙 田
--------------	-----	-----

设 计 DESIGN	吕文林	吕文林
---------------	-----	-----

制 图 DRAWING	韦耀东	韦耀东
----------------	-----	-----

建设单位 C.C

防城港市防城区妇幼保健院

项目名称 PROJECT

防城港市防城区妇幼保健院  
业务用房改造项目

图名 TITLE

总平面布置图2

工程编号  
PROJ.NO.

阶段  
STATUS

施工图

版次  
REV.

01

图别  
D.S


 
建筑

日期  
DATE

2025.09

图号  
DWG.NO.

FS-03

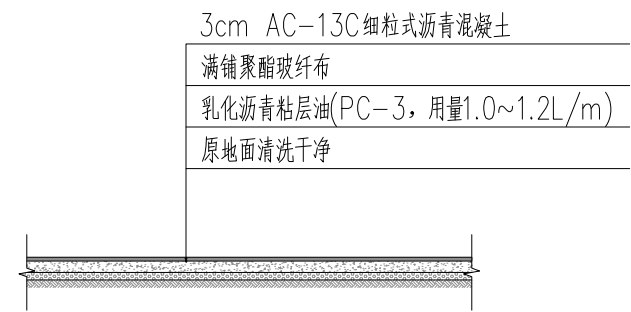

### 地面翻新做法大样图 1:100

工程设计资质证书: A252031683  
建筑行业乙级 市政行业乙级  
农林行业(农业综合开发生态工程)专业乙级  
电力行业(风力发电、送电工程、新能源发电、变电工程)专业  
化工石油医药(石油及化工产品储运、化工矿山、炼油工程、  
化工工程)专业乙级

合作单位  
COOPERATOR

勘察设计专用章

注册执业章

05		
04		
03		
02		
01		

版次 REV.	日期 DATE	摘 要 DESCRIPTION	
职 责 DUTY	姓 名 NAME	签 署 SIGNATURE	
项目负责人 MANAGER	曹林杰	曹林杰	
审 定 APPROVAL	肖霞芳	肖霞芳	
审 核 CHECK	阳满红	阳满红	
专业负责人 ARCH.CHEF	罗海燕	罗海燕	
校 对 PROOF	姜 华	姜 华	
设 计 DESIGN	孙 田	孙 田	
制 图 DRAWING	吕文林	吕文林	
	韦耀东	韦耀东	

建设单位 C.C

防城港市防城区妇幼保健院

项目名称 PROJECT

防城港市防城区妇幼保健院  
业务用房改造项目

图名 TITLE

围墙立面图  
排水沟大样图

工程编号 PROJ.NO.			
阶段 STATUS	施工图	版次 REV.	01
图别 D.S	建筑	日期 DATE	2025.09
图号 DWG. NO.		FS-04	