

广西艺术学院民族艺术教育教学综合楼提升工程
(舞台设备部分)

招 标 图

设计号: ZW-HF2024-014

版本号: A

第一册 共一册



成都西南交通大学设计研究院有限公司

Southwest Jiaotong University Chengdu

Design Institute Co., Ltd.


2024年12月 成都

序号	图纸编号	图纸说明	初设图	施工图	修改附录	图幅
P01	JX-ML	舞台机械图纸目录				A0
P02	YCJX-01	音乐舞蹈演出厅台下设备平面布置图				A0
P03	YCJX-02	音乐舞蹈演出厅舞台木地板范围图				A0
P04	YCJX-03	音乐舞蹈演出厅台上设备平面布置图				A0
P05	YCJX-04	音乐舞蹈演出厅舞台机械设备纵剖面布置图				A0
P06	YCJX-05	音乐舞蹈演出厅舞台机械设备正剖面布置图				A0
P07	YCJX-06	音乐舞蹈演出厅舞台机械控制系统图				A0
P08	YCJX-07	音乐舞蹈演出厅舞台单机控制原理图				A0
P09	PLJX-01	音乐排练厅舞台机械平面布置图				A0
P10	PLJX-02	音乐排练厅舞台机械横剖面布置图				A0
P11	PLJX-03	音乐排练厅舞台机械纵剖面布置图				A0
P12	PLJX-04	音乐排练厅舞台机械控制系统图				A0
P13	PLJX-05	音乐排练厅舞台单机控制原理图				A0
P14	ZY-01	音乐舞蹈演出厅座椅平面布置图				A2
P15	ZY-02	音乐排练厅座椅平面布置图				A2
P16						
P17						
P18						
P19						
P20						
P21						
P22						
P23						
P24						
P25						
P26						
P27						
P28						
P29						
P30						
P31						
P32						
P33						
P34						
P35						
P36						
P37						
P38						
P39						
P40						
P41						
P42						
P43						
P44						
P45						
P46						
P47						
P48						

设计单位 DESIGN CORPORATION


 东南交通大学设计研究院有限公司
 Southeast Jiaotong University Design Institute Co., Ltd.
 证书编号: A151000419
 QUALIFICATION CERTIFICATE NO.
 证书等级: 建筑工程甲级
 QUALIFICATION CERTIFICATE GRADE

注册执业章 REGISTERED PRACTICE SIGNET	
姓名 NAME	
注册执业号 REGISTERED NO.	
注册证书号 CERTIFICATION NO.	
建设单位 CLIENT 广西艺术学院	
项目名称 PROJECT NAME 广西艺术学院民族艺术教育综合楼提升工程(舞台设备部分)	
子项名称 SUB-PROJECT	
图纸名称 DRAWING TITLE 舞台机械图纸目录	
单位: UNIT	比例: SCALE
设计号 PROJECT NO. ZH-HF2024-014	
项目负责人 PROJECT LEADER	韩安 
专业负责人 DIVISION CHIEF	康宇奇 
设计 DESIGNED BY	王野 
校对 CHECKED BY	康宇奇 
审核 CHECKED BY	韩安 
审定 APPROVED BY	徐广勇 
图号 Dwg. No.	图别 Dwg. Type
版本号 Ver.	日期 DATE
A	2024.12

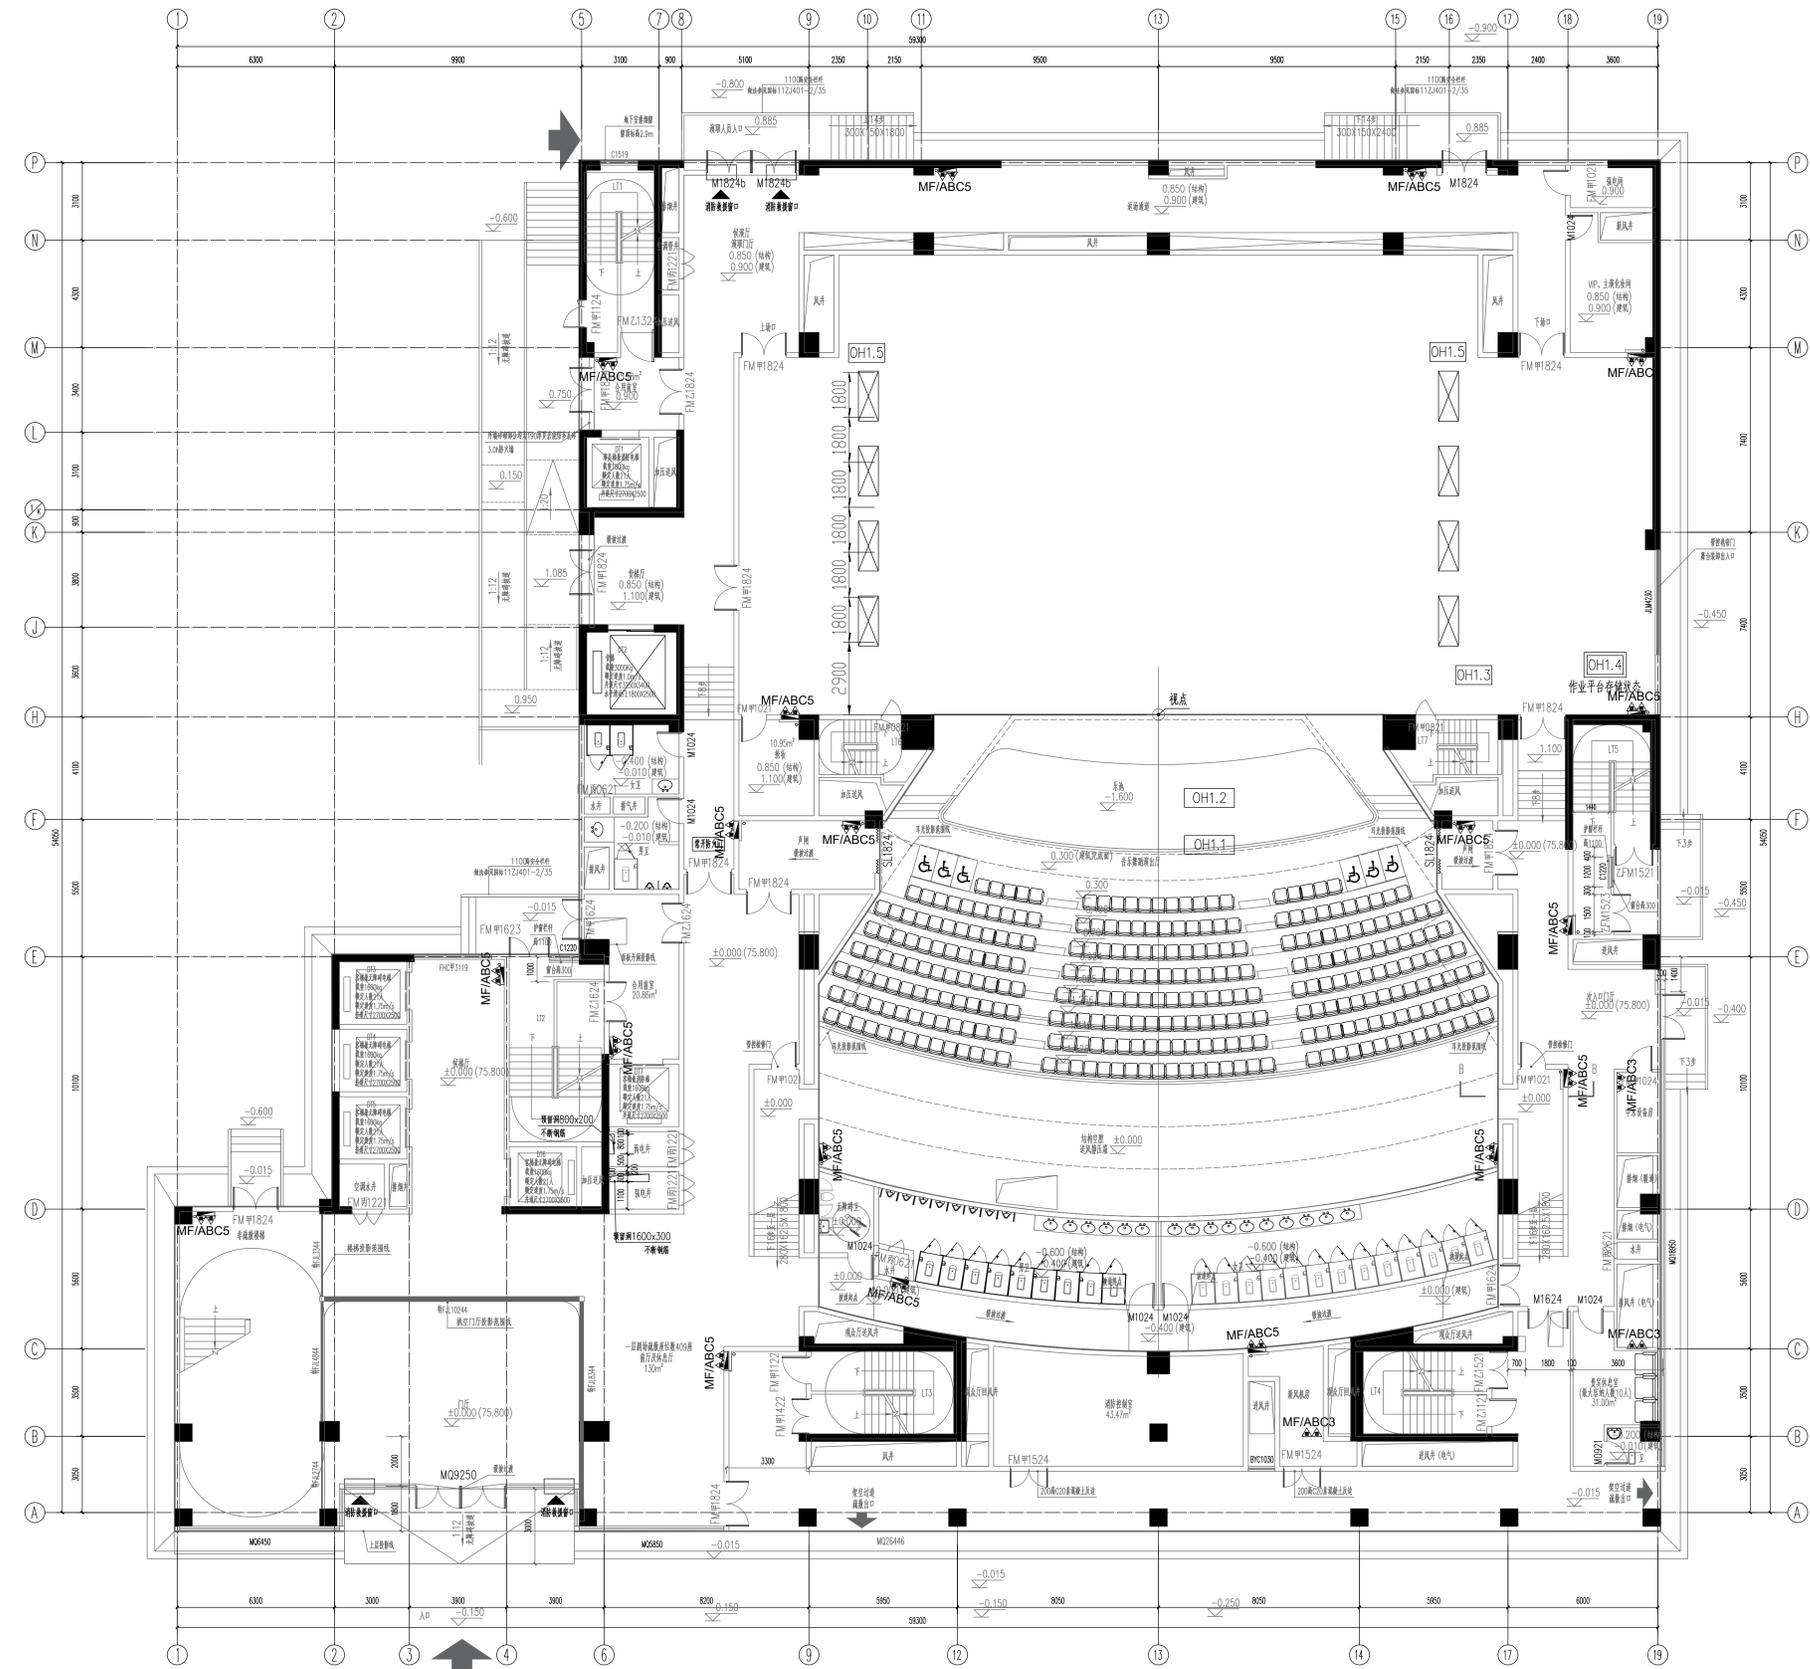


序号	编号	设备名称	单位	数量
1	OH1.1	乐池升降栏杆	套	1
2	OH1.2	乐池升降台	套	1
3	OH1.3	舞台木地板	套	1
4	OH1.4	升降作业平台	套	1
5	OH1.5	移动灯光架	套	8
6	OH1.6	台下机械电气和控制系统	套	1

注册执业章 REGISTERED PRACTICE SIGNET	
姓名 NAME	
注册执业号 REGISTERED NO.	
注册证书号 CERTIFICATION NO.	
建设单位 CLIENT	广西艺术学院
项目名称 PROJECT NAME	广西艺术学院民族艺术教育综合楼提升工程(舞台设备部分)
子项名称 SUB-PROJECT	
图纸名称 DRAWING TITLE 音乐舞蹈演出厅 台下设备平面布置图	
单位 UNIT	比例 SCALE
设计号 PROJECT NO.	ZH-HF-2024-014
项目负责人 PROJECT LEADER	韩安 韩安
专业负责人 DIVISION CHIEF	康宇奇 康宇奇
设计 DESIGNED BY	王野 王野
校对 CHECKED BY	康宇奇 康宇奇
审核 CHECKED BY	韩安 韩安
审定 APPROVED BY	徐广勇 徐广勇
图号 DRAWING NO.	图别 DRAWING TYPE
版本号 VERSION	日期 DATE
A	机械 2024.12

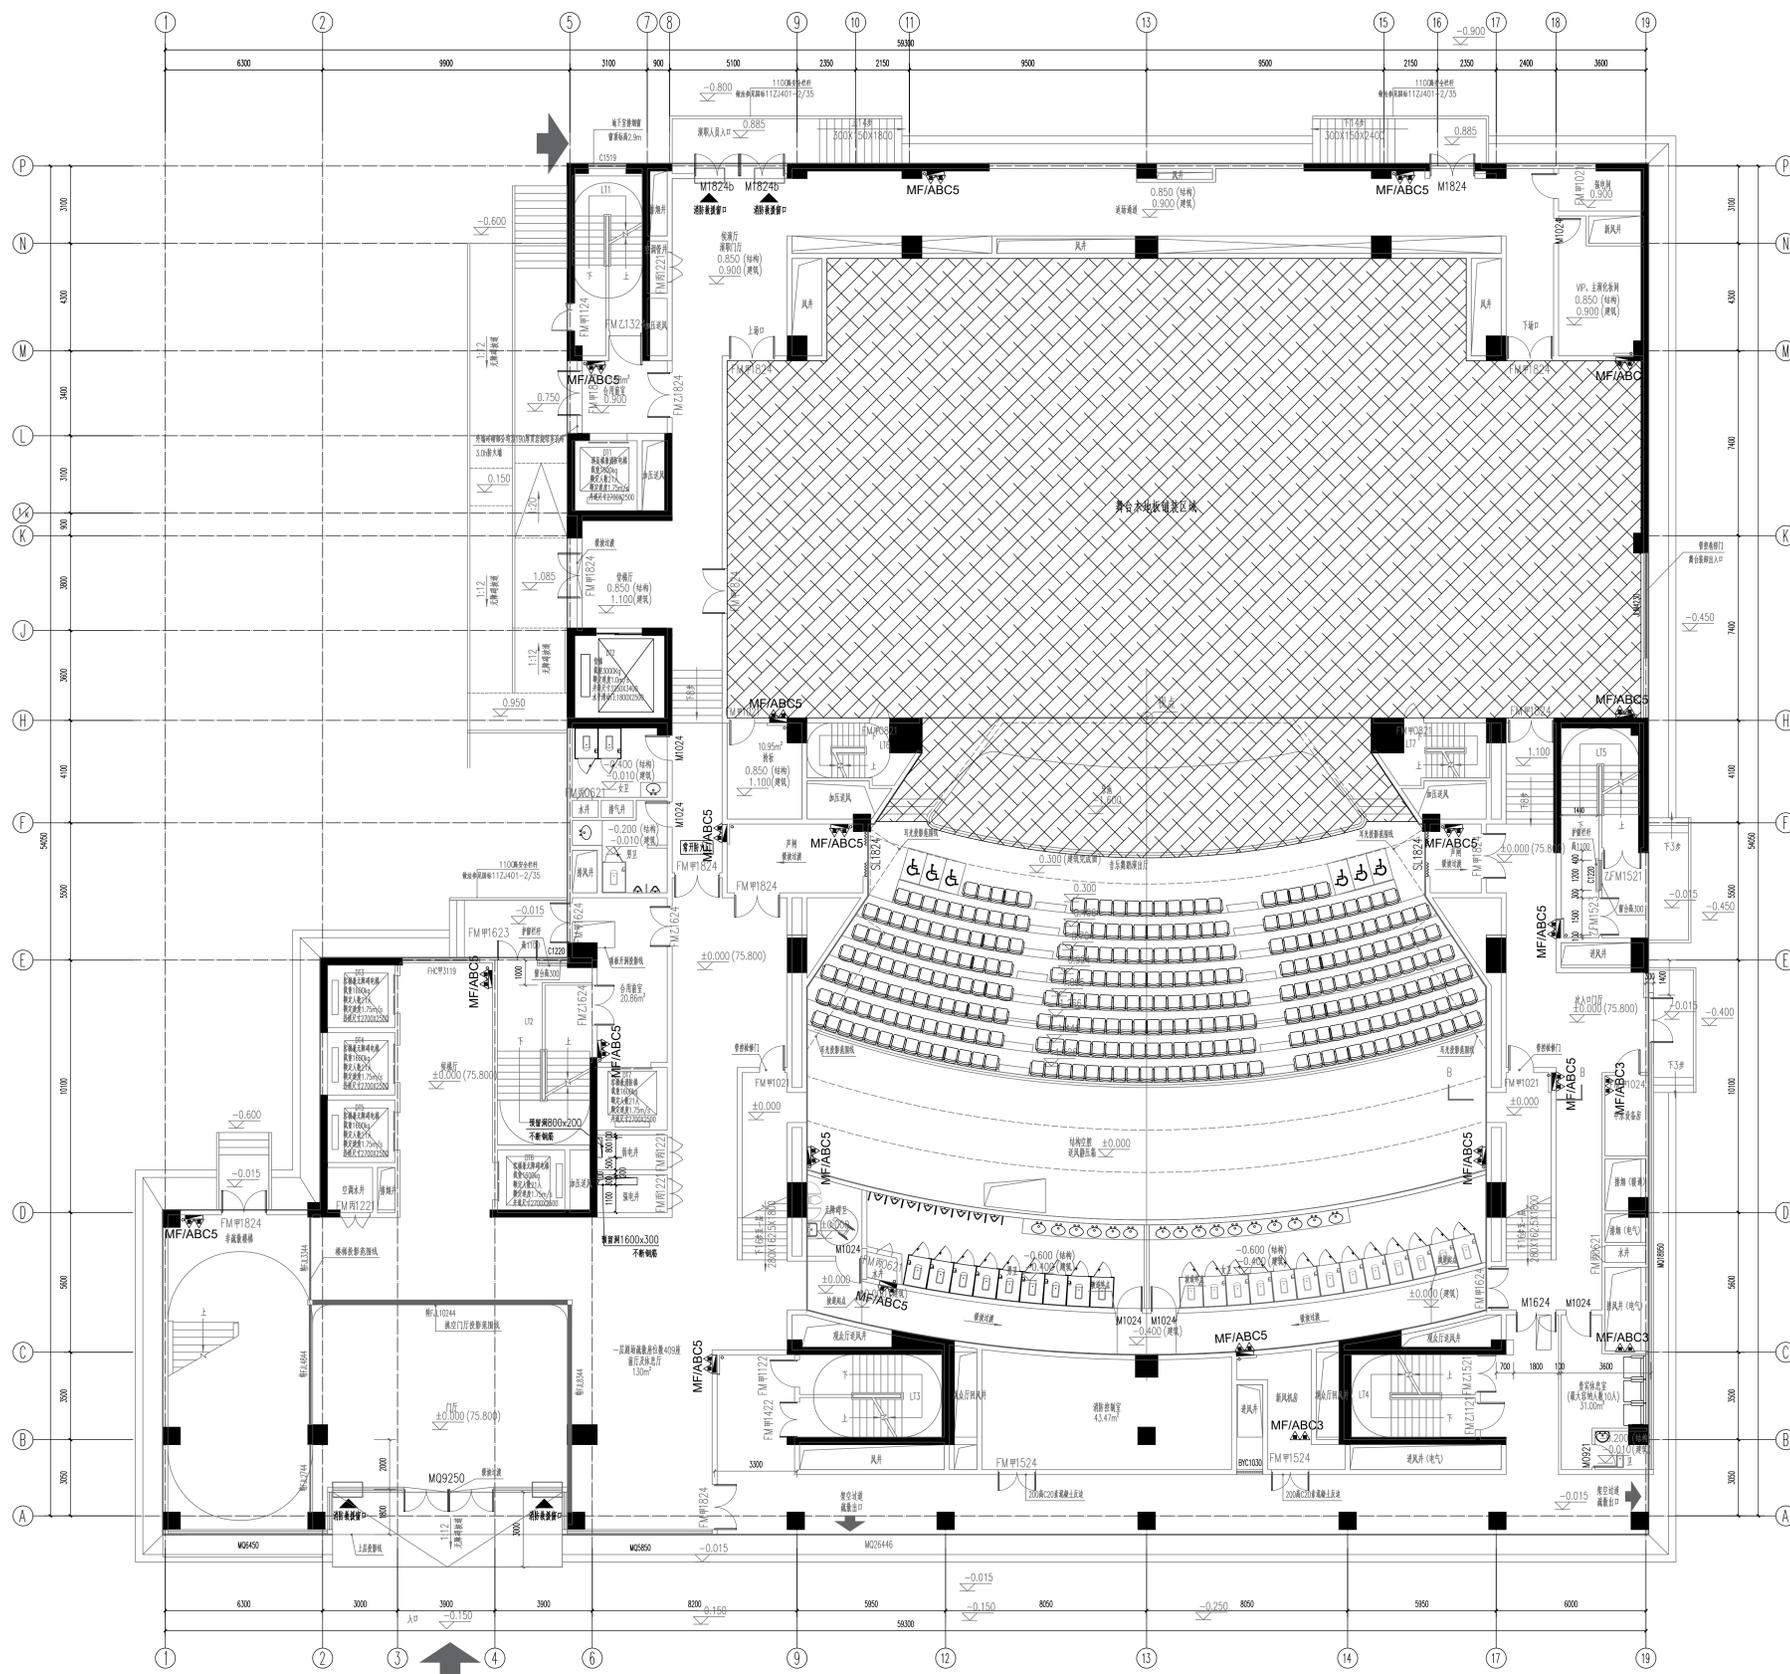


注册执业章 REGISTERED PRACTICE SIGNET	
姓名 NAME	
注册执业号 注册编号 REGISTERED NO.	
建设单位 CLIENT	广西艺术学院
项目名称 PROJECT NAME	广西艺术学院民族艺术教育综合楼 楼提升工程(舞台设备部分)
子项名称 SUB-PROJECT	
图纸名称 DRAWING TITLE	
音乐舞蹈演出厅 舞台木地板范围图	
单位: UNIT	比例: SCALE
设计号 PROJECT NO.	ZH-HF-2024-014
项目负责人 PROJECT LEADER	韩安 韩安
专业负责人 DIVISION CHIEF	康宇奇 康宇奇
设计 DESIGNED BY	王野 王野
校对 CHECKED BY	康宇奇 康宇奇
审核 CHECKED BY	韩安 韩安
审定 APPROVED BY	徐广勇 徐广勇
图号 DRAWING NO.	图别 DRAWING TYPE
版本号 VERSION	日期 DATE
A	2024.12

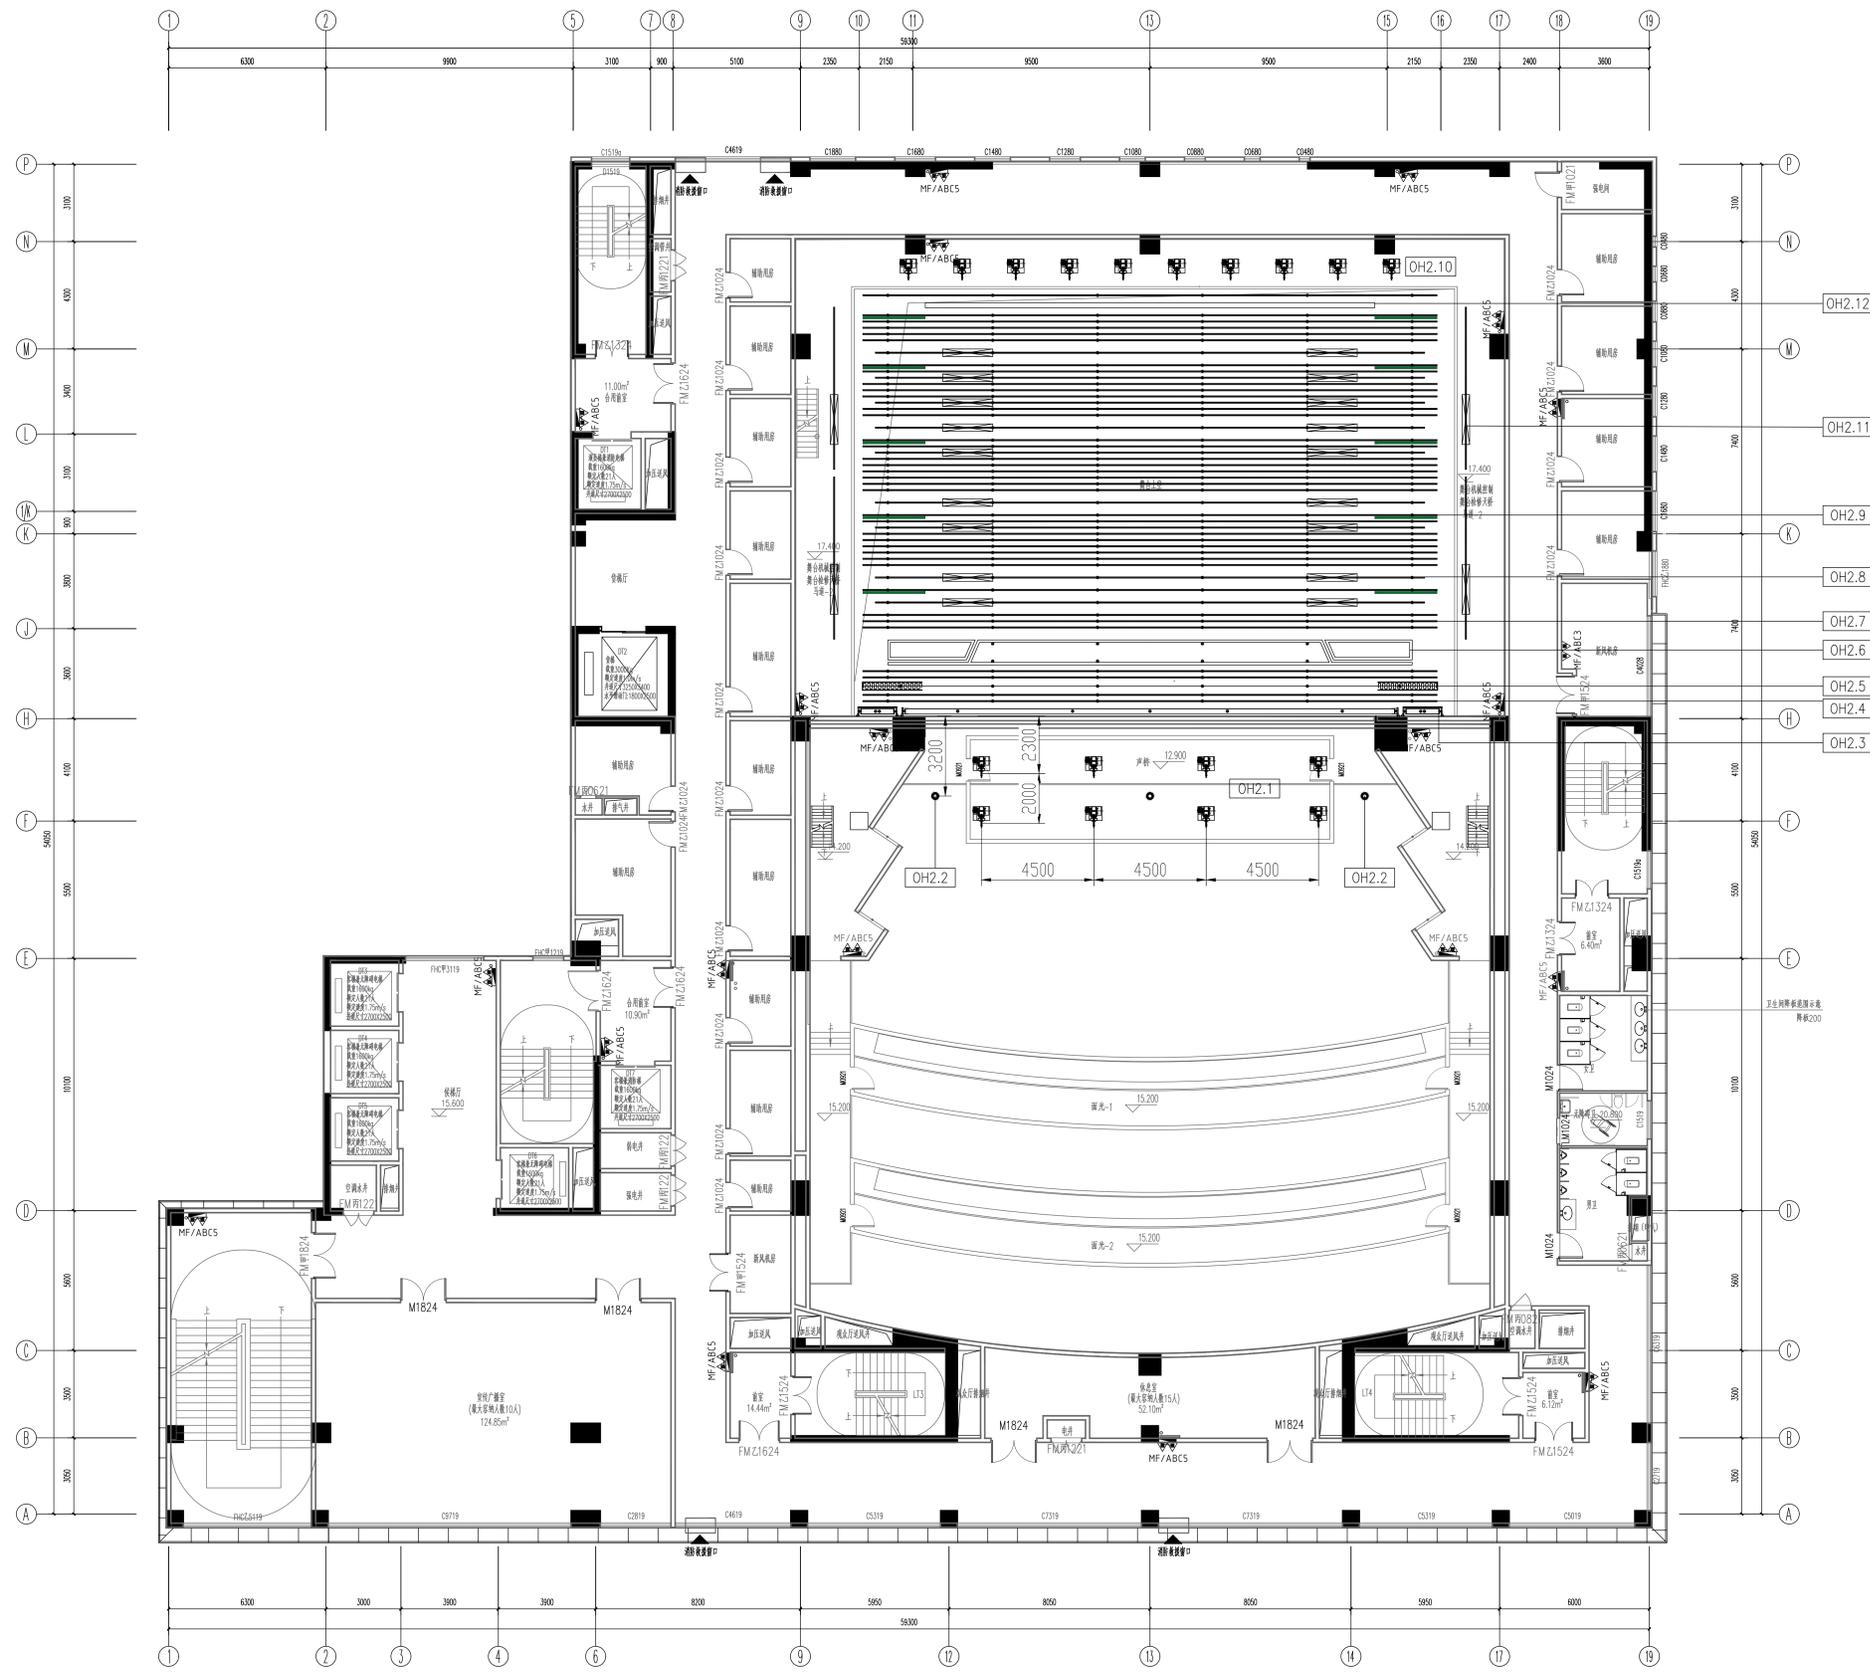


序号	编号	设备名称	单位	数量
1	OH2.1	台口外单点吊机	套	8
2	OH2.2	音箱链式吊机	套	3
3	OH2.3	台口防火幕	套	1
4	OH2.4	会标/前檐幕吊杆	套	2
5	OH2.5	大幕机	套	1
6	OH2.6	假台口	套	1
7	OH2.7	电动吊杆	套	35
8	OH2.8	灯光吊杆	套	9
9	OH2.9	曳引式舞台吊发装置	套	1
10	OH2.10	主舞台单点吊机	套	10
11	OH2.11	侧灯光吊排	套	4
12	OH2.12	背景屏升降装置	套	1
13	OH2.13	台上机械电气控制系统	套	1
14	OH2.14	舞台幕布	套	1

注册执业章 REGISTERED PRACTICE SIGNET	
姓名 NAME	
注册执业号 注册日期	
注册证书号 CERTIFICATION NO.	
建设单位 CLIENT	广西艺术学院
项目名称 PROJECT NAME	广西艺术学院民族艺术教育综合 楼提升工程(舞台设备部分)
子项名称 SUB-PROJECT	
图纸名称 DRAWING TITLE 音乐舞蹈演出厅 台上设备平面布置图	
单位 SCALE	比例 SCALE
设计号 PROJECT NO.	ZH-HF2024-014
项目负责人 PROJECT LEADER	韩安
专业负责人 DIVISION CHIEF	康宇奇
设计 DESIGNED BY	王野
校对 CHECKED BY	康宇奇
审核 CHECKED BY	韩安
审定 APPROVED BY	徐广勇
图号 DRAWING NO.	图别 DRAWING TYPE
版本号 VERSION	日期 DATE
A	机械 2024.12

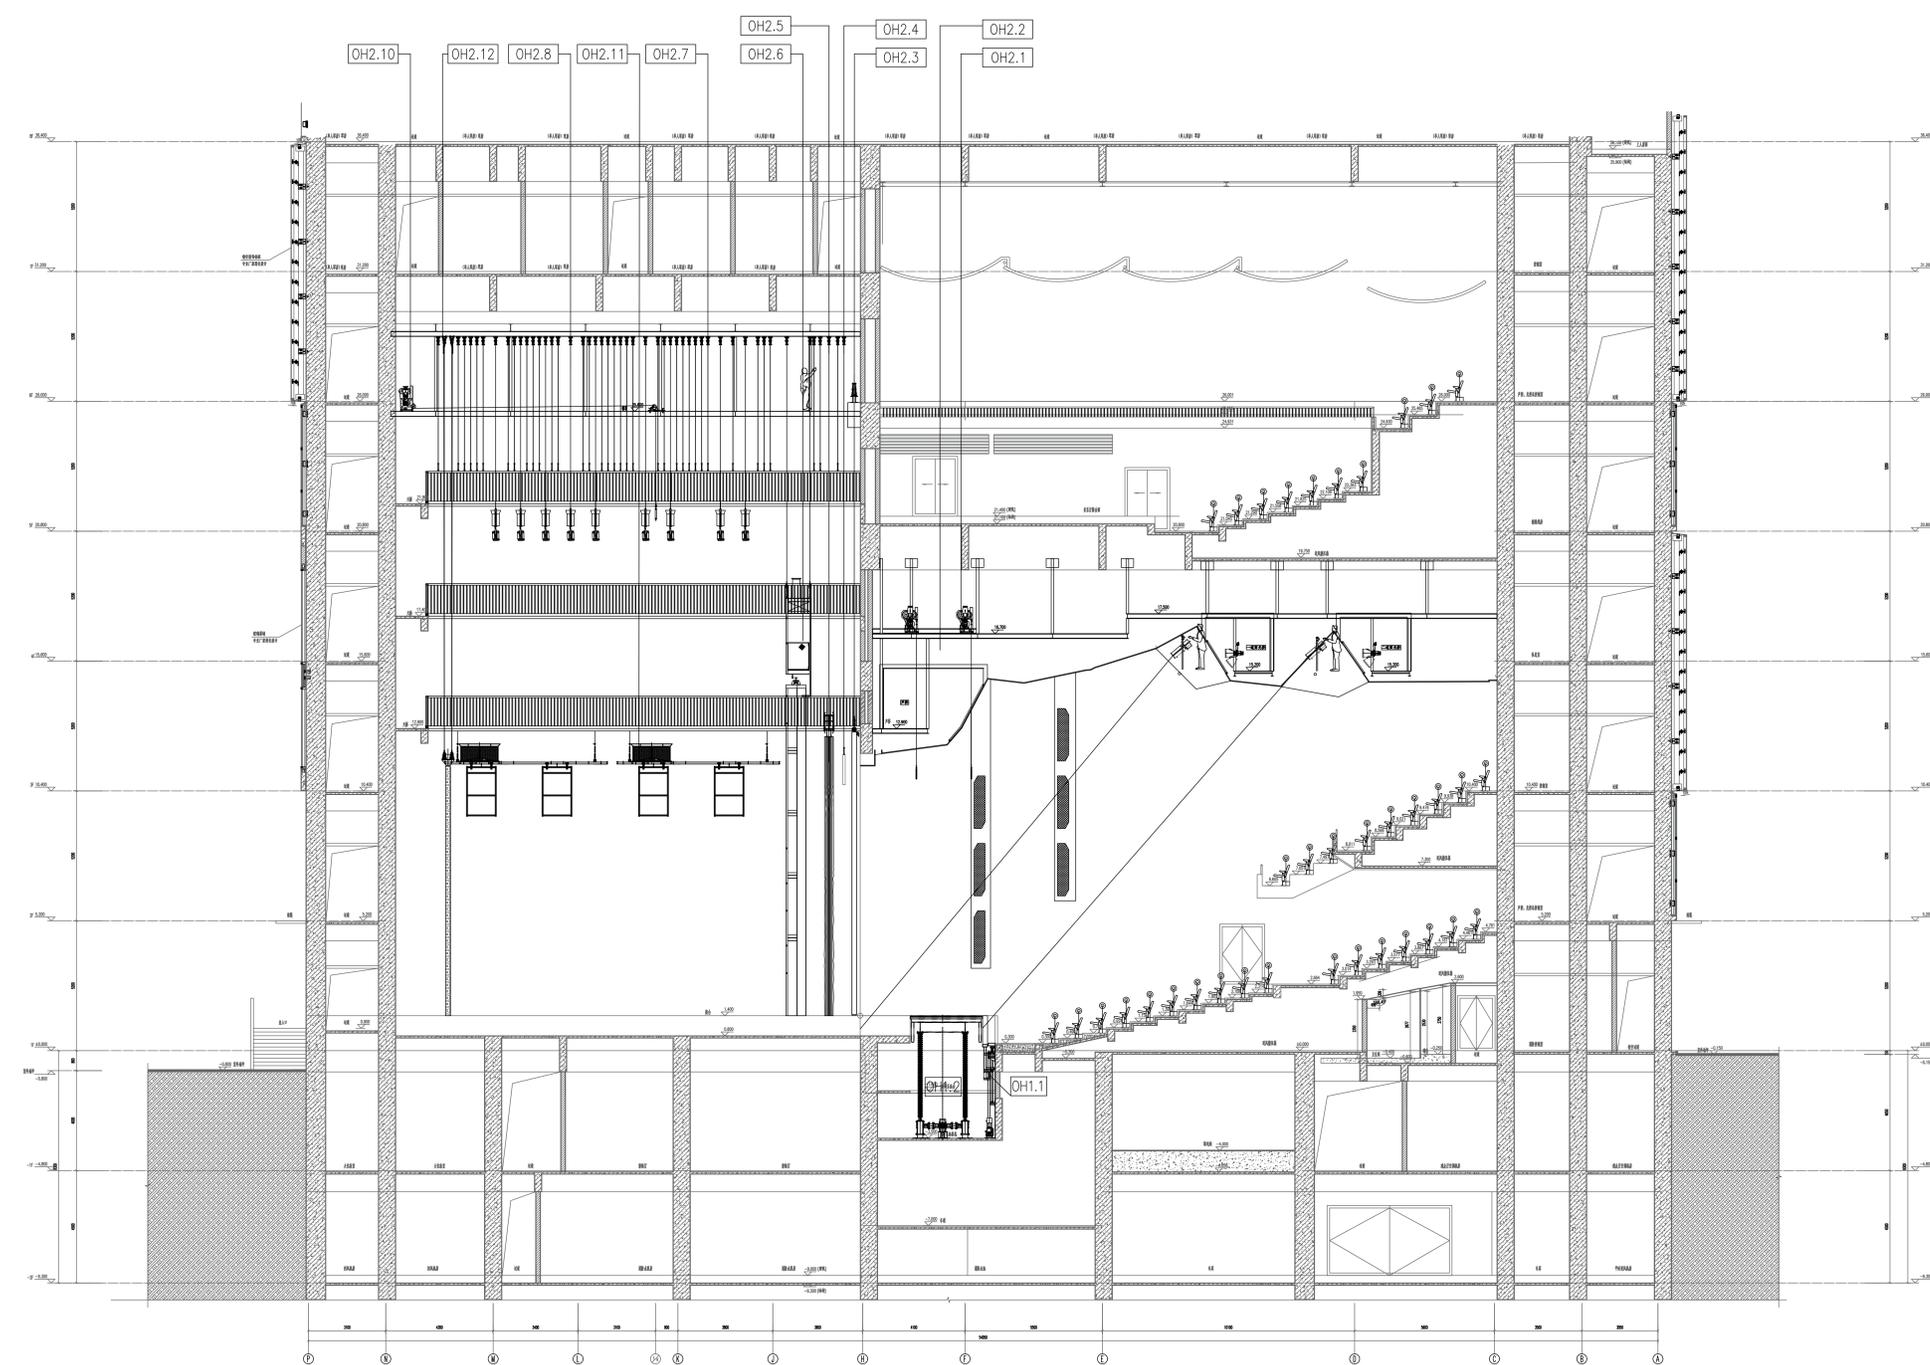

序号	编号	设备名称	单位	数量
1	OH2.1	台口外单点吊机	套	8
2	OH2.2	音箱链式吊机	套	3
3	OH2.3	台口防火幕	套	1
4	OH2.4	会标/前幕幕吊杆	套	2
5	OH2.5	大幕机	套	1
6	OH2.6	假台口	套	1
7	OH2.7	电动吊杆	套	35
8	OH2.8	灯光吊杆	套	9
9	OH2.9	曳引式舞台吊麦装置	套	1
10	OH2.10	主舞台单点吊机	套	10
11	OH2.11	侧灯光吊排	套	4
12	OH2.12	背景屏升降装置	套	1
13	OH2.13	台上机械电气控制系统	套	1
14	OH2.14	舞台幕布	套	1

注册执业章 REGISTERED PRACTICE SIGNET	
姓名 NAME	
注册执业号 REGISTERED NO.	
注册证书号 REGISTERED CERTIFICATE NO.	
建设单位 CLIENT	广西艺术学院
项目名称 PROJECT NAME	广西艺术学院民族艺术教育综合 楼提升工程(舞台设备部分)
子项名称 SUB-PROJECT	
图纸名称 DRAWING TITLE	音乐舞蹈演出厅 舞台机械设备纵剖面布置图
单位: UNIT	比例: SCALE
设计号 PROJECT NO.	ZH-HF2024-014
项目负责人 PROJECT LEADER	韩安 韩安
专业负责人 DIVISION CHIEF	董宇奇 董宇奇
设计 DESIGNED BY	王野 王野
校对 CHECKED BY	董宇奇 董宇奇
审核 CHECKED BY	韩安 韩安
审定 APPROVED BY	徐广勇 徐广勇
图号 DRAWING NO.	图别 DRAWING TYPE
版本号 VERSION	日期 DATE
A	机械 2024.12

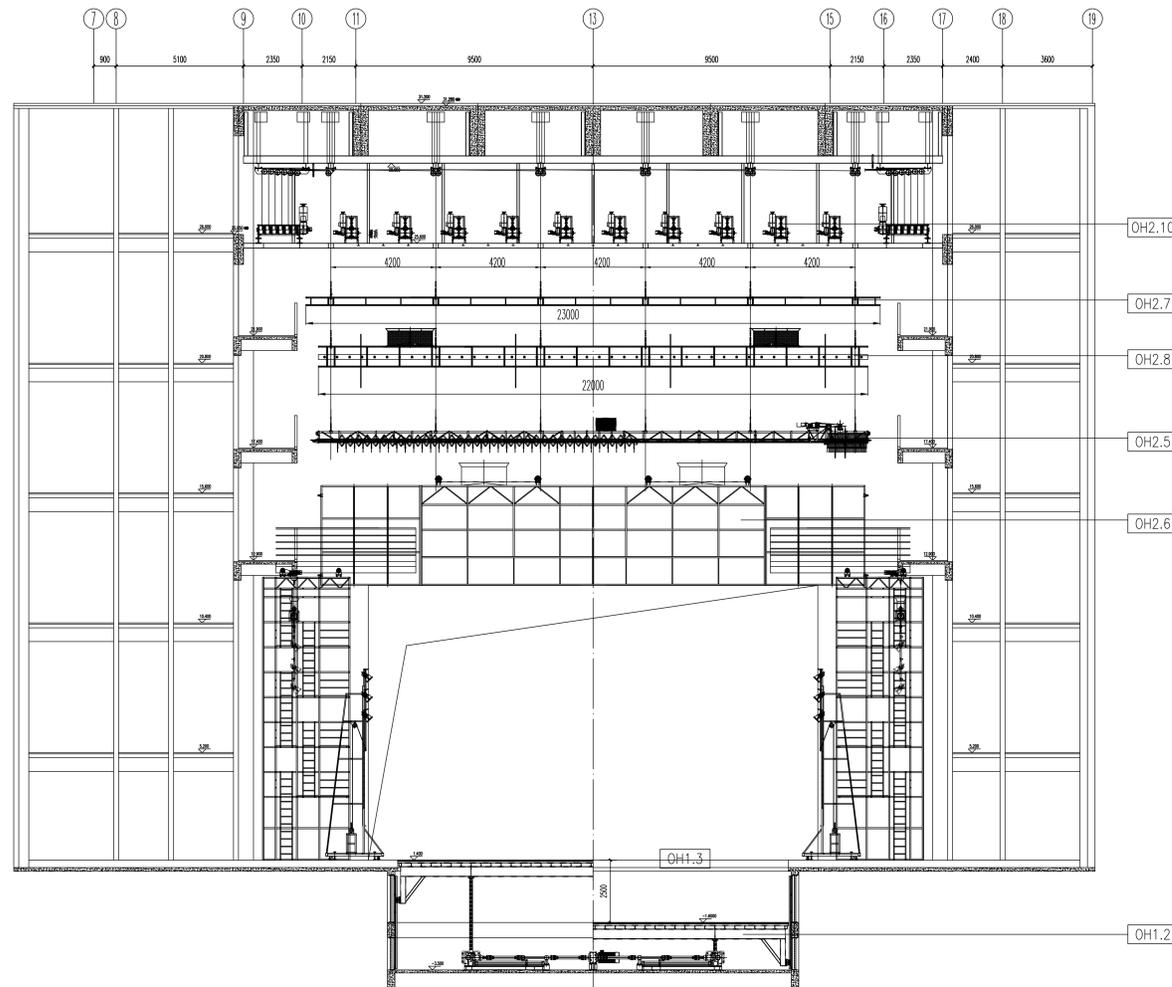


序号	编号	设备名称	单位	数量
1	OH2.1	台口外单点吊机	套	8
2	OH2.2	音箱链式吊机	套	3
3	OH2.3	台口防火幕	套	1
4	OH2.4	会标/前檐幕吊杆	套	2
5	OH2.5	大幕机	套	1
6	OH2.6	假台口	套	1
7	OH2.7	电动吊杆	套	35
8	OH2.8	灯光吊杆	套	9
9	OH2.9	曳引式舞台吊麦装置	套	1
10	OH2.10	主舞台单点吊机	套	10
11	OH2.11	侧灯光吊排	套	4
12	OH2.12	背景屏升降装置	套	1
13	OH2.13	台上机械电气和控制系统	套	1
14	OH2.14	舞台幕布	套	1

序号	编号	设备名称	单位	数量
1	OH1.1	乐池升降栏杆	套	1
2	OH1.2	乐池升降台	套	1
3	OH1.3	舞台木地板	套	1
4	OH1.4	升降作业平台	套	1
5	OH1.5	移动灯光架	套	8
6	OH1.6	台下机械电气和控制系统	套	1


注册执业章 REGISTERED PRACTICE SIGNET	
姓名 NAME	
注册执业号 REGISTERED NO.	
注册证书号 CERTIFICATION NO.	
建设单位 CLIENT 广西艺术学院	
项目名称 PROJECT NAME 广西艺术学院民族艺术教育综合 楼提升工程(舞台设备部分)	
子项名称 SUB-PROJECT	
图纸名称 DRAWING TITLE 音乐舞蹈演出厅 舞台机械设备正剖面布置图	
单位 UNIT	比例 SCALE
设计号 PROJECT NO. ZH-HF2024-014	
项目负责人 PROJECT LEADER	韩安 韩安
专业负责人 DIVISION CHIEF	董宇奇 董宇奇
设计 DESIGNED BY	王野 王野
校对 CHECKED BY	董宇奇 董宇奇
审核 CHECKED BY	韩安 韩安
审定 APPROVED BY	徐广勇 徐广勇
图号 DRAWING NO.	图别 DRAWING TYPE
版本号 VERSION	日期 DATE
A	机械 2024.12

图例会签生 建 院 结 构 电 气 水 暖 电 梯 理

设计单位 DESIGN CORPORATION
东南大学设计研究院有限公司
Southeast University Design Institute Co., Ltd.
证书编号: A151000419
QUALIFICATION CERTIFICATE NO.
证书等级: 建筑工程甲级
QUALIFICATION CERTIFICATE GRADE

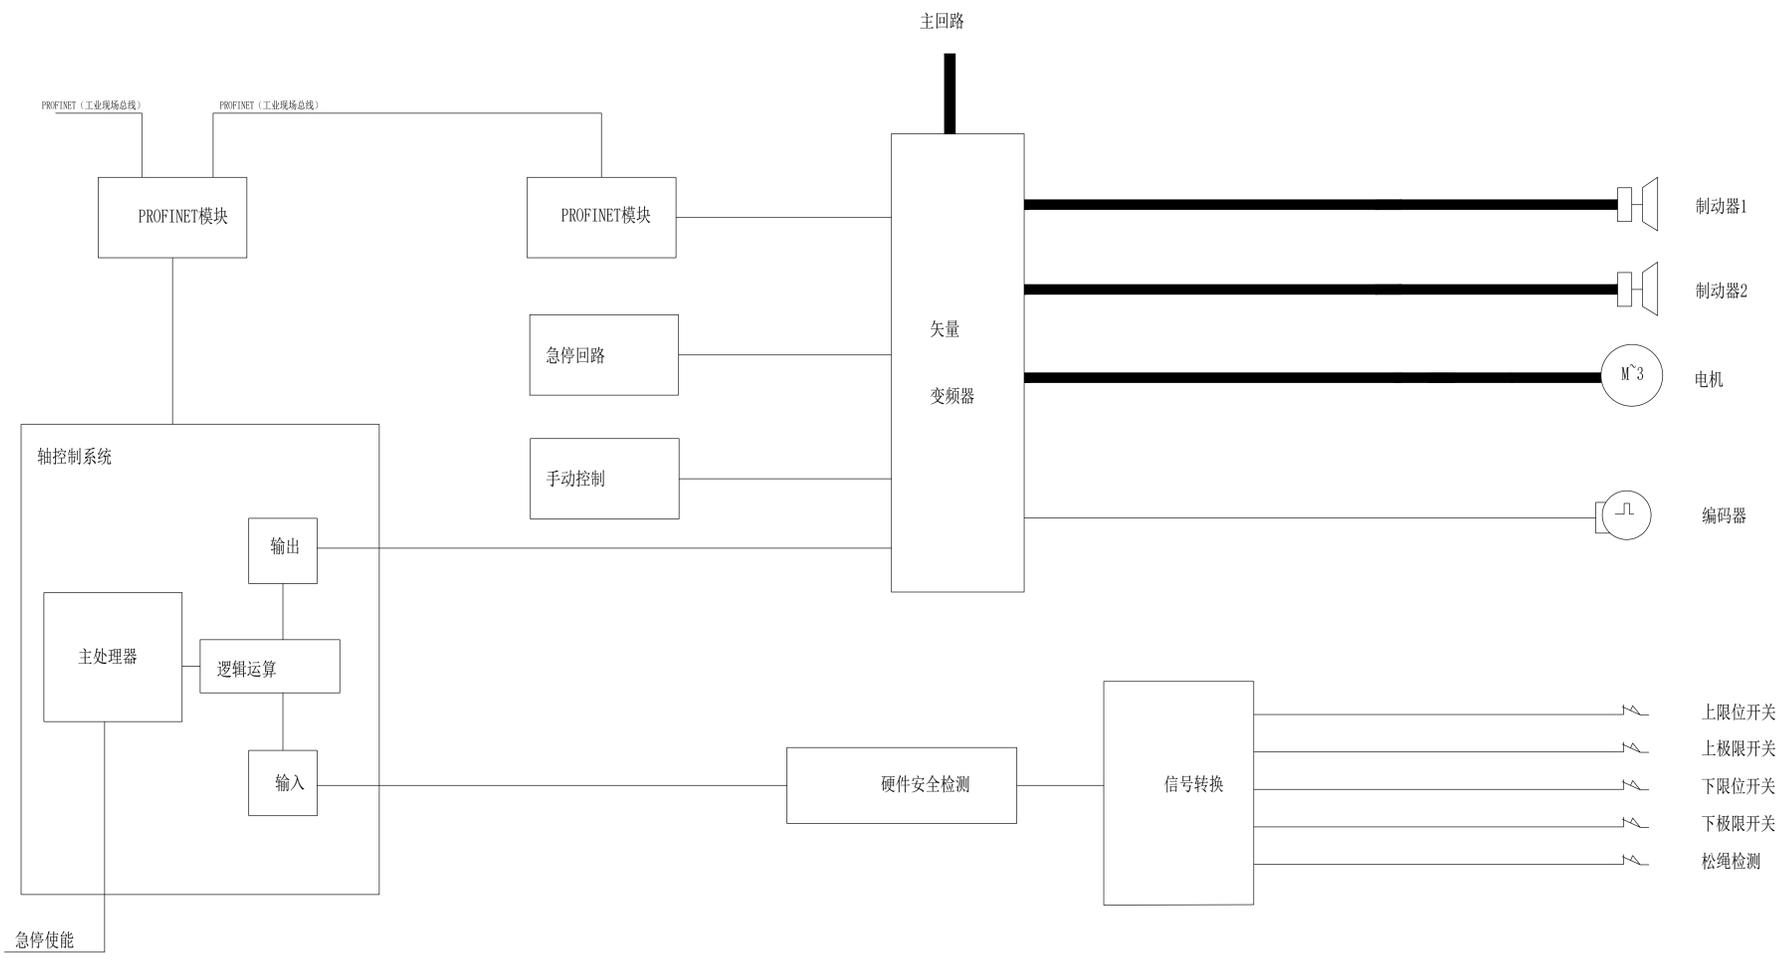


注册执业章 REGISTERED PRACTICE SIGNET	
姓名 NAME	
注册执业号 REGISTERED NO.	
注册证书号 CERTIFICATION NO.	
建设单位 CLIENT 广西艺术学院	
项目名称 PROJECT NAME 广西艺术学院民族艺术教育综合 楼提升工程(舞台设备部分)	
子项名称 SUB-PROJECT	
图纸名称 DRAWING TITLE 音乐舞蹈演出厅 舞台单机控制原理图	
单位: UNIT	比例: SCALE
设计号 PROJECT NO. ZH-HF2024-014	
项目负责人 PROJECT LEADER	韩安 韩安
专业负责人 DIVISION CHIEF	董宇琦 董宇琦
设计 DESIGNED BY	王野 王野
校对 CHECKED BY	董宇琦 董宇琦
审核 CHECKED BY	韩安 韩安
审定 APPROVED BY	徐广勇 徐广勇
图号 Dwg No.	图别 Dwg Type
版本号 Ver.	日期 DATE
A	2024.12

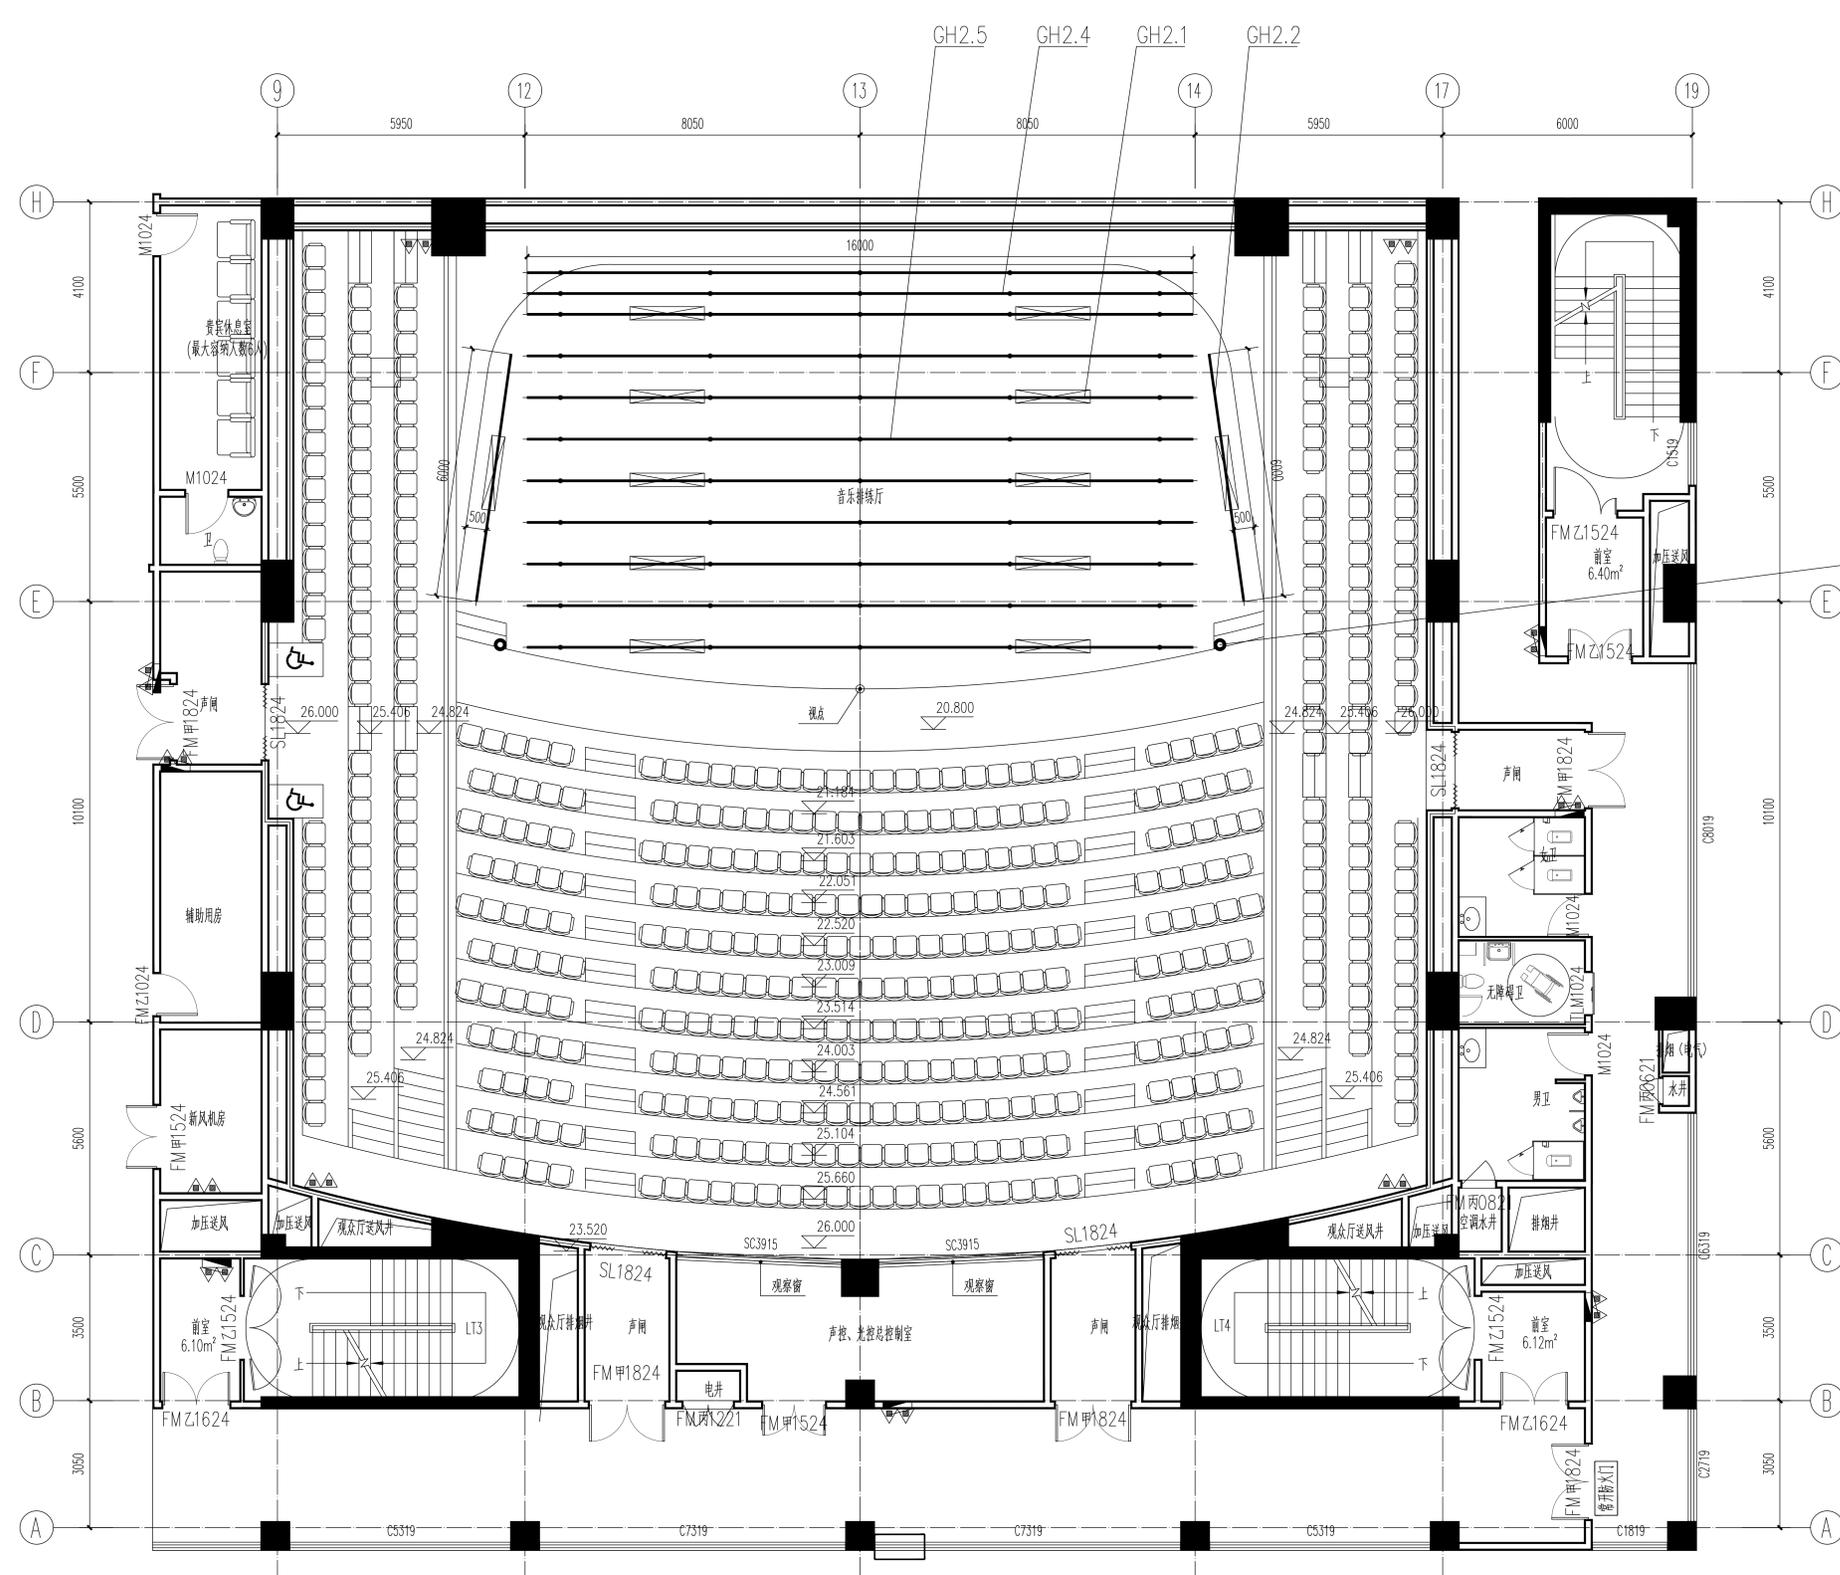


编号	名称	单位	数量
GH2.1	灯光吊杆	套	5
GH2.2	侧灯光吊杆	套	2
GH2.3	音响链式吊机	套	2
GH2.4	电动吊杆	套	2
GH2.5	自动返声罩机械(含罩体)	套	4
GH2.6	舞台机械电气及控制系统	套	1
GH2.7	舞台木地板	套	1
GH2.8	曳引式舞台吊表装置	套	1

注册执业章 REGISTERED PRACTICE SIGNET	
姓名 NAME	
注册执业号 注册编号 REGISTRATION NO.	
建设单位 CLIENT	广西艺术学院
项目名称 PROJECT NAME	广西艺术学院民族艺术教育综合 楼提升工程(舞台设备部分)
子项名称 SUB-PROJECT	
图纸名称 DRAWING TITLE	
音乐排练厅 舞台机械平面布置图	
单位: UNIT	比例: SCALE
设计号 PROJECT NO.	ZH-HF2024-014
项目负责人 PROJECT LEADER	韩安 韩安
专业负责人 DIVISION CHIEF	董宇奇 董宇奇
设计 DESIGNED BY	王野 王野
校对 CHECKED BY	董宇奇 董宇奇
审核 CHECKED BY	韩安 韩安
审定 APPROVED BY	徐广勇 徐广勇
图号 DRAWING NO.	图别 DRAWING TYPE
版本号 VERSION	日期 DATE
A	机械 2024.12

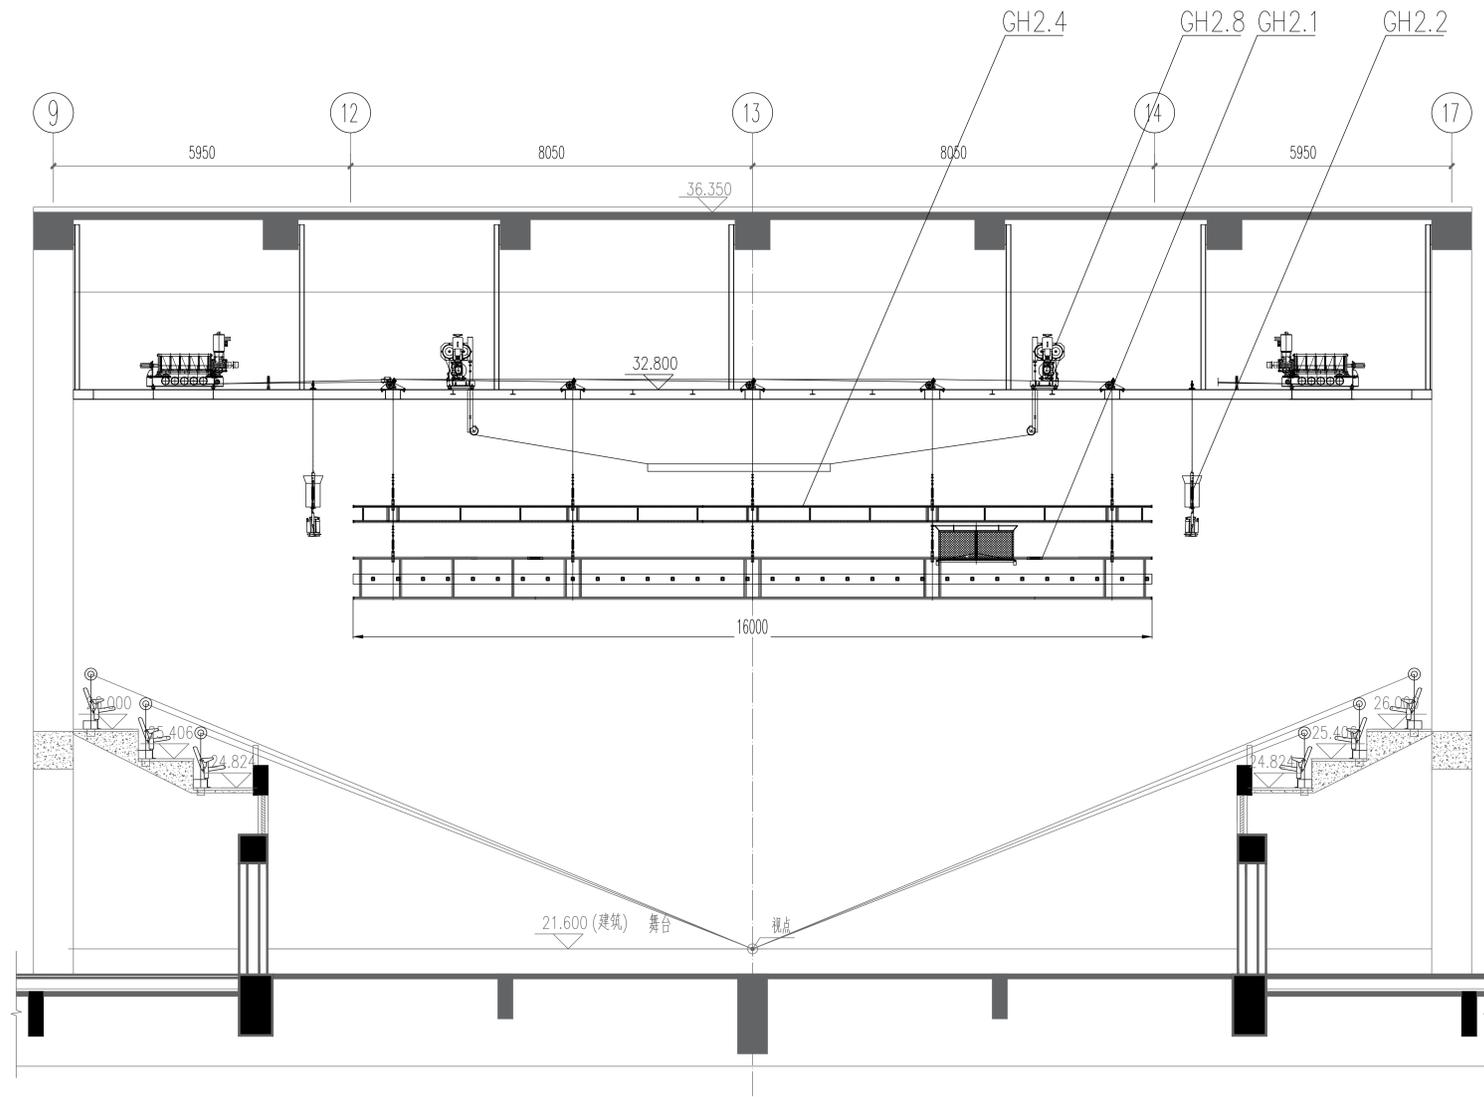


编号	名称	单位	数量
GH2.1	灯光吊杆	套	5
GH2.2	侧灯光吊杆	套	2
GH2.3	音响链式吊机	套	2
GH2.4	电动吊杆	套	2
GH2.5	自动调声罩机械(含罩体)	套	4
GH2.6	舞台机械电气及控制系统	套	1
GH2.7	舞台木地板	套	1
GH2.8	曳引式舞台罩装置	套	1

注册执业章 REGISTERED PRACTICE SIGNET	
姓名 NAME	
注册执业号 REGISTERED NO.	
注册证书号 CERTIFICATION NO.	
建设单位 CLIENT	广西艺术学院
项目名称 PROJECT NAME	广西艺术学院民族艺术教育综合 楼提升工程(舞台设备部分)
子项名称 SUB-PROJECT	
图纸名称 DRAWING TITLE	
音乐排练厅 舞台机械剖面布置图	
单位 UNIT	比例 SCALE
设计号 PROJECT NO.	ZH-HF2024-014
项目负责人 PROJECT LEADER	韩安 韩安
专业负责人 DIVISION CHIEF	董宇琦 董宇琦
设计 DESIGNED BY	王野 王野
校对 CHECKED BY	董宇琦 董宇琦
审核 CHECKED BY	韩安 韩安
审定 APPROVED BY	徐广勇 徐广勇
图号 DRAWING NO.	图别 DRAWING TYPE
版本号 VERSION	日期 DATE
A	机械 2024.12

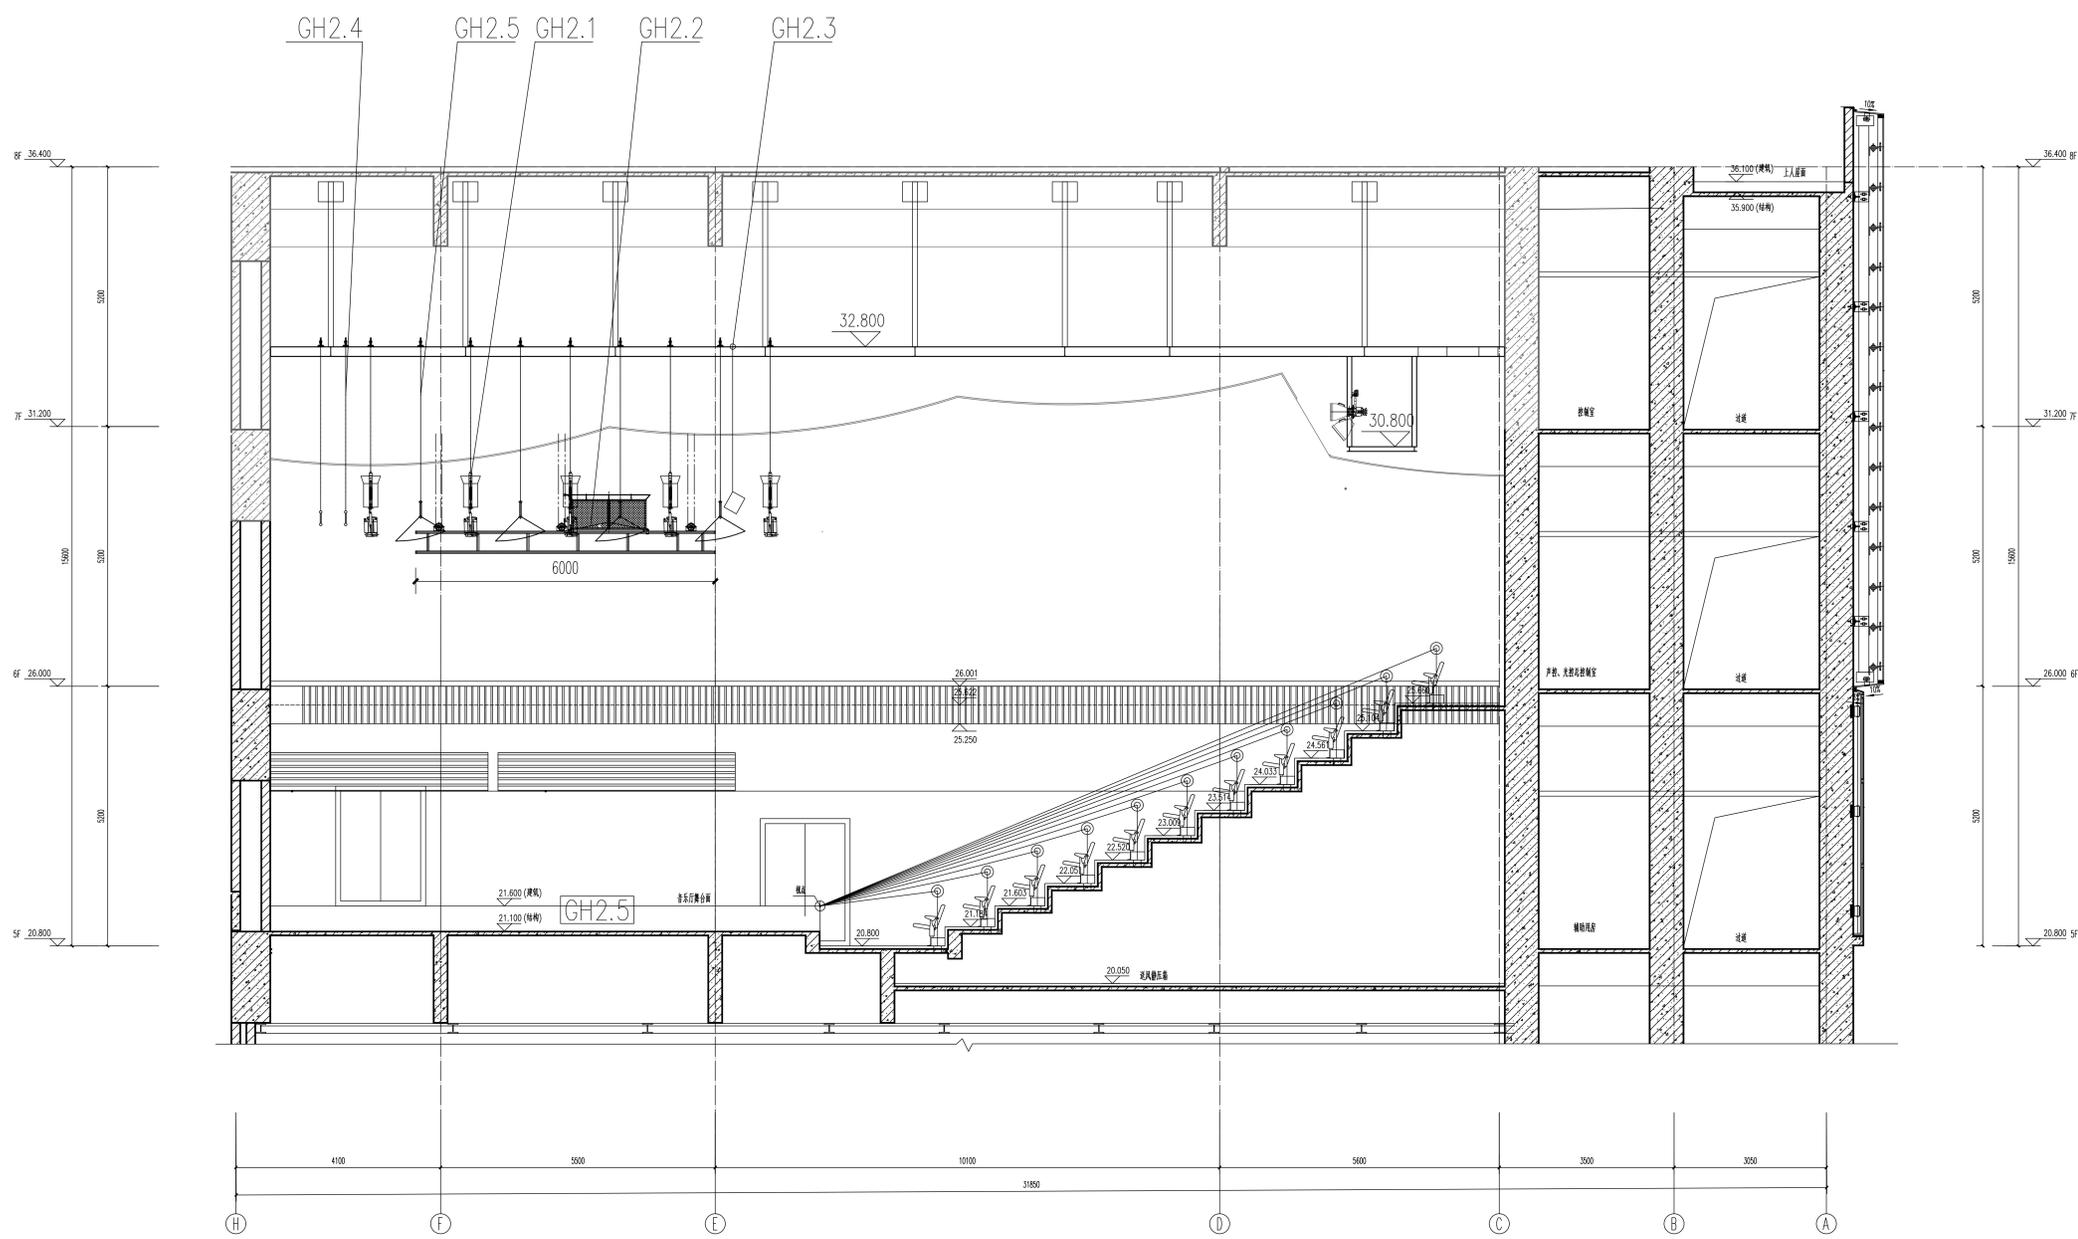

编号	名称	单位	数量
GH2.1	灯光吊杆	套	5
GH2.2	侧灯光吊杆	套	2
GH2.3	音响链式吊机	套	2
GH2.4	电动吊杆	套	2
GH2.5	自动调音罩机械(含罩体)	套	4
GH2.6	舞台机械电气及控制系统	套	1
GH2.7	舞台木地板	套	1
GH2.8	曳引式舞台发装置	套	1

注册执业章 REGISTERED PRACTICE SIGNET	
姓名 NAME	
注册执业号 REGISTERED NO.	
注册证书号 CERTIFICATE NO.	
建设单位 CLIENT 广西艺术学院	
项目名称 PROJECT NAME 广西艺术学院民族艺术教育综合 楼提升工程(舞台设备部分)	
子项名称 SUB-PROJECT	
图纸名称 DRAWING TITLE 音乐排练厅 舞台机械纵剖面布置图	
单位 UNIT	比例 SCALE
设计号 PROJECT NO. ZJ-HF2024-014	
项目负责人 PROJECT LEADER	韩安 韩安
专业负责人 DIVISION CHIEF	董宇奇 董宇奇
设计 DESIGNED BY	王野 王野
校对 CHECKED BY	董宇奇 董宇奇
审核 CHECKED BY	韩安 韩安
审定 APPROVED BY	徐广勇 徐广勇
图号 DRAWING NO.	图别 DRAWING TYPE
版本号 VERSION	日期 DATE
A	机械 2024.12

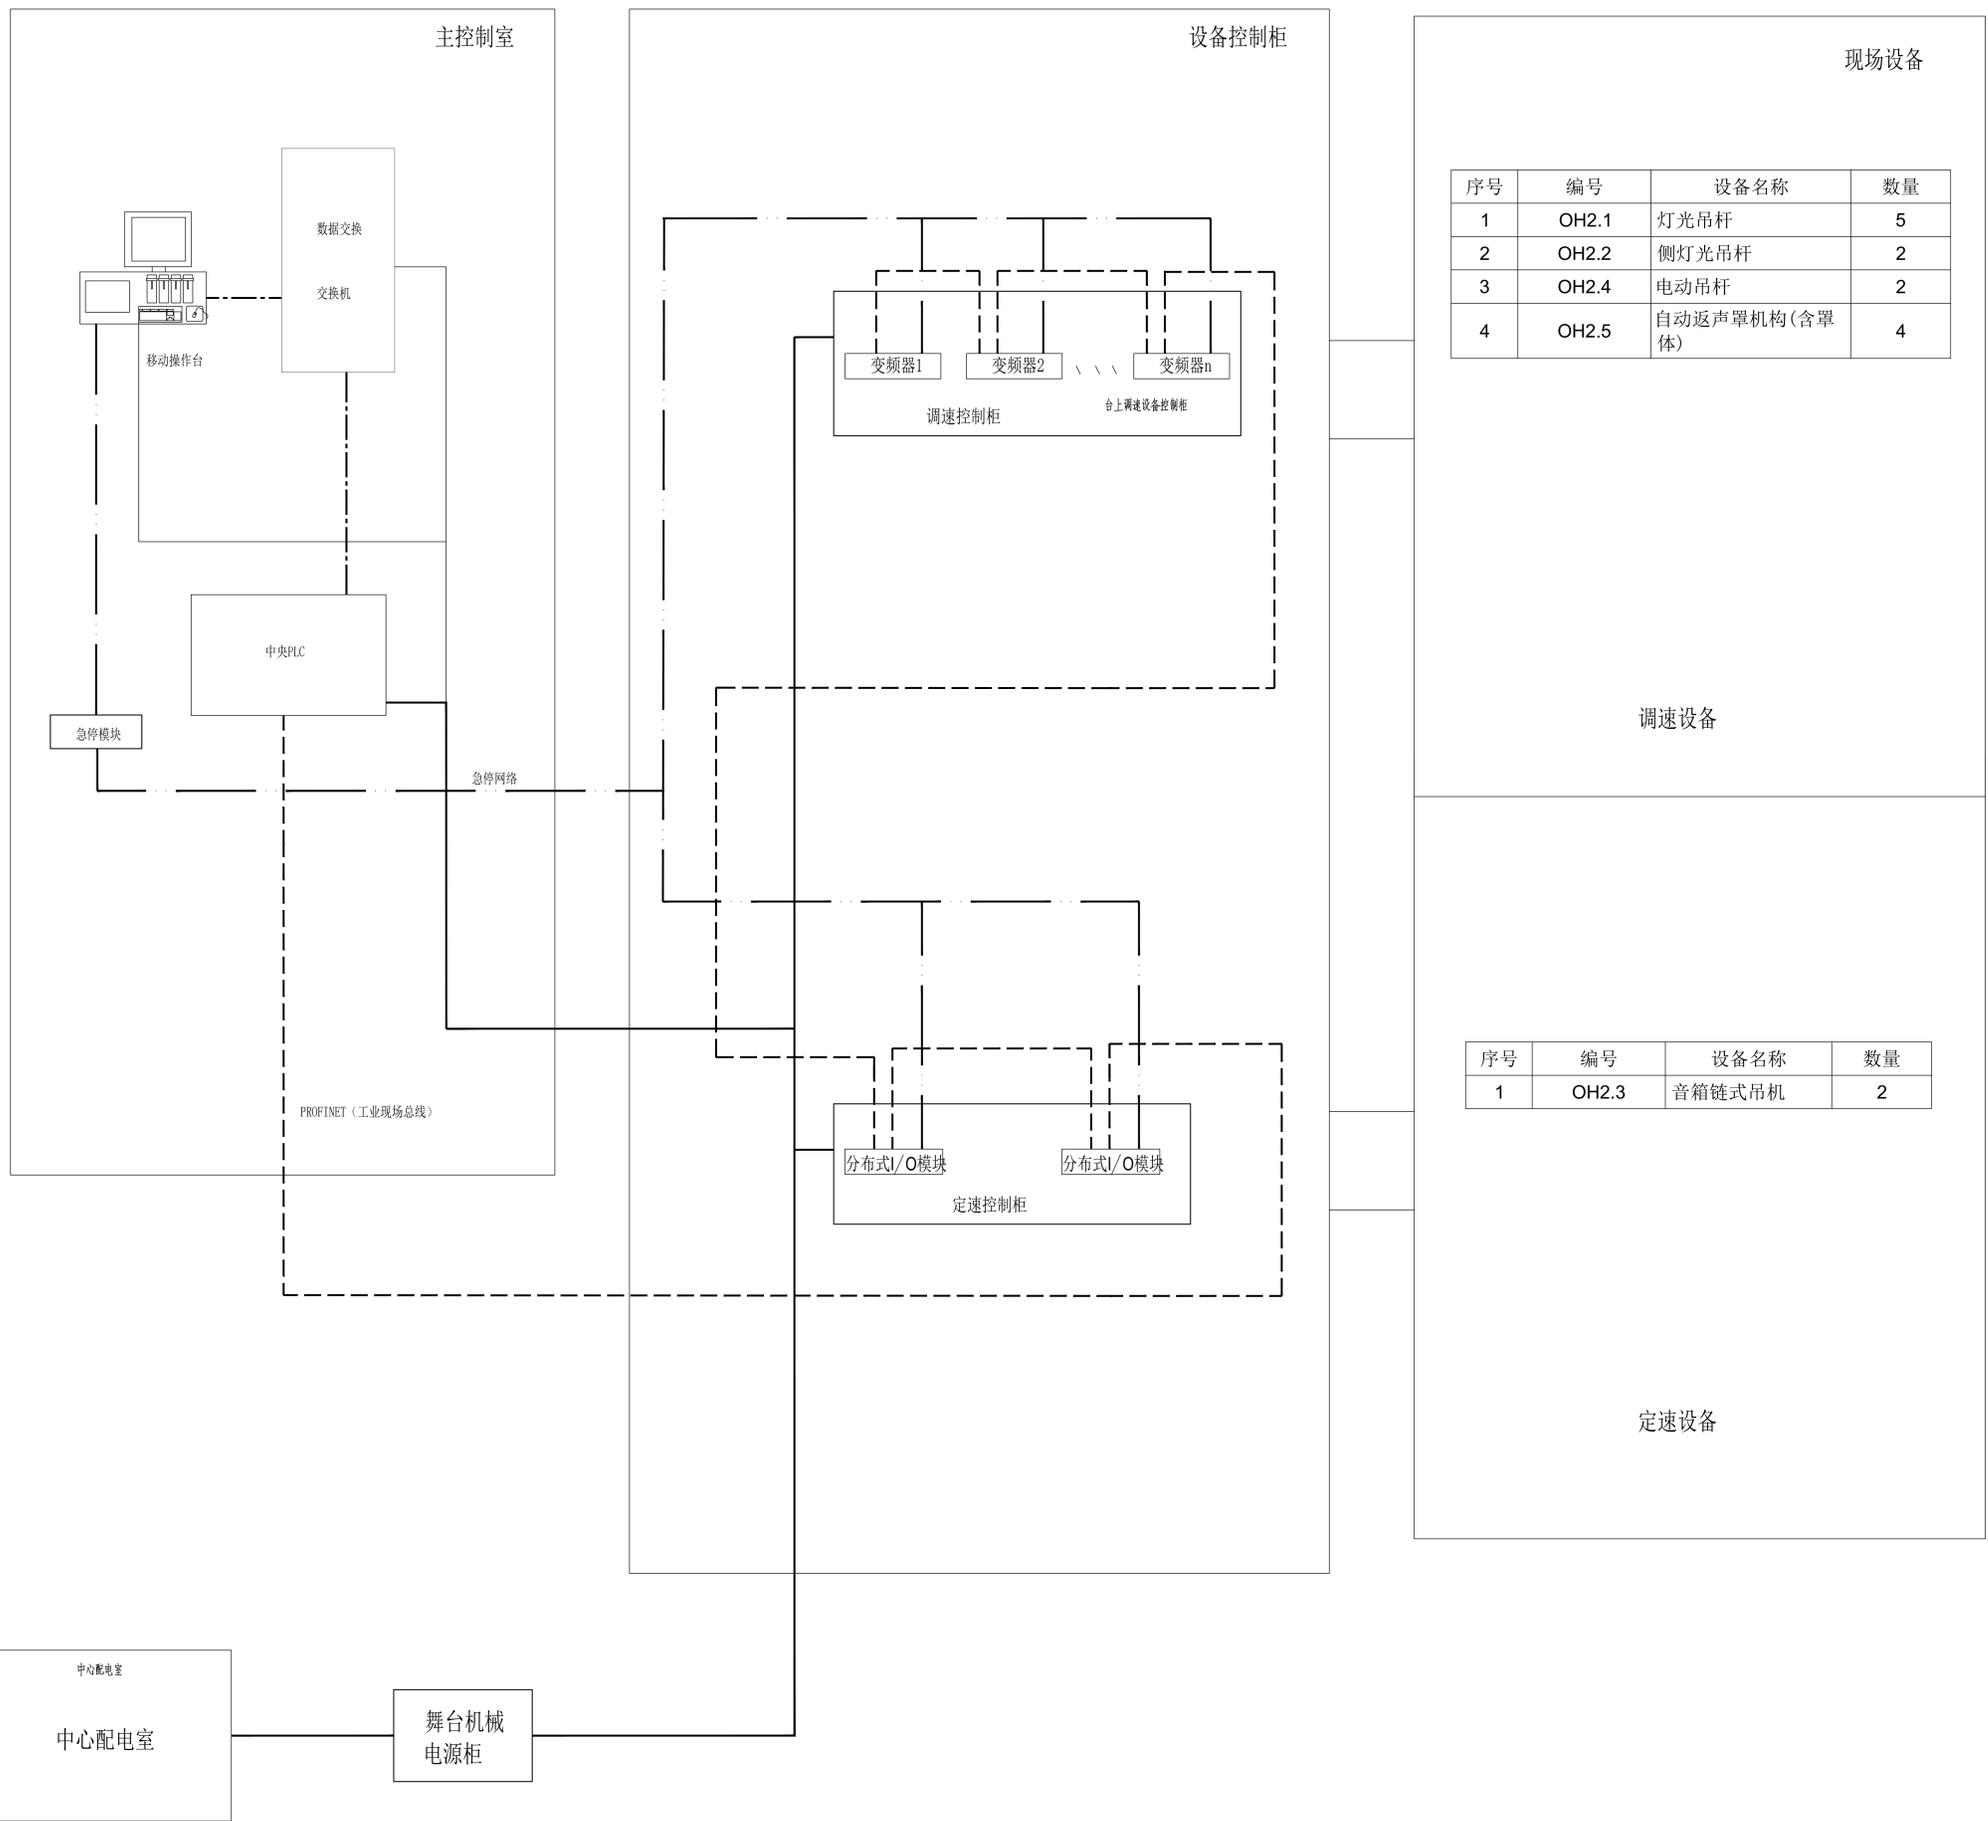


图例

——	强电线路
- - - -	工业现场总线
- · - · -	工业以太网
— · — · —	急停网络
— · — · — · — · —	控制信号线路


序号	编号	设备名称	数量
1	OH2.1	灯光吊杆	5
2	OH2.2	侧灯光吊杆	2
3	OH2.4	电动吊杆	2
4	OH2.5	自动返声罩机构(含罩体)	4

序号	编号	设备名称	数量
1	OH2.3	音箱链式吊机	2


注册执业章 REGISTERED PRACTICE SIGNET	
姓名 NAME	
注册执业号 注册编号 REGISTRATION NO.	
建设单位 CLIENT	广西艺术学院
项目名称 PROJECT NAME	广西艺术学院民族艺术教育综合楼提升工程(舞台设备部分)
子项名称 SUB-PROJECT	
图纸名称 DRAWING TITLE 音乐排练厅 舞台机械控制系统图	
单位: UNIT	比例: SCALE
设计号 PROJECT NO.	ZH-HF2024-014
项目负责人 PROJECT LEADER	韩安 韩安
专业负责人 DIVISION CHIEF	董宇奇 董宇奇
设计 DESIGNED BY	王野 王野
校对 CHECKED BY	董宇奇 董宇奇
审核 CHECKED BY	韩安 韩安
审定 APPROVED BY	徐广勇 徐广勇
图号 DWG NO.	图别 DWG TYPE
版本号 VER.	日期 DATE
A	2024.12

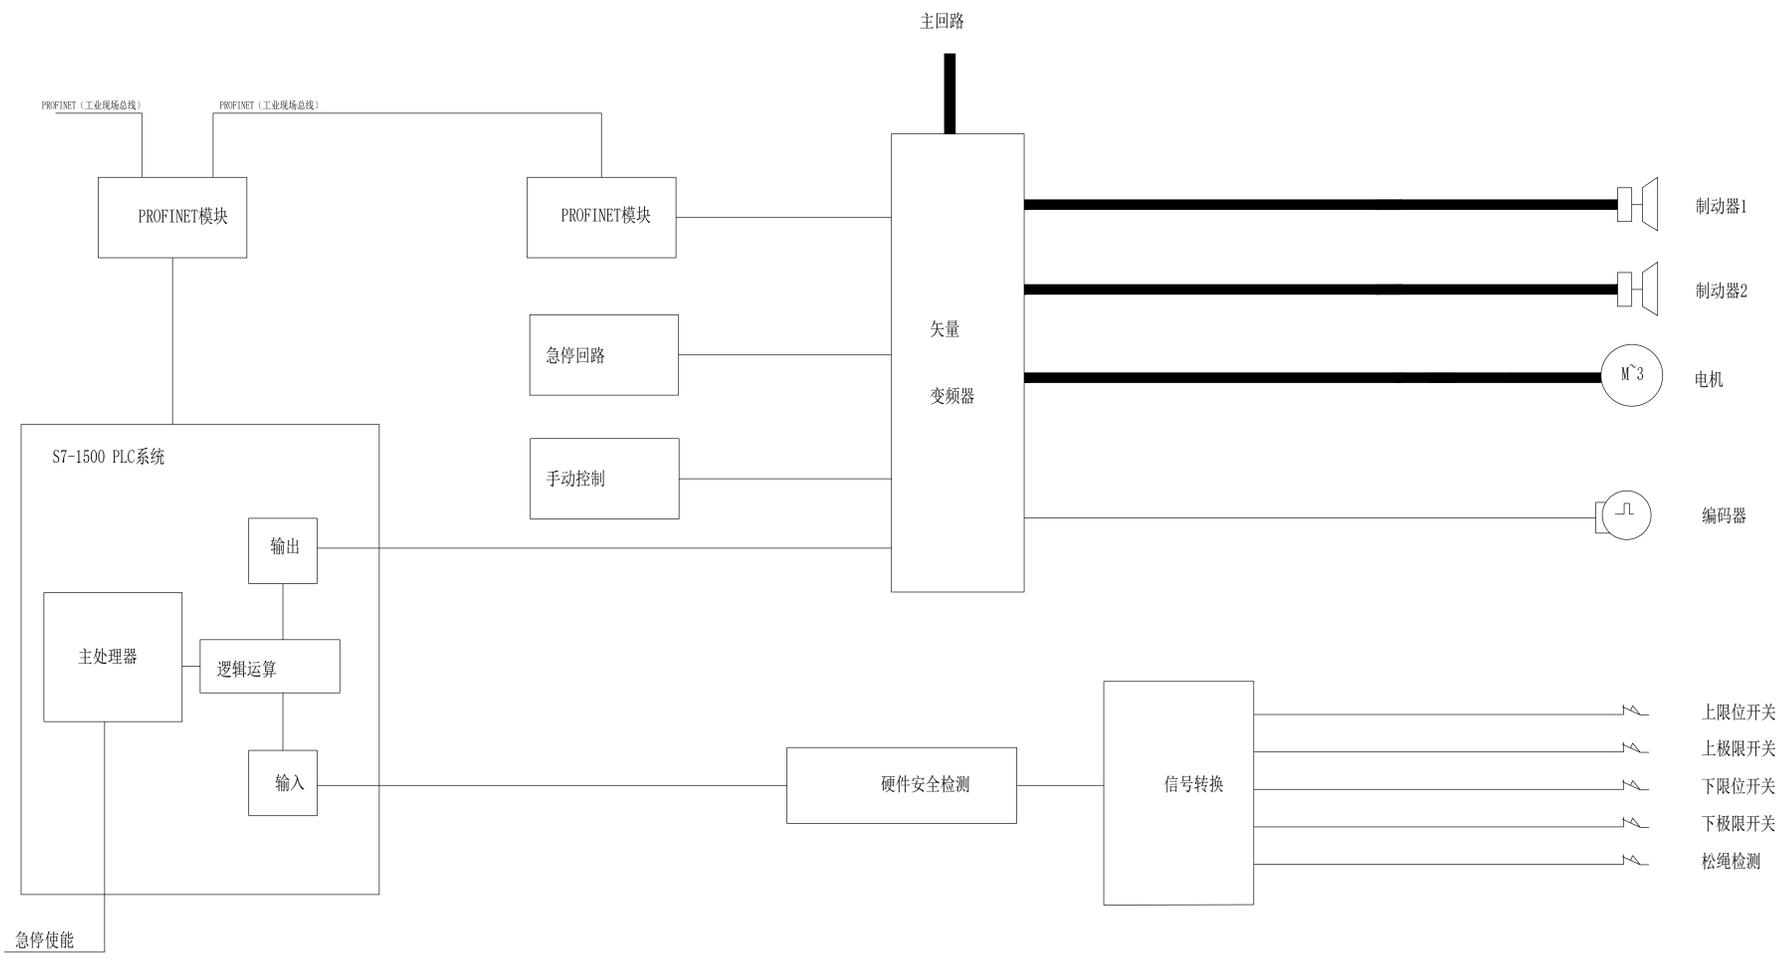


注册执业章 REGISTERED PRACTICE SIGNET	
姓名 NAME	
注册执业号 REGISTERED NO.	
注册证书号 CERTIFICATE NO.	
建设单位 CLIENT 广西艺术学院	
项目名称 PROJECT NAME 广西艺术学院民族艺术教育综合 楼提升工程(舞台设备部分)	
子项名称 SUB-PROJECT	
图纸名称 DRAWING TITLE 音乐排练厅 舞台单机控制原理图	
单位: UNIT	比例: SCALE
设计号 PROJECT NO. ZH-HF2024-014	
项目负责人 PROJECT LEADER	韩安 韩安
专业负责人 DIVISION CHIEF	董宇琦 董宇琦
设计 DESIGNED BY	王野 王野
校对 CHECKED BY	董宇琦 董宇琦
审核 CHECKED BY	韩安 韩安
审定 APPROVED BY	徐广勇 徐广勇
图号 Dwg. No.	图别 Dwg. Type
版本号 Ver.	日期 DATE
A	2024.12

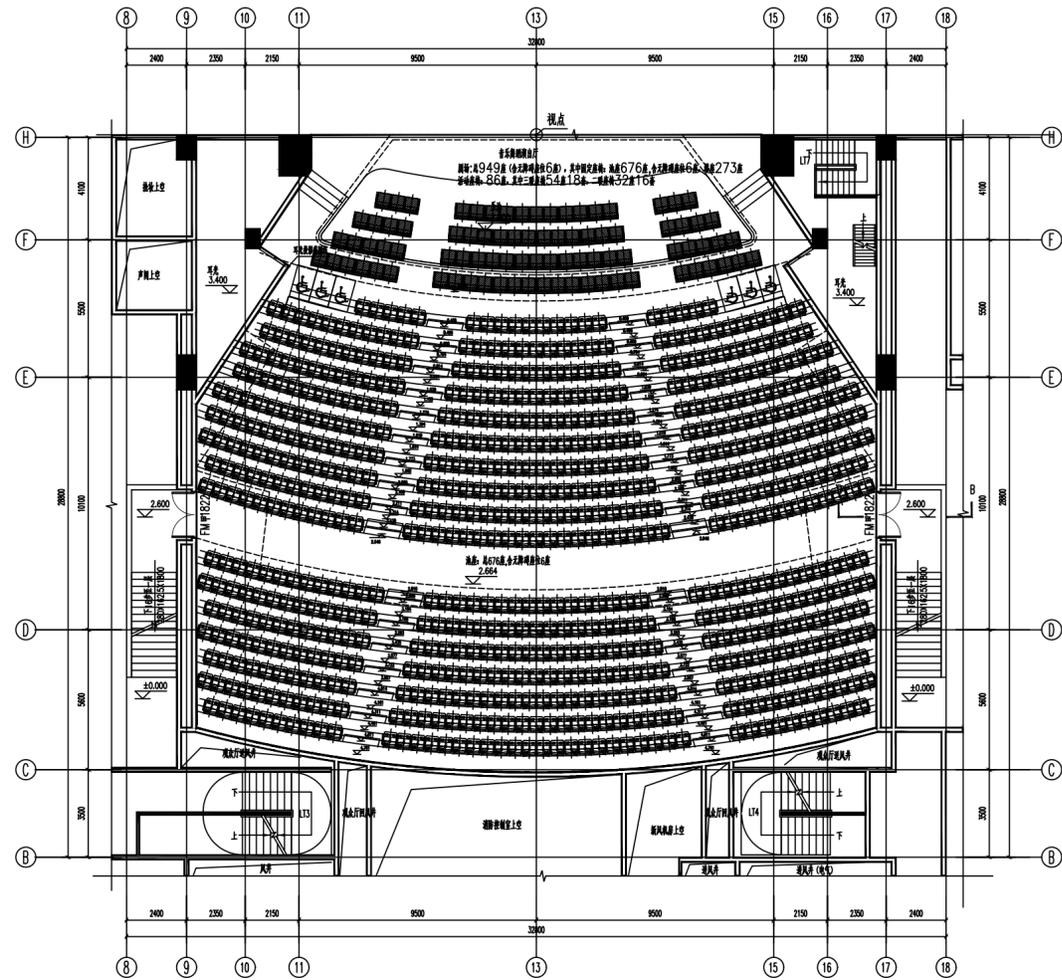

音乐舞蹈演出厅池座座椅布置示意图
注：座椅及配套设施均由甲方提供，不在此图范围内，仅供参考，不作为设计依据。

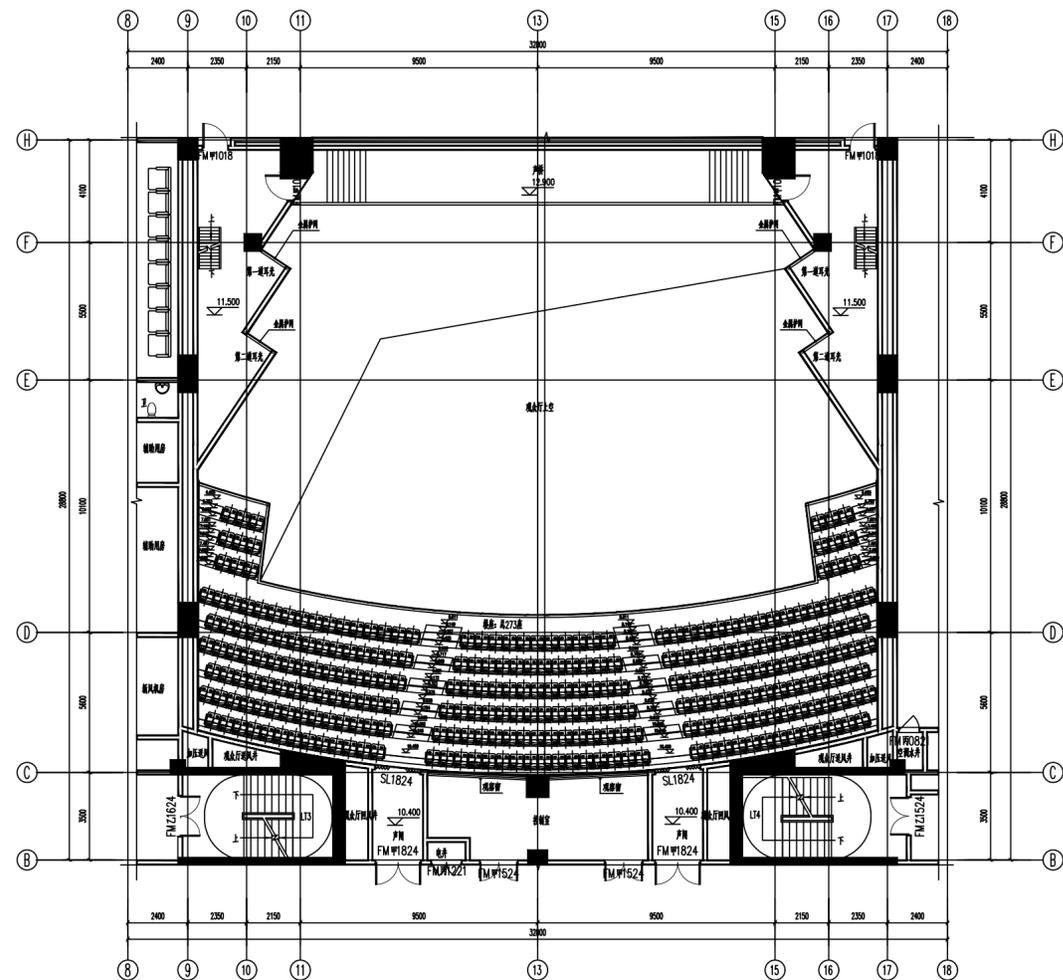

音乐舞蹈演出厅楼座座椅布置示意图
注：座椅及配套设施均由甲方提供，不在此图范围内，仅供参考，不作为设计依据。

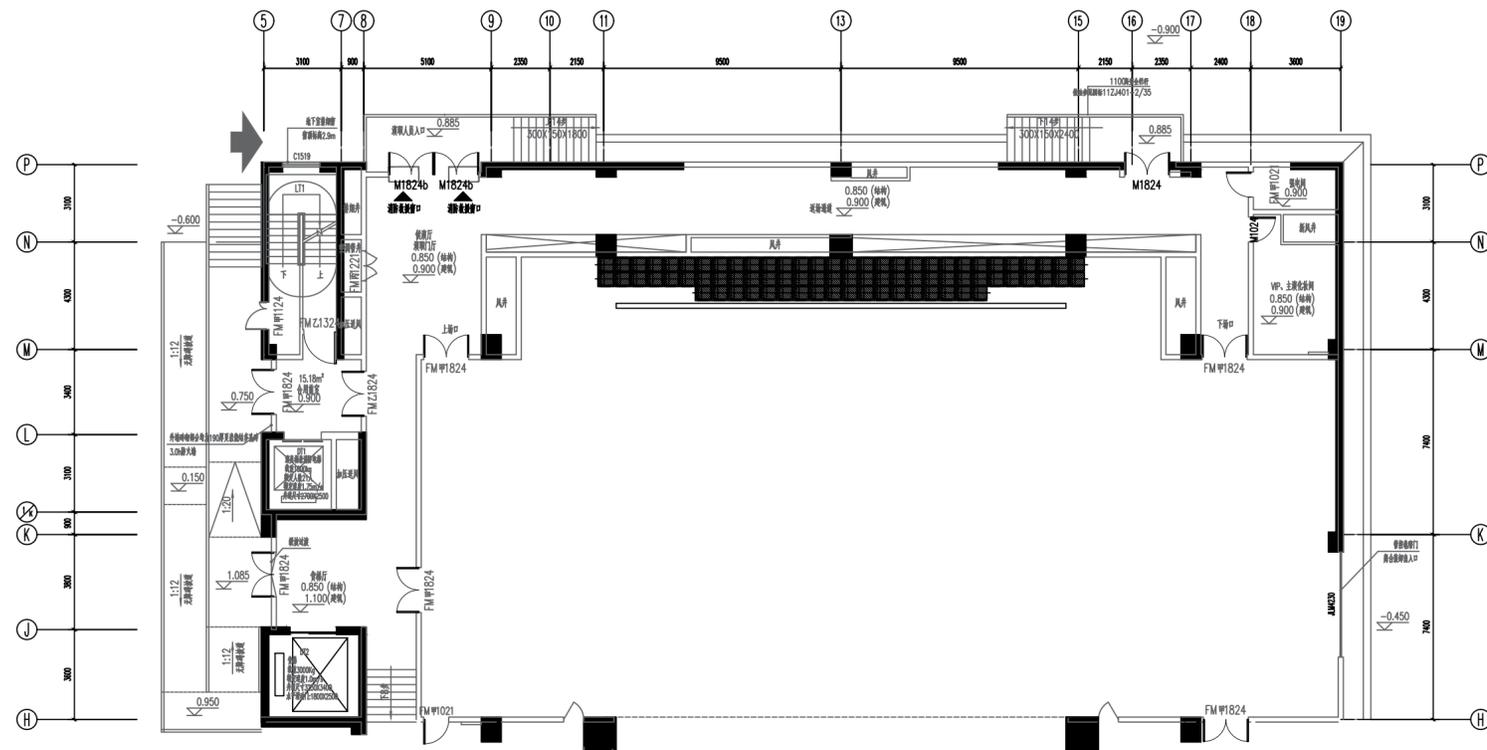

音乐舞蹈演出厅活动座椅收纳示意图
注：座椅及配套设施均由甲方提供，不在此图范围内，仅供参考，不作为设计依据。

设计单位 DESIGN CORPORATION



成都西南交通大学设计研究院有限公司
Southwest Jiaotong University Chengdu
Design Institute Co., Ltd.

证书编号：A151000419
QUALIFICATION CERTIFICATE NO.
证书等级：建筑工程甲级
QUALIFICATION CERTIFICATE GRADE

注册执业章
REGISTERED PRACTICE SIGNET

姓名 NAME	
注册印章号 SIGNET NO.	
注册证书号 CERTIFICATE NO.	

建设单位 CLIENT

广西艺术学院

项目名称 PROJECT NAME

广西艺术学院民族艺术教育教学综合楼提升工程（舞台设备部分）

子项名称 SUB-PROJECT

图纸名称 DRAWING TITLE

音乐舞蹈演出厅
座椅平面布置图

单位： UNIT	比例： SCALE
-------------	--------------

设计号 PROJECT NO.
ZW-HF2024-014

项目负责人 PROJECT LEADER	韩莹	韩莹
-------------------------	----	----

专业负责人 DIVISION CHIEF	董宇奇	董宇奇
-------------------------	-----	-----

设计 DESIGNED BY	王野	王野
-------------------	----	----


校对 CHECKED BY	董宇奇	董宇奇
------------------	-----	-----

审核 CHECKED BY	韩莹	韩莹
------------------	----	----

审定 APPROVED BY	徐广勇	徐广勇
-------------------	-----	-----

图号 DWG. NO.	ZW-01	图别 DWG TYPE	机械
版本号 Ver.	A	日期 DATE	2024.12

暖通
弱电
强电
给排水
结构
建筑
图纸会签栏

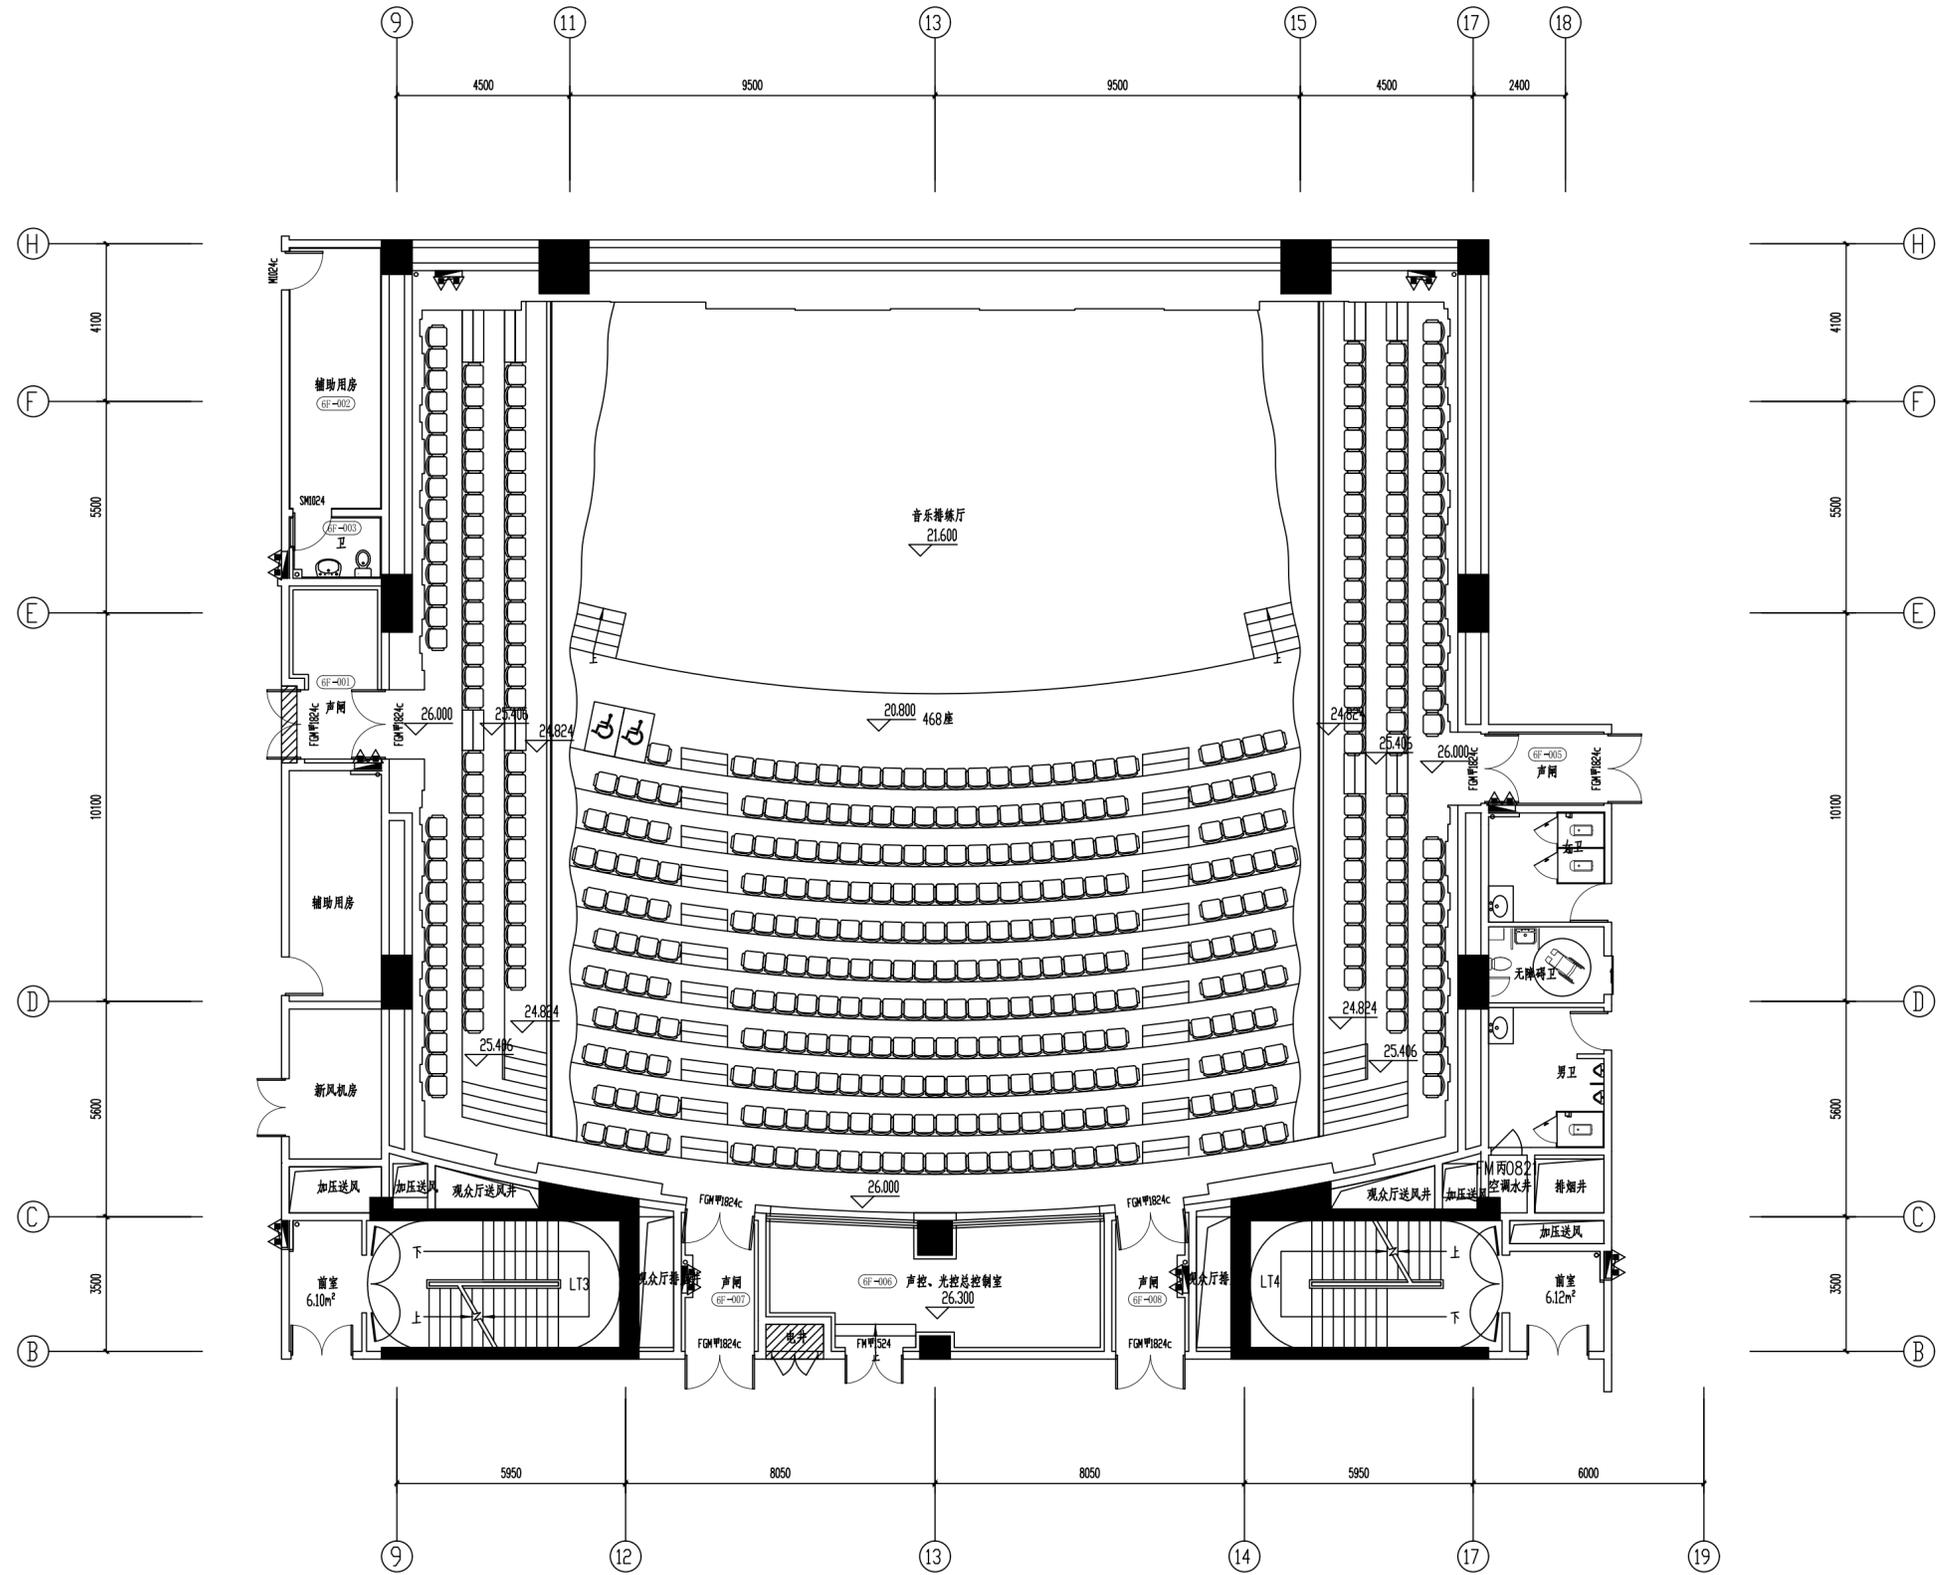

音乐排练厅座椅布置示意图
注：座椅数量及计算仅供参考，不作为施工依据，具体以专业厂家深化设计为准。

设计单位 DESIGN CORPORATION
成都西南交通大学设计研究院有限公司
Southwest Jiaotong University Chengdu
Design Institute Co., Ltd.
证书编号：A151000419
QUALIFICATION CERTIFICATE NO.
证书等级：建筑工程甲级
QUALIFICATION CERTIFICATE GRADE

注册执业章
REGISTERED PRACTICE SIGNET
姓名
NAME
注册印章号
SIGNET NO.
注册证书号
CERTIFICATE NO.

建设单位 CLIENT
广西艺术学院

项目名称 PROJECT NAME
广西艺术学院民族艺术教育教学综合楼提升工程（舞台设备部分）

子项名称 SUB-PROJECT

图纸名称 DRAWING TITLE
音乐排练厅座椅平面布置图

单位： UNIT
比例： SCALE

设计号 PROJECT NO.
ZW-HF2024-014

项目负责人 PROJECT LEADER	韩莹	韩莹
专业负责人 DIVISION CHIEF	董宇奇	董宇奇
设计 DESIGNED BY	王野	王野
校对 PROCESSED BY	董宇奇	董宇奇
审核 CHECKED BY	韩莹	韩莹
审定 APPROVED BY	徐广勇	徐广勇

图号 DWG. NO.	ZW-02	图别 DWG TYPE	机械
版本号 Ver.	A	日期 DATE	2024.12

序号	图纸编号	图纸说明	初设图	施工图	修改附录	图幅
P01	DY-ML	舞台灯光音视频图纸目录				A0
P02	YCDG-01	音乐舞蹈演出厅舞台流动光平面布置图				A0
P03	YCDG-02	音乐舞蹈演出厅舞台一~三层耳光平面布置图				A0
P04	YCDG-03	音乐舞蹈演出厅主舞台及观众厅灯具平面布置图				A0
P05	YCDG-04	音乐舞蹈演出厅舞台面光平面布置图				A0
P06	YCDG-05	音乐舞蹈演出厅舞台灯光剖面布置图				A0
P07	YCLEd-01	音乐舞蹈演出厅 LED 显示屏平面图一				A0
P08	YCLEd-02	音乐舞蹈演出厅 LED 显示屏平面图二				A0
P09	YCLEd-03	音乐舞蹈演出厅 LED 显示屏剖面图				A0
P10	YCYX-01	音乐舞蹈演出厅扩声系统原理图				A0
P11	YCYX-02	音乐舞蹈演出厅催场广播系统图				A0
P12	YCYX-03	音乐舞蹈演出厅视频监控系统图				A0
P13	YCYX-04	音乐舞蹈演出厅扬声器平面布置图一				A0
P14	YCYX-05	音乐舞蹈演出厅扬声器平面布置图二				A0
P15	YCYX-06	音乐舞蹈演出厅扬声器平面布置图三				A0
P16	YCYX-07	音乐舞蹈演出厅扬声器剖面布置图一				A0
P17	YCYX-08	音乐舞蹈演出厅扬声器剖面布置图二				A0
P18	YCTY-01	音乐舞蹈演出厅投影机平面布置图				A0
P19	PLDG-01	音乐排练厅主舞台灯光平面布置图				A0
P20	PLDG-02	音乐排练厅舞台面光平面布置图				A0
P21	PLDG-03	音乐排练厅舞台灯光剖面布置图				A0
P22	PLLED-01	音乐排练厅 LED 显示屏平面图				A0
P23	PLLED-02	音乐排练厅 LED 显示屏剖面图				A0
P24	PLYX-01	音乐排练厅扩声系统原理图				A0
P25	PLYX-02	音乐排练厅扬声器平面布置图一				A0
P26	PLYX-03	音乐排练厅扬声器平面布置图二				A0
P27	PLYX-04	音乐排练厅扬声器剖面布置图				A0
P28	LY-01	混音棚布置图				A0
P29						
P30						
P31						
P32						
P33						
P34						
P35						
P36						
P37						
P38						
P39						
P40						
P41						
P42						
P43						
P44						
P45						
P46						
P47						
P48						
P49						
P50						
P51						
P52						
P53						
P54						
P55						

设计单位 DESIGN CORPORATION

 东南交通大学设计研究院有限公司
 Southeast Jiaotong University Design Institute Co., Ltd.
 证书编号：A151000419
 QUALIFICATION CERTIFICATE NO.
 证书等级：建筑工程甲级
 QUALIFICATION CERTIFICATE GRADE

注册执业章
REGISTERED PRACTICE SIGNET

姓名 NAME	
注册执业号 REGISTRATION NO.	
注册证书号 CERTIFICATION NO.	

建设单位 CLIENT
广西艺术学院

项目名称 PROJECT NAME
广西艺术学院民族艺术教育综合楼提升工程（舞台设备部分）

子项名称 SUB-PROJECT


图纸名称 DRAWING TITLE
舞台灯光音视频图纸目录

单位 UNIT	比例 SCALE
设计号 PROJECT NO. ZJ-HF2024-014	


项目负责人 PROJECT LEADER	韩安	签字
专业负责人 DIVISION CHIEF	杨林生	杨林生

设计 DESIGNED BY	北鸿源	北鸿源
校对 PROCESSED BY	杨林生	杨林生
审核 CHECKED BY	刘严军	刘严军
审定 APPROVED BY	徐广勇	徐广勇


图号 DWG NO.	图别 DWG TYPE	日期 DATE
版本号 REV.	A	2024.12

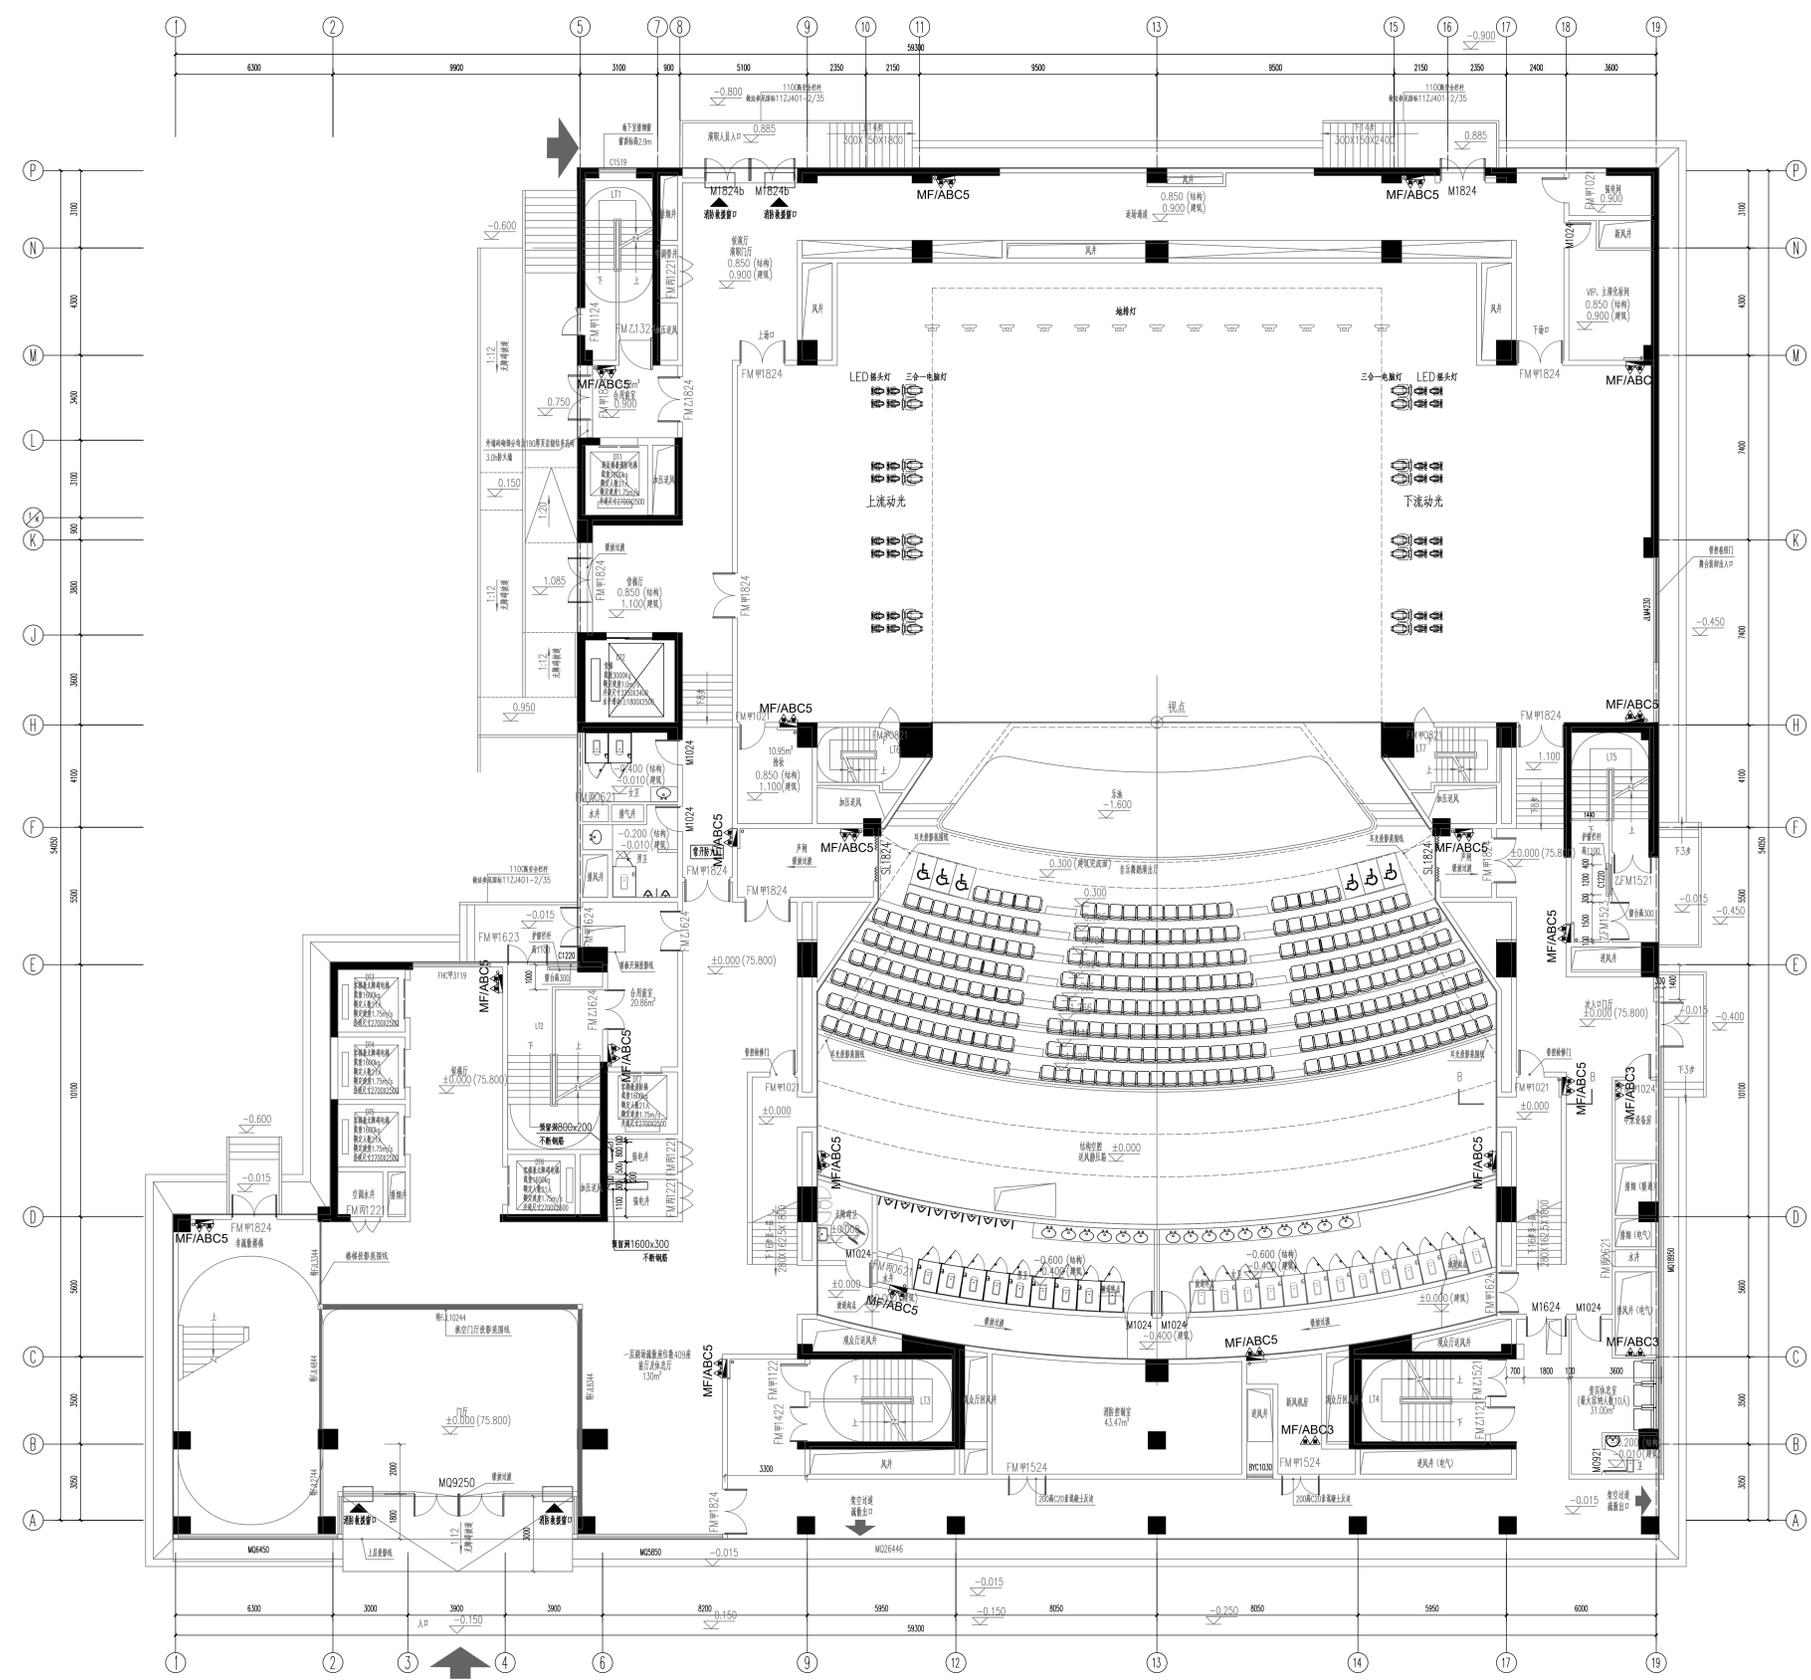


注册执业章 REGISTERED PRACTICE SIGNET	
姓名 NAME	
注册执业号 REGISTERED NO.	
注册证书号 CERTIFICATION NO.	
建设单位 CLIENT	广西艺术学院
项目名称 PROJECT NAME	广西艺术学院民族艺术教育综合楼提升工程(舞台设备部分)
子项名称 SUB-PROJECT	
图纸名称 DRAWING TITLE 音乐舞蹈演出厅 舞台流动光平面布置图	
单位 UNIT	比例 SCALE
设计号 PROJECT NO.	ZH-HF2024-014
项目负责人 PROJECT LEADER	特安 杨林生
专业负责人 DIVISION CHIEF	杨林生 杨林生
设计 DESIGNED BY	杨林生
校对 CHECKED BY	杨林生
审核 CHECKED BY	刘军军
审定 APPROVED BY	徐广勇
图号 DRAWING NO.	图别 DRAWING TYPE
版本号 VERSION	日期 DATE
A	舞台流动光 2024.12

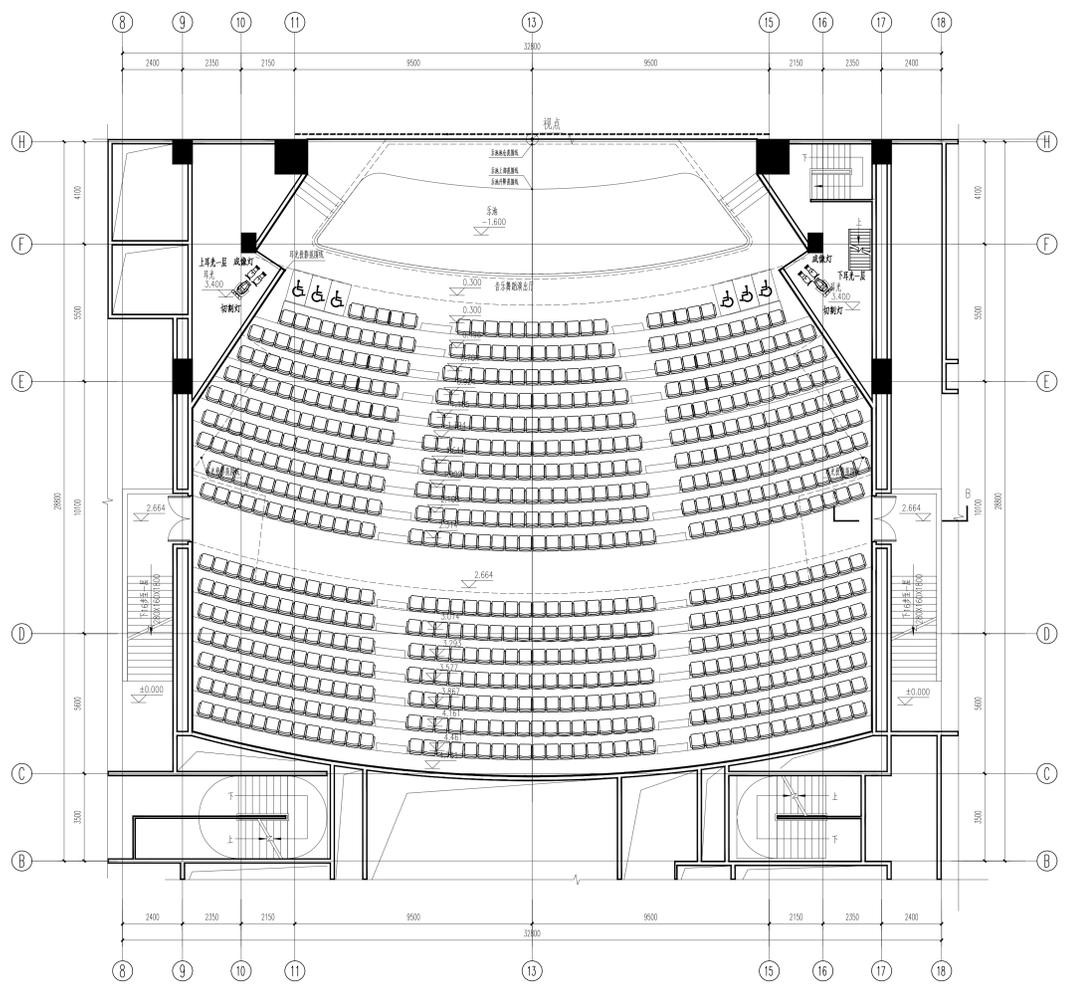

4.8m标高处平面图 1:100

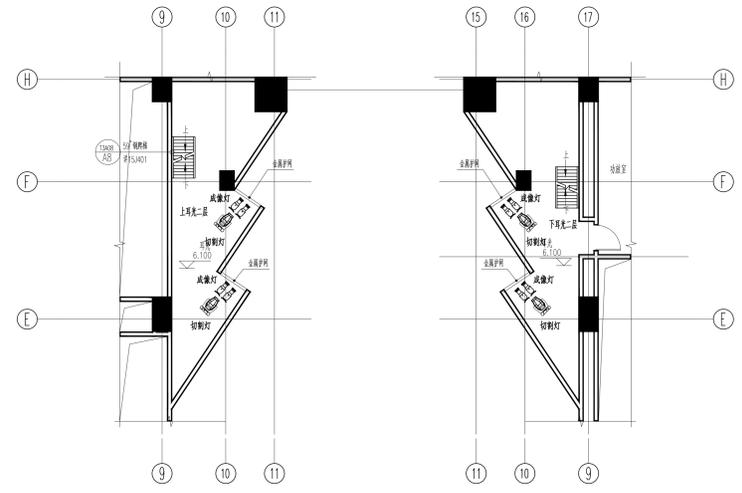


6.1m标高处平面图 1:100

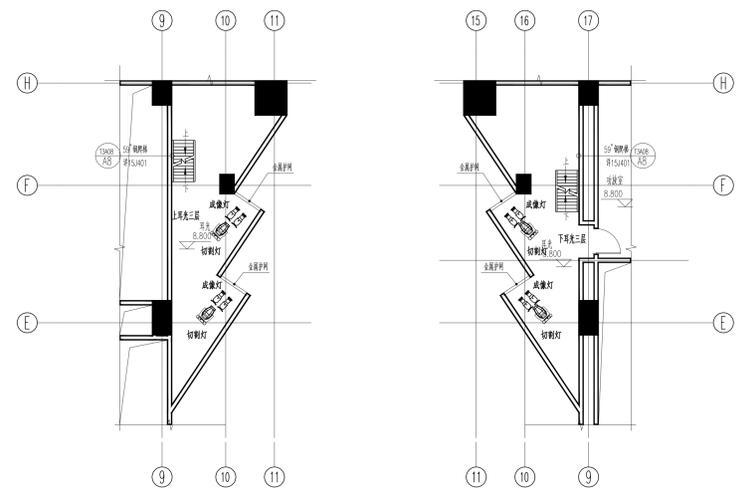


8.8m标高处平面图 1:100

注册执业章 REGISTERED PRACTICE SIGNET	
姓名 NAME	
注册执业号 REGISTERED NO.	
注册证书号 CERTIFICATION NO.	
建设单位 CLIENT 广西艺术学院	
项目名称 PROJECT NAME 广西艺术学院民族艺术教育教学综合楼提升工程(舞台设备部分)	
子项目名称 SUB-PROJECT	
图纸名称 DRAWING TITLE 音乐舞蹈演出厅 舞台一~三层灯光平面布置图	
单位 UNIT	比例 SCALE
设计号 PROJECT NO. ZH-HF2024-014	
项目负责人 PROJECT LEADER	特安 杨林生
专业负责人 DIVISION CHIEF	杨林生 杨林生
设计 DESIGNED BY	北港源 杨林生
校对 CHECKED BY	杨林生 杨林生
审核 CHECKED BY	刘严军 刘严军
审定 APPROVED BY	徐广勇 徐广勇
图号 DRAWING NO.	图别 DRAWING TYPE
版本号 VERSION	日期 DATE
A	2024.12

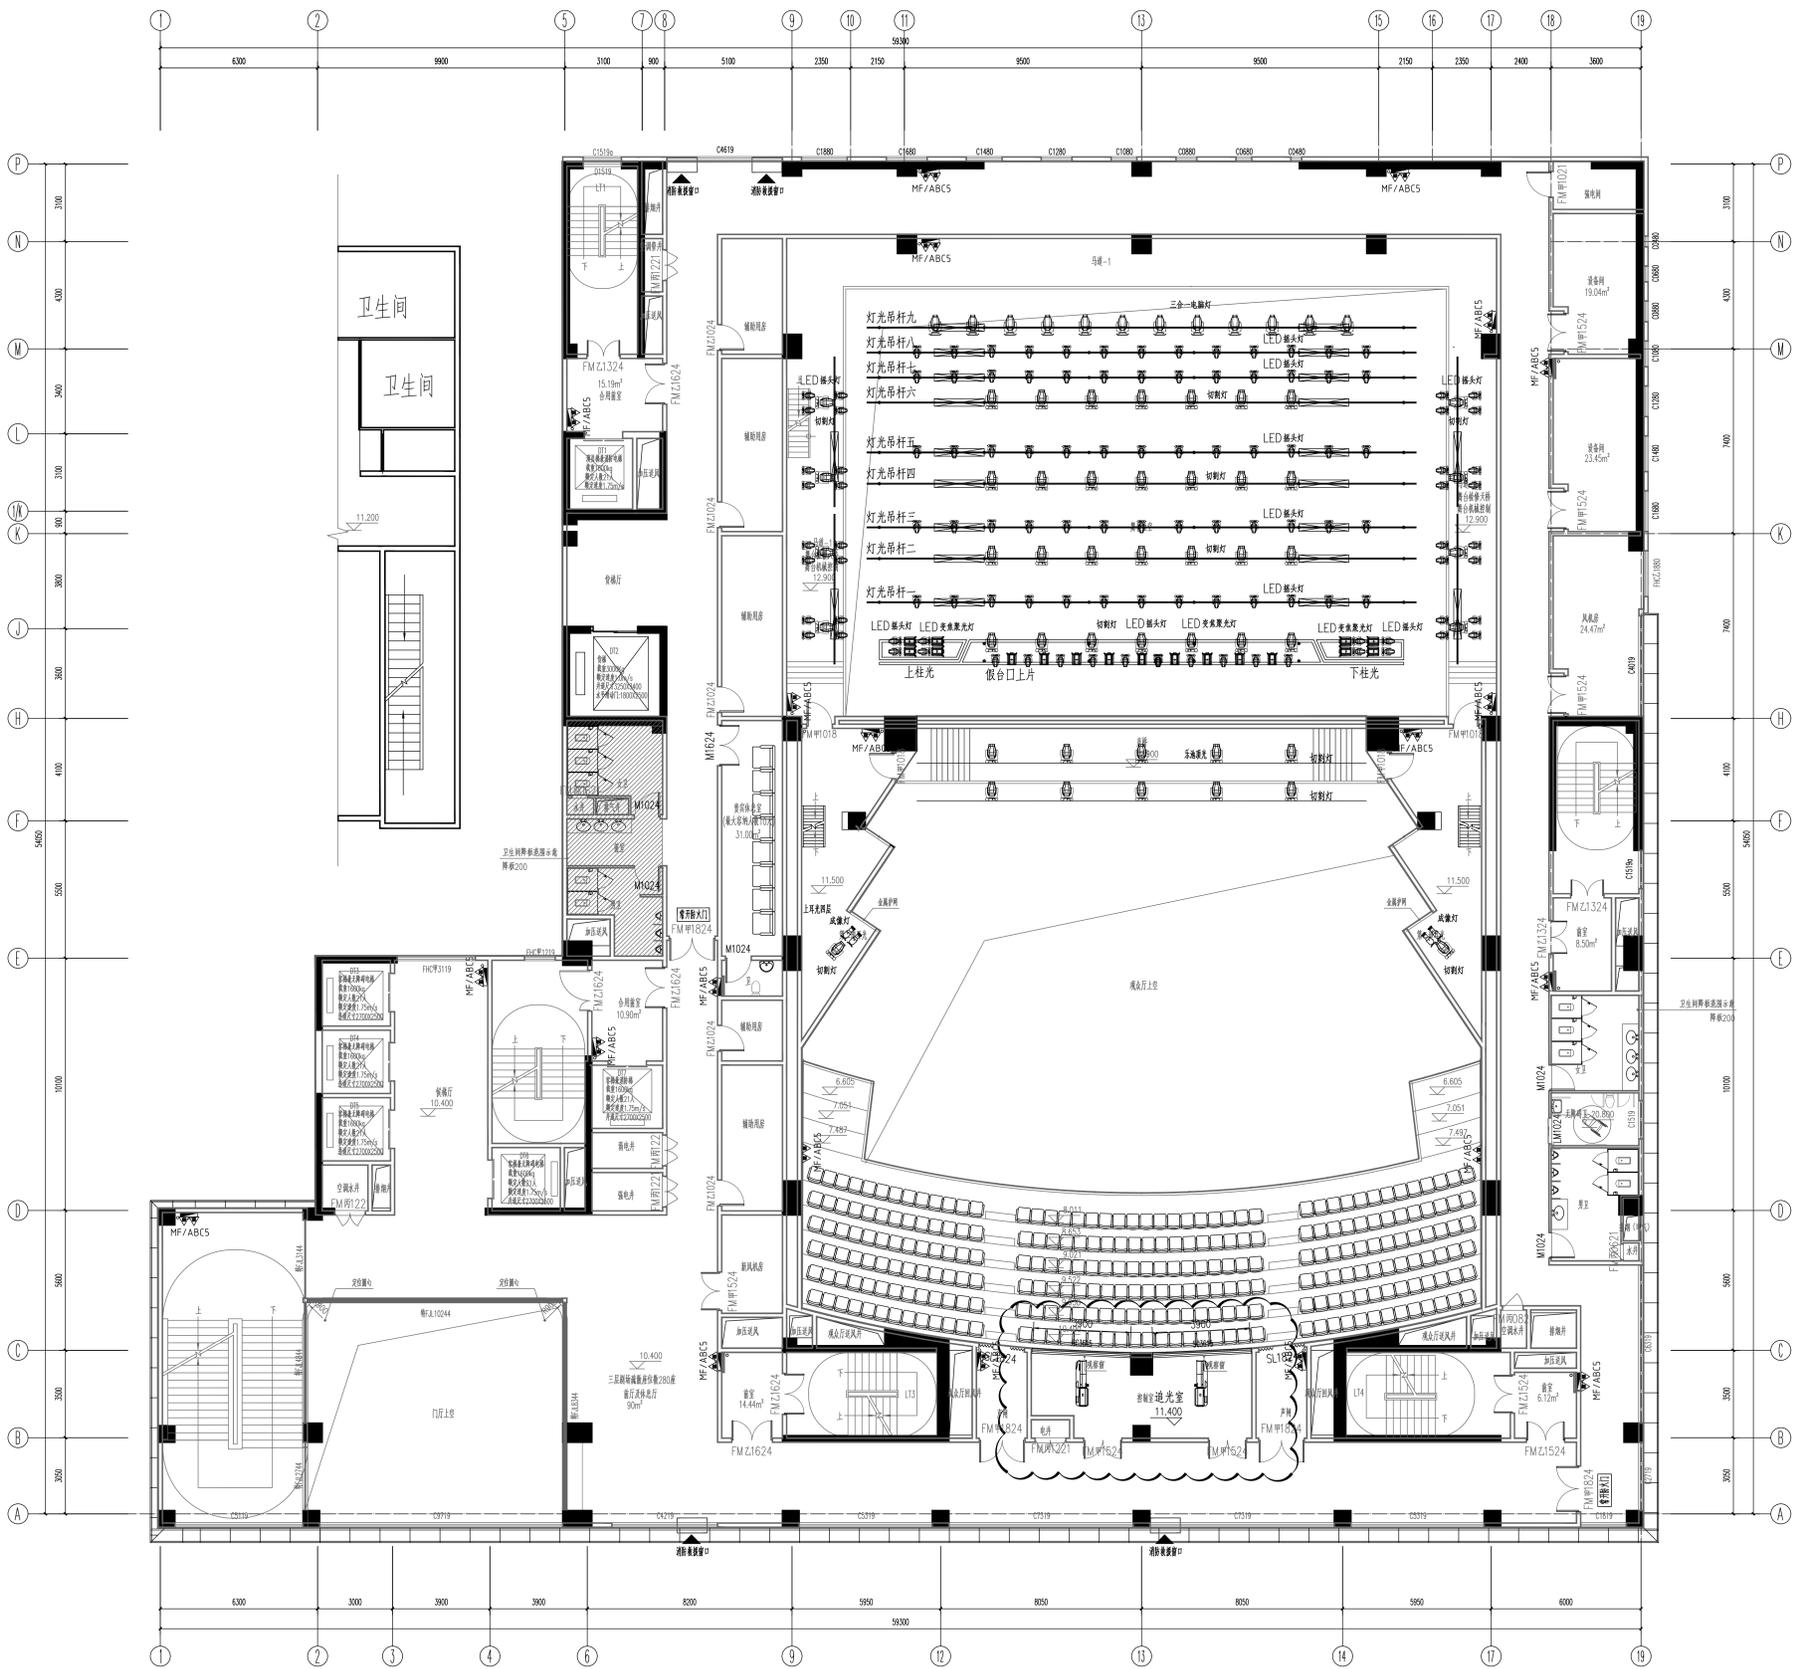


序号	图例	名称
1		切割灯
2		成像灯
3		LED摇头灯
4		三合一电脑灯
5		LED变焦聚光灯
6		LED摇头灯排条灯
7		追光灯


注册执业章 REGISTERED PRACTICE SIGNET	
姓名	
注册执业号	
注册证书号	
建设单位 CLIENT 广西艺术学院	
项目名称 PROJECT NAME 广西艺术学院民族艺术教育综合楼提升工程(舞台设备部分)	
子项名称 SUB-PROJECT	
图纸名称 DRAWING TITLE 音乐舞蹈演出厅 主舞台及观众厅灯具平面布置图	
单位	比例
设计号 PROJECT NO. ZH-HF-2024-014	SCALE
项目负责人 PROJECT LEADER	特安 杨林生
专业负责人 DIVISION CHIEF	杨林生 杨林生
设计 DESIGNED BY	沈洪源 沈洪源
校对 CHECKED BY	杨林生 杨林生
审核 CHECKED BY	刘严军 刘严军
审定 APPROVED BY	徐广勇 徐广勇
图号 DRAWING NO.	图别 DRAWING TYPE 舞台灯光
版本号 VERSION	日期 DATE 2024.12

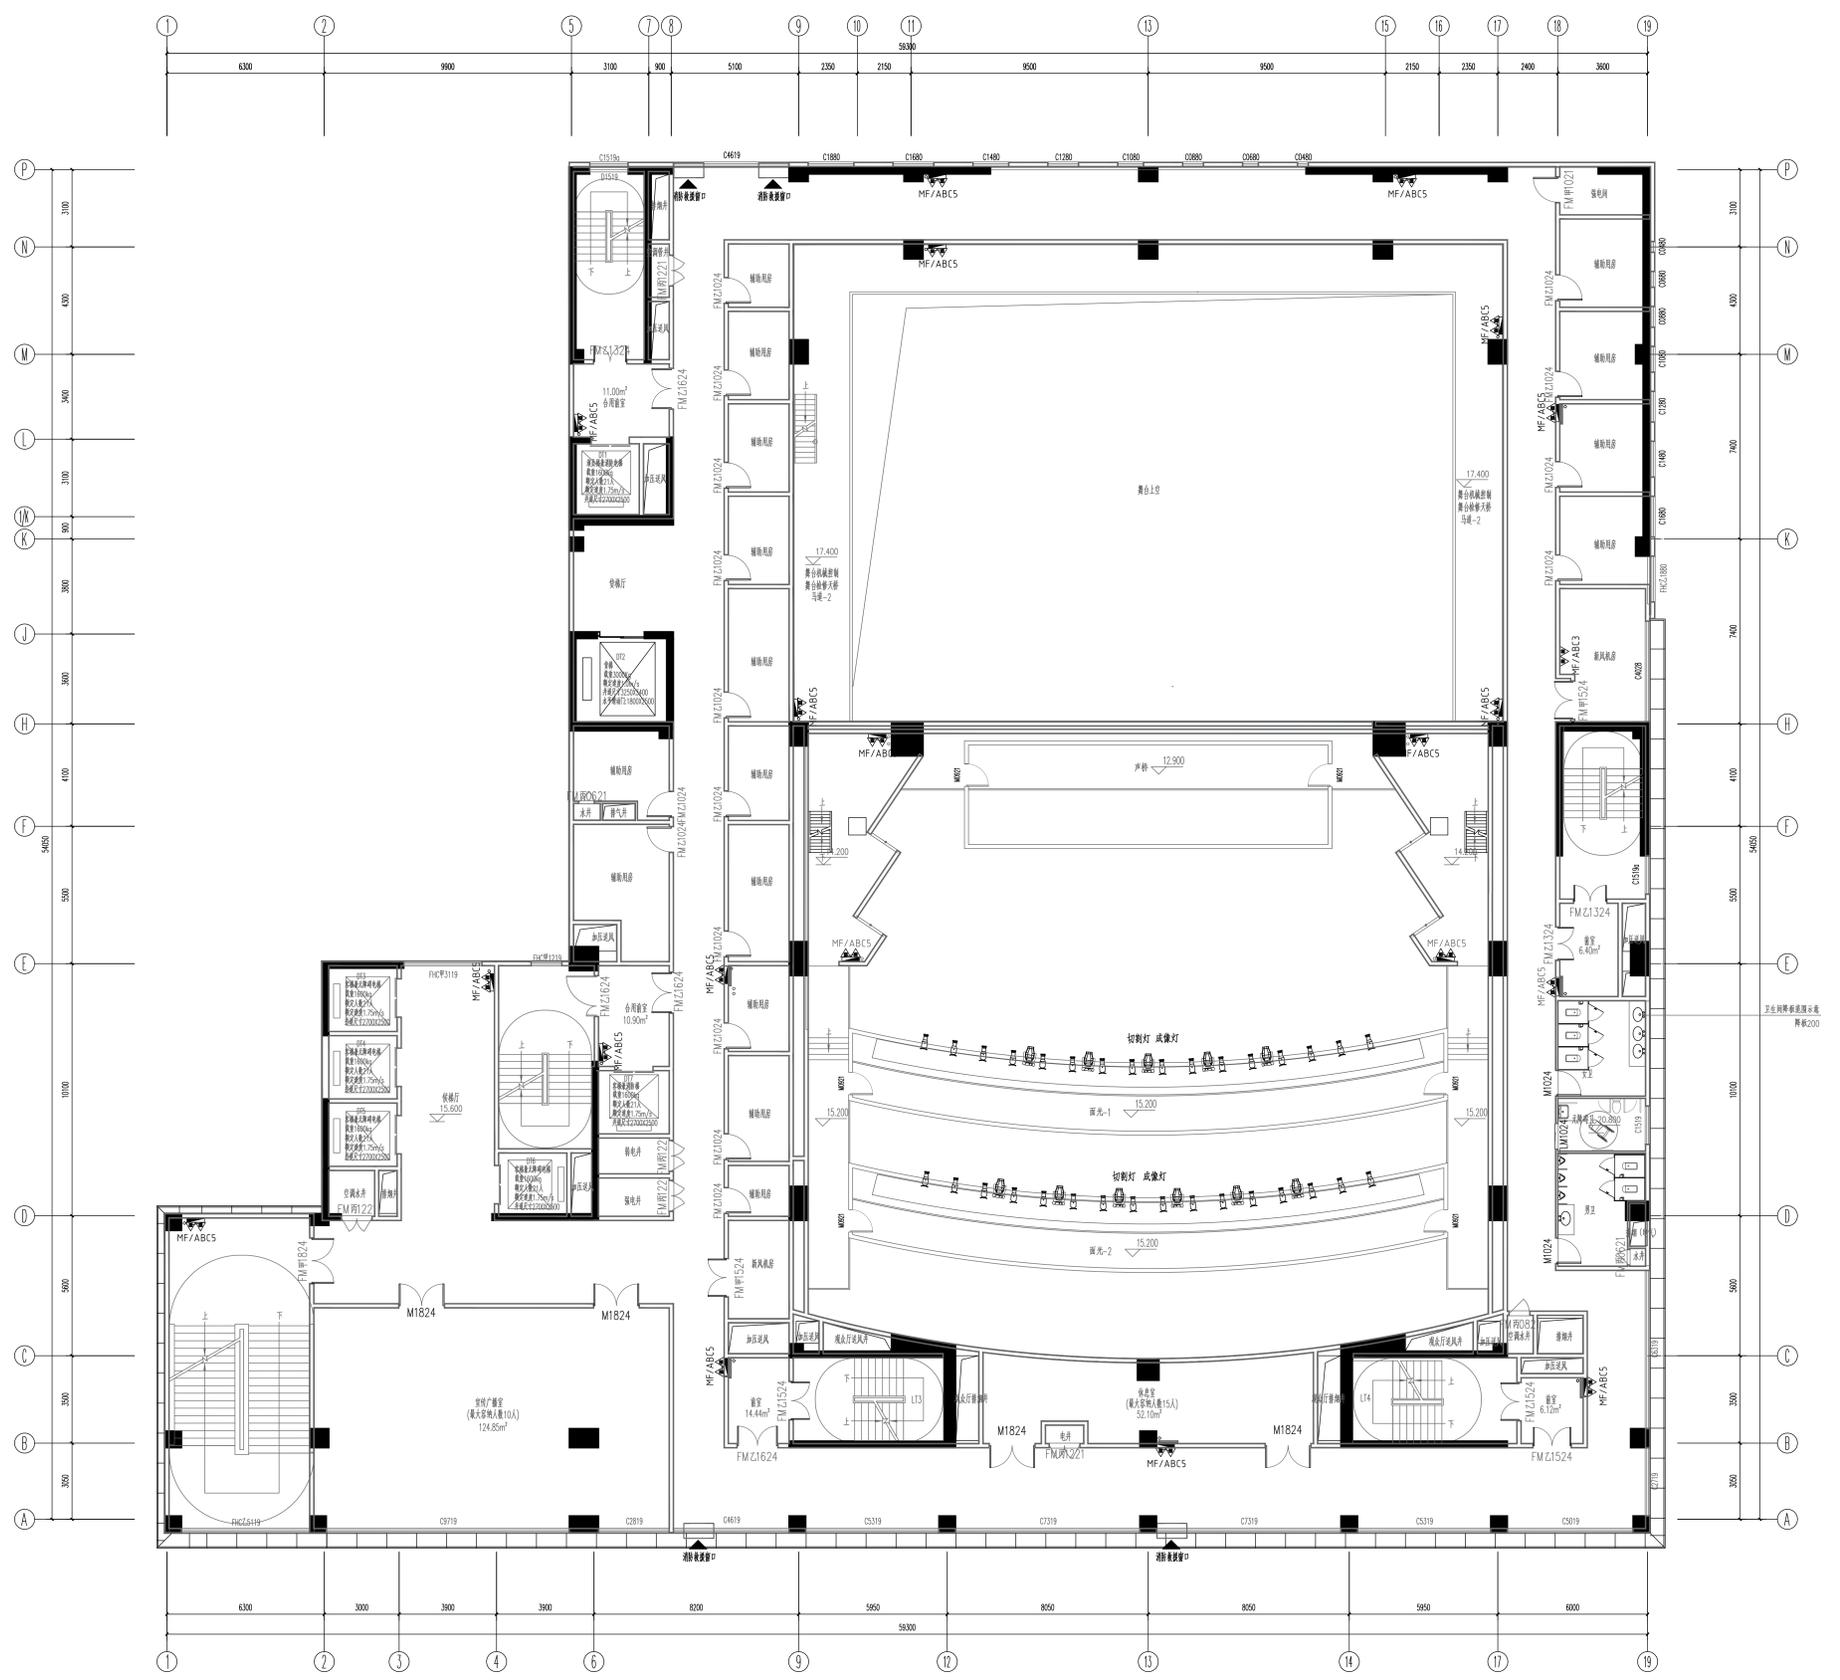

注册执业章 REGISTERED PRACTICE SIGNET	
姓名 NAME	
注册执业号 REGISTERED NO.	
注册证书号 CERTIFICATE NO.	
建设单位 CLIENT	广西艺术学院
项目名称 PROJECT NAME	广西艺术学院民族艺术教育综合 楼提升工程(舞台设备部分)
子项名称 SUB-PROJECT	
图纸名称 DRAWING TITLE 音乐舞蹈演出厅舞台灯光平面布置图	
单位 UNIT	比例 SCALE
设计号 PROJECT NO.	ZH-HF-2024-014
项目负责人 PROJECT LEADER	特安 杨林生
专业负责人 DIVISION CHIEF	杨林生 杨林生
设计 DESIGNED BY	沈煜强
校对 CHECKED BY	杨林生
审核 CHECKED BY	刘严军
审定 APPROVED BY	徐广勇
图号 DRAWING NO.	图别 DRAWING TYPE
版本号 VERSION	日期 DATE
A	舞台灯光 2024.12

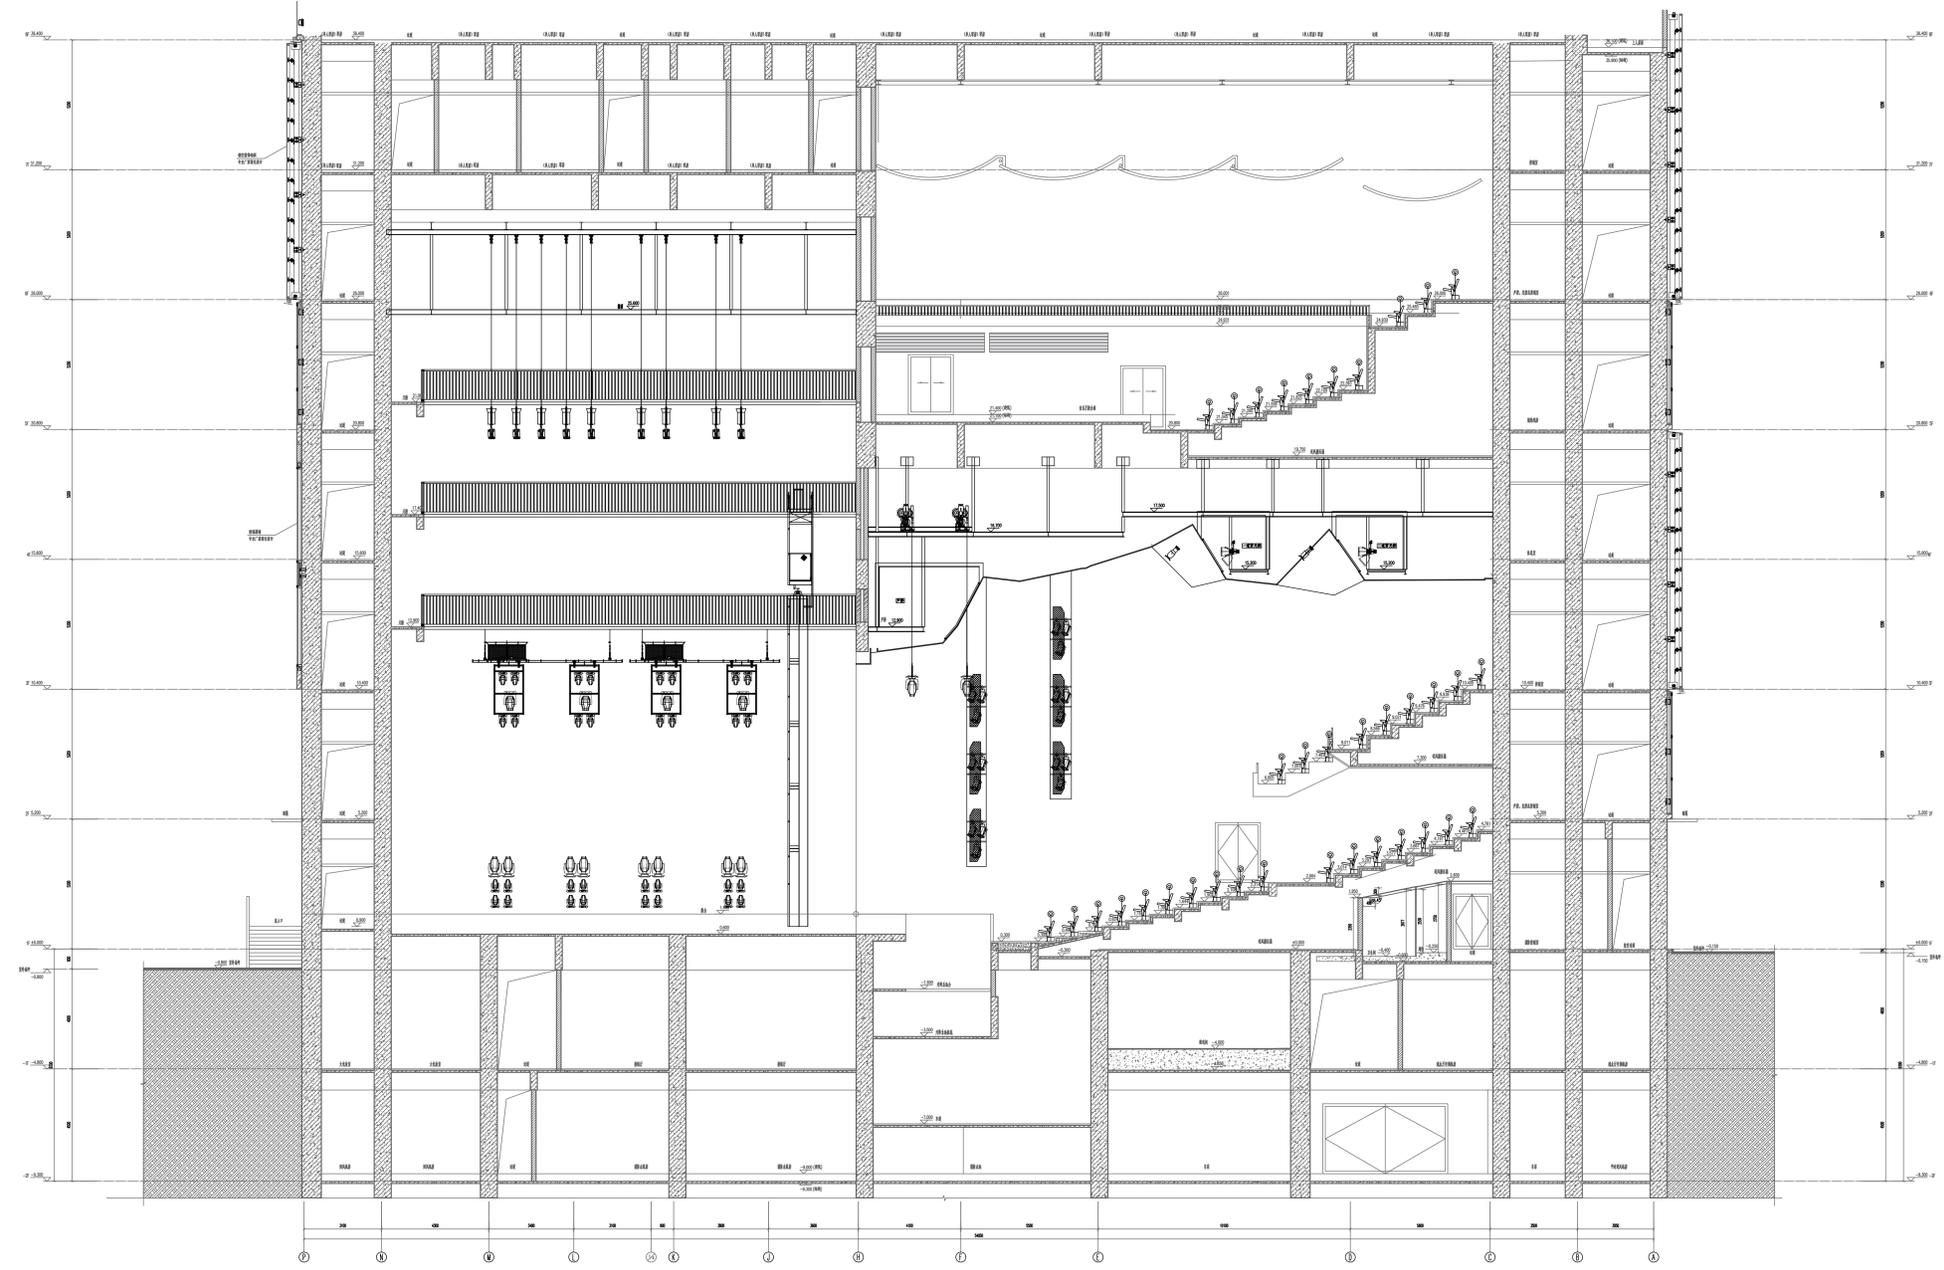

注册执业章 REGISTERED PRACTICE SIGNET	
姓名 NAME	
注册执业号 ID NUMBER	
注册证书号 CERTIFICATION NO.	
建设单位 CLIENT 广西艺术学院	
项目名称 PROJECT NAME 广西艺术学院民族艺术教育综合 楼提升工程(舞台设备部分)	
子项名称 SUB-PROJECT	
图纸名称 DRAWING TITLE 音乐舞蹈演出厅舞台灯光剖面布置图	
单位: UNIT	比例: SCALE
设计号 PROJECT NO. ZH-HF2024-014	
项目负责人 PROJECT LEADER	韩安 韩安
专业负责人 DIVISION CHIEF	杨林生 杨林生
设计 DESIGNED BY	北溟雁 北溟雁
校对 CHECKED BY	杨林生 杨林生
审核 CHECKED BY	刘严军 刘严军
审定 APPROVED BY	徐广勇 徐广勇
图号 DWG NO.	图别 DWG TYPE
版本号 REV.	日期 DATE

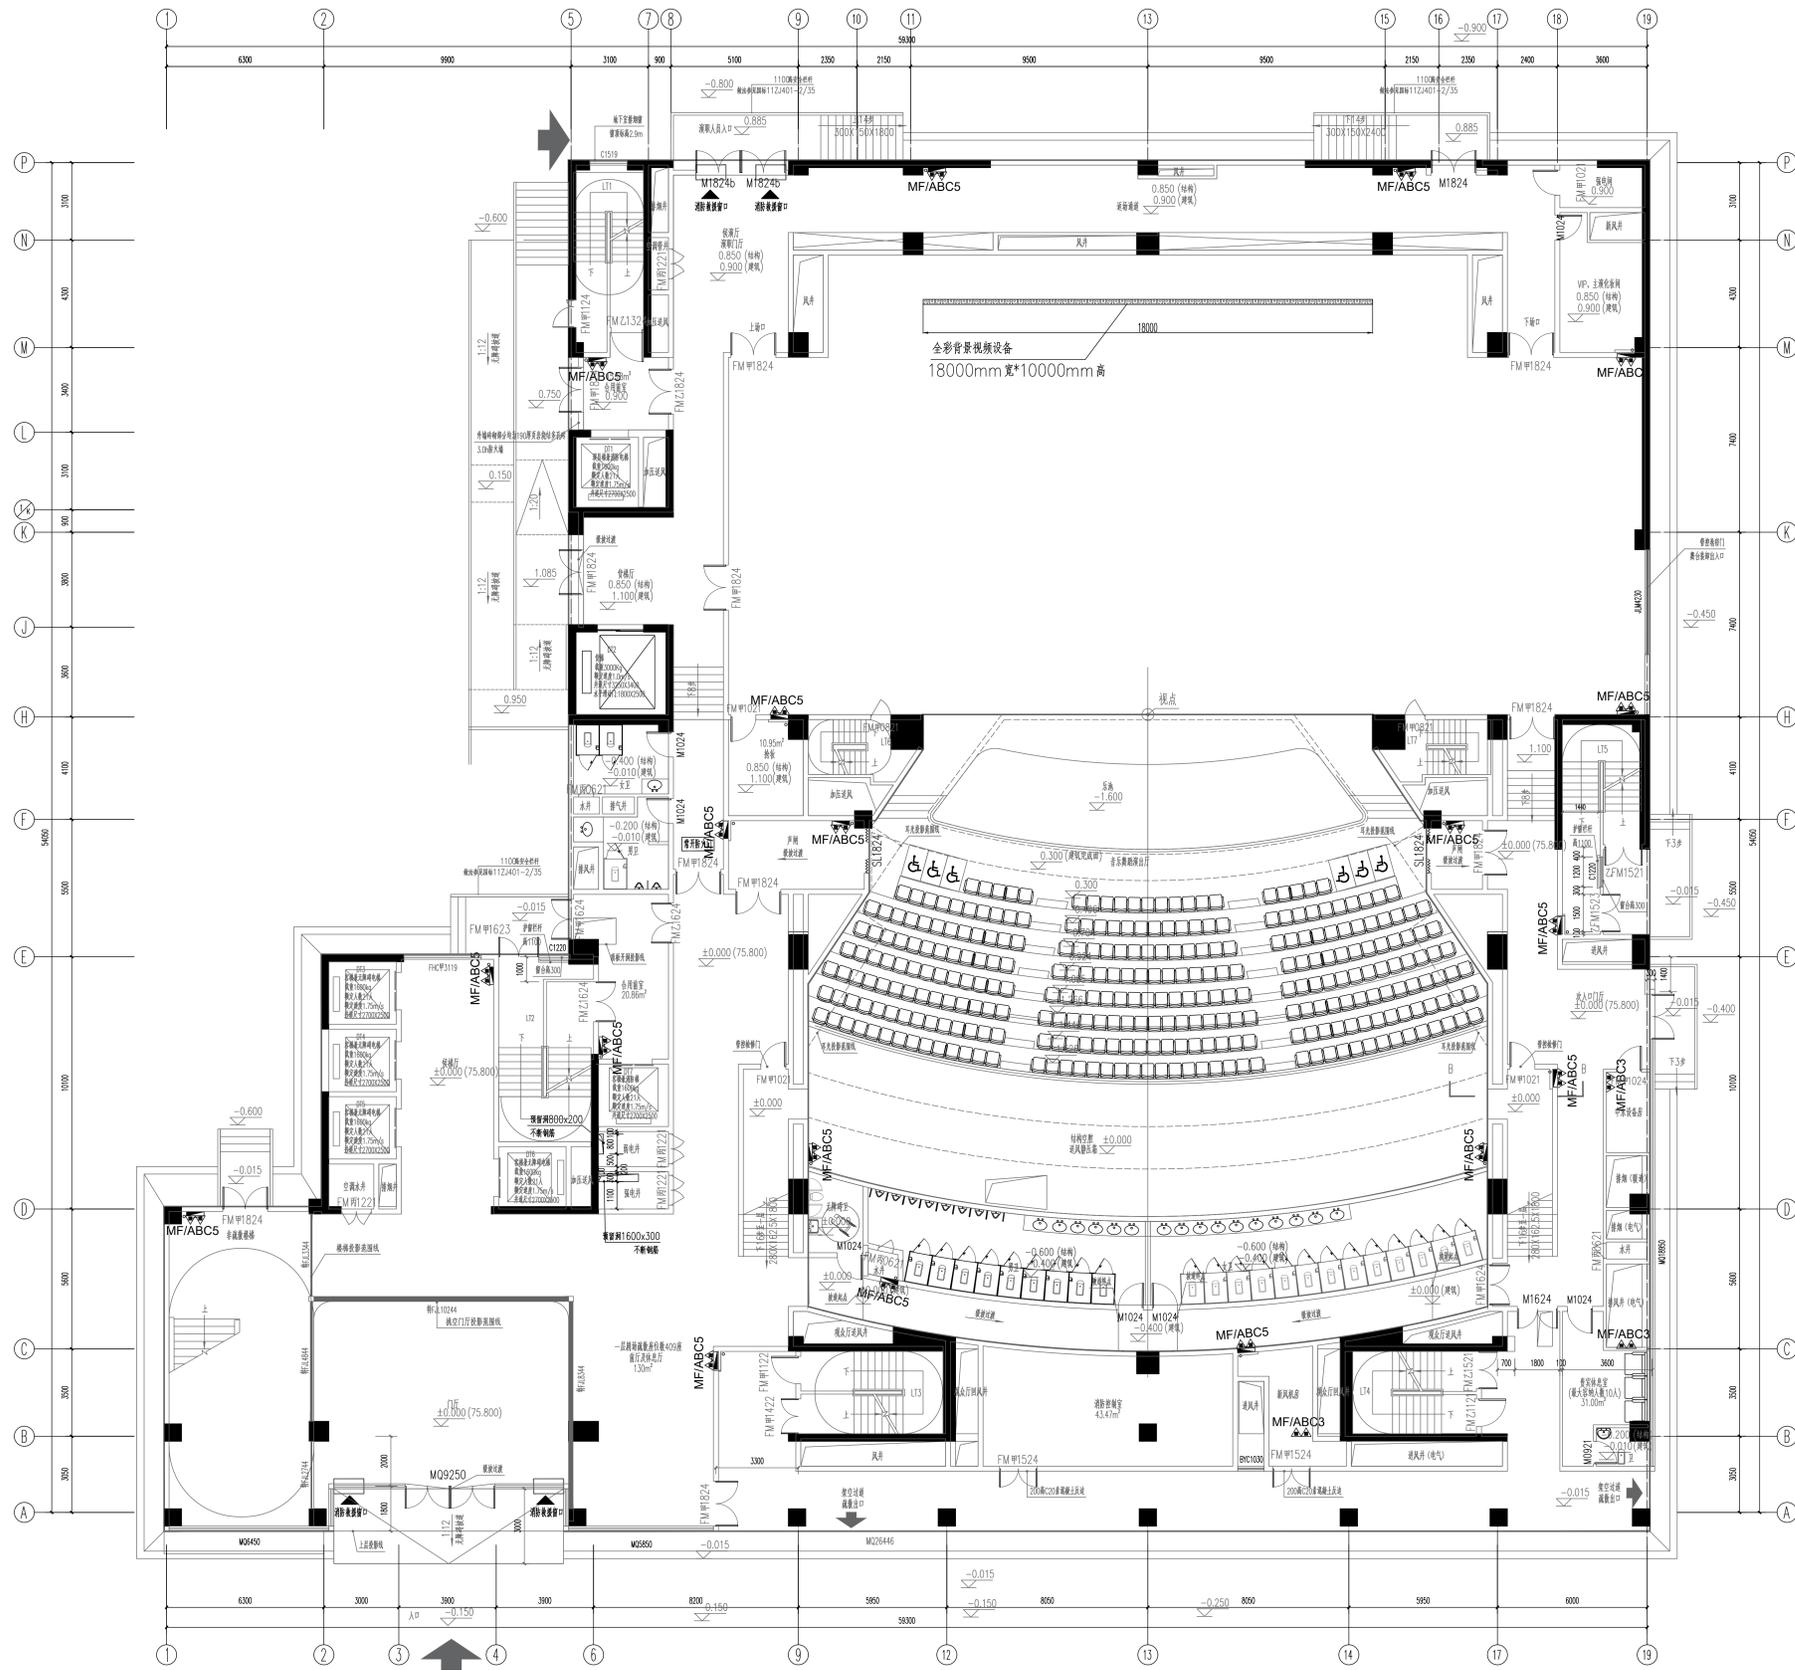

注册执业章
REGISTERED PRACTICE SIGNET

姓名
NAME

注册执业号
REGISTERED NO.

注册证书号
REGISTERED CERTIFICATE NO.

建设单位 CLIENT
广西艺术学院

项目名称 PROJECT NAME
广西艺术学院民族艺术教育综合
楼提升工程(舞台设备部分)

子项名称 SUB-PROJECT

图纸名称 DRAWING TITLE
音乐舞蹈演出LED显示屏平面图一

单位: 比例:
UNIT: SCALE

设计号 PROJECT NO.
设计号: ZH-HF-2024-014


项目负责人
PROJECT LEADER
特宝 杨林生

专业负责人
DIVISION CHIEF
杨林生 杨林生

设计
DESIGNED BY
校对
CHECKED BY
审核
REVIEWED BY
审定
APPROVED BY


图号
DRAWING NO.
图别
DRAWING TYPE
版本号
VERSION NO.

日期
DATE
2024.12

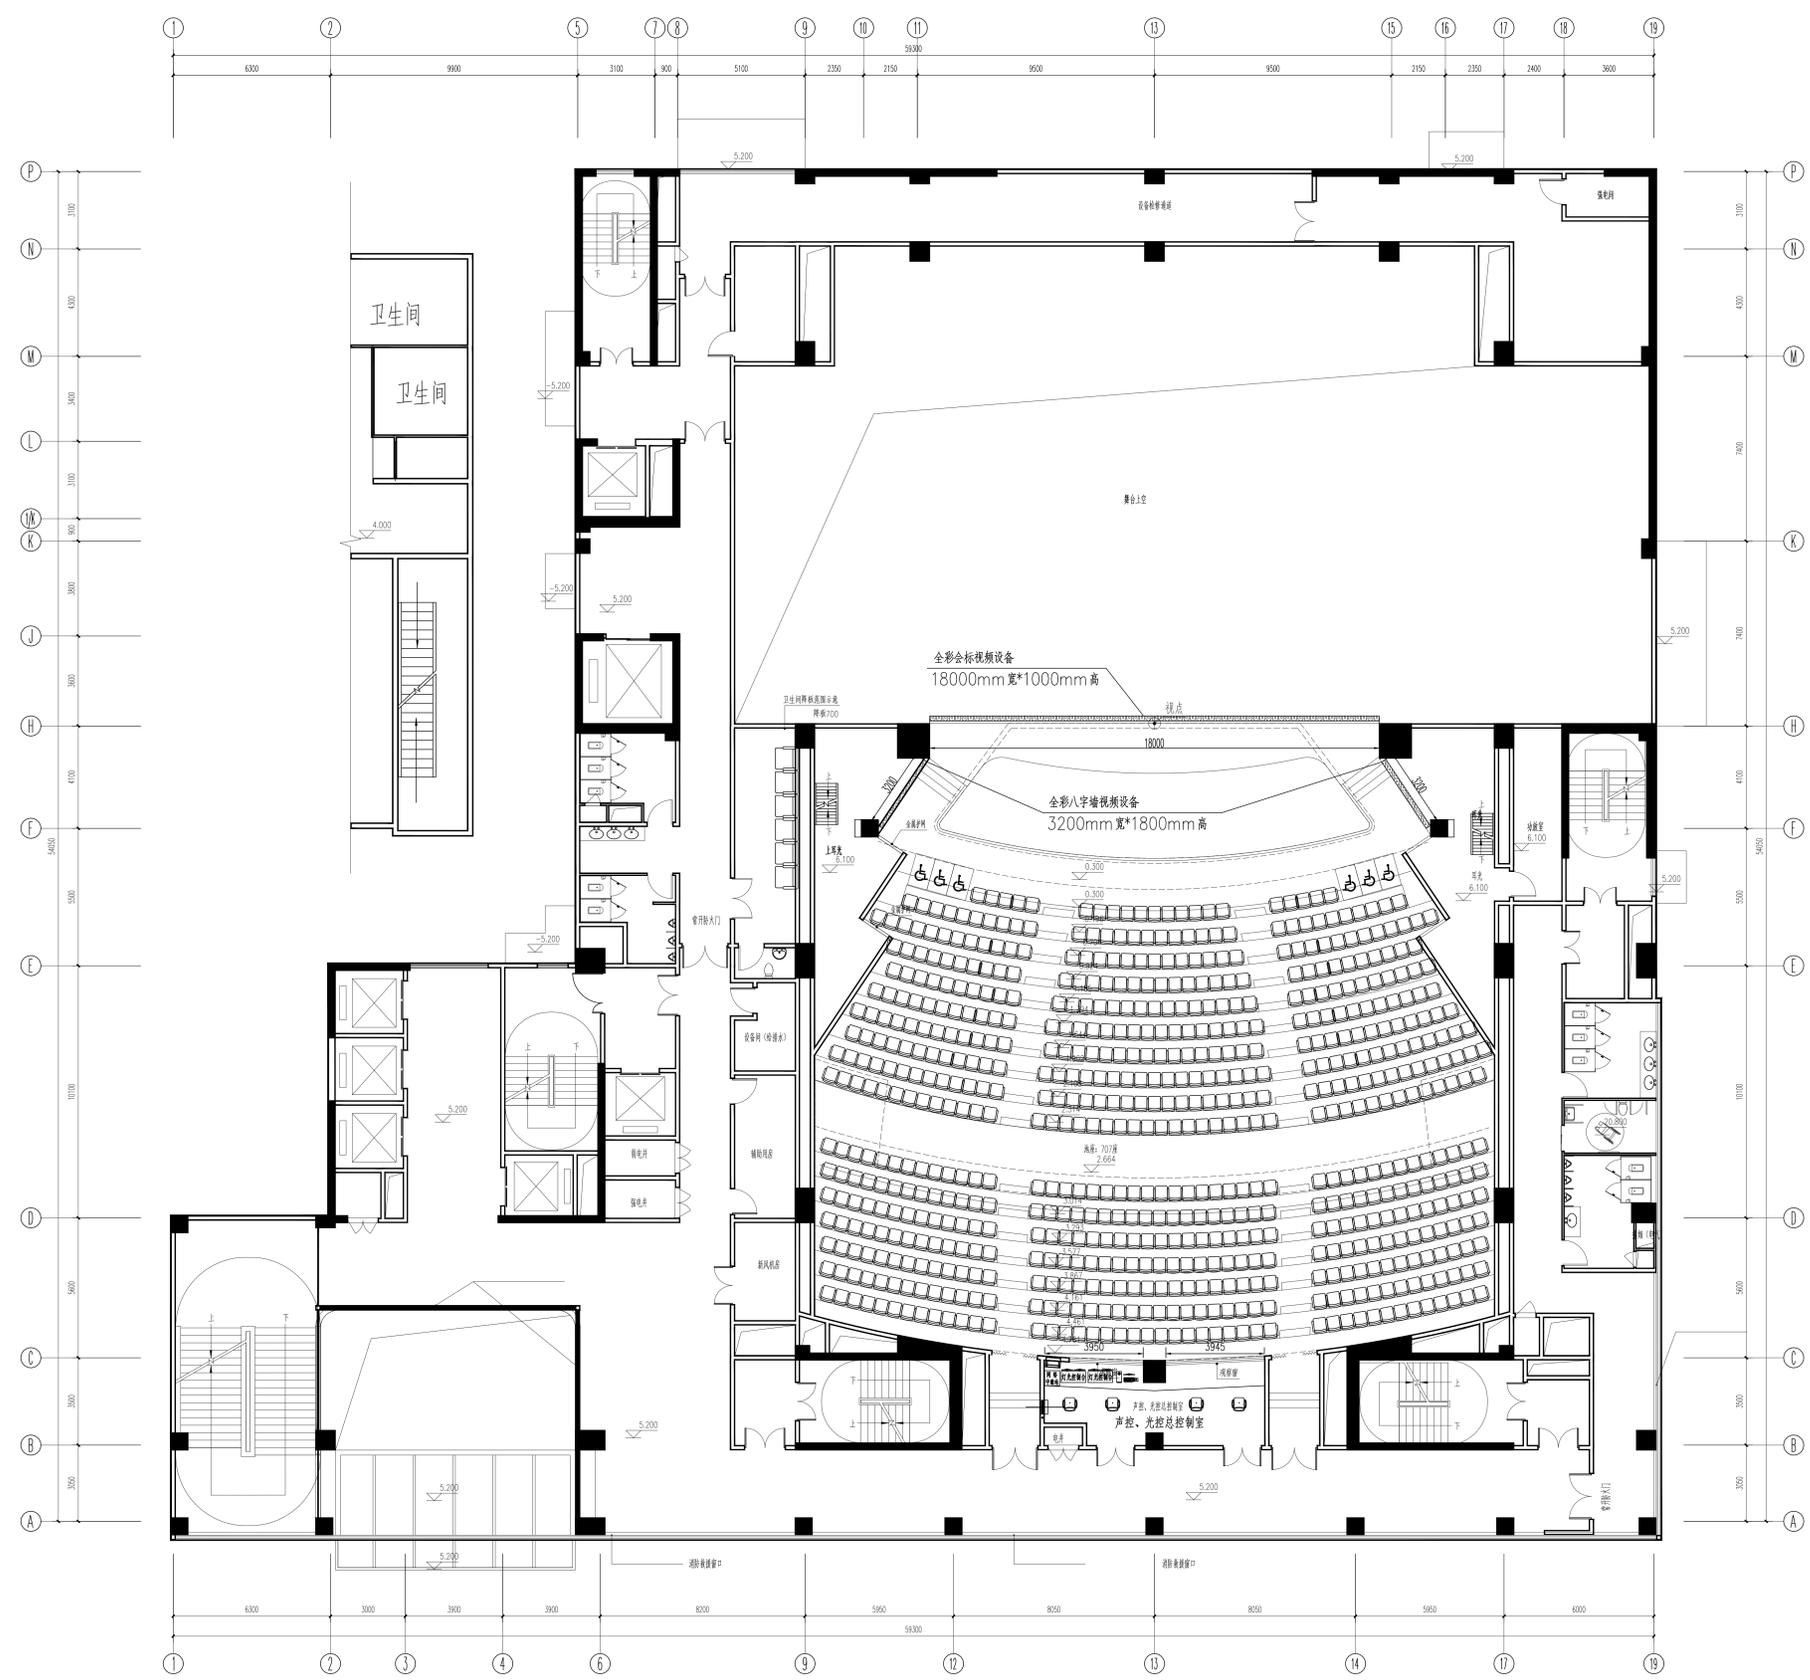


二层平面图 1:100

设计单位 DESIGN CORPORATION	
成都西南交通大学设计研究院有限公司 Southwest Jiaotong University Chengde Design Institute Co., Ltd.	
证书编号: A151000419 QUALIFICATION CERTIFICATE NO.	
证书等级: 建筑工程甲级 QUALIFICATION CERTIFICATE GRADE	
注册执业章 REGISTERED PRACTICE SIGNET	
姓名 NAME	
注册执业号 注册编号 REGISTRATION NO.	
建设单位 CLIENT	广西艺术学院
项目名称 PROJECT NAME	广西艺术学院民族艺术教育综合 楼提升工程(舞台设备部分)
子项名称 SUB-PROJECT	
图纸名称 DRAWING TITLE	
音乐舞蹈演出LED显示屏平面图二	
单位: UNIT	比例: SCALE
设计号 PROJECT NO.	ZH-HF-2024-014
项目负责人 PROJECT LEADER	韩安 韩安
专业负责人 DIVISION CHIEF	杨林生 杨林生
设计 DESIGNER	沈德强 沈德强
校对 CHECKED BY	杨林生 杨林生
审核 CHECKED BY	刘严军 刘严军
审定 APPROVED BY	徐广勇 徐广勇
图号 DRAWING NO.	图别 DRAWING TYPE
版本号 VERSION	日期 DATE
A	2024.12

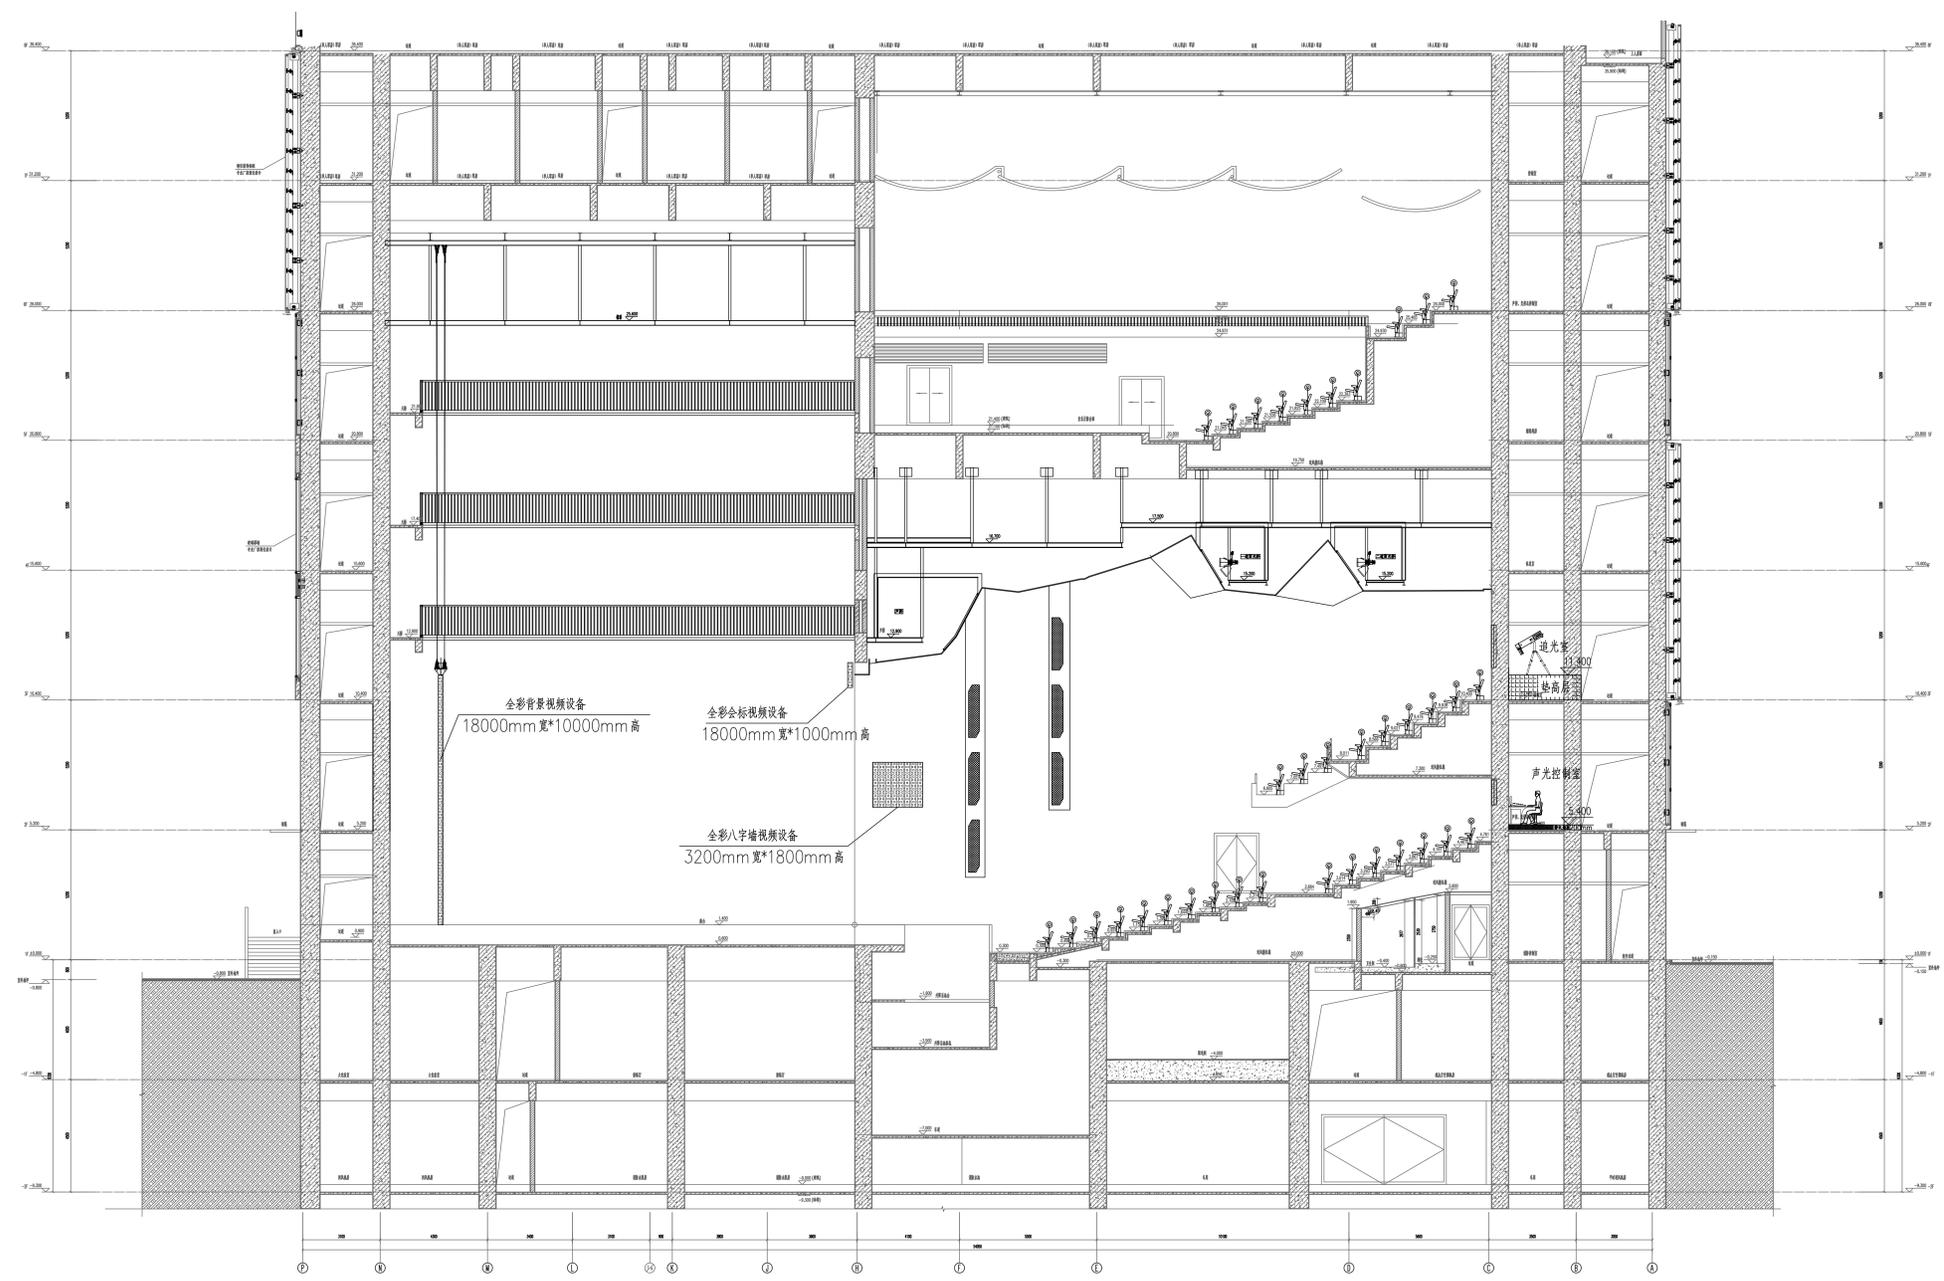


1-1剖面图

注册执业章 REGISTERED PRACTICE SIGNET	
姓名 NAME	
注册执业号 REGISTERED NO.	
注册证书号 CERTIFICATION NO.	
建设单位 CLIENT 广西艺术学院	
项目名称 PROJECT NAME 广西艺术学院民族艺术教育综合 楼提升工程(舞台设备部分)	
子项目名称 SUB-PROJECT	
图纸名称 DRAWING TITLE 音乐舞蹈演出LED显示屏剖面图	
单位: UNIT	比例: SCALE
设计号 PROJECT NO. ZH-HF2024-014	
项目负责人 PROJECT LEADER	韩安 韩安
专业负责人 DIVISION CHIEF	杨林生 杨林生
设计 DESIGNED BY	北溟海 北溟海
校对 CHECKED BY	杨林生 杨林生
审核 CHECKED BY	刘严军 刘严军
审定 APPROVED BY	徐广勇 徐广勇
图号 DRAWING NO.	图别 DRAWING TYPE
版本号 VERSION	日期 DATE
A	2024.12

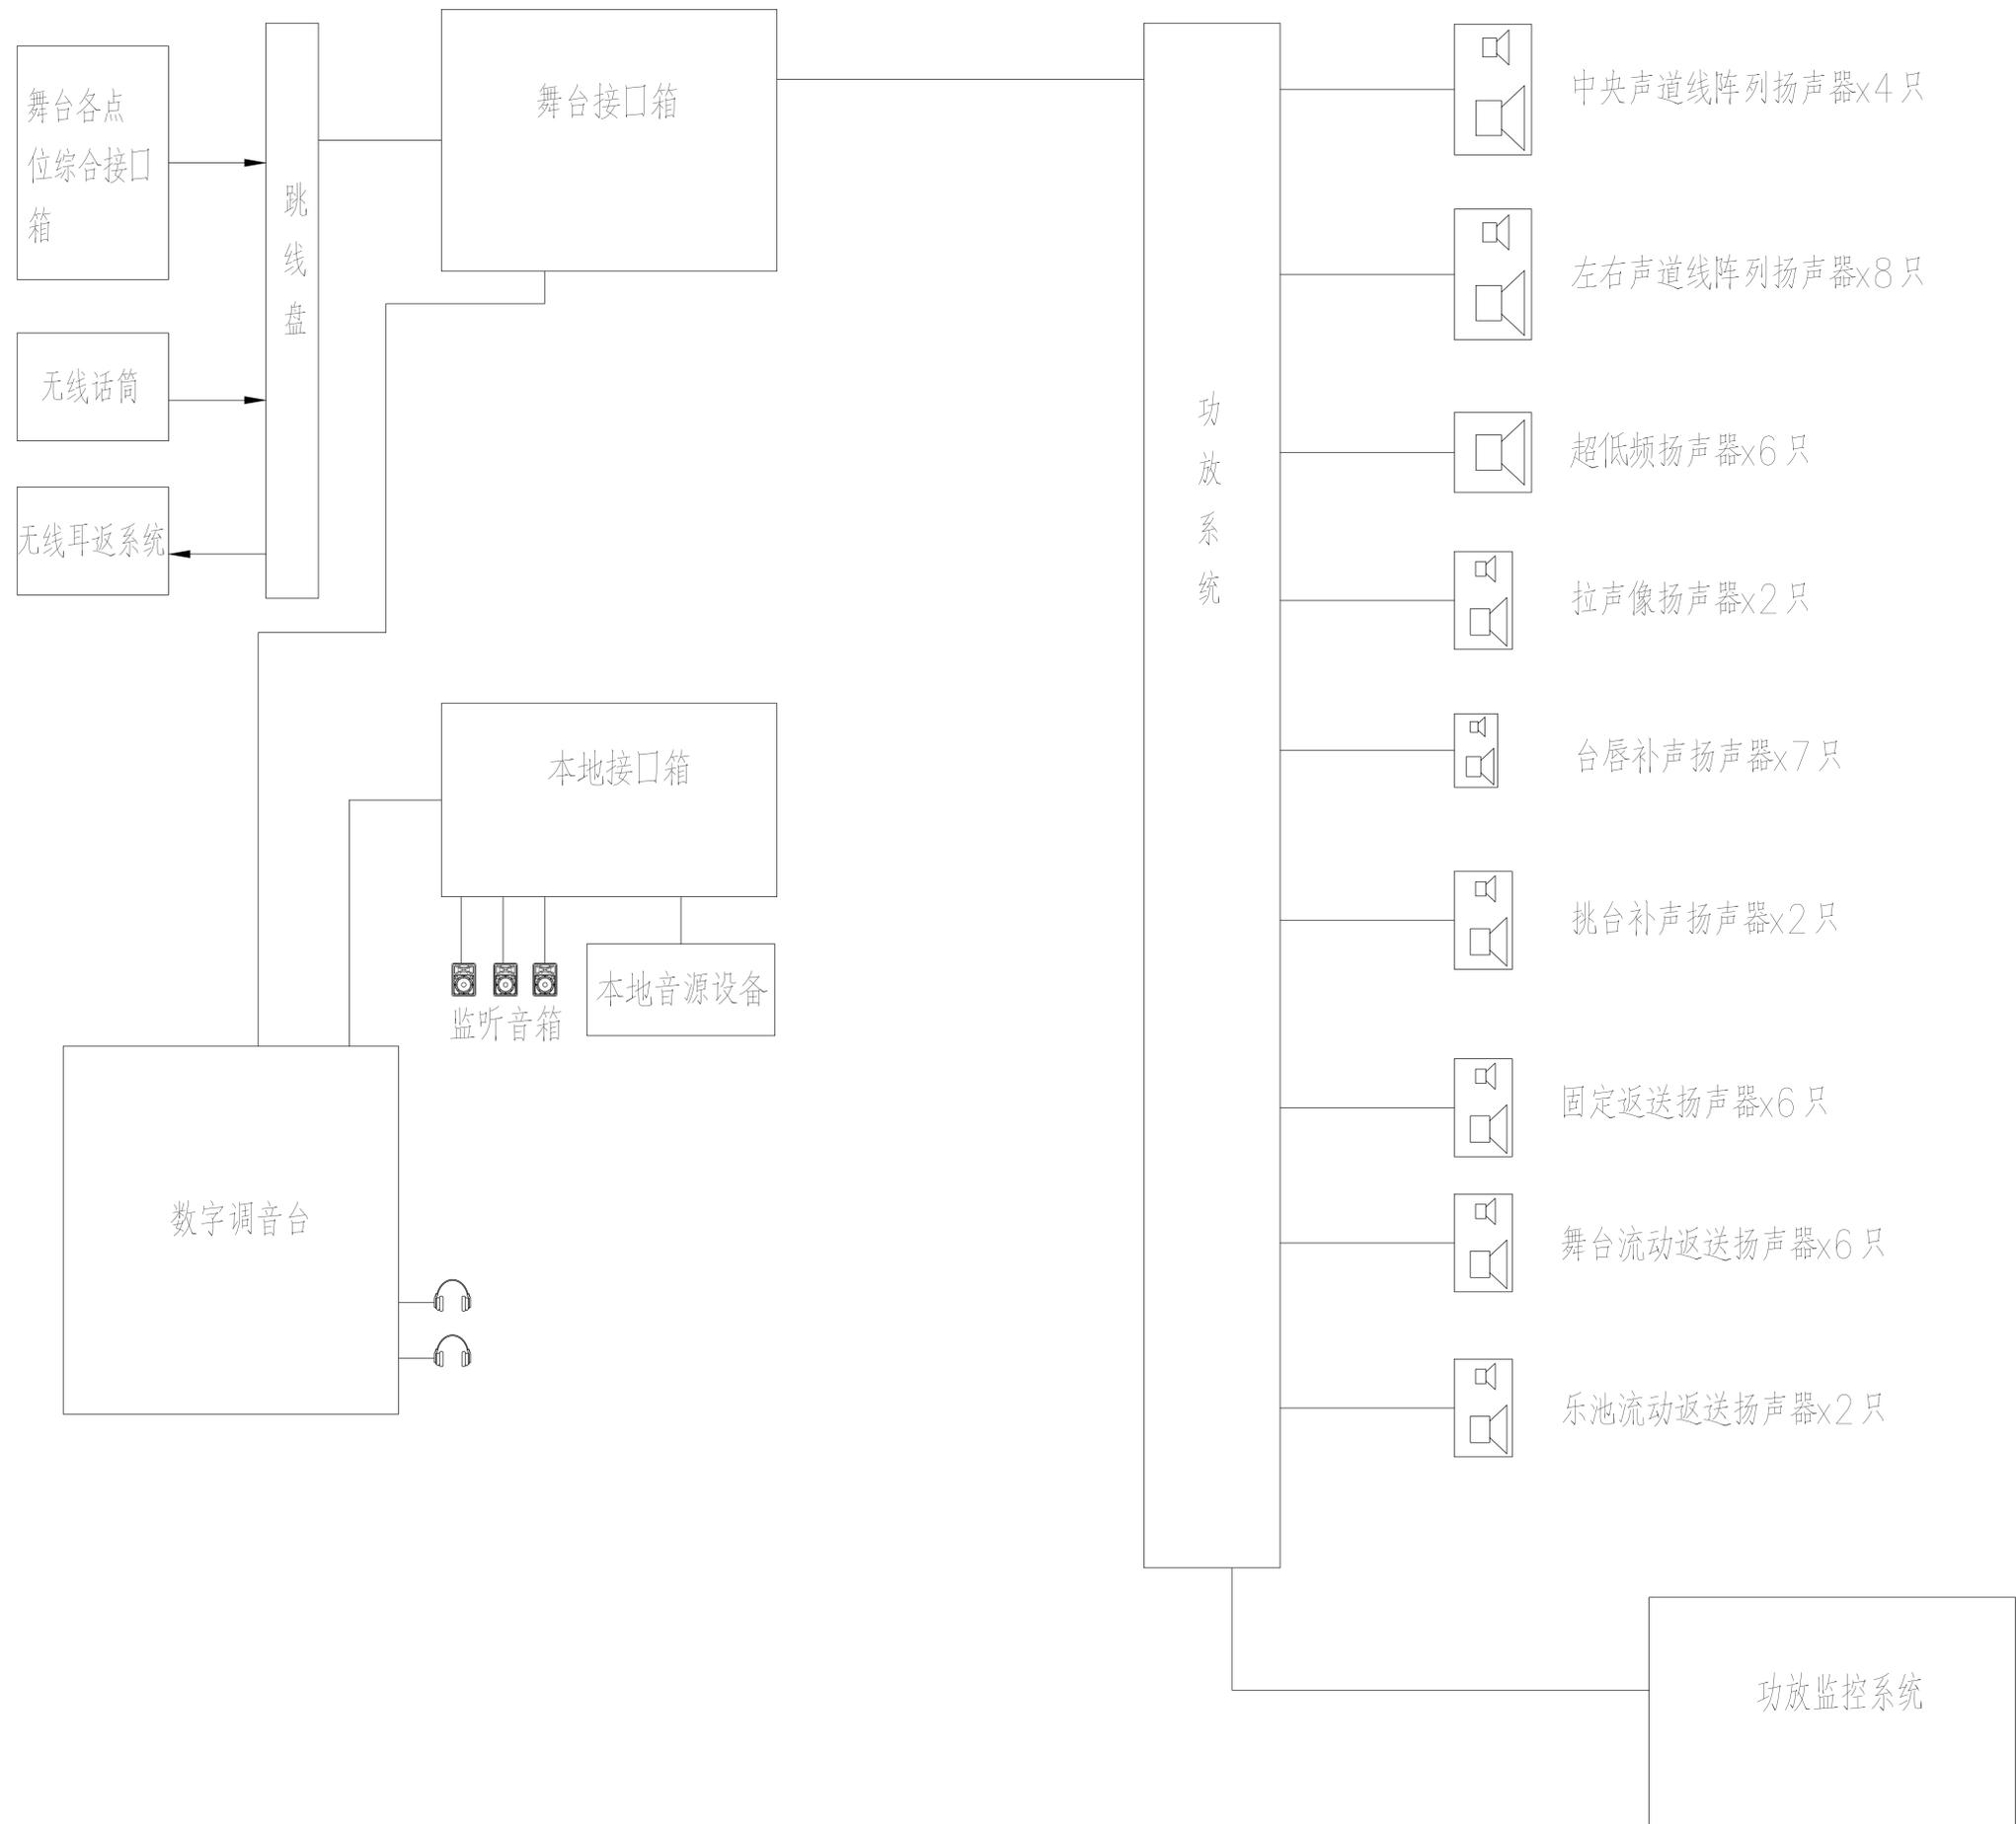


注册执业章 REGISTERED PRACTICE SIGNET	
姓名 NAME	
注册执业号 注册编号	
注册证书号 CERTIFICATION NO.	
建设单位 CLIENT 广西艺术学院	
项目名称 PROJECT NAME 广西艺术学院民族艺术教育综合 楼提升工程(舞台设备部分)	
子项名称 SUB-PROJECT	
图纸名称 DRAWING TITLE 音乐舞蹈剧场扩声系统图	
单位: UNIT	比例: SCALE
设计号 PROJECT NO.	ZH-HF2024-014
项目负责人 PROJECT LEADER	韩荣 韩荣
专业负责人 DIVISION CHIEF	杨林生 杨林生
设计 DESIGNED BY	沈德强 沈德强
校对 CHECKED BY	杨林生 杨林生
审核 CHECKED BY	刘严军 刘严军
审定 APPROVED BY	徐广勇 徐广勇
图号 DRAWING NO.	图别 DRAWING TYPE
版本号 VERSION	日期 DATE
A	2024.12

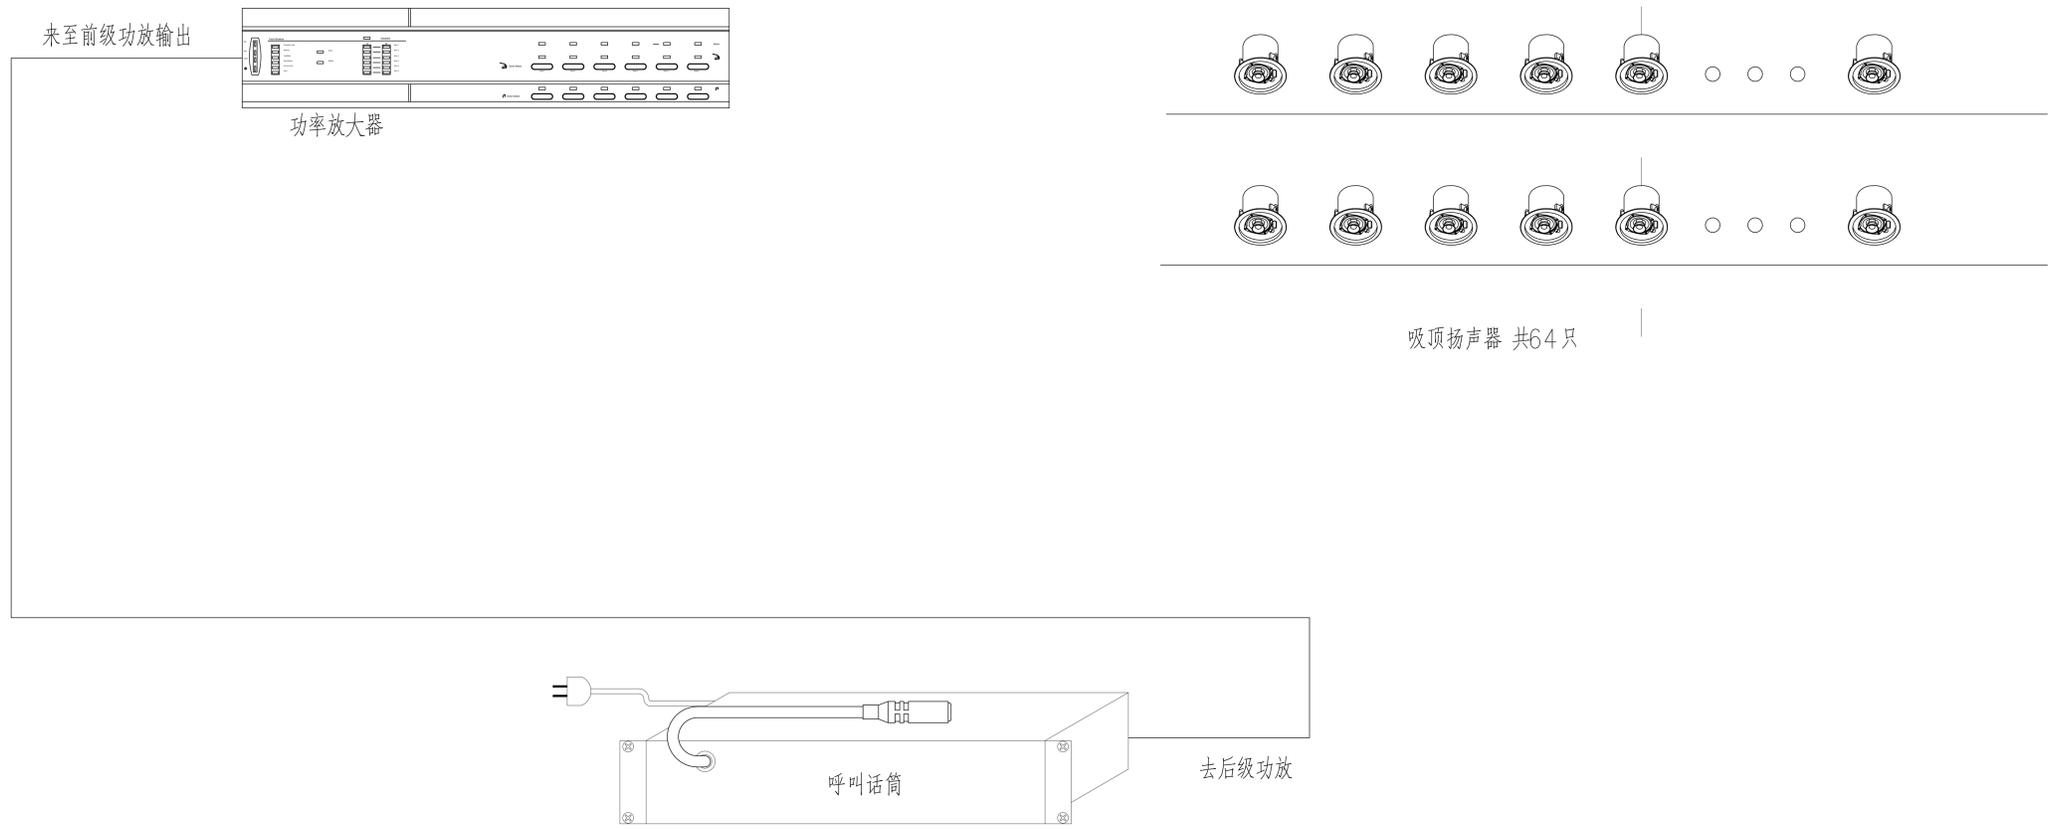


吸顶扬声器 共64只


注册执业章 REGISTERED PRACTICE SIGNET	
姓名 NAME	
注册执业号 注册证号 REGISTRATION NO.	
建设单位 CLIENT	广西艺术学院
项目名称 PROJECT NAME	广西艺术学院民族艺术教育综合 楼提升工程(舞台设备部分)
子项名称 SUB-PROJECT	
图纸名称 DRAWING TITLE 音乐舞蹈演出剧场广播系统图	
单位 UNIT	比例 SCALE
设计号 PROJECT NO. ZH-HF2024-014	
项目负责人 PROJECT LEADER	韩莹 韩莹
专业负责人 DIVISION CHIEF	杨林生 杨林生
设计 DESIGNED BY	北鸿源 北鸿源
校对 CHECKED BY	杨林生 杨林生
审核 CHECKED BY	刘严军 刘严军
审定 APPROVED BY	徐广勇 徐广勇
图号 DRAWING NO.	图别 DRAWING TYPE
版本号 VERSION	日期 DATE
A	付九自校核 2024.12

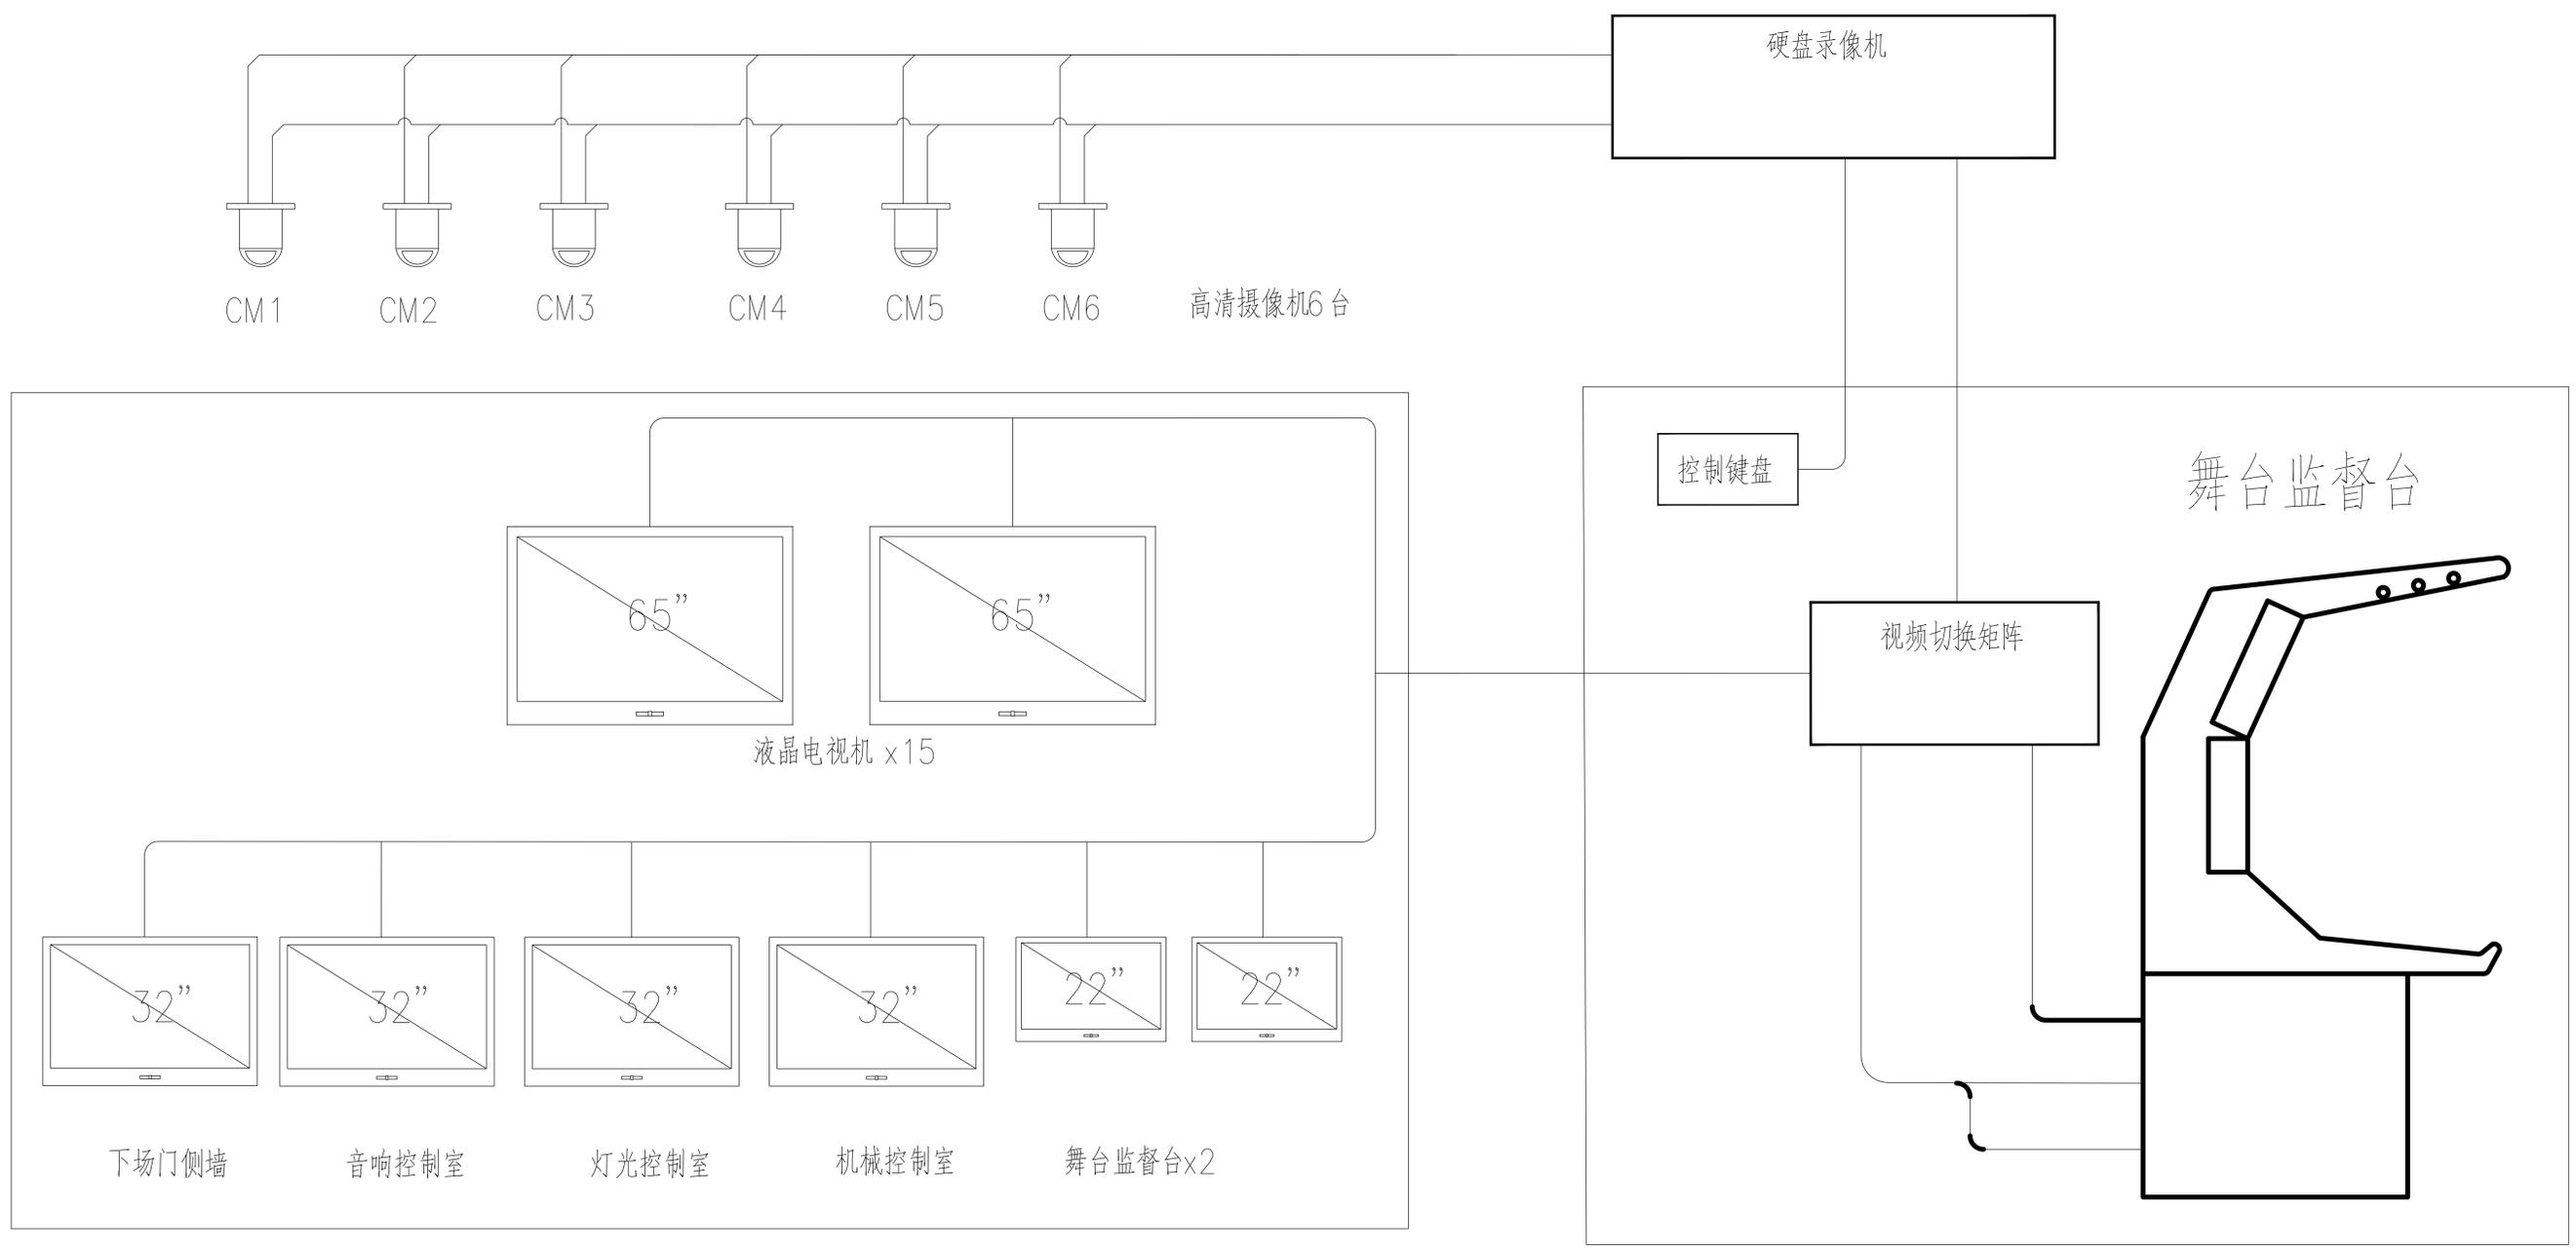


注册执业章 REGISTERED PRACTICE SIGNET	
姓名 NAME	
注册执业号 注册编号 REGISTRATION NO.	
建设单位 CLIENT	广西艺术学院
项目名称 PROJECT NAME	广西艺术学院民族艺术教育综合 楼提升工程(舞台设备部分)
子项名称 SUB-PROJECT	
图纸名称 DRAWING TITLE 音乐舞蹈演出视频监控系统图	
单位 UNIT	比例 SCALE
设计号 PROJECT NO. ZH-HF2024-014	
项目负责人 PROJECT LEADER	韩莹 韩莹
专业负责人 DIVISION CHIEF	杨林生 杨林生
设计 DESIGNED BY	北源源 北源源
校对 CHECKED BY	杨林生 杨林生
审核 CHECKED BY	刘严军 刘严军
审定 APPROVED BY	徐广勇 徐广勇
图号 DRAWING NO.	图别 DRAWING TYPE
版本号 VERSION	日期 DATE
A	2024.12

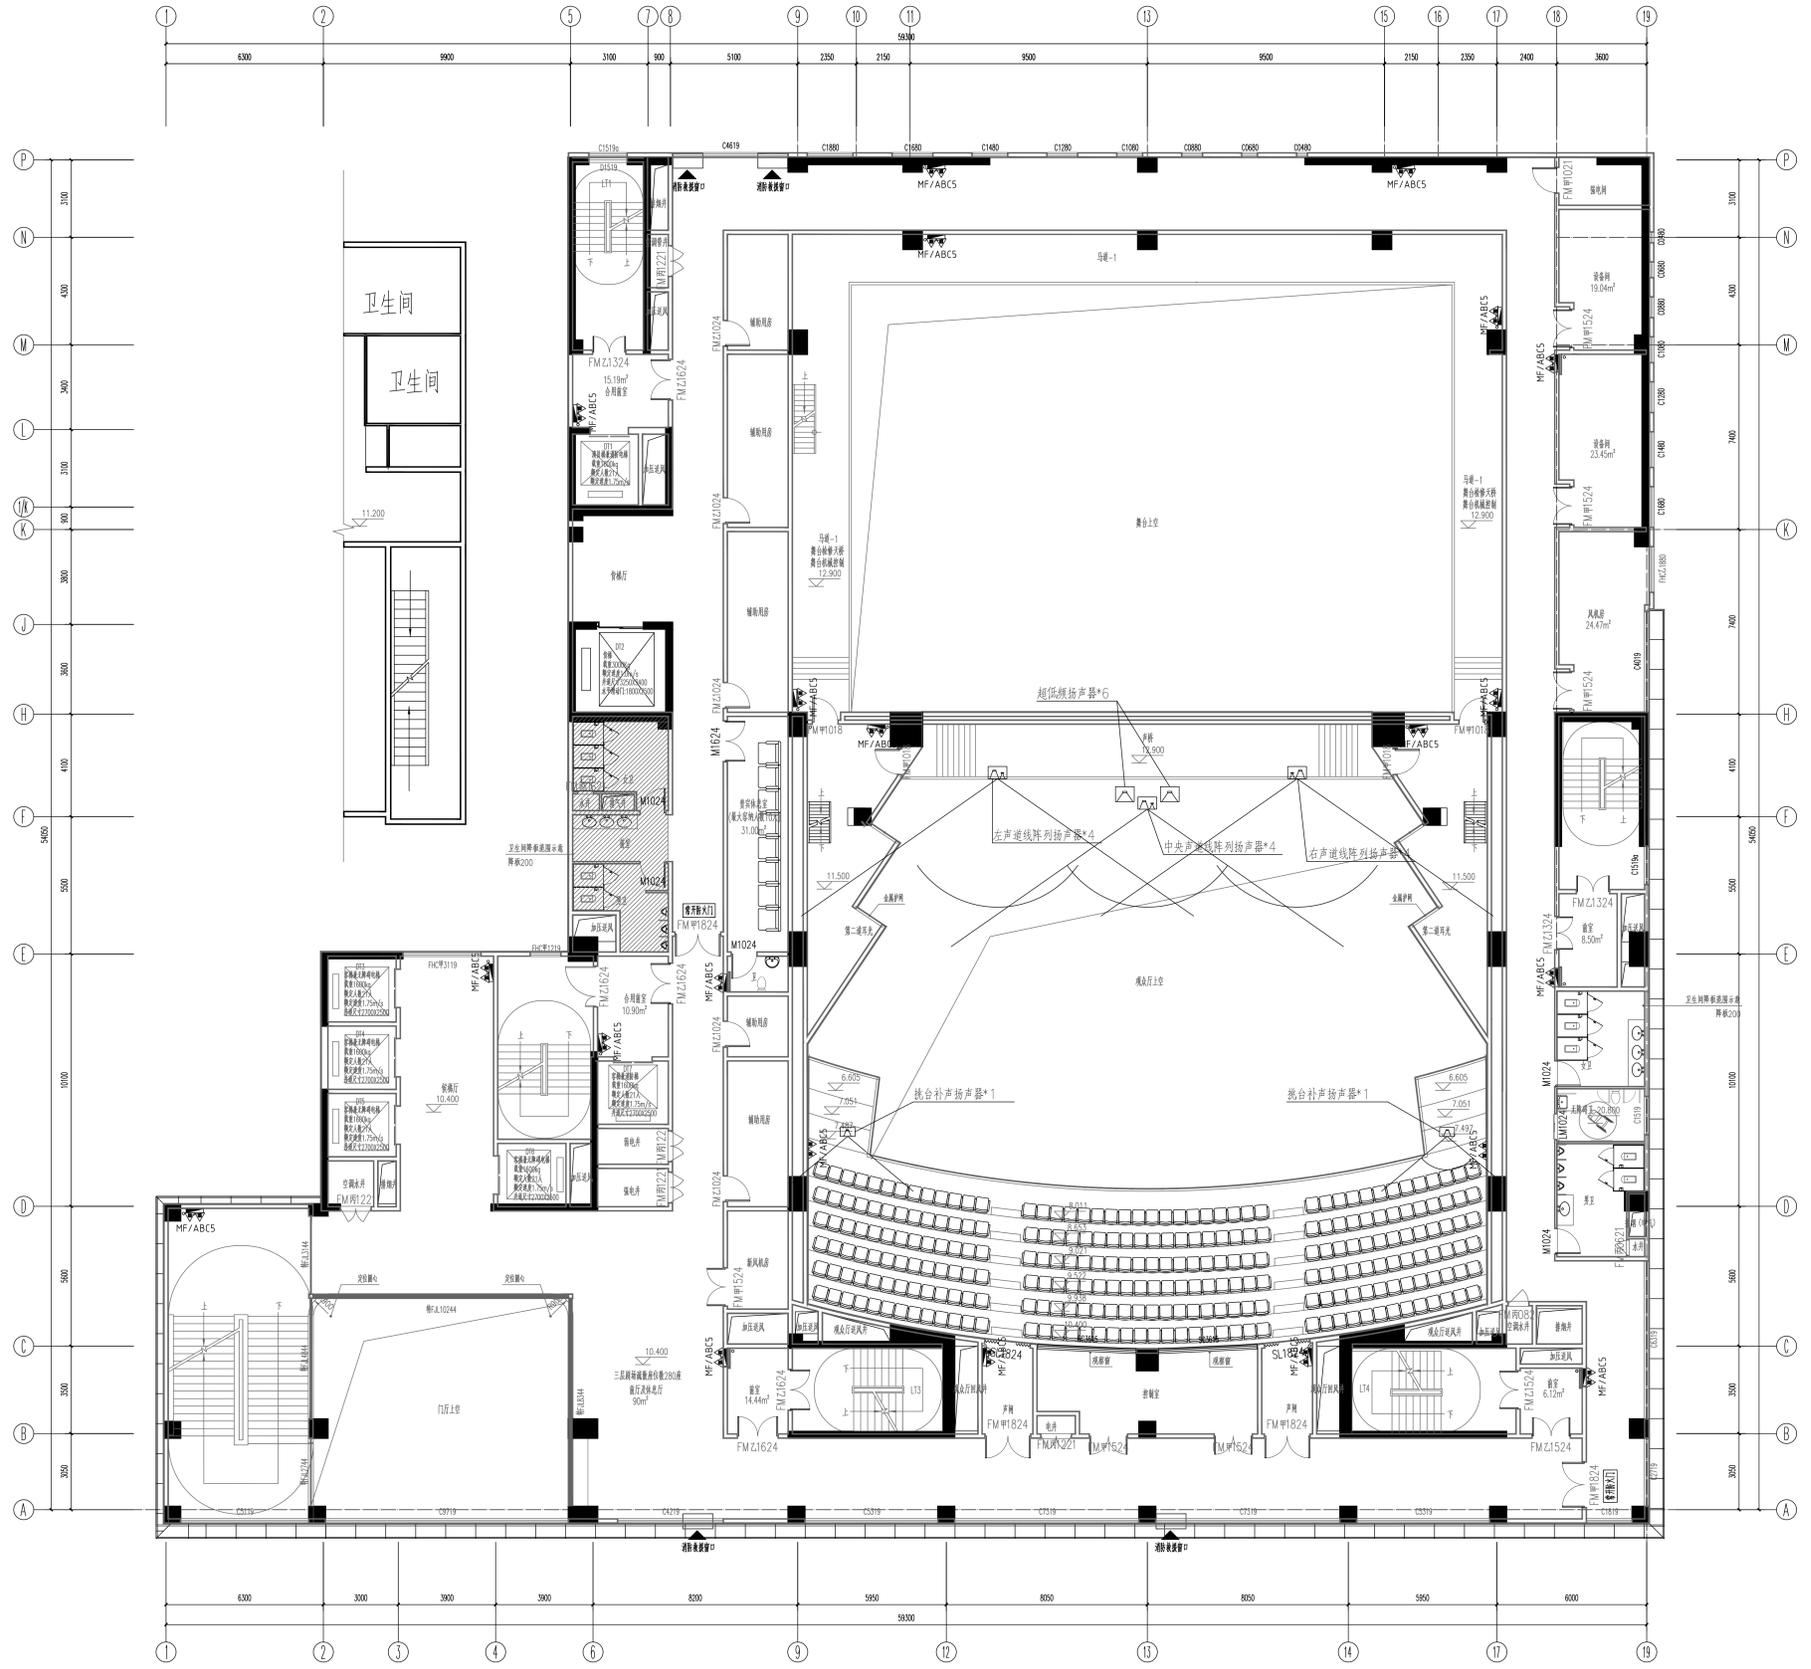


注册执业章 REGISTERED PRACTICE SIGNET	
姓名 NAME	
注册执业号 注册日期	
注册证书号 CERTIFICATION NO.	
建设单位 CLIENT	广西艺术学院
项目名称 PROJECT NAME	广西艺术学院民族艺术教育综合楼提升工程(舞台设备部分)
子项名称 SUB-PROJECT	
图纸名称 DRAWING TITLE 音乐舞蹈演出厅扬声器 平面布置图	
单位 UNIT	比例 SCALE
设计号 PROJECT NO.	ZH-HF2024-014
项目负责人 PROJECT LEADER	特安 杨林生
专业负责人 DIVISION CHIEF	杨林生 杨林生
设计 DESIGNED BY	沈洪强 沈洪强
校对 CHECKED BY	杨林生 杨林生
审核 CHECKED BY	刘广军 刘广军
审定 APPROVED BY	徐广勇 徐广勇
图号 DRAWING NO.	图别 DRAWING TYPE
版本号 VERSION	日期 DATE
A	2024.12

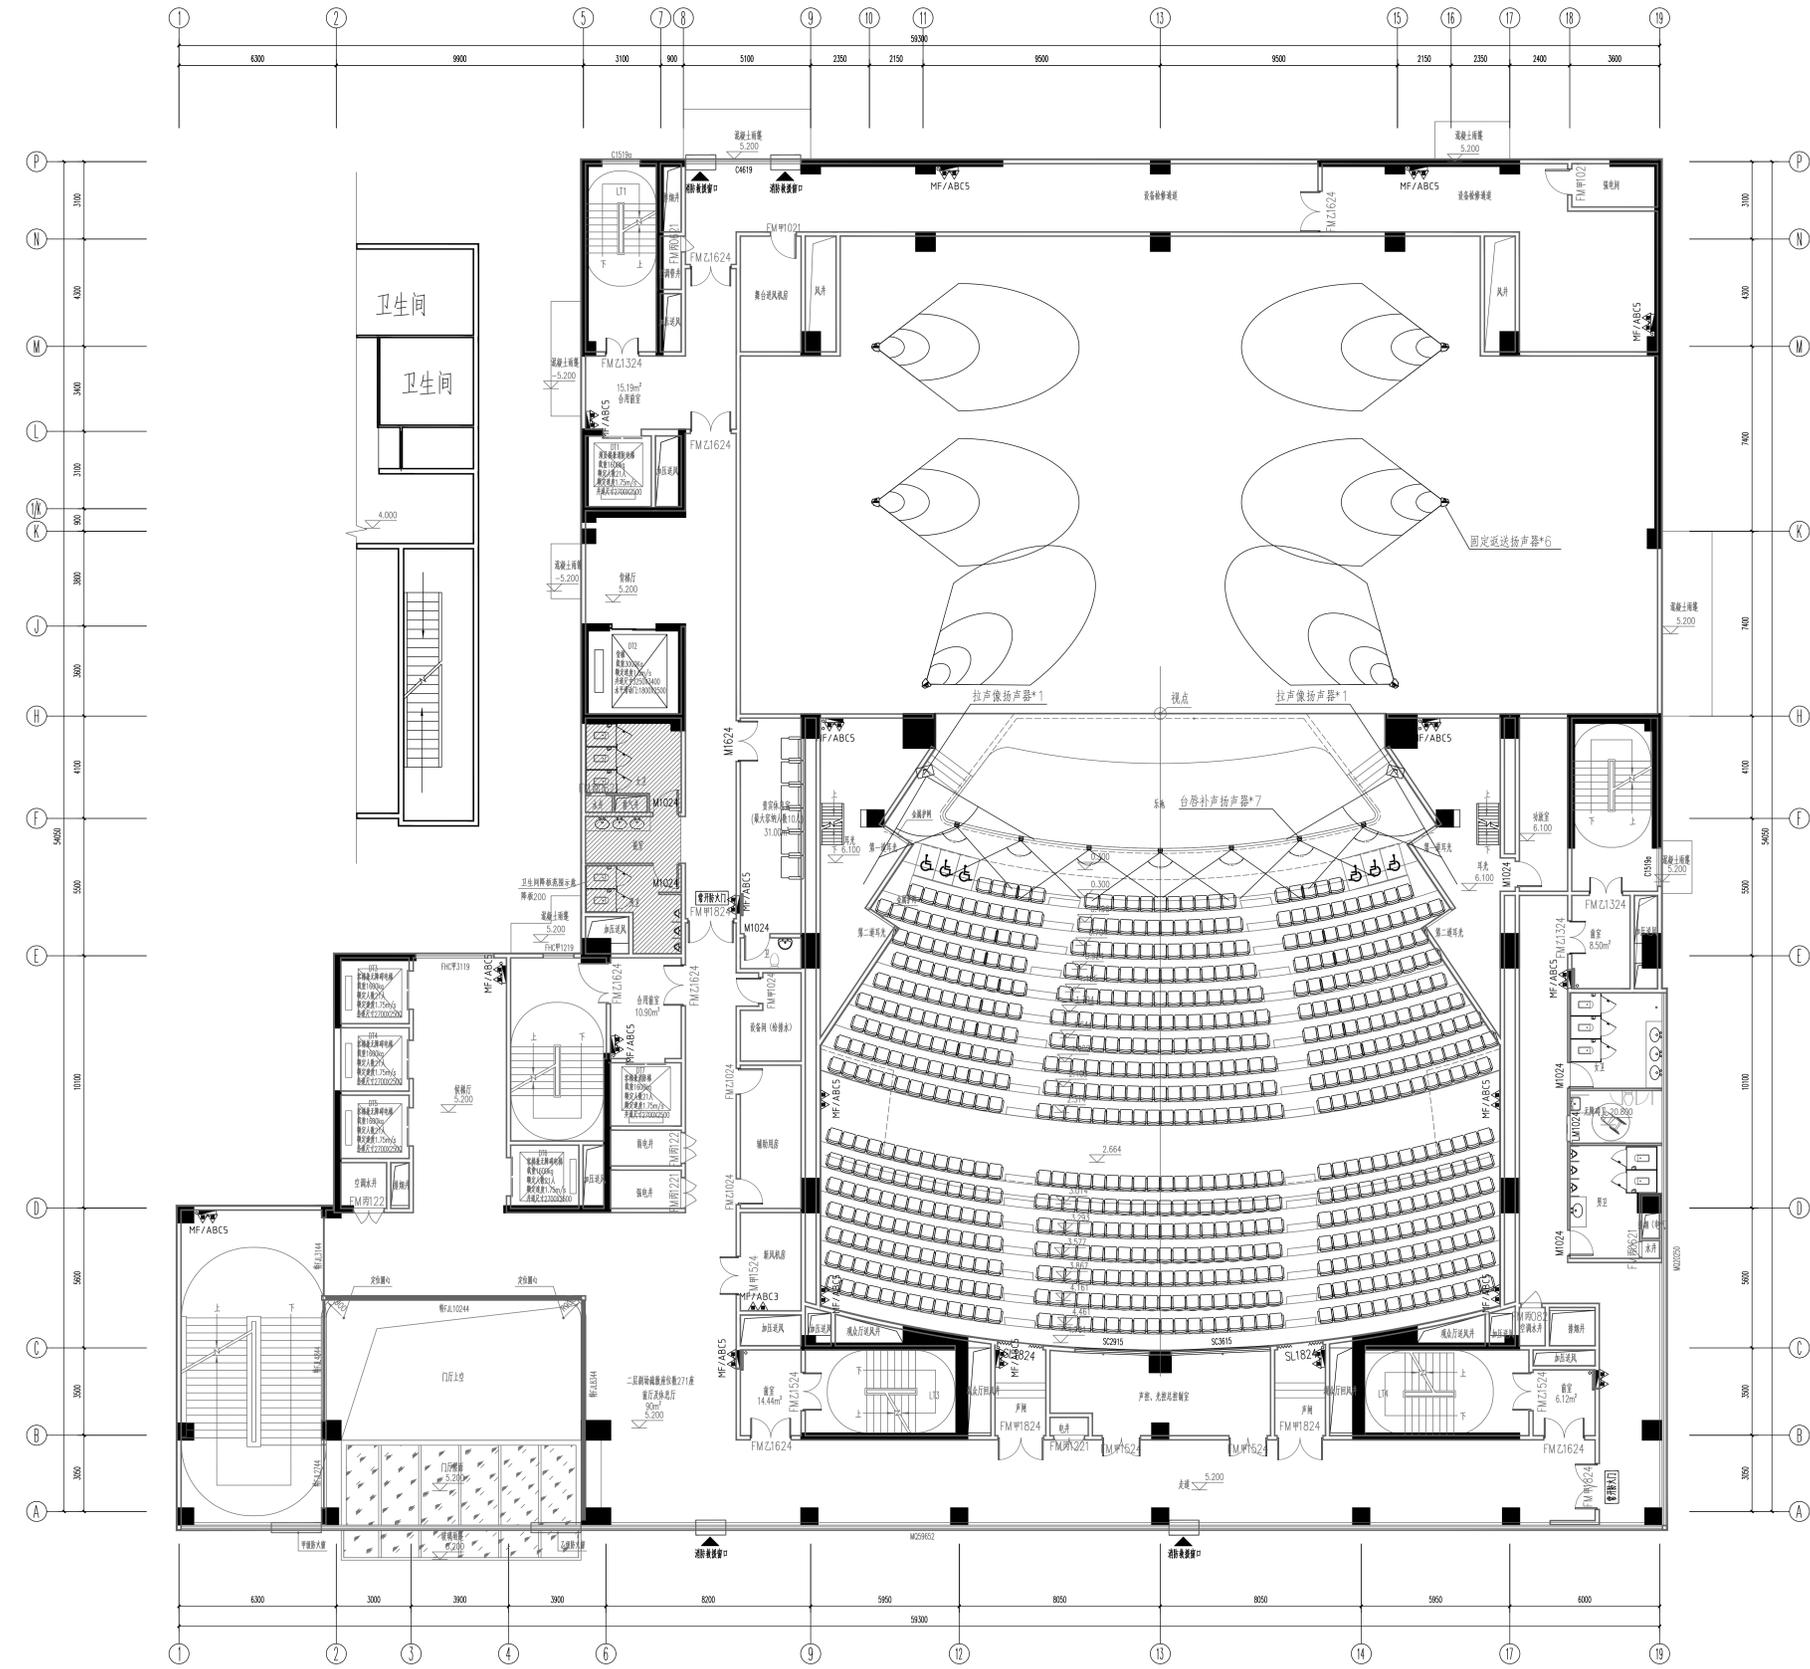

注册执业章 REGISTERED PRACTICE SIGNET	
姓名 NAME	
注册执业号 REGISTERED NO.	
注册证书号 CERTIFICATION NO.	
建设单位 CLIENT	广西艺术学院
项目名称 PROJECT NAME	广西艺术学院民族艺术教育综合 楼提升工程(舞台设备部分)
子项名称 SUB-PROJECT	
图纸名称 DRAWING TITLE 音乐舞蹈演出厅扩声 平面图(舞台...)	
单位 UNIT	比例 SCALE
设计号 PROJECT NO.	ZH-HF2024-014
项目负责人 PROJECT LEADER	特安 杨林生
专业负责人 DIVISION CHIEF	杨林生 杨林生
设计 DESIGNED BY	沈洪源 沈洪源
校对 CHECKED BY	杨林生 杨林生
审核 CHECKED BY	刘严军 刘严军
审定 APPROVED BY	徐广勇 徐广勇
图号 DRAWING NO.	图别 DRAWING TYPE
版本号 VERSION	日期 DATE
A	2024.12

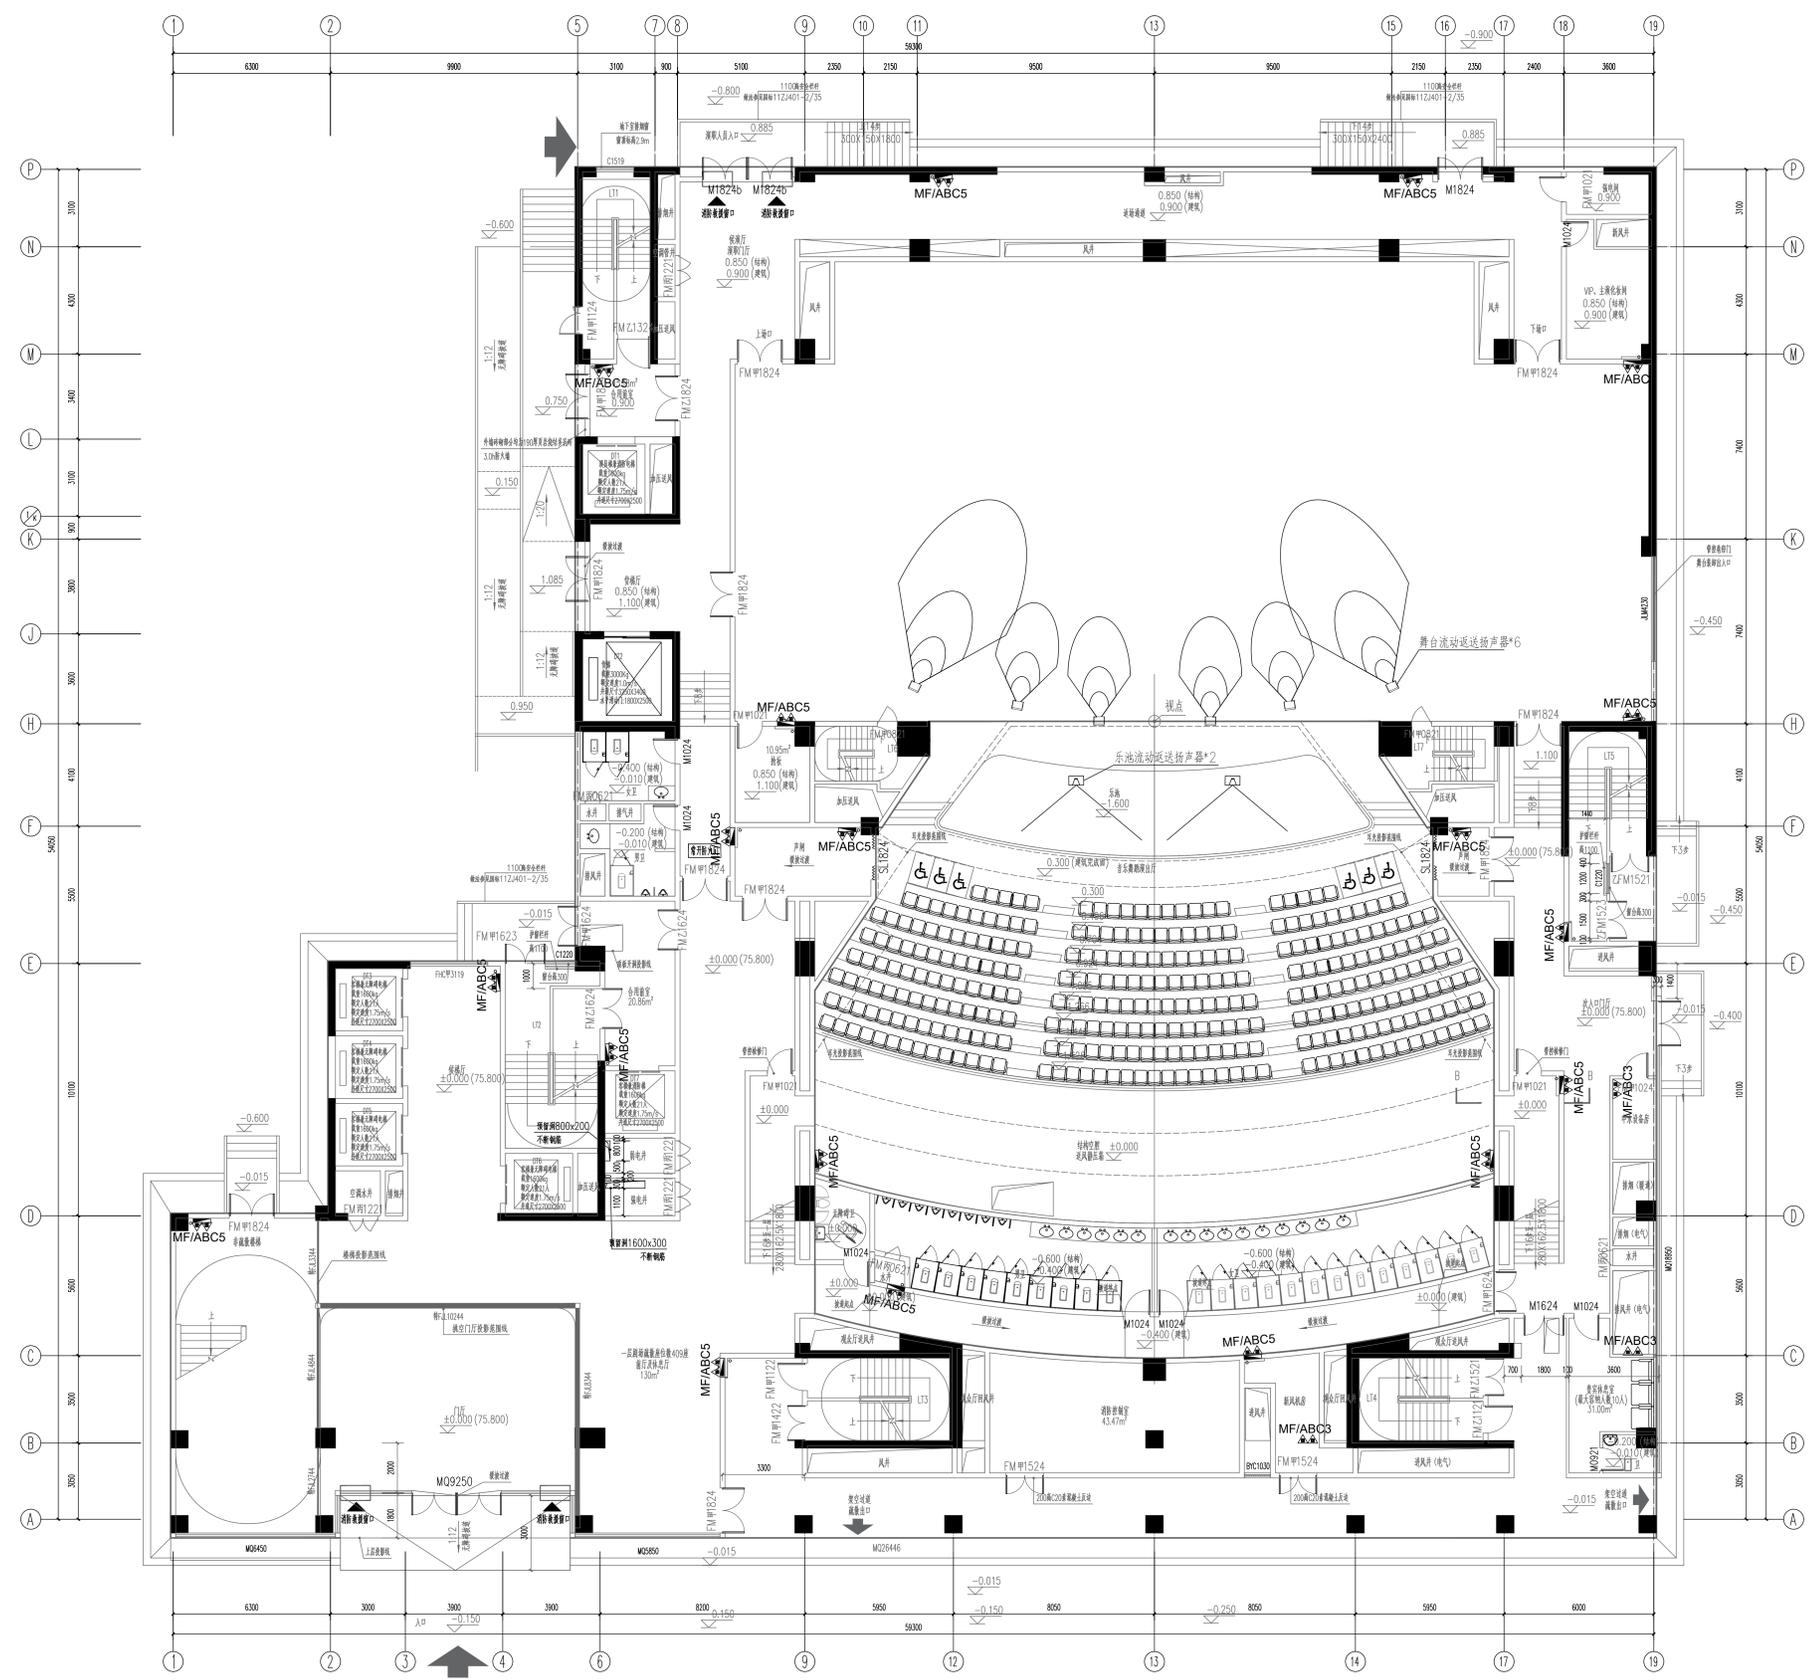


注册执业章 REGISTERED PRACTICE SIGNET	
姓名 NAME	
注册执业号 注册日期	
注册证书号 CERTIFICATION NO.	
建设单位 CLIENT	广西艺术学院
项目名称 PROJECT NAME	广西艺术学院民族艺术教育综合楼提升工程(舞台设备部分)
子项名称 SUB-PROJECT	
图纸名称 DRAWING TITLE	
音乐舞蹈演出声学 声学专项图三	
单位 UNIT	比例 SCALE
设计号 PROJECT NO.	ZH-HF-2024-014
项目负责人 PROJECT LEADER	特安 杨林生
专业负责人 DIVISION CHIEF	杨林生 杨林生
设计 DESIGNED BY	杨林生
校对 CHECKED BY	杨林生
审核 CHECKED BY	刘严军
审定 APPROVED BY	徐广勇
图号 DRAWING NO.	图别 DRAWING TYPE
版本号 VERSION	日期 DATE
A	声学专项图三 2024.12

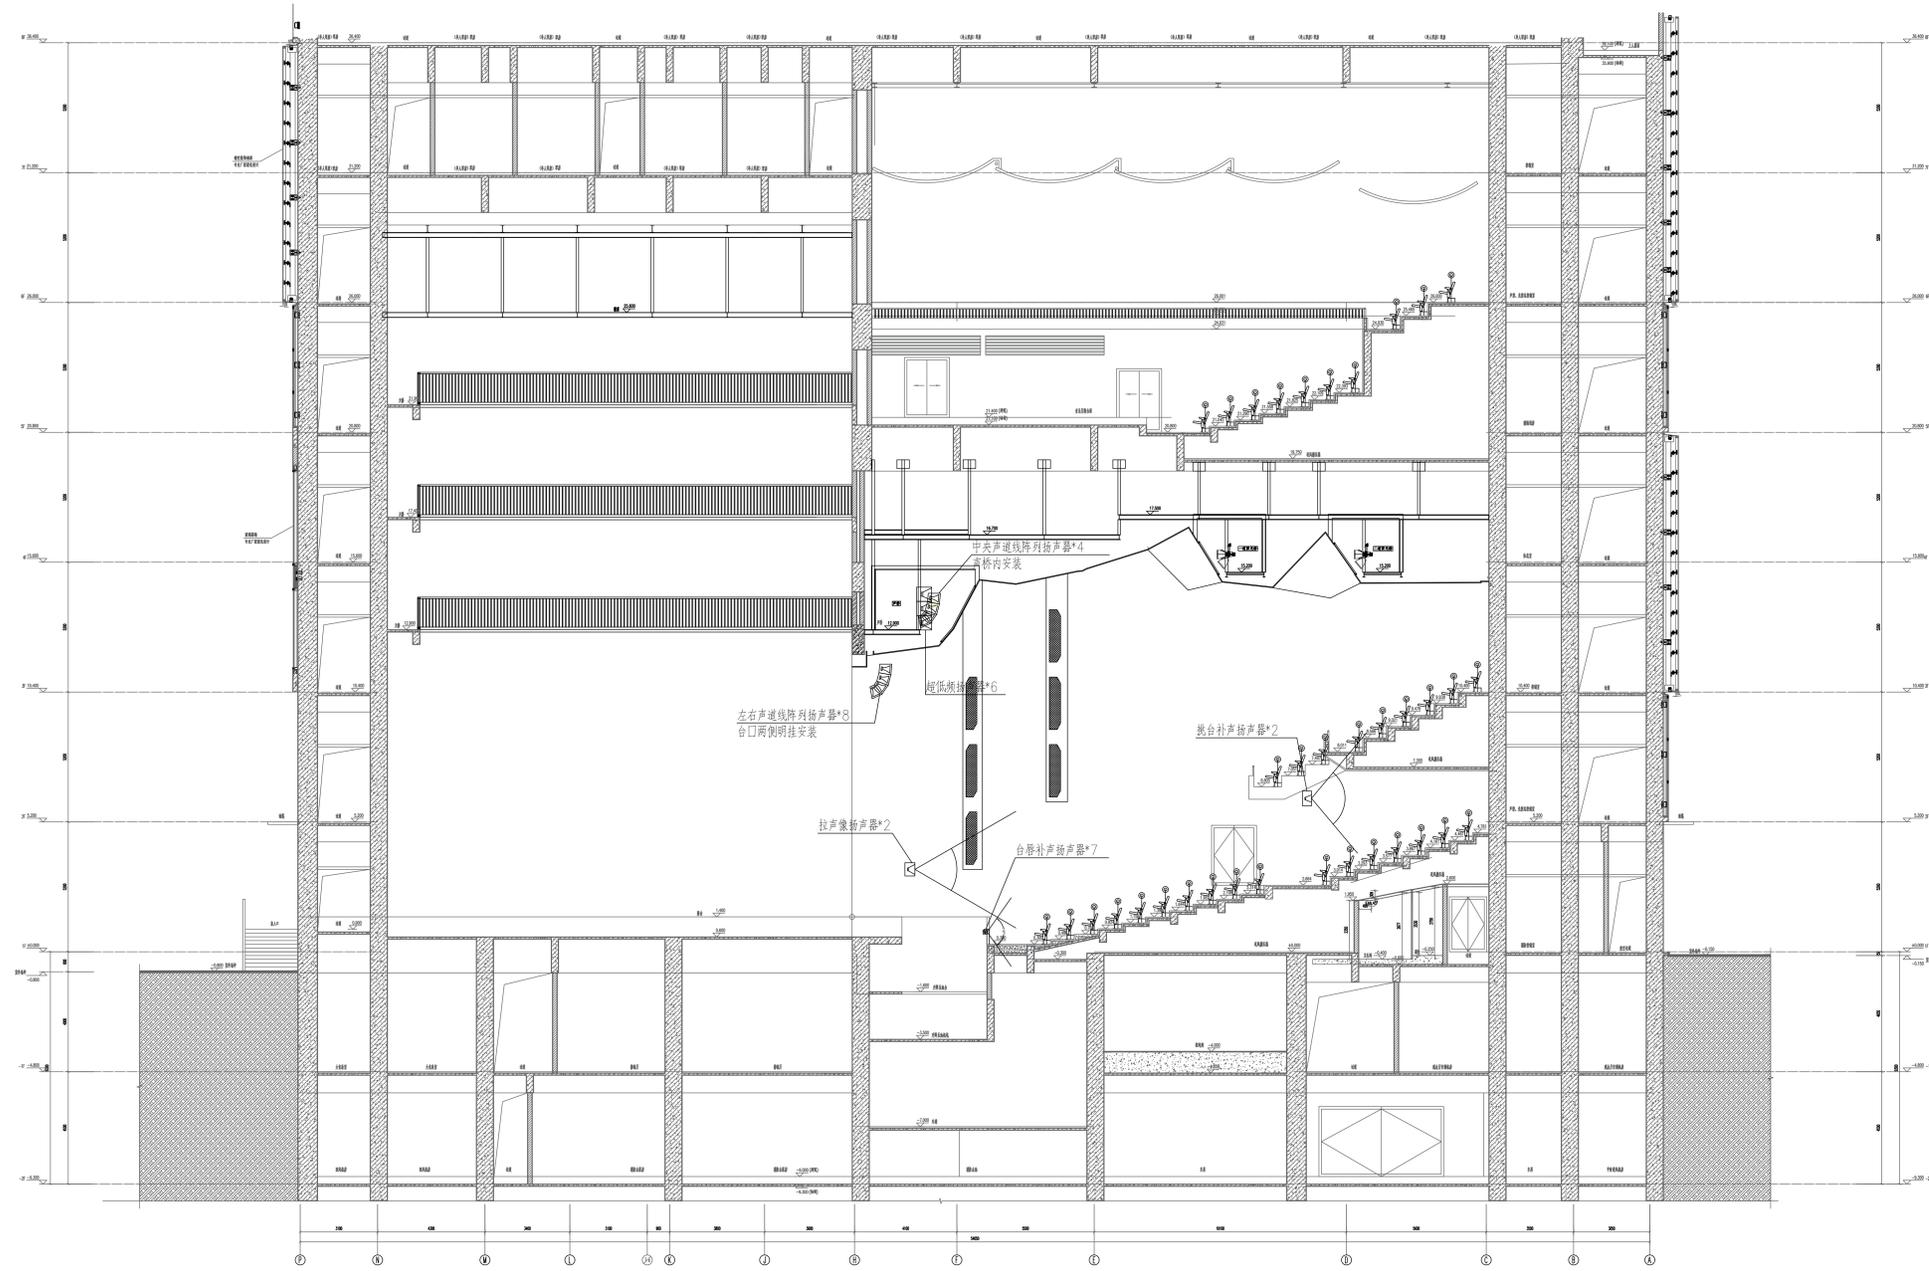


1-1剖面图 1:50

注册执业章 REGISTERED PRACTICE SIGNET	
姓名 NAME	
注册执业号 REGISTERED NO.	
注册证书号 CERTIFICATE NO.	
建设单位 CLIENT 广西艺术学院	
项目名称 PROJECT NAME 广西艺术学院民族艺术教育综合 楼提升工程(舞台设备部分)	
子项名称 SUB-PROJECT	
图纸名称 DRAWING TITLE 音乐舞蹈剧场扬声器剖面布置图一	
单位 UNIT	比例 SCALE
设计号 PROJECT NO. ZH-HF2024-014	
项目负责人 PROJECT LEADER	韩安 韩安
专业负责人 DIVISION CHIEF	杨林生 杨林生
设计 DESIGNED BY	北溟海 北溟海
校对 CHECKED BY	杨林生 杨林生
审核 CHECKED BY	刘严军 刘严军
审定 APPROVED BY	徐广勇 徐广勇
图号 DWG NO.	图别 DWG TYPE
版本号 REV.	日期 DATE
A	2024.12

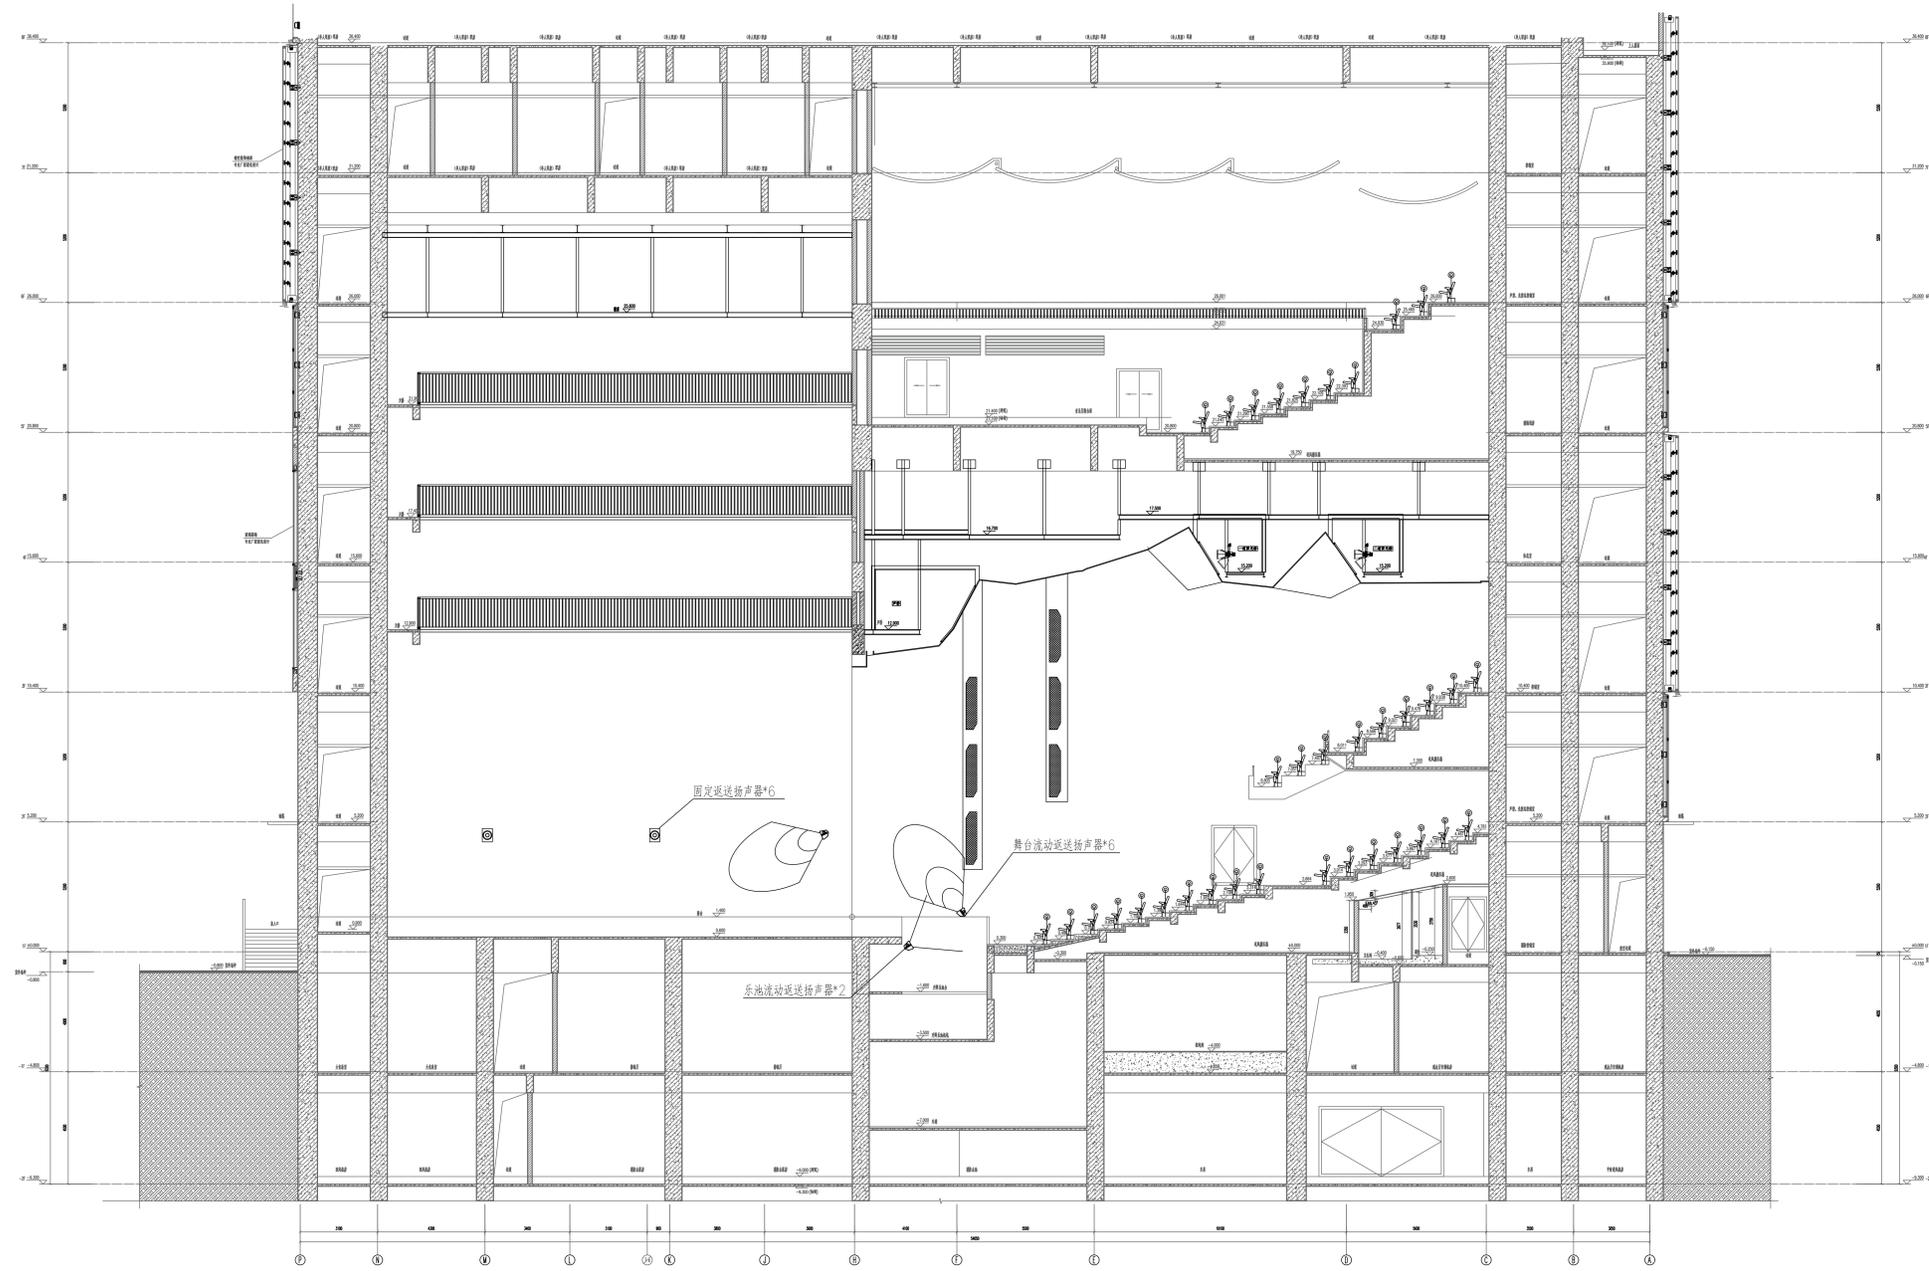


1-1剖面图 1:50


注册执业章 REGISTERED PRACTICE SIGNET	
姓名 NAME	
注册执业号 REGISTERED NO.	
注册证书号 CERTIFICATE NO.	
建设单位 CLIENT 广西艺术学院	
项目名称 PROJECT NAME 广西艺术学院民族艺术教育综合 楼提升工程(舞台设备部分)	
子项名称 SUB-PROJECT	
图纸名称 DRAWING TITLE 音乐舞蹈剧场扬声器剖面布置图二	
单位: UNIT	比例: SCALE
设计号 PROJECT NO. ZH-HF2024-014	
项目负责人 PROJECT LEADER	韩安 韩安
专业负责人 DIVISION CHIEF	杨林生 杨林生
设计 DESIGNED BY	北溟源 北溟源
校对 CHECKED BY	杨林生 杨林生
审核 CHECKED BY	刘严军 刘严军
审定 APPROVED BY	徐广勇 徐广勇
图号 DRAWING NO.	图别 DRAWING TYPE
版本号 VERSION	日期 DATE
A	2024.12

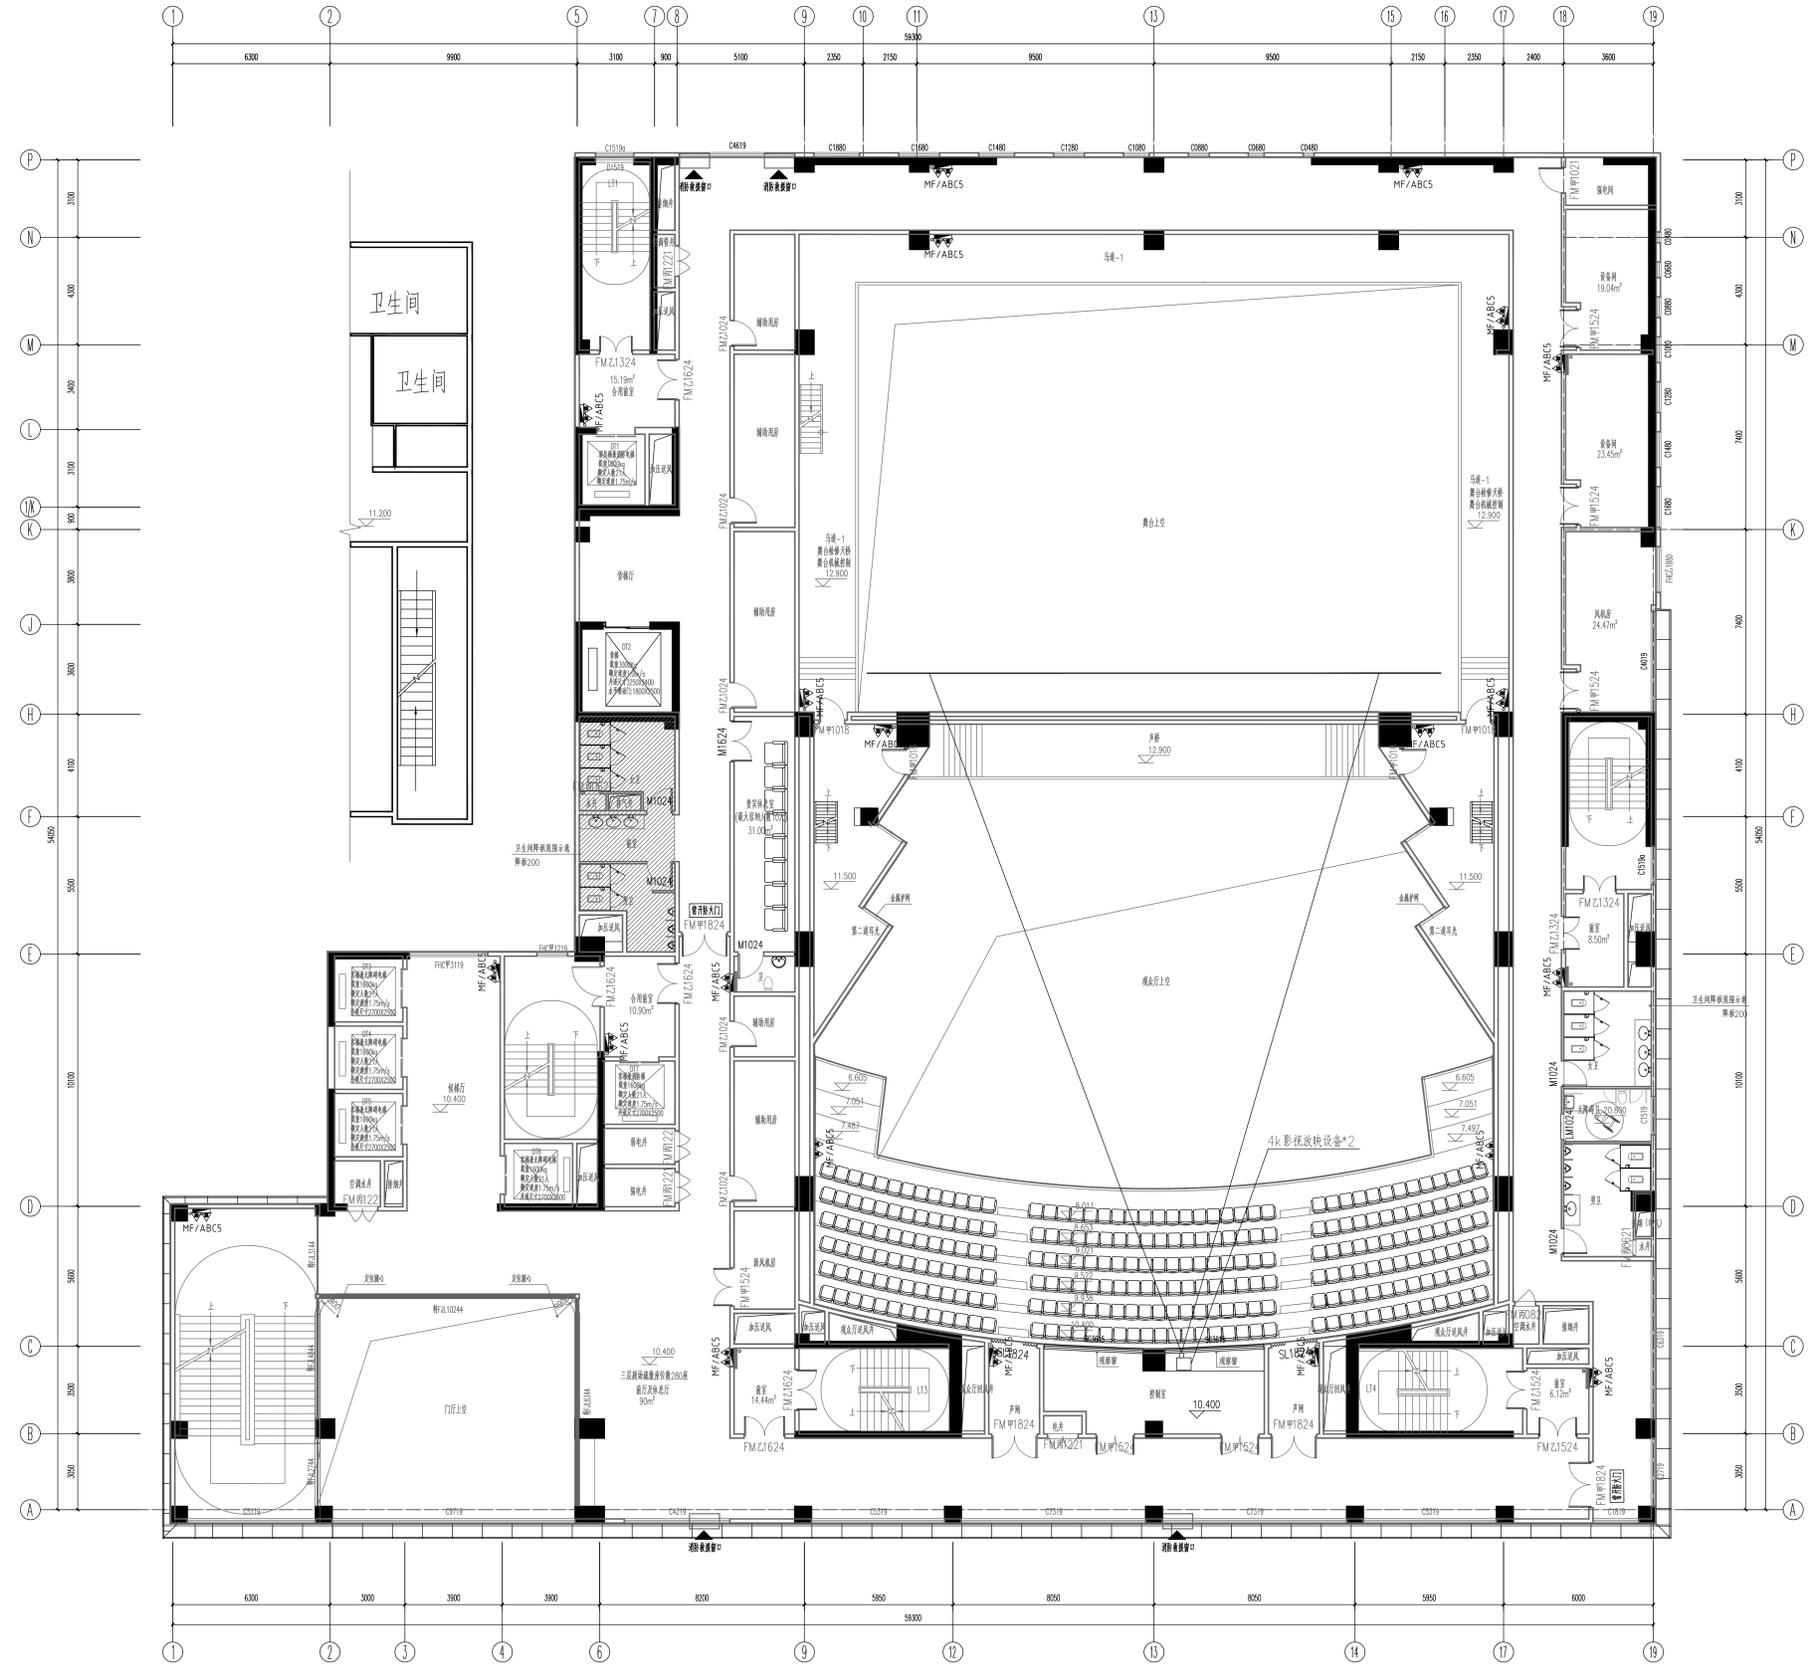


注册执业章 REGISTERED PRACTICE SIGNET	
姓名 NAME	
注册执业号 REGISTERED NO.	
注册证书号 CERTIFICATE NO.	
建设单位 CLIENT	广西艺术学院
项目名称 PROJECT NAME	广西艺术学院民族艺术教育综合楼提升工程(舞台设备部分)
子项名称 SUB-PROJECT	
图纸名称 DRAWING TITLE 音乐舞蹈演出厅投影机平面布置图	
单位 UNIT	比例 SCALE
设计号 PROJECT NO.	ZH-HF-2024-014
项目负责人 PROJECT LEADER	韩安 韩安
专业负责人 DIVISION CHIEF	杨林生 杨林生
设计 DESIGNED BY	沈德强
校对 CHECKED BY	杨林生
审核 CHECKED BY	刘严军
审定 APPROVED BY	徐广勇
图号 Dwg No.	图别 Dwg Type
版本号 Ver.	日期 DATE

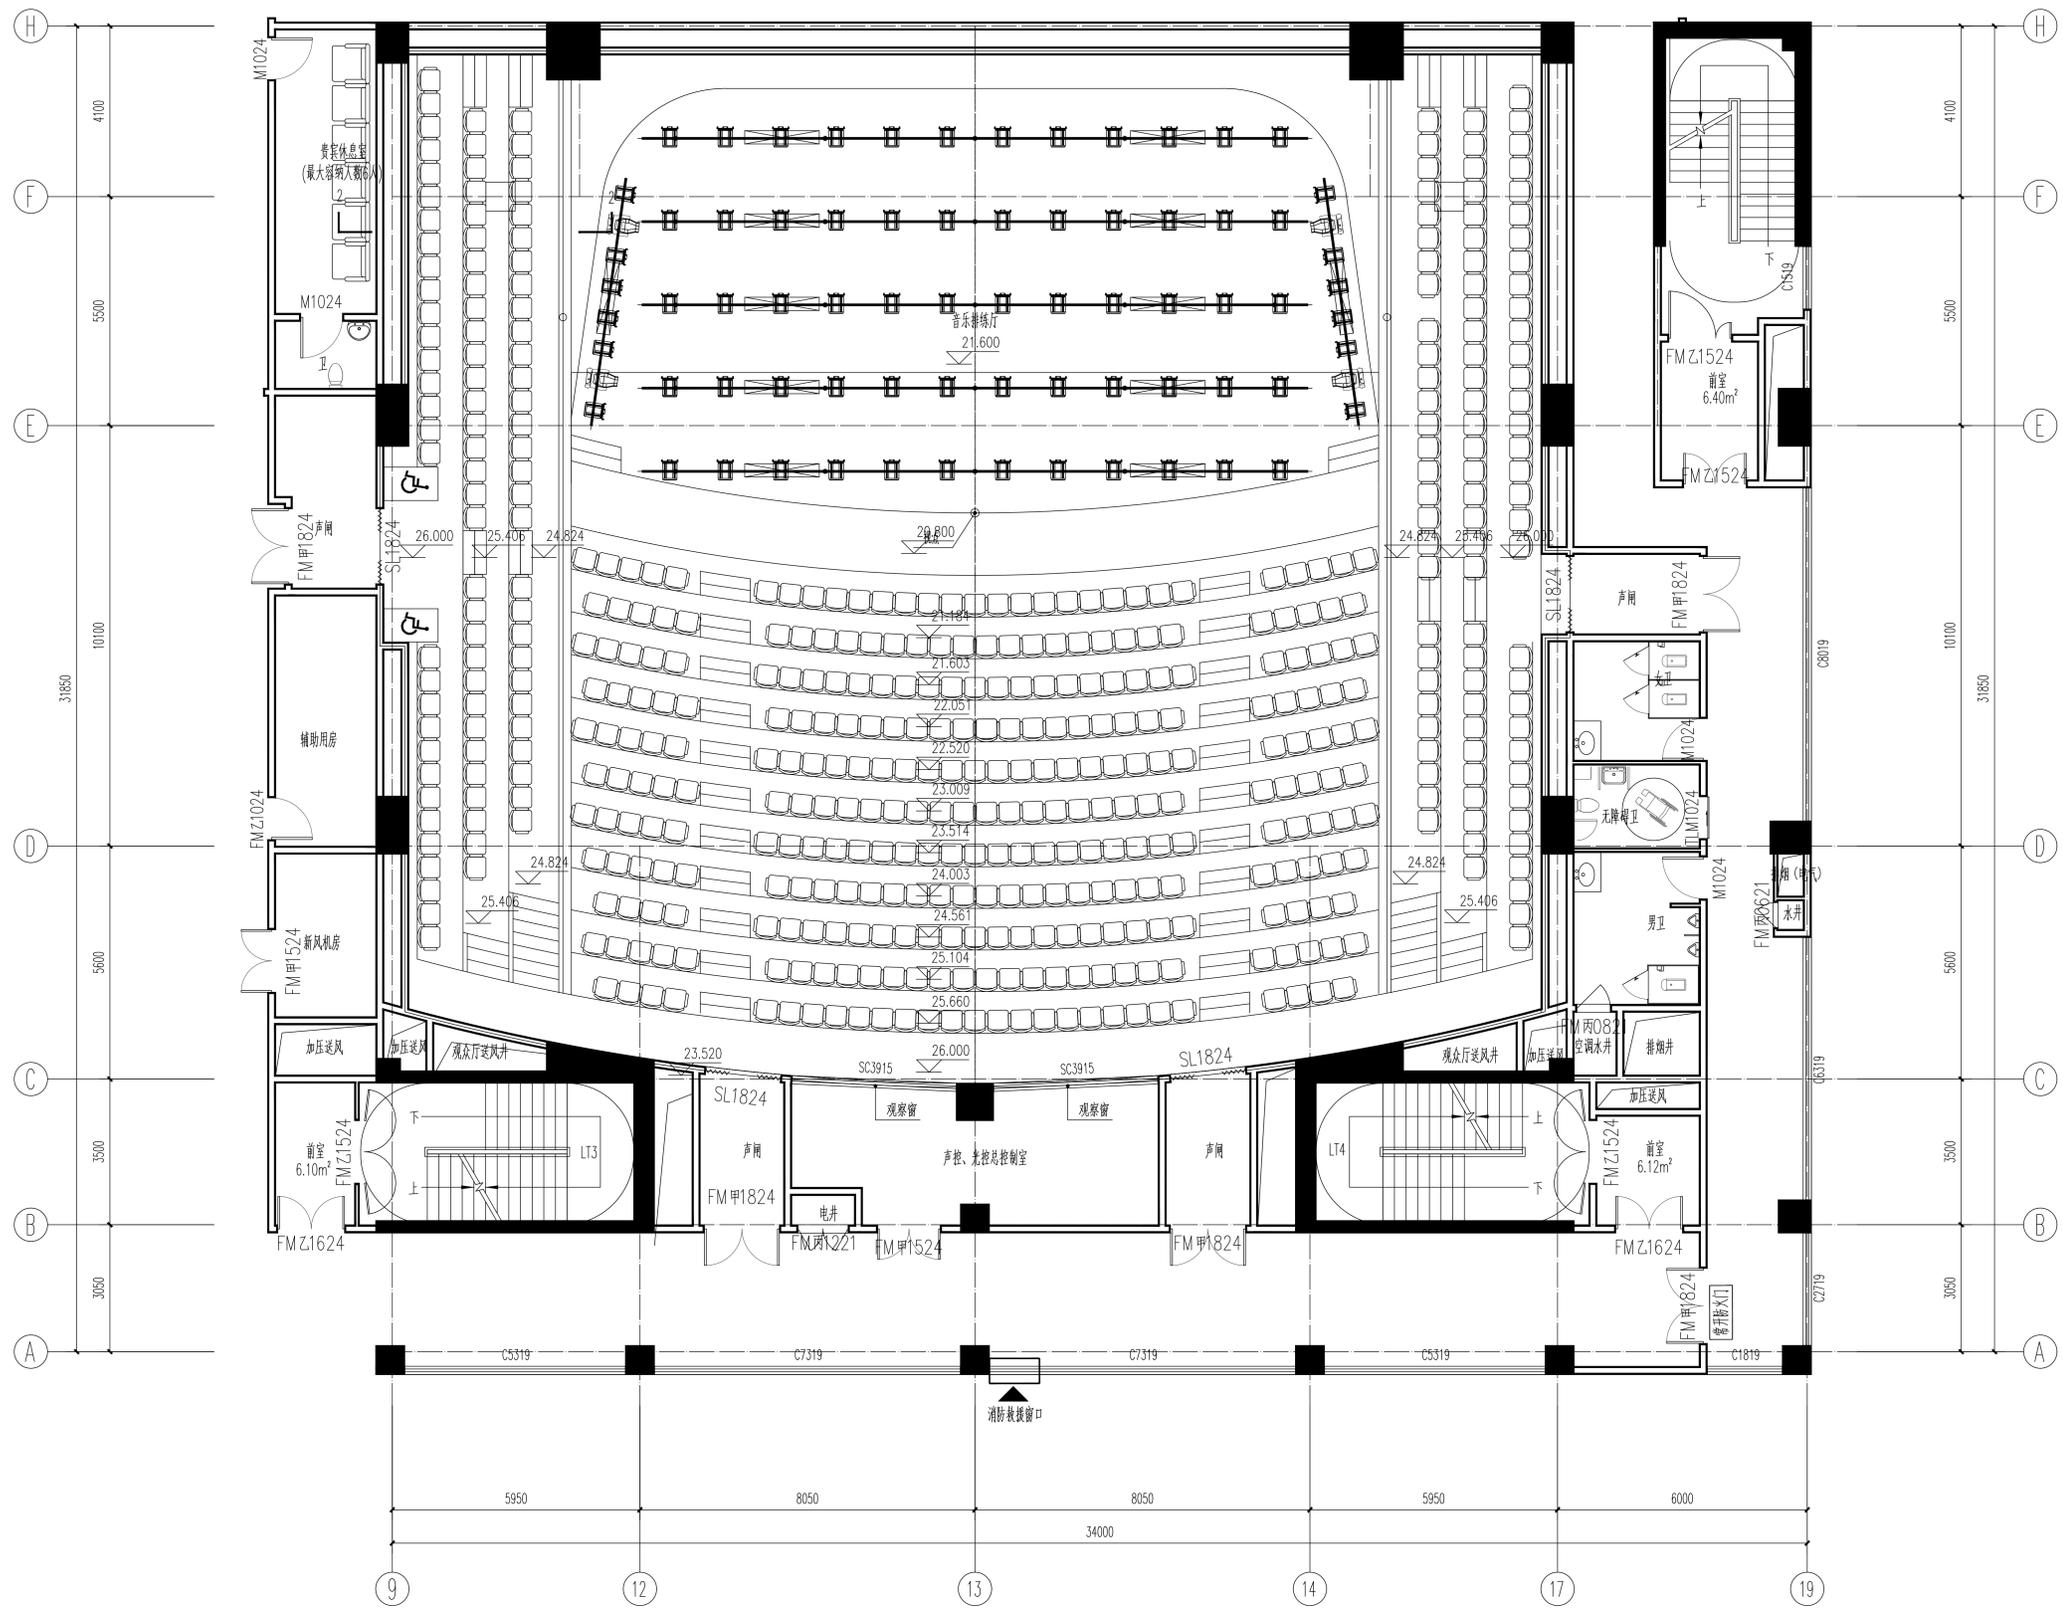


注册执业章 REGISTERED PRACTICE SIGNET	
姓名 NAME	
注册执业号 注册编号	
注册证书号 CERTIFICATION NO.	
建设单位 CLIENT	广西艺术学院
项目名称 PROJECT NAME	广西艺术学院民族艺术教育综合 楼提升工程(舞台设备部分)
子项名称 SUB-PROJECT	
图纸名称 DRAWING TITLE	
音乐排练厅舞台灯光、侧光平面布置图	
单位 UNIT	比例 SCALE
设计号 PROJECT NO.	ZH-HF2024-014
项目负责人 PROJECT LEADER	特安 杨林
专业负责人 DIVISION CHIEF	杨林生 杨林生
设计 DESIGNED BY	杨林生 杨林生
校对 CHECKED BY	杨林生 杨林生
审核 CHECKED BY	刘严军 刘严军
审定 APPROVED BY	徐广勇 徐广勇
图号 DRAWING NO.	图别 DRAWING TYPE
版本号 REV.	日期 DATE
A	2024.12

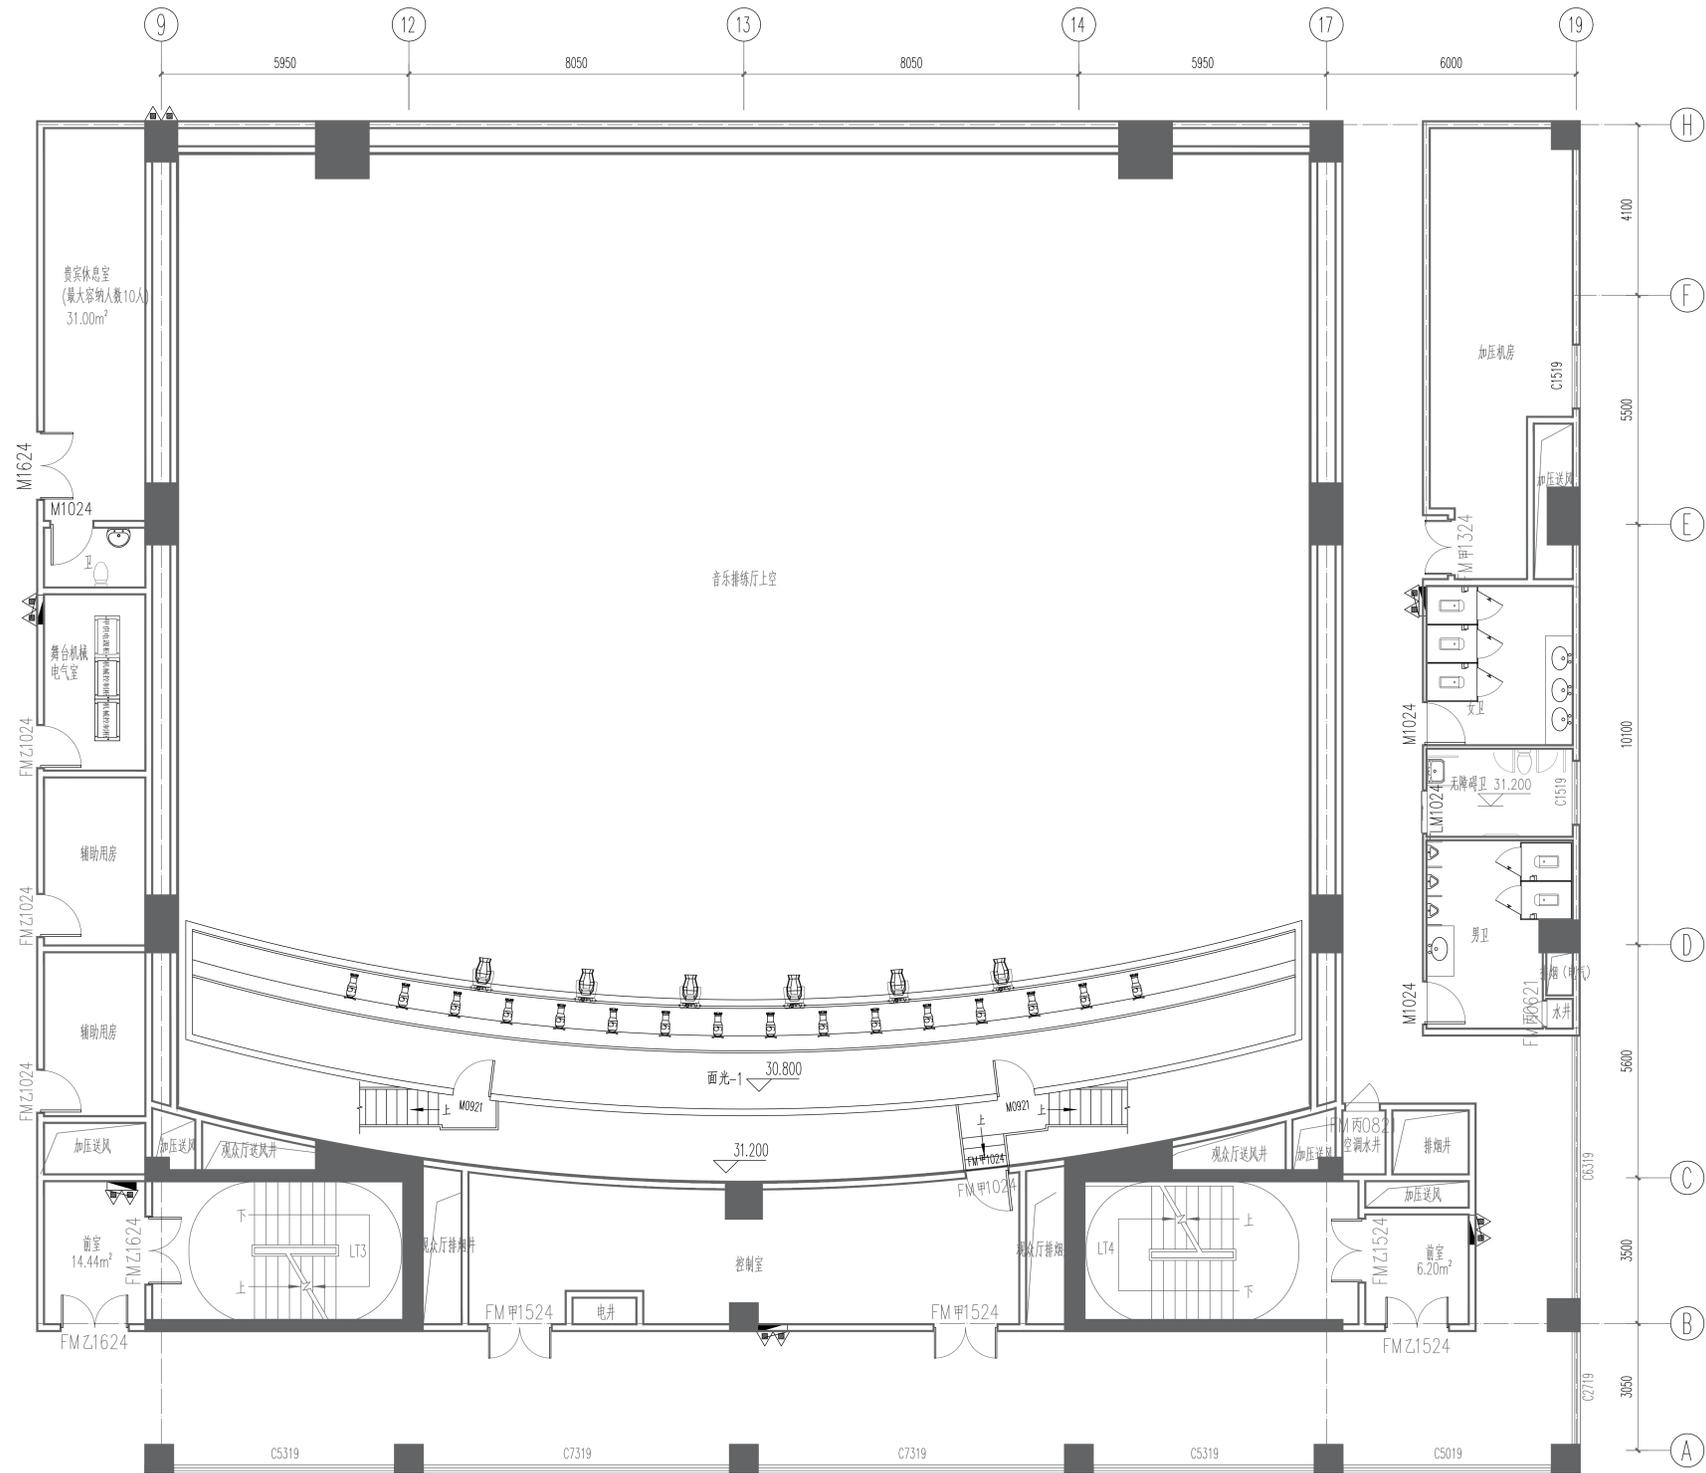


注册执业章 REGISTERED PRACTICE SIGNET	
姓名 NAME	
注册执业号 REGISTERED NO.	
注册证书号 CERTIFICATION NO.	
建设单位 CLIENT 广西艺术学院	
项目名称 PROJECT NAME 广西艺术学院民族艺术教育综合楼提升工程(舞台设备部分)	
子项名称 SUB-PROJECT	
图纸名称 DRAWING TITLE 音乐排练厅舞台面光平面布置图	
单位 UNIT	比例 SCALE
设计号 PROJECT NO.	ZH-HF2024-014
项目负责人 PROJECT LEADER	韩安 韩安
专业负责人 DIVISION CHIEF	杨林生 杨林生
设计 DESIGNED BY	沈德强 沈德强
校对 CHECKED BY	杨林生 杨林生
审核 CHECKED BY	刘严军 刘严军
审定 APPROVED BY	徐广勇 徐广勇
图号 DRAWING NO.	图别 DRAWING TYPE
版本号 VERSION	日期 DATE
A	2024.12

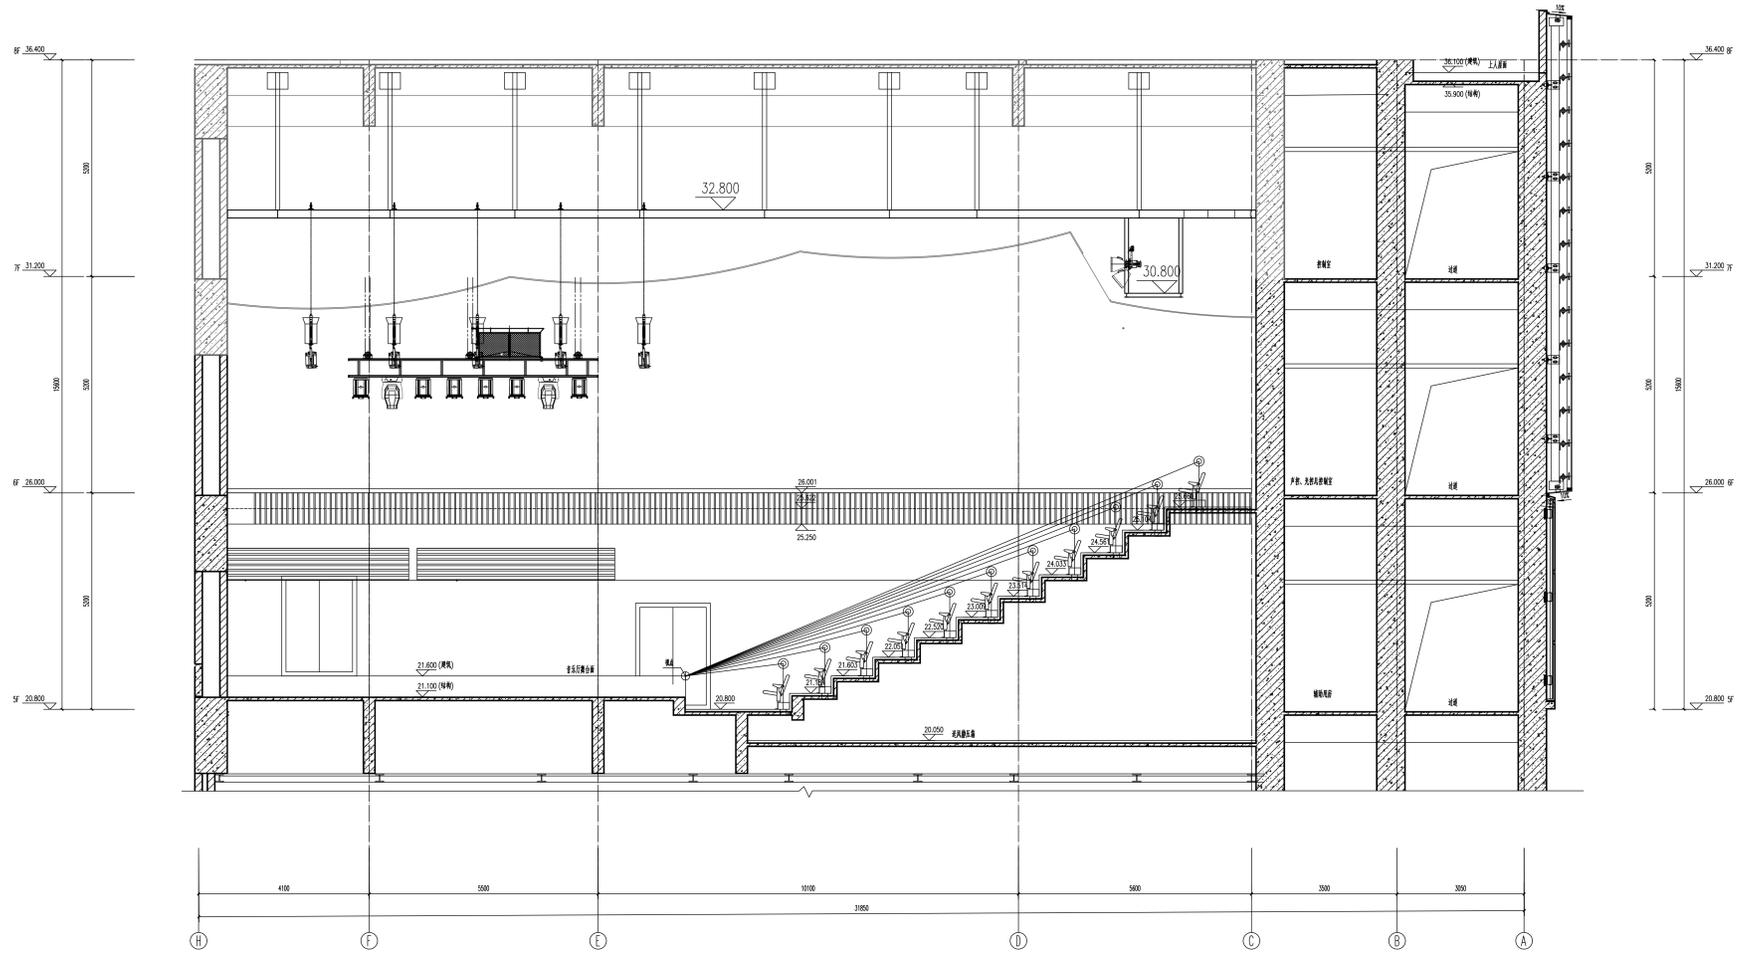


注册执业章 REGISTERED PRACTICE SIGNET	
姓名 NAME	
注册执业号 注册证号 REGISTRATION NO.	
建设单位 CLIENT	广西艺术学院
项目名称 PROJECT NAME	广西艺术学院民族艺术教育综合 楼提升工程(舞台设备部分)
子项目名称 SUB-PROJECT	
图纸名称 DRAWING TITLE	音乐排练厅舞台灯光剖面布置图
单位: UNIT	比例: SCALE
设计号 PROJECT NO.	ZH-HF2024-014
项目负责人 PROJECT LEADER	韩莹 韩莹
专业负责人 DIVISION CHIEF	杨林生 杨林生
设计 DESIGNED BY	沈洪源 沈洪源
校对 CHECKED BY	杨林生 杨林生
审核 CHECKED BY	刘严军 刘严军
审定 APPROVED BY	徐广勇 徐广勇
图号 DRAWING NO.	图别 DRAWING TYPE
版本号 VERSION	日期 DATE

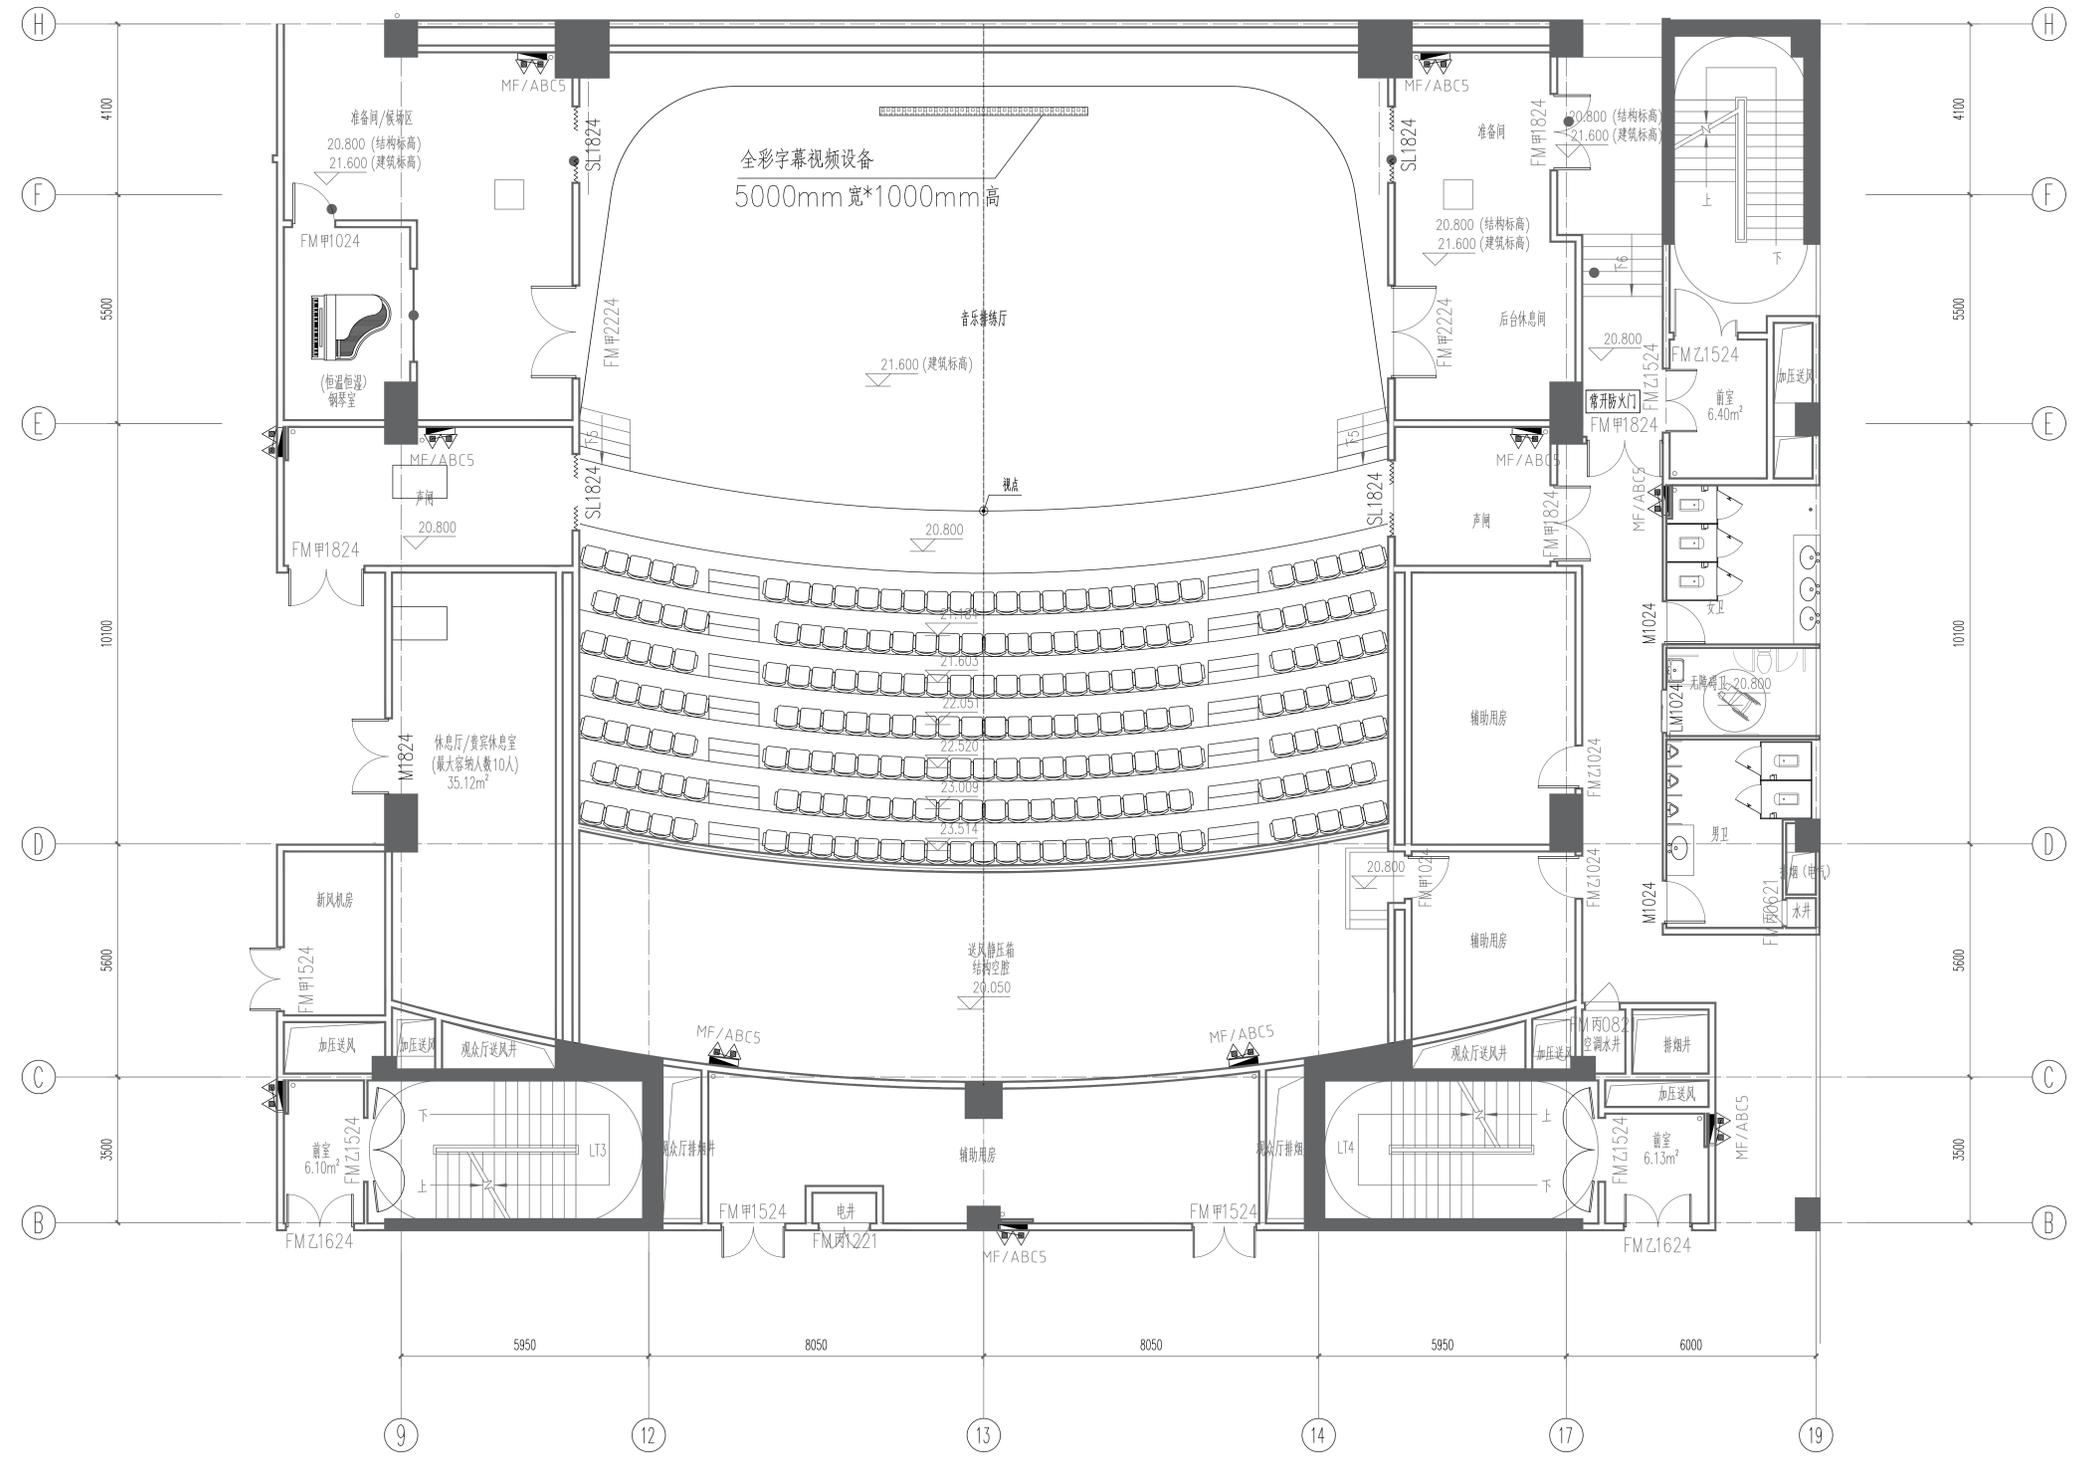


注册执业章 REGISTERED PRACTICE SIGNET	
姓名 NAME	
注册执业号 注册日期 注册证书号 CERTIFICATION NO.	
建设单位 CLIENT	广西艺术学院
项目名称 PROJECT NAME	广西艺术学院民族艺术教育综合楼提升工程(舞台设备部分)
子项名称 SUB-PROJECT	
图纸名称 DRAWING TITLE	
音乐排练厅LED显示屏平面图	
单位: UNIT	比例: SCALE
设计号 PROJECT NO.	ZH-HF-2024-014
项目负责人 PROJECT LEADER	特安 杨林生
专业负责人 DIVISION CHIEF	杨林生 杨林生
设计 DESIGNED BY	北港 杨林生
校对 CHECKED BY	杨林生 杨林生
审核 REVIEWED BY	刘严军 刘严军
审定 APPROVED BY	徐广勇 徐广勇
图号 DRAWING NO.	图别 舞台机械
版本号 VERSION	A
日期 DATE	2024.12

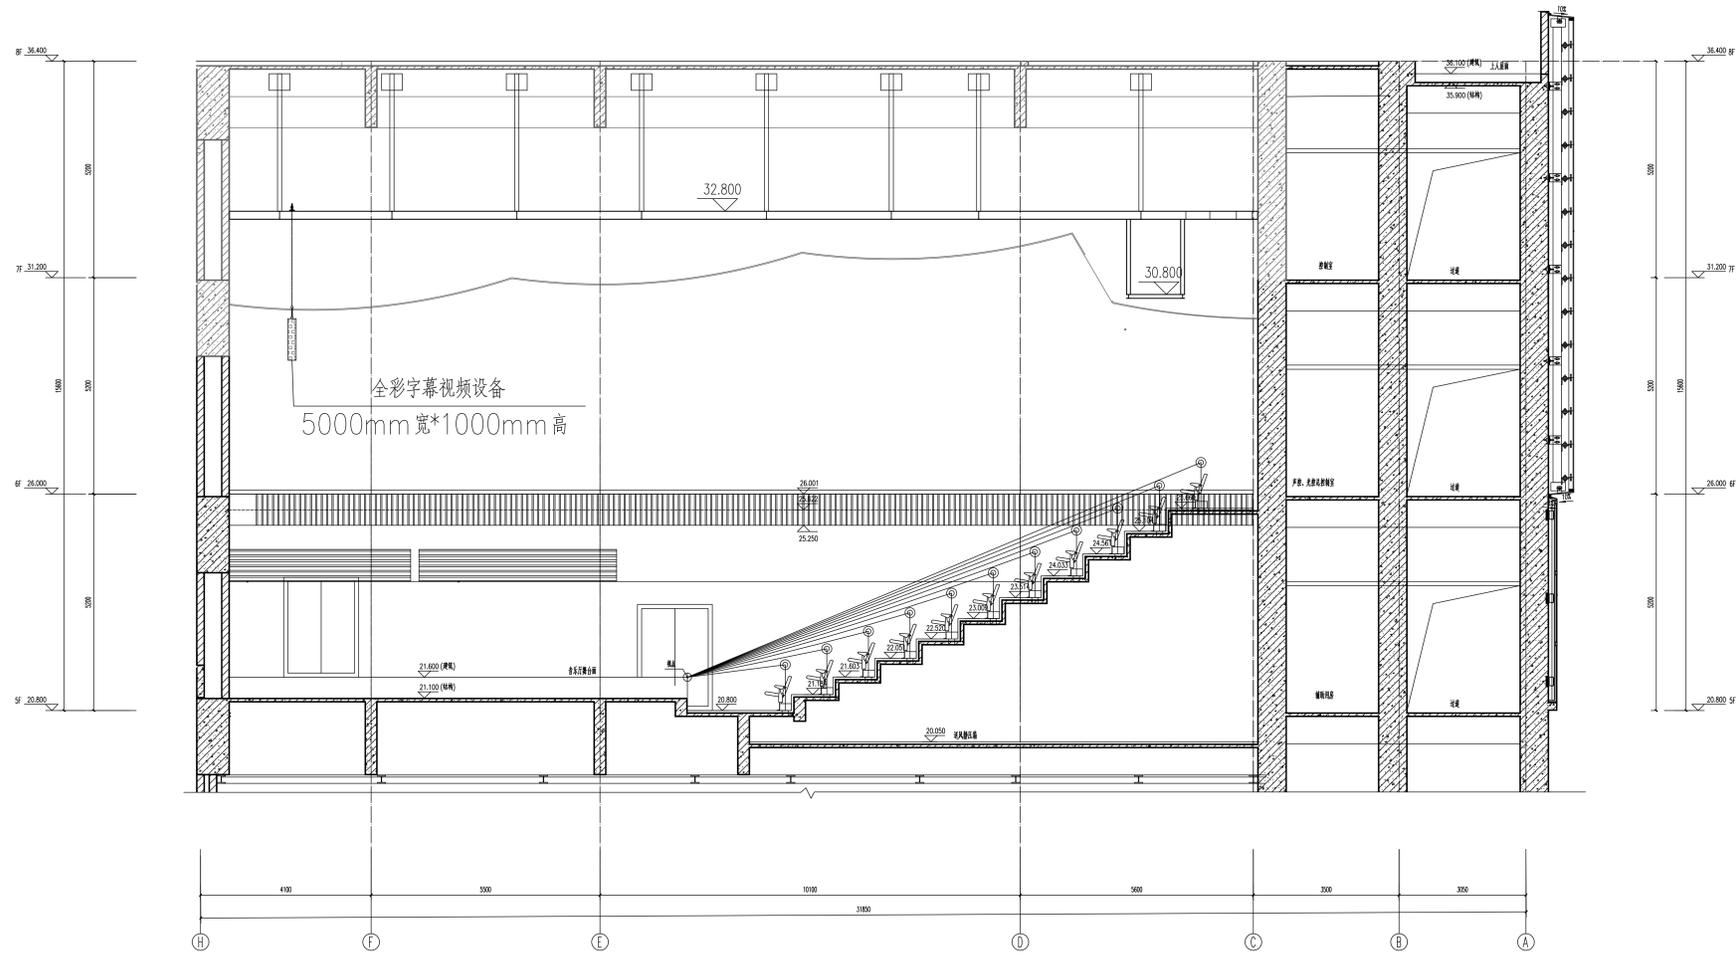


注册执业章 REGISTERED PRACTICE SIGNET	
姓名 NAME	
注册执业号 注册证号 REGISTRATION NO.	
建设单位 CLIENT	广西艺术学院
项目名称 PROJECT NAME	广西艺术学院民族艺术教育综合 楼提升工程(舞台设备部分)
子项名称 SUB-PROJECT	
图纸名称 DRAWING TITLE	音乐排地LED显示屏剖面图
单位: UNIT	比例: SCALE
设计号 PROJECT NO.	ZH-HF-2024-014
项目负责人 PROJECT LEADER	韩莹 韩莹
专业负责人 DIVISION CHIEF	杨林生 杨林生
设计 DESIGNED BY	北溟深 北溟深
校对 CHECKED BY	杨林生 杨林生
审核 REVIEWED BY	刘严军 刘严军
审定 APPROVED BY	徐广勇 徐广勇
图号 DRAWING NO.	图别 舞台机械
版本号 VERSION	A 日期 DATE 2024.12

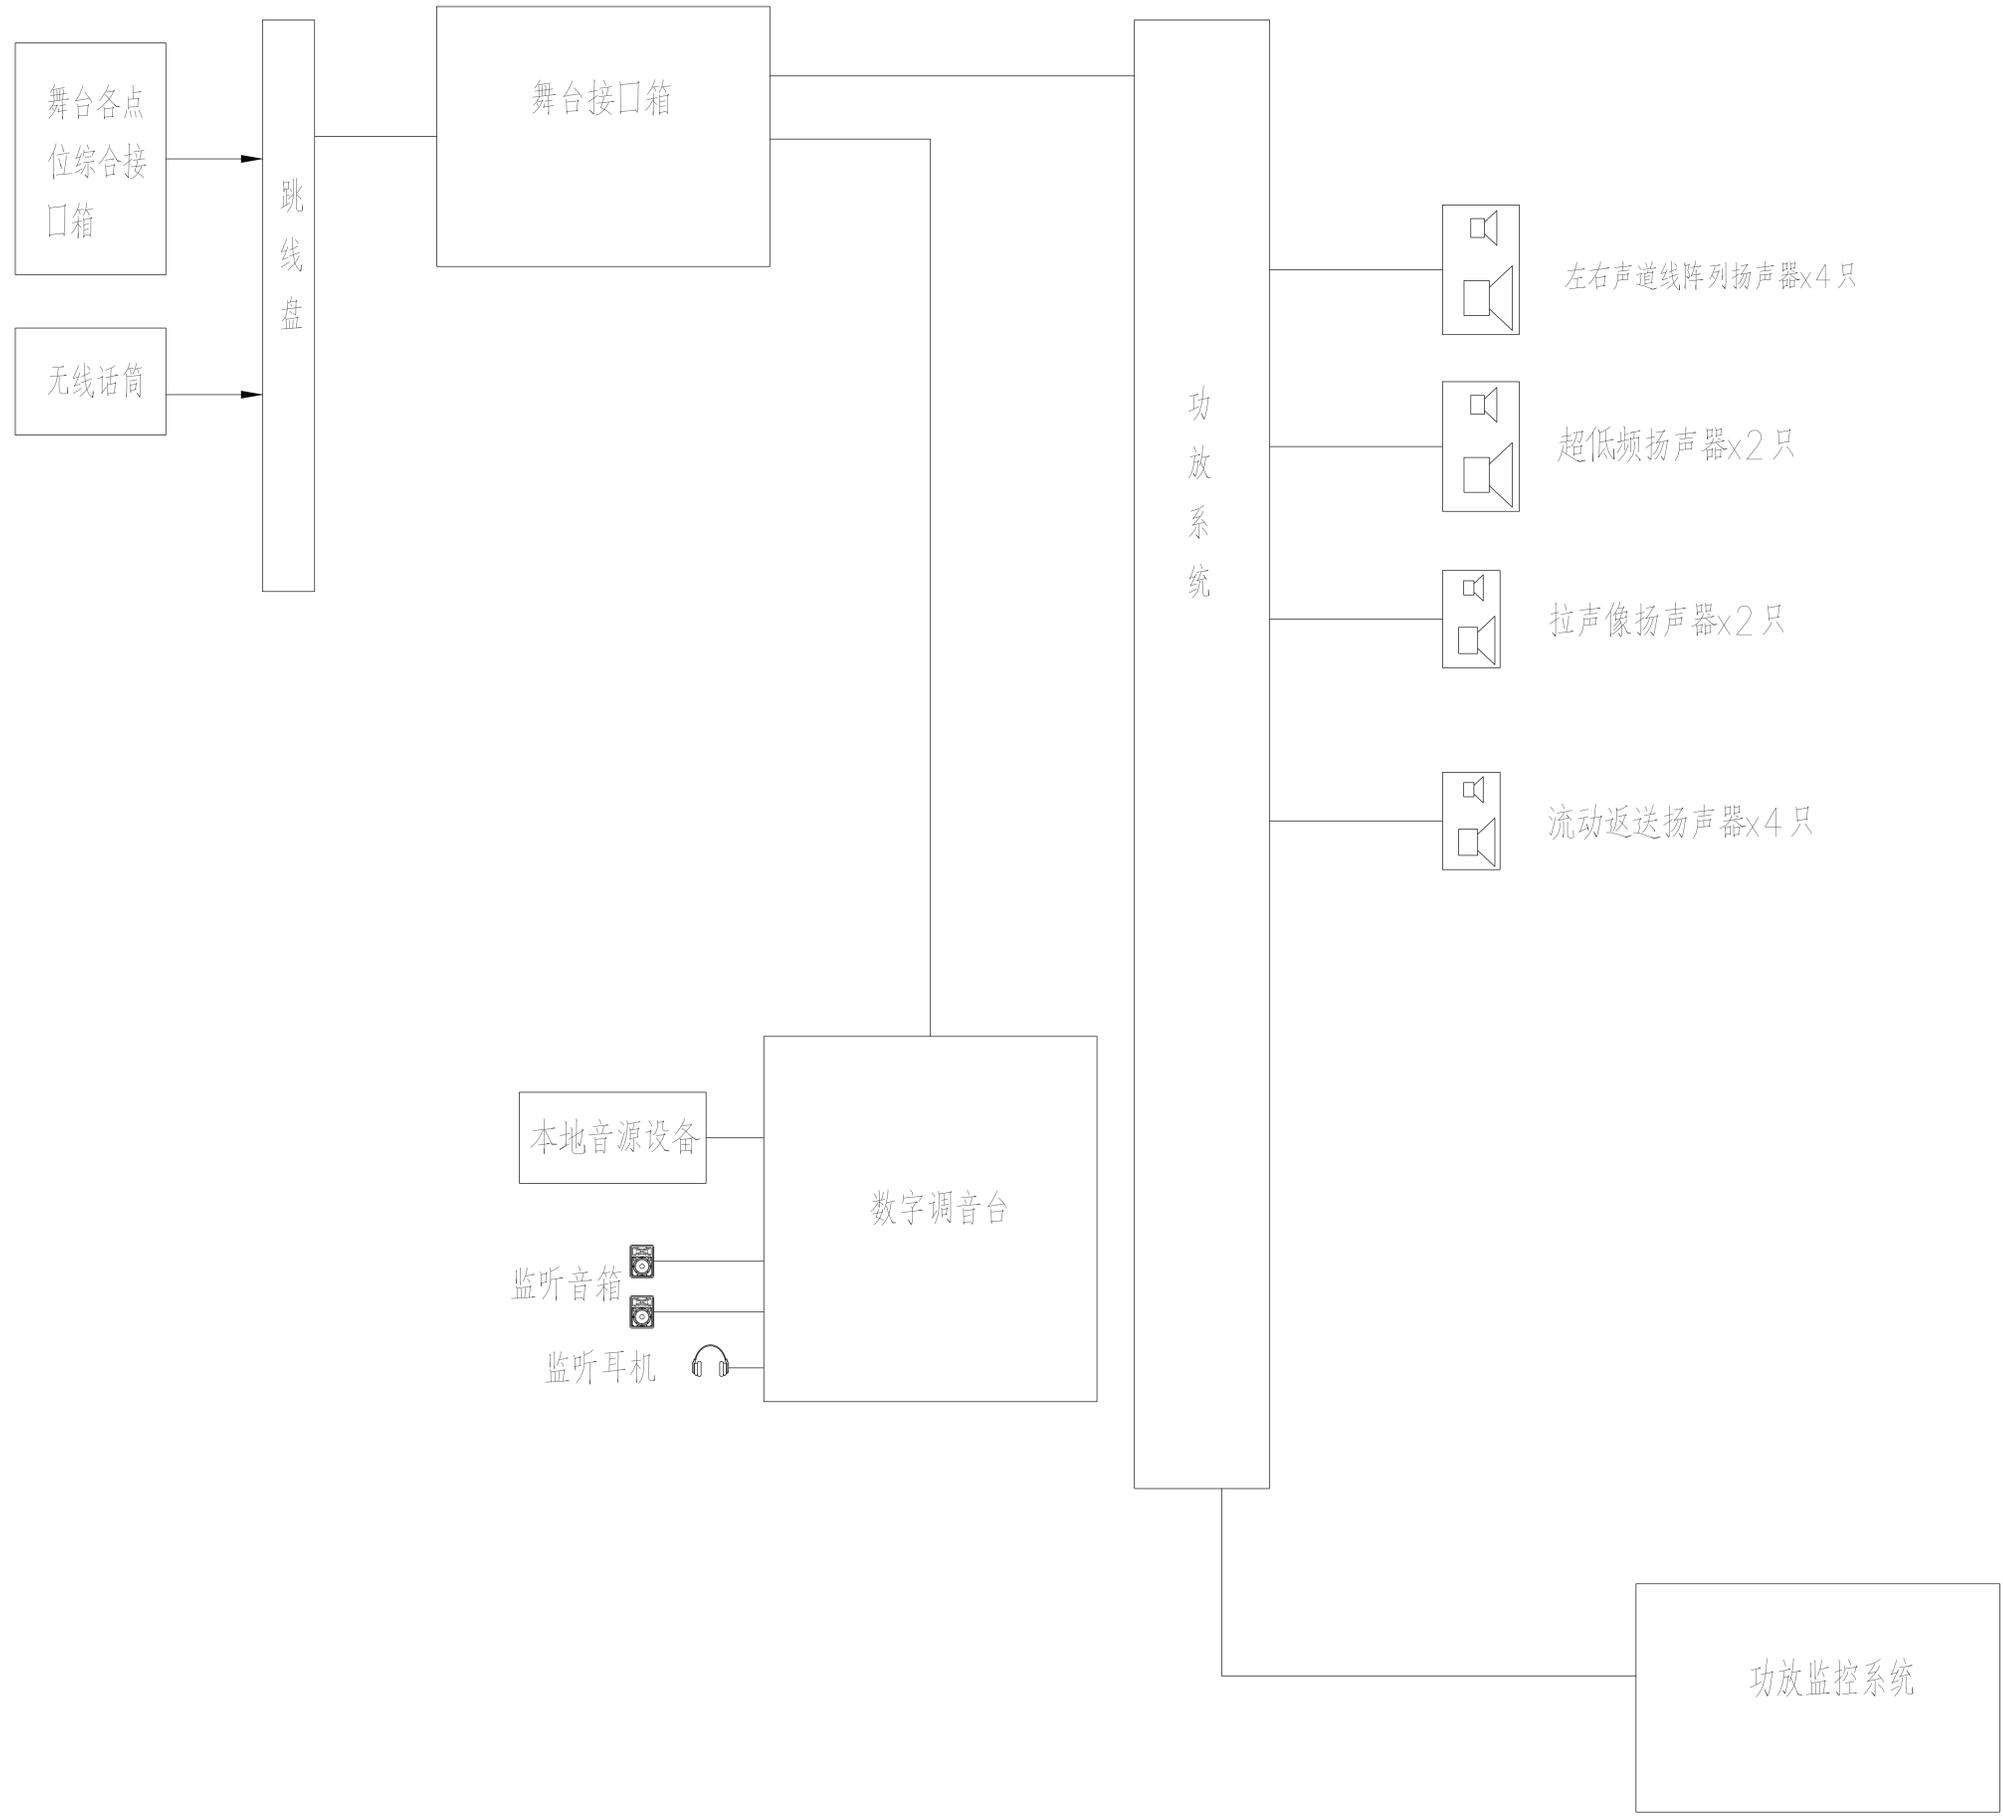


注册执业章 REGISTERED PRACTICE SIGNET	
姓名 NAME	
注册执业号 ID NO.	
注册证书号 CERTIFICATION NO.	
建设单位 CLIENT 广西艺术学院	
项目名称 PROJECT NAME 广西艺术学院民族艺术教育教学综合楼提升工程(舞台设备部分)	
子项名称 SUB-PROJECT	
图纸名称 DRAWING TITLE 音乐厅扩声系统原理图	
单位: UNIT	比例: SCALE
设计号 PROJECT NO. ZH-HF2024-014	
项目负责人 PROJECT LEADER	韩莹 韩莹
专业负责人 DIVISION CHIEF	杨林生 杨林生
设计 DESIGNED BY	北溟源 北溟源
校对 CHECKED BY	杨林生 杨林生
审核 CHECKED BY	刘严军 刘严军
审定 APPROVED BY	徐广勇 徐广勇
图号 DRAWING NO.	图别 DRAWING TYPE
版本号 VERSION	日期 DATE
A	2024.12

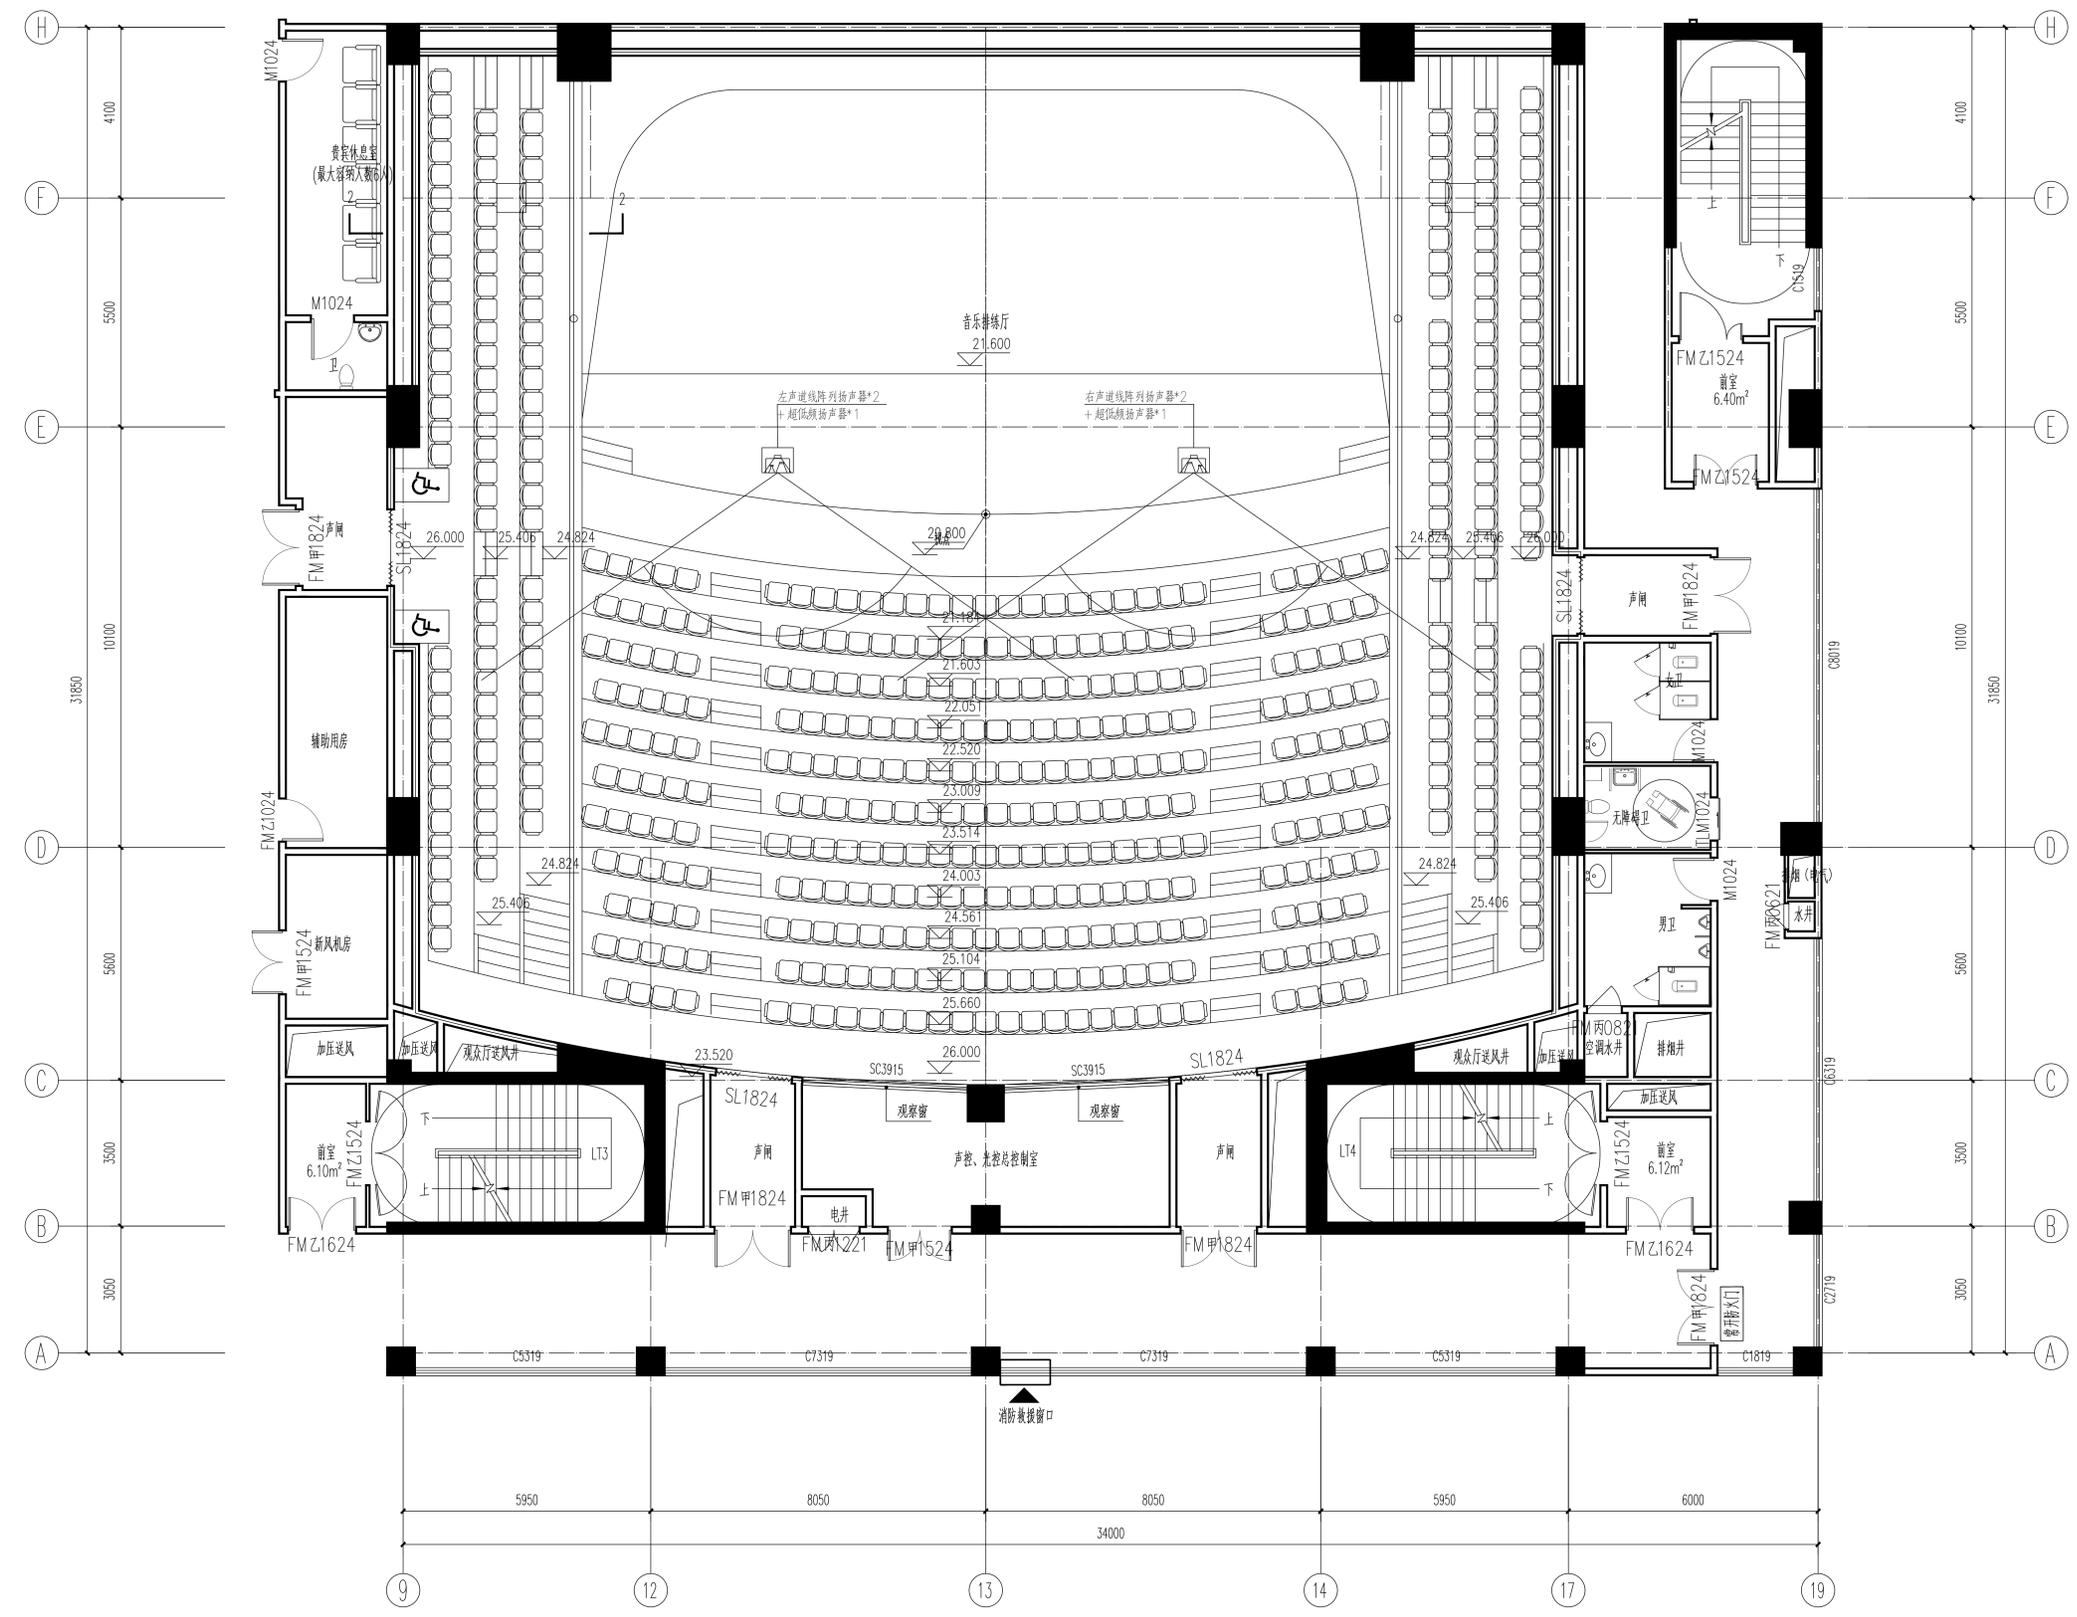


注册执业章 REGISTERED PRACTICE SIGNET	
姓名 NAME	
注册执业号 注册编号 REGISTRATION NO.	
建设单位 CLIENT	广西艺术学院
项目名称 PROJECT NAME	广西艺术学院民族艺术教育综合 楼提升工程(舞台设备部分)
子项名称 SUB-PROJECT	
图纸名称 DRAWING TITLE 音乐排练厅扬声器 平面布置图一	
单位: UNIT	比例: SCALE
设计号 PROJECT NO.	ZH-HF2024-014
项目负责人 PROJECT LEADER	特安 杨林生
专业负责人 DIVISION CHIEF	杨林生 杨林生
设计 DESIGNED BY	杨林生 杨林生
校对 CHECKED BY	杨林生 杨林生
审核 CHECKED BY	刘严军 刘严军
审定 APPROVED BY	徐广勇 徐广勇
图号 DRAWING NO.	图别 DRAWING TYPE
版本号 VERSION	日期 DATE
A	2024.12

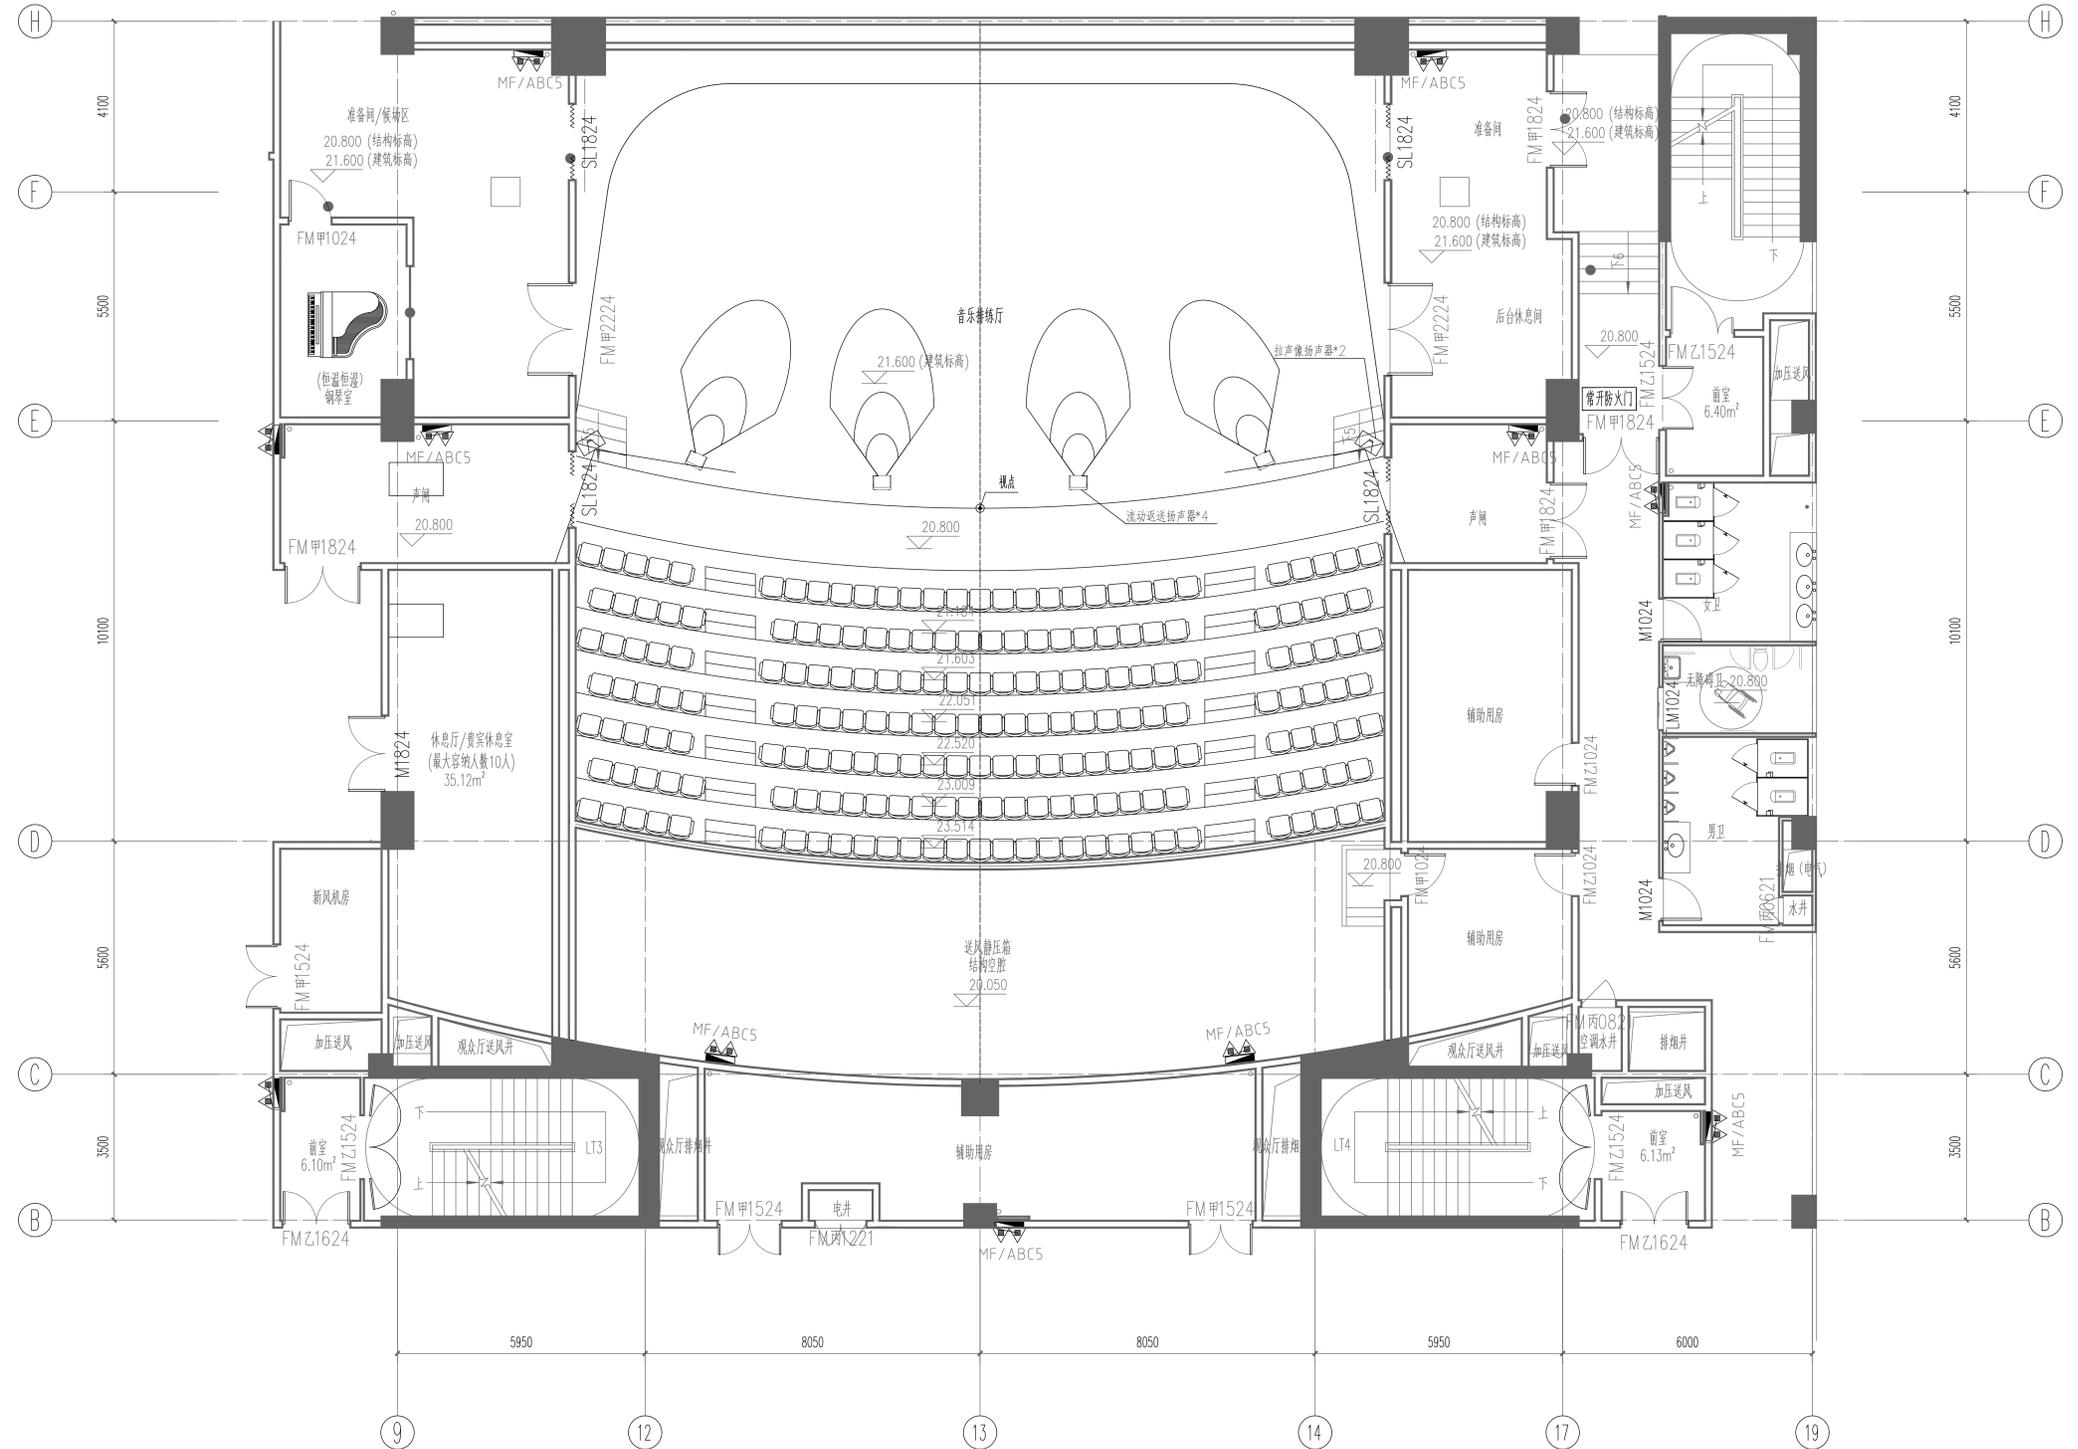

注册执业章 REGISTERED PRACTICE SIGNET	
姓名 NAME	
注册编号 注册证号 REGISTRATION NO.	
建设单位 CLIENT	广西艺术学院
项目名称 PROJECT NAME	广西艺术学院民族艺术教育教学综合楼提升工程(舞台设备部分)
子项名称 SUB-PROJECT	
图纸名称 DRAWING TITLE 音乐排练厅扬声器 平面布置图二	
单位 UNIT	比例 SCALE
设计号 PROJECT NO.	ZH-HF2024-014
项目负责人 PROJECT LEADER	特安 杨林生
专业负责人 DIVISION CHIEF	杨林生 杨林生
设计 DESIGNED BY	杨林生
校对 CHECKED BY	杨林生
审核 CHECKED BY	刘严军
审定 APPROVED BY	徐广勇
图号 DRAWING NO.	附九自校核
版本号 VERSION	A
日期 DATE	2024.12

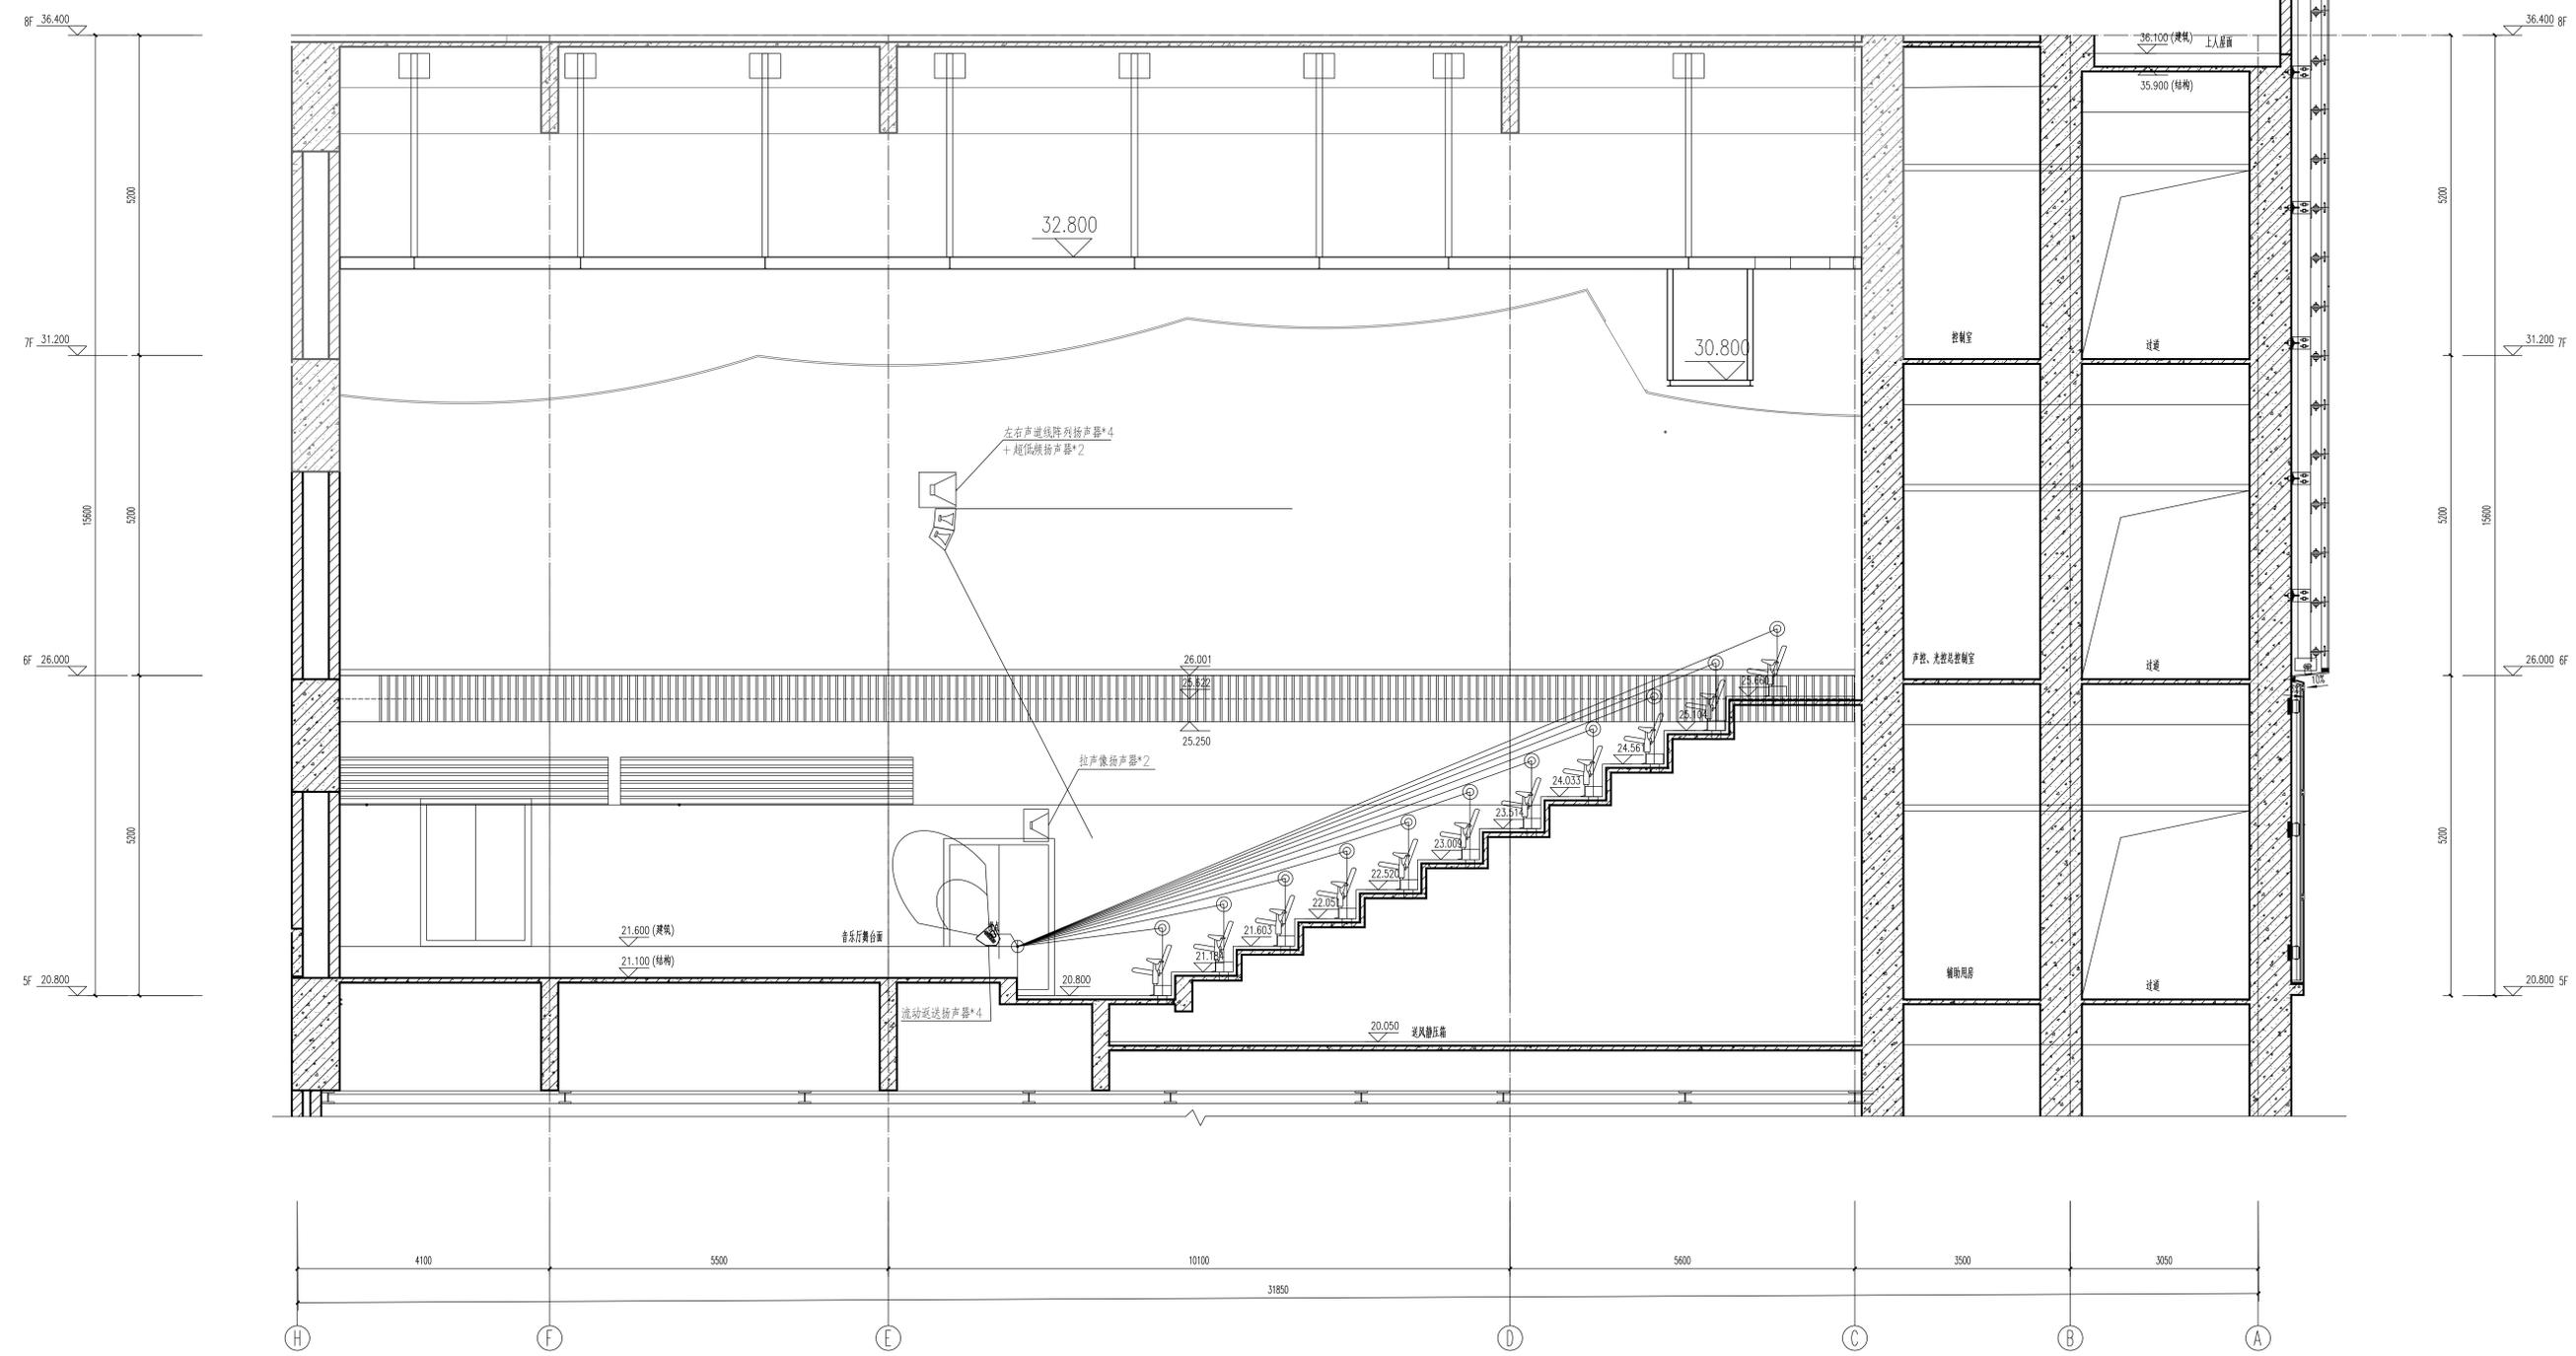

注册执业章 REGISTERED PRACTICE SIGNET	
姓名 NAME	
注册执业号 REGISTERED NO.	
注册证书号 REGISTERED NO.	
建设单位 CLIENT	广西艺术学院
项目名称 PROJECT NAME	广西艺术学院民族艺术教育综合楼提升工程(舞台设备部分)
子项目名称 SUB-PROJECT	
图纸名称 DRAWING TITLE	
音乐排练厅扬声器布置图	
单位 UNIT	比例 SCALE
设计号 PROJECT NO.	ZH-HF2024-014
项目负责人 PROJECT LEADER	韩安 韩安
专业负责人 DIVISION CHIEF	杨林生 杨林生
设计 DESIGNED BY	沈瑞强 沈瑞强
校对 CHECKED BY	杨林生 杨林生
审核 CHECKED BY	刘严军 刘严军
审定 APPROVED BY	徐广勇 徐广勇
图号 DWG NO.	图别 DWG TYPE
版本号 REV.	日期 DATE
A	2024.12

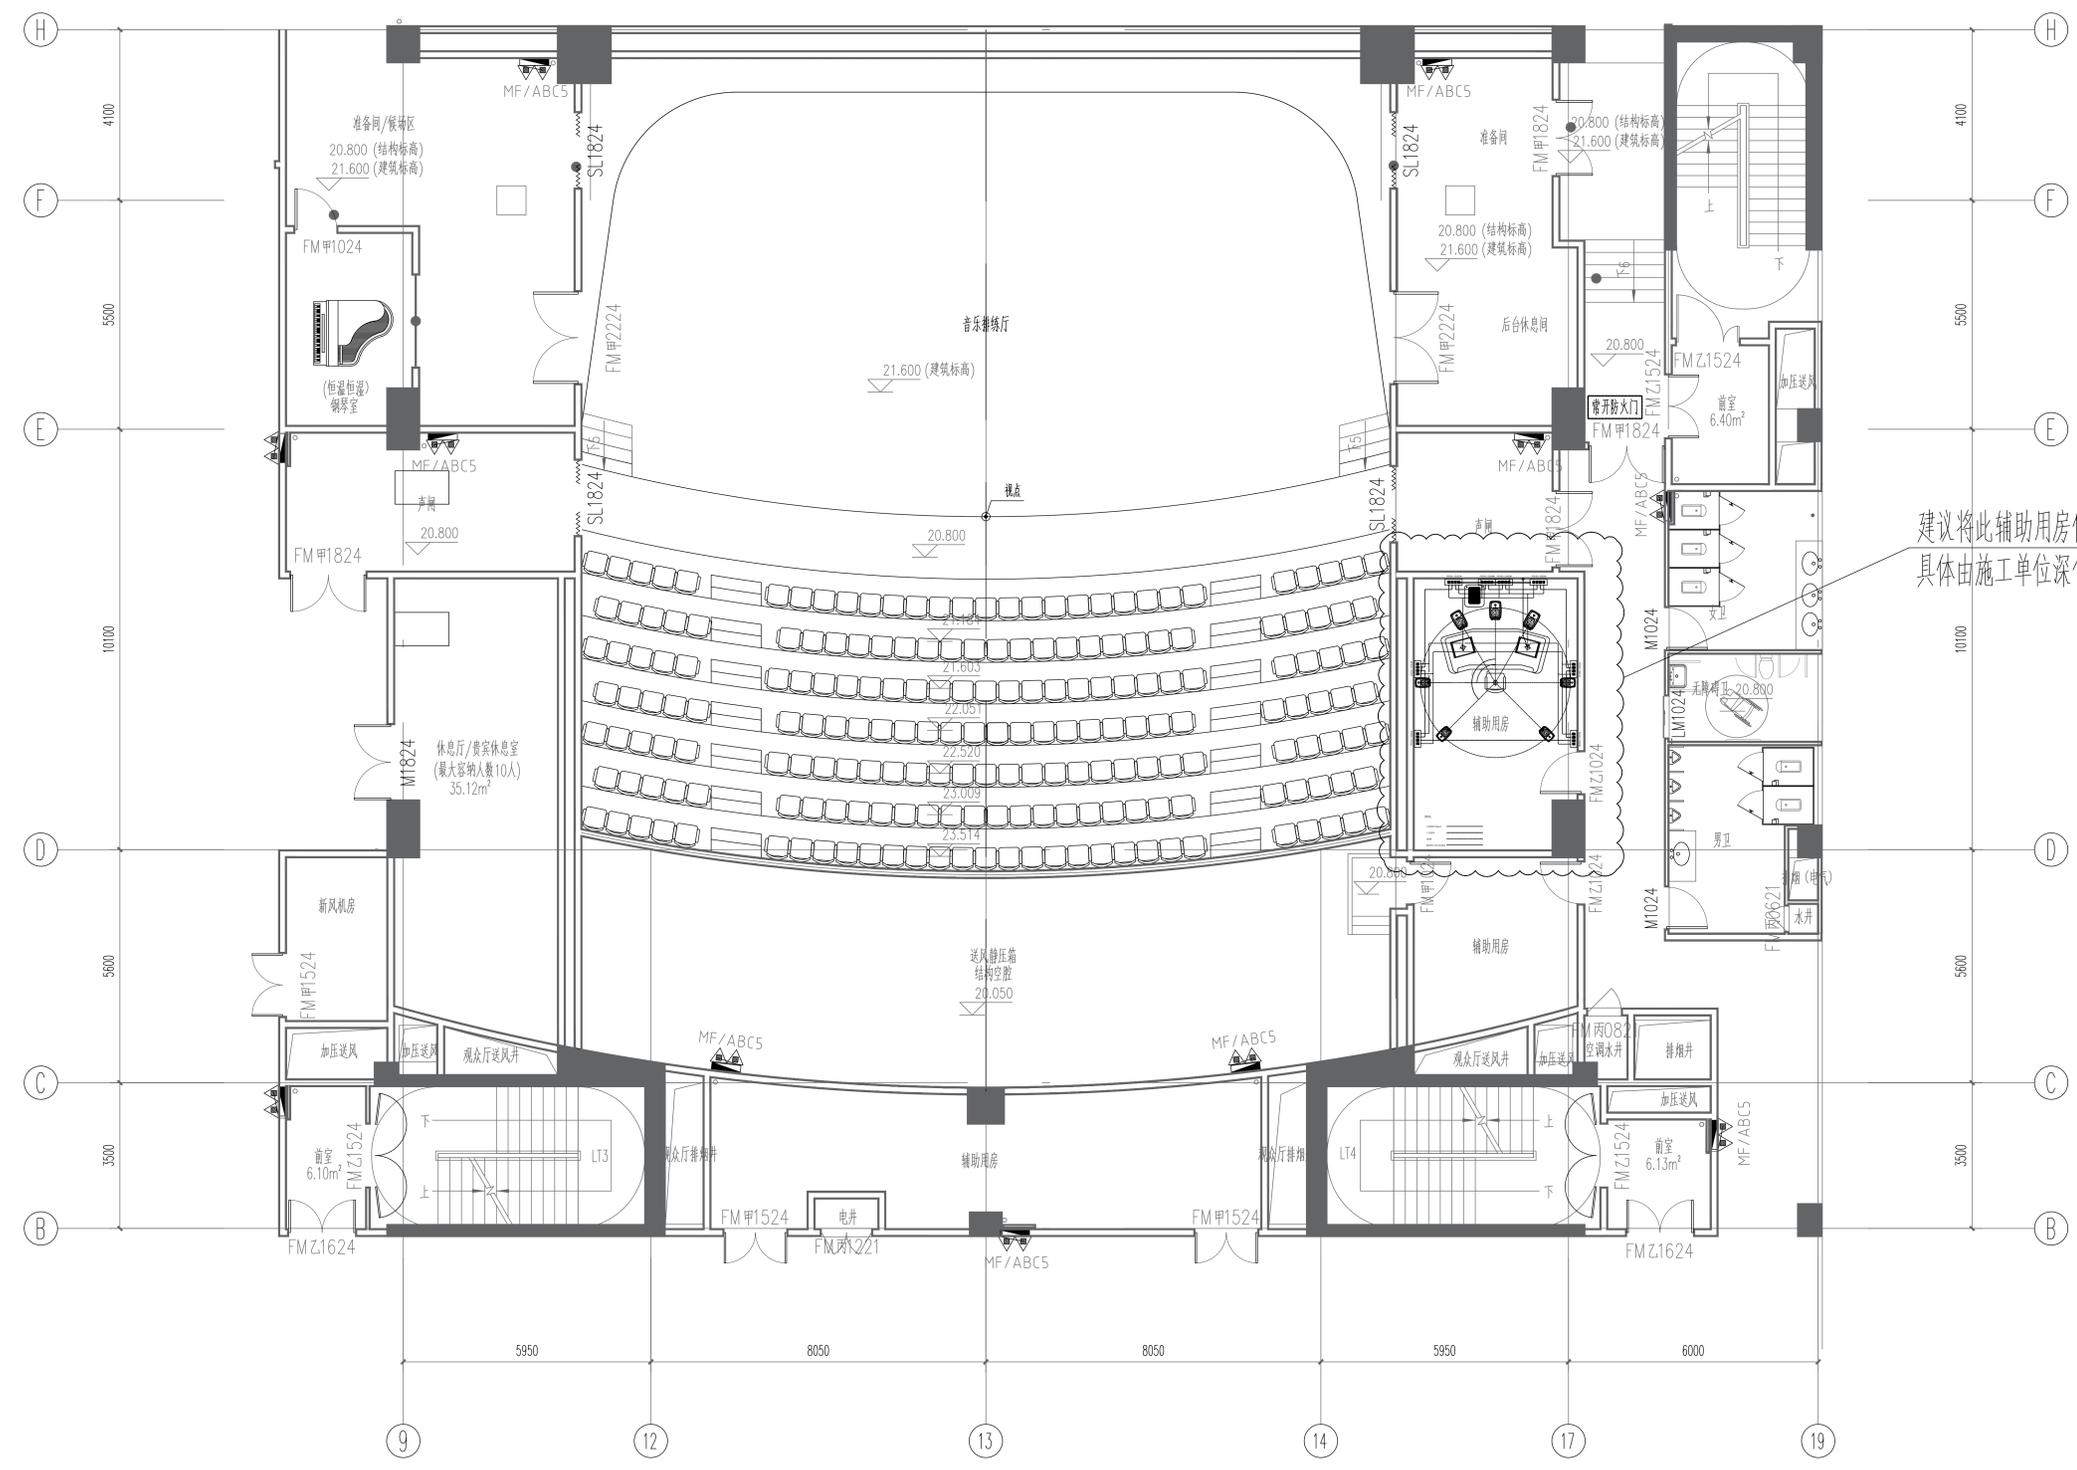

建议将此辅助用房作为混音棚，混音棚设备布置仅为示意
 具体由施工单位深化设计

注册执业章 REGISTERED PRACTICE SIGNET	
姓名 NAME	
注册执业号 REGISTERED NO.	
注册证书号 CERTIFICATION NO.	
建设单位 CLIENT	广西艺术学院
项目名称 PROJECT NAME	广西艺术学院民族艺术教育综合 楼提升工程(舞台设备部分)
子项名称 SUB-PROJECT	
图纸名称 DRAWING TITLE	
混音棚布置图	
单位 UNIT	比例 SCALE
设计号 PROJECT NO.	ZH-HF2024-014
项目负责人 PROJECT LEADER	韩安 韩安
专业负责人 DIVISION CHIEF	杨林生 杨林生
设计 DESIGNED BY	沈洪源 沈洪源
校对 CHECKED BY	杨林生 杨林生
审核 CHECKED BY	刘严军 刘严军
审定 APPROVED BY	徐广勇 徐广勇
图号 DRAWING NO.	图别 DRAWING TYPE
版本号 VERSION	日期 DATE
A	2025.6