


共1页 第1页

[illegible]

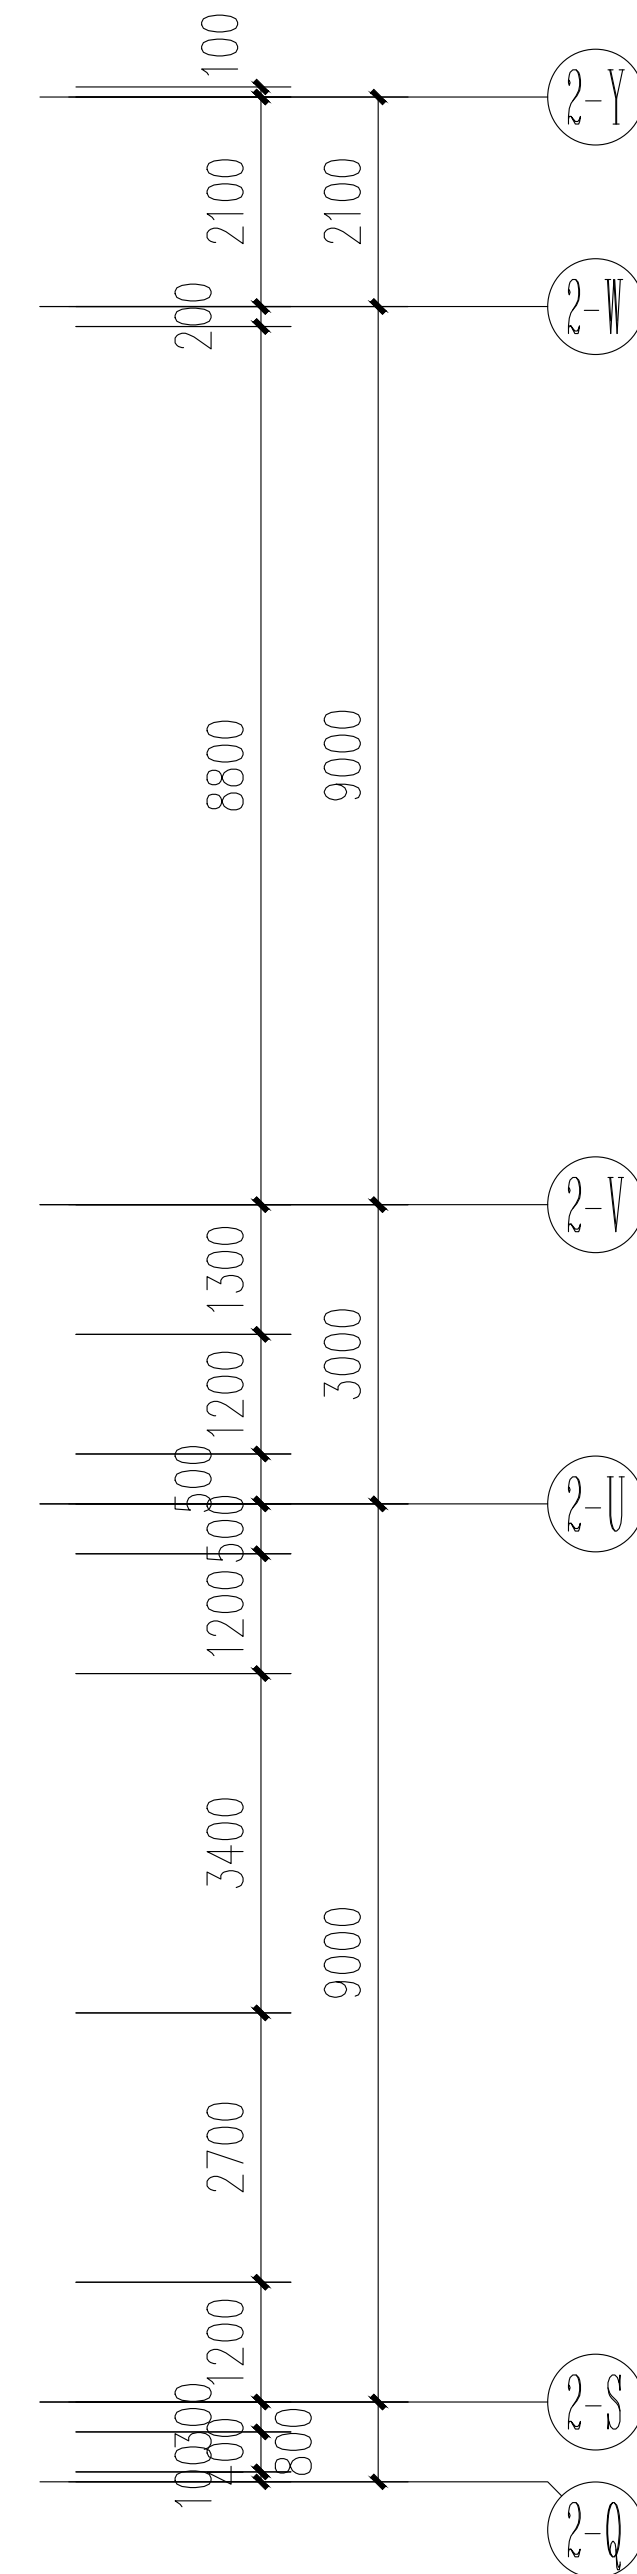



一层干线平面图 1:100

[illegible]

会签	COORDINATION		
建筑	ARCH.	霍 萍	霍萍
结构	STRUCT.	钟鸣明	钟鸣明
给排水	PLUMBING	周富强	周富强
暖通	HVAC	张 敏	张敏
电气	ELEC.	韦胜钦	韦胜钦

 本设计文件经审查合格后方可使用，不得私自复制或用于其他工程。
本图尺寸均以标注为准，不得量取图样尺寸施工。
如有任何不妥事宜，请在施工前与设计单位沟通。





广西华壹建筑设计有限公司
guangxi huayuan architecture design co., ltd.

工程设计资质证书编号 A245016761
建筑行业（建筑工程）甲级
市政行业（桥梁工程、给水工程、排水工程、道路工程）专业乙级
公路行业公路乙级、工程咨询
城乡规划编制乙级 桂自资规乙字23450024

中国（广西）自由贸易试验区南宁片区平乐大道13号东盟国际中心2号楼十六层
530022 广西壮族自治区南宁市青秀区平乐大道13号东盟国际中心2号楼十六层
电话/TEL: 0771-2620560

项目负责人	霍 萍	霍萍
专业负责人	韦胜钦	韦胜钦
审 定	霍 萍	霍萍
审 核	刘素平	刘素平
校 对	张 敏	张敏
设 计	韦胜钦	韦胜钦


建设单位	桂林医科大学
------	--------

项目名称	桂林医科大学细胞基因治疗研发与临床转化联合实验室平台项目
------	------------------------------

子项名称	
------	--

图 名	一层配电平面图
-----	---------

工程编号	
日 期	2025-08
比 例	1:100
专 业	电气
设计阶段	施工图
版 次	第一版
	DQ-03

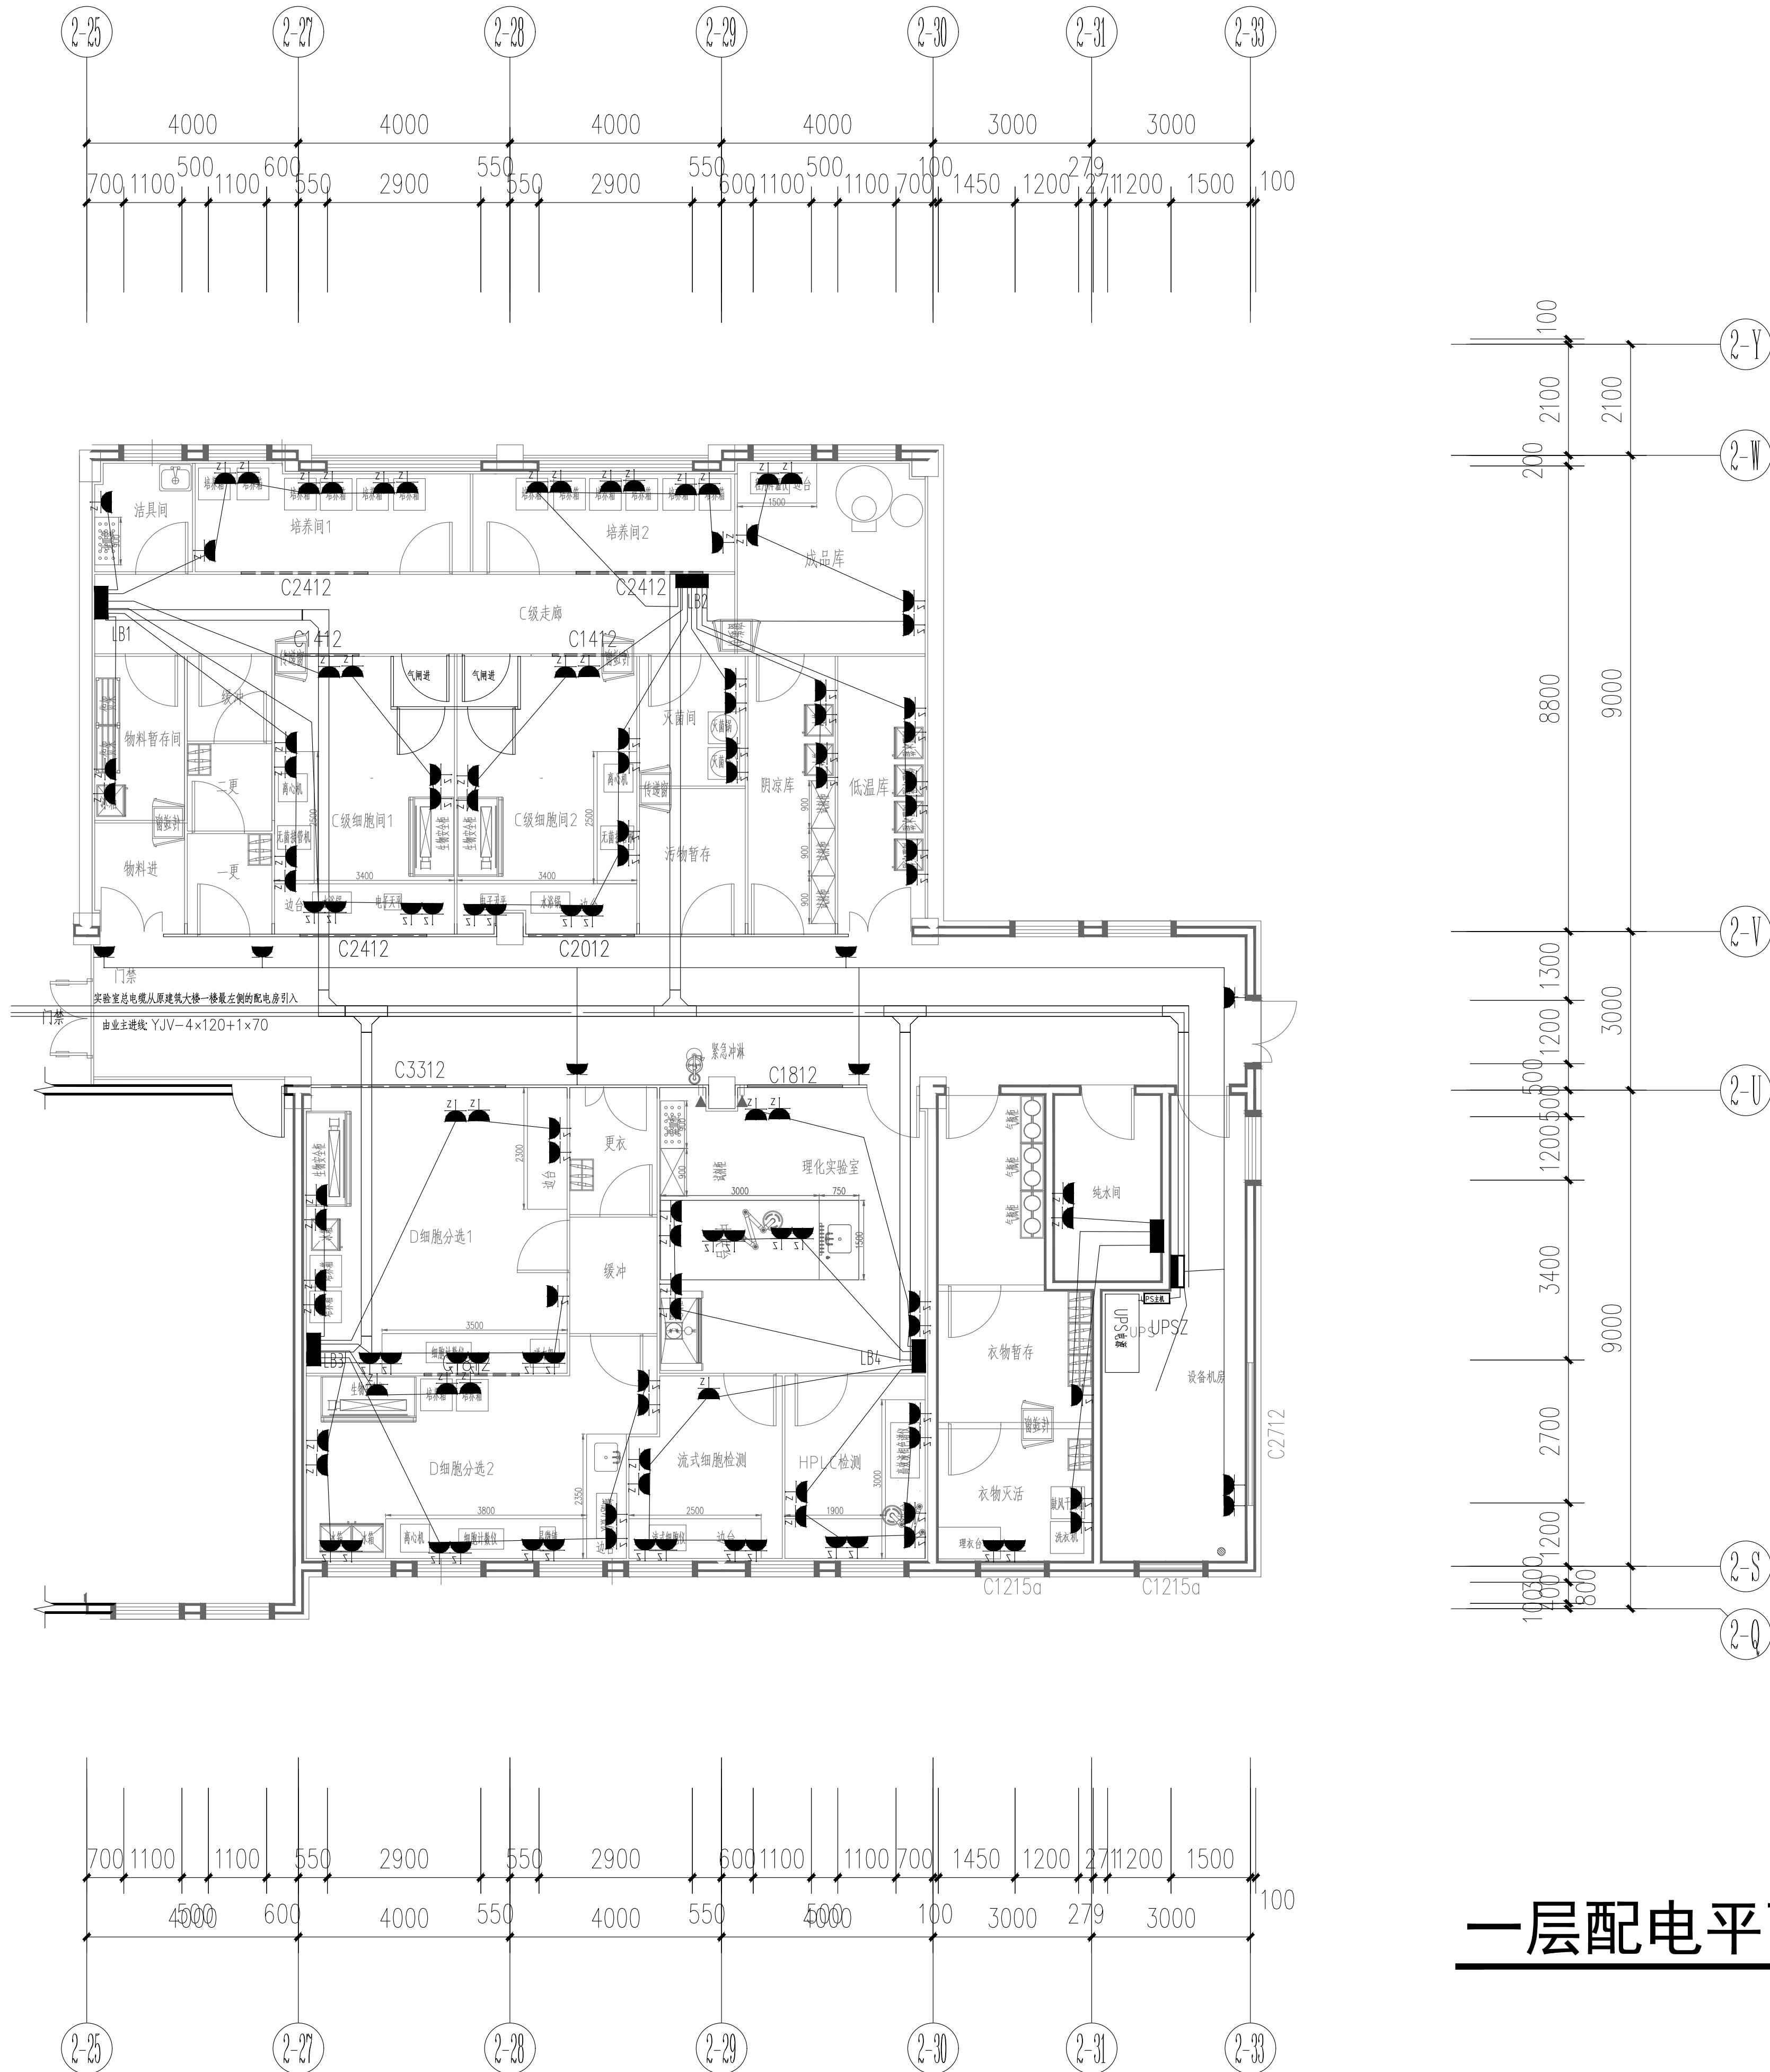


一层配电平面图

1:100

[illegible]




 1:100




本设计文件须加盖出图印章方可有效,手续齐全后方可用于施工。
本图尺寸均以标注为准,不得量取图纸尺寸施工。
如有任何不事宜,请在施工前与设计师会商


工程编号 PROJECT NO.	
日期 DATE	2025-08
比例 SCALE	1:100
专业 DISCIPLINES	电气
设计阶段 DESIGN STATUS	施工图
版次	第一版
	DQ-05

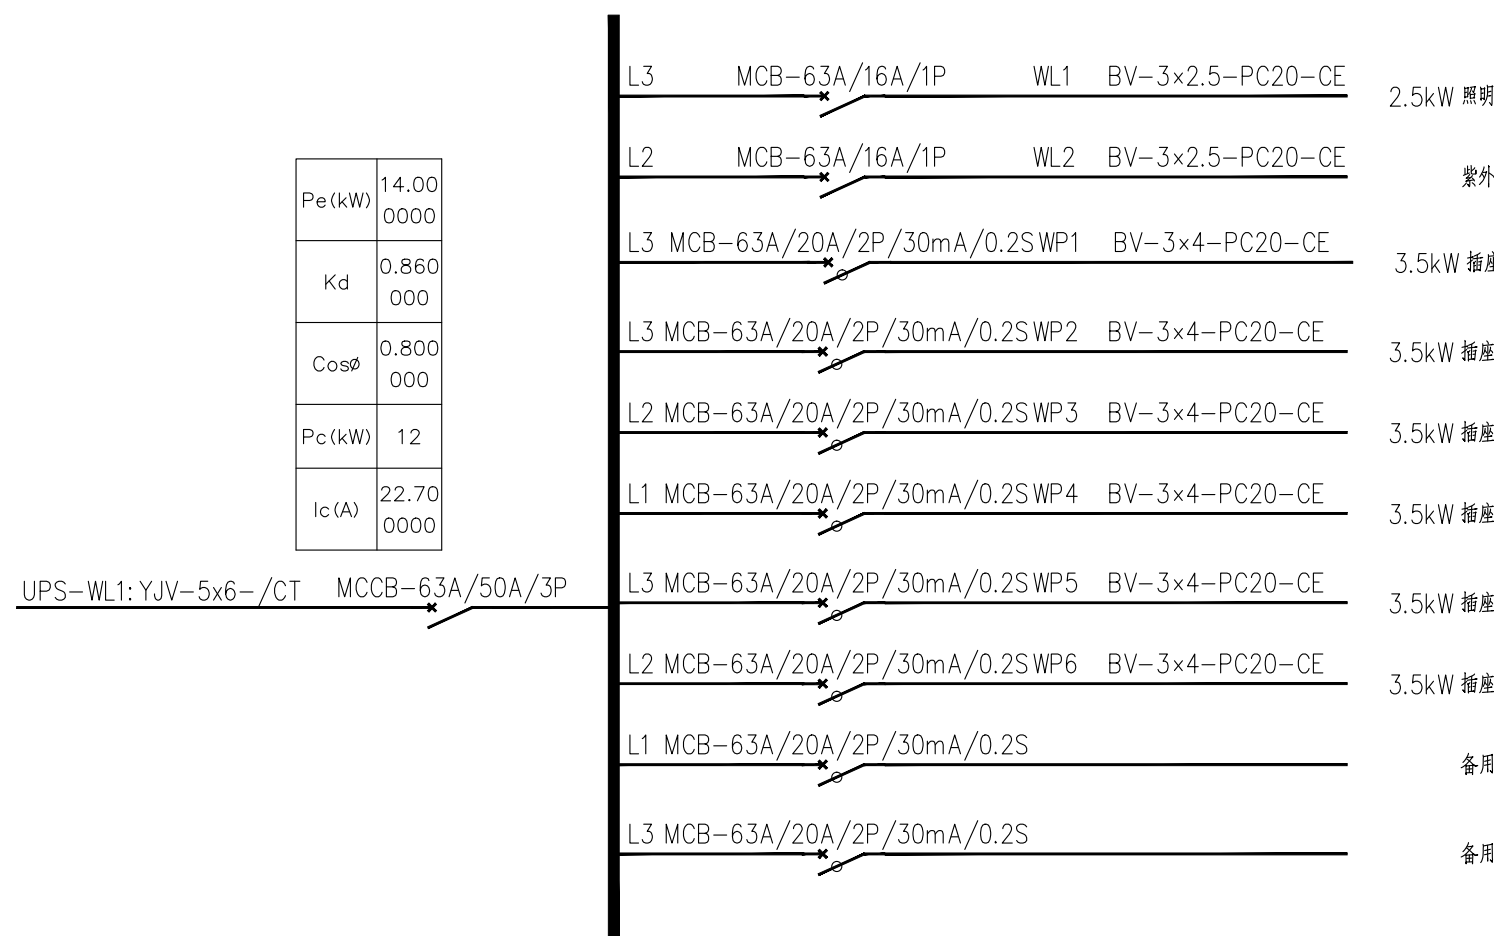


LB1 电箱系统图

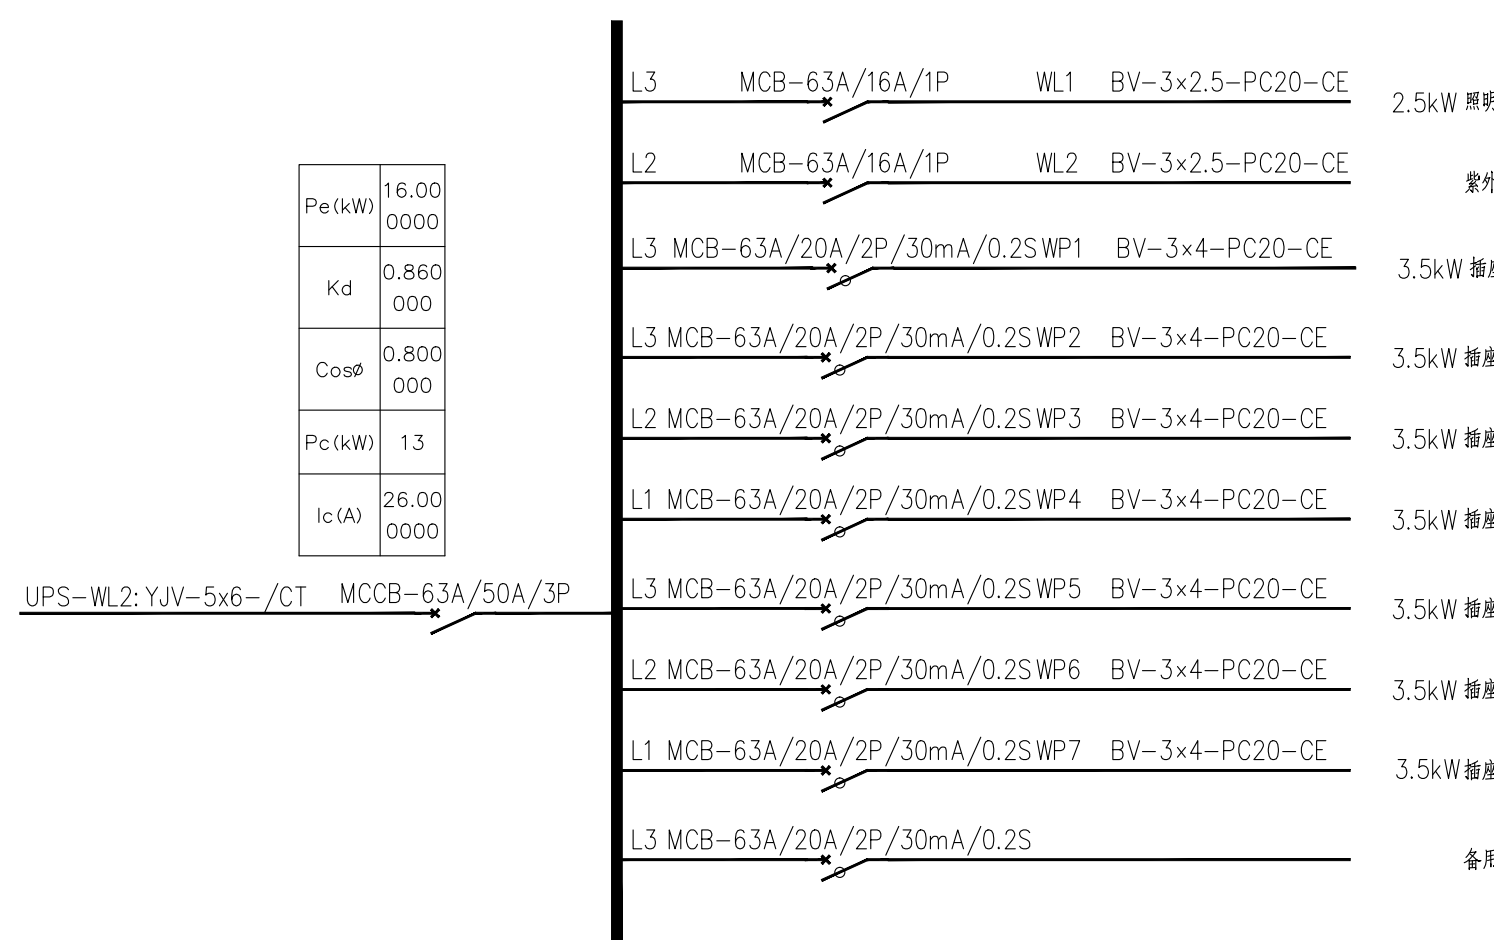


LB2 电箱系统图

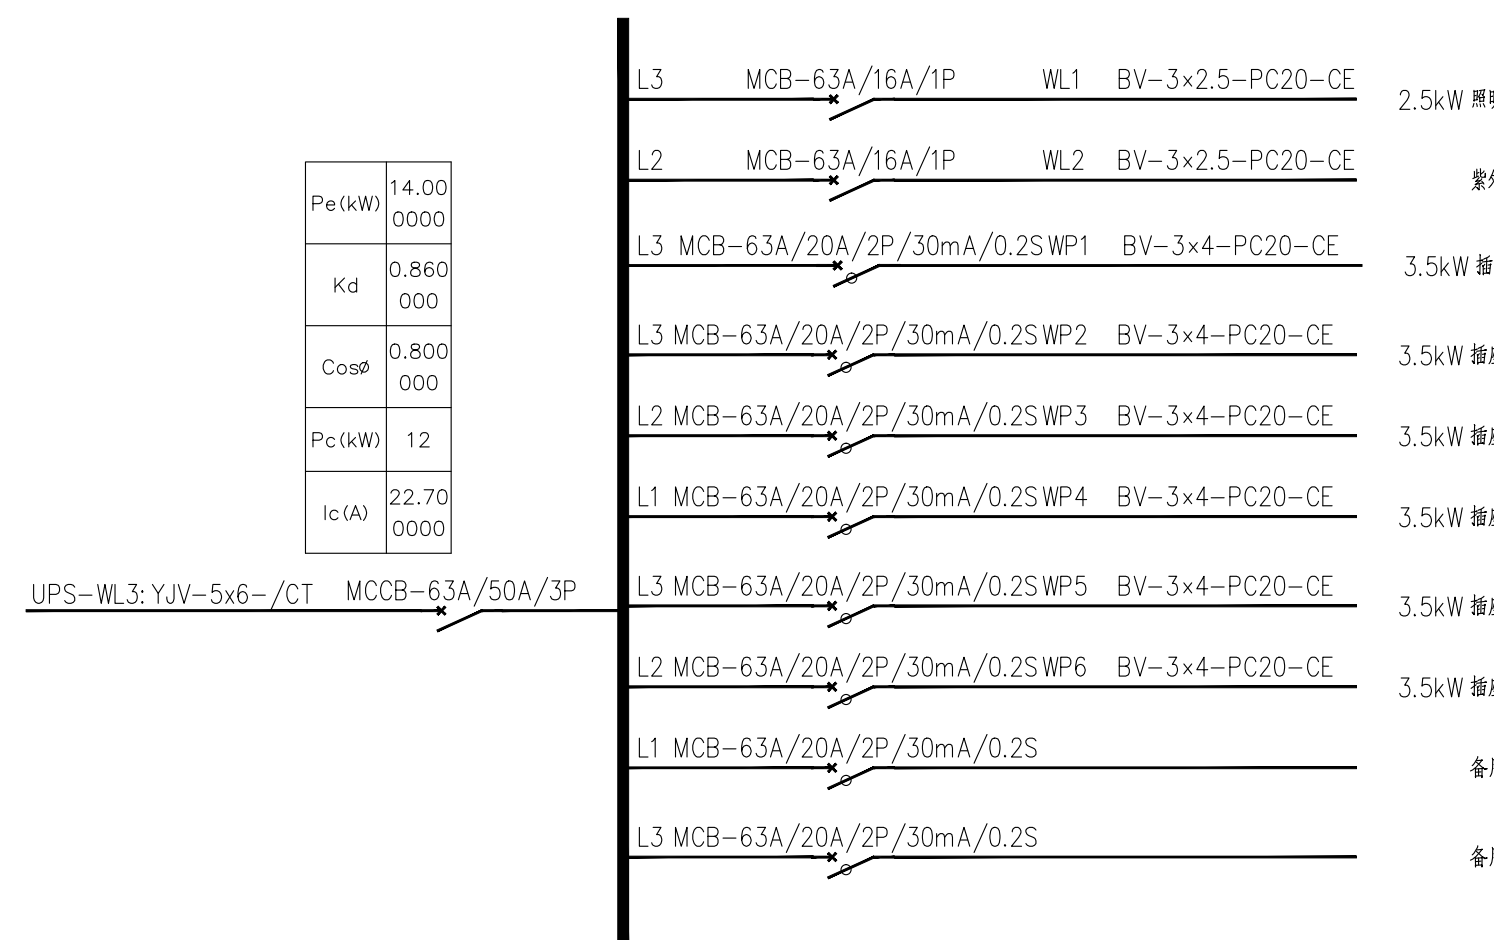


LB3 电箱系统图

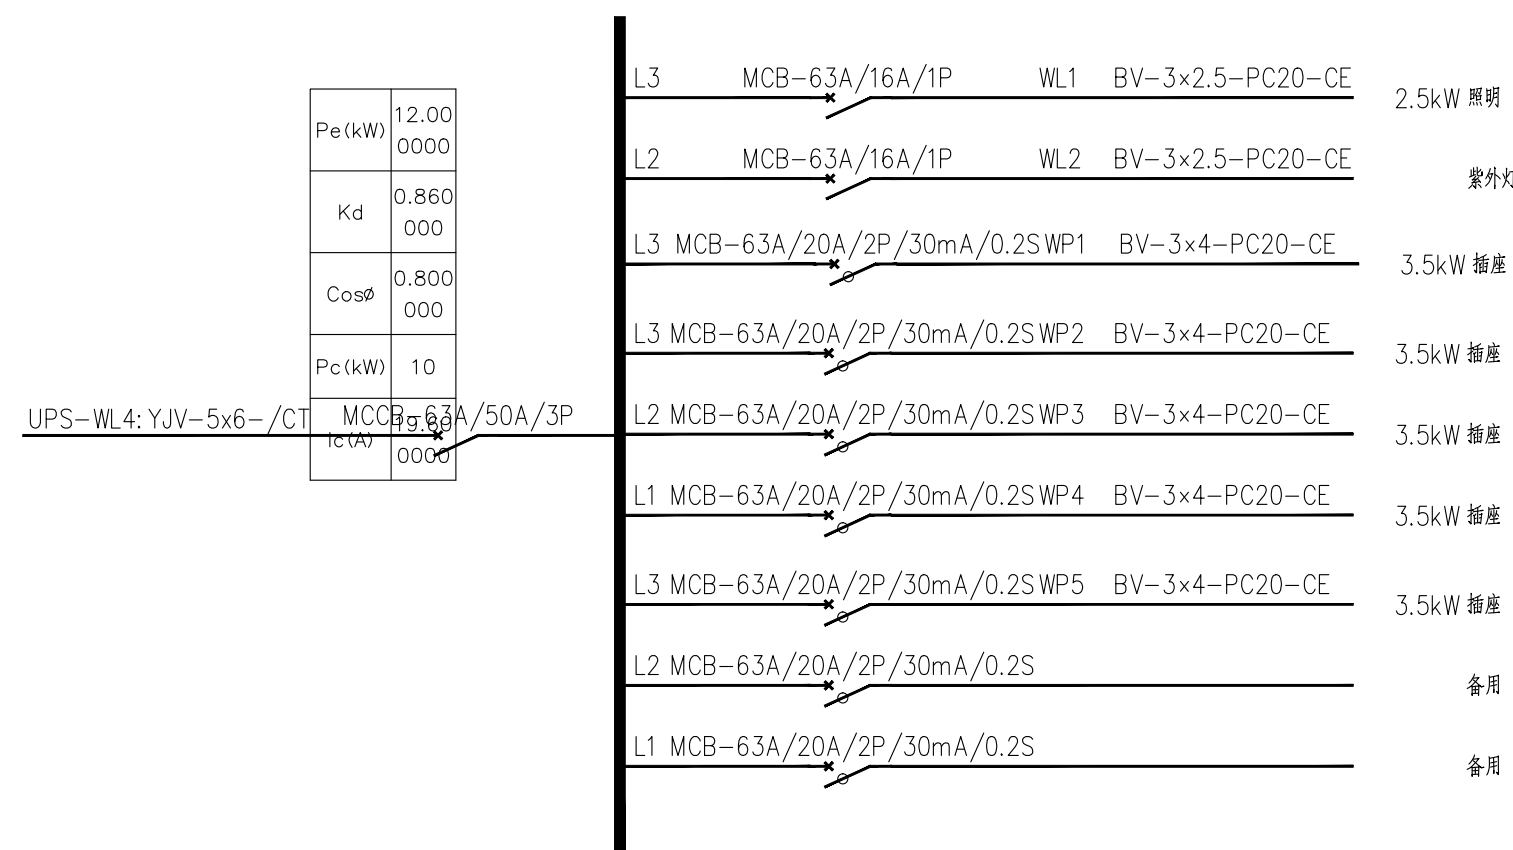

LB4 电箱系统图

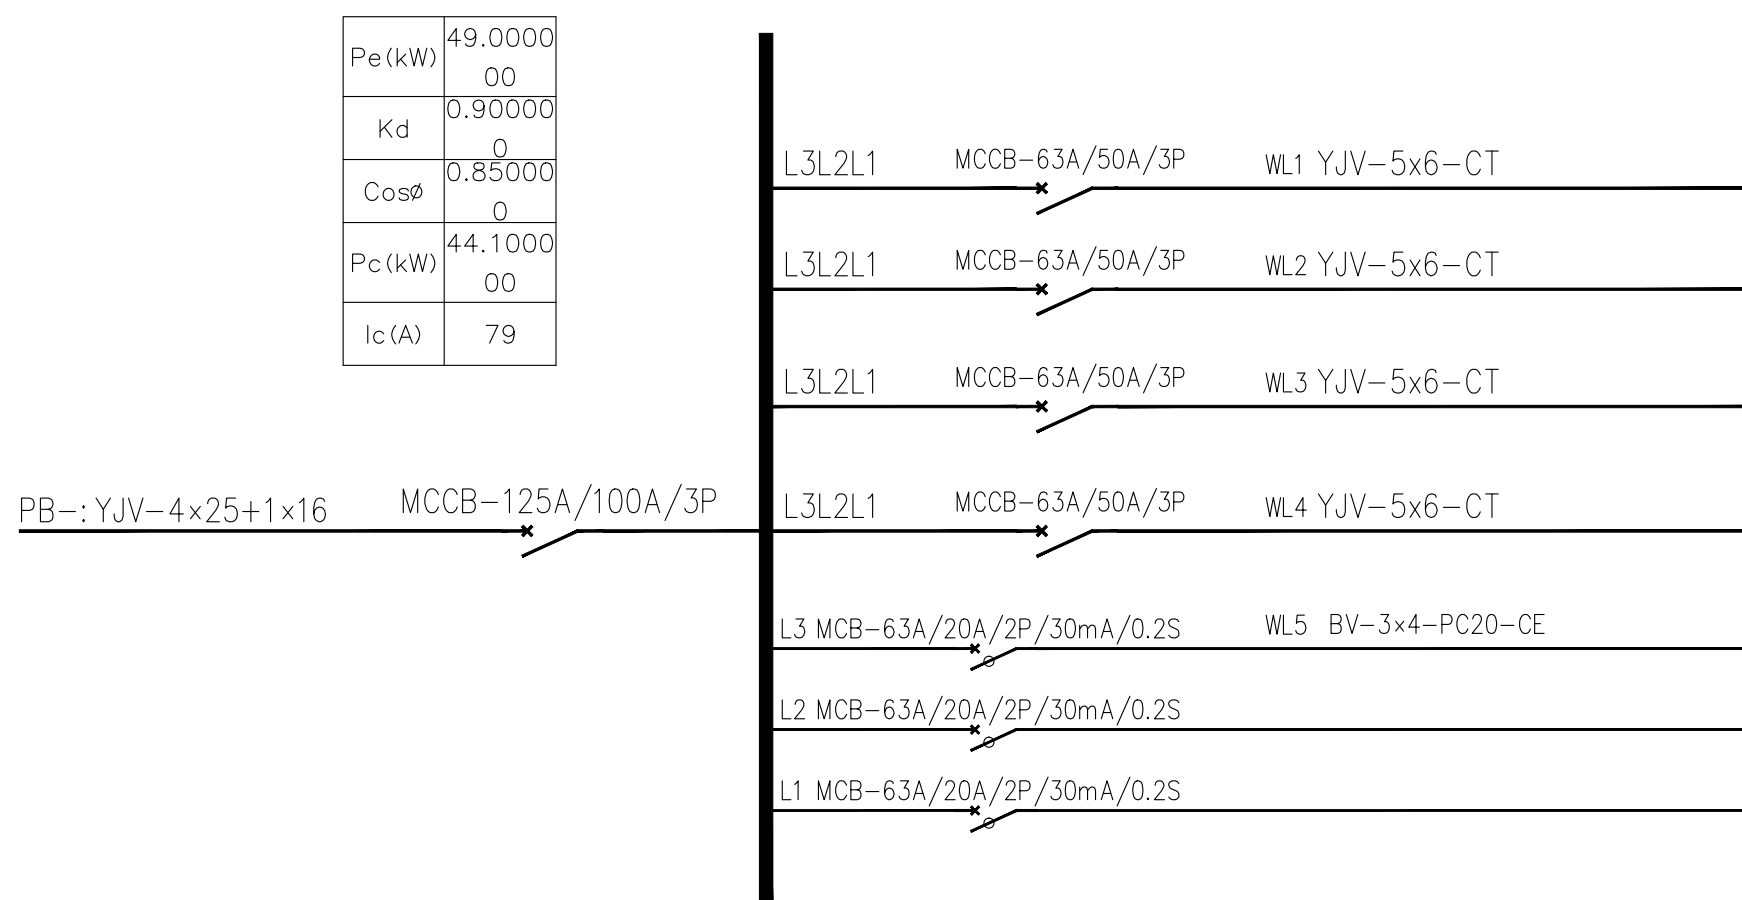

UPS 电箱系统图

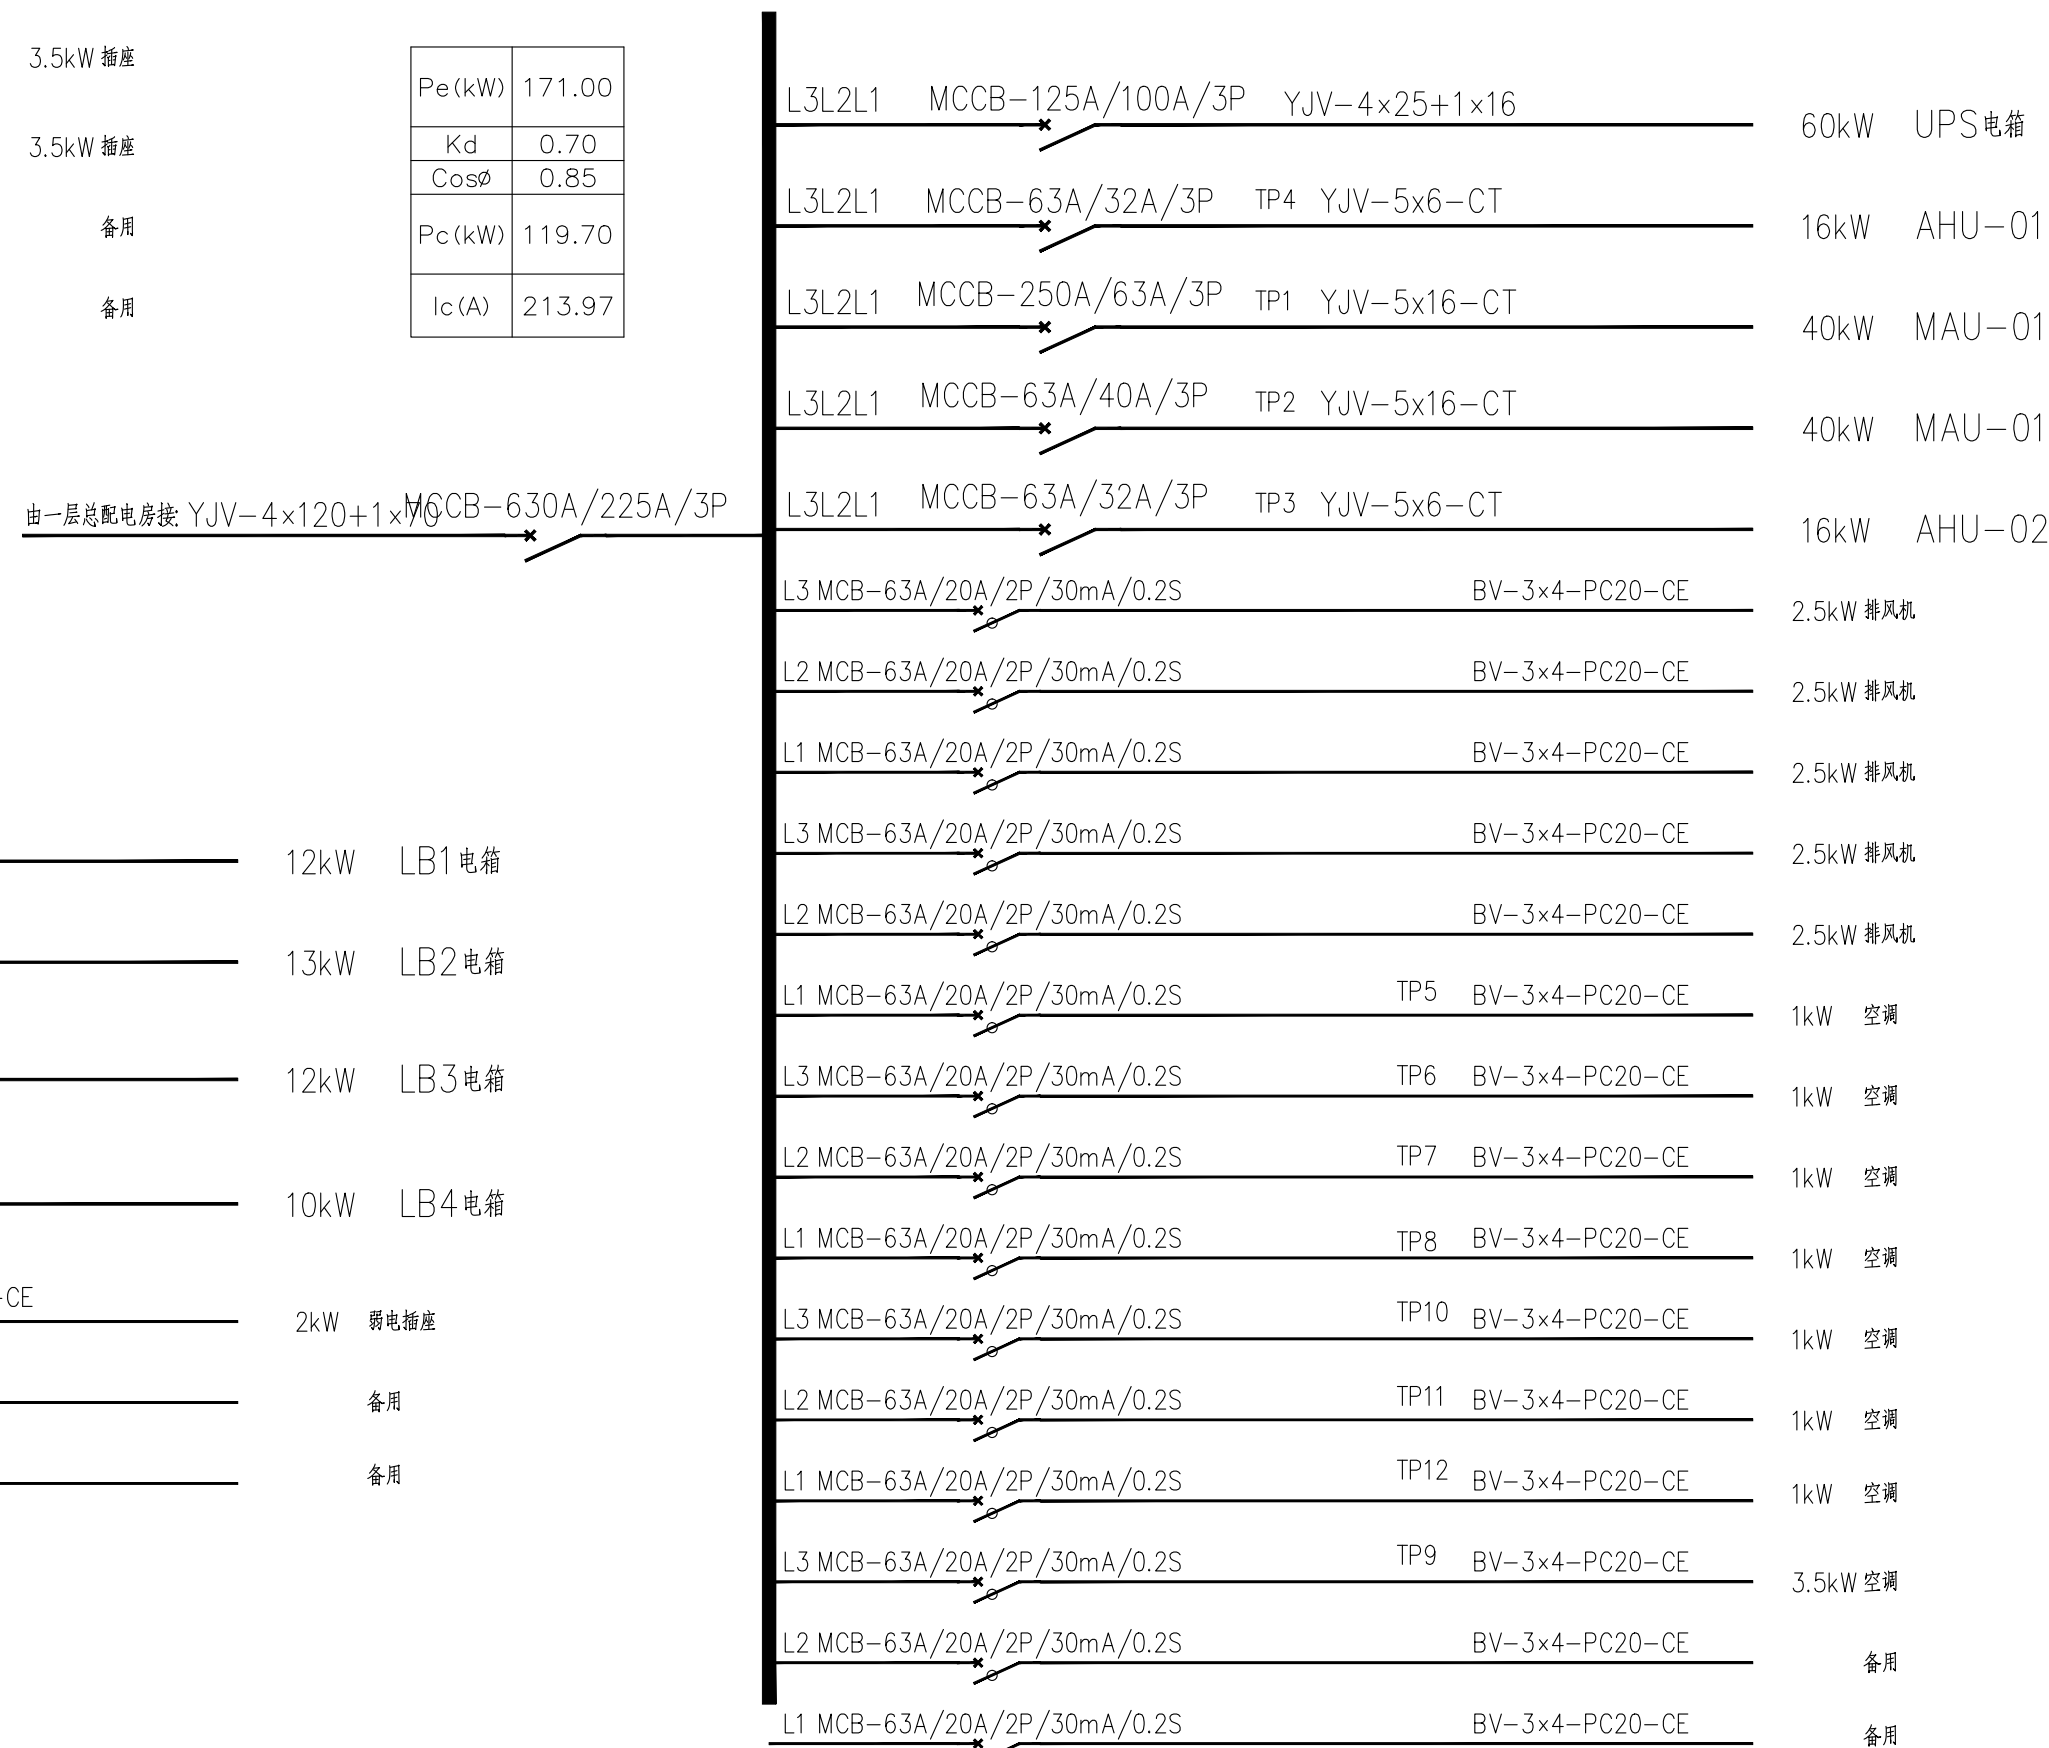

PB总电箱系统图

电气系统图

1:100

会签 COORDINATION		
建筑 ARCHT.	霍 萍	霍萍
结构 STRUCT.	钟鸣明	钟鸣明
给排水 PLUMBING	周富强	周富强
暖通 HVAC	张 敏	张敏
电气 ELEC.	韦胜钦	韦胜钦

本设计文件须加盖出图签章方可有效,手续齐全后方可用于施工。
本图尺寸均以标注为准,不得量取图纸尺寸施工。
如有任何不详事宜,请在施工前与设计师会商



广西华壹建筑设计有限公司
guangxi huayi architecture design co., ltd.
工程设计资质证书编号 A245016761
建筑行业（建筑工程）甲级
市政行业（桥梁工程、给水工程、排水工程、道路工程）专业乙级
公路行业公路工程乙级、工程咨询
城乡规划编制乙级 桂自资资乙字23450024
中国（广西）自由贸易试验区南宁片区管理委员会2019年5月5日签发的第12号外商投资
（CHINA FDI ZONE）AND INVESTMENT PROMOTION CENTER, INC.
CHINA FDI ZONE AND INVESTMENT PROMOTION CENTER, INC. 2019年5月5日签发的第12号外商投资

项目负责人 PROJECT MANAGER	霍萍	霍萍
专业负责人 DISCIPLINES SHEET	韦胜钦	韦胜钦
审定 APPROVED BY	霍萍	霍萍
审核 EXAMINED BY	刘素平	刘素平
校对 CHECKED BY	张敏	张敏
设计 DESIGNER	韦胜钦	韦胜钦

建设单位
CLIENT
桂林医科大学

项目名称	桂林医科大学细胞基因治疗研发与临床转化联合实验室平台项目
------	------------------------------

子项名称	SUBITEM NAME
------	--------------

名
DRAWING TITLE
电气系统图

工程编号 PROJECT NO.	
日 期 DATE	2025-08
比 例 SCALE	1:100
专 业 DISCIPLINES	电气
设计阶段 DESIGN STATUS	施工图
版 次	第一版 D0-06



本设计文件须加盖出图签章方可有效,手续齐全后方可用于施工。
本图尺寸均以标注为准,不得量取图框尺寸施工。
如有任何不事宜,请在施工前与设计师会商

工程编号 PROJECT NO.	
日期 DATE	2025-08
比例 SCALE	1:100
专业 DISCIPLINES	电气
设计阶段 DESIGN STATUS	施工图
版次	第一版
	DQ-07



本设计文件须加盖出图章方可有效,手签齐全后方可用于施工。
本图尺寸均以标注为准,不得量取图纸尺寸施工。
如有任何不事宜,请在施工前与设计师会商

工程编号 PROJECT NO.	
日期 DATE	2025-08
比例 SCALE	1:100
专业 DISCIPLINES	电气
设计阶段 DESIGN STATUS	施工图
版次	第一版 DQ-08

[illegible]

