

一层改造给排水平面图 1:100

会签		
COORDINATION		
建筑	霍萍	霍萍
结构	钟鸣明	钟鸣明
给排水	宋丽敏	宋丽敏
暖通	刘仕宽	刘仕宽
电气	韦胜钦	韦胜钦

本设计文件附加基础出图章后方可有效，手签不全者方可用于施工。
本图尺寸均以标注为准，不得量取图面尺寸施工。
如有任何不妥事宜，请在施工前与设计单位沟通。



广西华壹建筑设计有限公司

工程设计资质证书编号 A245016761

建筑行业（建筑工程）甲级

市政行业（桥梁工程、给水工程、排水工程、道路工程）专业乙级

公路行业（公路）专业丙级、工程咨询

城乡规划编制乙级 桂自资规乙字23450024

中国（广西）自由贸易试验区南宁片区平乐大道15号五象新城中心2号楼十九层

电话：TEL: 0771-2620566

项目负责人	霍萍	霍萍
专业负责人	梁立东	梁立东
审定	霍萍	霍萍
审核	韦胜钦	韦胜钦
校对	周富强	周富强
设计	周富强	周富强


建设单位
CLIENT
梧州市社会福利院

项目名称
PROJECT NAME
养老机构维修改造项目

子项名称
SUBITEM NAME
厨房改造工程

图名
DRAWING TITLE
一层改造给排水平面图

工程编号	HYAD-202501396
日期	2025.10
比例	1:100
专业	给排水
设计阶段	施工图
版次	第一版
图号	SS-02

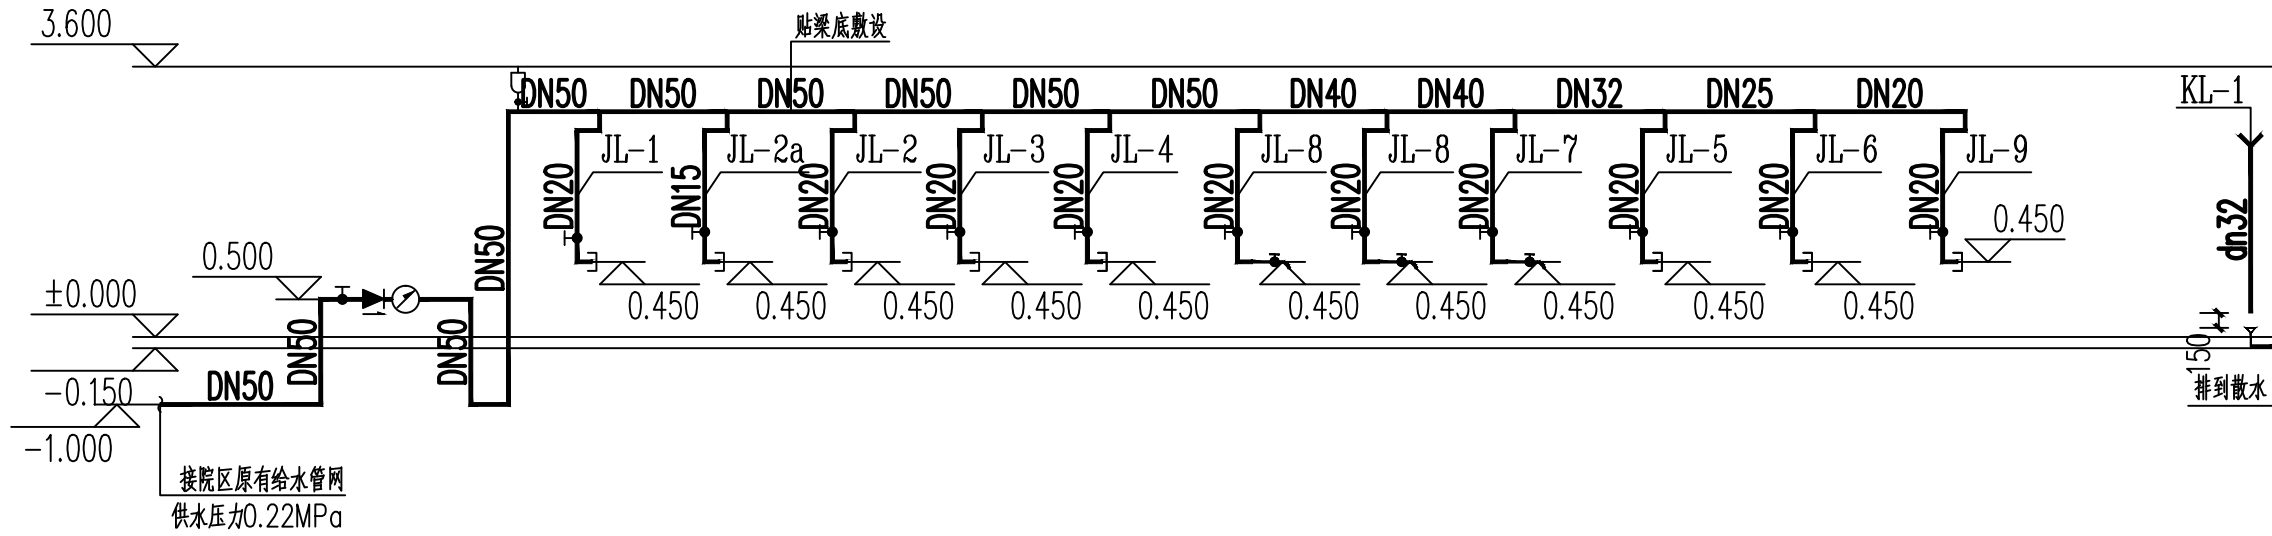

生活给水系统原理图

冷凝水系统原理图

给排水及消防主要设备材料表

序号	设备器材名称	规格型号	单位	数量	备注
1	PP-R冷水管	DN15~50 PN=1.25MPa 热熔连接	米	按实计	水表后冷水给水支管
2	钢塑复合压力管	DN50 PN=1.25MPa 螺纹连接	米	按实计	室外给水管
3	截止阀	DN15/DN20 全铜	个	2/7	
4	截止阀	DN50 全铜	个	1	
5	旋翼式水表	LXS-25C 全铜	个	1	
6	PVC-U塑料管	dn50~160 粘接	米	按实计	室内排水支管
7	HDPE双壁波纹管	dn200 承插连接	米	按实计	室外排水管
8	网筐式地漏	DN150 成品塑料 水封深度≥50mm	个	按实计	
9	灭火器	2A MF/ABC4 磷酸铵盐	具	14	
10	成品塑料检查井	DN430 成品塑料	个	7	
11	成品玻璃钢隔油池	SHZ-1A(B), 有效容积2.4m³	座	1	

注：各材料数量应以施工图实际数量为准，本材料表仅供概算专业参考，不作为定货及现场量裁依据。

会签
COORDINATION

建筑 ARCH.	霍 萍	
结构 STRUCT.	钟鸣明	
给排水 PLUMBING	宋丽敏	
暖通 HVAC	刘仕宽	
电气 ELEC.	韦胜钦	

本设计文件须加盖出图章方可有效，手续齐全后方可用于施工。
本图尺寸均以标注为准，不得量取图纸尺寸施工。
如有任何不祥事宜，请在施工前与设计师会商

广西华壹建筑设计有限公司
GUANGXI HUAYI ARCHITECTURE DESIGN CO., LTD.

工程设计资质证书编号 A245016761
建筑行业（建筑工程）甲级
市政行业（桥梁工程、给水工程、排水工程、道路工程）专业乙级
公路行业（公路）专业乙级、工程咨询
城乡规划编制乙级 桂自资规乙字23450024

中国（广西）自由贸易试验区南宁片区平乐大道16号五象绿地中心2号楼十六层
F16-1601, BUILDING 16, DISTRICT 16, NANNING CHINA (GUANGXI) PILOT FREE TRADE ZONE
电话/TEL 0771-2620566

项目负责人 PROJECT MANAGER	霍 萍	
专业负责人 DISCIPLINES CHIEF	梁立东	
审 定 APPROVED BY	霍 萍	
审 核 EXAMINED BY	韦胜钦	
校 对 CHECKED BY	周富强	
设 计 DESIGNED BY	周富强	

建设单位
CLIENT

梧州市社会福利院

项目名称
PROJECT NAME

养老机构维修改造项目

子项名称
SUBITEM NAME

厨房改造工程

图 名
DRAWING TITLE

生活给水系统原理图
给排水及消防主要设备材料表

工程编号 PROJECT NO.	HYAD-202501396
日 期 DATE	2025. 10
比 例 SCALE	—
专 业 DISCIPLINES	给排水
设计阶段 DESIGN STATUS	施工图
版 次 EDITION	第一版
图 号 DRAWING NO.	SS-03