


图 纸 目 录							
<div></div> <div>中物聯規劃設計研究院有限公司</div>			建设单位	恭城瑶族自治县嘉会镇人民政府		项目负责人	卢发强
			项目名称	嘉会镇多避村2025年农产品加工和储藏厂房		专业负责人	刘时东
			子项目名称			制表人	廖建敏
					项目代号	GL-DL-25-K03	
					设计阶段	施工图设计	
		专 业	目录编号	日 期			
		给排水	SS-00	25.10			
序号	图 别	图 号	图 纸 名 称		图 幅	备 注	
01	水施	SS-00	图纸目录		A4		
02	水施	SS-01	给排水设计说明		A2		
03	水施	SS-02	一层给排水平面图      屋面给排水平面图		A2		
04	水施	SS-03	屋面给排水平面图		A2		
05	水施	SS-04	系统图		A2		
06							
07							
08							
09							
10							
11							
12							
13							
14							
15							
16							
本套图纸采用如下标准图集							
图集号		图集名称		图集号		图集名称	





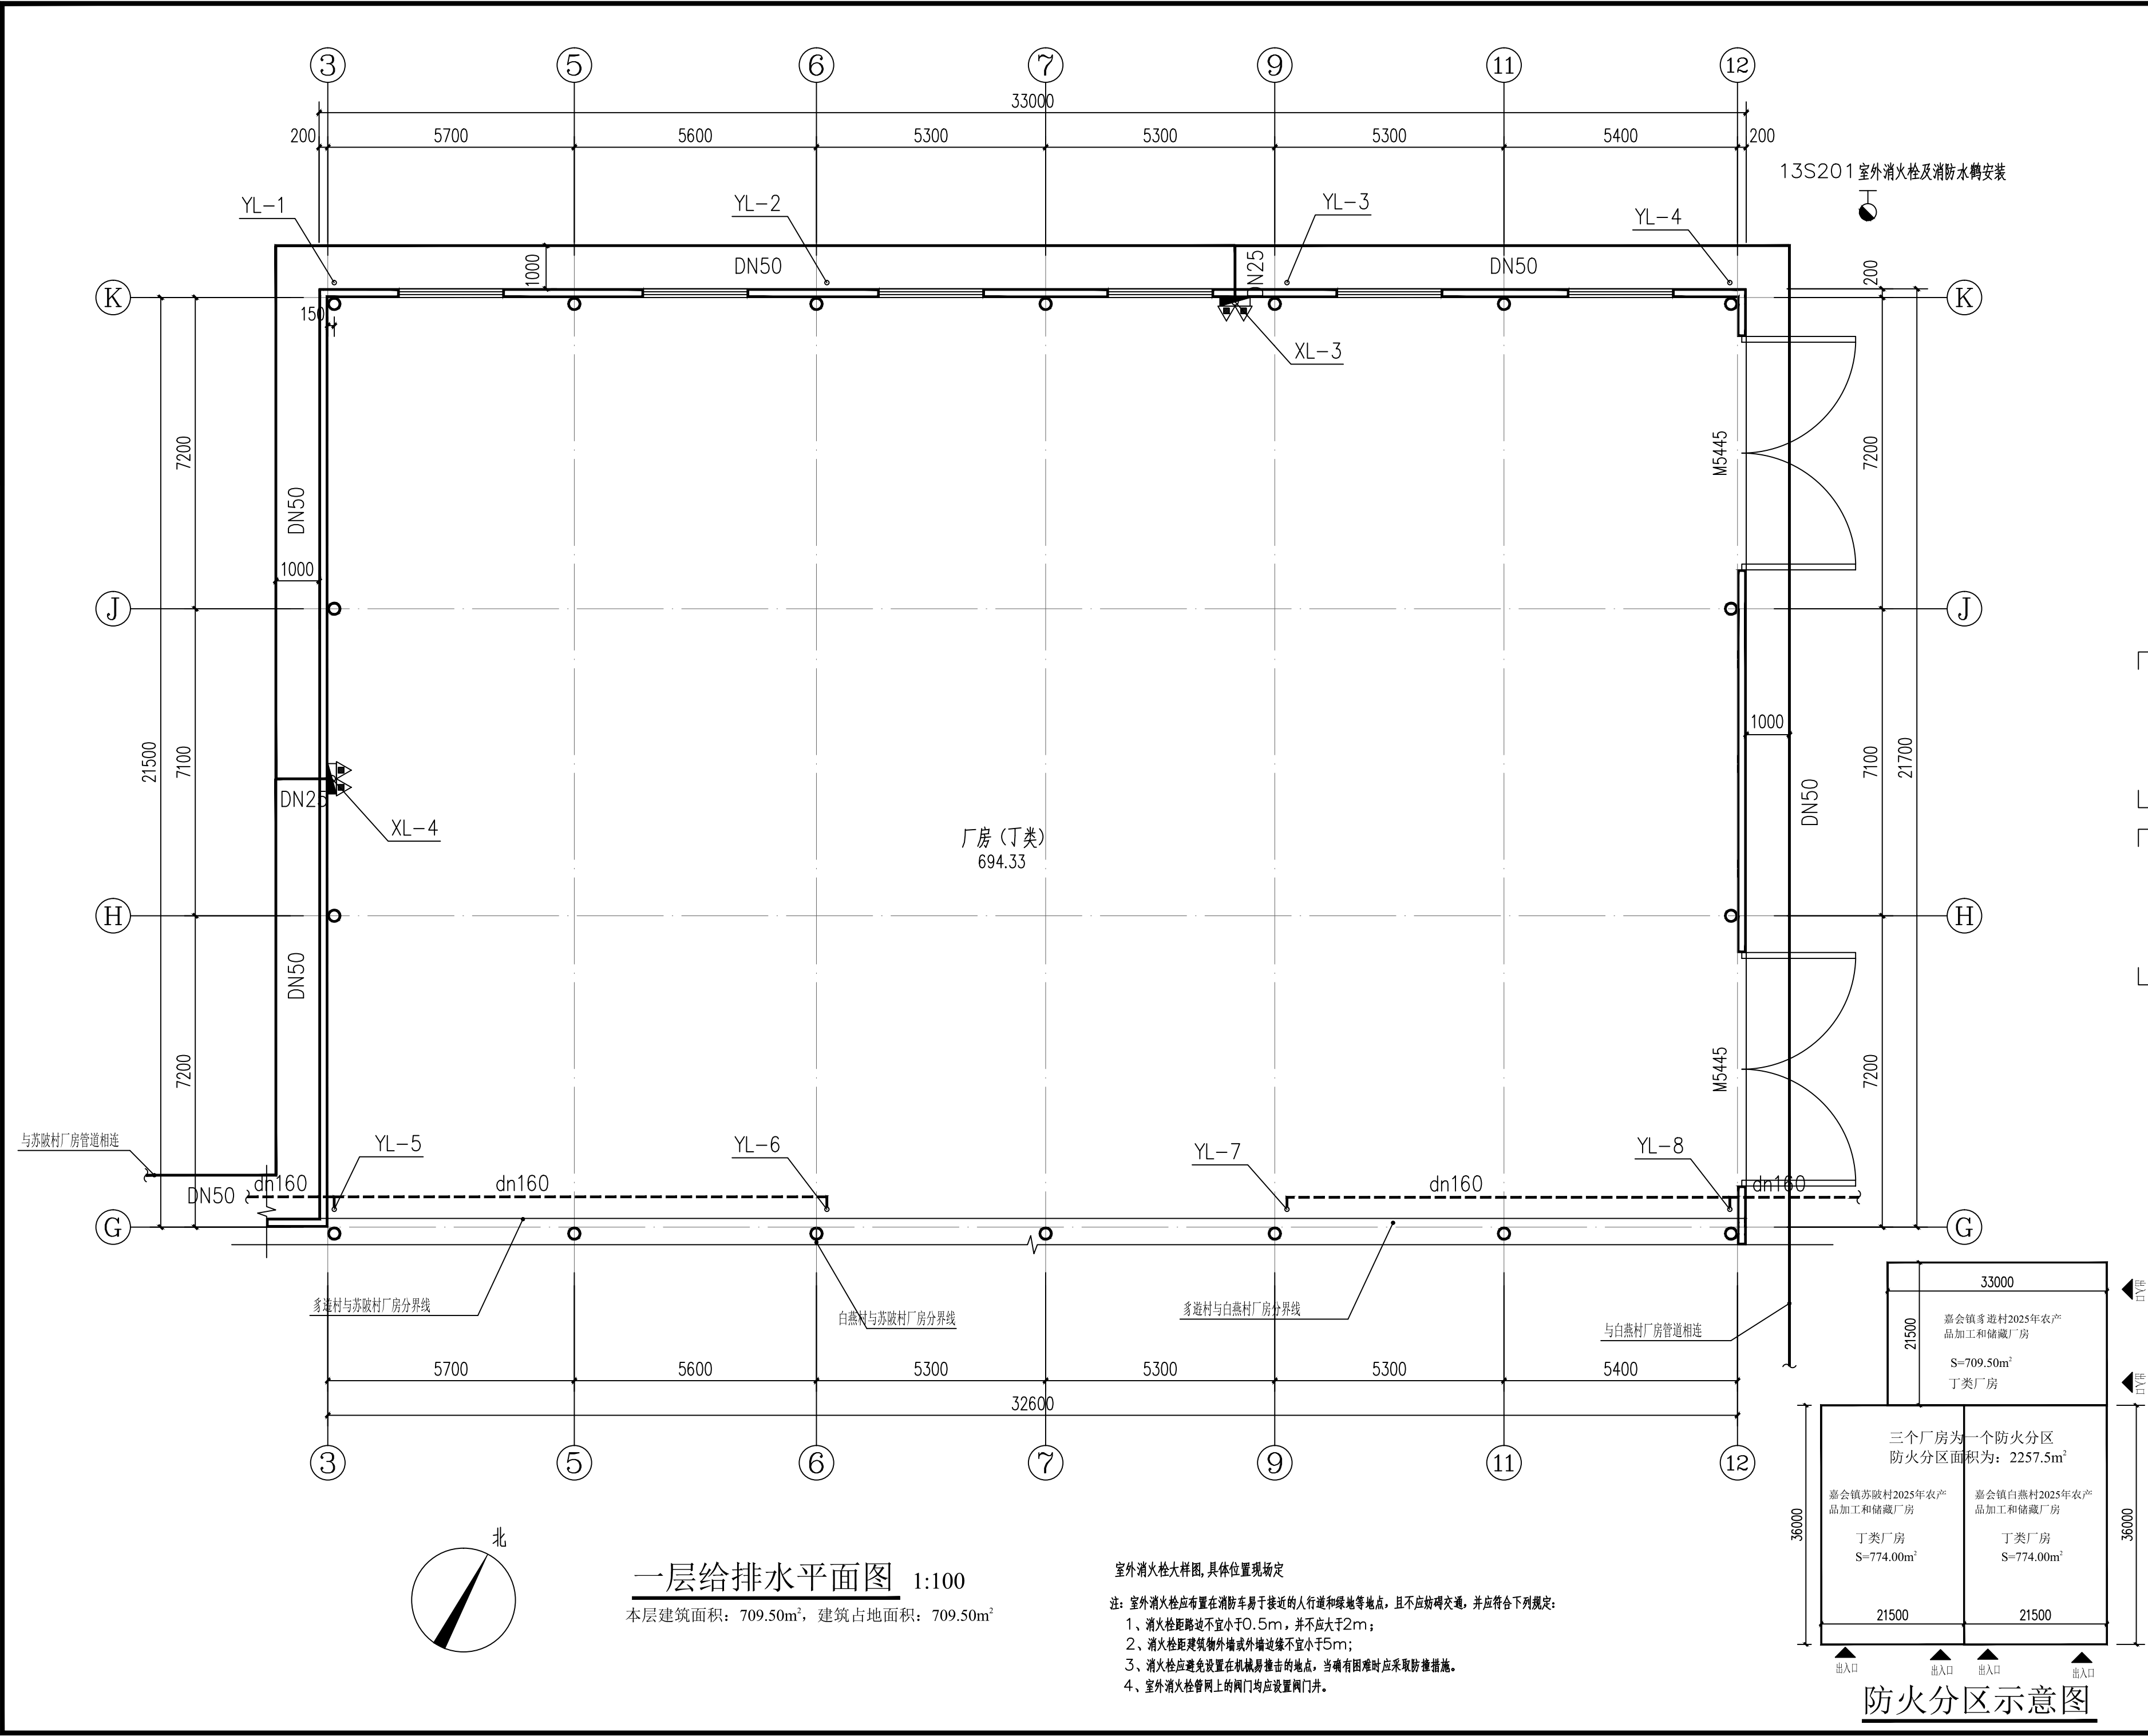


一层给排水平面图 1:100

本层建筑面积：709.50m²，建筑占地面积：709.50m²


室外消火栓大样图，具体位置现场定

注：室外消火栓应布置在消防车易于接近的人行道和绿地等地点，且不应妨碍交通，并应符合下列规定：

- 1、消火栓距路边不宜小于0.5m，并不应大于2m；
- 2、消火栓距建筑物外墙或外墙边缘不宜小于5m；
- 3、消火栓应避免设置在机械易撞击的地点，当确有困难时应采取防护措施。
- 4、室外消火栓管网上的阀门均应设置阀门井。

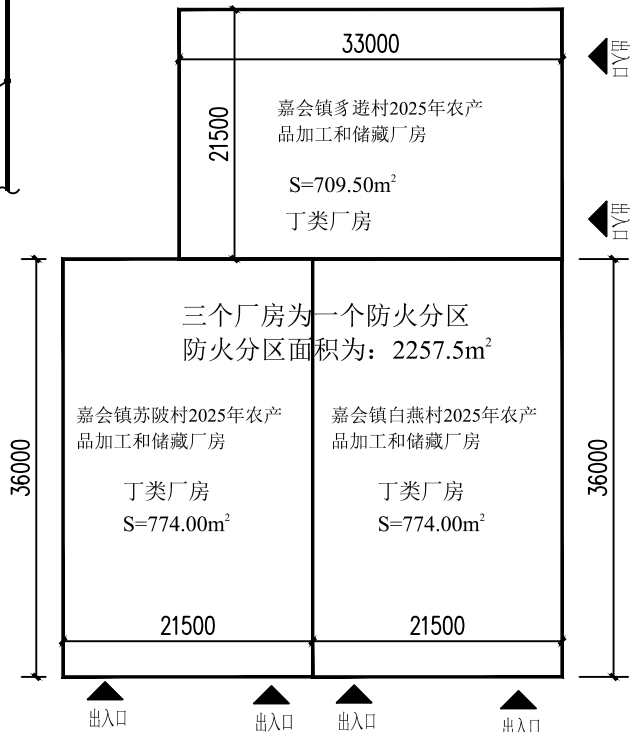

防火分区示意图

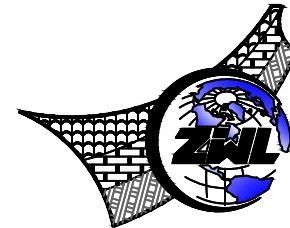

中物聯规划设计研究院  
有限公司

CHINA SUPPLY & LOGISTICS  
PLANNING & ARCHITECTURAL  
DESIGN & RESEARCH INSTITUTE LTD

本院质量及服务投诉电话：  
0771—5323519 姚女士 QQ: 305724832  
0773—5808939 汤女士 QQ: 3409973780

城乡规划甲级资质 证书编号：自资规甲字21450400

工程咨询甲级资质 证书编号：甲252021011160

建筑行业建筑工程甲级

市政（给水工程、排水工程、道路工程、桥梁）专业乙级资质

风景园林专项乙级资质

环境工程（水污染防治工程）专项乙级

农林行业（兽医/畜牧工程）专业乙级

公路行业（公路）专业丙级资质

水利行业(河道整治)专业丙级

证书编号：A245006795

土地规划乙级资质 证书编号：201402

工程勘察专业乙级资质 证书编号：B245006759

注册执业章

出图专用章



请核实项目二维码信息  
www.zwl-ad.com

建设单位 DEVELOPER

恭城瑶族自治县嘉会镇人民政府

项目名称 PROJECT

嘉会镇多进村2025年农产品加工  
和储藏厂房

子项目名称 SUB PRO.

图纸名称 DRAWING TITLE

一层给排水平面图

项目代号 PROJECT NO.

GL-DL-25-K03

阶段 STAGE

施工图

图别 STATUS

水施

图号 DRAWING NO.

SS-02

版次 REVISION

第1.0版

日期 DATE

2025.10

审定 CHECK BY

覃克猛

审核 EXAM BY

李丽

项目负责人 CHIEF DESIGNER

卢发劲

专业负责人 PRO. ENG BY

刘仲东


校对 CHECK BY

刘仲东


设计 DESIGN BY

秦继敏

专业	电气	暖通
会签	结构	给排水
田燕		
总图		
建筑		

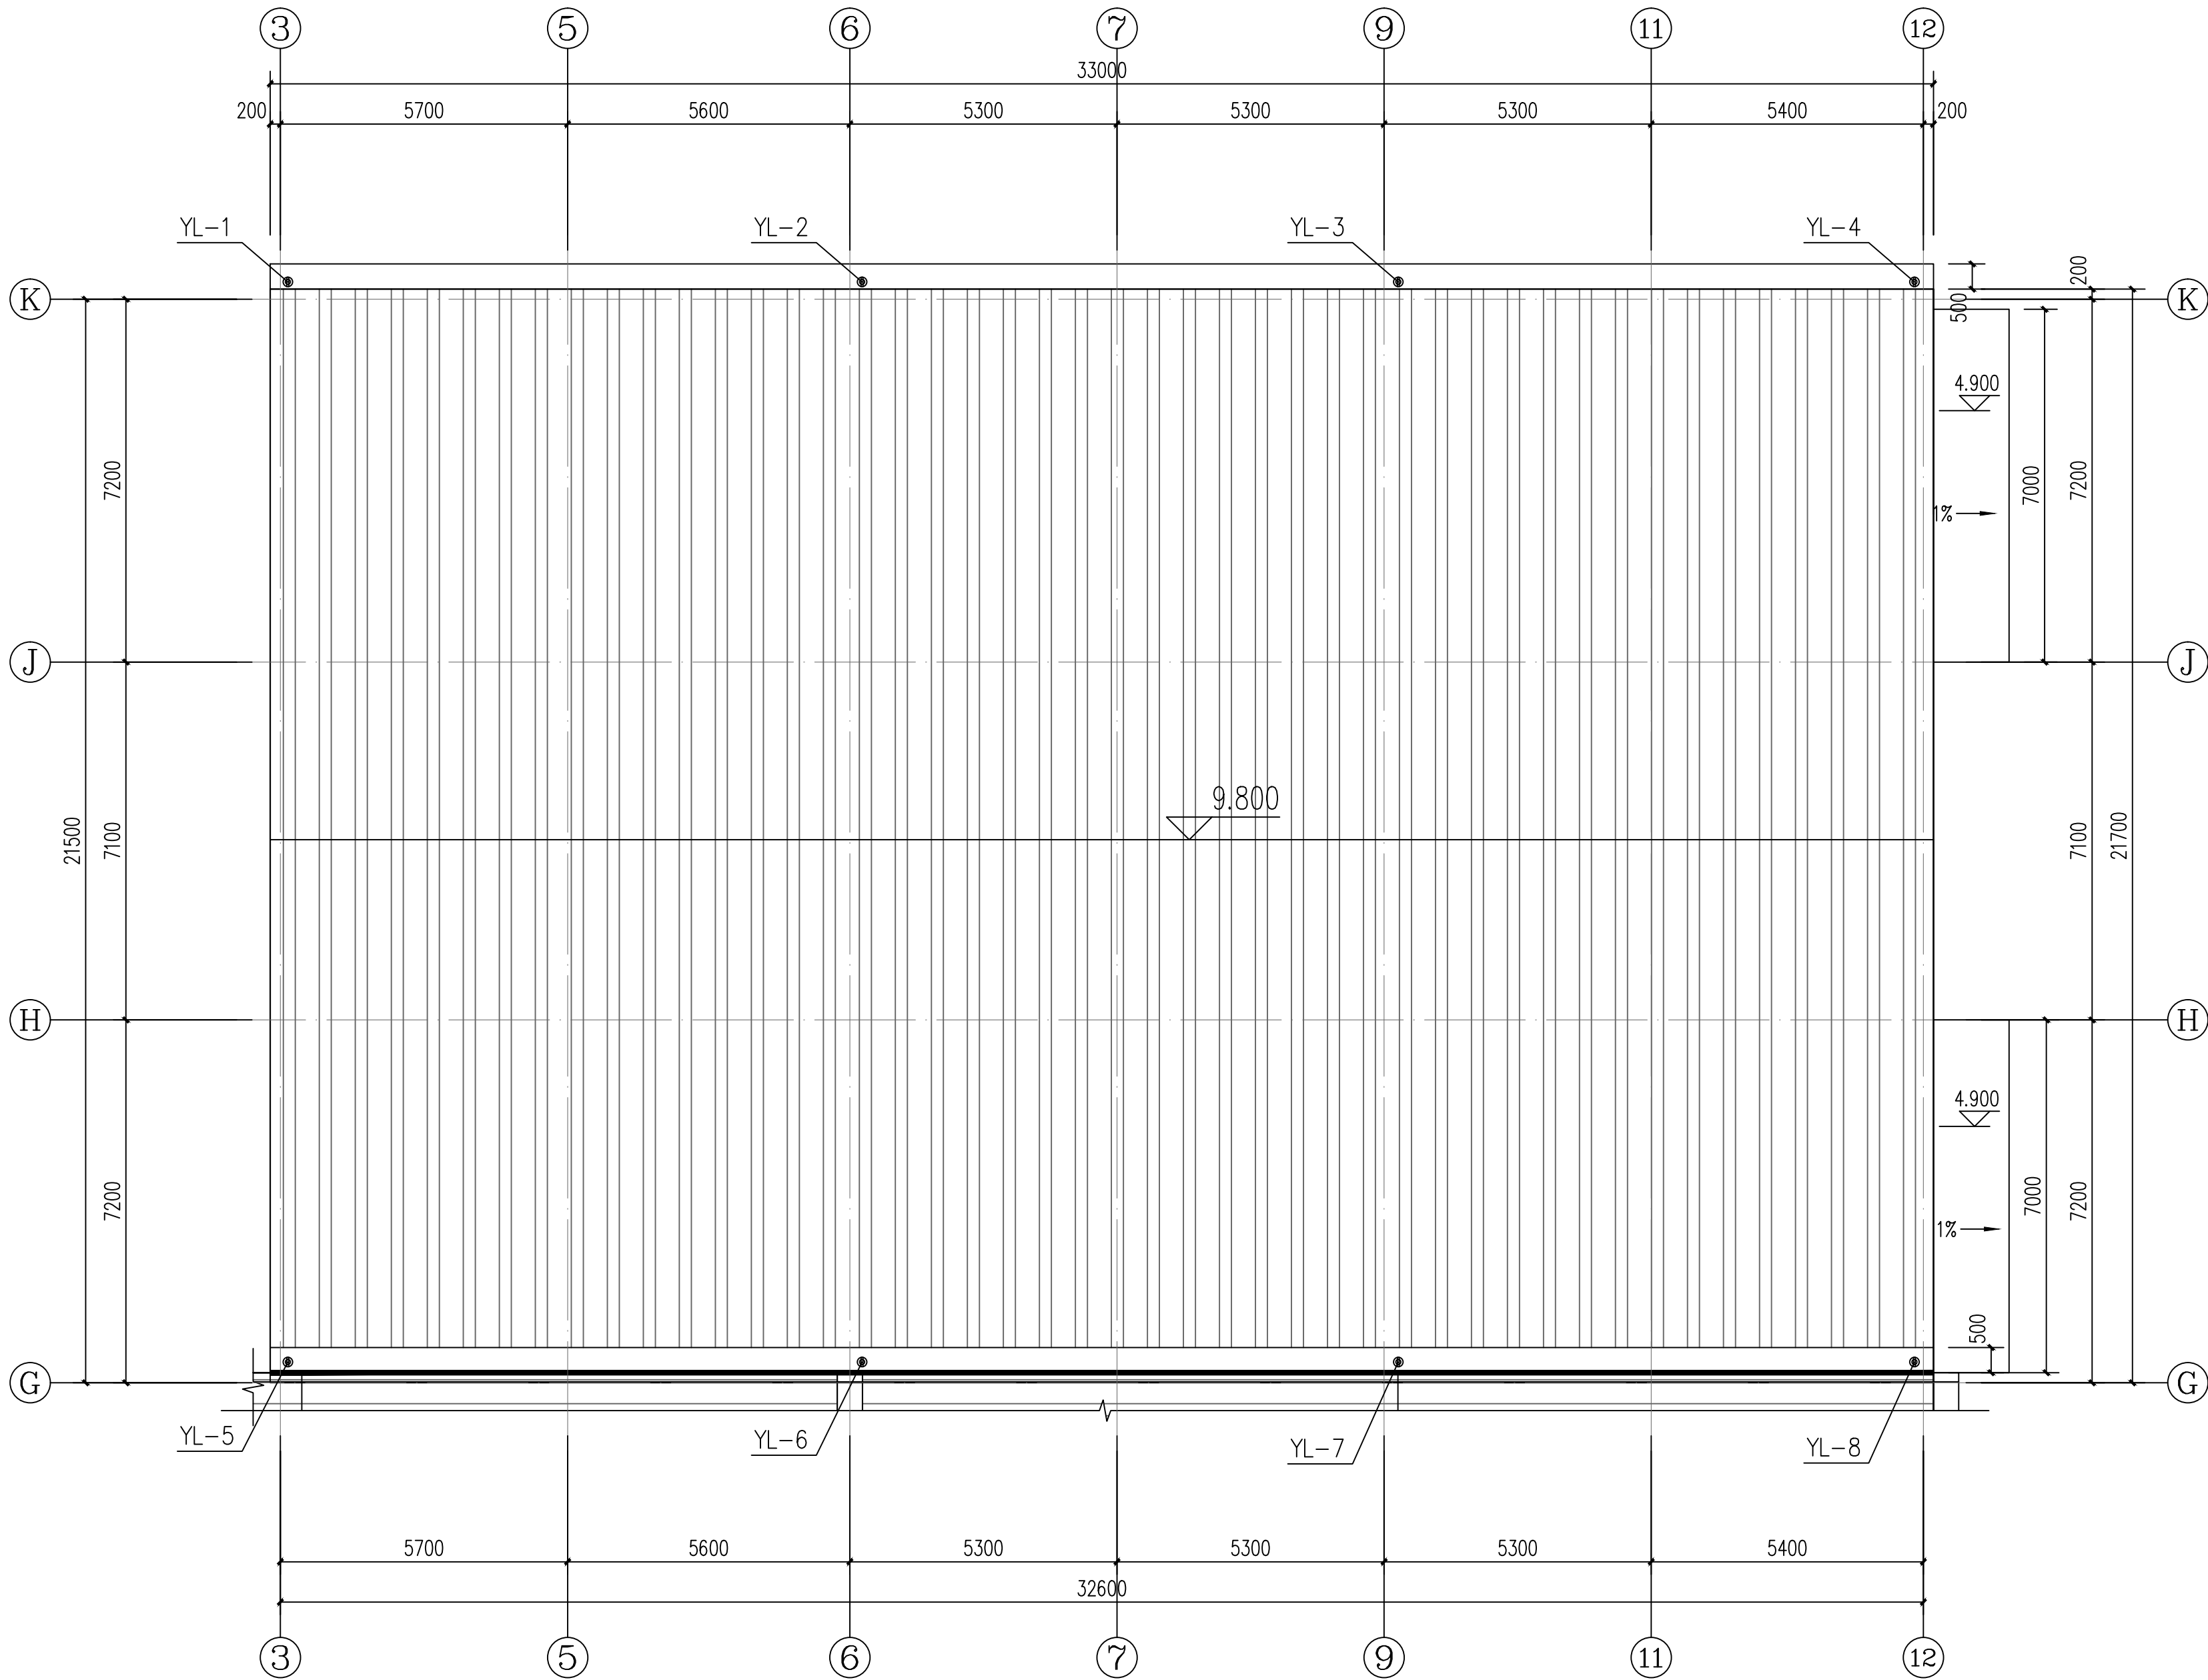

屋顶给排水平面图 1:100

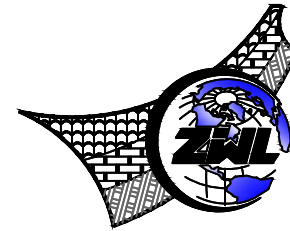

中物聯规划设计研究院  
有限公司

CHINA SUPPLY & LOGISTICS  
PLANNING & ARCHITECTURAL  
DESIGN & RESEARCH INSTITUTE LTD

本院质量及服务投诉电话：  
0771—5323519 姚女士 QQ: 305724832  
0773—5808939 汤女士 QQ: 3409973780

城乡规划甲级资质 证书编号：自资规甲字21450400

工程咨询甲级资质 证书编号：甲252021011160

建筑行业建筑工程甲级

市政（给水工程、排水工程、道路工程、桥梁）专业乙级资质

风景园林专项乙级资质

环境工程（水污染防治工程）专项乙级

农林行业（兽医/畜牧工程）专业乙级

公路行业（公路）专业丙级资质

水利行业(河道整治)专业丙级

证书编号：A245006795

土地规划乙级资质

证书编号：201402

工程勘察专业乙级资质

证书编号：B245006759

注册执业章

出图专用章



请核实项目二维码信息  
www.zwl-ad.com

建设单位 DEVELOPER

恭城瑶族自治县嘉会镇人民政府

项目名称 PROJECT

嘉会镇多进村2025年农产品加工  
和储藏厂房

子项目名称 SUB PROJ.

图纸名称 DRAWING TITLE

屋顶给排水平面图

项目代号  
PROJECT NO. GL-DL-25-K03

阶段  
STAGE 施工图

图别  
STATUS 水施 版次 第1.0版

图号  
DRAWING NO. SS-03 日期 2025.10

审定  
CHECK BY 覃克猛

审核  
EXAM BY 李丽


项目负责人  
CHIEF DESIGNER 卢发劲

专业负责人  
PRO. ENG BY 刘仲东


校对  
CHECK BY 刘仲东

设计  
DESIGN BY 秦继敏

专业	暖通
会签	
总图	建筑
结构	给排水
电气	暖通
专业	暖通

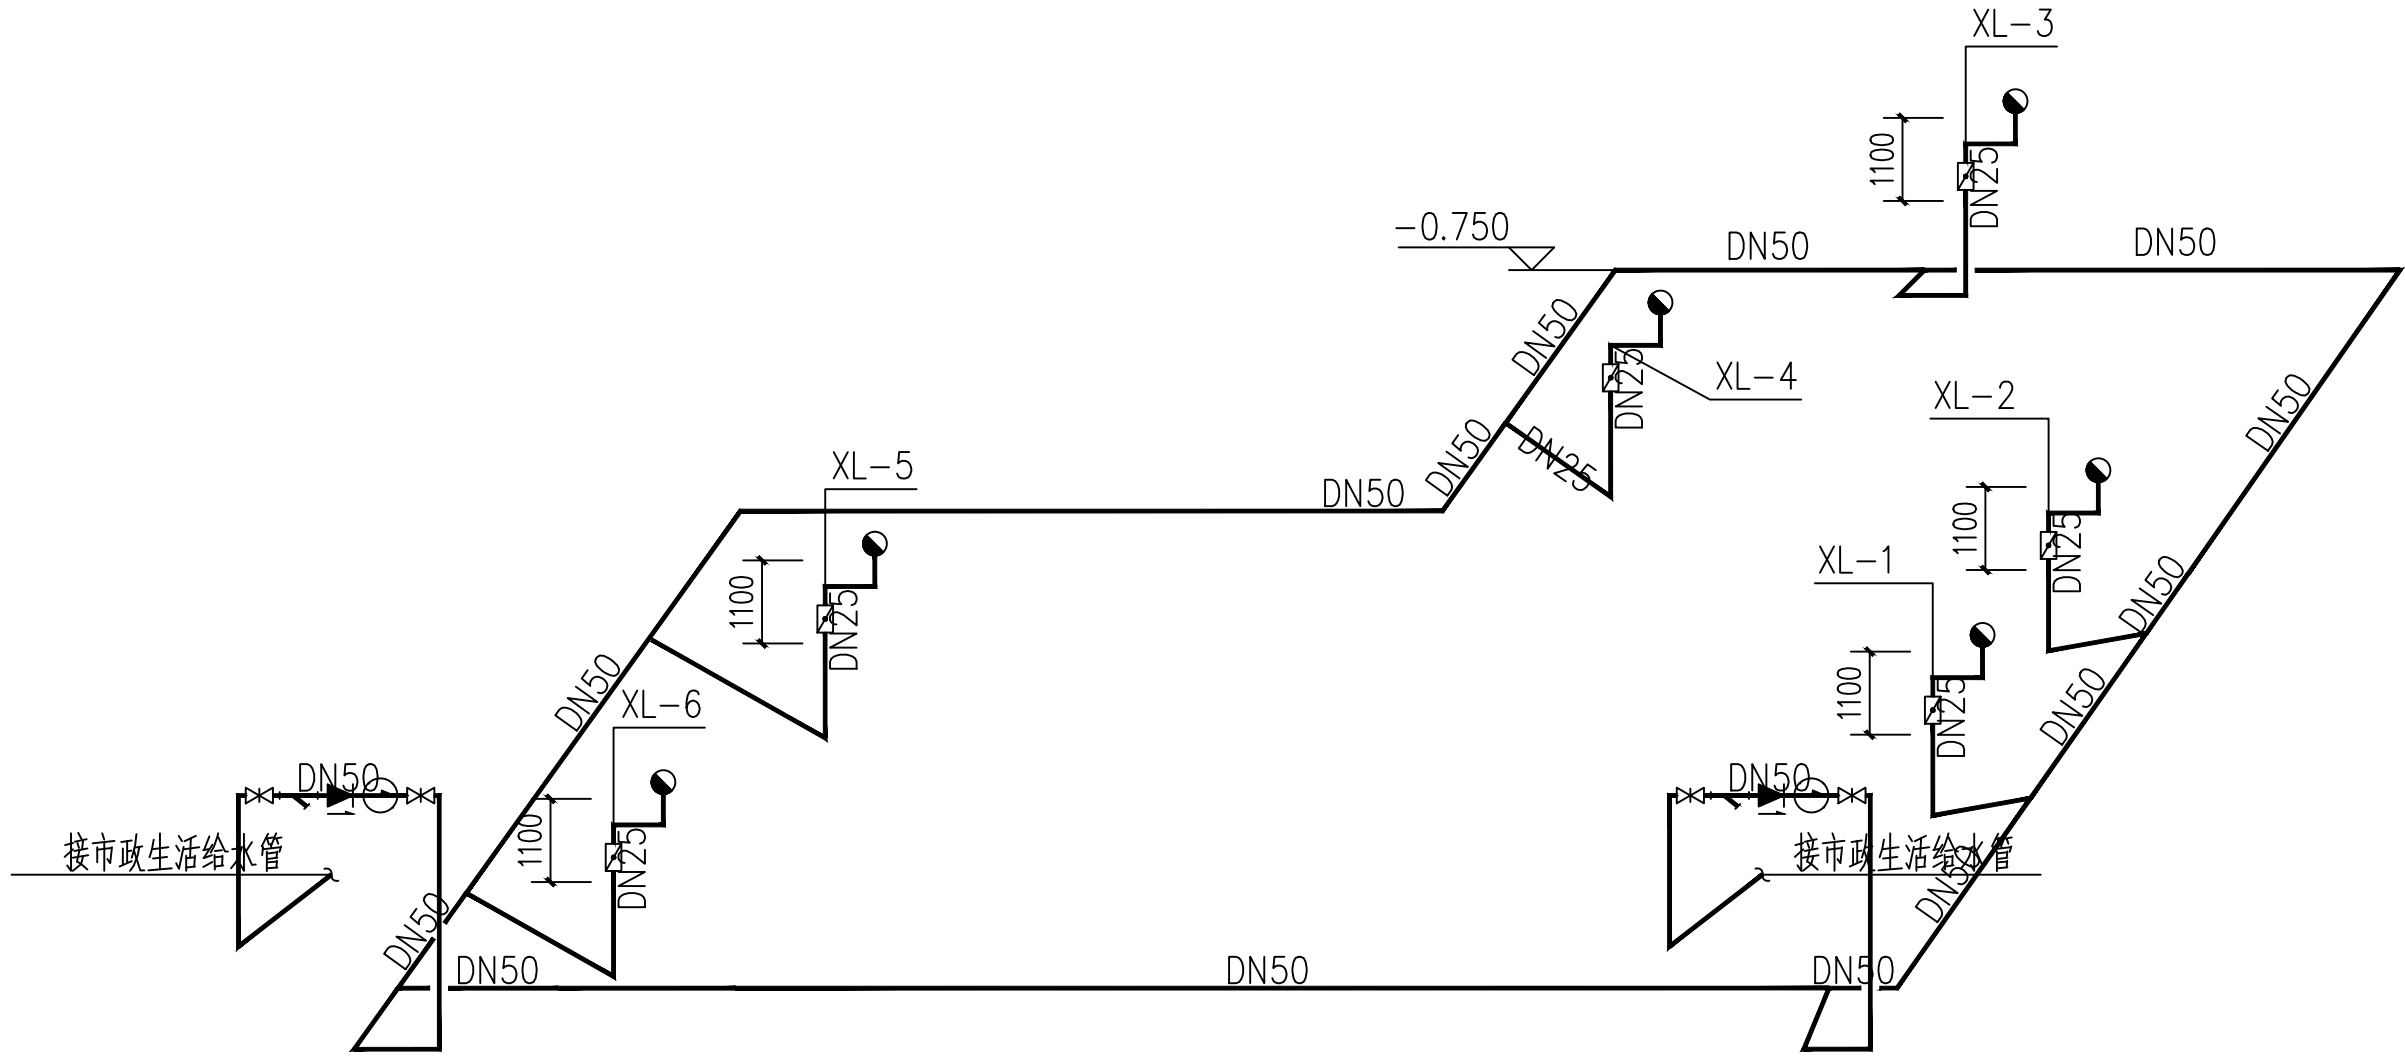

壁挂式轻便消防水龙给水系统图 1:100

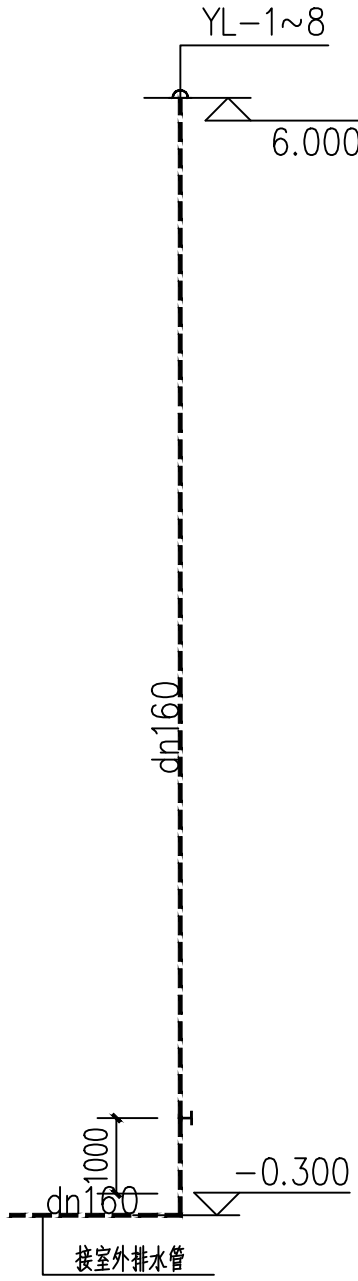


雨水排水系统 1:150

主要材料表

序号	图例	名称	规格	单位	数量	
1		内外壁热浸镀锌钢管	DN25/DN50	米	按实计	
2		手提式灭火器	A类:MF/ABC4 ,2A	个	4	
3		壁挂式轻便消防水龙	型号: LQG16-30	个	2	尺寸: 700x550x160
4		87型雨水斗	DN150	个	8	
5		室外消火栓			1	

注: 在实际定货时, 应以图纸核实数量无误时方可定货。

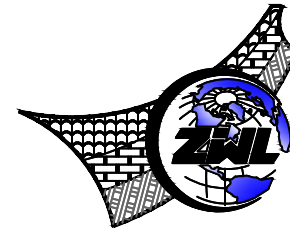

中物聯規劃設計研究院  
有限公司

CHINA SUPPLY & LOGISTICS  
PLANNING & ARCHITECTURAL  
DESIGN & RESEARCH INSTITUTE LTD

本院质量及服务投诉电话:  
0771—5323519 姚女士 QQ: 305724832  
0773—5808939 汤女士 QQ: 3409973780

城乡规划甲级资质 证书编号: 自资规甲字21450400

工程咨询甲级资质 证书编号: 甲252021011160

建筑行业建筑工程甲级  
市政(给水工程、排水工程、道路工程、桥梁)专业乙级资质  
风景园林专项乙级资质  
环境工程(水污染防治工程)专项乙级  
农林行业(兽医/畜牧工程)专业乙级  
公路行业(公路)专业丙级资质  
水利行业(河道整治)专业丙级

证书编号: A245006795

土地规划乙级资质 证书编号: 201402

工程勘察专业乙级资质 证书编号: B245006759

注册执业章

出图专用章



请核实项目二维码信息  
www.zwl-ad.com

建设单位 DEVELOPER

恭城瑶族自治县嘉会镇人民政府

项目名称 PROJECT

嘉会镇多进村2025年农产品加工  
和储藏厂房

子项目名称 SUB PRO.

图纸名称 DRAWING TITLE

系统图

项目代号  
PROJECT NO. GL-DL-25-K03

阶段  
STAGE 施工图

图别  
STATUS 水施 版次  
REVISION 第1.0版

图号  
DRAWING NO. SS-04 日期  
DATE 2025.10

审定  
CHECK BY 覃克猛

审核  
EXAM BY 李丽

项目负责人  
CHIEF DESIGNER 卢发劲

专业负责人  
PRO. ENG BY 刘仲东

校对  
CHECK BY 刘仲东

设计  
DESIGN BY 秦继敏