

主要设备材料表

(材料表中数量统计如有误差,以平面图数量为准)

序号	符号	名称	规格	单位	数量	备注
1	□	动力柜 ALD	详见系统图	个	1	明装,距地1.8米
2	■	12匹低温制冷配套机组	详见系统图	个	2	明装,距地1.8米
3	▬	常温库专用LED防水防潮灯,带镇流器	LED,1X50W,5000lm	个	8	平吊顶安装
4	●	暗装单极开关	250V,10A	个	2	暗装距地1.3米
5	MEB	总等电位MEB联结箱		台	1	暗装距地0.3米
6	■	应急照明灯(A型,中型)	PAK-Y10-208A(备) 2X3W 应急、蓄电时间>30min	个	6	明装距地2.5米
7	■	疏散出口指示灯(A型,中型)	PAK-Y01-101B01(备) 1W 应急、蓄电时间>30min	个	2	门上0.5米
8	■	壁装疏散指示灯(A型,中型)	PAK-Y01-106S01(备) 1W 应急、蓄电时间>30min	个	6	暗装距地0.5米
9	—	低烟无卤耐火导线	WDZ-BYJ-450/750V	米	按实际计	
10	—	低烟无卤耐火电缆	WDZ-YJE-0.6/1kV	米	按实际计	
11	—	室外架空铝绞线电缆	VLV-0.6/1kV-4X95+50	米	150	
12		室外变压器	250kVA	套	1	

文字符号说明:

符号	说明	符号	说明
导线敷设方式的标注		导线敷设部位的标注	
SC	穿焊接钢管敷设	AC	沿或跨柱敷设
TC	电缆沟敷设	CC	暗敷设在屋面或顶板内
CT	电缆桥架敷设	F	地板或地面下敷设
MR	金属线槽敷设	WC	暗敷设在墙内
PC	穿阻燃硬聚氯乙烯管敷设	WS	沿墙面敷设
JDG	穿套接紧定式钢管敷设	CE	沿顶板面敷设
		SCE	暗敷设在吊顶内

符号	说明	符号	说明
灯具安装方式			
CS	链吊式	CL	柱上安装
DS	管吊式	HM	座装
W	壁装式	WR	墙壁内安装
C	吸顶式	CR	顶棚内安装
R	嵌入式		

附注:

注册章

工程设计出图专用章

恒企工程技术集团有限公司

■ 建筑设计: 甲级 ■ 风景园林设计: 乙级
■ 城乡规划设计: 乙级 ■ 市政工程设计: 乙级
■ 公路工程设计: 丙级 ■ 工程咨询: 乙级

联系电话: 0771-5605292
投诉电话: 15994346269

建设单位:
恭城瑶族自治县西岭镇人民政府

项目名称:
西岭镇新安村2025年集体经济发展仓储中心项目

子项目名称:


图纸名称:
材料表、电系统图

审定人	杨金璋	杨金璋
项目负责人	张学军	张学军
审核人	王毅	王毅
专业负责人	王毅	王毅
校对入	覃启航	覃启航
设计人	廖铭成	廖铭成


设计号:		HQA2510016	
专业:		电气	
设计阶段:		施工图	
比例	1:100	规格	A2
出图日期:		2025. 07	
图号		DS-02	
版次		日期	
A		2025. 07	

二维码识别

版权所有,不得复制、套用。

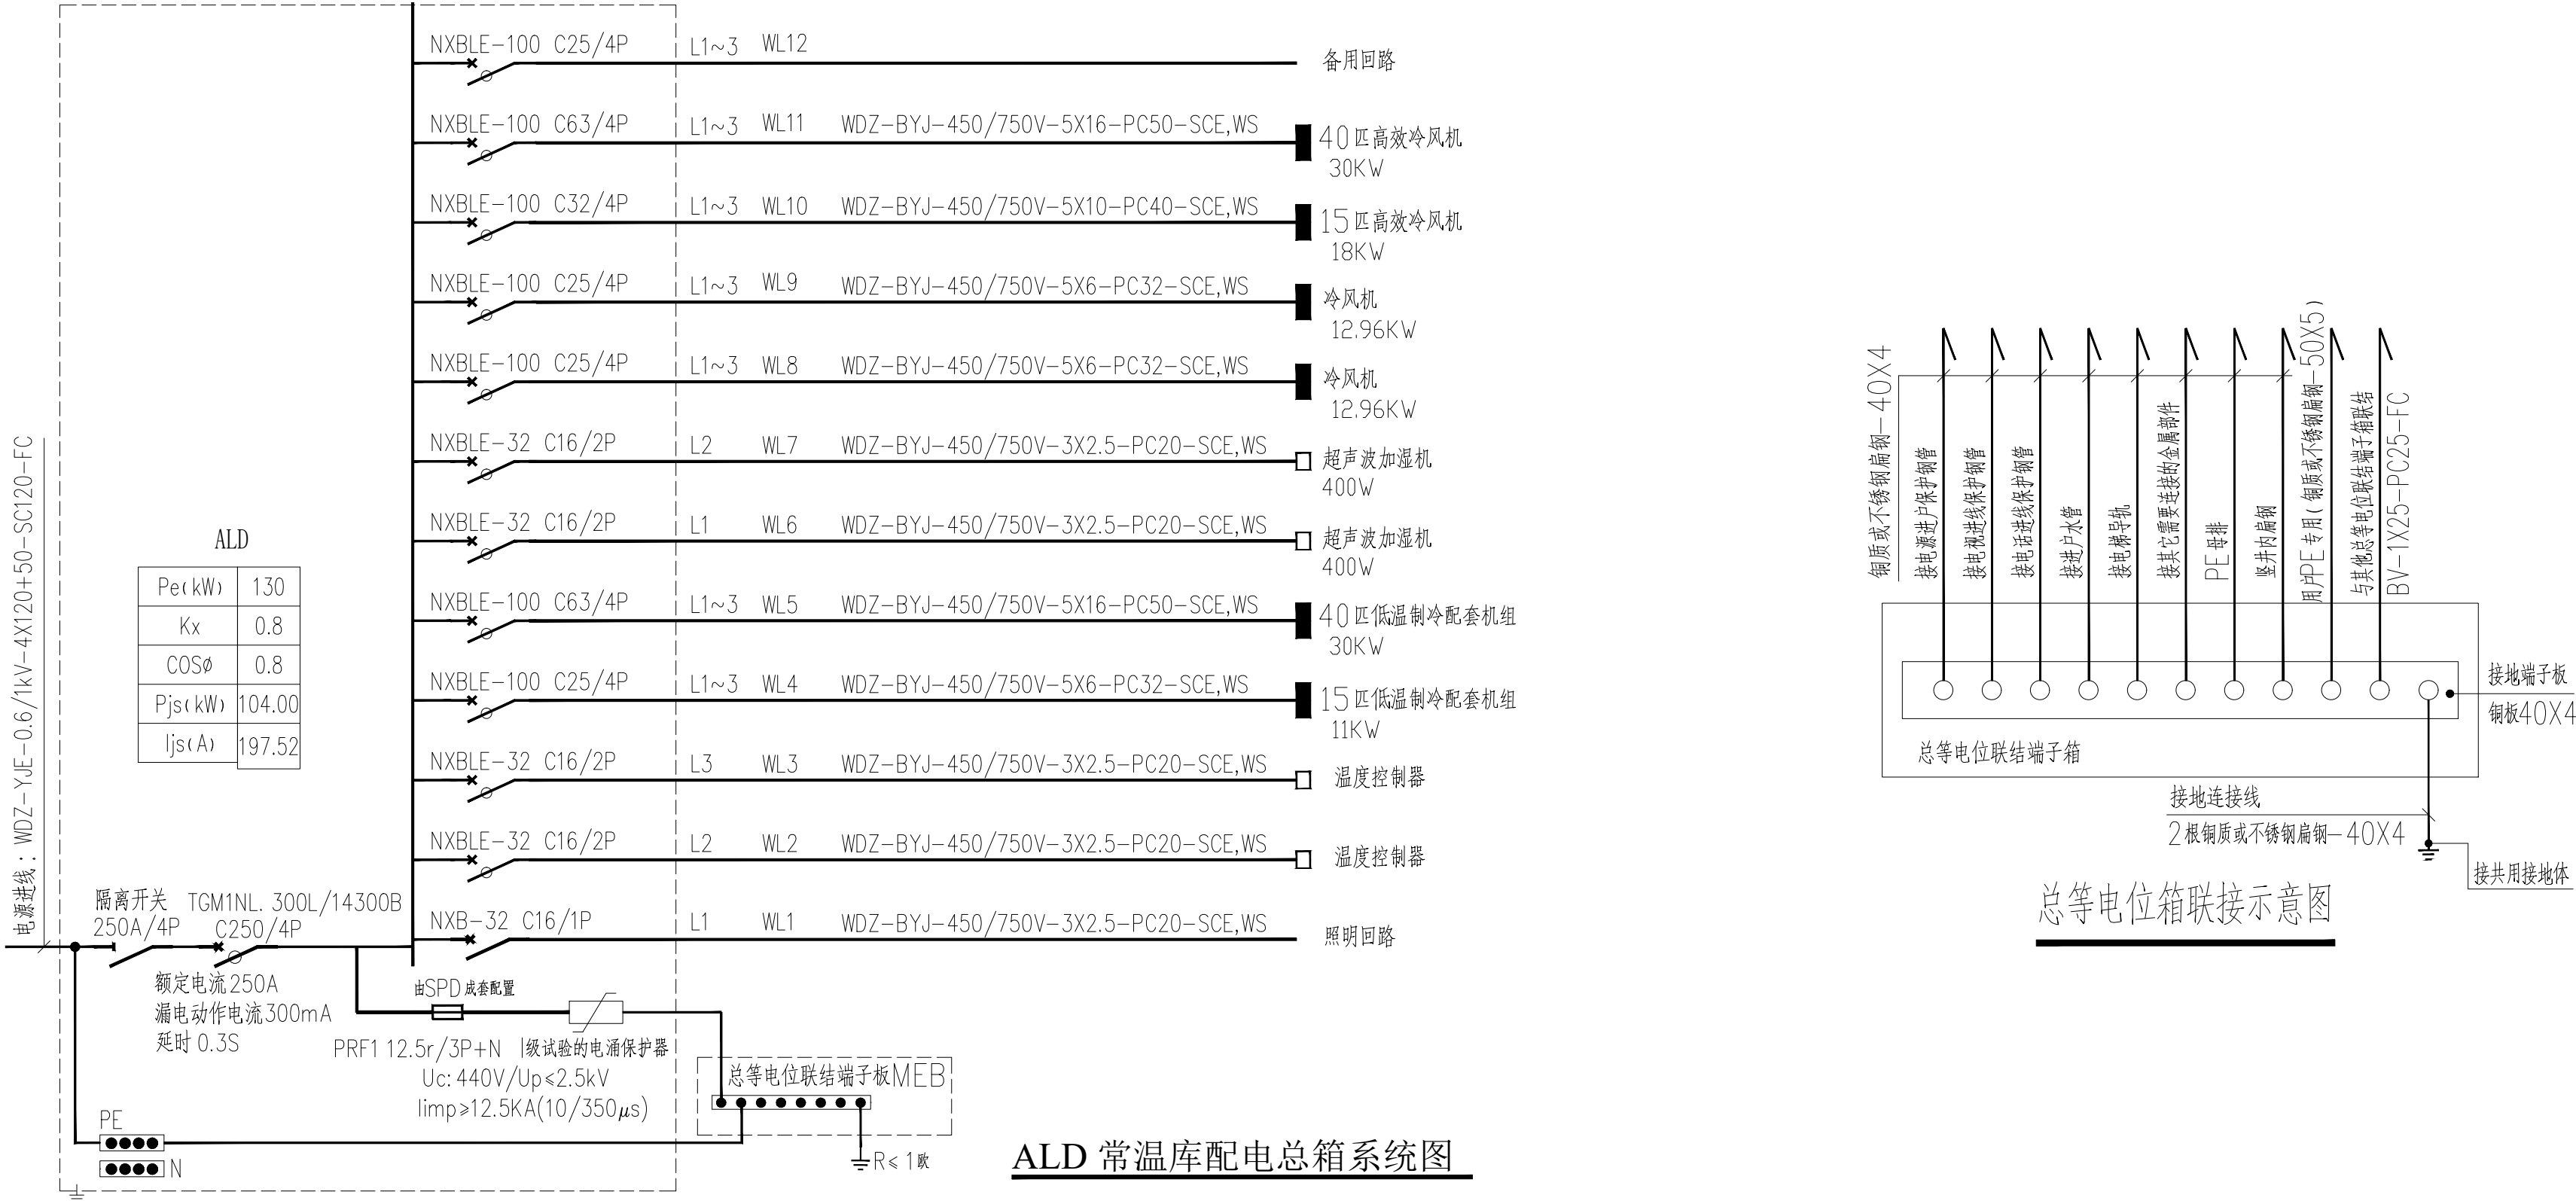

期	日	姓	名	专	业
				通	电
				电	气
				弱	电
姓	名	日	期	专	业
				通	电
				电	气
				弱	电
专	业	建	筑	结	构
				给	排
				水	

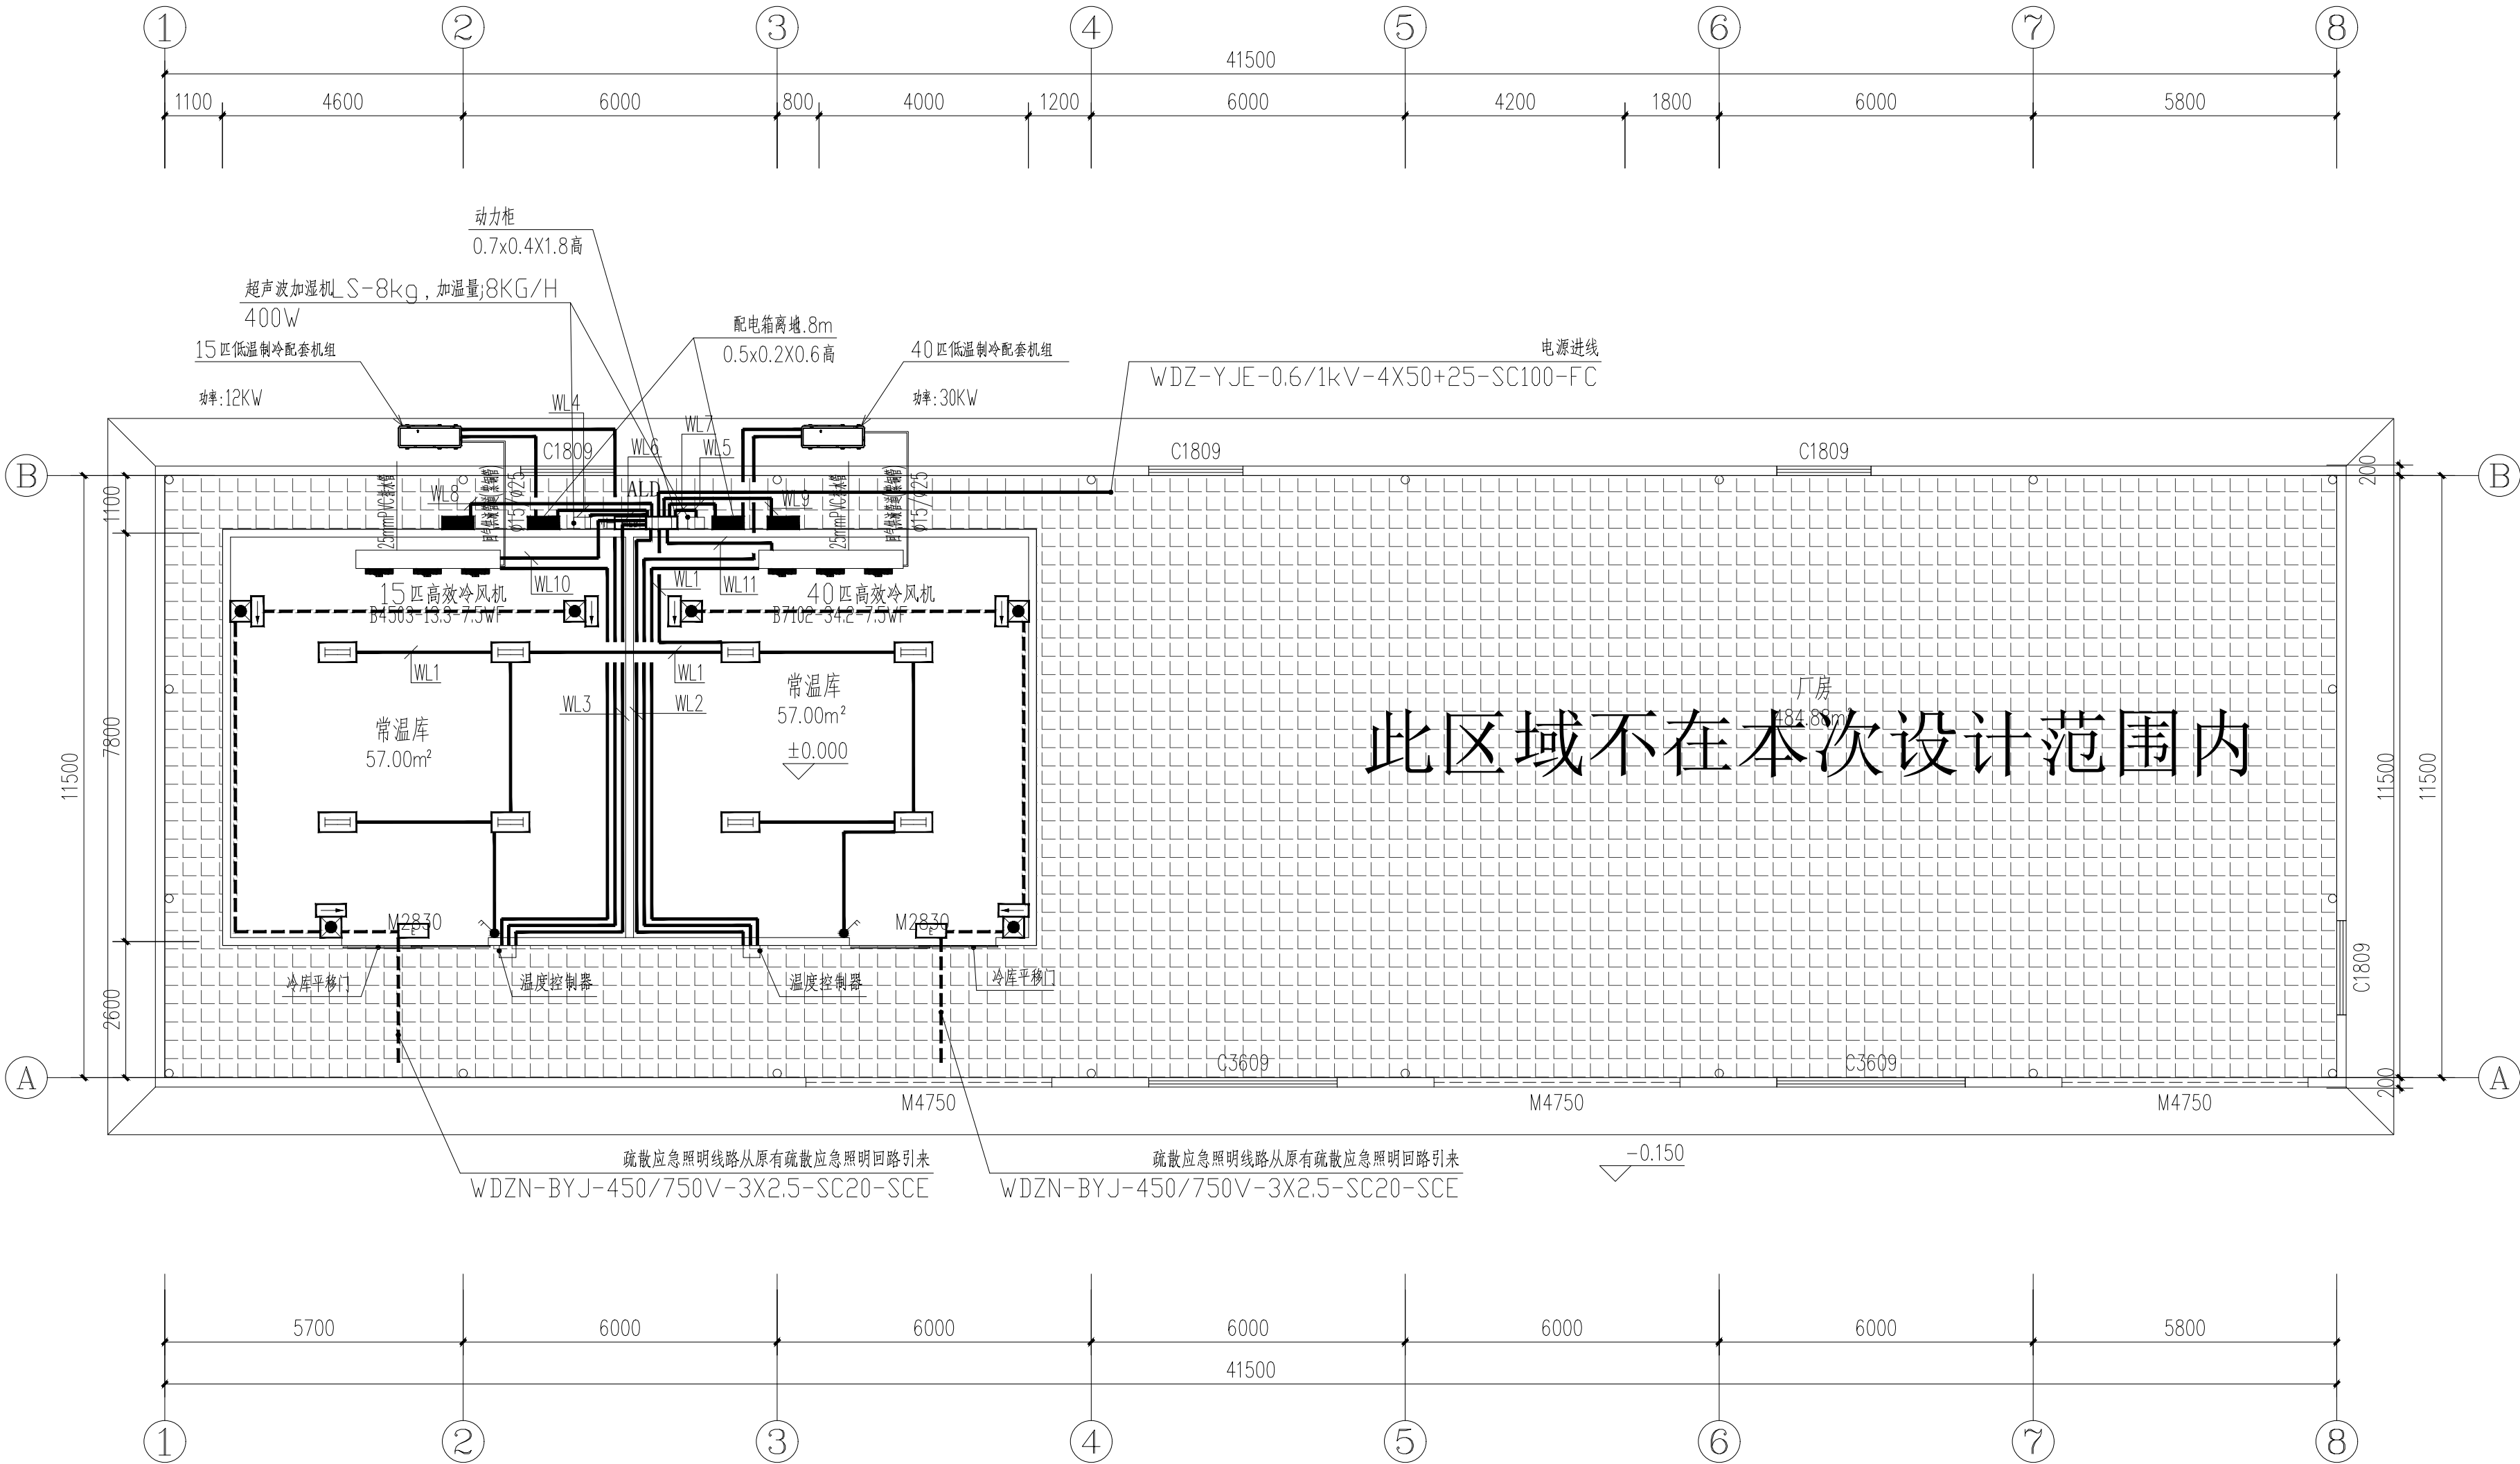

常温库一层电平面图 1:100

说明:
1、单路回路的插座线,导线数均为3根。图中不再标注。照明回路中为3根线的也不再标注。
2、两路不同回路的插座线如果和穿一根管则PE线共用,导线数为5根,管径用20或25。
3、三路不同回路的插座线如果和穿一根管则PE线共用,导线数为7根,管径用25。
4、具体强、弱电插座的安装位置和数量由施工方根据甲方的实际需要,现场处理。

附注:

注册章

工程设计出图专用章

恒企工程技术集团有限公司
■ 建筑工程设计: 甲级 ■ 风景园林设计: 乙级
■ 城乡规划设计: 乙级 ■ 市政工程设计: 乙级
■ 公路工程设计: 丙级 ■ 工程咨询: 乙级
联系电话: 0771-5605292
投诉电话: 15994346269

建设单位:
恭城瑶族自治县西岭镇人民政府

项目名称:
西岭镇新安村2025年集体经济发展仓储中心项目

子项目名称:

图纸名称:
常温库一层电平面图

审定人	杨金璋	杨金璋
项目负责人	张学军	张学军
审核人	王毅	王毅
专业负责人	王毅	王毅
校对	覃启航	覃启航
设计人	廖铭成	廖铭成

设计号: HQA2510016

专业: 电气

设计阶段: 施工图

比例	1:100	规格	A2
----	-------	----	----

出图日期: 2025. 07

图号	DS-03
----	-------

版次	日期
A	2025. 07

二维码识别

版权所有, 不得复制、套用。