



日期					
姓名					
专业	暖通	电气	给排水		
日期					
姓名					
专业	建筑	结构	给排水		

房间或场所	照明功率密度(W/m^2)		对应照度值(lx)		照度均匀度		统一眩光值 (UGR)		显色指数 Ra	灯具出光口形式	灯具效率	备 注
	限值	设计值	标准值	设计值	标准值	设计值	标准值	设计值				
常温库	≤ 5.0	4.68	150	150.06	0.7		19		≥ 80	开敞式	≥ 75	

1.二次装修时应满足本表所列指标;
2.荧光灯均采用三基色光源,配高品质电子镇流器。

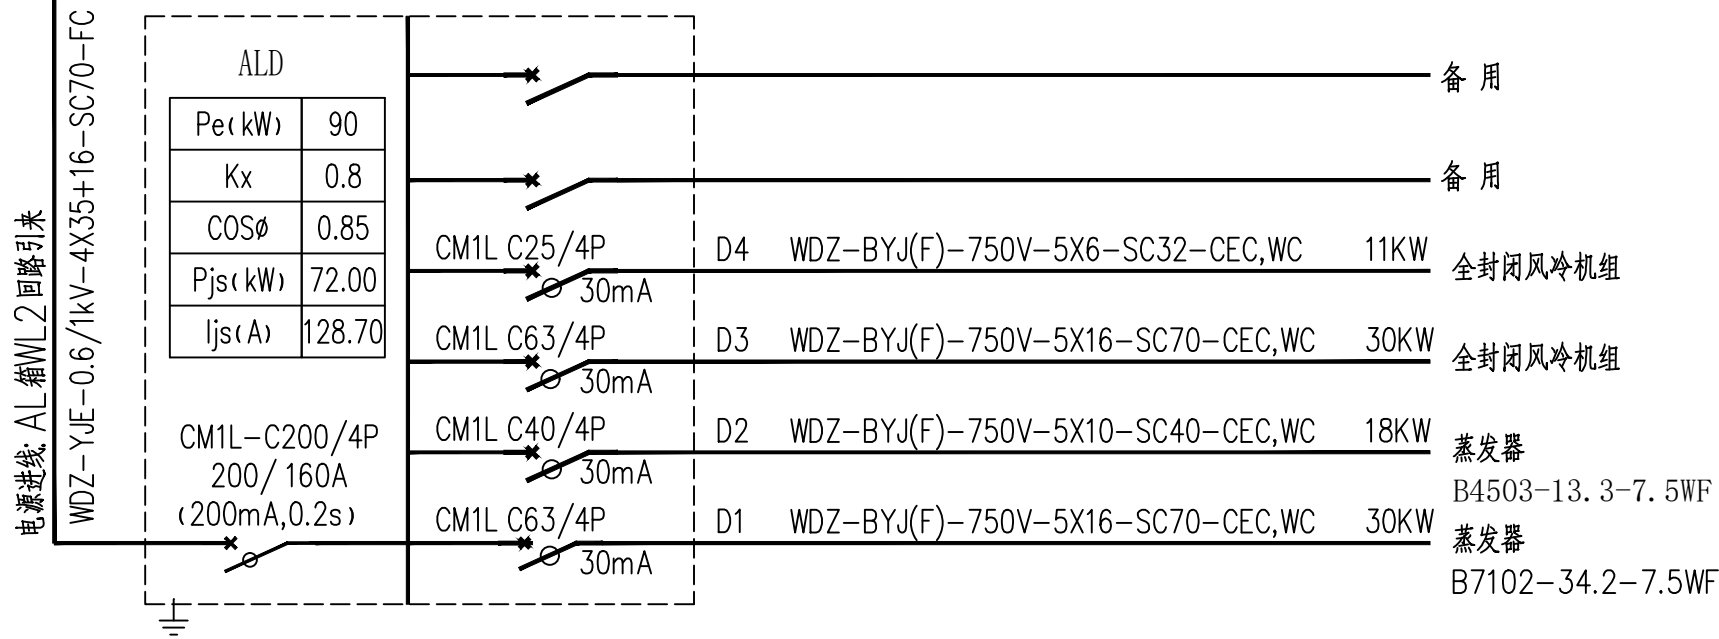

ALD 动力配电箱系统图

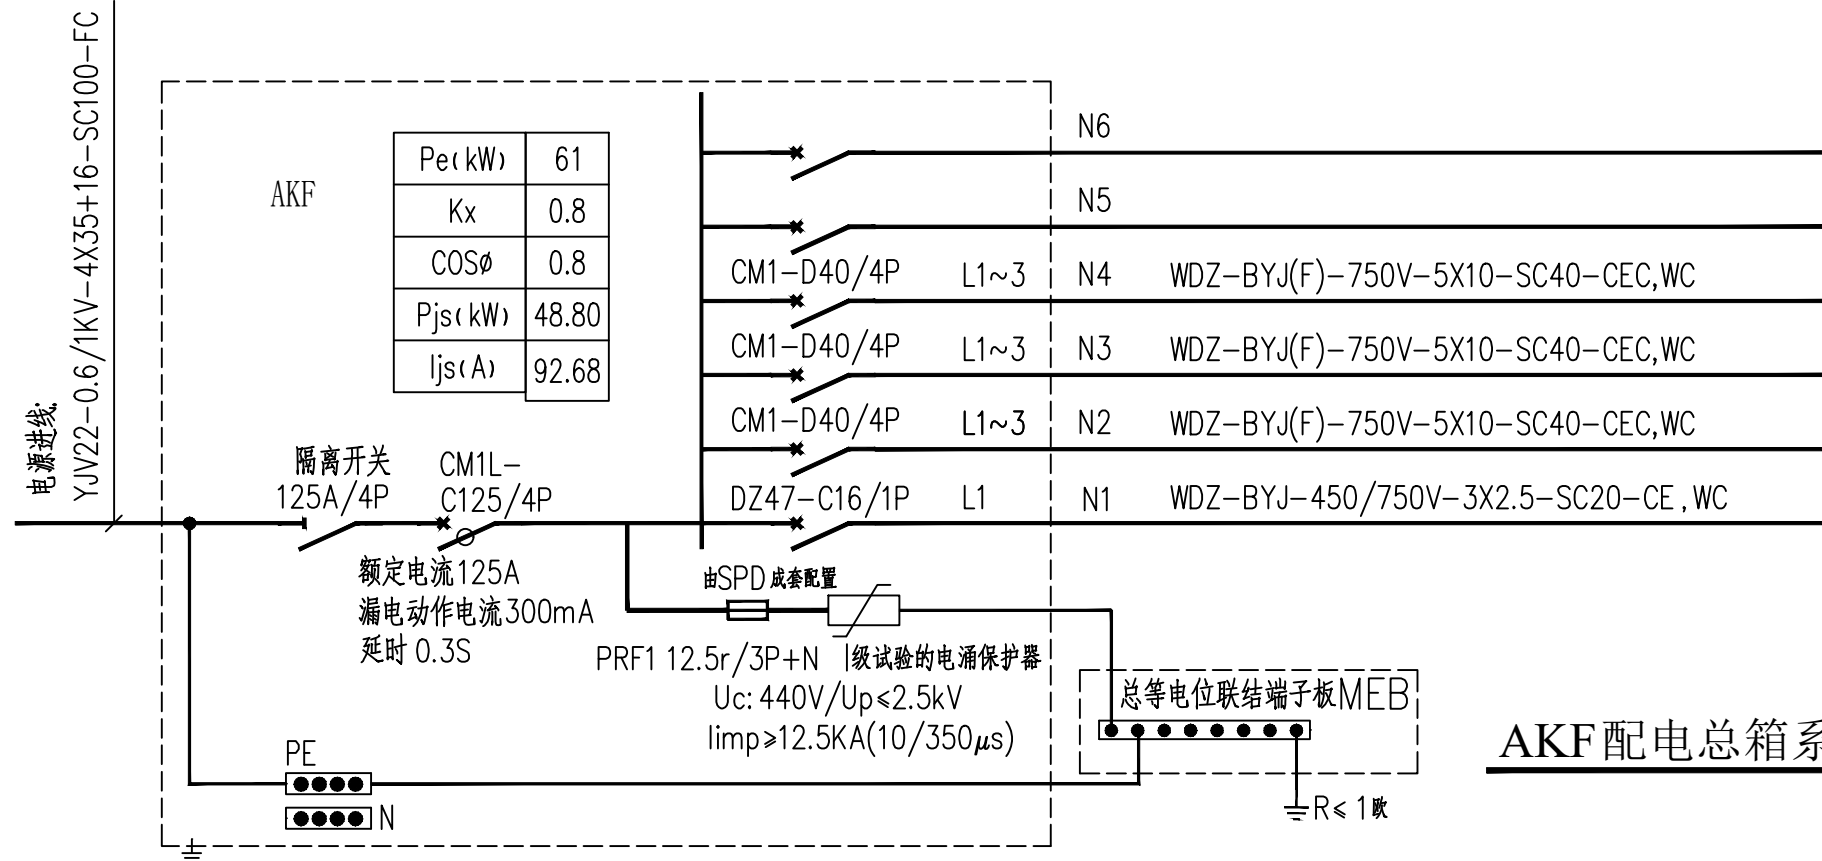

AKF 配电总箱系统图

主要设备材料表

(材料表中数量统计如有误差,以平面图数量为准)

序号	符号	名称	规格	单位	数量	备注
1	☉	厂房LED防水防尘灯	LED,1X100W,8000lm	个	6	吸顶安装
2	🔌	暗装二极开关	250V,10A	个	1	暗装距地1.3米
3	🔌	暗装三极开关	250V,10A	个	1	暗装距地1.3米
4	—	低烟无卤电缆	WDZ-YJE-0.6/1kV-4X35+16	米	按实际计	
5	—	镀锌钢管	SC70	米	按实际计	
6	—	电力电缆	YJV22-0.6/1KV-4X35+16	米	按实际计	
7	—	镀锌钢管	SC100	米	按实际计	
8						
9						
10						
11						
12						
13						
14						
15						
16						
17						
18						
19						
20						
21						
22						
23						
24						
25						
26						
27						
28						
29						
30						
31						
32						
33						
34						
35						

附注:

注册章

工程设计出图专用章

恒企工程技术集团有限公司

■建筑设计:甲级 ■风景园林设计:乙级
■城乡规划设计:乙级 ■市政工程设计:乙级
■公路工程设计:丙级 ■工程咨询:乙级

联系电话:0771-5605292
投诉电话:15994346269

建设单位:
恭城瑶族自治县西岭镇人民政府

项目名称:
西岭镇费村、八岩村集体经济发展
仓储中心项目

子项目名称:

图纸名称:
电气设计说明(二)、材料表

审定人	杨金璋	杨金璋
项目负责人	张学军	张学军
审核人	王毅	王毅
专业负责人	王毅	王毅
校对	覃启航	覃启航
设计人	廖铭成	廖铭成


设计号: HQA2510015

专业:		电 气	
设计阶段:		施工图	
比例	1:100	规格	A2
出图日期:		2025.07	
图号		DS-02	
版次		日期	
A		2025.07	

二维码识别

版权所有,不得复制、套用。

专业	姓名	日期	专业	姓名	日期
建筑	张金璋		暖通	张金璋	
结构	张金璋		电气	张金璋	
给排水	张金璋		电气	张金璋	

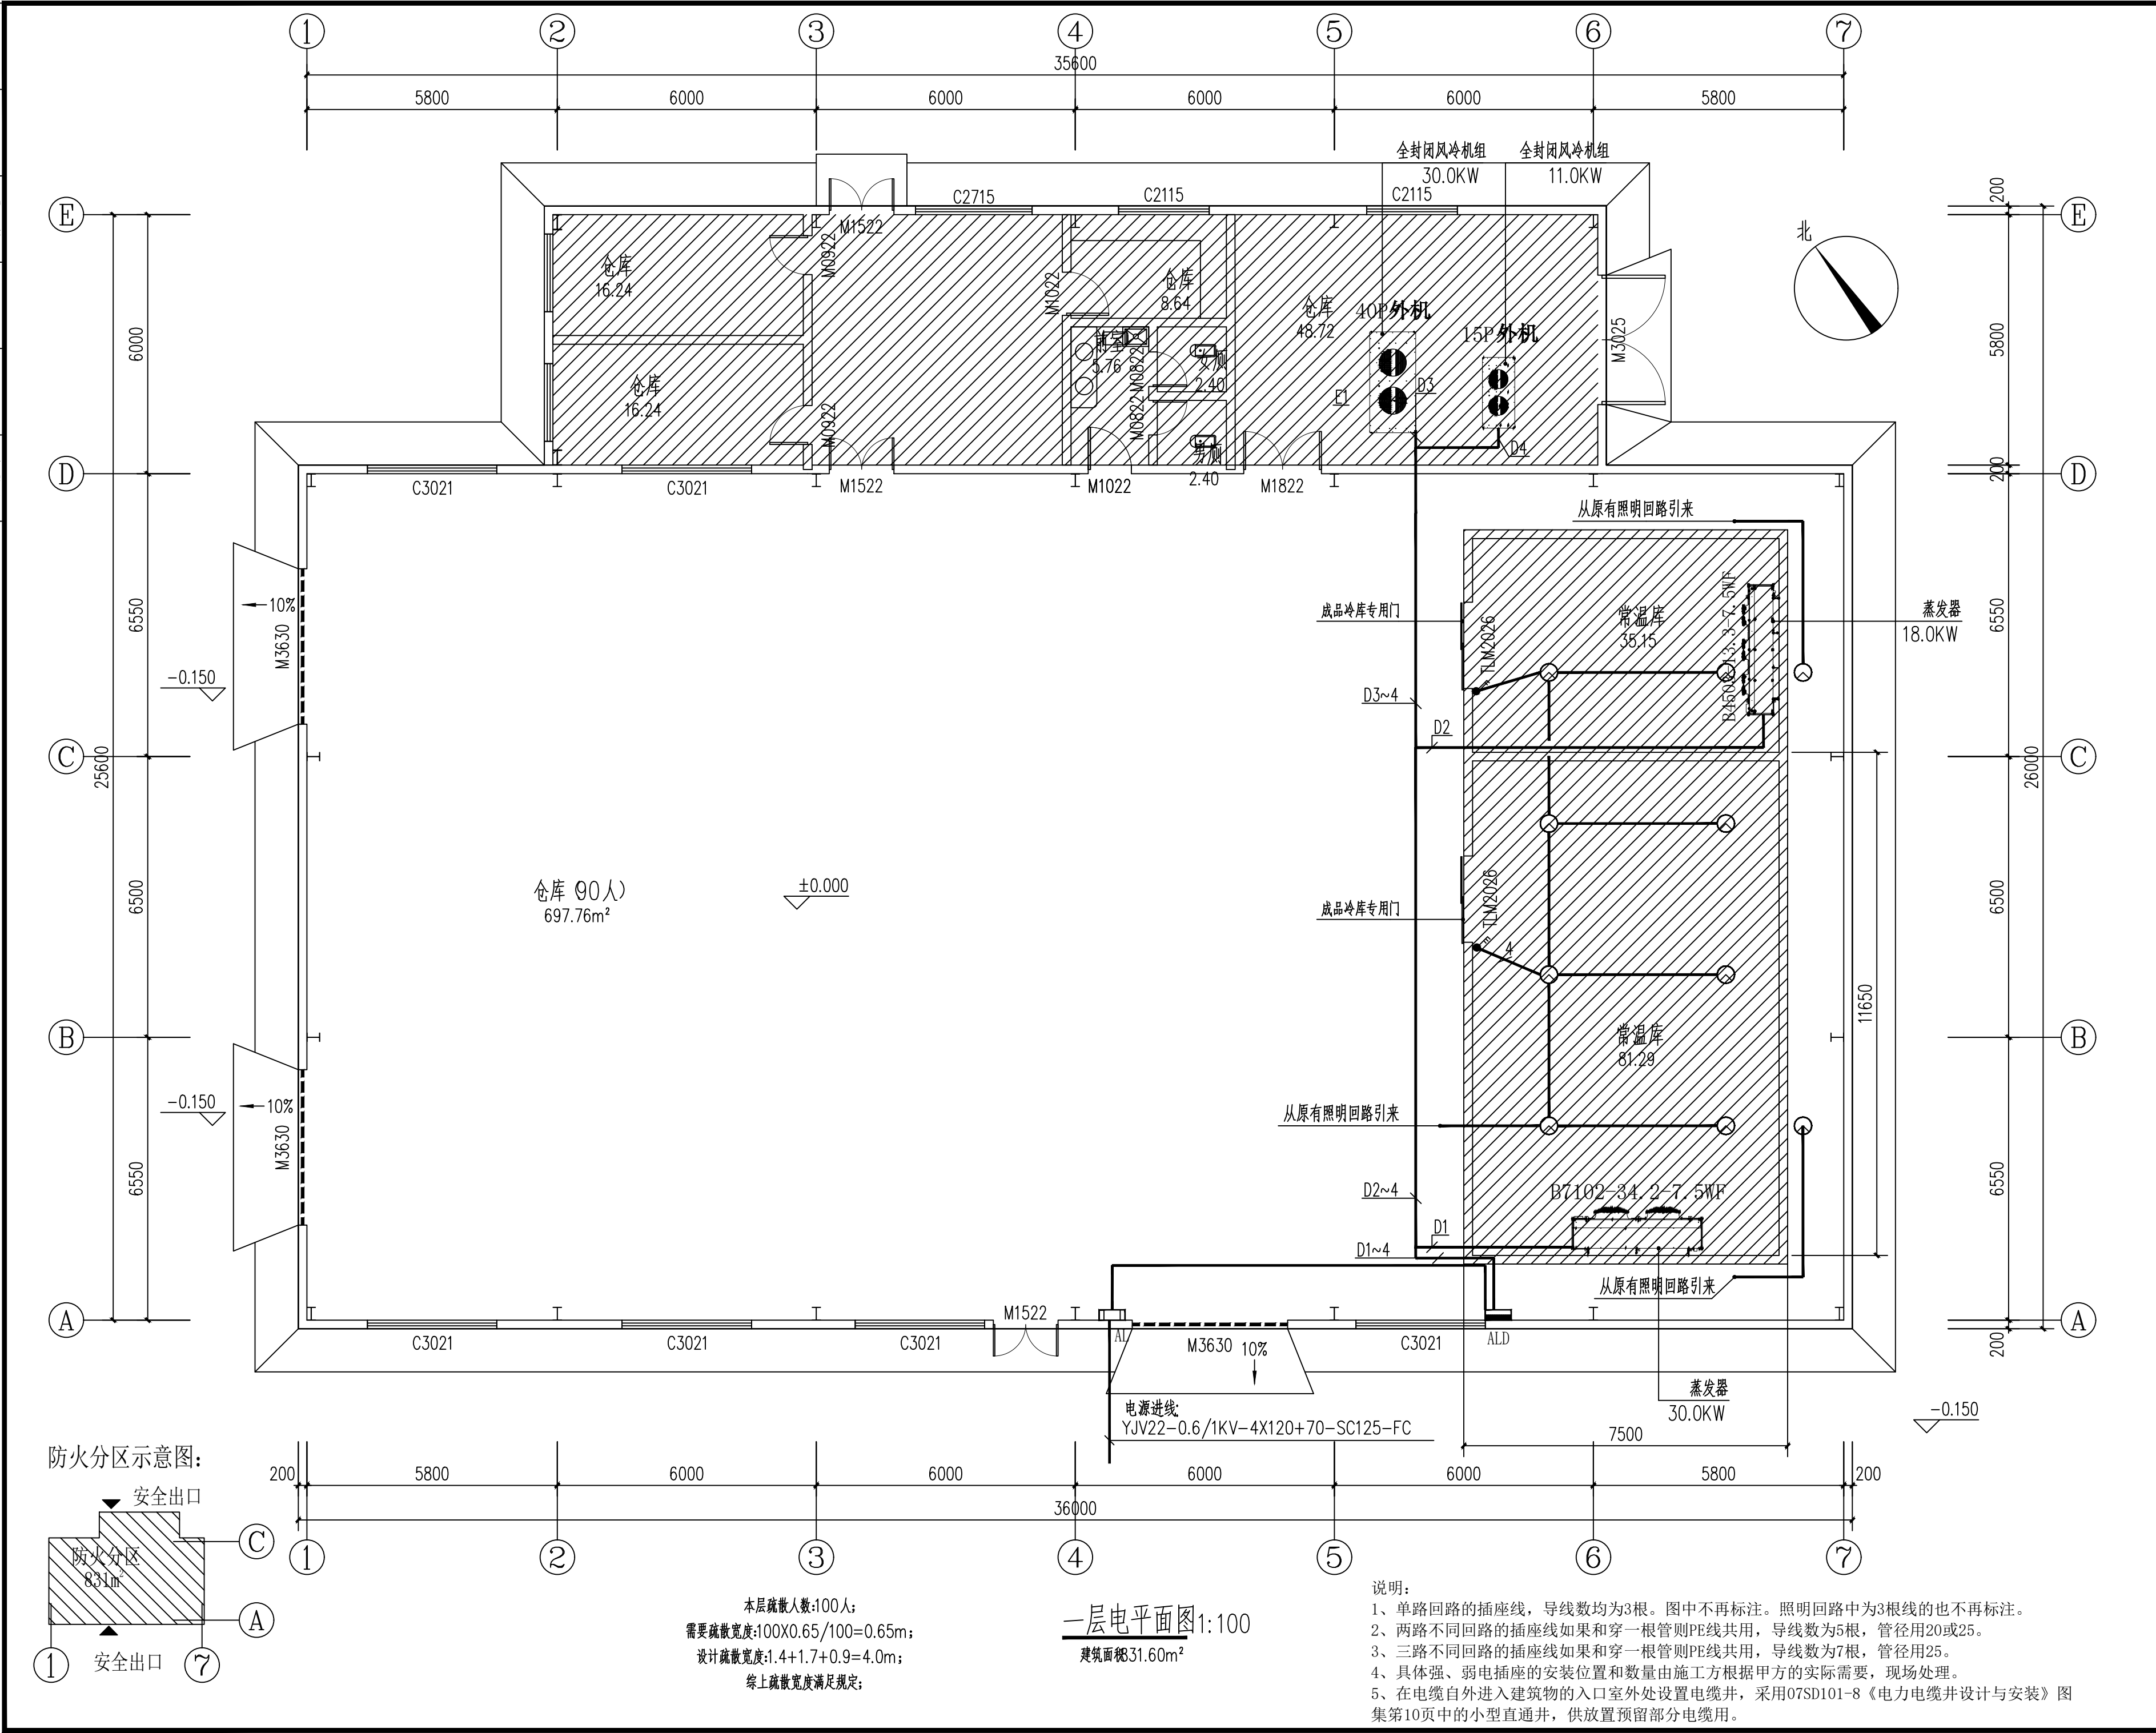

附注:
注册章
工程设计出图专用章
恒企工程技术集团有限公司
■ 建筑设计: 甲级 ■ 风景园林设计: 乙级 ■ 城乡规划设计: 乙级 ■ 市政工程设计: 乙级 ■ 公路工程设计: 丙级 ■ 工程咨询: 乙级 联系电话: 0771-5605292 投诉电话: 15994346269
建设单位: 恭城瑶族自治县西岭镇人民政府
项目名称: 西岭镇费村、八岩村集体经济发展 仓储中心项目
子项目名称:
图纸名称: 一层电平面图
审定人 杨金璋 杨金璋 项目负责人 张学军 张学军
审核人 王毅 王毅 专业负责人 王毅 王毅 校对 覃启航 覃启航 设计人 廖铭成 廖铭成
设计号: HQA2510015
专业: 电 气
设计阶段: 施工图
比例 1:100 规格 A2
出图日期: 2025.07
图号 DS-03
版次 日期 A 2025.07
二维码识别
版权所有, 不得复制、套用。