


专业	日期	签名	专业	日期	签名
建筑			电气		
结构			暖通		
给排水			风景园林		

灯具统计表							
图例	名称	规格	光源	功率	防护等级	色温	数量(个)
	草坪灯	高0.5m	LED 暖白色	10W	IP65	3000K	11
附属设施统计表							
图例	名称	数量	单位	备注			
	垃圾桶	1	个	成品不锈钢分类垃圾桶			

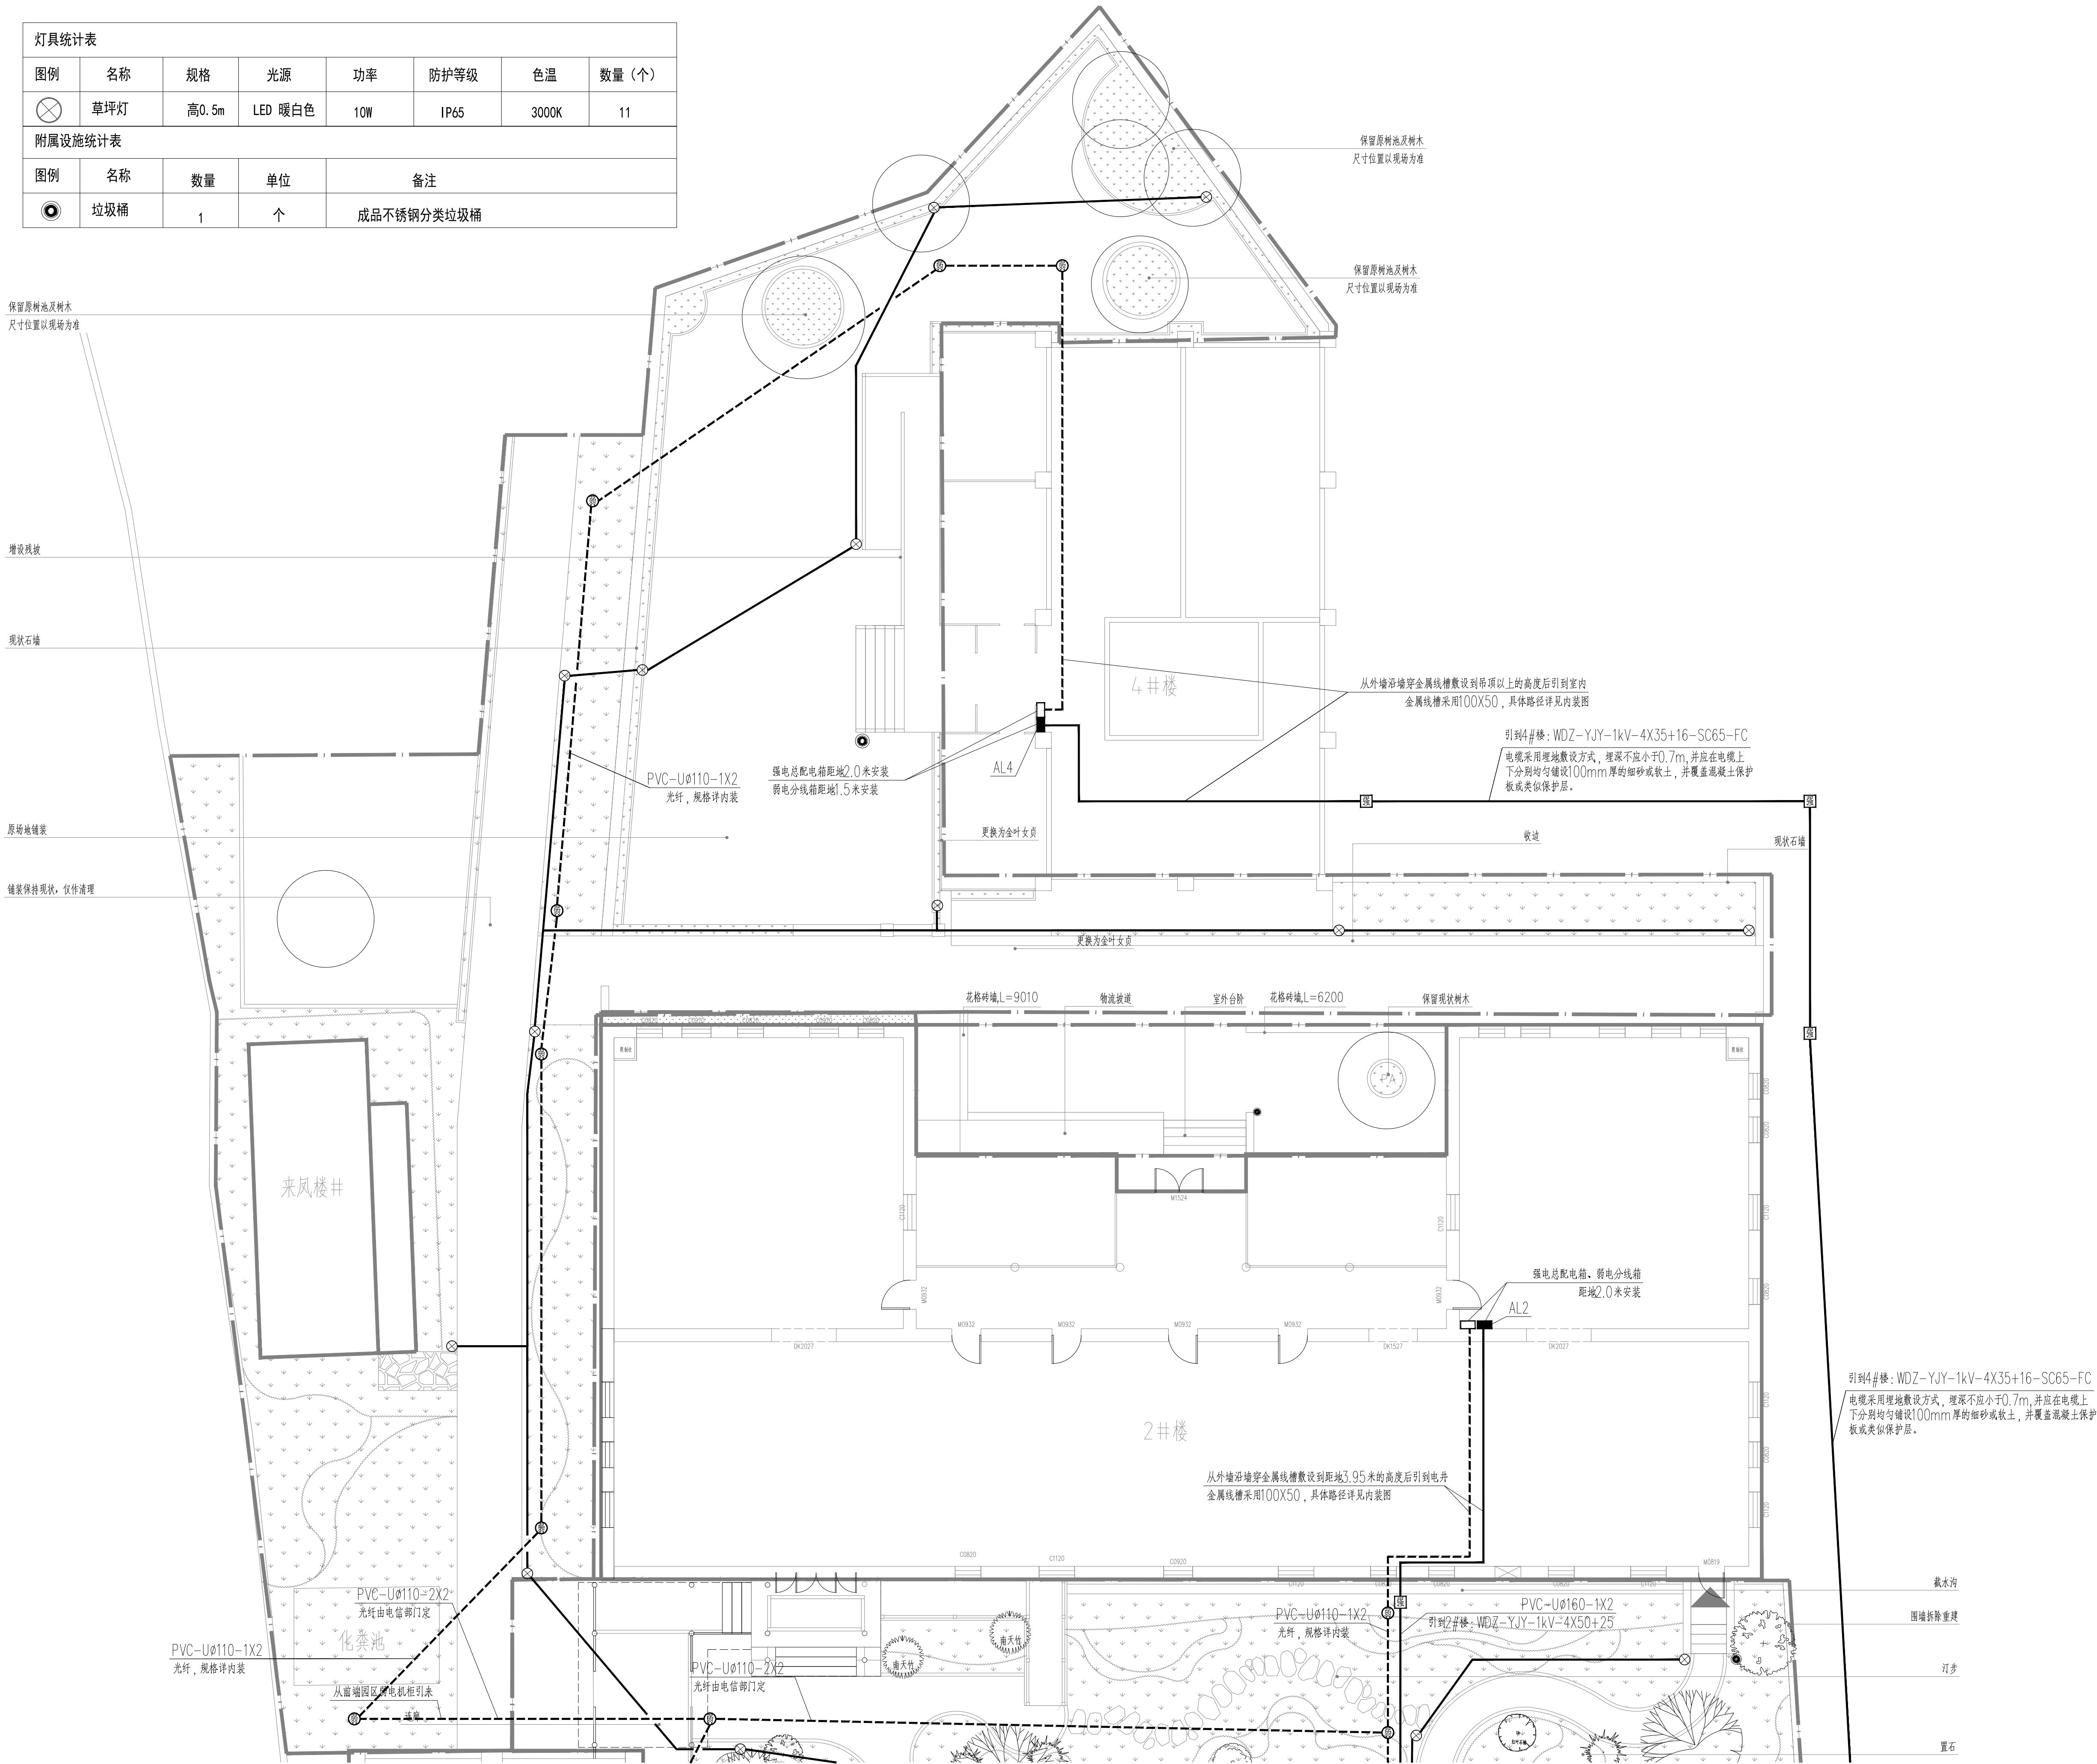

备注/图例、修改记录



工程设计证书: A245005143
城乡规划编制甲级 (自然资源部24459834)

	实 名	签 名
项目负责人	罗恒斌	
方案负责人		
方案设计		
专业负责人	樊凤刘	
制图	杜一帆	
设计	杜一帆	
校对	樊凤刘	
审核	莫 慧	
审定	谭艳面	

个人执业专用章

单位出图专用章 (未盖出图专用章无效)

建设单位
桂林市雁山区文化体育和旅游局

工程名称
桂林市雁山园展馆工程

子项名称
雁山园子实园室外景观工程

图名
电气平面图二

阶段 施工图 工程号 JZ20241209
专业 电气 图号 04

比例 1:100 版本 第 1 版
日期 2024. 12