

全州县绍水镇完全小学保障性租赁住房改建项目


全州县绍水镇白沙中心小学 施 工 图

项目负责人：

张学军	张学军

专业负责人：

建筑专业	张学军	张学军
结构专业	陈华柏	陈华柏
给排水专业	朱文忠	朱文忠
电气专业	王 毅	王毅
暖通专业	蒋玉荣	蒋玉荣

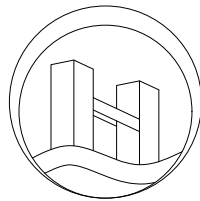

恒企工程技术集团有限公司

■ 建筑工程设计：甲级 ■ 风景园林设计：乙级
■ 城乡规划设计：乙级 ■ 市政工程设计：乙级
■ 公路工程设计：丙级 ■ 工程咨询：乙级
电话：0771-5605292 投诉电话：15994346269

2025年07月


图 纸 目 录

[illegible]

图 纸 目 录

[illegible]

专业	姓名	日期
建筑		
结构		
给排水		
暖通		
电气		
弱电		

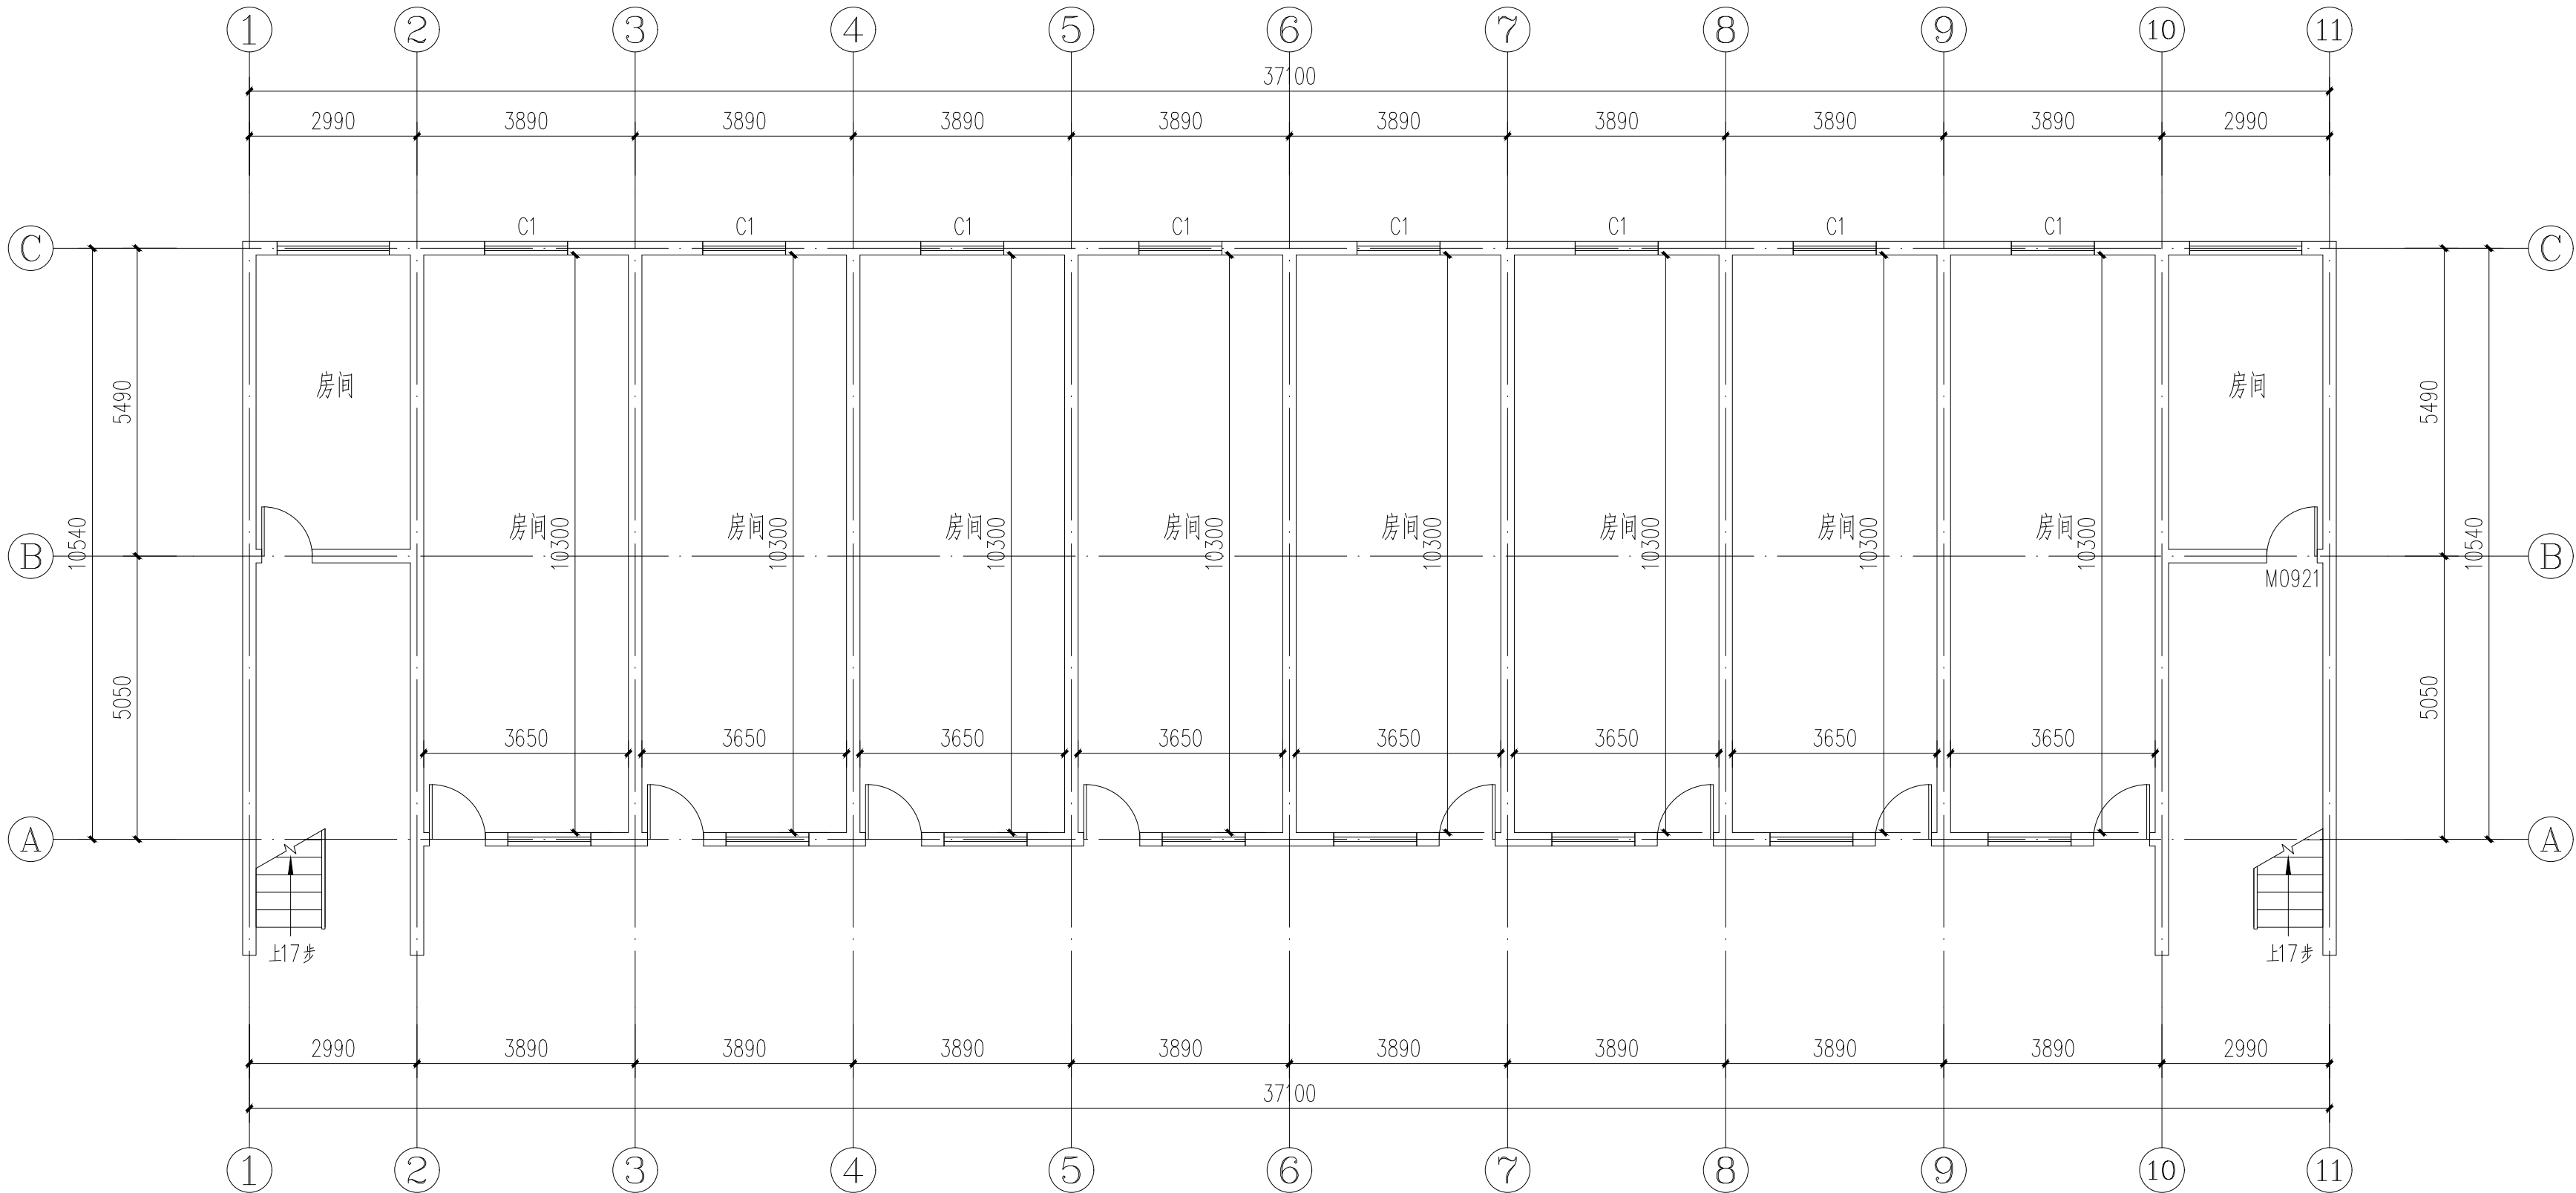

1号楼一层原始平面图 1:100

注册章

工程设计出图专用章



恒企工程技术集团有限公司

■ 建筑工程设计：甲级 ■ 风景园林设计：乙级
■ 城乡规划设计：乙级 ■ 市政工程设计：乙级
■ 公路工程设计：丙级 ■ 工程咨询：乙级
联系电话：0771-5605292
投诉电话：15994346269

建设单位：
全州县住房和城乡建设局

项目名称：
全州县绍水镇完全小学
保障性租赁住房改建项目

子项目名称：
全州县绍水镇白沙中心小学

图纸名称：
1号楼一层原始平面图

审定人	杨金璋	杨金璋
项目负责人	张学军	张学军
审核人	何 献	何 献
专业负责人	张学军	张学军
校对	覃天总	覃天总
设计人	眭岩生	眭岩生

设计号：HQA2507046

专业：建 筑

设计阶段：施工图

比例：1:100 规格：A3


出图日期：2025.07

图号：JZ-01

版次：日期

版权所有，不得复制、套用。

专业	姓名	日期	专业	姓名	日期
建筑			暖通		
结构			电气		
给排水			弱电		

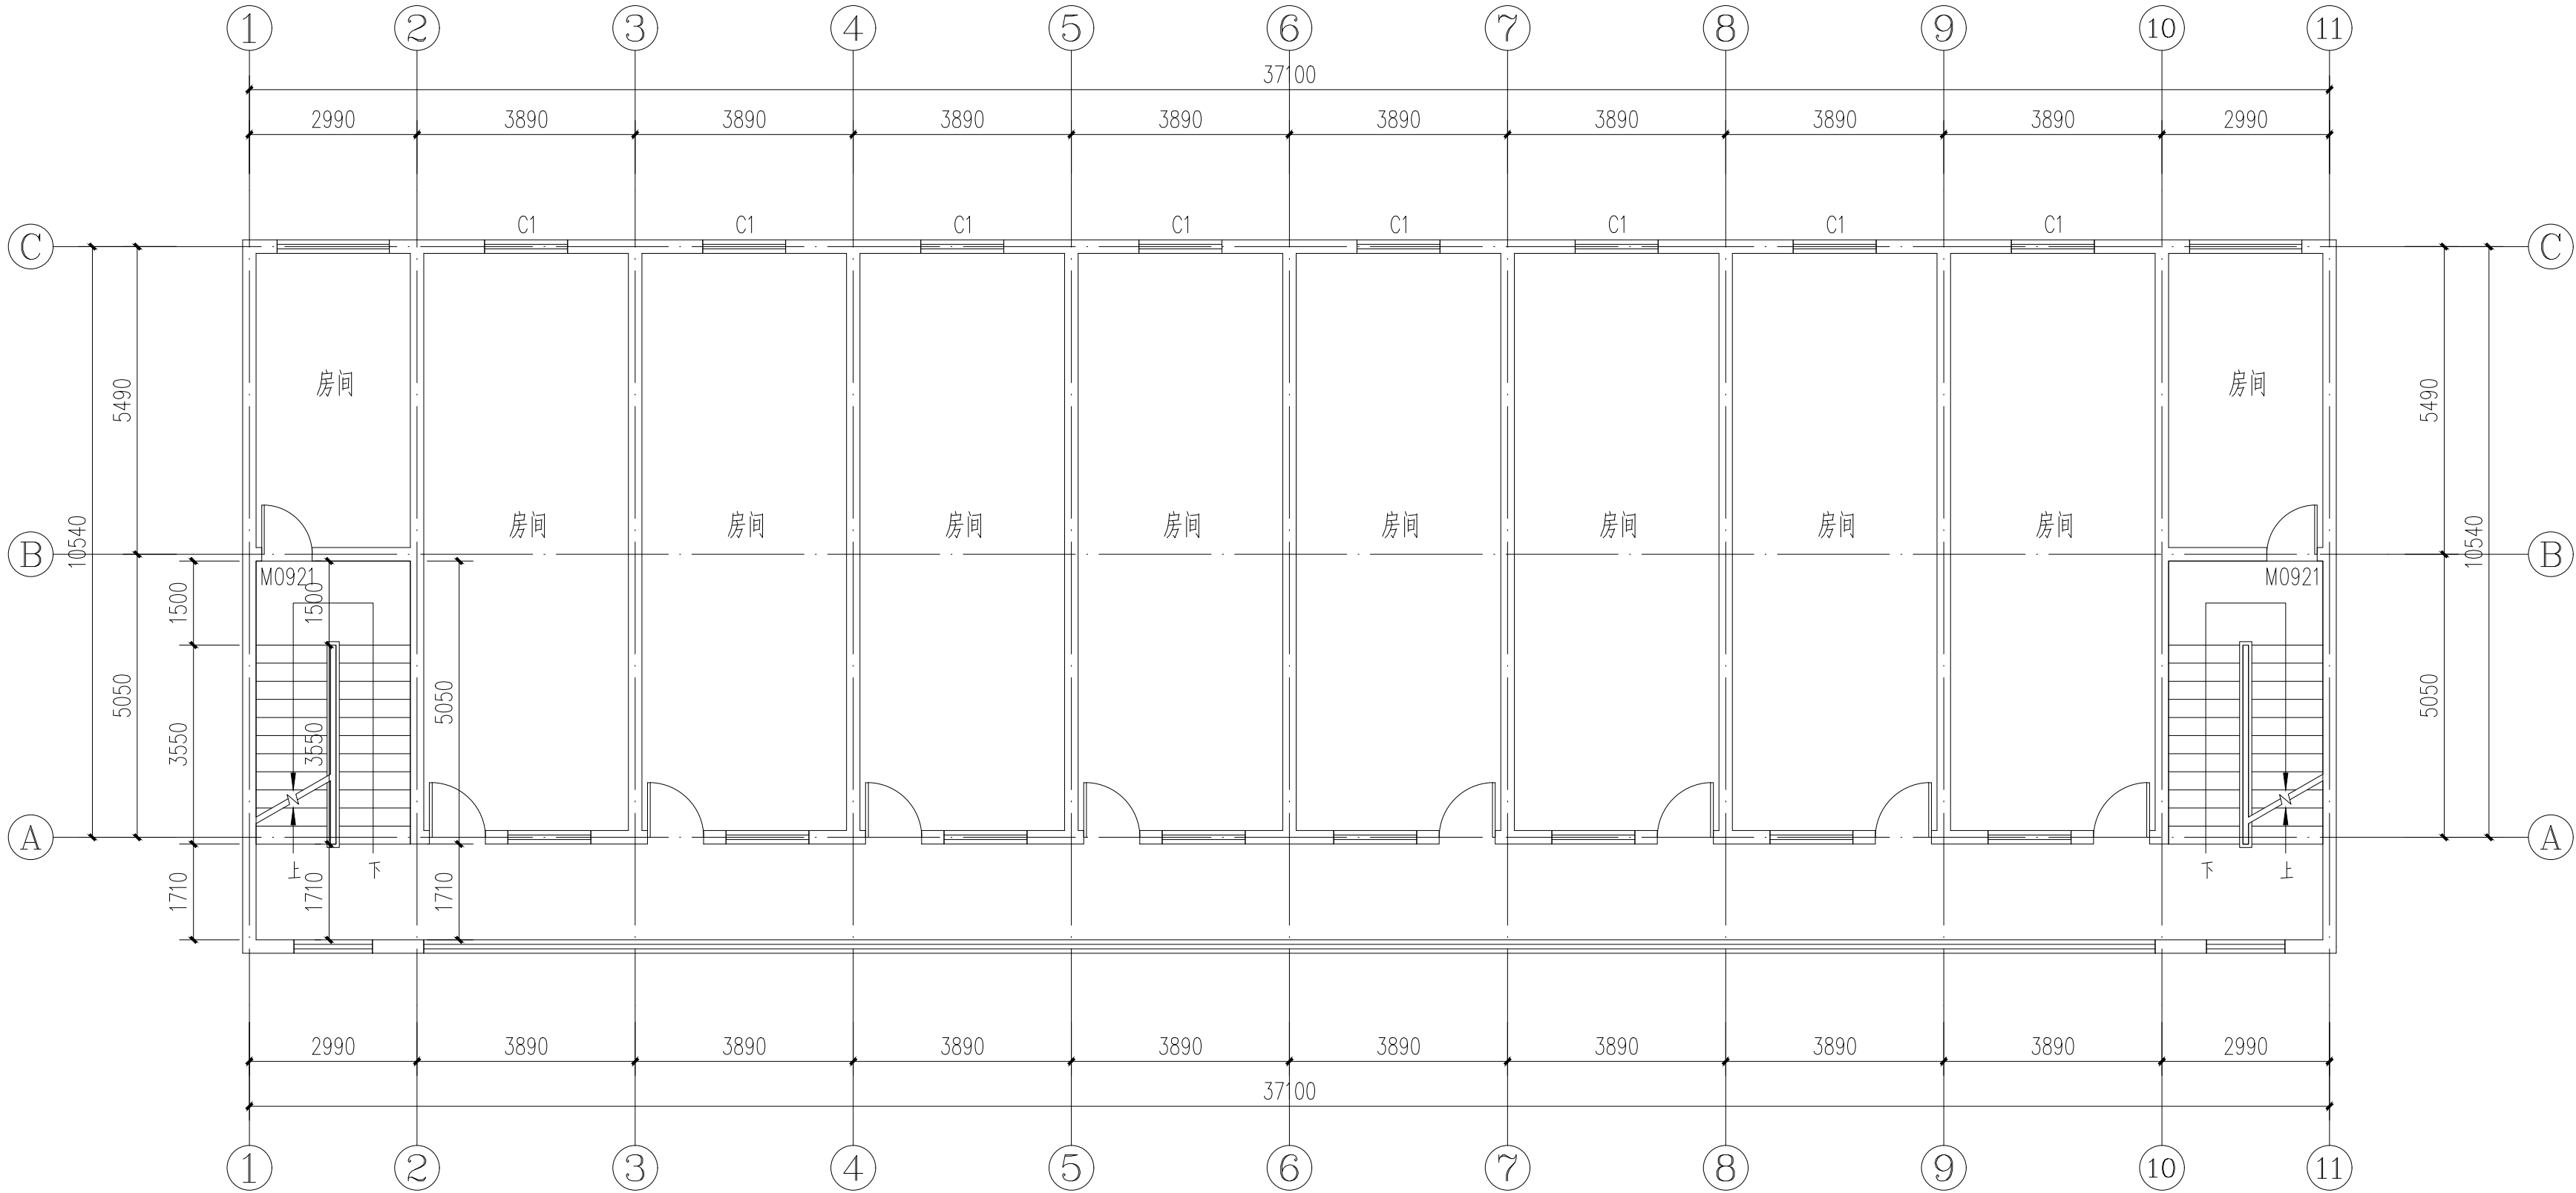

1号楼二层原始平面图 1:100

注册章

工程设计出图专用章



恒企工程技术集团有限公司

■ 建筑工程设计：甲级 ■ 风景园林设计：乙级
■ 城乡规划设计：乙级 ■ 市政工程设计：乙级
■ 公路工程设计：丙级 ■ 工程咨询：乙级
联系电话：0771-5605292
投诉电话：15994346269

建设单位：
全州县住房和城乡建设局

项目名称：
全州县绍水镇完全小学
保障性租赁住房改建项目

子项目名称：
全州县绍水镇白沙中心小学

图纸名称：
1号楼二层原始平面图

审定人	杨金璋	杨金璋
项目负责人	张学军	张学军
审核人	何 献	何 献
专业负责人	张学军	张学军
校对	覃天总	覃天总
设计人	眭岩生	眭岩生

设计号：HQA2507046

专业：建 筑

设计阶段：施工图

比例：1:100 规格：A3


出图日期：2025.07

图号：JZ-02

版次：日期

版权所有，不得复制、套用。

专业	姓名	日期	专业	姓名	日期
建筑			暖通		
结构			电气		
给排水			弱电		

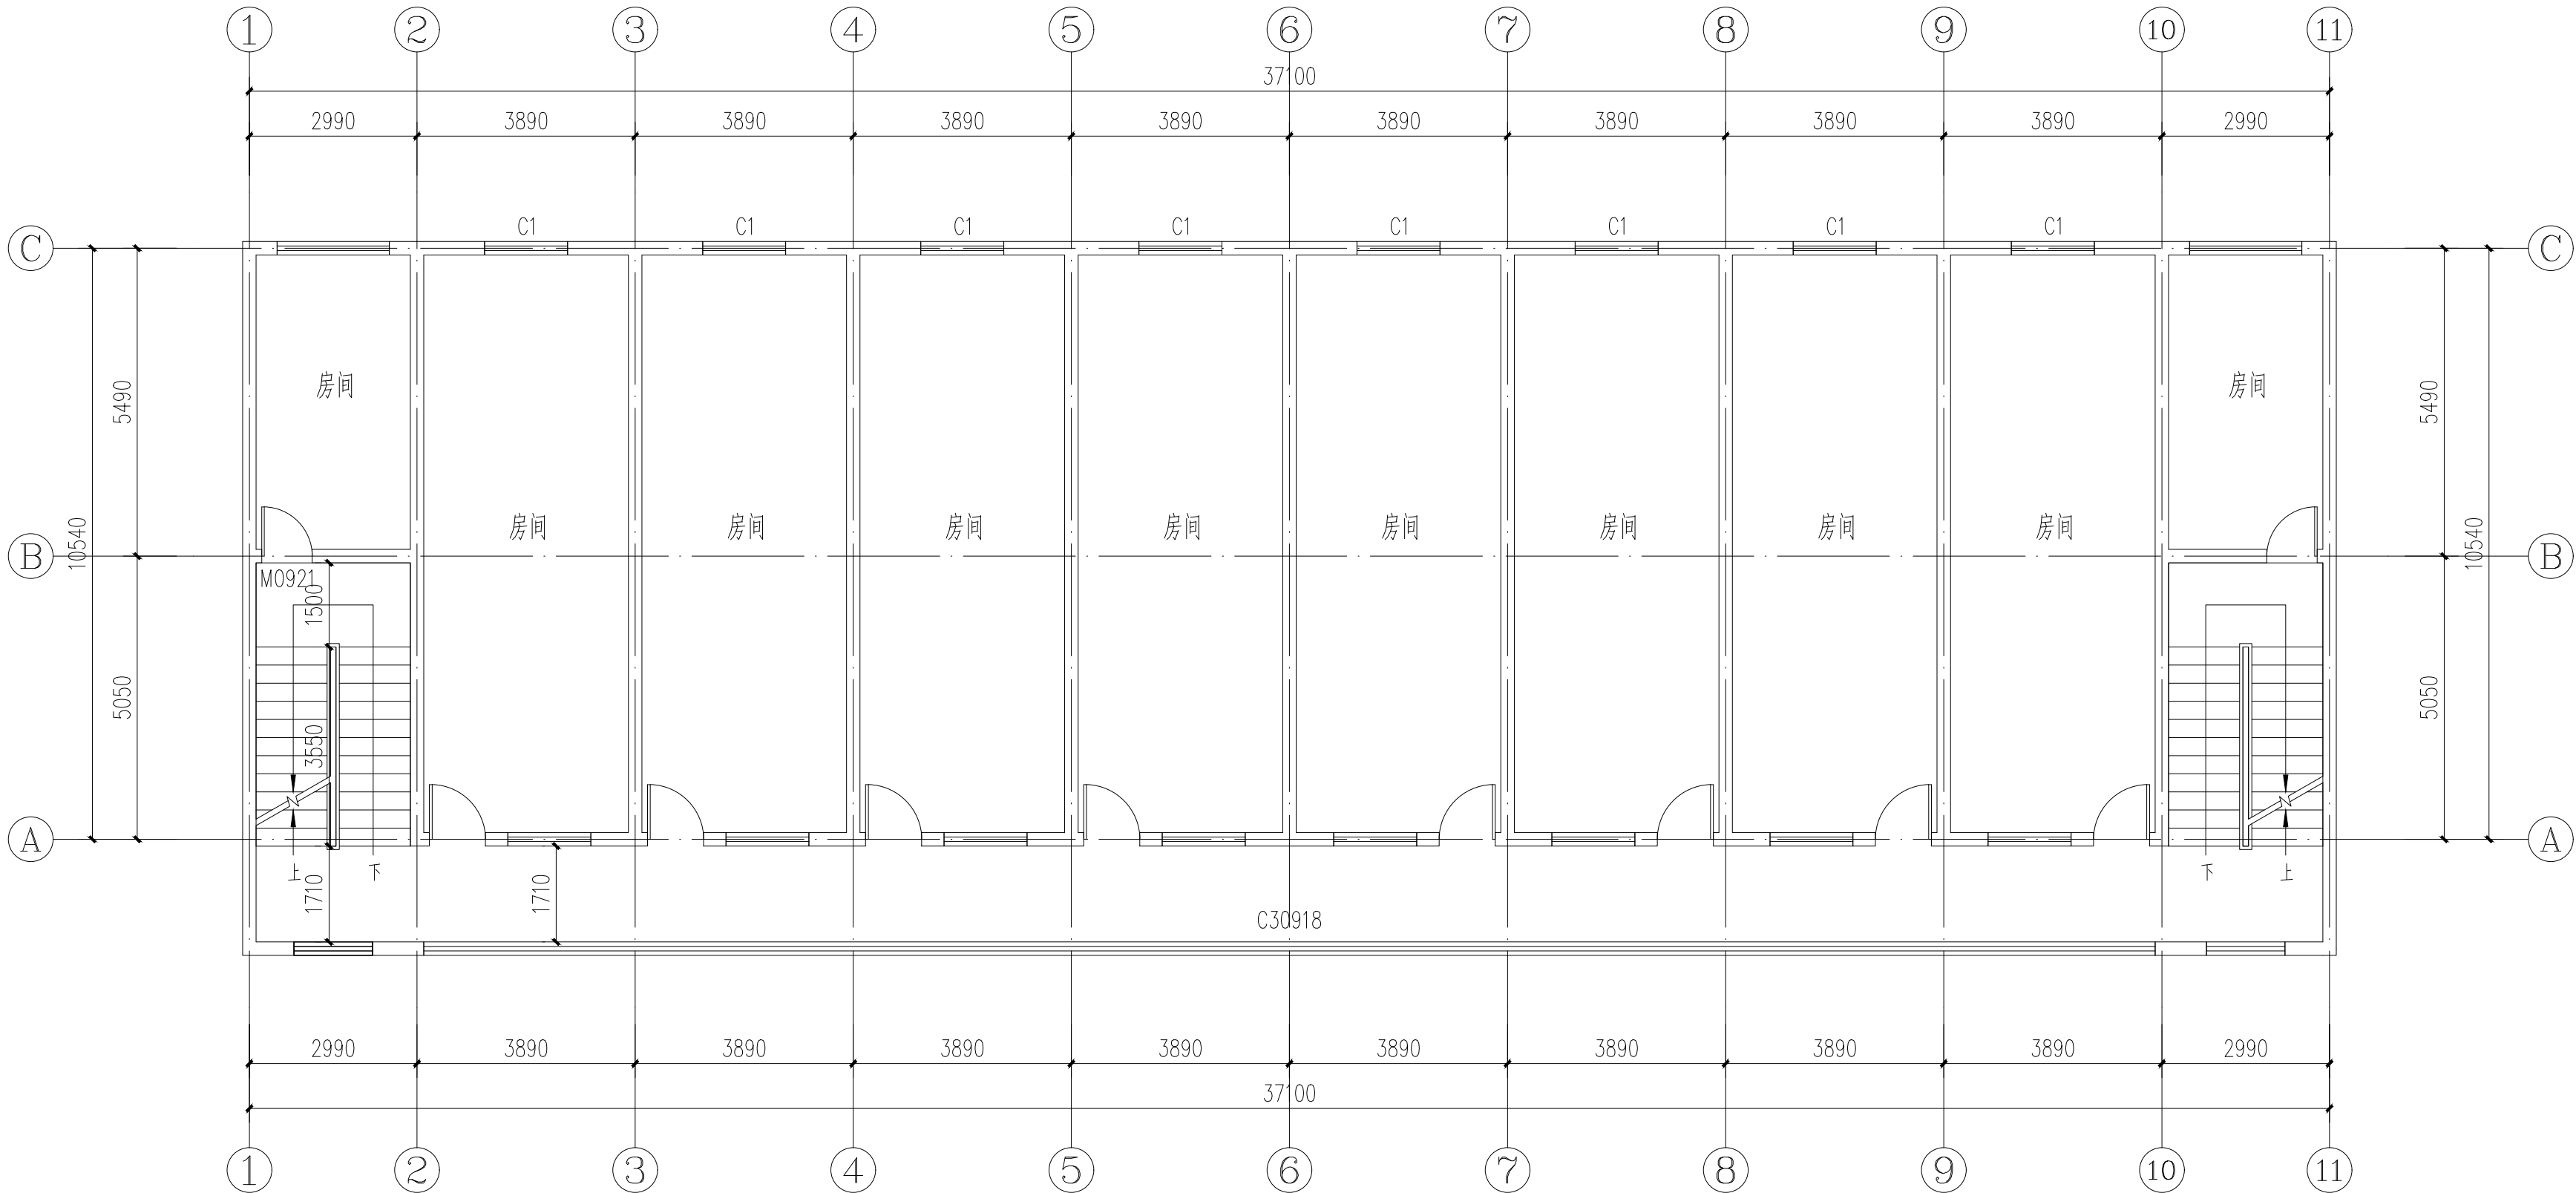

1号楼三层原始平面图 1:100

注册章

工程设计出图专用章



恒企工程技术集团有限公司

■ 建筑工程设计：甲级 ■ 风景园林设计：乙级
■ 城乡规划设计：乙级 ■ 市政工程设计：乙级
■ 公路工程设计：丙级 ■ 工程咨询：乙级
联系电话：0771-5605292
投诉电话：15994346269

建设单位：
全州县住房和城乡建设局

项目名称：
全州县绍水镇完全小学
保障性租赁住房改建项目

子项目名称：
全州县绍水镇白沙中心小学

图纸名称：
1号楼三层原始平面图

审定人	杨金璋	杨金璋
项目负责人	张学军	张学军
审核人	何 献	何 献
专业负责人	张学军	张学军
校对	覃天总	覃天总
设计人	眭岩生	眭岩生

设计号：HQA2507046

专业：建 筑

设计阶段：施工图

比例：1:100 规格：A3



出图日期：2025.07

图号：JZ-03

版次：日期

版权所有，不得复制、套用。

专业	姓名	日期
建筑		
结构		
给排水		
暖通		
电气		
弱电		

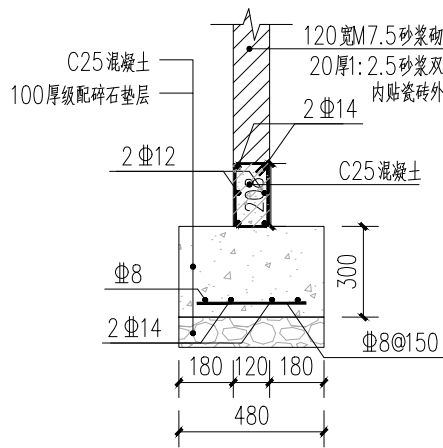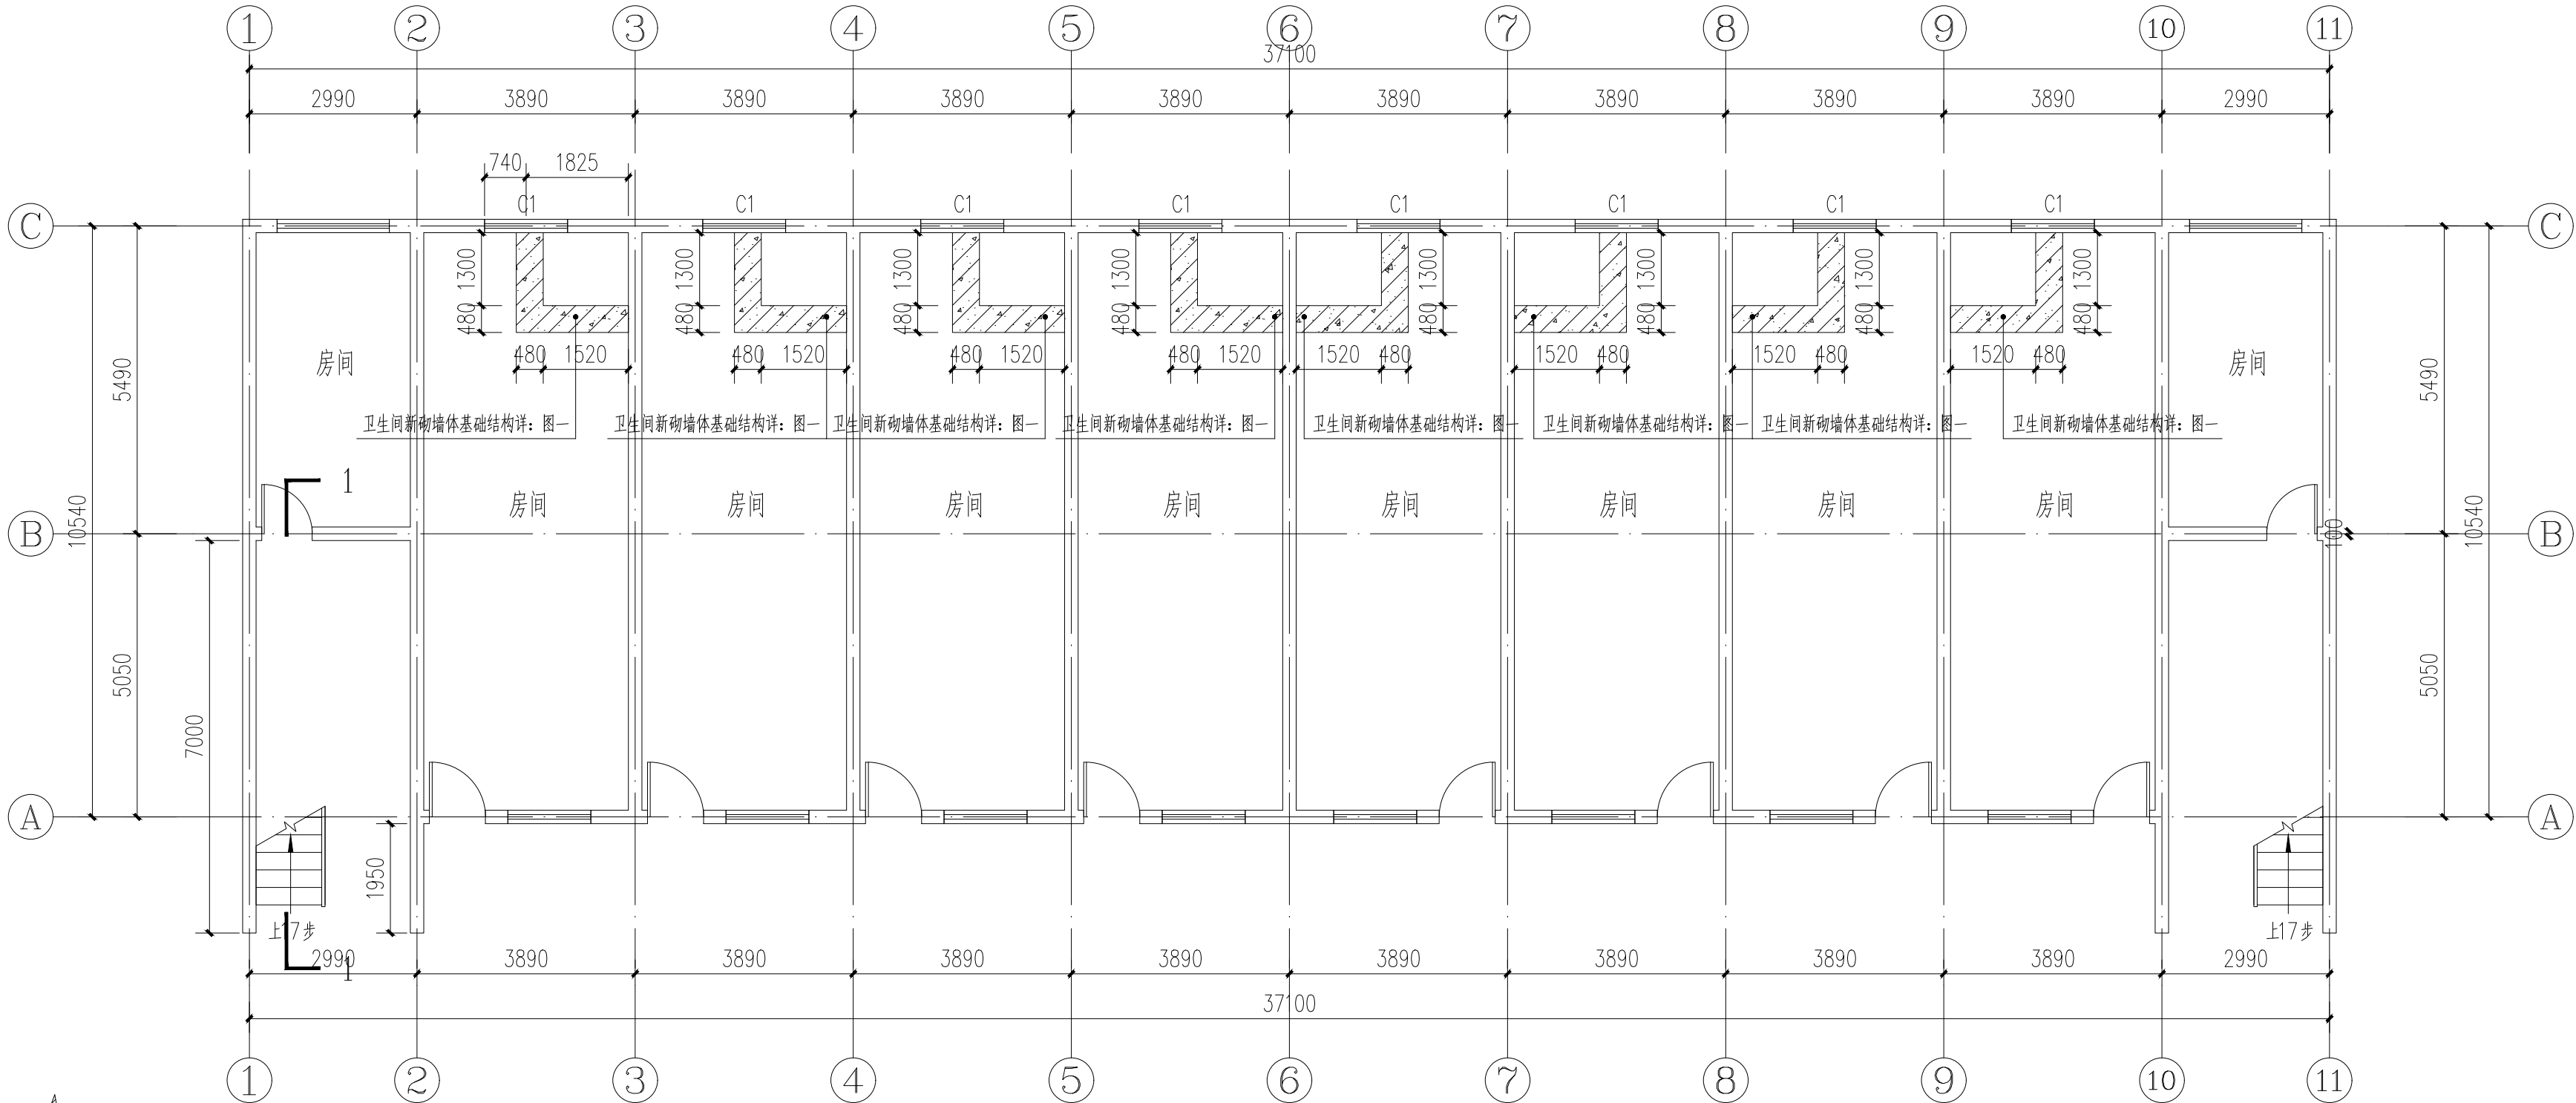

图一：一层卫生间隔墙基础图 1:20

1号宿舍楼--一层至三层卫生间基础平面图 1:100

注册章

工程设计出图专用章



恒企工程技术集团有限公司

■ 建筑工程设计：甲级 ■ 风景园林设计：乙级
■ 城乡规划设计：乙级 ■ 市政工程设计：乙级
■ 公路工程设计：丙级 ■ 工程咨询：乙级
联系电话：0771-5605292
投诉电话：15994346269

建设单位：
全州县住房和城乡建设局

项目名称：
全州县绍水镇完全小学
保障性租赁住房改建项目

子项目名称：
全州县绍水镇白沙中心小学

图纸名称：
1号宿舍楼--一层至三层卫生间基础平面图

审定人	杨金璋	杨金璋
项目负责人	张学军	张学军
审核人	何 献	何 献
专业负责人	张学军	张学军
校对	覃天总	覃天总
设计人	陆岩生	陆岩生

设计号：HQA2507046

专业：建 筑

设计阶段：施 工 图

比例：1:100 规格：A3


出图日期：2025.07

图号：JZ-04


版次：日期

版权所有，不得复制、套用。


专业	姓名	日期
建筑	姓名	日期
结构	姓名	日期
给排水	姓名	日期
暖通	姓名	日期
电气	姓名	日期
弱电	姓名	日期

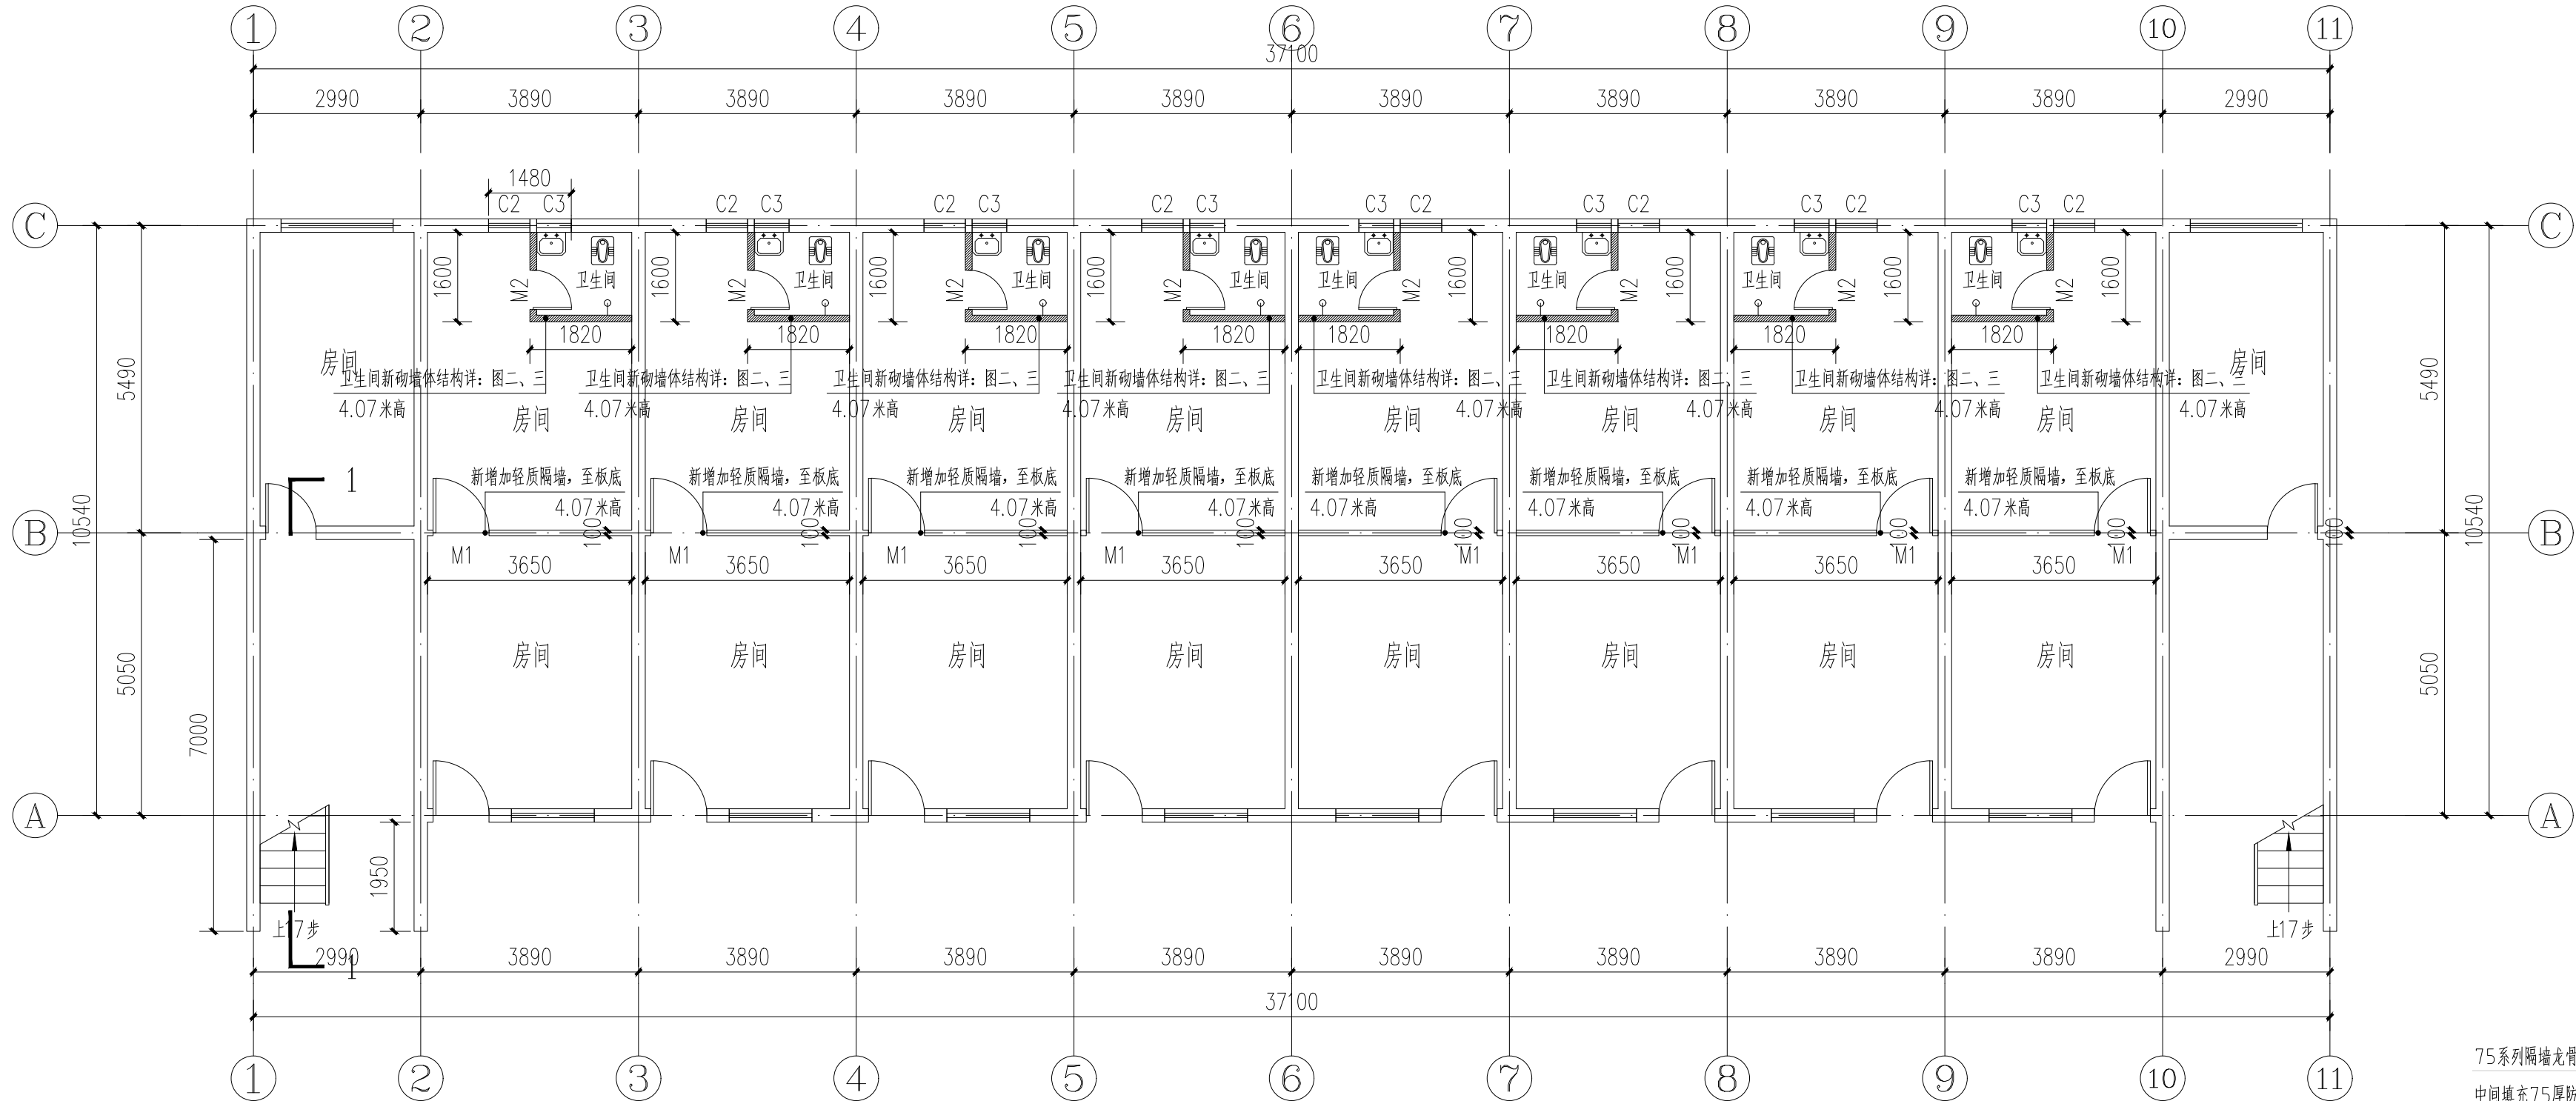


1号楼一层隔墙设计平面图 1:100

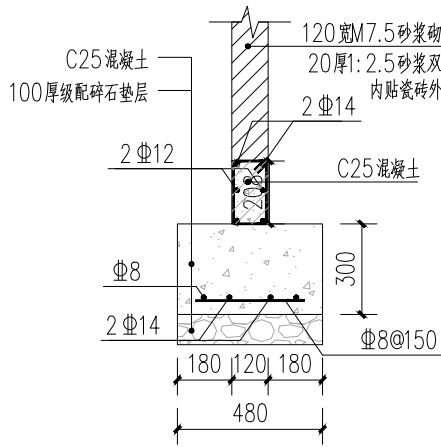


图一：一层卫生间隔墙基础图 1:20

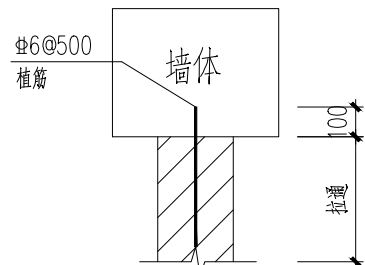

图二：墙拉筋详图

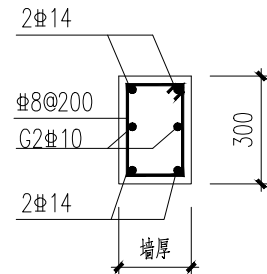

图三：圈梁详图
门楣圈梁

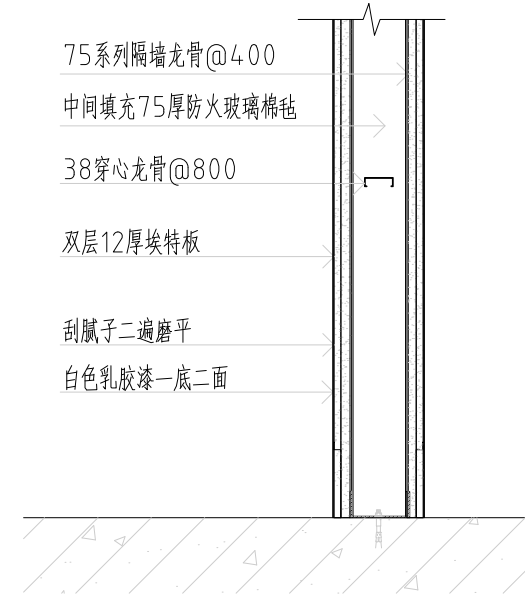

轻质隔墙大样图

注册章

工程设计出图专用章



恒企工程技术集团有限公司

■ 建筑工程设计：甲级 ■ 风景园林设计：乙级
■ 城乡规划设计：乙级 ■ 市政工程设计：乙级
■ 公路工程设计：丙级 ■ 工程咨询：乙级
联系电话：0771-5605292
投诉电话：15994346269

建设单位：
全州县住房和城乡建设局

项目名称：
全州县绍山镇完全小学
保障性租赁住房改建项目

子项目名称：
全州县绍山镇白沙中心小学

图纸名称：
1号楼一层隔墙设计平面图

审定人	杨金璋	杨金璋
项目负责人	张学军	张学军
审核人	何 献	何 献
专业负责人	张学军	张学军
校对	覃天总	覃天总
设计人	陆岩生	陆岩生

设计号：HQ2507046

专业：建 筑

设计阶段：施工图

比例：1:100 规格：A3


出图日期：2025.07

图号：JZ-05


版次：日期

版权所有，不得复制、套用。


日期	姓名	专业	日期	姓名	专业
		暖通			建筑
		电气			结构
		弱电			给排水

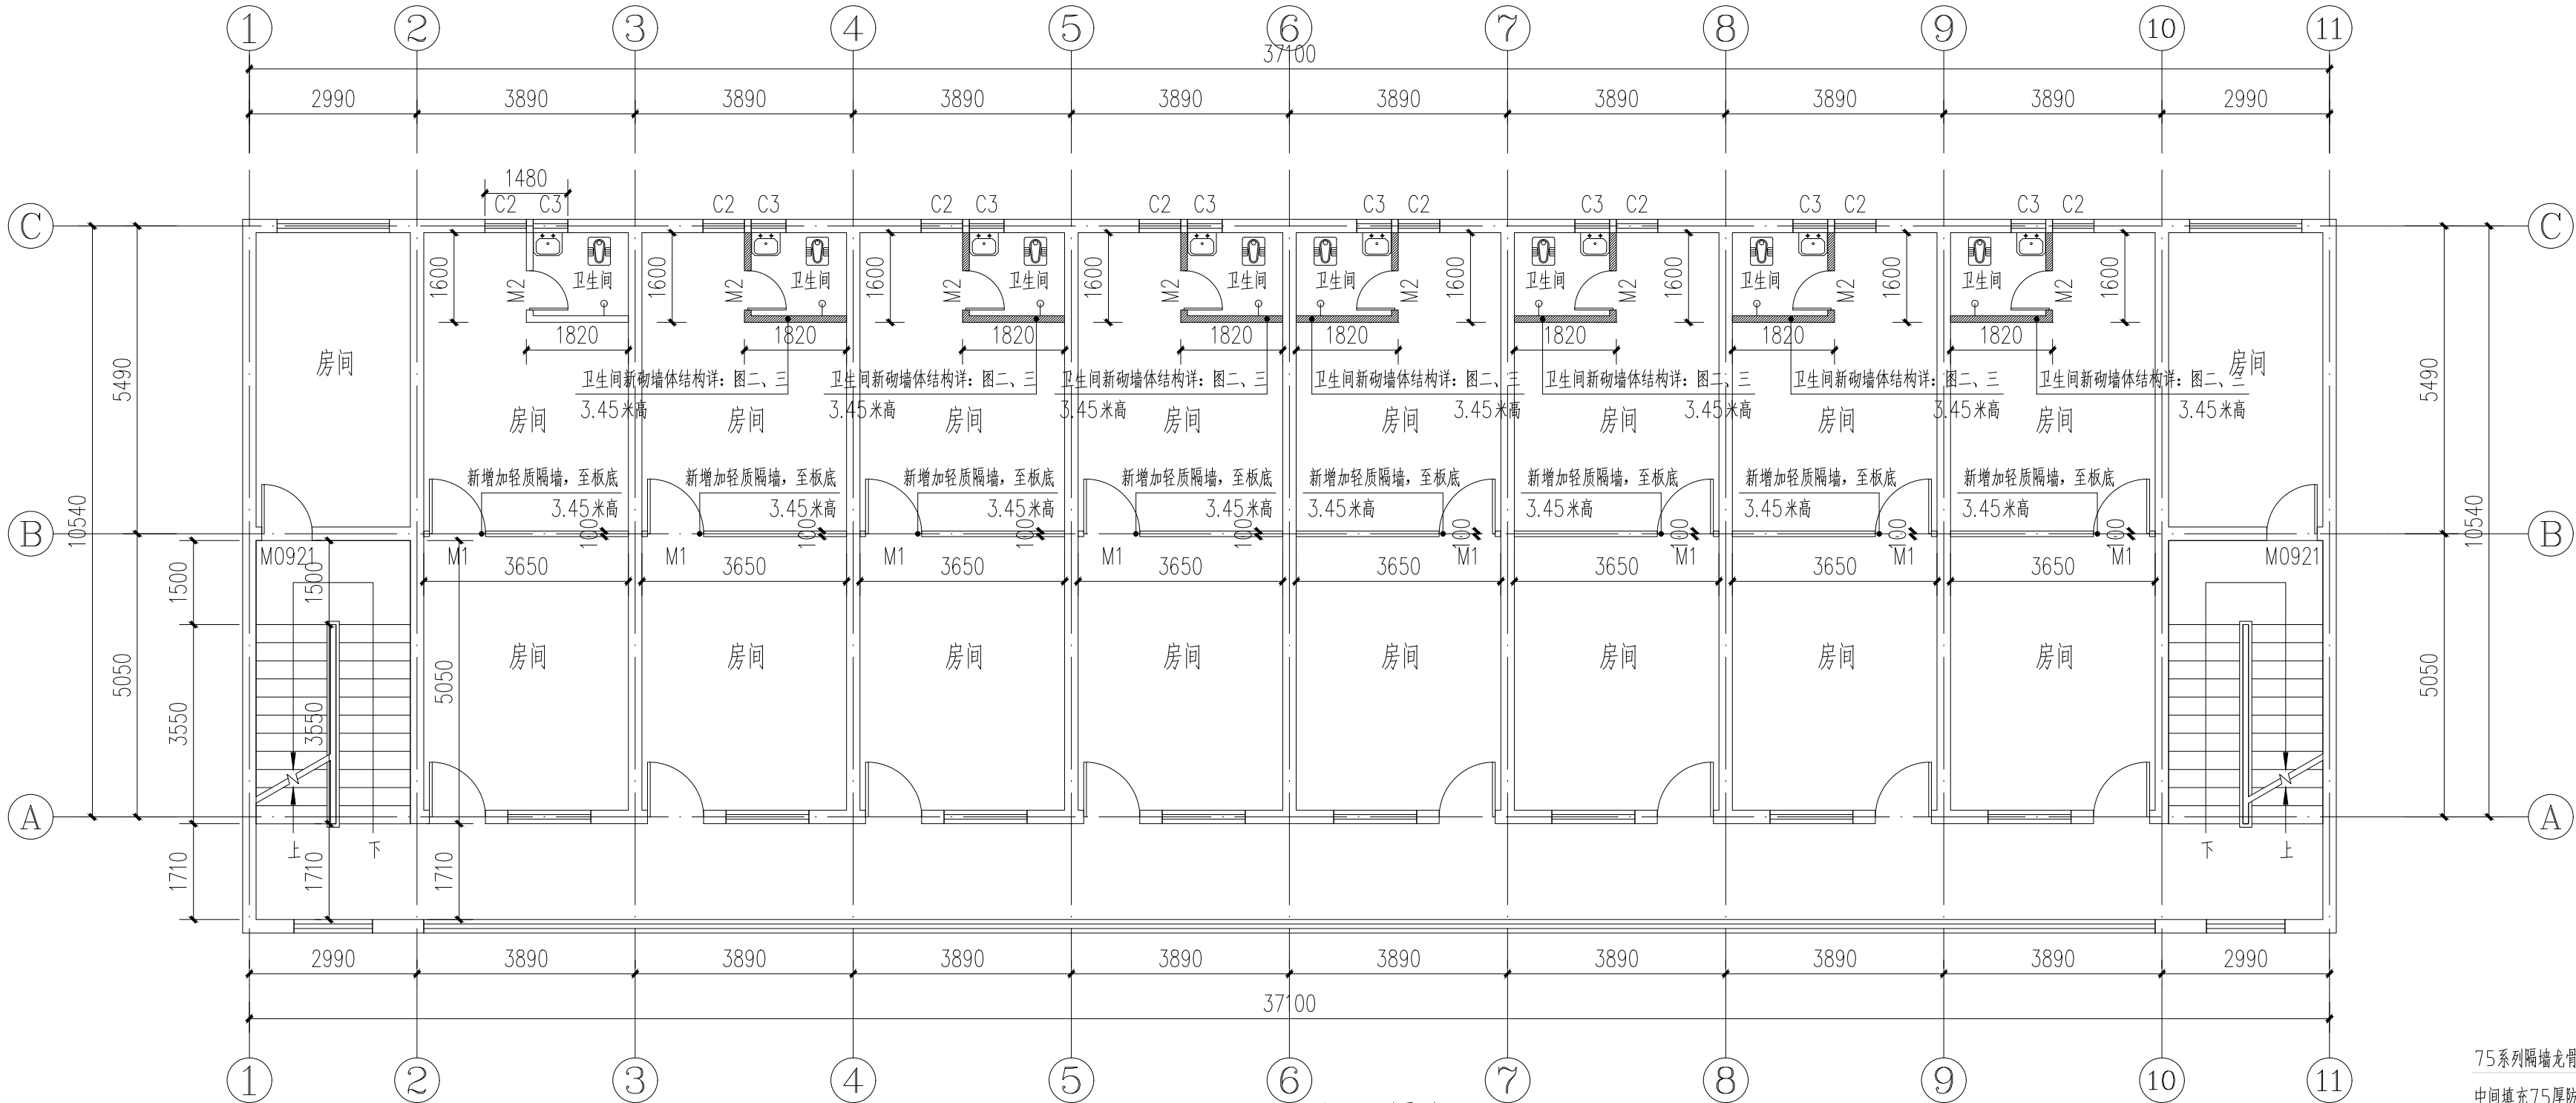


1号楼二层隔墙设计平面图 1:100

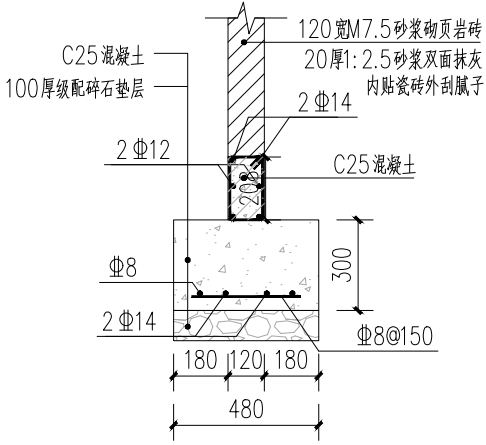


图一：一层卫生间隔墙基础图 1:20

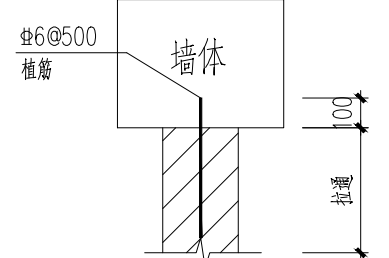

图二：墙拉筋详图

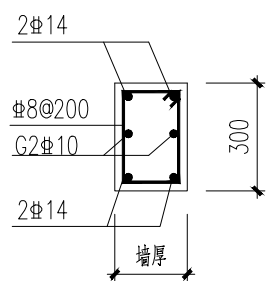

图三：圈梁详图
门楣圈梁

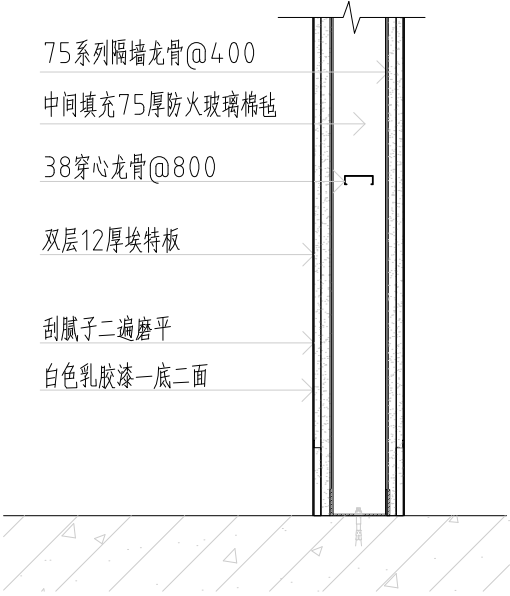

轻质隔墙大样图

注册章

工程设计出图专用章



恒企工程技术集团有限公司

■ 建筑工程设计：甲级 ■ 风景园林设计：乙级
■ 城乡规划设计：乙级 ■ 市政工程设计：乙级
■ 公路工程设计：丙级 ■ 工程咨询：乙级
联系电话：0771-5605292
投诉电话：15994346269

建设单位：
全州县住房和城乡建设局

项目名称：
全州县绍水镇完全小学
保障性租赁住房改建项目

子项目名称：
全州县绍水镇白沙中心小学

图纸名称：
1号楼二层隔墙设计平面图

审定人	杨金璋	杨金璋
项目负责人	张学军	张学军
审核人	何 献	何 献
专业负责人	张学军	张学军
校对	覃天总	覃天总
设计人	眭岩生	眭岩生

设计号：HQ2507046

专业：建 筑

设计阶段：施工图


比例 1:100 规格 A3

出图日期：2025.07


图号 JZ-06

版次	日期
----	----


专业	姓名	日期
建筑	姓名	日期
结构	姓名	日期
给排水	姓名	日期
暖通	姓名	日期
电气	姓名	日期
弱电	姓名	日期

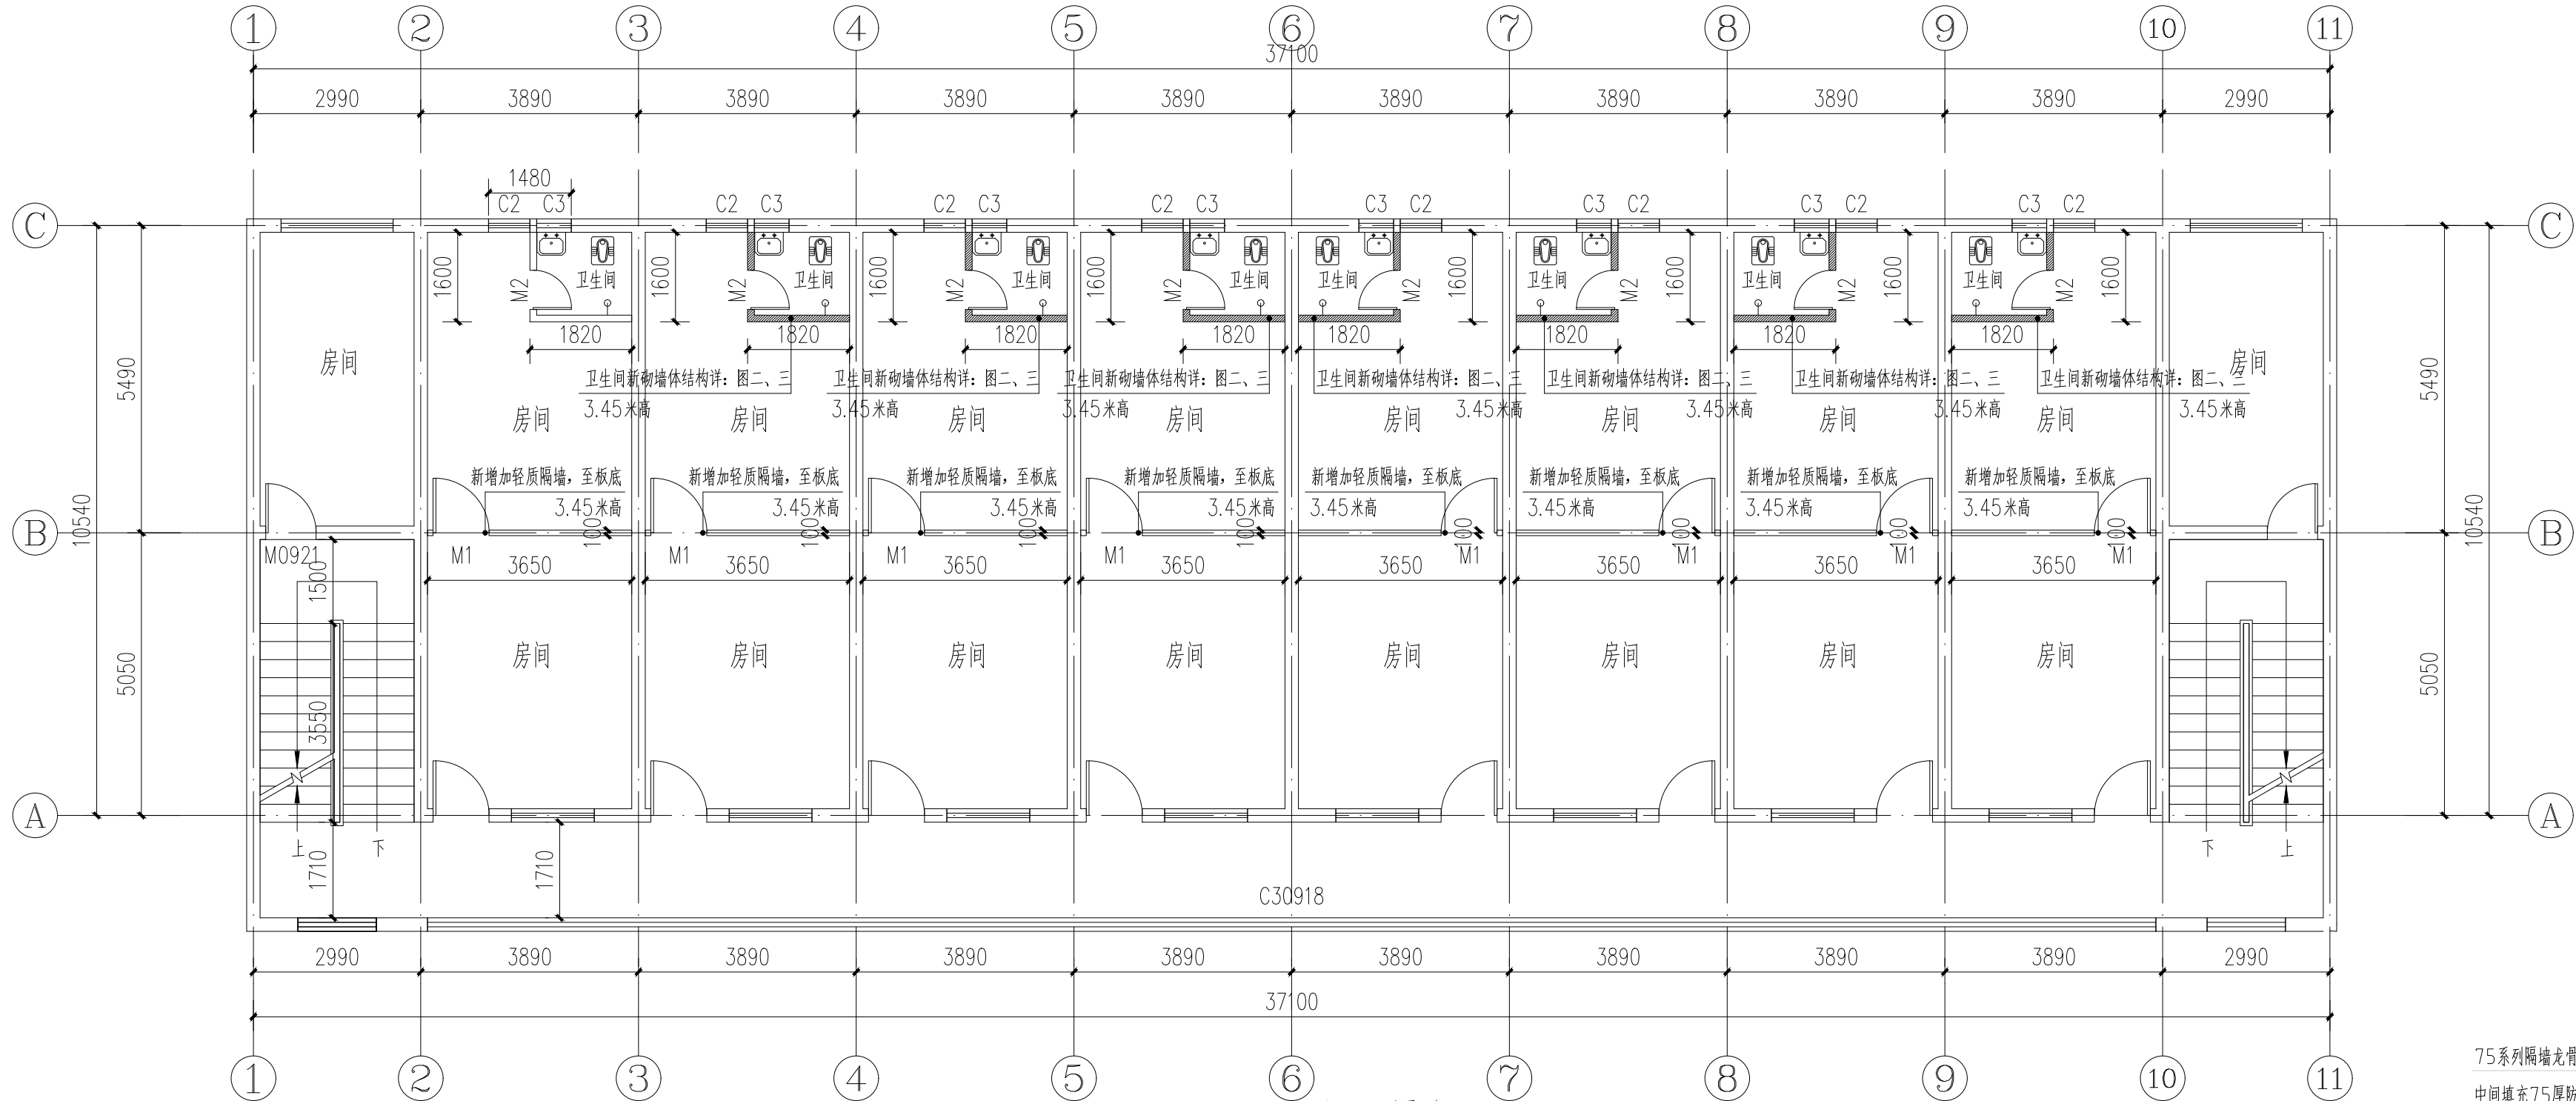


1号楼三层隔墙设计平面图 1:100

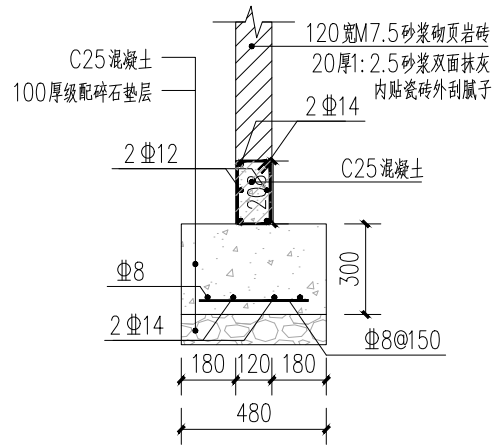


图一：一层卫生间隔墙基础图 1:20

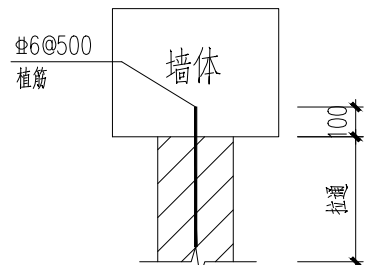

图二：墙拉筋详图

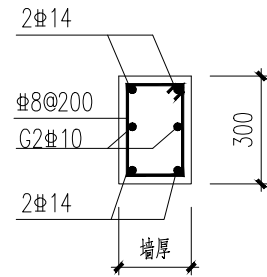

图三：圈梁详图
门楣圈梁

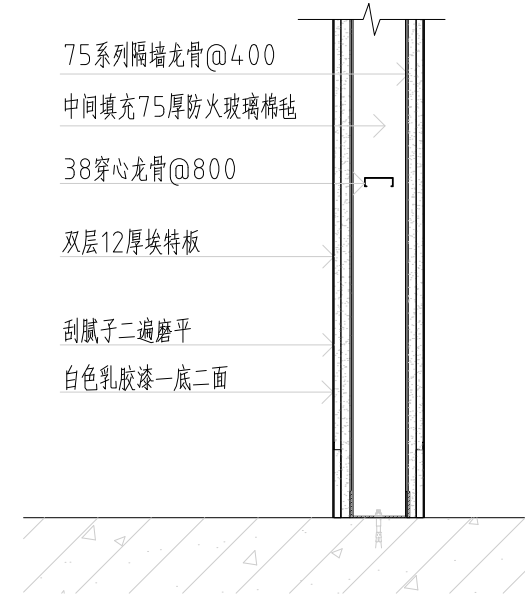

轻质隔墙大样图

注册章

工程设计出图专用章



恒企工程技术集团有限公司

■ 建筑设计：甲级 ■ 风景园林设计：乙级
■ 城乡规划设计：乙级 ■ 市政工程设计：乙级
■ 公路工程设计：丙级 ■ 工程咨询：乙级
联系电话：0771-5605292
投诉电话：15994346269

建设单位：
全州县住房和城乡建设局

项目名称：
全州县绍水镇完全小学
保障性租赁住房改建项目

子项目名称：
全州县绍水镇白沙中心小学

图纸名称：
1号楼三层隔墙设计平面图

审定人	杨金璋	杨金璋
项目负责人	张学军	张学军
审核人	何 献	何 献
专业负责人	张学军	张学军
校对	覃天总	覃天总
设计人	陆岩生	陆岩生

设计号：HQ2507046

专业：建 筑

设计阶段：施工图

比例：1:100 规格：A3


出图日期：2025. 07

图号：JZ-07

版次：日期

版权所有，不得复制、套用。

专业	姓名	日期
建筑	姓名	日期
结构	姓名	日期
给排水	姓名	日期
暖通	姓名	日期
电气	姓名	日期
弱电	姓名	日期

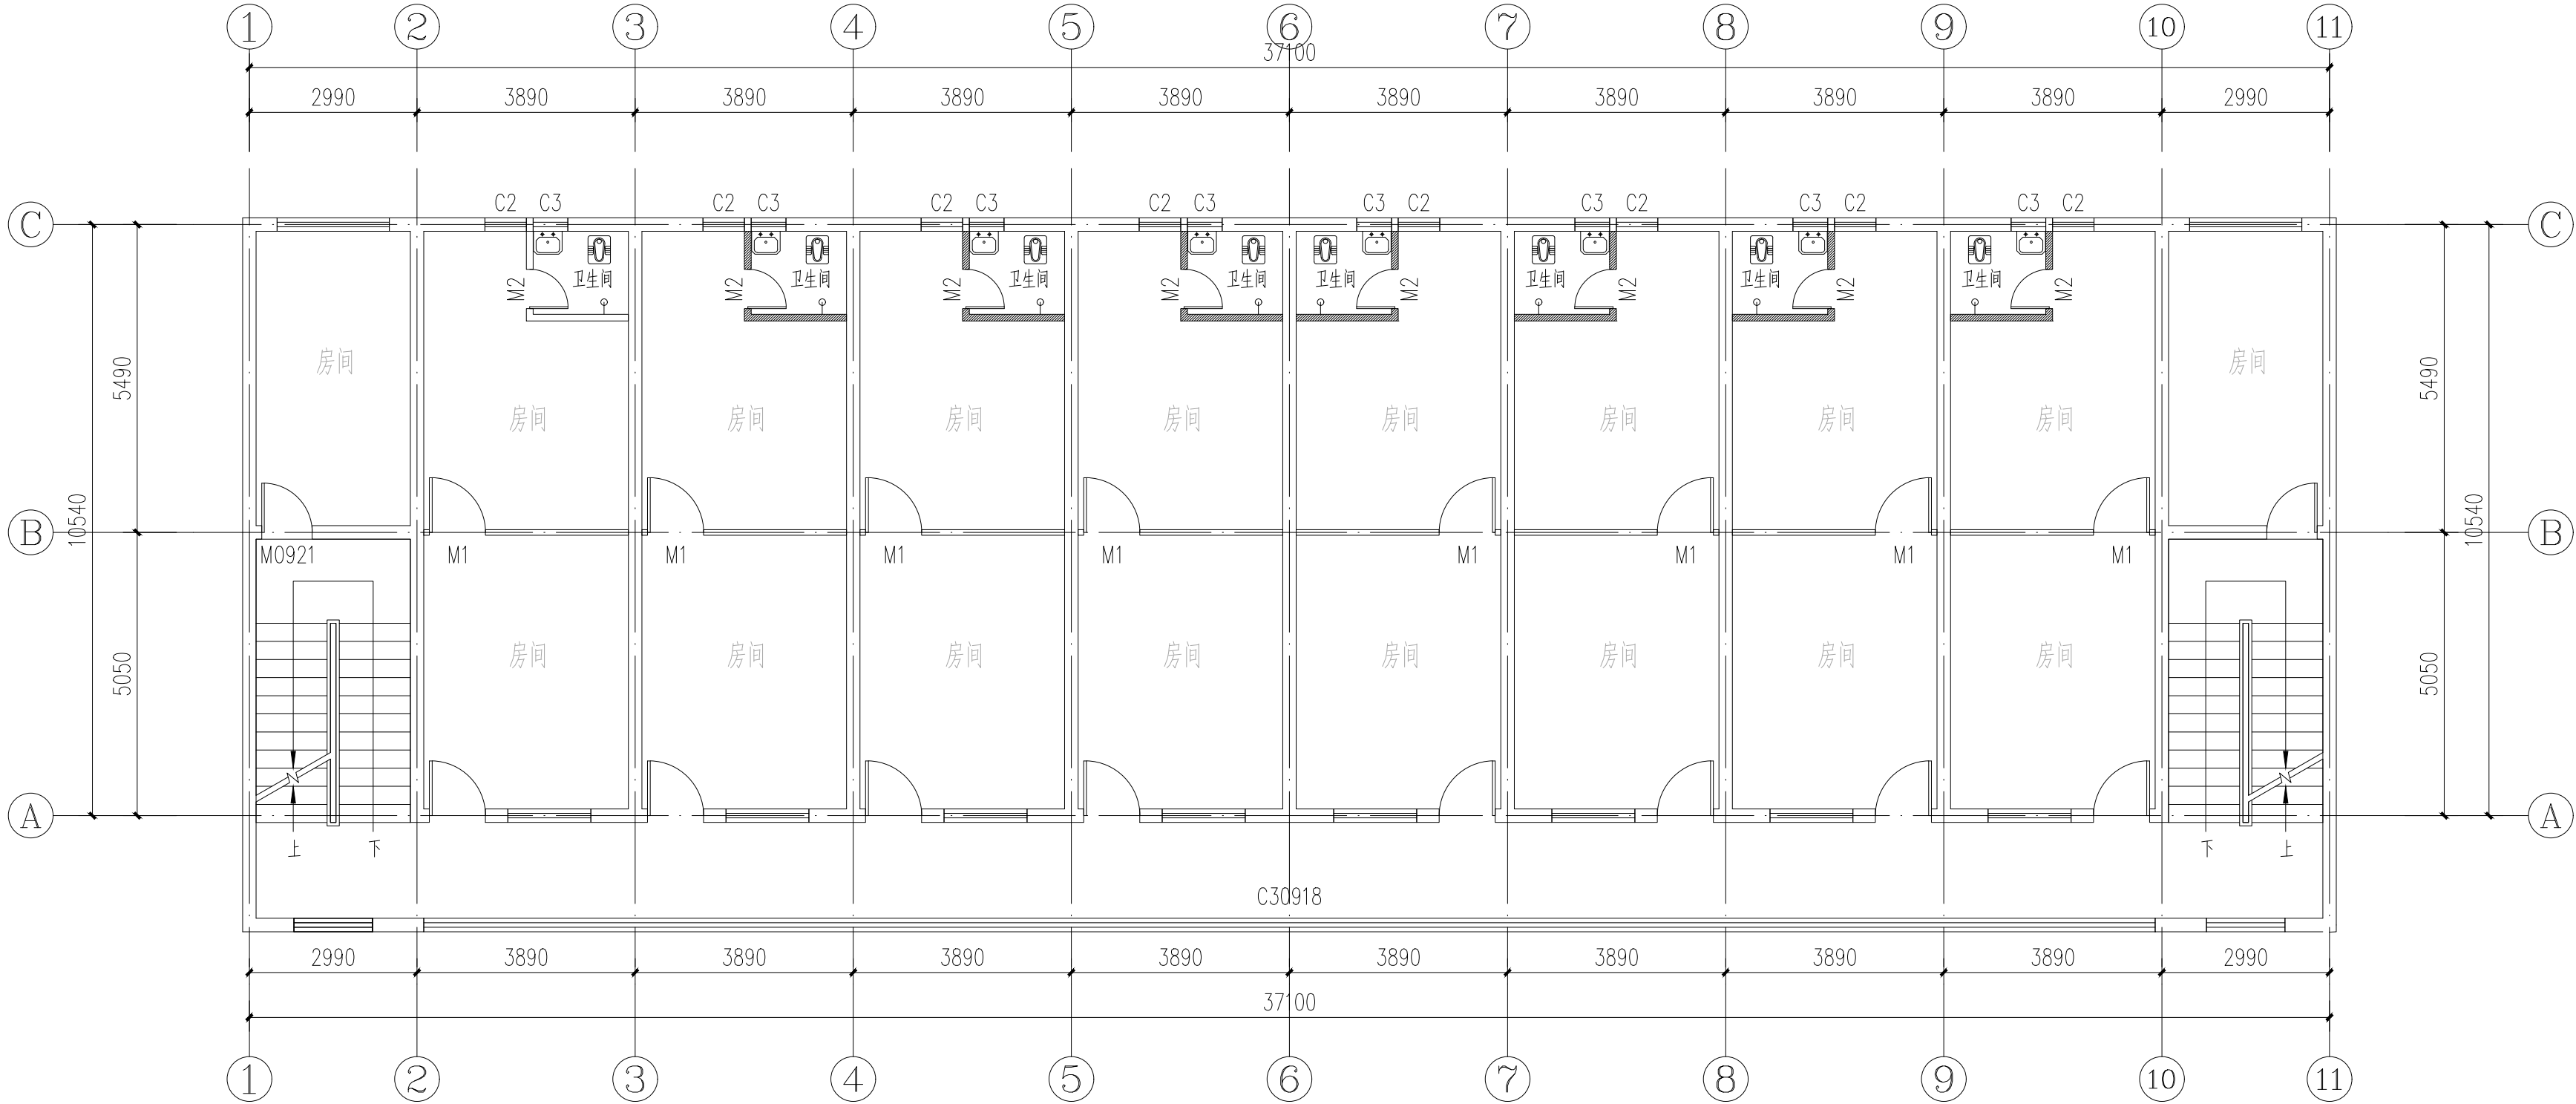

1号楼一层至三层门窗设计平面图 1:100

一层至三层门窗表

门窗说明:

- 窗采用铝合金,窗材料为90系列深灰色铝合金窗;玻璃窗选用采用6厚普通玻璃(无色透明)。
- 单块玻璃面积大于1.5m²或玻璃底边离最终装修面小于900的落地窗时,采用6厚钢化玻璃。
- 无框落地玻璃及玻璃门采用安全玻璃,门窗五金配件由厂家提供。
- 玻璃选材必须符合建筑玻璃应用技术规程 JGJ113-2015;所有落地玻璃门窗均在1.5m视线高度增加警示标志。
- 建筑物1~3层的外窗及敞开式阳台门的气密性等级,不应低于国家标准《建筑外门窗气密、水密、抗风压性能分级及检测方法》GB/T7106-2019中规定的6级。
- 距离可踏面高度900mm以下的窗玻璃必须使用安全玻璃。

拆装--门窗表								
类型	编号	原尺寸 (mm)	原门窗材料 (拆除)	新装尺寸 (mm)	新装门窗材料 (新装)	数量	距地	备注
普通窗	C1	1480×1780	铝合金窗			24	900	拆除原铝合金窗
普通窗	C2	1480×1780	新装	740×1780		24	900	新装银白色铝合金推拉窗带金刚纱纱窗
普通窗	C3	570×1500	新装	620×1780		24	900	新装银白色铝合金推拉窗带金刚纱纱窗
普通门	M1	900×2100	预留门洞	预留门洞		24		预留门洞
	M2	新装	新装	880×2000	铝合金磨砂玻璃门	24		新装定制1.2厚铝合金钢化玻璃门 (6厚磨砂)

注册章

工程设计出图专用章



恒企工程技术集团有限公司

■ 建筑工程设计: 甲级 ■ 风景园林设计: 乙级
■ 城乡规划设计: 乙级 ■ 市政工程设计: 乙级
■ 公路工程设计: 丙级 ■ 工程咨询: 乙级
联系电话: 0771-5605292
投诉电话: 15994346269

建设单位:
全州县住房和城乡建设局

项目名称:
全州县绍水镇完全小学
保障性租赁住房改建项目

子项目名称:
全州县绍水镇白沙中心小学

图纸名称:
1号楼一层至三层门窗设计平面图

审定人	杨金璋	杨金璋
项目负责人	张学军	张学军
审核人	何 献	何 献
专业负责人	张学军	张学军
校对对	覃天总	覃天总
设计人	眭岩生	眭岩生

设计号: HQA2507046

专业: 建 筑

设计阶段: 施工图

比例 1:100 规格 A3

出图日期: 2025. 07

图号 JZ-08

版次	日期
----	----

版权所有, 不得复制、套用。


图 纸 目 录

[illegible]

图 纸 目 录

[illegible]

专业	姓名	日期	专业	姓名	日期
建筑			暖通		
结构			电气		
给排水			弱电		

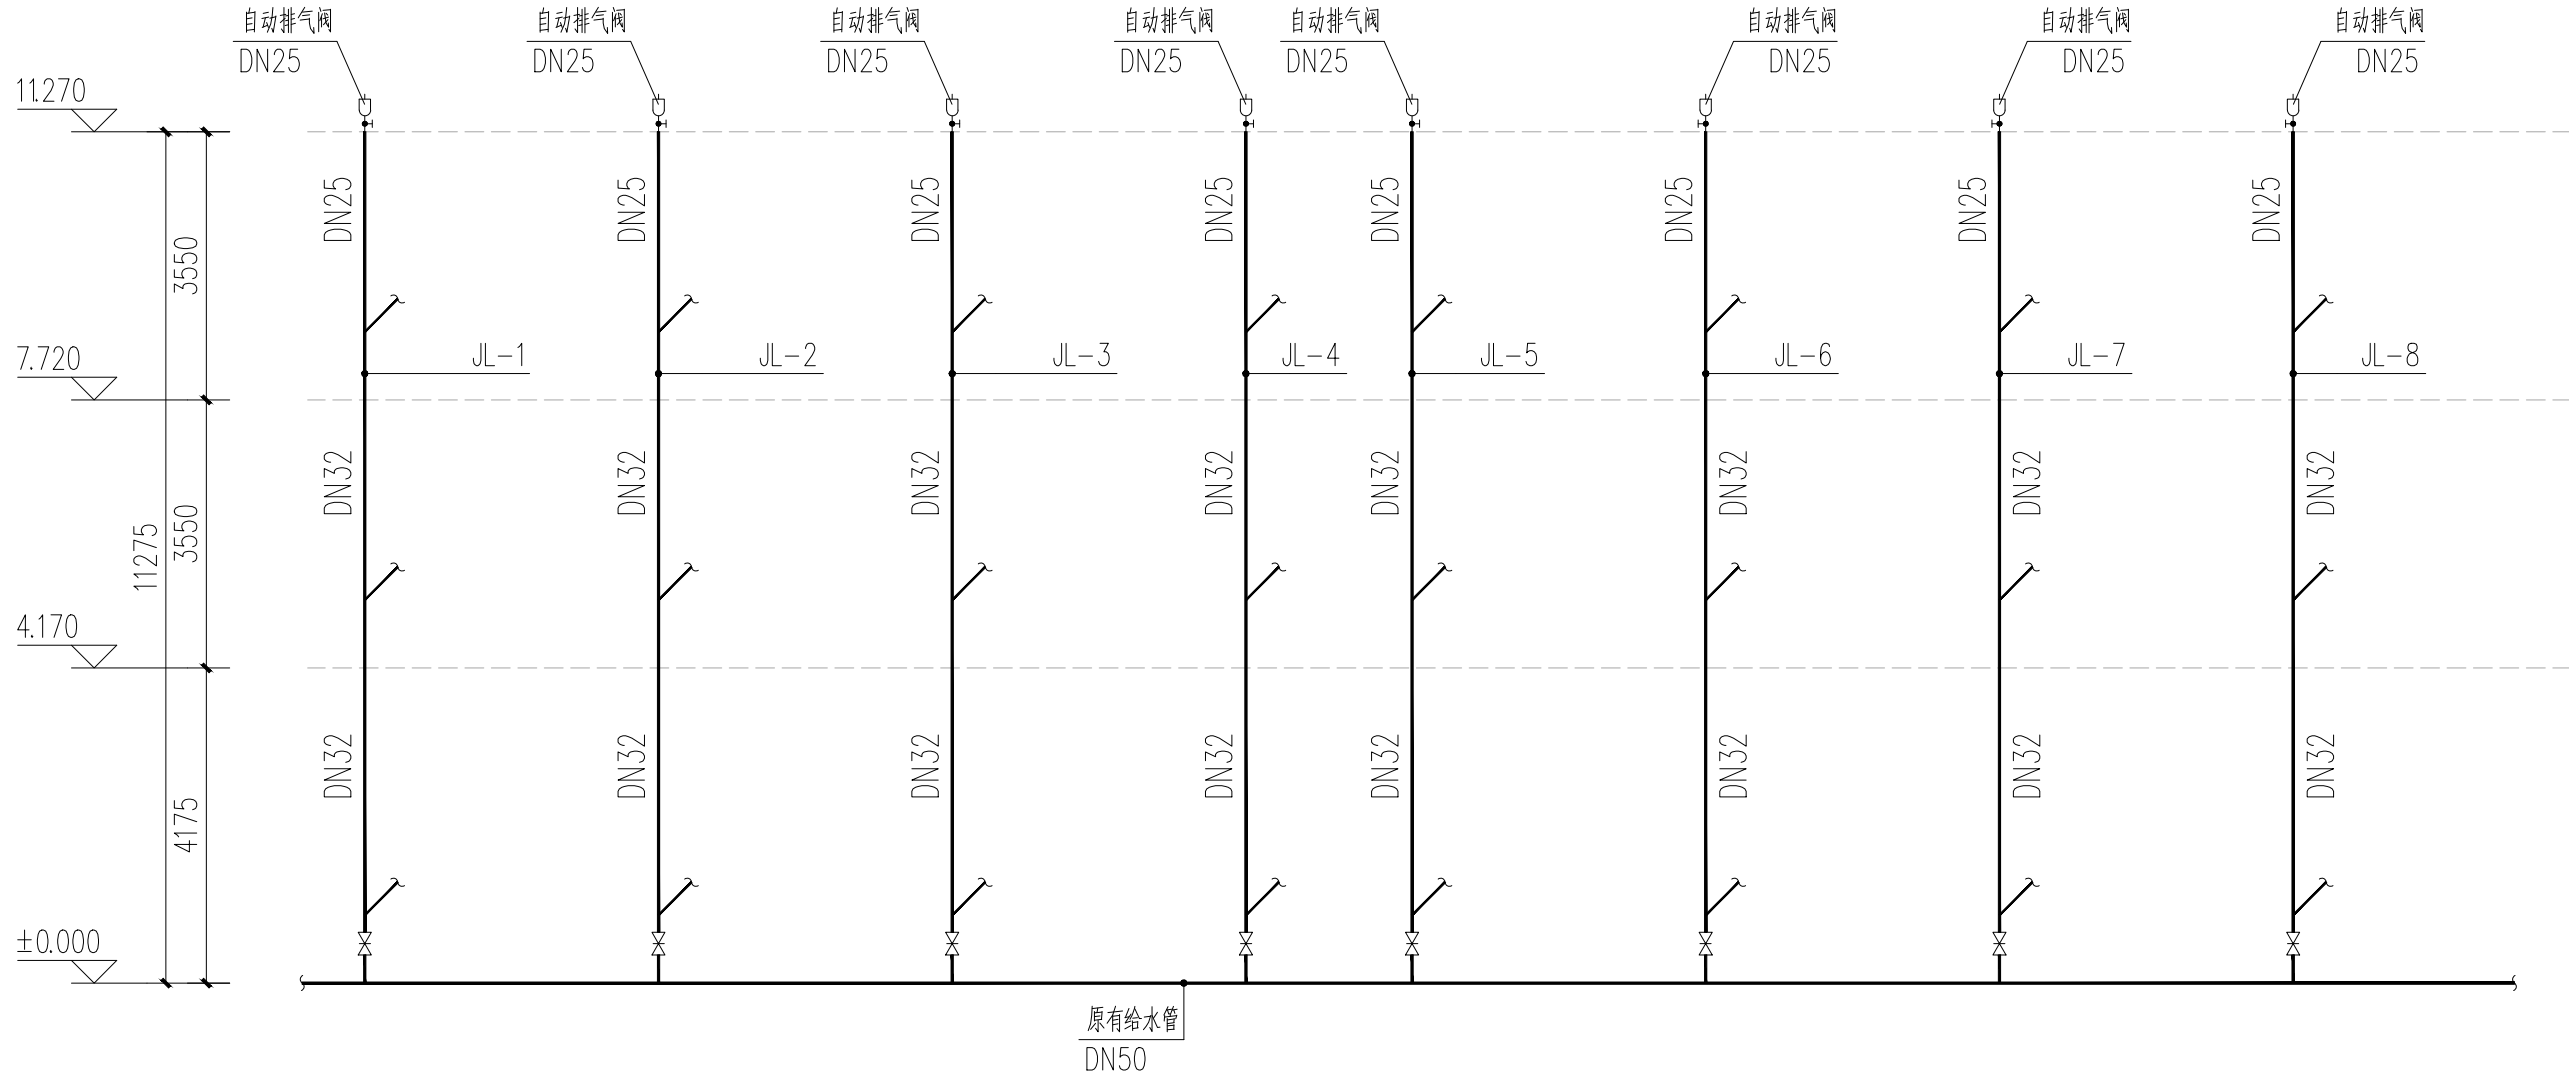

1号楼给水系统图 1:100

注册章

工程设计出图专用章



恒企工程技术集团有限公司

■ 建筑工程设计：甲级 ■ 风景园林设计：乙级
■ 城乡规划设计：乙级 ■ 市政工程设计：乙级
■ 公路工程设计：丙级 ■ 工程咨询：乙级
联系电话：0771-5605292
投诉电话：15994346269

建设单位：
全州县住房和城乡建设局

项目名称：
全州县绍水镇完全小学
保障性租赁住房改建项目

子项目名称：
全州县绍水镇白沙中心小学

图纸名称：
1号楼给水系统图

审定人	杨金璋	杨金璋
项目负责人	张学军	张学军
审核人	朱文忠	朱文忠
专业负责人	杨金璋	杨金璋
校对人	廖茜	廖茜
设计人	李秋娟	李秋娟

设计号：HQA2507046

专业：给排水

设计阶段：施工图

比例	1:100	规格	A3
----	-------	----	----


出图日期：2025. 07

图号	SS-02
----	-------

版次	日期
----	----

版权所有，不得复制、套用。


日期	姓名	专业	日期	姓名	专业
		暖通			电气
		弱电			给排水
		建筑			结构

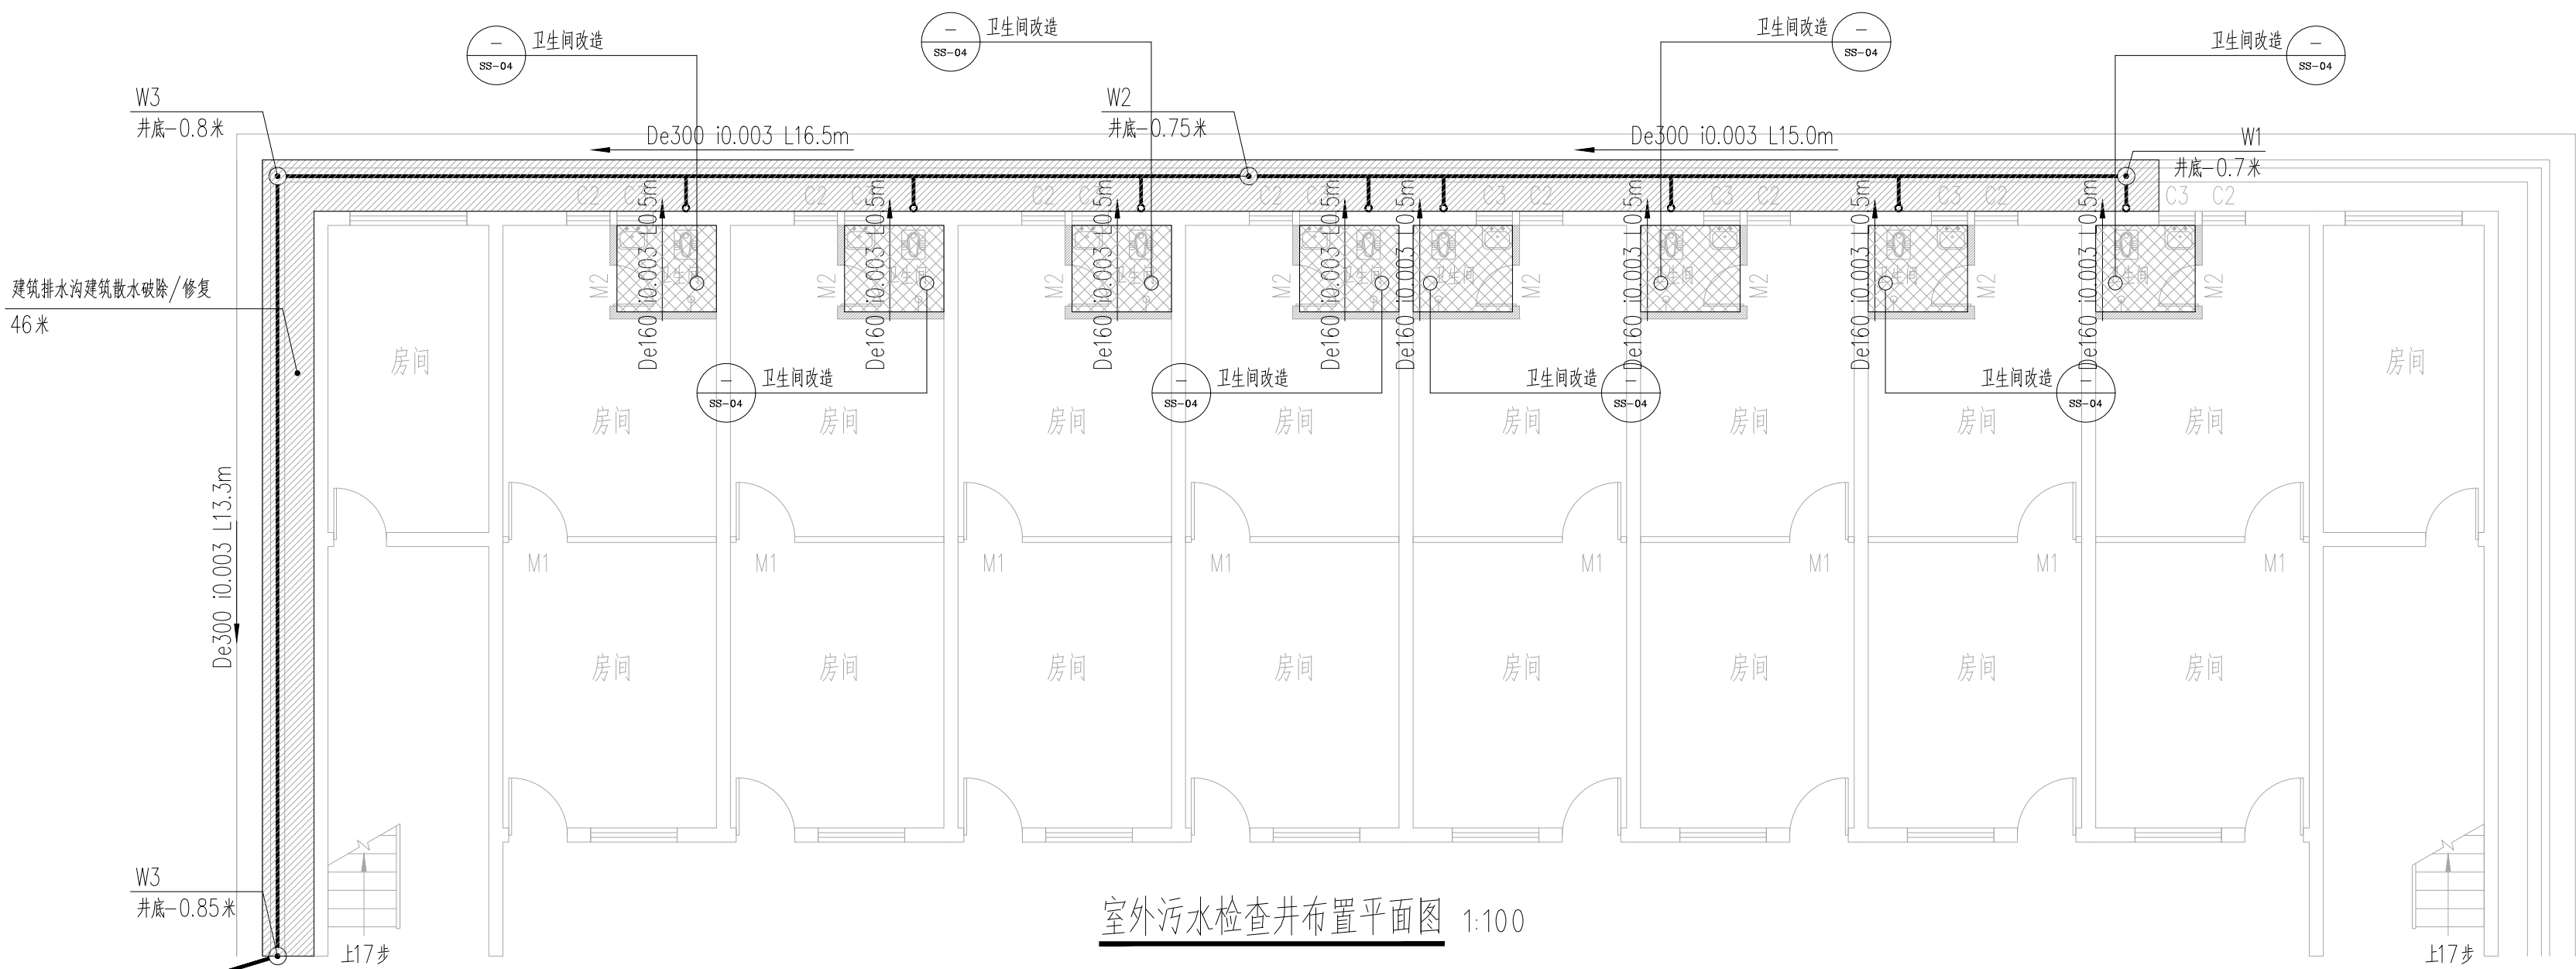

室外污水检查井布置平面图 1:100

主要材料表

序号	图例	名称	规格	单位	数量	备注
1		建筑排水用硬聚氯乙烯管 (PVC-U)	De160	米	4	环刚度 $\geq$ SN8
2		高密度聚乙烯双壁波纹管 (HDPE)	De300	米	55.8	环刚度 $\geq$ SN8
3	○	污水检查井	Φ 700	个	4	06MS201-3, 页9
4		污水井盖	Φ 700	套	4	安装高度与路面平齐, 载重力 $>400\text{kn}$
5		成品玻璃钢化粪池	6立方	个	1	污水停留24小时, 清掏周期360天, 池顶覆 ± 0.65 米

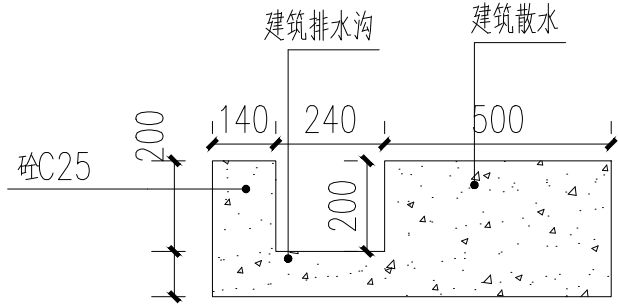

建筑排水沟建筑散水破除/修复大样图 1:20

注册章

工程设计出图专用章



恒企工程技术集团有限公司

■ 建筑工程设计: 甲级 ■ 风景园林设计: 乙级
■ 城乡规划设计: 乙级 ■ 市政工程设计: 乙级
■ 公路工程设计: 丙级 ■ 工程咨询: 乙级
联系电话: 0771-5605292
投诉电话: 15994346269

建设单位:
全州县住房和城乡建设局

项目名称:
全州县绍水镇完全小学
保障性租赁住房改建项目

子项目名称:
全州县绍水镇白沙中心小学

图纸名称:
室外污水检查井布置平面图

审定人	杨金璋	杨金璋
项目负责人	张学军	张学军
审核人	朱文忠	朱文忠
专业负责人	杨金璋	杨金璋
校对	廖茜	廖茜
设计人	李秋娟	李秋娟

设计号: HQA2507046

专业: 给排水

设计阶段: 施工图

比例: 1:100 规格: A3


出图日期: 2025. 07

图号: SS-03

版次: 日期

版权所有, 不得复制、套用。

专业	姓名	日期	专业	姓名	日期
建筑			暖通		
结构			电气		
给排水			弱电		

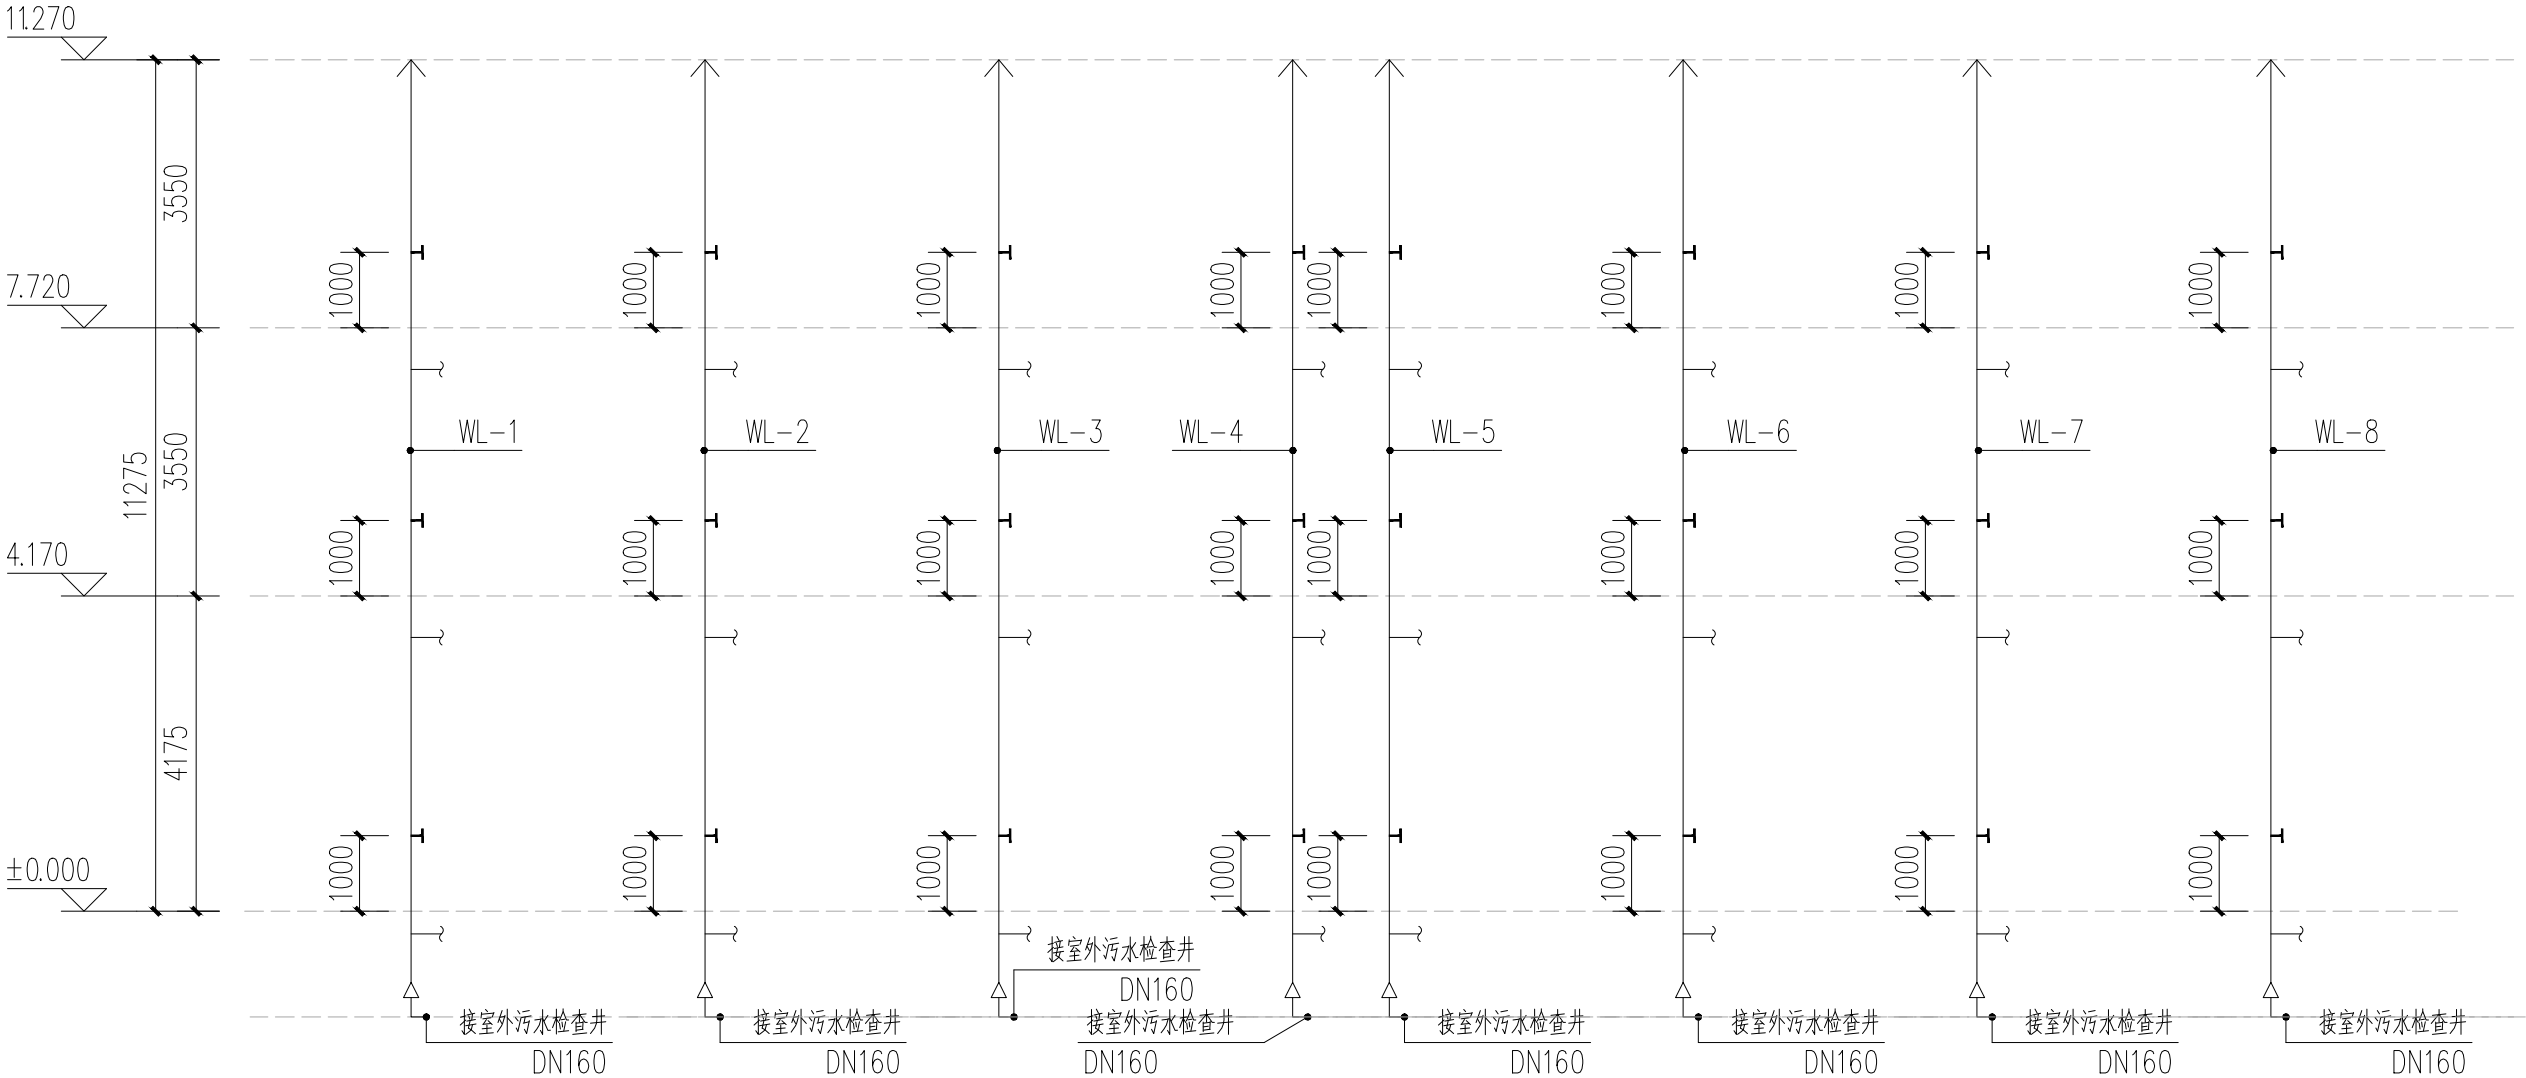

号楼1排水系统图 1:100

说明 1、排水横管采用坡度见塑料排水横管坡度表；
2、检查口设置距地1.00m；
3、支管方向仅为示意，具体详平面图。
4、室外污水检查井布置详室外综合管线图。

管道名称		管材	接口	试压及防腐
室内排水管 (特别注明除外)	污水管、废水管	UPVC塑料管	粘接，胶圈密封连接	管道安装完毕后应做防渗漏试验
	通气管			
	二次排水管	UPVC塑料给水管	粘接，胶圈密封连接	管道安装完毕后应做防渗漏试验

主要器材表						
序号	名称	规格	材质	单位	数量	备注
1	排水管	DN110	UPVC	米	按实际	粘接
2	蹲便器	型号由甲方自己确定	陶瓷	套	按实际	用于室内配水主管
3	地漏	DN50	UPVC	个	按实际	

塑料排水横管坡度表						
管径 dn (mm)	50	75	110	160	200	
污水、废水管坡度	0.026	0.026	0.02	0.01	0.005	

塑料管外径 (dn) 与金属管公称直径 (DN) 对照表										
公称直径 DN	DN15	DN20	DN25	DN32	DN40	DN50	DN65	DN80	DN100	
外径dn	dn20	dn25	dn32	dn40	dn50	dn63	dn75	dn90	dn110	

序号	名称	图 例	
		平 面	立 面
1			
2	污水管	—W—	WL-1 ⊕
3	检查口	⊥	
4	通气帽	↑	

注册章

工程设计出图专用章



恒企工程技术集团有限公司

■ 建筑工程设计：甲级 ■ 风景园林设计：乙级
■ 城乡规划设计：乙级 ■ 市政工程设计：乙级
■ 公路工程设计：丙级 ■ 工程咨询：乙级
联系电话: 0771-5605292
投诉电话: 15994346269

建设单位：
全州县住房和城乡建设局

项目名称：
全州县绍水镇完全小学
保障性租赁住房改建项目

子项目名称：
全州县绍水镇白沙中心小学

图纸名称：
号楼1排水系统图

审定人	杨金璋	杨金璋
项目负责人	张学军	张学军
审核人	朱文忠	朱文忠
专业负责人	杨金璋	杨金璋
校对入	廖茜	廖茜
设计人	李秋娟	李秋娟

设计号： HQA2507046

专业： 给排水

设计阶段： 施工图

比例 1:100 规格 A3


出图日期： 2025. 07

图号 SS-05

版次 日期

版权所有，不得复制、套用。

期					
日					
姓					
名					
专	业	通	气	电	
业	暖	电	弱		
期					
日					
姓					
名					
专	业	建	构	排	水
业	筑	结	水		

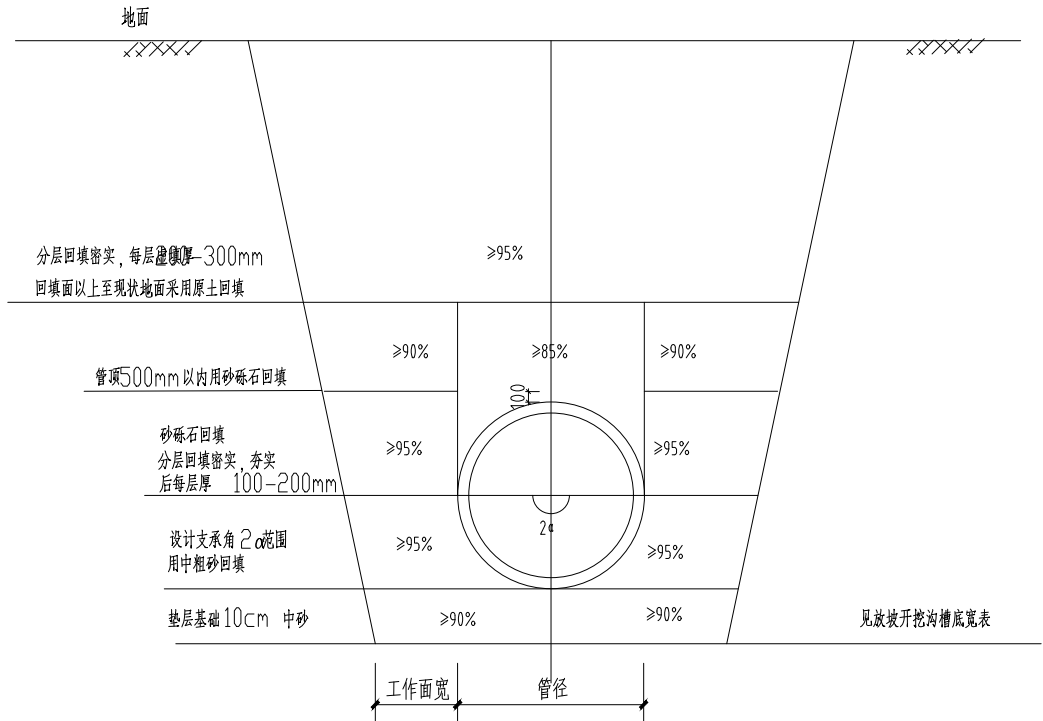

排水管沟槽开挖及回填断面图

说明:

- 1、本图中的回填压实度除注明外均为轻型击实标准的压实度。
- 2、管底至支承角 360° 中粗砂回填，支承角 360° 至管顶500mm以下采用砂砾石回填，管顶500mm以上至路基用原土回填。
- 3、沟槽的开挖宽度和开挖放坡参见《给水排水管道工程施工及验收规范》（GB50268-2008）第4.3.3条。
- 4、在路基作用深度范围内的管段，其管道回填压实度按规范应同时满足路基压实度的要求。
- 5、现状地面为硬化地面时，管道施工前需经行地面破除，施工完成后需进行面层恢复，面层回复做法同原地面做法。
- 6、其它未尽说明之处参见《给水排水管道工程施工及验收规范》（GB50268-2008）。

基坑和管沟边坡的最大坡度

土壤种类	坡顶无荷载	坡顶有静荷载	坡顶有静荷载
中密的砂土	1:1.00	1:1.25	1:1.50
中密的碎石类土（沙土填充物）	1:0.75	1:1.00	1:1.25
硬塑的轻亚粘土	1:0.67	1:0.75	1:1.00
中密的碎石类土（粘土填充物）	1:0.50	1:0.67	1:0.75
硬塑的亚粘土、粘土	1:0.33	1:0.50	1:0.67
老黄土	1:0.10	1:0.25	1:0.33
软土（经井点降水后）	1:1.00	--	--

放坡开挖沟槽底宽度表

公称直径	Hs≤3000	3000<Hs≤4000	Hs>4000	公称直径	Hs≤3000	3000<Hs≤4000	Hs>4000
DN150	650	——	——	DN700	1600	1700	1800
DN200	700	——	——	DN800	1700	1800	1900
DN300	1000	1100	1200	DN900	1800	1900	2000
DN400	1100	1200	1300	DN1000	2000	2100	2200
DN500	1300	1400	1500	DN1100	2100	2200	2300
DN600	1400	1500	1600	DN1200	2200	2300	2400

Hs管顶回填厚度

注册章

工程设计出图专用章



恒企工程技术集团有限公司

■ 建筑工程设计：甲级 ■ 风景园林设计：乙级
■ 城乡规划设计：乙级 ■ 市政工程设计：乙级
■ 公路工程设计：丙级 ■ 工程咨询：乙级

联系电话:0771-5605292
投诉电话:15994346269

建设单位：
全州县住房和城乡建设局

项目名称：
全州县绍水镇完全小学
保障性租赁住房改建项目

子项目名称：
全州县绍水镇白沙中心小学

图纸名称：
排水管沟槽开挖及回填大样图

审定人	杨金璋	杨金璋
项目负责人	张学军	张学军
审核人	朱文忠	朱文忠
专业负责人	杨金璋	杨金璋
校对人	廖茜	廖茜
设计人	李秋娟	李秋娟

设计号：HQA2507046

专业：给排水

设计阶段：施工图

比例：1:100 规格：A3

出图日期：2025. 07


图号：SS-06

版次	日期

二维码识别

版权所有，不得复制、套用。

期	日	姓	名	专	业
				通	电
				气	电
				弱	电
期	日	姓	名	专	业
				建	筑
				结	构
				给	排
				水	

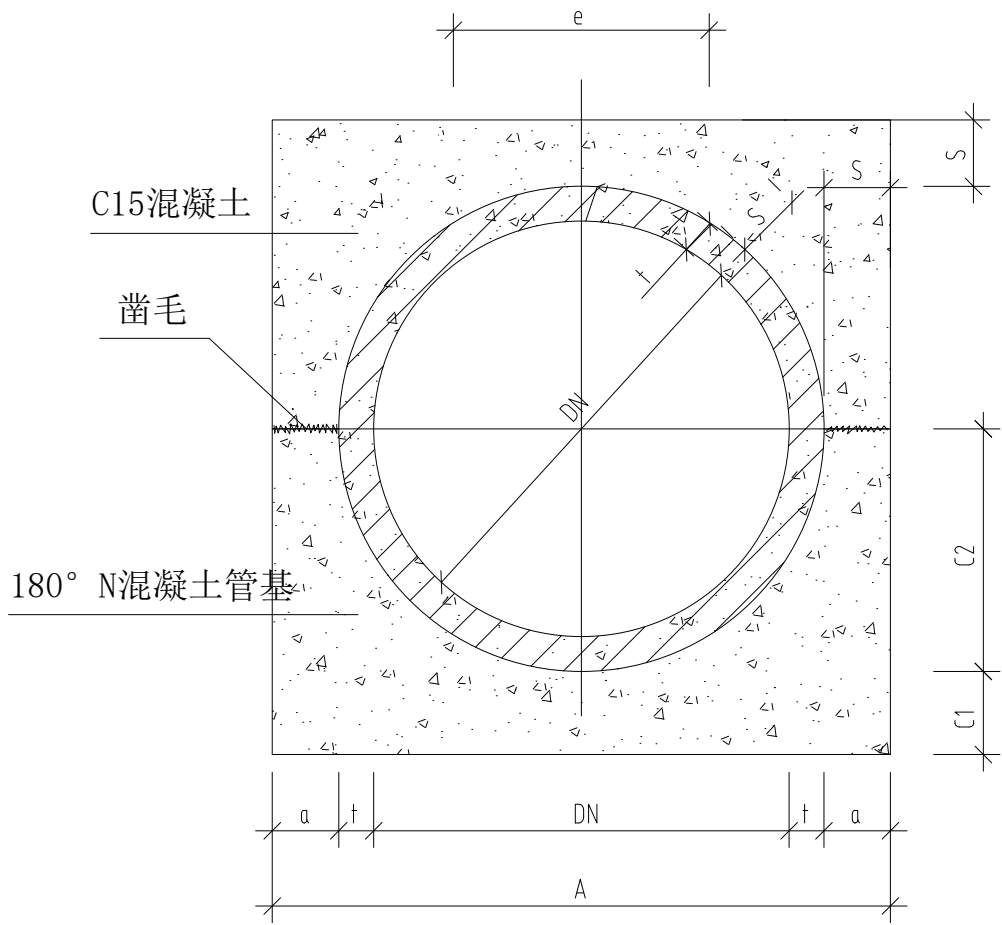

360° 混凝土满包加固管道基础断面图

说明：

- 1、单位：毫米；
- 2、图中管材规格应符合国标GA/T11836-1999标准；
- 3、承插口接口部分混凝土基础与管身混凝土基础连续浇筑，承口底部C1值不得小于表中所给数值；
- 4、本图为行车道覆土小于0.7米或人行道覆土小于0.6米排水管道使用。

单位：mm

管内径 DN	管壁厚 t	管基尺寸				断面尺寸 S
		a	A	C1	C2	
300	22	80	504	80	172	100
400	32	100	664	100	232	100
500	47.5	100	795	110	297.5	110
600	58	110	936	110	358	110
800	78.5	140	1237	140	478.5	140

注册章

工程设计出图专用章



恒企工程技术集团有限公司

■ 建筑工程设计：甲级 ■ 风景园林设计：乙级
■ 城乡规划设计：乙级 ■ 市政工程设计：乙级
■ 公路工程设计：丙级 ■ 工程咨询：乙级

联系电话：0771-5605292
投诉电话：15994346269

建设单位：
全州县住房和城乡建设局

项目名称：
全州县绍水镇完全小学
保障性租赁住房改建项目

子项目名称：
全州县绍水镇白沙中心小学

图纸名称：
混凝土全包大样图

审定人	杨金璋	杨金璋
项目负责人	张学军	张学军
审核人	朱文忠	朱文忠
专业负责人	杨金璋	杨金璋
校对	廖茜	廖茜
设计人	李秋娟	李秋娟

设计号：HQA2507046

专业：给排水

设计阶段：施工图

比例：1:100 规格：A3

出图日期：2025. 07

图号：SS-08

版次：日期

二维码识别

版权所有，不得复制、套用。


图 纸 目 录

[illegible]

图 纸 目 录

[illegible]

专	业	日	期	姓	名	日	期
建	筑	姓	名	专	业	姓	名
结	构	日	期	通	电	日	期
给	排	电	气	暖	电	日	期
水	弱	电	气	电	气	日	期

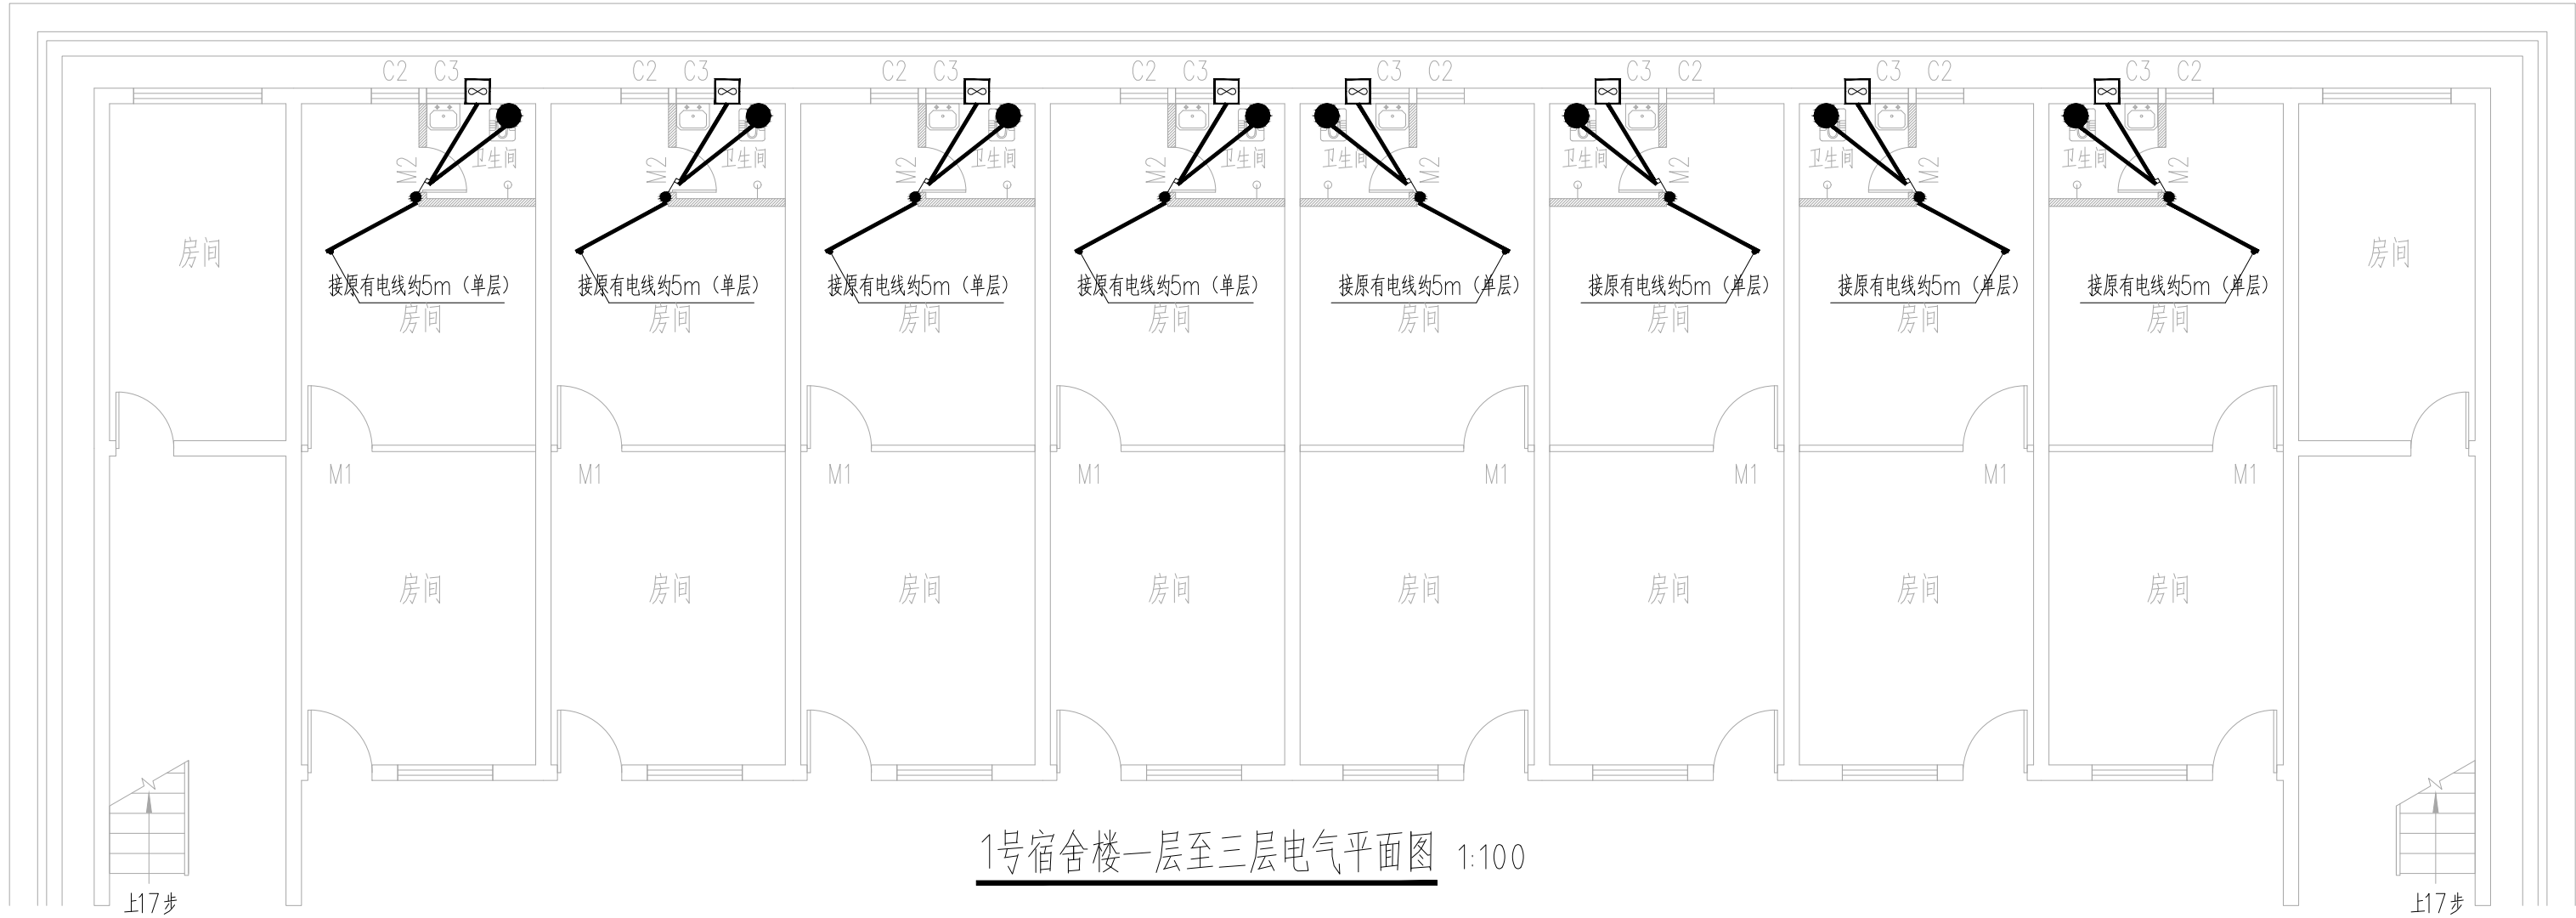

1号宿舍楼一层至三层电气平面图 1:100

一层至三层电气材料统计表

序号	图例	名称	规格	单位	数量	备注
1	●	节能灯	LED 9W	盏	24	距地2.5米
2	⤵	双级开关	220V.10A	个	24	距地1.5米明装
3	⊞	换气风扇		台	24	距地2.1米明装

注册章

工程设计出图专用章

恒企工程技术集团有限公司
■ 建筑工程设计：甲级 ■ 风景园林设计：乙级
■ 城乡规划设计：乙级 ■ 市政工程设计：乙级
■ 公路工程设计：丙级 ■ 工程咨询：乙级
联系电话：0771-5605292
投诉电话：15994346269

建设单位：
全州县住房和城乡建设局

项目名称：
全州县绍水镇白沙中心小学

子项目名称：
全州县绍水镇完全小学
保障性租赁住房改建项目

图纸名称：
1号宿舍楼一层至三层电气平面图

审定人	杨金璋	杨金璋
项目负责人	张学军	张学军
审核人	王毅	王毅
专业负责人	王毅	王毅
校对对	覃启航	覃启航
设计人	廖铭成	廖铭成

设计号：HQA2507046

专业：电 气

设计阶段：施工图

比例 1:100 规格 A3

出图日期：2025. 07

图号 DS-01

版次 日期