


日期		姓名	
专业	暖通	专业	电气
日期		姓名	
专业	建筑	专业	给排水

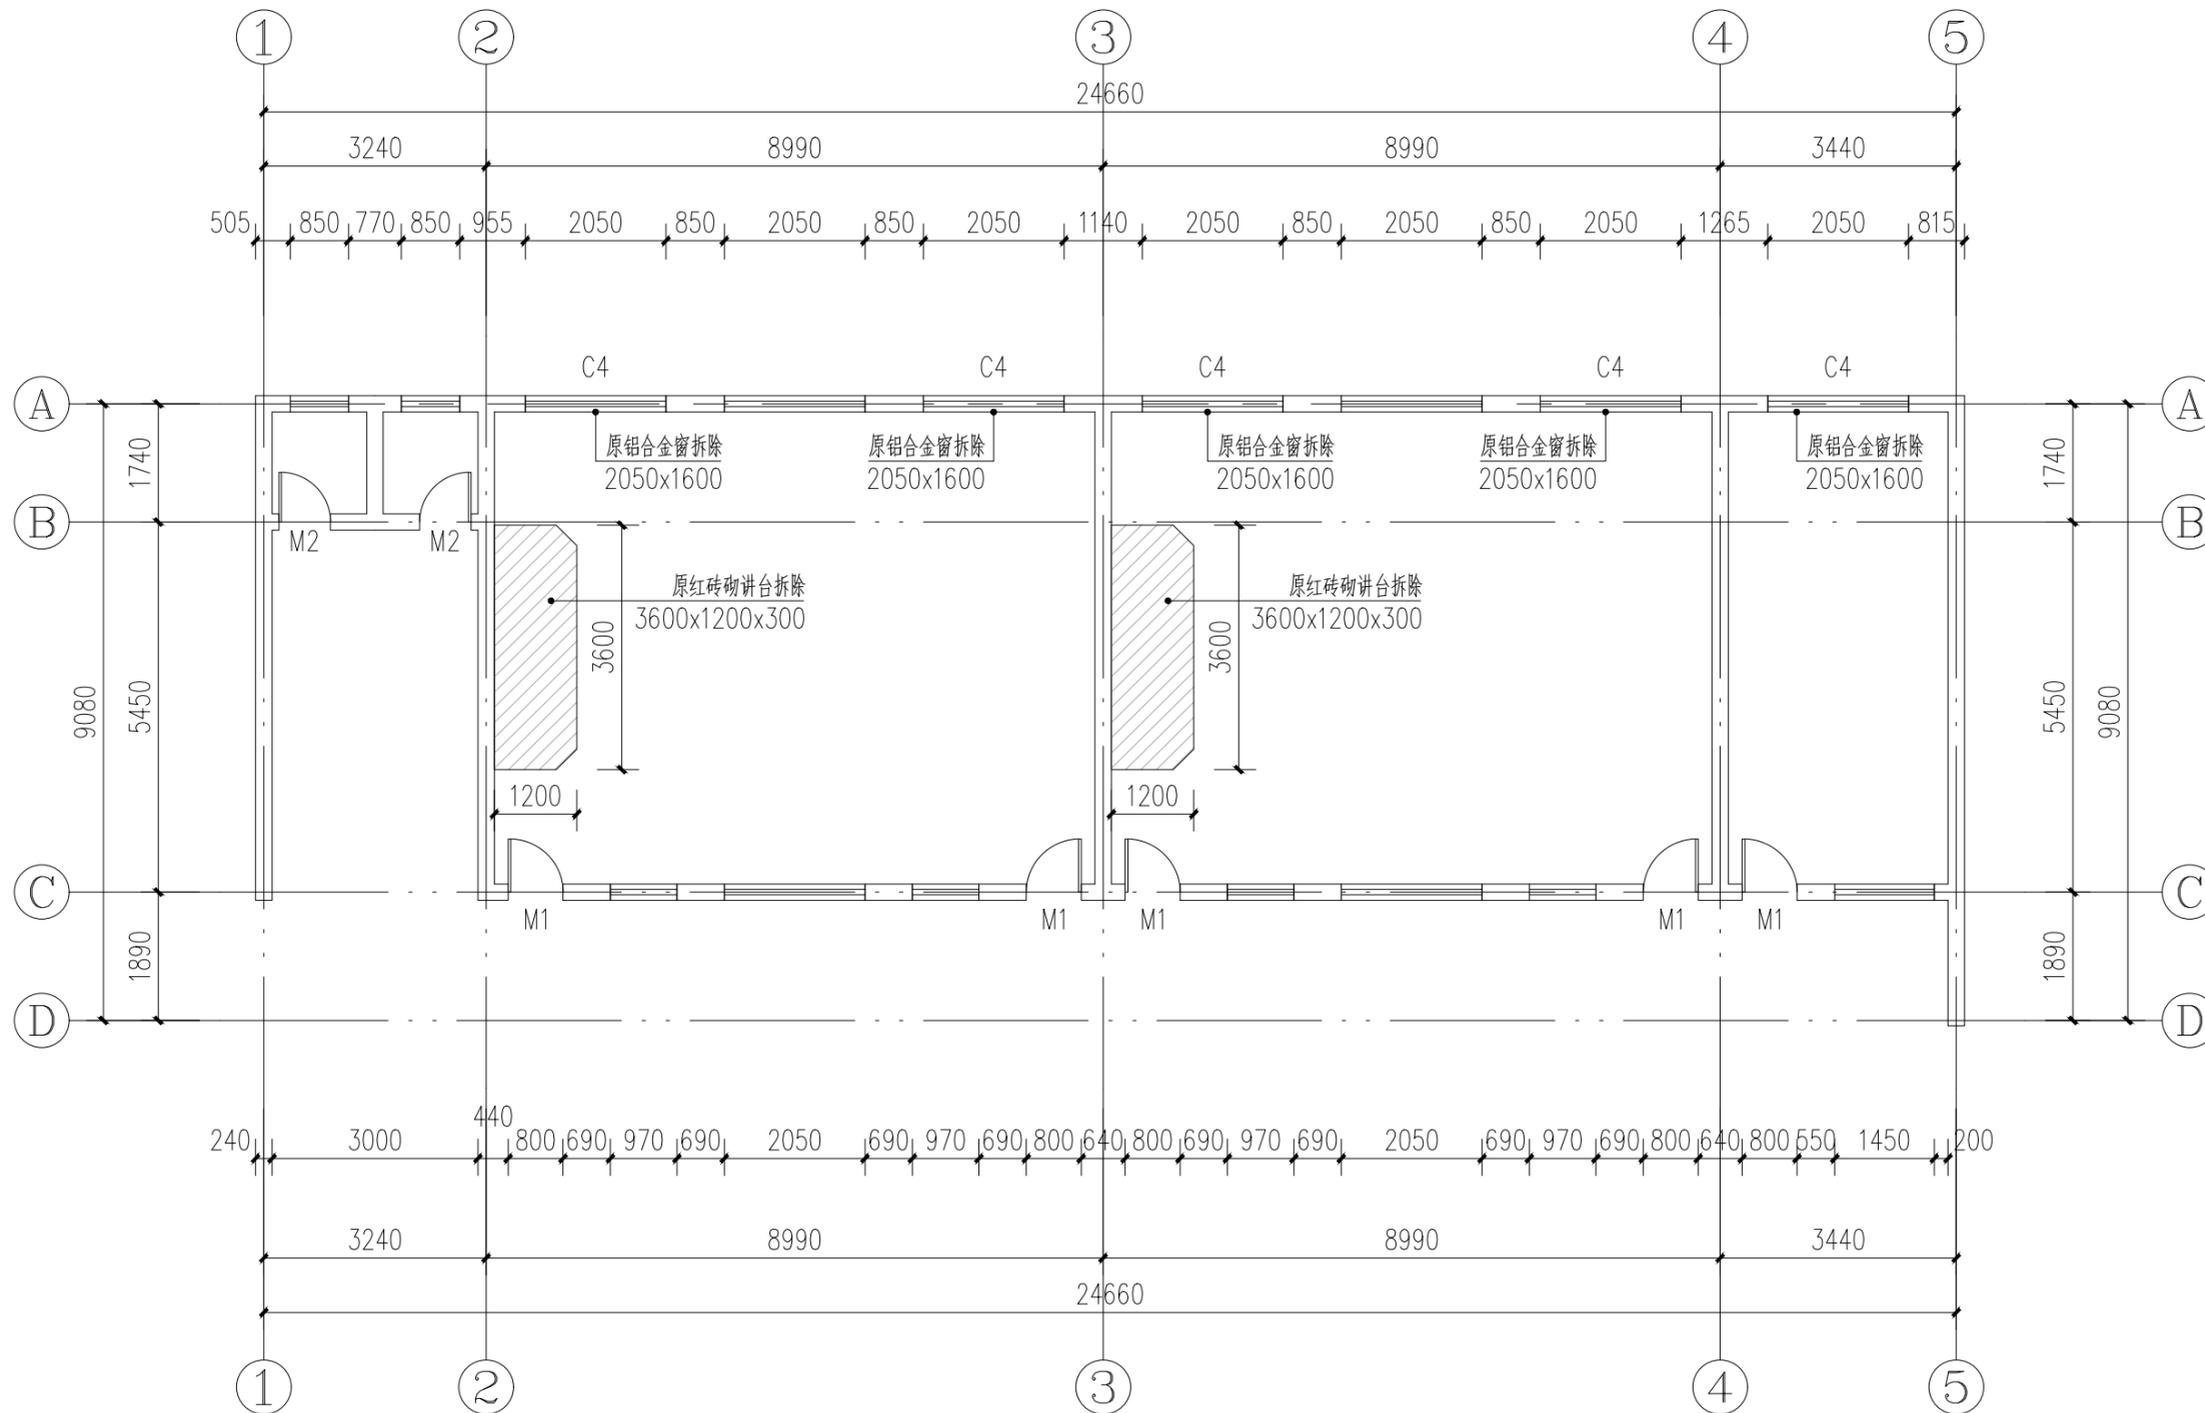

3号宿舍楼——一层原始平面图 1:100

注册章

工程设计出图专用章



恒企工程技术集团有限公司

■ 建筑工程设计: 甲级 ■ 风景园林设计: 乙级
 ■ 城乡规划设计: 乙级 ■ 市政工程设计: 乙级
 ■ 公路工程设计: 丙级 ■ 工程咨询: 乙级
 联系电话: 0771-5605292
 投诉电话: 15994346269

建设单位:
全州县住房和城乡建设局

项目名称:
全州县绍水镇完全小学保障性
租赁住房改建项目

子项目名称:

图纸名称:
3号宿舍楼——一层原始平面图

审定人	杨金璋	杨金璋
项目负责人	张学军	张学军
审核人	何献	何献
专业负责人	张学军	张学军
校对	覃天总	覃天总
设计人	眭岩生	眭岩生

设计号: HQA2507046

专业: 建筑

设计阶段: 施工图

比例: 1:100 规格: A3

出图日期: 2025.07


图号: JZ-01

版次	日期
A	2025.07

二维码识别

版权所有, 不得复制、套用。

日期		姓名	
专业	暖通	专业	电气
日期		姓名	
专业	建筑	专业	给排水

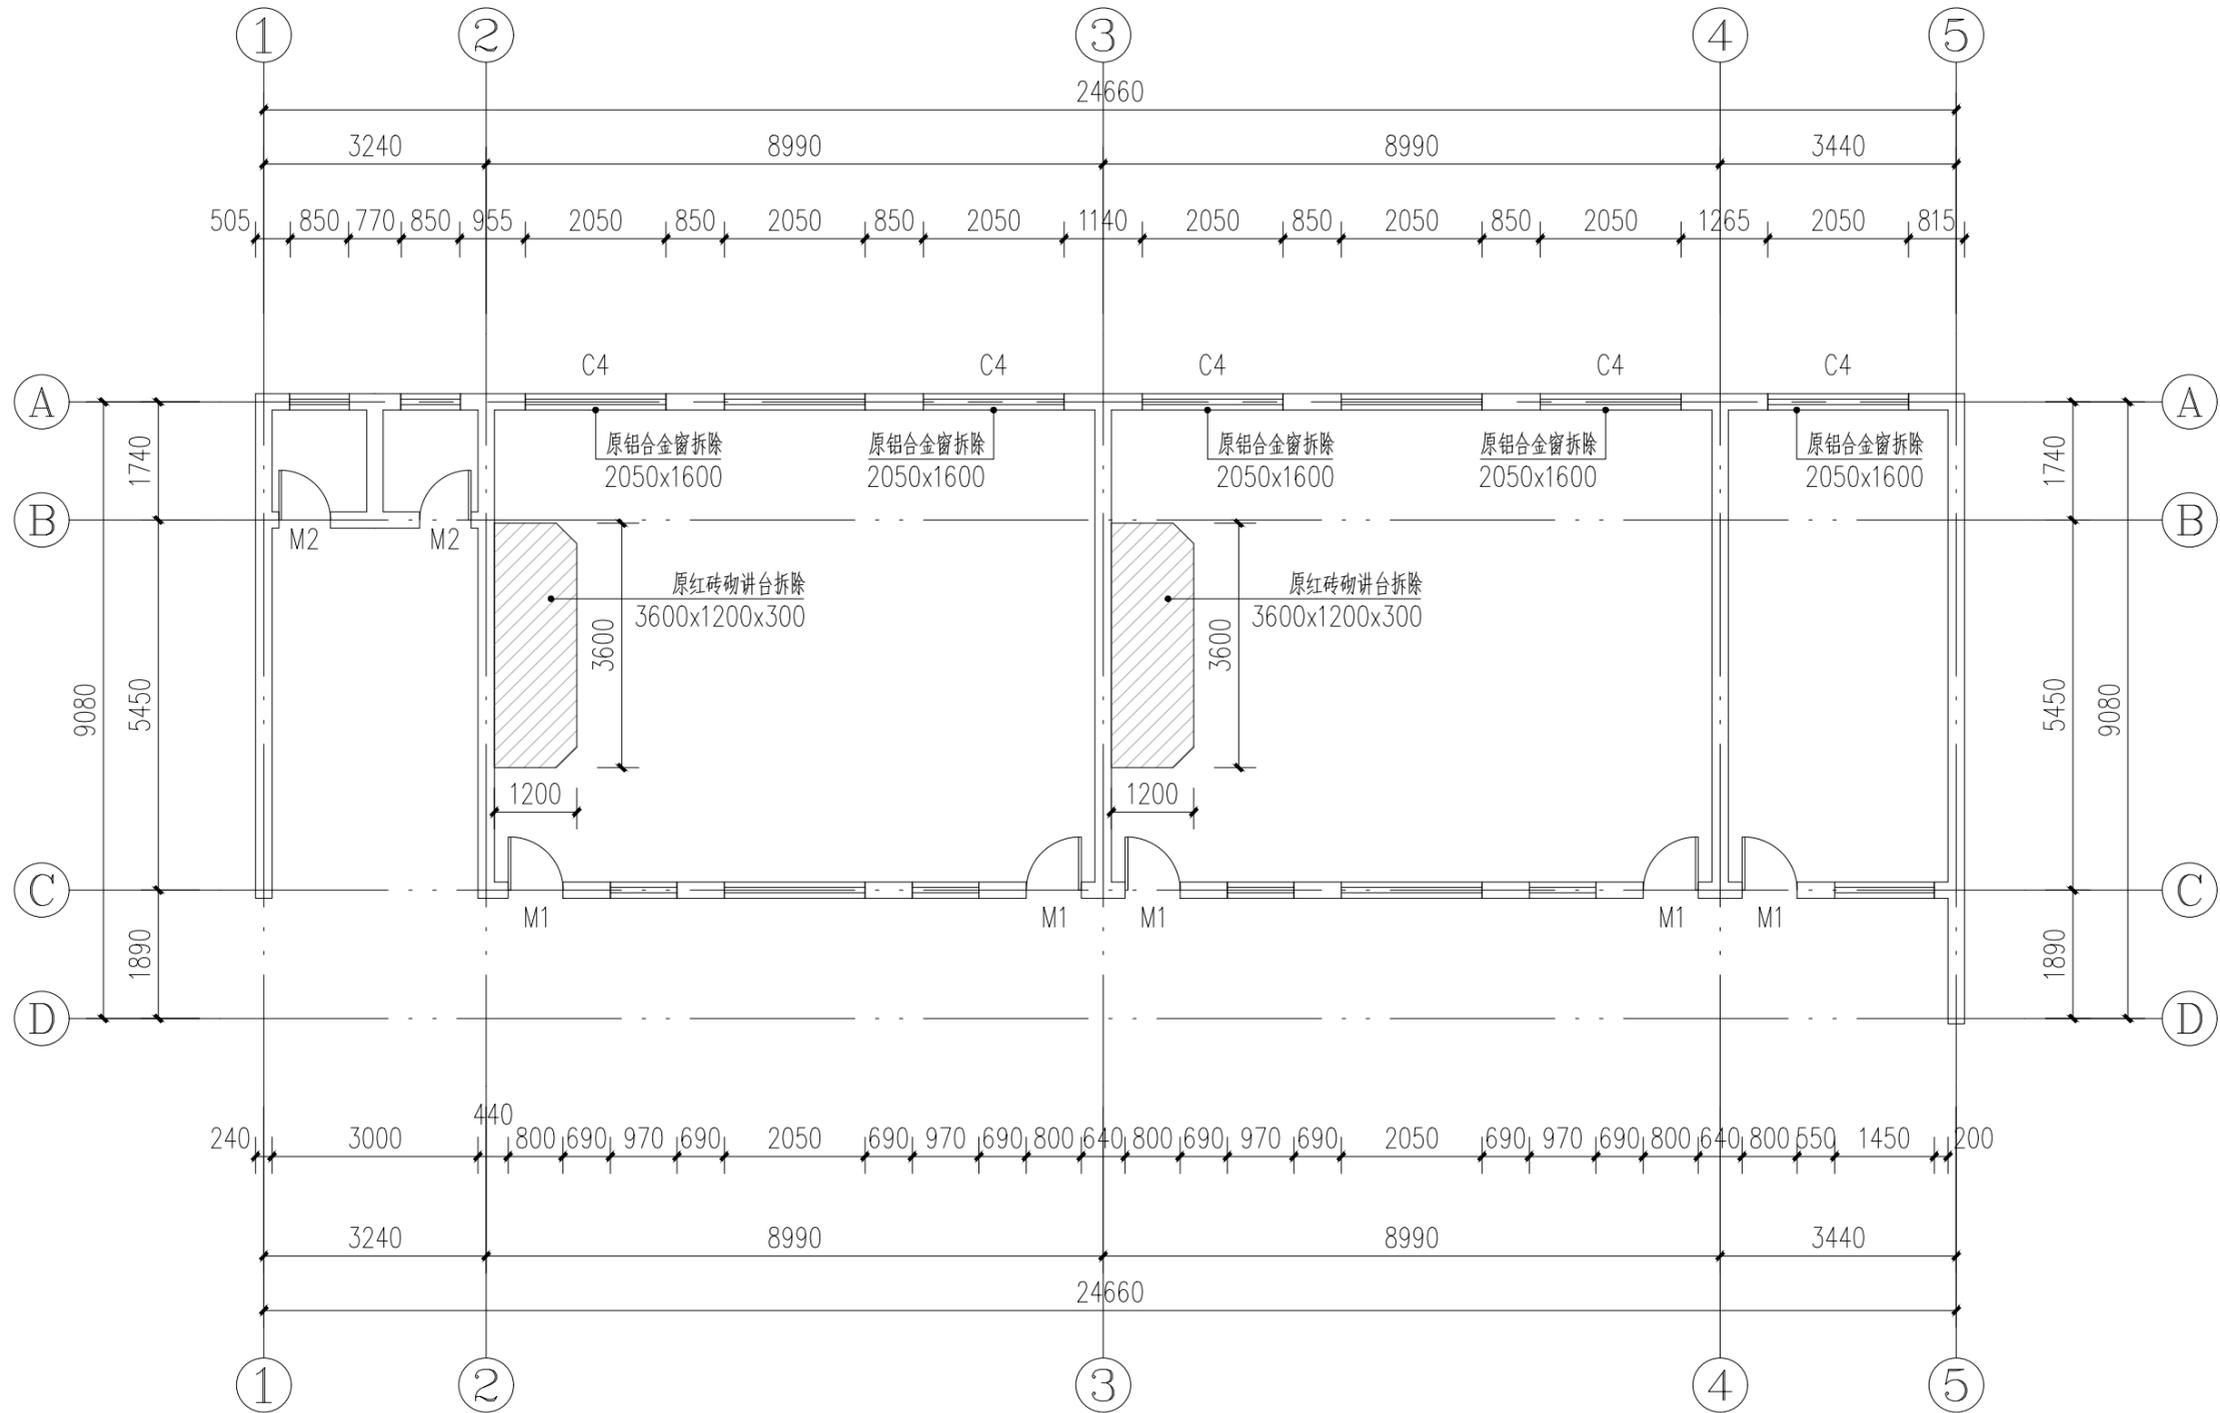

3号宿舍楼--二层原始平面图 1:100

注册章

工程设计出图专用章



恒企工程技术集团有限公司

■ 建筑工程设计: 甲级 ■ 风景园林设计: 乙级
 ■ 城乡规划设计: 乙级 ■ 市政工程设计: 乙级
 ■ 公路工程设计: 丙级 ■ 工程咨询: 乙级
 联系电话: 0771-5605292
 投诉电话: 15994346269

建设单位:
全州县住房和城乡建设局

项目名称:
全州县绍水镇完全小学保障性
租赁住房改建项目

子项目名称:

图纸名称:
3号宿舍楼--二层原始平面图


审定人	杨金璋	杨金璋
项目负责人	张学军	张学军
审核人	何献	何献
专业负责人	张学军	张学军
校对	覃天总	覃天总
设计人	眭岩生	眭岩生

设计号:	HQA2507046		
专业:	建筑		
设计阶段:	施工图		
比例	1:100	规格	A3
出图日期:	2025.07		
图号	JZ-02		
版次	日期		
A	2025.07		

二维码识别

版权所有, 不得复制、套用。

日期		姓名	
专业	暖通	专业	电气
日期		姓名	
专业	建筑	专业	给排水

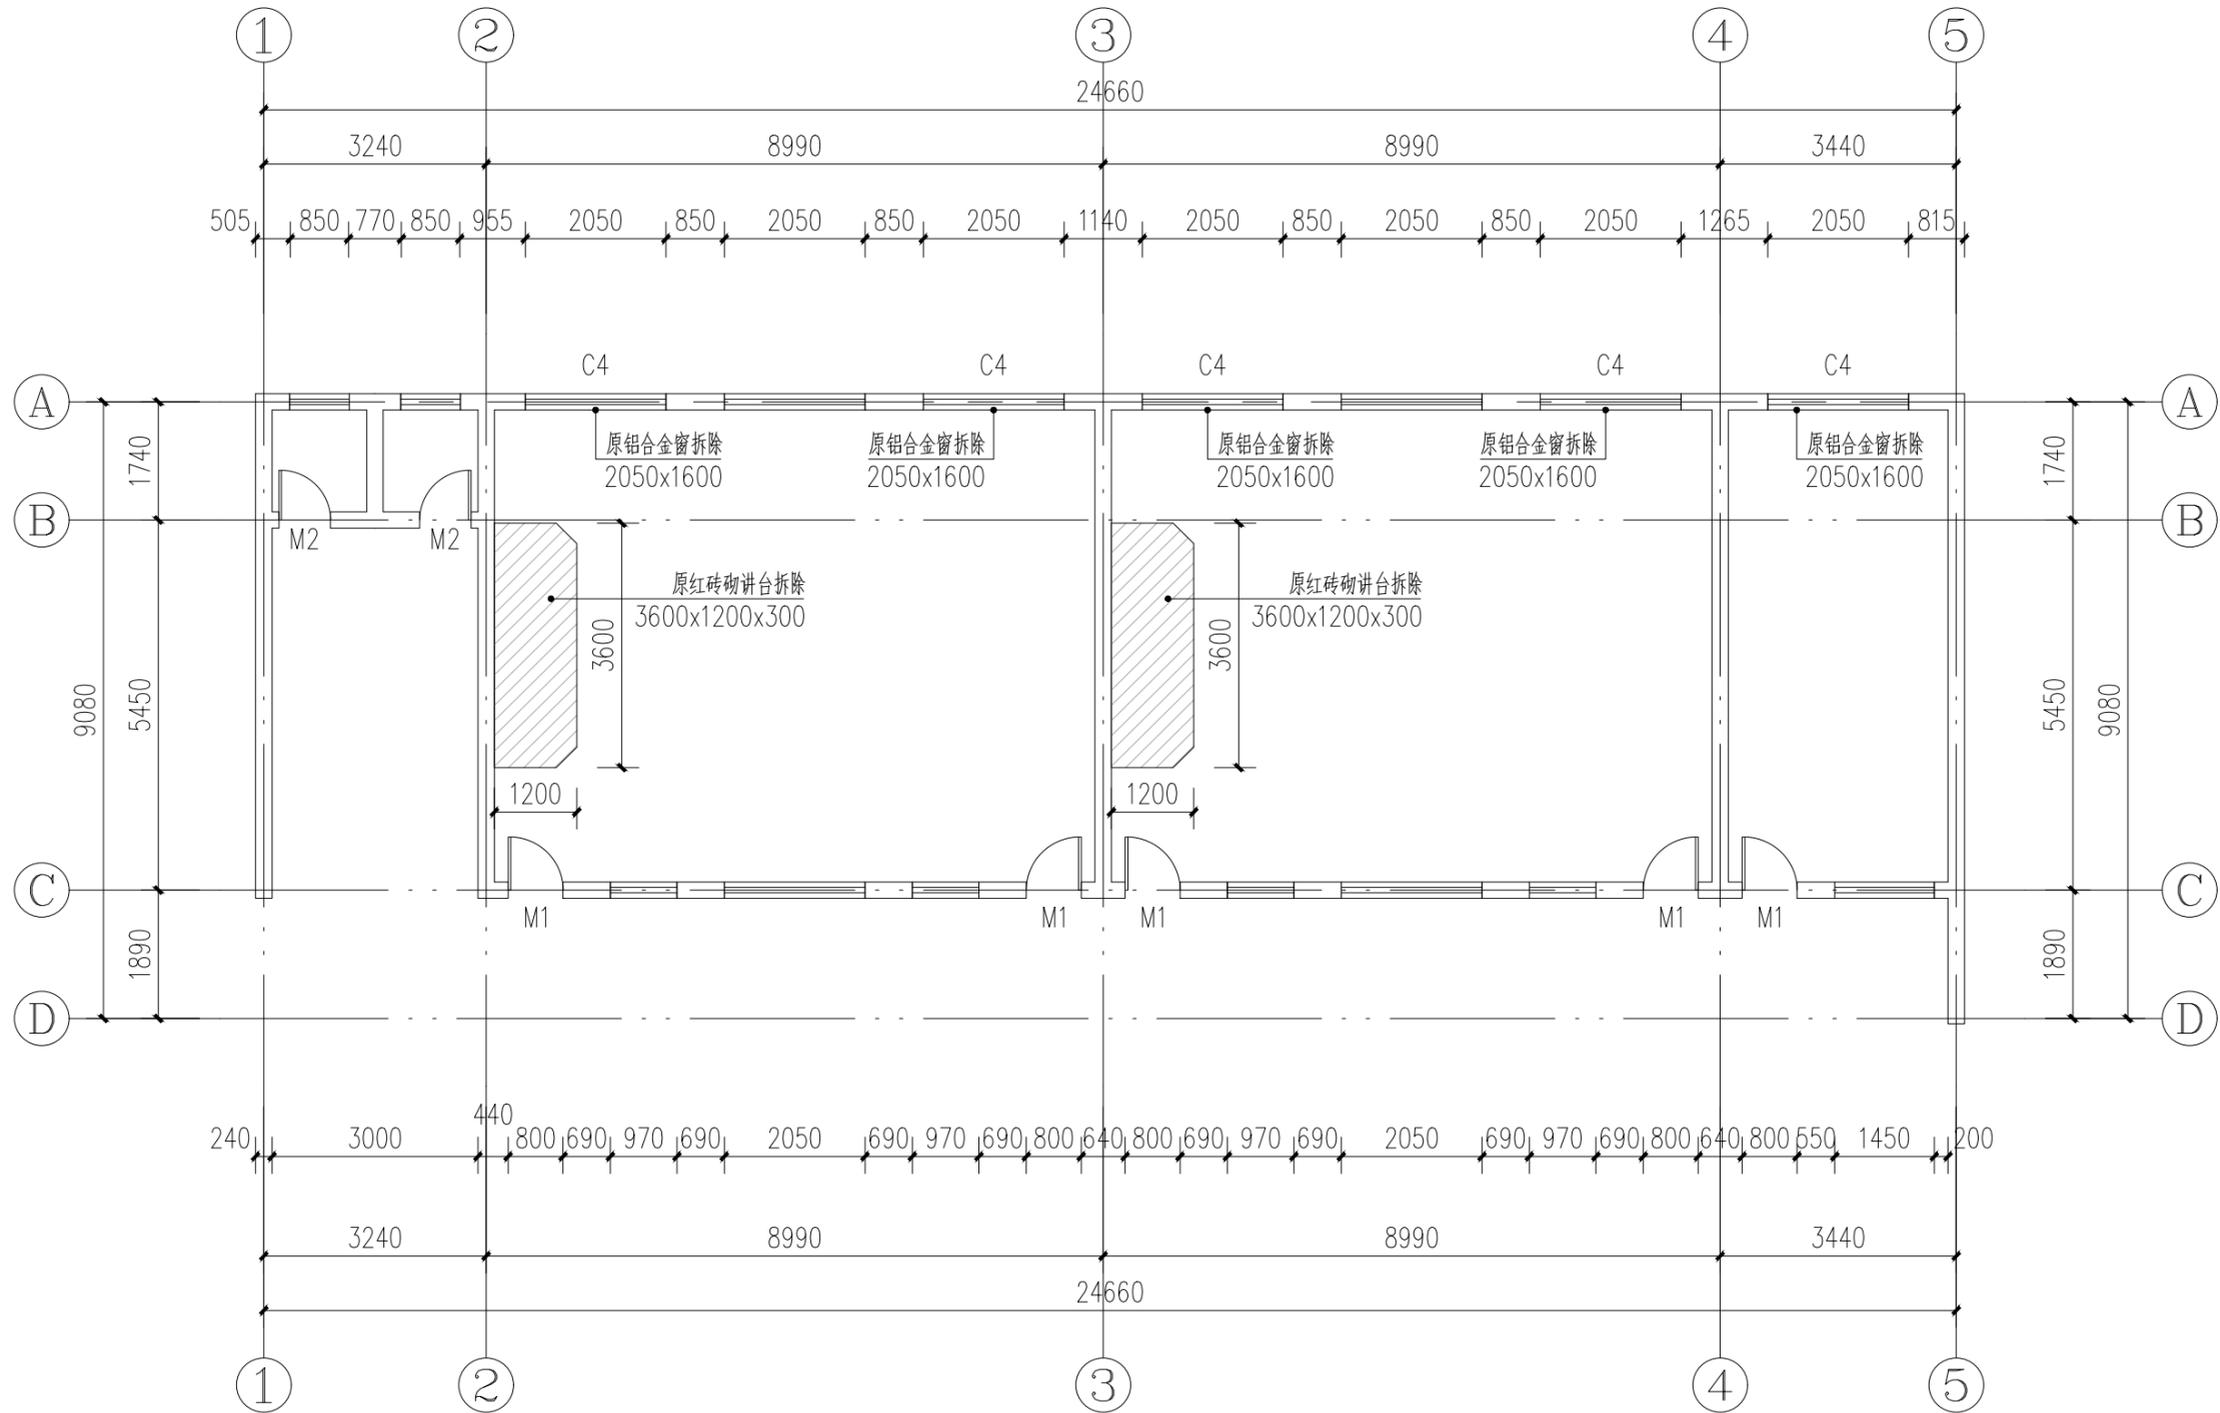

3号宿舍楼--三层原始平面图 1:100

注册章

工程设计出图专用章



恒企工程技术集团有限公司

■ 建筑工程设计: 甲级 ■ 风景园林设计: 乙级
 ■ 城乡规划设计: 乙级 ■ 市政工程设计: 乙级
 ■ 公路工程设计: 丙级 ■ 工程咨询: 乙级
 联系电话: 0771-5605292
 投诉电话: 15994346269

建设单位:
全州县住房和城乡建设局

项目名称:
全州县绍水镇完全小学保障性
租赁住房改建项目

子项目名称:

图纸名称:
3号宿舍楼--三层原始平面图



审定人	杨金璋	杨金璋
项目负责人	张学军	张学军
审核人	何献	何献
专业负责人	张学军	张学军
校对	覃天总	覃天总
设计人	眭岩生	眭岩生

设计号:	HQA2507046		
专业:	建筑		
设计阶段:	施工图		
比例	1:100	规格	A3
出图日期:	2025.07		
图号	JZ-03		
版次	日期		
A	2025.07		

二维码识别


版权所有, 不得复制、套用。

日期	
姓名	
专业	暖通电气
日期	
姓名	
专业	建筑结构给排水

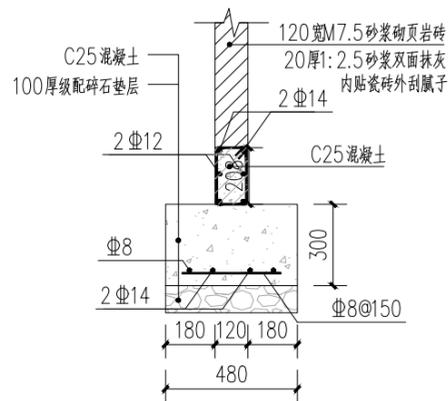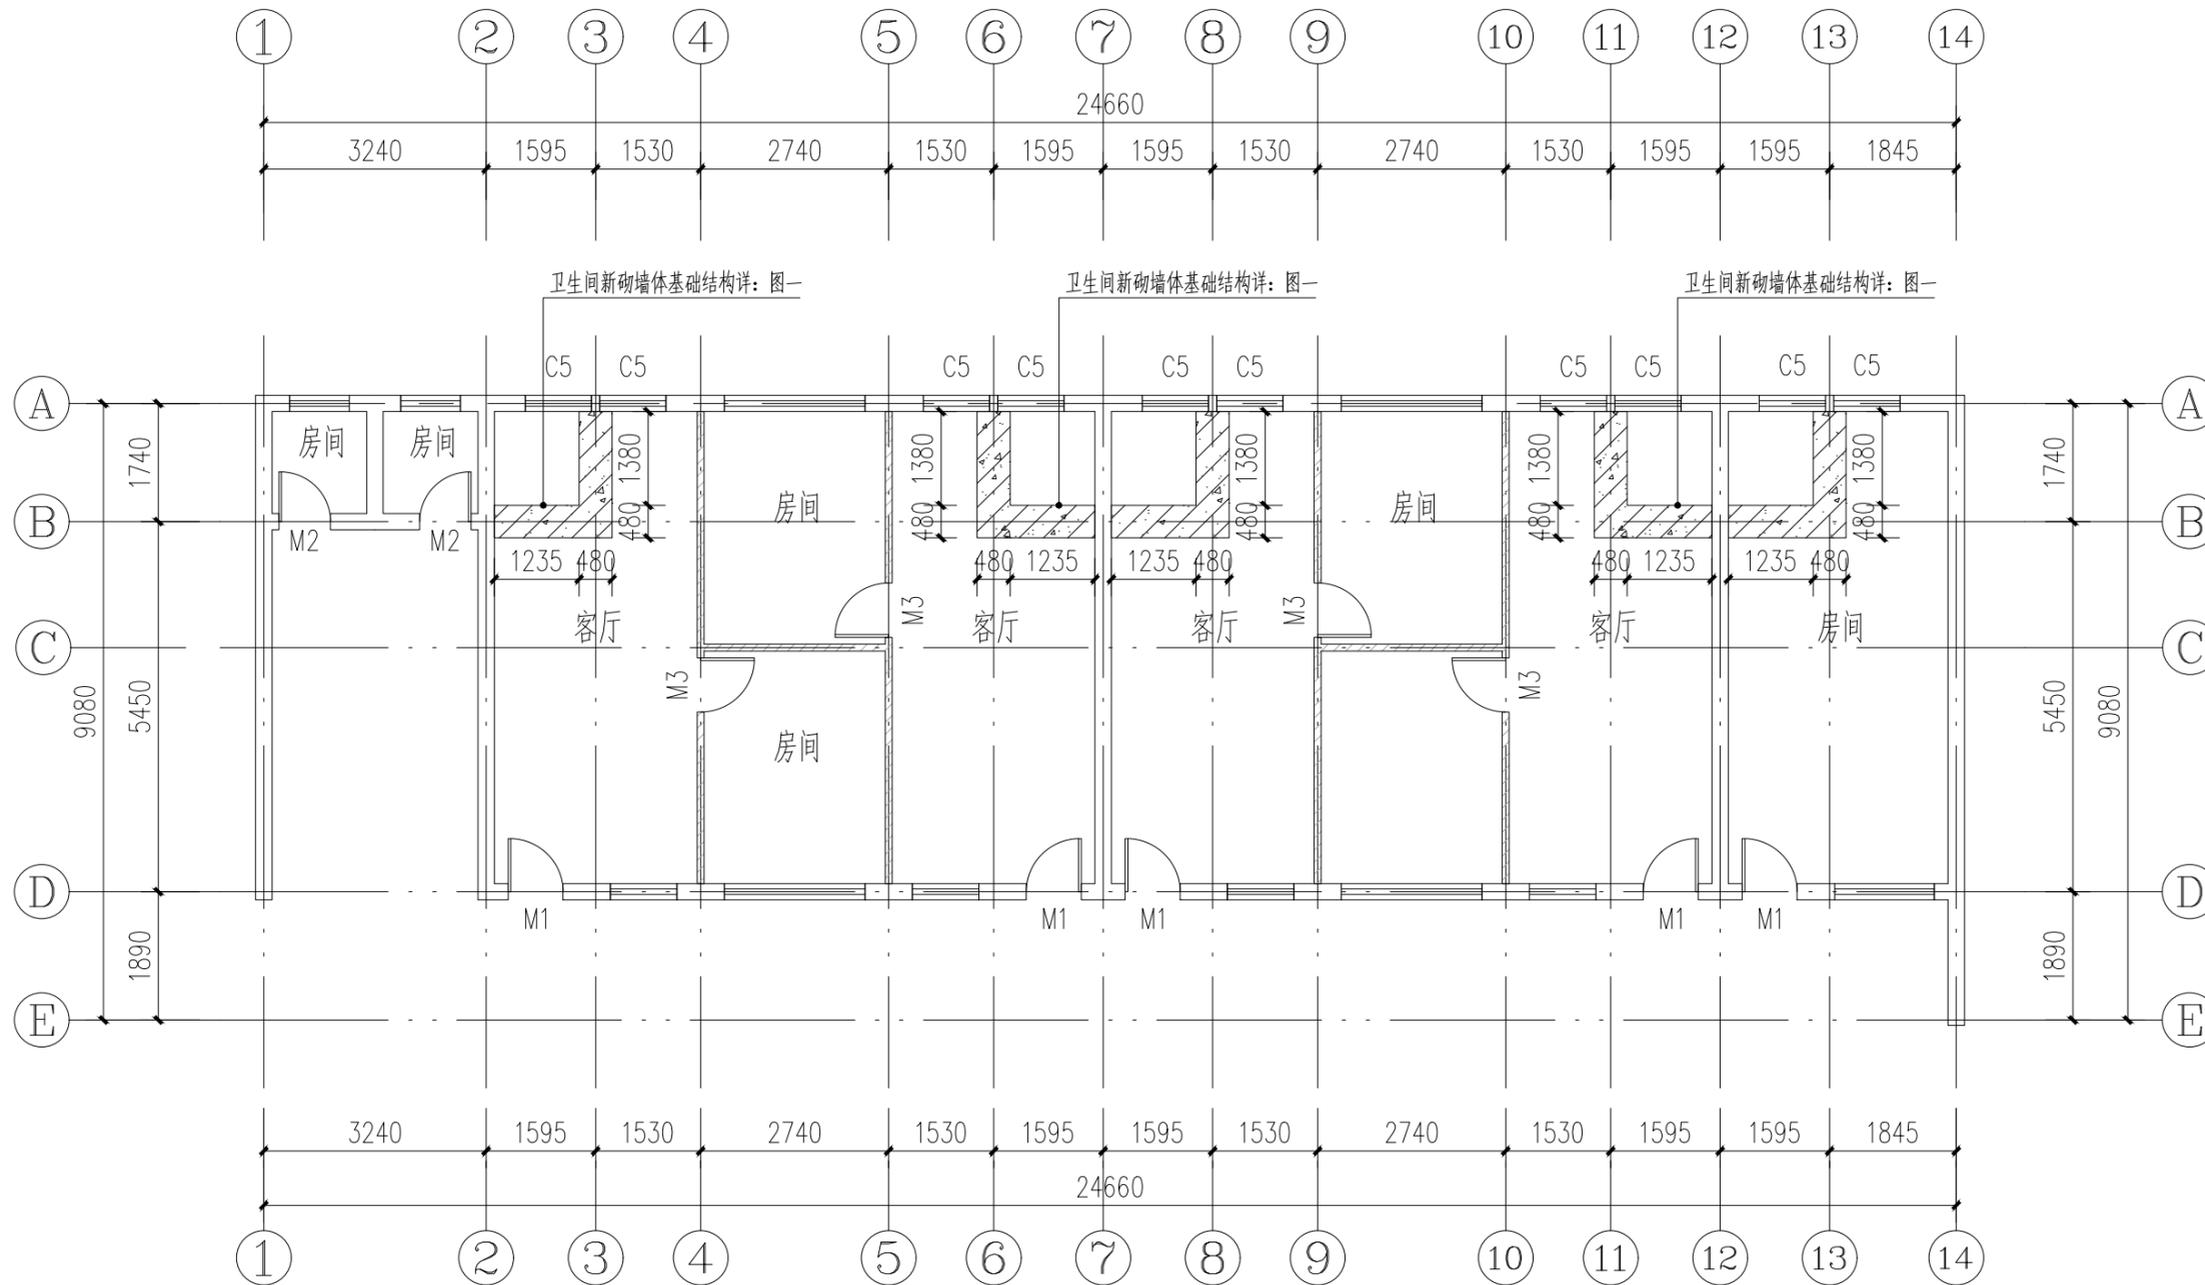


图一：一层卫生间隔墙基础图 1:20

3号宿舍楼——一层卫生间基础平面图 1:100

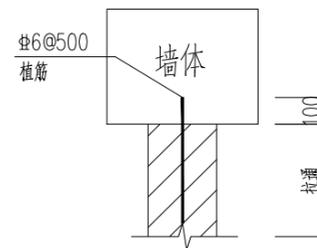

图二：墙拉筋详图

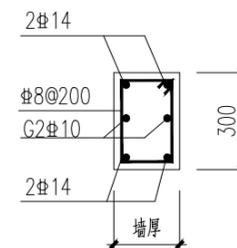

图三：圈梁详图
门楣圈梁

注册章

工程设计出图专用章



恒企工程技术集团有限公司

■ 建筑工程设计：甲级 ■ 风景园林设计：乙级
 ■ 城乡规划设计：乙级 ■ 市政工程设计：乙级
 ■ 公路工程设计：丙级 ■ 工程咨询：乙级
 联系电话：0771-5605292
 投诉电话：15994346269

建设单位：
全州县住房和城乡建设局

项目名称：
全州县绍水镇完全小学保障性
租赁住房改建项目

子项目名称：

图纸名称：
3号宿舍楼——一层卫生间基础平面图


审定人	杨金璋	杨金璋
项目负责人	张学军	张学军
审核人	何献	何献
专业负责人	张学军	张学军
校对	覃天总	覃天总
设计人	眭岩生	眭岩生

设计号：	HQA2507046		
专业：	建筑		
设计阶段：	施工图		
比例	1:100	规格	A3
出图日期：	2025.07		
图号	JZ-04		
版次	日期		
A	2025.07		


二维码识别

版权所有，不得复制、套用。

日期	
姓名	
专业	暖通电气
日期	
姓名	
专业	建筑给排水

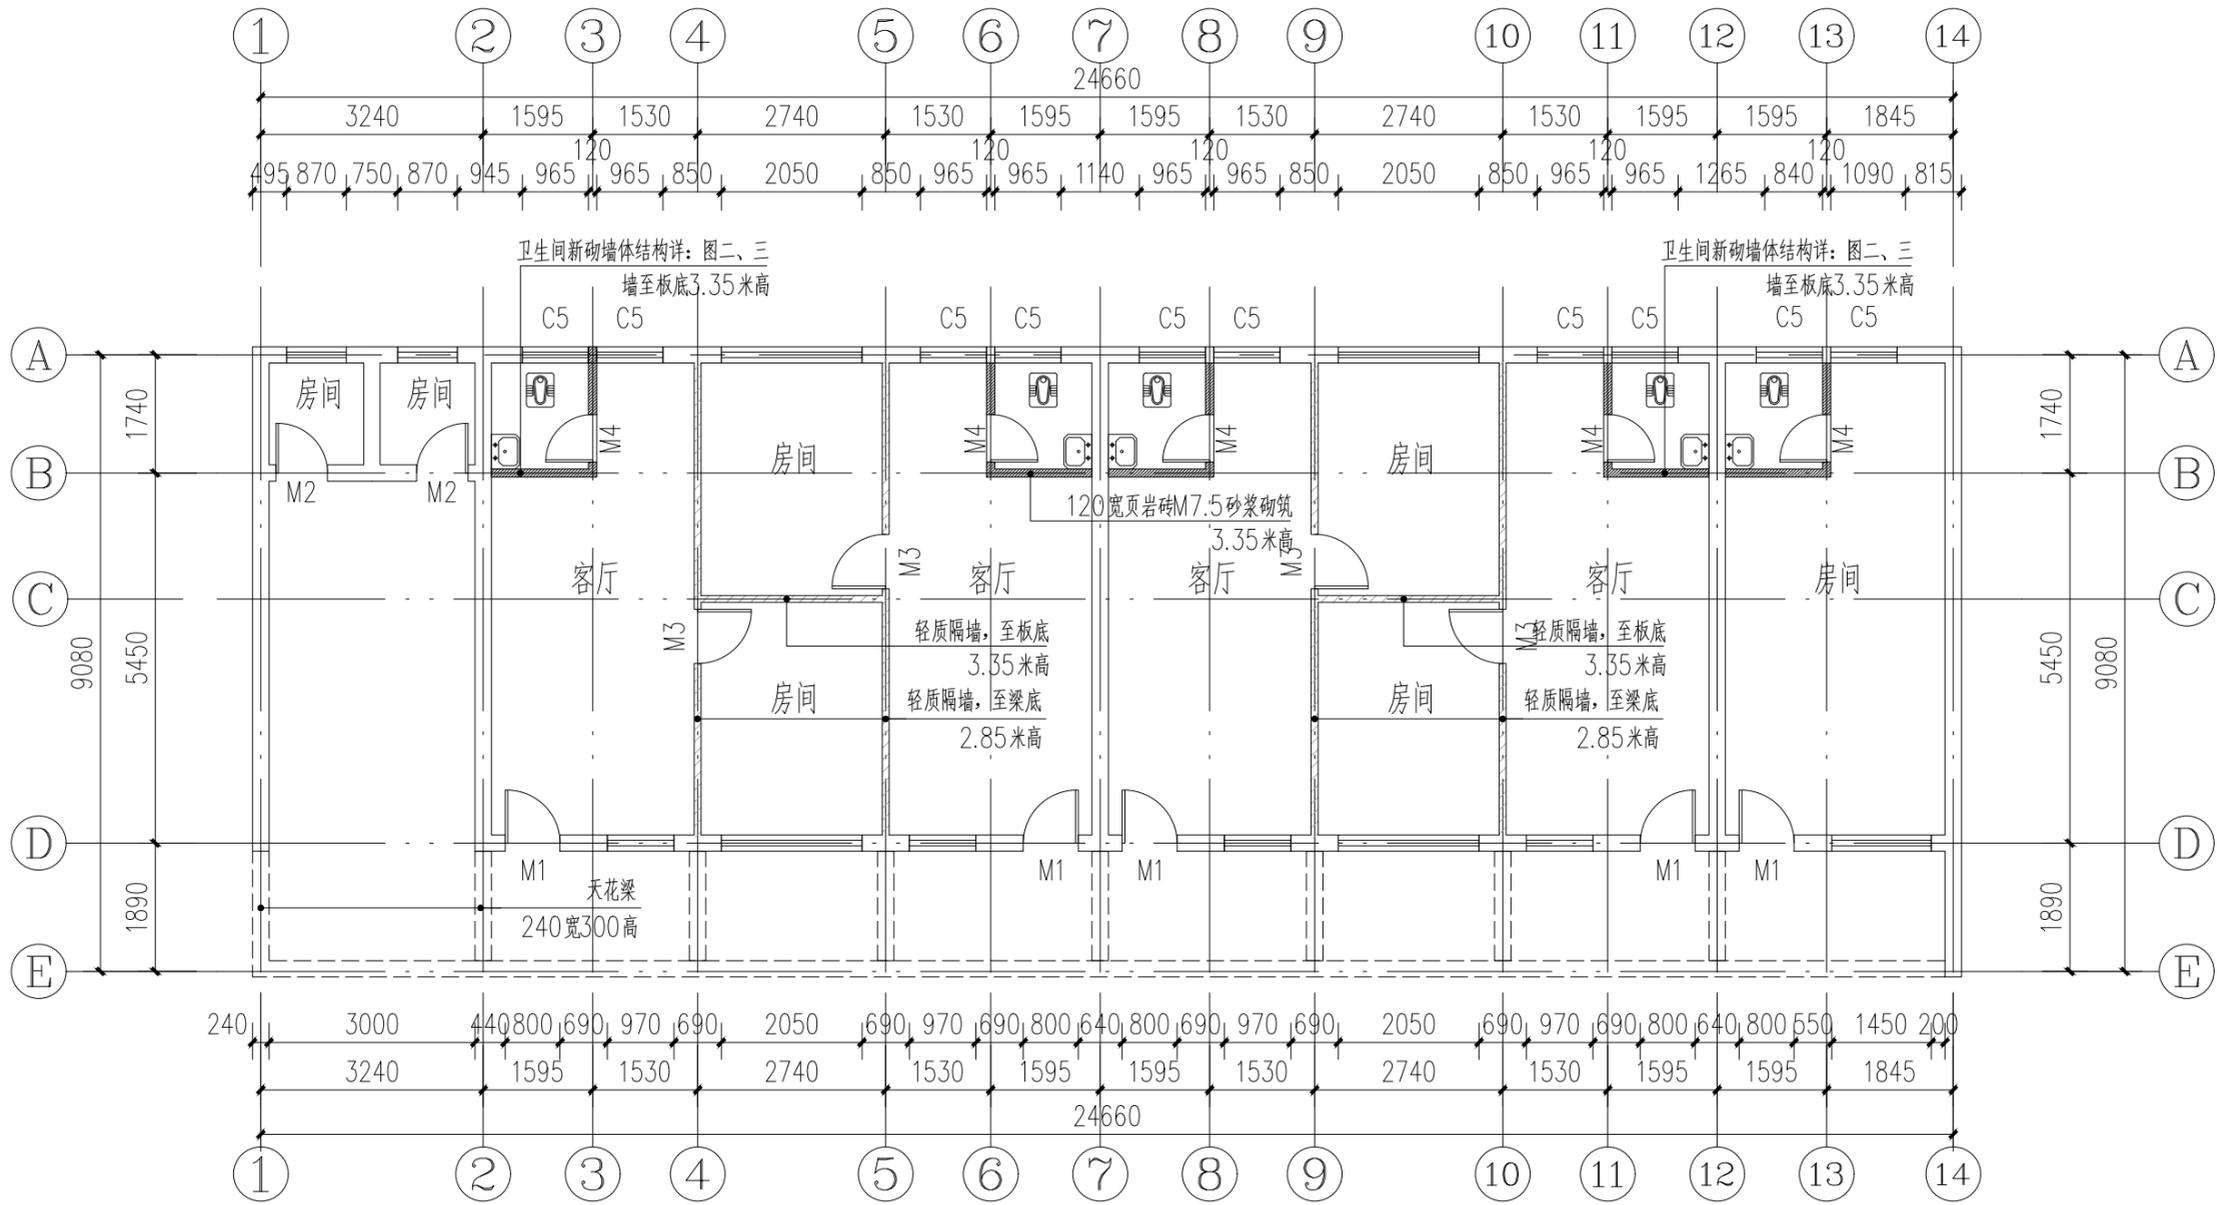


3号宿舍楼--一层改造平面图 1:100

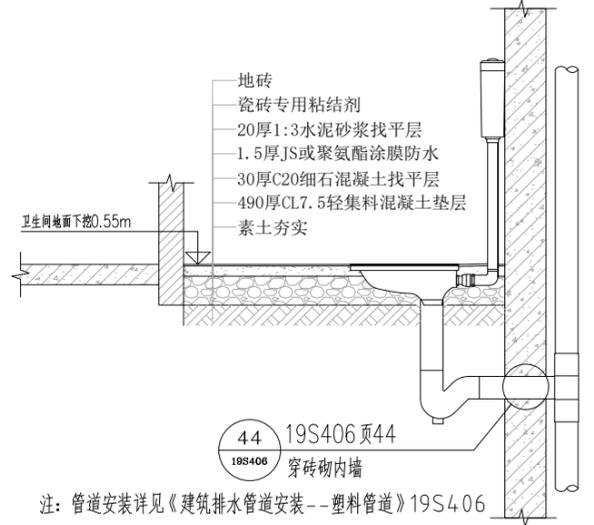

一层卫生间做法大样

室内天花、墙面改造翻新:


- 1、原室内墙面、走廊墙面（原有墙裙1.50米高）、天花、走廊天花抹灰层空鼓铲除20%，腻子整体铲除；
- 2、铲除抹灰区域清理干净，20厚1:2.5水泥砂浆抹灰修复，2厚钢化腻子分遍刮平，白色乳胶漆一底二面；
- 3、未铲除抹灰部分，墙面清理干净，白色乳胶漆一底二面
- 4、所有室内墙面、走廊墙面（原有墙裙1.50米高）、天花、走廊天花2厚钢化腻子分遍刮平，白色乳胶漆一底二面（卫生间内墙除外）；
- 5、卫生间内墙瓷砖专用粘结剂贴300x600x8瓷砖至2.4米，白水泥擦缝；
- 6、卫生间地面做法详“一层卫生间做法大样”。

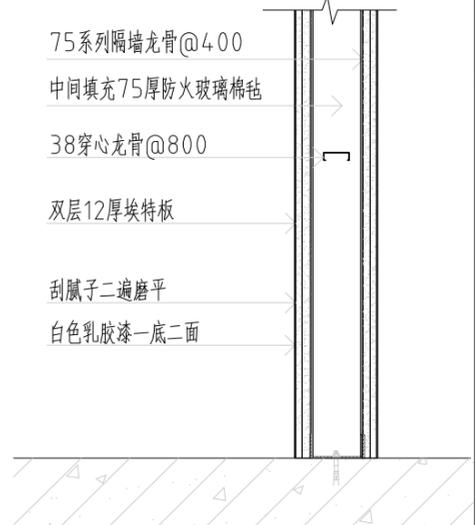

轻质隔墙大样图

注册章		
工程设计出图专用章		
 恒企工程技术集团有限公司		
■ 建筑工程设计: 甲级 ■ 风景园林设计: 乙级 ■ 城乡规划设计: 乙级 ■ 市政工程设计: 乙级 ■ 公路工程设计: 丙级 ■ 工程咨询: 乙级 联系电话: 0771-5605292 投诉电话: 15994346269		
建设单位: 全州县住房和城乡建设局		
项目名称: 全州县绍水镇完全小学保障性 租赁住房改建项目		
子项目名称:		
图纸名称: 3号宿舍楼--一层改造平面图		
审定人	杨金璋	杨金璋
项目负责人	张学军	张学军
审核人	何献	何献
专业负责人	张学军	张学军
校对	覃天总	覃天总
设计人	眭岩生	眭岩生
设计号:	HQA2507046	
专业:	建筑	
设计阶段:	施工图	
比例	1:100	规格 A3
出图日期:	2025.07	
图号	JZ-05	
版次	日期	
A	2025.07	
二维码识别		
版权所有, 不得复制、套用。		

日期	
姓名	
专业	暖通电气弱电
日期	
姓名	
专业	建筑给排水

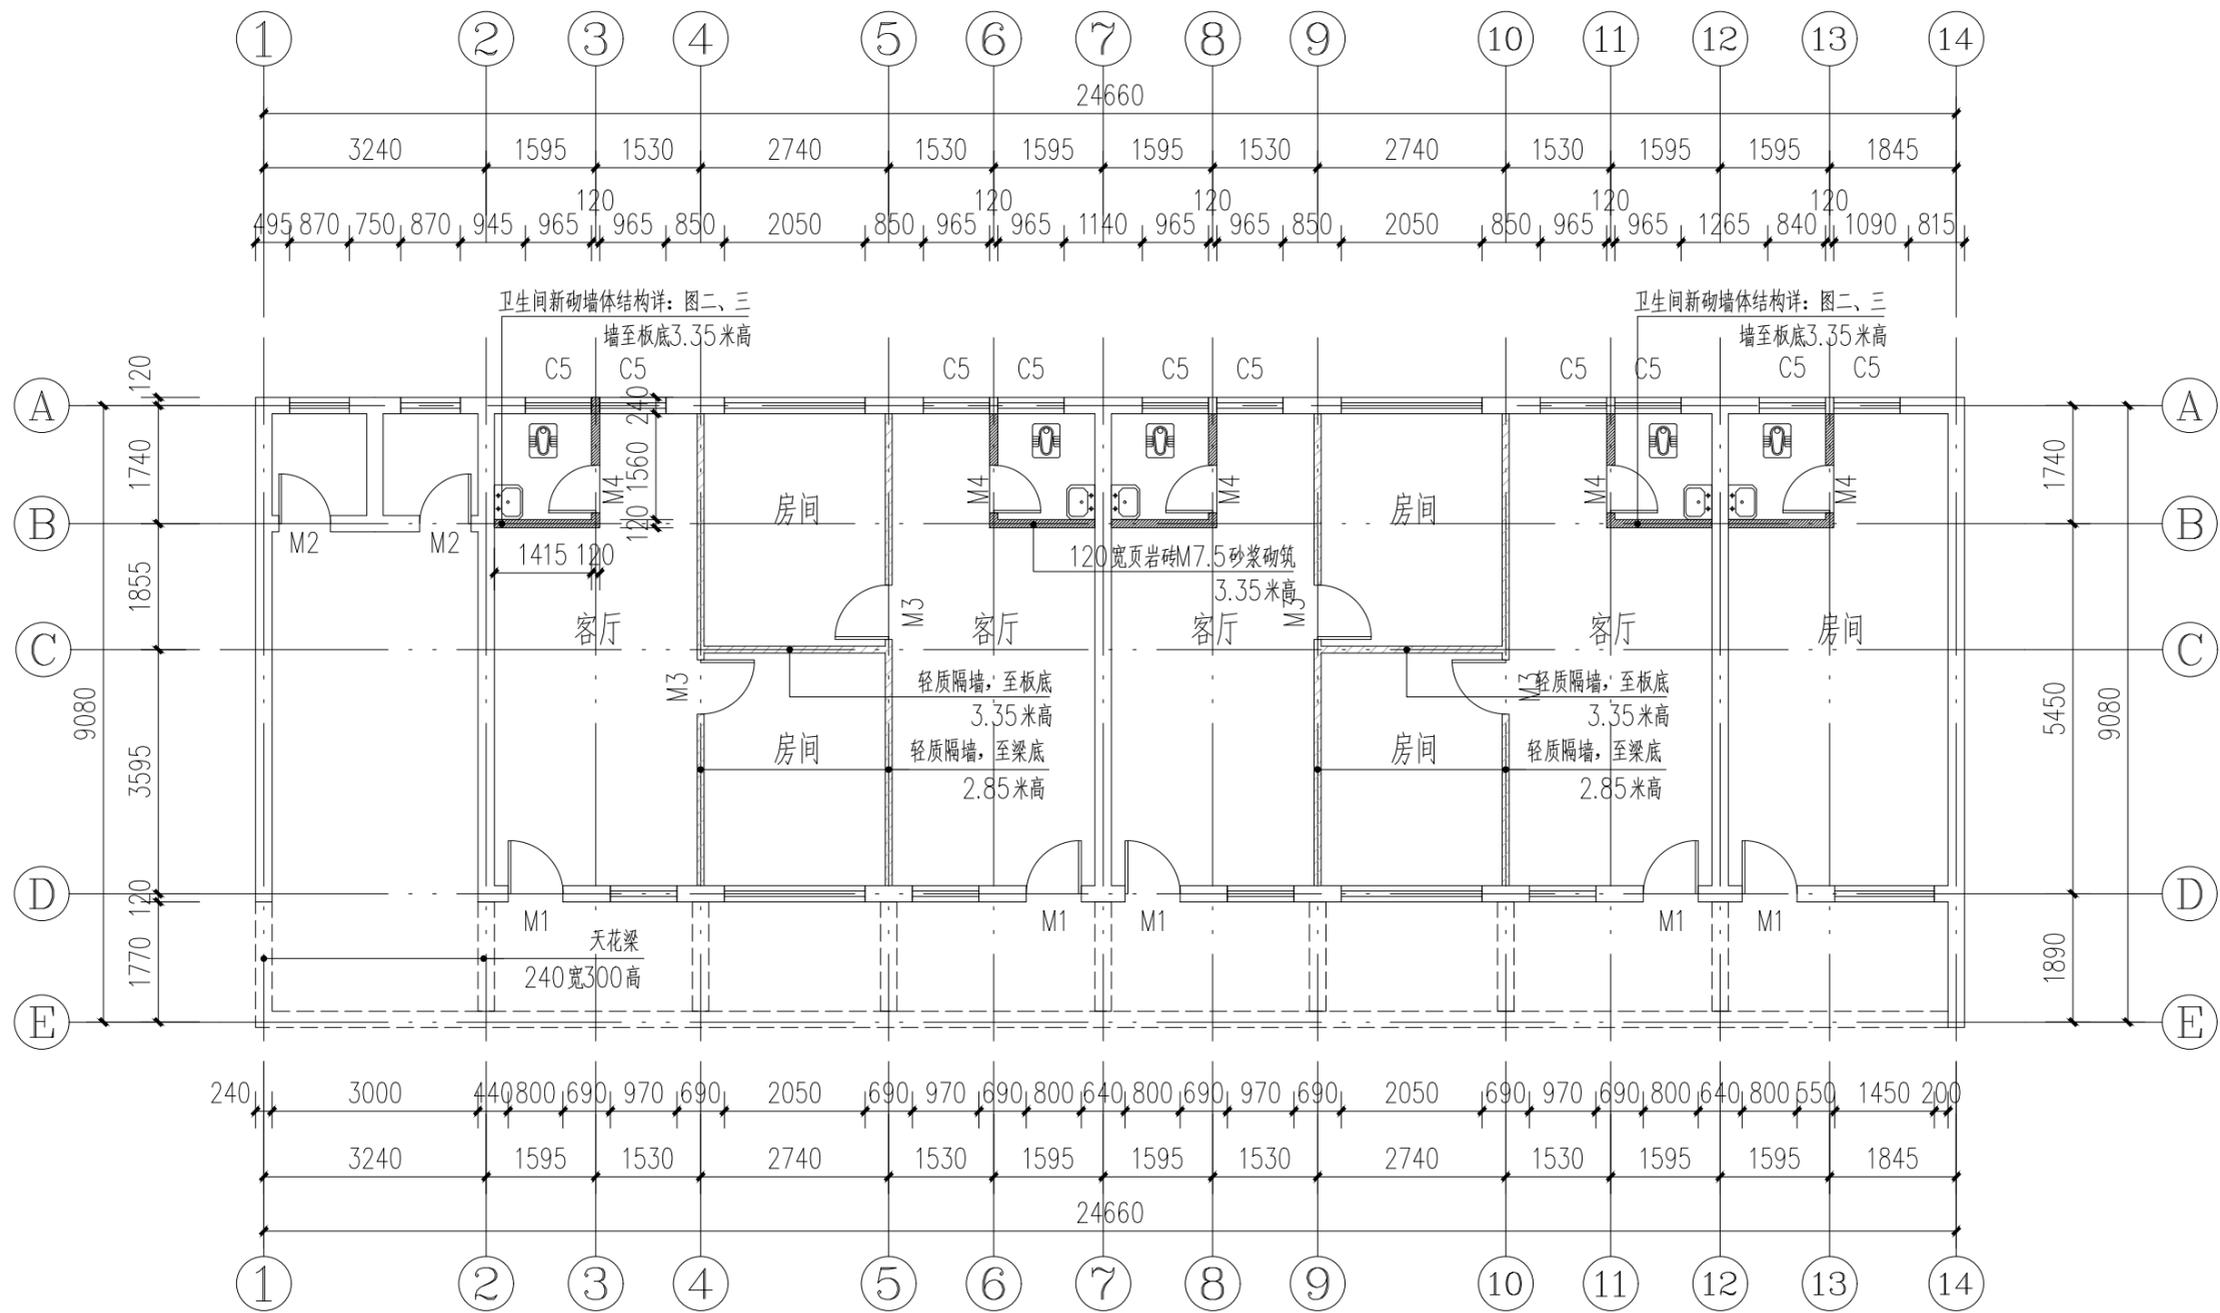

3号宿舍楼--二层改造平面图 1:100

室内天花、墙面改造翻新:

- 1、原室内墙面、走廊墙面(原有墙裙1.50米高)、天花、走廊天花抹灰层空鼓铲除20%,腻子整体铲除;
- 2、铲除抹灰区域清理干净,20厚1:2.5水泥砂浆抹灰修复,2厚钢化腻子分遍刮平,白色乳胶漆一底二面;
- 3、未铲除抹灰部分,墙面清理干净,白色乳胶漆一底二面
- 4、所有室内墙面、走廊墙面(原有墙裙1.50米高)、天花、走廊天花2厚钢化腻子分遍刮平,白色乳胶漆一底二面(卫生间内墙除外);
- 5、卫生间内墙瓷砖专用粘结剂贴300x600x8瓷砖至2.4米,白水泥擦缝;
- 6、卫生间地面做法详“二、三层卫生间做法大样”。

拆装--门窗表

类型	设计编号	洞口尺寸 (mm)	数量	原门窗材料 (拆除)	新装尺寸 (mm)	新装门窗材料 (新装)	备注
普通门	M1	800X2400	15	木门	700X2050	钢木防盗门	拆除原木门, 新装定制钢木防盗门
	M2	750X2100	6	木门	750X2100	铝合金磨砂玻璃门	拆除原木门, 新装定制1.2厚铝合金钢化玻璃门(6厚磨砂)
	M3	900X2100	12	预留门洞	预留门洞	预留门洞	预留门洞
	M4	700X2100	15	新装	700X2100	铝合金磨砂玻璃门	新装定制1.2厚铝合金钢化玻璃门(6厚磨砂)
普通窗	C5	965X1600	30	新装	965X1600	铝合金窗	新装银白色铝合金推拉窗带金刚纱窗

注册章

工程设计出图专用章



恒企工程技术集团有限公司

■ 建筑工程设计: 甲级 ■ 风景园林设计: 乙级
 ■ 城乡规划设计: 乙级 ■ 市政工程设计: 乙级
 ■ 公路工程设计: 丙级 ■ 工程咨询: 乙级
 联系电话: 0771-5605292
 投诉电话: 15994346269

建设单位:
全州县住房和城乡建设局

项目名称:
全州县绍水镇完全小学保障性
租赁住房改建项目

子项目名称:

图纸名称:
3号宿舍楼--二层改造平面图

审定人	杨金璋	杨金璋
项目负责人	张学军	张学军
审核人	何献	何献
专业负责人	张学军	张学军
校对	覃天总	覃天总
设计人	眭岩生	眭岩生


设计号: HQA2507046
 专业: 建筑
 设计阶段: 施工图
 比例: 1:100 规格: A3
 出图日期: 2025.07
 图号: JZ-06

版次	日期
A	2025.07

二维码识别

版权所有, 不得复制、套用。


日期	
姓名	
专业	暖通电气
日期	
姓名	
专业	建筑给排水

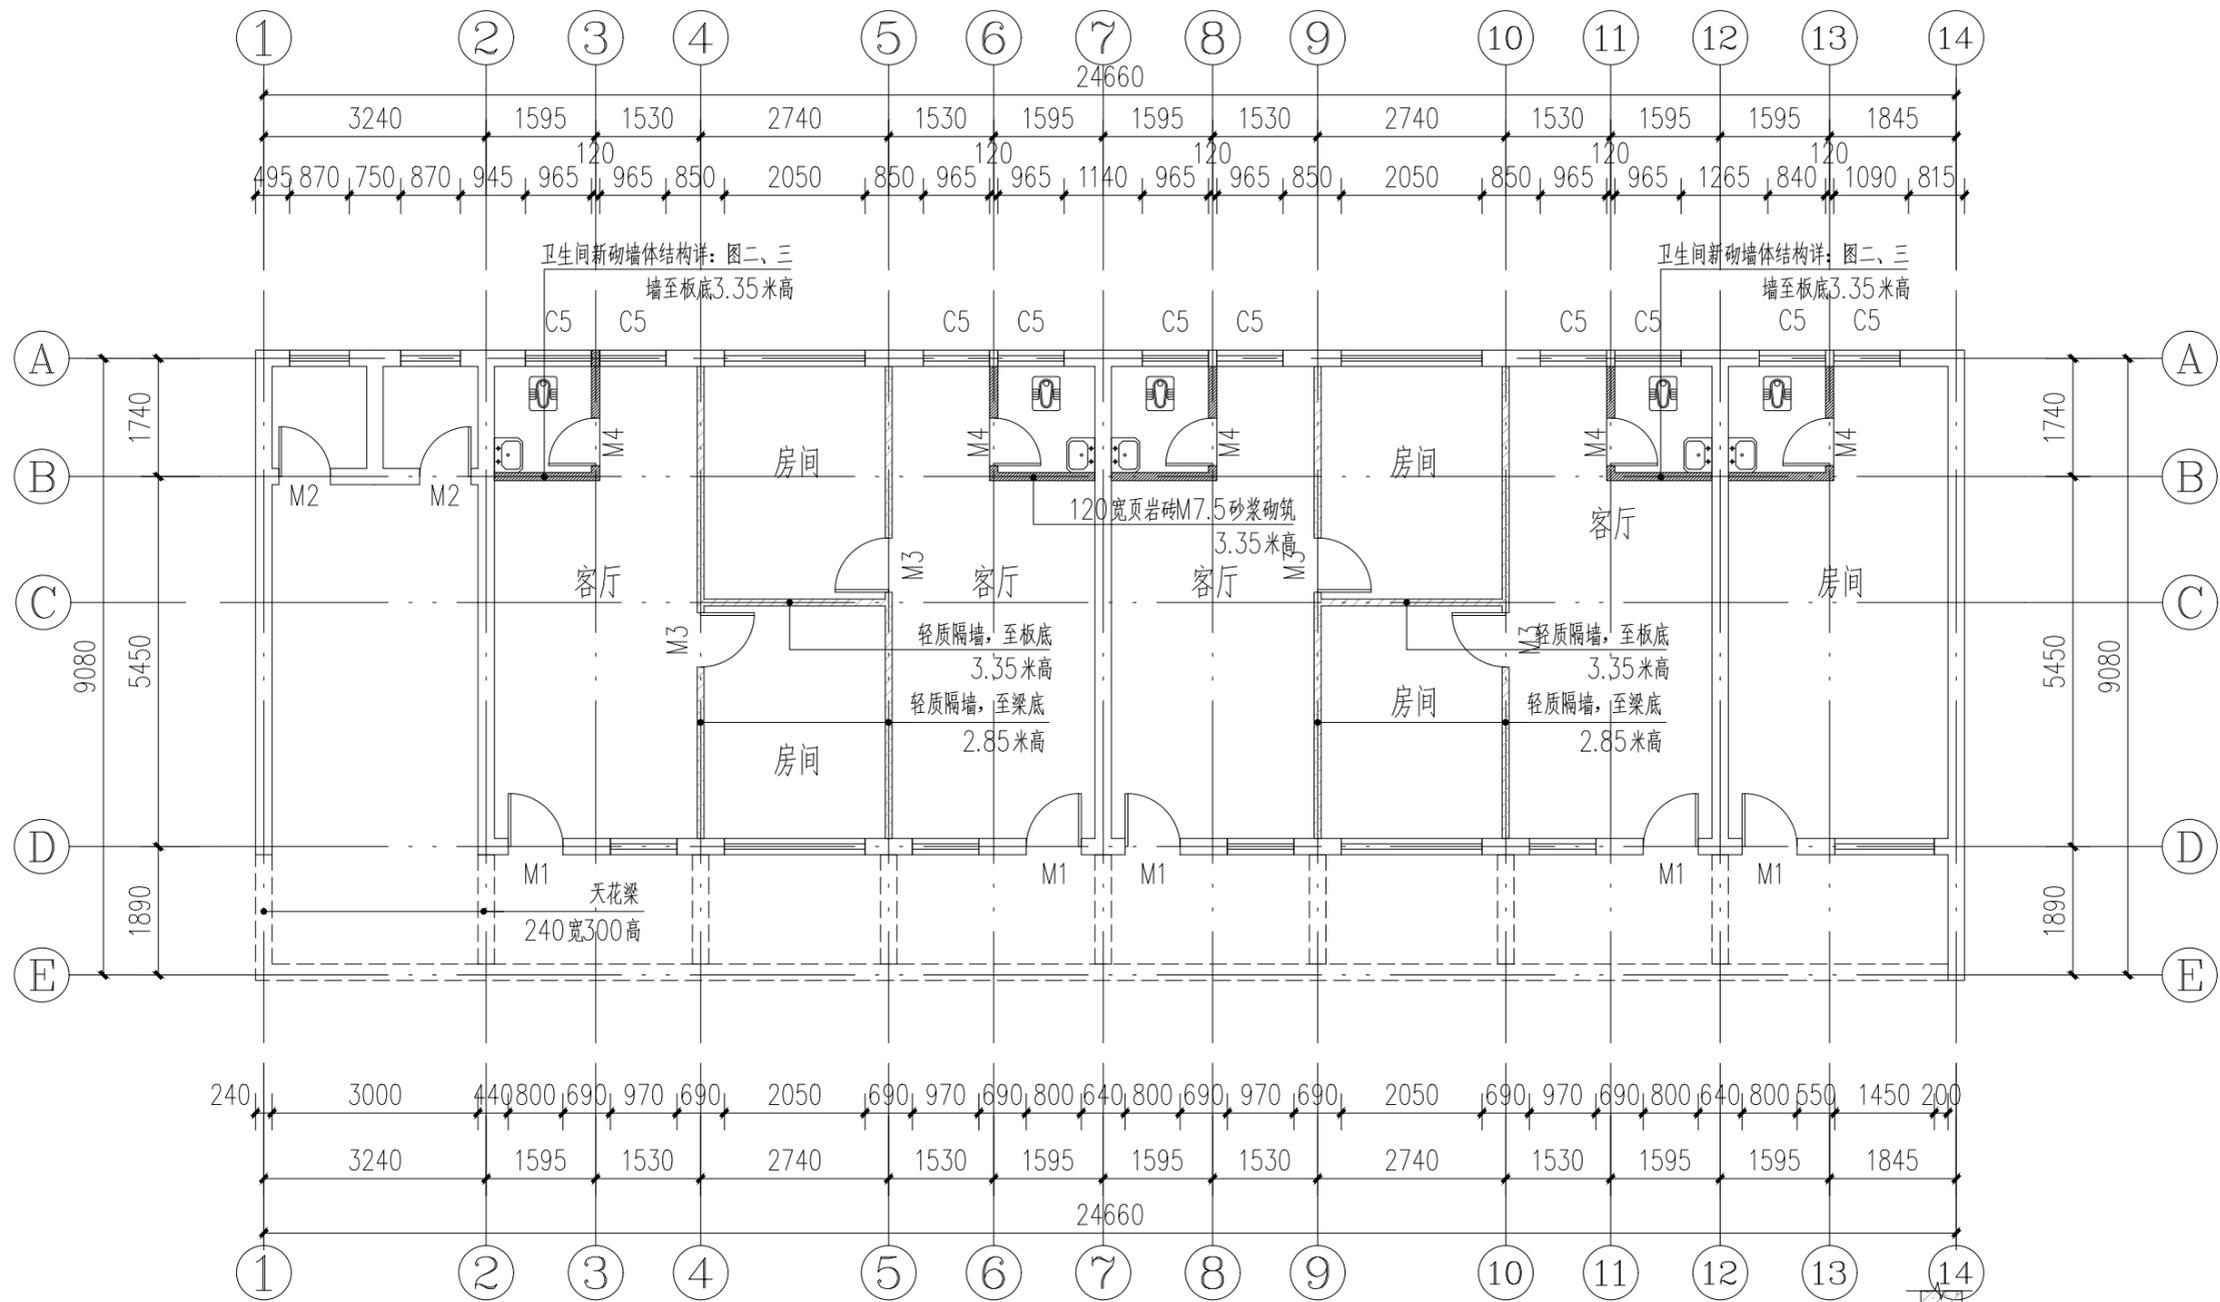

3号宿舍楼--三层改造平面图 1:100

室内天花、墙面改造翻新:

- 1、原室内墙面、走廊墙面(原有墙裙1.50米高)、天花、走廊天花抹灰层空鼓铲除20%,腻子整体铲除;
- 2、铲除抹灰区域清理干净,20厚1:2.5水泥砂浆抹灰修复,2厚钢化腻子分遍刮平,白色乳胶漆一底二面;
- 3、未铲除抹灰部分,墙面清理干净,白色乳胶漆一底二面
- 4、所有室内墙面、走廊墙面(原有墙裙1.50米高)、天花、走廊天花2厚钢化腻子分遍刮平,白色乳胶漆一底二面(卫生间内墙除外);
- 5、卫生间内墙瓷砖专用粘结剂贴300x600x8瓷砖至2.4米,白水泥擦缝;
- 6、卫生间地面做法详“二、三层卫生间做法大样”。

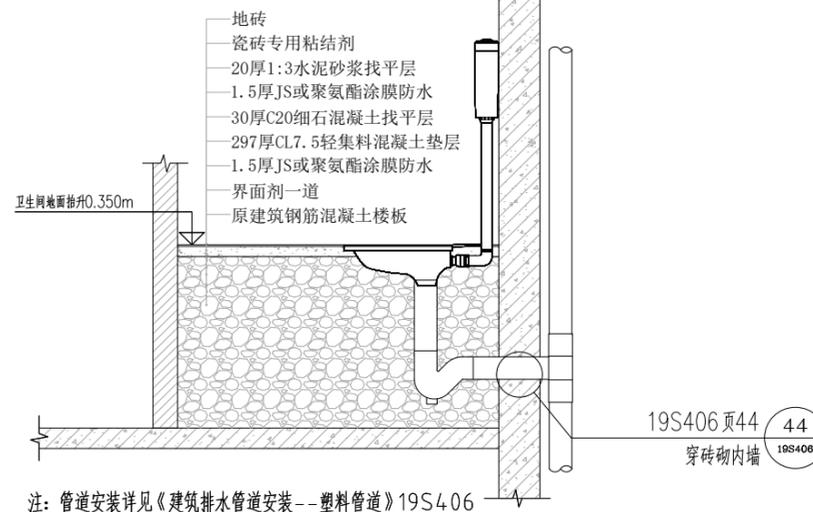

二、三层卫生间做法大样

注册章

工程设计出图专用章



恒企工程技术集团有限公司

■ 建筑工程设计: 甲级 ■ 风景园林设计: 乙级
 ■ 城乡规划设计: 乙级 ■ 市政工程设计: 乙级
 ■ 公路工程设计: 丙级 ■ 工程咨询: 乙级
 联系电话: 0771-5605292
 投诉电话: 15994346269

建设单位:
全州县住房和城乡建设局

项目名称:
全州县绍水镇完全小学保障性
租赁住房改建项目

子项目名称:

图纸名称:
3号宿舍楼--三层改造平面图

审定人	杨金璋	杨金璋
项目负责人	张学军	张学军
审核人	何献	何献
专业负责人	张学军	张学军
校对	覃天总	覃天总
设计人	眭岩生	眭岩生

设计号:	HQA2507046		
专业:	建筑		
设计阶段:	施工图		
比例	1:100	规格	A3
出图日期:	2025.07		
图号	JZ-07		
版次	日期		
A	2025.07		

二维码识别

版权所有, 不得复制、套用。

期					
日					
姓					
名					
专	电	气	通	暖	专
业	电	弱			
期					
日					
姓					
名					
专	水	排	结	构	建
业	给	水			

目录说明

管材

管道连接

管道安装示意图

节点大样

管件

相关技术资料

预留洞 I 型

止水环
面层
1:4干硬性水泥砂浆结合层
防水层(见建筑设计)
1:3水泥砂浆找平层
钢筋混凝土楼板

塑料管
水泥砂浆阻水圈
防水密封胶封严
预留洞
C20细石混凝土分层嵌实

目录说明

管材

管道连接

管道安装示意图

节点大样

管件

相关技术资料

预留洞 II 型

PVC-U管
防水密封胶或防水油膏
柔性填料
面层
钢筋混凝土楼面
粘接套管
注: 套管用管径相同的两截PVC-U管, 从中间锯成两块制成。

100
15
dn+40~60
dn
≥dn+100
C20细石混凝土二次捣实

说明:

- 管道在穿过楼层及屋面处应预埋钢套管或预留孔洞, 并在穿越部位采取防水措施, 同时采取固定措施或在附近设置固定支承。
- 管道穿过楼层预埋套管做法详见本图集第57页III型和第59页。

预留洞 (mm)

dn	50	75	110	160	200
预留方洞 B×B	120×120	150×150	180×180	250×250	300×300
预留圆洞 φ	150	180	210	260	300

管道穿楼面

审核	刘宗秋	设计	刘家金	图集号	19S406
校对	安忠林	设计	刘家金	页	42

注册章

工程设计出图专用章

恒企工程技术集团有限公司

■ 建筑工程设计: 甲级 ■ 风景园林设计: 乙级
 ■ 城乡规划设计: 乙级 ■ 市政工程设计: 乙级
 ■ 公路工程设计: 丙级 ■ 工程咨询: 乙级

联系电话: 0771-5605292
 投诉电话: 15994346269

建设单位:
全州县住房和城乡建设局

项目名称:
全州县绍水镇完全小学保障性租赁住房改建项目

子项目名称:

图纸名称:
管道穿楼面大样图





审定人	杨金璋	杨金璋
项目负责人	张学军	张学军
审核人	何献	何献
专业负责人	张学军	张学军
校对	覃天总	覃天总
设计人	眭岩生	眭岩生

设计号:	HQA2507046		
专业:	建筑		
设计阶段:	施工图		
比例	1:100	规格	A3
出图日期:	2025.07		
图号	JZ-08		
版次	日期		
A	2025.07		

二维码识别

版权所有, 不得复制、套用。

日期	
姓名	
专业	暖通电气
日期	
姓名	
专业	建筑给排水

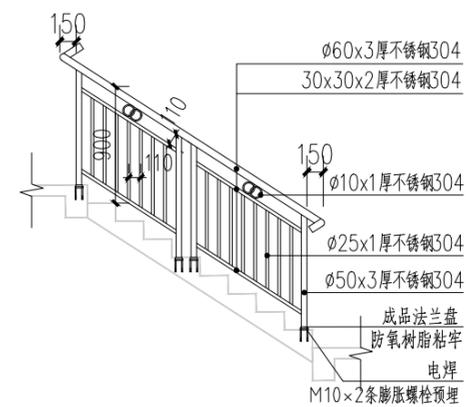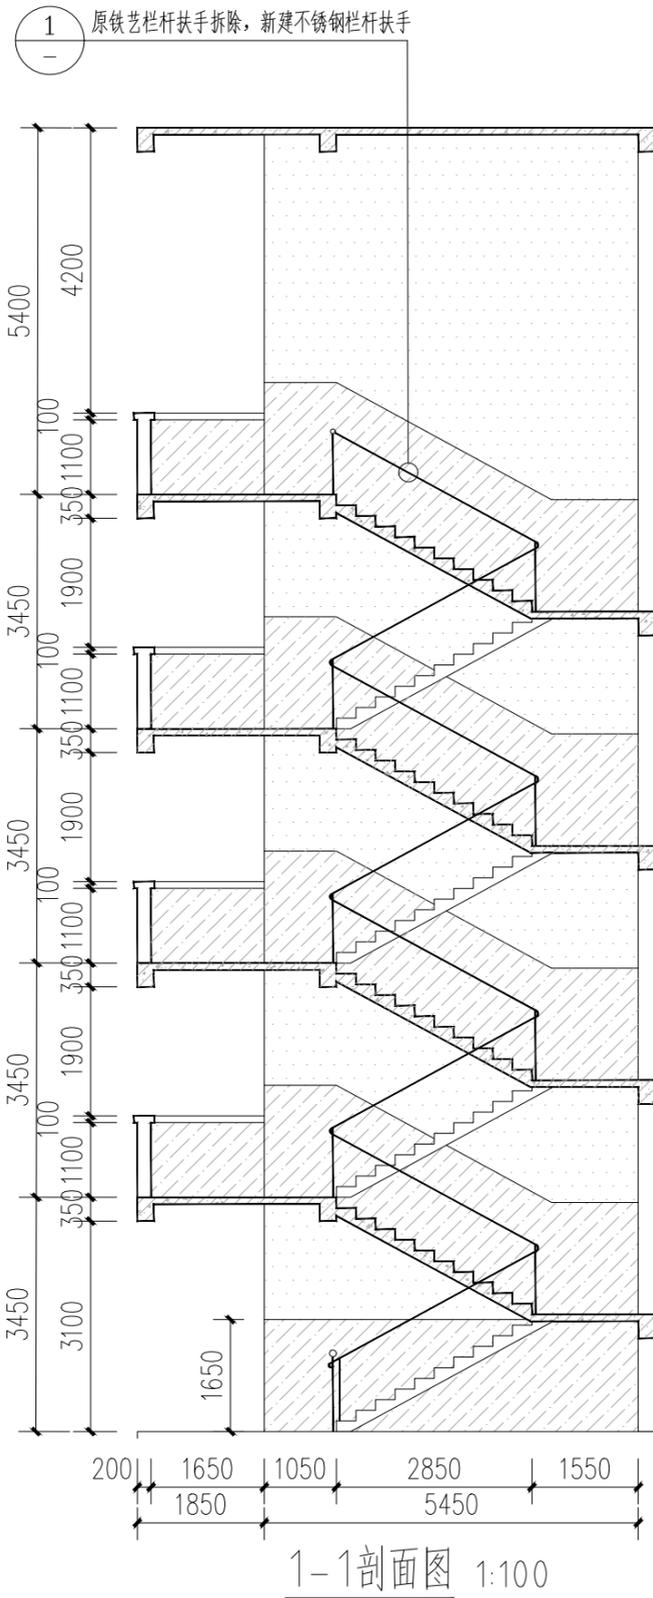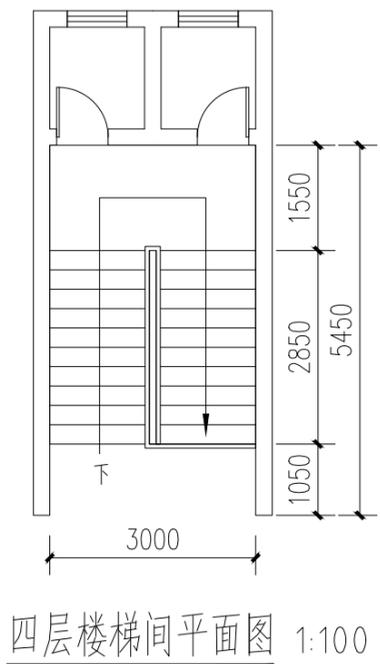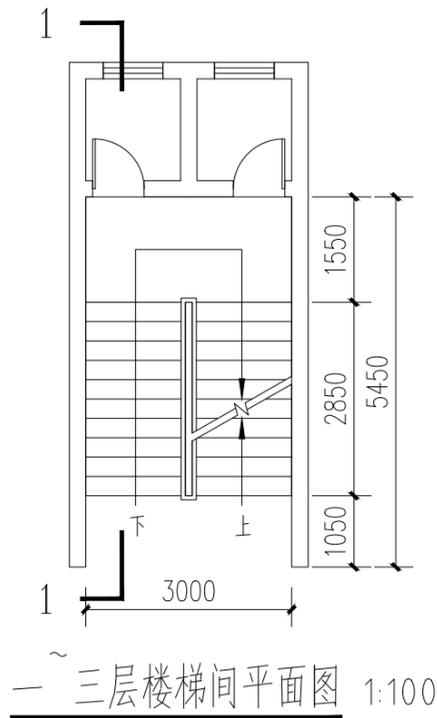

不锈钢栏杆扶手做法参05ZJ401 ④ 扶手 ⑭ 起步 ⑮ 防滑 ⑯
楼梯起步立柱为 $\phi 60 \times 3$ 厚不锈钢304

① 楼梯间栏杆大样图

楼梯间改造做法:

- 白色乳胶漆
- 150mm灰色涂料

- 楼梯间、过道墙面抹灰空鼓、脱落铲除20%, 20厚1:2.5水泥砂浆抹灰修复。
- 铲除抹灰区域清理干净, 20厚1:2.5水泥砂浆抹灰修复, 2厚钢化腻子分遍刮平, 白色乳胶漆一底二面。
- 楼梯间墙面和楼梯踏步底板、侧边、顶棚及一层雨棚底清理干净, 白色乳胶漆一底二面
- 楼梯间原铁艺扶手拆除, 新做不锈钢栏杆扶手, 详见大样图①“楼梯间栏杆大样图”。

注册章

工程设计出图专用章



恒企工程技术集团有限公司

■ 建筑工程设计: 甲级 ■ 风景园林设计: 乙级
■ 城乡规划设计: 乙级 ■ 市政工程设计: 乙级
■ 公路工程设计: 丙级 ■ 工程咨询: 乙级
联系电话: 0771-5605292
投诉电话: 15994346269

建设单位: 全州县住房和城乡建设局

项目名称: 全州县绍水镇完全小学保障性租赁住房改建项目

子项目名称:

图纸名称: 楼梯间大样图

审定人	杨金璋	杨金璋
项目负责人	张学军	张学军
审核人	何献	何献
专业负责人	张学军	张学军
校对	覃天总	覃天总
设计人	眭岩生	眭岩生

设计号: HQA2507046

专业: 建筑

设计阶段: 施工图

比例: 1:100 规格: A3

出图日期: 2025.07

图号: JZ-09

版次	日期
A	2025.07

二维码识别

版权所有, 不得复制、套用。

期					
日					
名					
姓					
业	通	气	电		
专	暖	电	弱		
期					
日					
名					
姓					
业	建	结	水		
专	建	结	给		

说明:

1. 设计依据:

- a. 相关专业提供的工程设计资料;
- b. 建设单位提供的设计任务书及设计要求;
- c. 中华人民共和国现行主要标准及法规:
 - 《民用建筑电气设计标准》GB51348-2019
 - 《建筑设计防火规范》GB50016-2018
 - 《住宅设计规范》GB 50096-2011
 - 《建筑照明设计标准》GB 50034-2013
 - 《低压配电设计规范》GB 50054-2011
 - 《建筑物防雷设计规范》GB 50057-2010

2. 设计范围

本工程设计负荷为三级负荷,包括以下内容:
220/380V 配电系统; 网络系统

3. 照明箱电源引自原有总配电箱

4. 图中的导线采用ZR-WDZ-BV-750V-nX2.5/4.0/6.0 mm 沿墙、沿檩条、天棚穿PVC-25(25x12.5)明敷。
导线根数小于4根(含4根)者,PVC25x12.5;导线根数大于4根小于6根者,
穿PVC30x15;导线在7根以上者穿PVC40x20。

5. 安装高度(底边距地):

照明配电箱(暗装):1.8m

6. 室内所有电气设备外壳,金属架、电源电缆的金属外皮及所穿金属管、电源PE线与总等电位接地箱连接。

7. 请密切配合土建施工预埋好管线。

8. 灯具的安装参照图集96D702-2有关页次。

9. 节能说明:


- a. 导线按经济电流密度选择。
- b. 房间的照度及功率密度(LPD)符合《建筑照明设计标准》的相关标准。
- c. 各种电气设备均选用节能型产品。

10. 电源引自原有总配电箱ZR-WDZ-BV-750V-3X10 PVC-40系列(40x20)明装敷设。


11. 符号说明:

CT---	沿桥架敷设	CEE---	棚明	MR---	沿金属线槽敷设
FC---	地暗	WC---	墙暗	CEC---	棚暗
DS---	管吊	C---	链吊	— — —	吸顶
BE---	柱明	WE---	墙明	W---	壁装

12. 本单项采用TN-S系统的接地形式,且与原总配电箱进行总等电位箱联结。

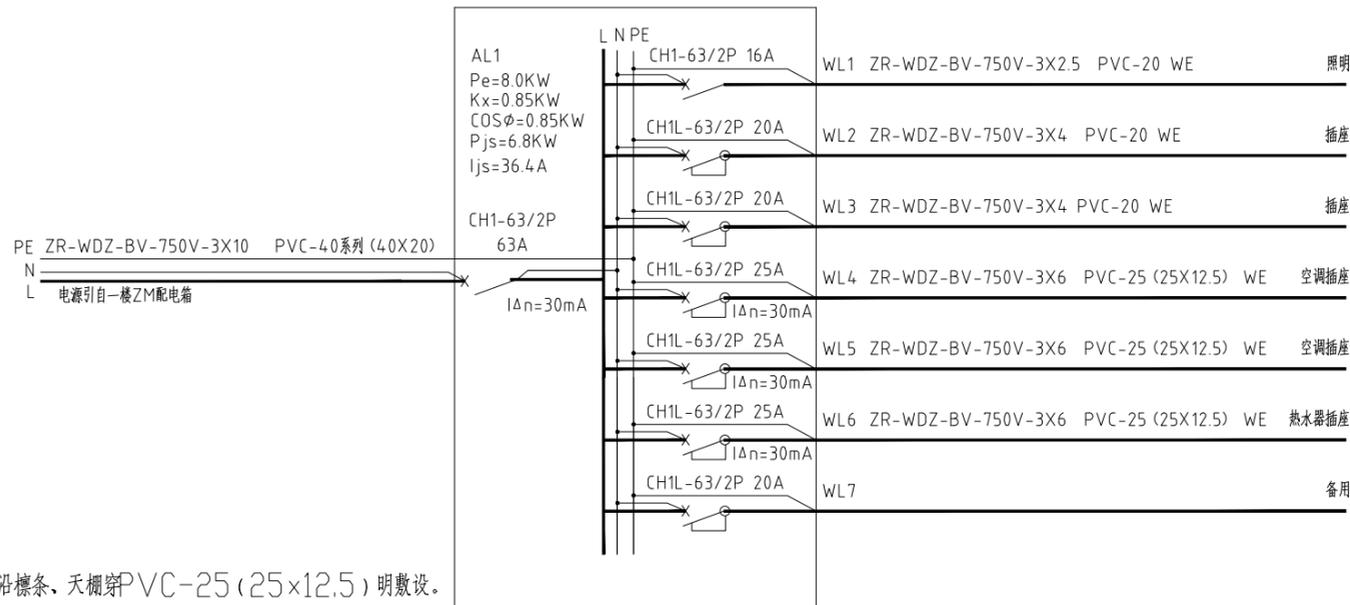

AL1住户照明箱系统图

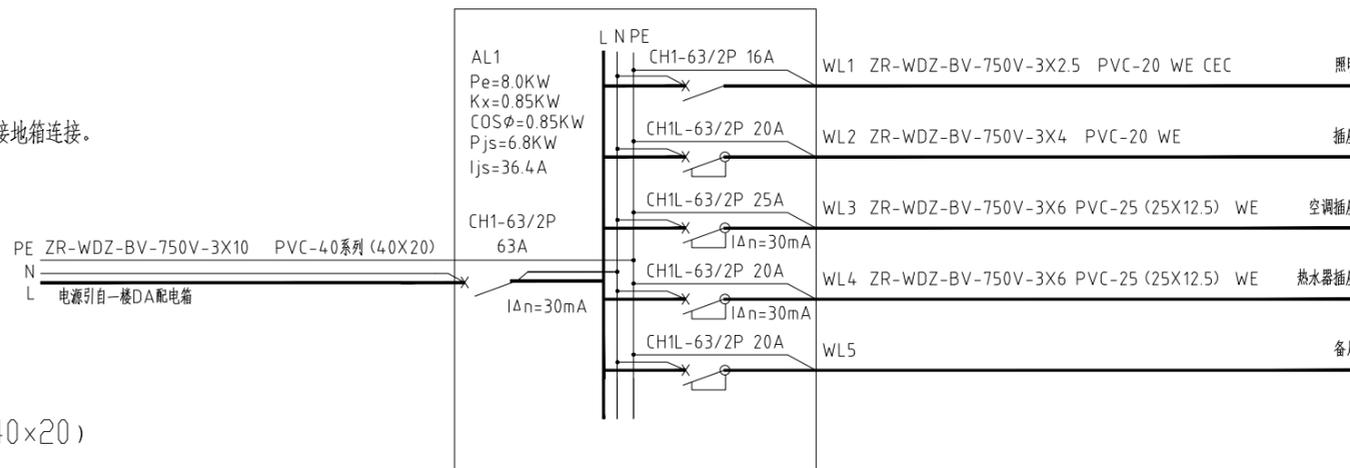

AL2住户照明箱系统图

序号	图例	名称	规格	单位	数量	备注
1	■	照明配电箱	非标铁壳, 详电施系统图	台	15	距地1.8米明装
2	⊗	300x300平板灯	18w	盏	15	吸顶安装
2	⊕	吸顶灯	36w	盏	42	吸顶安装
3	⏏	空调插座	220V.16A	个	15	距地2.5米明装
4	⏏	安全型带开关双联, 二三极明装插座	220V.10A	个	111	距地1.4米明装 电视处距地0.5米明装
5	⏏	热水器插座	220V.16A	个	15	距地2.0米明装
5	⏏	双级开关	220V.10A	个	15	距地1.4米明装
5	⏏	双级开关	220V.10A	个	30	距地1.4米明装

注册章

工程设计出图专用章



恒企工程技术集团有限公司

■ 建筑工程设计: 甲级 ■ 风景园林设计: 乙级
 ■ 城乡规划设计: 乙级 ■ 市政工程设计: 乙级
 ■ 公路工程设计: 丙级 ■ 工程咨询: 乙级
 联系电话: 0771-5605292
 投诉电话: 15994346269

建设单位:
全州县住房和城乡建设局

项目名称:
全州县绍水镇完全小学保障性
租赁住房改建项目

子项目名称:

图纸名称:
3号宿舍楼--电气说明、系统图


审定人	杨金璋	杨金璋
项目负责人	张学军	张学军
审核人	王毅	王毅
专业负责人	王毅	王毅
校对	覃启航	覃启航
设计人	廖铭成	廖铭成

设计号:			
专业:	建筑		
设计阶段:	施工图		
比例	1:100	规格	A3
出图日期:	2025.07		
图号	DS-01		
版次	日期		
A	2025.07		

二维码识别

版权所有, 不得复制、套用。

日期	
姓名	
专业	暖通电气电
日期	
姓名	
专业	建筑给排水

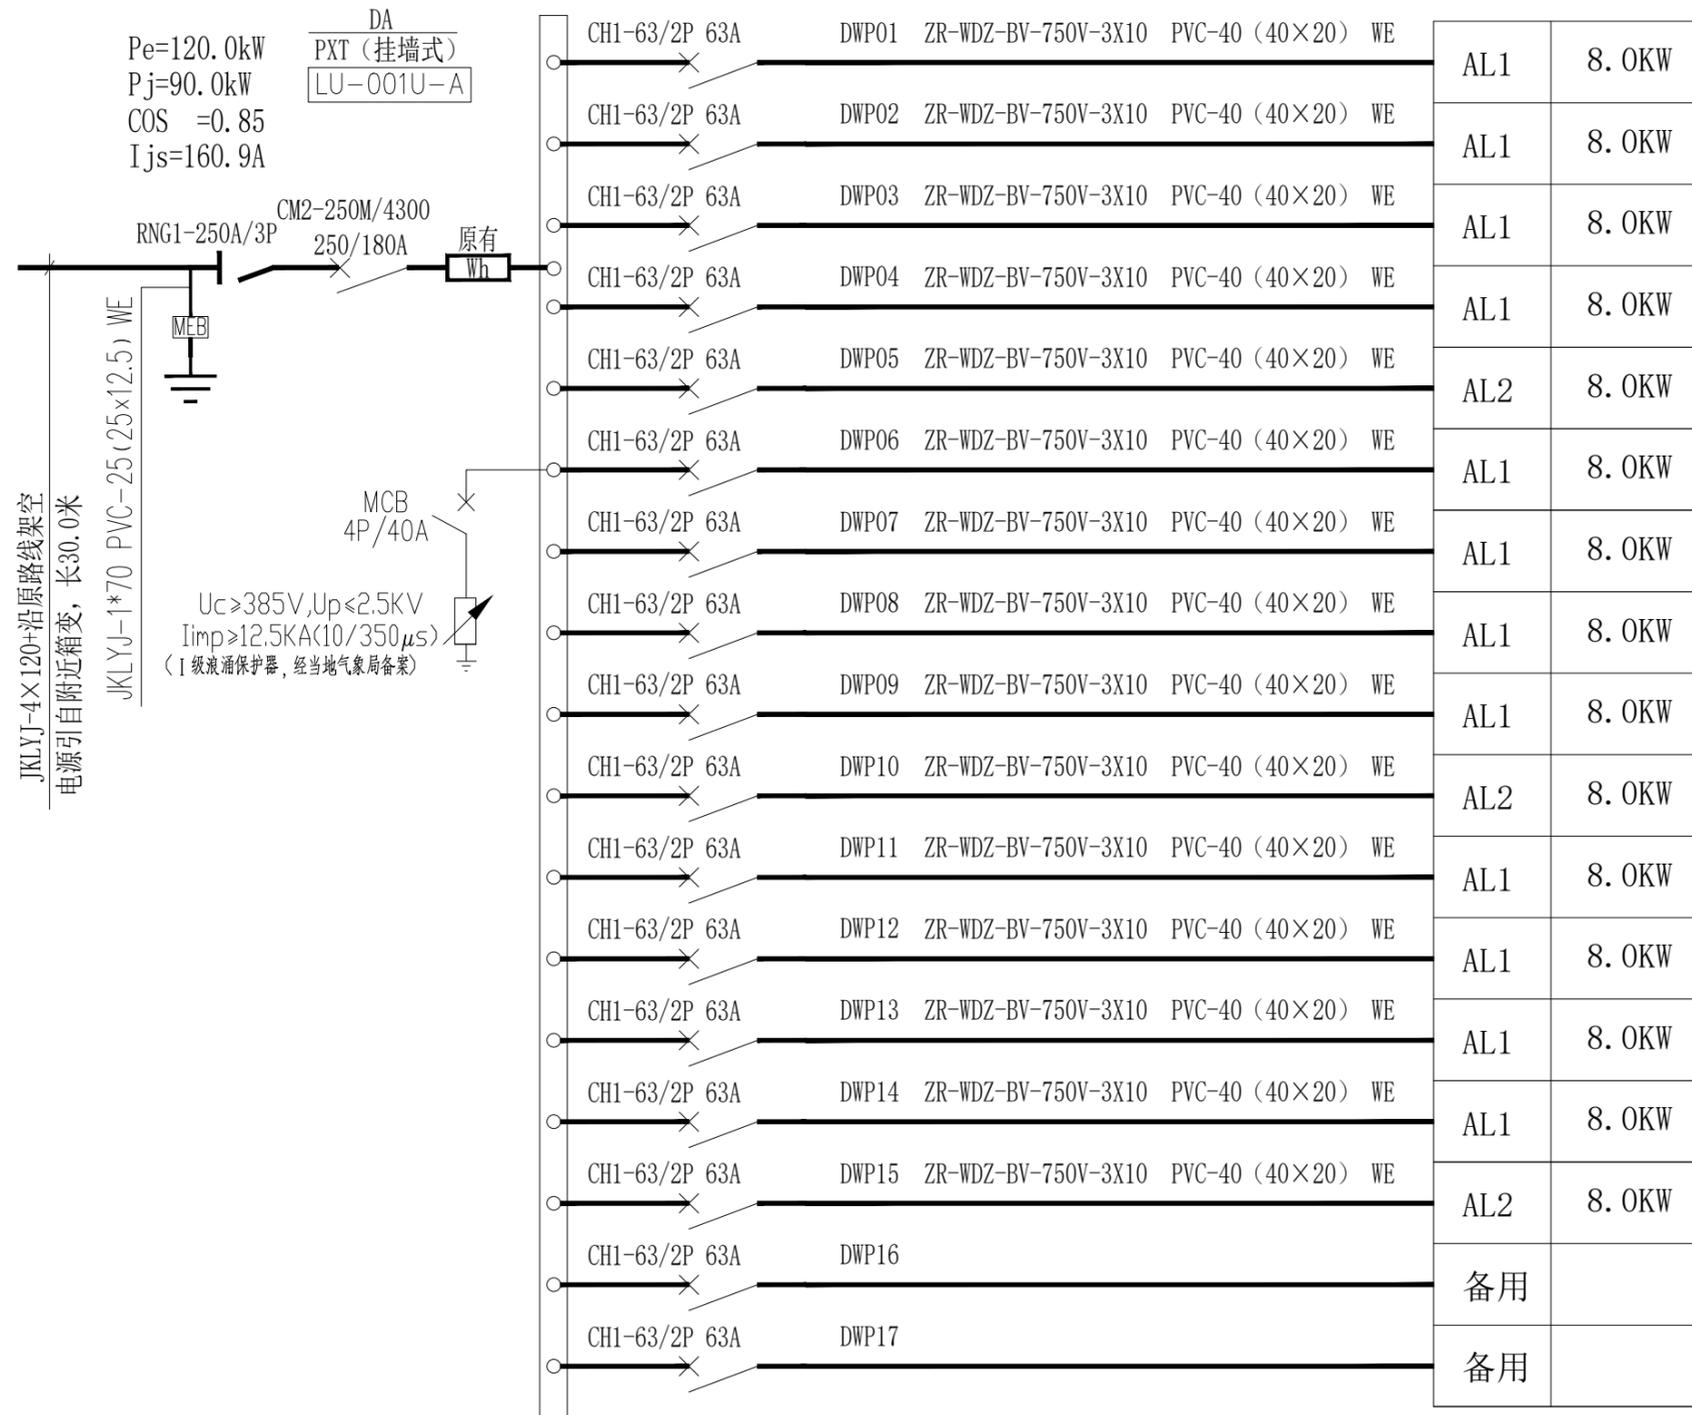

DA总配电箱系统图 1:100

注册章

工程设计出图专用章



恒企工程技术集团有限公司

■ 建筑工程设计: 甲级 ■ 风景园林设计: 乙级
 ■ 城乡规划设计: 乙级 ■ 市政工程设计: 乙级
 ■ 公路工程设计: 丙级 ■ 工程咨询: 乙级
 联系电话: 0771-5605292
 投诉电话: 15994346269

建设单位:
全州县住房和城乡建设局

项目名称:
全州县绍水镇完全小学保障性
租赁住房改建项目

子项目名称:

图纸名称:
DA总配电箱系统图




审定人	杨金璋	杨金璋
项目负责人	张学军	张学军
审核人	王毅	王毅
专业负责人	王毅	王毅
校对	覃启航	覃启航
设计人	廖铭成	廖铭成

设计号:			
专业:	建筑		
设计阶段:	施工图		
比例	1:100	规格	A3
出图日期:	2025.07		
图号	DS-02		
版次	日期		
A	2025.07		

二维码识别

版权所有, 不得复制、套用。

日期		姓名	
日期		姓名	
专业	暖通	专业	电气
专业	弱电	专业	给排水

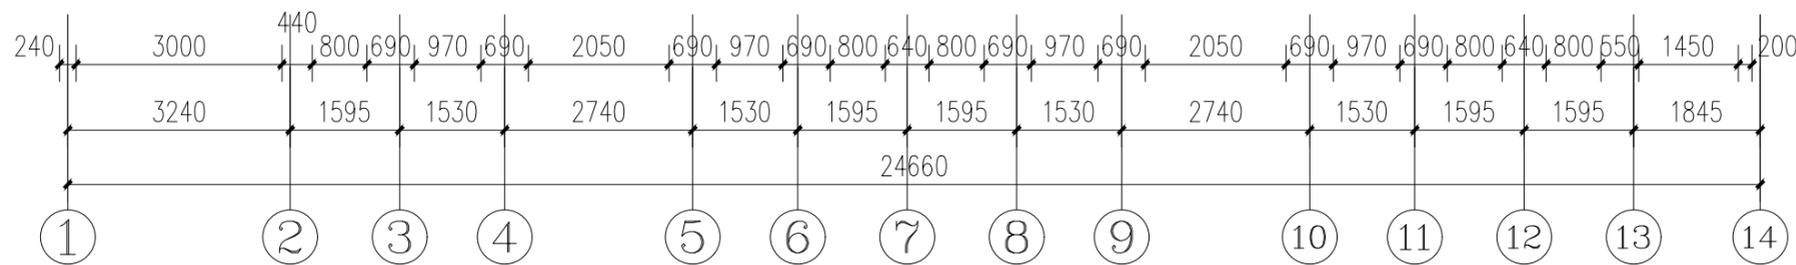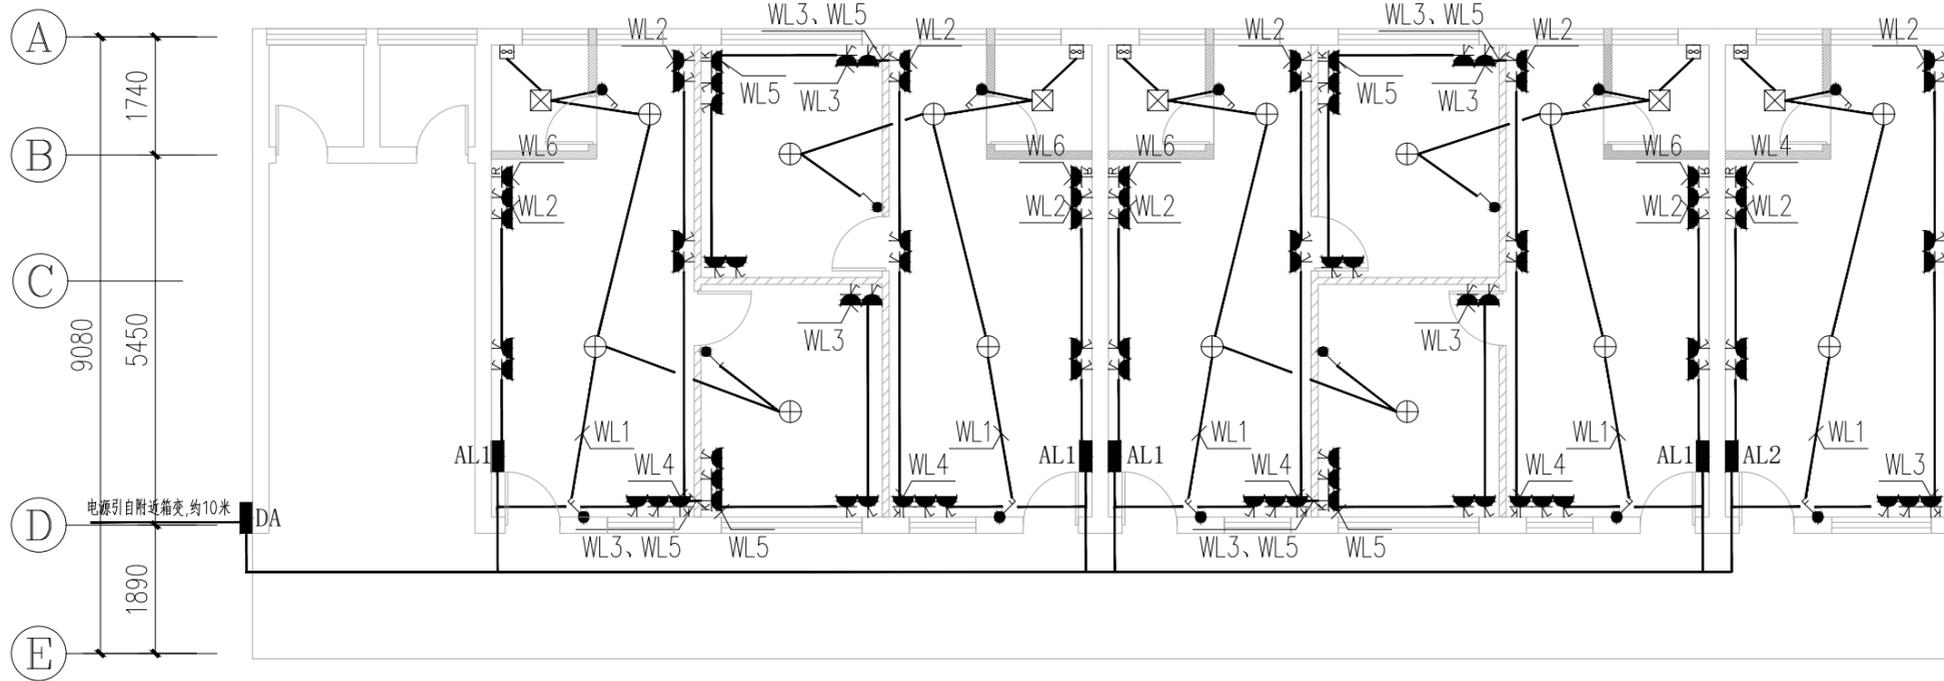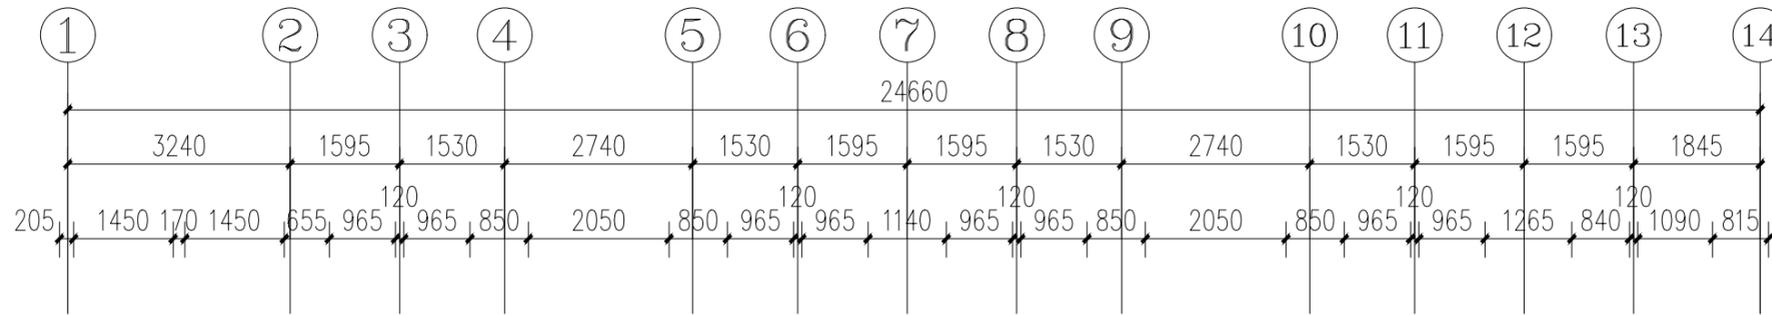

3号宿舍楼--一层电气改造平面图 1:100

注册章

工程设计出图专用章



恒企工程技术集团有限公司

■ 建筑工程设计: 甲级 ■ 风景园林设计: 乙级
 ■ 城乡规划设计: 乙级 ■ 市政工程设计: 乙级
 ■ 公路工程设计: 丙级 ■ 工程咨询: 乙级
 联系电话: 0771-5605292
 投诉电话: 15994346269

建设单位:
全州县住房和城乡建设局

项目名称:
全州县绍水镇完全小学保障性
租赁住房改建项目

子项目名称:

图纸名称:
3号宿舍楼--一层电气改造平面图




审定人	杨金璋	杨金璋
项目负责人	张学军	张学军
审核人	王毅	王毅
专业负责人	王毅	王毅
校对	覃启航	覃启航
设计人	廖铭成	廖铭成

设计号:	
专业:	建筑
设计阶段:	施工图
比例	1:100 规格 A3
出图日期:	2025.07
图号	DS-03
版次	日期
A	2025.07

二维码识别

版权所有, 不得复制、套用。

日期		姓名	
专业	暖通	专业	电气
日期		姓名	
专业	建筑	专业	给排水

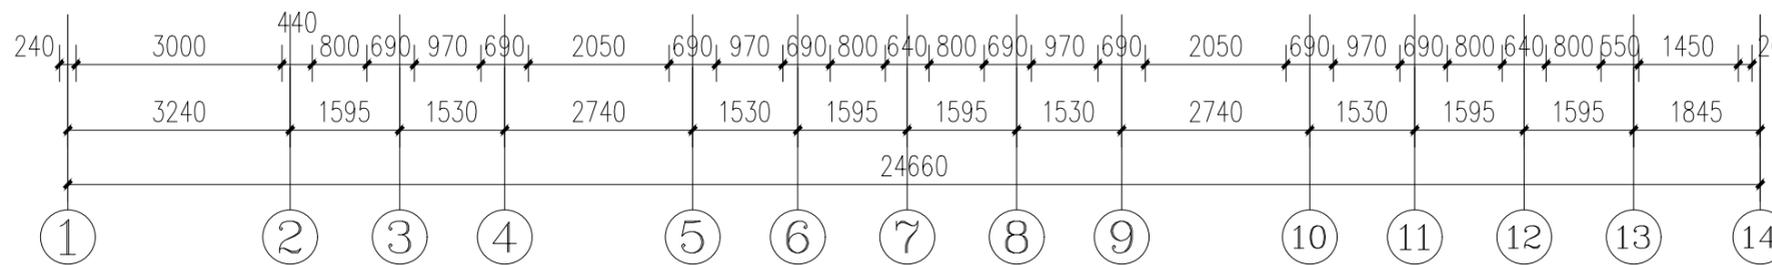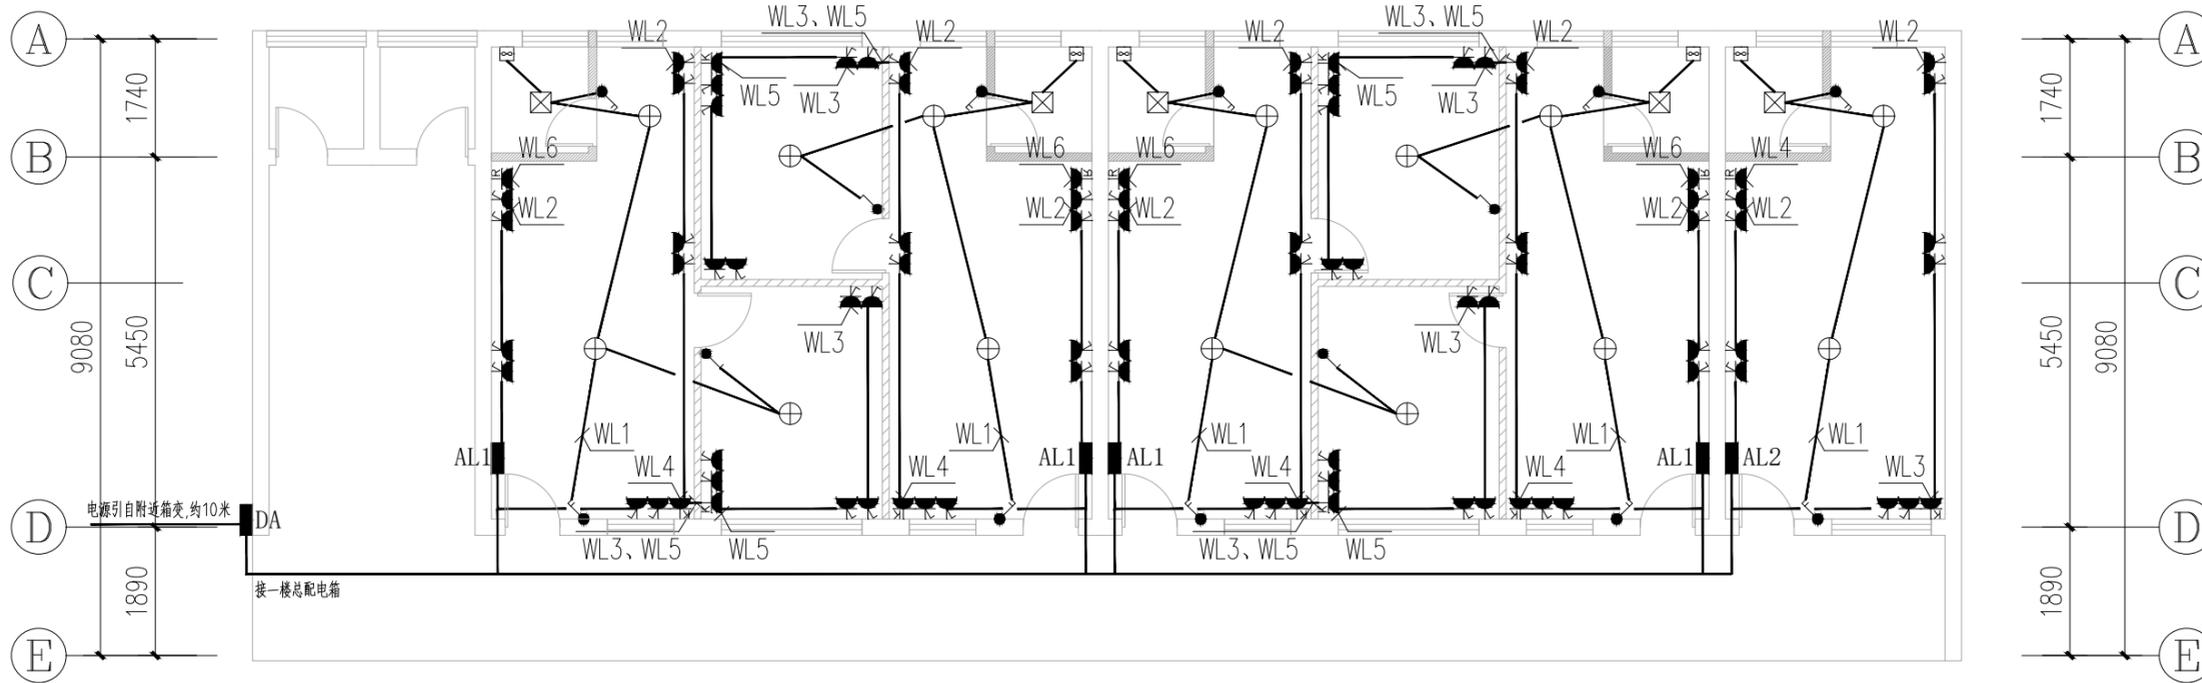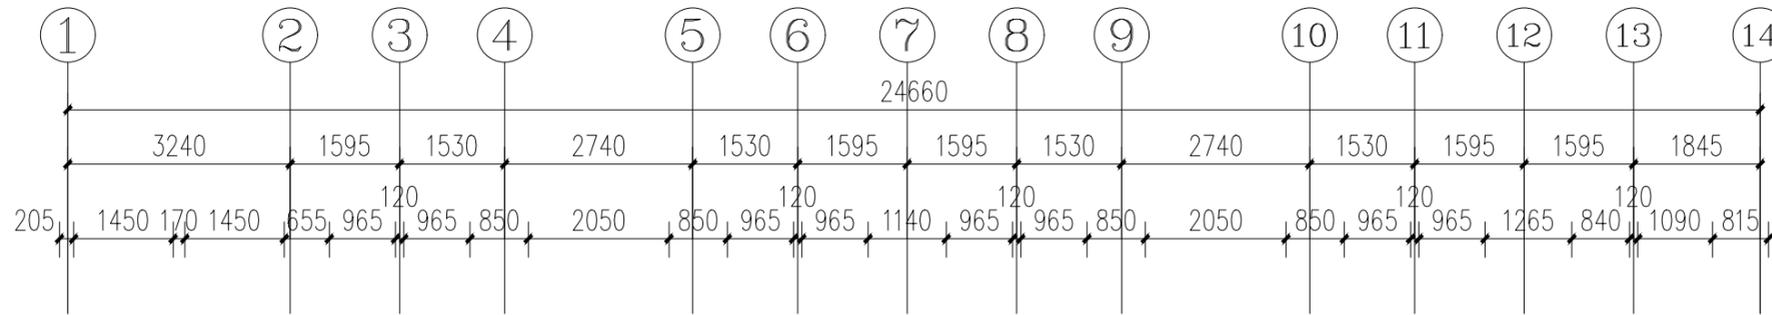

3号宿舍楼--二层电气改造平面图 1:100

注册章

工程设计出图专用章



恒企工程技术集团有限公司

■ 建筑工程设计: 甲级 ■ 风景园林设计: 乙级
 ■ 城乡规划设计: 乙级 ■ 市政工程设计: 乙级
 ■ 公路工程设计: 丙级 ■ 工程咨询: 乙级
 联系电话: 0771-5605292
 投诉电话: 15994346269

建设单位:
全州县住房和城乡建设局

项目名称:
全州县绍水镇完全小学保障性
租赁住房改建项目

子项目名称:

图纸名称:
3号宿舍楼--二层电气改造平面图

审定人	杨金璋	杨金璋
项目负责人	张学军	张学军
审核人	何献	何献
专业负责人	张学军	张学军
校对	覃天总	覃天总
设计人	眭岩生	眭岩生

设计号: HQA2507046

专业: 建筑

设计阶段: 施工图

比例: 1:100 规格: A3

出图日期: 2025.07




图号: DS-04

版次	日期
A	2025.07

二维码识别

版权所有, 不得复制、套用。

日期		姓名	
专业	暖通	专业	电气
日期		姓名	
专业	建筑	专业	给排水

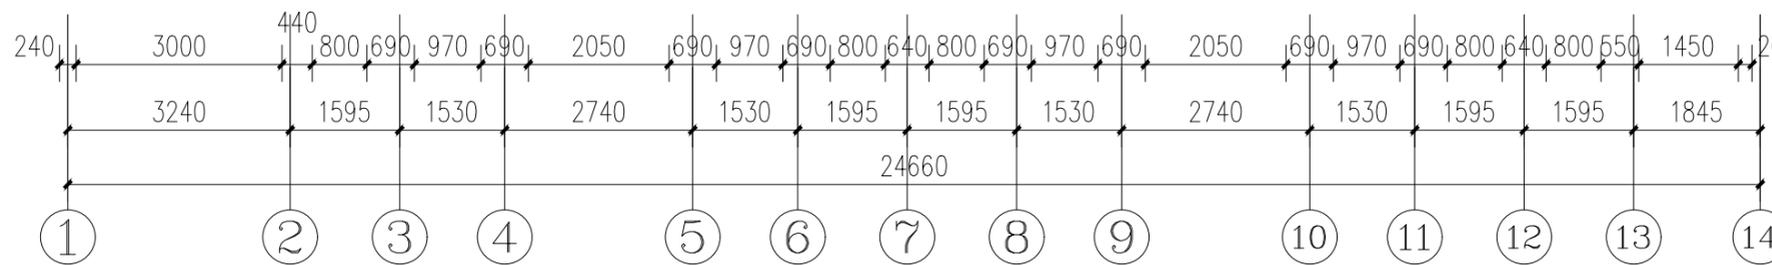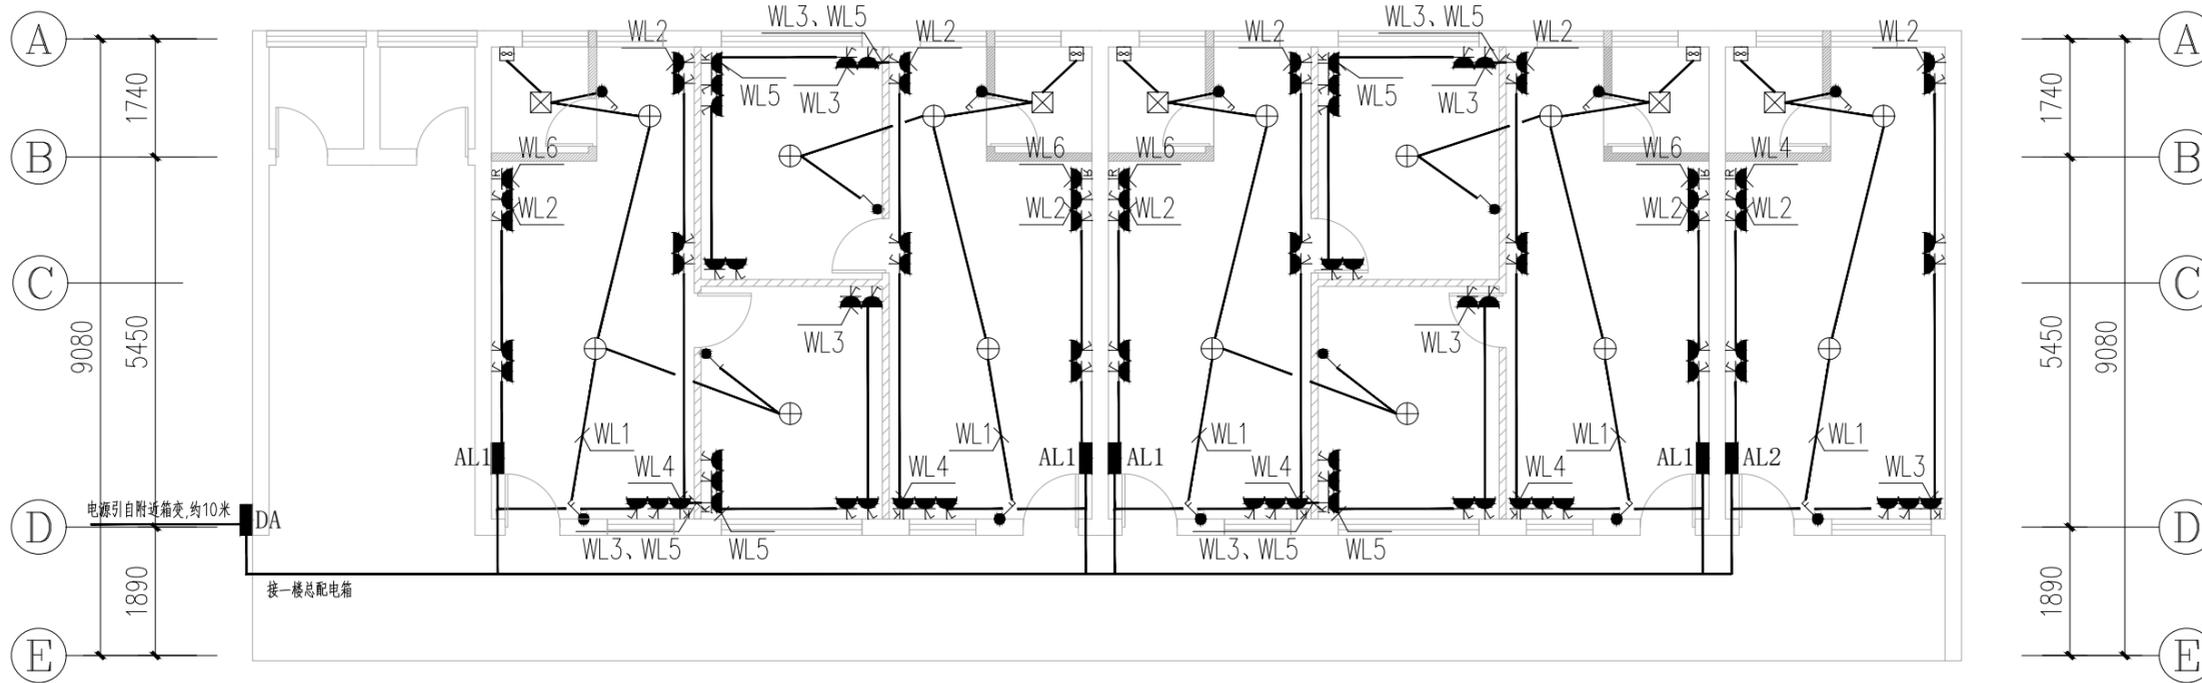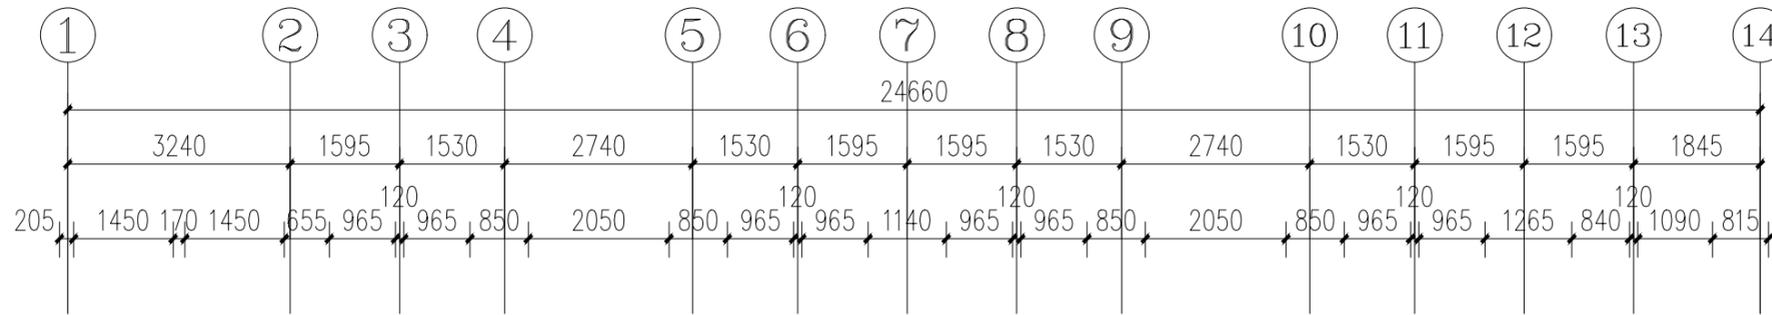

3号宿舍楼--三层电气改造平面图 1:100

注册章

工程设计出图专用章



恒企工程技术集团有限公司

■ 建筑工程设计: 甲级 ■ 风景园林设计: 乙级
 ■ 城乡规划设计: 乙级 ■ 市政工程设计: 乙级
 ■ 公路工程设计: 丙级 ■ 工程咨询: 乙级
 联系电话: 0771-5605292
 投诉电话: 15994346269

建设单位:
全州县住房和城乡建设局

项目名称:
全州县绍水镇完全小学保障性
租赁住房改建项目

子项目名称:

图纸名称:
3号宿舍楼--三层电气改造平面图


审定人	杨金璋	杨金璋
项目负责人	张学军	张学军
审核人	何献	何献
专业负责人	张学军	张学军
校对	覃天总	覃天总
设计人	睦岩生	睦岩生

设计号:	HQA2507046		
专业:	建筑		
设计阶段:	施工图		
比例	1:100	规格	A3
出图日期:	2025.07		
图号	DS-05		
版次	日期		
A	2025.07		


二维码识别

版权所有, 不得复制、套用。

日期		姓名	
专业	暖通	专业	电气
日期		姓名	
专业	建筑	专业	给排水

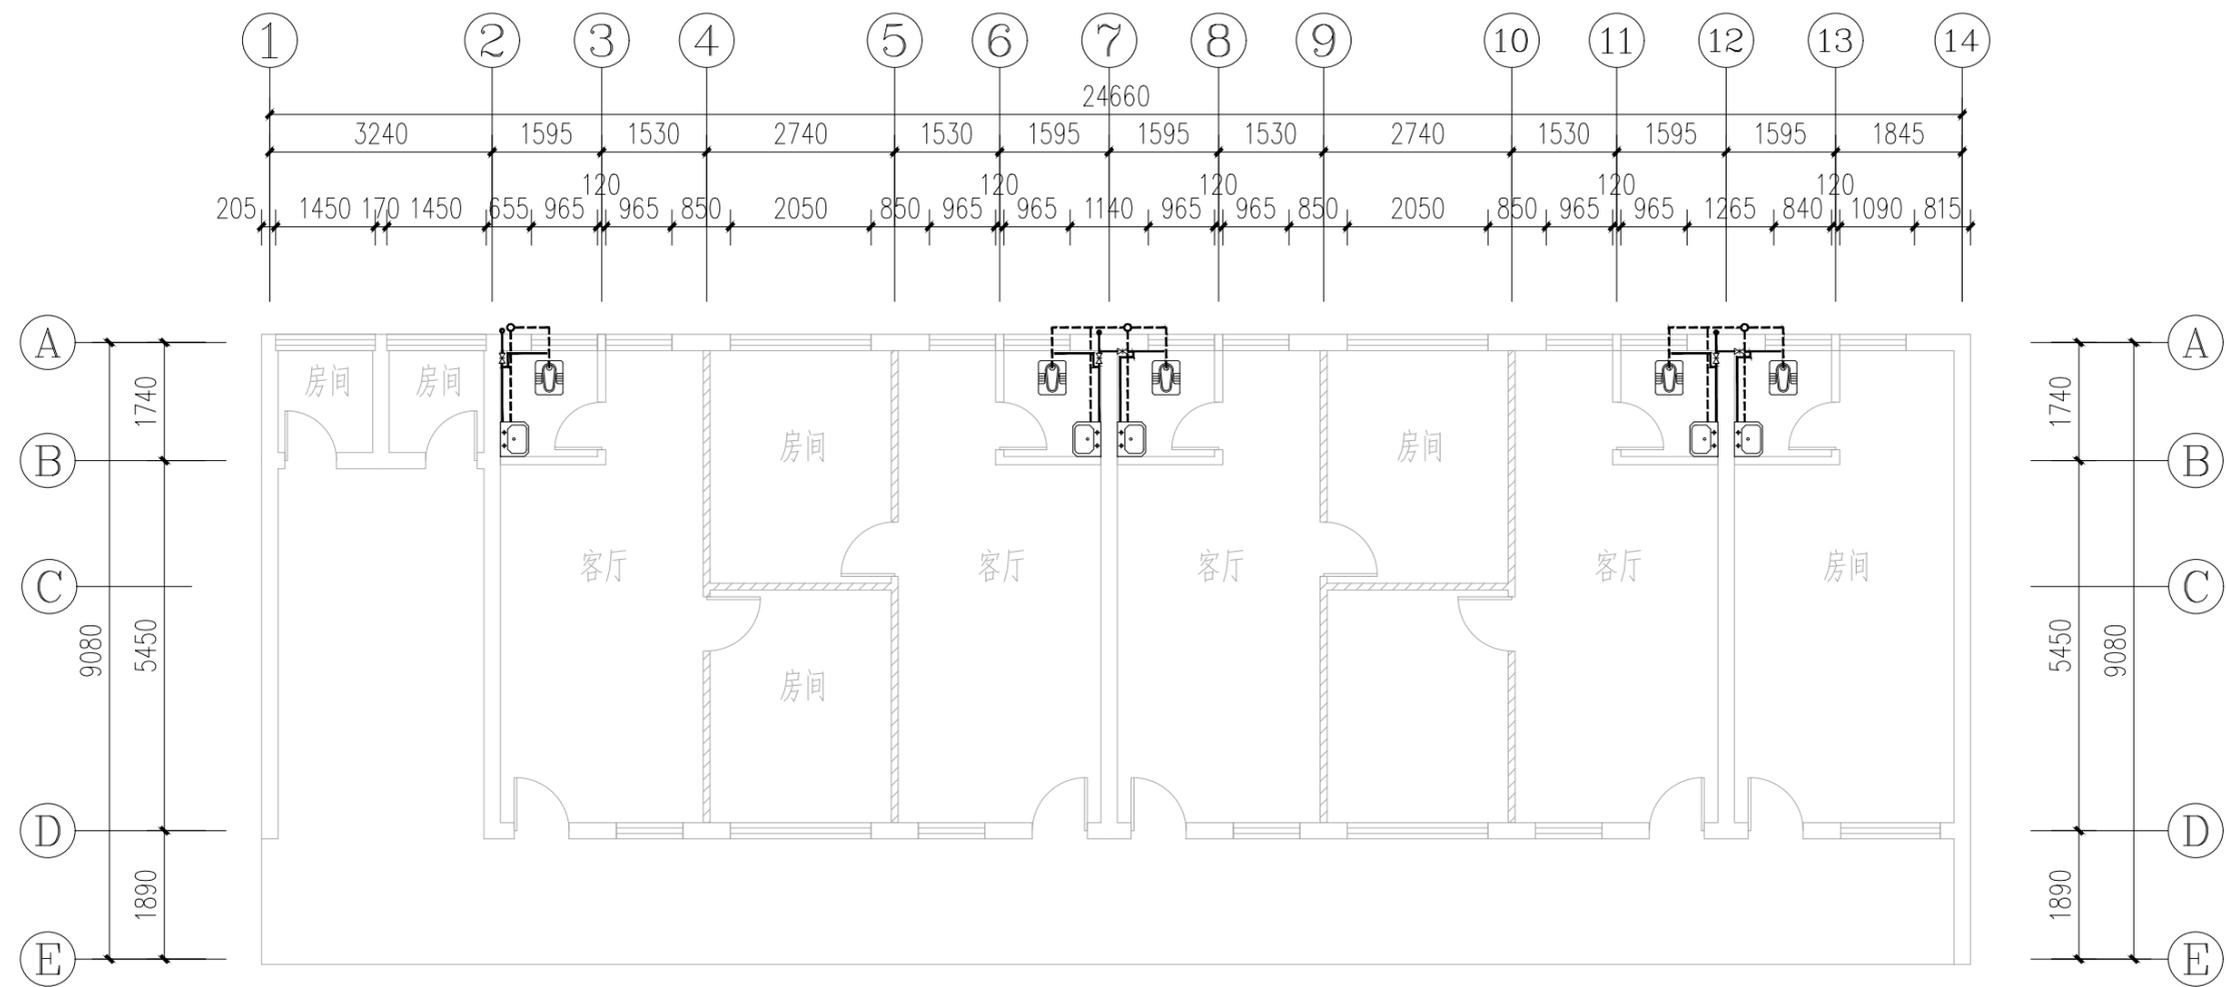

3号宿舍楼--一至三层给排水改造平面图 1:100

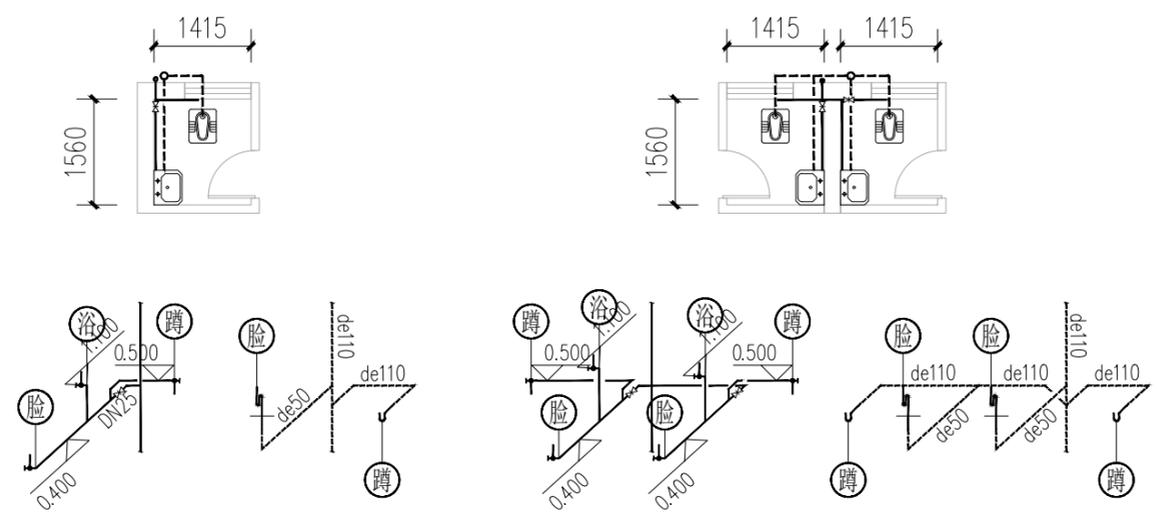

卫生间给排水系统图1 1:100

卫生间给排水系统图2 1:100

注册章

工程设计出图专用章

恒企工程技术集团有限公司

■ 建筑工程设计: 甲级 ■ 风景园林设计: 乙级
 ■ 城乡规划设计: 乙级 ■ 市政工程设计: 乙级
 ■ 公路工程设计: 丙级 ■ 工程咨询: 乙级
 联系电话: 0771-5605292
 投诉电话: 15994346269

建设单位:
全州县住房和城乡建设局

项目名称:
全州县绍水镇完全小学保障性
租赁住房改建项目

子项目名称:

图纸名称:
3号宿舍楼--一至三层给排水改造平面图


审定人	杨金璋	杨金璋
项目负责人	张学军	张学军
审核人	王毅	王毅
专业负责人	王毅	王毅
校对	覃启航	覃启航
设计人	李秋娟	李秋娟

设计号:	HQA2507046		
专业:	建筑		
设计阶段:	施工图		
比例:	1:100	规格:	A3
出图日期:	2025.07		
图号:	SS-01		
版次:	日期		
A	2025.07		

二维码识别

版权所有, 不得复制、套用。

专业	姓名	日期	专业	姓名	日期
建筑			暖通		
结构			电气		
给排水			弱电		

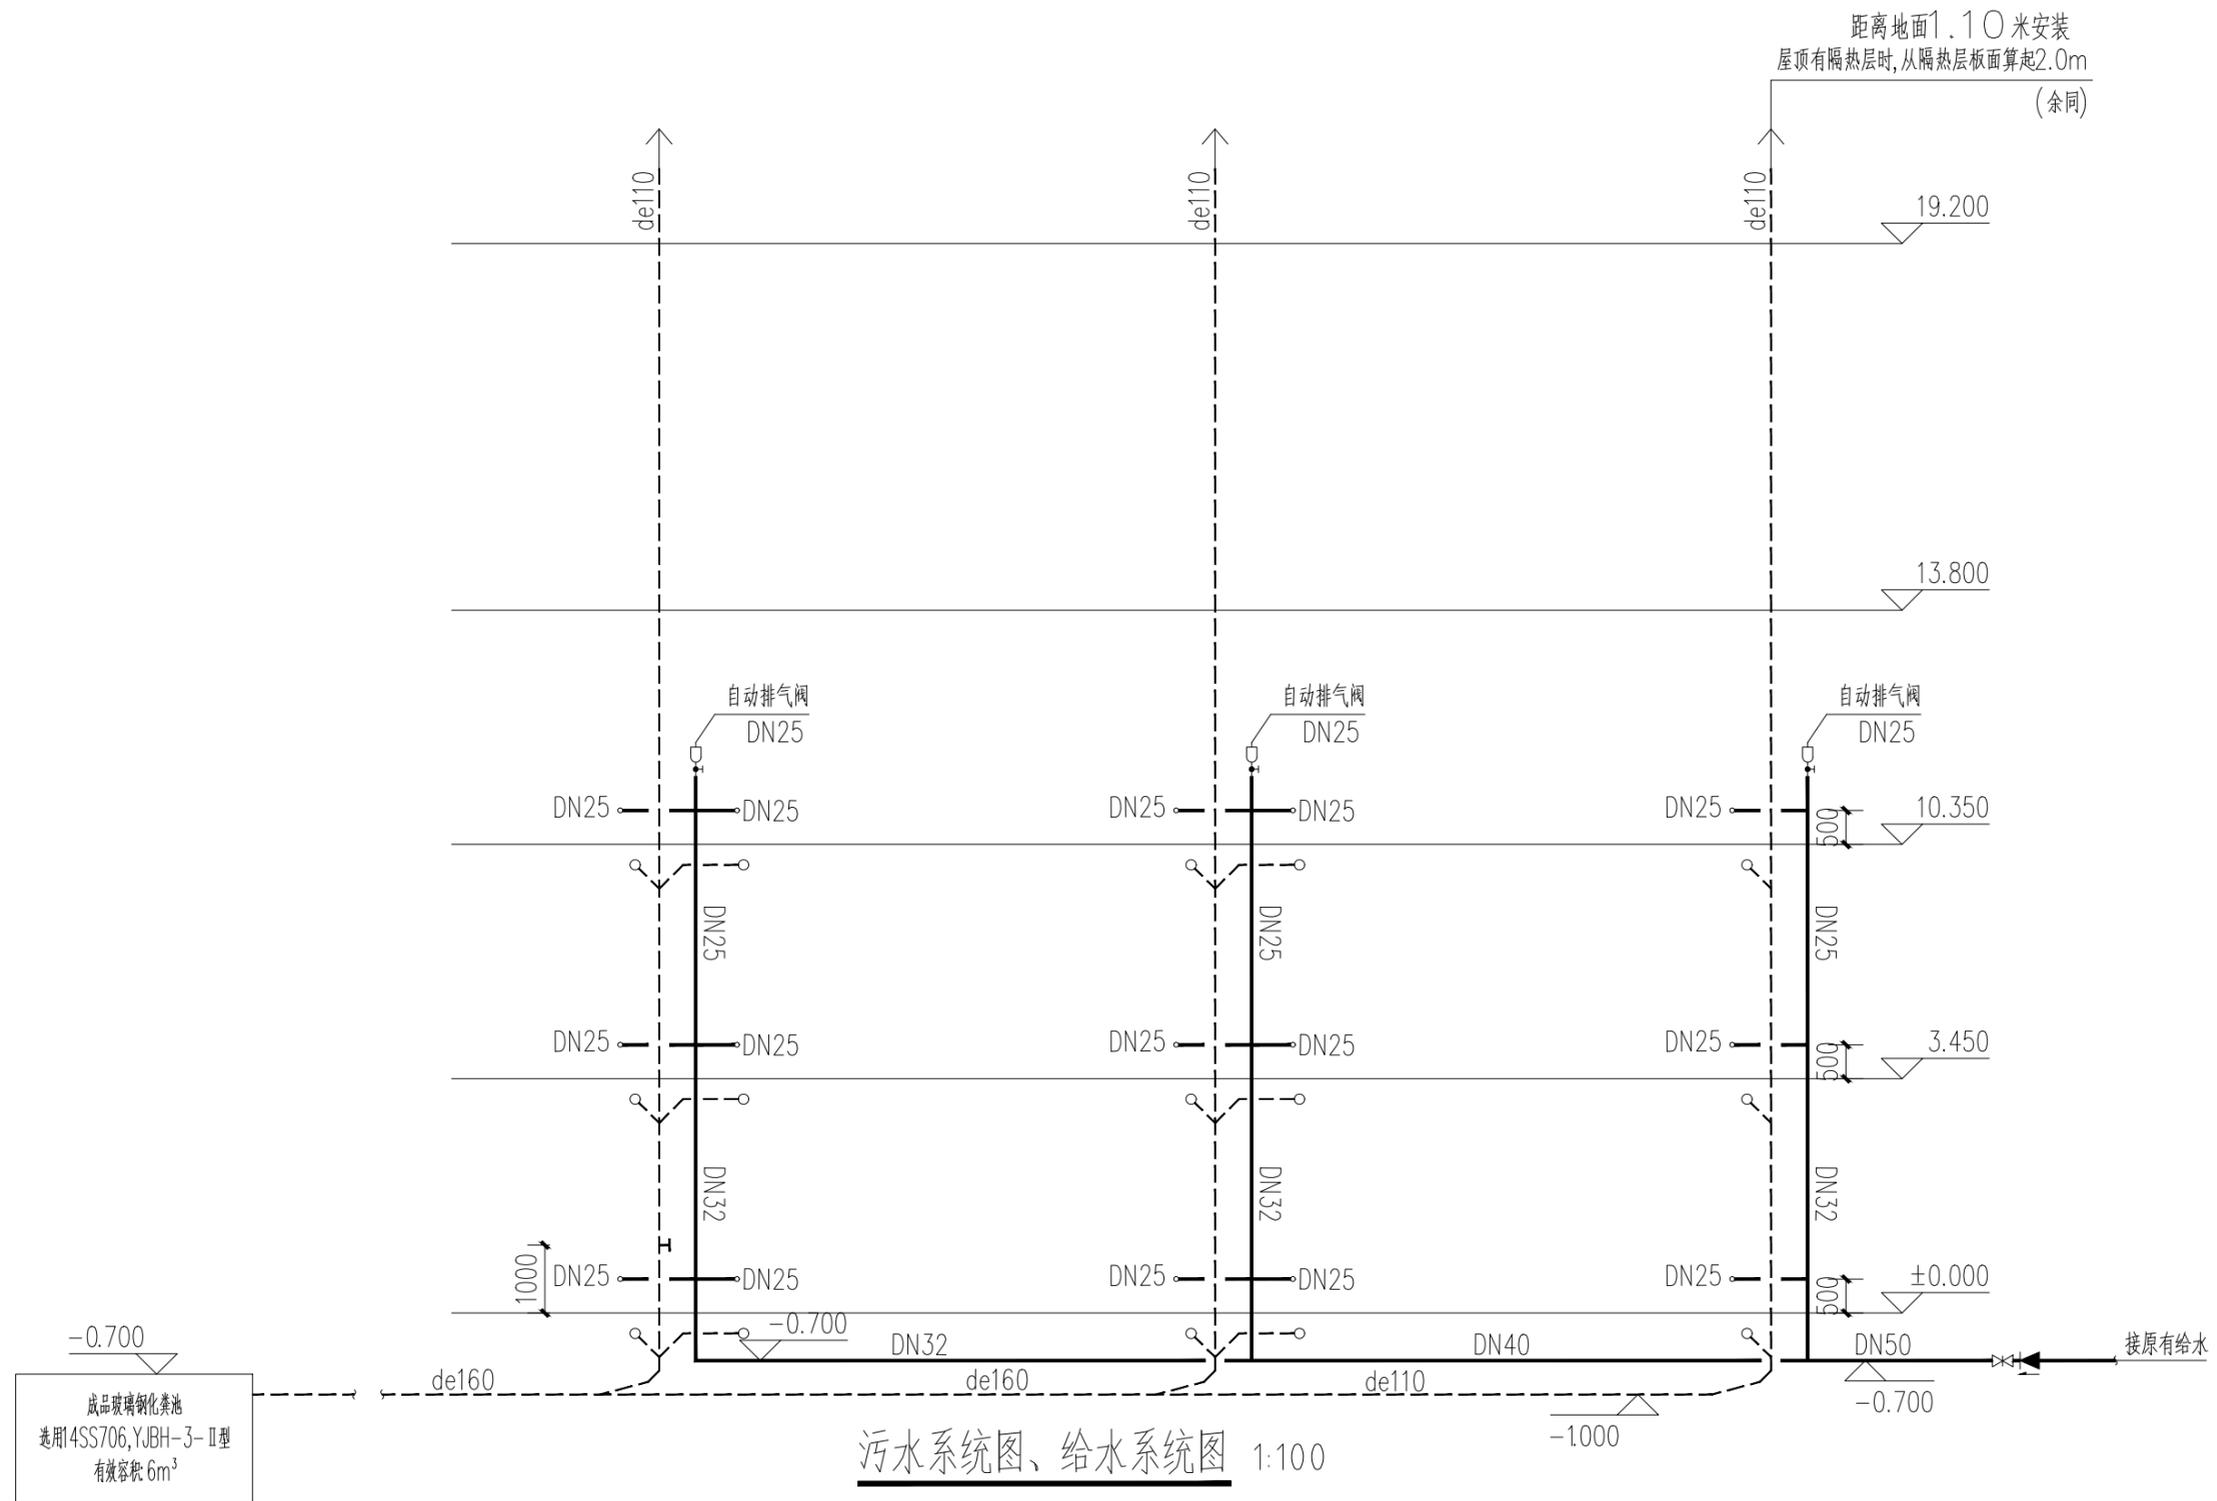

污水系统图、给水系统图 1:100

注册章

工程设计出图专用章



恒企工程技术集团有限公司

■ 建筑工程设计: 甲级 ■ 风景园林设计: 乙级
 ■ 城乡规划设计: 乙级 ■ 市政工程设计: 乙级
 ■ 公路工程设计: 丙级 ■ 工程咨询: 乙级
 联系电话: 0771-5605292
 投诉电话: 15994346269

建设单位:
全州县住房和城乡建设局

项目名称:
全州县绍水镇完全小学保障性
租赁住房改建项目

子项目名称:

图纸名称:
3号宿舍楼--污水系统图、给水系统图

审定人	杨金璋	杨金璋
项目负责人	张学军	张学军
审核人	王毅	王毅
专业负责人	王毅	王毅
校对	覃启航	覃启航
设计人	李秋娟	李秋娟

设计号:	HQA2507046		
专业:	建筑		
设计阶段:	施工图		
比例	1:100	规格	A3
出图日期:	2025.07		
图号	SS-02		

版次	日期
A	2025.07

二维码识别

版权所有, 不得复制、套用。