

全州县绍水镇完全小学等保障性租赁住房改建项目


施 工 图

项目负责人：

张学军	张学军

专业负责人：

建筑专业	张学军	张学军
结构专业	陈华柏	陈华柏
给排水专业	朱文忠	朱文忠
电气专业	王 毅	王毅
暖通专业	蒋玉荣	蒋玉荣


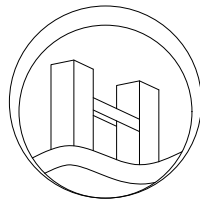


恒企工程技术集团有限公司





■ 建筑工程设计：甲级 ■ 风景园林设计：乙级
■ 城乡规划设计：乙级 ■ 市政工程设计：乙级
■ 公路工程设计：丙级 ■ 工程咨询：乙级
电话：0771-5605292 投诉电话：15994346269

2025年07月

专 业	姓 名	日 期	专 业	姓 名	日 期
建 筑			通 电		
结 构			暖 气		
给 排 水			电 弱		

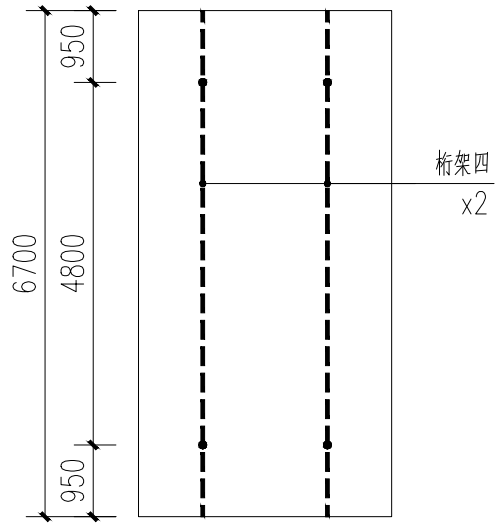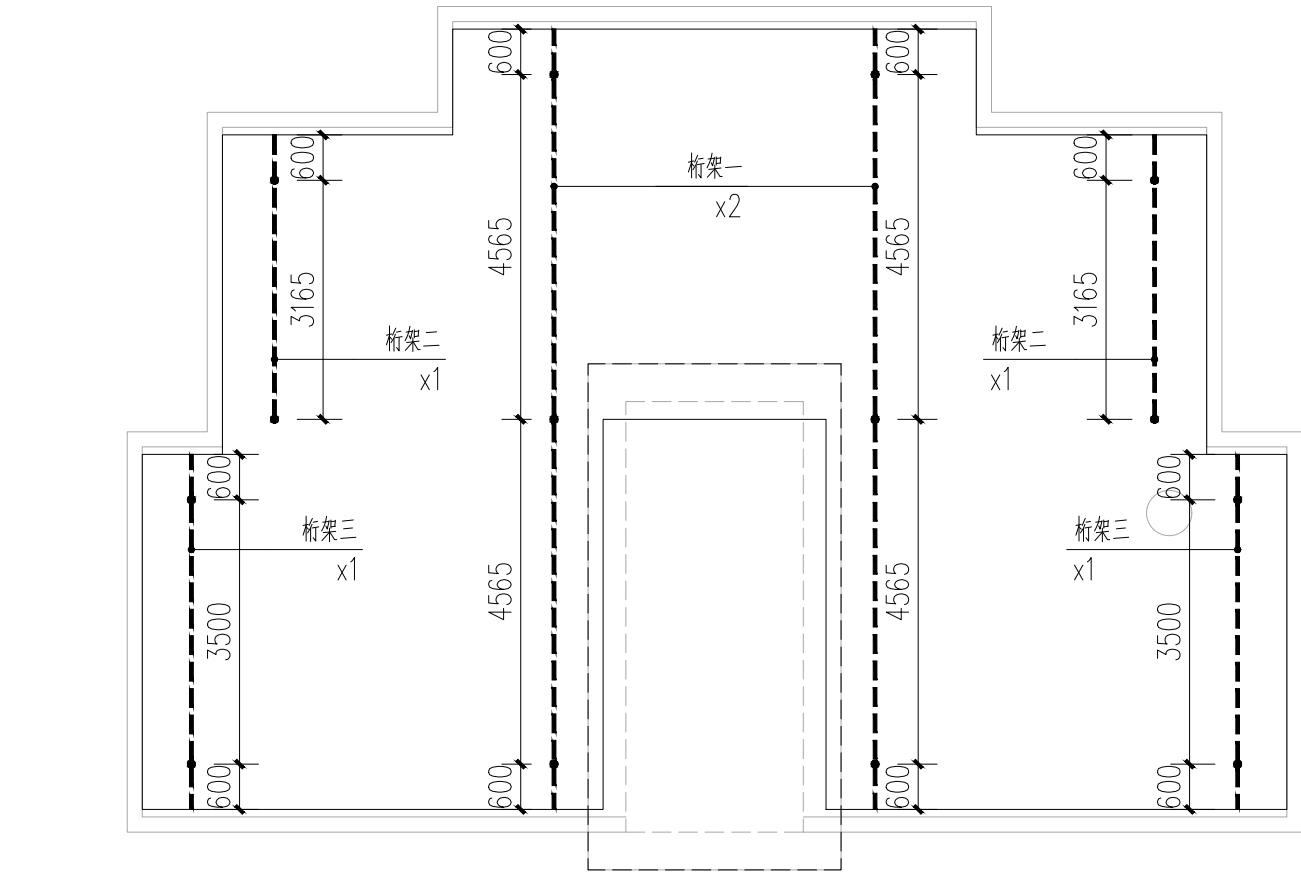

4号楼屋面立柱平面图 1:100

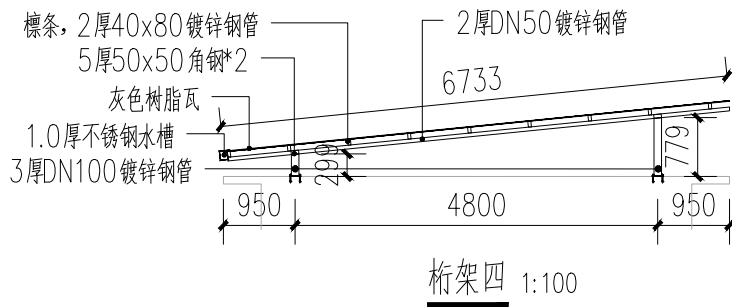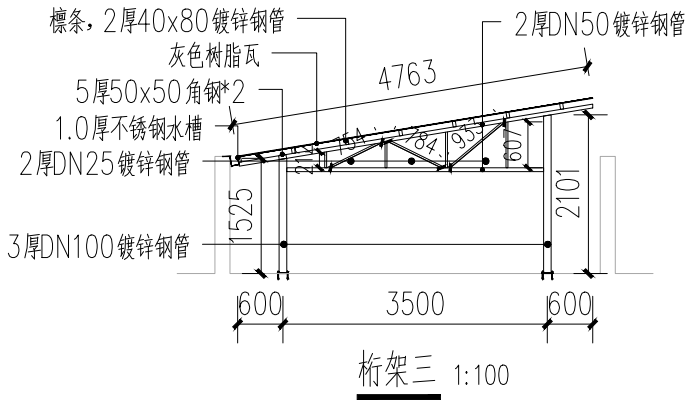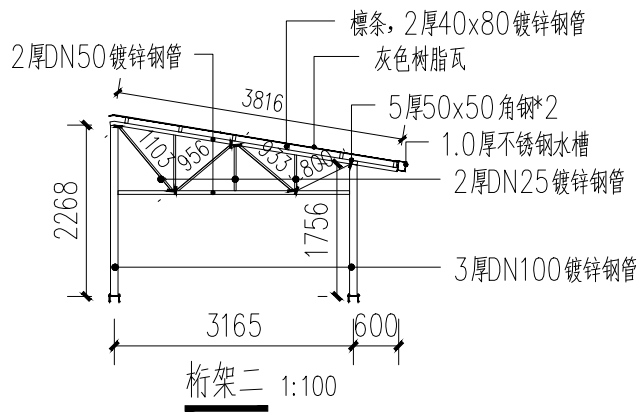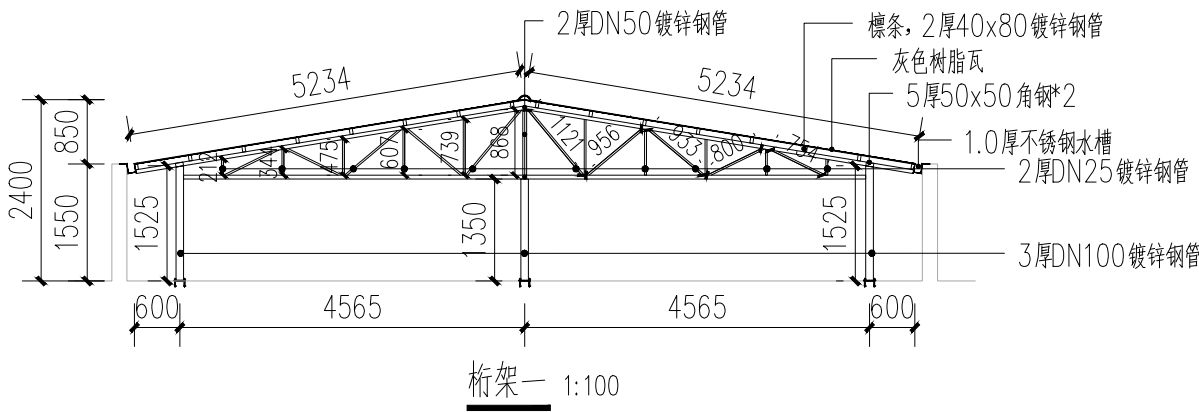

注册章

工程设计出图专用章



恒企工程技术集团有限公司

■ 建筑工程设计：甲级 ■ 风景园林设计：乙级
■ 城乡规划设计：乙级 ■ 市政工程设计：乙级
■ 公路工程设计：丙级 ■ 工程咨询：乙级

联系电话：0771-5605292
投诉电话：15994346269

建设单位：
全州县住房和城乡建设局

项目名称：
全州县绍水镇完全小学等保障性租赁住房改建项目

子项目名称：
绍水镇初级中学

图纸名称：
4号楼屋面立柱平面图

审定人	杨金璋	杨金璋
项目负责人	张学军	张学军
审核人	何 献	何 献
专业负责人	张学军	张学军
校对入	覃天总	覃天总
设计人	眭岩生	眭岩生

设计号：HQA2507046

专业：建 筑

设计阶段：施工图

比例 1:100 规格 A3

出图日期：2025. 07




图号 JZ-01

版次	日期
A	2025. 07


二维码识别

版权所有，不得复制、套用。


期	日	姓	名	专	业	通	气	电
				专	业	暖	电	弱
期	日	姓	名	专	业	建	结	给
				专	业	建	结	给

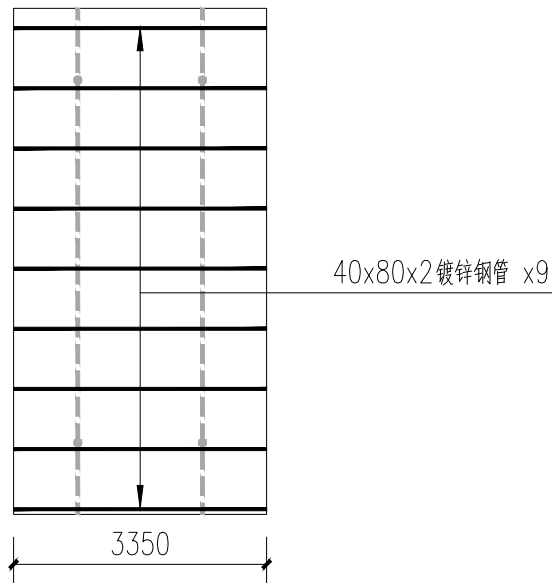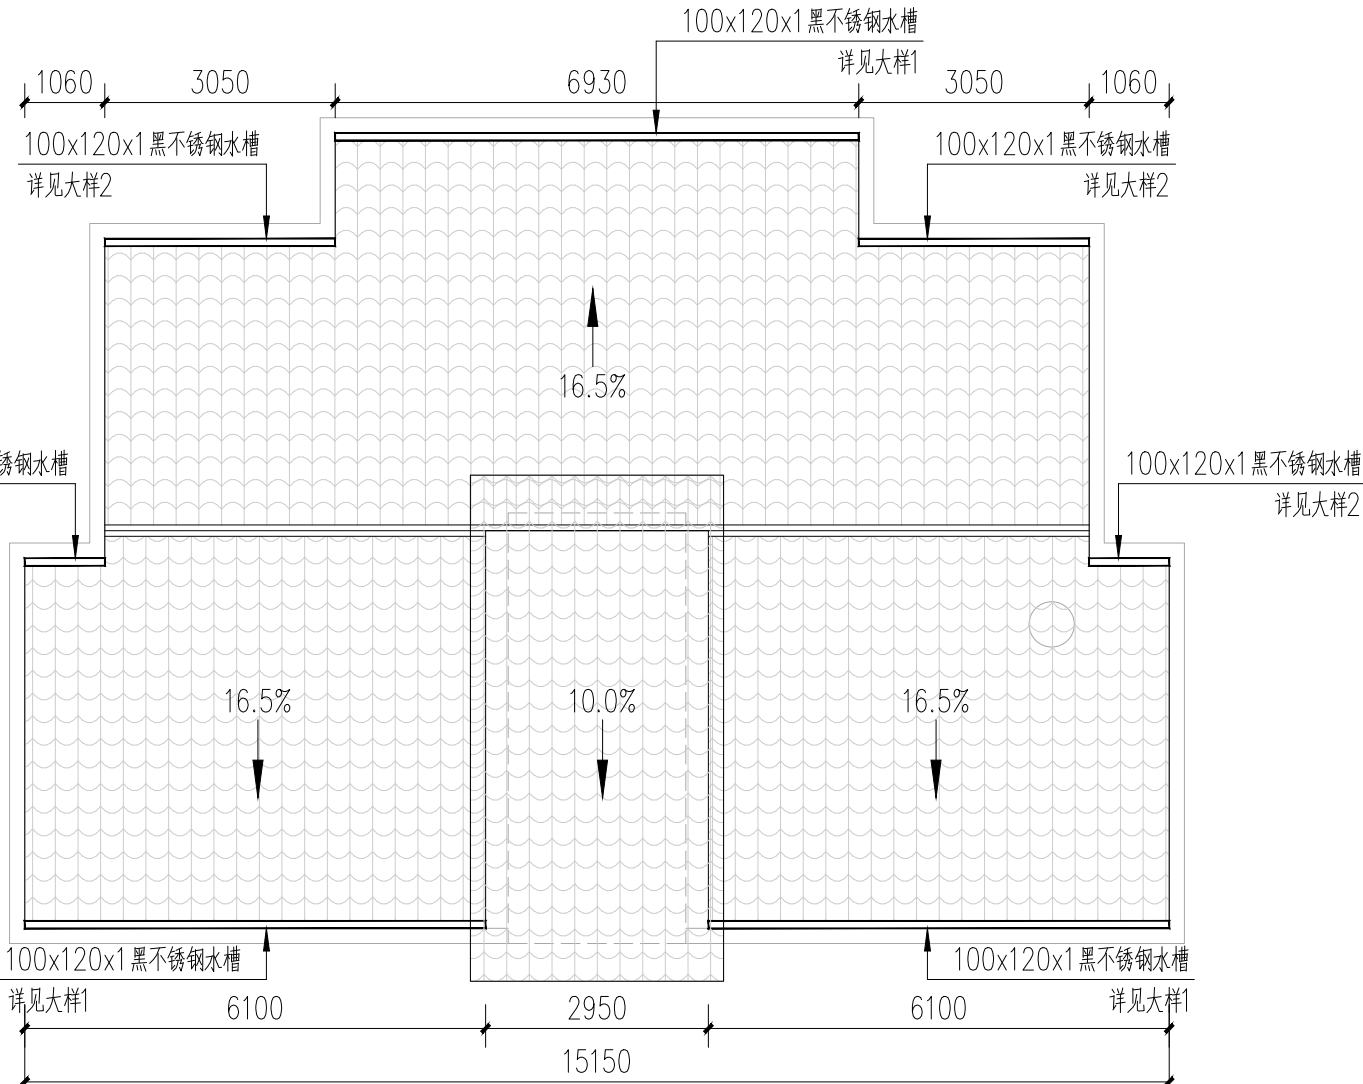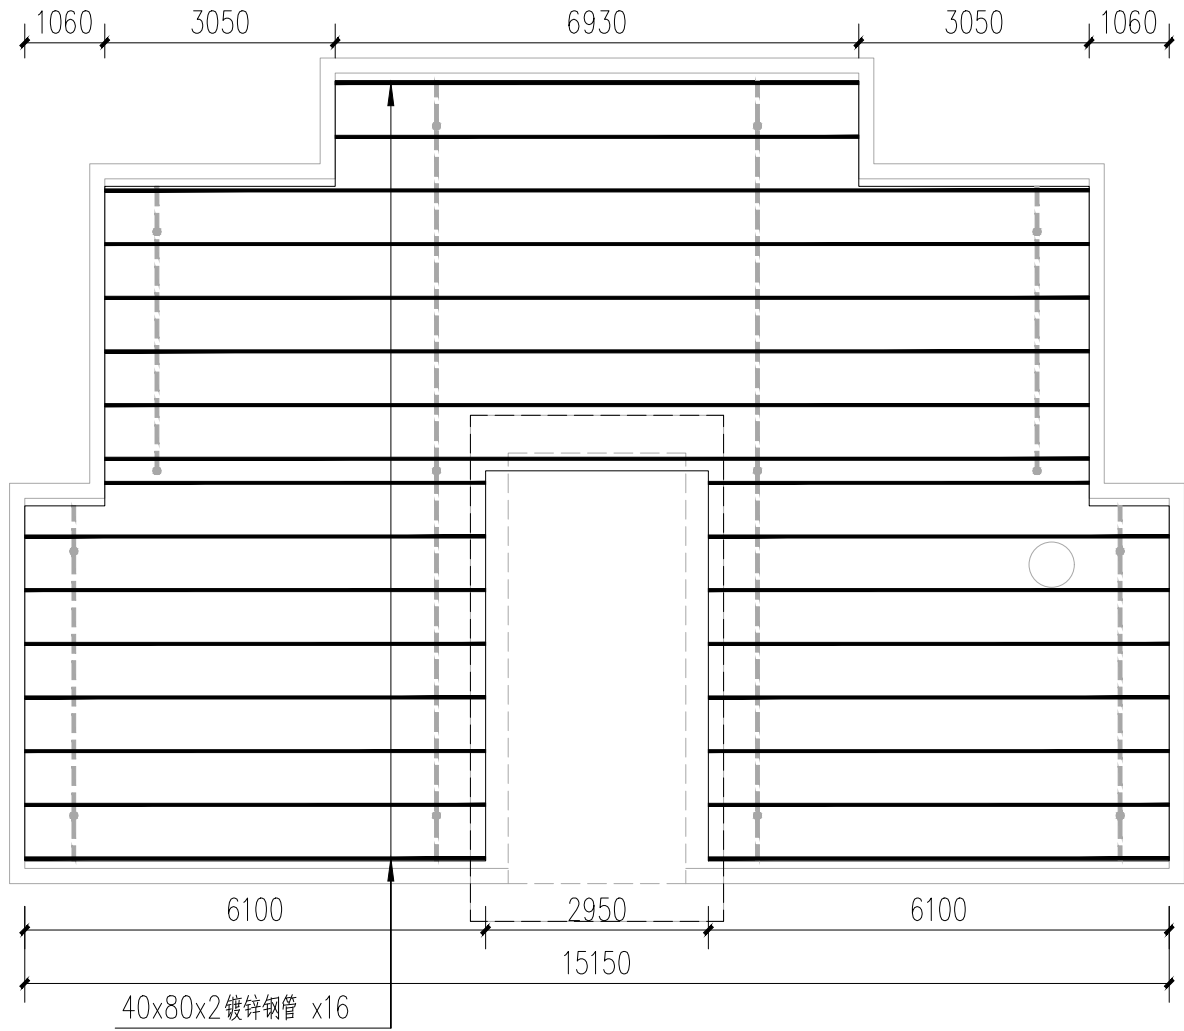

4号楼屋面檩条平面图 1:100

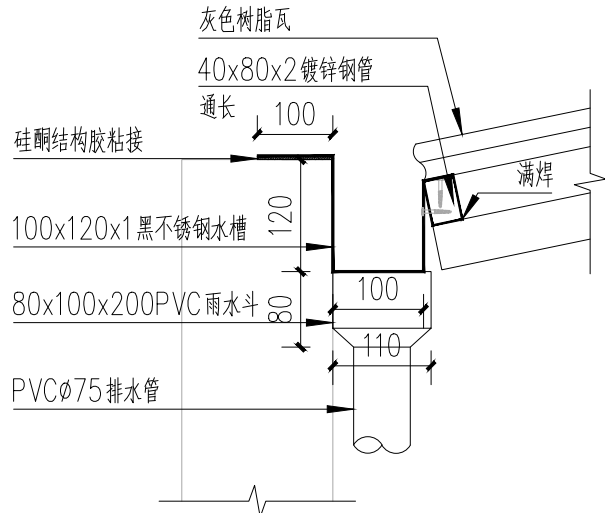

水槽做法大样 1:10

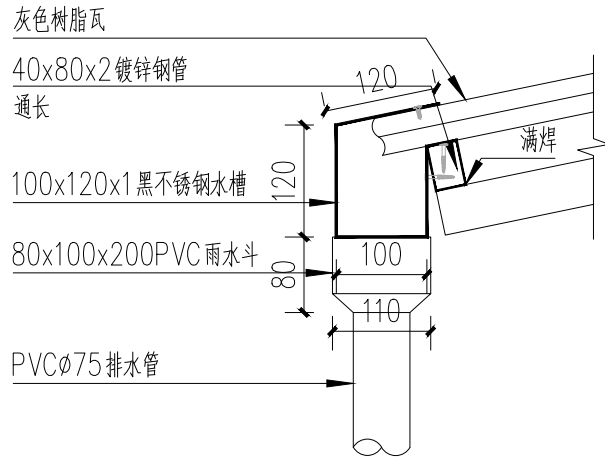

水槽做法大样 1:10

4号楼屋面屋顶平面图 1:100

注册章

工程设计出图专用章



恒企工程技术集团有限公司

■ 建筑工程设计：甲级 ■ 风景园林设计：乙级
■ 城乡规划设计：乙级 ■ 市政工程设计：乙级
■ 公路工程设计：丙级 ■ 工程咨询：乙级
联系电话：0771-5605292
投诉电话：15994346269

建设单位：
全州县住房和城乡建设局

项目名称：
全州县绍水镇完全小学等保障性租赁住房改建项目

子项目名称：
绍水镇初级中学

图纸名称：
4号楼屋面檩条平面图、4号楼屋面屋顶平面图

审定人	杨金璋	杨金璋
项目负责人	张学军	张学军

审核人	何 献	何 献
专业负责人	张学军	张学军
校对	覃天总	覃天总
设计人	眭岩生	眭岩生

设计号：HQA2507046

专业：建 筑

设计阶段：施 工 图

比例	1:100	规格	A3
----	-------	----	----

出图日期：2025. 07

图号	JZ-02
----	-------


版次	日期
----	----

A	2025. 07
---	----------


二维码识别

版权所有，不得复制、套用。

专 业	姓 名	日 期
建 筑		
结 构		
给 排 水		
专 业	姓 名	日 期
暖 通		
电 气		
电 弱		

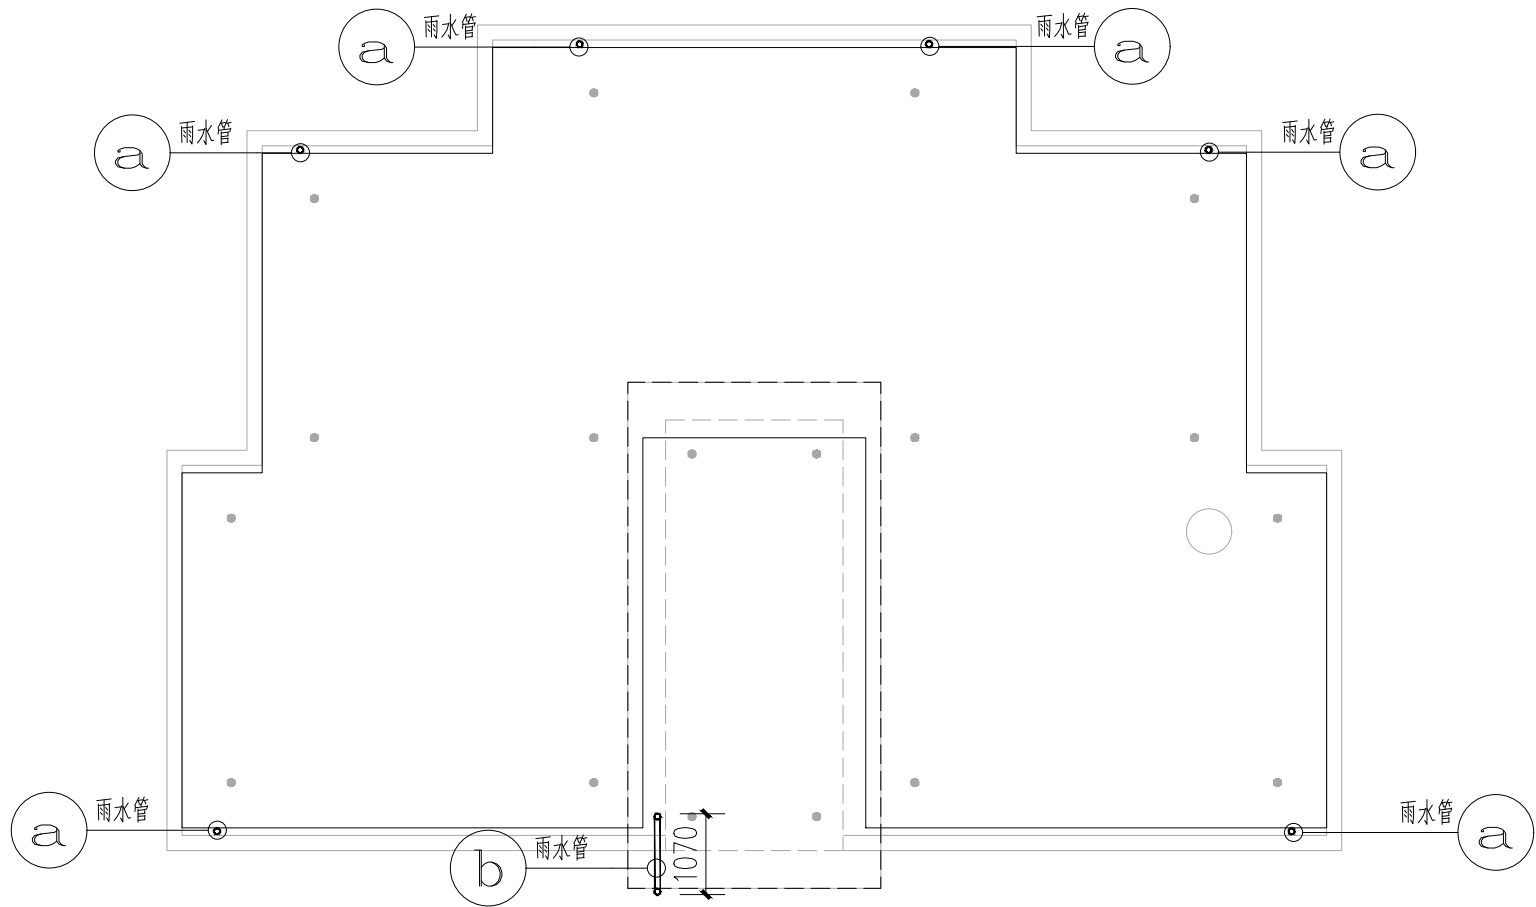

4号楼屋面雨水管平面图 1:100

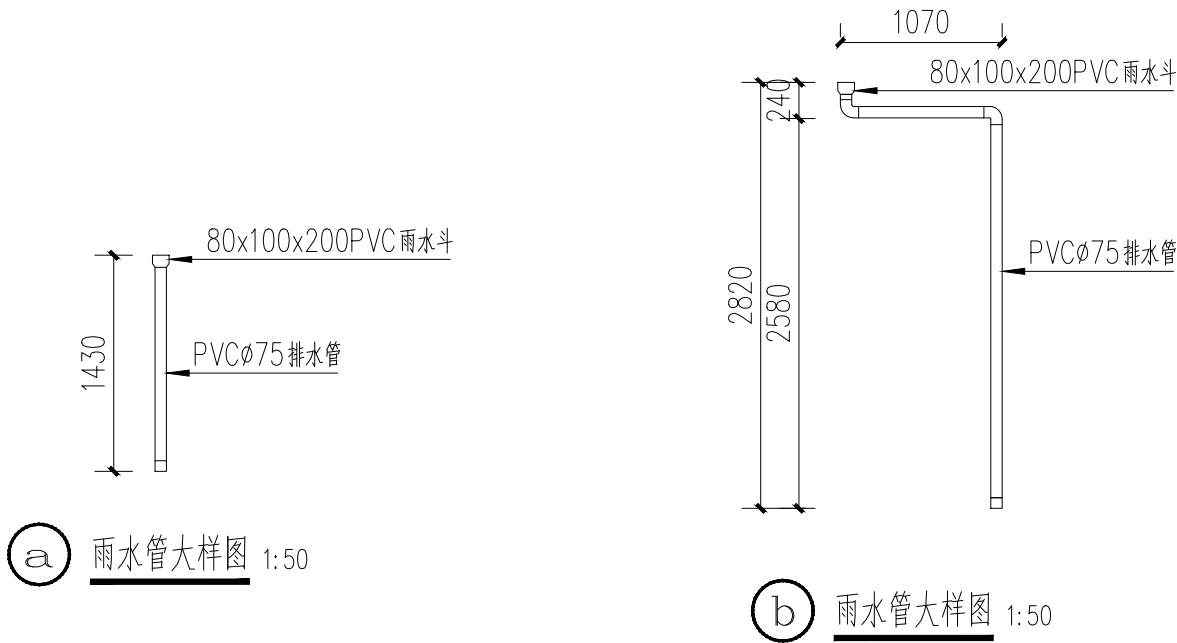

a 雨水管大样图 1:50

b 雨水管大样图 1:50

注册章

工程设计出图专用章



恒企工程技术集团有限公司

■ 建筑工程设计：甲级 ■ 风景园林设计：乙级
■ 城乡规划设计：乙级 ■ 市政工程设计：乙级
■ 公路工程设计：丙级 ■ 工程咨询：乙级

联系电话：0771-5605292
投诉电话：15994346269

建设单位：
全州县住房和城乡建设局

项目名称：
全州县绍水镇完全小学等保障性租赁住房改建项目

子项目名称：
绍水镇初级中学

图纸名称：
4号楼屋面雨水管平面图

审定人	杨金璋	杨金璋
项目负责人	张学军	张学军
审核人	何 献	何 献
专业负责人	张学军	张学军
校对入	覃天总	覃天总
设计人	眭岩生	眭岩生

设计号：HQA2507046

专业：建 筑

设计阶段：施 工 图

比例 1:100 规格 A3

出图日期：2025. 07

图号 JZ-03

版次	日期
A	2025. 07

二维码识别

版权所有，不得复制、套用。