


才湾镇毛竹山村葡萄产业园 配套设施建设项目 施工图



爱建信达工程咨询有限公司

Aijian Xinda Engineering Consulting Co., Ltd.

2024年12月

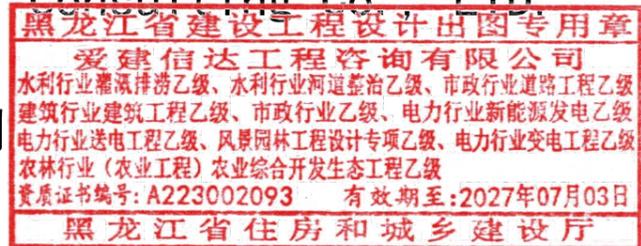



爱建信达

图纸目录

工程编号:

工程名称: 才湾镇毛竹山村葡萄产业园配套设施建设项目

2024年12月

图号	图幅	图名	版本	日期	图号	图幅	图名	版本	日期
LP01	A2	分区总平面图		2024.12					
LP02	A2	分区一索引平面图		2024.12					
LP03	A2	分区一坐标平面图		2024.12					
LP04	A2	分区二索引平面图		2024.12					
LP05	A2	分区二坐标平面图		2024.12					
LP06	A2	分区三索引平面图		2024.12					
LP07	A2	分区三坐标平面图		2024.12					
LD01	A3	台阶做法详图一		2024.12	<div style="border: 2px solid red; padding: 5px; text-align: center;"> <p>黑龙江省建设工程设计出图专用章</p> <p>爱建信达工程咨询有限公司</p> <p>水利行业灌溉排涝乙级、水利行业河道整治乙级、市政行业道路工程乙级、建筑行业建筑工程乙级、市政行业乙级、电力行业新能源发电乙级、电力行业送电工程乙级、风景园林工程设计专项乙级、电力行业变电工程乙级、农林行业(农业工程)农业综合开发生态工程乙级</p> <p>资质证书编号: A223002093 有效期至: 2027年07月03日</p> <p>黑龙江省住房和城乡建设厅</p> </div>				
LD02	A3	台阶做法详图二		2024.12					
LD03	A3	台阶做法详图三		2024.12					
LD04	A3	台阶做法详图四		2024.12					
LD05	A3	通用做法详图一		2024.12					
LD06	A3	通用做法详图二		2024.12					
LD07	A3	通用做法详图三		2024.12					
LD08	A3	通用做法详图四		2024.12					
					注册师印章				
					备注: 本目录单所列图纸均为有效版本, 未列入图纸均作废。				

设计: 肖磊

校核: 申梅爽


审核: 李仕泰

共 页 / 第 页




Aijian Xinda Engineering Consulting Co., Ltd.
爱建信达工程咨询有限公司

地址：黑龙江省大庆高新区新风路18号服务外包产业园B-10座411、413、418室
电话：0459-6046306
传真：0459-6046306
邮箱：hx6046306@163.com

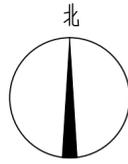

黑龙江省建设工程设计出图专用章
爱建信达工程咨询有限公司
水利行业灌溉排水乙级、水利行业河道整治乙级、市政行业道路工程乙级
建筑行业建筑工程乙级、市政行业乙级、电力行业新能源发电乙级
电力行业送电工程乙级、风景园林工程设计专项乙级、电力行业变电工程乙级
农林行业(农业工程)专业综合类乙级
资质证书编号：A223002093 有效期至：2027年07月03日
黑龙江省住房和城乡建设厅

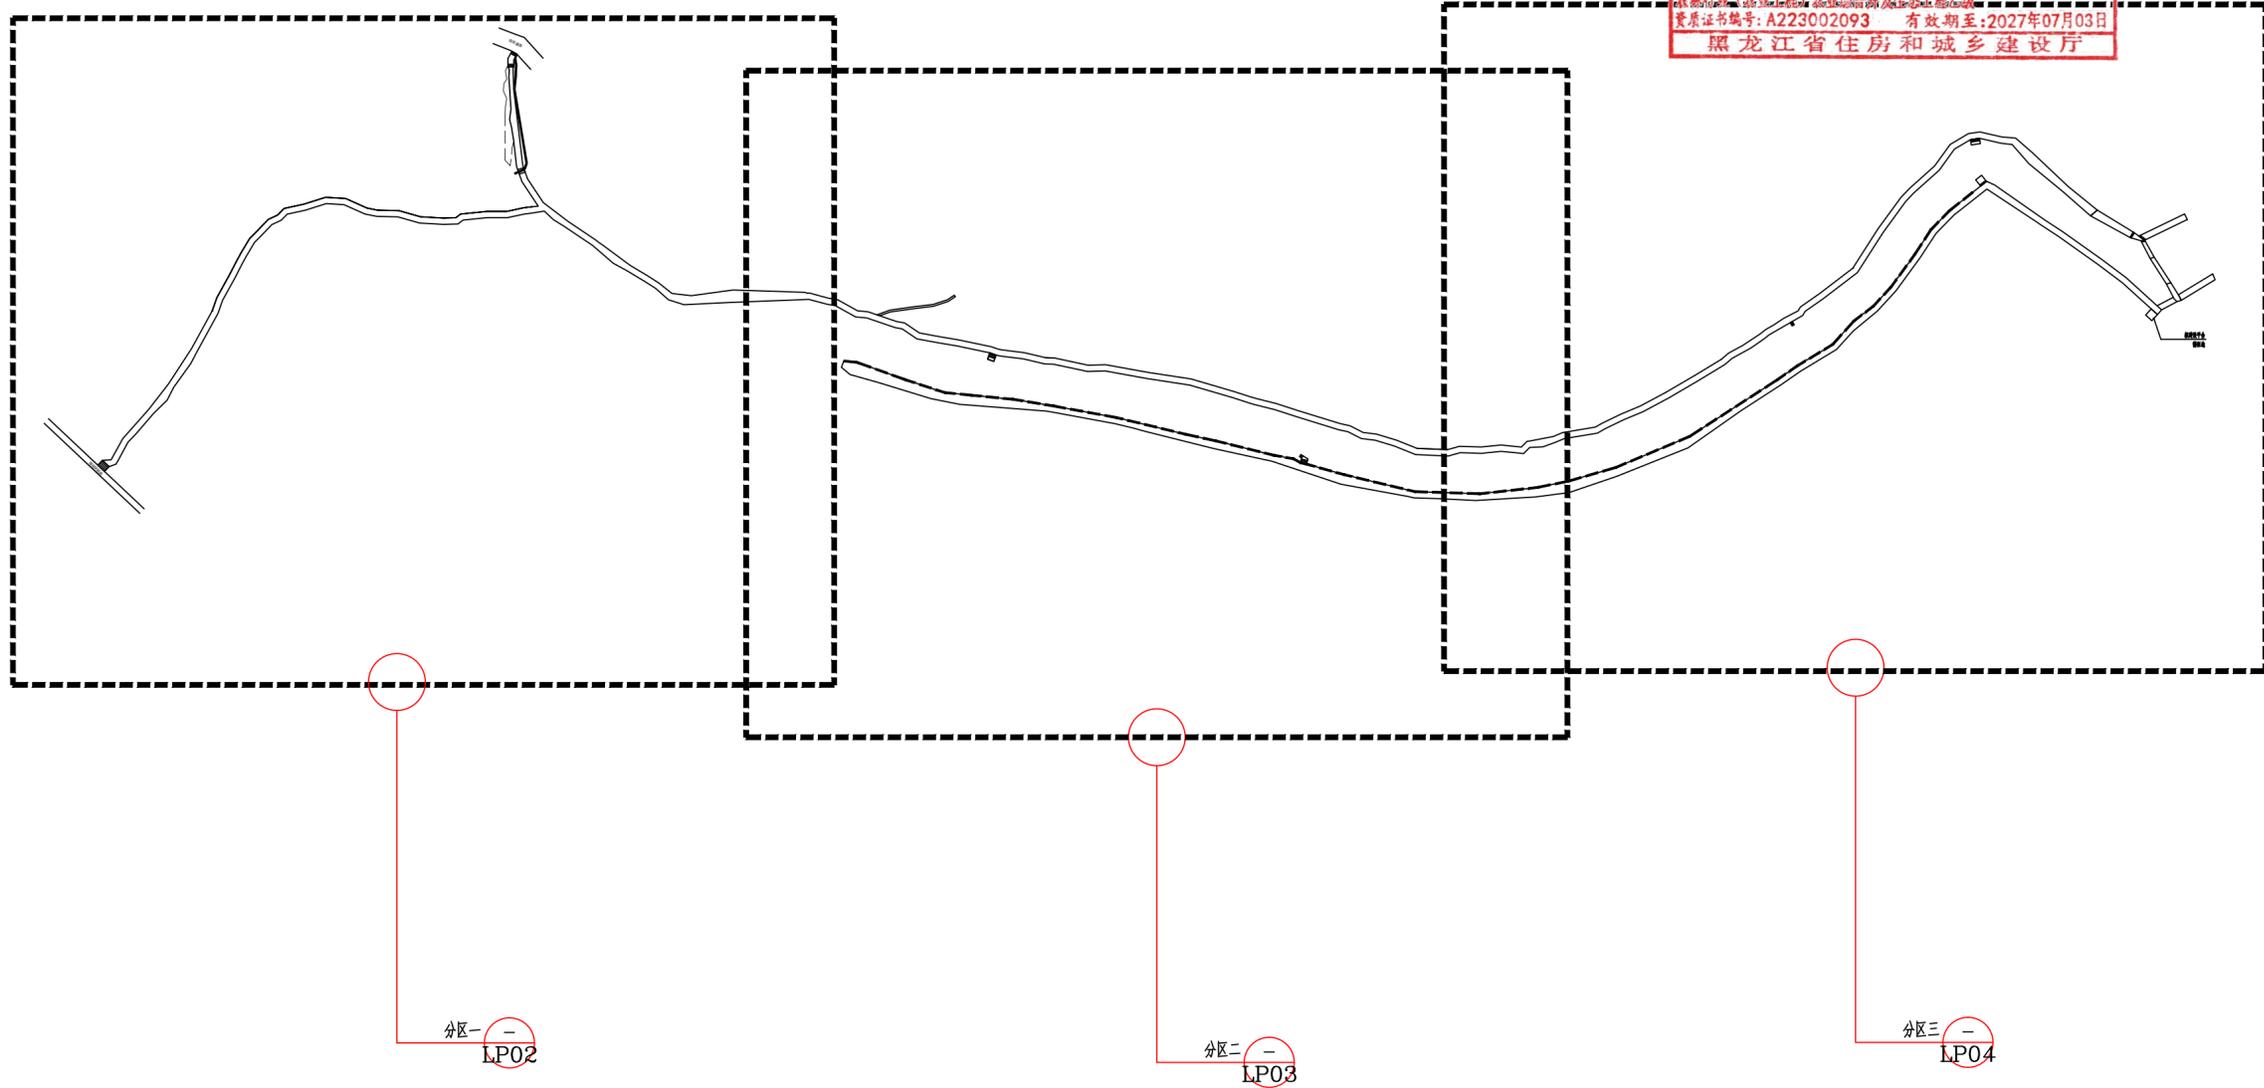

分区总平面图 1:1200

工程设计证书编号(乙级) A223002093

注册师印章 资质章

会签栏

建筑		结构	
暖通		强电	
给排水		弱电	

建设单位 全州市民族宗教事务局

工程名称 才湾镇毛竹山村葡萄产业园配套设施建设项目

图名 分区总平面图

审定	徐凌	徐凌
审核	李世春	李世春
校对	申梅英	申梅英
项目负责	古云	古云
专业负责	李世春	李世春
方案设计	肖磊	肖磊
设计	肖磊	肖磊
制图	肖磊	肖磊

工号

专业 园林/景观

图号 LP01



日期 2024.12

版本



Aijian Xinda Engineering Consulting Co., Ltd.
爱建信达工程咨询有限公司

地址：黑龙江省大庆高新区新风路18号服务外包产业园B-10座411、413、418室
电话：0459-6046306
传真：0459-6046306
邮箱：hx6046306@163.com

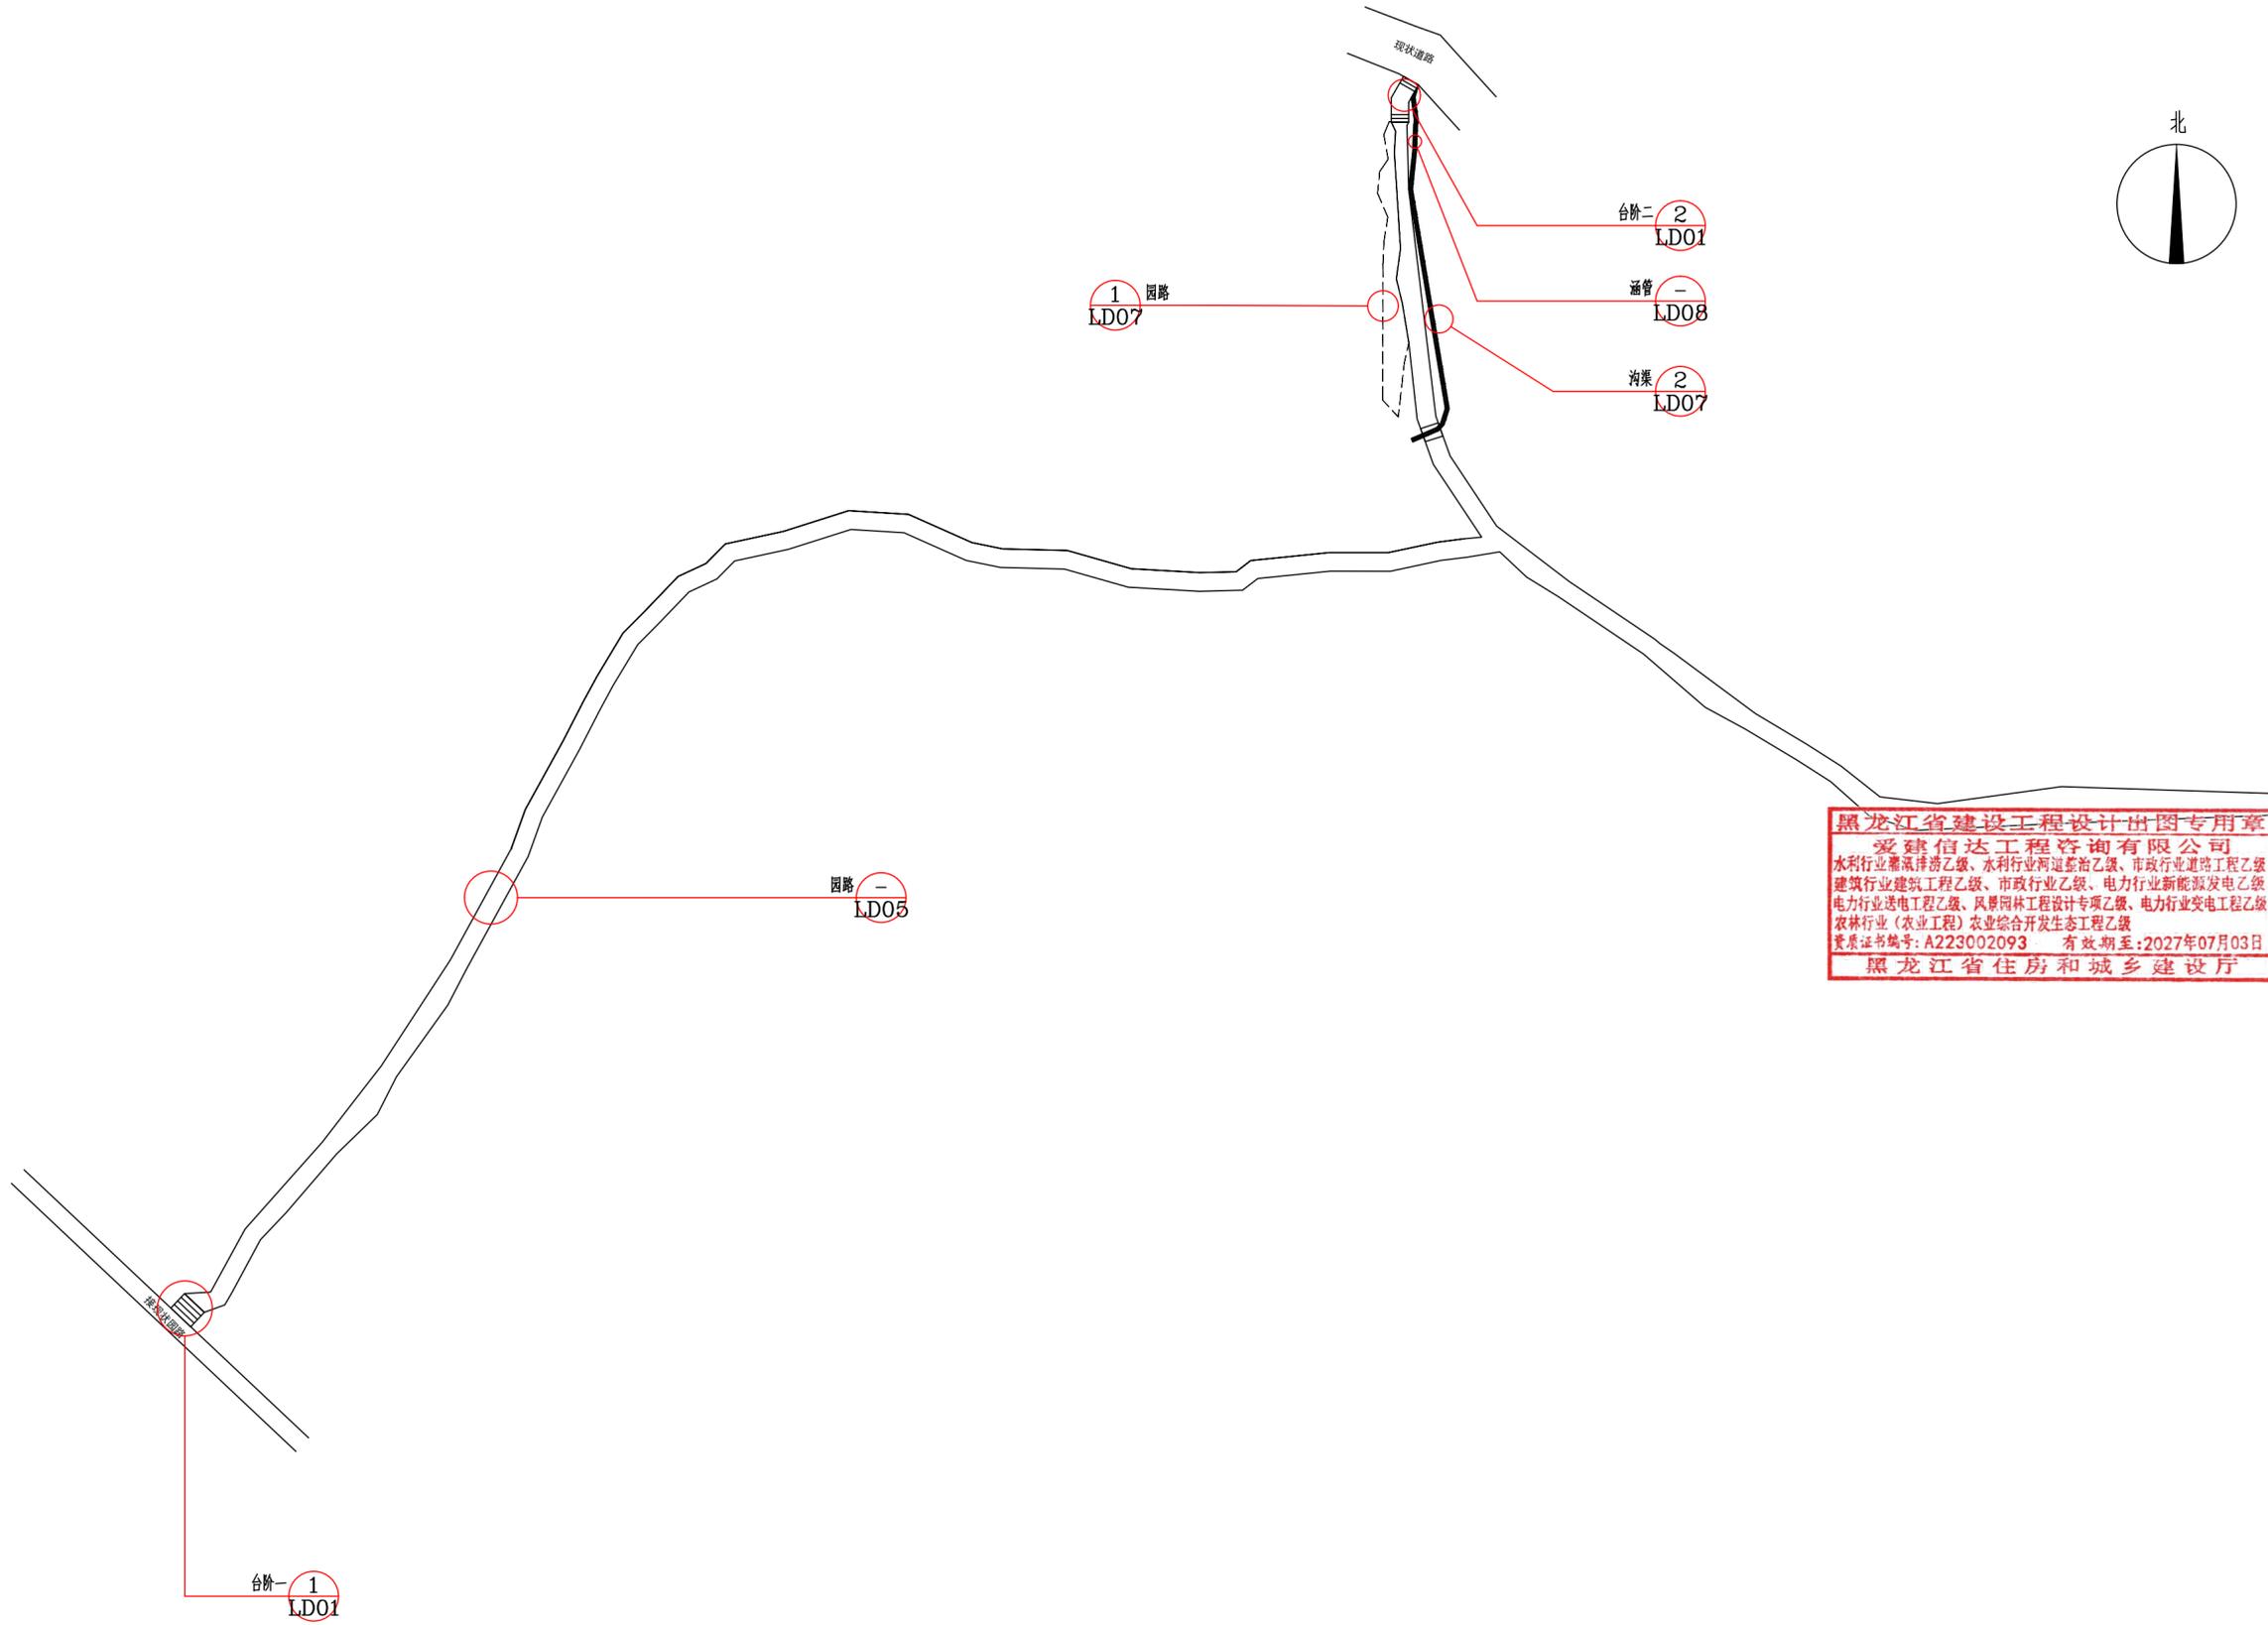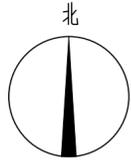

黑龙江省建设工程设计出图专用章
爱建信达工程咨询有限公司
水利行业灌溉排水工程乙级、水利行业河道整治乙级、市政行业道路工程乙级
建筑行业建筑工程乙级、市政行业乙级、电力行业新能源发电乙级
电力行业送电工程乙级、风景园林工程设计专项乙级、电力行业变电工程乙级
农林行业（农业工程）农业综合开发生态工程乙级
资质证书编号：A223002093 有效期至：2027年07月03日
黑龙江省住房和城乡建设厅

工程设计证书编号(乙级) A223002093

注册师印章 资质章

会签栏

建筑		结构	
暖通		强电	
给排水		弱电	

建设单位 全州县民族宗教事务局

工程名称 才湾镇毛竹山村葡萄产业园配套设施建设项目

图名 分区一索引平面图

审 定	徐凌	徐凌
审 核	李世春	李世春
校 对	申梅英	申梅英
项目负责	古云	古云
专业负责	李世春	李世春
方案设计	肖磊	肖磊
设 计	肖磊	肖磊
制 图	肖磊	肖磊



工 号	
专 业	园林/景观
图 号	LP02
日 期	2024.12
版 本	

分区一索引平面图 1:400



Aijian Xinda Engineering Consulting Co., Ltd.
爱建信达工程咨询有限公司

地址：黑龙江省大庆高新区新风路18号服务外包产业园B-10座411、413、418室
电话：0459-6046306
传真：0459-6046306
邮箱：hx6046306@163.com

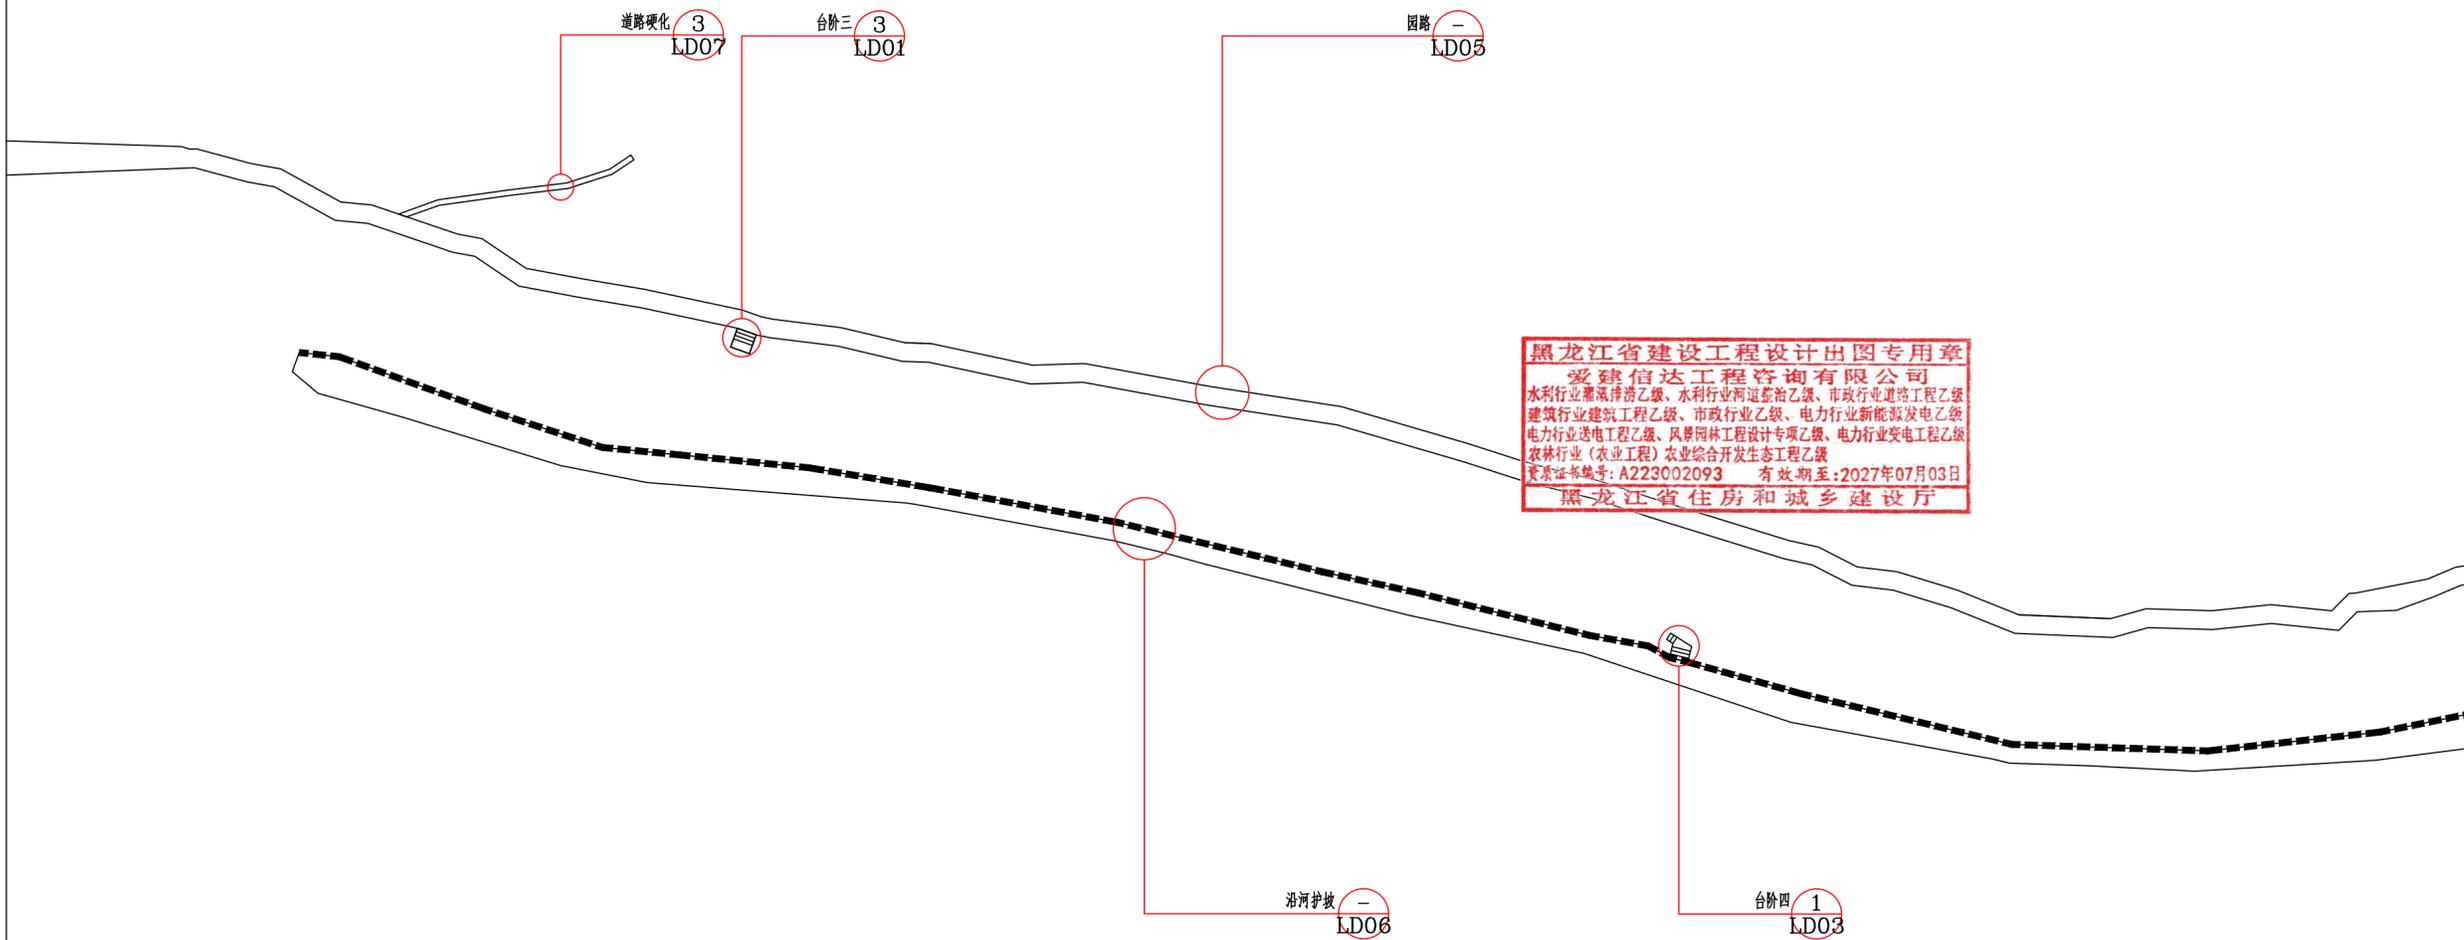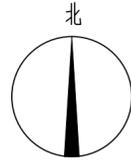

黑龙江省建设工程设计出图专用章
爱建信达工程咨询有限公司
水利行业灌溉排涝乙级、水利行业河道整治乙级、市政行业道路工程乙级
建筑行业建筑工程乙级、市政行业乙级、电力行业新能源发电乙级
电力行业送电工程乙级、风景园林工程设计专项乙级、电力行业变电工程乙级
农林行业（农业工程）农业综合开发生态工程乙级
资质证书编号：A223002093 有效期至：2027年07月03日
黑龙江省住房和城乡建设厅

分区二索引平面图 1:400

工程设计证书编号(乙级) A223002093

注册师印章 资质章

会签栏

建筑		结构	
暖通		强电	
给排水		弱电	

建设单位 全州县民族宗教事务局

工程名称 才湾镇毛竹山村葡萄产业园配套设施建设项目

图名 分区二索引平面图

审定	徐凌	徐凌
审核	李世春	李世春
校对	申梅英	申梅英
项目负责	古云	古云
专业负责	李世春	李世春
方案设计	肖磊	肖磊
设计	肖磊	肖磊
制图	肖磊	肖磊



工号	
专业	园林/景观
图号	LP04
日期	2024.12
版本	



Aijian Xinda Engineering Consulting Co., Ltd.
爱建信达工程咨询有限公司

地址：黑龙江省大庆高新区新风路18号服务外包产业园B-10座411、413、418室
电话：0459-6046306
传真：0459-6046306
邮箱：hx6046306@163.com

黑龙江省建设工程设计出图专用章
爱建信达工程咨询有限公司
水利行业灌溉排涝乙级、水利行业河道整治乙级、市政行业道路工程乙级
建筑行业建筑工程乙级、市政行业乙级、电力行业新能源发电乙级
电力行业送电工程乙级、风景园林工程设计专项乙级、电力行业变电工程乙级
农林行业（农业工程）农业综合开发生态工程乙级
资质证书编号：A223002093 有效期至：2027年07月03日
黑龙江省住房和城乡建设厅

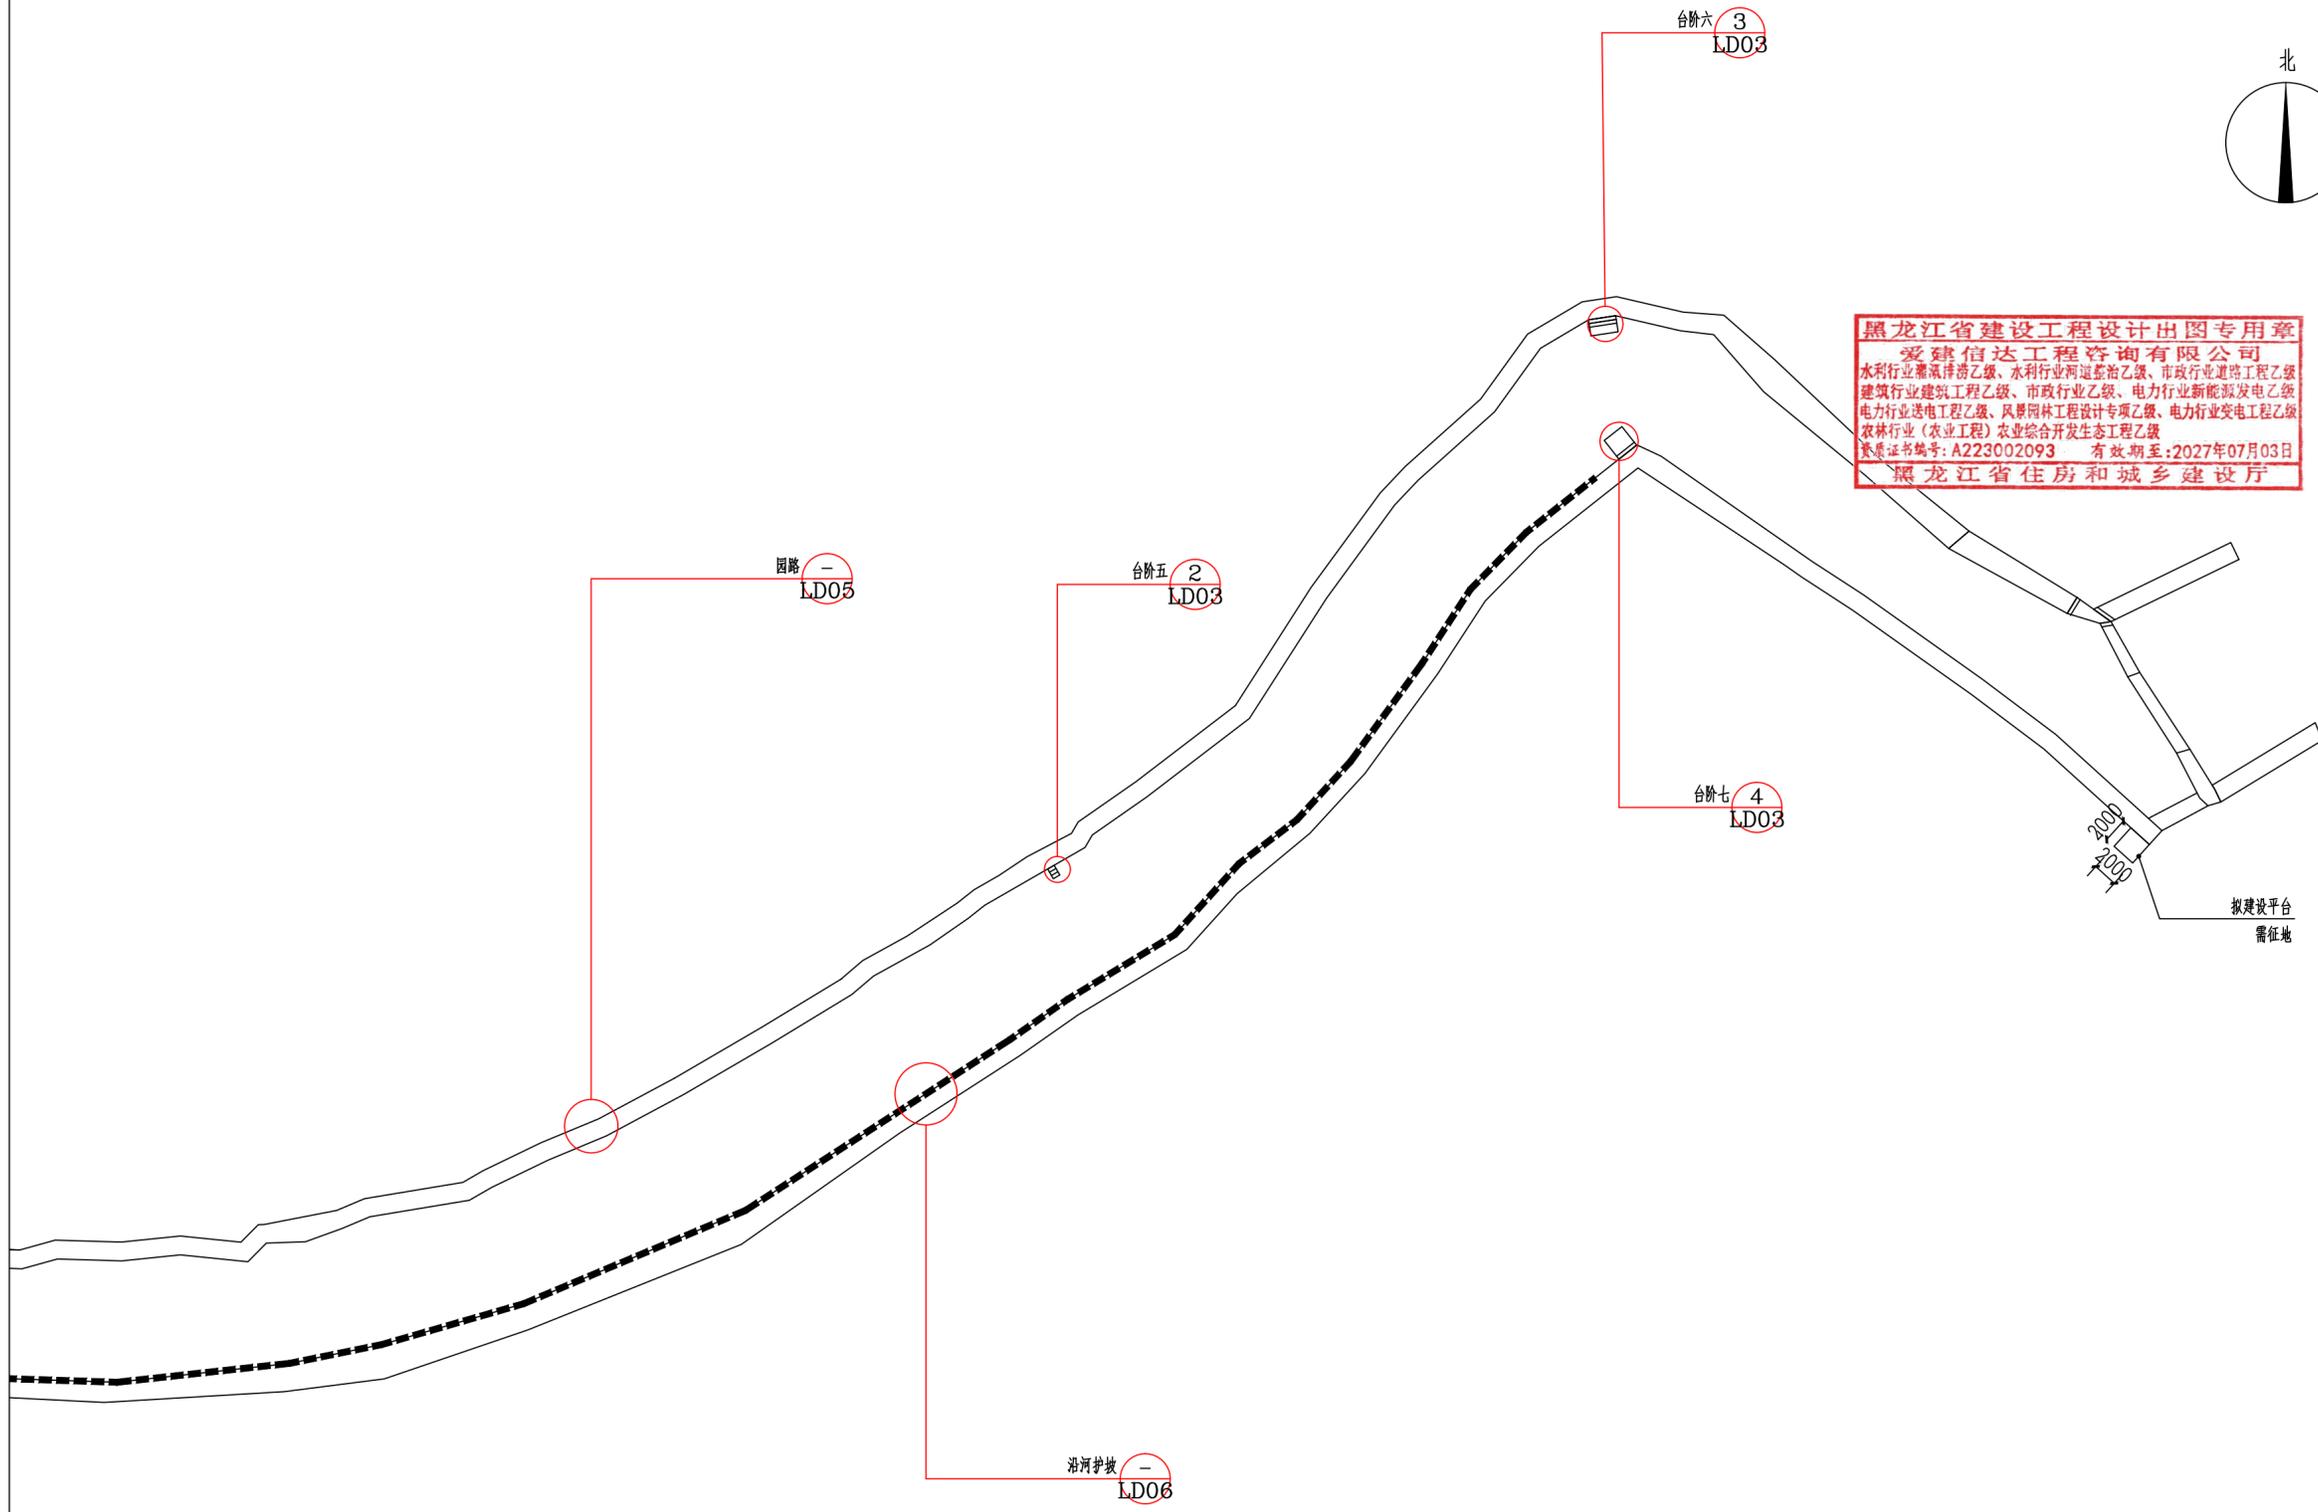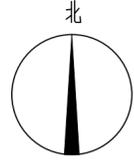

分区三索引平面图 1:400

工程设计证书编号(乙级) A223002093

注册师印章	资质章
-------	-----

会签栏

建筑		结构	
暖通		强电	
给排水		弱电	

建设单位	全州县民族宗教事务局
------	------------

工程名称	才湾镇毛竹山村葡萄产业园配套设施建设项目
------	----------------------

图名	分区三索引平面图
----	----------

审定	徐凌	徐凌
审核	李世春	李世春
校对	申梅英	申梅英
项目负责	古云	古云
专业负责	李世春	李世春
方案设计	肖磊	肖磊
设计	肖磊	肖磊
制图	肖磊	肖磊

工号	
专业	园林/景观
图号	LP06
日期	2024.12
版本	



Aijian Xinda Engineering Consulting Co., LTD.
爱建信达工程咨询有限公司

地址：黑龙江省大庆高新区新风路18号服务外包产业园B-10座411、413、418室
电话：0459-6046306
传真：0459-6046306
邮箱：hx6046306@163.com



X=2863379.471
Y=493052.196
X=2863377.756
Y=493051.215
X=2863375.780
Y=493051.216
X=2863378.776
Y=493053.412
X=2863375.780
Y=493052.615

黑龙江省建设工程设计出图专用章
爱建信达工程咨询有限公司
水利行业灌溉排涝乙级、水利行业河道整治乙级、市政行业道路工程乙级
建筑行业建筑工程乙级、市政行业乙级、电力行业新能源发电乙级
电力行业送电工程乙级、风景园林工程设计专项乙级、电力行业变电工程乙级
农林行业（农业工程）农业综合开发生态工程乙级
资质证书编号：A223002093 有效期至：2027年07月03日
黑龙江省住房和城乡建设厅

X=2863281.317
Y=492953.858
X=2863280.152
Y=492952.761
X=2863279.809
Y=492955.459
X=2863278.644
Y=492954.362



分区一坐标平面图 1:400

工程设计证书编号(乙级) A223002093	
注册师印章	资质章
会签栏	
建筑	结构
暖通	强电
给排水	弱电
建设单位	全州县民族宗教事务局
工程名称	才湾镇毛竹山村葡萄产业园配套设施建设项目
图名	分区一坐标平面图
审定	徐凌 徐凌
审核	李世春 李世春
校对	申梅英 申梅英
项目负责	古云 古云
专业负责	李世春 李世春
方案设计	肖磊 肖磊
设计	肖磊 肖磊
制图	肖磊 肖磊
工号	
专业	园林/景观
图号	LP03
日期	2024.12
版本	



Aijian Xinda Engineering Consulting Co., LTD.
爱建信达工程咨询有限公司

地址：黑龙江省大庆高新区新风路18号服务外包产业园B-10座411、413、418室
电话：0459-6046306
传真：0459-6046306
邮箱：hx6046306@163.com

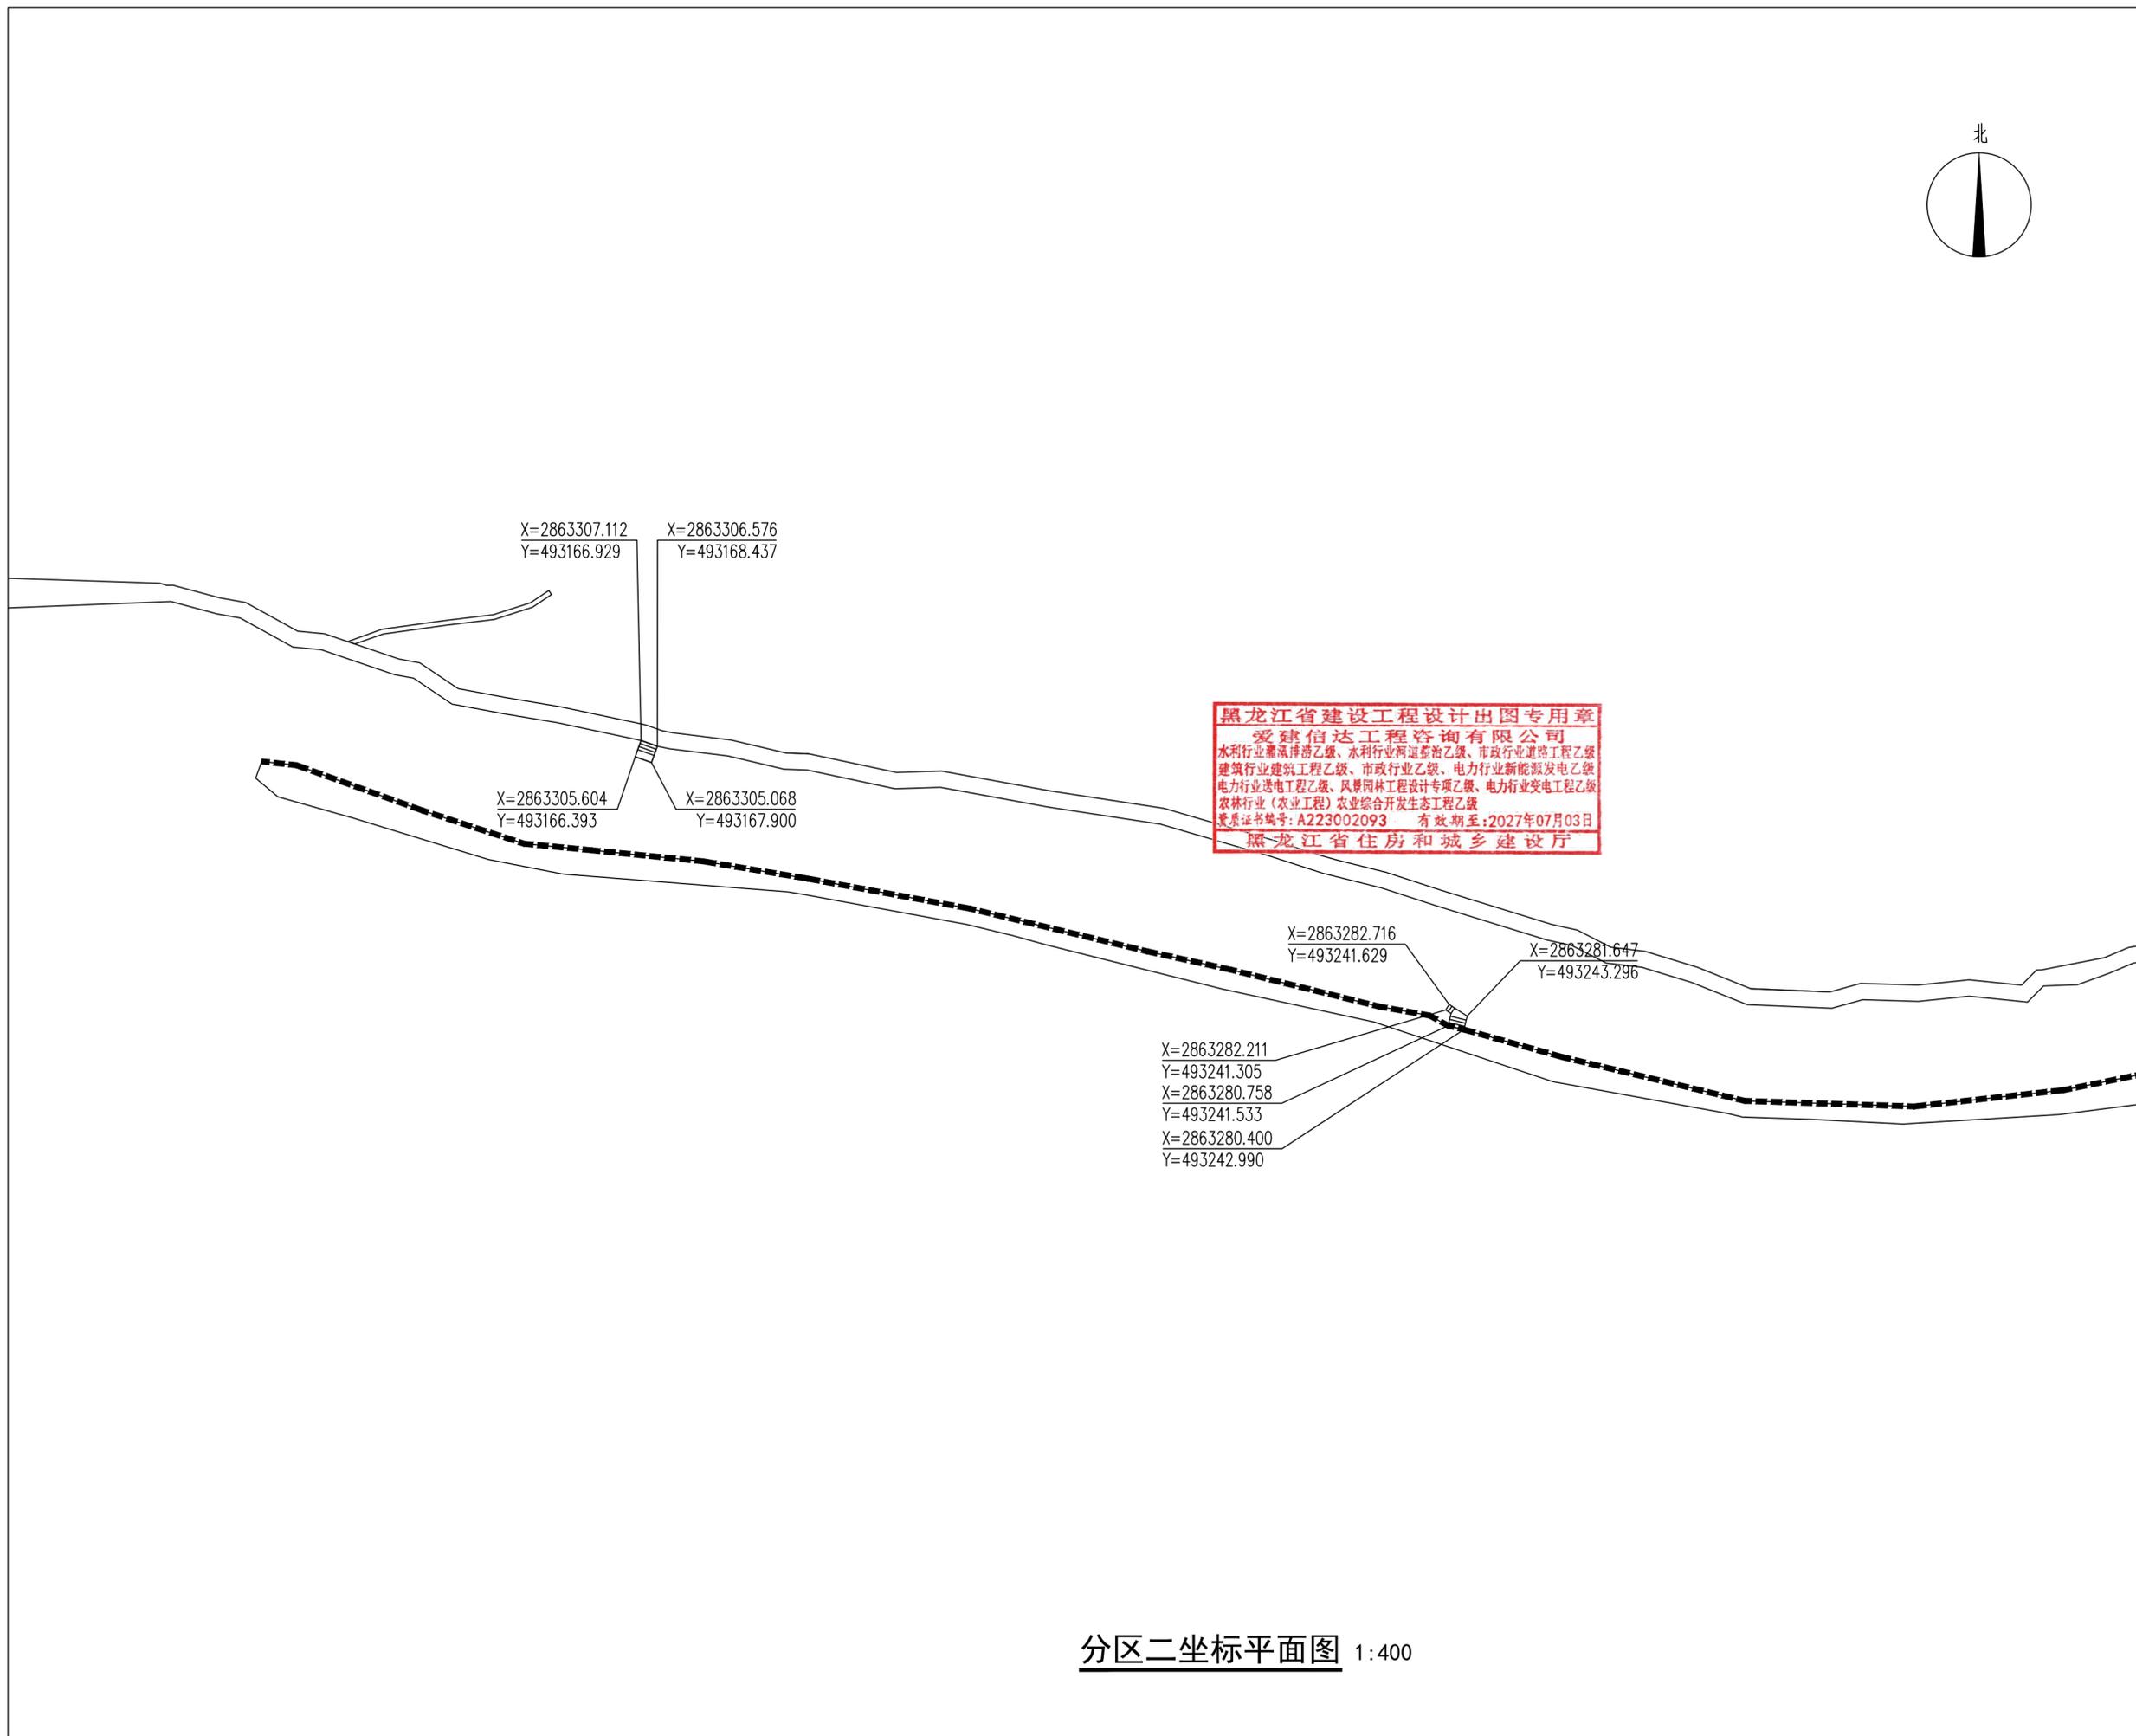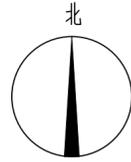

分区二坐标平面图 1:400

工程设计证书编号(乙级) A223002093

注册师印章 资质章

会签栏

建筑		结构	
暖通		强电	
给排水		弱电	

建设单位 全州市民族宗教事务局

工程名称 才湾镇毛竹山村葡萄产业园配套设施建设项目

图名 分区二坐标平面图



审 定	徐凌	
审 核	李世春	
校 对	申梅英	
项目负责	古云	
专业负责	李世春	
方案设计	肖磊	
设 计	肖磊	
制 图	肖磊	

工 号	
专 业	园林/景观
图 号	LP05
日 期	2024.12
版 本	



Aijian Xinda Engineering Consulting Co., Ltd.
爱建信达工程咨询有限公司

地址：黑龙江省大庆高新区新风路18号服务外包产业园B-10座411、413、418室
电话：0459-6046306
传真：0459-6046306
邮箱：hx6046306@163.com

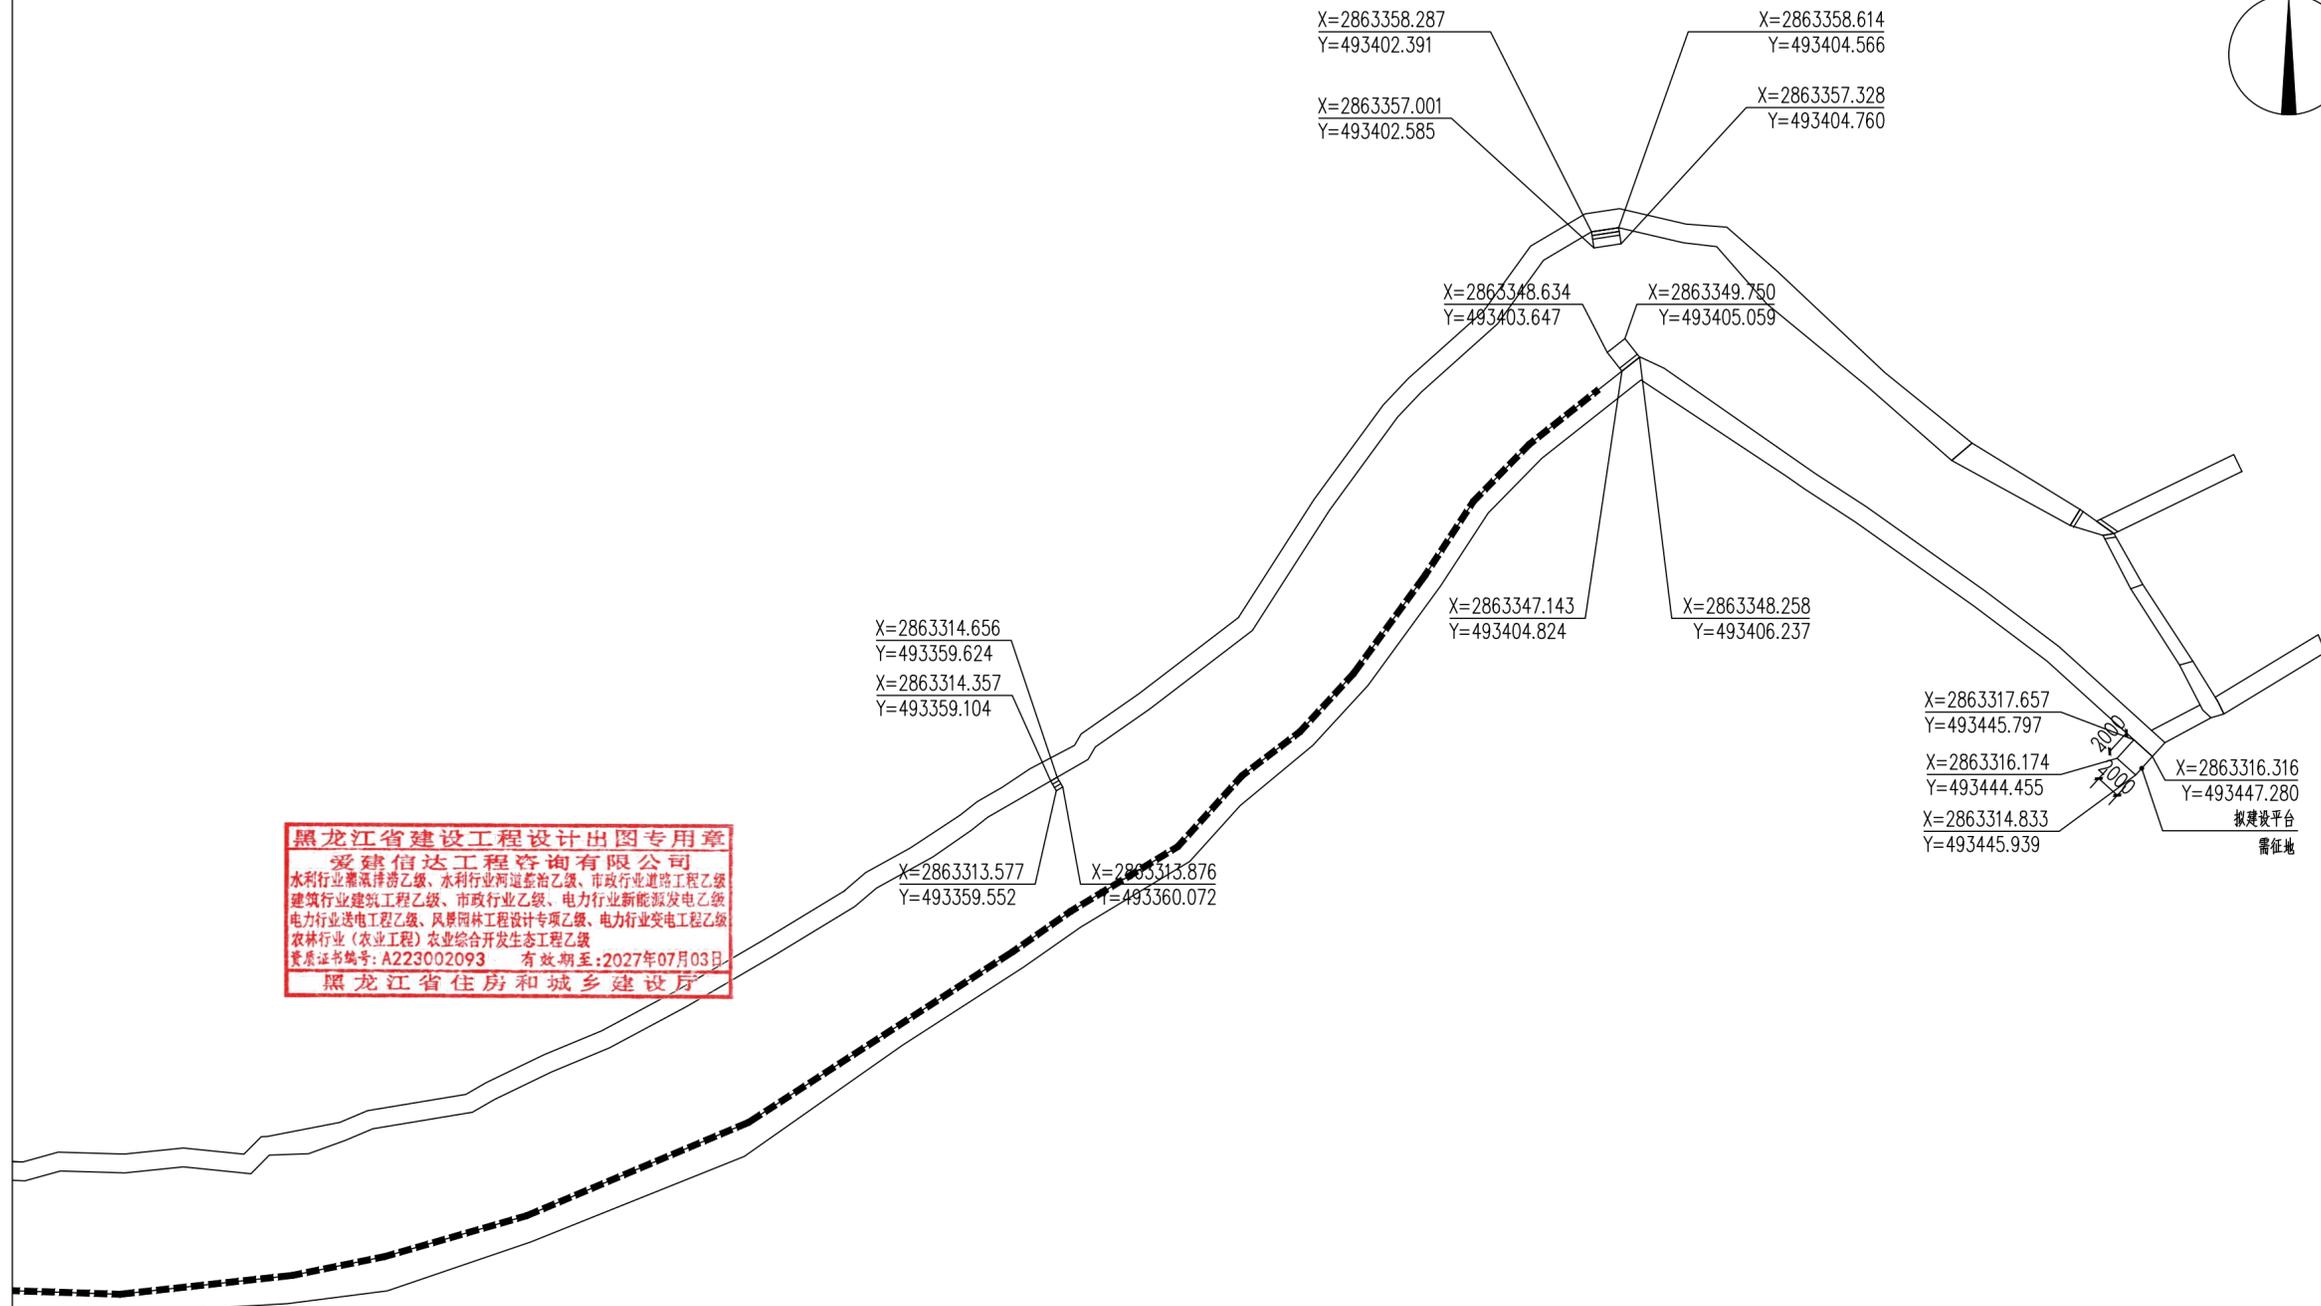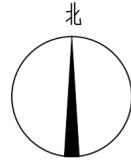

分区三坐标平面图 1:400

工程设计证书编号(乙级) A223002093

注册师印章 资质章

会签栏

建筑		结构	
暖通		强电	
给排水		弱电	


建设单位 全州县民族宗教事务局

工程名称 才湾镇毛竹山村葡萄产业园配套设施建设项目


图名 分区三坐标平面图

审定	徐凌	徐凌
审核	李世春	李世春
校对	申梅英	申梅英
项目负责	古云	古云
专业负责	李世春	李世春
方案设计	肖磊	肖磊
设计	肖磊	肖磊
制图	肖磊	肖磊

工号	
专业	园林/景观
图号	LP07
日期	2024.12
版本	

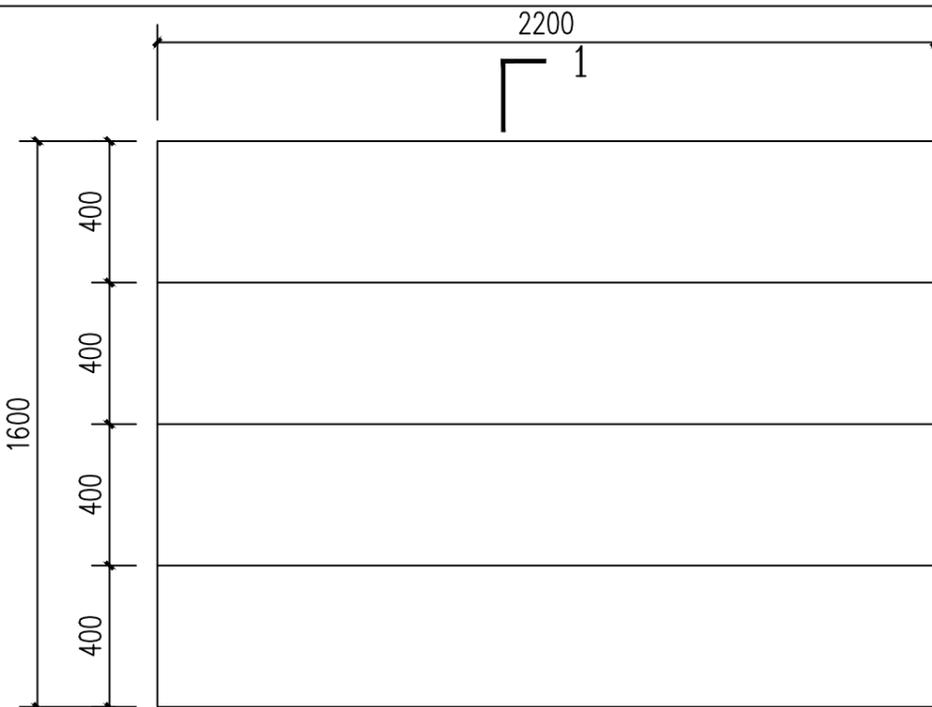


① 台阶一平面图 1:20

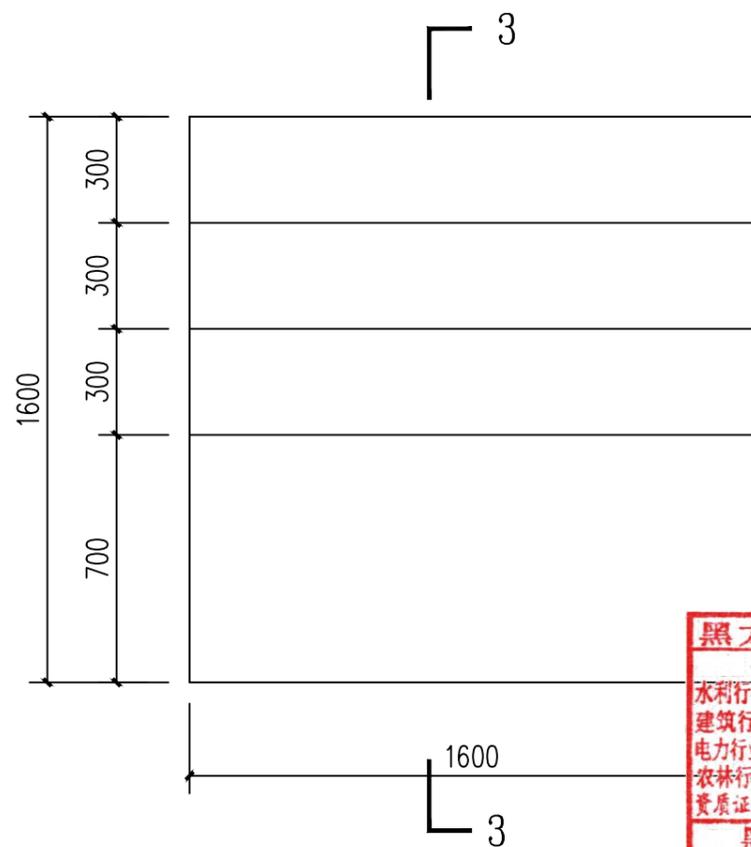

③ 台阶三平面图 1:20

黑龙江省建设工程设计出图专用章
 爱建信达工程咨询有限公司
 水利行业灌溉排涝乙级、水利行业河道整治乙级、市政行业道路工程乙级
 建筑行业建筑工程乙级、市政行业乙级、电力行业新能源发电乙级
 电力行业送电工程乙级、风景园林工程设计专项乙级、电力行业变电工程乙级
 农林行业（农业工程）农业综合开发生态工程乙级
 资质证书编号：A223002093 有效期至：2027年07月03日
 黑龙江省住房和城乡建设厅

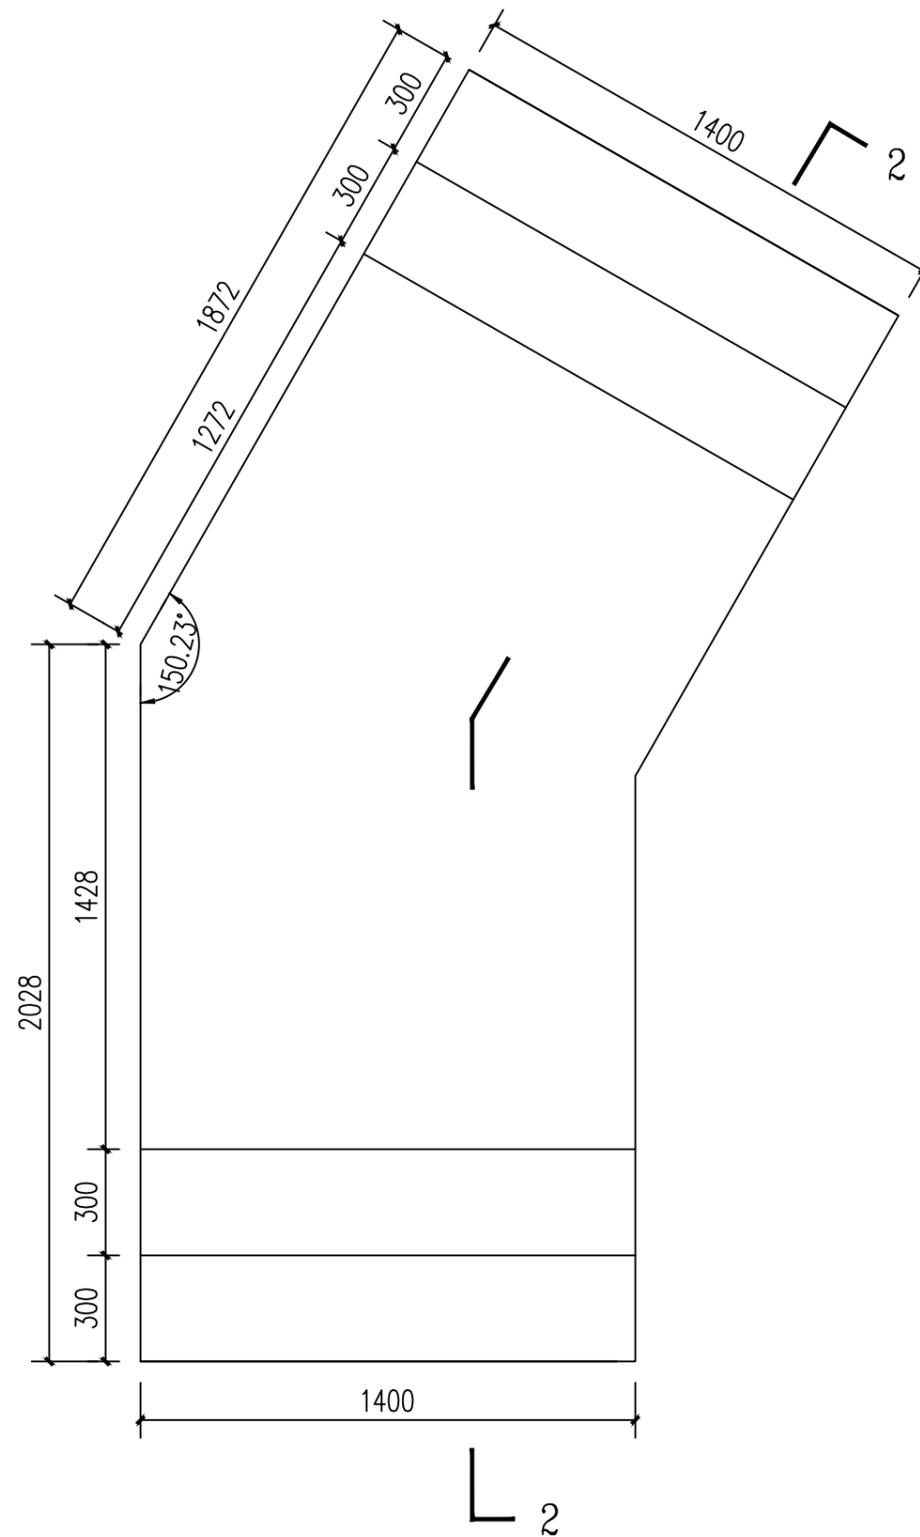

② 台阶二平面图 1:20



地址：黑龙江省大庆高新区新风路18号服务外包产业园B-10座411、413、418室
 电话：0459-6046306
 传真：0459-6046306
 邮箱：hx6046306@163.com

Aijian Xinda Engineering Consulting Co., LTD.
爱建信达工程咨询有限公司

工程设计证书编号(乙级) A223002093

注册师印章 资质章

会签栏

建筑		结构	
暖通		强电	
给排水		弱电	

建设单位 全州市民族宗教事务局

工程名称 才湾镇毛竹山村葡萄产业园配套设施建设项目

图名 台阶做法详图一


审定	徐凌	徐凌
审核	李世春	李世春
校对	申梅英	申梅英
项目负责	古云	古云
专业负责	李世春	李世春
方案设计	肖磊	肖磊
设计	肖磊	肖磊
制图	肖磊	肖磊

工号	
专业	园林/景观
图号	LD01
日期	2024.12
版本	




Aijian Xinda Engineering Consulting Co., Ltd.
爱建信达工程咨询有限公司


地址：黑龙江省大庆高新区新风路18号服务外包产业园B-10座411、413、418室
电话：0459-6046306
传真：0459-6046306
邮箱：hx6046306@163.com

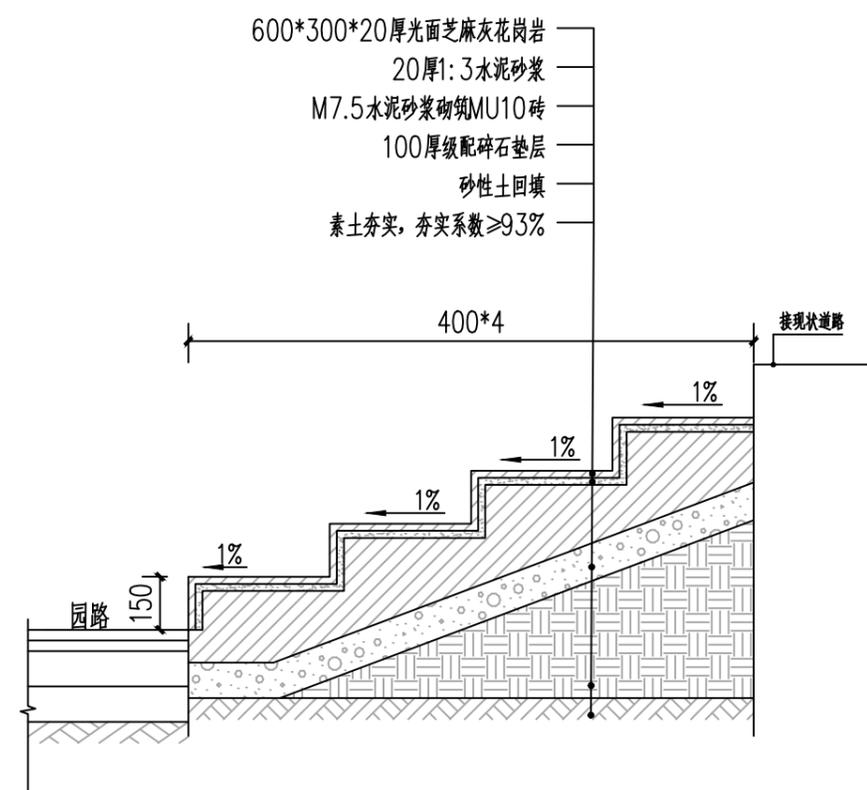

① 1-1剖面图 1:20

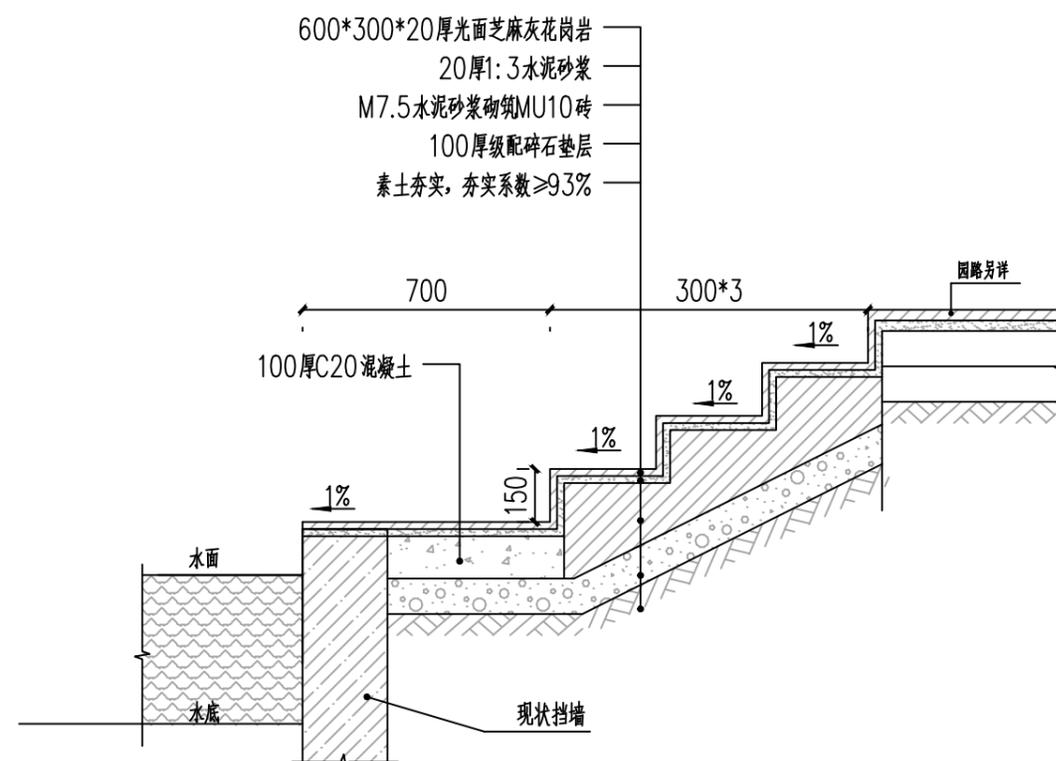

③ 3-3剖面图 1:20

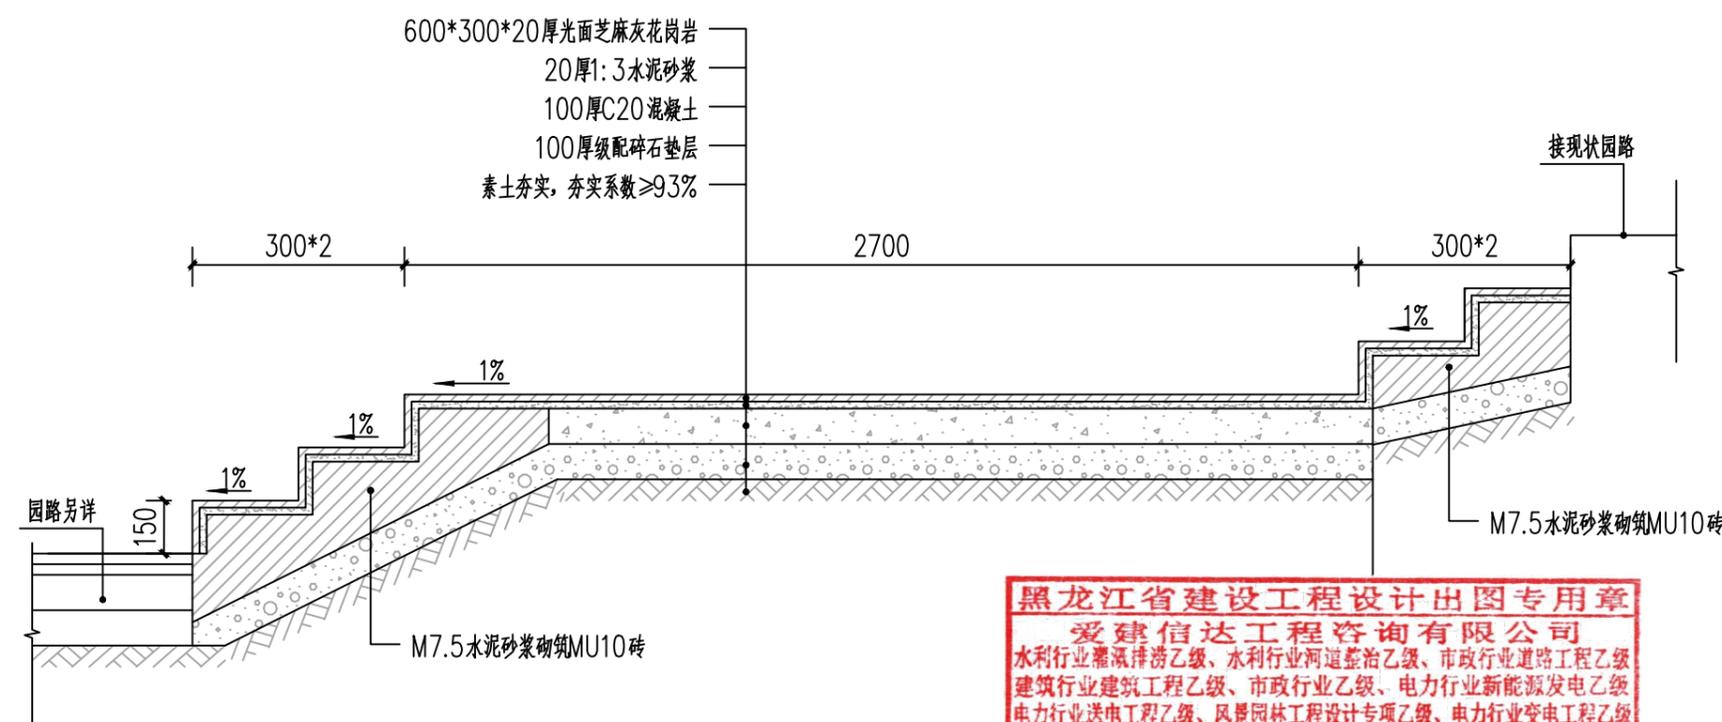

② 2-2剖面图 1:20

黑龙江省建设工程设计出图专用章
爱建信达工程咨询有限公司
水利行业灌溉排涝乙级、水利行业河道整治乙级、市政行业道路工程乙级
建筑行业建筑工程乙级、市政行业乙级、电力行业新能源发电乙级
电力行业送电工程乙级、风景园林工程设计专项乙级、电力行业变电工程乙级
农林行业（农业工程）农业综合开发生态工程乙级
资质证书编号：A223002093 有效期至：2027年07月03日
黑龙江省住房和城乡建设厅

工程设计证书编号(乙级) A223002093

注册师印章 资质章

会签栏

建筑		结构	
暖通		强电	
给排水		弱电	

建设单位 全州县民族宗教事务局

工程名称 才湾镇毛竹山村葡萄产业园配套设施建设项目

图名 台阶做法详图二

审定	徐凌	徐凌
审核	李世春	李世春
校对	申梅英	申梅英
项目负责	古云	古云
专业负责	李世春	李世春
方案设计	肖磊	肖磊
设计	肖磊	肖磊
制图	肖磊	肖磊

工号	
专业	园林/景观
图号	LD02
日期	2024.12
版本	



Aijian Xinda Engineering Consulting Co., Ltd.
爱建信达工程咨询有限公司

地址：黑龙江省大庆高新区新风路18号服务外包产业园B-10座411、413、418室
电话：0459-6046306
传真：0459-6046306
邮箱：hx6046306@163.com

工程设计证书编号(乙级) A223002093

注册师印章 资质章

会签栏

建筑		结构	
暖通		强电	
给排水		弱电	

建设单位 全州县民族宗教事务局

工程名称 才湾镇毛竹山村葡萄产业园配套设施建设项目

图名 台阶做法详图三


审 定	徐凌	徐凌
审 核	李世春	李世春
校 对	申梅英	申梅英
项目负责	古云	古云
专业负责	李世春	李世春
方案设计	肖磊	肖磊
设 计	肖磊	肖磊
制 图	肖磊	肖磊

工 号 专业 园林/景观


图 号 LD03

日 期 2024.12


版 本

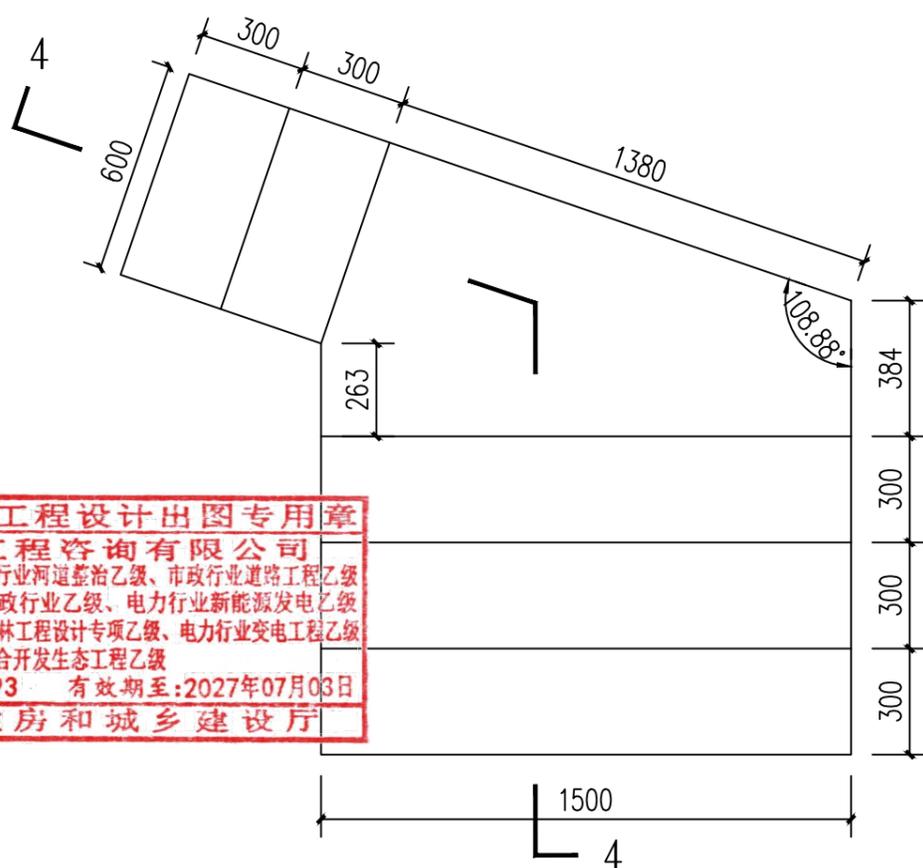


① 台阶四平面图 1:20

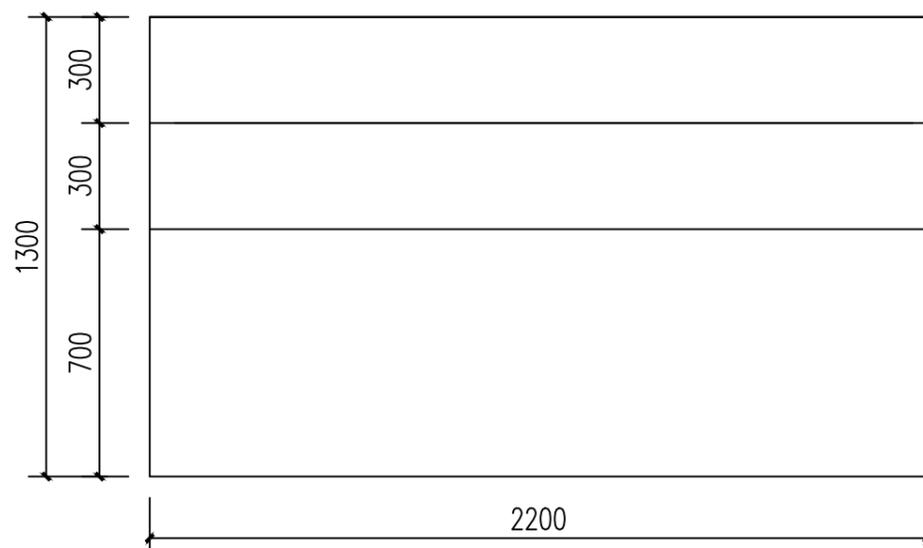

③ 台阶六平面图 1:20

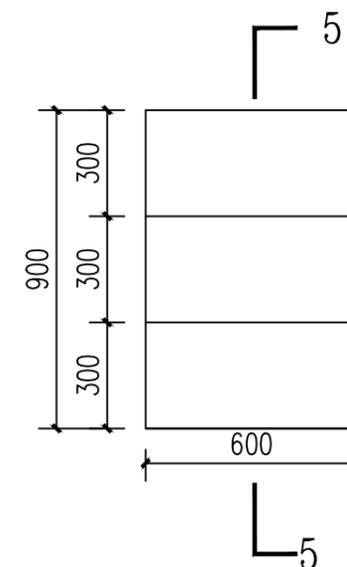

② 台阶五平面图 1:20

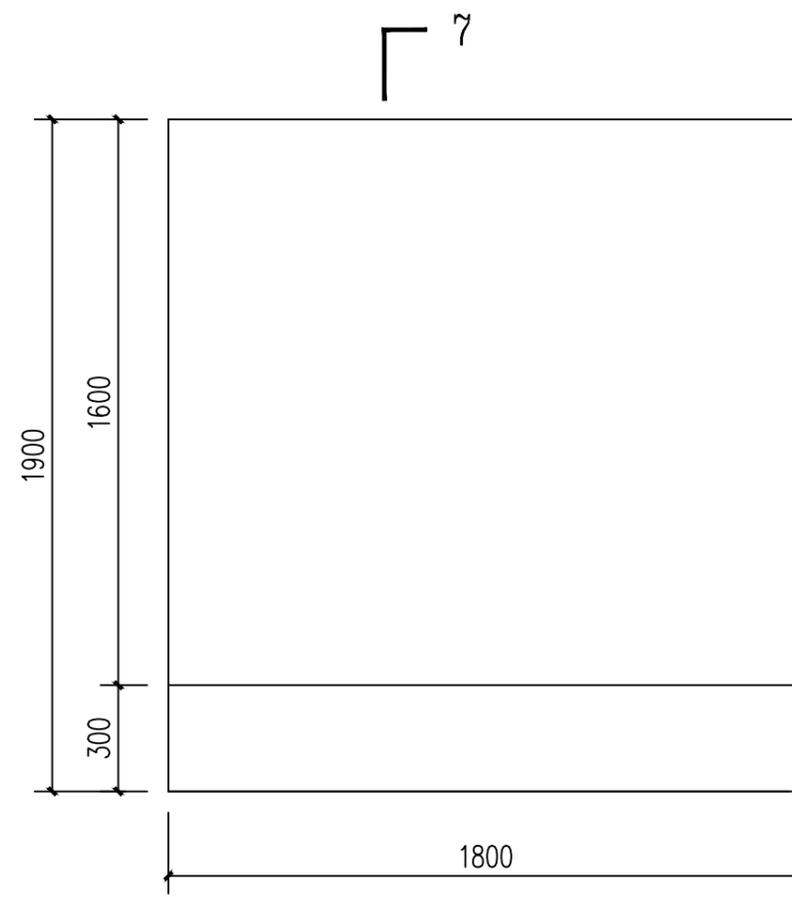

④ 台阶七平面图 1:20

黑龙江省建设工程设计出图专用章
爱建信达工程咨询有限公司
水利行业灌溉排涝乙级、水利行业河道整治乙级、市政行业道路工程乙级
建筑行业建筑工程乙级、市政行业乙级、电力行业新能源发电乙级
电力行业送电工程乙级、风景园林工程设计专项乙级、电力行业变电工程乙级
农林行业(农业工程)农业综合开发生态工程乙级
资质证书编号: A223002093 有效期至: 2027年07月03日
黑龙江省住房和城乡建设厅



Aijian Xinda Engineering Consulting Co., Ltd.
爱建信达工程咨询有限公司

地址：黑龙江省大庆高新区新风路18号服务外包产业园B-10座411、413、418室
电话：0459-6046306
传真：0459-6046306
邮箱：hx6046306@163.com

工程设计证书编号(乙级) A223002093

注册师印章 资质章

会签栏

建筑		结构	
暖通		强电	
给排水		弱电	

建设单位 全州县民族宗教事务局


工程名称 才湾镇毛竹山村葡萄产业园配套设施建设项目

图名 台阶做法详图四

审定	徐凌	徐凌
审核	李世春	李世春
校对	申梅英	申梅英
项目负责	古云	古云
专业负责	李世春	李世春
方案设计	肖磊	肖磊
设计	肖磊	肖磊
制图	肖磊	肖磊


工号	
专业	园林/景观
图号	LD04
日期	2024.12
版本	

600*300*20厚光面芝麻灰花岗岩
20厚1:3水泥砂浆
M7.5水泥砂浆砌筑MU10砖
100厚级配碎石垫层
素土夯实, 夯实系数≥93%

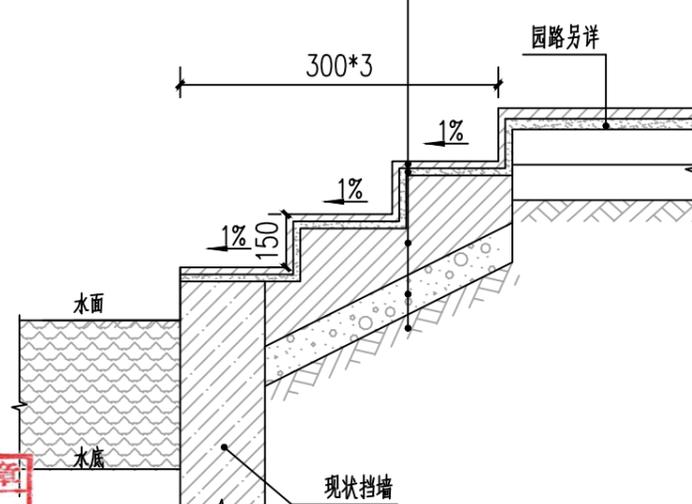

② 5-5剖面图 1:20


600*300*20厚光面芝麻灰花岗岩
20厚1:3水泥砂浆
M7.5水泥砂浆砌筑MU10砖
100厚级配碎石垫层
素土夯实, 夯实系数≥93%

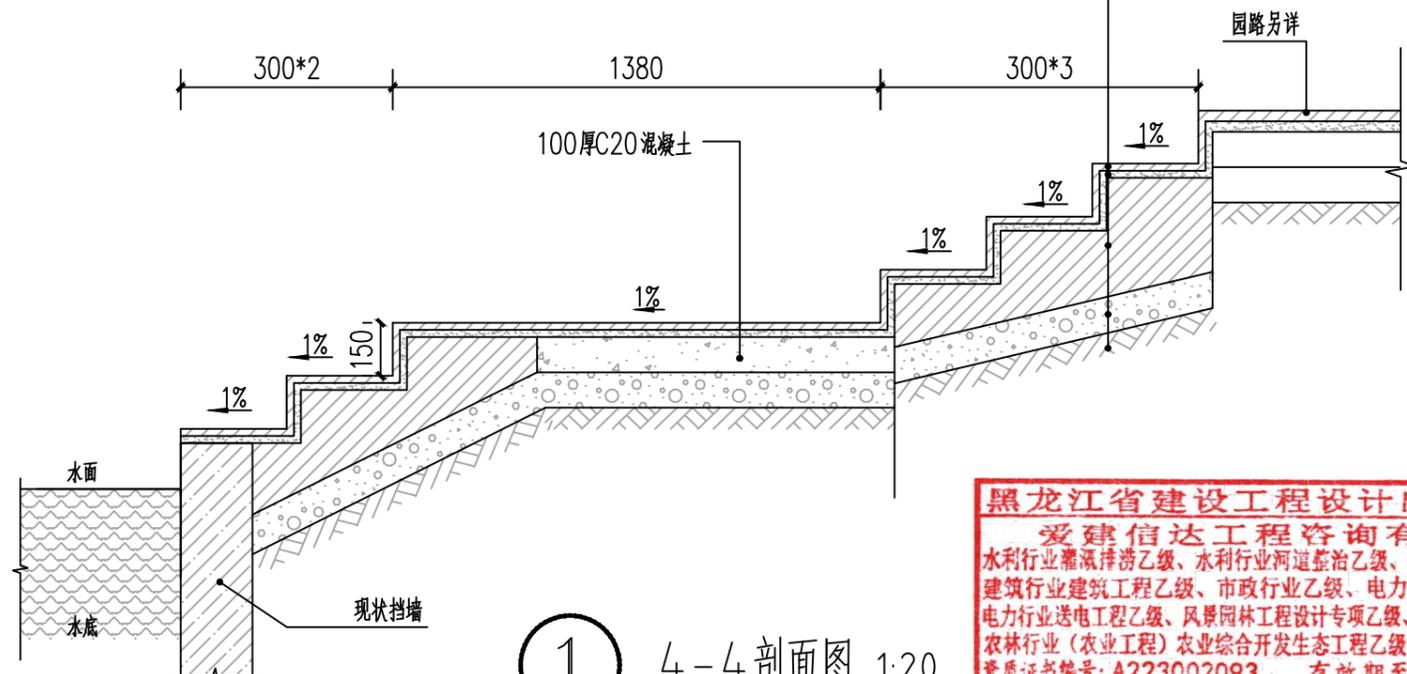

① 4-4剖面图 1:20


黑龙江省建设工程设计出图专用章
爱建信达工程咨询有限公司
水利行业灌溉排涝乙级、水利行业河道整治乙级、市政行业道路工程乙级
建筑行业建筑工程乙级、市政行业乙级、电力行业新能源发电乙级
电力行业送电工程乙级、风景园林工程设计专项乙级、电力行业变工程乙级
农林行业(农业工程)农业综合开发生态工程乙级
资质证书编号: A223002093 有效期至: 2027年07月03日
黑龙江省住房和城乡建设厅

600*300*20厚光面芝麻灰花岗岩
20厚1:3水泥砂浆
M7.5水泥砂浆砌筑MU10砖
100厚C20混凝土
100厚级配碎石垫层
素土夯实, 夯实系数≥93%

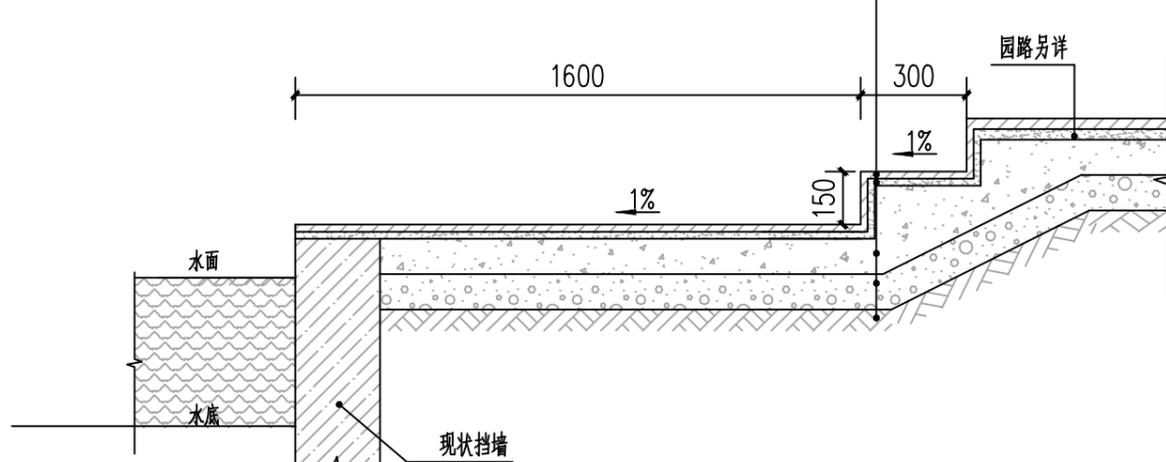

④ 7-7剖面图 1:20

600*300*20厚光面芝麻灰花岗岩
20厚1:3水泥砂浆
M7.5水泥砂浆砌筑MU10砖
100厚级配碎石垫层
素土夯实, 夯实系数≥93%

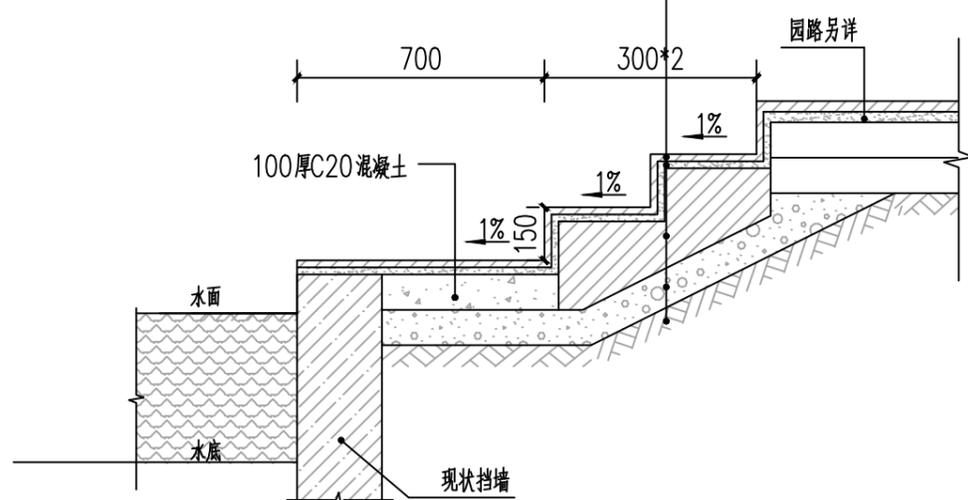


③ 6-6剖面图 1:20




Aijian Xinda Engineering Consulting Co., Ltd.
爱建信达工程咨询有限公司


地址：黑龙江省大庆高新区新风路18号服务外包产业园B-10座411、413、418室
电话：0459-6046306
传真：0459-6046306
邮箱：hx6046306@163.com

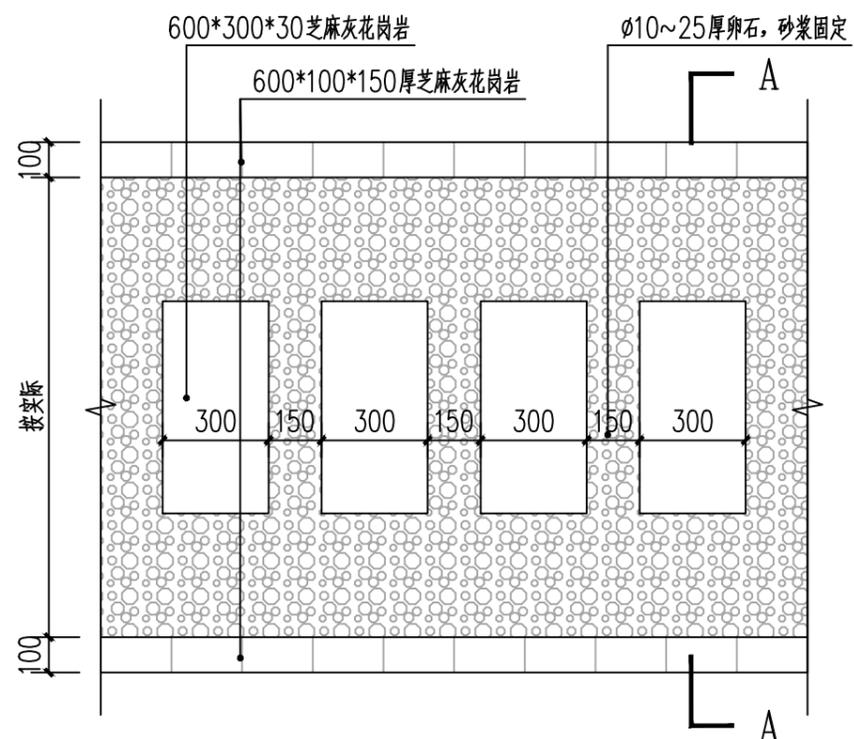

① 园路通用做法平面图 1:20
注：全长951.79m, 总面积839m²

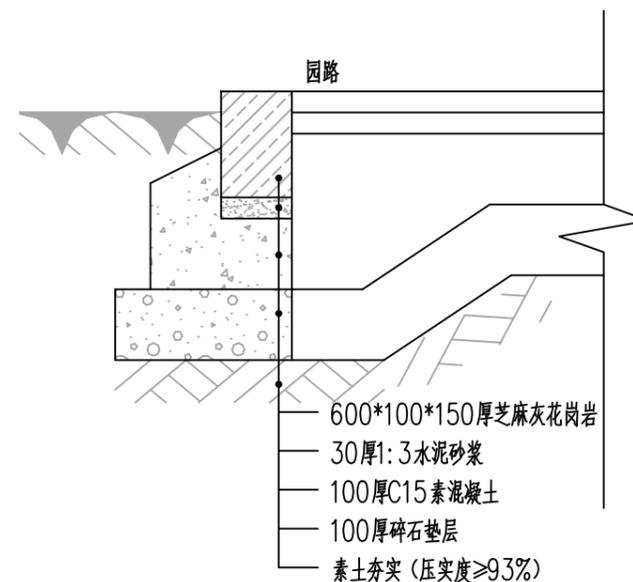

③ 路缘石通用做法 1:10

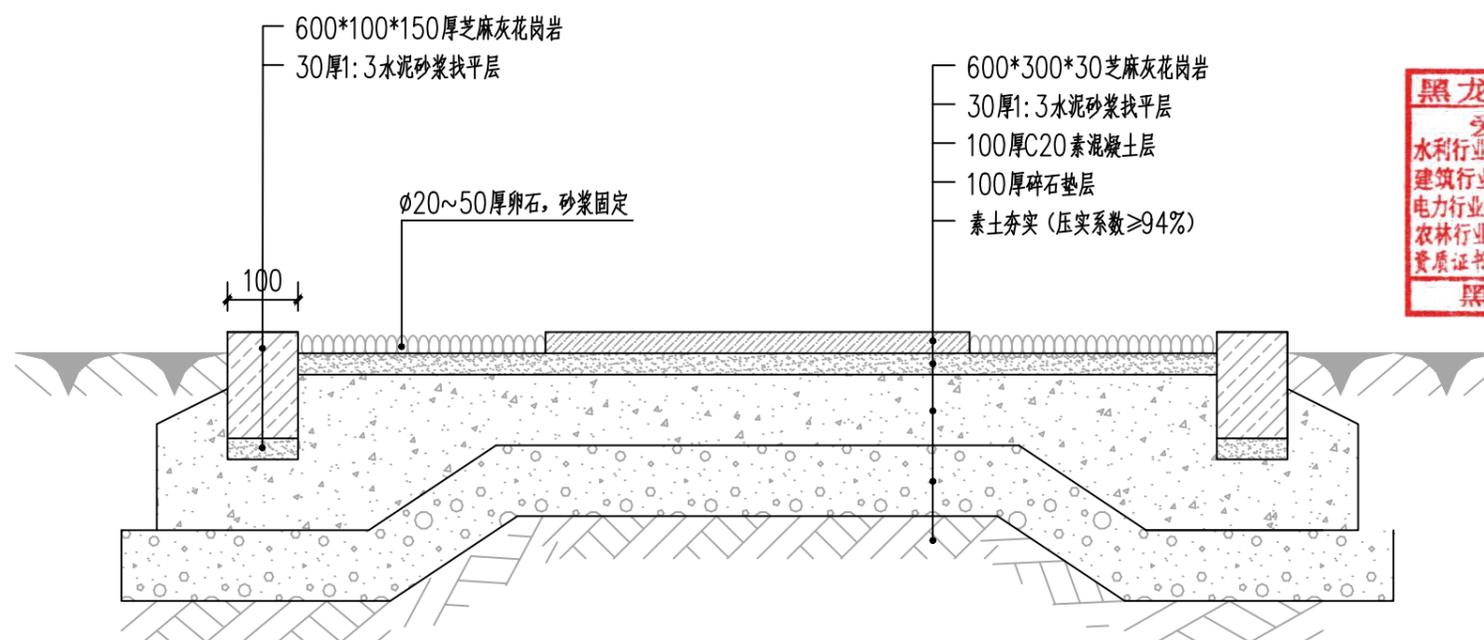

② A-A剖面图 1:10

黑龙江省建设工程设计出图专用章
爱建信达工程咨询有限公司
水利行业灌溉排涝乙级、水利行业河道整治乙级、市政行业道路工程乙级
建筑行业建筑工程乙级、市政行业乙级、电力行业新能源发电乙级
电力行业送电工程乙级、风景园林工程设计专项乙级、电力行业变配电工程乙级
农林行业(农业工程)农业综合开发生态工程乙级
资质证书编号: A223002093 有效期至: 2027年07月03日
黑龙江省住房和城乡建设厅

工程设计证书编号(乙级) A223002093

注册师印章 资质章

会签栏

建筑		结构	
暖通		强电	
给排水		弱电	

建设单位 全南县民族宗教事务局

工程名称 才湾镇毛竹山村葡萄产业园配套设施建设项目

图名 通用做法详图一

审定	徐凌	徐凌
审核	李世春	李世春
校对	申梅英	申梅英
项目负责	古云	古云
专业负责	李世春	李世春
方案设计	肖磊	肖磊
设计	肖磊	肖磊
制图	肖磊	肖磊

工号	
专业	园林/景观
图号	LD05
日期	2024.12
版本	



爱建信达工程咨询有限公司
Aijian Xinda Engineering Consulting Co., LTD.

地址：黑龙江省大庆高新区新风路18号服务外包产业园B-10座411、413、418室
电话：0459-6046306
传真：0459-6046306
邮箱：hx6046306@163.com

工程设计证书编号(乙级) A223002093

注册师印章 资质章

会签栏

建筑		结构	
暖通		强电	
给排水		弱电	

建设单位 全州市民族宗教事务局


工程名称 才湾镇毛竹山村葡萄产业园配套设施建设项目

通用做法详图二

黑龙江省建设工程设计出图专用章
爱建信达工程咨询有限公司
水利行业灌溉排涝乙级、水利行业河道整治乙级、市政行业道路工程乙级、建筑行业建筑工程乙级、市政行业乙级、电力行业新能源发电乙级、电力行业送电工程乙级、风景园林工程设计专项乙级、电力行业变电工程乙级、农林行业(农业工程)农业综合开发生态工程乙级
资质证书编号: A223002093 有效期至: 2027年07月03日
黑龙江省住房和城乡建设厅

审 定	徐凌	徐凌
审 核	李世春	李世春
校 对	申梅英	申梅英
项目负责	古云	古云
专业负责	李世春	李世春
方案设计	肖磊	肖磊
设 计	肖磊	肖磊
制 图	肖磊	肖磊


工 号	
专 业	园林/景观
图 号	LD06
日 期	2024.12
版 本	

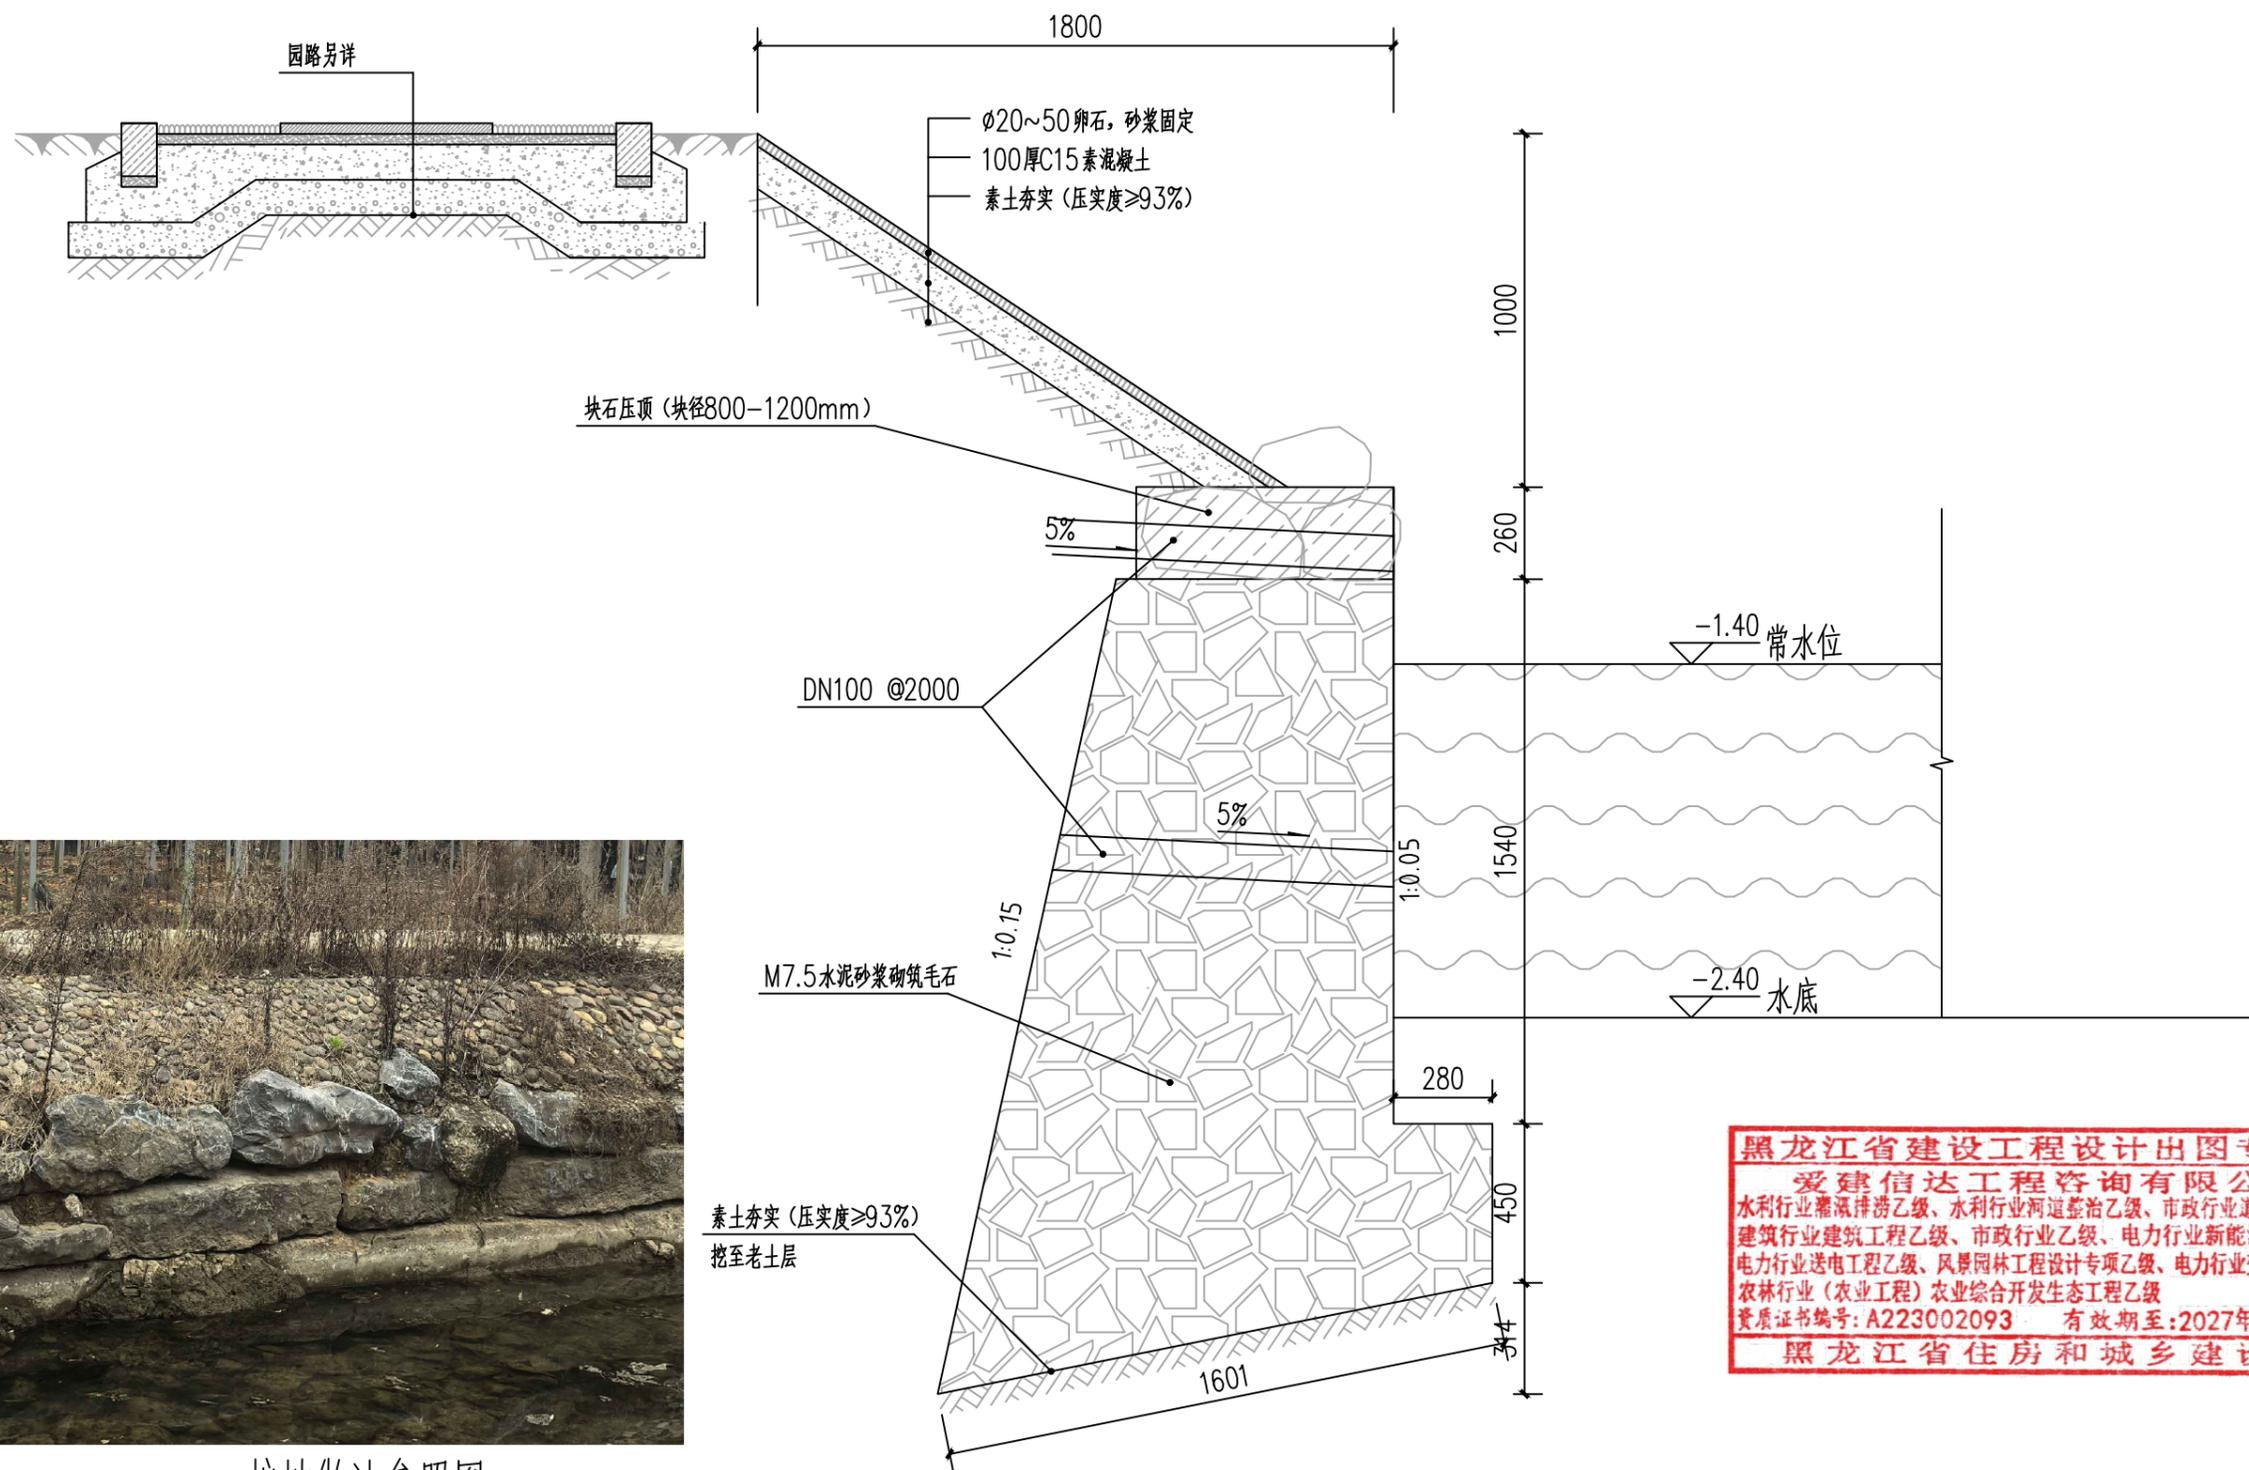

护坡做法参照图

1 沿河护坡通用做法图 1:20


注：挡墙全长 300m，卵石贴面450m²

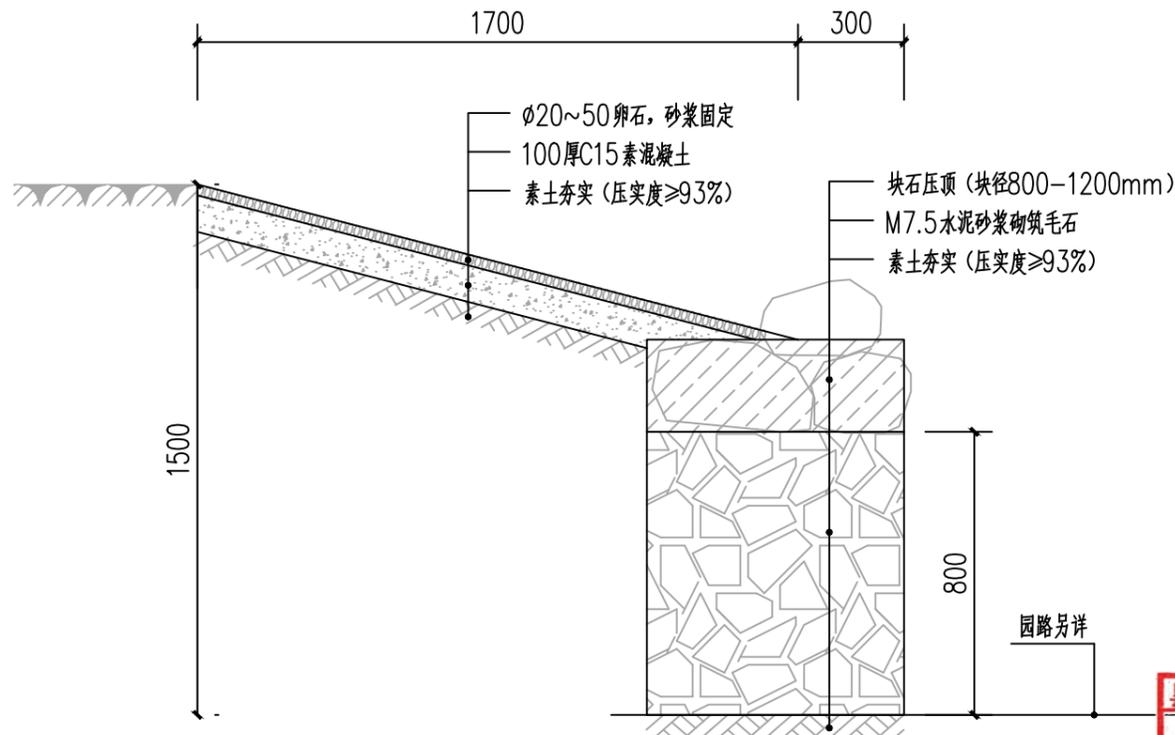

① 园路护坡做法图 1:20


注: 全长23.24m, 卵石贴面面积39.51m²

黑龙江省建设工程设计出图专用章
 爱建信达工程咨询有限公司
 水利行业灌溉排涝乙级、水利行业河道整治乙级、市政行业道路工程乙级
 建筑行业建筑工程乙级、市政行业乙级、电力行业新能源发电乙级
 电力行业送电工程乙级、风景园林工程设计专项乙级、电力行业变电工程乙级
 农林行业(农业工程)农业综合开发生态工程乙级
 资质证书编号: A223002093 有效期至: 2027年07月03日
 黑龙江省住房和城乡建设厅

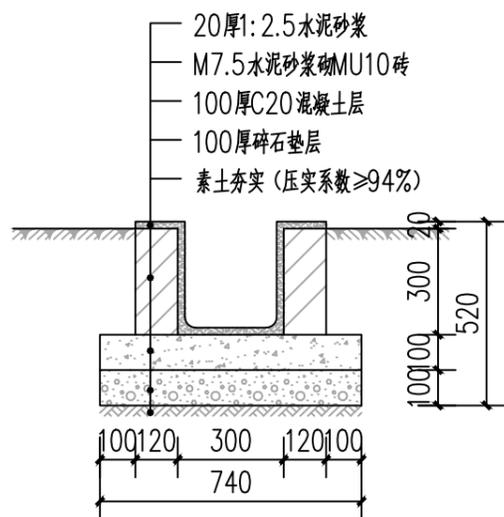

② 沟渠三面光做法图 1:20

注: 全长30.47m, 总面积8.99m²

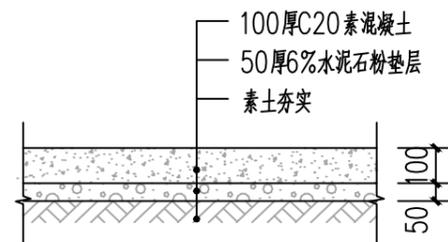

③ 道路硬化通用做法图 1:20

注: 全长19.4m, 总面积8.6m²



爱建信达工程咨询有限公司
 Aijian Xinda Engineering Consulting Co., Ltd.

地址: 黑龙江省大庆高新区新风路18号服务外包产业园B-10座411、413、418室
 电话: 0459-6046306
 传真: 0459-6046306
 邮箱: hx6046306@163.com

工程设计证书编号(乙级) A223002093

注册师印章 资质章

会签栏

建筑		结构	
暖通		强电	
给排水		弱电	

建设单位 全州县民族宗教事务局

工程名称 才湾镇毛竹山村葡萄产业园配套设施建设项目

图名 通用做法详图三


审定	徐凌	徐凌
审核	李世春	李世春
校对	申梅英	申梅英
项目负责	古云	古云
专业负责	李世春	李世春
方案设计	肖磊	肖磊
设计	肖磊	肖磊
制图	肖磊	肖磊

工号	
专业	园林/景观
图号	LD07
日期	2024.12
版本	



爱建信达工程咨询有限公司
Aijian Xinda Engineering Consulting Co., LTD.

地址: 黑龙江省大庆高新区新风路18号服务外包产业园B-10座411、413、418室
电话: 0459-6046306
传真: 0459-6046306
邮箱: hx6046306@163.com

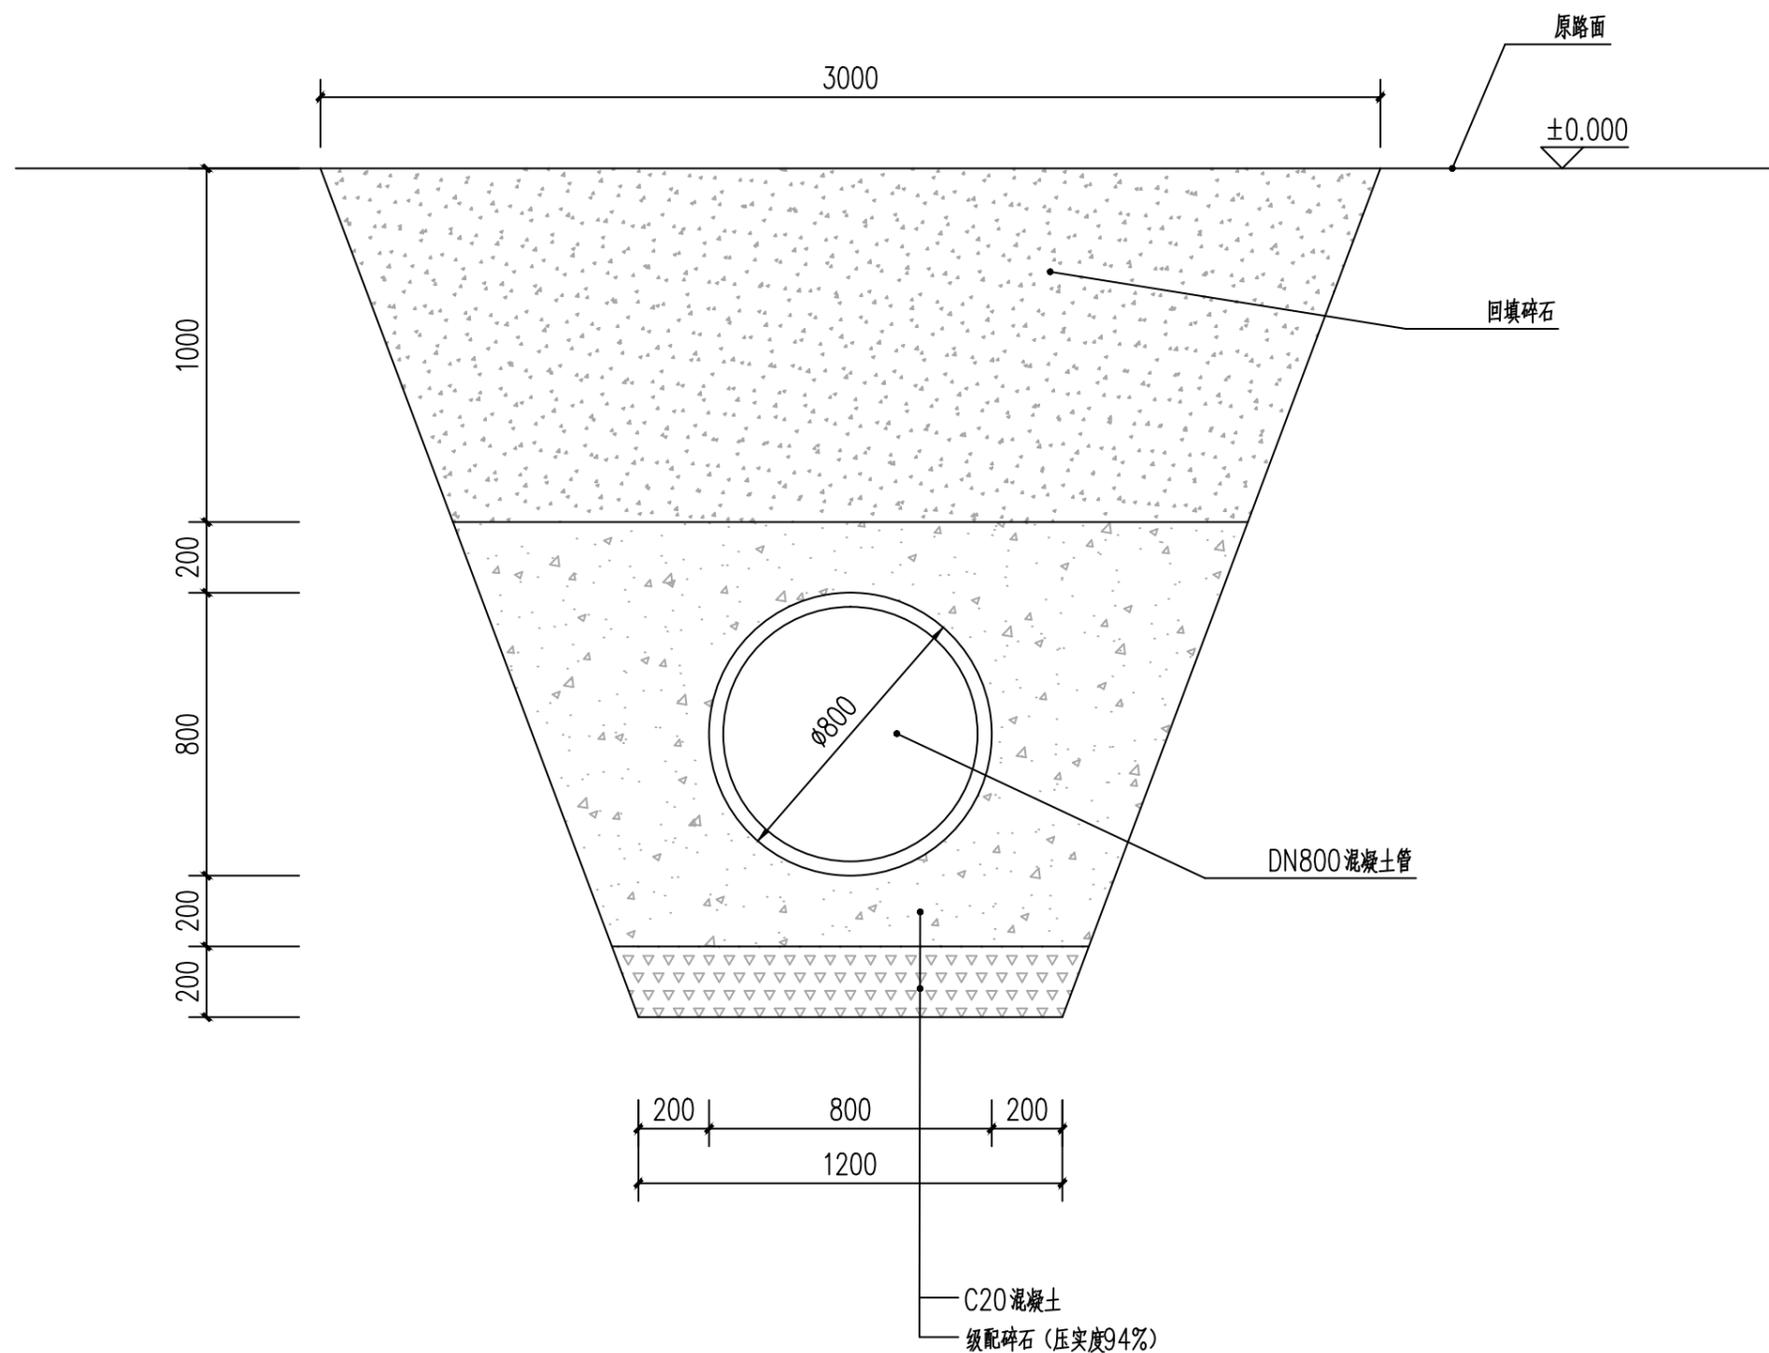

① 涵管做法图 1:20
注: 全长2.5m

工程设计证书编号(乙级) A223002093

注册师印章 资质章

会签栏

建筑		结构	
暖通		强电	
给排水		弱电	

建设单位 全州市民族宗教事务局

工程名称 才湾镇毛竹山村葡萄产业园配套设施建设项目

图名 通用做法详图四

审定	徐凌	徐凌
审核	李世春	李世春
校对	申梅英	申梅英
项目负责	古云	古云
专业负责	李世春	李世春
方案设计	肖磊	肖磊
设计	肖磊	肖磊
制图	肖磊	肖磊

工号	
专业	园林/景观
图号	LD08
日期	2024.12
版本	

黑龙江省建设工程设计出图专用章
爱建信达工程咨询有限公司
水利行业灌溉排涝乙级、水利行业河道整治乙级、市政行业道路工程乙级
建筑行业建筑工程乙级、市政行业乙级、电力行业新能源发电乙级
电力行业送电工程乙级、风景园林工程设计专项乙级、电力行业变电工程乙级
农林行业(农业工程)农业综合开发生态工程乙级
资质证书编号: A223002093 有效期至: 2027年07月03日
黑龙江省住房和城乡建设厅