

# 岑溪市2025年第一批中央水利发展资金小型水库工程维 修养护项目

## 技施设计图

广西梧州市银海水利电力设计咨询有限公司  
二〇二五年六月

SIZE:A3+0=0.25A1

A

B

C



## 大汪水库维修平面布置图

说明:

- 1、本图尺寸单位除注明外均为mm。
- 2、主要建设内容：水库除草7次、坝顶外坝坡侧安装304不锈钢栏杆、防溺水救援设施（救生圈2只、救生绳2条、防溺水安全警示牌4块）、水位尺更换10条、内坝沥青填缝防渗、捣制自动监测孔井钢筋水泥盖板、维修大坝太阳能灯1盏、手动测压渗压孔修复、管理房加装防盗网跟纱窗、备用电源电瓶及充电器更换、制度牌安装（详见清单）、防水止水阀胶更换、水闸螺杆上油等以上部分项目涉及到选址问题的，实际施工地点及范围以业主指示为准。
- 3、本说明不详之处，均按照相关规范执行。


广西梧州市银海水利电力设计咨询有限公司

核定	黄胜强	岑溪市2025年第一批中央水利发展资金小型水库工程维修养护项目	技施	设计	
审查	黄胜强		水工	部分	
校核	刘柳	大汪水库维修平面图			
设计	黄一波				
制图	黄一波				
发证单位	建设部	比例	见图	日期	2025年6月
设计证号	A145001664（临）	图号	岑溪市-维修养护-技施-01		

D

1 2 3 4 5 6 7 8

SIZE:A3+0=0.25A1

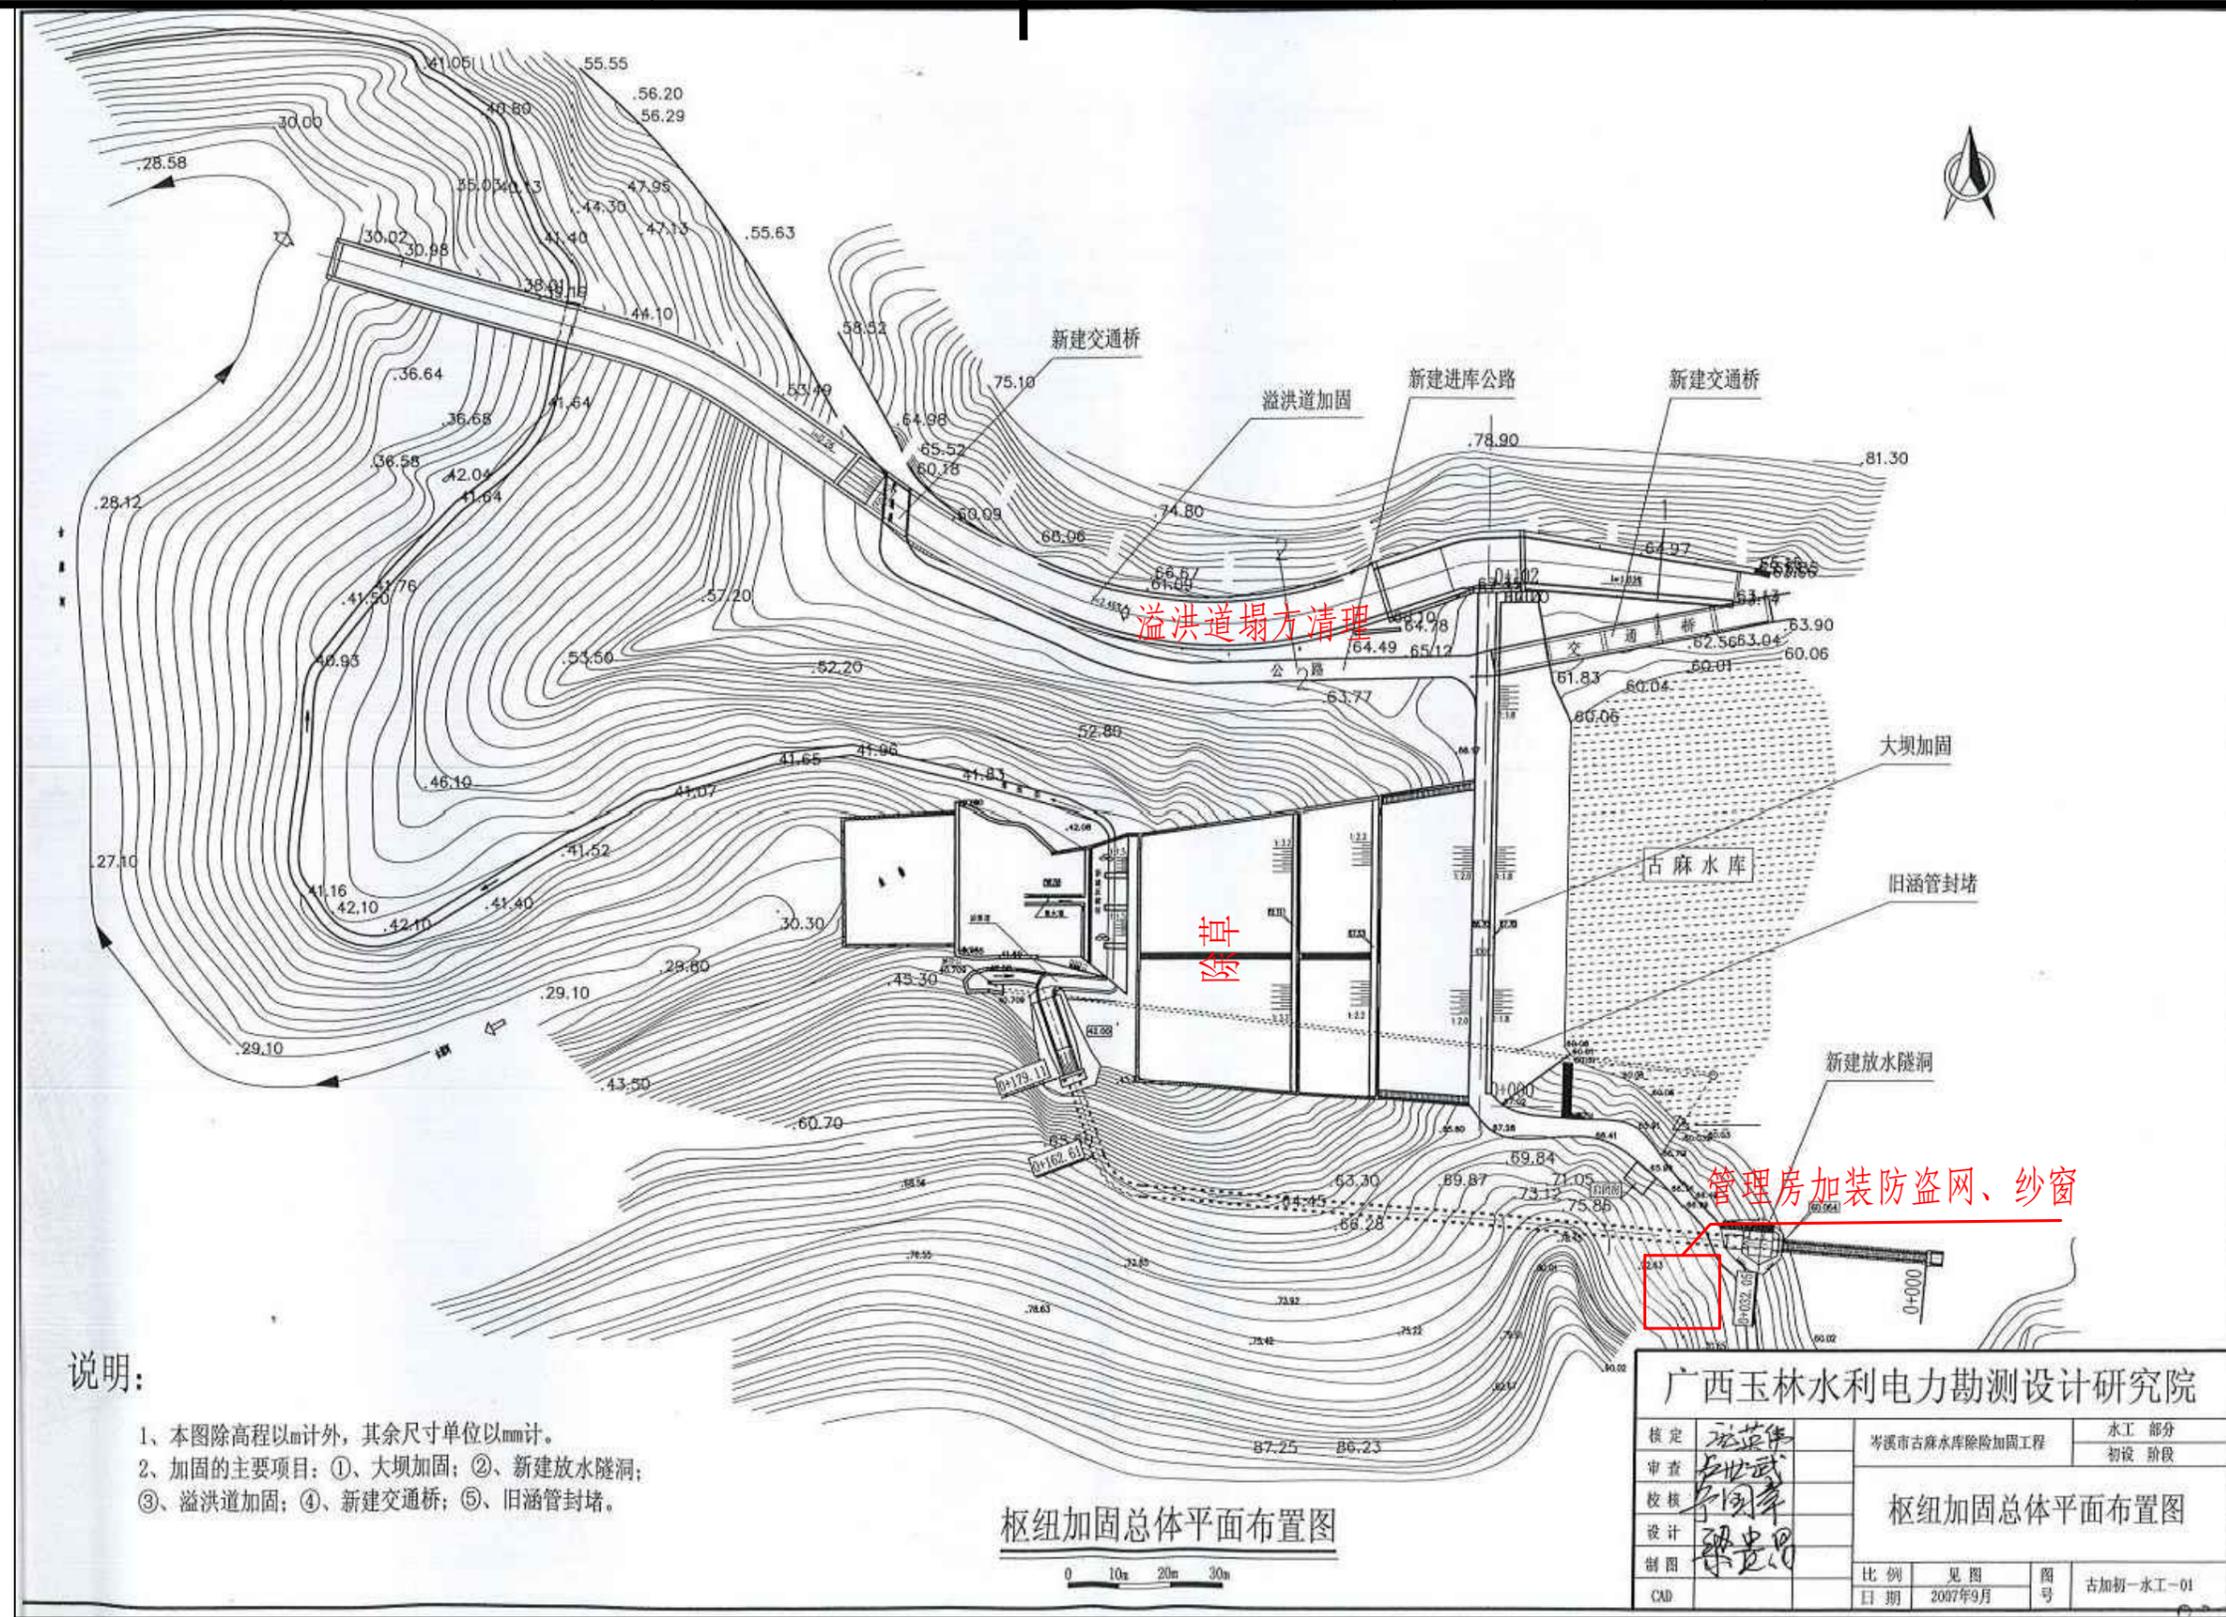

说明:

- 1、本图除高程以m计外，其余尺寸单位以mm计。
- 2、加固的主要项目：①、大坝加固；②、新建放水隧洞；
- ③、溢洪道加固；④、新建交通桥；⑤、旧涵管封堵。

枢纽加固总体平面布置图

广西玉林水利电力勘测设计研究院			
核定	范华伟	岑溪市古麻水库除险加固工程	水工 部分
审查	李世武		初设 阶段
校核	李同军	枢纽加固总体平面布置图	
设计	梁贵思		
制图	梁贵思	比例	见图
CAD		日期	2007年9月
		图号	古加初-水工-01

### 古麻水库维修平面布置图

说明:

- 1、本图尺寸单位除注明外均为mm。
- 2、主要建设内容：水库除草7次、防溺水救援设施（救生圈2只、救生绳2条、防溺水安全警示牌4块）、更换水位尺4条、维修路灯2盏、手动测压压孔修复、更换船笛功放一套及高音喇叭一只、新建管理房增加防盗网及纱窗、溢洪道塌方清理、制度牌安装（详见清单）、放水塔灯及开关更换维修、水库用电线路迁移50m、电线杆迁移4根、尾水闸阀更换（41H-16 DN500）2个等。以上部分项目涉及到选址问题的，实际施工地点及范围以业主指示为准。
- 3、本说明不详之处，均按照相关规范执行。

### 广西梧州市银海水利电力设计咨询有限公司


核定	黄胜强	岑溪市2025年第一批中央水利发展资金小型水库工程维修养护项目	技施 设计
审查	黄胜强		水工 部分
校核	刘柳	古麻水库维修平面布置图	
设计	黄一波		
制图	黄一波		
发证单位	建设部	比例	见图
设计证号	A145001664（临）	日期	2025年6月
		图号	岑溪市-维修养护-技施-02

SIZE:A3+0=0.25A1

A

B

C

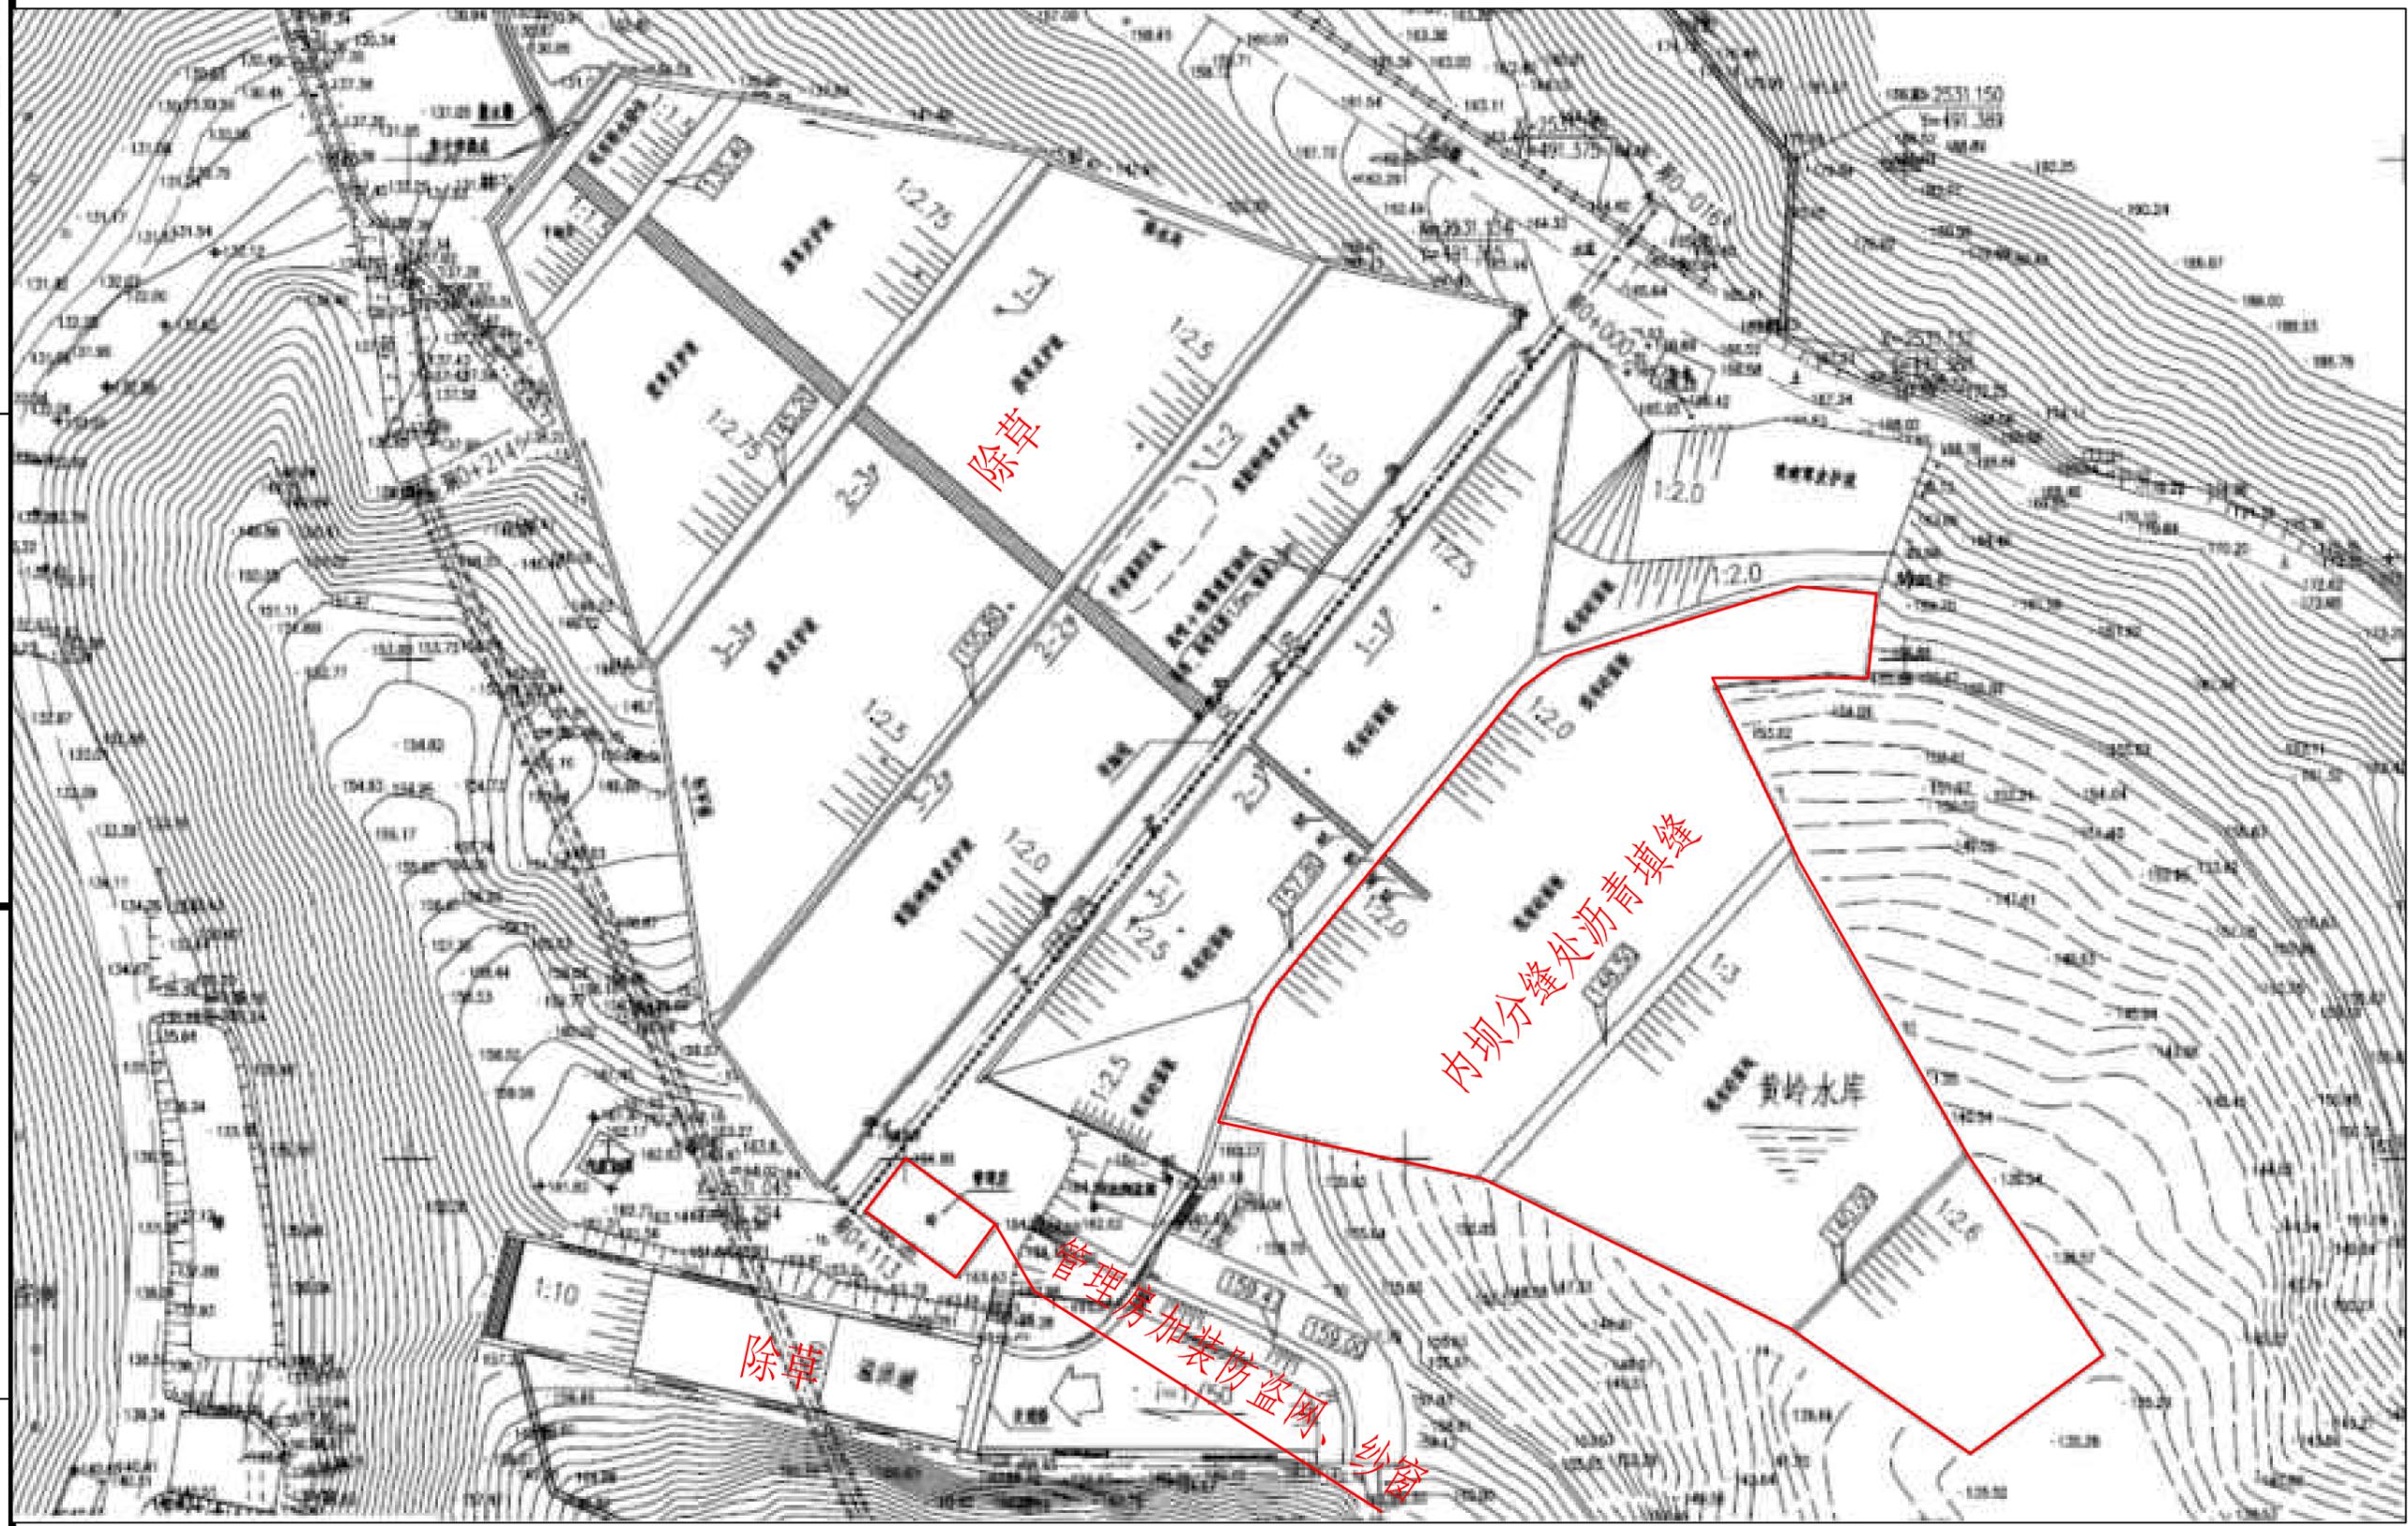

## 黄岭水库维修平面布置图

说明:

- 1、本图尺寸单位除注明外均为mm。
- 2、主要建设内容：水库除草7次、坝顶外坝坡侧安装304不锈钢栏杆、防溺水救援设施（救生圈2只、救生绳2条、防溺水安全警示牌4块）、水位尺更换10条、内坝沥青填缝防渗、304不锈钢防护栏安装，高1.2m（管理房后面）、手动测压渗压孔修复、管理房加装防盗网跟纱窗、备用电源电瓶及充电器更换、3m³ 304不锈钢放水塔及配件（含安装）、制度牌安装（详见清单）、水闸螺杆上油等以上部分项目涉及到选址问题的，实际施工地点及范围以业主指示为准。
- 3、本说明不详之处，均按照相关规范执行。


广西梧州市银海水利电力设计咨询有限公司

核定	黄胜强	岑溪市2025年第一批中央水利发展资金小型水库工程维修养护项目	技施	设计	
审查	黄胜强		水工	部分	
校核	刘柳	黄岭水库维修平面布置图			
设计	黄一波				
制图	黄一波				
发证单位	建设部	比例	见图	日期	2025年6月
设计证号	A145001664（临）	图号	岑溪市-维修养护-技施-03		

D

1 2 3 4 5 6 7 8

SIZE: A3+0=0.25A1

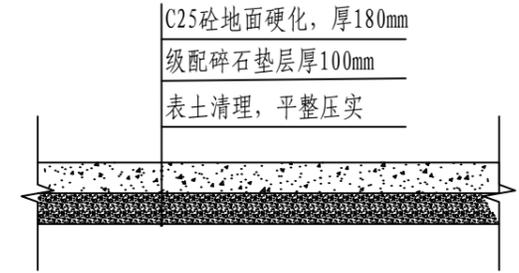

旧管理房门前道路硬化大样图

150平方

说明:

- 1、本图尺寸单位除注明外均为mm。
- 2、主要建设内容: 水库除草7次、防溺水救援设施(救生圈2只、救生绳2条、防溺水安全警示牌4块)、C20砼水位桩制作及安装(含水位尺安装)、内坝沥青填缝防渗、道路硬化(旧管理房前)、手动测压渗压孔修复、管理房加装防盗网及纱窗、5层通玻文件柜(高1.8m, 宽0.95m, 深0.39m)、实木办公桌及椅子、备用电源电瓶及充电器更换、制度牌工程(详见清单)、水闸螺杆上油等以上部分项目涉及到选址问题的, 实际施工地点及范围以业主指示为准。
- 3、本说明不详之处, 均按照相关规范执行。

广西梧州市银海水利电力设计咨询有限公司

核定	黄胜强	[Signature]	岑溪市2025年第一批中央水利发展资金小型水库工程维修养护项目	技施	设计			
审查	黄胜强			水工 部分				
校核	刘柳	[Signature]	珊瑚坪水库维修平面图1					
设计	黄一波	[Signature]						
制图	黄一波	[Signature]	发证单位	建设部	比例	见图	日期	2025年6月
设计证号	A145001664(临)	图号	岑溪市-维修养护-技施-04					

珊瑚坪水库


SIZE: A3+0=0.25A1

A

B

C


D

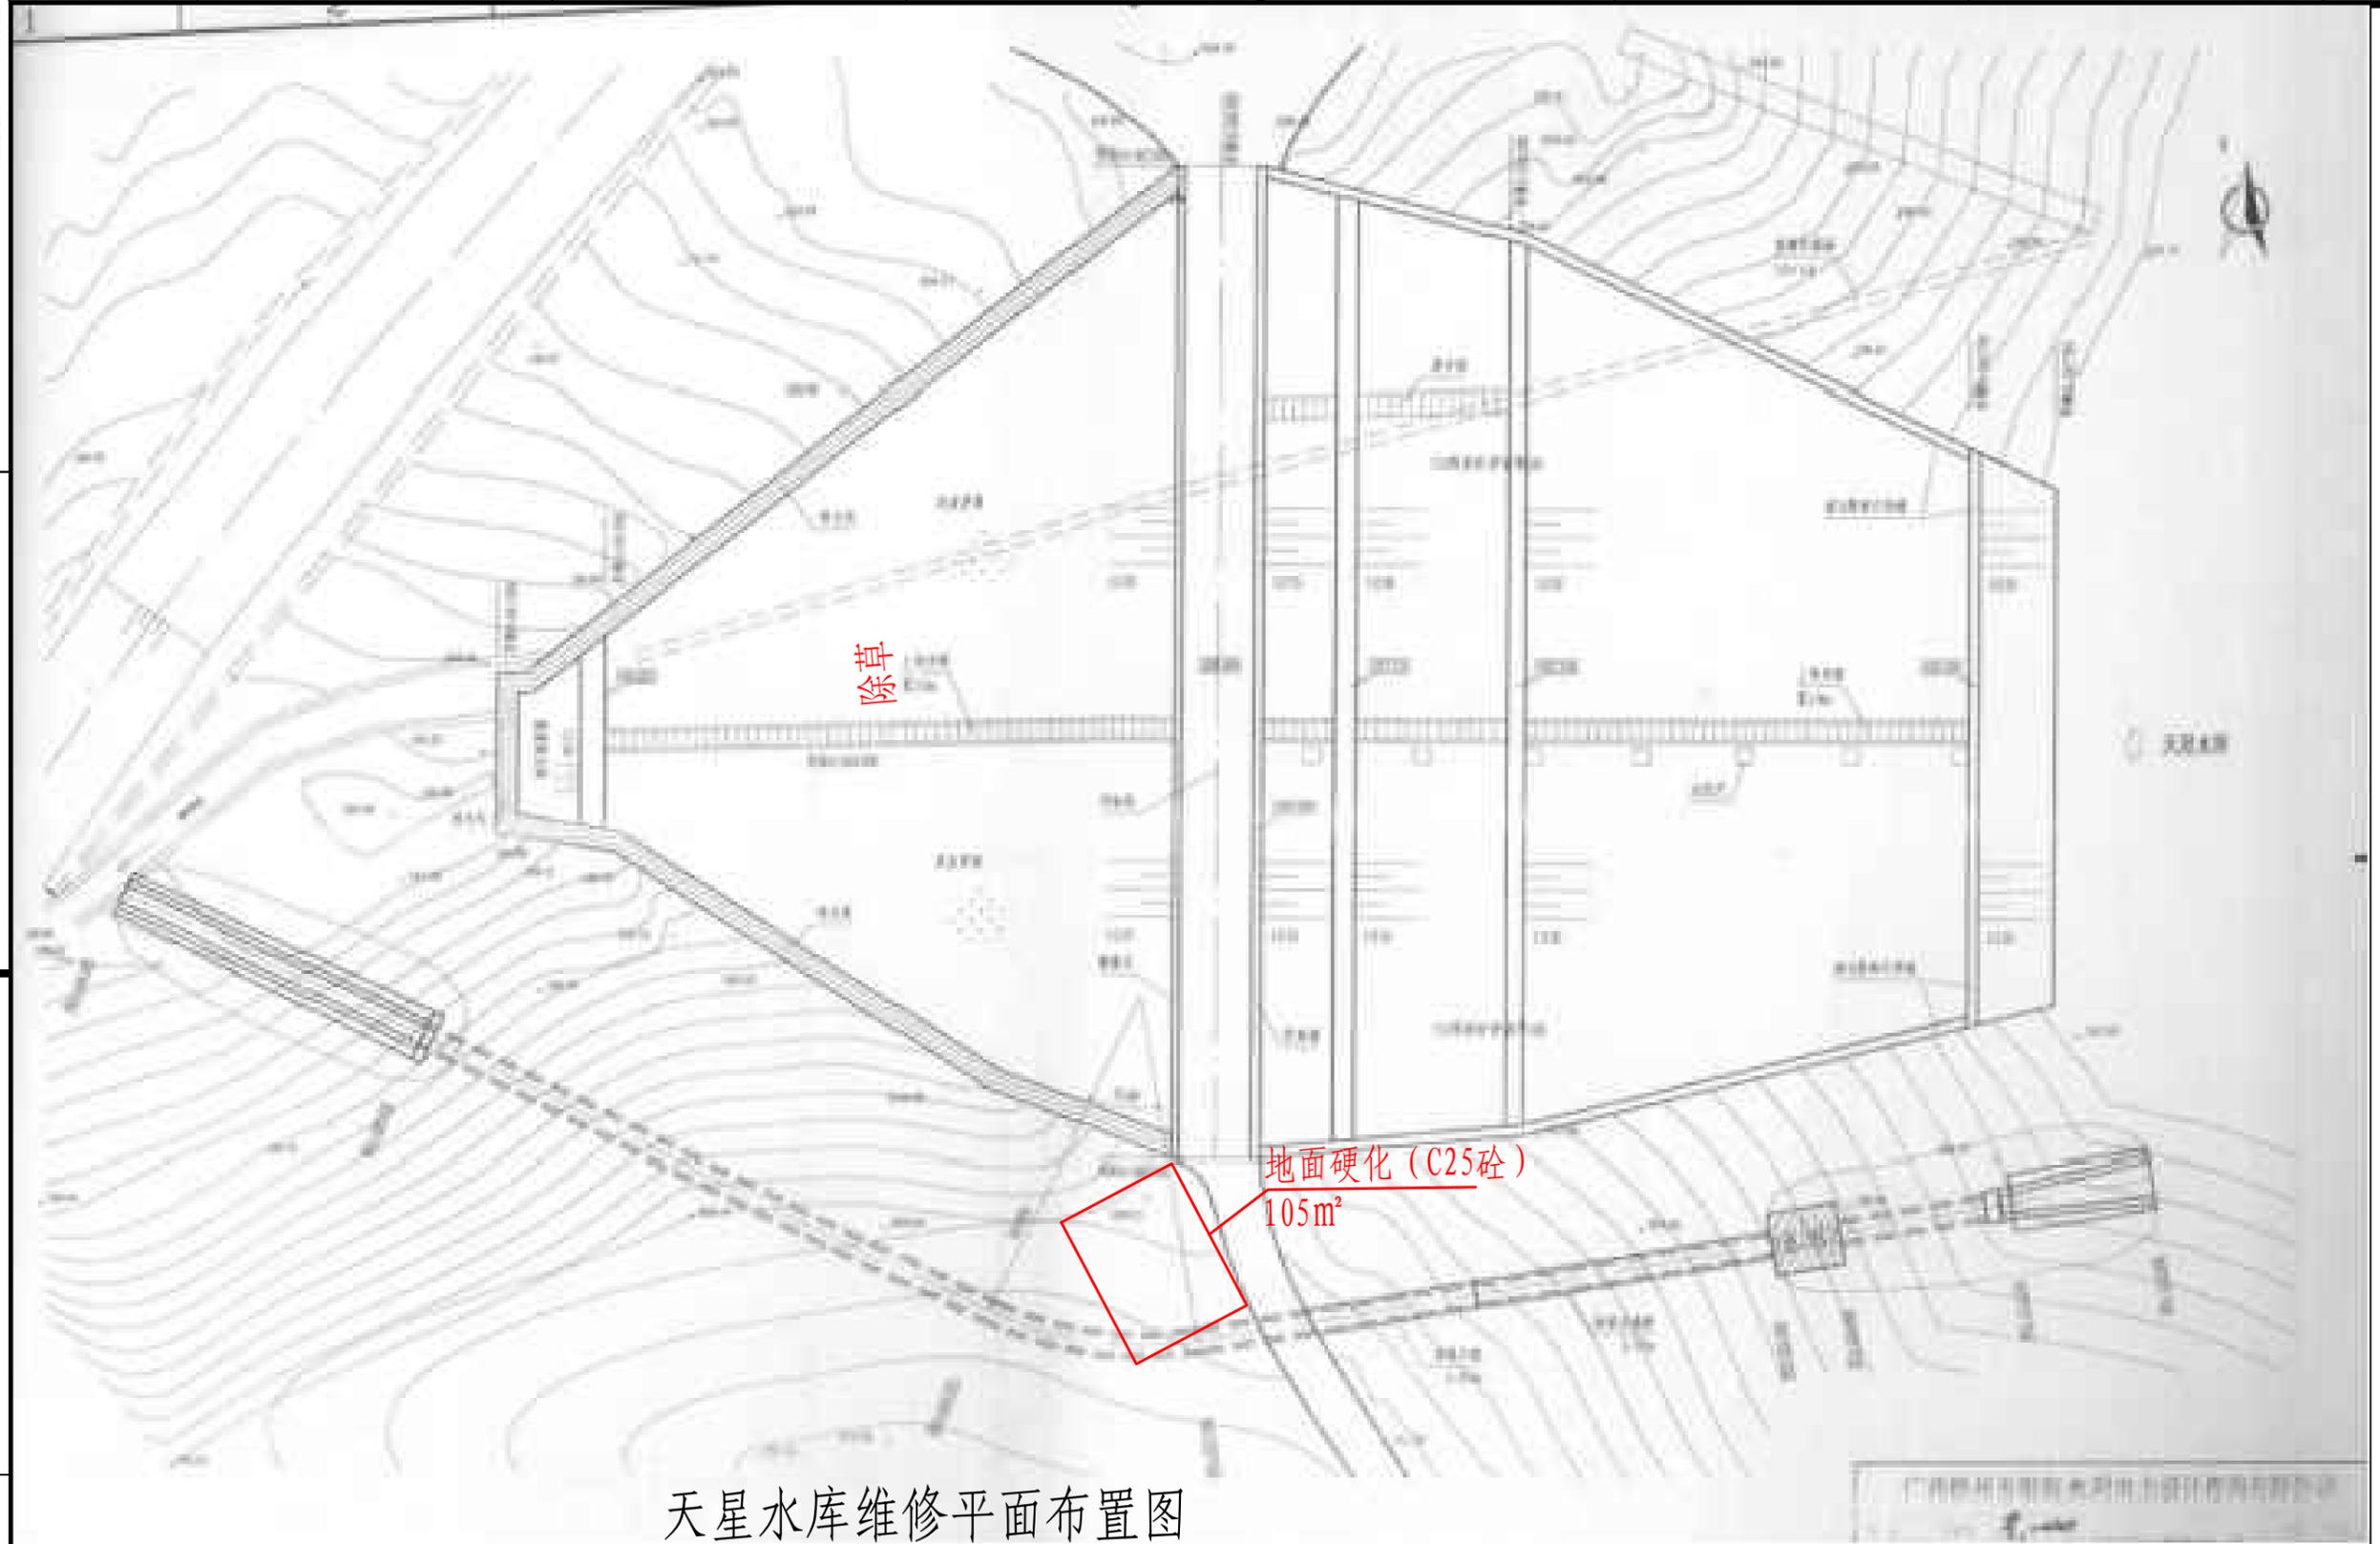

天星水库维修平面布置图

说明:


- 1、本图尺寸单位除注明外均为mm。
- 2、主要建设内容：水库除草7次、水库渗压管修复、管理房后及右侧地面硬化、制度牌安装工程（详见清单）等。以上部分项目涉及到选址问题的，实际施工地点及范围以业主指示为准。
- 3、本说明不详之处，均按照相关规范执行。

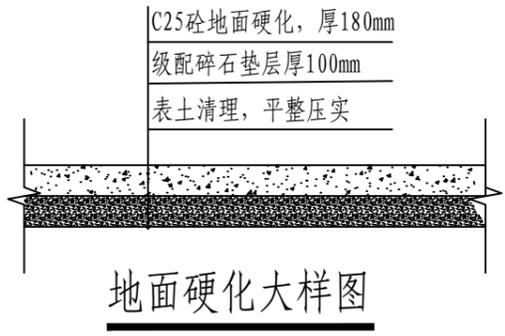

地面硬化大样图

广西梧州市银海水利电力设计咨询有限公司					
核定	黄胜强	[Signature]	岑溪市2025年第一批中央水利发展资金小型水库工程维修养护项目	技施	设计
审查	黄胜强			水工	部分
校核	刘柳	[Signature]	天星水库维修平面布置图		
设计	黄一波	[Signature]			
制图	黄一波	[Signature]			
发证单位	建设部	比例	见图	日期	2025年6月
设计证号	A145001664 (临)	图号	岑溪市-维修养护-技施-05		

SIZE:A3+0=0.25A1

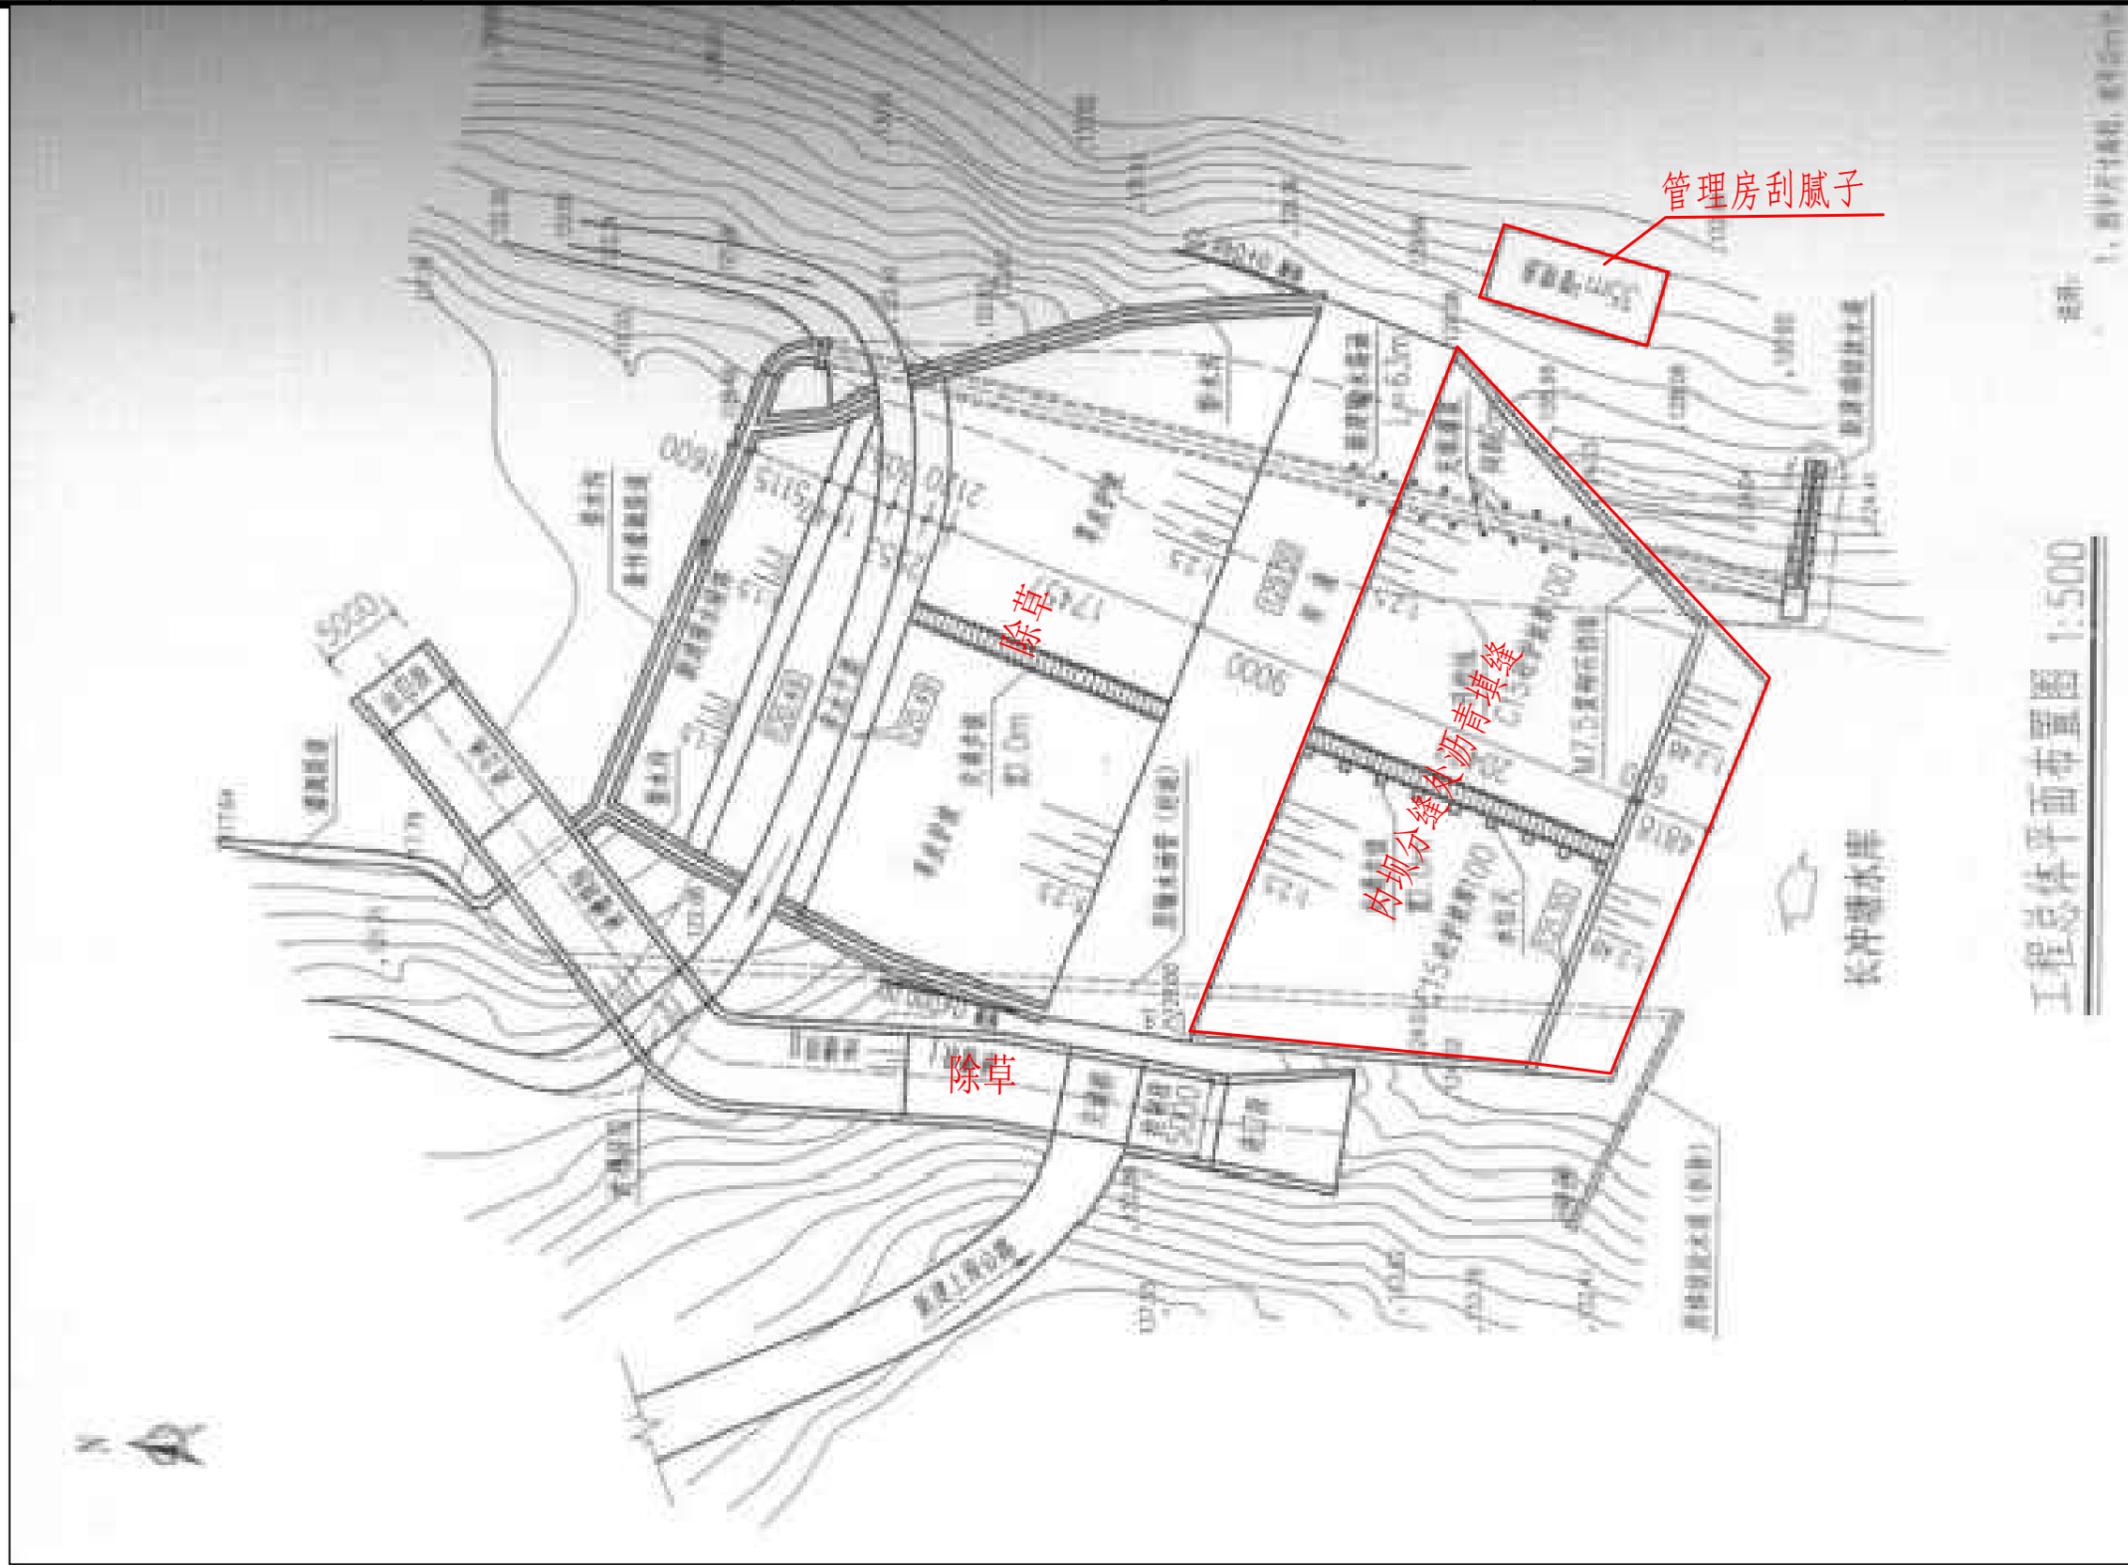

长冲塘水库维修平面布置图

说明:

- 1、本图尺寸单位除注明外均为mm。
- 2、主要建设内容：水库除草7次、内坝沥青填缝防渗、管理房刮腻子（刮2遍）、灭火器设备（8kg干粉灭火器2具+1个灭火箱）、5层通玻文件柜（高1.8m，宽0.95m，深0.39m）、实木办公桌及配套椅子、制度牌安装工程（详见清单）等。以上部分项目涉及到选址问题的，实际施工地点及范围以业主指示为准。
- 3、本说明不详之处，均按照相关规范执行。

广西梧州市银海水利电力设计咨询有限公司

核定	黄胜强	黄胜强	岑溪市2025年第一批中央水利发展资金小型水库工程维修养护项目	技施	设计	
审查	黄胜强			水工	部分	
校核	刘柳	刘柳	长冲塘水库维修平面布置图			
设计	黄一波	黄一波				
制图	黄一波					
发证单位	建设部		比例	见图	日期	2025年6月
设计证号	A145001664（临）		图号	岑溪市-维修养护-技施-06		


SIZE:A3+0=0.25A1

A

B

C

D

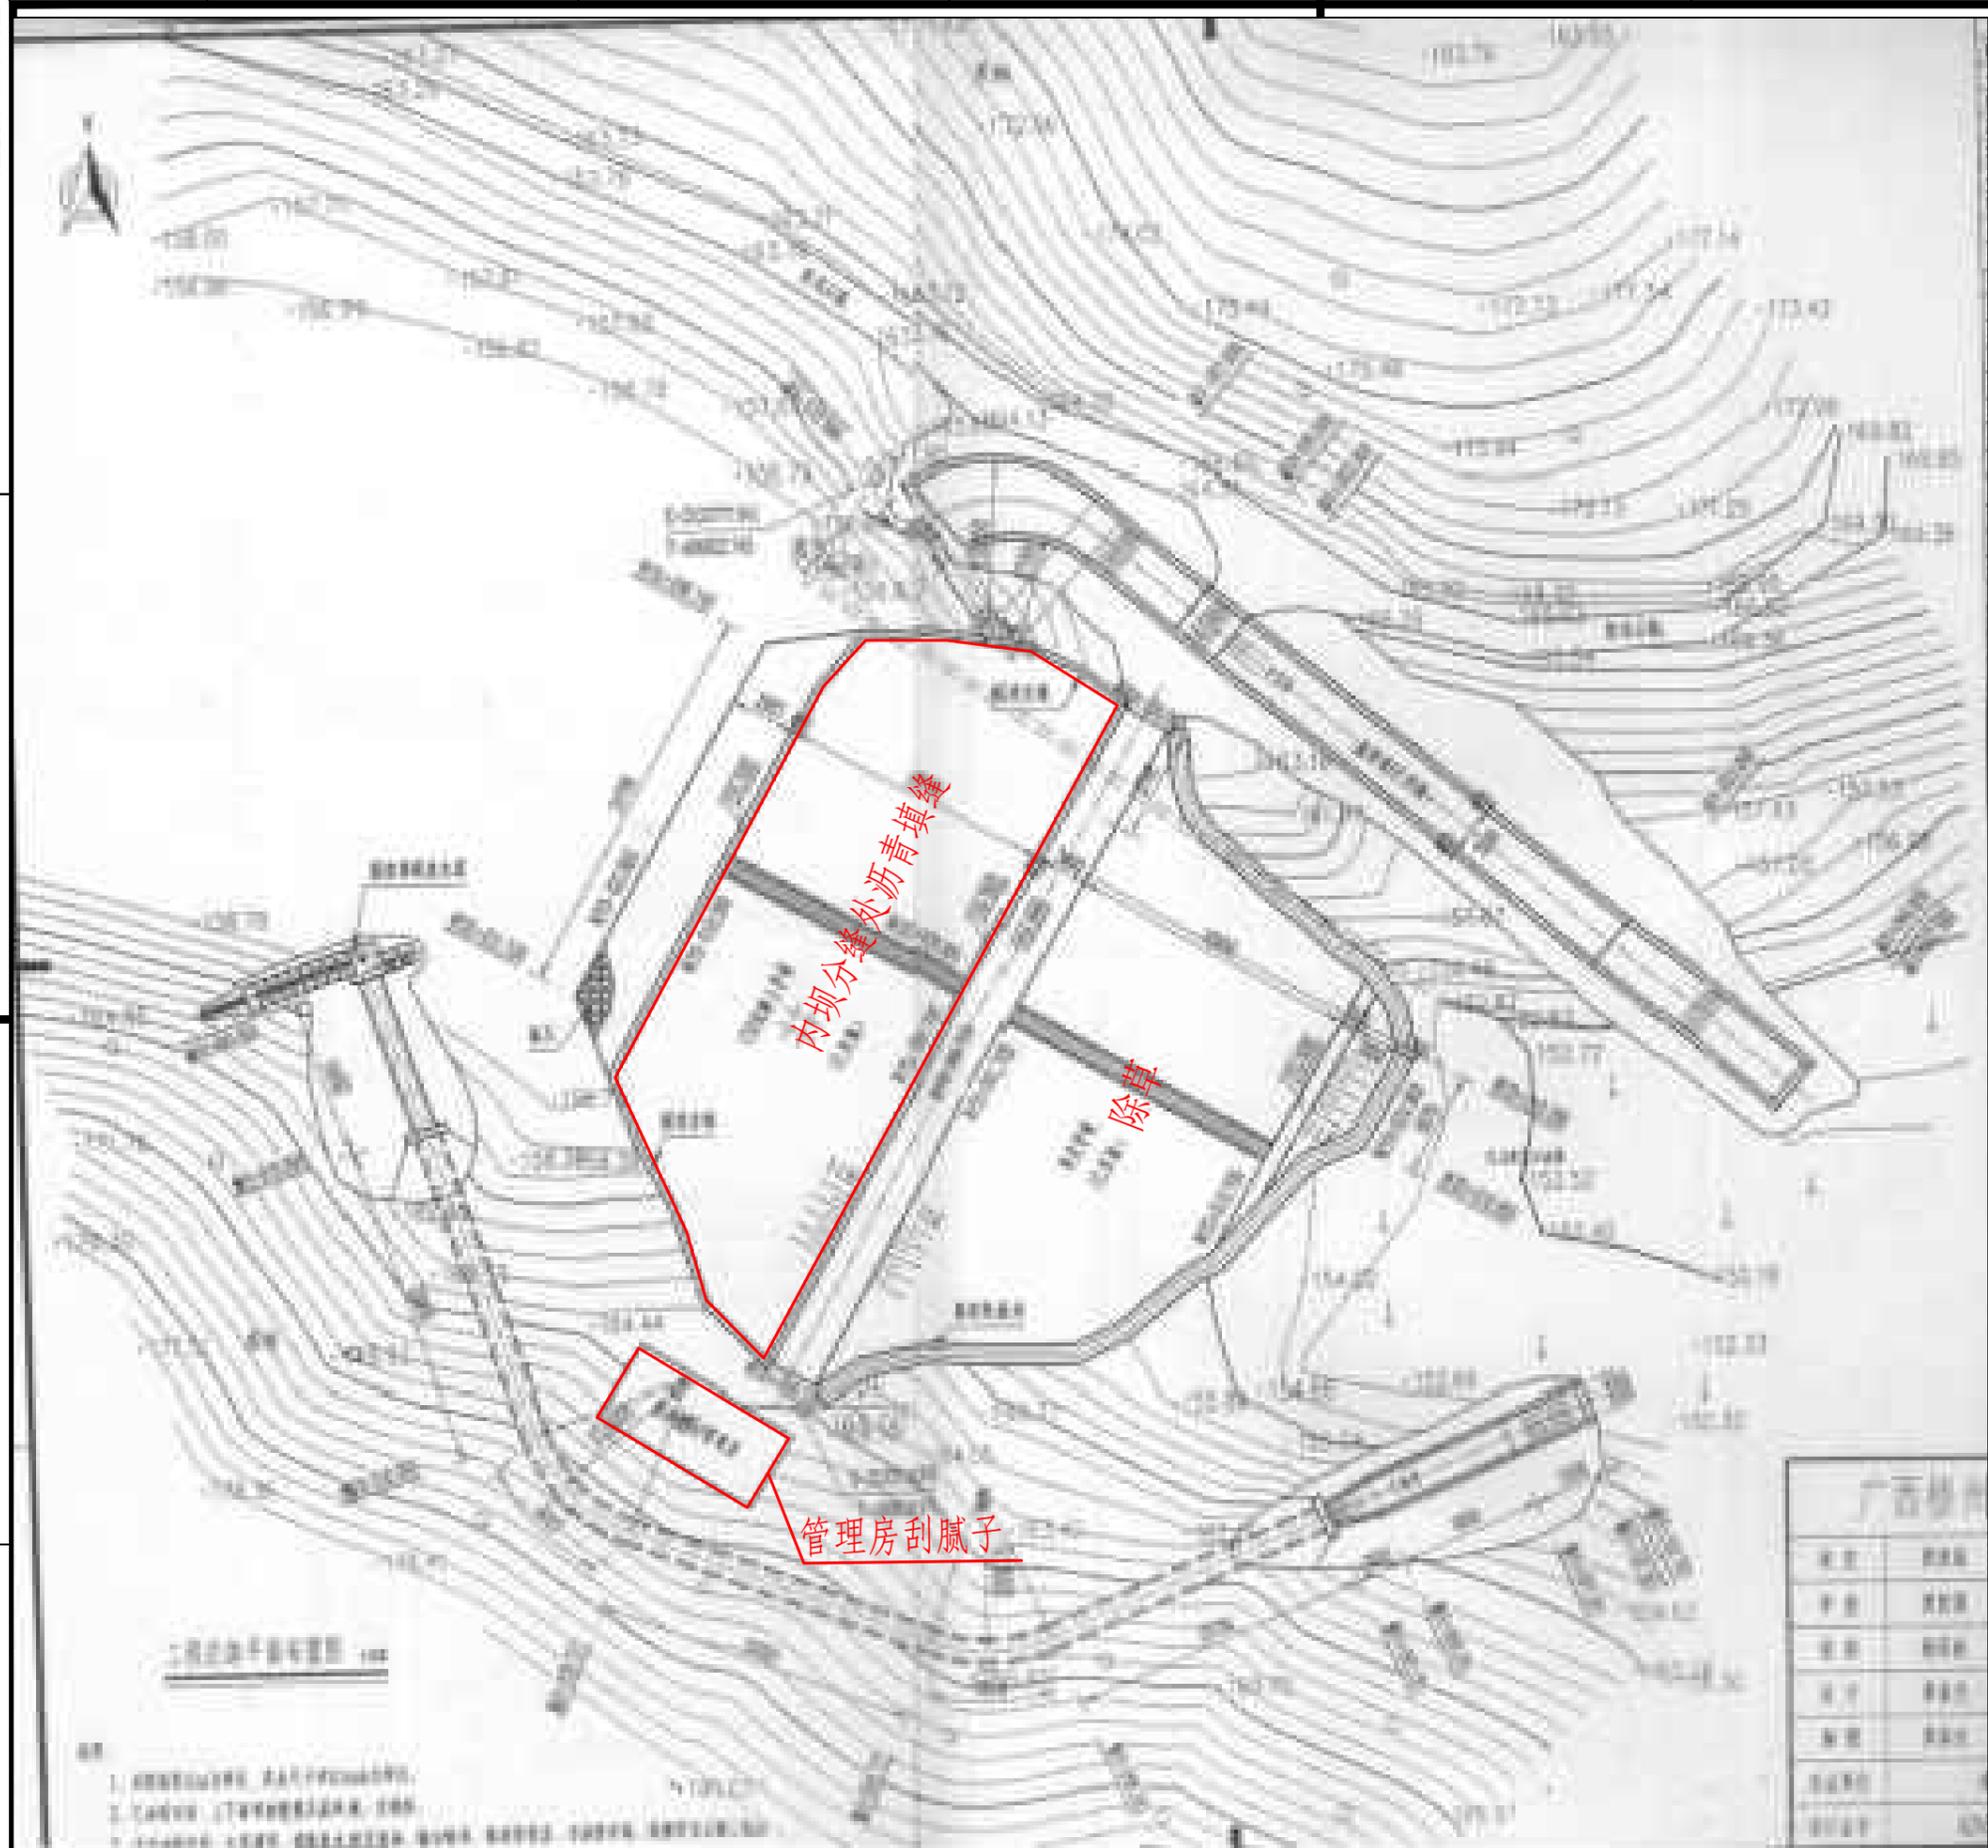

说明:


- 1、本图尺寸单位除注明外均为mm。
- 2、主要建设内容: 水库除草7次、内坝沥青填缝防渗、管理房刮腻子(刮2遍)、灭火器设备(8kg干粉灭火器2具+1个灭火箱)、5层通玻文件柜(高1.8m, 宽0.95m, 深0.39m)、实木办公桌及配套椅子、制度牌安装工程(详见清单)等。以上部分项目涉及到选址问题的, 实际施工地点及范围以业主指示为准。
- 3、本说明不详之处, 均按照相关规范执行。

姓名	职称
李强	工程师
王明	助理工程师
张华	技术员
陈伟	绘图员

利益冲水库维修平面布置图

广西梧州市银海水利电力设计咨询有限公司				
核定	黄胜强		岑溪市2025年第一批中央水利发展资金小型水库工程维修养护项目	技施 设计
审查	黄胜强			水工 部分
校核	刘柳		利益冲水库维修平面布置图	
设计	黄一波			
制图	黄一波			
发证单位	建设部	比例	见图	日期 2025年6月
设计证号	A145001664(临)	图号	岑溪市-维修养护-技施-07	

SIZE: A3+0=0.25A1

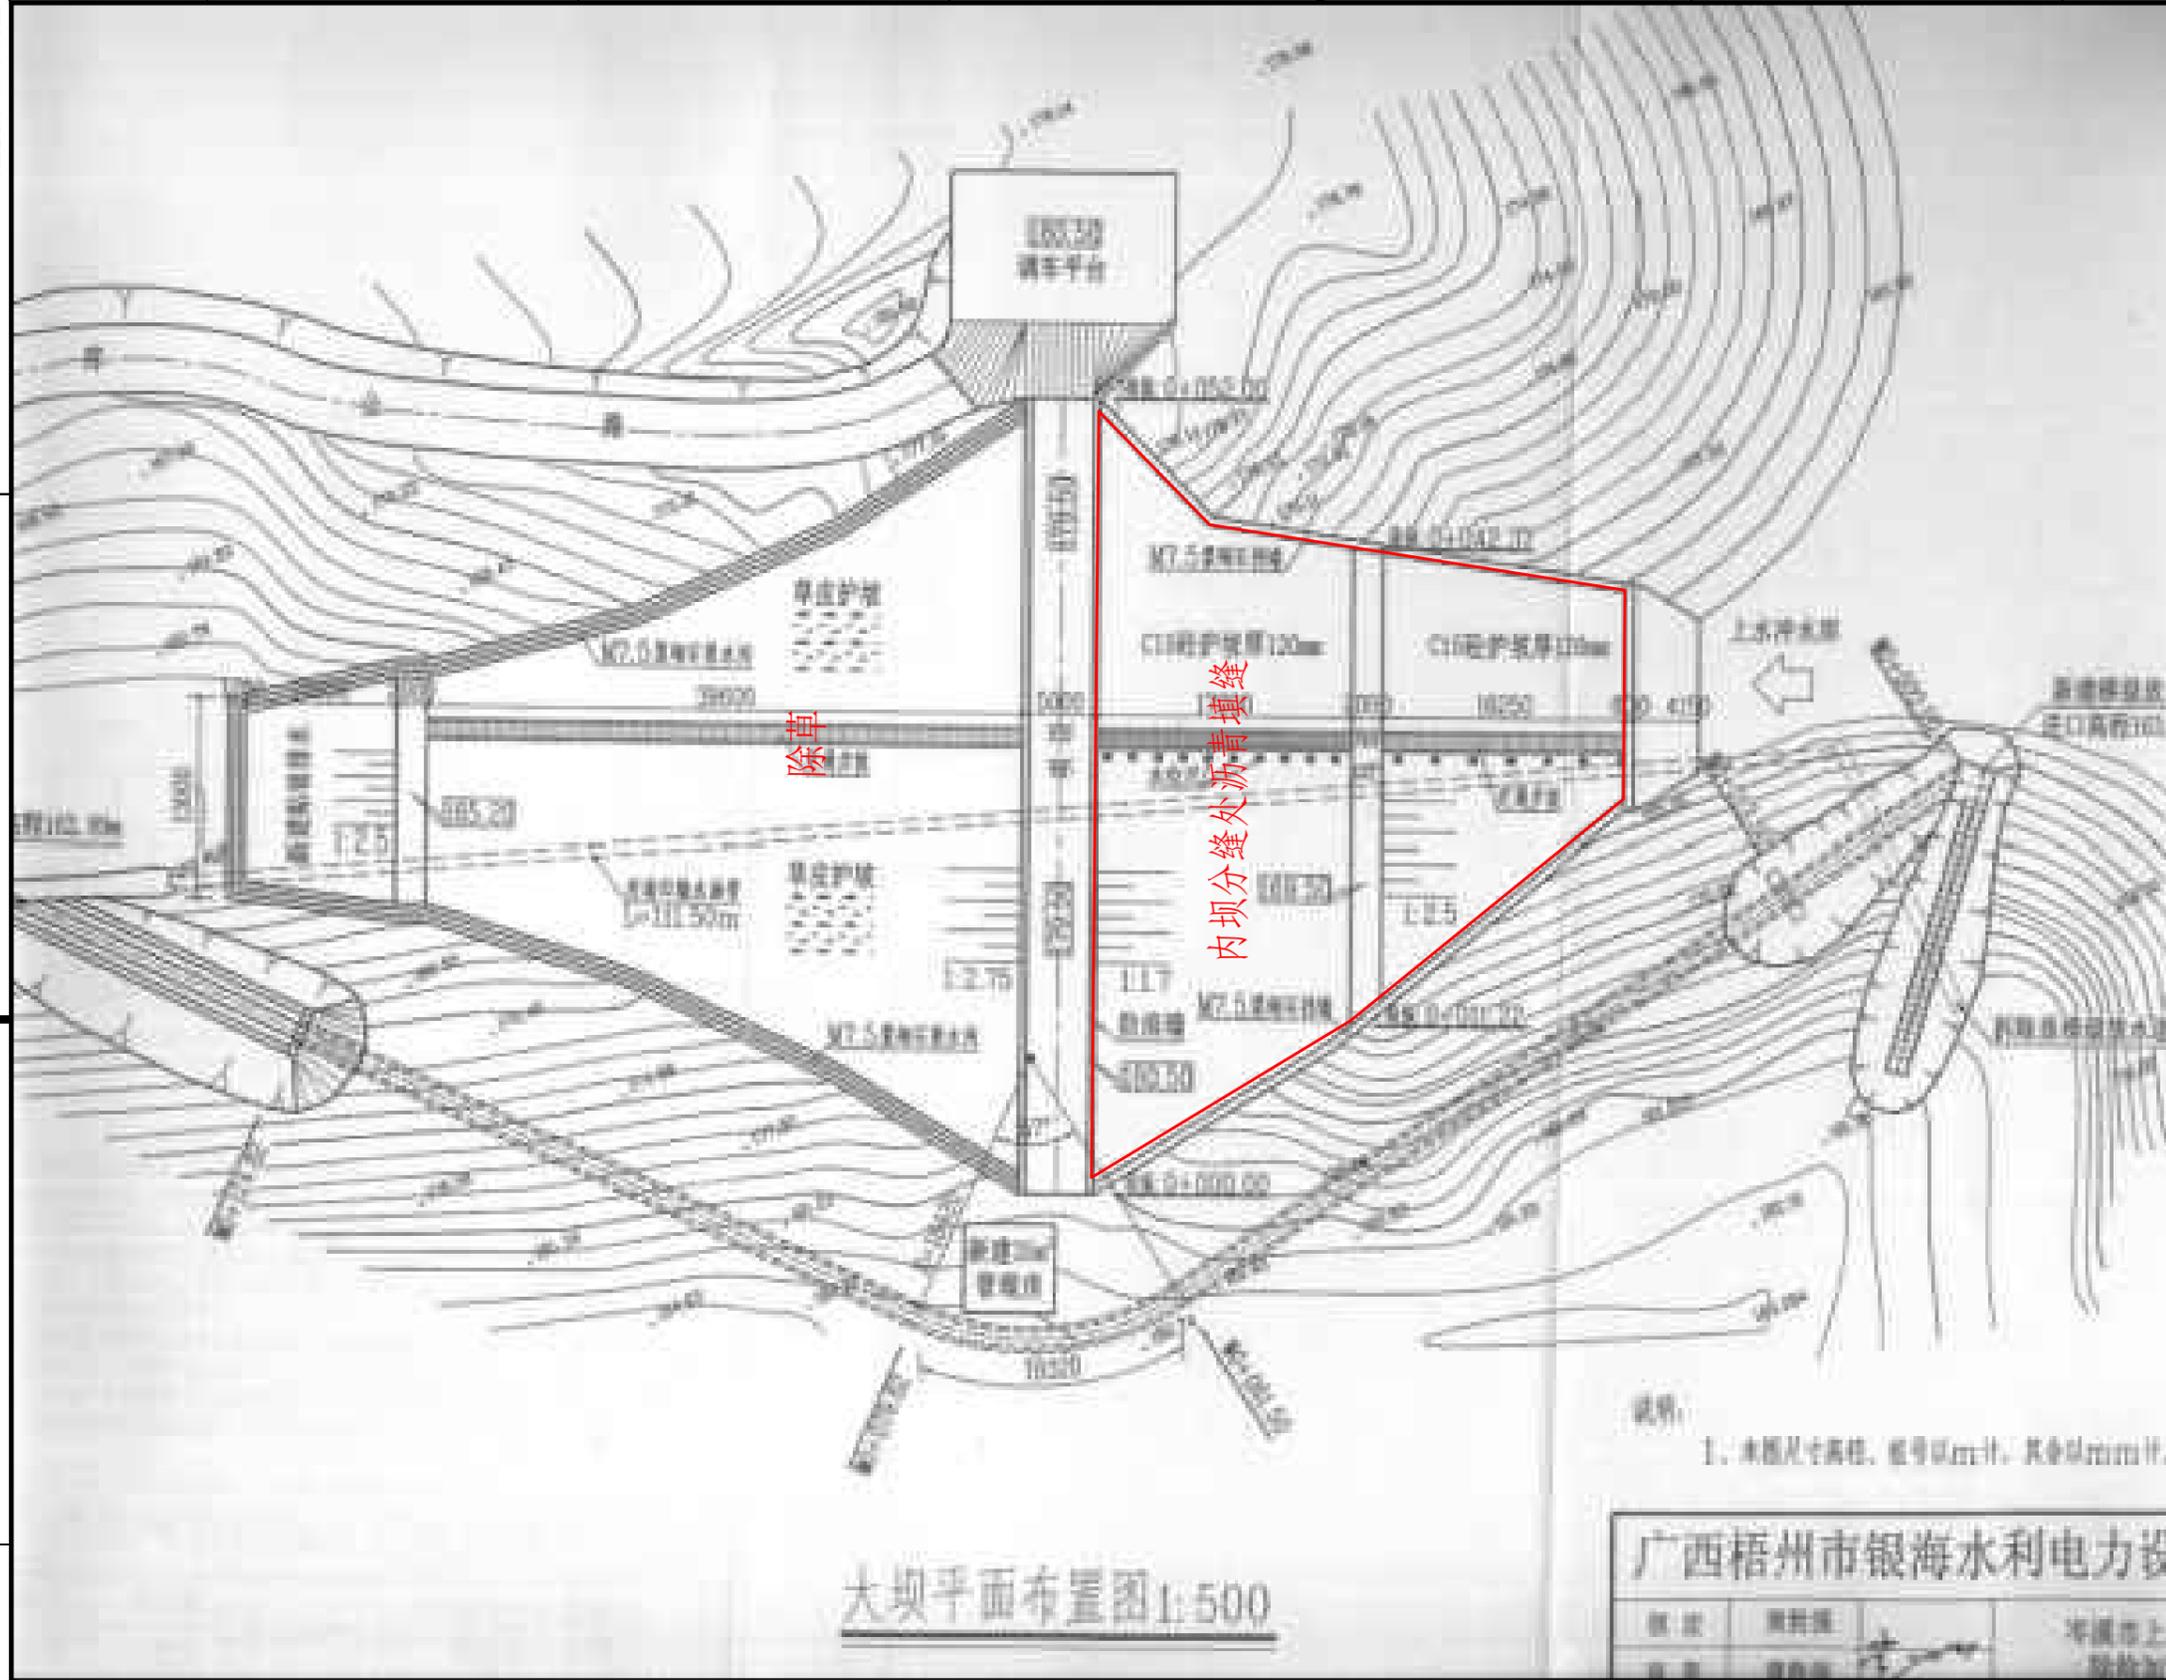


- 说明:
- 1、本图尺寸单位除注明外均为mm。
  - 2、主要建设内容: 水库除草7次、内坝沥青填缝防渗、更换水位尺安装(5条)、水库渗压管安装、钢门制作安装(大坝防浪墙缺口)、5层通玻文件柜(高1.8m, 宽0.95m, 深0.39m)、制度牌安装工程(详见清单)等。以上部分项目涉及到选址问题的, 实际施工地点及范围以业主指示为准。
  - 3、本说明不详之处, 均按照相关规范执行。

## 上水冲水库维修平面布置图

广西梧州市银海水利电力设计咨询有限公司					
核定	黄胜强	[Signature]	岑溪市2025年第一批中央水利发展资金小型水库工程维修养护项目	技施	设计
审查	黄胜强			水工	部分
校核	刘柳	[Signature]	上水冲水库维修平面布置图		
设计	黄一波	[Signature]			
制图	黄一波	[Signature]			
发证单位	建设部	比例	见图	日期	2025年6月
设计证号	A145001664(临)	图号	岑溪市-维修养护-技施-08		

SIZE:A3+0=0.25A1

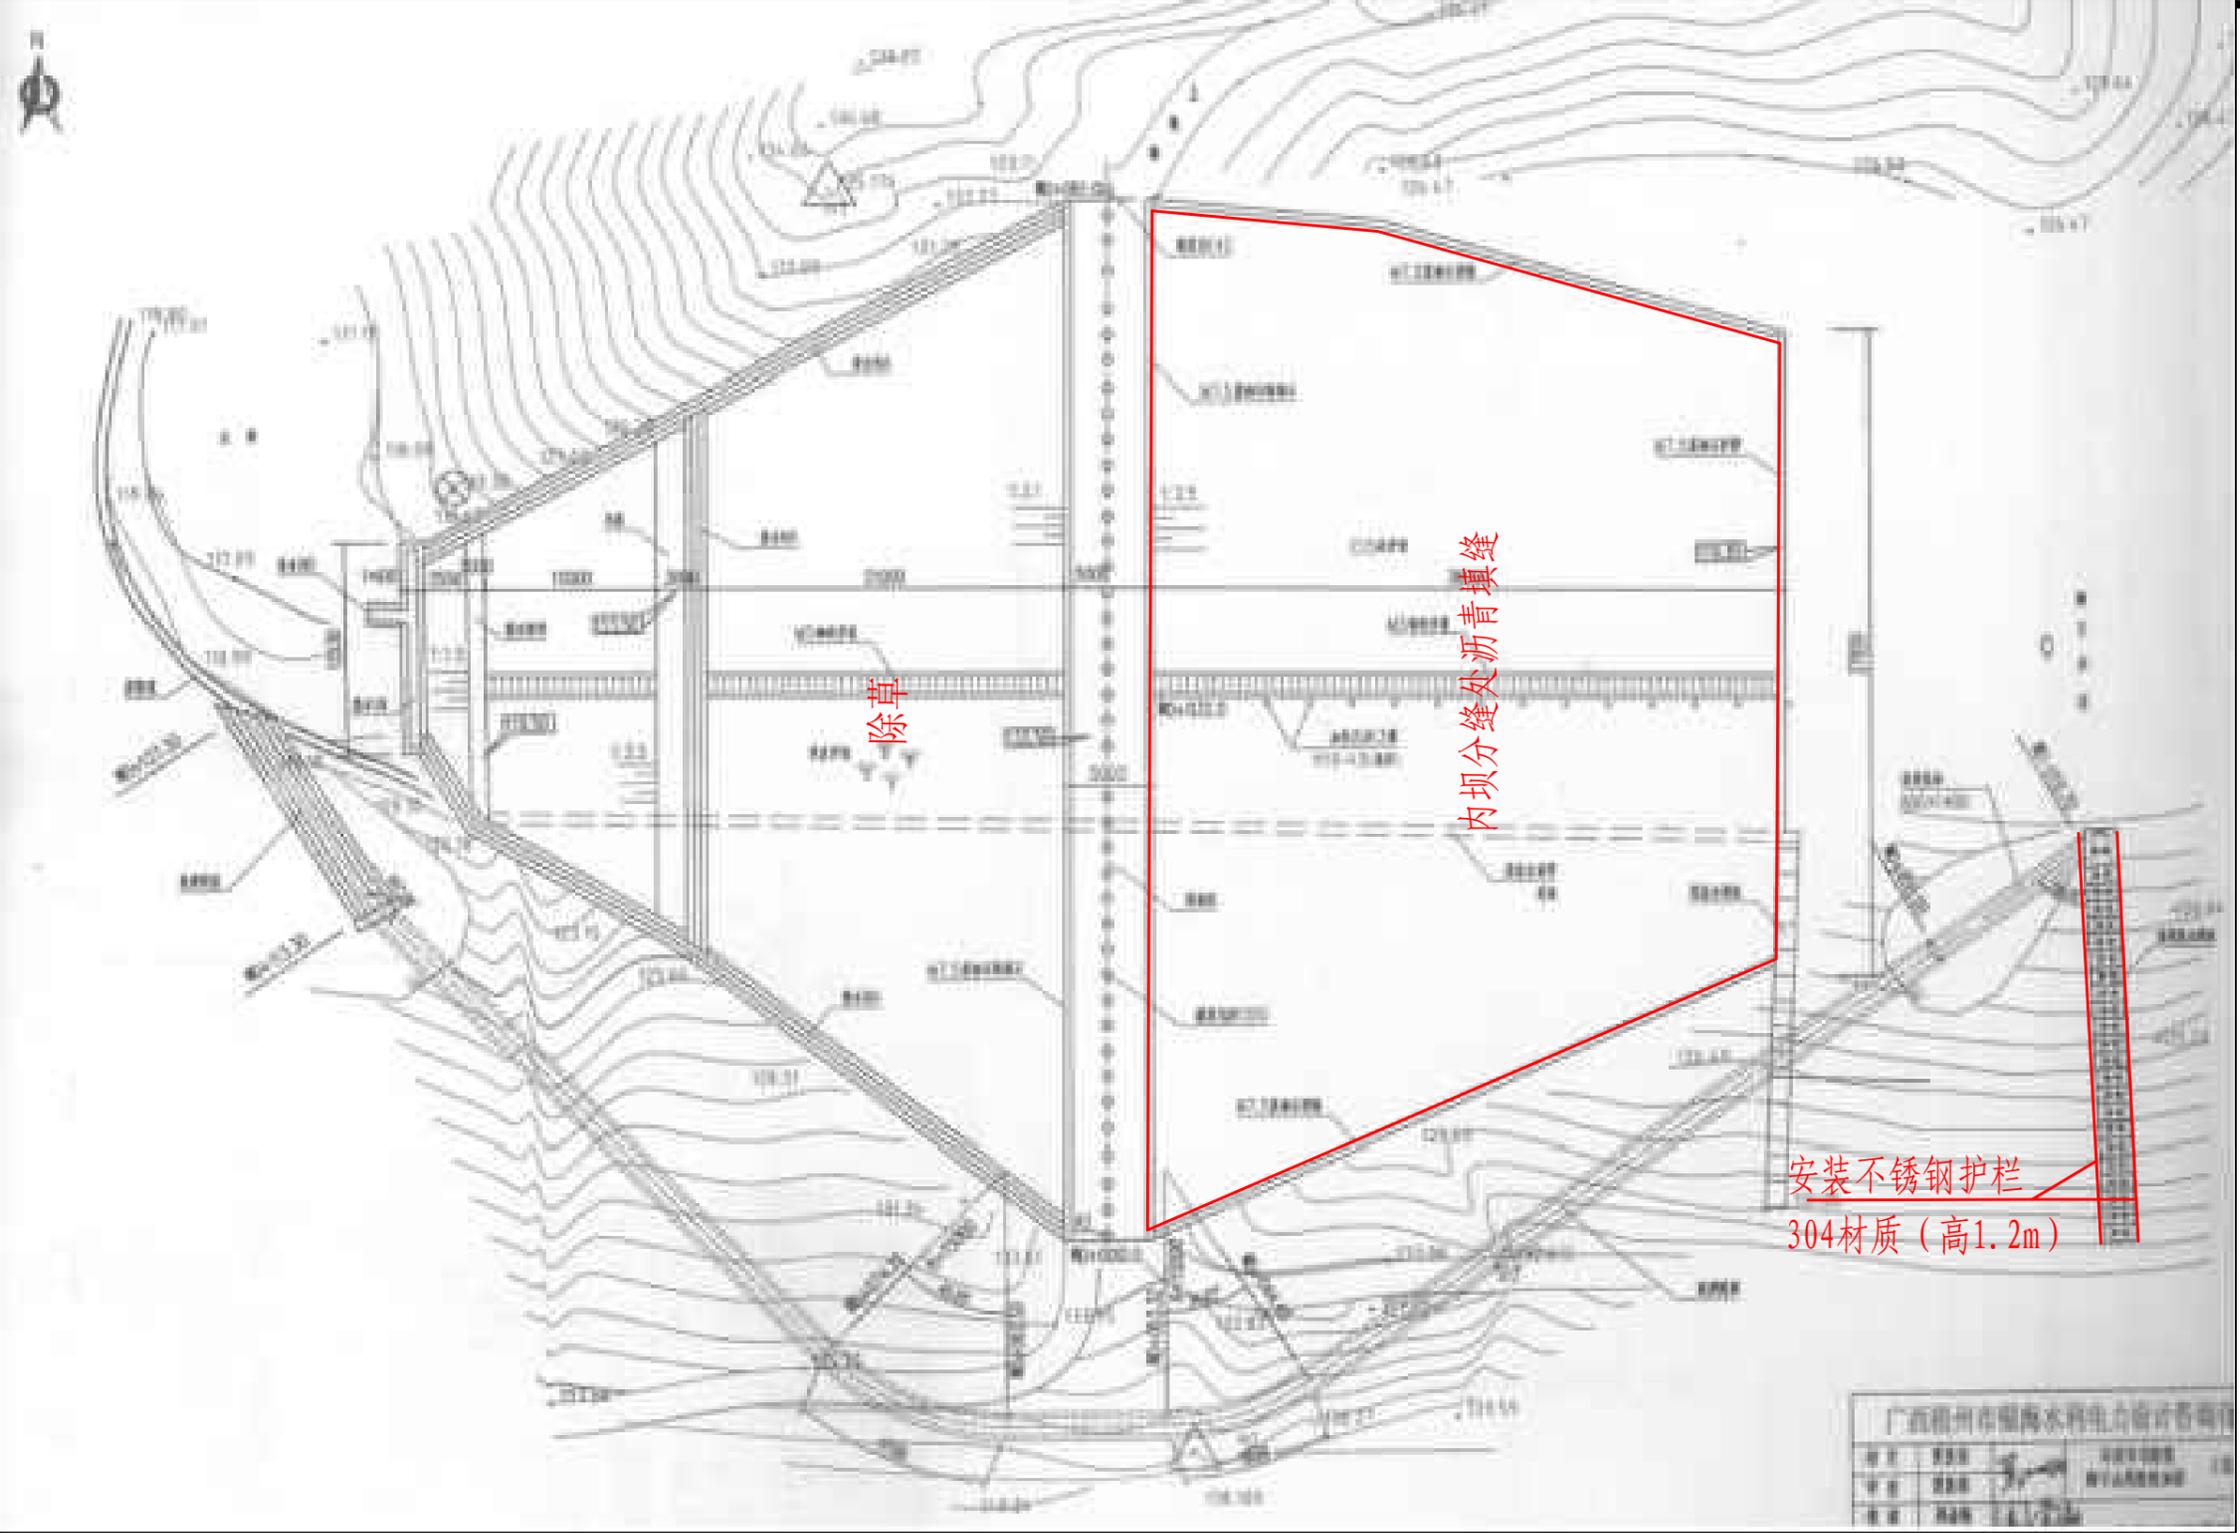

## 狮子水库维修平面布置图

说明:

- 1、本图尺寸单位除注明外均为mm。
- 2、主要建设内容: 水库除草7次、内坝沥青填缝防渗、更换水位尺安装(3条)、梯级道安装304不锈钢护栏, 高1.2m、5层通玻文件柜(高1.8m, 宽0.95m, 深0.39m)、实木办公桌及椅子、灭火器设备(8kg干粉灭火器2具+1个灭火箱)、制度牌安装工程(详见清单)等。以上部分项目涉及到选址问题的, 实际施工地点及范围以业主指示为准。
- 3、本说明不详之处, 均按照相关规范执行。

广西梧州市银海水利电力设计咨询有限公司					
核定	黄胜强		岑溪市2025年第一批中央水利发展资金小型水库工程维修养护项目	技施	设计
审查	黄胜强			水工	部分
校核	刘柳		狮子水库维修平面布置图		
设计	黄一波				
制图	黄一波				
发证单位	建设部	比例	见图	日期	2025年6月
设计证号	A145001664(临)	图号	岑溪市-维修养护-技施-09		

SIZE:A3+0=0.25A1



古榄水库维修平面布置图

说明:

- 1、本图尺寸单位除注明外均为mm。
- 2、主要建设内容：水库除草7次、内坝沥青填缝防渗、管理房刮腻子（2遍）、5层通玻文件柜（高1.8m，宽0.95m，深0.39m）、实木办公桌及椅子、灭火器设备（8kg干粉灭火器2具+1个灭火箱）、制度牌安装工程（详见清单）等。以上部分项目涉及到选址问题的，实际施工地点及范围以业主指示为准。
- 3、本说明不详之处，均按照相关规范执行。

广西梧州市银海水利电力设计咨询有限公司

核定	黄胜强	岑溪市2025年第一批中央水利发展资金小型水库工程维修养护项目	技施	设计	
审查	黄胜强		水工	部分	
校核	刘柳	古榄水库维修平面布置图			
设计	黄一波				
制图	黄一波				
发证单位	建设部	比例	见图	日期	2025年6月
设计证号	A145001664（临）	图号	岑溪市-维修养护-技施-10		


SIZE:A3+0=0.25A1

A

B

C

D

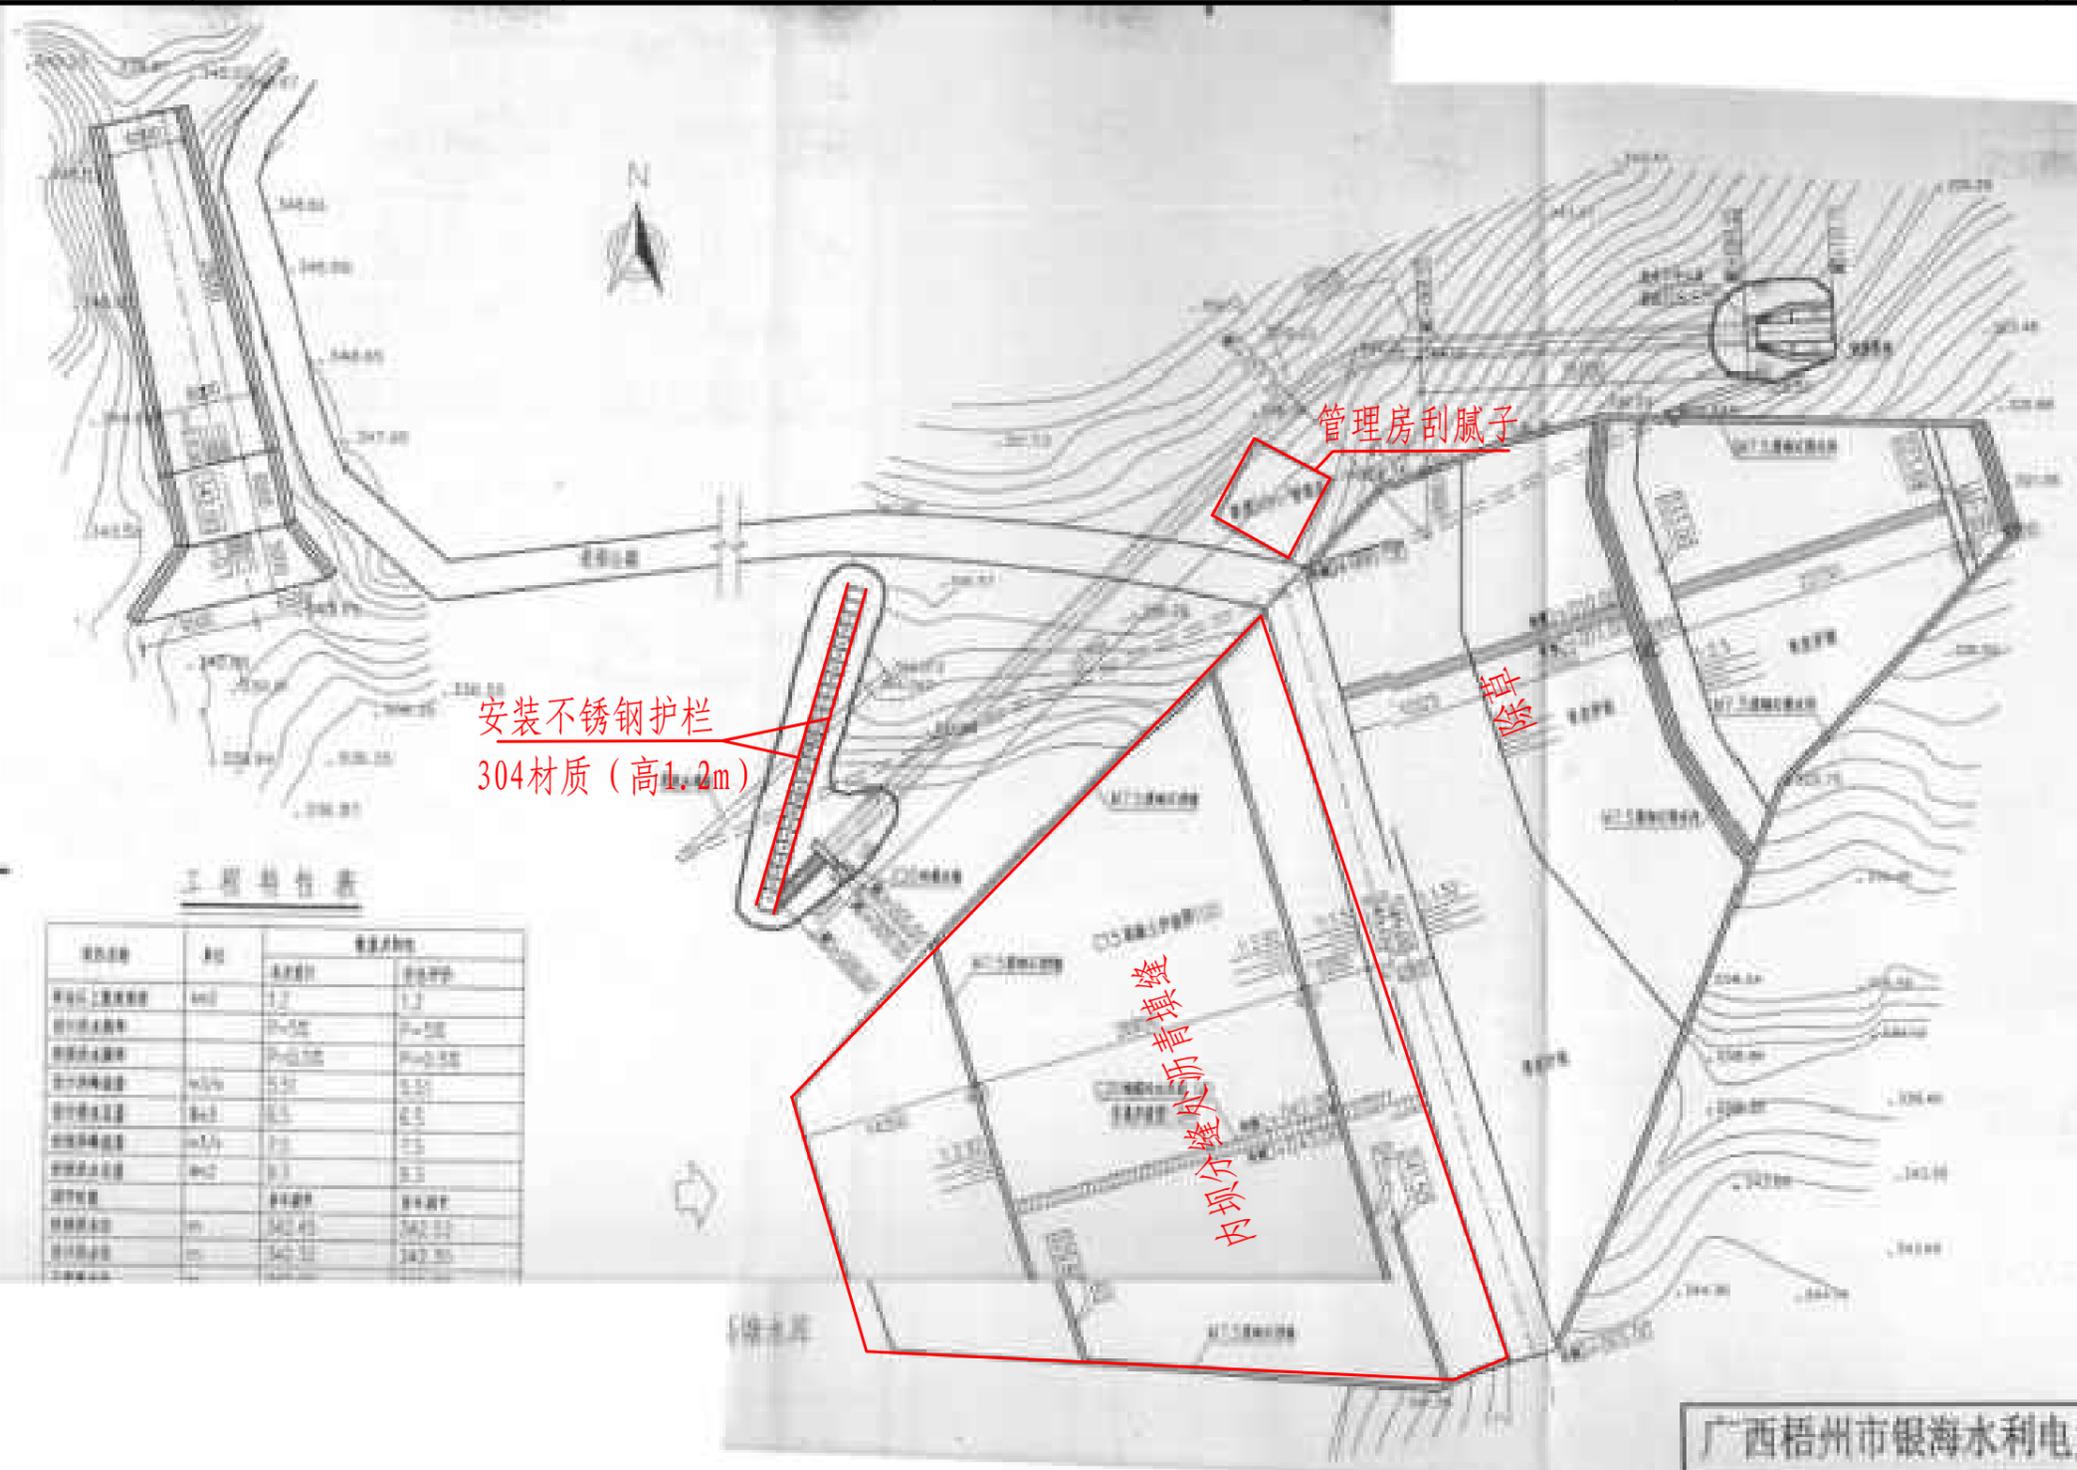

### 高塘水库维修平面布置图

说明:

- 1、本图尺寸单位除注明外均为mm。
- 2、主要建设内容：水库除草7次、梯级道安装304不锈钢防护栏、防溺水救援设施、内坝沥青填缝防渗、更换水位尺安装（8条）、管理房刮腻子（2遍）、屋顶漏水修补、5层通玻文件柜（高1.8m，宽0.95m，深0.39m）、实木办公桌及椅子、灭火器设备（8kg干粉灭火器2具+1个灭火箱）、制度牌安装工程（详见清单）等。以上部分项目涉及到选址问题的，实际施工地点及范围以业主指示为准。
- 3、本说明不详之处，均按照相关规范执行。

广西梧州市银海水利电力设计咨询有限公司

核定	黄胜强	岑溪市2025年第一批中央水利发展资金小型水库工程维修养护项目	技施	设计	
审查	黄胜强		水工	部分	
校核	刘柳	古榄水库维修平面布置图			
设计	黄一波				
制图	黄一波				
发证单位	建设部	比例	见图	日期	2025年6月
设计证号	A145001664（临）	图号	岑溪市-维修养护-技施-11		

SIZE: A3+0=0.25A1

A

B

C

D



下大塘水库维修平面布置图

说明:

- 1、本图尺寸单位除注明外均为mm。
- 2、主要建设内容: 水库除草7次、梯级道安装304不锈钢防护栏、防溺水救援设施、内坝沥青填缝防渗、更换水位尺安装(8条)、管理房刮腻子(2遍)、屋顶漏水修补、5层通玻文件柜(高1.8m, 宽0.95m, 深0.39m)、实木办公桌及椅子、灭火器设备(8kg干粉灭火器2具+1个灭火箱)、进库路塌方修复、溢洪道挡墙维修M7.5浆砌石、制度牌安装工程(详见清单)等。以上部分项目涉及到选址问题的, 实际施工地点及范围以业主指示为准。
- 3、本说明不详之处, 均按照相关规范执行。

广西梧州市银海水利电力设计咨询有限公司

核定	黄胜强	[Signature]	岑溪市2025年第一批中央水利发展资金小型水库工程维修养护项目	技施	设计	
审查	黄胜强			水工	部分	
校核	刘柳	[Signature]	下大塘水库维修平面布置图			
设计	黄一波	[Signature]				
制图	黄一波	[Signature]				
发证单位	建设部		比例	见图	日期	2025年6月
设计证号	A145001664(临)		图号	岑溪市-维修养护-技施-12		

SIZE: A3+0=0.25A1

A

B

C

D



尚勇水库维修平面布置图

说明:

- 1、本图尺寸单位除注明外均为mm。
- 2、主要建设内容: 水库除草7次、更换水位尺安装(8条)、水库渗压管修复、防溺水救援设施、水库管理范围公示牌、划界桩、5层通玻文件柜(高1.8m, 宽0.95m, 深0.39m)、实木办公桌及椅子、制度牌安装工程(详见清单)等。以上部分项目涉及到地址问题的, 实际施工地点及范围以业主指示为准。
- 3、本说明不详之处, 均按照相关规范执行。

广西梧州市银海水利电力设计咨询有限公司					
核定	黄胜强		岑溪市2025年第一批中央水利发展资金小型水库工程维修养护项目	技施	设计
审查	黄胜强			水工	部分
校核	刘柳		尚勇水库维修平面布置图		
设计	黄一波				
制图	黄一波				
发证单位	建设部	比例	见图	日期	2025年6月
设计证号	A145001664(临)	图号	岑溪市-维修养护-技施-13		


SIZE: A3+0=0.25A1

A

B

C

D

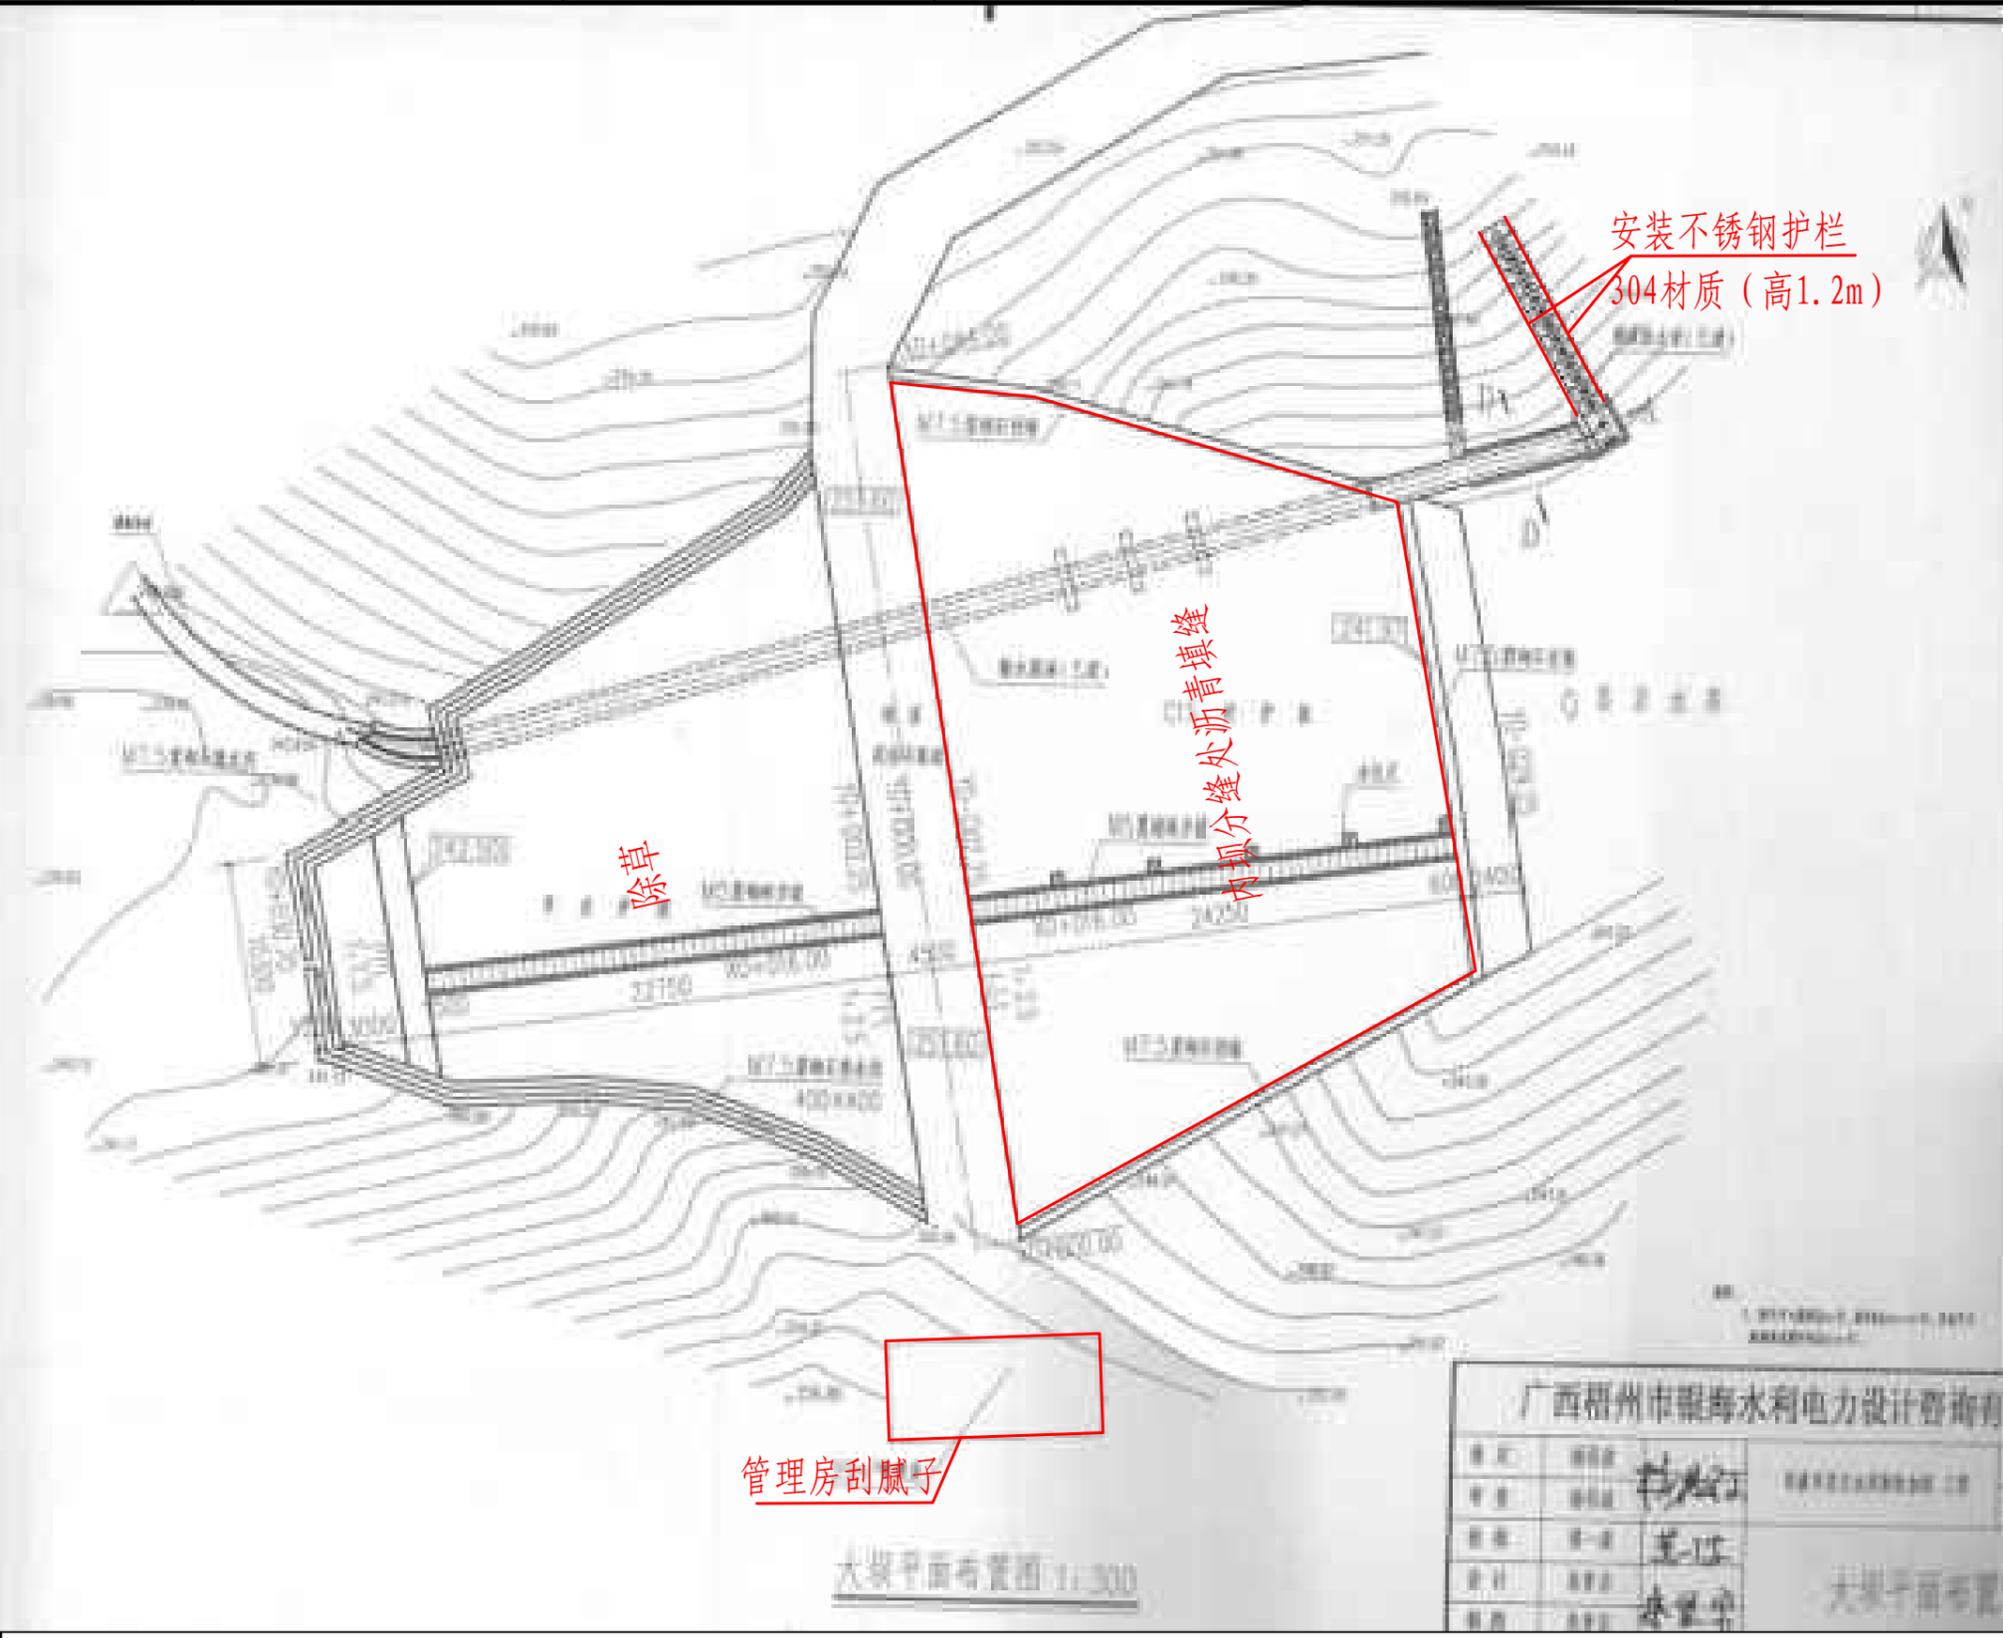

县京水库维修平面布置图

说明:

- 1、本图尺寸单位除注明外均为mm。
- 2、主要建设内容: 水库除草7次、防溺水救援设施、内坝沥青填缝防渗、梯级道安装304不锈钢防护栏、水库管理范围公示牌、划界界桩、管理房刮腻子(刮2遍)、5层通玻文件柜(高1.8m, 宽0.95m, 深0.39m)、灭火器设备(8kg干粉灭火器2具+1个灭火箱)、增加防汛物资(砂石料)6m<sup>3</sup>、实木办公桌及椅子、增添防汛物资(锄头10把、铁铲10把、扁担、泥箕10副、麻袋300条)、制度牌安装工程(详见清单)、管理房线路及开关更换等。以上部分项目涉及到选址问题的, 实际施工地点及范围以业主指示为准。
- 3、本说明不详之处, 均按照相关规范执行。

广西梧州市银海水利电力设计咨询有限公司					
核定	黄胜强	[Signature]	岑溪市2025年第一批中央水利发展资金小型水库工程维修养护项目	技施	设计
审查	黄胜强			水工	部分
校核	刘柳	[Signature]	县京水库维修平面布置图		
设计	黄一波	[Signature]			
制图	黄一波	[Signature]			
发证单位	建设部	比例	见图	日期	2025年6月
设计证号	A145001664(临)	图号	岑溪市-维修养护-技施-14		



SIZE:A3+0=0.25A1

A

B

C

D



石膏水库

除草

1#塌方修复  
挡墙长2.0m



说明:

- 1、本图尺寸单位除注明外均为mm。
- 2、主要建设内容: 水库除草7次、水库渗压管修复、管理房刮腻子(刮2遍)、增加防汛物资(砂石料)、灭火器设备(8kg干粉灭火器2具+1个灭火箱)、增添防汛物资(锄头10把、铁铲10把、扁担、泥箕10副、麻袋300条)、5层通玻文件柜(高1.8m, 宽0.95m, 深0.39m)、实木办公桌及配套椅子、进库路塌方处理、制度牌安装工程(详见清单)、管理房线路及开关更换等。以上部分项目涉及到选址问题的, 实际施工地点及范围以业主指示为准。
- 3、本说明不详之处, 均按照相关规范执行。

广西梧州市银海水利电力设计咨询有限公司

核定	黄胜强	黄胜强	岑溪市2025年第一批中央水利发展资金小型水库工程维修养护项目	技施	设计	
审查	黄胜强			水工	部分	
校核	刘柳	刘柳	石膏水库维修平面图			
设计	黄一波	黄一波				
制图	黄一波	黄一波				
发证单位	建设部		比例	见图	日期	2025年6月
设计证号	A145001664(临)		图号	岑溪市-维修养护-技施-16		

SIZE: A3+0=0.25A1

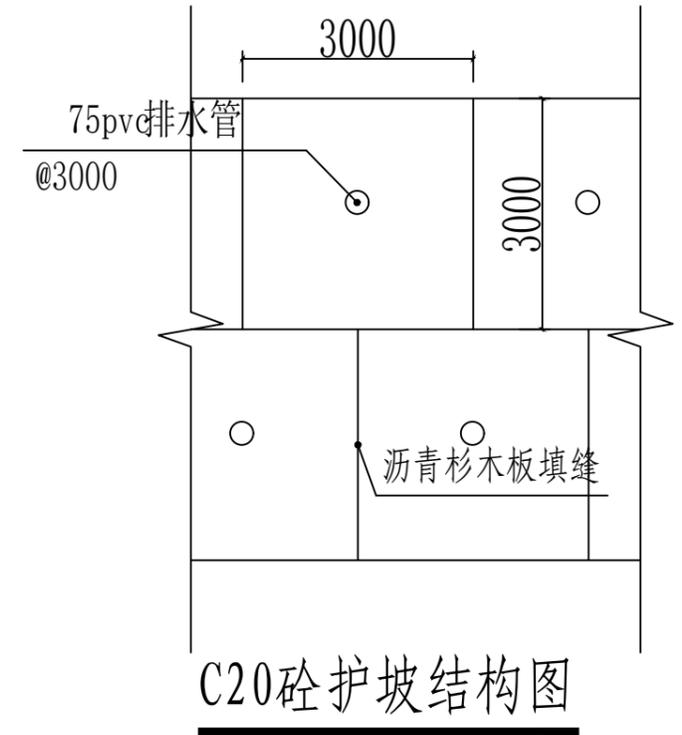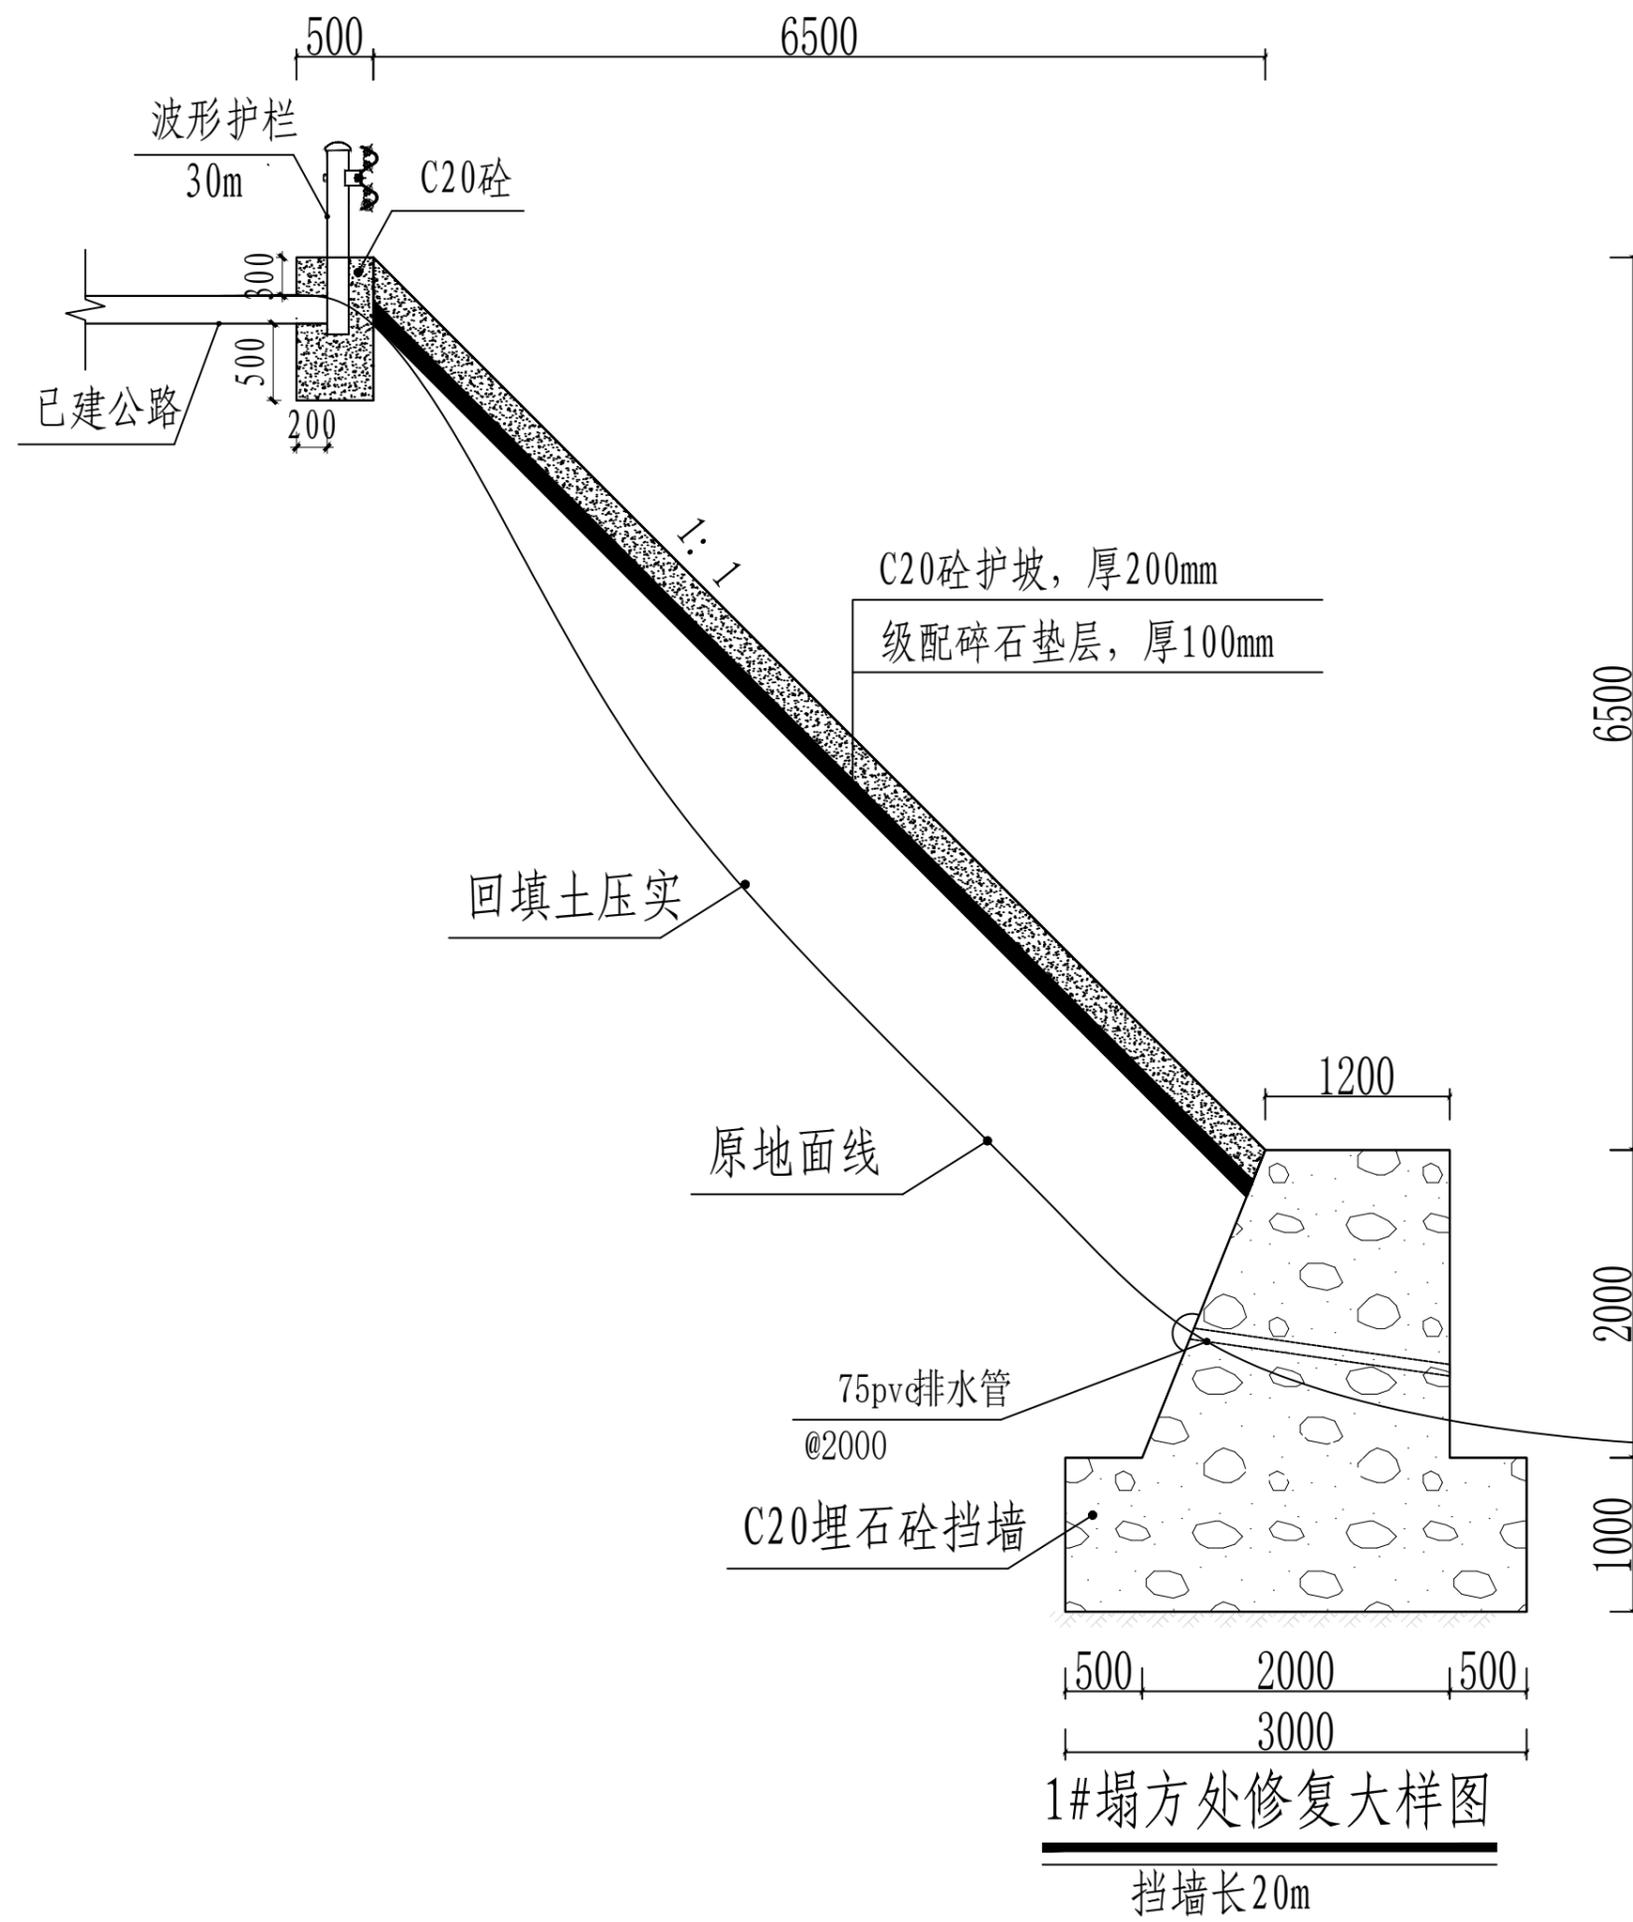

C20砼护坡结构图

说明:

- 1、本图尺寸单位除注明外均为mm。
- 2、护坡时，先进行表土清理，完成后进行压实处理，碎石基层厚100mm，采用二级配，压实后再浇筑混凝土。
- 3、C20砼护坡面板纵向3m、横向3m设置伸缩缝（宽20mm），用沥青杉板填缝，坝坡设 $\phi 75$ PVC排水管，纵横向间距3m品字形布置，排水管伸至反滤包，水平放置。
- 4、在护坡与路面接触处设置0.5m宽，深1m的砼路肩，路肩压在已建道路上，且需做好相接处的缝隙，防止水流入护坡内。在路肩上设置波形护栏，总长30m。
- 5、挡墙设 $\phi 75$ PVC排水管，梅花型布置，间距2.0m，坡降 $i=5\%$ ，排水管进口设置砂石反滤包。
- 6、本说明不详之处，均按照相关规范执行。

1#塌方处修复大样图  
挡墙长20m

广西梧州市银海水利电力设计咨询有限公司					
核定	黄胜强	[Signature]	岑溪市2025年第一批中央水利发展资金小型水库工程维修养护项目	技施	设计
审查	黄胜强			水工	部分
校核	刘柳	[Signature]	石膏水库1#塌方修复大样图		
设计	黄一波	[Signature]			
制图	黄一波	[Signature]			
发证单位	建设部	比例	见图	日期	2025年6月
设计证号	A145001664（临）	图号	岑溪市-维修养护-技施-17		


SIZE: A3+0=0.25A1

A


B

C

D

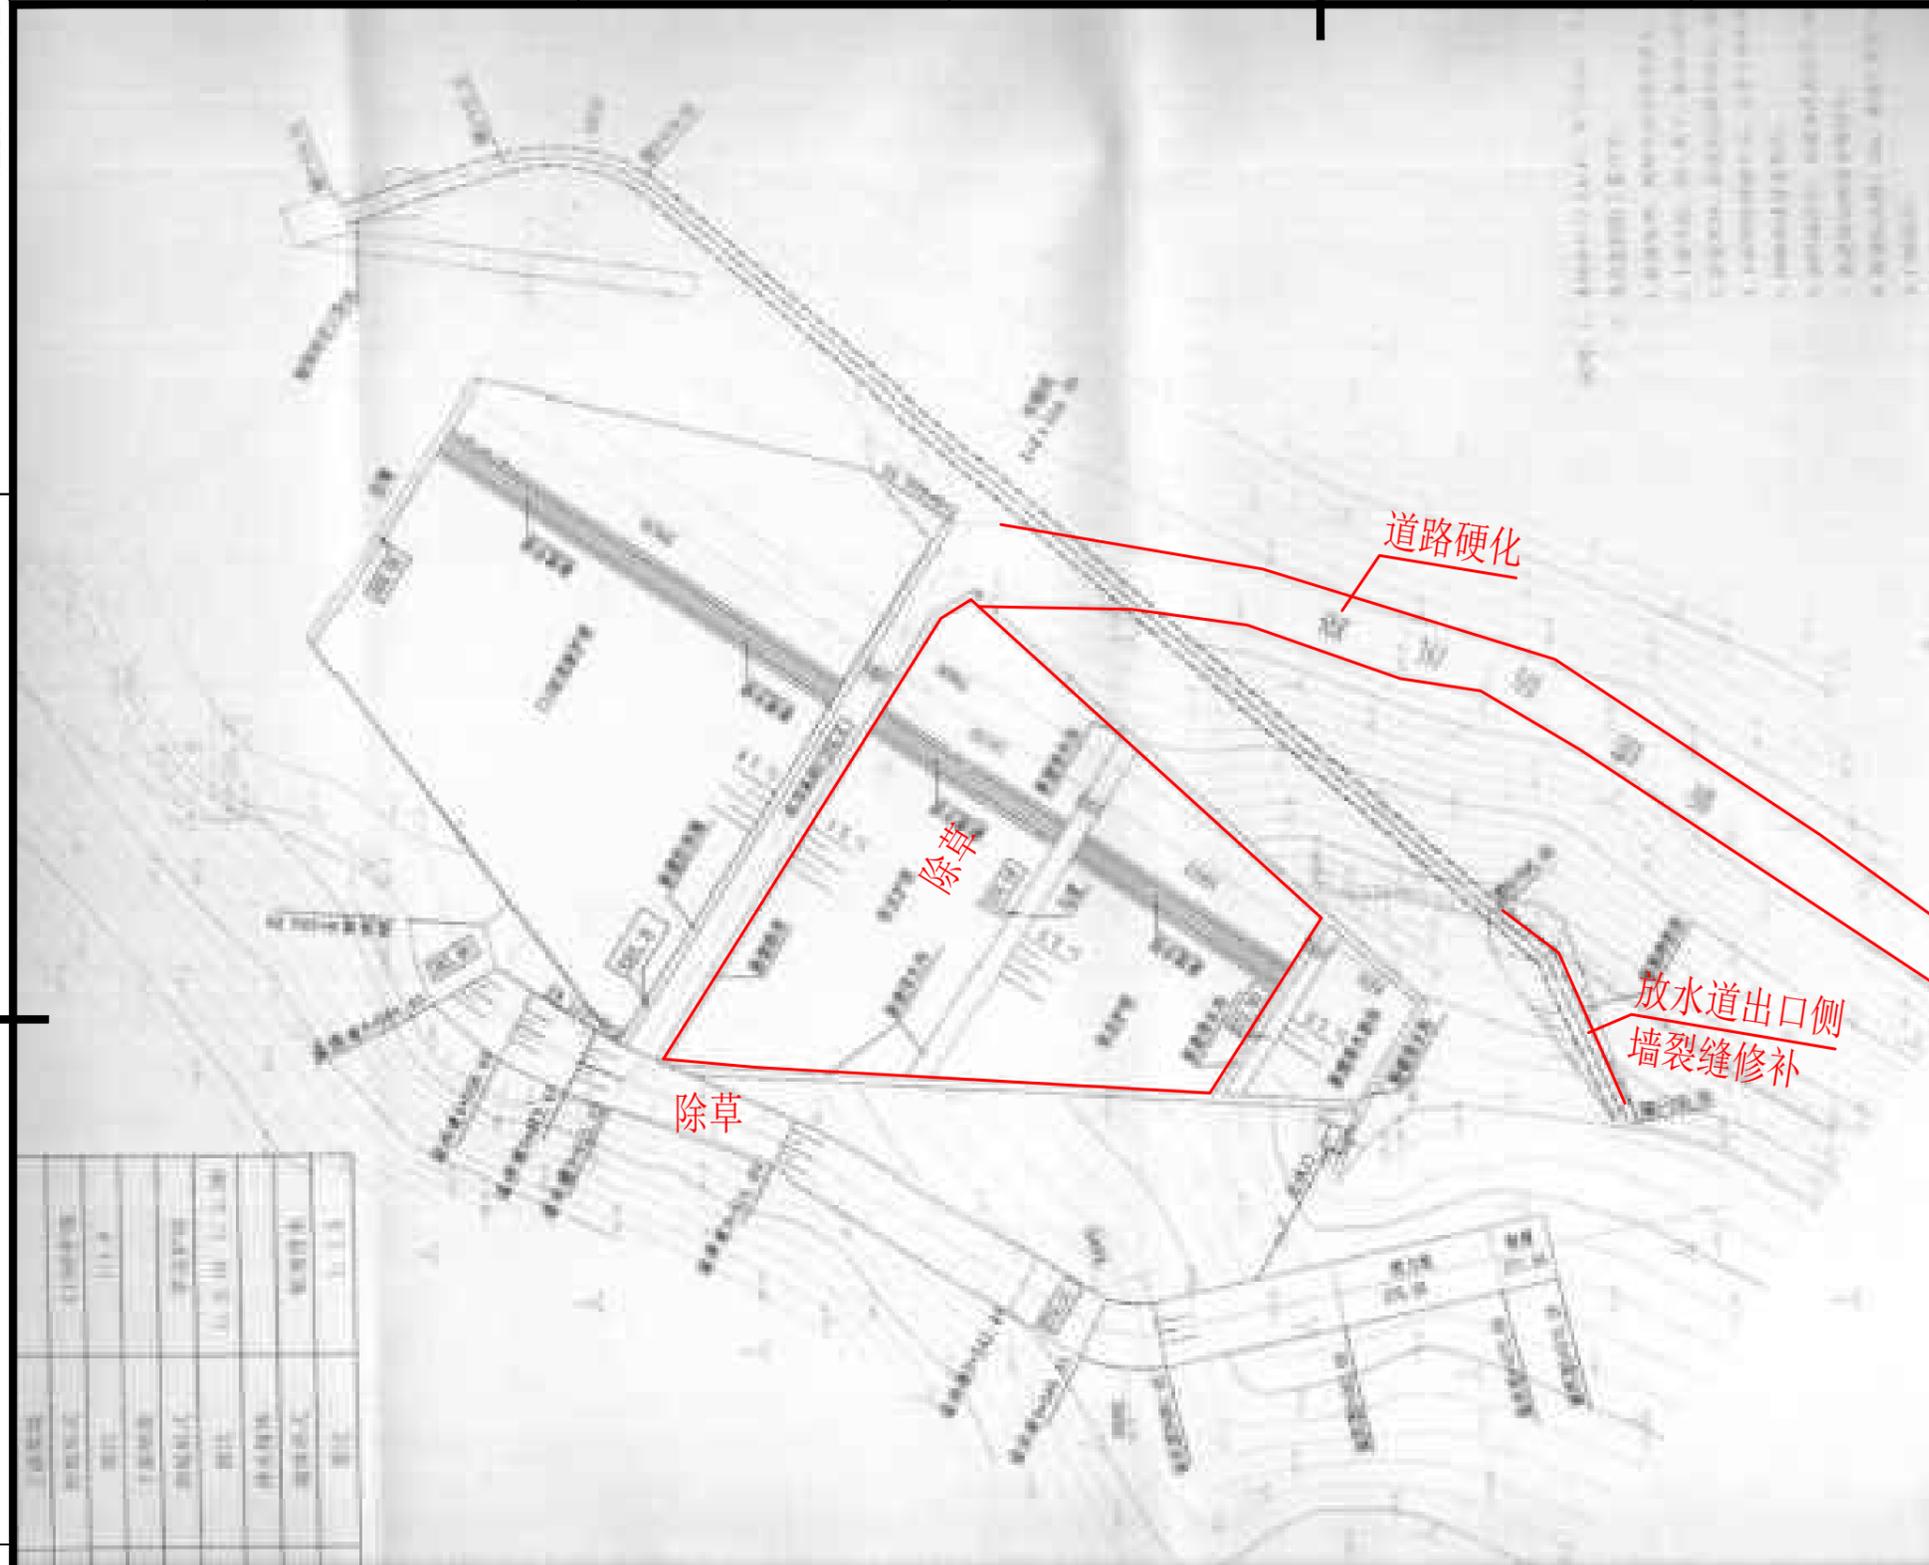

永义水库维修平面布置图

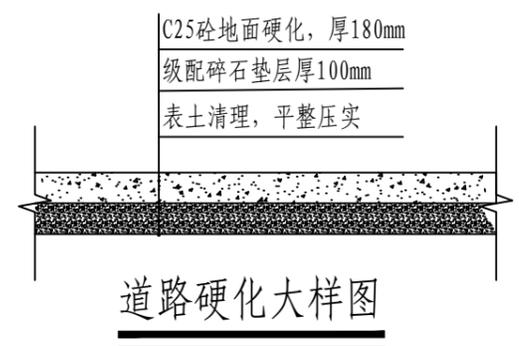

说明:

- 1、本图尺寸单位除注明外均为mm。
- 2、主要建设内容: 水库除草7次、修补放水道出口侧墙裂缝、更换防溺水警示牌、设立特征水位标识、水库管理范围公示牌、划界界桩; 管理房刮腻子(刮2遍)、5层通玻文件柜(高1.8m, 宽0.95m, 深0.39m)、灭火器设备(8kg干粉灭火器2具+1个灭火箱)、增加防汛物资(砂石料)6m<sup>3</sup>、实木办公桌及椅子、路面硬化(管理房至坝首)、制度牌安装工程(详见清单)、更换物资管理房线路等。以上部分项目涉及到选址问题的, 实际施工地点及范围以业主指示为准。
- 3、本说明不详之处, 均按照相关规范执行。

广西梧州市银海水利电力设计咨询有限公司					
核定	黄胜强	[Signature]	岑溪市2025年第一批中央水利发展资金小型水库工程维修养护项目	技施	设计
审查	黄胜强			水工	部分
校核	刘柳	[Signature]	永义水库维修平面布置图		
设计	黄一波	[Signature]			
制图	黄一波	[Signature]			
发证单位	建设部	比例	见图	日期	2025年6月
设计证号	A145001664(临)	图号	岑溪市-维修养护-技施-18		


SIZE:A3+0=0.25A1

A

B

C

D

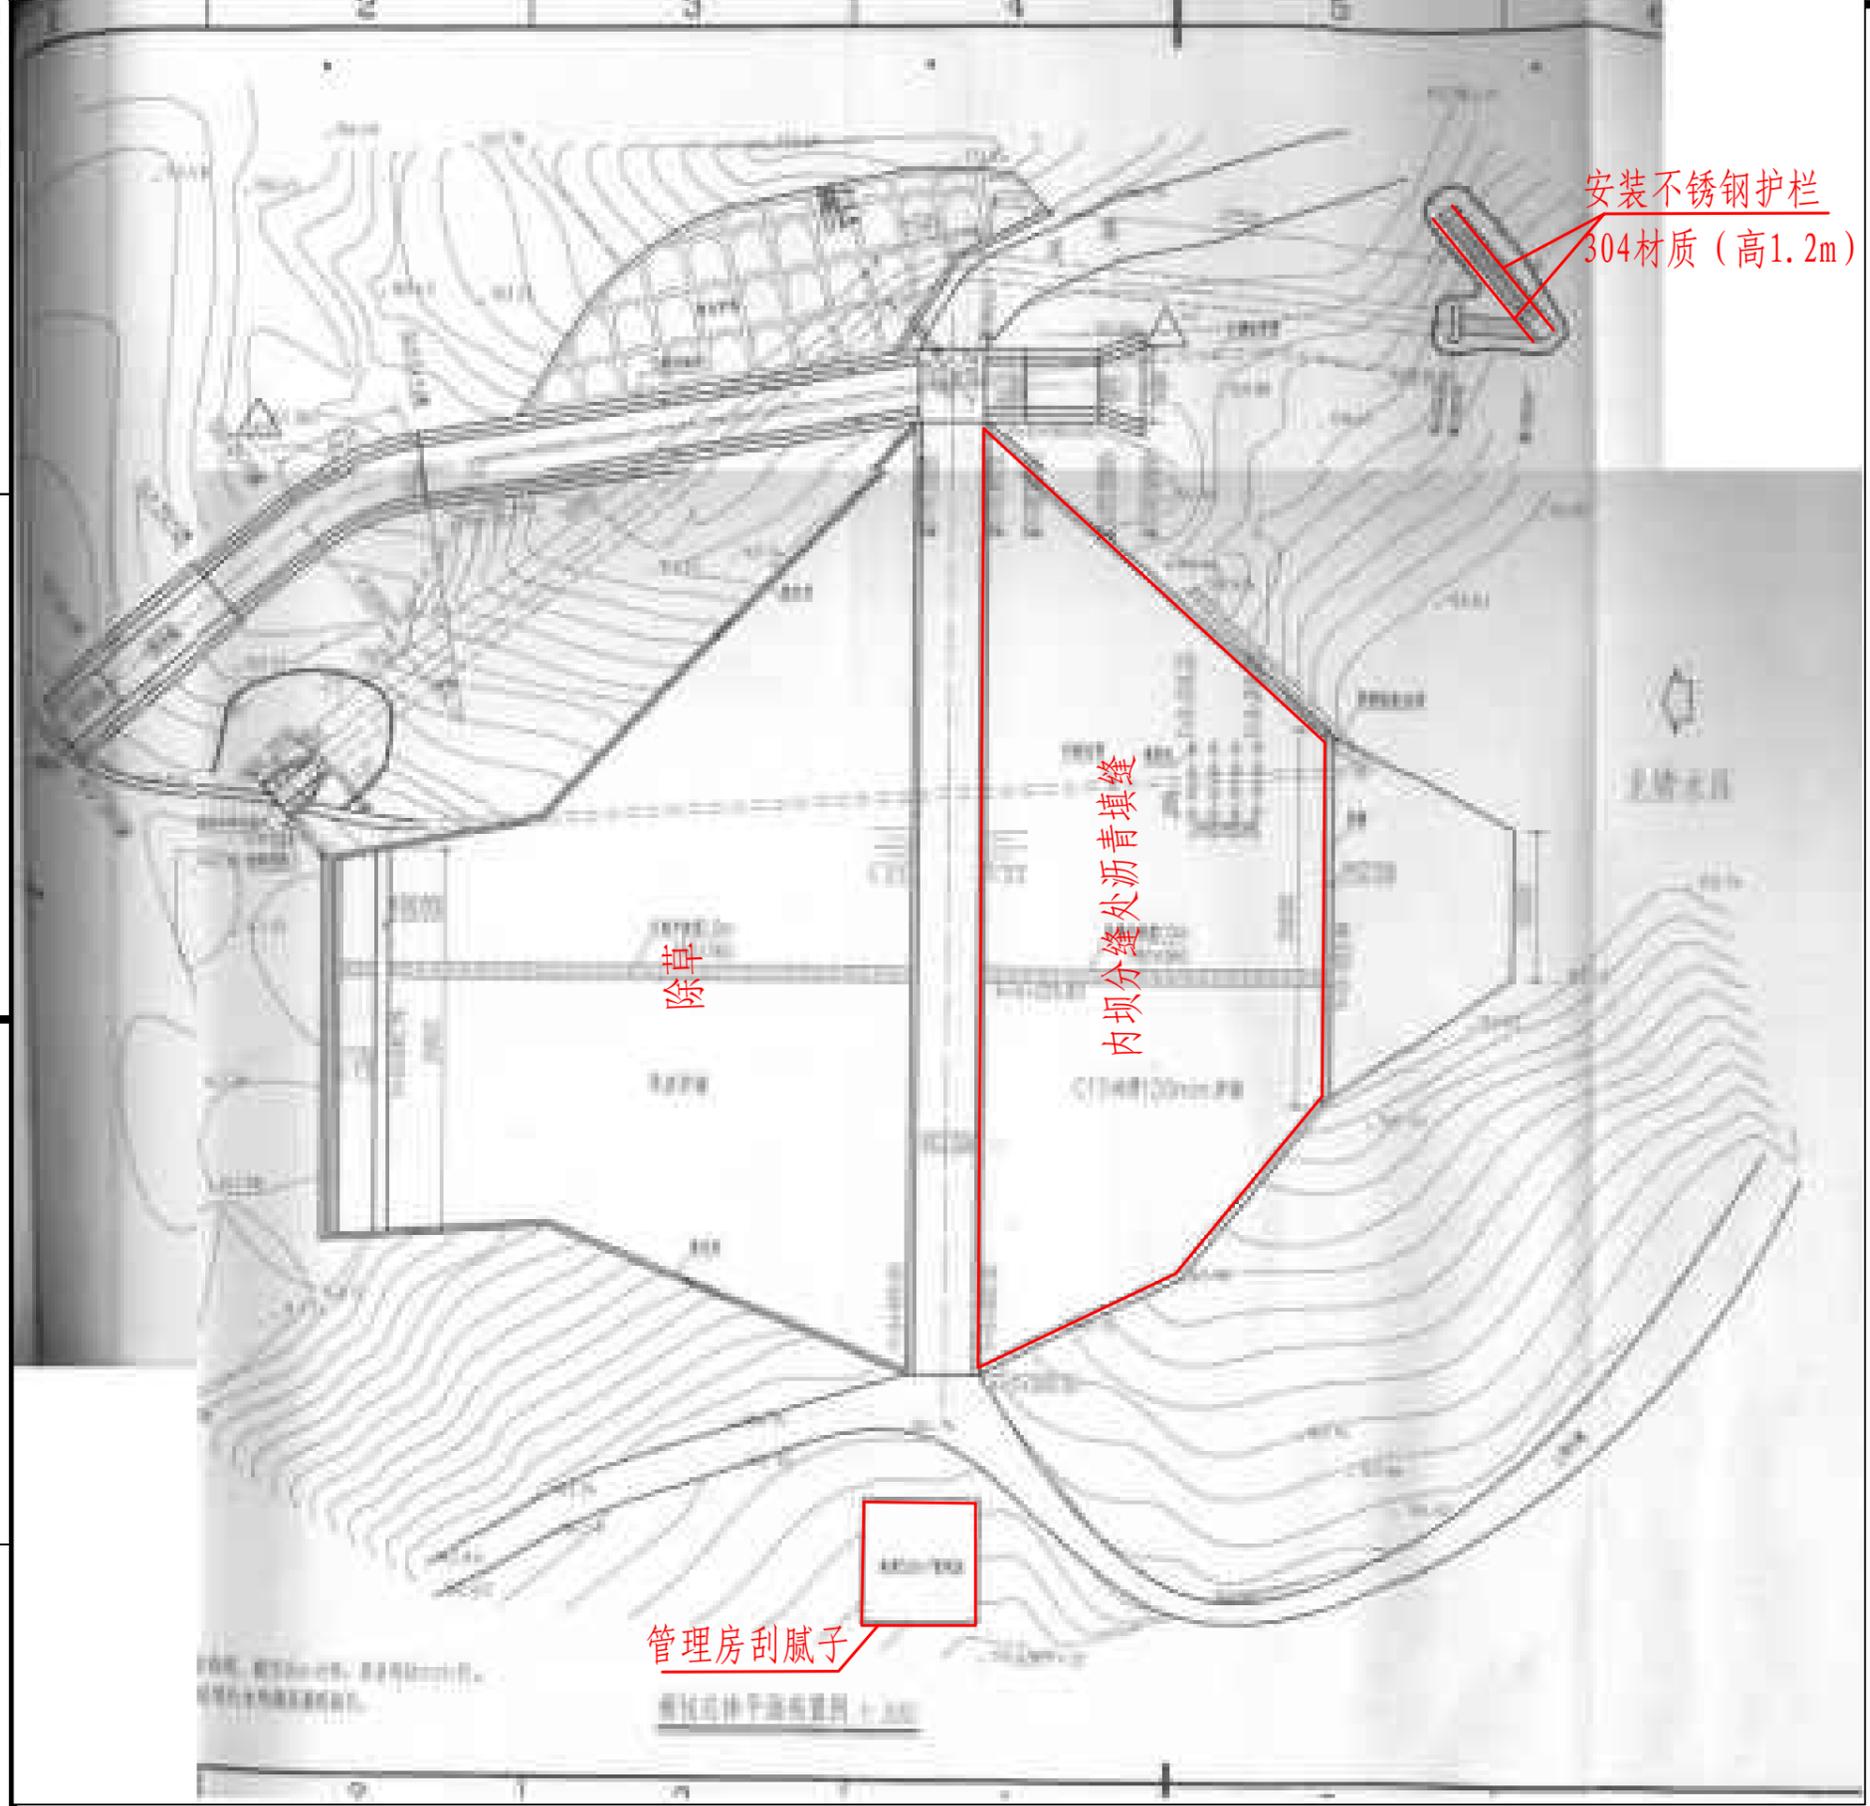

说明:

- 1、本图尺寸单位除注明外均为mm。
- 2、主要建设内容: 水库除草7次、内坝沥青填缝防渗、设立特征水位标识; 管理房刮腻子(刮2遍)、5层通玻文件柜(高1.8m, 宽0.95m, 深0.39m)、灭火器设备(8kg干粉灭火器2具+1个灭火箱)、制度牌安装工程(详见清单)等。以上部分项目涉及到选址问题的, 实际施工地点及范围以业主指示为准。
- 3、本说明不详之处, 均按照相关规范执行。

龙塘水库维修平面布置图

广西梧州市银海水利电力设计咨询有限公司					
核定	黄胜强		岑溪市2025年第一批中央水利发展资金小型水库工程维修养护项目	技施	设计
审查	黄胜强			水工	部分
校核	刘柳		龙塘水库维修平面布置图		
设计	黄一波				
制图	黄一波				
发证单位	建设部	比例	见图	日期	2025年6月
设计证号	A145001664(临)	图号	岑溪市-维修养护-技施-19		

SIZE:A3+0=0.25A1



安装不锈钢护栏  
304材质 (高1.2m)

外坝分坝处设置填海

草场

草场

说明:

- 1、本图尺寸单位除注明外均为mm。
- 2、主要建设内容: 水库除草7次、内坝沥青填缝防渗、设立特征水位标识、水库管理范围公示牌、划界界桩; 管理房刮腻子(刮2遍)、5层通玻文件柜(高1.8m, 宽0.95m, 深0.39m)、更换厕所门、灭火器设备(8kg干粉灭火器2具+1个灭火箱)、制度牌安装工程(详见清单)等。以上部分项目涉及到选址问题的, 实际施工地点及范围以业主指示为准。
- 3、本说明不详之处, 均按照相关规范执行。

六瑶水库维修平面布置图

广西梧州市银海水利电力设计咨询有限公司

核定	黄胜强	[Signature]	岑溪市2025年第一批中央水利发展资金小型水库工程维修养护项目	技施	设计	
审查	黄胜强			水工	部分	
校核	刘柳	[Signature]	六瑶水库维修平面布置图			
设计	黄一波	[Signature]				
制图	黄一波	[Signature]				
发证单位	建设部		比例	见图	日期	2025年6月
设计证号	A145001664(临)		图号	岑溪市-维修养护-技施-20		

SIZE:A3+0=0.25A1

A

B

C



### 云龙水库维修平面布置图

D



说明:

- 1、本图尺寸单位除注明外均为mm。
- 2、主要建设内容: 水库除草7次、内坝沥青填缝防渗、大坝脚反虑体维修、管理房刮腻子(刮2遍)、5层通玻文件柜(高1.8m, 宽0.95m, 深0.39m)、实木办公桌及配套椅子、灭火器设备(8kg干粉灭火器2具+1个灭火箱)、制度牌安装工程(详见清单)等。以上部分项目涉及到选址问题的, 实际施工地点及范围以业主指示为准。
- 3、本说明不详之处, 均按照相关规范执行。

广西梧州市银海水利电力设计咨询有限公司

核定	黄胜强		岑溪市2025年第一批中央水利发展资金小型水库工程维修养护项目	技施	设计
审查	黄胜强			水工	部分
校核	刘柳		云龙水库维修平面图		
设计	黄一波				
制图	黄一波				
发证单位	建设部	比例	见图	日期	2025年6月
设计证号	A145001664(临)	图号	岑溪市-维修养护-技施-21		

SIZE: A3+0=0.25A1

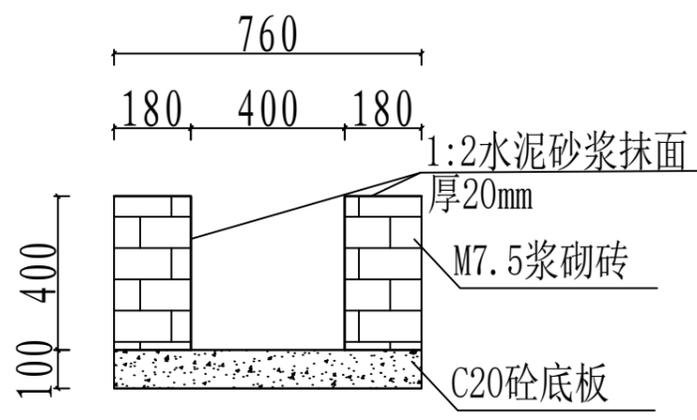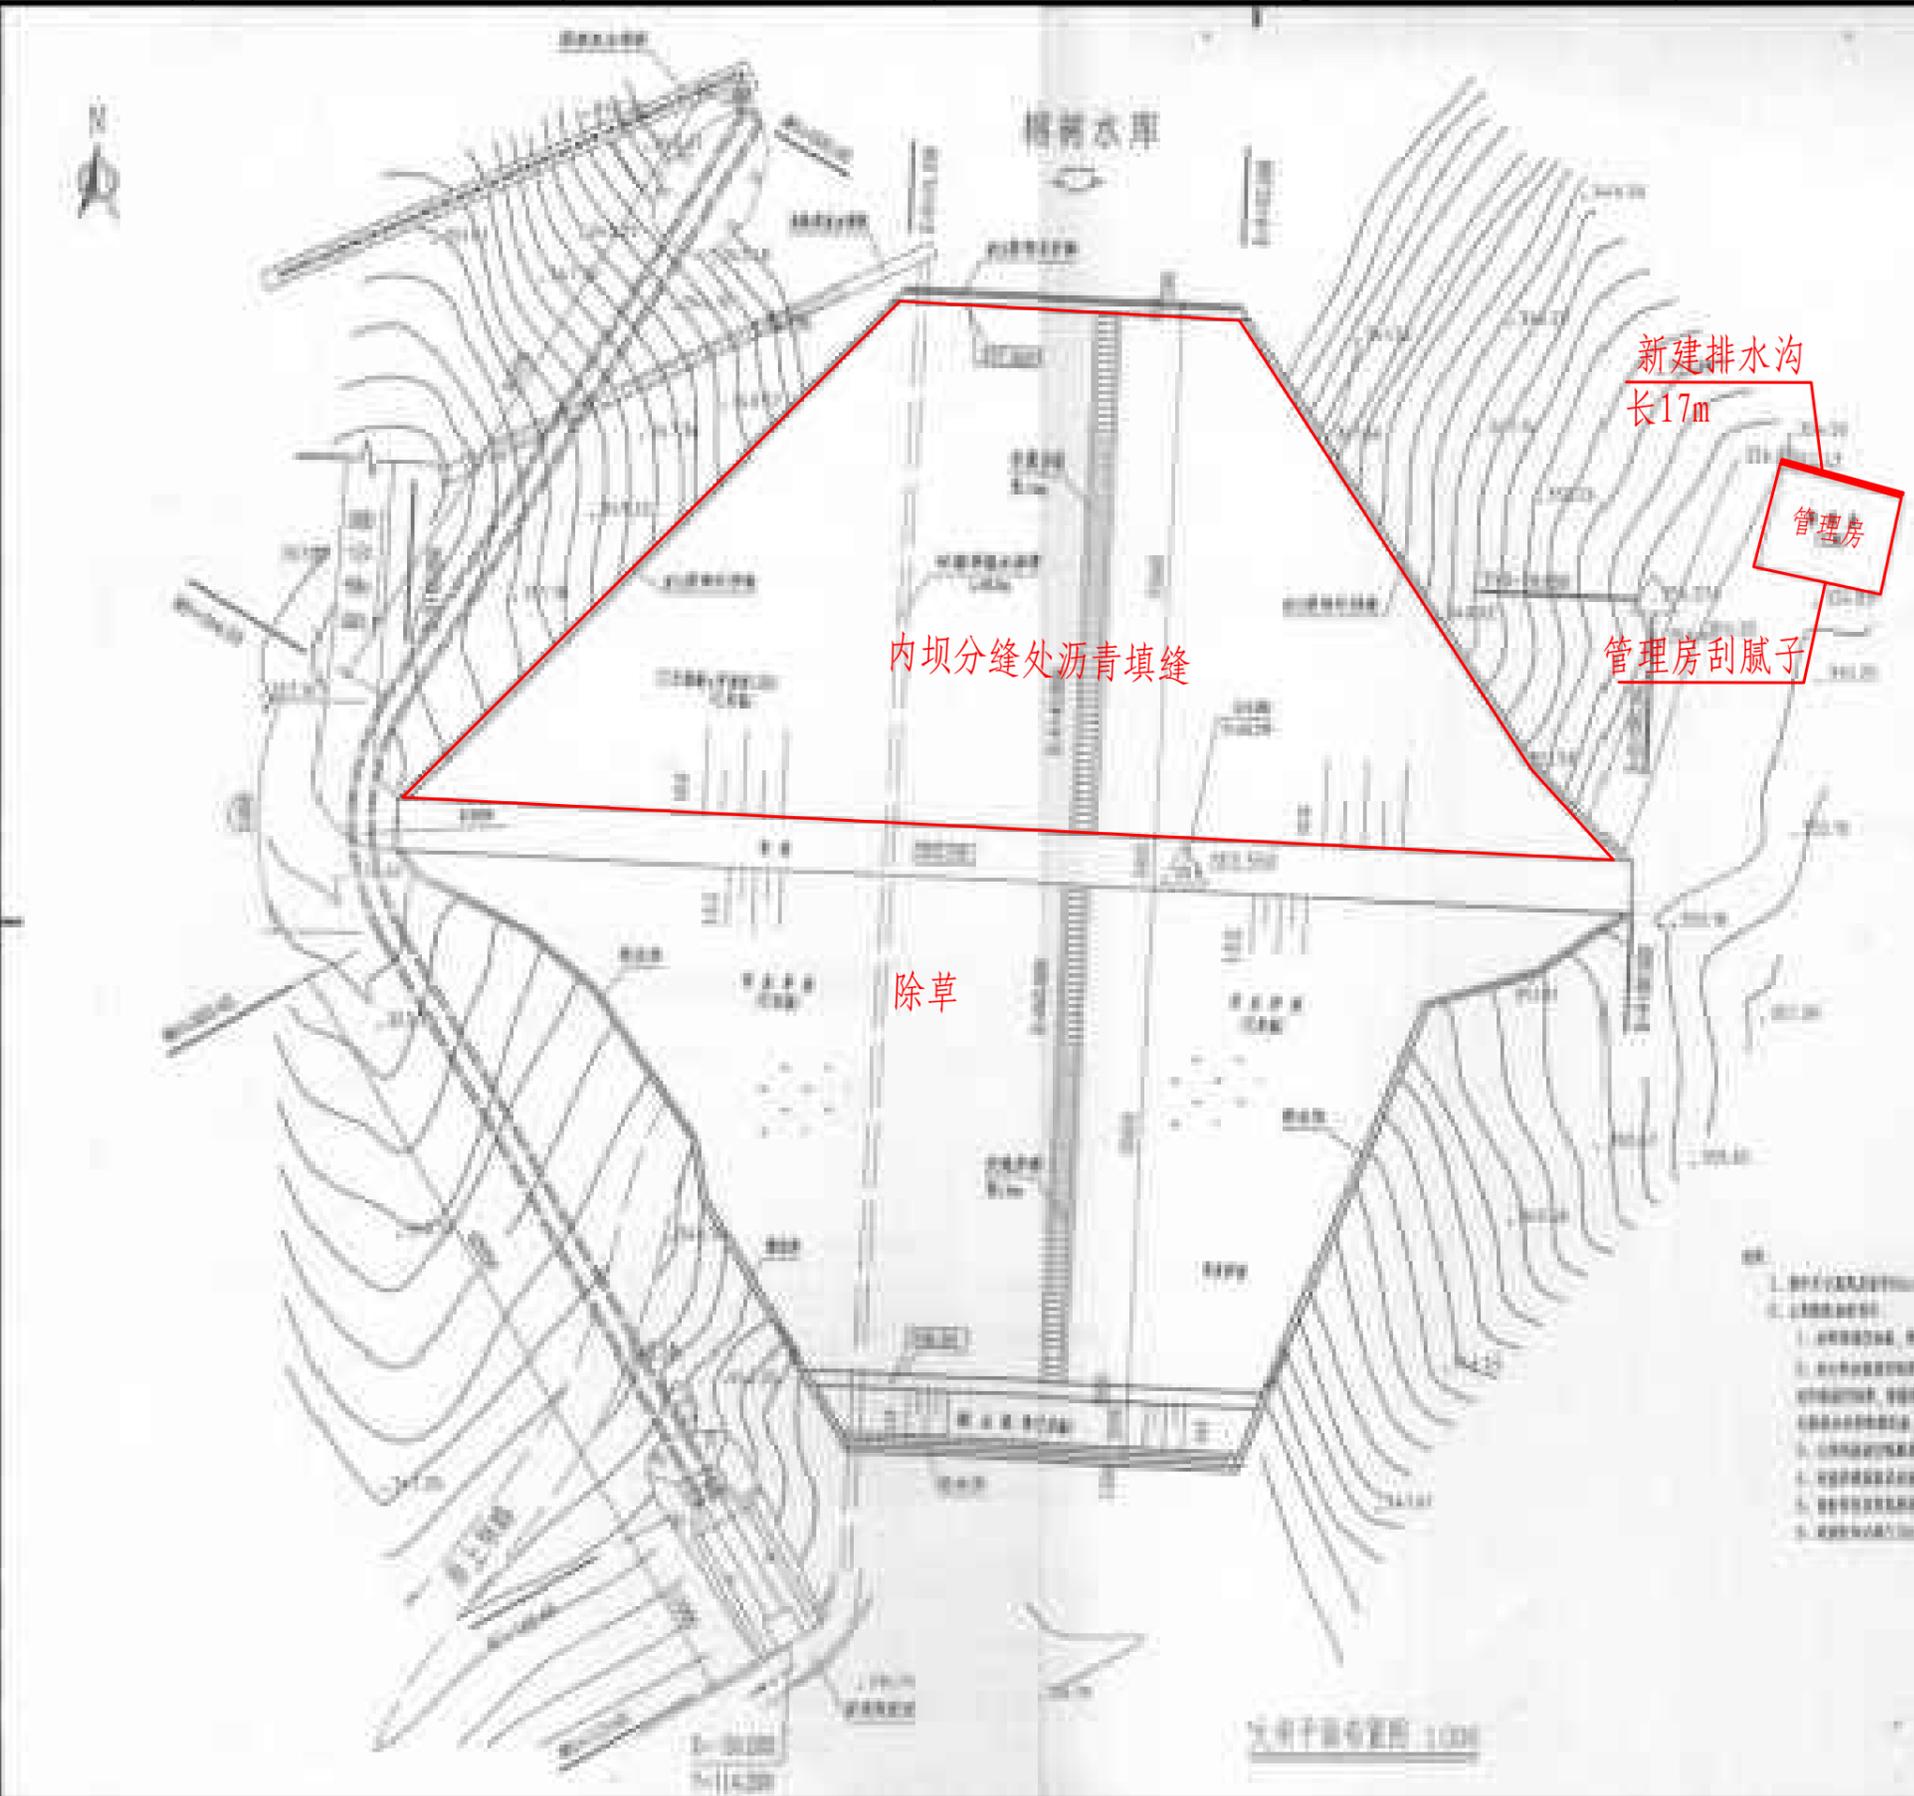

排水沟大样图 1:100  
管理房后 (17m)


说明:

- 1、本图尺寸单位除注明外均为mm。
- 2、主要建设内容：水库除草7次、内坝沥青填缝防渗、大坝脚反滤体维修、管理房刮腻子（刮2遍）、5层通玻文件柜（高1.8m，宽0.95m，深0.39m）、实木办公桌及配套椅子、补充防汛物资、灭火器设备（8kg干粉灭火器2具+1个灭火器箱）、M7.5浆砌砖应急物资池维修、新建排水沟17m、制度牌安装工程（详见清单）等。以上部分项目涉及到选址问题的，实际施工地点及范围以业主指示为准。
- 3、本说明不详之处，均按照相关规范执行。

榕树水库维修平面布置图

广西梧州市银海水利电力设计咨询有限公司					
核定	黄胜强		岑溪市2025年第一批中央水利发展资金小型水库工程维修养护项目	技施	设计
审查	黄胜强			水工	部分
校核	刘柳		榕树水库维修平面图		
设计	黄一波				
制图	黄一波				
发证单位	建设部	比例	见图	日期	2025年6月
设计证号	A145001664 (临)	图号	岑溪市-维修养护-技施-22		

SIZE:A3+0=0.25A1

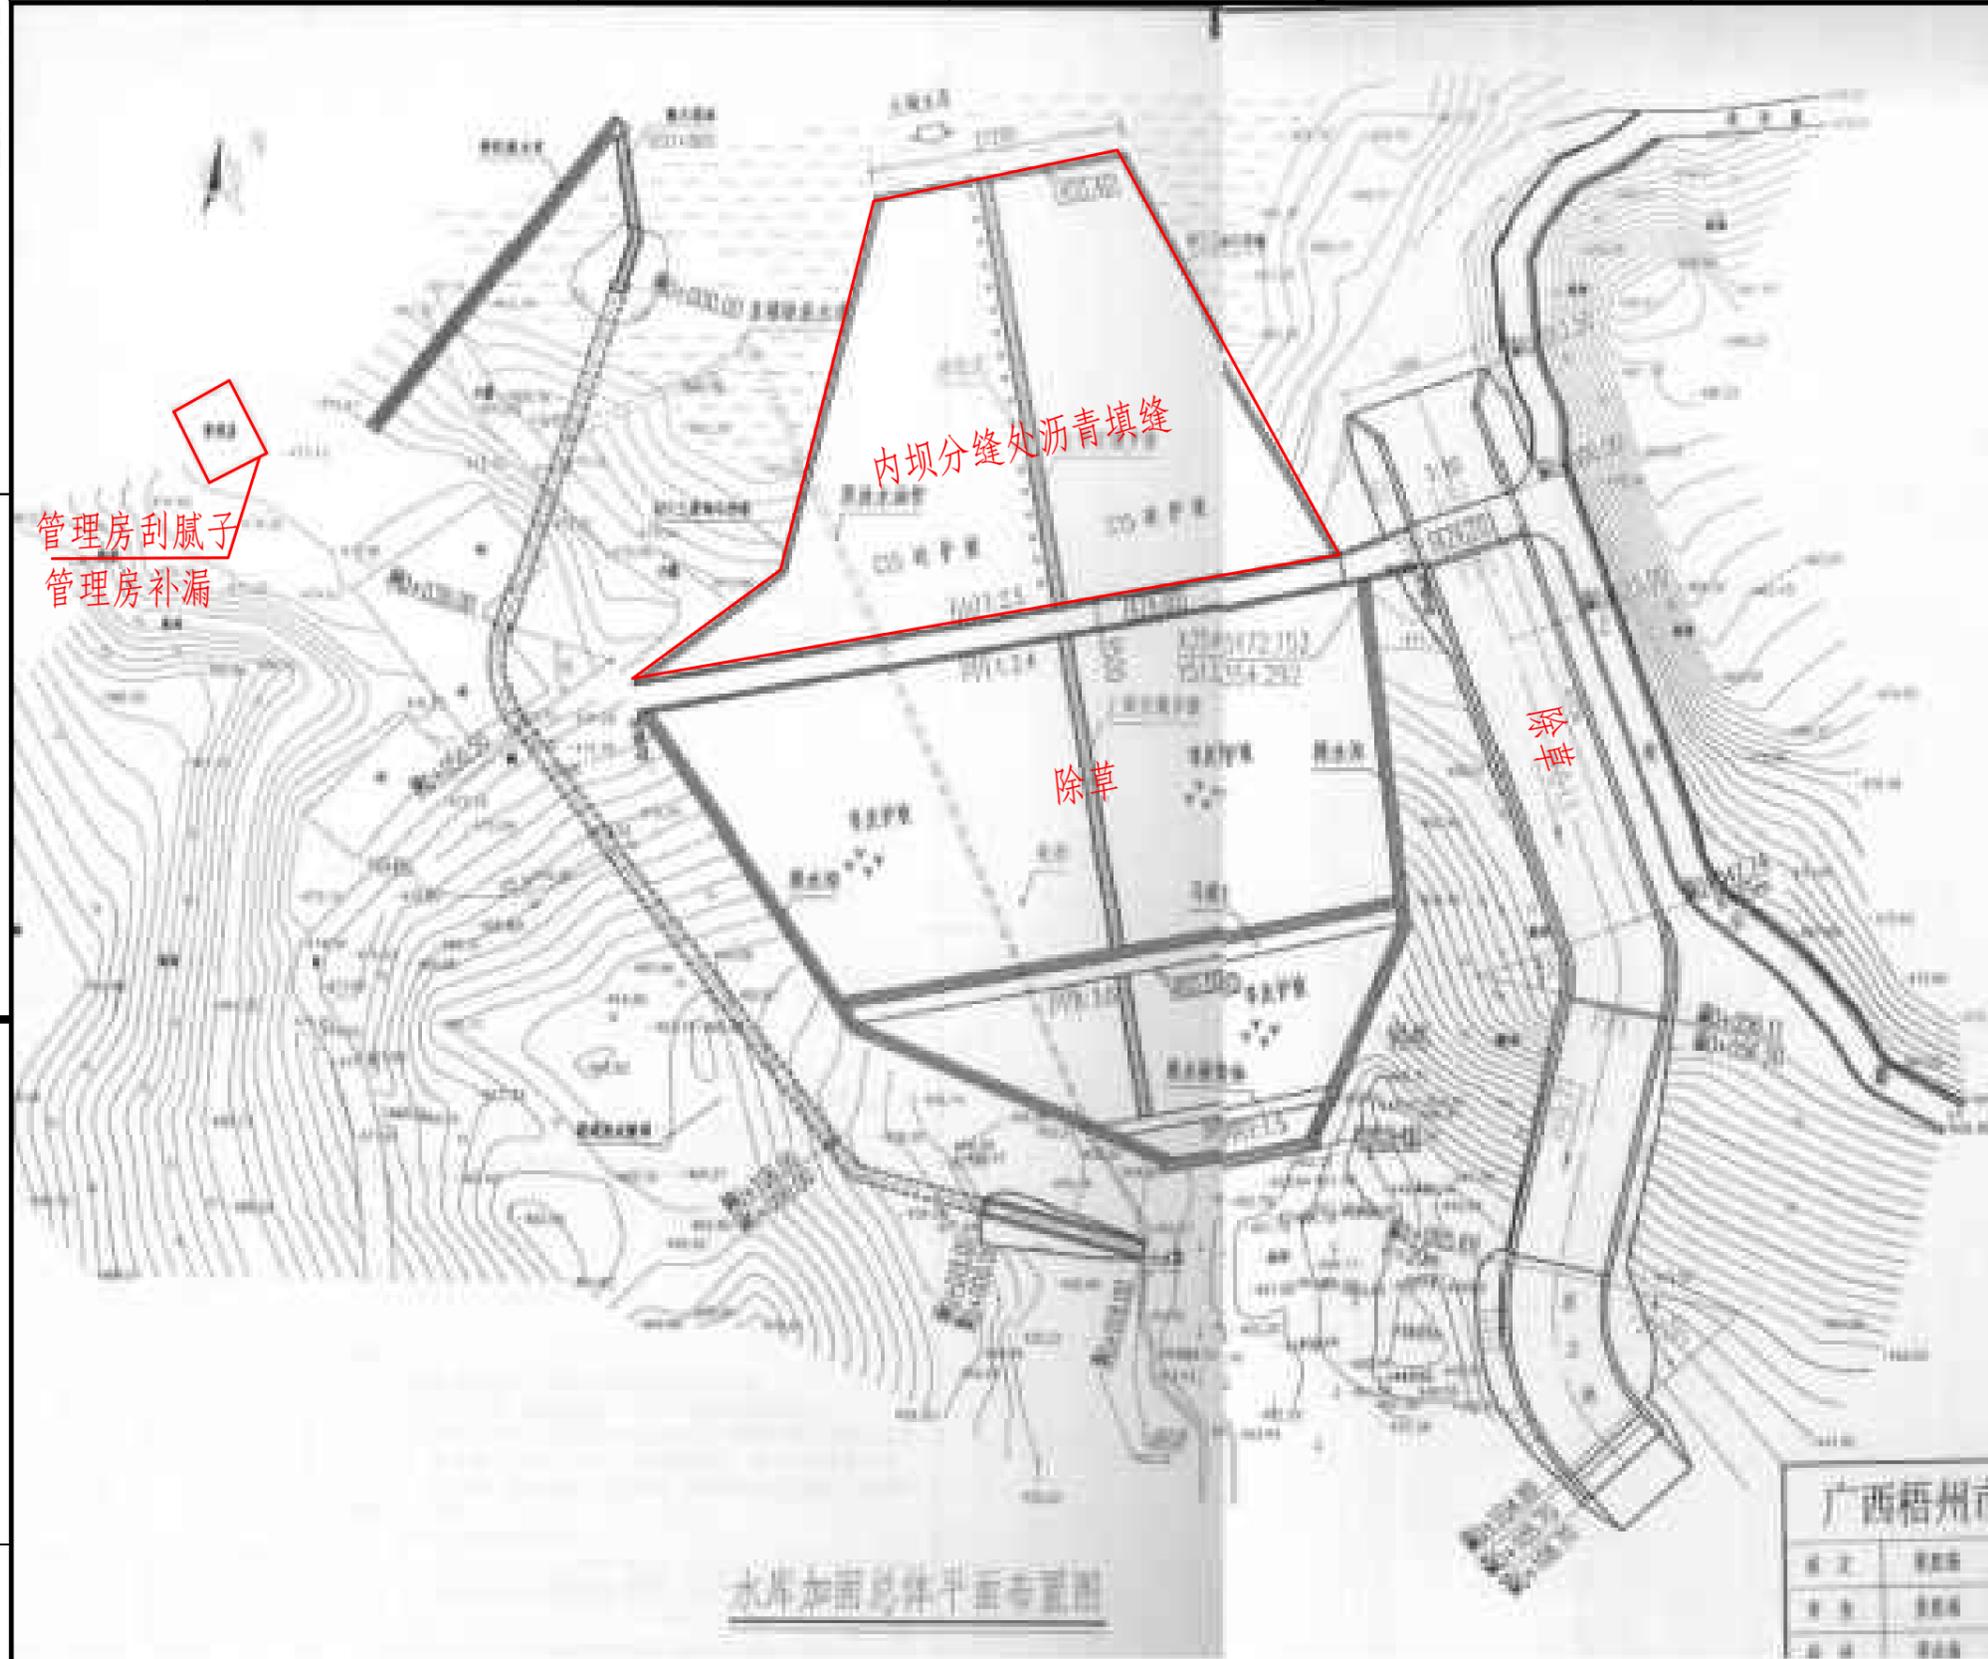

大垌水库维修平面布置图

说明:

- 1、本图尺寸单位除注明外均为mm。
- 2、主要建设内容：水库除草7次、内坝沥青填缝防渗、设立特征水位标识、管理房刮腻子（刮2遍）、管理房补漏、5层通玻文件柜（高1.8m，宽0.95m，深0.39m）、实木办公桌及配套椅子、制度牌安装工程（详见清单）等。以上部分项目涉及到选址问题的，实际施工地点及范围以业主指示为准。
- 3、本说明不详之处，均按照相关规范执行。


广西梧州市银海水利电力设计咨询有限公司					
核定	黄胜强		岑溪市2025年第一批中央水利发展资金小型水库工程维修养护项目	技施	设计
审查	黄胜强			水工	部分
校核	刘柳		大垌水库维修平面图		
设计	黄一波				
制图	黄一波				
发证单位	建设部	比例	见图	日期	2025年6月
设计证号	A145001664（临）	图号	岑溪市-维修养护-技施-23		

SIZE:A3+0=0.25A1

A

B

C

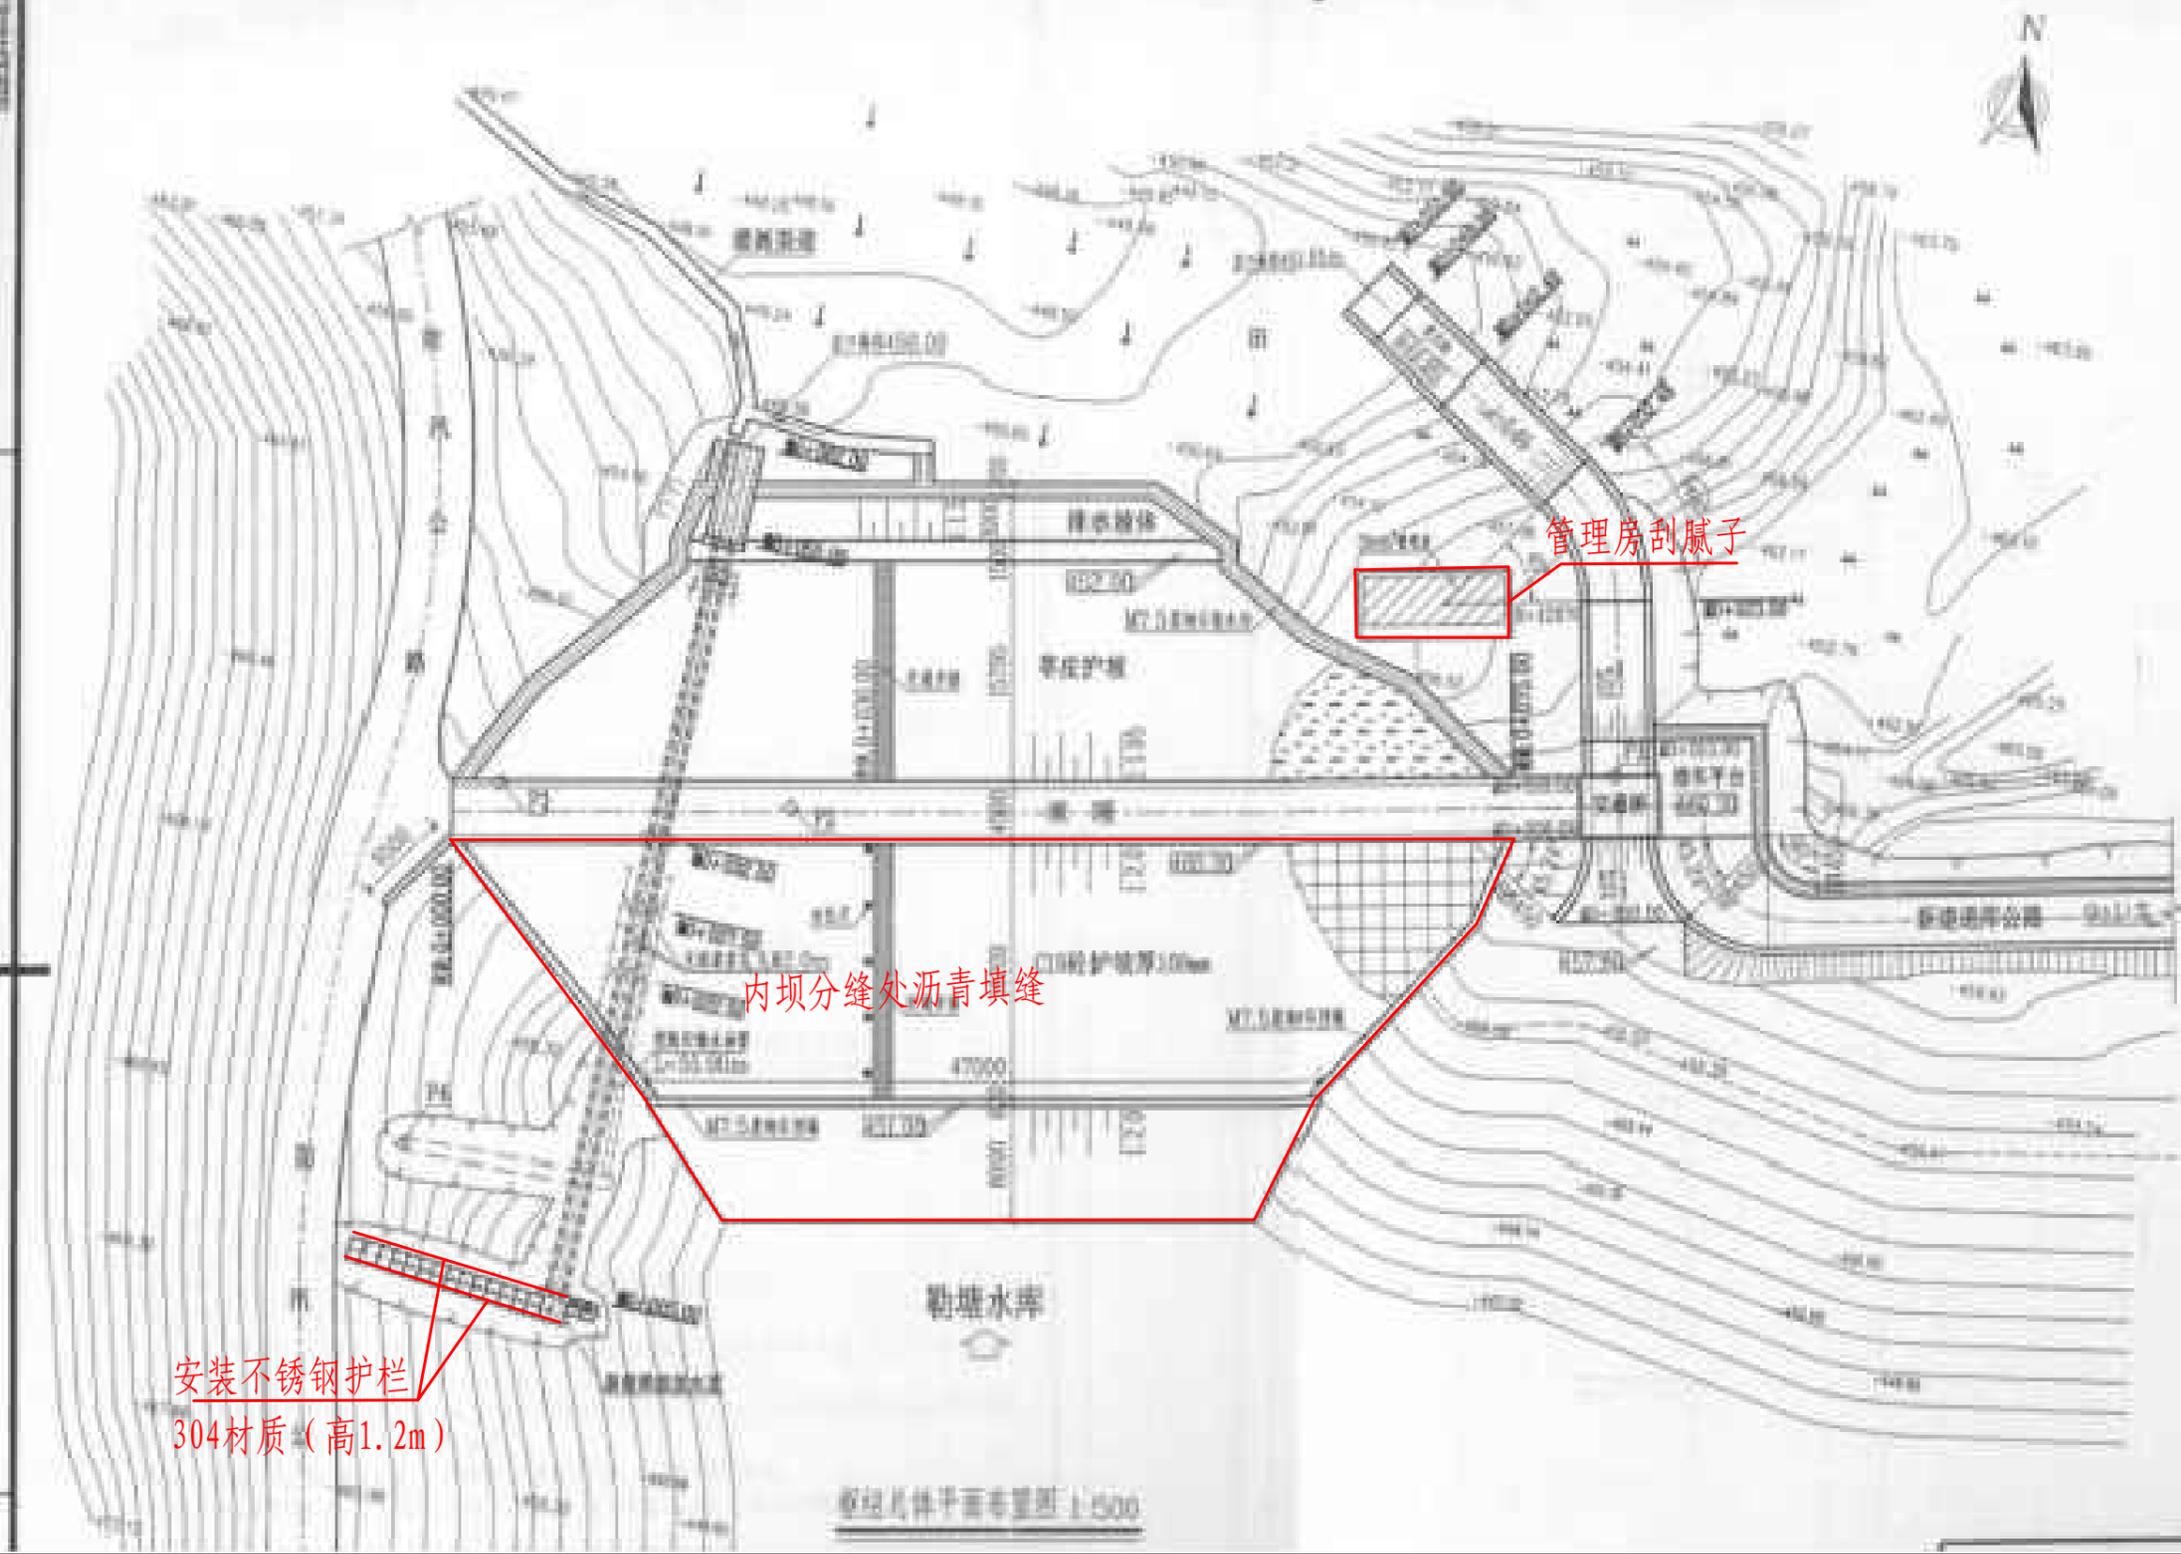

**勒塘水库维修平面布置图**

说明:

- 1、本图尺寸单位除注明外均为mm。
- 2、主要建设内容: 水库除草7次、内坝沥青填缝防渗、梯级道安装304不锈钢栏杆、管理房刮腻子(刮2遍)、5层通玻文件柜(高1.8m, 宽0.95m, 深0.39m)、实木办公桌及配套椅子、灭火器设备(8kg干粉灭火器2具+1个灭火箱)、制度牌安装工程(详见清单)等。以上部分项目涉及到选址问题的, 实际施工地点及范围以业主指示为准。
- 3、本说明不详之处, 均按照相关规范执行。

广西梧州市银海水利电力设计咨询有限公司

核定	黄胜强		岑溪市2025年第一批中央水利发展资金小型水库工程维修养护项目	技施	设计
审查	黄胜强			水工	部分
校核	刘柳		勒塘水库维修平面图		
设计	黄一波				
制图	黄一波				
发证单位	建设部	比例	见图	日期	2025年6月
设计证号	A145001664(临)	图号	岑溪市-维修养护-技施-24		

SIZE:A3+0=0.25A1

A


B

C

A

B

C

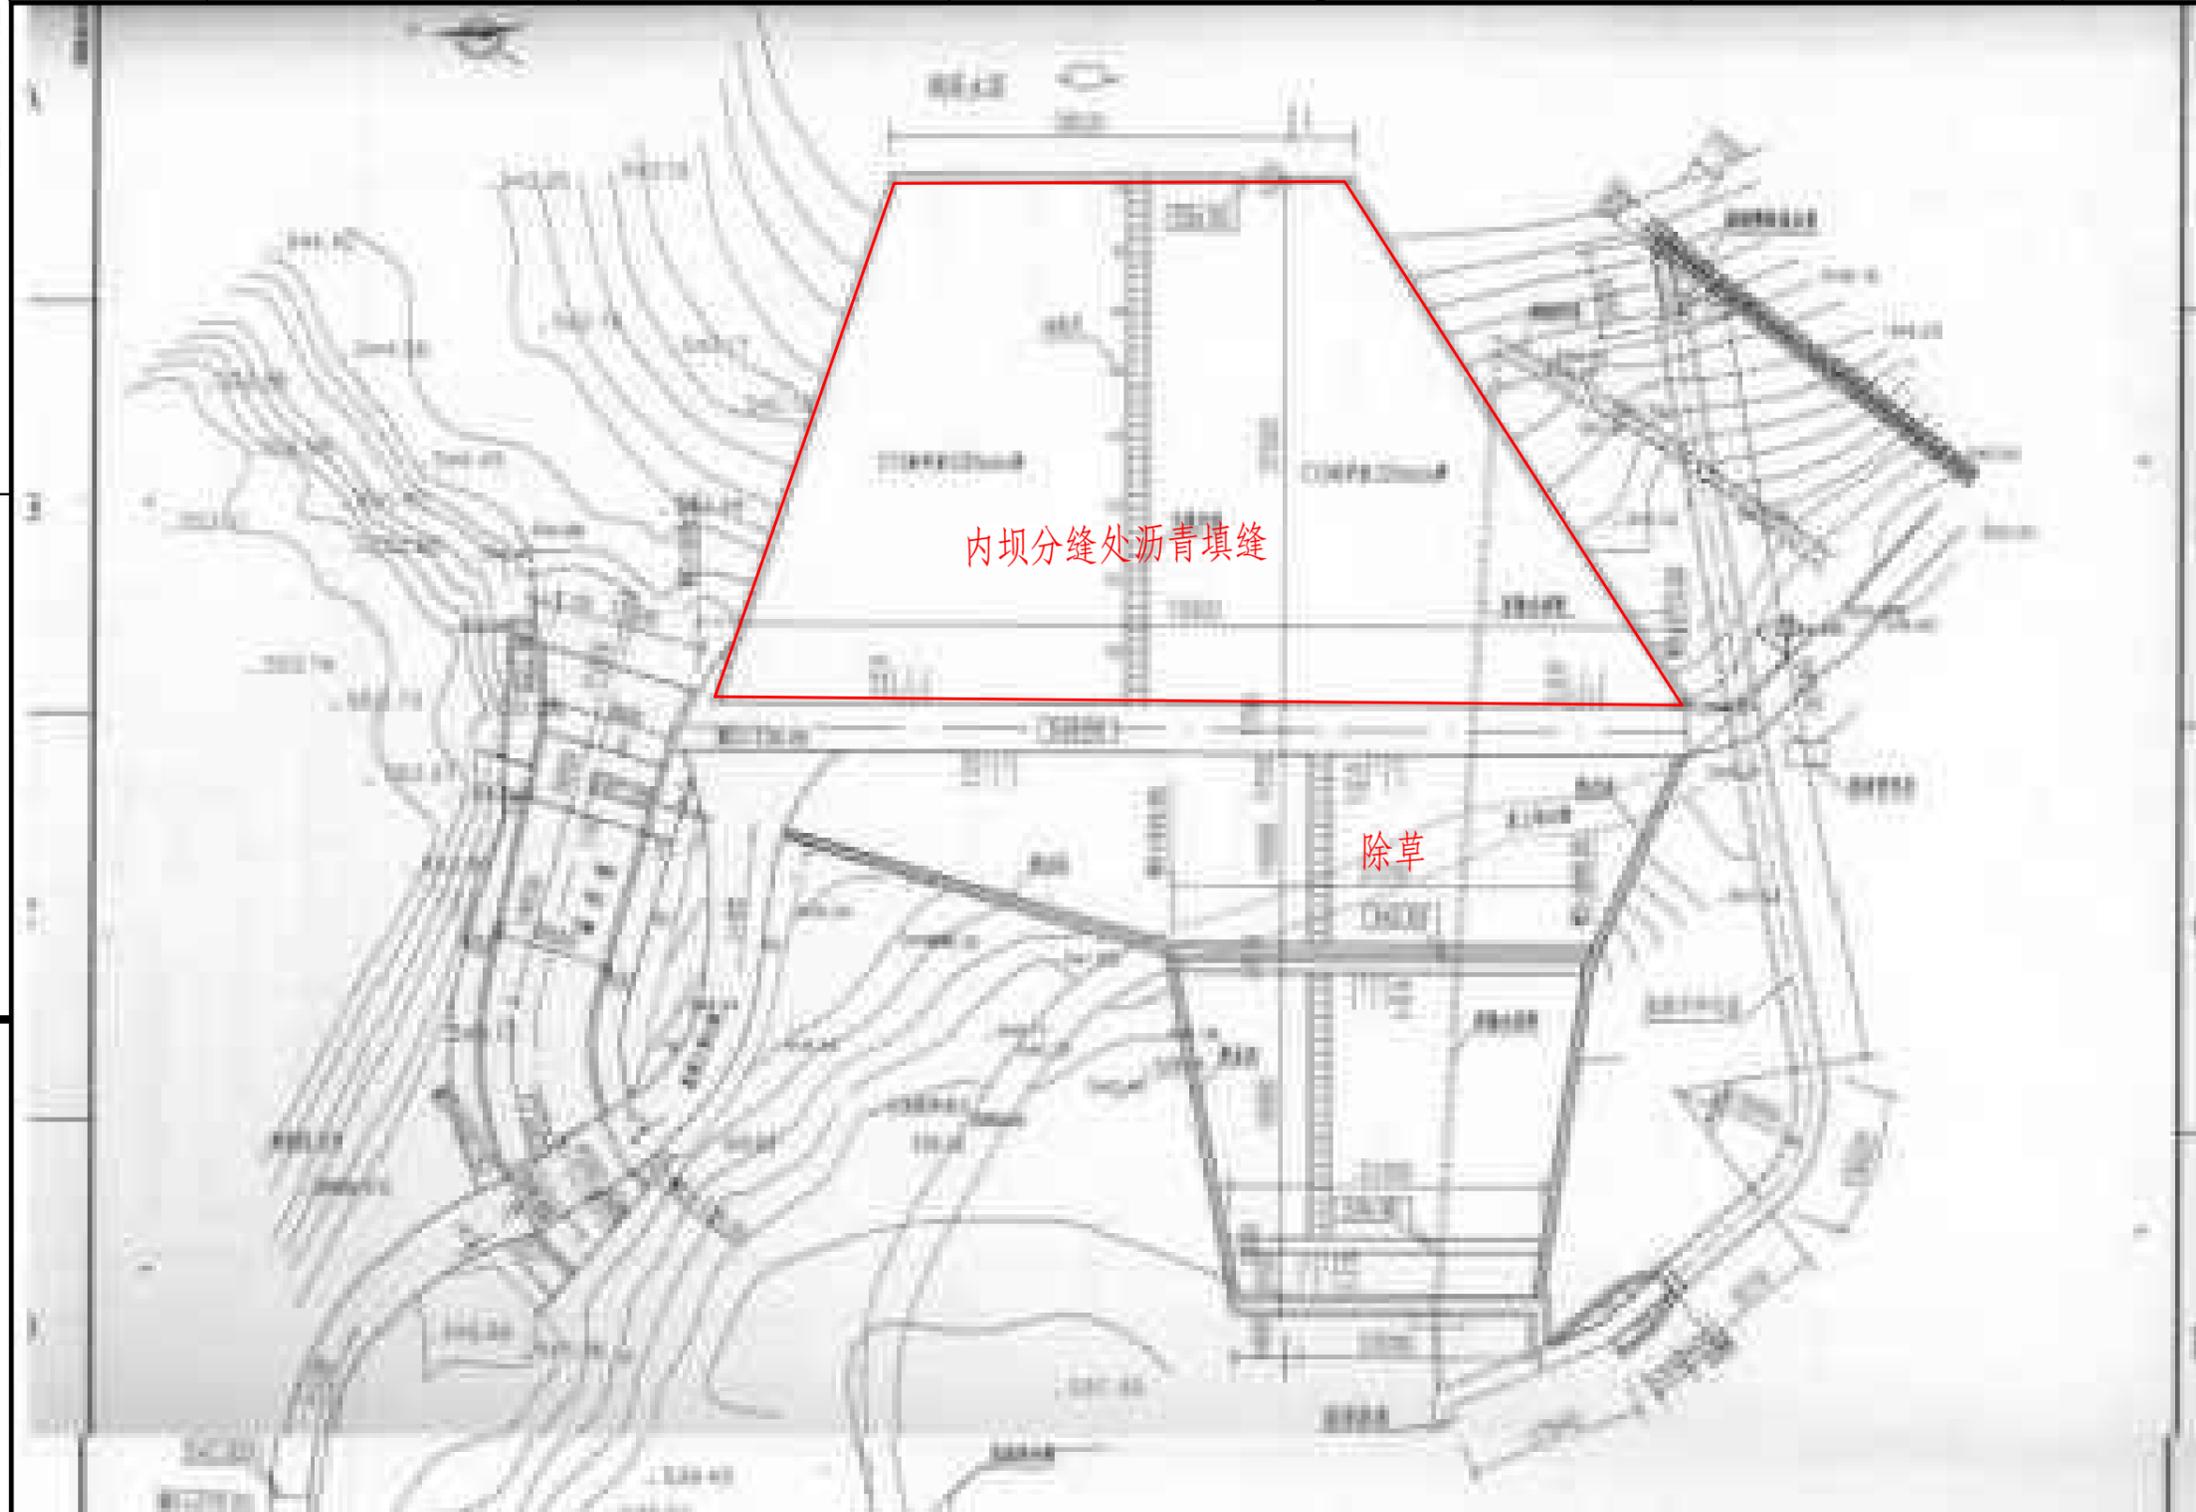

桐尾水库维修平面布置图

说明:

- 1、本图尺寸单位除注明外均为mm。
- 2、主要建设内容: 水库除草7次、内坝沥青填缝防渗、管理房刮腻子(刮2遍)、物资房楼板补漏(底漆1遍+屋顶防水补漏专用涂料2遍)、5层通玻文件柜(高1.8m, 宽0.95m, 深0.39m)、实木办公桌及配套椅子、M7.5浆砌砖应急物资池修缮、制度牌安装工程(详见清单)等。以上部分项目涉及到选址问题的, 实际施工地点及范围以业主指示为准。
- 3、本说明不详之处, 均按照相关规范执行。

广西梧州市银海水利电力设计咨询有限公司

核定	黄胜强		岑溪市2025年第一批中央水利发展资金小型水库工程维修养护项目	技施	设计
审查	黄胜强			水工	部分
校核	刘柳		桐尾水库维修平面图		
设计	黄一波				
制图	黄一波				
发证单位	建设部	比例	见图	日期	2025年6月
设计证号	A145001664(临)	图号	岑溪市-维修养护-技施-25		

D

D

SIZE:A3+0=0.25A1

A

B

C



晏兰水库维修平面布置图

说明:

- 1、本图尺寸单位除注明外均为mm。
- 2、主要建设内容: 水库除草7次、内坝沥青填缝防渗、梯级道安装304不锈钢栏杆、管理房刮腻子(刮2遍)、5层通玻文件柜(高1.8m, 宽0.95m, 深0.39m)、实木办公桌及配套椅子、灭火器设备(8kg干粉灭火器2具+1个灭火箱)、制度牌安装工程(详见清单)等。以上部分项目涉及到选址问题的, 实际施工地点及范围以业主指示为准。
- 3、本说明不详之处, 均按照相关规范执行。

D

广西梧州市银海水利电力设计咨询有限公司

核定	黄胜强	岑溪市2025年第一批中央水利发展资金小型水库工程维修养护项目	技施	设计	
审查	黄胜强		水工	部分	
校核	刘柳	晏兰水库维修平面图			
设计	黄一波				
制图	黄一波				
发证单位	建设部	比例	见图	日期	2025年6月
设计证号	A145001664(临)	图号	岑溪市-维修养护-技施-26		

1

2

3

4


5

6

7

8

SIZE:A3+0=0.25A1

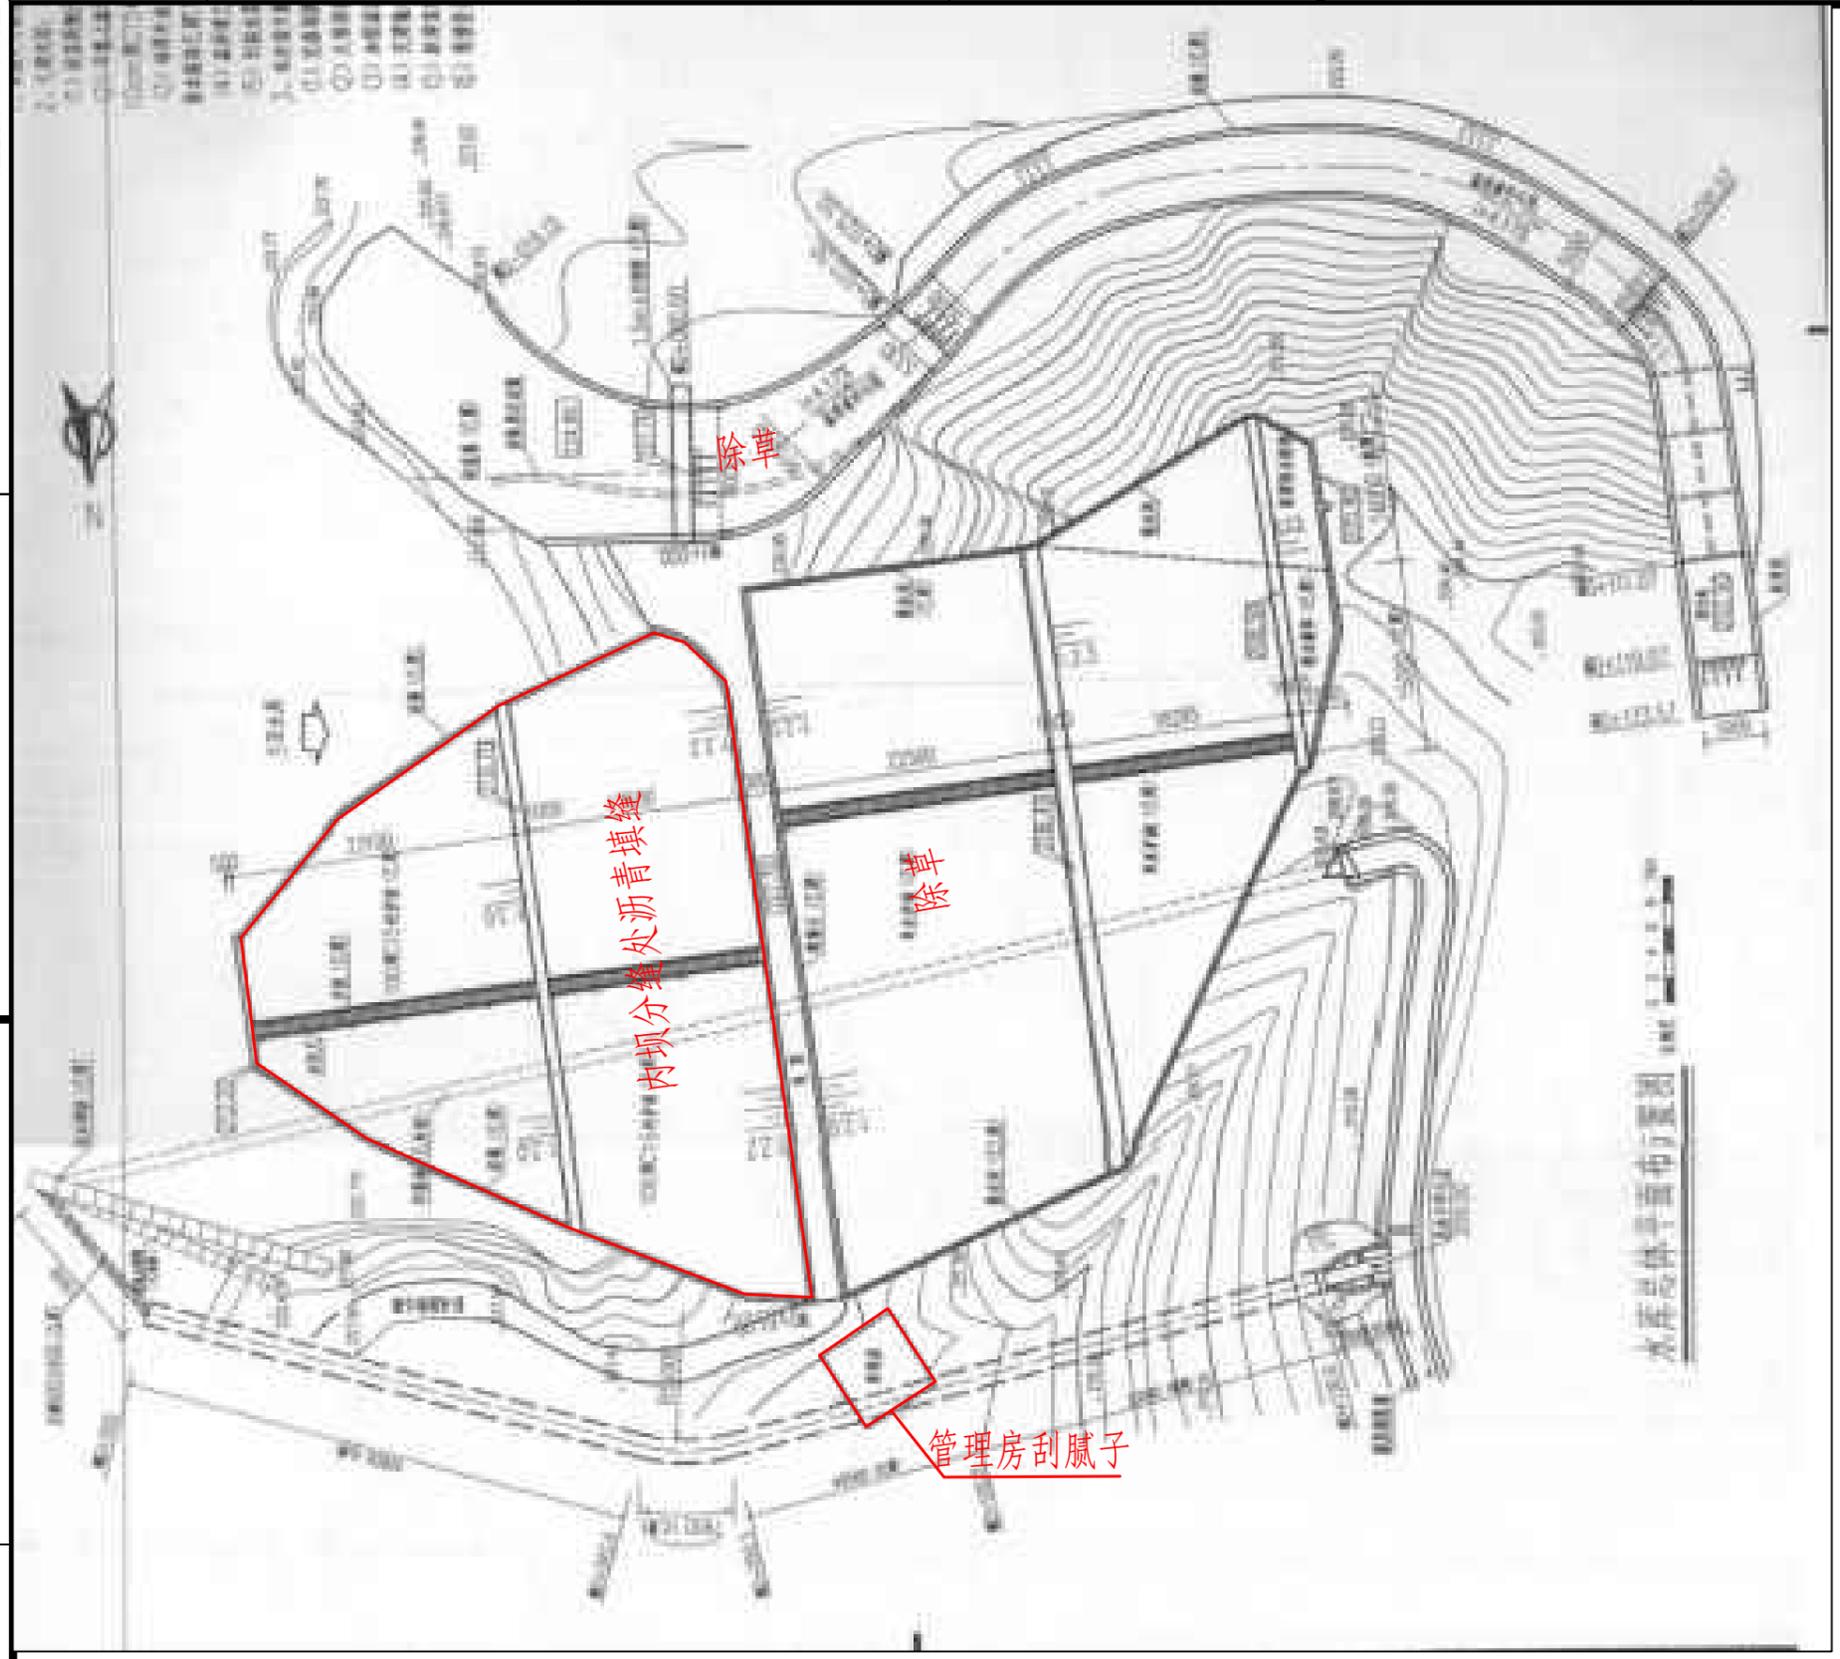

说明:


- 1、本图尺寸单位除注明外均为mm。
- 2、主要建设内容：水库除草7次、内坝沥青填缝防渗、管理房刮腻子（刮2遍）、5层通玻文件柜（高1.8m，宽0.95m，深0.39m）、实木办公桌及配套椅子、灭火器设备（8kg干粉灭火器2具+1个灭火箱）、制度牌安装工程（详见清单）等。以上部分项目涉及到选址问题的，实际施工地点及范围以业主指示为准。
- 3、本说明不详之处，均按照相关规范执行。

兰田水库维修平面布置图

广西梧州市银海水利电力设计咨询有限公司

核定	黄胜强	[Signature]	岑溪市2025年第一批中央水利发展资金小型水库工程维修养护项目	技施	设计	
审查	黄胜强			水工	部分	
校核	刘柳	[Signature]	兰田水库维修平面布置图			
设计	黄一波	[Signature]				
制图	黄一波	[Signature]				
发证单位	建设部		比例	见图	日期	2025年6月
设计证号	A145001664（临）		图号	岑溪市-维修养护-技施-27		

SIZE:A3+0=0.25A1

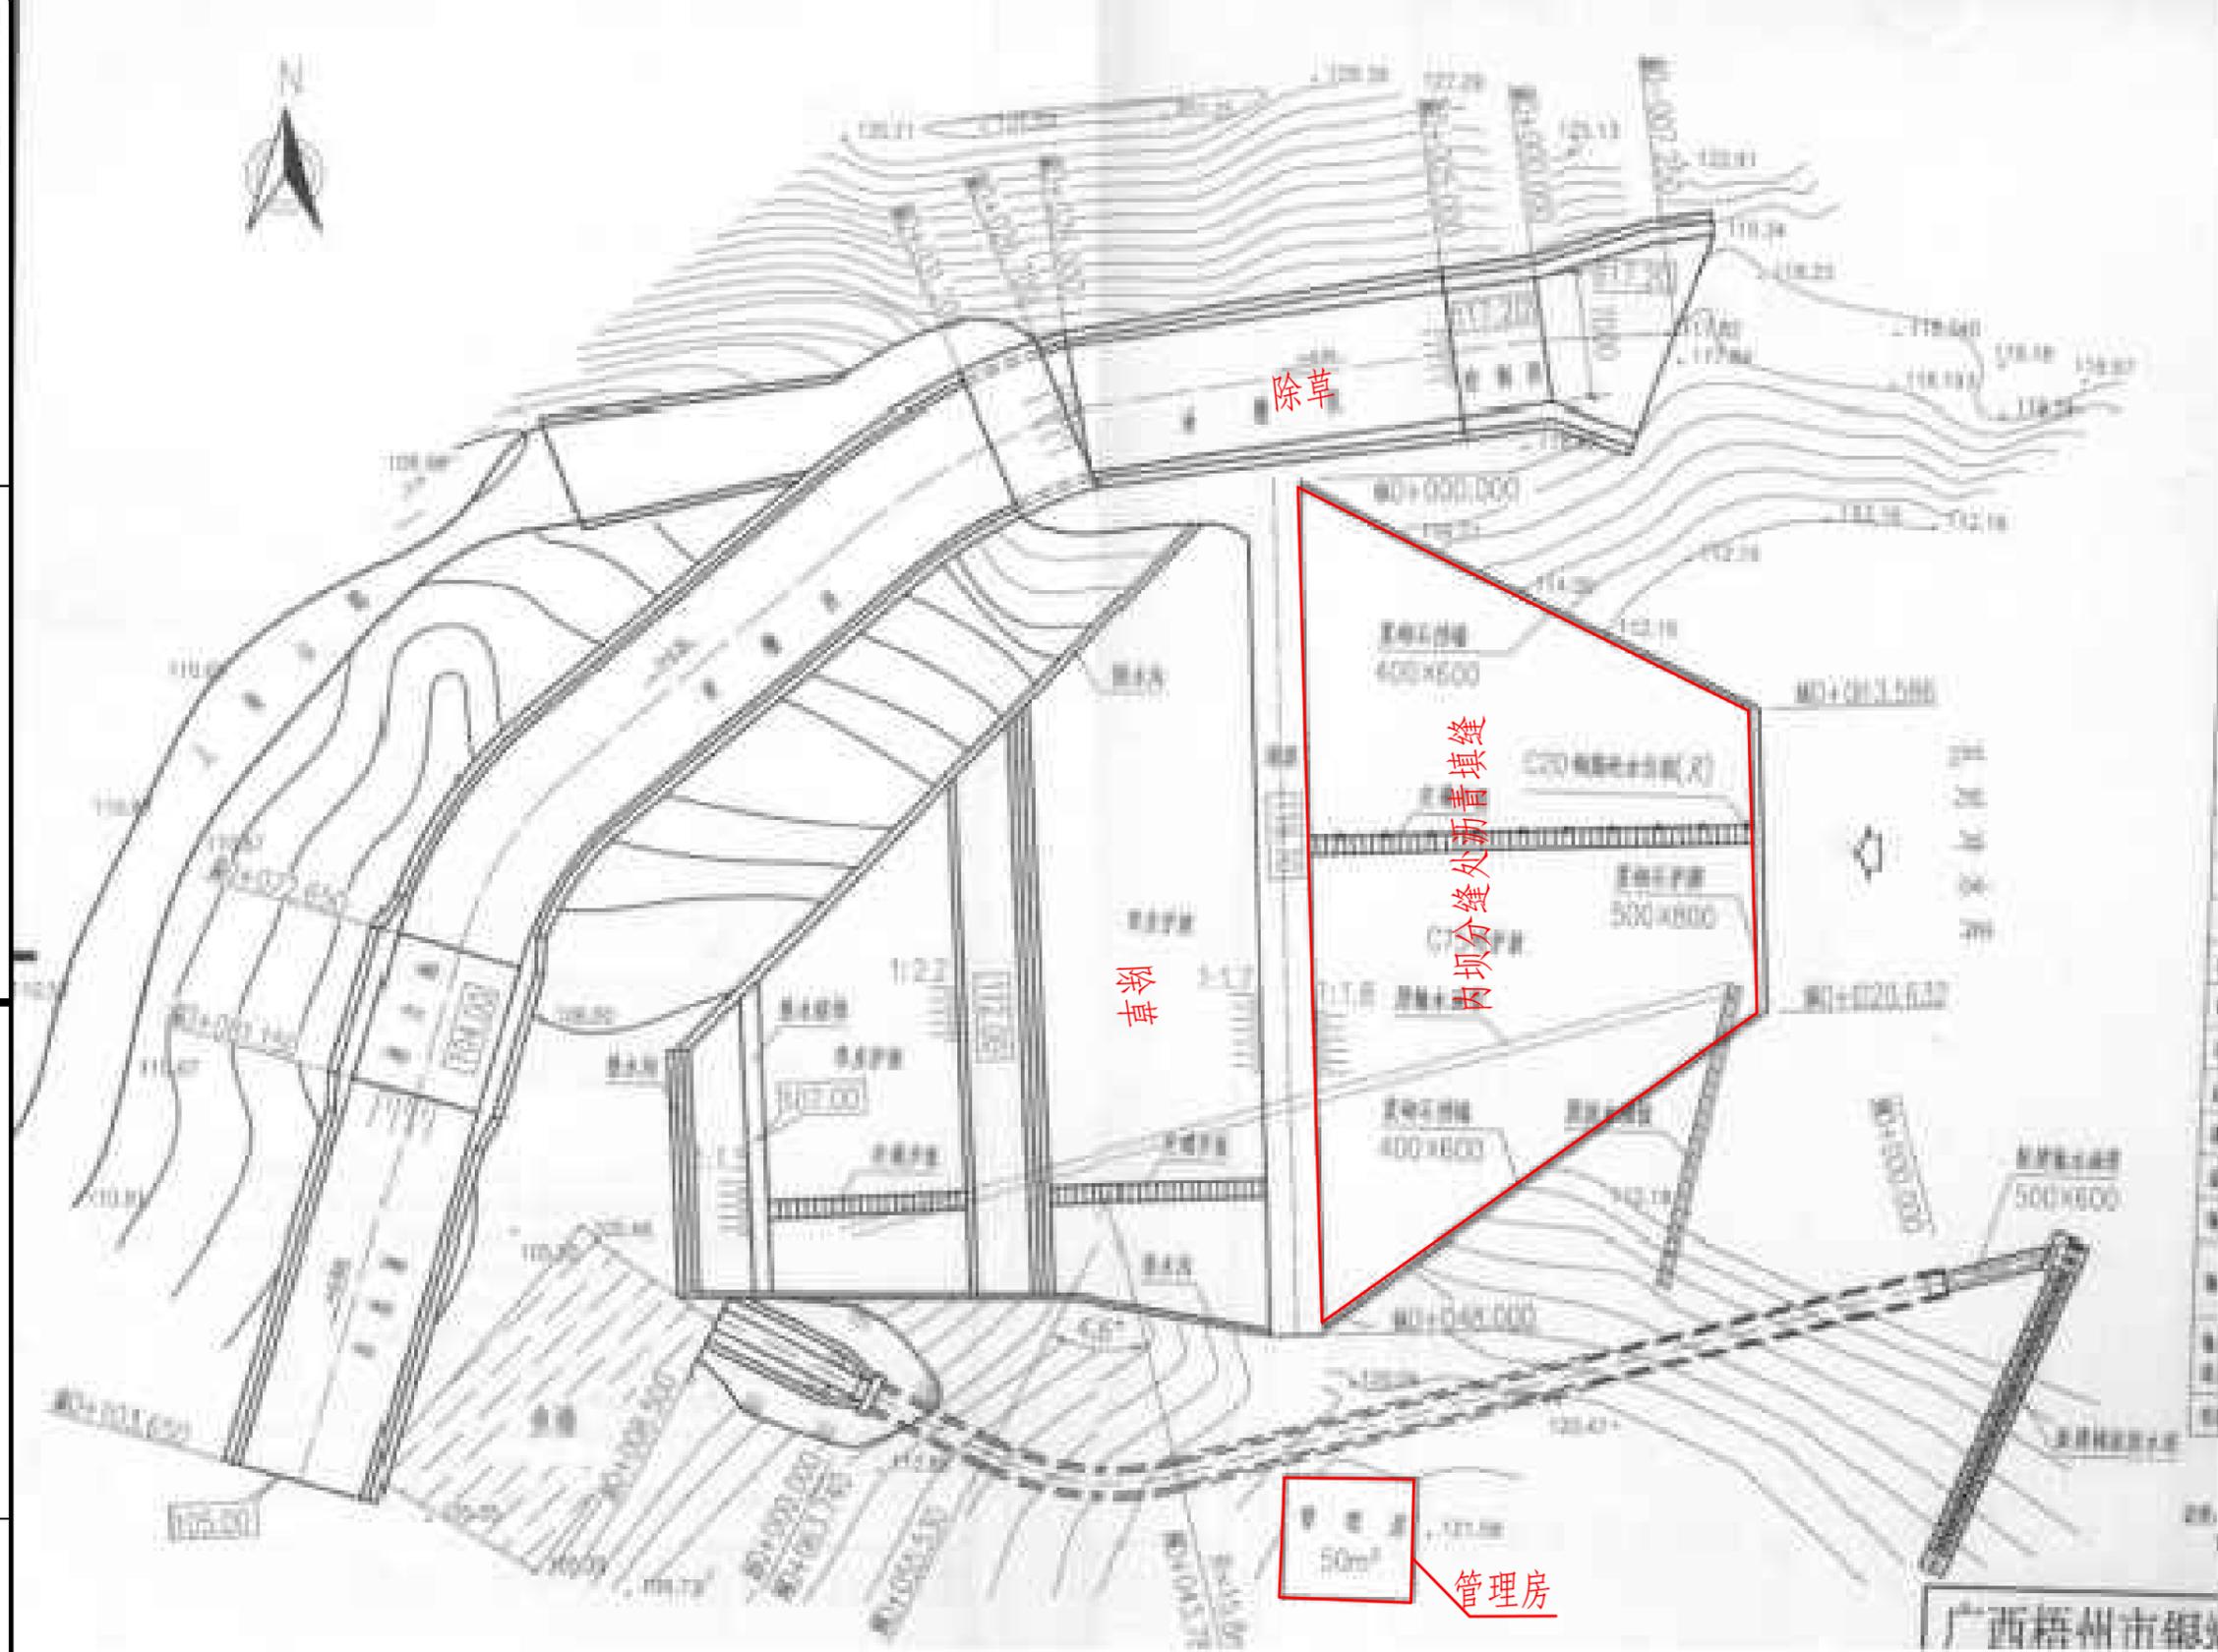

### 孔对冲水库维修平面布置图


说明:

- 1、本图尺寸单位除注明外均为mm。
- 2、主要建设内容：水库除草7次、内坝沥青填缝防渗、5层通玻文件柜（高1.8m，宽0.95m，深0.39m）、实木办公桌及配套椅子、管理房房门更换2扇等。以上部分项目涉及到选址问题的，实际施工地点及范围以业主指示为准。
- 3、本说明不详之处，均按照相关规范执行。

广西梧州市银海水利电力设计咨询有限公司

核定	黄胜强	[Signature]	岑溪市2025年第一批中央水利发展资金小型水库工程维修养护项目	技施	设计	
审查	黄胜强			水工	部分	
校核	刘柳	[Signature]	孔对冲水库维修平面图			
设计	黄一波	[Signature]				
制图	黄一波	[Signature]				
发证单位	建设部		比例	见图	日期	2025年6月
设计证号	A145001664(临)		图号	岑溪市-维修养护-技施-28		

SIZE:A3+0=0.25A1

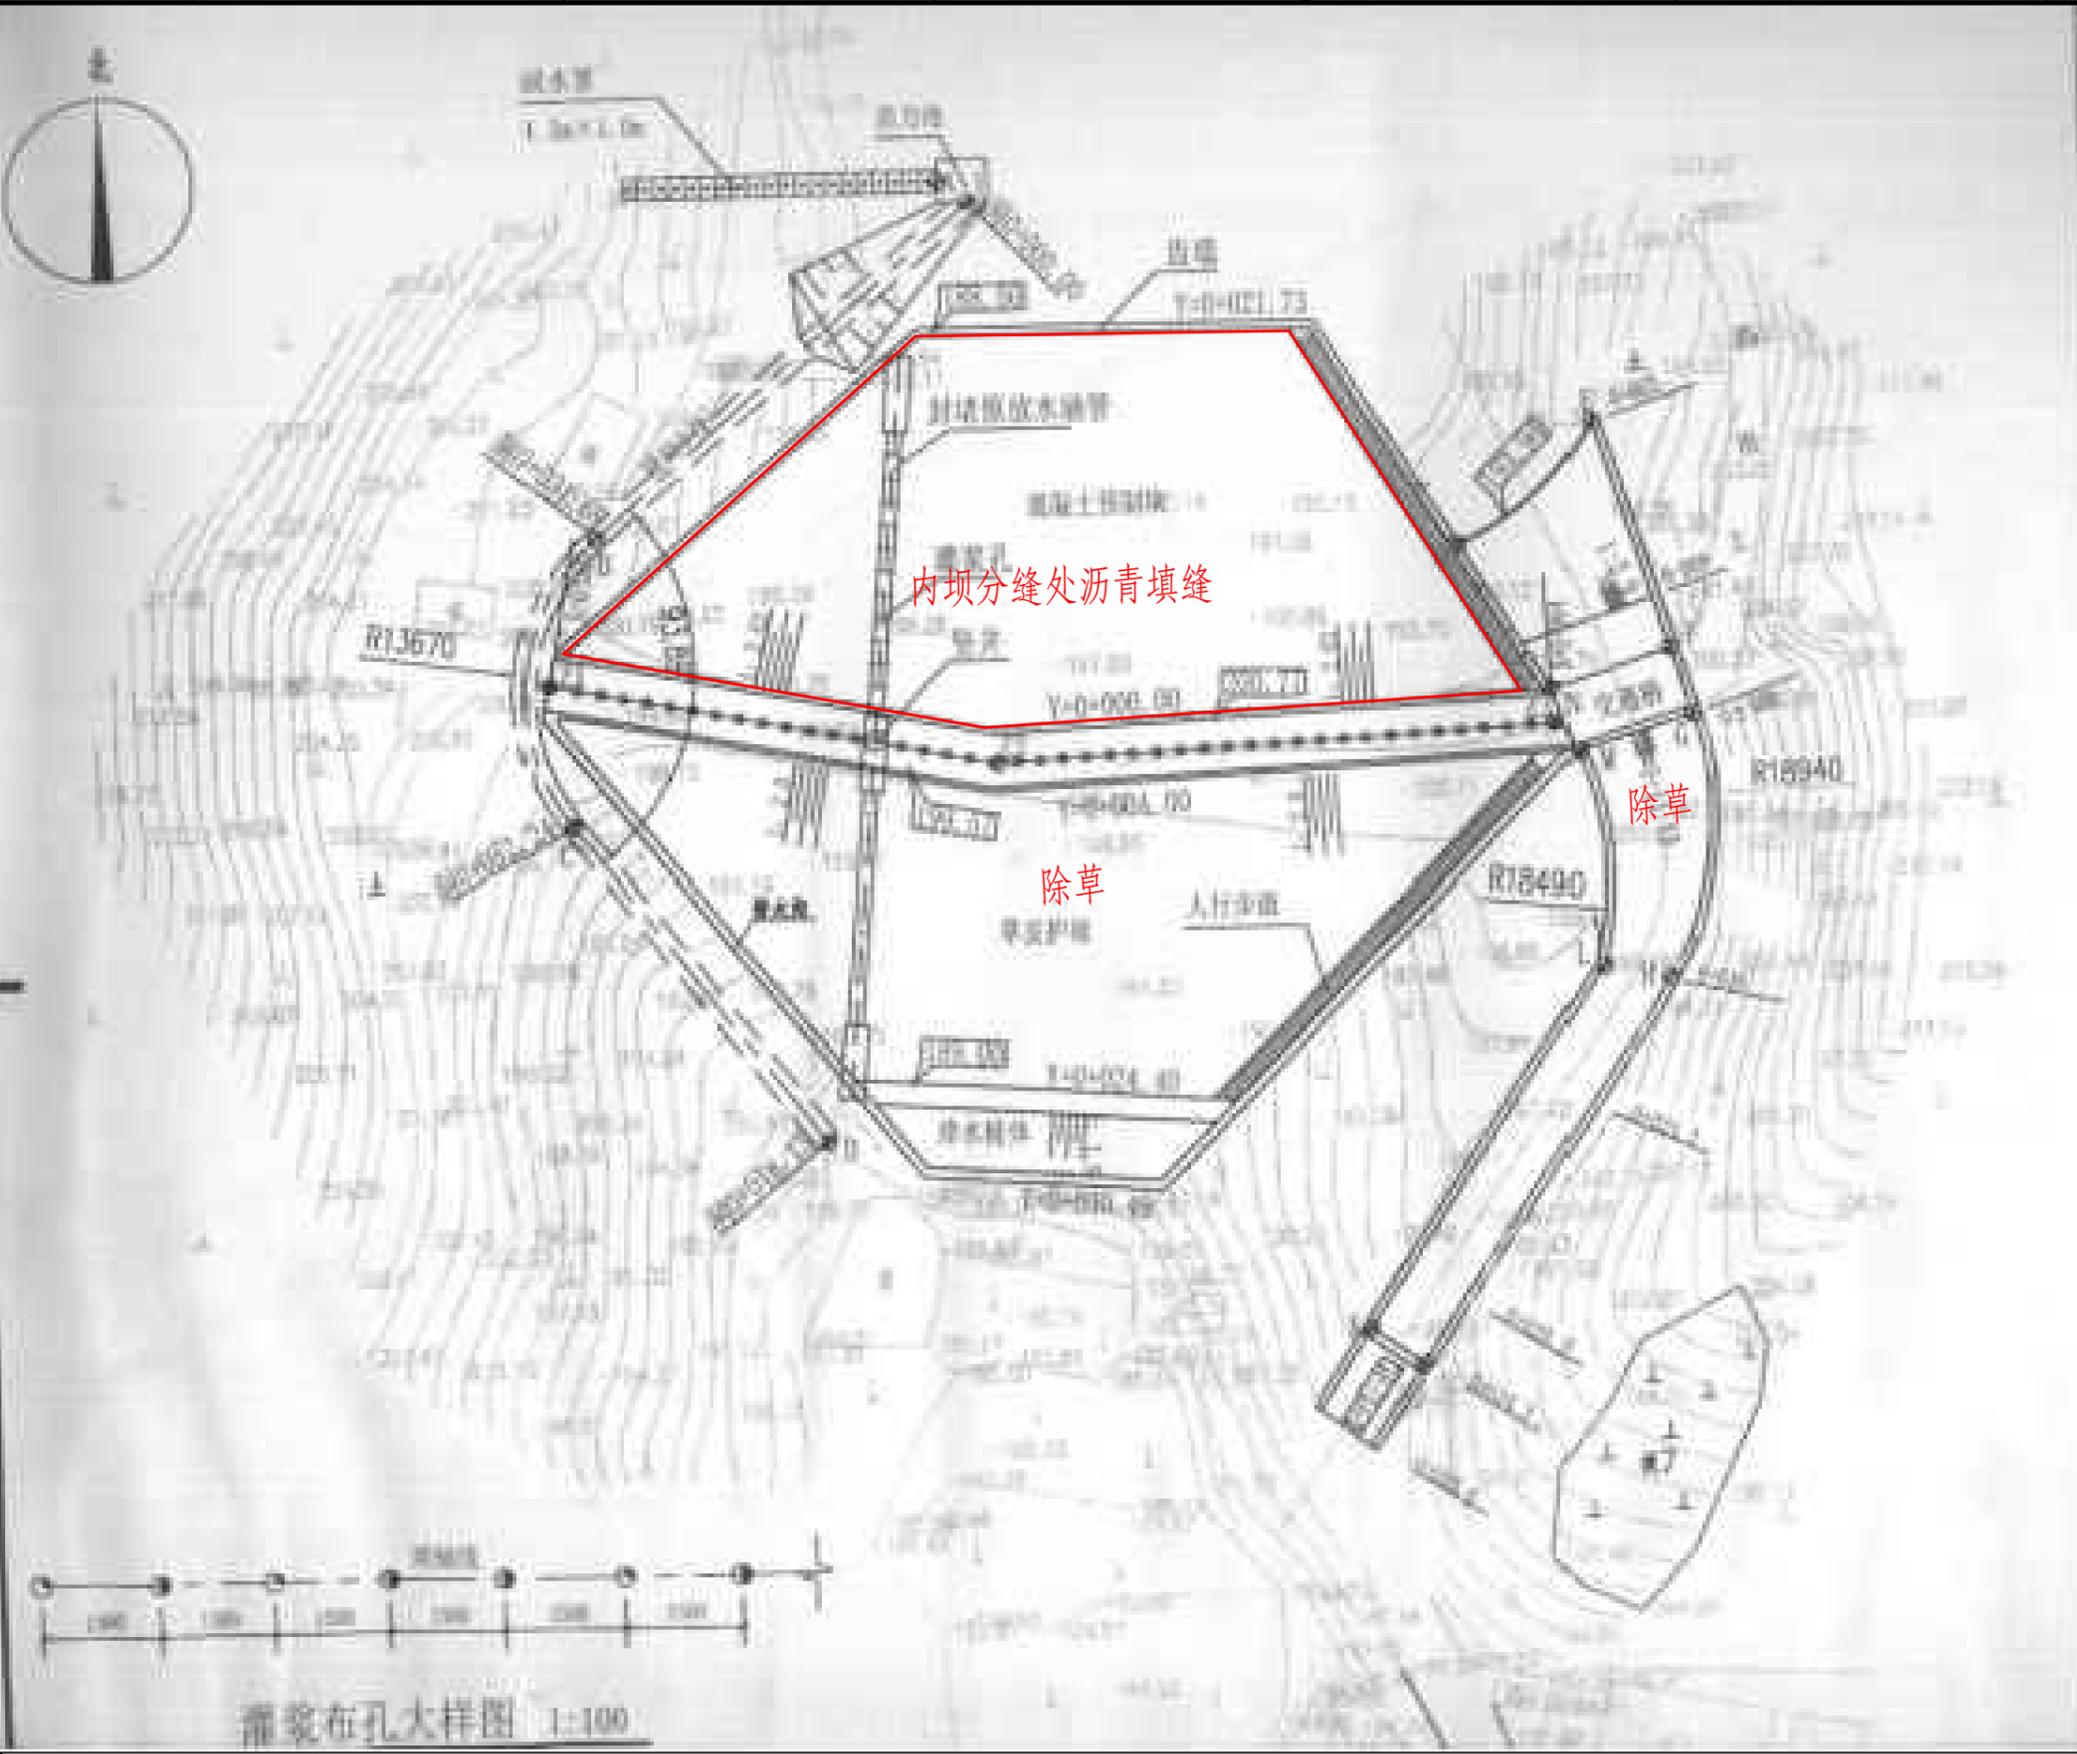

灌浆布孔大样图 1:100

### 白石水库维修平面布置图

说明:

- 1、本图尺寸单位除注明外均为mm。
- 2、主要建设内容：水库除草7次、内坝沥青填缝防渗、物资池加固、5层通玻文件柜（高1.8m，宽0.95m，深0.39m）、实木办公桌及配套椅子、管理房更换铝合金窗、更换纱窗、纱门、灭火器设备（8kg干粉灭火器2具+1个灭火箱）、制度牌安装工程（详见清单）等。以上部分项目涉及到选址问题的，实际施工地点及范围以业主指示为准。
- 3、本说明不详之处，均按照相关规范执行。

广西梧州市银海水利电力设计咨询有限公司

核定	黄胜强		岑溪市2025年第一批中央水利发展资金小型水库工程维修养护项目	技施	设计	
审查	黄胜强			水工	部分	
校核	刘柳		白石水库维修平面图			
设计	黄一波					
制图	黄一波					
发证单位	建设部		比例	见图	日期	2025年6月
设计证号	A145001664（临）		图号	岑溪市-维修养护-技施-29		


SIZE: A3+0=0.25A1

A

B

C

D

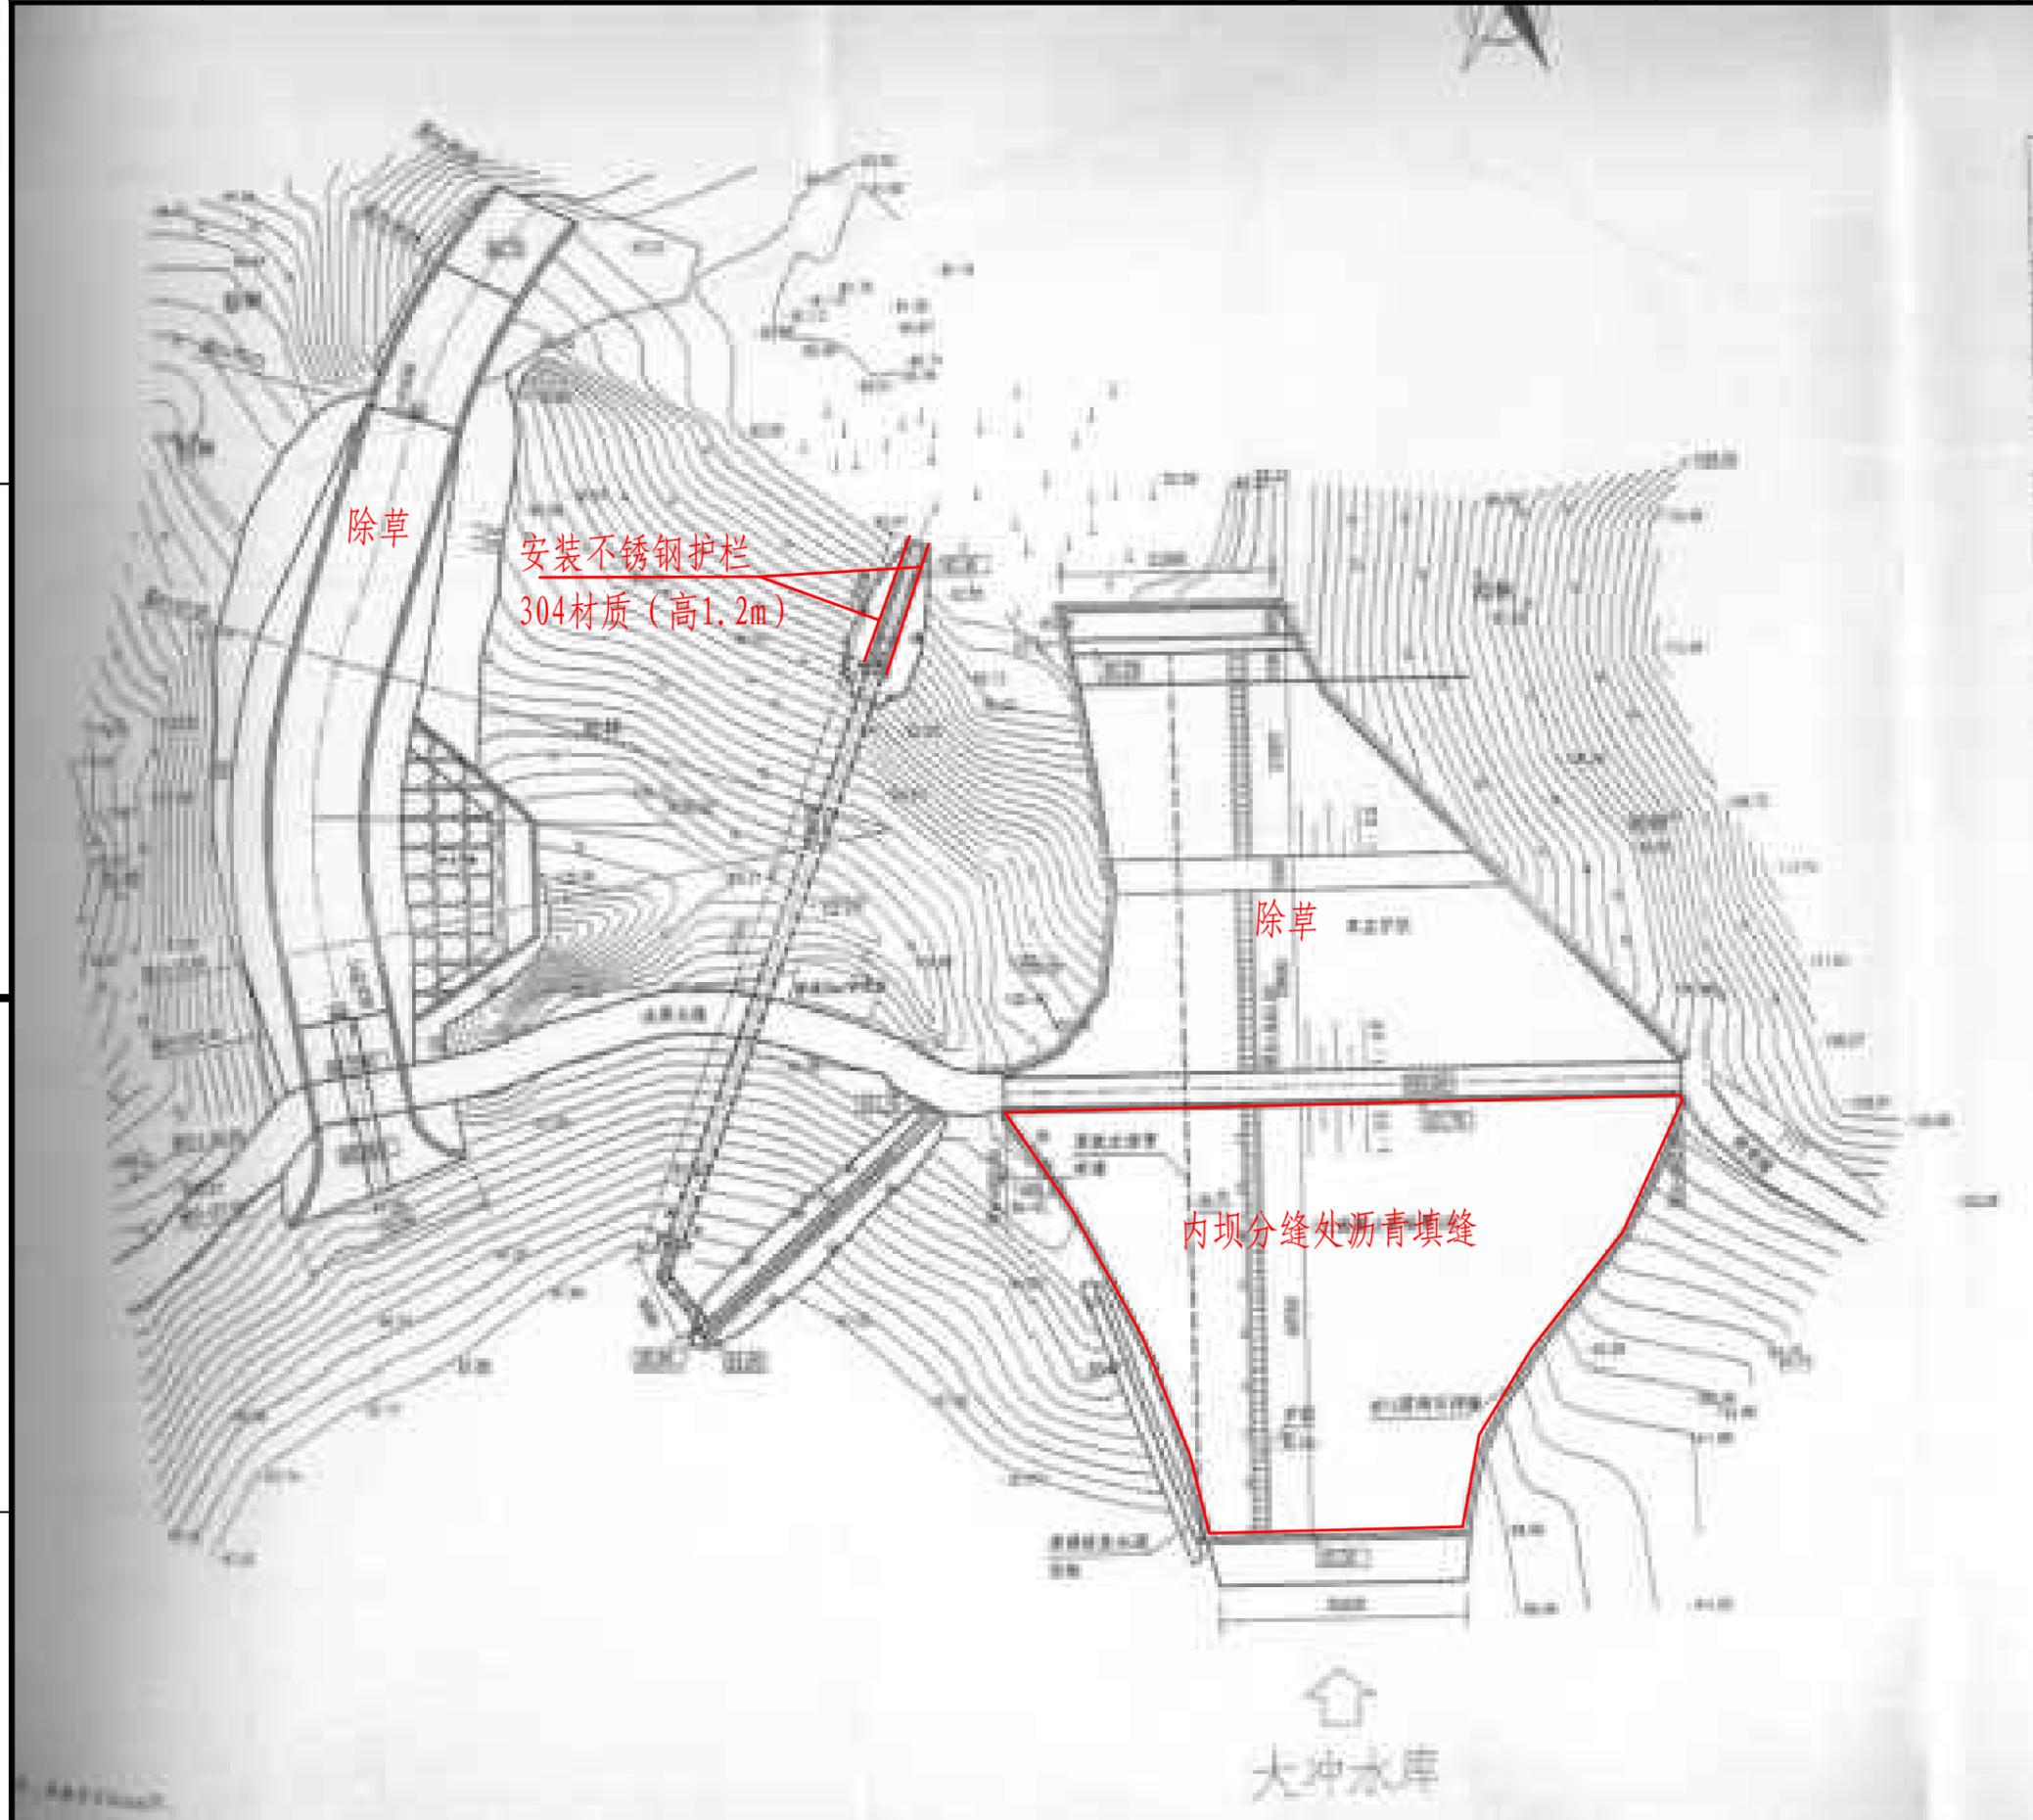

说明:

- 1、本图尺寸单位除注明外均为mm。
- 2、主要建设内容: 水库除草7次、内坝沥青填缝防渗、梯级道安装304不锈钢栏杆、5层通玻文件柜(高1.8m, 宽0.95m, 深0.39m)、实木办公桌及配套椅子、管理房更换纱窗、灭火器设备(8kg干粉灭火器2具+1个灭火箱)、制度牌安装(详见清单)等。以上部分项目涉及到选址问题的, 实际施工地点及范围以业主指示为准。
- 3、本说明不详之处, 均按照相关规范执行。

广西梧州市银海水利电力设计咨询有限公司

核定	黄胜强		岑溪市2025年第一批中央水利发展资金小型水库工程维修养护项目	技施	设计	
审查	黄胜强			水工	部分	
校核	刘柳		大冲水库维修平面布置图			
设计	黄一波					
制图	黄一波					
发证单位	建设部		比例	见图	日期	2025年6月
设计证号	A145001664(临)		图号	岑溪市-维修养护-技施-30		

大冲水库维修平面布置图


SIZE:A3+0=0.25A1

A

B

C

D

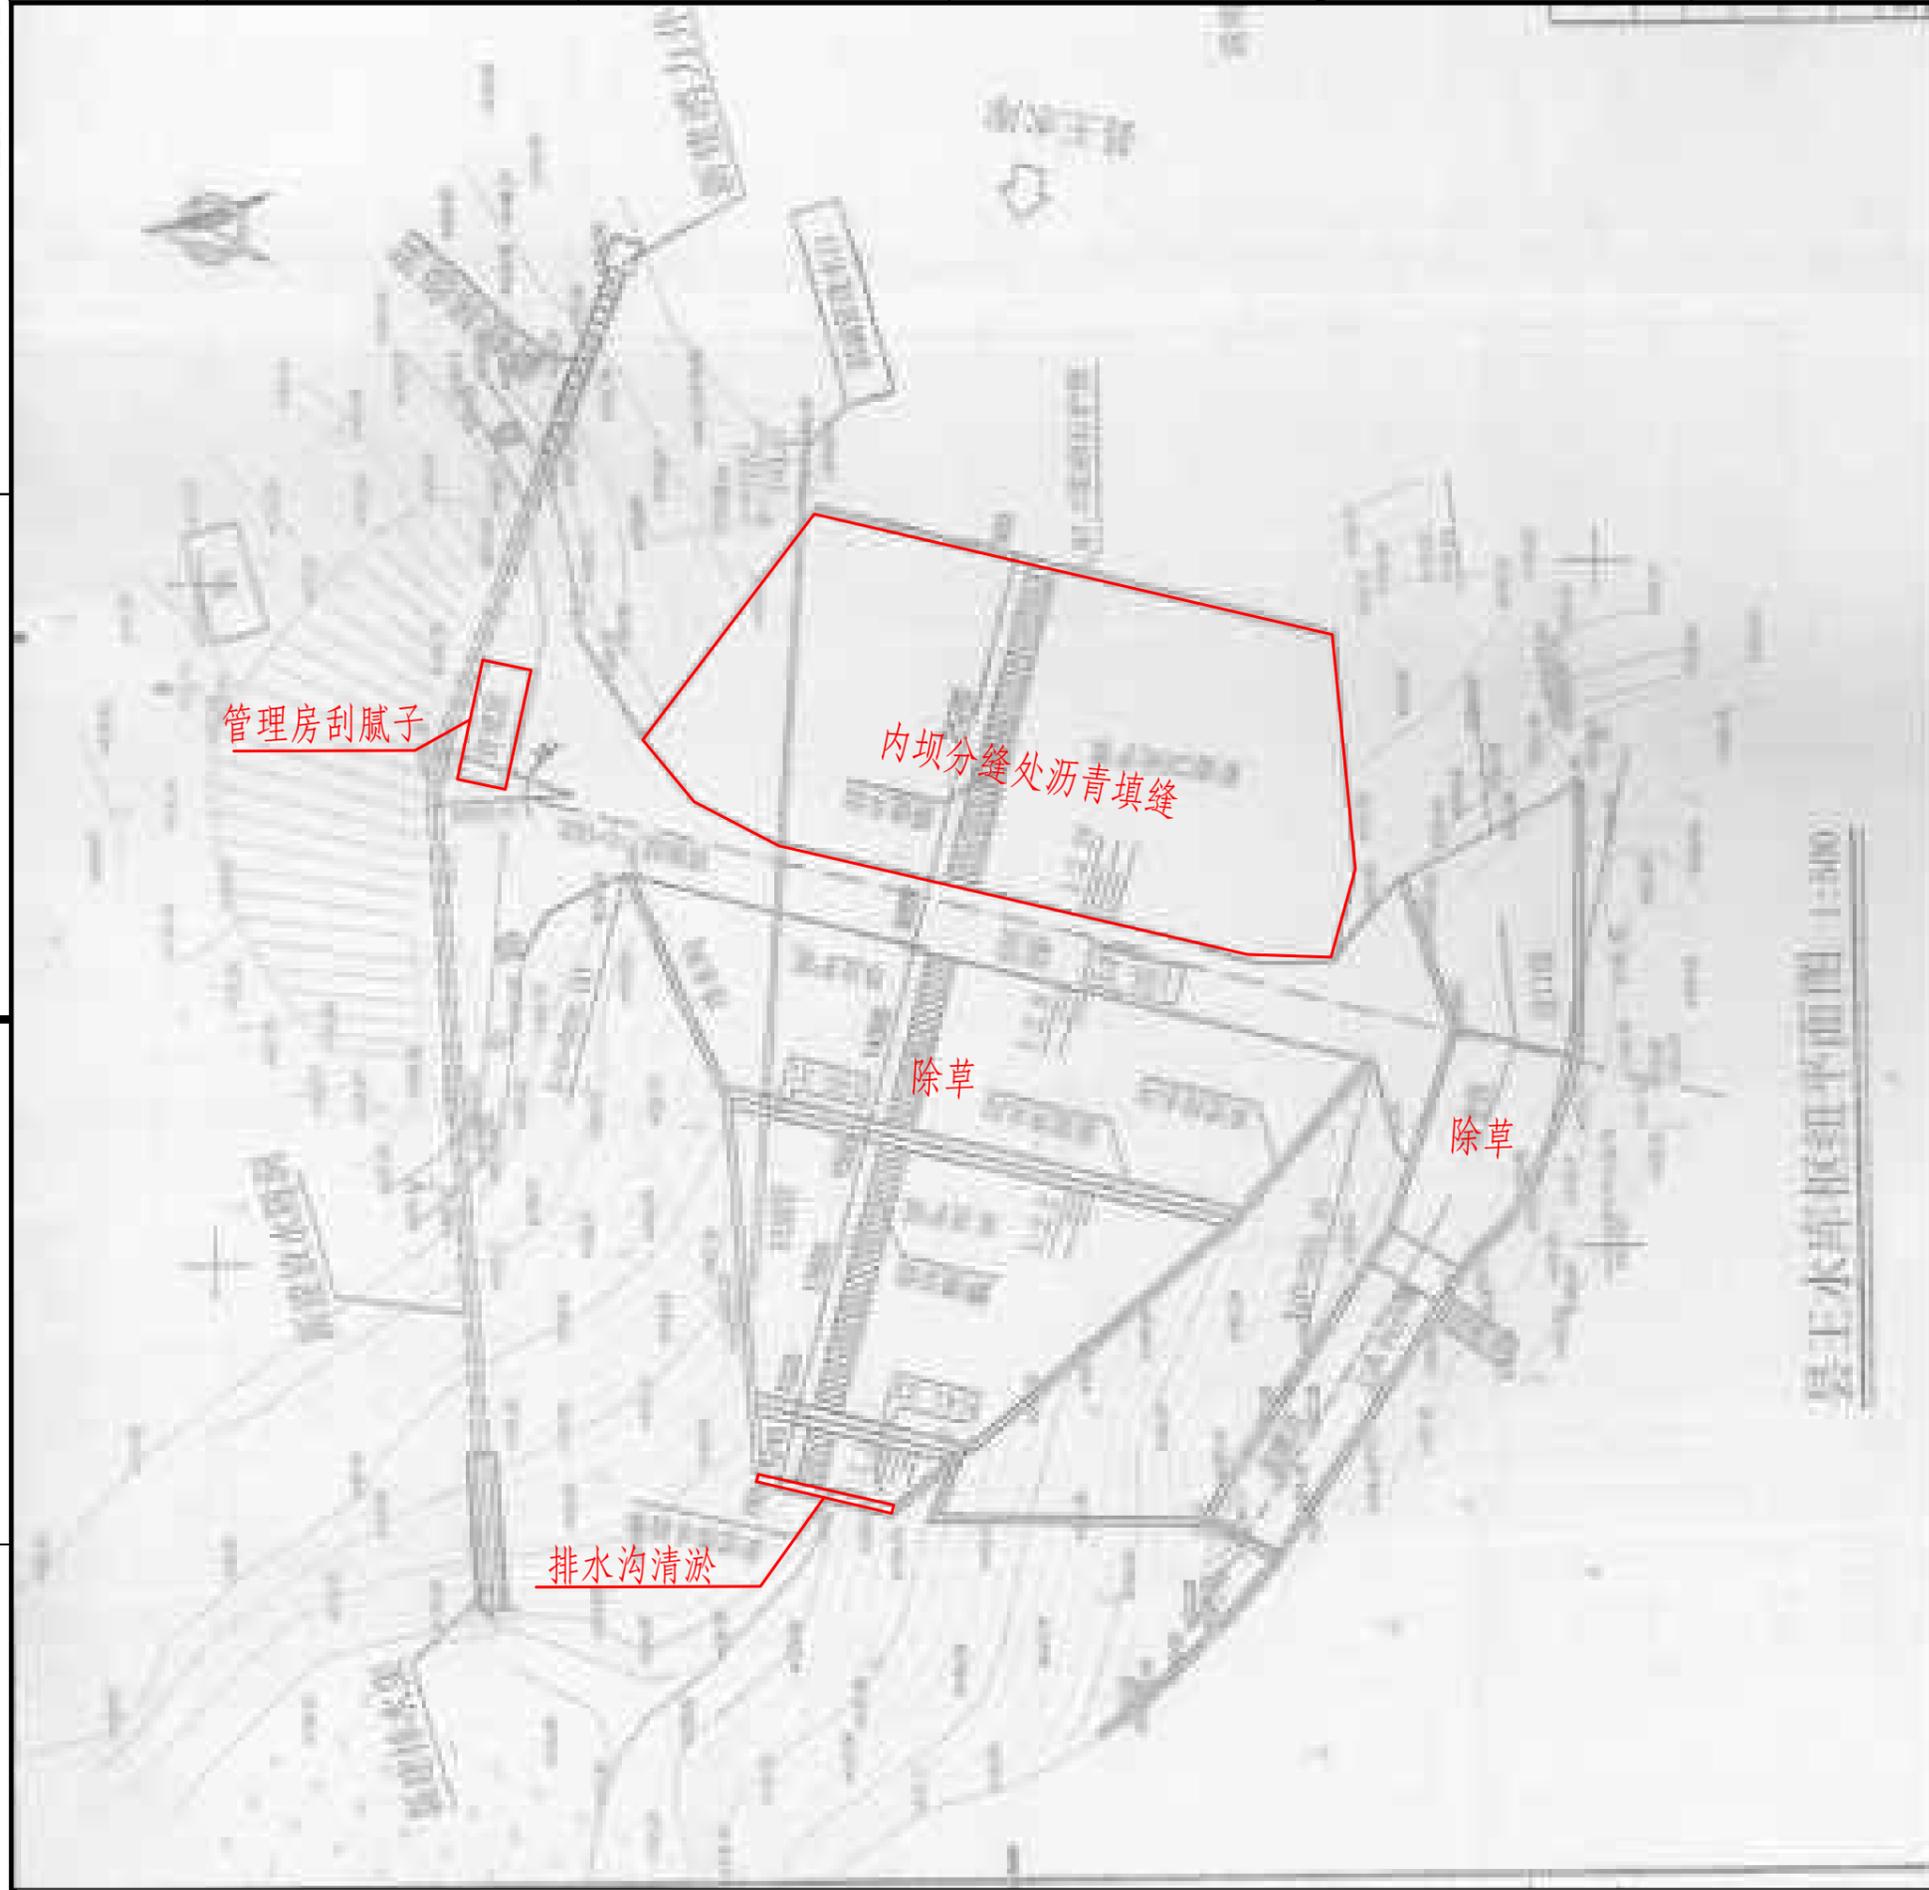

县王水库维修平面布置图

说明:

- 1、本图尺寸单位除注明外均为mm。
- 2、主要建设内容：水库除草7次、内坝内坝沥青填缝防渗、反虑体排水沟清淤、管理房刮腻子（2遍）、管理房楼板补漏、管理房更换纱窗、5层通玻文件柜（高1.8m，宽0.95m，深0.39m）、实木办公桌及配套椅子、灭火器设备（8kg干粉灭火器2具+1个灭火器箱）、制度牌安装工程（详见清单）等。以上部分项目涉及到选址问题的，实际施工地点及范围以业主指示为准。
- 3、本说明不详之处，均按照相关规范执行。

广西梧州市银海水利电力设计咨询有限公司

核定	黄胜强	[Signature]	岑溪市2025年第一批中央水利发展资金小型水库工程维修养护项目	技施	设计	
审查	黄胜强			水工	部分	
校核	刘柳	[Signature]	县王水库维修平面图			
设计	黄一波	[Signature]				
制图	黄一波	[Signature]				
发证单位	建设部		比例	见图	日期	2025年6月
设计证号	A145001664（临）		图号	岑溪市-维修养护-技施-31		


SIZE:A3+0=0.25A1

A

B

C

D

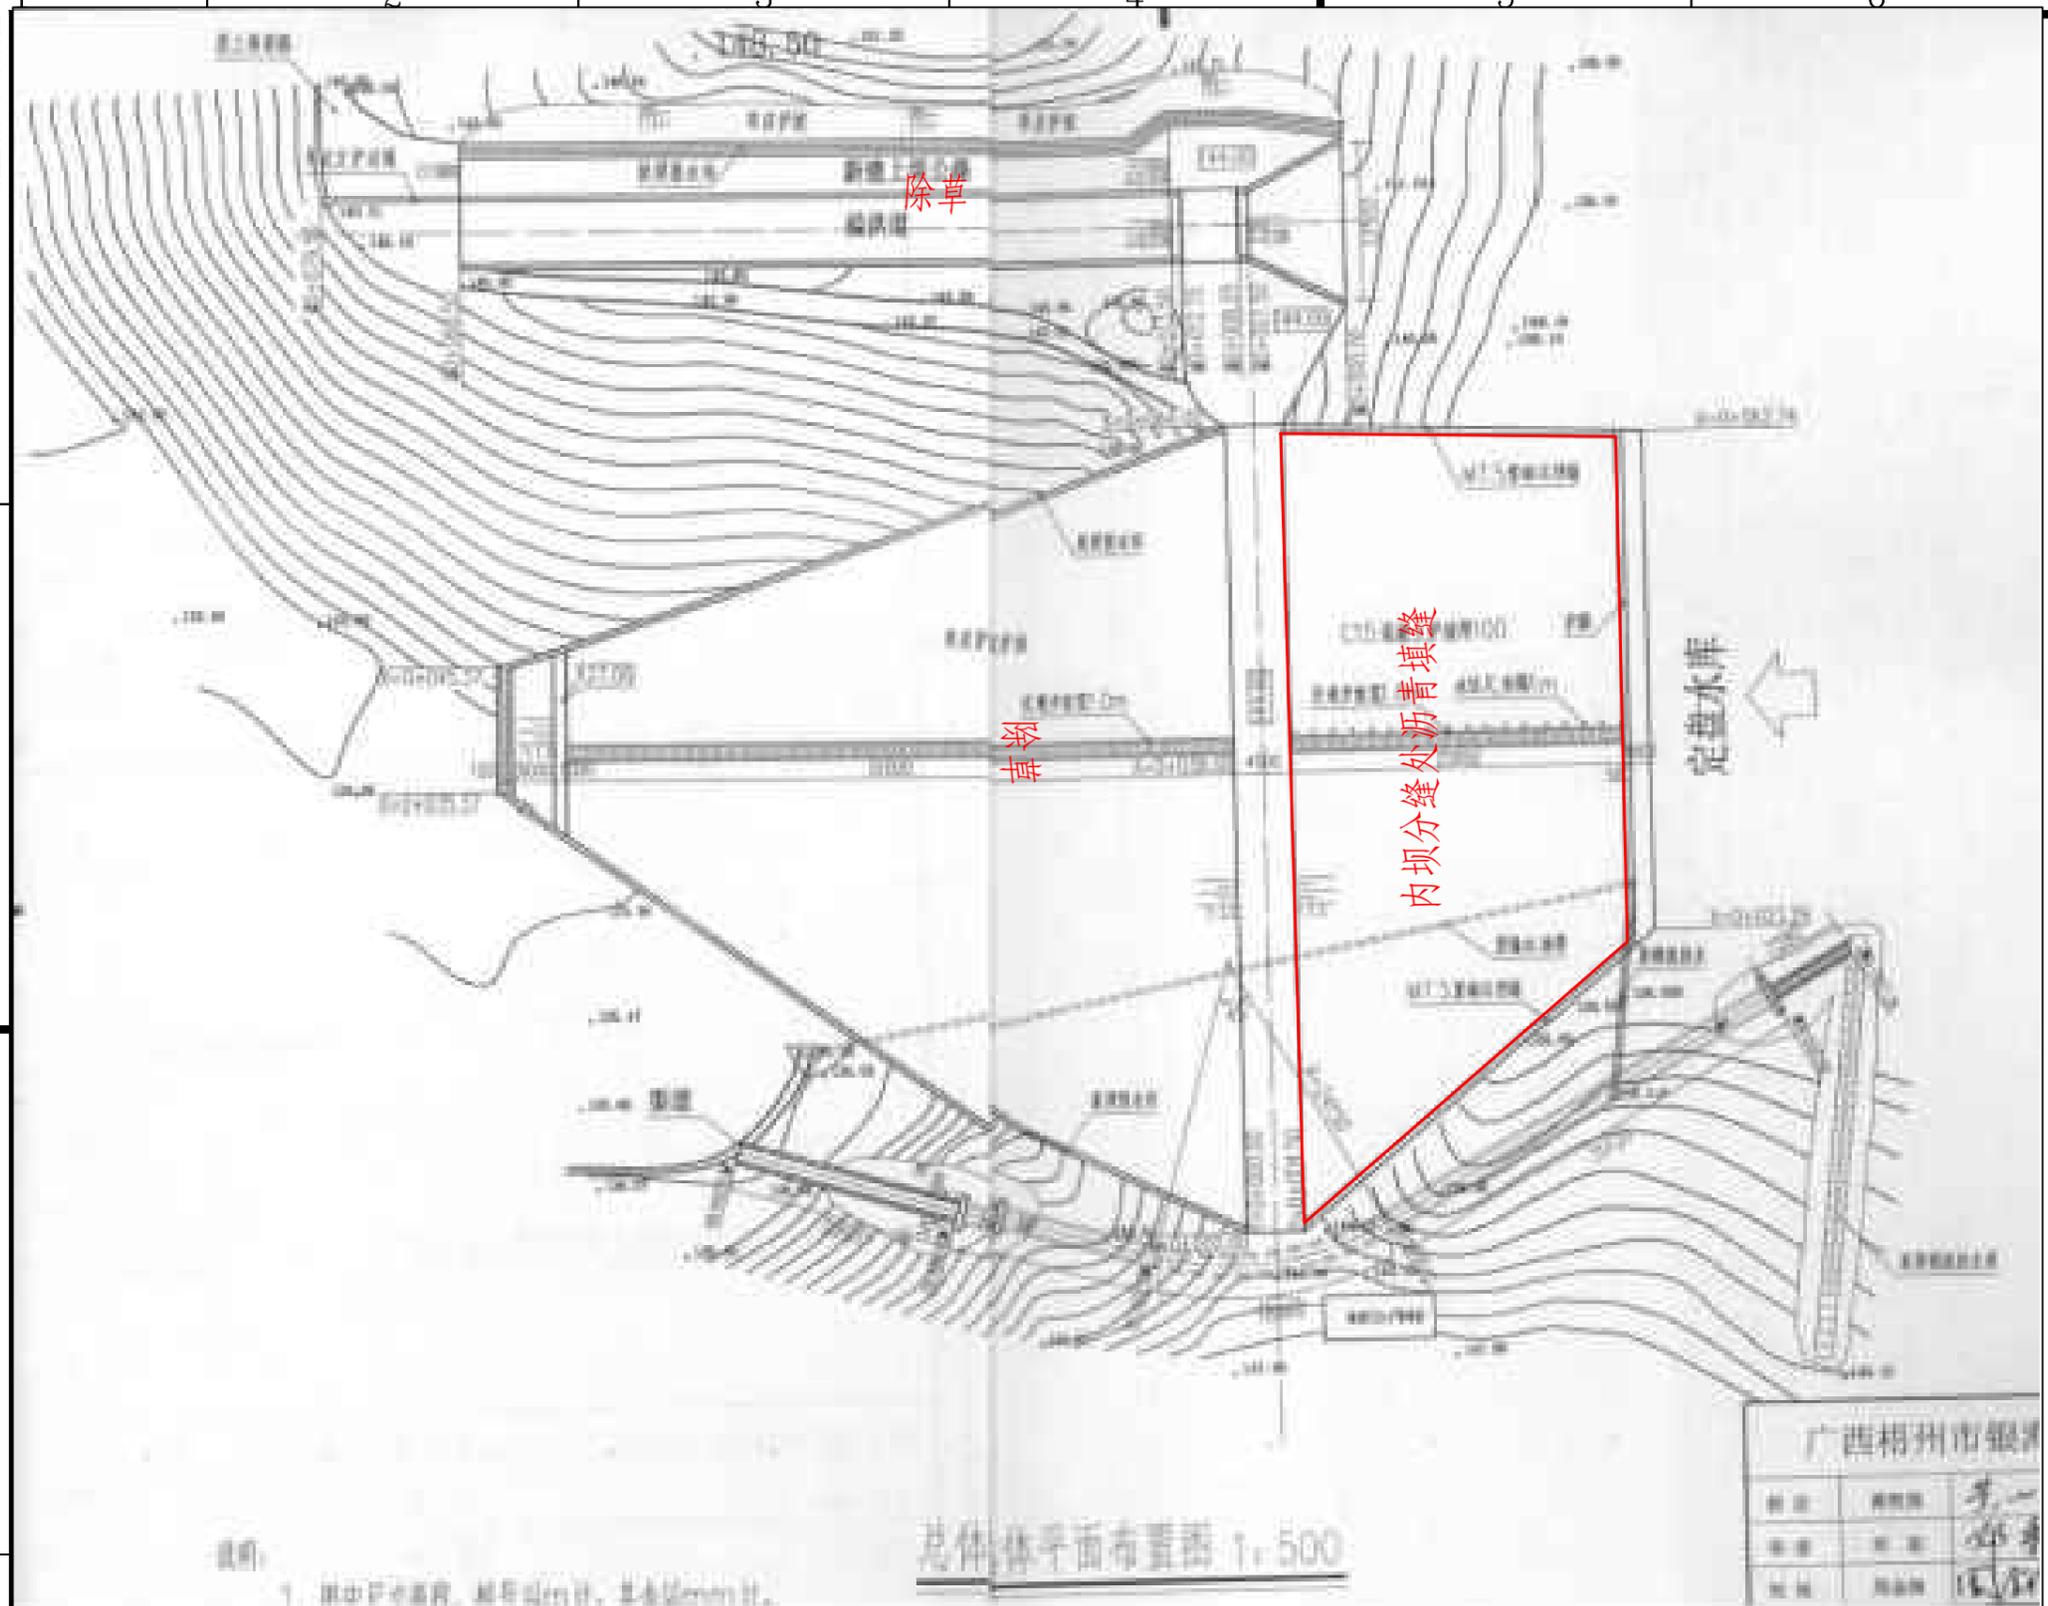

### 定盘水库维修平面布置图


说明:

- 1、本图尺寸单位除注明外均为mm。
- 2、主要建设内容：水库除草7次、内坝内坝缝沥青填缝防渗、C20砼水位桩制作及安装、管理房楼板补漏、管理房更换纱窗、5层通玻文件柜（高1.8m，宽0.95m，深0.39m）、实木办公桌及配套椅子、制度牌安装工程（详见清单）等。以上部分项目涉及到选址问题的，实际施工地点及范围以业主指示为准。
- 3、本说明不详之处，均按照相关规范执行。

#### 广西梧州市银海水利电力设计咨询有限公司

核定	黄胜强	[Signature]	岑溪市2025年第一批中央水利发展资金小型水库工程维修养护项目	技施	设计	
审查	黄胜强			水工	部分	
校核	刘柳	[Signature]	县王水库维修平面图			
设计	黄一波	[Signature]				
制图	黄一波	[Signature]				
发证单位	建设部		比例	见图	日期	2025年6月
设计证号	A145001664(临)		图号	岑溪市-维修养护-技施-32		

SIZE: A3+0=0.25A1

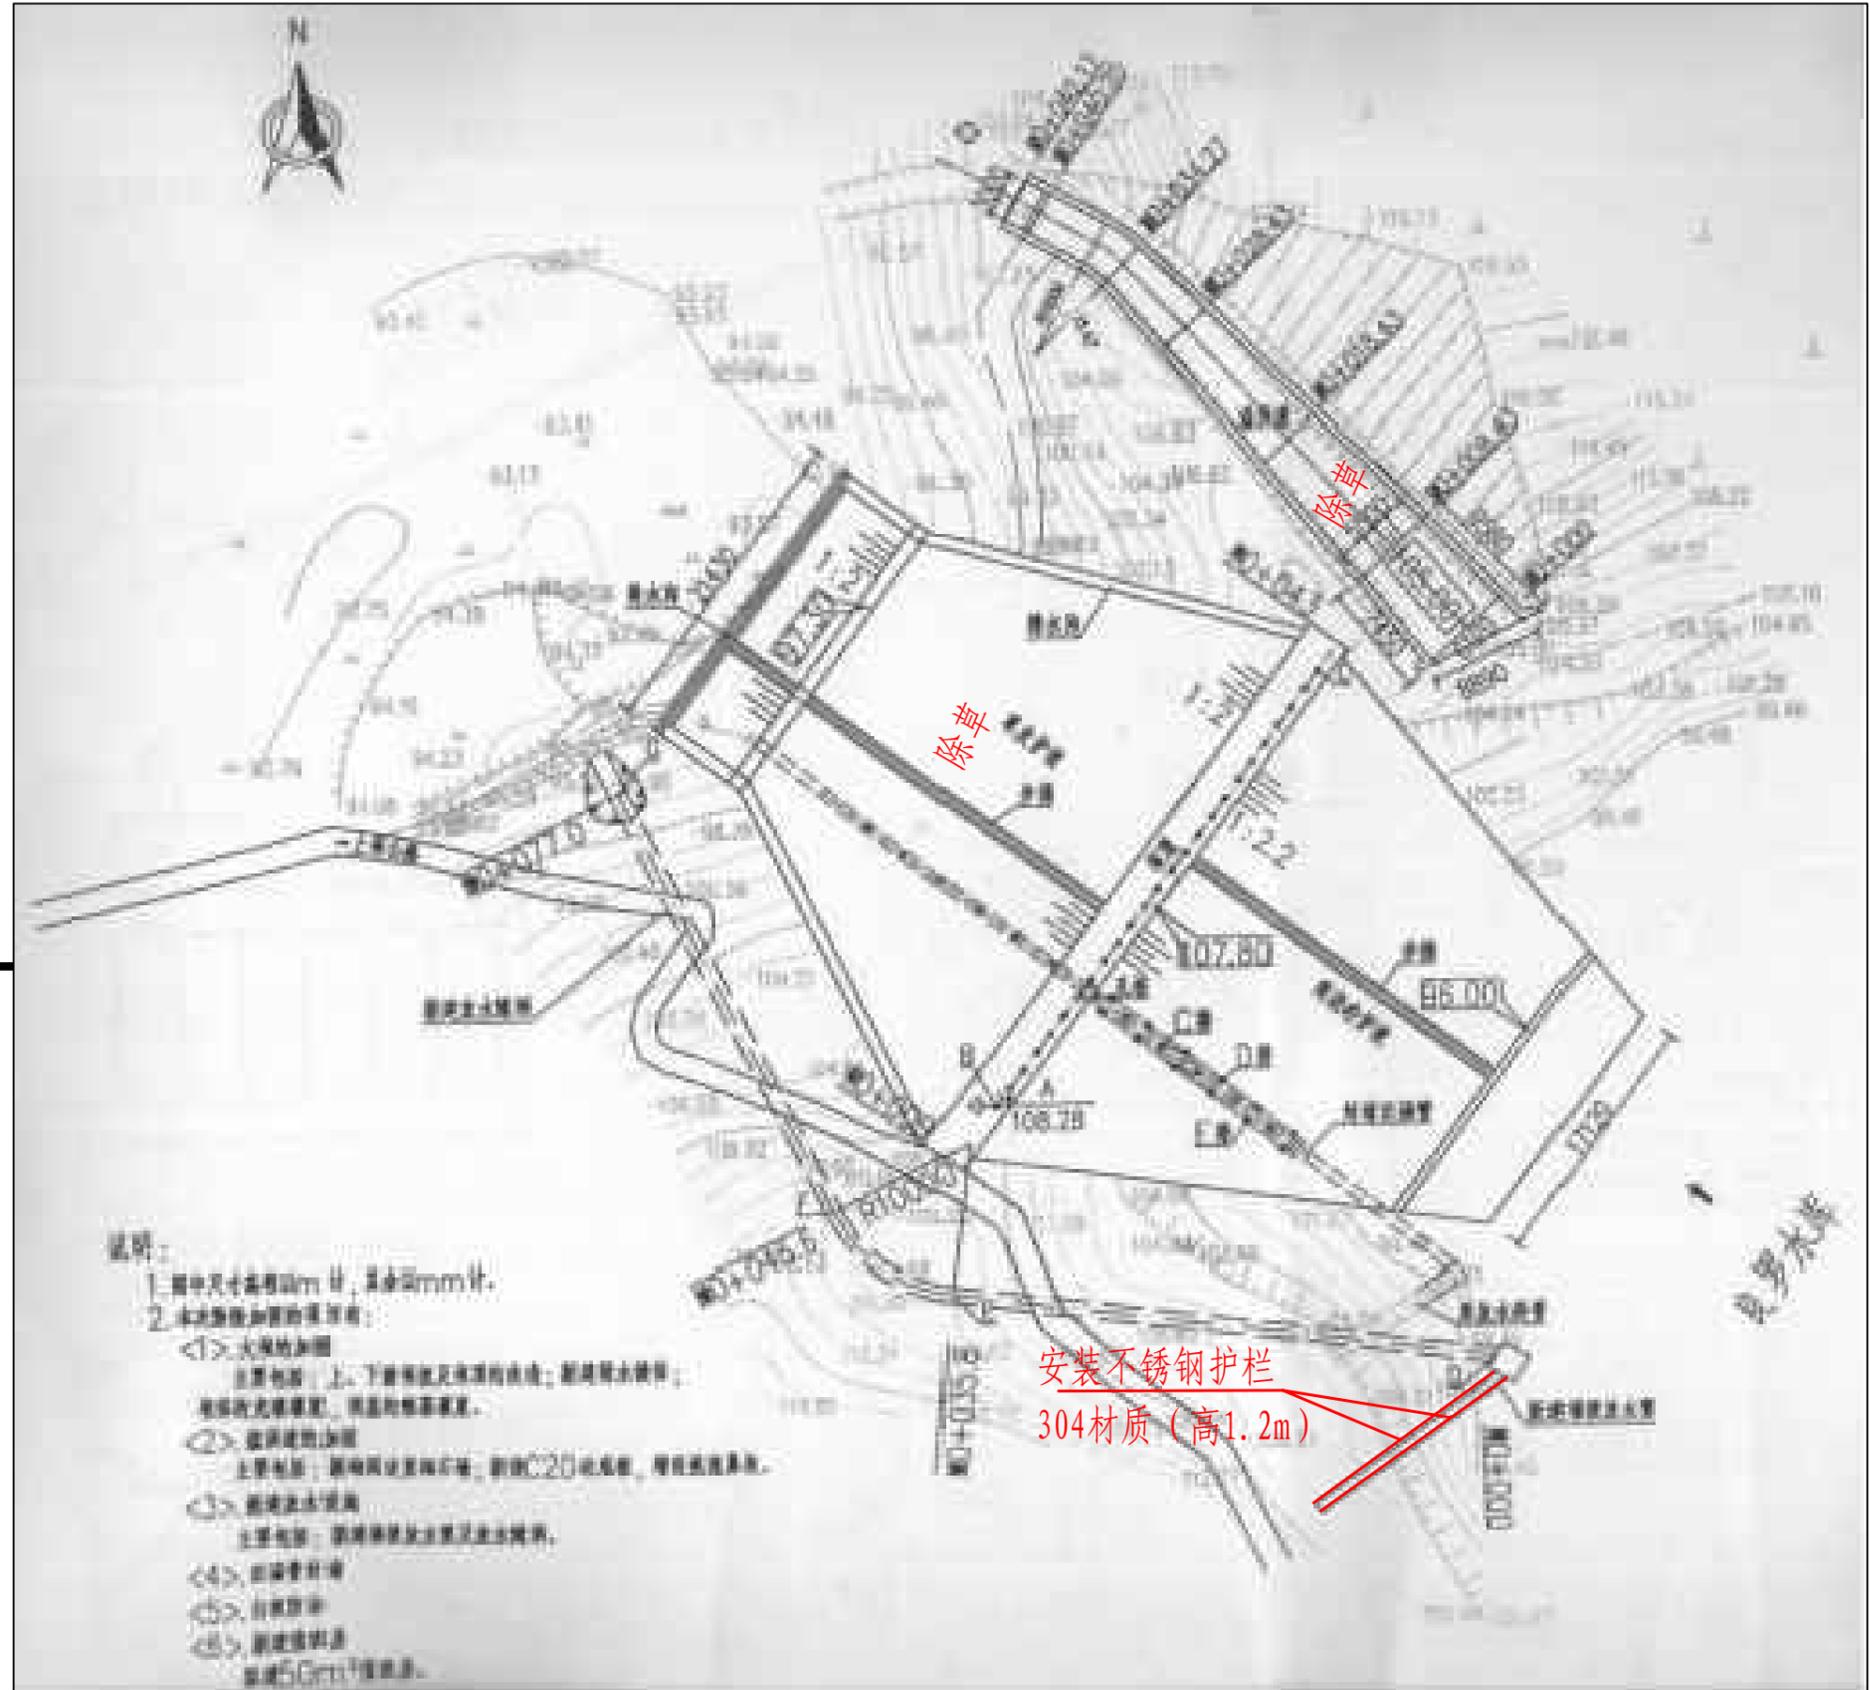


说明:

- 1、本图尺寸单位除注明外均为mm。
- 2、主要建设内容: 水库除草7次、放水梯级安装304不锈钢栏杆、5层通玻文件柜(高1.8m, 宽0.95m, 深0.39m)、实木办公桌及配套椅子、制度牌安装工程(详见清单)、螺旋节能灯泡(25w)、进库线路改造6km等。以上部分项目涉及到选址问题的, 实际施工地点及范围以业主指示为准。
- 3、本说明不详之处, 均按照相关规范执行。

良罗水库维修平面布置图

广西梧州市银海水利电力设计咨询有限公司					
核定	黄胜强	[Signature]	岑溪市2025年第一批中央水利发展资金小型水库工程维修养护项目	技施	设计
审查	黄胜强			水工	部分
校核	刘柳	[Signature]	良罗水库维修平面布置图		
设计	黄一波	[Signature]			
制图	黄一波	[Signature]			
发证单位	建设部	比例	见图	日期	2025年6月
设计证号	A145001664(临)	图号	岑溪市-维修养护-技施-33		

SIZE: A3+0=0.25A1

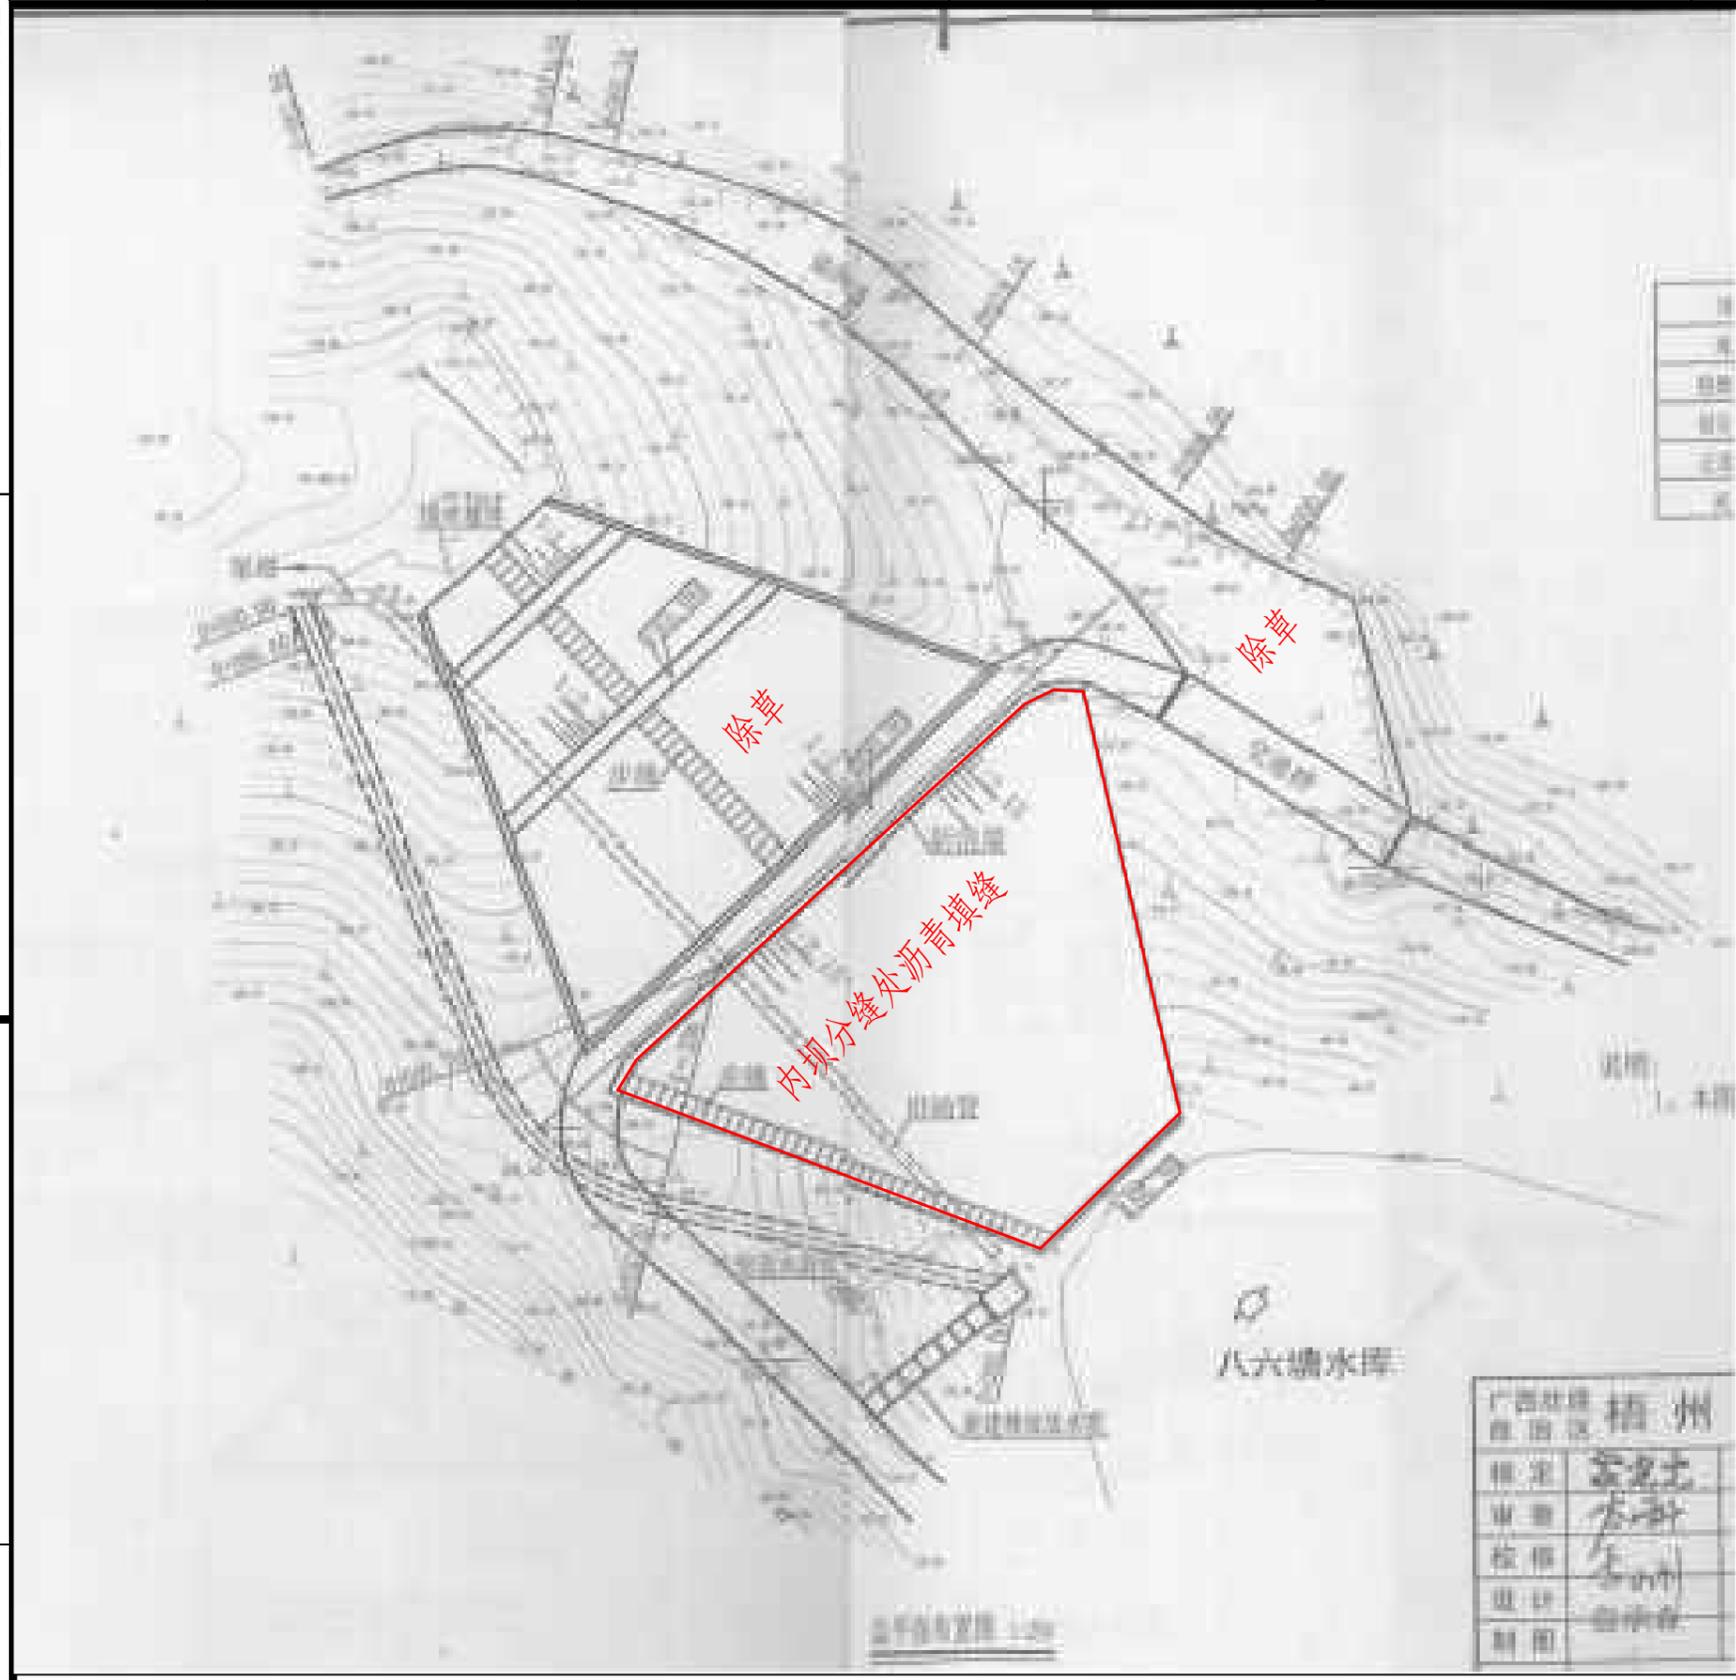


说明:

- 1、本图尺寸单位除注明外均为mm。
- 2、主要建设内容: 水库除草7次、内坝沥青填缝防渗、5层通玻文件柜(高1.8m, 宽0.95m, 深0.39m)、实木办公桌及配套椅子、管理房门前台阶维修、灭火器设备(8kg干粉灭火器2具+1个灭火箱)、制度牌安装工程(详见清单)等。以上部分项目涉及到选址问题的, 实际施工地点及范围以业主指示为准。
- 3、本说明不详之处, 均按照相关规范执行。

## 八六塘水库维修平面布置图

广西梧州市银海水利电力设计咨询有限公司					
核定	黄胜强		岑溪市2025年第一批中央水利发展资金小型水库工程维修养护项目	技施	设计
审查	黄胜强			水工	部分
校核	刘柳		八六塘水库维修平面布置图		
设计	黄一波				
制图	黄一波				
发证单位	建设部	比例	见图	日期	2025年6月
设计证号	A145001664(临)	图号	岑溪市-维修养护-技施-34		

SIZE:A3+0=0.25A1

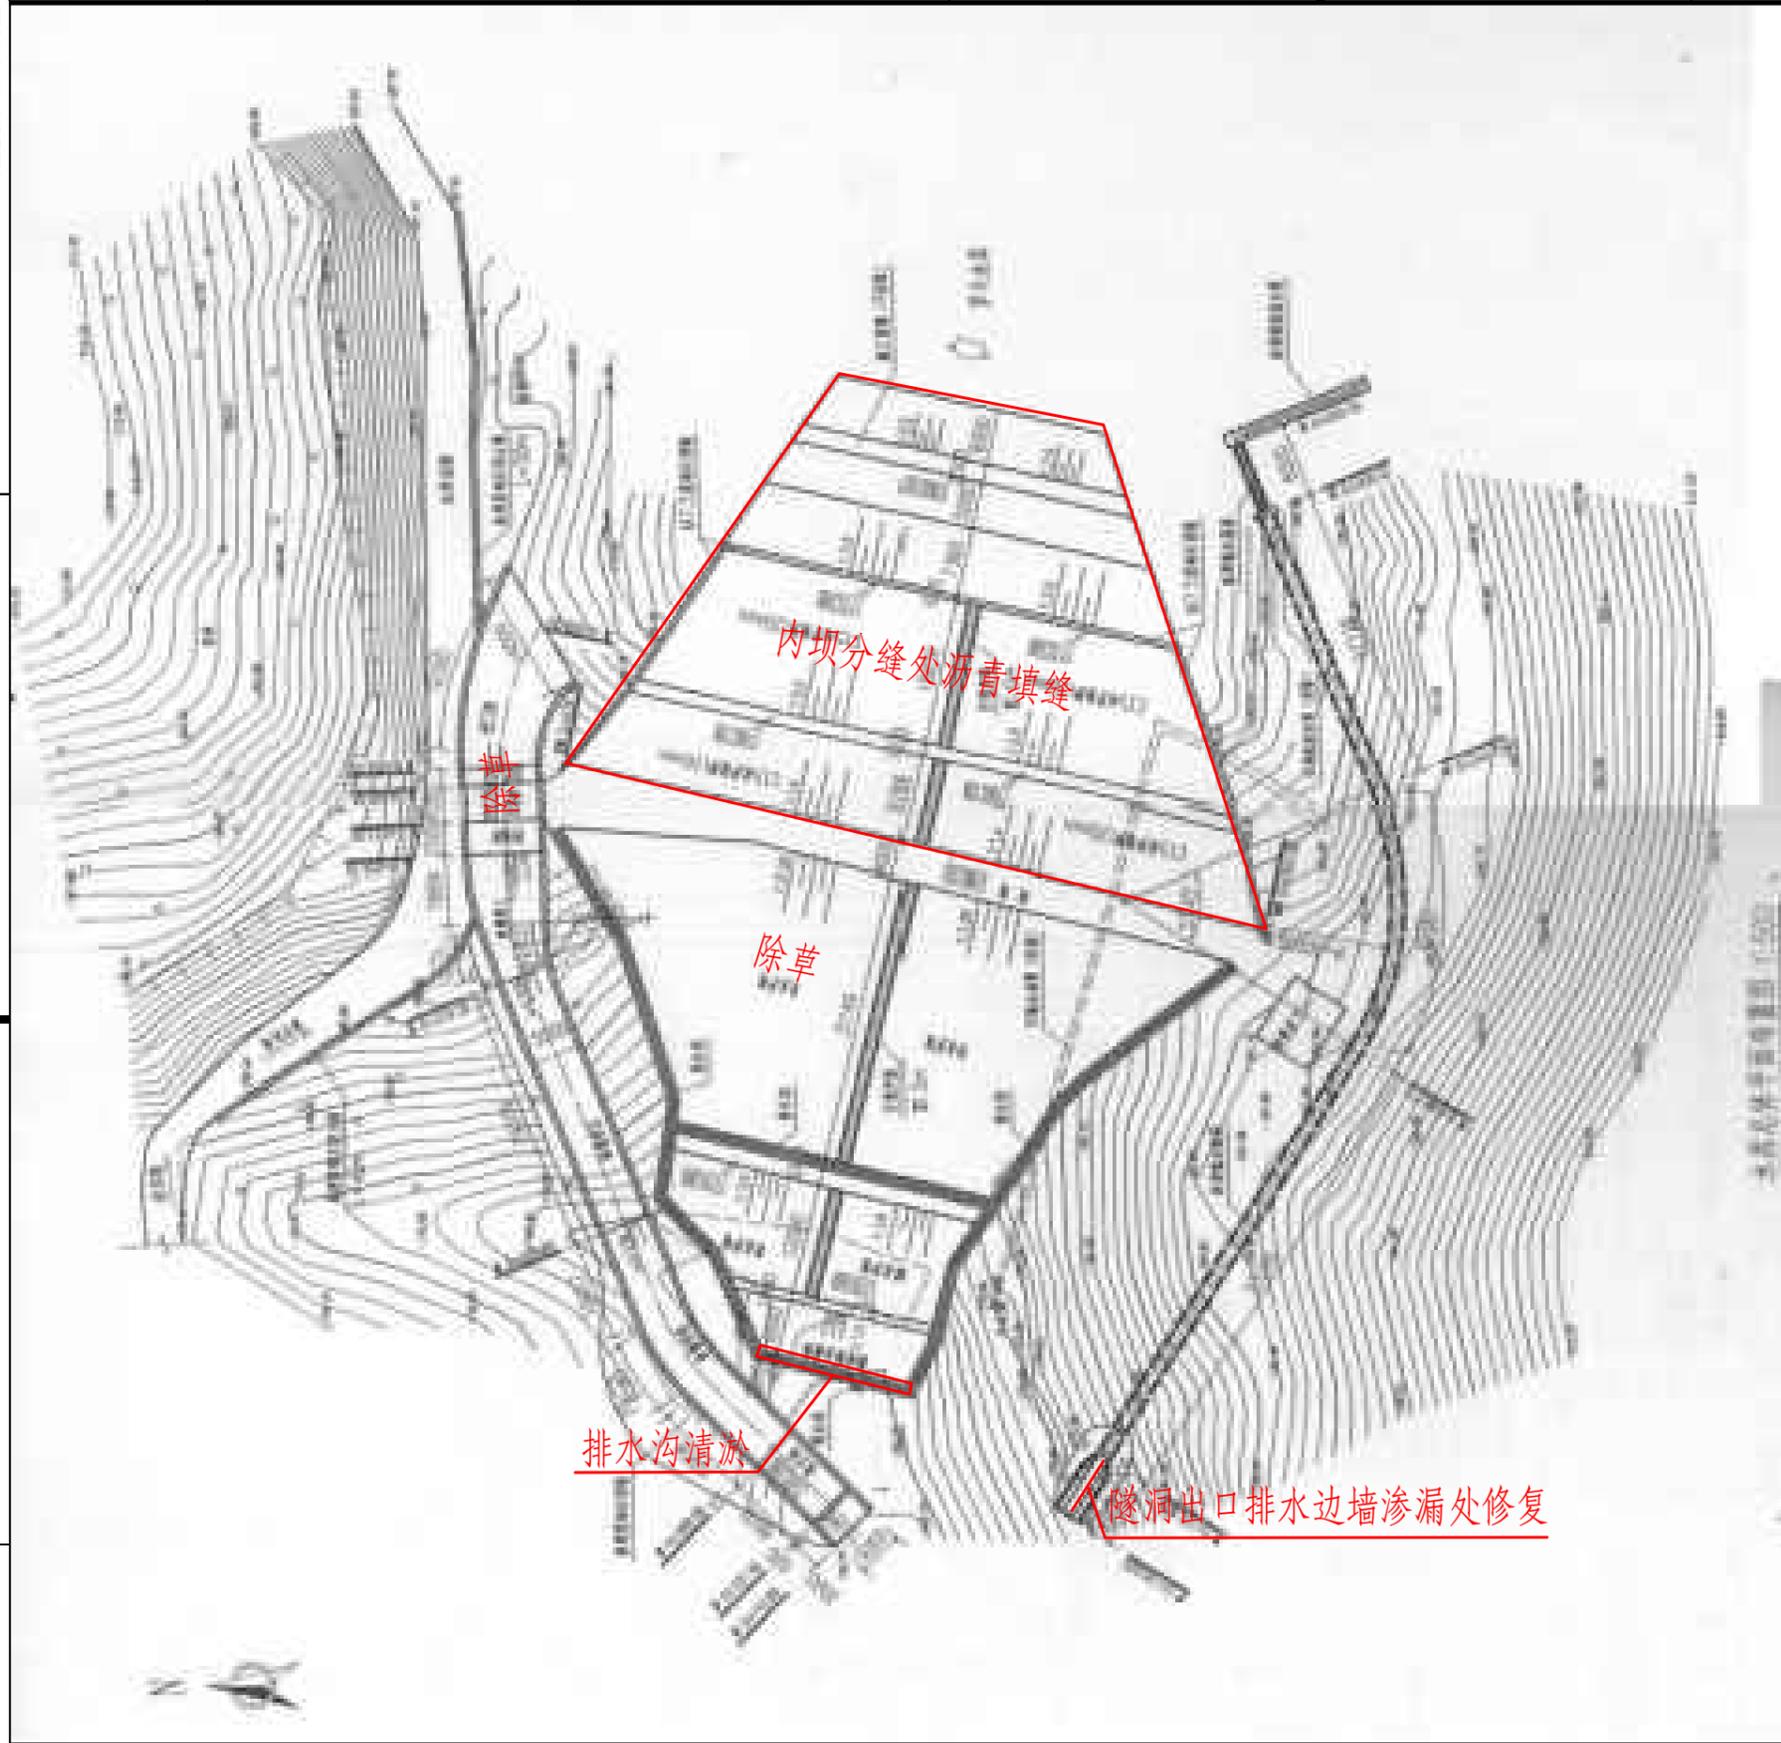

说明:

- 1、本图尺寸单位除注明外均为mm。
- 2、主要建设内容: 水库除草7次、内坝沥青填缝防渗、反滤体后排水沟清淤、隧洞出口排水边墙渗漏处修复、5层通玻文件柜(高1.8m, 宽0.95m, 深0.39m)、实木办公桌及配套椅子、灭火器设备(8kg干粉灭火器2具+1个灭火箱)、制度牌安装工程(详见清单)、进库线路改造4km等。以上部分项目涉及到选址问题的, 实际施工地点及范围以业主指示为准。
- 3、本说明不详之处, 均按照相关规范执行。

## 罗斗水库维修平面布置图

广西梧州市银海水利电力设计咨询有限公司


核定	黄胜强	岑溪市2025年第一批中央水利发展资金小型水库工程维修养护项目	技施	设计	
审查	黄胜强		水工	部分	
校核	刘柳	罗斗水库维修平面布置图			
设计	黄一波				
制图	黄一波				
发证单位	建设部	比例	见图	日期	2025年6月
设计证号	A145001664(临)	图号	岑溪市-维修养护-技施-35		

SIZE:A3+0=0.25A1


A

B

C

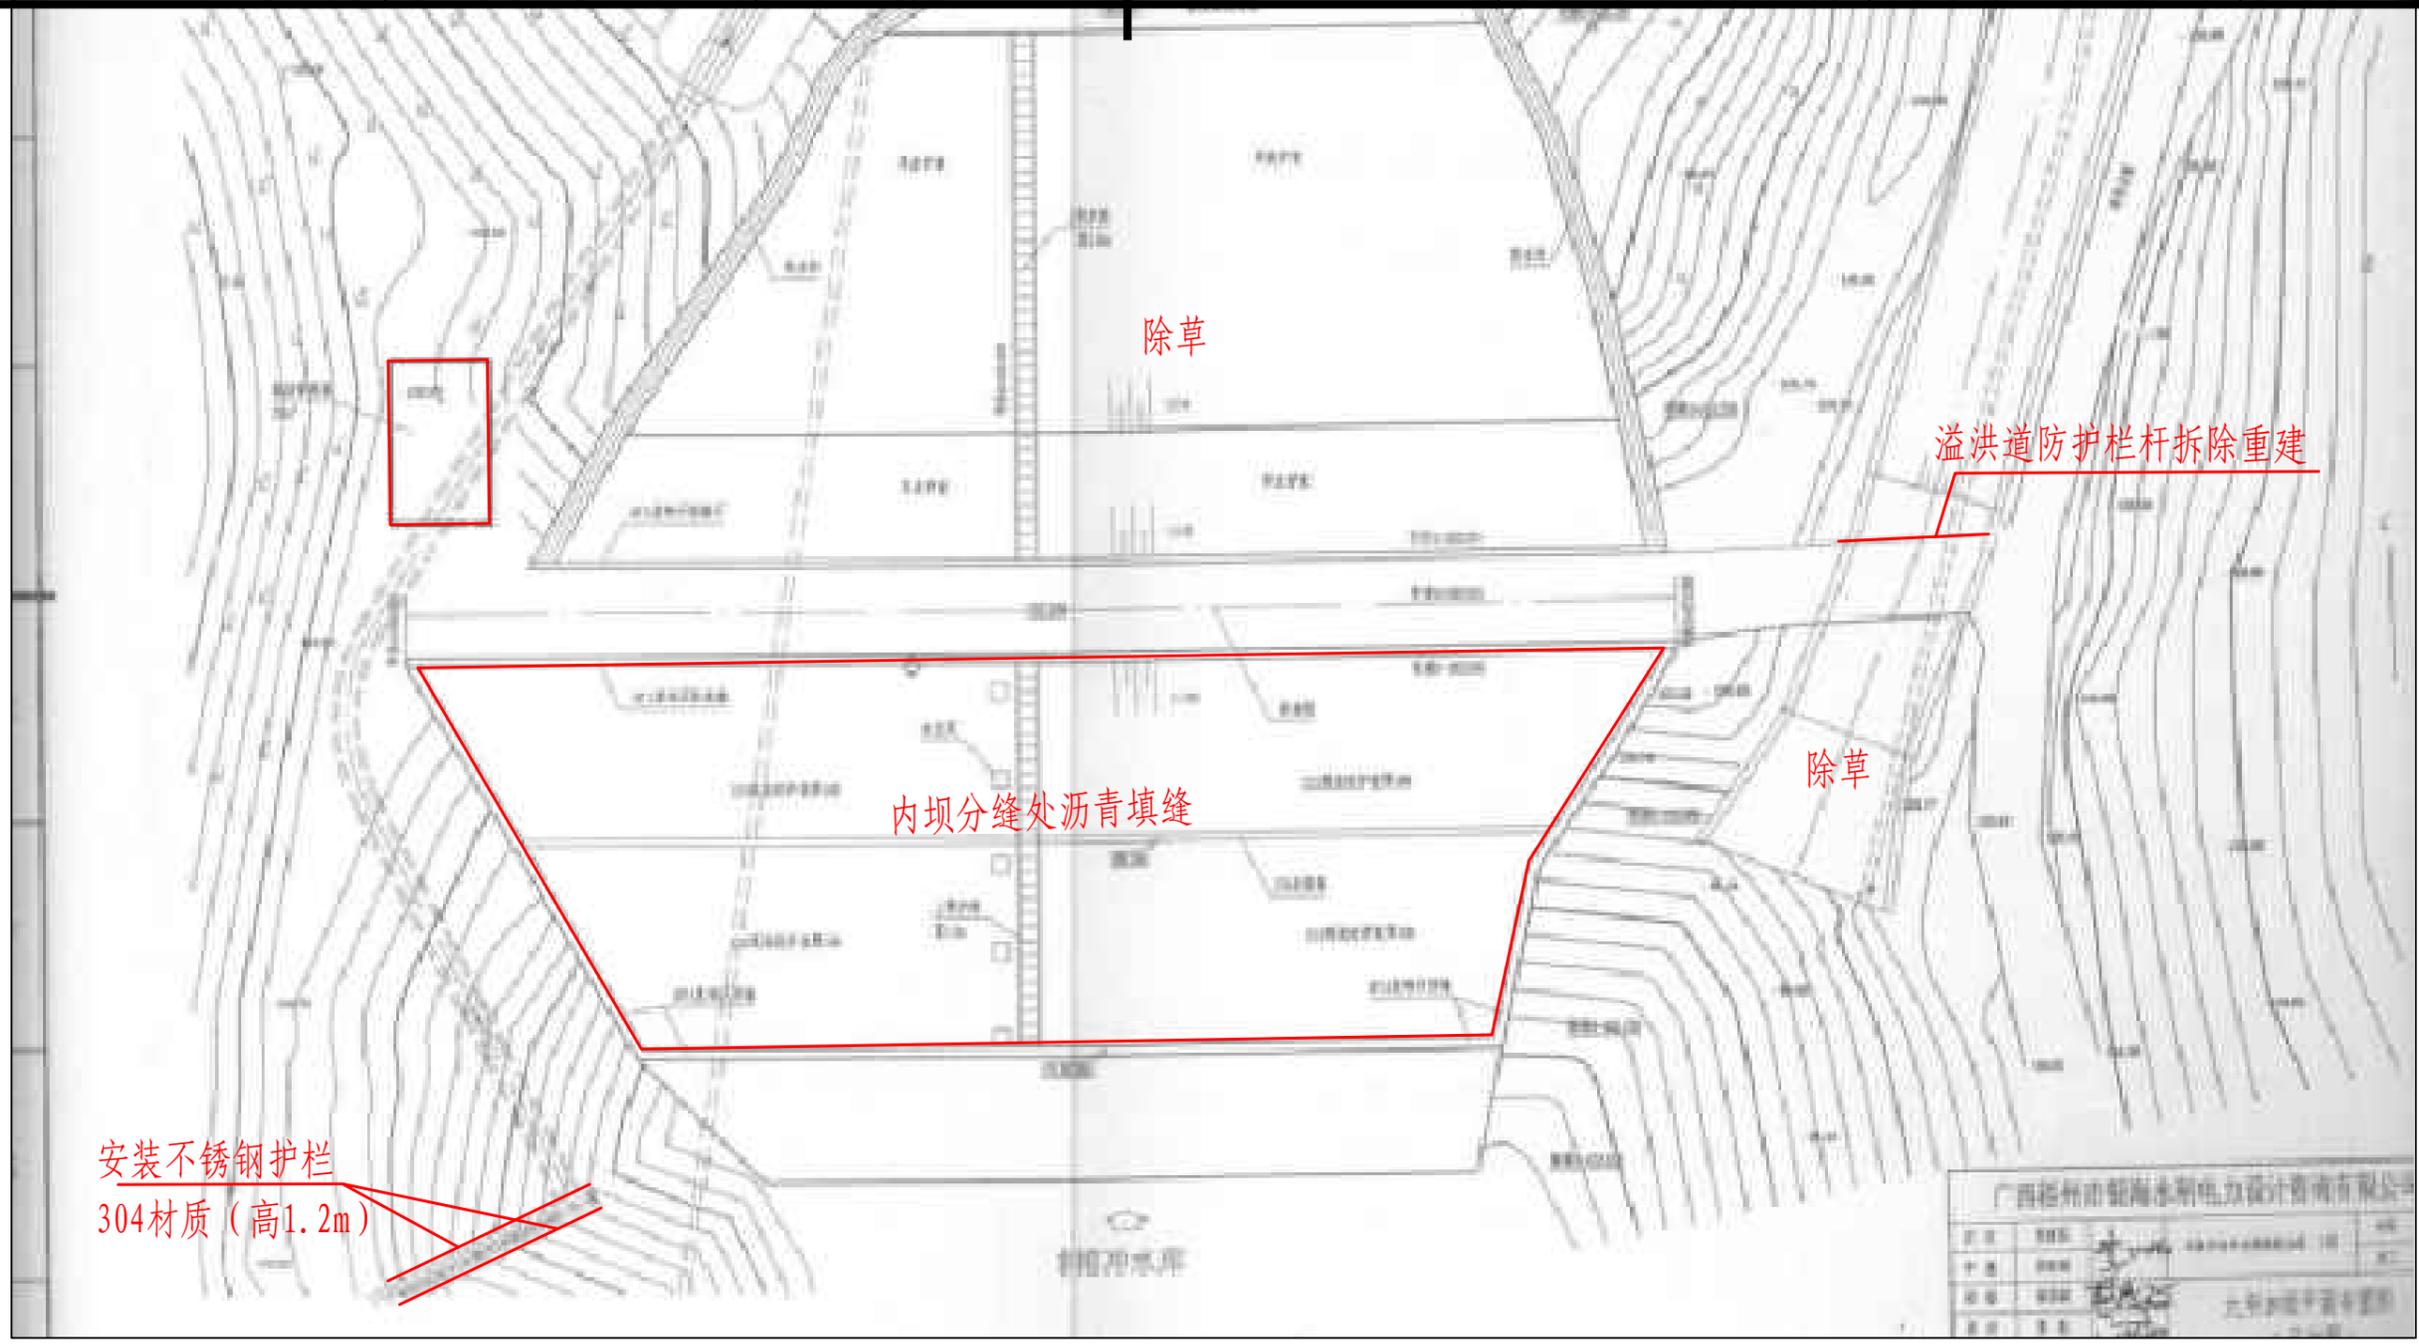

### 榕冲水库维修平面布置图

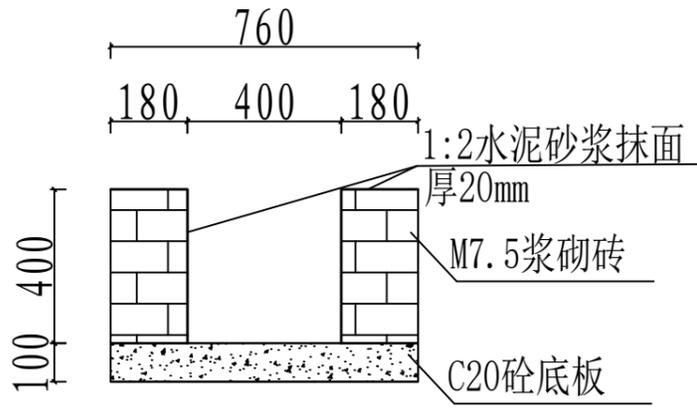

排水沟大样图 1:100  
(25m)

说明:


- 1、本图尺寸单位除注明外均为mm。
- 2、主要建设内容：水库除草7次、内坝沥青填缝防渗、安装304不锈钢栏杆（放水梯级、管理房前）、C20砼水位桩制作及安装、更换水位尺安装、2m³ 304不锈钢放水塔及配件、5层通玻文件柜（高1.8m，宽0.95m，深0.39m）、实木办公桌及配套椅子、灭火器设备（8kg干粉灭火器2具+1个灭火箱）、管理房刮腻子（刮2遍）、排水沟（管理房+物资房长25m）、制度牌安装工程（详见清单）等。以上部分项目涉及到选址问题的，实际施工地点及范围以业主指示为准。
- 3、本说明不详之处，均按照相关规范执行。

广西梧州市银海水利电力设计咨询有限公司					
核定	黄胜强	[Signature]	岑溪市2025年第一批中央水利发展资金小型水库工程维修养护项目	技施 设计	
审查	黄胜强		水工 部分		
校核	刘柳	[Signature]	榕冲水库维修平面布置图		
设计	黄一波	[Signature]			
制图	黄一波	[Signature]			
发证单位	建设部	比例	见图	日期	2025年6月
设计证号	A145001664 (临)	图号	岑溪市-维修养护-技施-36		

D

1 2 3 4 5 6 7 8

SIZE: A3+0=0.25A1

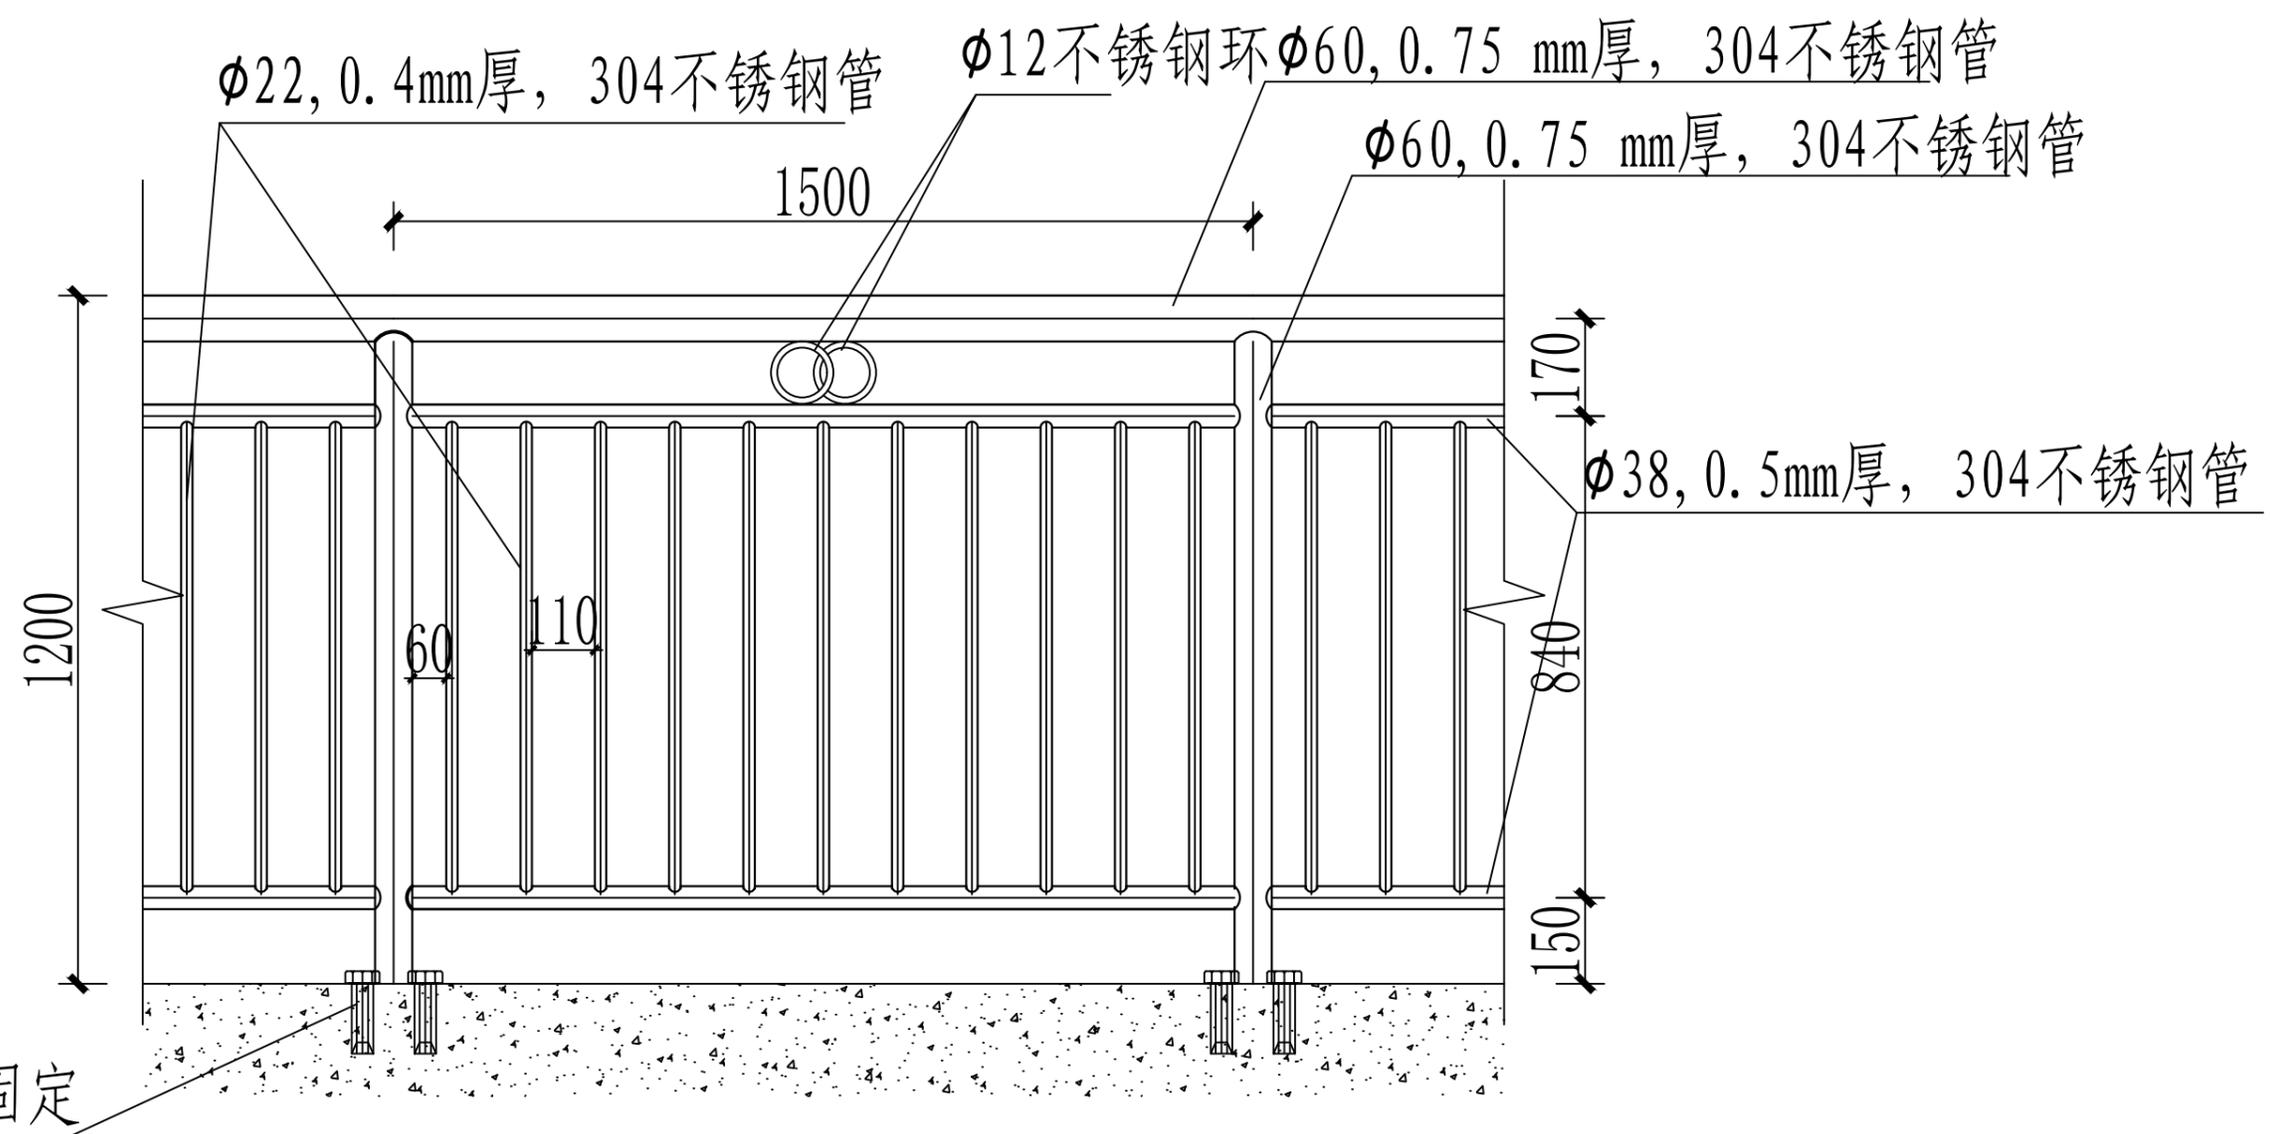

## 不锈钢护栏做法 1:50


说明:

- 1、本图尺寸单位除注明外均为mm。
- 2、除特殊标注外, 该不锈钢栏杆大样图适用于该项目中的栏杆制作与安装。
- 3、本说明不详之处, 均按照相关规范执行。


广西梧州市银海水利电力设计咨询有限公司

核定	黄胜强	岑溪市2025年第一批中央水利发展资金小型水库工程维修养护项目	技施	设计	
审查	黄胜强		水工	部分	
校核	刘柳	不锈钢栏杆大样图			
设计	黄一波				
制图	黄一波				
发证单位	建设部	比例	见图	日期	2025年6月
设计证号	A145001664 (临)	图号	岑溪市-维修养护-技施-37		

SIZE: A3+0=0.25A1

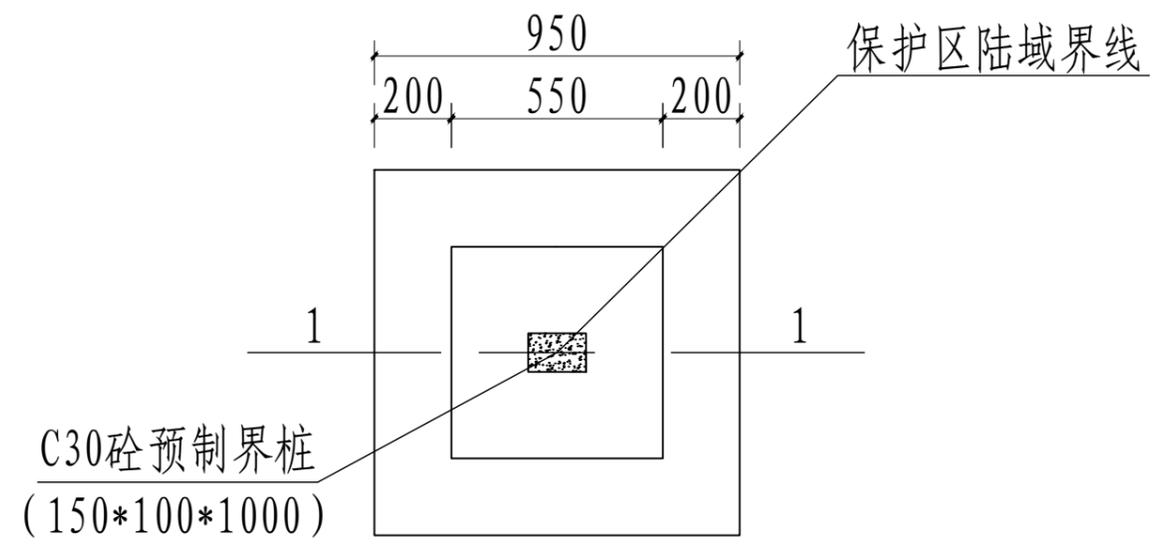

预制砼界桩平面图

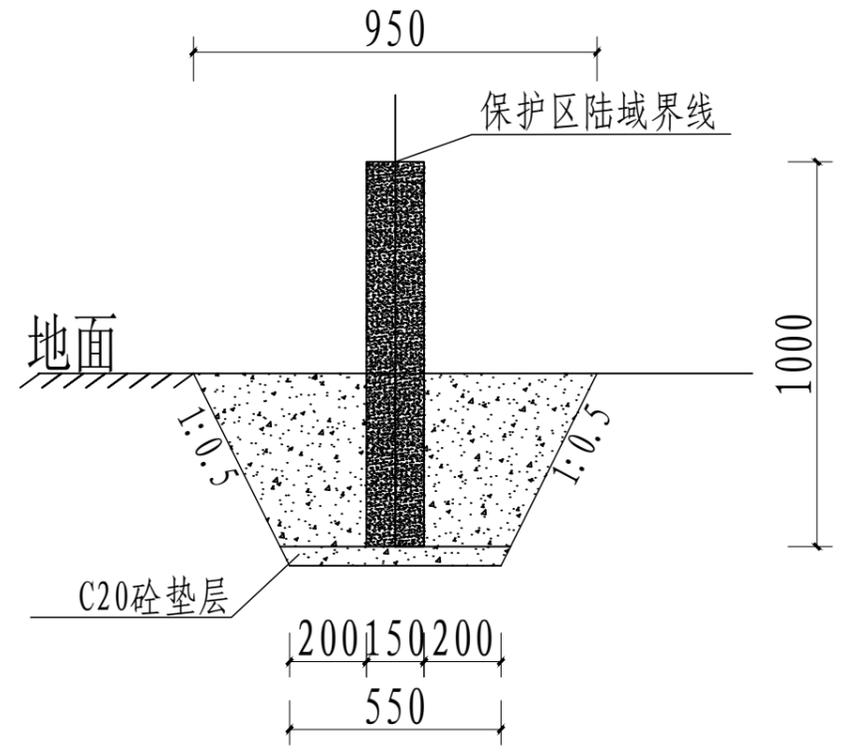

1-1剖面图

说明:

一、本图尺寸单位除注明外均为mm。


二、界桩标注说明:

1、界桩地面以上各面均应标注，面向管理范围内立面为正面，面向管理范围外立面为背面。正面、背面应采用阴文标注，左面、右面可采用喷涂方式标注。


2、界桩正面标注“严禁破坏”4个汉字；长方体桩背面标注中国水利标志图形和“管理范围界”5个汉字，其中“管理范围界”可根据河湖或水利工程类型用“河界”、“湖界”、“库区界”或“坝区界”等文字代替；界桩左面标注河湖或水利工程名称；界桩右面标注界桩编号。

广西梧州市银海水利电力设计咨询有限公司					
核定	黄胜强	[Signature]	岑溪市2025年第一批中央水利发展资金小型水库工程维修养护项目	技施	设计
审查	黄胜强			水工	部分
校核	刘柳	[Signature]	界桩大样图		
设计	黄一波	[Signature]			
制图	黄一波	[Signature]			
发证单位	建设部	比例	见图	日期	2025年6月
设计证号	A145001664(临)	图号	岑溪市-维修养护-技施-38		


SIZE: A3+0=0.25A1

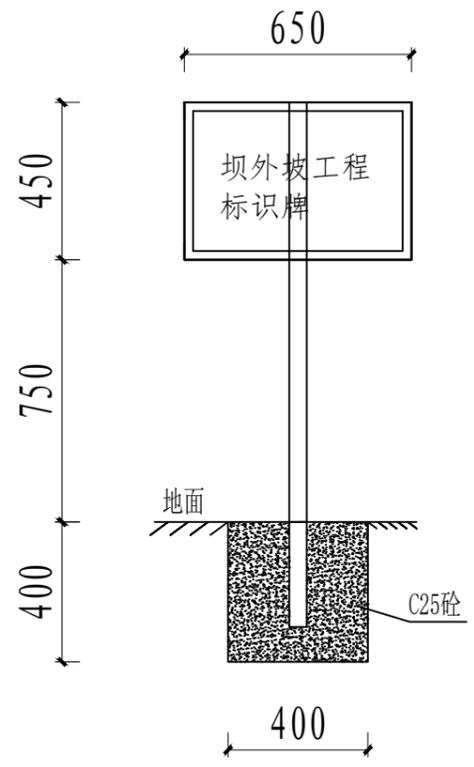


坝外坡工程标识牌大样图

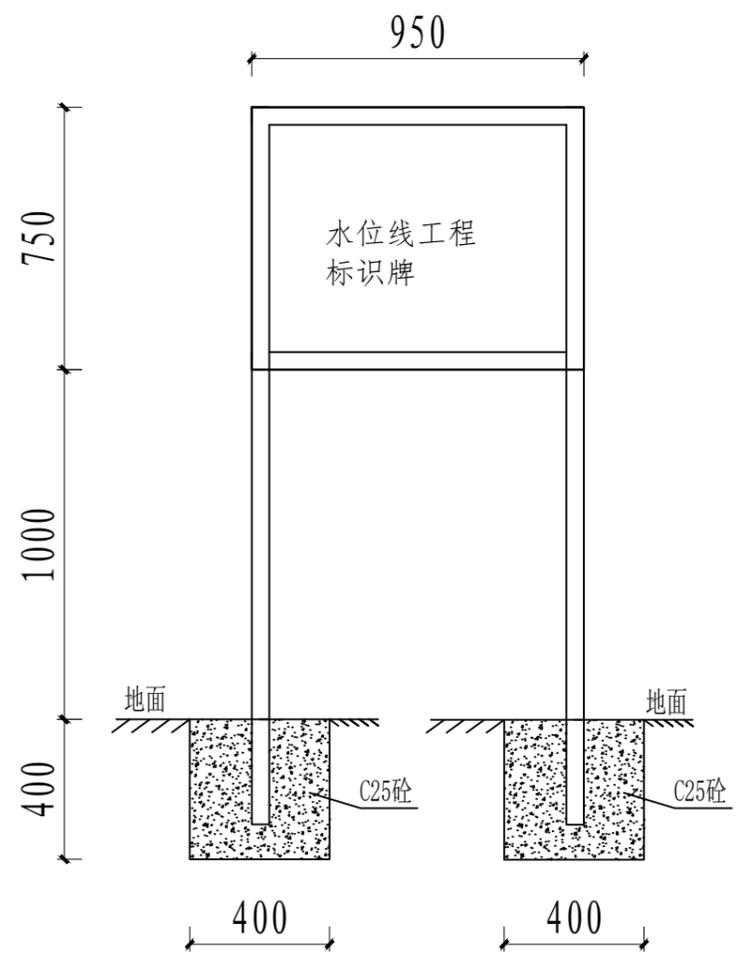

水位线工程标识牌大样图

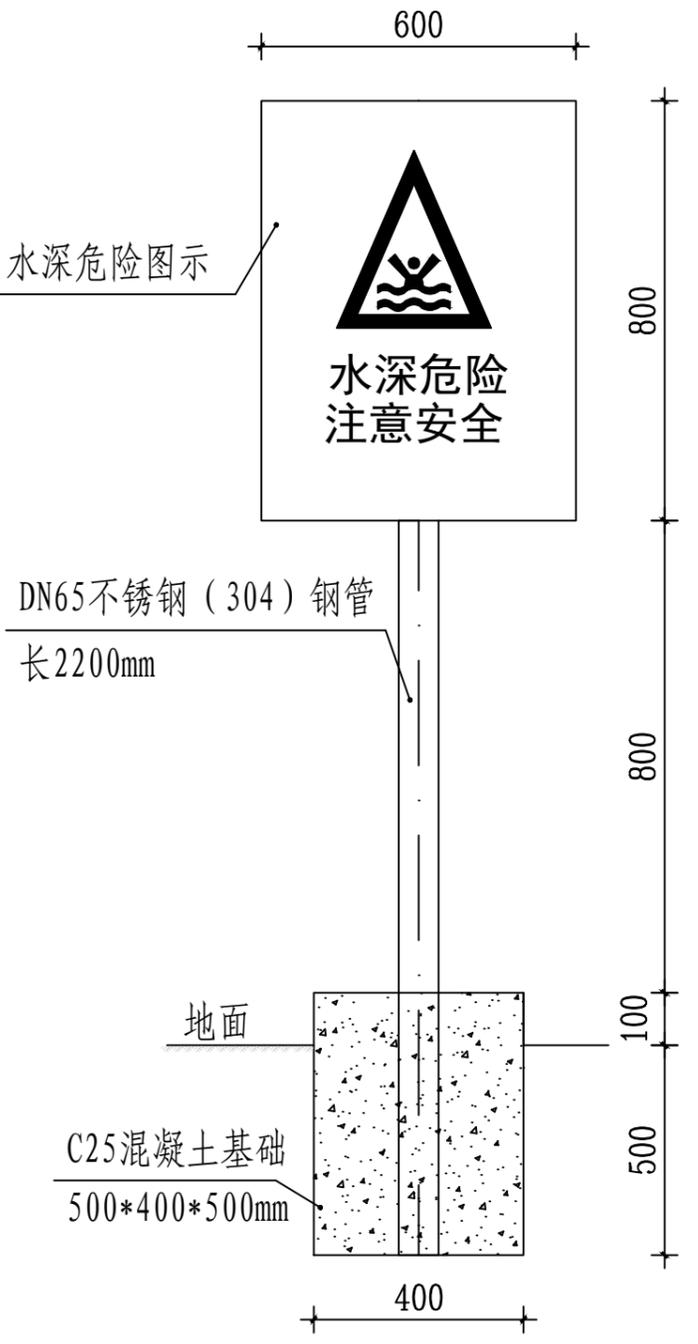

警示牌大样图

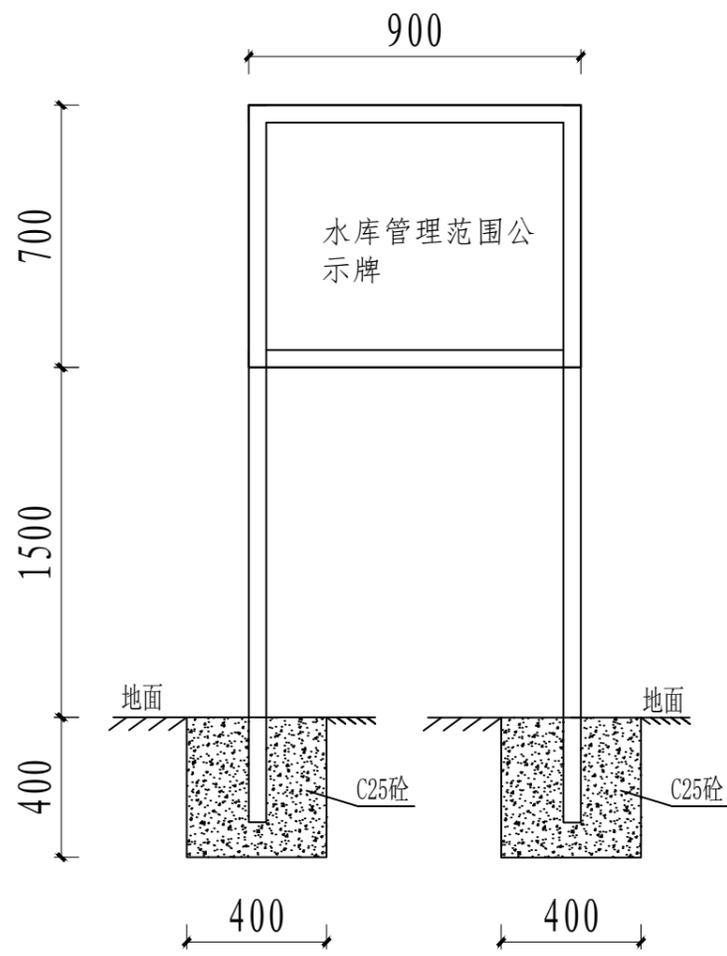

水库管理范围公示牌大样图

说明:

- 1、本图尺寸除注明外均为mm。
- 2、在水库泄洪设施进出口、库区可直达水面的通道口设置深水警示牌，共4块。
- 3、警示牌由牌面、立柱、基础三部分组成，采用蓝底白字，牌面形状为矩形，宽高比宜为3:4，边宽应不小于600mm，边高不下于800mm，牌面采用304不锈钢板，警示牌露出地面1700mm，立柱采用1根不锈钢钢管（直径65mm、材料304）。基础尺寸为500mm\*400mm\*500mm（长\*宽\*高），露出地面100mm，采用C25混凝土。
- 4、焊接时应满足焊缝要求，保证焊接牢固。
- 5、本说明不详之处，均按照相关规范执行。

广西梧州市银海水利电力设计咨询有限公司					
核定	黄胜强	岑溪市2025年第一批中央水利发展资金小型水库工程维修养护项目	技施	设计	水工部分
审查	黄胜强		设计	部分	
校核	刘柳	标识牌大样图			
设计	黄一波				
制图	黄一波				
发证单位	建设部	比例	见图	日期	2025年6月
设计证号	A145001664（临）	图号	岑溪市-维修养护-技施-39		