

东津镇狮夏村蛋鸡养殖基地用水项目

(给排水)专业

施工图设计


设计编号：SF-B25013



顺风建筑规划设计有限公司

二〇二五年四月

工程设计证书编号：A235044076

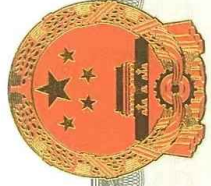

营业执照

统一社会信用代码

91350181MA3578B15D



扫描二维码登录
“国家企业信用信
息公示系统”了解
更多登记、备案、
许可、监管信息。

(副本)副本编号: 5 - 3

名称 顺风建筑规划设计有限公司
类型 有限责任公司
法定代表人 徐花英
经营范围 企业具体经营范围可通过国家企业信用信息公示系统(福建)查询(网址: fj.gsxt.gov.cn), 经营范围中属于法律、法规规定须经批准的项目, 应在取得有关部门的许可后方可开展经营活动。

注册资本 伍仟万圆整
成立日期 2020年12月10日
营业期限 2020年12月10日 至 2050年12月09日
住所 福建省福州保税港区国际物流园区综合大楼4层401室457区间(自贸试验区内)(该地址仅用于送达法律文书使用)



登记机关


2021

年12月21日

国家企业信用信息公示系统网址: <http://www.gsxt.gov.cn>

市场主体应当于每年1月1日至6月30日通过
国家企业信用信息公示系统报送公示年度报告

国家市场监督管理总局监制

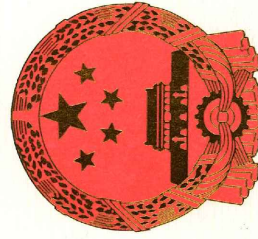

工程资质证书

证书编号: A235044076

有效期: 至2026年06月10日

中华人民共和国住房和城乡建设部制

企业名称: 顺风建筑规划设计有限公司

经济性质: 有限责任公司

资质等级: 电力行业(风力发电、送电工程、变电工程)专业乙级; 公路行业(公路)专业丙级; 农林行业(农业综合开发生态工程)专业乙级; 水利行业丙级; 市政行业乙级; 建筑行业乙级; 风景园林工程设计专项乙级; 环境工程(物理污染防治工程)专项乙级。
可承担建筑装饰工程设计、建筑幕墙工程设计、轻型钢结构工程设计、建筑智能化系统设计、照明工程设计和消防设施工程设计相应范围的乙级专项工程设计业务。

发证机关:

2022年02月21日



No. AZ0178211

日期	签字	专业	日期	签字	专业
		暖通			给排水
		电气			
专业	方案	建筑	结构		

施工说明

一. 设计说明：

(一)设计依据：

- 1. 建设单位提供的本工程有关资料；
- 2. 村镇供水工程设计规范（SL687-2014）；
- 3. 建筑给水排水设计标准（GB50015-2019）；
- 4. 室外给水设计标准（GB50013-2018）；
- 5. 给水排水管道工程施工及验收规范（GB50268-2008)及现行相关的给水工程设计施工规范。

(二)设计范围：

本设计范围包括机井钻探成井、深水泵安装、井内井壁管安装、输水管安装至不锈钢储水箱；不锈钢储水箱出水输水管铺设由建设方自理。

(三)工程布置：

- 1. 根据地形，管道应尽量沿路布置,管道隆起最高处设置排气阀，管道较低处设置排泥阀，详见管网布置图。
- 2. 本工程管网的管径管顶覆土不得小于0.7m，施工时按现场地形状况适当调整。

二. 施工说明：

(一)管材及配件：

- 1. 本工程管材选择：管道均采用PE给水管，管材公称压力详见材料表。
- 2. 与阀门连接时，应采用专用管件或法兰连接。
- 3. 管材和管件应使用同一生产厂的管道和配套管件；管材和管件应具有质量主管部门的认证；
- 4. 给水塑料管公称直径与塑料注塑管件实际管径(mm)按下表规定选用：

公称直径(DN)	20	25	32	40	50	65	80	100	150	200	300
塑料管径(De)	25	32	40	50	63	75	90	110	160	200	315

(二)阀门及附件：

- 1. 阀门：给水管道上设的阀门采用闸阀，公称压力选1.0MPa以上。阀门井必须采用具有足够承载力和稳定性良好的井盖与井座，所有的阀门井均带防坠网（承重不小于150kg）；

(三)管道敷设：

- 1. 本工程管材均采用PE给水管。施工时必须严格按照相关规范及其产品施工要求进行施工。铺设管道的沟底应平整，不得有突出的尖硬物体。土壤的颗粒径不宜大于 1 2 m m，管底应铺设200m m厚的砂垫层。沟槽宜按本施工图中的管沟大样图进行施工。

- 2. 给水管道与其他管线的最小垂直净距（m）。

序号	1	2	3	4	5	6	7	8	9	10
管线名称	给水管线	污、雨水排水管线	热力管线	燃气管线	电信管线 直埋 管沟	电力管线	沟渠 (基础底)	涵洞 (基础底)	电车 (轨底)	铁路 (轨底)
与给水管线的最小垂直净距	0.15	0.40	0.15	0.15	0.50 0.15	0.15	0.50	0.15	1.00	1.00

- 3. 给水管线与其他管线及建（构）筑物之间的最小水平净距（m）。

序号		1	2	3		4	5	6	7	8	9		10	11
建（构）筑物 或管线名称		建筑物	污水、雨水 排水管	燃气管		热力管	电力 电缆	电信 电缆	乔木 (中心)	灌木	地上杆柱		道路 侧石 边缘	铁路 钢轨 或坡脚
				中低压	高压									
				$P \leq 0.4MPa$	$0.4MPa < P \leq 0.8MPa$						$0.8MPa < P \leq 0.4MPa$			
与给水管 线的最小 水平净距	$D \leq 200$	1.00	1.00	0.50	1.00	1.50	0.50	1.00	1.50	1.50	0.50	3.00	1.50	5.00
	$D > 200$	3.00	1.50											

(四)管道连接：

- 1. PE给水管连接方式热熔连接。PE给水管与其他材质的管道对接时采用法兰连接的方式。

(五)给水附属构筑物施工：

- 1. 管道沟槽施工按照本施工图中的管沟大样施工,阀门井施工按照07MS101-2施工；
- 2. 地下综合管线较复杂及地形受限时，可根据实际地形情况调整施工；

(六)管道试压：


- 1. 给水管道试验压力为0.8MPa，水压升至试验压力后，保持恒压15min，压力下降不超过0.02MPa；然后将试验压力降至工作压力并保持30min,进行外观检查若无漏水现象，则水压试验合格；
- 2. 水压试验的试验压力表应位于管网或试验部分的最低部位。
- 3. 给水管道试验其他未尽事应按《给水排水管道工程施工及验收规范》GB50268-2008执行。

(七)管道冲洗：

- 1. 给水管道在投入使用前须用符合要求的水冲洗和消毒,要求以不小于1.0m/s的流速进行冲洗，直至出水口处浊度、色度与入水口处冲洗水浊度、色度相同为止；
- 2. 管道应采用含量不低于20mg/L氯离子浓度的清洁水浸泡24h，再次冲洗，直至水质管理部门取样化验合格为止。

(八)其它：

- 1. 图中所注尺寸除管长、标高以m计外，其余以mm计；
- 2. 本设计施工说明与图纸具有同等效力，二者有矛盾时，业主及施工单位应及时提出，并以设计单位变更或解释为准；
- 3. 除本设计说明外，施工中还应依照《给水排水管道工程施工及验收规范》GB50268-2008中的相关规定及其他相关规范、规程进行施工。
- 4. 其他未尽事宜请按相关法规规范执行。

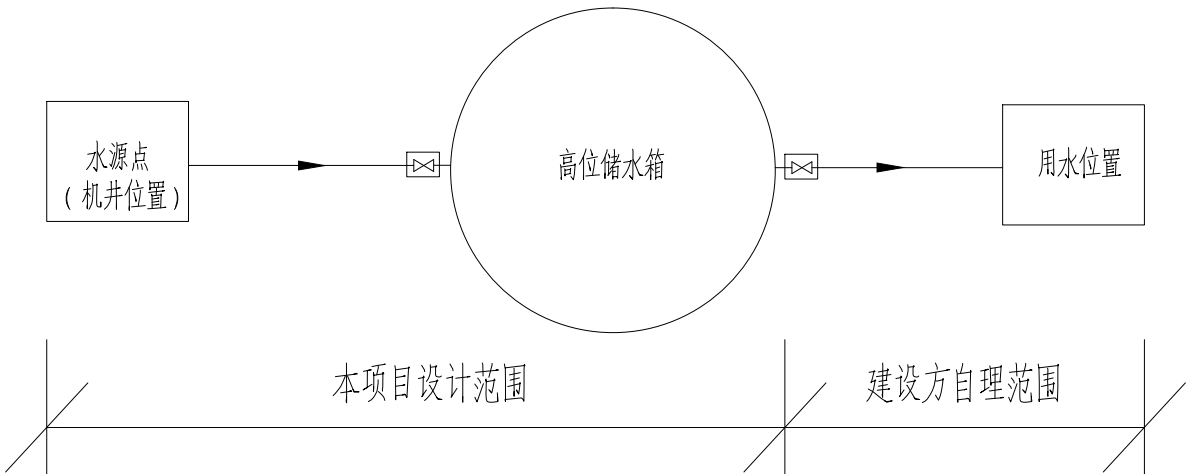

送水原理图

设计单位
DESIGN UNIT



顺风建筑规划设计有限公司
工程设计证书编号：A235044076

说明

本图纸的版权,属顺风建筑规划设计有限公司所有,不得用于本工程以外范围.
本图纸需手续齐全方可用于施工.

设计专用章
DESIGN APPROPRIATION CHAPTER

注册执业章
REGISTERED SEAL

建设单位
ORGANIZATION

贵港市港南区农业农村局

项目名称
ITEM NAME

东津镇狮夏村蛋鸡养殖基地用水项目

 
子项名
SUB PROJECT

图纸名称
DRAWING TITLE

施工说明


项目负责人
PROJECT DIRECTOR

陈 晗




审定人
APPROVED BY

 郭世波




专业负责人
DISCIPLINE RESPONSIBLE BY

 白兴林




审 核 人
EXAMINED BY

 白兴林




校 对 人
CHECKED BY

 周枋君




设计人
DESIGNED BY

 白兴林



制图人
DESIGNED BY

 白兴林



设计编号
PROJECT No.

SF-B25013

版次
VERSION

A

图号
DRAWING NO.

SS- 01

比例
SCALE

1:100

日期
DATE

2025. 04


专业
PROFESSIONAL

给排水

图别
STATUS

施工图


日期			
签字			
专业	暖通	给排水	电气
日期			
签字			
专业	方案	建筑	结构

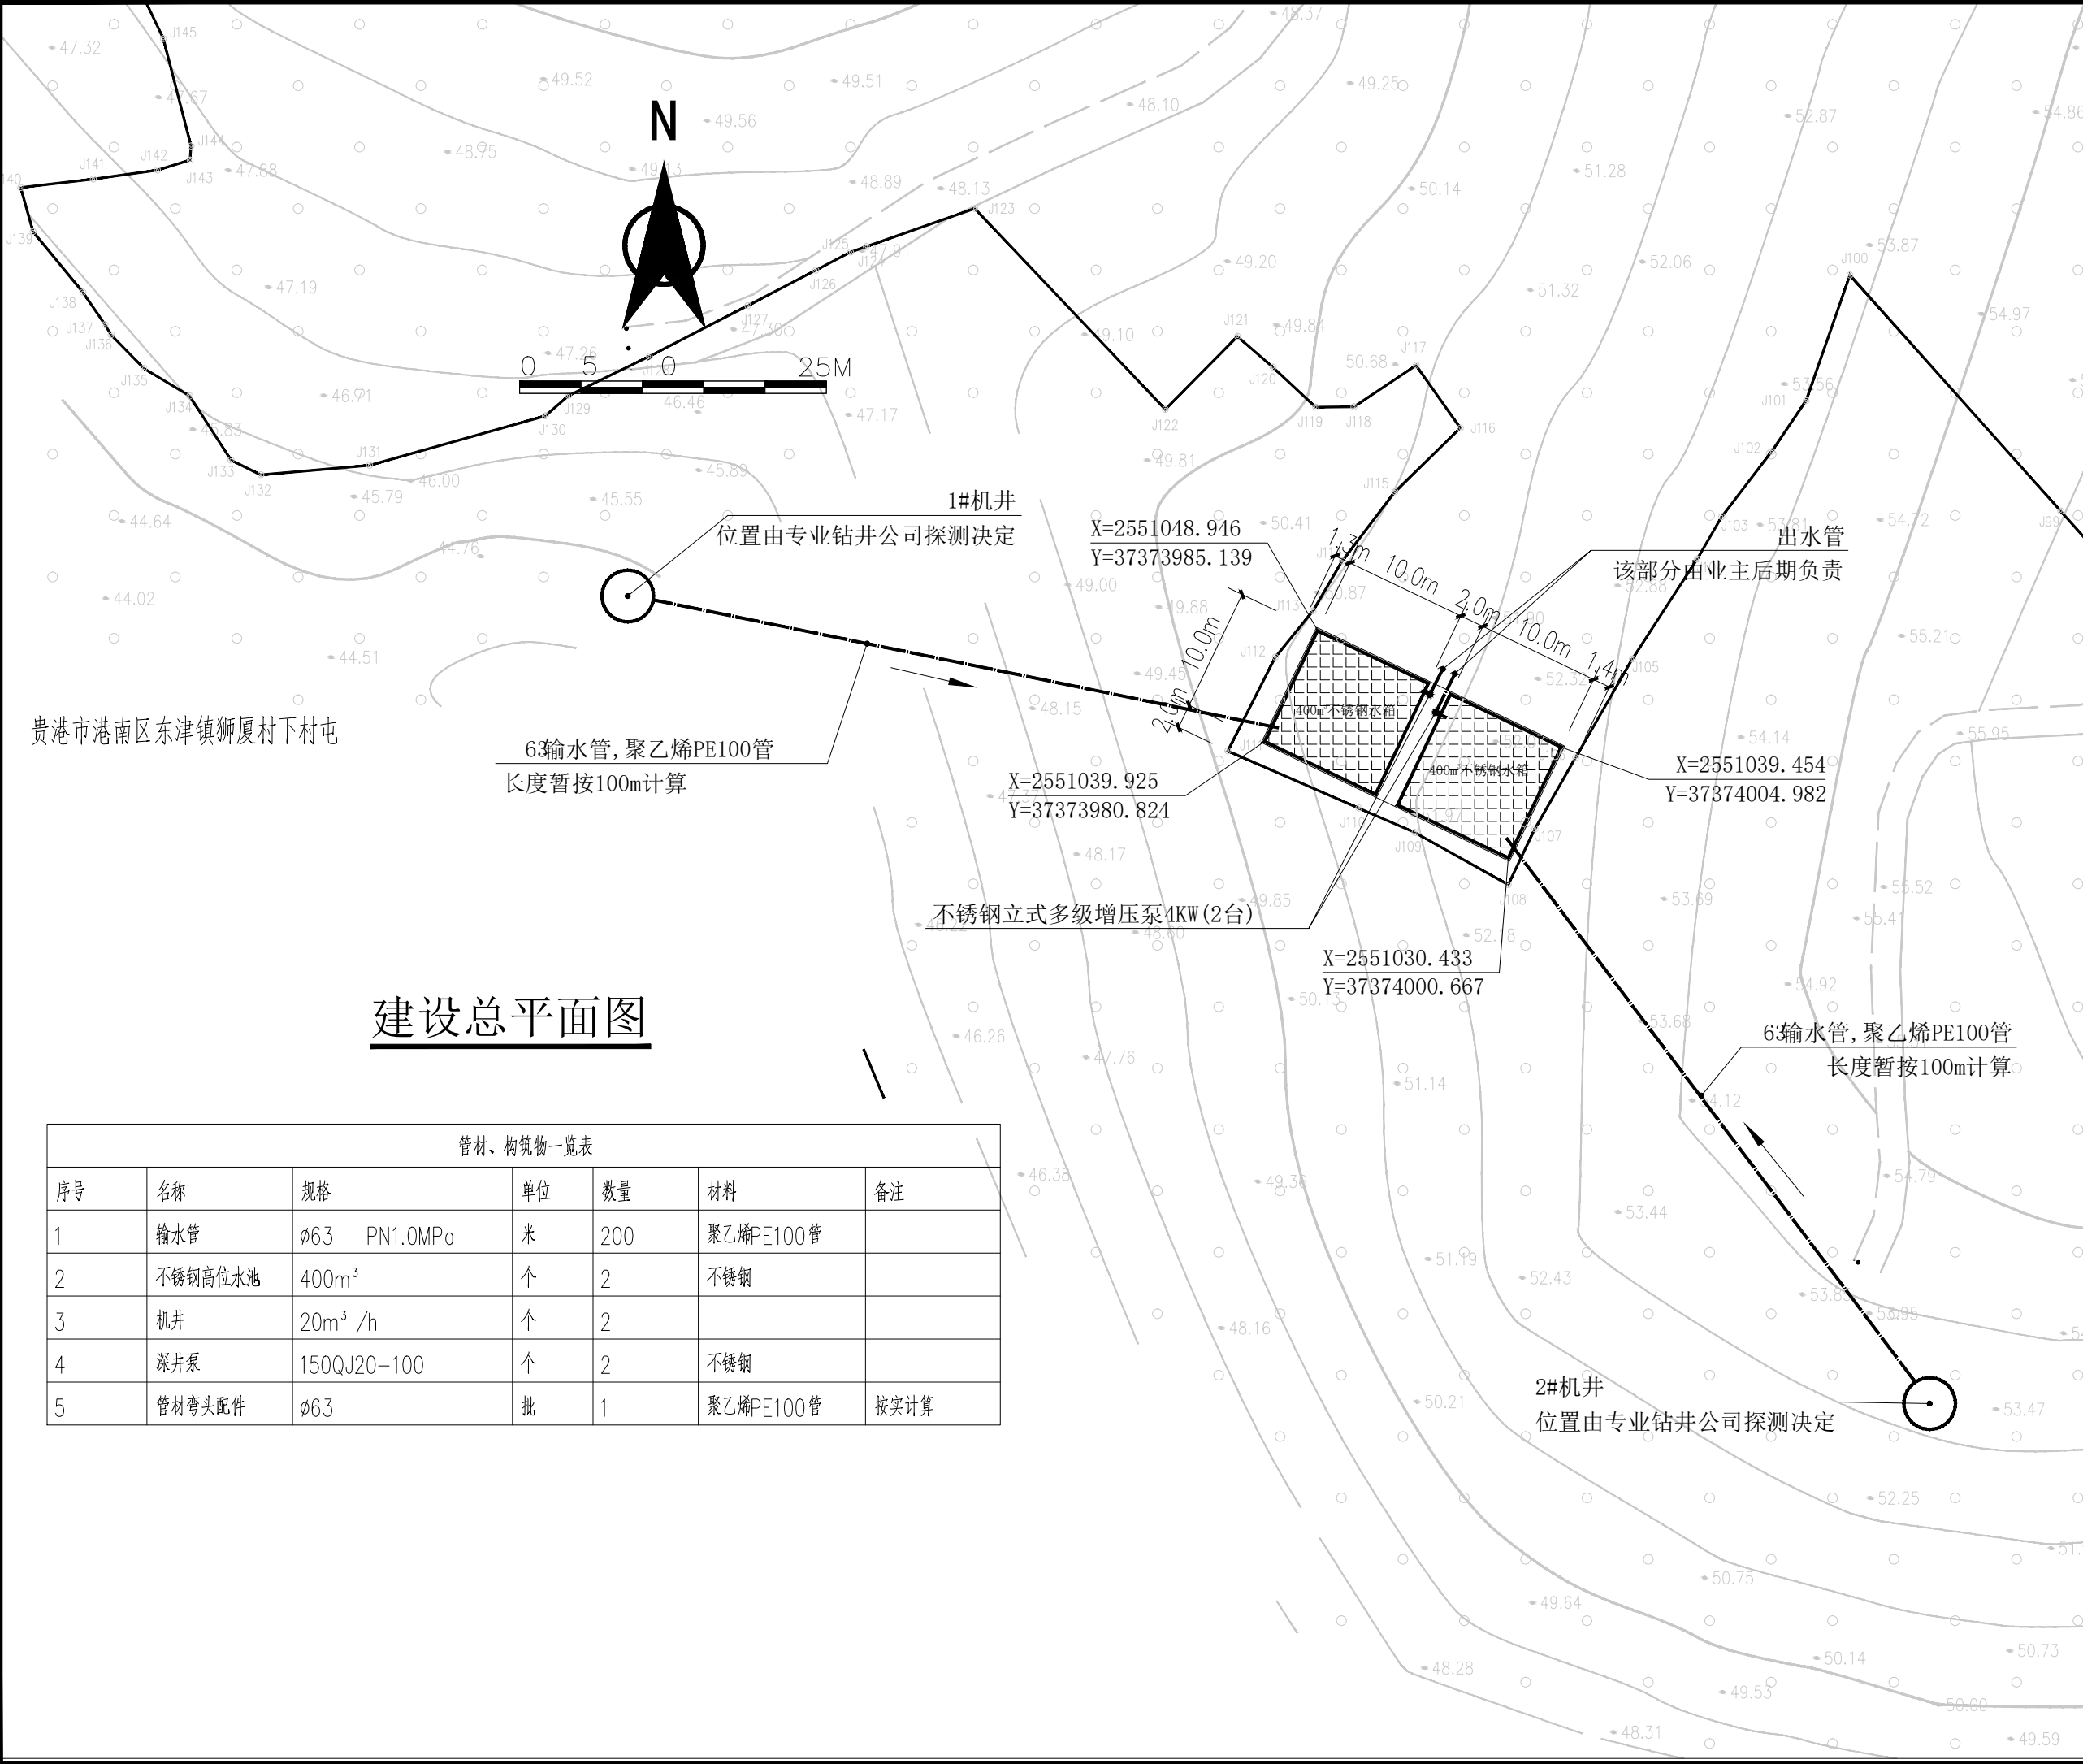

管材、构筑物一览表						
序号	名称	规格	单位	数量	材料	备注
1	输水管	ø63 PN1.0MPa	米	200	聚乙烯PE100管	
2	不锈钢高位水池	400m³	个	2	不锈钢	
3	机井	20m³ /h	个	2		
4	深井泵	150QJ20-100	个	2	不锈钢	
5	管材弯头配件	ø63	批	1	聚乙烯PE100管	按实计算

设计单位 DESIGN UNIT			
			
顺风建筑规划设计有限公司			
工程设计证书编号: A235044076			
说明 本图纸的版权, 属顺风建筑规划设计有限公司所有, 不得用于本工程以外范围. 本图纸需手续齐全方可用于施工.			
设计专用章 DESIGN APPROPRIATION CHAPTER			
注册执业章 REGISTERED SEAL			
建设单位 ORGANIZATION 贵港市港南区农业农村局			
项目名称 ITEM NAME 东津镇狮夏村蛋鸡养殖基地用水项目			
子项名 SUB PROJECT			
图纸名称 DRAWING TITLE 建设总平面图			
项目负责人 PROJECT DIRECTOR	陈 晗		
审定人 APPROVED BY	郭世波		
专业负责人 DISCIPLINE RESPONSIBLE BY	白兴林		
审 核 人 EXAMINED BY	白兴林		
校 对 人 CHECKED BY	周枋君		
设计人 DESIGNED BY	白兴林		
制图人 DESIGNED BY	白兴林		
设计编号 PROJECT No.	SF-B25013		
版次 VERSION	A	图号 DRAWING NO.	SS- 02
比例 SCALE	1:100	日期 DATE	2025. 04
专业 PROFESSIONAL	给排水	图别 STATUS	施工图


日期			
签字			
专业	暖通	给排水	电气
日期			
签字			
专业	方案	建筑	结构

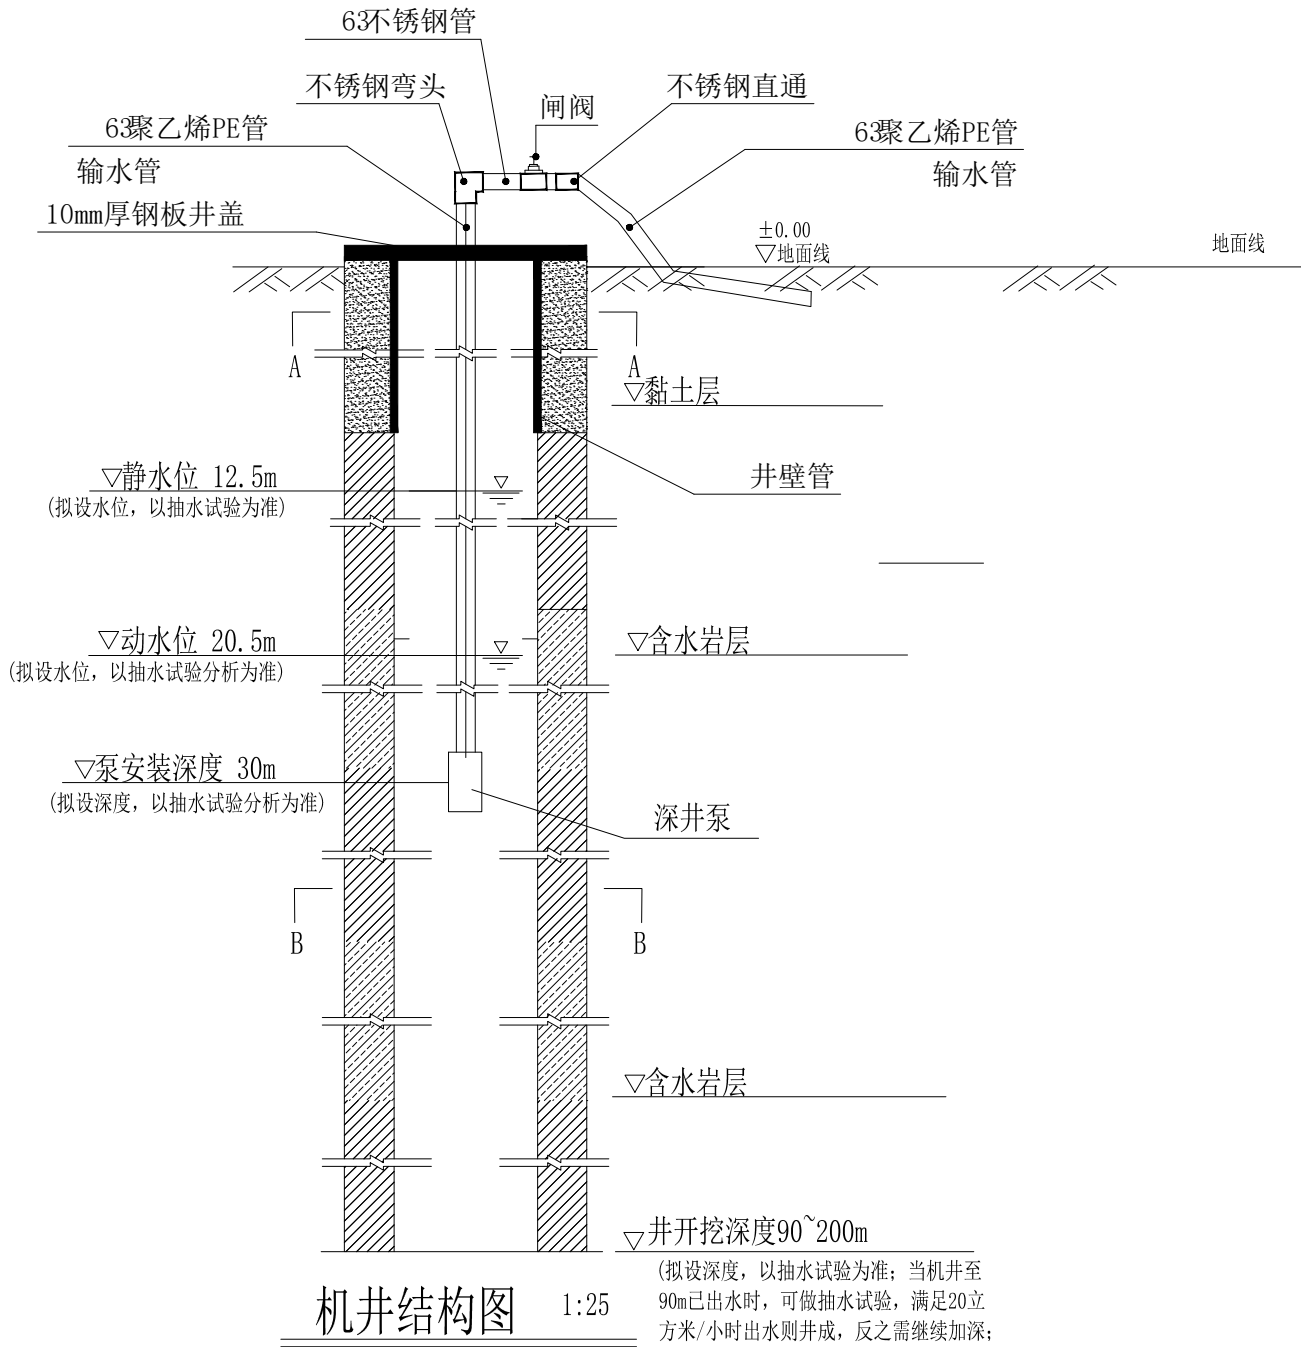


机井结构图 1:25

说明:

- 1、图中尺寸单位:除高程为m外,其余为mm。
- 2、设计范围:机井钻探成井、深水泵安装、井内井壁管和输水管安装;井外电源线及输水管由建设方自理。
- 3、该机井应做抽水试验,试验期间,对原始资料和表格应及时进行整理。试验结束后,应进行资料分析、整理,提交抽水试验报告。
- 4、该机井应根据抽水试验资料,含水岩层(取水部分)须用滤水管;滤水管与井孔的环状间隙中填充滤料,起滤水拦沙作用。非取水部分须用实管;在实管与井孔的环状间隙中填充粘土球,起封闭作用,防止上下含水岩层的水串通或劣质水入井。下部3~8米为沉淀管,以沉淀流入井中的泥沙。
- 5、井壁管放置时应保持垂直;纵向和横向钢筋交界处使用细铁丝铰接。
- 6、未尽事宜,按国家现行有关施工标准、规范、规程的规定严格执行。

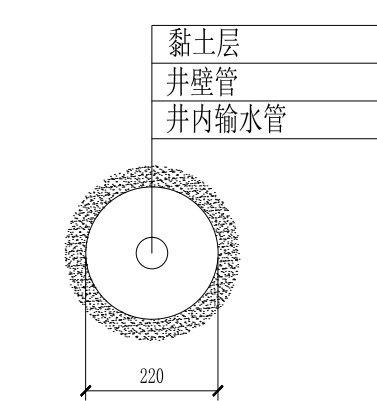

A—A剖面图 1:10

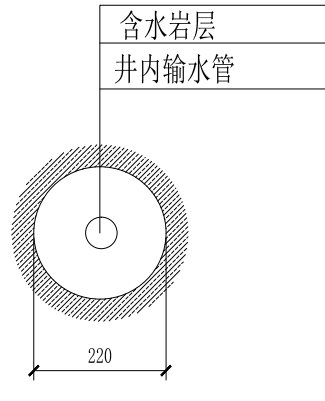

B—B剖面图 1:10

机井材料及工程量表

材料及管材	规格	单位	数量
潜水泵	130QJ20-100, 功率15KW	台	1 (暂预扬程90, 最终以抽水试验分析选定)
井壁管(钢管)	φ219mm	米	30 (暂预长度, 最终以实际为准)
井内输水管	φ63mm	米	100 (暂预长度, 最终以实际为准)
不锈钢配件	φ63mm	批	1 (以实际为准)

注:本表仅为单个机井材料配置用量。本工程共2个

设计单位
DESIGN UNIT



顺风建筑规划设计有限公司

工程设计证书编号: A235044076

说明

本图纸的版权,属顺风建筑规划设计有限公司所有,不得用于本工程以外范围。
本图纸需手续齐全方可用于施工。

设计专用章

DESIGN APPROPRIATION CHAPTER

注册执业章

REGISTERED SEAL

建设单位

ORGANIZATION

贵港市港南区农业农村局

项目名称

ITEM NAME

东津镇狮夏村蛋鸡养殖
基地用水项目

子项名

SUB PROJECT

图纸名称

DRAWING TITLE

机井结构图

机井材料及工程量表

项目负责人

PROJECT DIRECTOR

陈 晗

审定人

APPROVED BY

郭世波

专业负责人

DISCIPLINE RESPONSIBLE BY

白兴林

审 核 人

EXAMINED BY

白兴林

校 对 人

CHECKED BY

周枋君

设计人

DESIGNED BY

白兴林

制图人

DESIGNED BY

白兴林

设计编号

PROJECT No.

SF-B25013

版次

VERSION

A

图号

DRAWING NO.

SS- 03

比例

SCALE

1:100

日期

DATE

2025. 04

专业

PROFESSIONAL

给排水

图别

STATUS

施工图

日期	签字	专业	日期	签字	专业
		暖通			给排水
		电气			
专业	方案	建筑	结构		

管沟设计施工说明

1. 管沟开挖

(1) 因业主未提供管道沿线地勘资料，开挖土类型暂按三类土计。若与实际情况有偏差，按现场实际情况签证确认。

2. 管道埋设要求


(1) 本工程管网的管径管顶覆土不得小于0.5m，施工时按现场地形状况适当调整。

3. 回填技术要求

- (1) 管道安装铺设完毕后，应尽快回填，回填的时间宜在一昼夜中最冷的时刻，回填土中不应有砾石，冻土块及其他物体。
- (2) 管道穿越不良地质地段或沟槽开挖不能出现塌方，过大的突发荷载造成给水管道变形，这时应及时消除塌方造成的过量荷载，待管材恢复原形后再按要求回填，防止管道永久变形，影响以后正常运行及维修。

3. 管沟槽回填一般应分层进行

- (1) 在管道铺设的同时宜用砂或符合要求的原土回填管道的两肋，每次回填的高度为0.10~0.15 m, 人工捣实后再回填第二层，直至回填到管顶以上0.3m处，在回填过程中，管道下部与管底直至回填到管顶以上0.3m处，在回填过程中，管道下部与管底间空隙必须填实，防止出现空穴造成管道受力不均，引起管道变形，而使接口破坏造成漏水。管道接口前后0.4m范围内不得回填，以便观察试压时是否漏水。
- (2) 在管道试压前，管顶以上回填土厚度不小于0.3m以防试压时管道系统产生推移，造成漏水。
- (3) 试压合格后的大面积回填，宜在管道内充满水的情况下进行，管顶0.3m以上部分可回填原土并夯实。采用机械回填时，机械不得在管道上行驶。

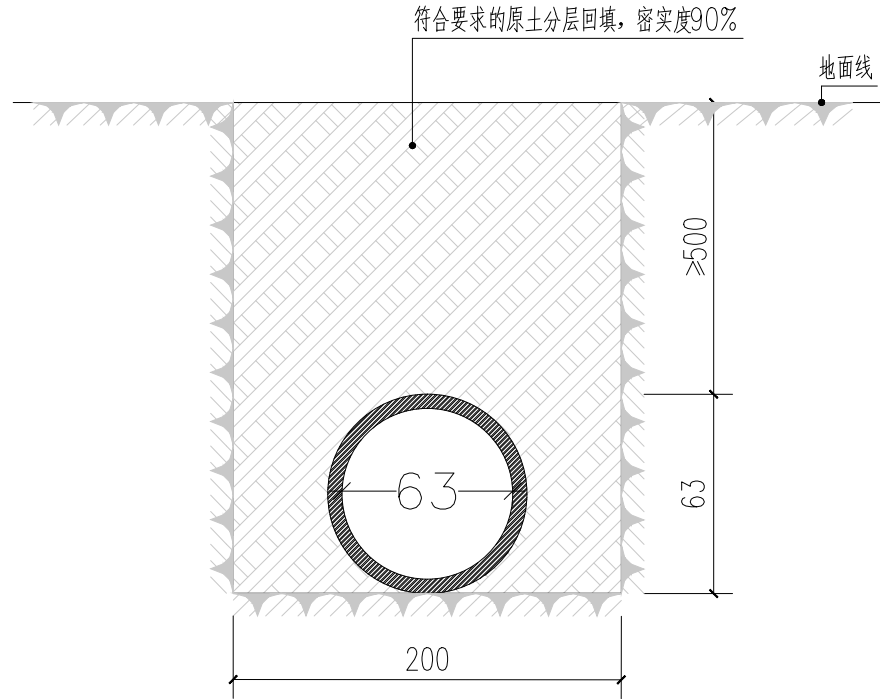

输水管预埋断面图

设计单位
DESIGN UNIT



顺风建筑规划设计有限公司

工程设计证书编号：A235044076

说明

本图纸的版权, 属顺风建筑规划设计有限公司所有, 不得用于本工程以外范围.
本图纸需手续齐全方可用于施工.

设计专用章

DESIGN APPROPRIATION CHAPTER

注册执业章

REGISTERED SEAL

建设单位

ORGANIZATION

贵港市港南区农业农村局

项目名称

ITEM NAME

东津镇狮夏村蛋鸡养殖
基地用水项目

子项名

SUB PROJECT

图纸名称

DRAWING TITLE

管沟设计施工说明
输水管预埋断面图

项目负责人

PROJECT DIRECTOR

陈 晗

审定人

APPROVED BY

郭世波

专业负责人

DISCIPLINE RESPONSIBLE BY

白兴林

审 核 人

EXAMINED BY

白兴林

校 对 人

CHECKED BY

周枋君

设计人

DESIGNED BY

白兴林

制图人

DESIGNED BY

白兴林

设计编号

PROJECT No.

SF-B25013

版次

VERSION

A

图号

DRAWING NO.

SS-

比例

SCALE

1:100

日期

DATE

2025.04

专业

PROFESSIONAL





给排水

图别

STATUS

施工图

日期	日期	日期	日期
签字	签字	签字	签字
专业	暖通	专业	给排水
专业	电气	专业	电气
专业	方案	专业	方案
专业	建筑	专业	建筑
专业	结构	专业	结构

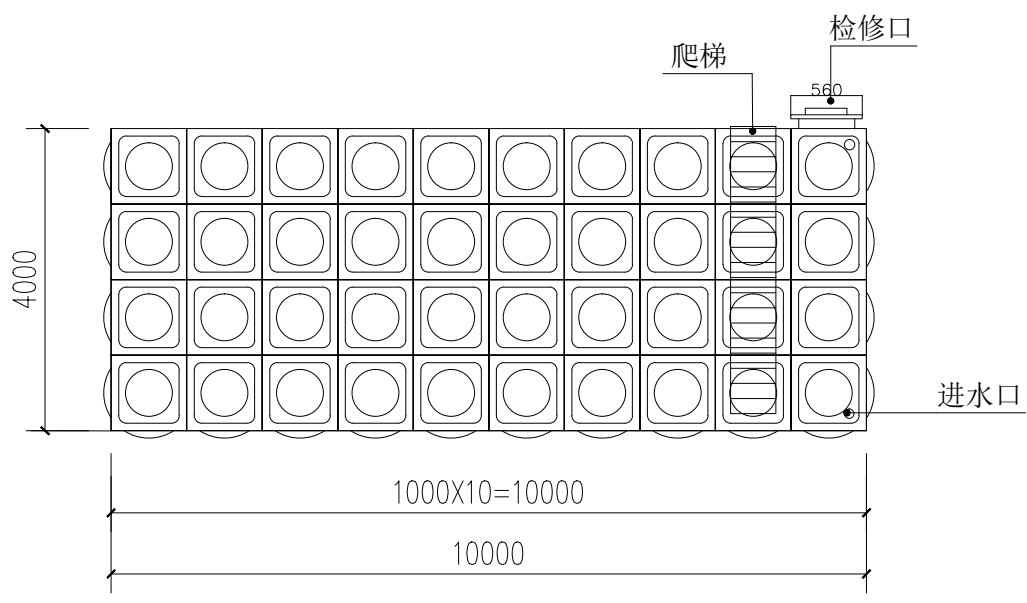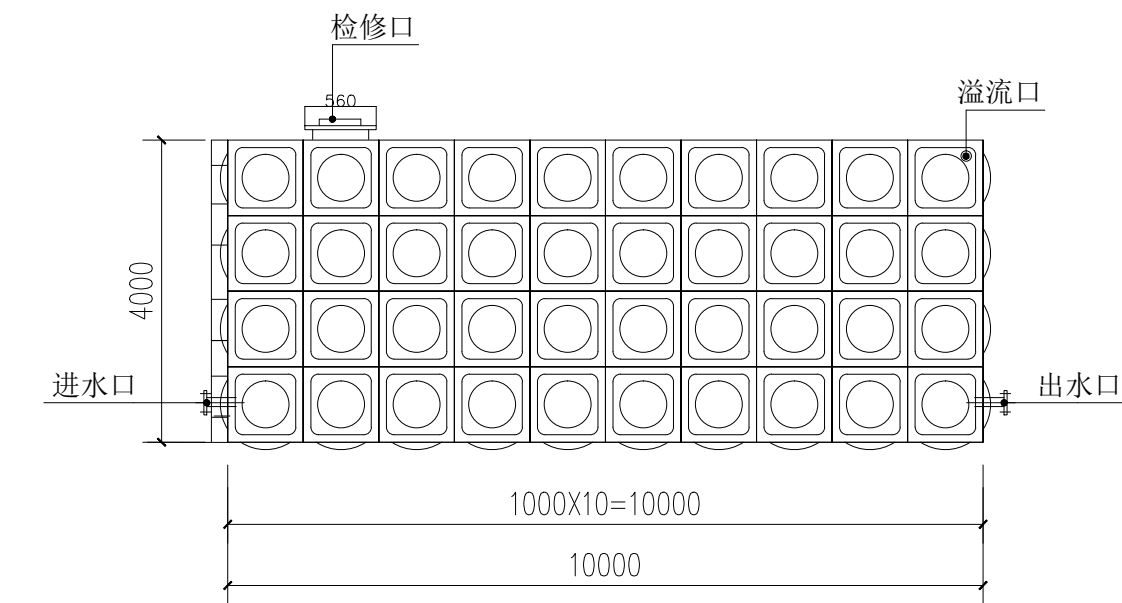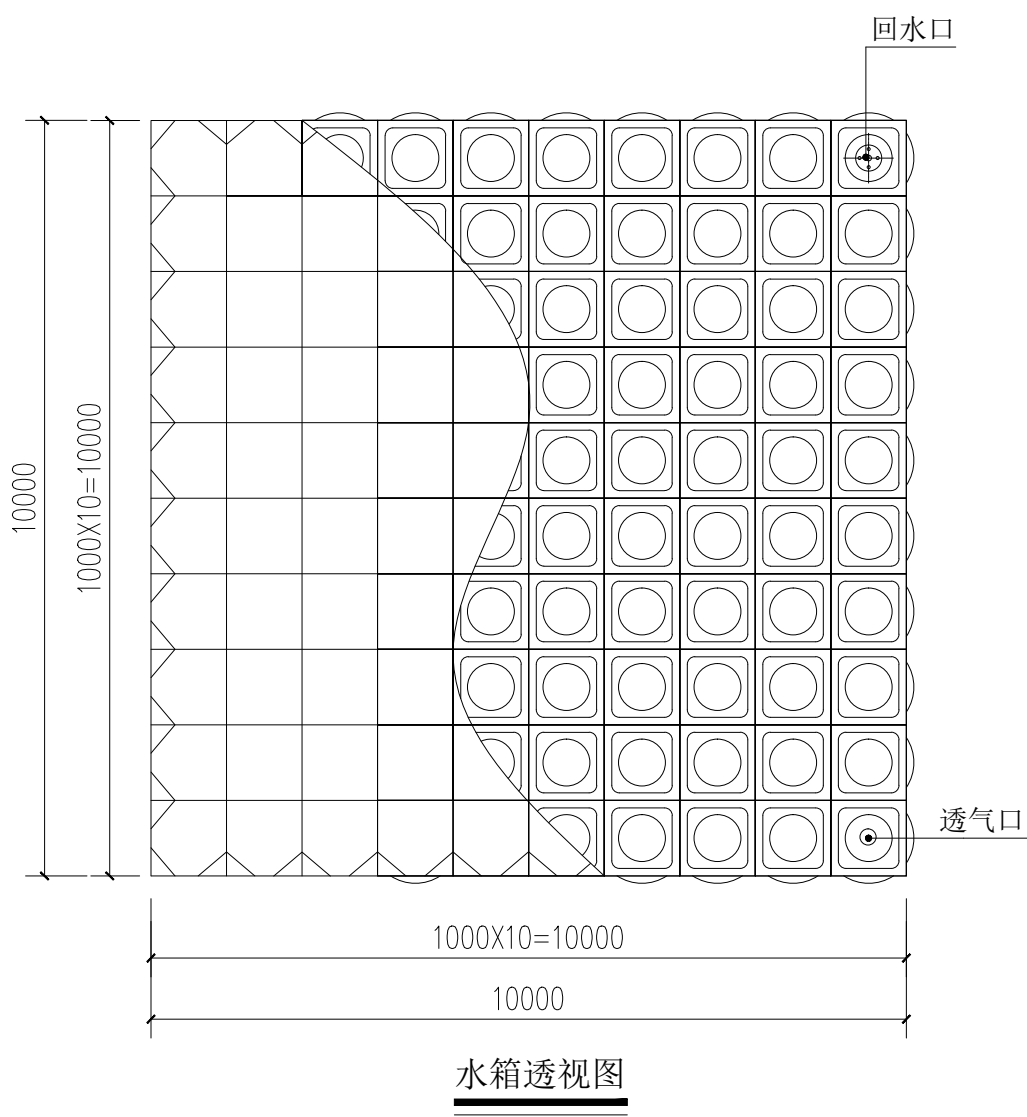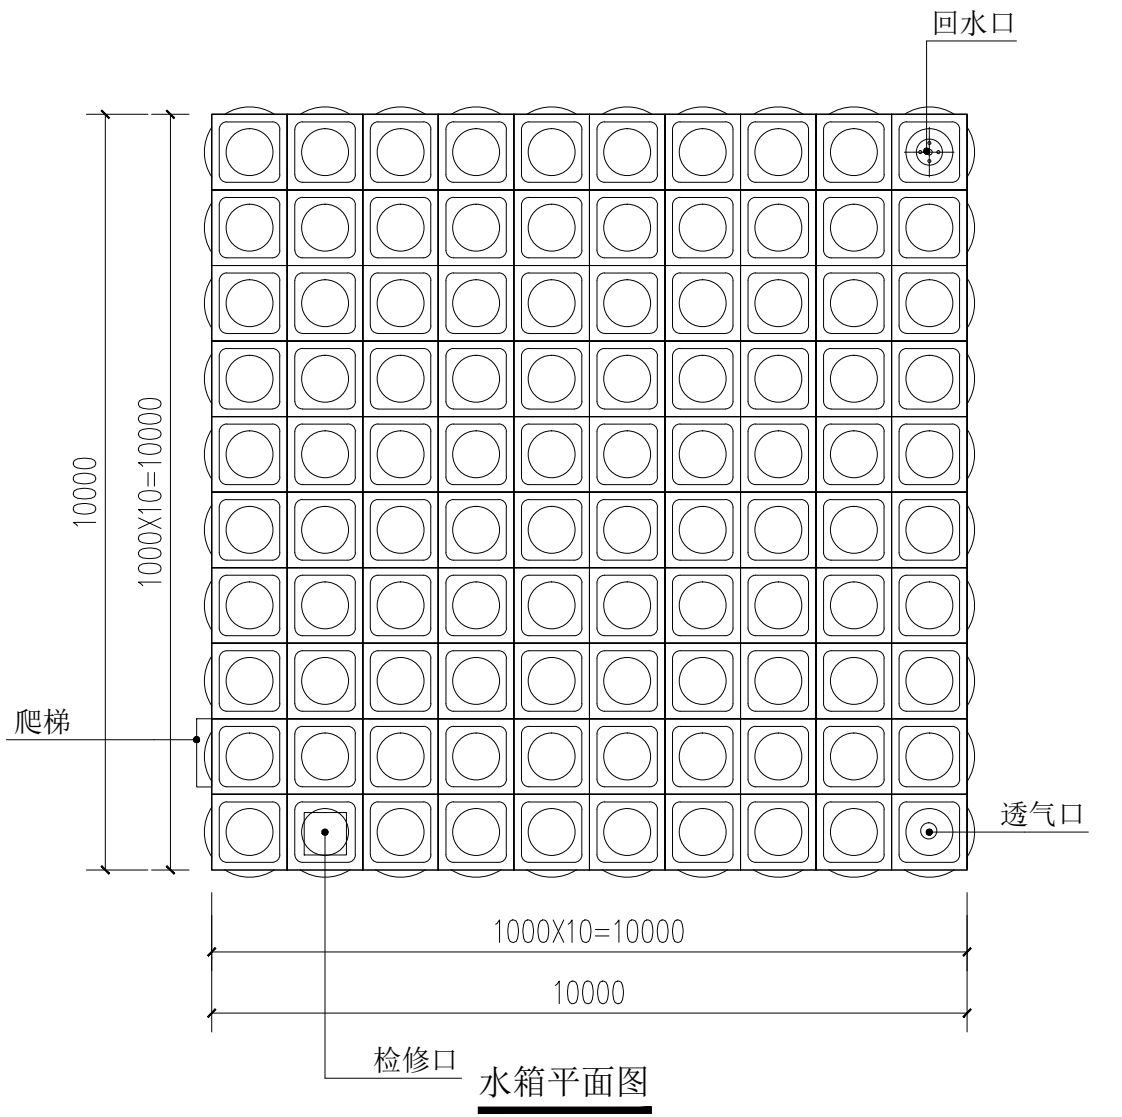

水箱制作参数说明：

- 规格：长10000mmx10000mmx4000mm
 - 容积：400立方（方形冷水）
 - 配板：304#
 - 开口：现场确认开口
 - 水箱板材厚度：底板2.5mm，侧一（规格1000x1000）2.5mm，侧二（规格1000x1000）2.0mm，侧三（规格1000x1000）1.5mm，侧四（规格1000x1000）1.2mm，顶板：1.2mm，负差17%左右
 - 内部横纵拉杆与侧板材材质相同并使用五点放射状拉筋形式焊接，支撑顶盖立柱与横纵拉杆交叉处点焊固定
- 注：水箱中间分隔，以便后期清洗，实际分隔距离由厂家定



水箱正立面图

水箱侧立面图


水箱配件表			
编号	名称	编号	名称
1	ø560 检修孔	6	304#防止旋流器DN100*1
2	法兰DN100*2	7	304#内外爬梯
3	法兰DN100*2	8	304#排气口DN50*3
4	法兰DN000*1		
5	有机玻璃液位管*1		

设计单位 DESIGN UNIT			
			
顺风建筑规划设计有限公司			
工程设计证书编号：A235044076			
说明 本图纸的版权, 属顺风建筑规划设计有限公司所有, 不得用于本工程以外范围. 本图纸需手续齐全方可用于施工.			
设计专用章 DESIGN APPROPRIATION CHAPTER			
注册执业章 REGISTERED SEAL			
建设单位 ORGANIZATION 贵港市港南区农业农村局			
项目名称 ITEM NAME 东津镇狮夏村蛋鸡养殖基地用水项目			
子项名 SUB PROJECT			
图纸名称 DRAWING TITLE 组合式冷水箱大样			
项目负责人 PROJECT DIRECTOR	陈 晗		
审定人 APPROVED BY	郭世波		
专业负责人 DISCIPLINE RESPONSIBLE BY	白兴林		
审 核 人 EXAMINED BY	白兴林		
校 对 人 CHECKED BY	周枋君		
设计人 DESIGNED BY	白兴林		
制图人 DESIGNED BY	白兴林		
设计编号 PROJECT No.		SF-B25013	
版次 VERSION	A	图号 DRAWING NO.	SS- 06
比例 SCALE	1:100	日期 DATE	2025. 04
专业 PROFESSIONAL	给排水	图别 STATUS	施工图

专业	日期	签字	日期
方案			
建筑			
结构			
暖通			
给排水			
电气			

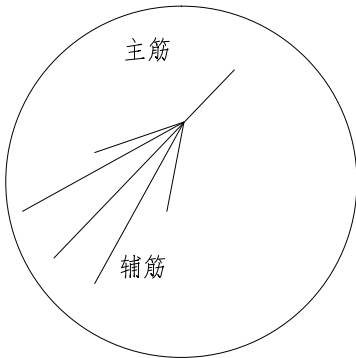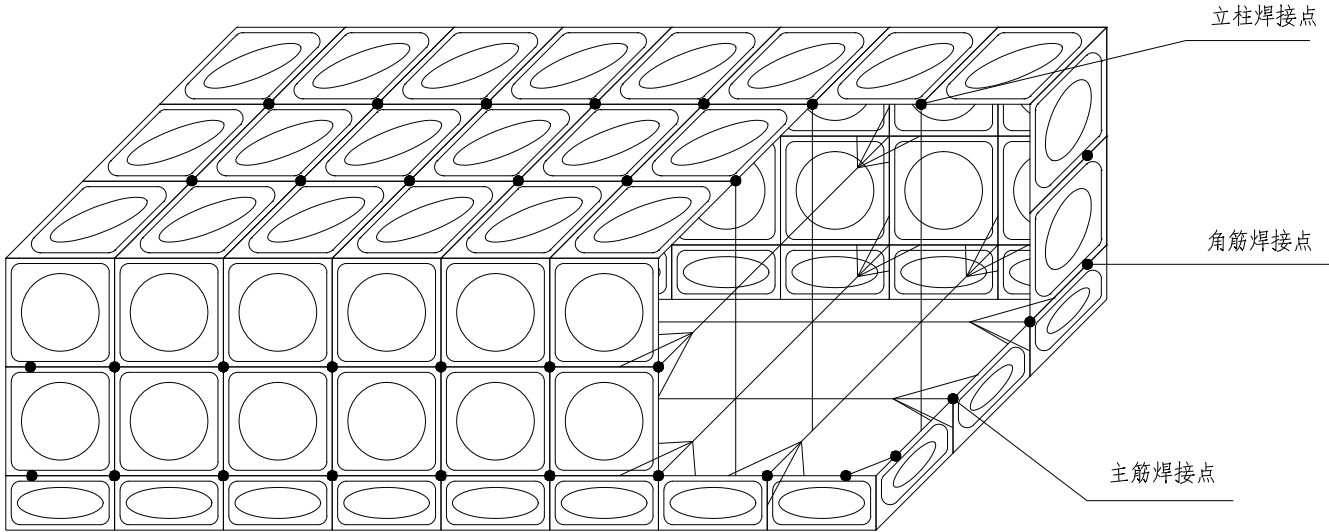

主筋：横向、纵向置对拉共二层；
辅筋：主筋与水箱板斜拉，长度为500mm。

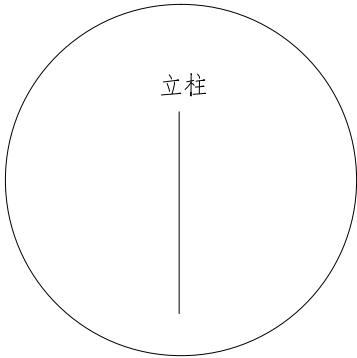

立柱：10X30X30X10mm，水箱顶板每四块板交点处
有一根立柱垂直于底板。



辅筋：在水箱墙板拐角处进行斜拉，长
度为500mm~700mm之间。

水箱内部拉筋图

设计单位 DESIGN UNIT			
			
顺风建筑规划设计有限公司			
工程设计证书编号：A235044076			
说明 本图纸的版权，属顺风建筑规划设计有限公司所有，不得用于本工程以外范围。 本图纸需手续齐全方可用于施工。			
设计专用章 DESIGN APPROPRIATION CHAPTER			
注册执业章 REGISTERED SEAL			
建设单位 ORGANIZATION			
贵港市港南区农业农村局			
项目名称 ITEM NAME			
东津镇狮夏村蛋鸡养殖 基地用水项目			
子项名 SUB PROJECT			
图纸名称 DRAWING TITLE			
水箱内部拉筋图			
项目负责人 PROJECT DIRECTOR		陈 晗	
审定人 APPROVED BY		郭世波	
专业负责人 DISCIPLINE RESPONSIBLE BY		白兴林	
审 核 人 EXAMINED BY		白兴林	
校 对 人 CHECKED BY		周枋君	
设计人 DESIGNED BY		白兴林	
制图人 DESIGNED BY		白兴林	
设计编号 PROJECT No.		SF-B25013	
版次 VERSION	A	图号 DRAWING NO.	SS- 07
比例 SCALE	1:100	日期 DATE	2025. 04
专业 PROFESSIONAL	给排水	图别 STATUS	施工图

日期			
签字			
专业	暖通	给排水	电气
日期			
签字			
专业	方案	建筑	结构

图 纸 目 录

序号 SERIAL No.	图 纸 名 称 TITLE OF DRAWINGS	图 号 DRAWN No	规 格	附 注 NOTE
01	图纸目录	DQ-01	A3	
02	线路安装平面图	DQ-02	A3	
03	线路系统图	DQ-03	A3	
04				
05				
06				
07				
08				
09				
10				
11				
12				
13				
14				
15				
16				
17				
18				
19				
20				
21				
22				
23				
24				
25				
26				
27				
28				
29				

序号 SERIAL No.	图 纸 名 称 TITLE OF DRAWINGS	图 号 DRAWN No	规 格 SPECS	附 注 NOTE
30				
31				
32				
33				
34				
35				
36				
37				
38				
39				
40				
41				
42				
43				
44				
45				
46				
47				
48				
49				
50				
51				
52				
53				
54				
55				
56				
57				
58				

设计单位
DESIGN UNIT



顺风建筑规划设计有限公司

工程设计证书编号：A235044076

说明

本图纸的版权, 属顺风建筑规划设计有限公司所有, 不得用于本工程以外范围.
本图纸需手续齐全方可用于施工.

设计专用章
DESIGN APPROPRIATION CHAPTER

注册执业章
REGISTERED SEAL

建设单位
ORGANIZATION

贵港市港南区农业农村局

项目名称
ITEM NAME

东津镇狮夏村蛋鸡养殖基地用水项目

子项名
SUB PROJECT

图纸名称
DRAWING TITLE

图纸目录

项目负责人
PROJECT DIRECTOR

白兴林



审定人
APPROVED BY

王 震



专业负责人
DISCIPLINE RESPONSIBLE BY

巴 毅



审 核 人
EXAMINED BY

白兴林



校 对 人
CHECKED BY

袁 帅



设计人
DESIGNED BY

巴 毅



制图人
DESIGNED BY

巴 毅



设计编号
PROJECT No.

SF-B25013

版次
VERSION

A

图号
DRAWING NO.

比例
SCALE

1:100

日期
DATE

2025. 04


专业
PROFESSIONAL

电气

图别
STATUS

施工图


日期			
签字			
专业	暖通	给排水	电气
日期			
签字			
专业	方案	建筑	结构

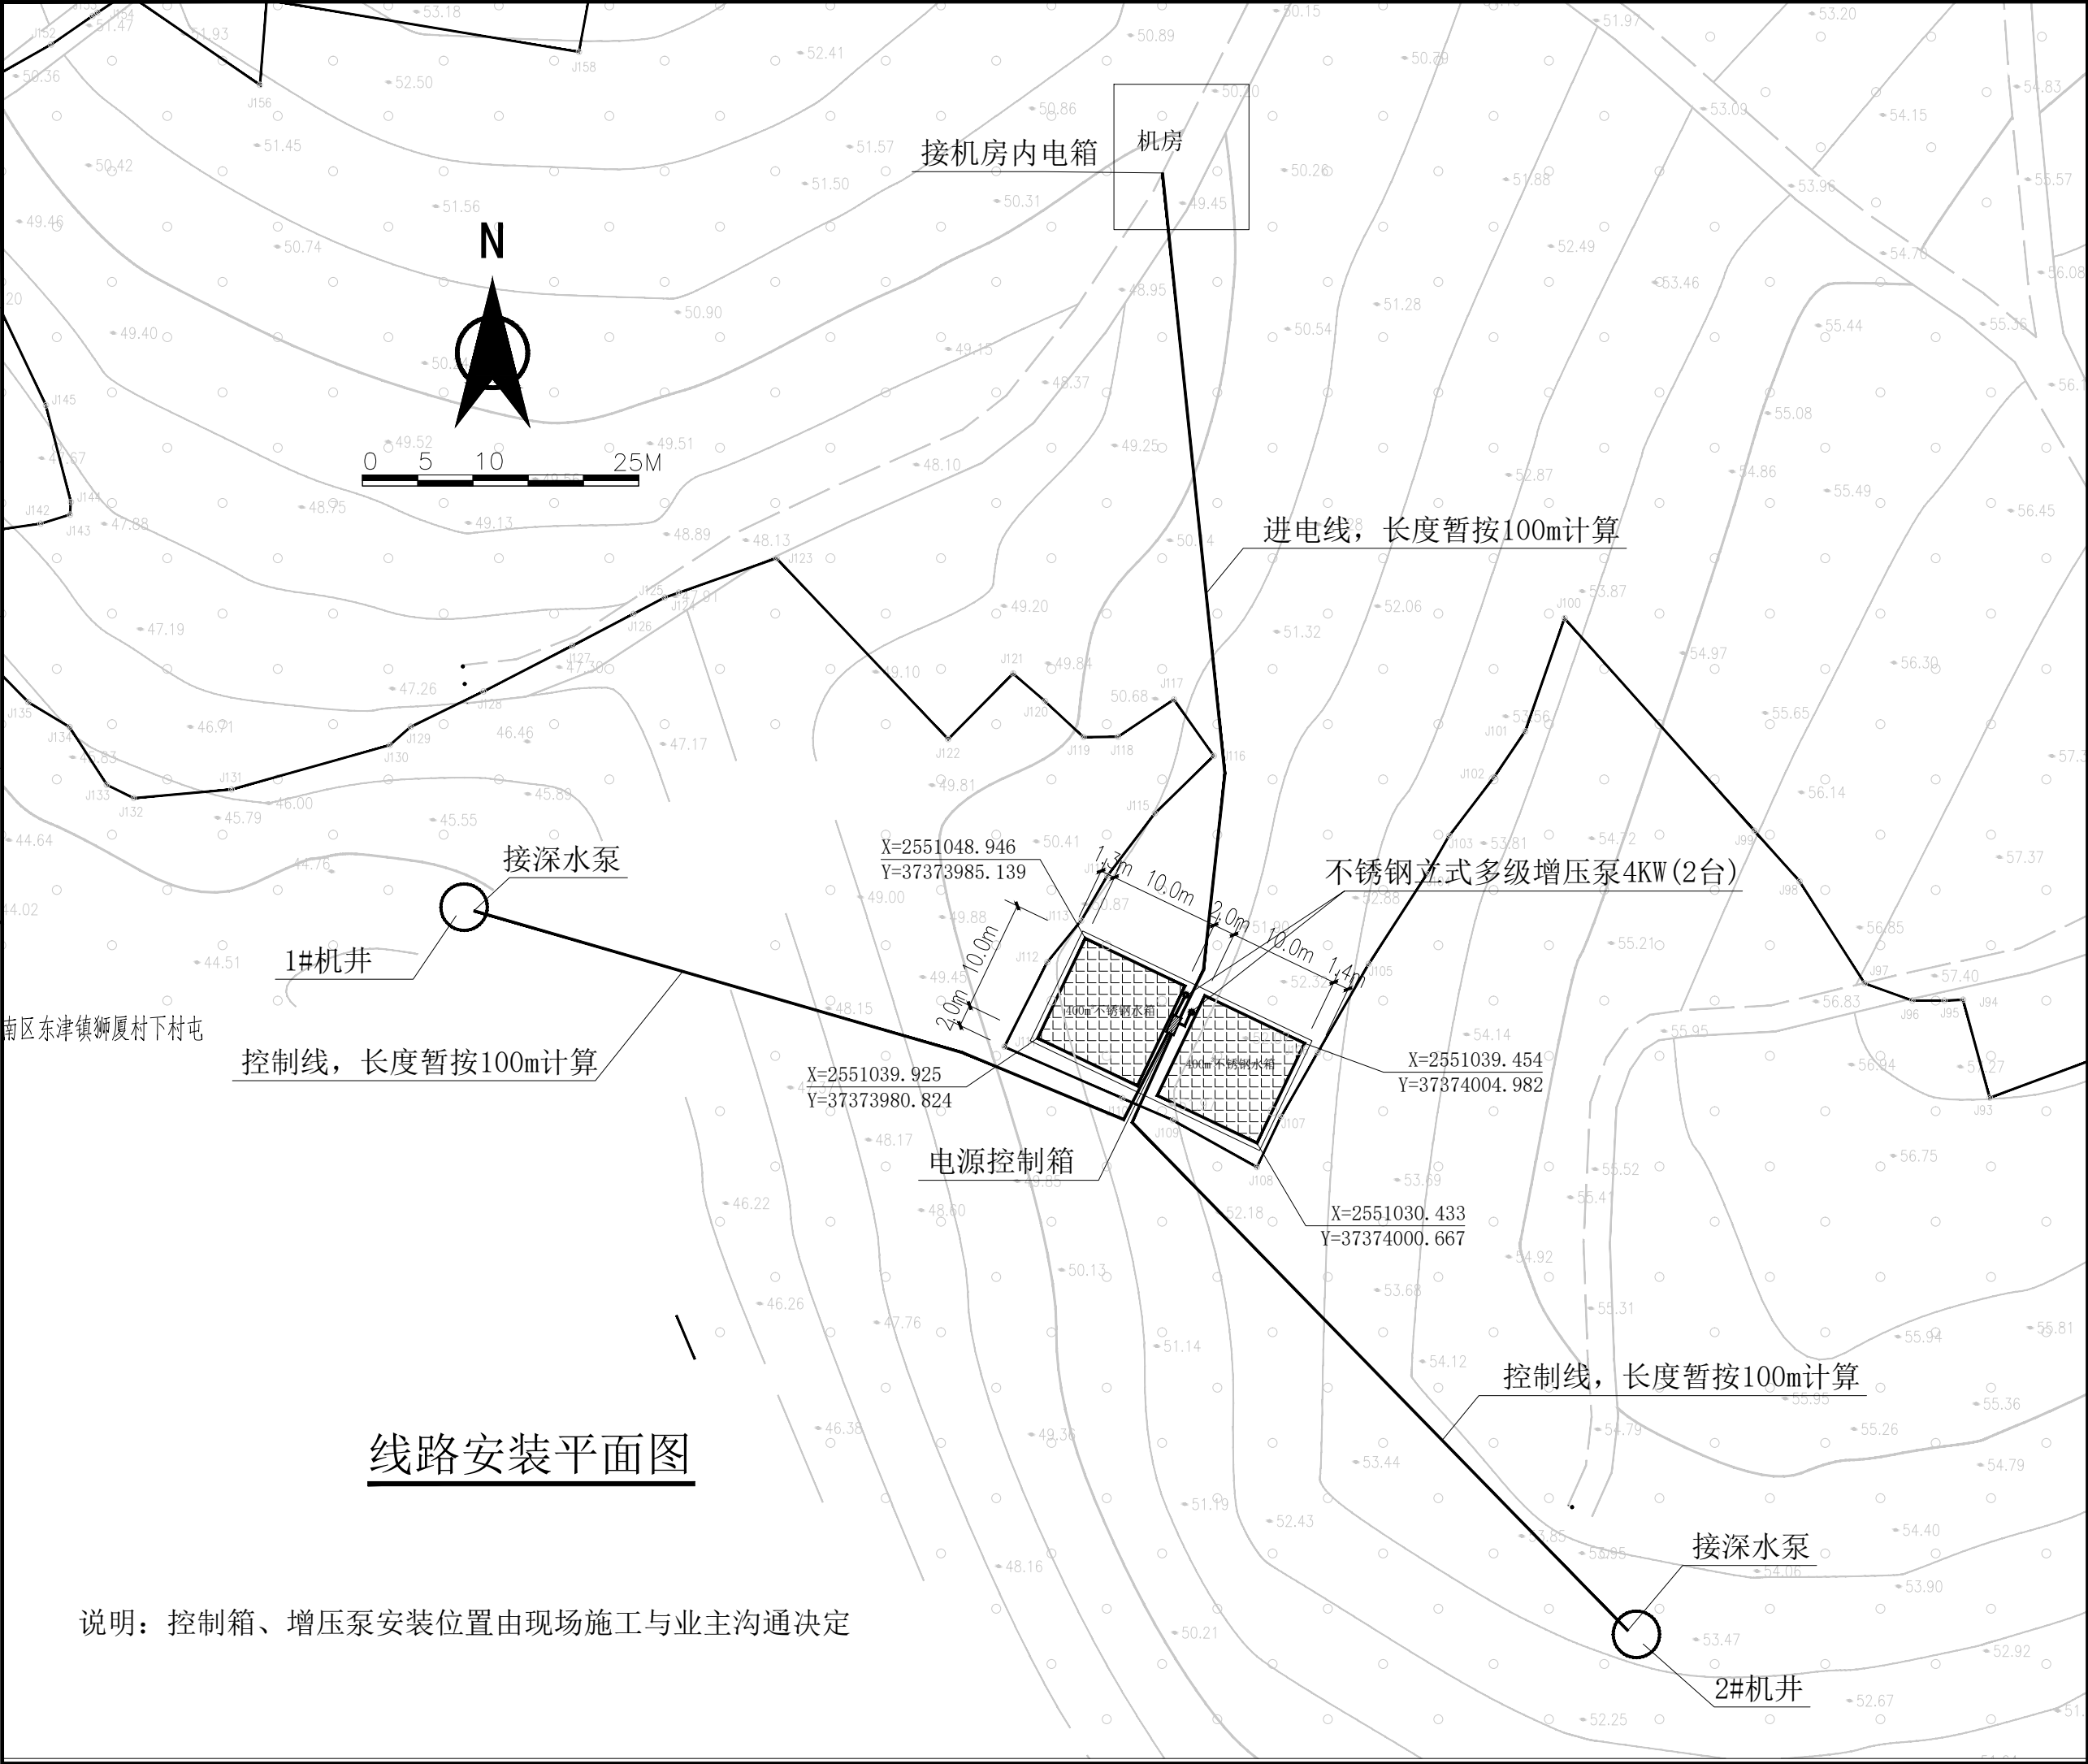

说明：控制箱、增压泵安装位置由现场施工与业主沟通决定

设计单位 DESIGN UNIT			
顺风建筑规划设计有限公司			
工程设计证书编号：A235044076			
说明 本图纸的版权，属顺风建筑规划设计有限公司所有，不得用于本工程以外范围。 本图纸需手续齐全方可用于施工。			
设计专用章 DESIGN APPROPRIATION CHAPTER			
注册执业章 REGISTERED SEAL			
建设单位 ORGANIZATION 贵港市港南区农业农村局			
项目名称 ITEM NAME 东津镇狮夏村蛋鸡养殖基地用水项目			
子项名 SUB PROJECT			
图纸名称 DRAWING TITLE 线路安装平面图			
项目负责人 PROJECT DIRECTOR	白兴林	白兴林	
审定人 APPROVED BY	王震	王震	
专业负责人 DISCIPLINE RESPONSIBLE BY	巴毅	巴毅	
审核人 EXAMINED BY	白兴林	白兴林	
校对 CHECKED BY	袁帅	袁帅	
设计人 DESIGNED BY	巴毅	巴毅	
制图人 DESIGNED BY	巴毅	巴毅	
设计编号 PROJECT No.	SF-B25013		
版次 VERSION	A	图号 DRAWING NO.	DQ-02
比例 SCALE	1:100	日期 DATE	2025. 04
专业 PROFESSIONAL	电气	图别 STATUS	施工图


专业	日期	专业	日期
方案	日期	暖通	日期
建筑	日期	给排水	日期
结构	日期	电气	日期

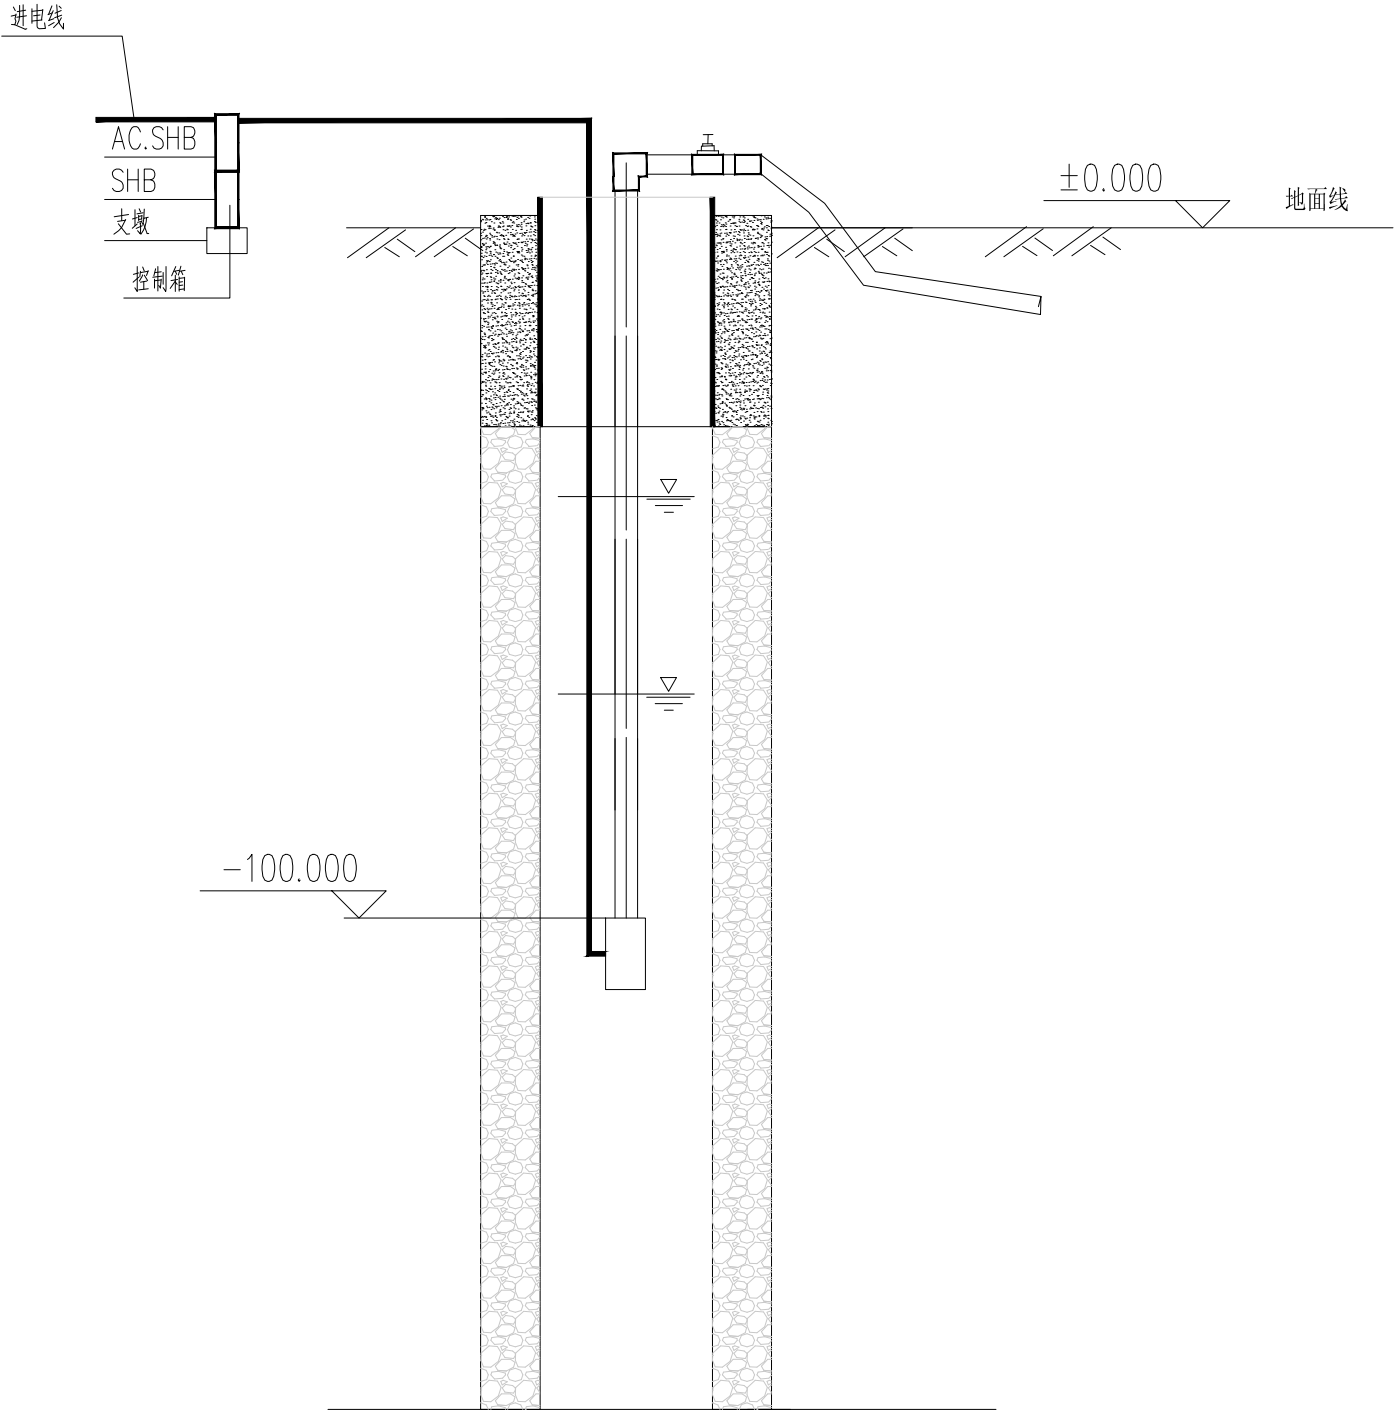


机井线路图 1:25

说明:

- 1、图中尺寸单位:除高程为m外，其余为mm。

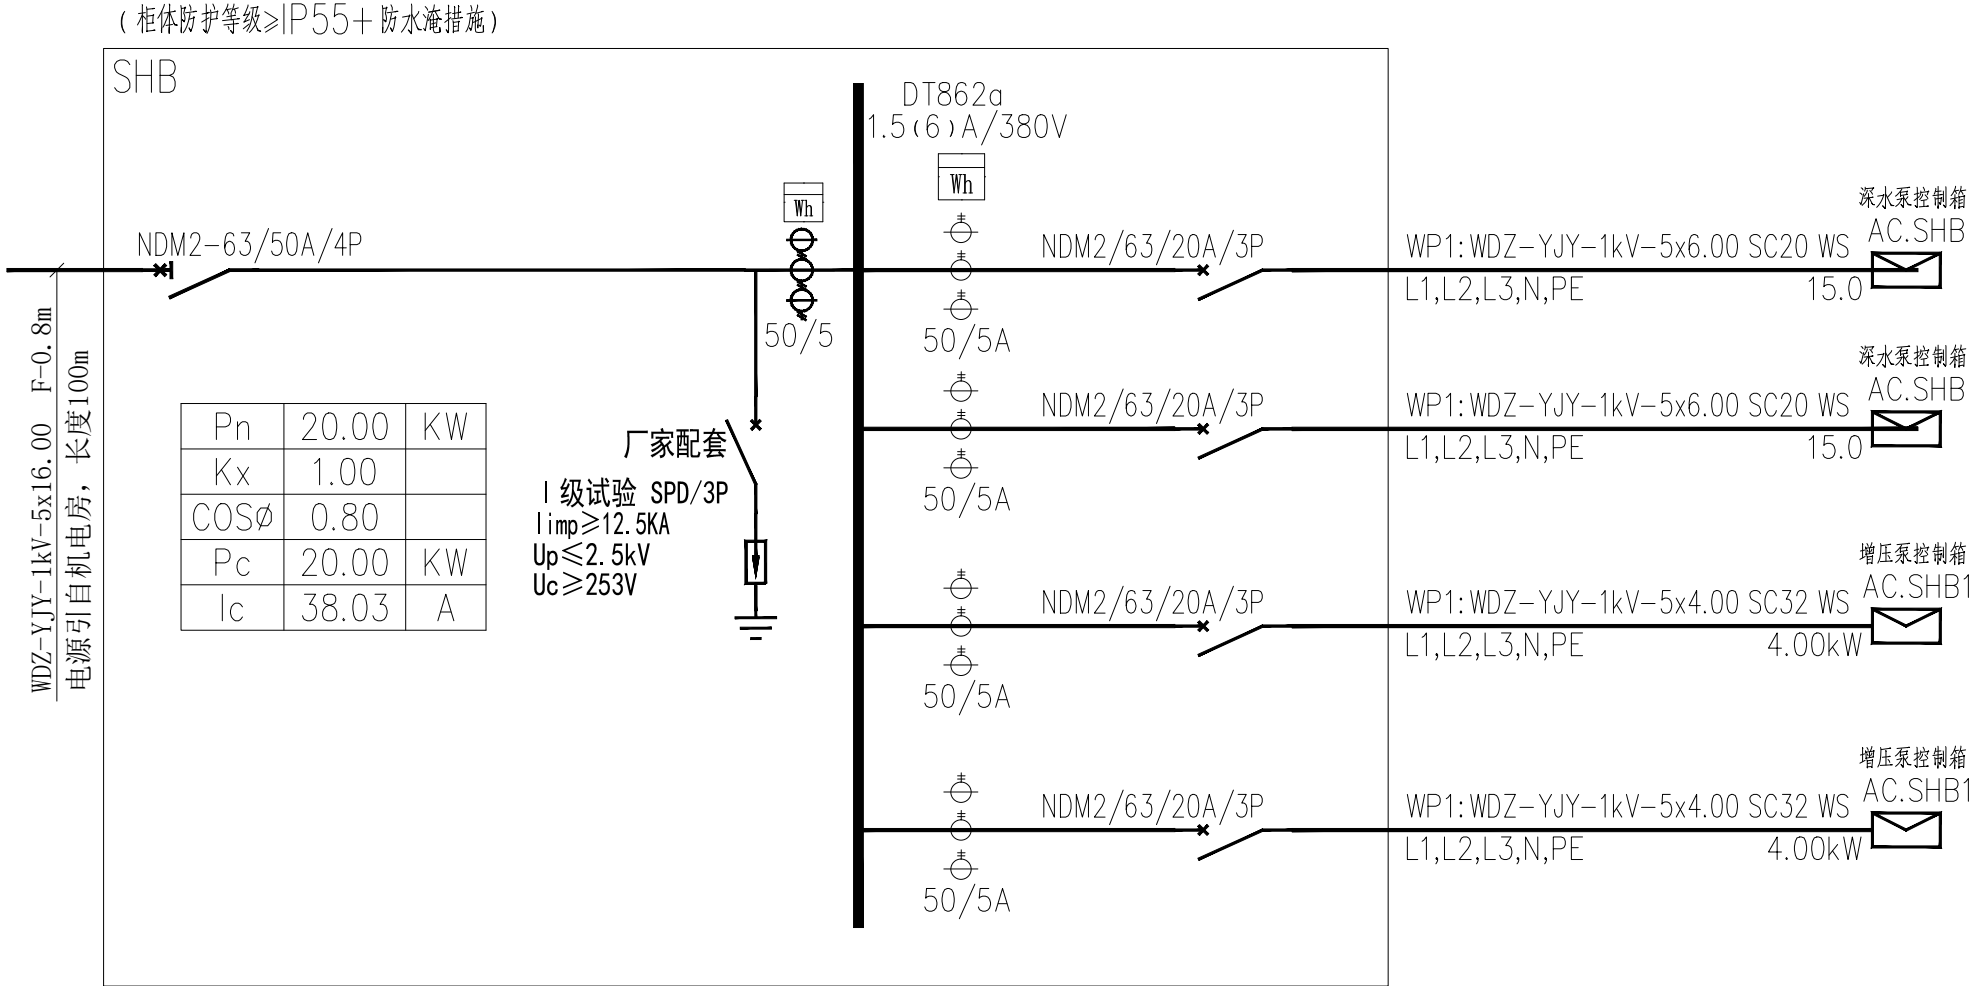


电源箱系统图

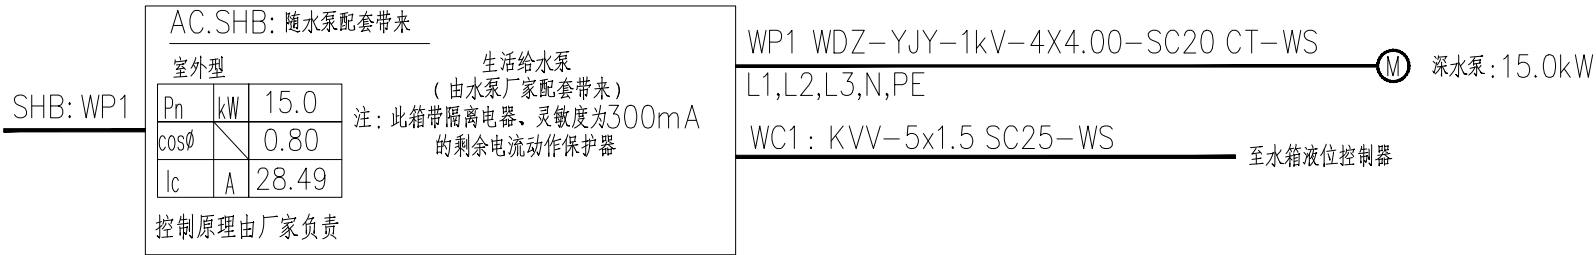

深水泵控制箱配电系统

(柜体防护等级≥IP55+防水淹措施)

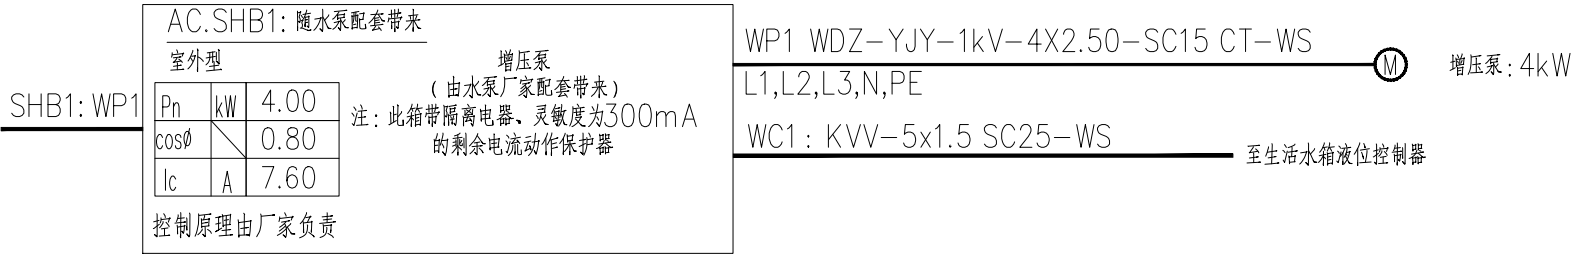

增压泵泵控制箱配电系统

(柜体防护等级≥IP55+防水淹措施)

设计单位
DESIGN UNIT


顺风建筑规划设计有限公司
工程设计证书编号: A235044076

说明
本图纸的版权, 属顺风建筑规划设计有限公司所有, 不得用于本工程以外范围.
本图纸需手续齐全方可用于施工.

设计专用章
DESIGN APPROPRIATION CHAPTER

注册执业章
REGISTERED SEAL

建设单位
ORGANIZATION
贵港市港南区农业农村局

项目名称
ITEM NAME
东津镇狮夏村蛋鸡养殖基地用水项目

子项名
SUB PROJECT

图纸名称
DRAWING TITLE
线路系统图

项目负责人 PROJECT DIRECTOR	白兴林	白兴林
审定人 APPROVED BY	王震	王震
专业负责人 DISCIPLINE RESPONSIBLE BY	巴毅	巴毅
审核人 EXAMINED BY	白兴林	白兴林
校对 CHECKED BY	袁帅	袁帅
设计人 DESIGNED BY	巴毅	巴毅
制图人 DESIGNED BY	巴毅	巴毅
设计编号 PROJECT No.	SF-B25013	
版次 VERSION	A	图号 DRAWING NO.
比例 SCALE	1:100	日期 DATE
专业 PROFESSIONAL	电气	图别 STATUS

DQ-03
2025. 04
施工图