


综合布线系统图


<u>nxm</u>	单模光缆 n表示光缆根数，m表示光缆芯数。
<u>nxm</u>	五类大对数UTP n表示线缆根数，m表示线缆芯数。
<u>nD</u>	六类4对UTP n表示线缆根数，D代表六类4对UTP

机柜编号	规格	Rt/mm(数量)
BX2-1,3,4,5	12U 19英寸标准壁挂式机柜	600x450x600
BX2-2	24U 19英寸标准壁挂式机柜	600x450x1200

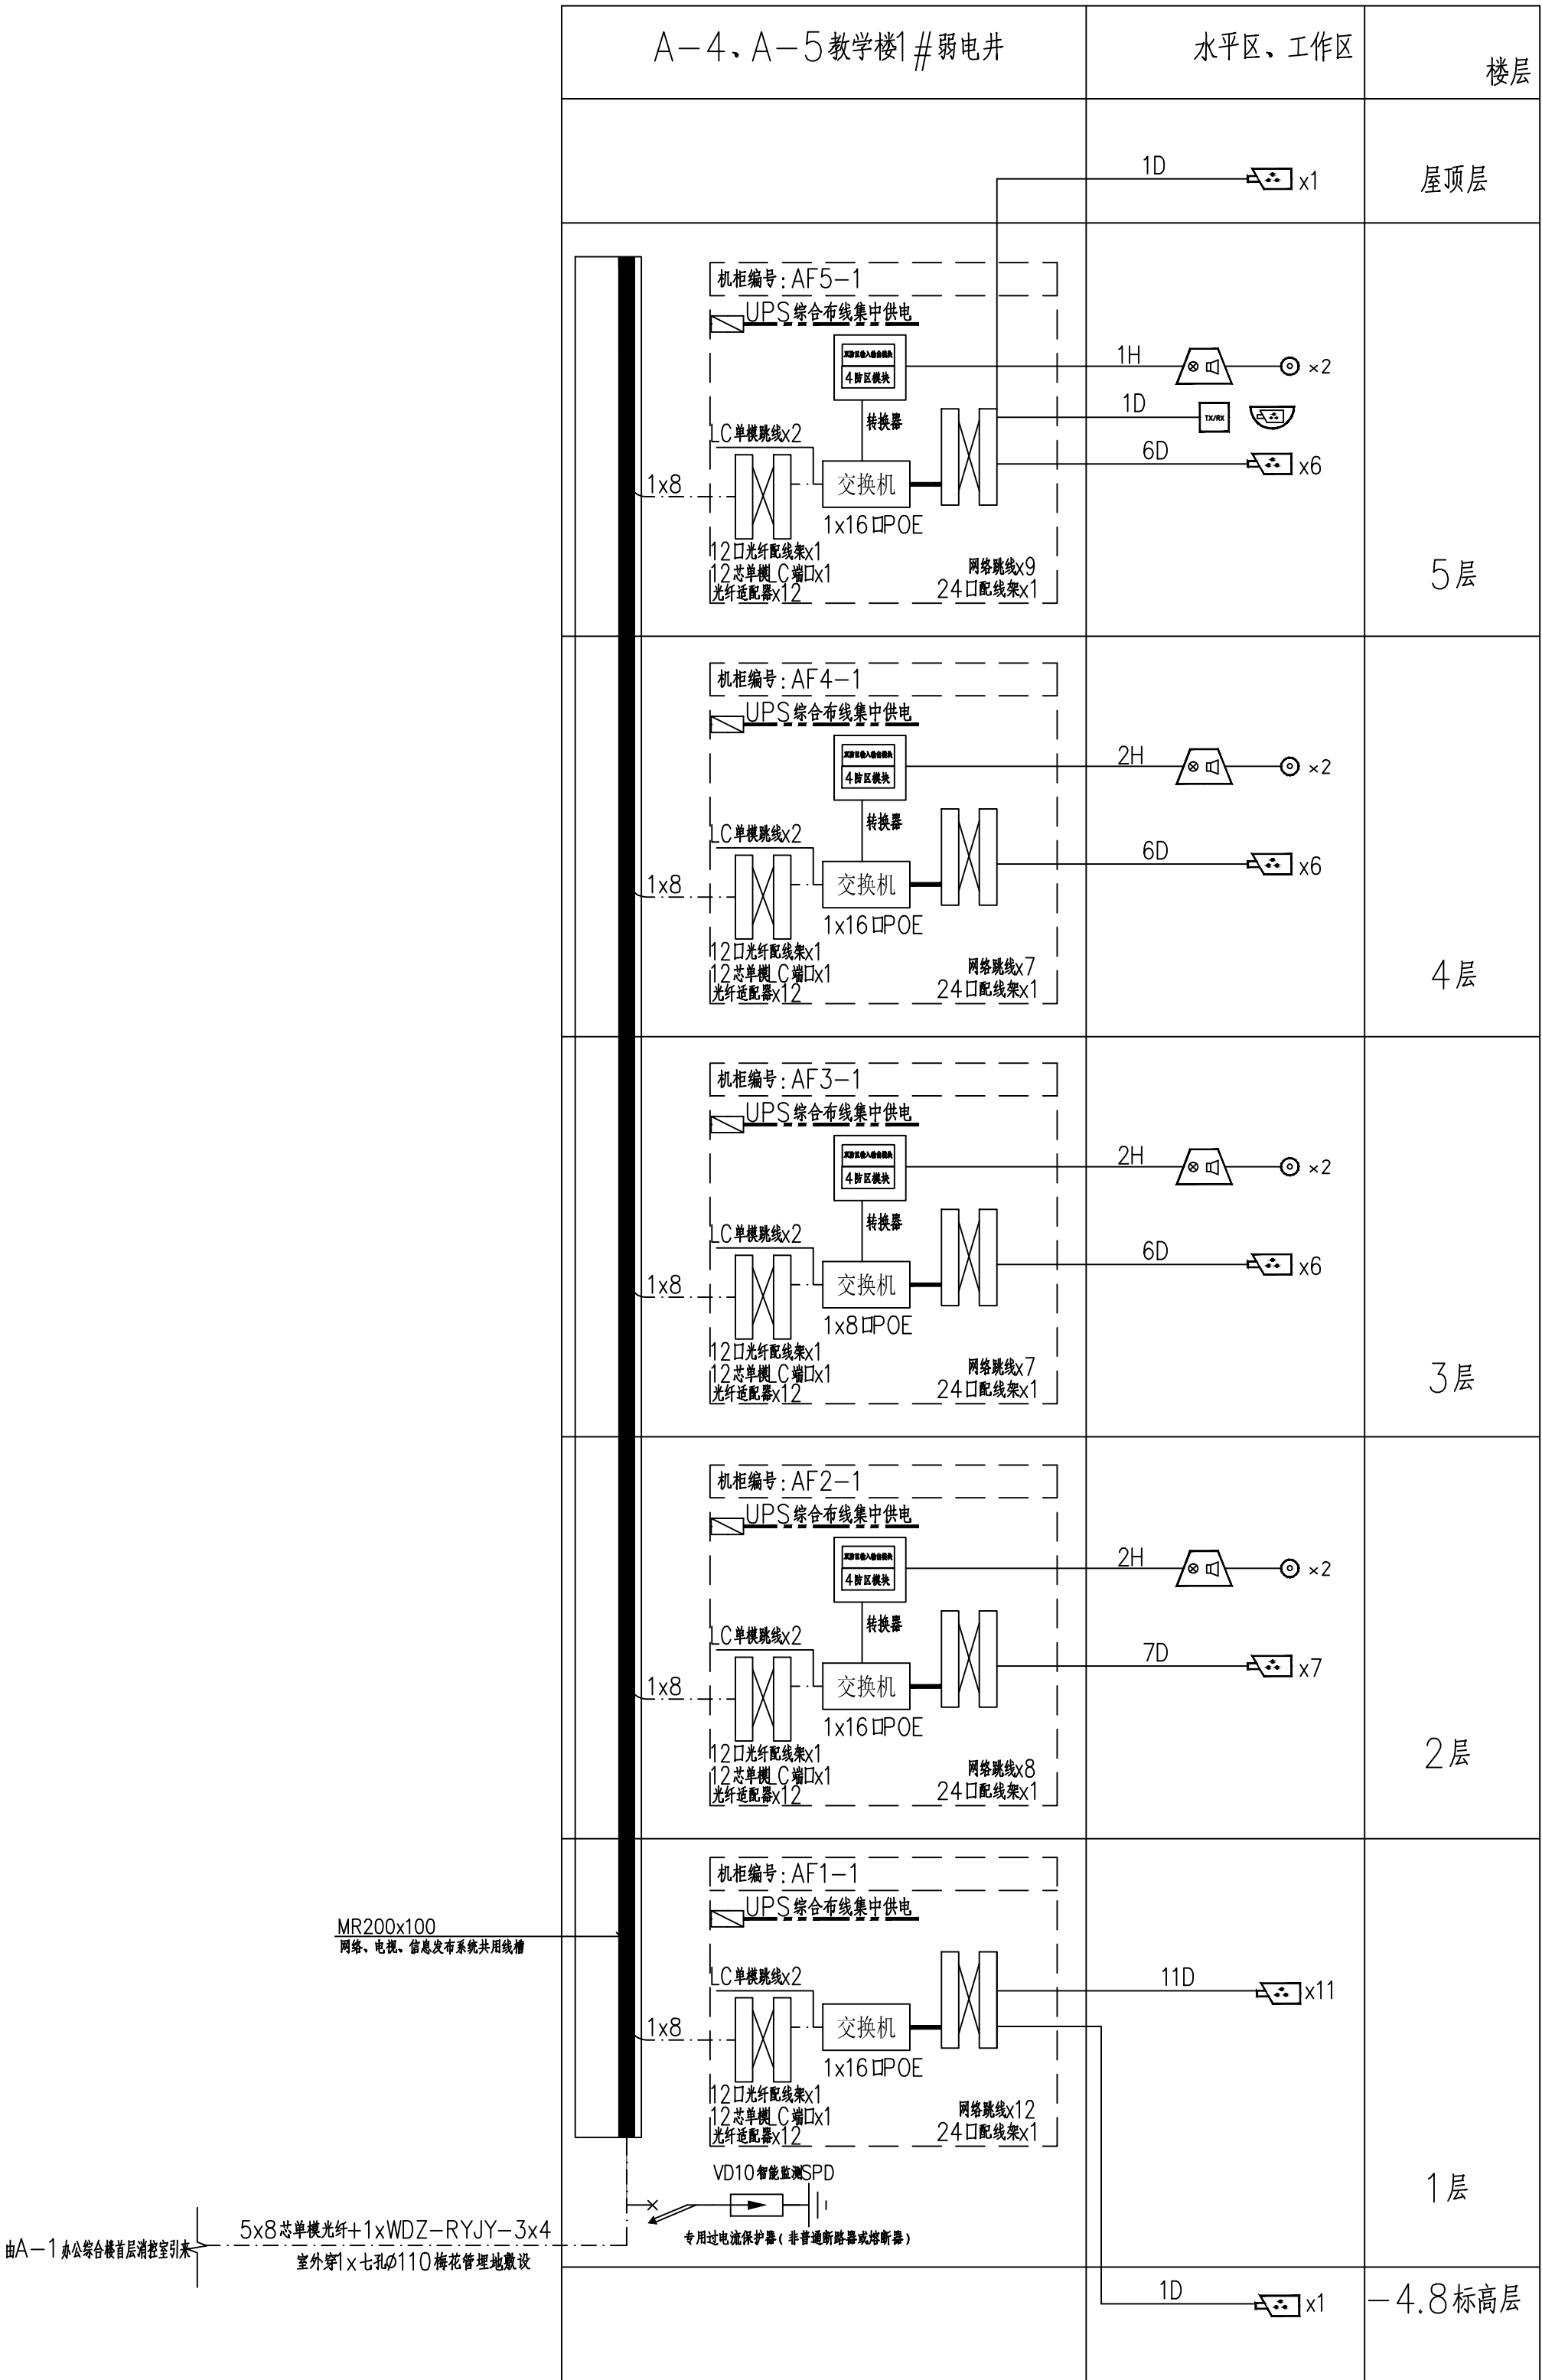

安防监控系统图

<u>nxm</u>	单模光缆 n表示光缆根数，m表示光缆芯数。
<u>nV</u>	六类4对UTP+WDZ-RYJY-2*1.5 n表示线缆根数，V代表六类4对UTP+WDZ-RYJY-2*1.5
<u>nD</u>	六类4对UTP n表示线缆根数，D代表六类4对UTP
<u>nH</u>	n表示线缆根数，H代表WDZ-RYJYP-6X1.0

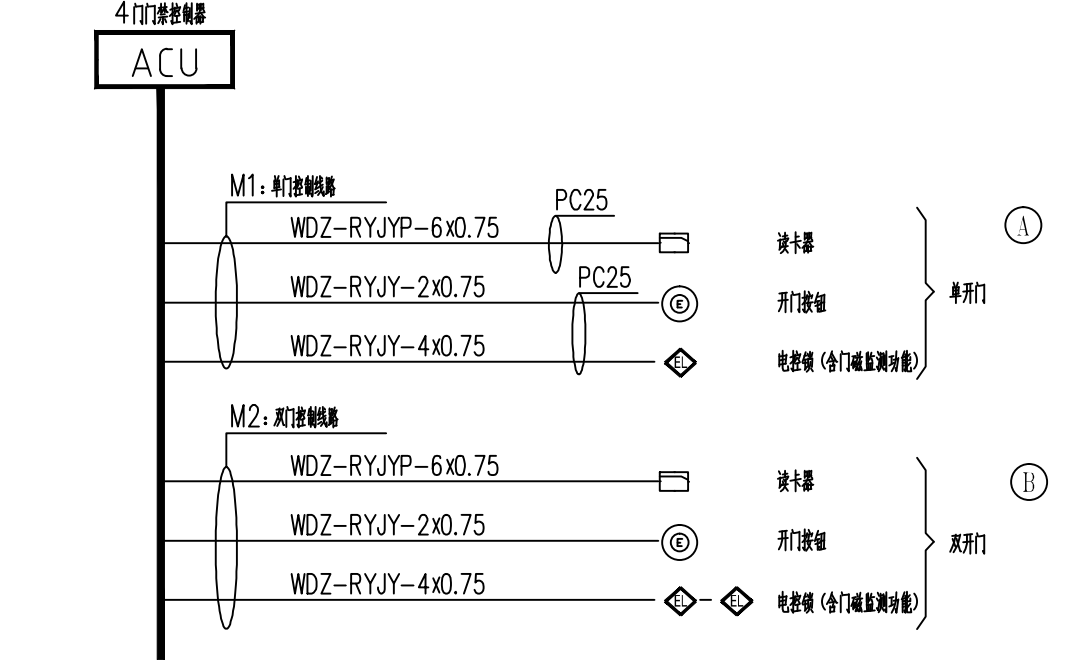

- 说明:
- 未设置火灾自动报警系统的单体建筑，出入口控制装置应设置一键释放按钮装置，发生火灾报警时可由门卫值班人员发出撤防信号，使区域内门禁控制器处于撤防状态。
  - 门禁控制器设于出入口时对应受控区，见GB50396-2007第6.0.2-2条。

安防视频监控系統例表

图例	备 注	安装方式
	室内半球型POE高清半球IP摄像机(带预置功能)	吸顶安装
	室内半球型网络球型IP摄像机(1080P)	壁挂或吊装，装高2.8米
	室内半球型POE高清半球IP摄像机	吸顶安装
	室内半球型网络球型IP摄像机(1080P)	壁挂或吊装，装高2.8米
	室内半球型网络球型IP摄像机(1080P)	吸顶安装
	4门门禁控制器	壁挂，装高1.6米
	无线射频	吸顶安装
	人脸识别门禁识别模块	人脸识别头安装
	4门1080P高清网络球型摄像机	
	视频监控系统的传输设备 视频信号传输线缆：D1类铜线 电源线传输线缆：1.5kV/10/350V limp=1.5kV, Up=12V limp=12.5kV, Up=1.5kV	线路敷设安装。

机柜编号	规格	Rt/mm(数量)
AFJG1~5-1	12U 19英寸标准壁挂式机柜	600x450x600

说明示意图 EXPLANATION  
本图需经施工图审查合格后方可交付施工使用。

广东省城乡规划设计研究院  
有限责任公司  
GUANG DONG URBAN & RURAL PLANNING AND DESIGN INSTITUTE CO.LTD  
资质证书编号：A244003022  
QUALIFICATION CERTIFICATE NO.:A244003022  
版权所有，未经授权，不得复制。  
COPYRIGHT MAY NOT BE COPIED

注册师章（建筑、结构）SEAL OF A/E OF RECORD

工程设计出图专用章 SEAL OF DRAWING			
建设单位 CLIENT	桂平市教育局		
工程名称 PROJECT	桂平大藤峡实验小学项目A-4、A-5教学楼设计		
子项名称 SUBKEY			
任务编号 JOB NO.	2022-JZ-029		
施工图审查批准号 REVIEW NO.			
图纸名称 DRAWING TITLE	弱电系统图一		
图 别 DISCIPLINE	电气	比 例 SCALE	1:100
图 号 DRAWING NO.	R-01	日 期 DATE	2023. 05
设计阶段 PHASE	施工图	版 次 REVISION	1
专业审定 APPROVED BY	吴校军	专业审核 EXAMINED BY	吴小虎
项目负责人 PRJ.DIRECTOR	黄欣 何龙	专业负责 CHIEF.ENG.	薛家宁
校 对 CHECK. BY	邓博雅	制 图 DESIGN BY	薛家宁
方 案 设 计 CONCEPT			
会签栏 SIGNATURE			
建 筑 ARCH	结构 STRU	给排水 PLUM	电 气 ELEC
通 风 MECH			