



分期建设示意图

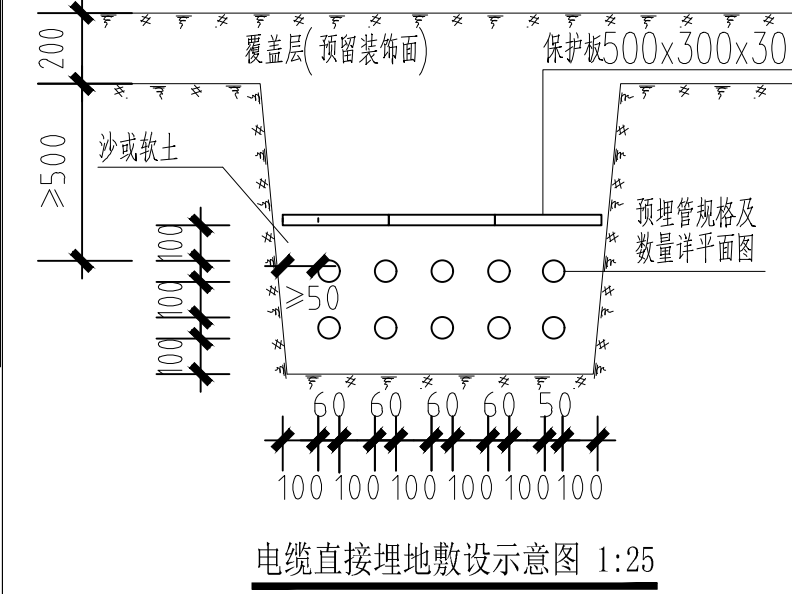


电缆直接埋地敷设示意图 1:25

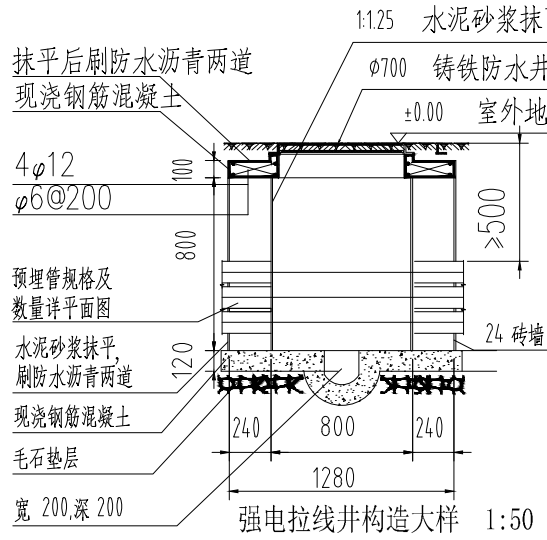

强电拉线井构造大样 1:50

强16 24 详此大样图

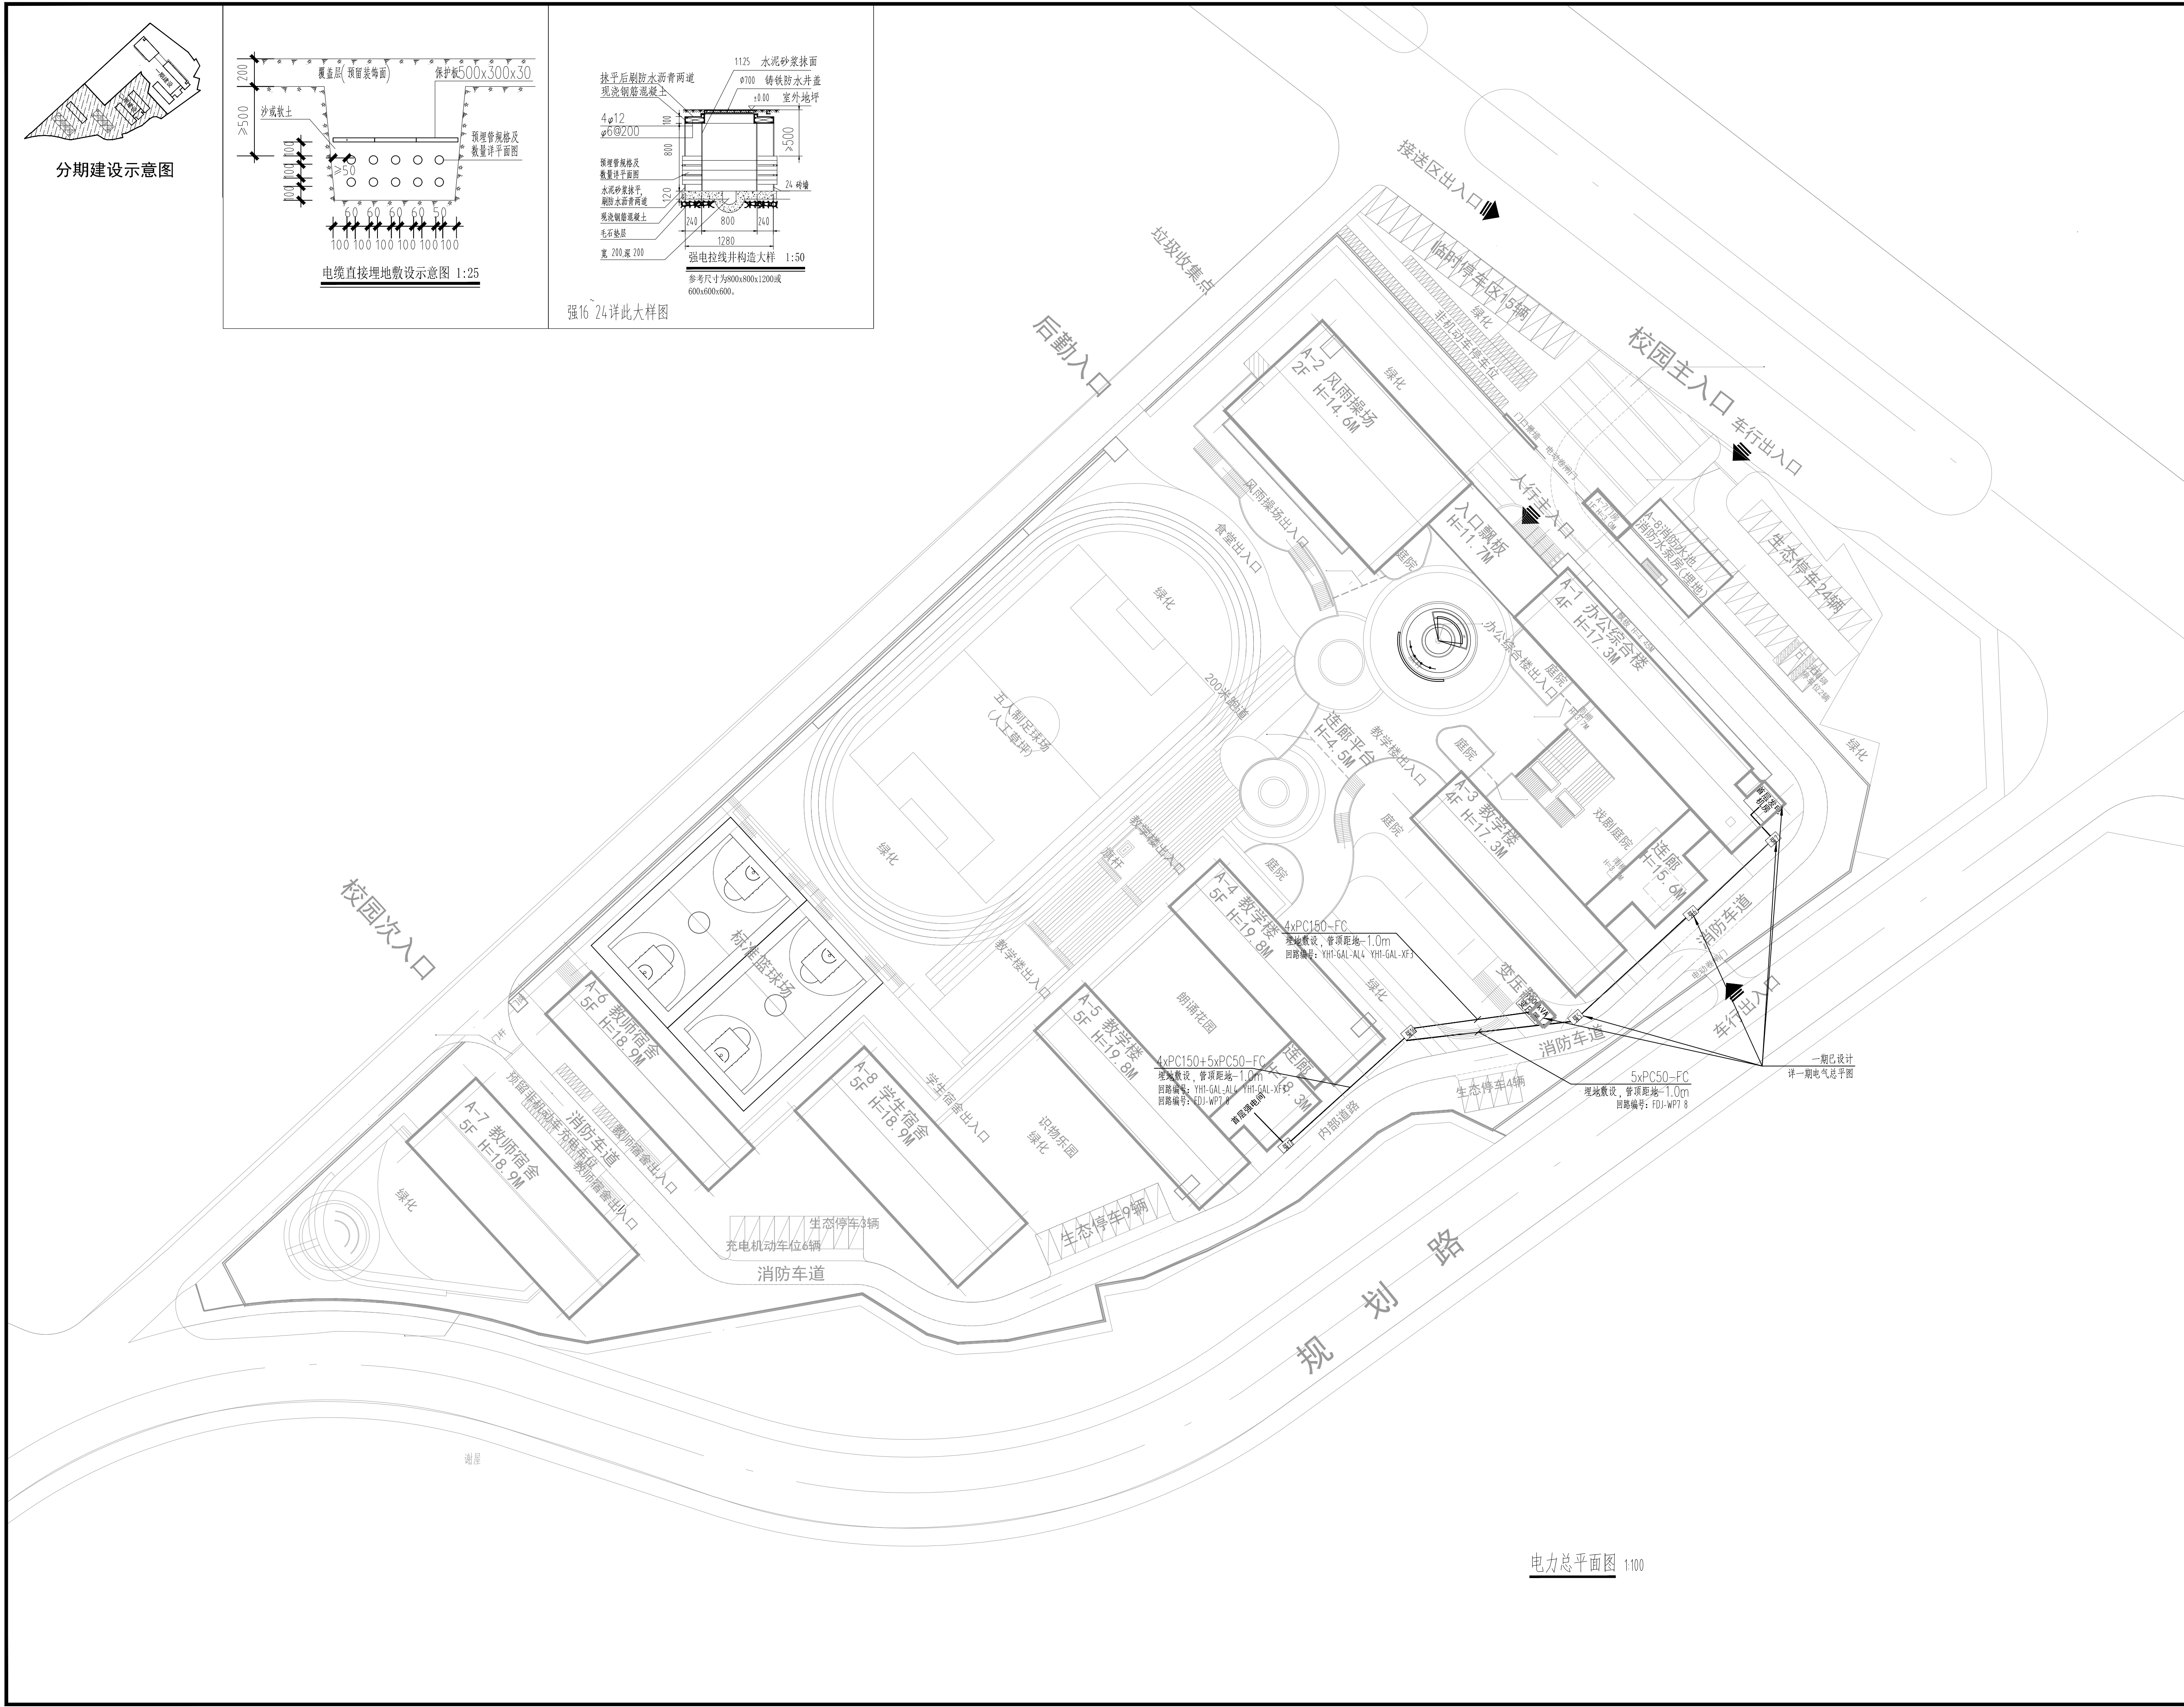

电力总平面图 1:100

说明示栏 EXPLANATION  
本图需经施工图审查合格后方可交付施工使用。

广东省城乡规划设计研究院  
有限责任公司  
GUANG DONG URBAN & RURAL PLANNING  
AND DESIGN INSTITUTE CO.LTD  
资质证书编号: A244003022  
QUALIFICATION CERTIFICATE NO. A244003022  
版权所有, 未经授权, 不得复制。  
COPYRIGHT MAY NOT BE COPIED

注册师章(建筑、结构) SEAL OF A/E OF RECORD

工程设计出图专用章 SEAL OF DRAWING

建设单位 CLIENT	桂平市教育局
工程名称 PROJECT	桂平大藤峡实验小学 A-4、A-5 教学楼设计
子项名称 SUBJECT	
业务号 JOB NO.	2023-JZ-029-1
施工图审查批准号 REVIEW NO.	

图纸名称 DRAWING TITLE	电力总平面图
图别 DISCIPLINE	电气
比例 SCALE	1:100
图号 DRAWING NO.	D-14
日期 DATE	2023.5
设计阶段 PHASE	施工图
版次 REVISION	1
专业审定 APPROVED BY	吴校军
专业审核 EXAMINED BY	吴小虎
项目负责人 PRJ.DIRECTOR	黄欣 何龙
专业负责 CHIEF. ENG.	孙恩泽
校对 CHECK BY	邓博雅
设计 DESIGN BY	孙恩泽
制图 DRAWN BY	孙恩泽
方案设计 CONCEPT	

会签栏 SIGNATURE	
建筑 ARCH	结构 STRU
给排水 PLUM	电气 ELEC
通风 MECH	