


层高表		
楼层	层高(H)	标高(H)
首层	3.600	0.000
二层	3.600	3.600
三层	3.600	7.200
四层	3.600	10.800
五层	3.600	14.400
屋檐线		18.500
屋脊线		20.900

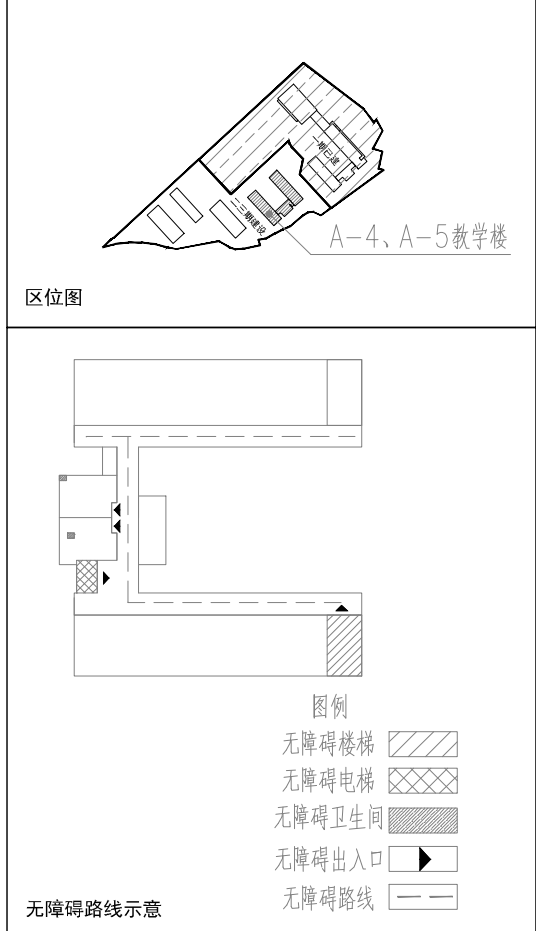

二层给排水及消防平面图 1:100

- 架空层给水管做防结露措施
- 穿梁处标高除注明外，其余套管标高均为梁中标高
- 1~4层消火栓采用减压稳压型消火栓

A-4教学楼 本层建筑面积：461.1平方米
A-4教学楼 本层建筑面积：447.2平方米

注明：教室内黑板、储藏柜、讲台等固定家具由甲方自行采购。

说明示意图 EXPLANATION

本图需经施工图审查合格后方可交付施工使用。

广东省城乡规划设计研究院
有限责任公司

GUANG DONG URBAN & RURAL PLANNING
AND DESIGN INSTITUTE CO.LTD

资质证书编号：A244003022
QUALIFICATION CERTIFICATE NO. A244003022

版权所有，未经授权，不得复制。
COPYRIGHT MAY NOT BE COPIED

注册师章（建筑、结构）SEAL OF A/E OF RECORD

工程设计出图专用章 SEAL OF DRAWING

建设单位 桂平市教育局
CLIENT

工程名称 桂平大藤峡实验小学
PROJECT

子项名称
SUBJECT

任务号 2023-JZ-029_1
JOB NO.

施工图审查批准号
REVIEW NO.

图纸名称 二层给排水及消防平面图
DRAWING TITLE

图别 给排水 比例 1:100
DISCIPLINE SCALE

图号 SS-06 日期 2023.05
DRAWING NO. DATE

设计阶段 施工图 版次 1
PHASE REVISION

专业审定 苏伟
APPROVED BY

专业审核 呼书杰
EXAMINED BY

项目负责 黄欣 何龙
PROJECT DIRECTOR

专业负责 徐贤标
CHIEF. ENG.

校对 钟健
CHECK BY

设计 徐贤标
DESIGN BY

制图 徐贤标
DRAWN BY

方案设计
CONCEPT

会签栏
COUNTERSIGN

建筑 ARCH 结构 STRU
给排水 PLUM 电气 ELEC
通风 MECH