


| 层高表 | | |
|-----|-------|--------|
| 楼层 | 层高(H) | 标高(H) |
| 首层 | 3.600 | 0.000 |
| 二层 | 3.600 | 3.600 |
| 三层 | 3.600 | 7.200 |
| 四层 | 3.600 | 10.800 |
| 五层 | 3.600 | 14.400 |
| 屋檐线 | | 18.500 |
| 屋脊线 | | 20.900 |

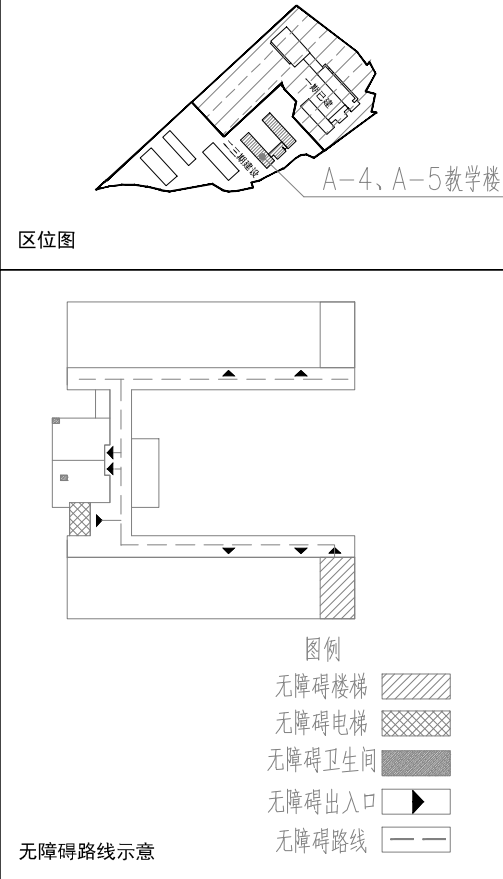

三层给排水及消防平面图 1:100

- 架空层给水管做防结露措施
- 穿梁处标高除注明外,其余套管标高均为梁中标高
- 1~4层消火栓采用减压稳压型消火栓

注明:教室内黑板、储藏柜、讲台等固定家具由甲方自行采购。

A-4教学楼 本层建筑面积: 461.1平方米
A-4教学楼 本层建筑面积: 447.2平方米

说明示意图 EXPLANATION
本图需经施工图审查合格后方可交付施工使用。

广东省城乡规划设计研究院
有限责任公司
GUANG DONG URBAN & RURAL PLANNING
AND DESIGN INSTITUTE CO.LTD
资质证书编号: A244003022
QUALIFICATION CERTIFICATE NO. A244003022
版权所有, 未经授权, 不得复制。
COPYRIGHT MAY NOT BE COPIED

注册师章(建筑、结构) SEAL OF A/E OF RECORD

工程设计出图专用章 SEAL OF DRAWING

| | |
|-----------------|---------------------------|
| 建设单位 CLIENT | 桂平市教育局 |
| 工程名称 PROJECT | 桂平大藤峡实验小学 A-4、A-5教学楼设计 |
| 子项名称 SUBJECT | |
| 任务号 JOB NO. | 2023-JZ-029_1 |

施工图审查批准号
REVIEW NO.

| | |
|-----------------------|-------------|
| 图纸名称 DRAWING TITLE | 三层给排水及消防平面图 |
| 图别 DISCIPLINE | 给排水 |
| 图号 DRAWING NO. | SS-07 |
| 设计阶段 PHASE | 施工图 |
| 专业审定 APPROVED BY | 苏伟 |
| 专业审核 EXAMINED BY | 呼书杰 |
| 项目负责 PRJ.DIRECTOR | 黄欣 何龙 |
| 专业负责 CHIEF. ENG. | 徐贤标 |
| 校对 CHECK BY | 钟健 |
| 设计 DESIGN BY | 徐贤标 |
| 制图 DRAWN BY | 徐贤标 |
| 方案设计 CONCEPT | |

| | |
|--------------------|---------|
| 会签栏 COUNTERSIGN | |
| 建筑 ARCH | 结构 STRU |
| 给排水 PLUM | 电气 ELEC |
| 通风 MECH | |