


	给排水		
各专业会签栏	建 筑		电 气
	结 构		暖 通

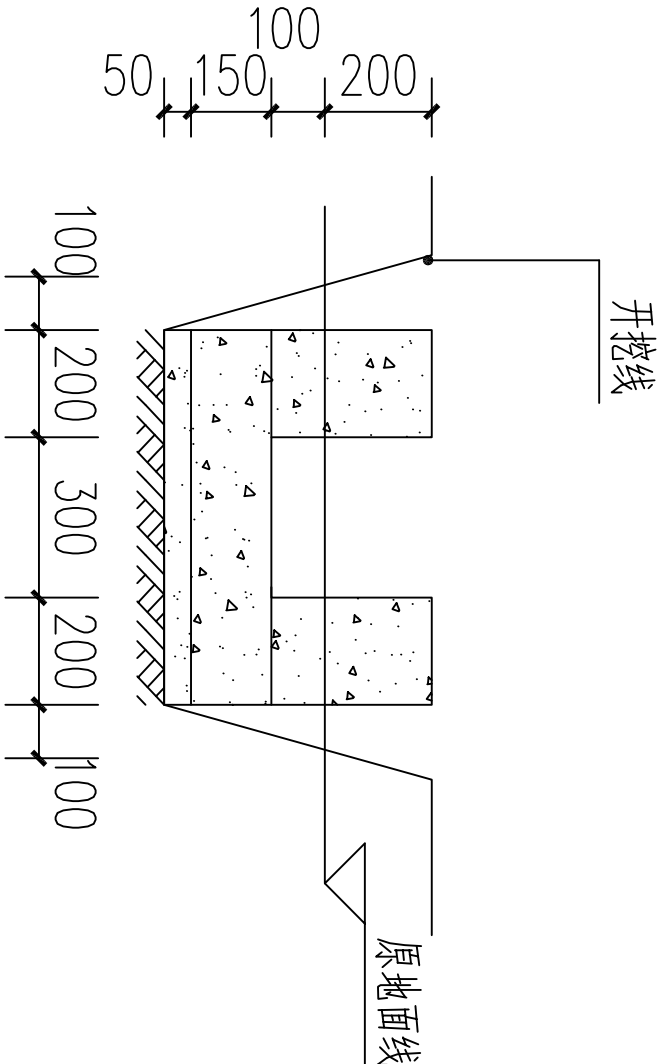

土方开挖示意图 1:25

设计单位:

HEHU
Hehu Design Group Co., Ltd.
合裕设计
合裕设计集团有限公司
资质证书编号: A152010388(临)
水利行业乙级
公路行业(公路) 专业乙级

备注: 本设计图纸未经规划部门同意和施工图审查机构认可,不得用于现场施工,仅供业主建设投资前估算建设造价之参考图。

图纸专用章:

注册章:

项目负责人	冯大伟	冯大伟
专业负责人	冯大伟	冯大伟
审 定	赖克飞	赖克飞
校 对	孙晓春	孙晓春
审 核	徐健达	徐健达
设 计	夏志强	夏志强

工程名称: 驯乐苗族乡北山村
化时屯农田水利灌溉三面光渠道建设工程
建设单位: 环江毛南族自治县驯乐苗族乡人民政府

图 名:

土方开挖大样图

工程编号		专业	水利
版次		日期	2025.04
设计阶段	施工图	图号	SL-04