
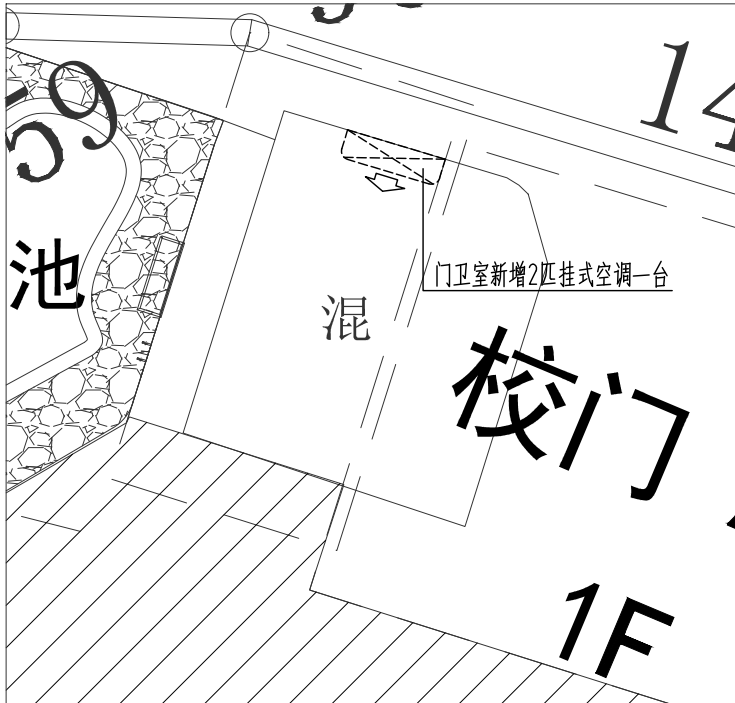


* 本图纸的版权,属智诚建科设计有限公司
所有,不得用于本工程以外范围。
* 本图纸需手续齐全方可用于施工。

电气	电讯
给排水	暖通
建筑	结构
制图人	

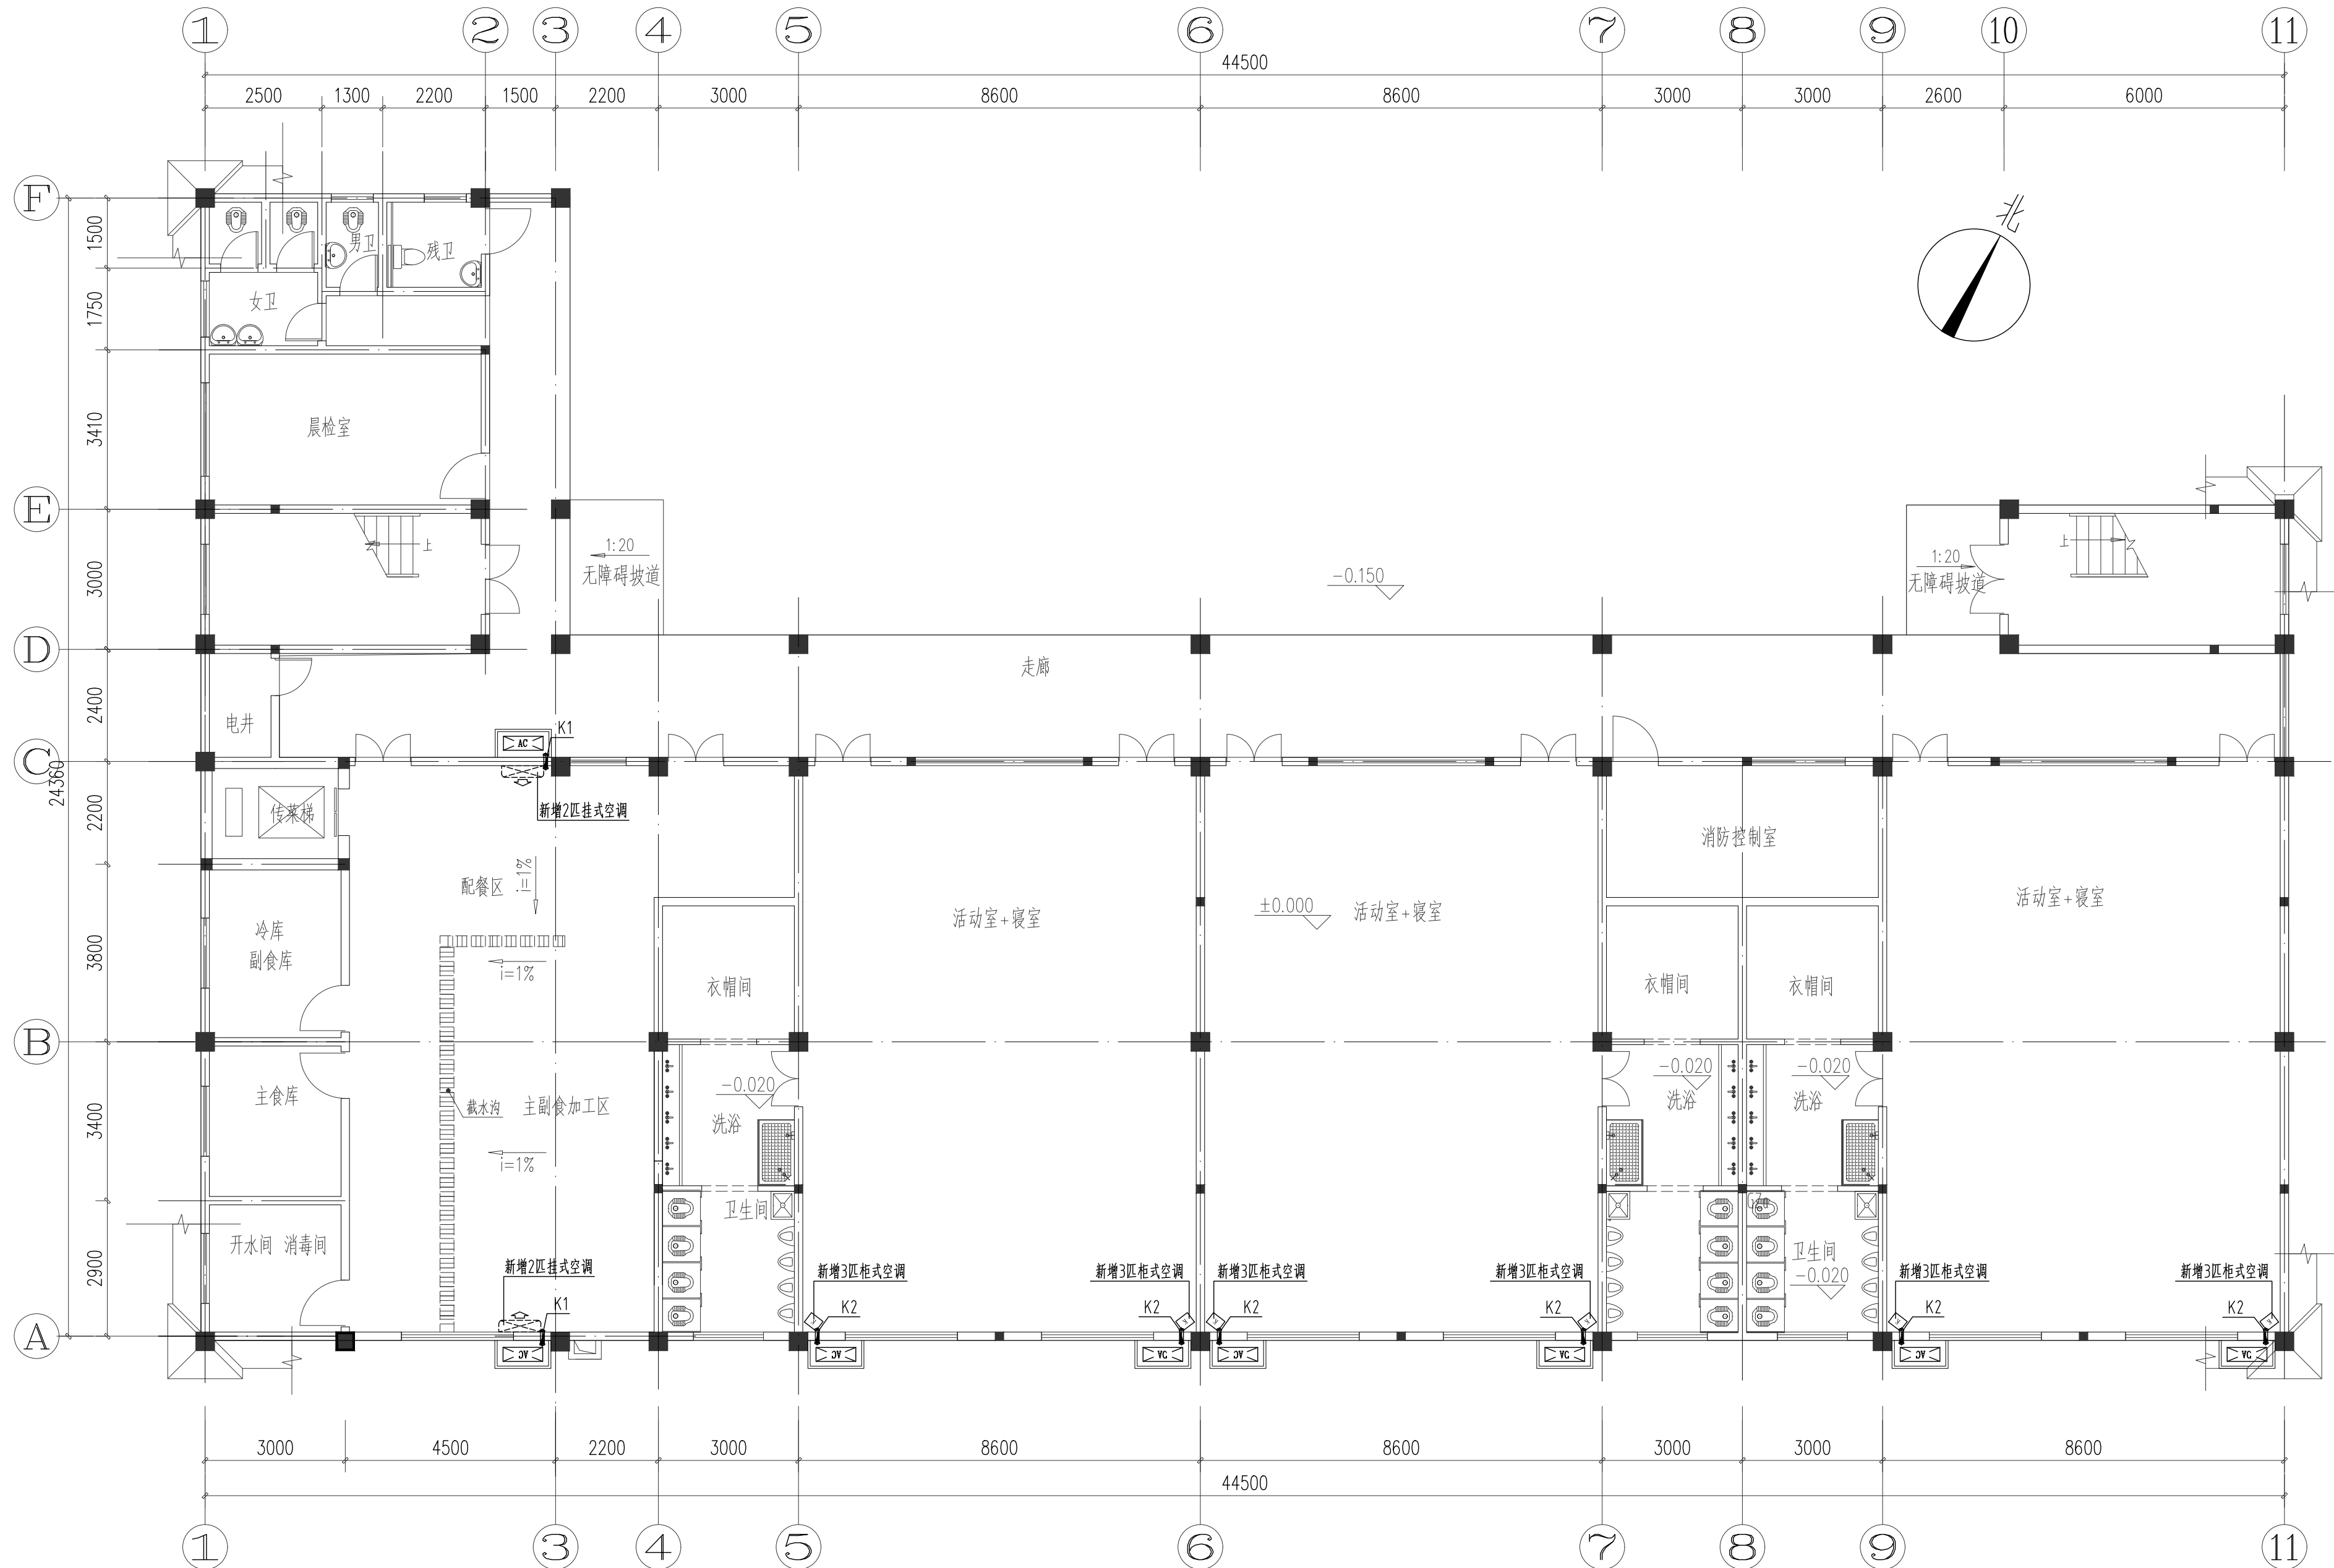

门卫室增加空调布置


一层空调平面布置图 1:100

K1: 距楼地面2200mm; 距墙(柱)边200mm, 预埋 \varnothing 80PVC管, 向外倾斜3度, 位置见本图。
K2: 距楼地面200mm; 距墙(柱)边200mm, 预埋 \varnothing 80PVC管, 向外倾斜3度, 位置见本图。

新增空调数量一览表

名称	数量
挂式空调 (2匹)	7台
柜式空调 (3匹)	14台

设计单位
DESIGN UNIT



智诚建科
ZHI CHENG
ARCH-TECH

智诚建科设计有限公司
ZHI CHENG ARCH-TECH DESIGN Co.,LTD
建筑工程甲级设计证书 A152007610

贵州省贵阳市白云区俊发城F4栋39楼
E-mail: zcarchtech@163.com
电话: 0851-88417568
邮编: 550000

合作设计单位
CO-OPERATED WITH

出图专用章
SHADCL PROJECT SEAL

未加盖本公司出图专用章无效 INVALID NO THE SPECIAL SEAL

 
 
 
 

注册执业章
REGISTERED SEAL

建设单位
CLIENT
博白县径口镇中心幼儿园


项目名称
PROJECT TITLE
博白县径口镇中心幼儿园保教楼改造(二期)

子项名称
SUB TITLE

图纸名称
DRAWING TITLE
一层空调平面布置图

项目负责人 PROJECT DIRECTOR	杨 柳	
审定人 AUTHORIZED BY	王剑菲	
专业负责人 DISCIPLINE RESPONSIBLE BY	郑 恒	
审核人 EXAMINED BY	王剑菲	
校对人 CHECKED BY	李邦贵	
设计人 DESIGNED BY	赵骥洲	
制图人 DRAWING BY	赵骥洲	
专业 SPECIALTY	建筑	设计阶段 DESIGN STAGE 施工图
比例 SCALE	1:100	日期 DATE 2025. 05
工程编号 PROJECT NO.		图号 DRAWING NO. JS-01
规格 DWG. SIZE	A2	版本 VERSION 第一版


电气	电讯				
给排水	暖通				
建筑	结构				
制图人					

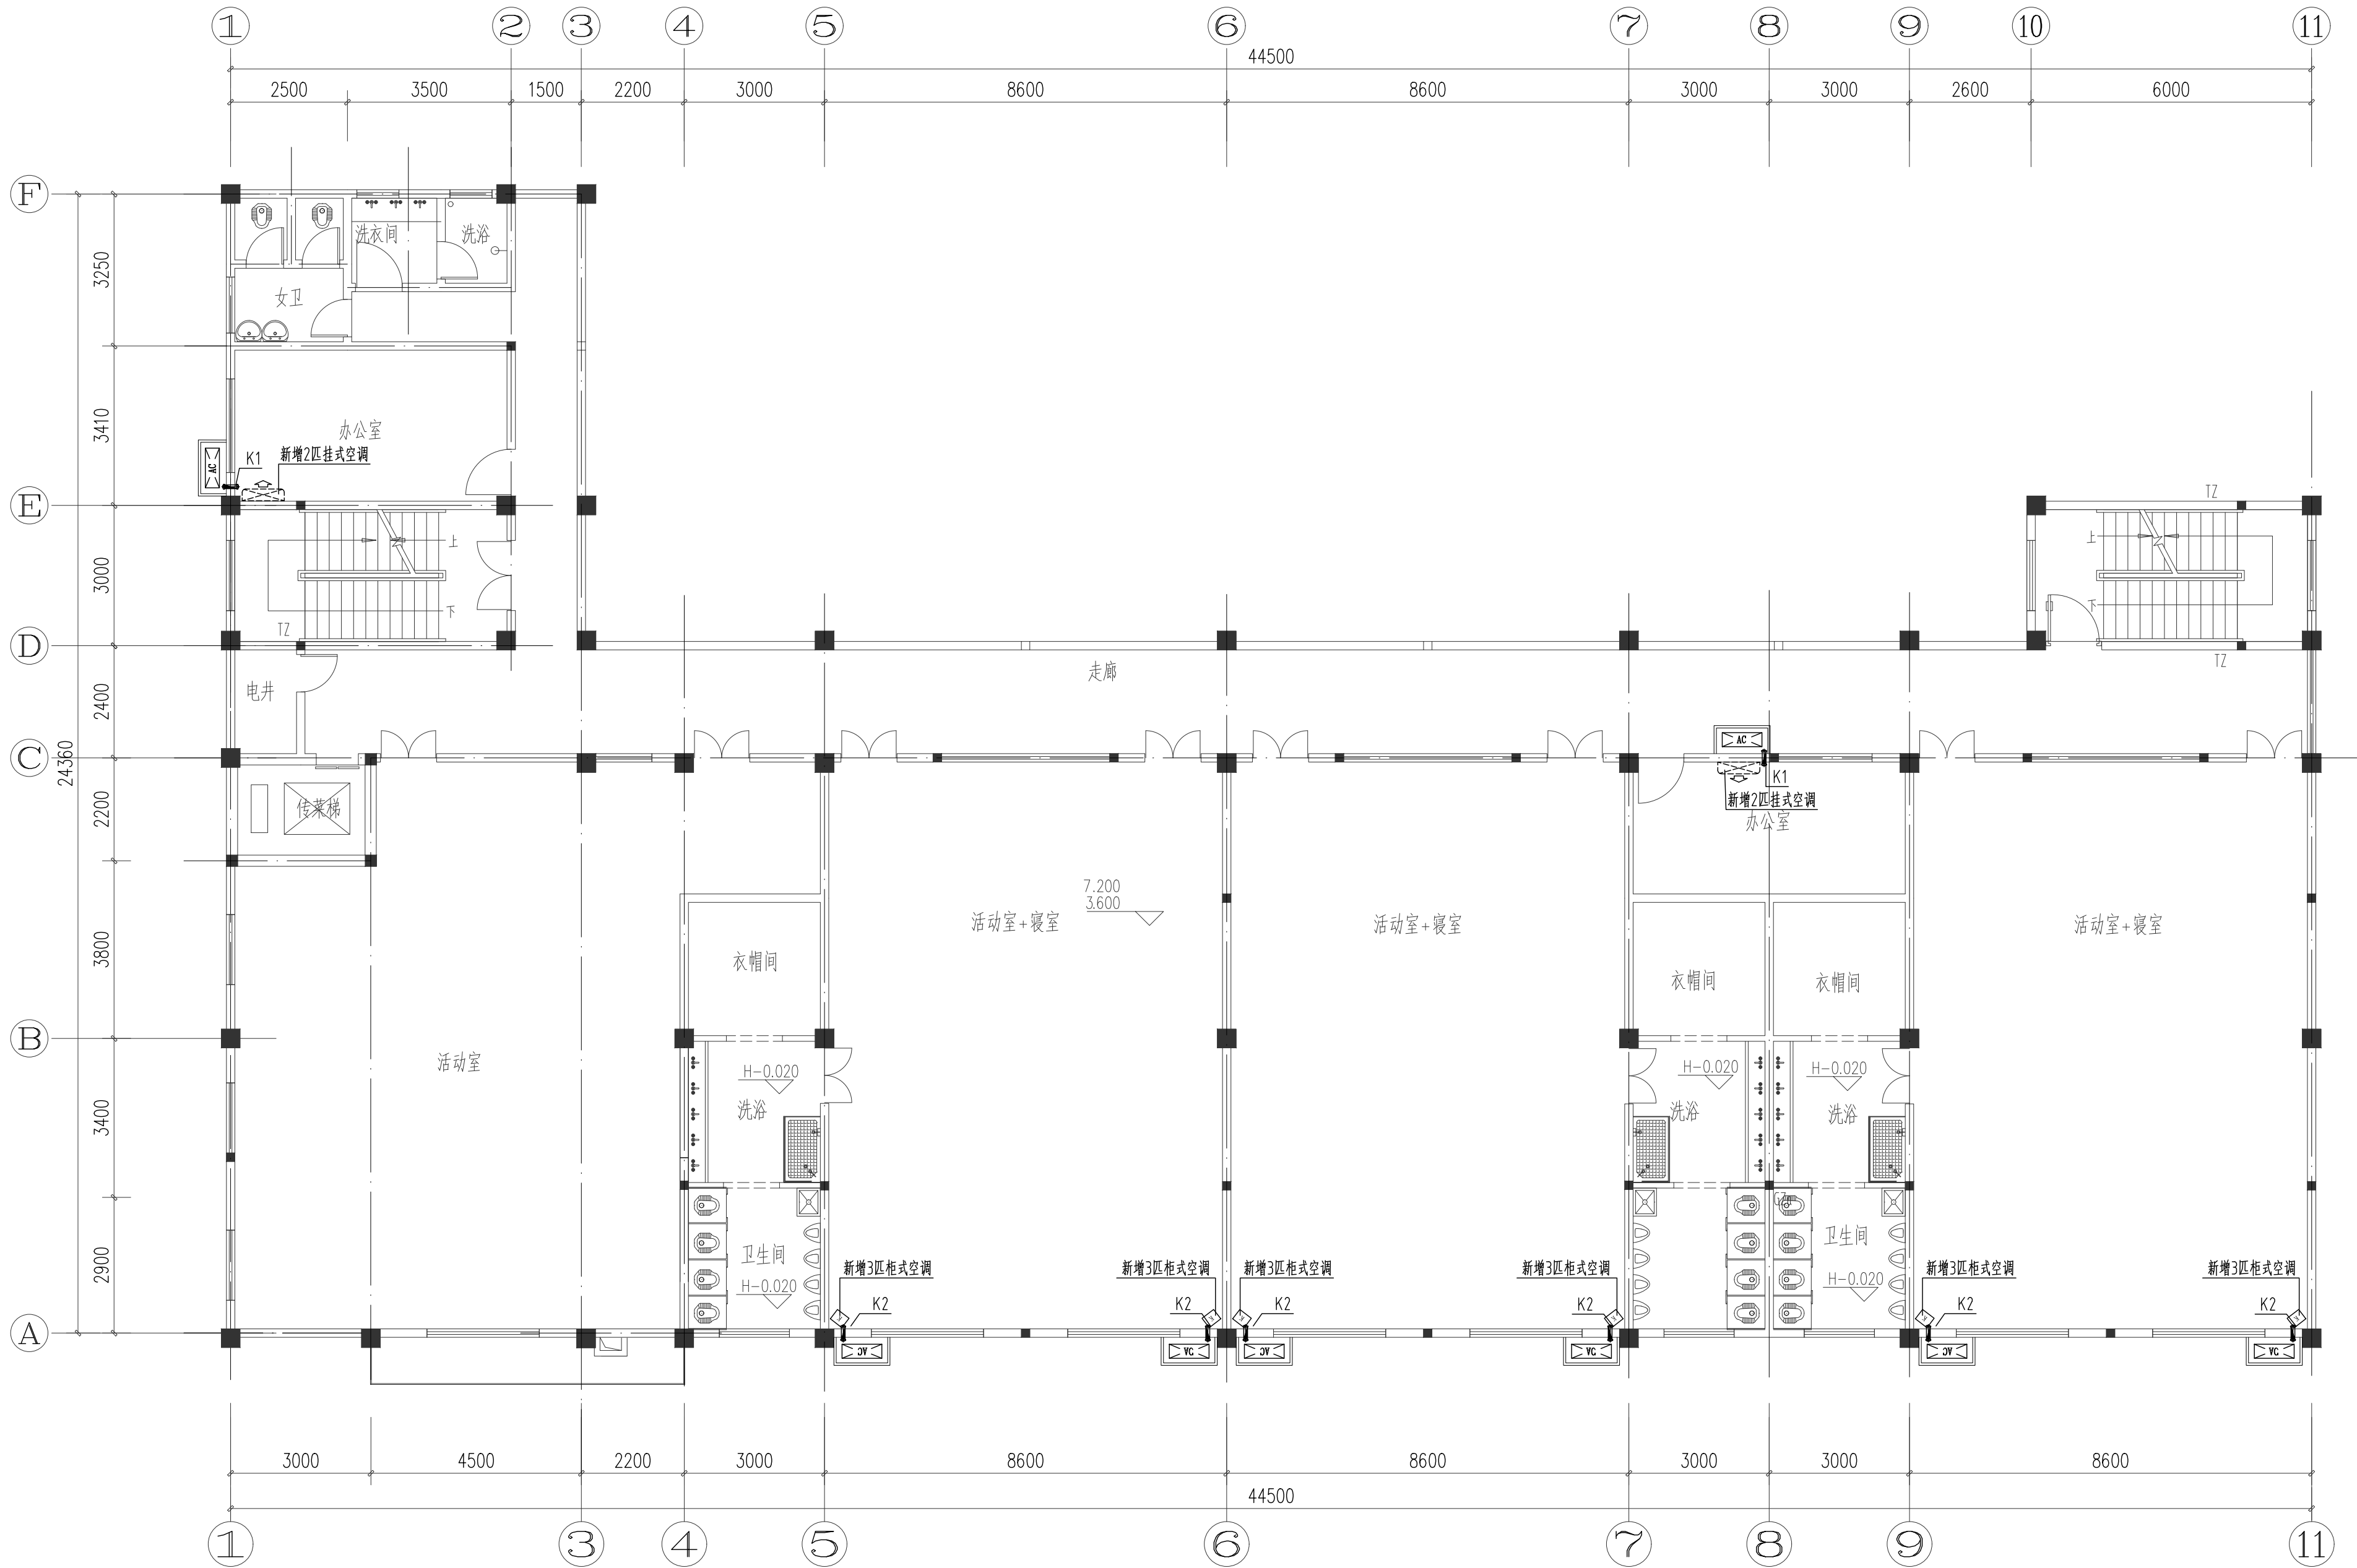

二层空调平面布置图 1:100

K1: 距楼地面2200mm; 距墙(柱)边200mm, 预埋φ80PVC管, 向外倾斜3度, 位置见本图。
K2: 距楼地面200mm; 距墙(柱)边200mm, 预埋φ80PVC管, 向外倾斜3度, 位置见本图。

设计单位
DESIGN UNIT



智诚建科
ZHI CHENG
ARCH-TECH

智诚建科设计有限公司
ZHI CHENG ARCH-TECH DESIGN Co.,LTD
建筑工程甲级设计证书 A152007610

贵州省贵阳市白云区俊发城F4栋39楼
E-mail: zcarchtech@163.com
电话: 0851-88417568
邮编: 550000

合作设计单位
CO-OPERATED WITH

出图专用章
SHADCL PROJECT SEAL

未加盖本公司出图专用章无效 INVALID NO THE SPECIAL SEAL

注册执业章
REGISTERED SEAL

建设单位
CLIENT
博白县径口镇中心幼儿园


项目名称
PROJECT TITLE
博白县径口镇中心幼儿园保教楼改造(二期)

子项名称
SUB TITLE

图纸名称
DRAWING TITLE
二层空调平面布置图

项目负责人 PROJECT DIRECTOR	杨 柳	杨 柳
审定人 AUTHORIZED BY	王剑菲	王剑菲
专业负责人 DISCIPLINE RESPONSIBLE BY	郑 恒	郑 恒
审核人 EXAMINED BY	王剑菲	王剑菲
校对人 CHECKED BY	李邦贵	李邦贵
设计人 DESIGNED BY	赵骥洲	赵骥洲
制图人 DRAWING BY	赵骥洲	赵骥洲
专业 SPECIALTY	建筑	施工图
比例 SCALE	1:100	日期 DATE
工程编号 PROJECT NO.		图号 DRAWING NO.
规格 DWG. SIZE	A2	版本 VERSION
		第一版

电气	电讯
给排水	暖通
建筑	结构
制图人	

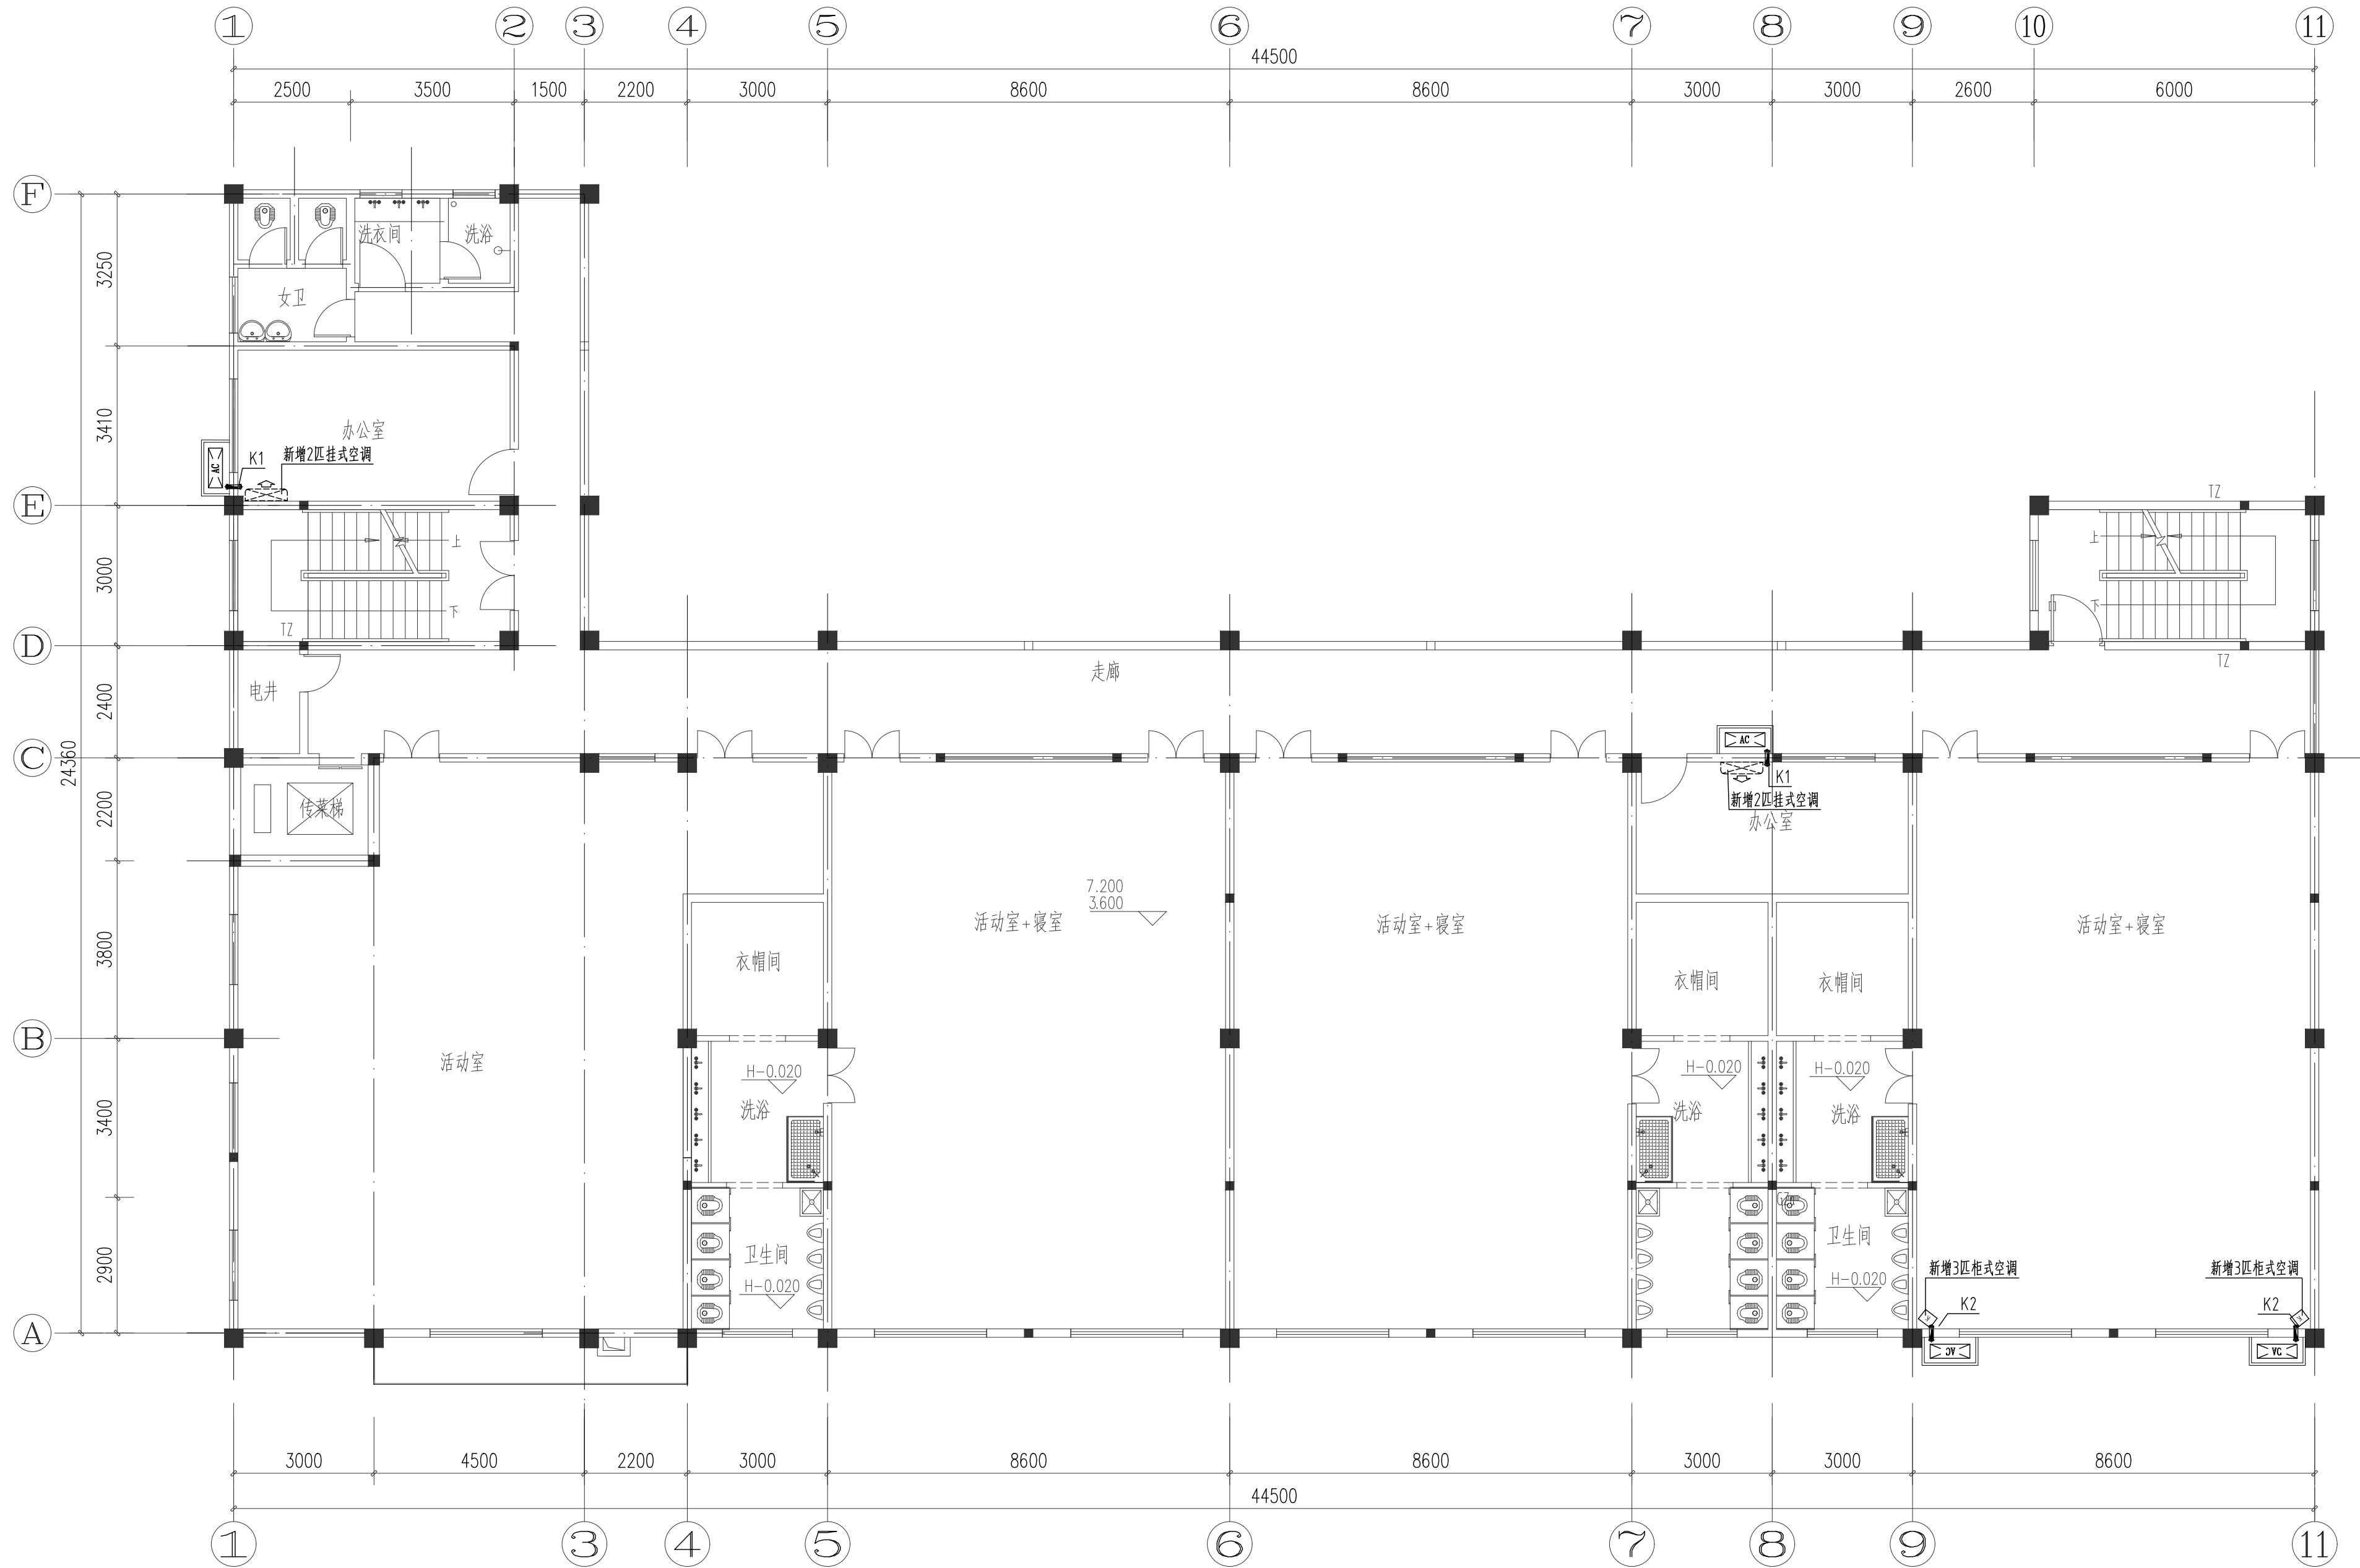

三层空调平面布置图 1:100

K1: 距楼地面2200mm; 距墙(柱)边200mm, 预埋 \varnothing 80PVC管, 向外倾斜3度, 位置见本图。

K2: 距楼地面200mm; 距墙(柱)边200mm, 预埋 \varnothing 80PVC管, 向外倾斜3度, 位置见本图。

设计单位 DESIGN UNIT		
 智诚建科 ZHI CHENG ARCH-TECH		
智诚建科设计有限公司 ZHI CHENG ARCH-TECH DESIGN Co.,LTD 建筑工程甲级设计证书 A152007610		
贵州省贵阳市白云区俊发城F4栋39楼 E-mail: zcarchtech@163.com 电话: 0851-88417568 邮编: 550000		
合作设计单位 CO-OPERATED WITH		
出图专用章 SHADCL PROJECT SEAL		
未加盖本公司出图专用章无效 INVALID NO THE SPECIAL SEAL		
注册执业章 REGISTERED SEAL		
建设单位 CLIENT 博白县径口镇中心幼儿园		
项目名称 PROJECT TITLE 博白县径口镇中心幼儿园保教楼改造(二期)		
子项名称 SUB TITLE		
图纸名称 DRAWING TITLE 三层空调平面布置图		
项目负责人 PROJECT DIRECTOR	杨 柳	
审定人 AUTHORIZED BY	王剑菲	
专业负责人 DISCIPLINE RESPONSIBLE BY	郑 恒	
审核人 EXAMINED BY	王剑菲	
校对入 CHECKED BY	李邦贵	
设计人 DESIGNED BY	赵骥洲	
制图人 DRAWING BY	赵骥洲	
专业 SPECIALTY	建筑	设计阶段 DESIGN STAGE 施工图
比例 SCALE	1:100	日期 DATE 2025. 05
工程编号 PROJECT NO.		图号 DRAWING NO. JS-03
规格 DWG. SIZE	A2	版本 VERSION 第一版