
 
 

 
 

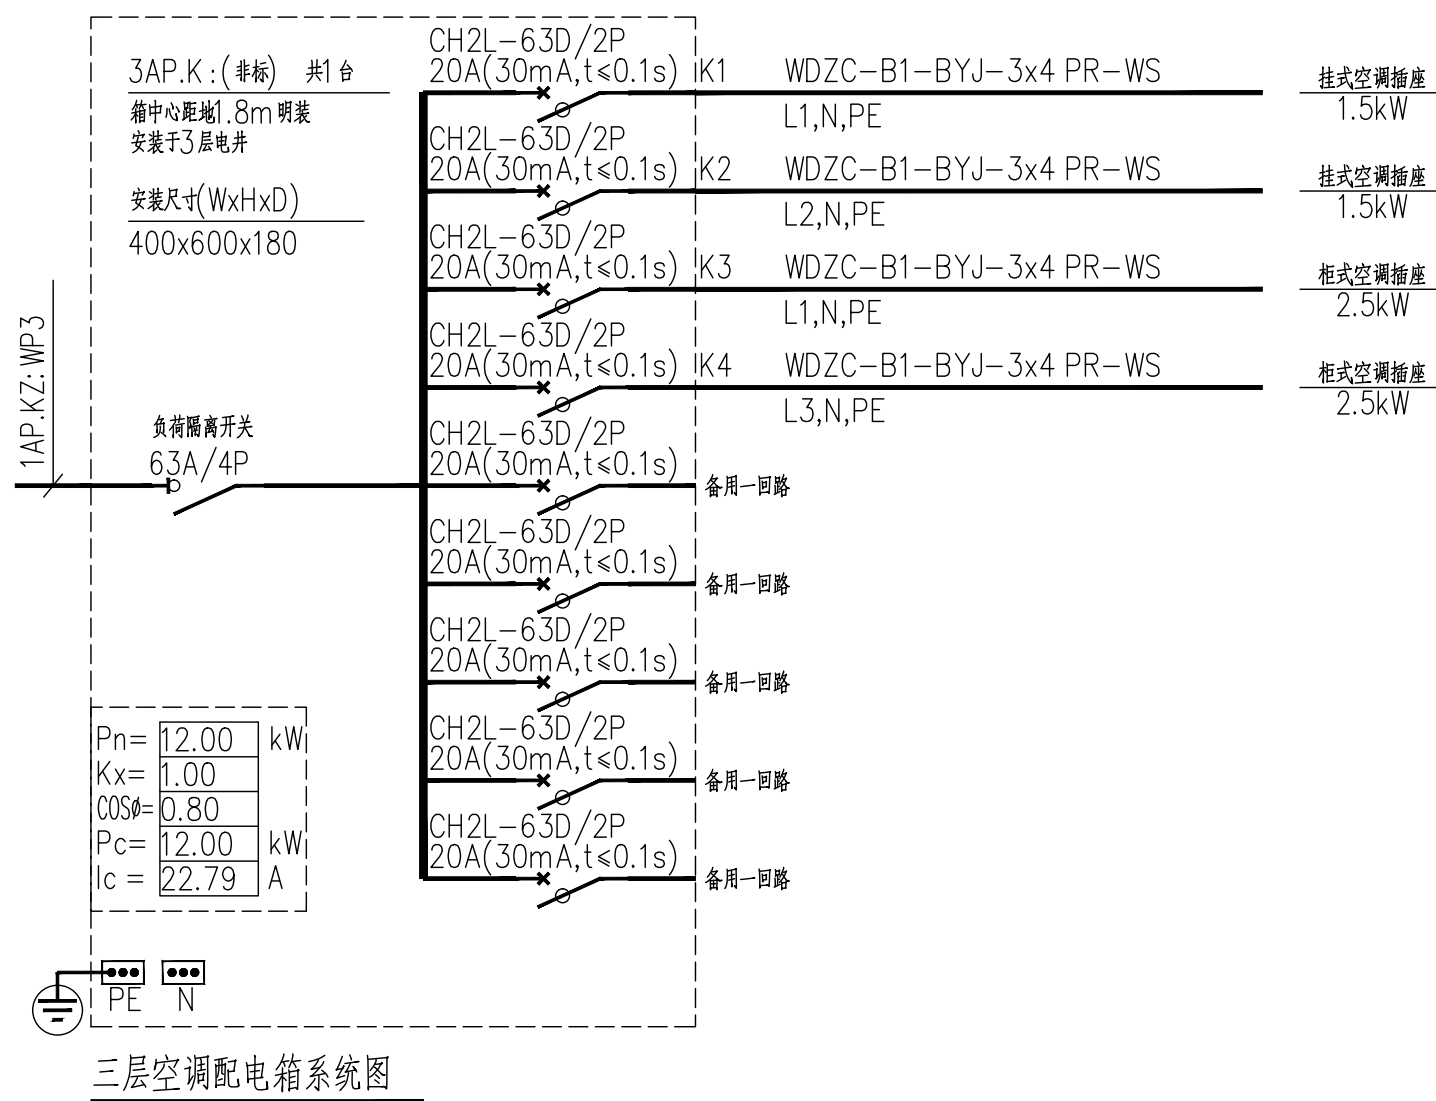
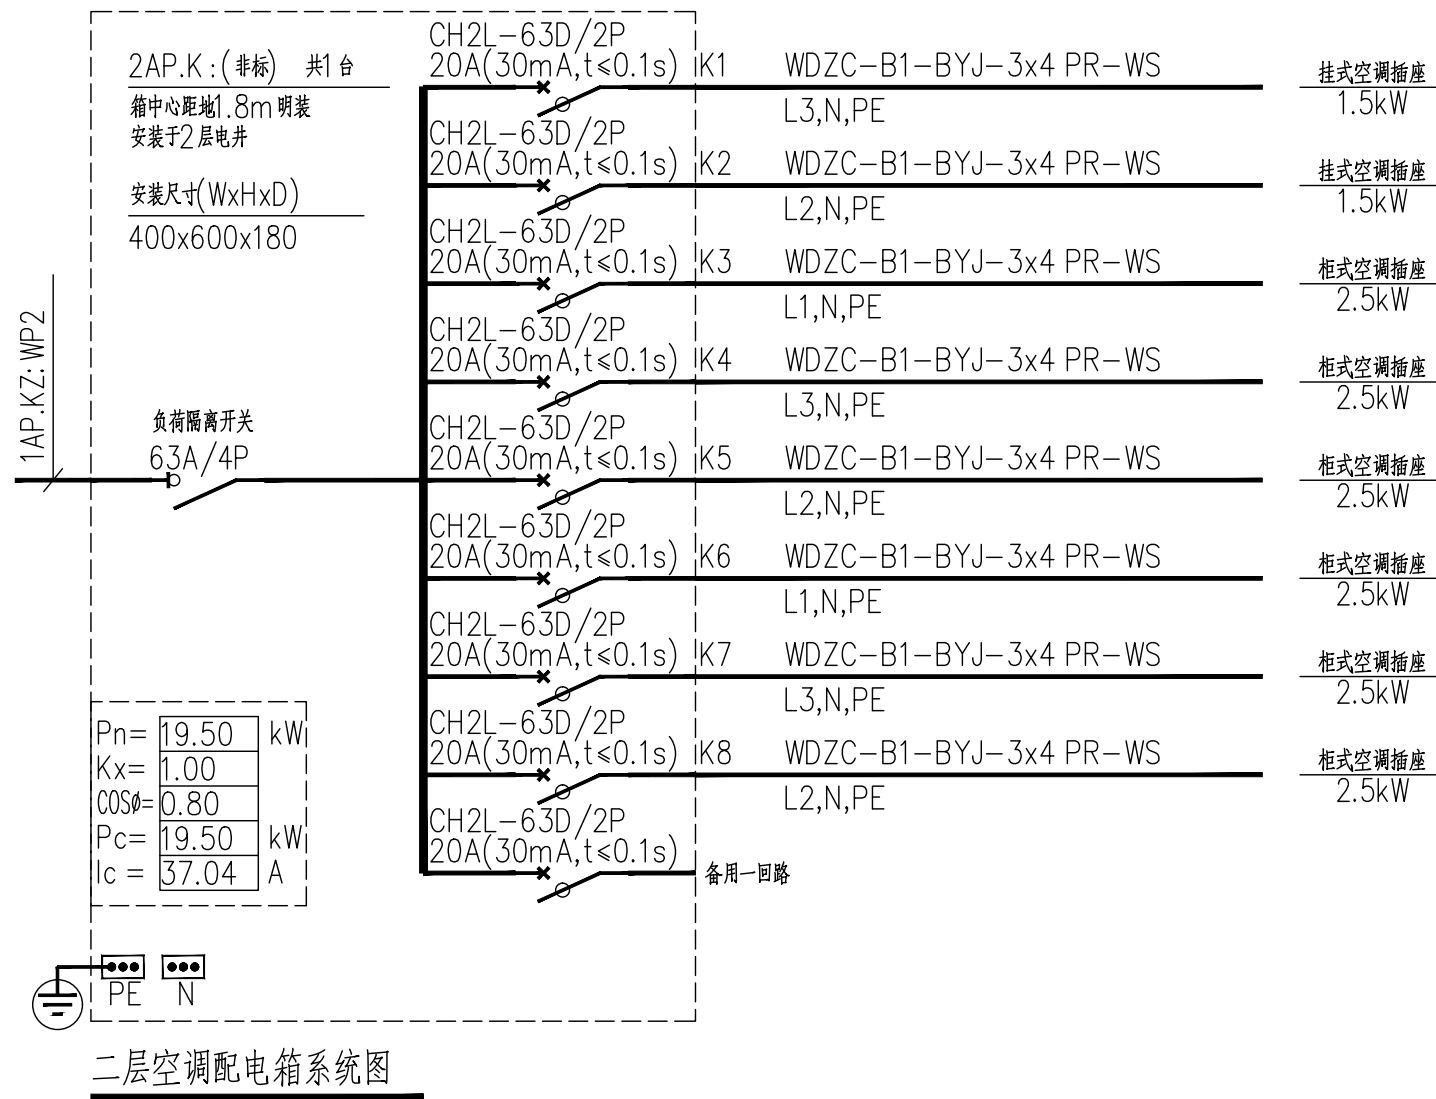
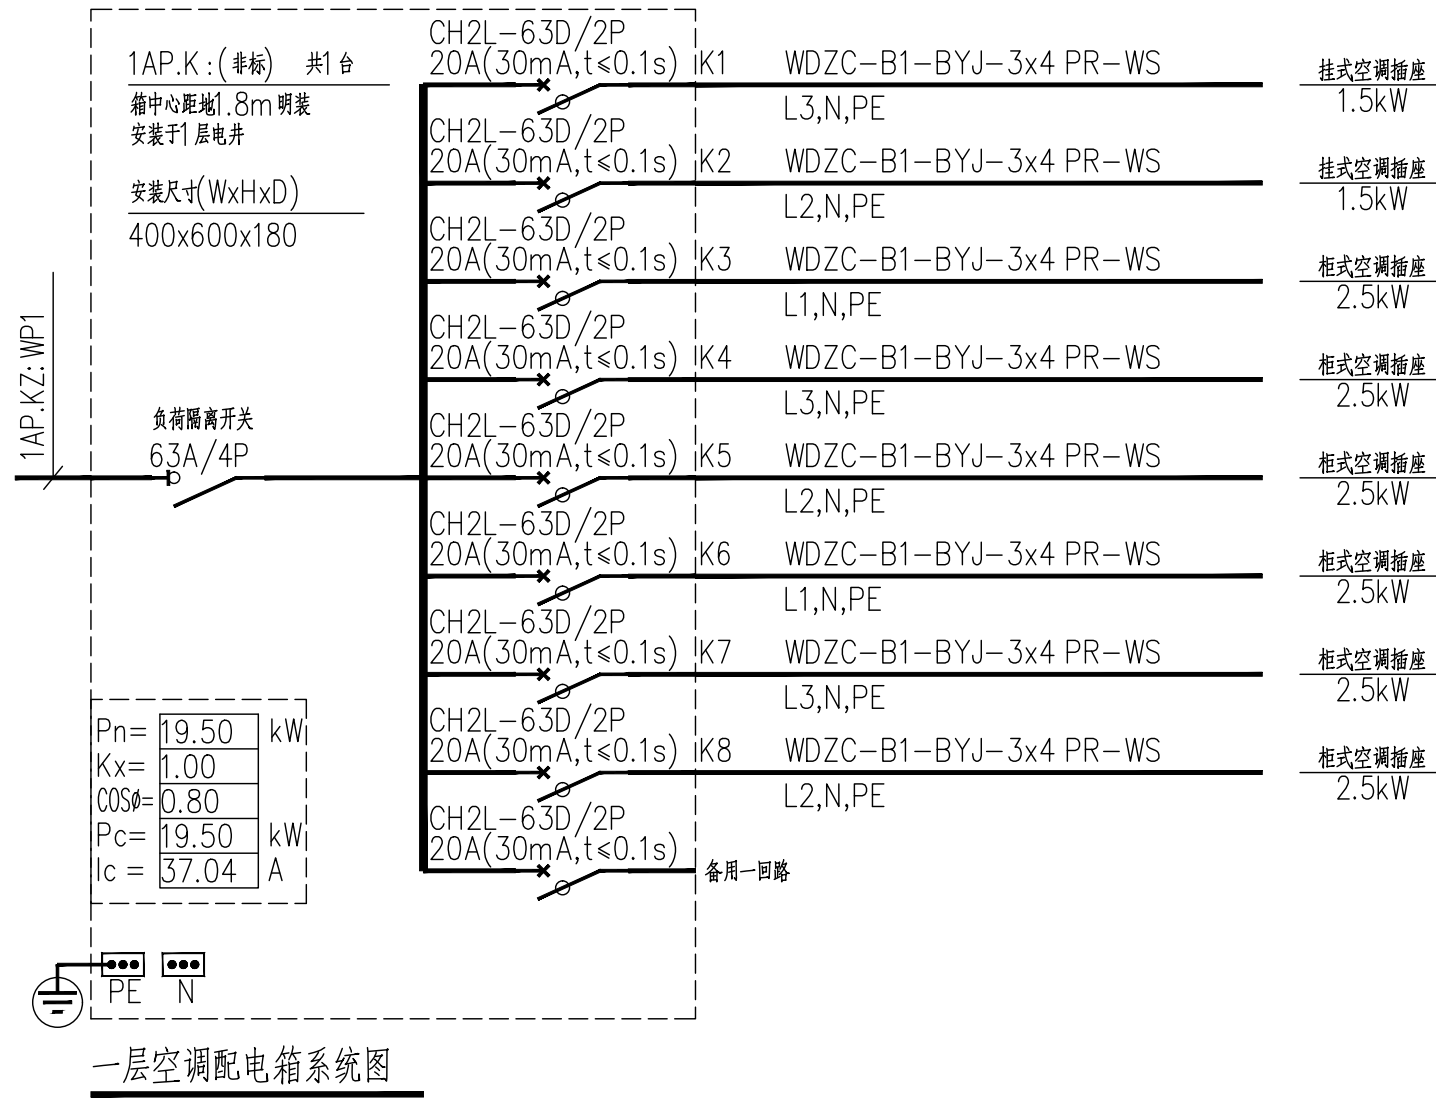
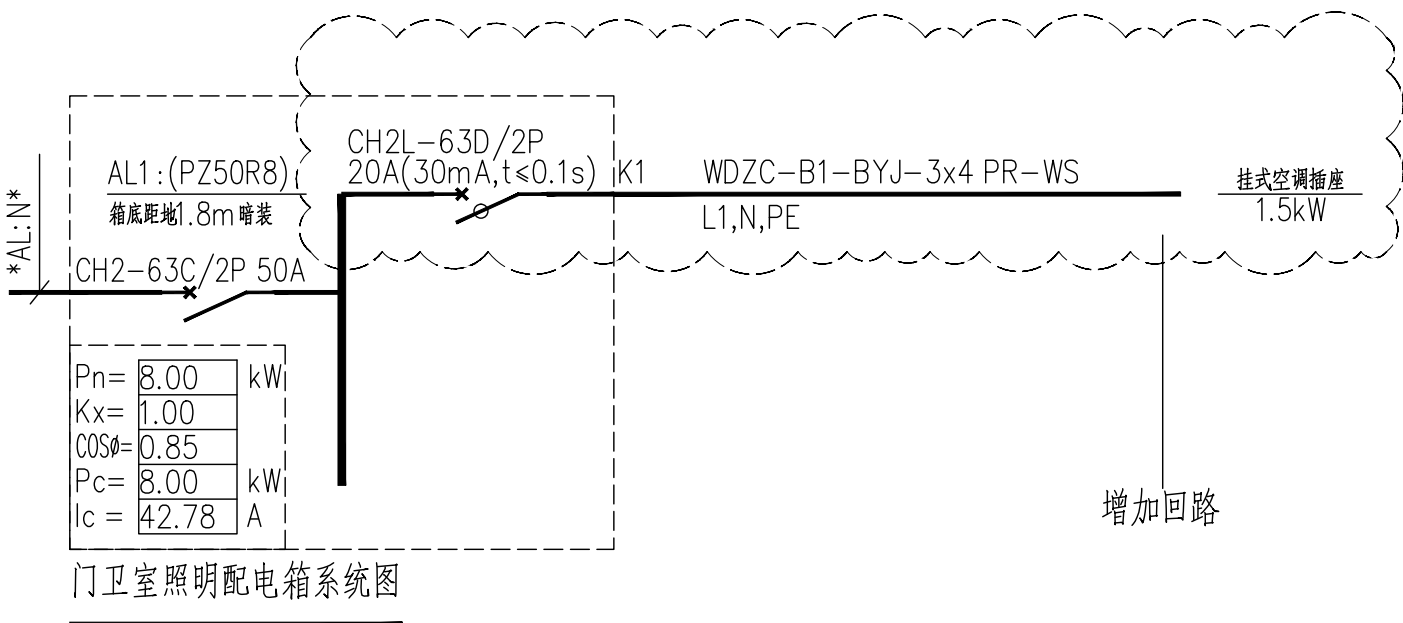
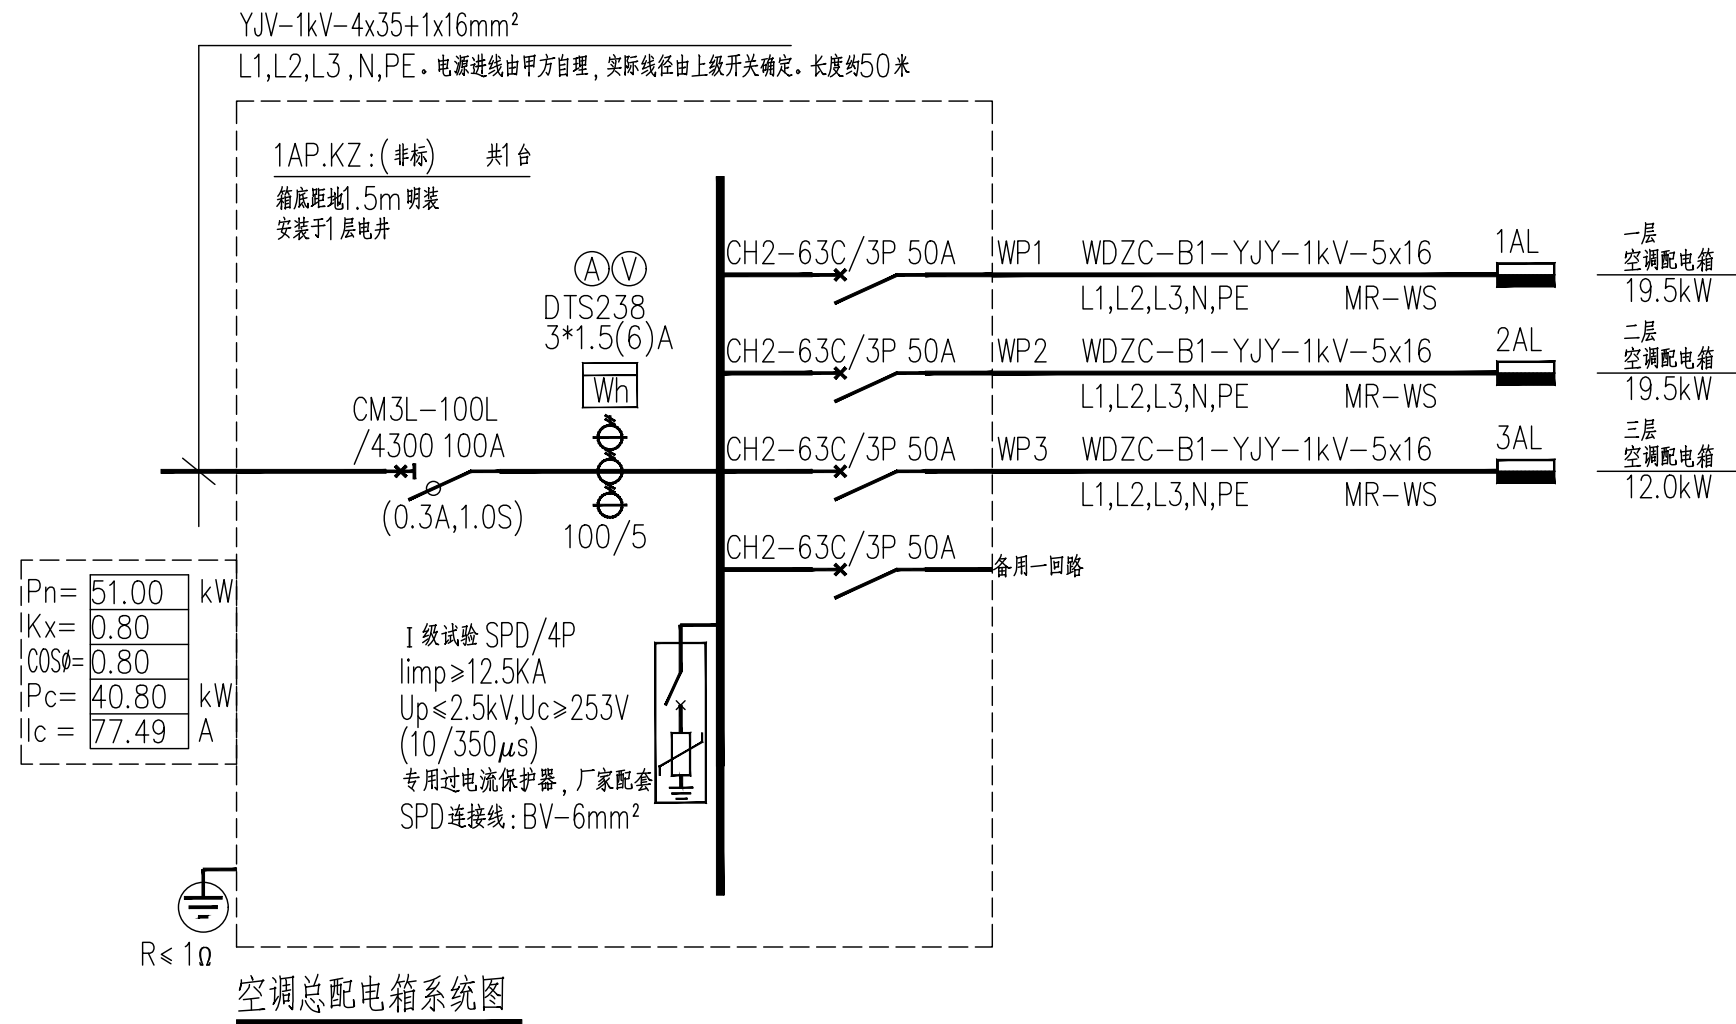


* 本图纸的版权,属智诚建科设计有限公司
 所有不得用于本工程以外范围.
 * 本图纸需手续齐全方可用于施工.

序号 No.	说明书或图纸名称 Spec. or Dwg. Name	图 号 Dwg. No.	图 纸 格 式 An × Pages	新旧 分别 Kind	折 合 Equal A1	附 注 Remark	
01	电气主要设备材料表 配电系统图		A1				
02	一层空调配电平面图		A2+1/4				
03	二层空调配电平面图		A2+1/4				
04	三层空调配电平面图		A2+1/4				
05							
06							
07							
08							
09							
10							
11							
12							
13							
14							
15							
16							
17							
18							
19							
20							
21							
22							
23							
24							
25							
26							
项目负责人 Item. Prin	杨 柳		工程号 Pjt .No.			专 业 Dept.	电 气
专业负责人 Chief	王 泰		工程名称 Project	博白县径口镇中心幼儿园保教楼改造(二期)		图 号 Dwg. No.	DQ-00
审 定 Approved	杨 柳		子项名称 Sub Item			阶 段 Stage	施工图
校 对 Checked	任 远		图纸名称 Title	电 气 目 录		比 例 Scale	1:100
设 计 Designed	代骋荣					日 期 Date	2025 年 05 月
制 图 Drawing	代骋荣		<div>智诚建科设计有限公司 建筑工程甲级 A152007610</div> <div>ZHI CHENG ARCH-TECH DESIGN Co.,LTD</div>				

电气主要设备材料表						
序号	图例	名 称	型 号 规 格	单 位	数 量	备 注
1		动力照明配电箱 *AP*	非标	台	按实际	详系统图
2						
3						
4						
5						
6						
7						
8						
9						
10						
11		铜芯导线	WDZC-B1-BYJ-450/750V-3x2.5mm ²	米	按实际	燃烧性能不低于B1级、 产烟毒性为1级、 燃烧滴落物/微粒等级 为d1级
12		铜芯导线	WDZC-B1-BYJ-450/750V-3x4mm ²	米	按实际	
13						
14						
15						
16						
17						
18		电力电缆	YJV-0.6/1kV-4x35+1x16mm ²	米	按实际	燃烧性能不低于B1级
19				米	按实际	
20						
21		PVC阻燃硬塑料线槽	PR 10X20 PR 14X24 PR 19X39	米	按实际	燃烧性能等级B1级、 壁厚1.6mm及以上
22		PVC阻燃硬塑料线槽	PR 59X22	米	按实际	
23						
本材料表数量仅作参考，不作为订货依据。（本表中电缆电线的导体工作温度均为90℃）						
图例中*E*表示灯具自带蓄电池，持续供电时间不小于180min；*EN*表示防水型灯具；*EX*表示防爆型灯具。						



设计单位
DESIGN UNIT

智诚建科
ZHI CHENG
ARCH-TECH

智诚建科设计有限公司
ZHI CHENG ARCH-TECH DESIGN Co.,LTD

建筑工程甲级设计证书
A152007610

贵州省贵阳市白云区俊发城F4栋39楼
E-mail:zcarchtech@163.com
电话:0851-88417568
邮编:550000

合作设计单位
CO-OPERATED WITH

出图专用章
SHAOJI PROJECT SEAL

未加章本公司出图专用章无效
INVALID NO THE SPECIAL SEAL

注册执业章
REGISTERED SEAL

建设单位
CLIENT

博白县径口镇中心幼儿园

项目名称
PROJECT TITLE

博白县径口镇中心幼儿园保教楼改造(二期)

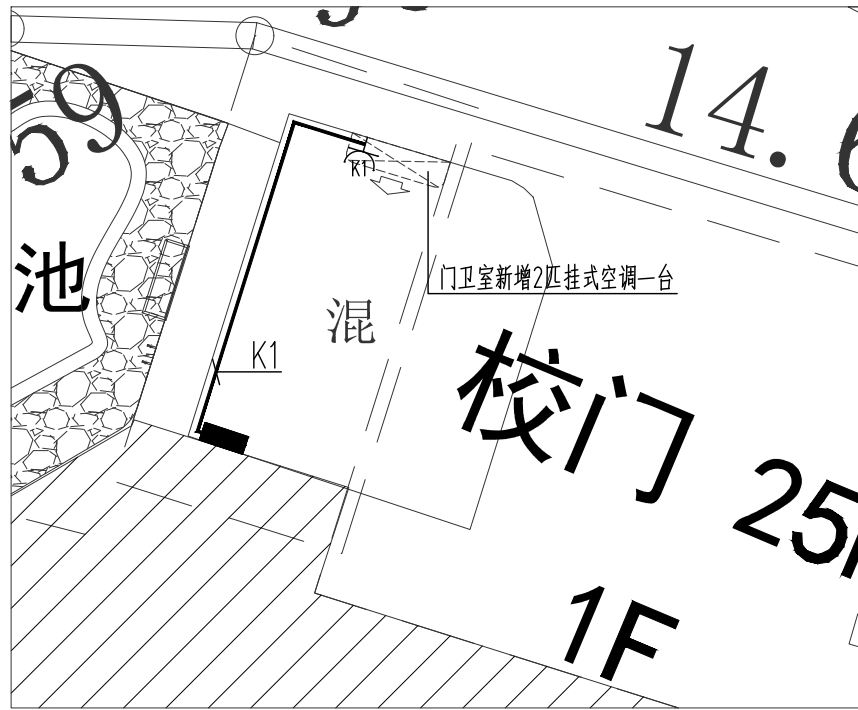
子项名称
SUB TITLE

图纸名称
DRAWING TITLE

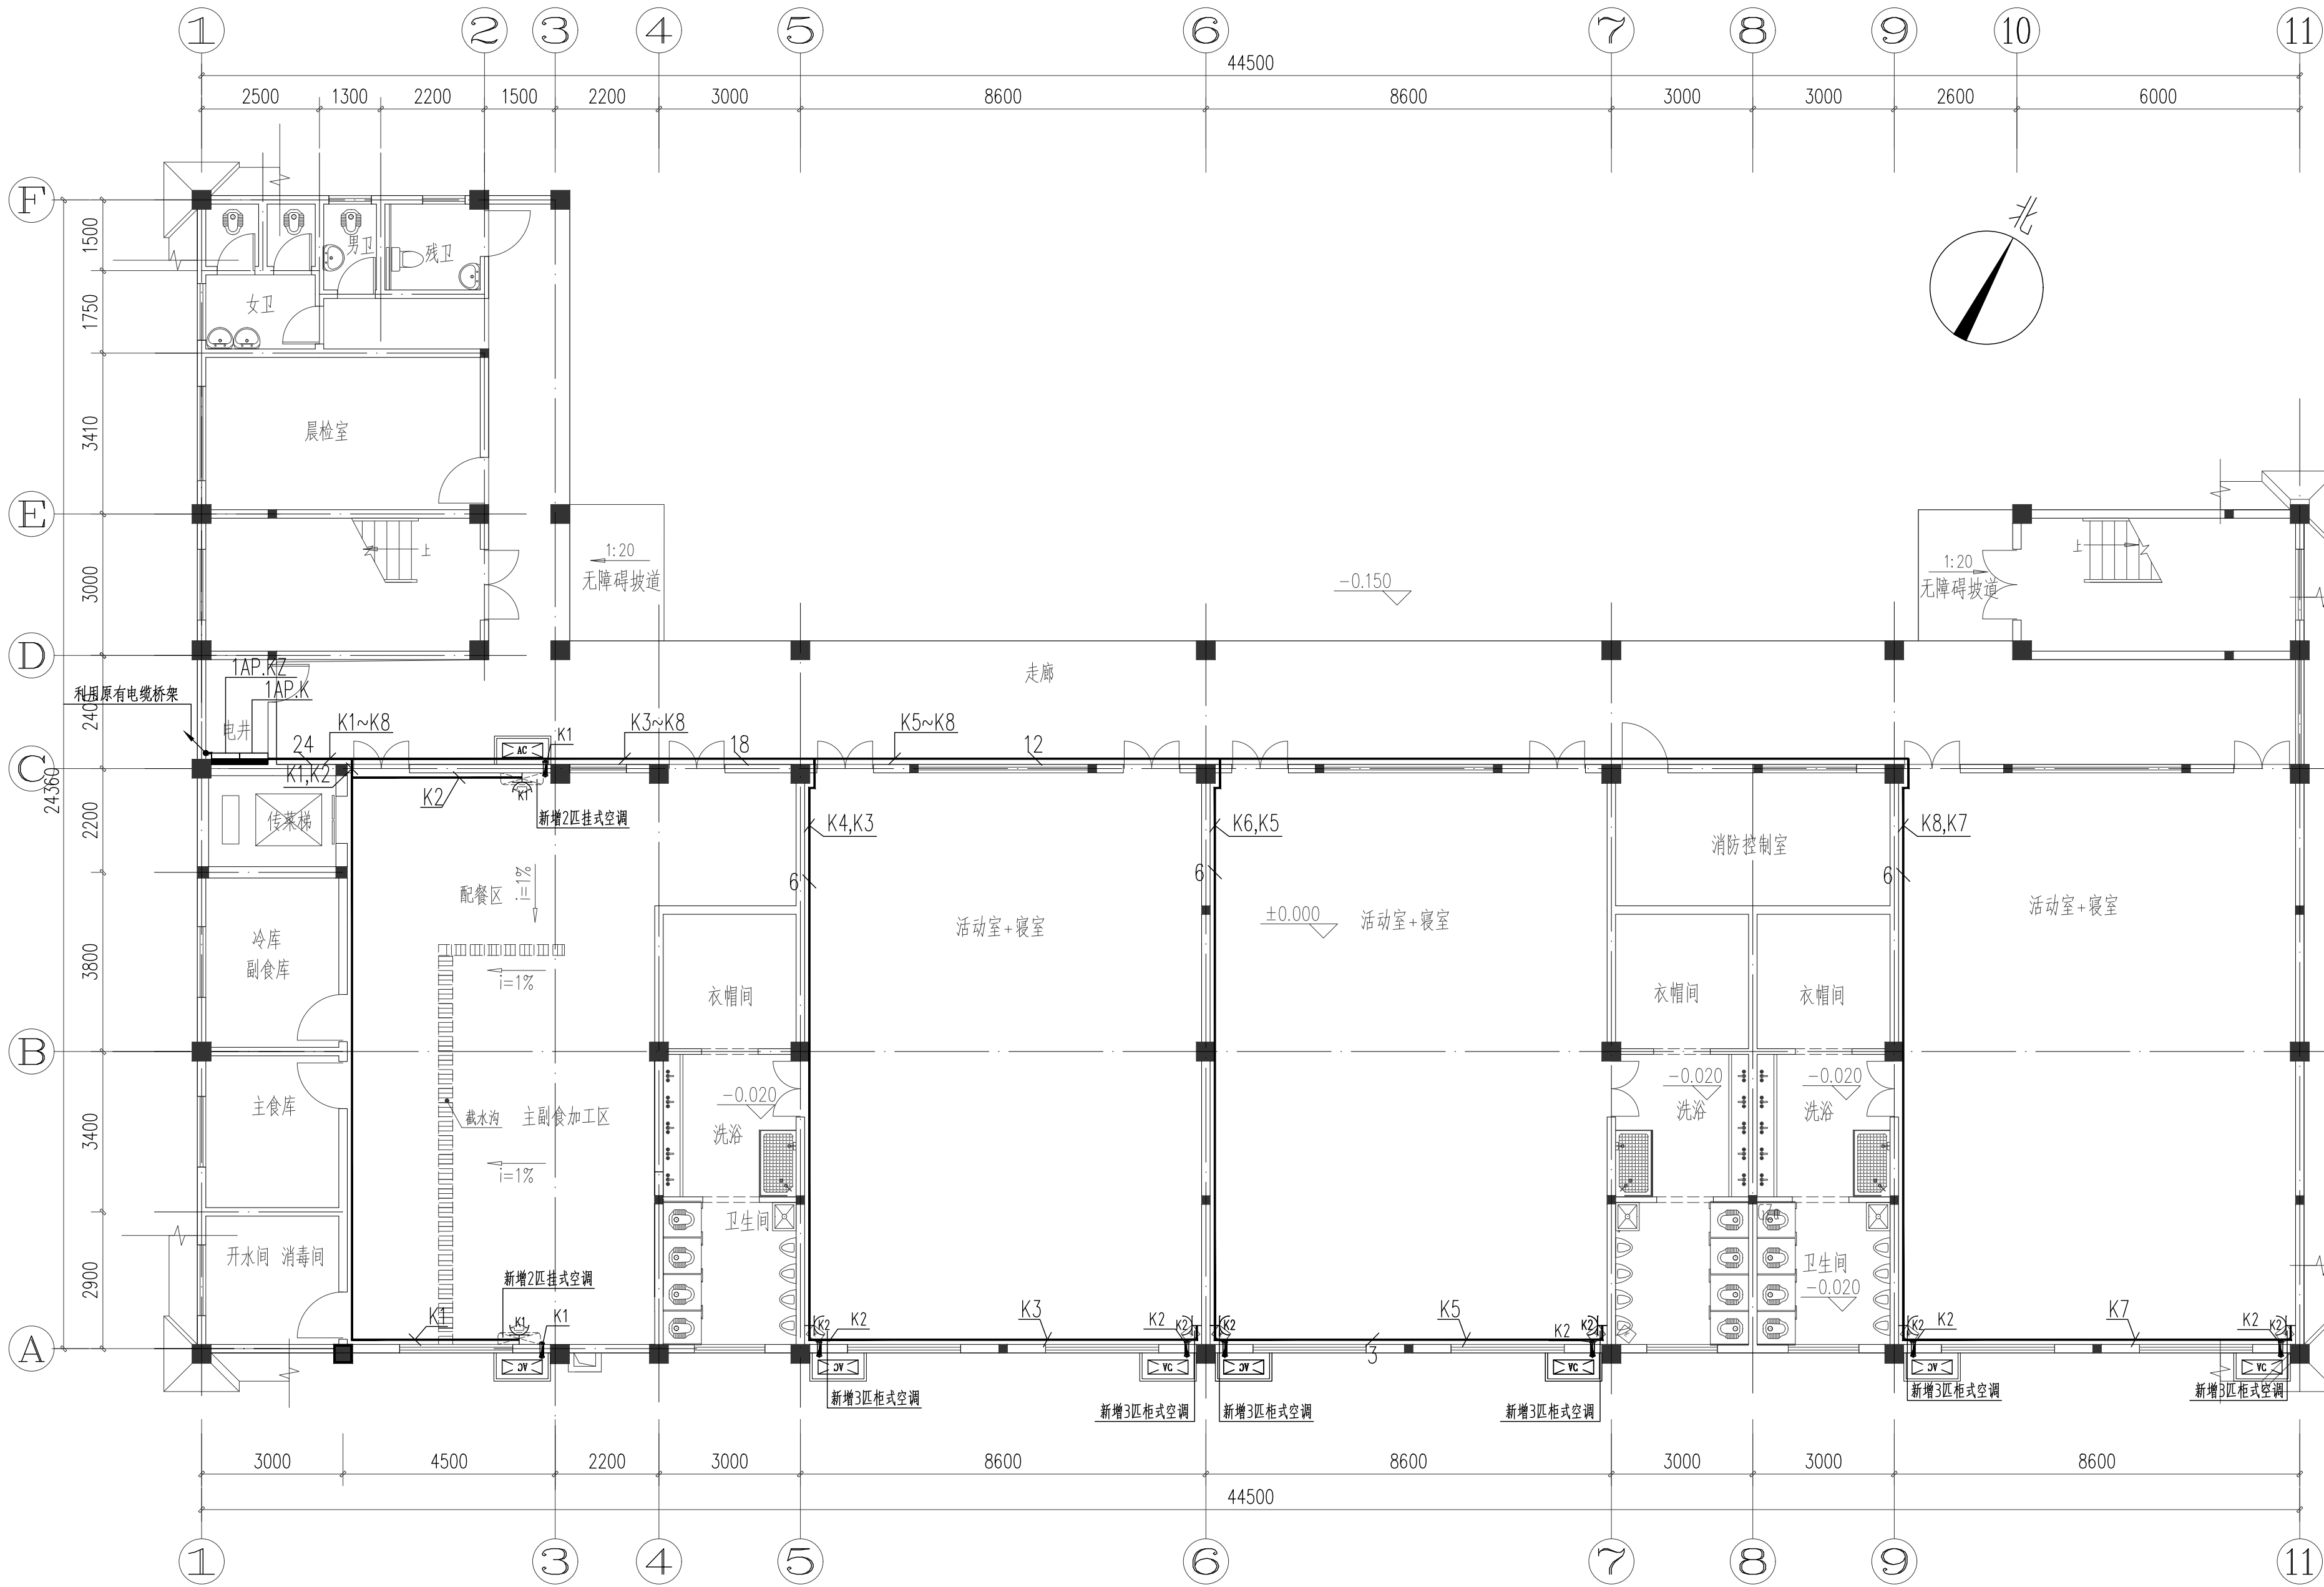
电气主要设备材料表 配电系统图

项目负责人 PROJECT DIRECTOR	杨 柳	杨柳
审定人 AUTHORIZED BY	杨 柳	杨柳
专业负责人 DISCIPLINE RESPONSIBLE BY	王 泰	王泰
审核人 EXAMINED BY	王 泰	王泰
校对人 CHECKED BY	任 远	任远
设计人 DESIGNED BY	代聘荣	代聘荣
制图人 DRAWING BY	代聘荣	代聘荣
专业 SPECIALTY	电 气	设计阶段 DESIGN STAGE
比例 SCALE	1:100	施工图
工程编号 PROJECT NO.	图号	2025.05
规格 DRAWING NO.	版本	DQ-01
	版次	第一版

电气	电讯
给排水	暖通
建筑	结构
制图人	


 
 
 
 
 
 
 


门卫室增加空调布置

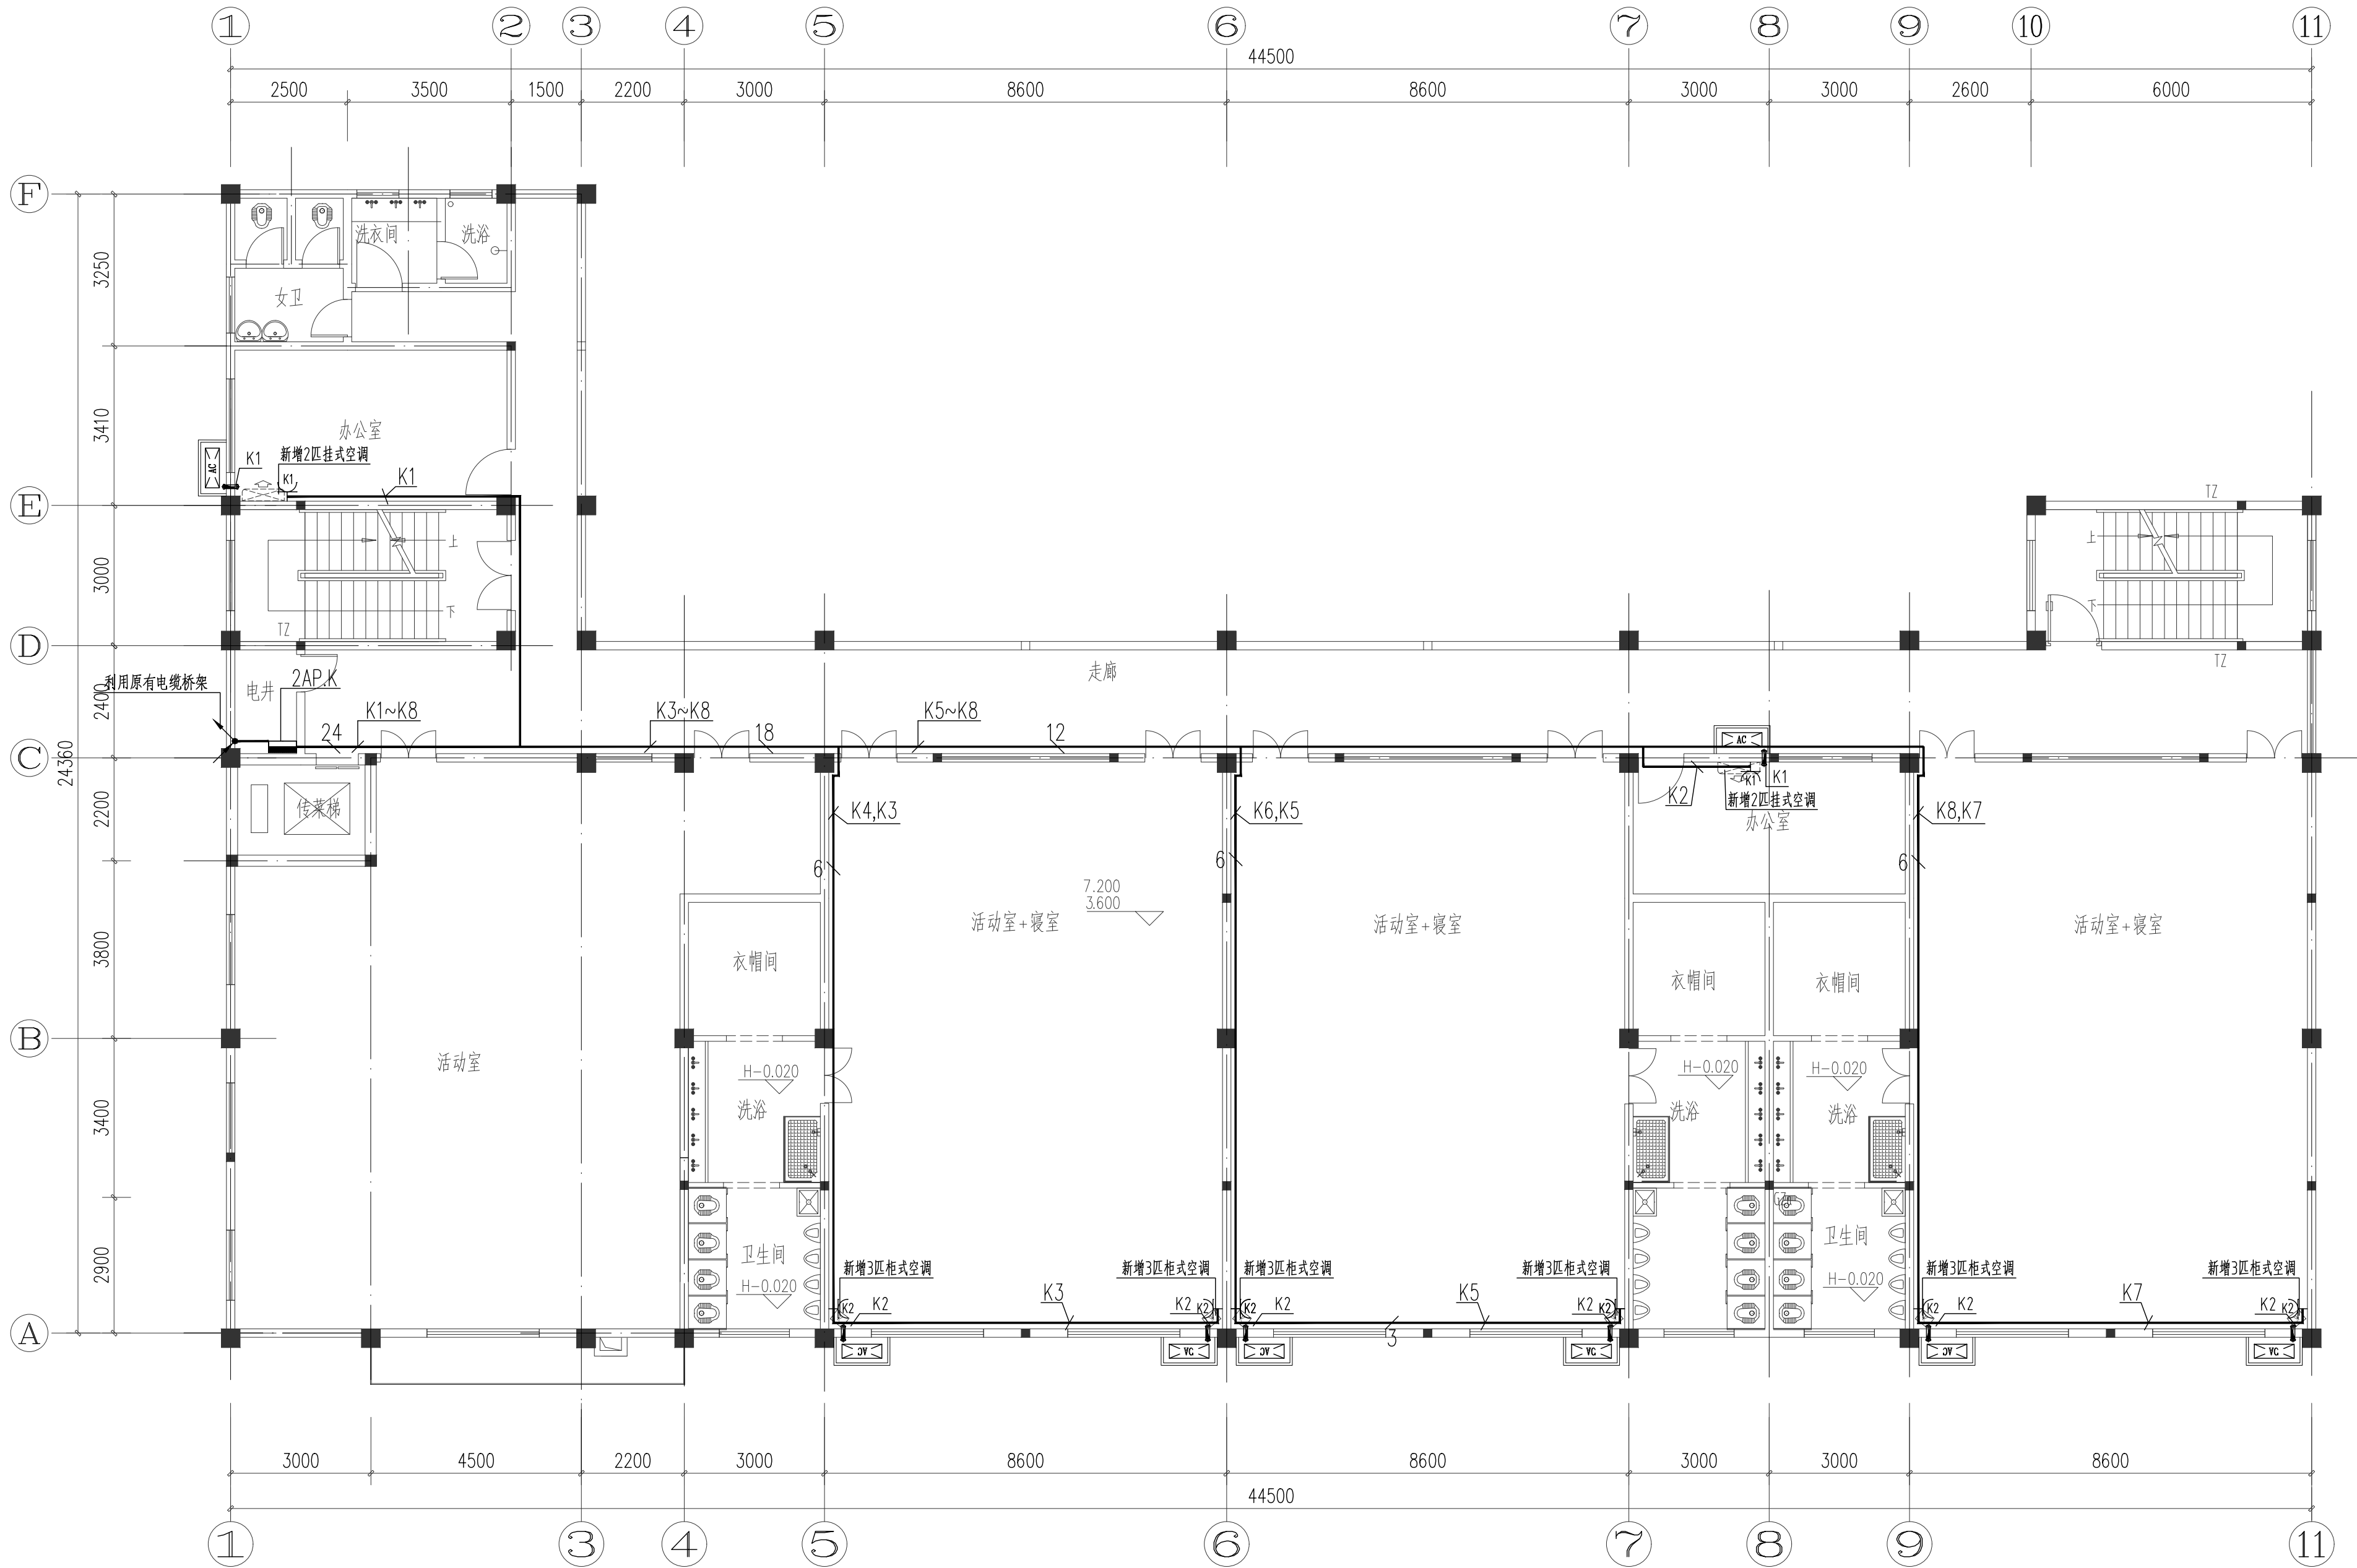


一层空调配电平面图 1:100

注：配电线路线槽与导线的配合如下：1~2根穿(PR 10x20)，3~5根穿(PR 14x24)，6~14根穿(PR 19x39)，15~30根穿(PR 59x22)敷设。线槽的规格、数量可根据现场情况进行调整。

设计单位 DESIGN UNIT		
 智诚建科 ZHI CHENG ARCH-TECH		
智诚建科设计有限公司 ZHI CHENG ARCH-TECH DESIGN Co.,LTD 建筑工程甲级设计证书 A152007610		
贵州省贵阳市白云区俊发城F4栋39楼 E-mail:zcarchtech@163.com 电话:0851-88417568 邮编:550000		
合作设计单位 CO-OPERATED WITH		
出图专用章 SHADCL PROJECT SEAL		
未加盖本公司出图专用章无效 INVALID NO THE SPECIAL SEAL		
注册执业章 REGISTERED SEAL		
建设单位 CLIENT		
博白县径口镇中心幼儿园		
项目名称 PROJECT TITLE		
博白县径口镇中心幼儿园保教楼改造(二期)		
子项名称 SUB TITLE		
图纸名称 DRAWING TITLE		
一层空调配电平面图		
项目负责人 PROJECT DIRECTOR	杨 柳	
审定人 AUTHORIZED BY	杨 柳	
专业负责人 DISCIPLINE RESPONSIBLE BY	王 泰	
审核人 EXAMINED BY	王 泰	
校对人 CHECKED BY	任 远	
设计人 DESIGNED BY	代聘荣	
制图人 DRAWING BY	代聘荣	
专业 SPECIALTY	电 气	设计阶段 DESIGN STAGE
比例 SCALE	1:100	日期 DATE
工程编号 PROJECT NO.		2025. 05
图号 DRAWING NO.	DQ-02	
规格 DWG. SIZE	A2+1/4	版本 VERSION
		第一版


电气	电讯		
		给排水	暖通
建筑	结构		
制图人			



二层空调配电平面图 1:100

注：配电线路线槽与导线的配合如下：1~2根穿（PR 10x20），3~5根穿（PR 14x24），6~14根穿（PR 19x39），15~30根穿（PR 59x22）敷设。线槽的规格、数量可根据现场情况进行调整。

设计单位
DESIGN UNIT



智诚建科
ZHI CHENG
ARCH-TECH

智诚建科设计有限公司
ZHI CHENG ARCH-TECH DESIGN Co.,LTD
建筑工程甲级设计证书 A152007610

贵州省贵阳市白云区俊发城F4栋39楼
E-mail:zcarchtech@163.com
电话:0851-88417568
邮编:550000

合作设计单位
CO-OPERATED WITH

出图专用章
SHADCL PROJECT SEAL

未加盖本公司出图专用章无效 INVALID NO THE SPECIAL SEAL

 
 
 
 
 

 
注册执业章
REGISTERED SEAL

建设单位
CLIENT
博白县径口镇中心幼儿园

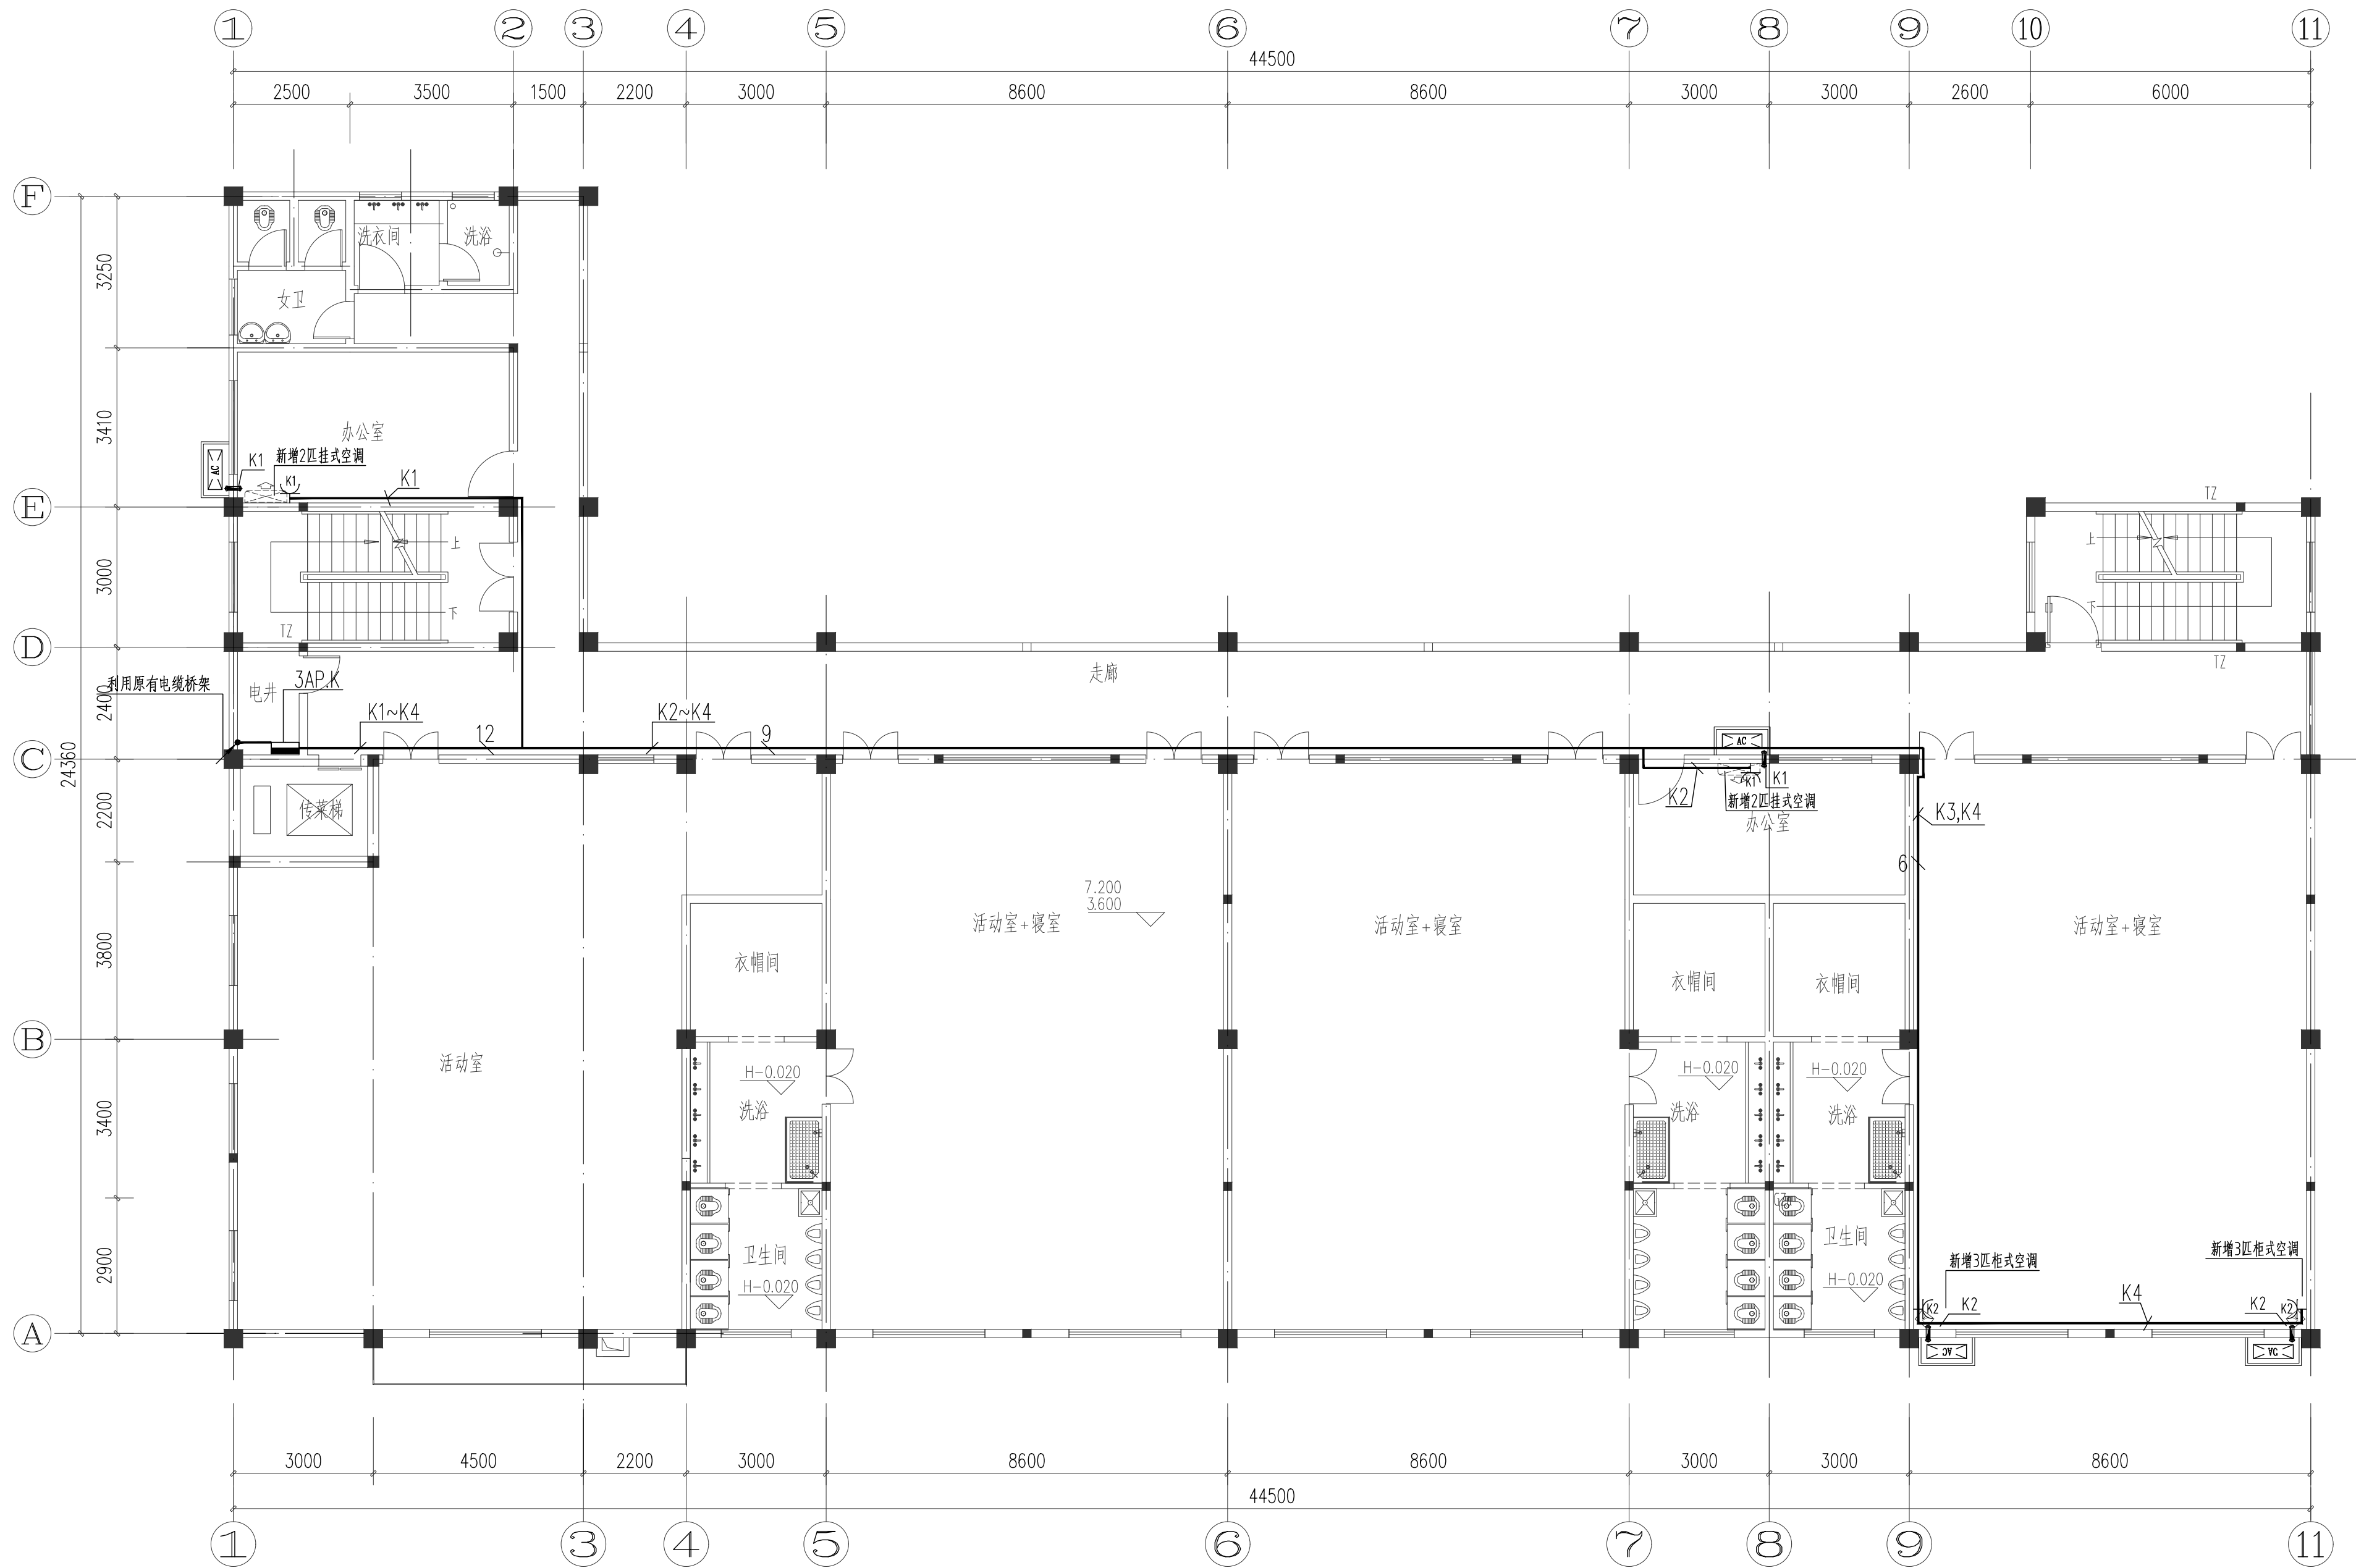
项目名称
PROJECT TITLE
博白县径口镇中心幼儿园保教楼改造(二期)

子项名称
SUB TITLE

图纸名称
DRAWING TITLE
一层空调配电平面图

项目负责人 PROJECT DIRECTOR	杨 柳	
审定人 AUTHORIZED BY	杨 柳	
专业负责人 DISCIPLINE RESPONSIBLE BY	王 泰	
审核人 EXAMINED BY	王 泰	
校对人 CHECKED BY	任 远	
设计人 DESIGNED BY	代聘荣	
制图人 DRAWING BY	代聘荣	
专业 SPECIALTY	电 气	设计阶段 DESIGN STAGE 施工图
比例 SCALE	1:100	日期 DATE 2025. 05
工程编号 PROJECT NO.	图号 DRAWING NO.	DQ- 03
规格 DWG. SIZE	A2+1/4	版本 VERSION 第一版

电气	电讯
给排水	暖通
建筑	结构
制图人	



三层空调配电平面图 1:100

注：配电线路线槽与导线的配合如下：1~2根穿（PR 10x20），3~5根穿（PR 14x24），6~14根穿（PR 19x39），15~30根穿（PR 59x22）敷设。线槽的规格、数量可根据现场情况进行调整。

设计单位 DESIGN UNIT		
 智诚建科 ZHI CHENG ARCH-TECH		
智诚建科设计有限公司 ZHI CHENG ARCH-TECH DESIGN Co.,LTD 建筑工程甲级设计证书 A152007610		
贵州省贵阳市白云区俊发城F4栋39楼 E-mail:zcarchtech@163.com 电话:0851-88417568 邮编:550000		
合作设计单位 CO-OPERATED WITH		
出图专用章 SHADCL PROJECT SEAL		
未加盖本公司出图专用章无效 INVALID NO THE SPECIAL SEAL		
注册执业章 REGISTERED SEAL		
建设单位 CLIENT		
博白县径口镇中心幼儿园		
项目名称 PROJECT TITLE		
博白县径口镇中心幼儿园保教楼改造(二期)		
子项名称 SUB TITLE		
图纸名称 DRAWING TITLE		
一层空调配电平面图		
项目负责人 PROJECT DIRECTOR	杨 柳	
审定人 AUTHORIZED BY	杨 柳	
专业负责人 DISCIPLINE RESPONSIBLE BY	王 泰	
审核人 EXAMINED BY	王 泰	
校对入 CHECKED BY	任 远	
设计人 DESIGNED BY	代聘荣	
制图人 DRAWING BY	代聘荣	
专业 SPECIALTY	电 气	设计阶段 DESIGN STAGE
比例 SCALE	1:100	日期 DATE
工程编号 PROJECT NO.	图号 DRAWING NO.	2025. 05
规格 DWG. SIZE	A2+1/4	版本 VERSION
		DQ- 04
		第一版