


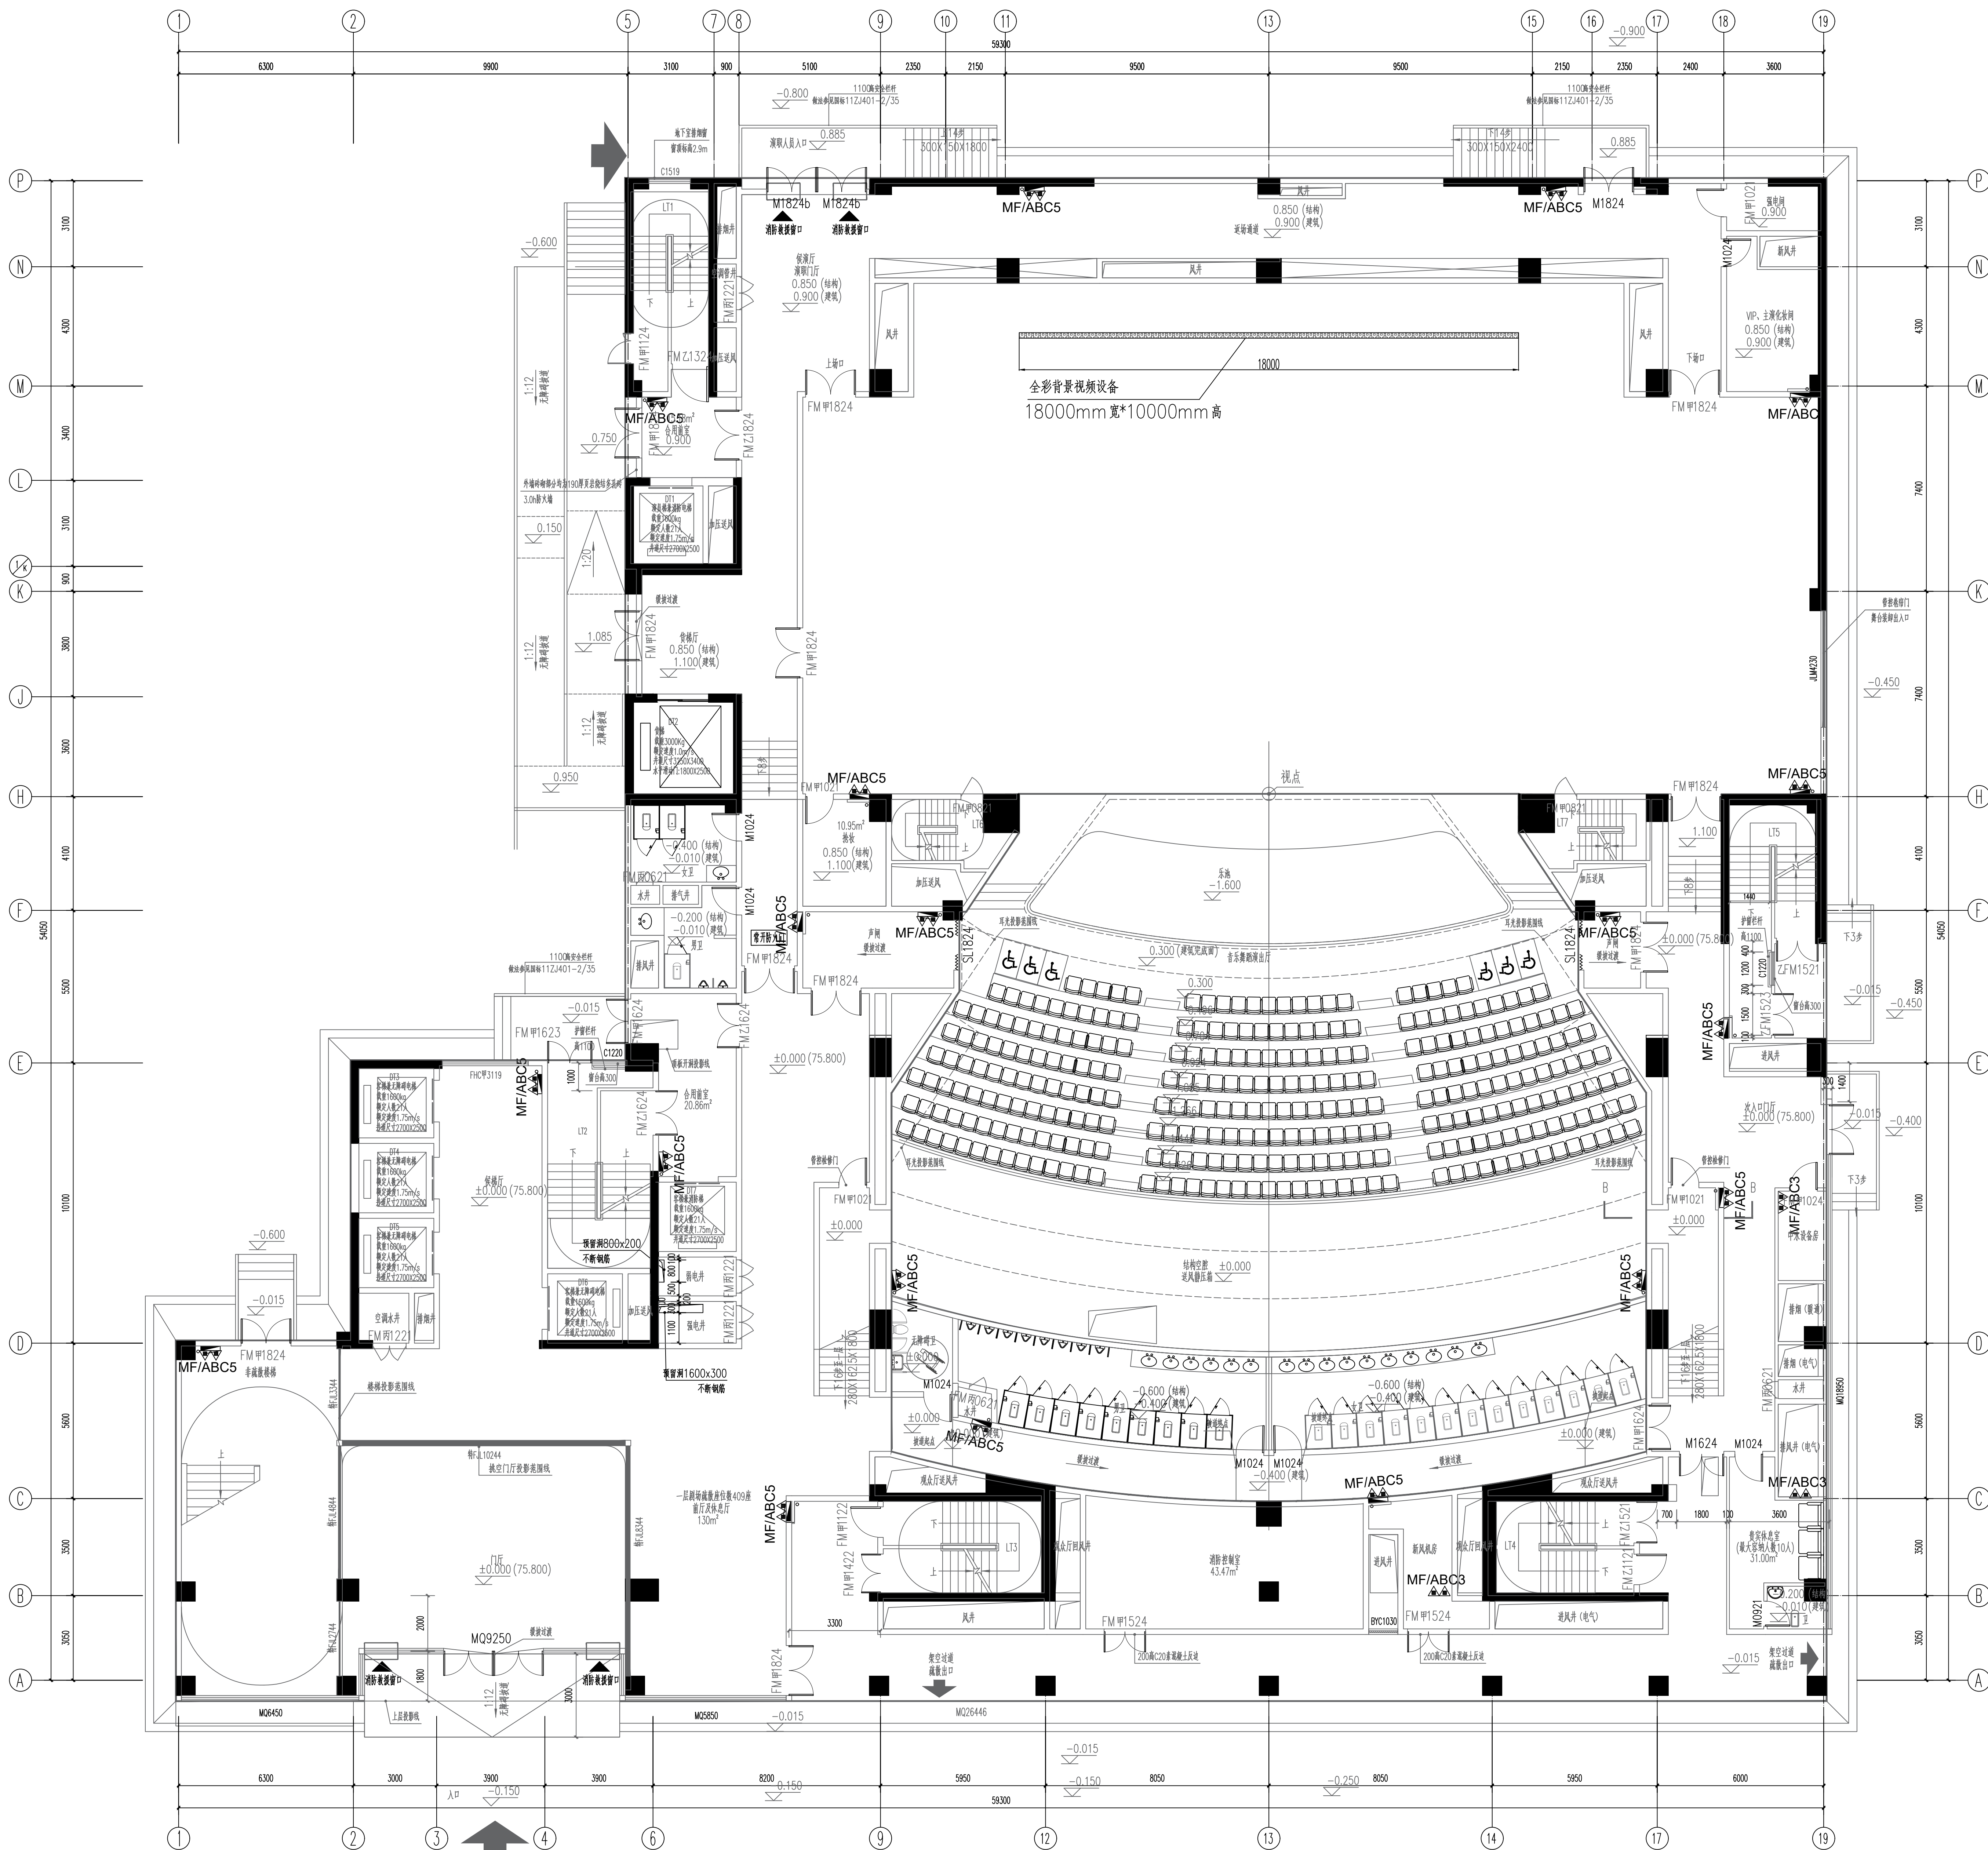


四川省建设工程设计图专用章
成都西南交通大学设计研究院有限公司
资质等级范围:建筑行业(建筑工程)甲级
注册证书编号:A151000419 有效期至:2028年12月22日

设计单位 DESIGN CORPORATION	
成都西南交通大学设计研究院有限公司 Southwest Jiaotong University Design Design Institute Co., Ltd.	
证书编号: A151000419 QUALIFICATION CERTIFICATE NO.	
证书等级: 建筑工程甲级 QUALIFICATION CERTIFICATE GRADE	
注册执业章 REGISTERED PRACTICE SIGNET	
姓名 NAME	
注册印章号 SIGNET NO.	
注册证书号 CERTIFICATE NO.	
建设单位 CLIENT	
广西艺术学院	
项目名称 PROJECT NAME	
广西艺术学院民族艺术教育综合 楼提升工程(舞台设备部分)	
子项名称 SUB-PROJECT	
图纸名称 DRAWING TITLE	
音乐舞蹈演出厅LED显示屏平面图一	
单位: UNIT	比例: SCALE
设计号 PROJECT NO. ZW-HB2024-014	
项目负责人 PROJECT LEADER	韩安
专业负责人 DIVISION CHIEF	梅林生
设计 DESIGNED BY	沈源
校对 CHECKED BY	梅林生
审核 REVIEWED BY	刘严军
审定 APPROVED BY	徐广勇
图号 DRAWING NO.	图别 DRAWING TYPE
版本号 VERSION	日期 DATE
A	2024.12



资质证书编号: A151000419 有效期至: 2028年12月22日

注册执业章 REGISTERED PRACTICE SIGNET	
姓名 NAME	姓名 NAME
注册编号 REGISTRATION NO.	注册编号 REGISTRATION NO.
注册资格 REGISTRATION CATEGORY	注册资格 REGISTRATION CATEGORY
建设单位 CLIENT	建设单位 CLIENT
广西艺术学院	
项目名称 PROJECT NAME	项目名称 PROJECT NAME
广西艺术学院民族艺术教育综合学院 楼竣工工程（舞台设备部分）	
子项目名称 SUB-PROJECT	子项目名称 SUB-PROJECT
图名名称 DRAWING TITLE	
音乐舞蹈演出厅LED显示平面布置图	
部位 PART	比例 SCALE
设计号 PROJECT NO.	ZW-2012-0214
项目负责人 PROJECT LEADER	傅亮
专业负责人 SPECIALIST	梅桂生
设计 DESIGNED BY	沈清源
校核 CHECKED BY	梅桂生
审定 APPROVED BY	刘广平
日期 DATE	2012.12
版次号 VERSION	第 1 版
日期 DATE	2012.12

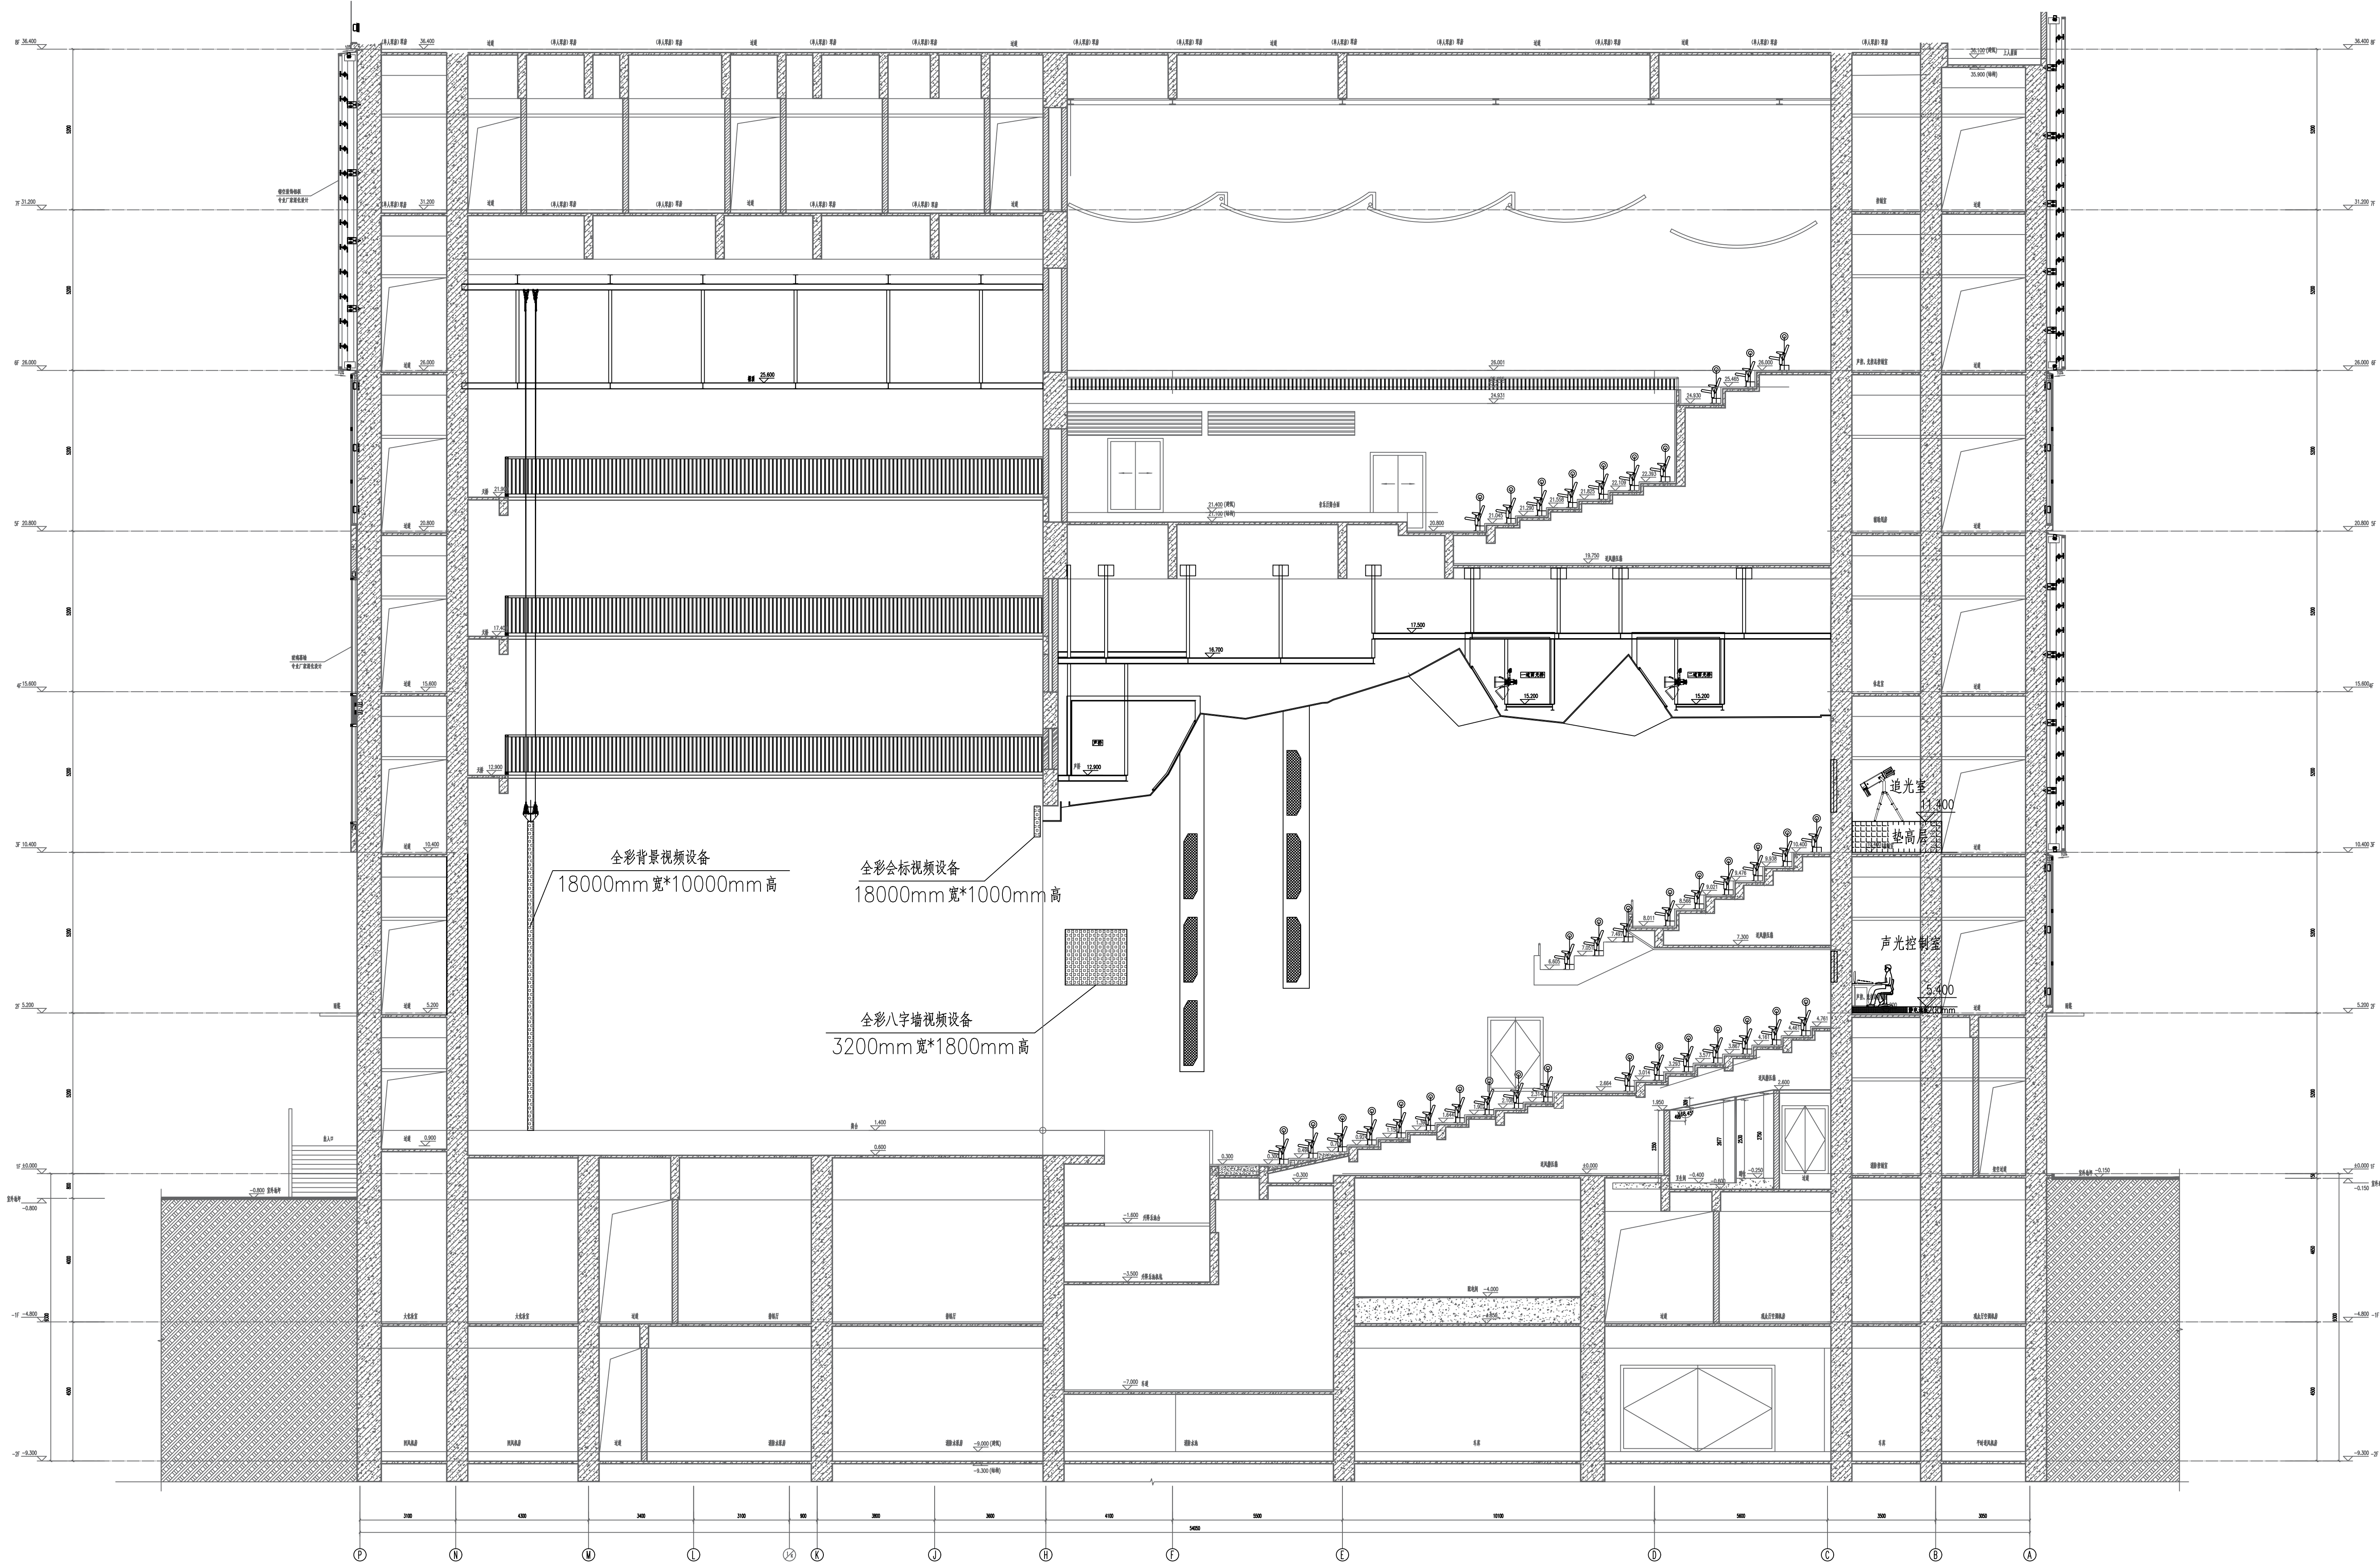

1-1剖面图

四川省建设工程设计出图专用章

成都西南交通大学设计研究院有限公司
资质等级范围:建筑行业(建筑工程)甲级

注册证书编号: A151000419 有效期至: 2028年12月22日

注册执业章

REGISTERED PRACTICE SIGNET

姓名

注册印章号

注册证书号

建设单位

CLIENT

广西艺术学院

项目名称

PROJECT NAME

广西艺术学院民族艺术教育教学综合楼提升工程(舞台设备部分)

子项目名称

SUB-PROJECT

图纸名称

DRAWING TITLE

音乐舞蹈演出厅LED显示屏剖面图

单位

比例

设计号

PROJECT NO.

ZW-HF2024-014

项目负责人

PROJECT LEADER

梅林生

专业负责人

DIVISION CHIEF

梅林生

设计

DESIGNED BY

沈海群

校对

CHECKED BY

梅林生

审核

REVIEWED BY

刘严军

审定

APPROVED BY

徐广勇

图号

DWG NO.

图别

DWG TYPE


日光合视频

版本号

DATE


A

2024.12

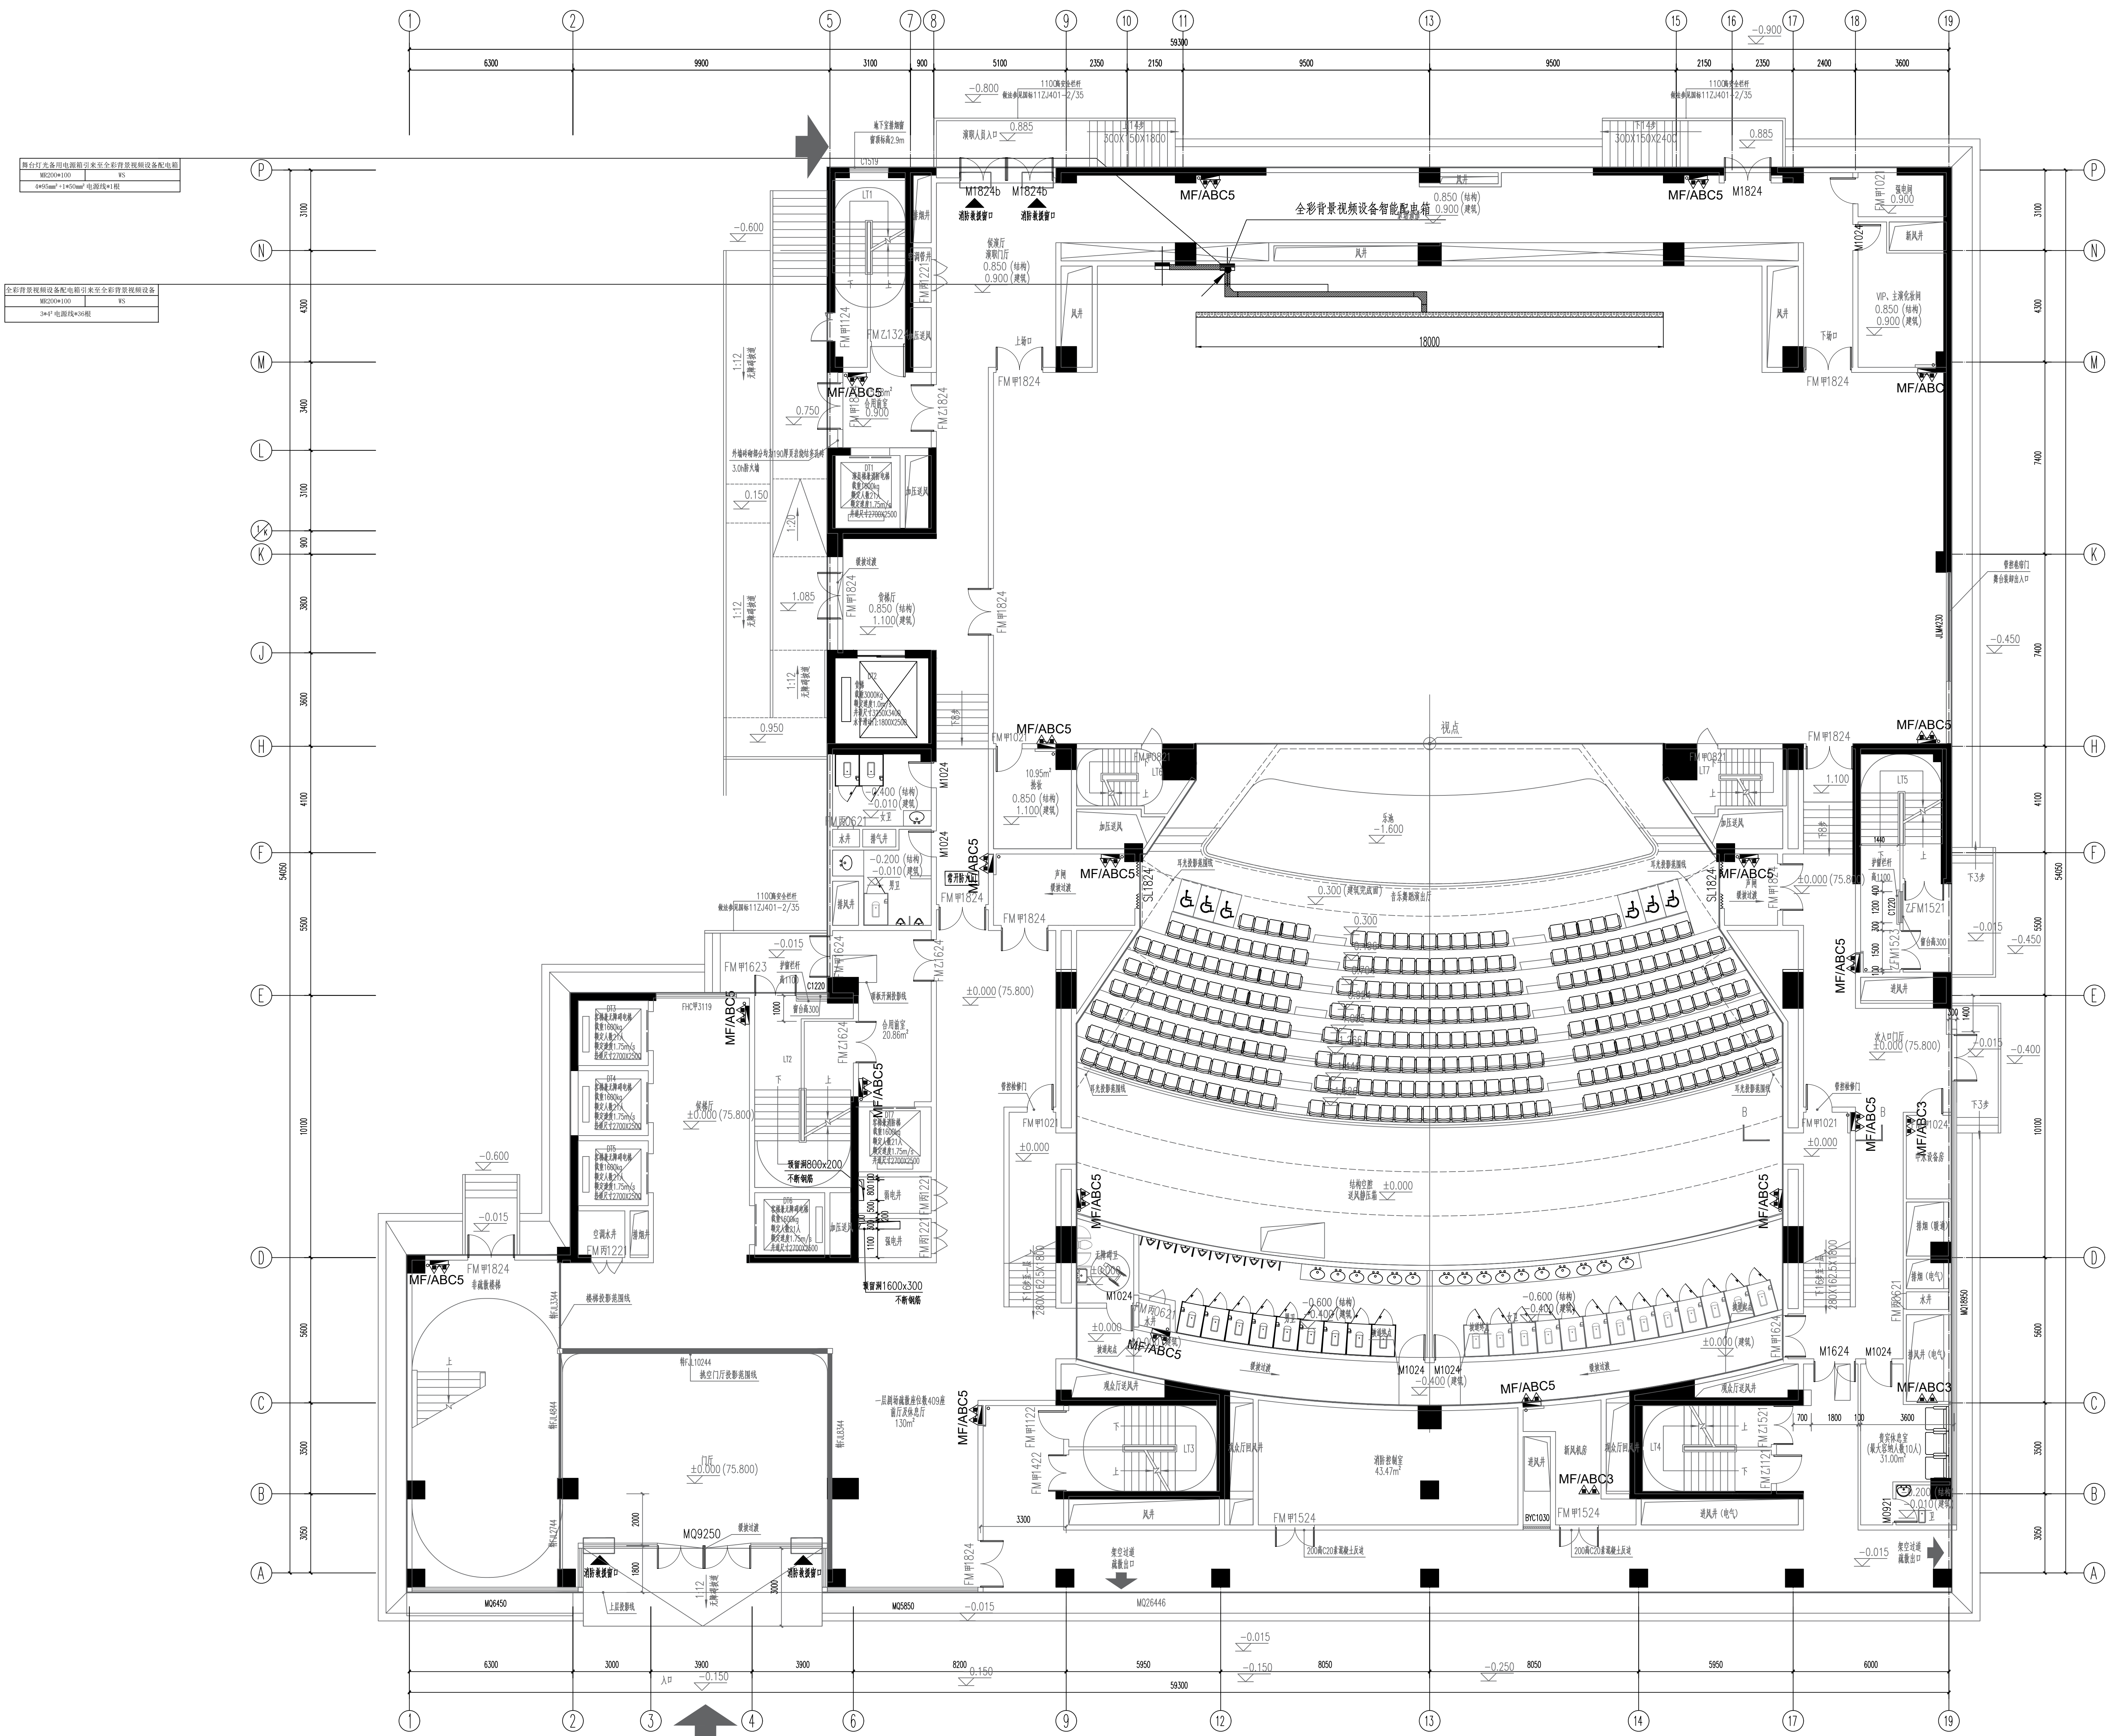

四川省建设工程设计图专用章
成都西南交通大学设计研究院有限公司
资质等级范围: 建筑行业(建筑工程)甲级
注册证书编号: A151000419 有效期至: 2028年12月22日

设计单位 DESIGN CORPORATION	
成都西南交通大学设计研究院有限公司 Southwest Jiaotong University Design Institute Co., Ltd.	
证书编号: A151000419 QUALIFICATION CERTIFICATE NO.	
证书等级: 建筑工程甲级 QUALIFICATION CERTIFICATE GRADE	
注册执业章 REGISTERED PRACTICE SIGNET	
姓名 NAME	
注册执业号 REGISTERED NO.	
注册证书号 CERTIFICATE NO.	
建设单位 CLIENT	广西艺术学院
项目名称 PROJECT NAME	广西艺术学院民族艺术教育综合楼提升工程(舞台设备部分)
子项名称 SUB-PROJECT	
图纸名称 DRAWING TITLE	音乐舞蹈演出厅LED显示屏管线图一
单位 UNIT	比例 SCALE
设计号 PROJECT NO.	2W-HF2024-014
项目负责人 PROJECT LEADER	韩安
专业负责人 DIVISION CHIEF	梅林生
设计 DESIGNED BY	沈源
校对 CHECKED BY	梅林生
审核 REVIEWED BY	刘严军
审定 APPROVED BY	徐广勇
图号 DWG NO.	图别 DWG TYPE
版本号 REV	日期 DATE

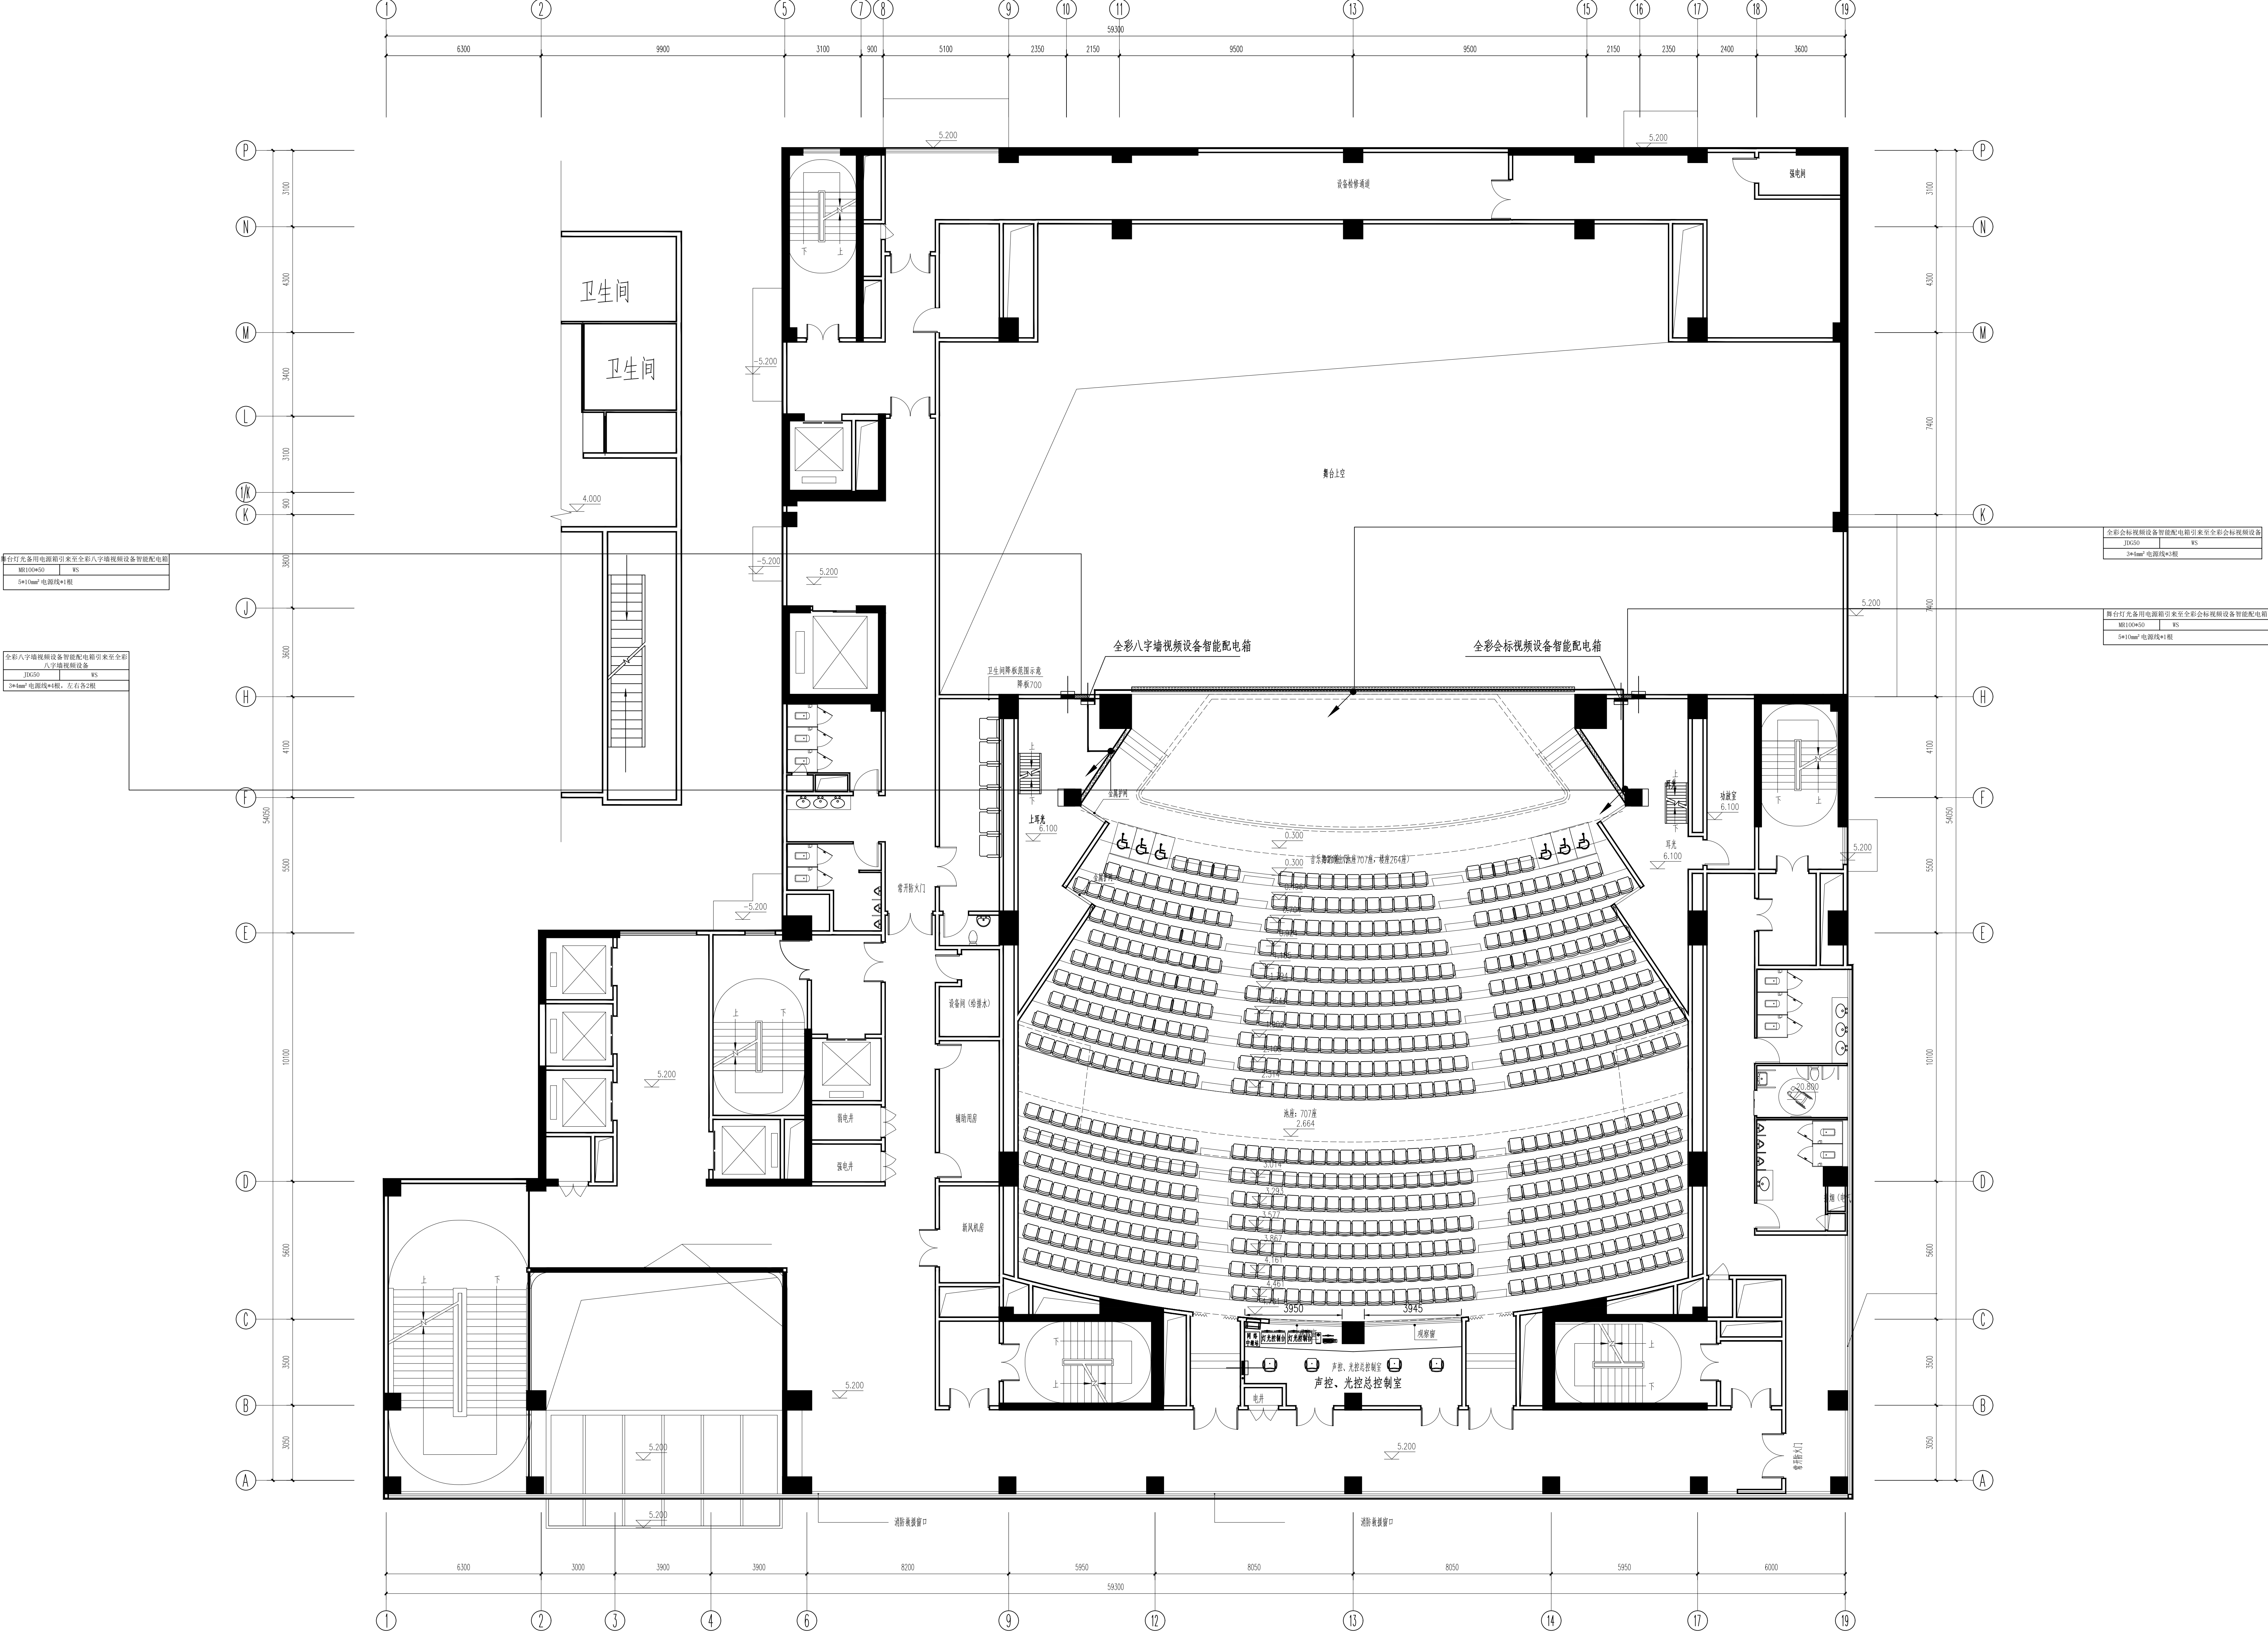

全彩八字墙视频设备智能配电箱	全彩八字墙视频设备智能配电箱
ME100450	85
5x10mm ² 电源线x1根	

全彩八字墙视频设备智能配电箱	全彩八字墙视频设备智能配电箱
ME100450	85
5x10mm ² 电源线x1根	左右各2根


全彩会标视频设备智能配电箱	全彩会标视频设备智能配电箱
ME100450	85
5x10mm ² 电源线x1根	

舞台灯光设备用电配电箱	舞台灯光设备用电配电箱
ME100450	85
5x10mm ² 电源线x1根	

四川省建设工程设计图专用章
成都西南交通大学设计研究院有限公司
资质等级范围:建筑行业(建筑工程)甲级
资质证书编号:A151000419 有效期至:2028年12月22日


注册执业章 REGISTERED PRACTICE SIGNET	
姓名 NAME	
注册执业号 REGISTERED NO.	
注册证书号 CERTIFICATE NO.	
建设单位 CLIENT	
广西艺术学院	
项目名称 PROJECT NAME	
广西艺术学院民族艺术教育综合楼提升工程(舞台设备部分)	
子项名称 SUB-PROJECT	
图纸名称 DRAWING TITLE	
音乐舞蹈演出厅LED显示屏管线图二	
单位 UNIT	比例 SCALE
设计号 PROJECT NO.	2W-HF2024-014
项目负责人 PROJECT LEADER	梅霖
专业负责人 DIVISION CHIEF	梅霖
设计 DESIGNED BY	沈源
校对 CHECKED BY	梅霖
审核 OVERSEEN BY	刘严军
审定 APPROVED BY	徐广勇
图号 DRAWING NO.	图别 DRAWING TYPE
版本号 VERSION	日期 DATE
A	2024.12

1-1剖面图

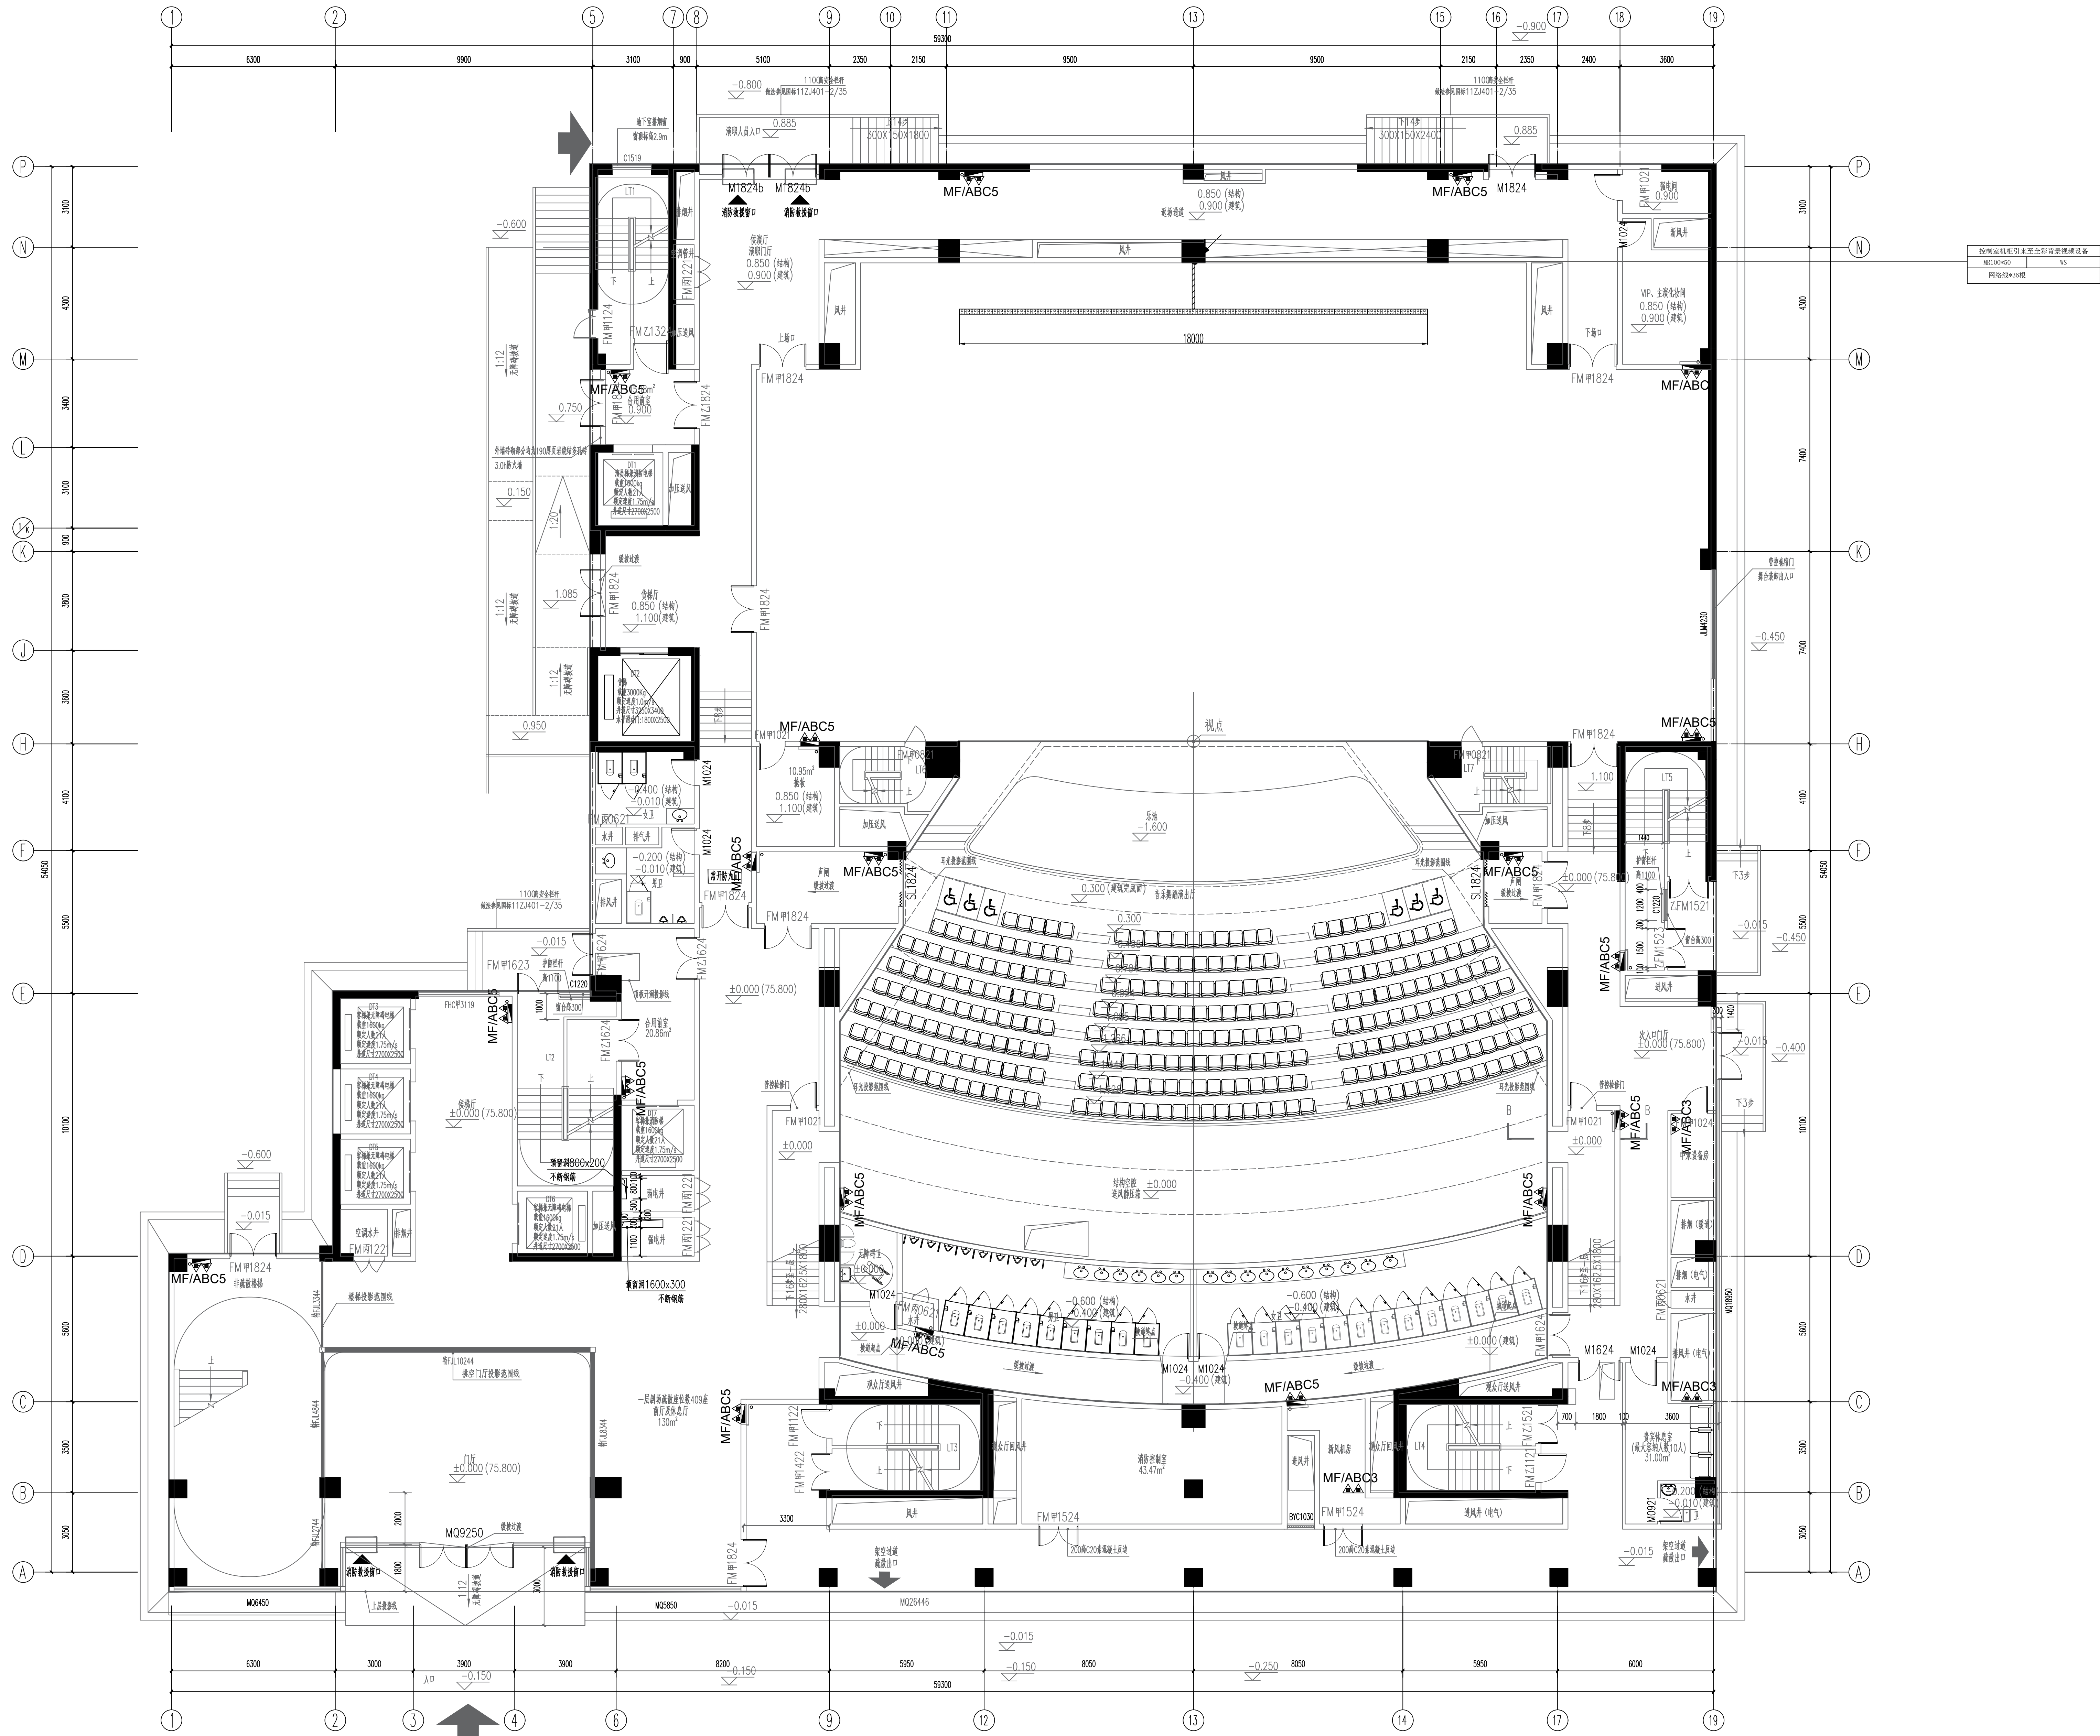


四川省建设工程设计图专用章
成都西南交通大学设计研究院有限公司
资质等级范围:建筑行业(建筑工程)甲级
注册证编号:A151000419 有效期至:2028年12月22日

设计单位 DESIGN CORPORATION	
成都西南交通大学设计研究院有限公司 Southwest Jiaotong University Design Institute Co., Ltd.	
证书编号: A151000419 QUALIFICATION CERTIFICATE NO.	
证书等级: 建筑工程甲级 QUALIFICATION CERTIFICATE GRADE	
注册执业章 REGISTERED PRACTICE SIGNET	
姓名 NAME	
注册证号 REGISTERED NO.	
注册证书号 CERTIFICATE NO.	
建设单位 CLIENT	
广西艺术学院	
项目名称 PROJECT NAME	
广西艺术学院民族艺术教育综合 楼提升工程(舞台设备部分)	
子项名称 SUB-PROJECT	
图纸名称 DRAWING TITLE	
音乐舞蹈演出厅LED显示屏管线图四	
单位: UNIT	比例: SCALE
设计号 PROJECT NO. ZW-HF2024-014	
项目负责人 PROJECT LEADER	韩安
专业负责人 DIVISION CHIEF	梅林生
设计 DESIGNED BY	沈源
校对 CHECKED BY	梅林生
审核 OVERSEEN BY	刘严军
审定 APPROVED BY	徐广勇
图号 DWG NO.	图别 DWG TYPE
版本号 REV	日期 DATE
A	2024.12

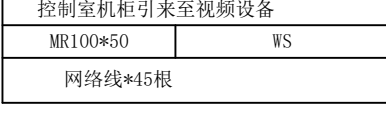

资质证书编号: A151000419 有效期至: 2028年12月22日

注册执业章 REGISTERED PRACTICE SIGNET			
姓名 NAME		姓名 NAME	
注册编号 REGISTRATION NO.		注册编号 REGISTRATION NO.	
注册证书号 CERTIFICATE NO.		注册证书号 CERTIFICATE NO.	
建设单位 CLIENT			
广西艺术学院			
项目名称 PROJECT NAME			
广西艺术学院民族艺术教育教学综合楼 设计-工程 (施工图设计阶段)			
子项名称 SUB-PROJECT			
图纸名称 DRAWING TITLE			
音乐舞蹈演出厅LED显示屏管线图五			
单位 UNIT	比例 SCALE		
设计号 PROJECT NO.	ZH-2P024-Q14		
项目负责人 PROJECT LEADER	梅林		
专业负责人 DIVISION CHIEF	梅林		
设计 DESIGNED BY	江源强	梅林	
校核 CHECKED BY	梅林	梅林	
审核 APPROVED BY	徐广平	梅林	
版本号 REV. NO.	A	第 页 PAGE NO.	1/1 共 1 页
日期 DATE	2023.12		

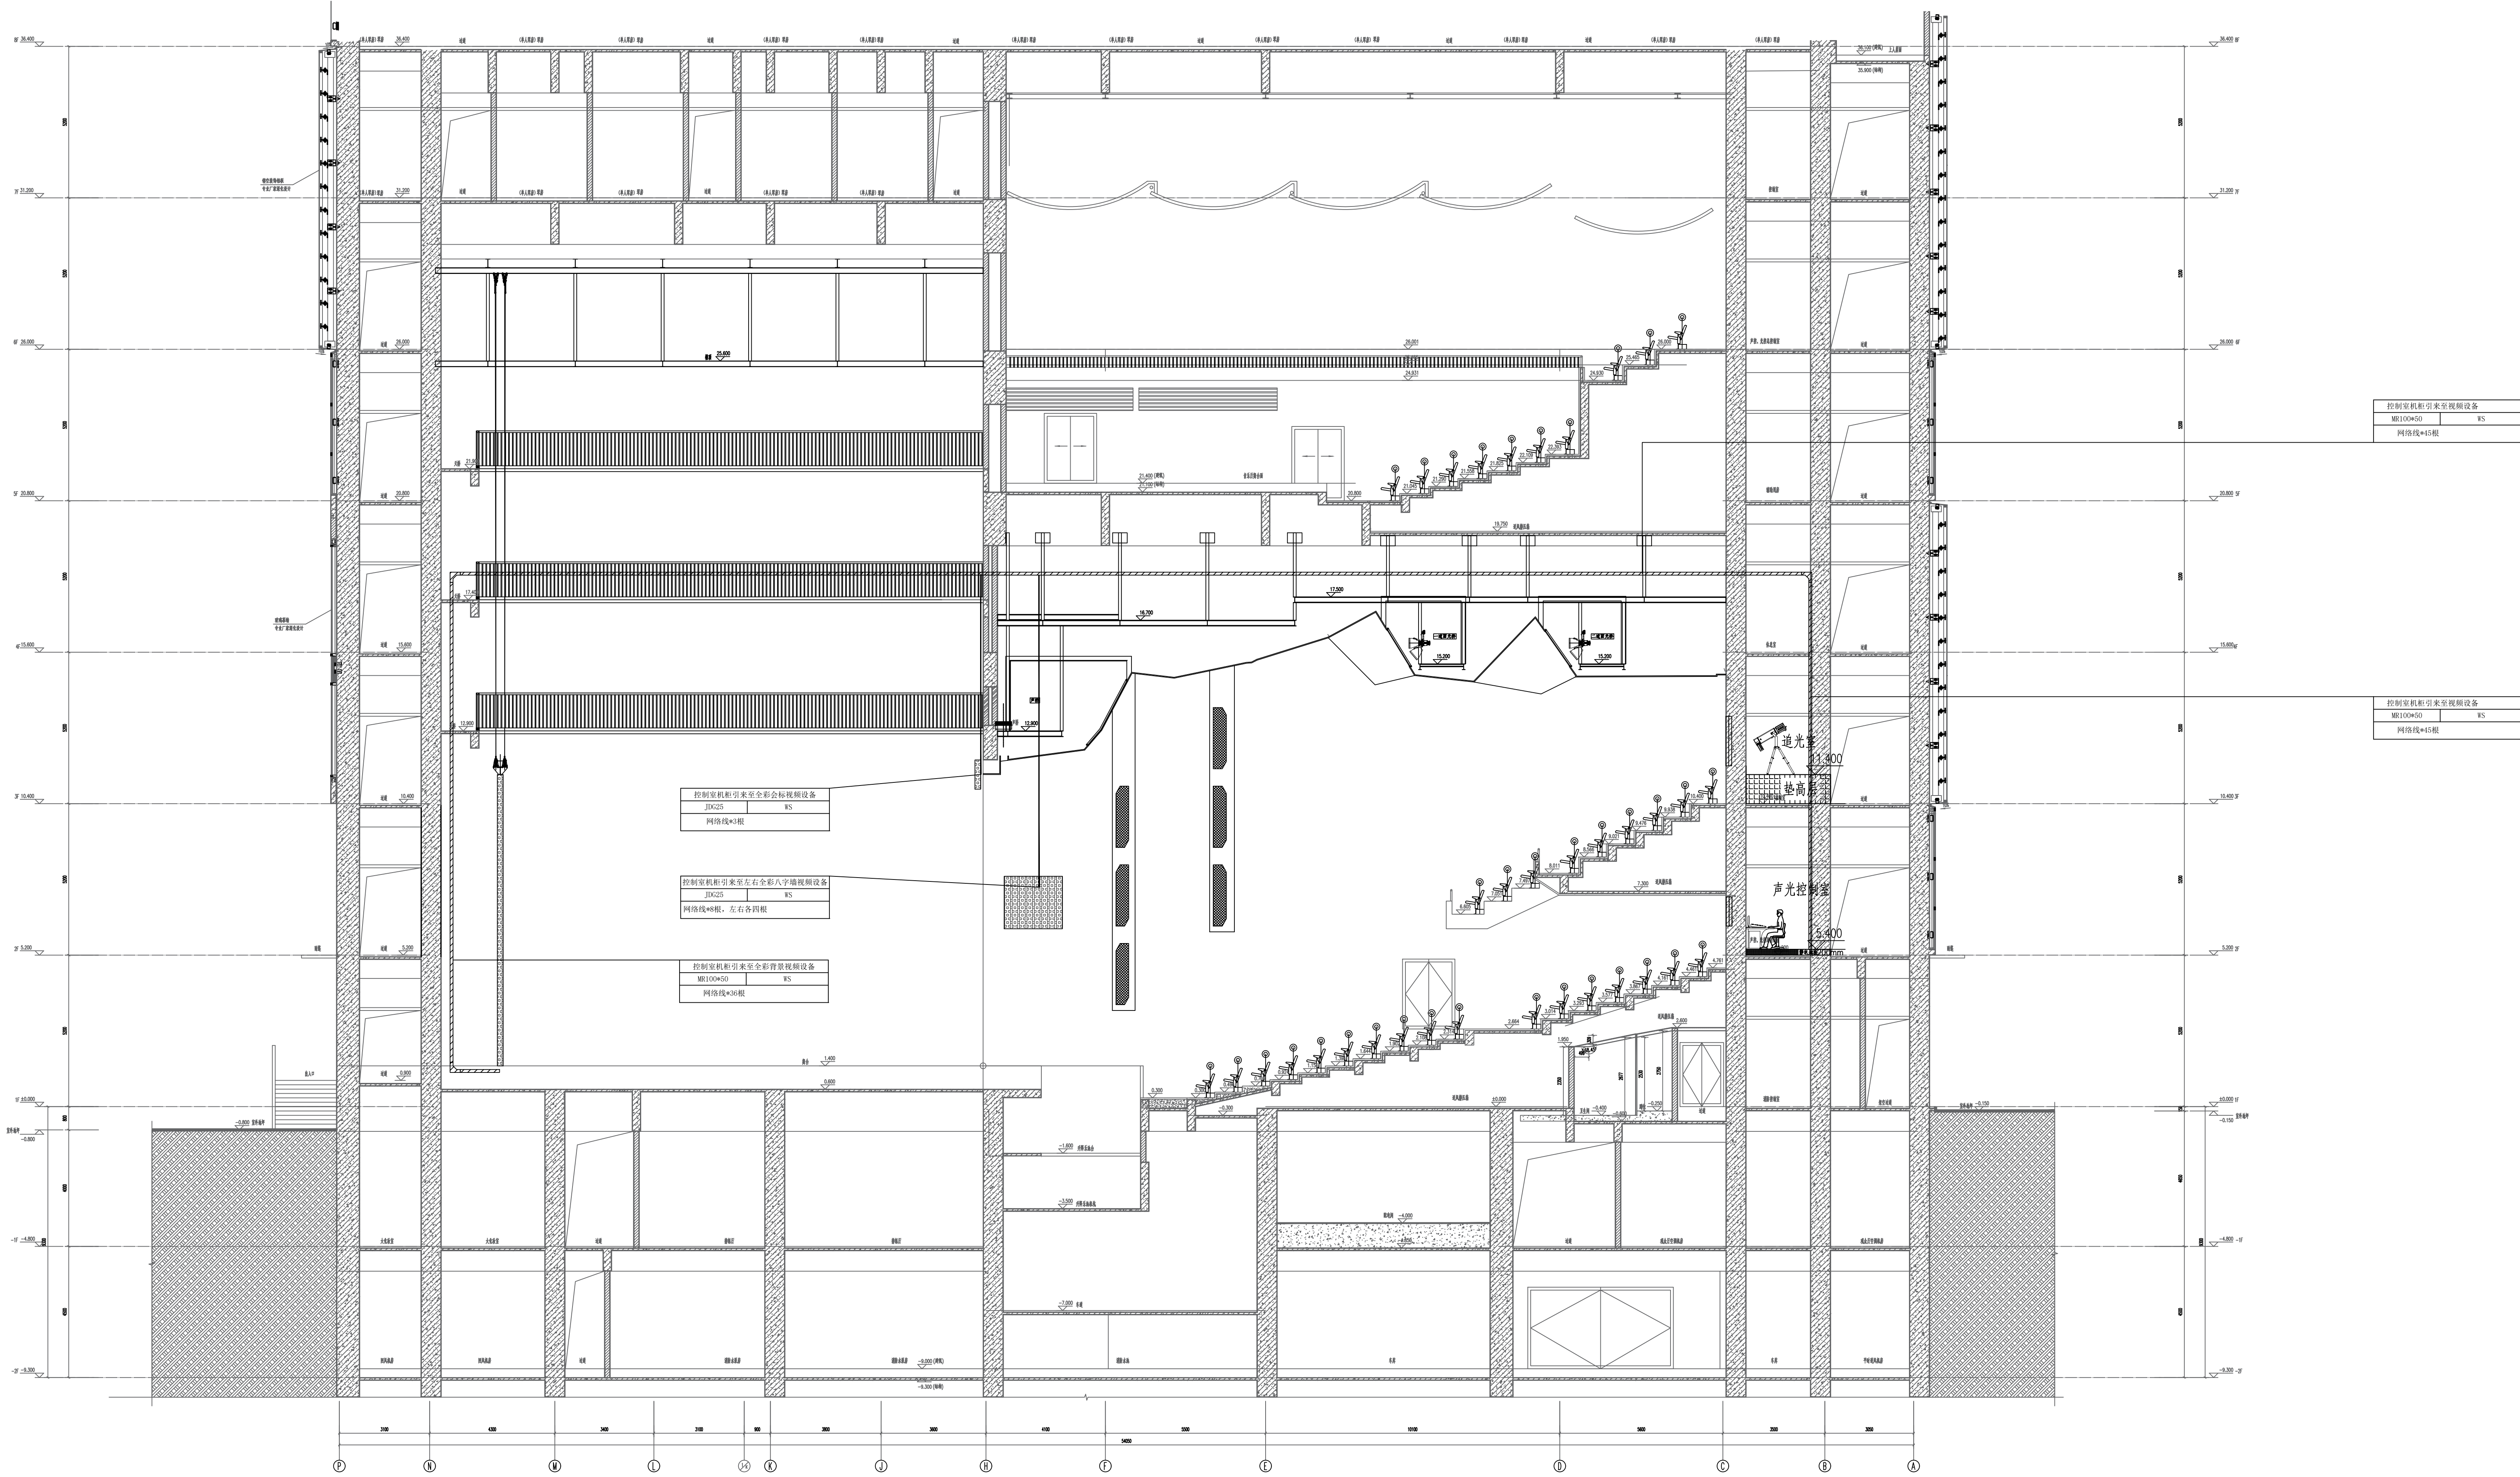


1-1剖面图

四川省建设工程设计图专用章
成都西南交通大学设计研究院有限公司
资质等级范围: 建筑行业 (建筑工程) 甲级
注册证书编号: A151000419 有效期至: 2028年12月22日

注册执业章 REGISTERED PRACTICE SIGNET	
姓名 NAME	
注册印章号 SIGNET NO.	
注册证书号 CERTIFICATE NO.	
建设单位 CLIENT	
广西艺术学院	
项目名称 PROJECT NAME	
广西艺术学院民族艺术教育教学综合楼提升工程 (舞台设备部分)	
子项名称 SUB-PROJECT	
图纸名称 DRAWING TITLE	
音乐舞蹈演出厅LED显示屏管线图六	
单位: UNIT	比例: SCALE
设计号 PROJECT NO.	ZW-HF2024-014
项目负责人 PROJECT LEADER	韩荣 韩荣
专业负责人 DIVISION CHIEF	梅林生 梅林生
设计 DESIGNED BY	沈源强 沈源强
校对 CHECKED BY	梅林生 梅林生
审核 REVIEWED BY	刘严军 刘严军
审定 APPROVED BY	徐广勇 徐广勇
图号 DWG NO.	图别 DWG TYPE
版本号 VER.	日期 DATE
A	2024.12


图 例	说 明
—————	ETHERNET信号线
—————	HDMI输出线
—————	控制线RS485
—————	电源线

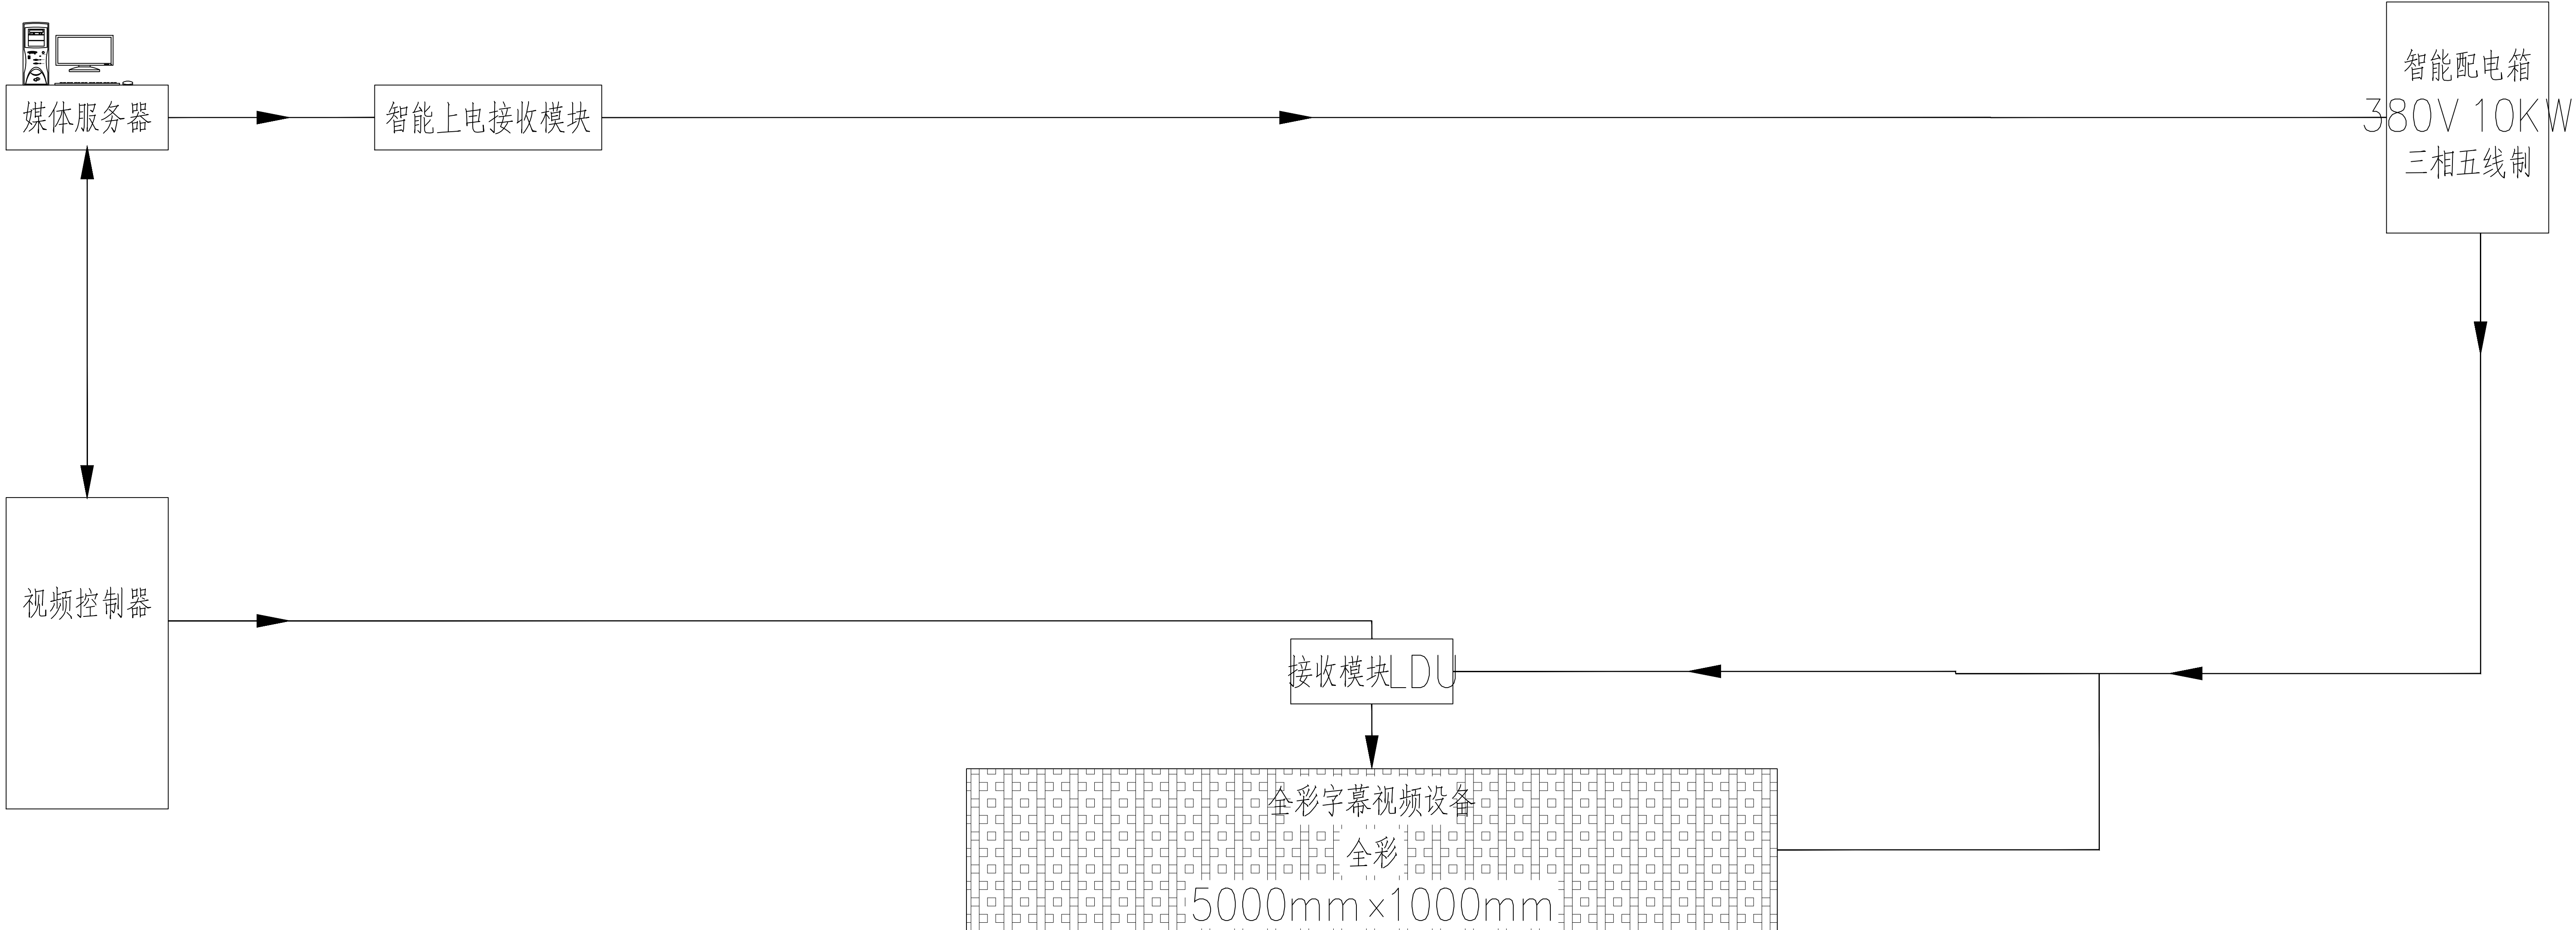

四川省建设工程设计出图专用章

成都西南交通大学设计研究院有限公司
资质等级范围:建筑行业(建筑工程)甲级
资质证书编号:A151000419 有效期至:2028年12月22日

注册执业章 REGISTERED PRACTICE SIGNET	
姓名 NAME	注册日期 REGISTERED DATE
注册编号 REGISTERED NO.	注册专业 REGISTERED CATEGORY
建设单位 CLIENT	
广西艺术学院	
项目名称 PROJECT NAME	
广西艺术学院民族艺术教育学院教学综合楼提升工程(舞台设备部分)	
子项名称 SUB-PROJECT	
图纸名称 DRAWING TITLE	
音乐厅扬声器显示屏系统图	
单位 UNIT	比例 SCALE
1:1	1:1
项目负责人 PROJECT LEADER	杨松
专业负责人 DIVISION CHIEF	梅林生
设计 DESIGNED BY	沈湘源
校核 CHECKED BY	梅林生
审核 REVIEWED BY	刘平至
审定 APPROVED BY	徐广平
图号 DRAWING NO.	图别 DRAWING TYPE
01	扩声系统图
Ver.	日期 DATE
	2024.12

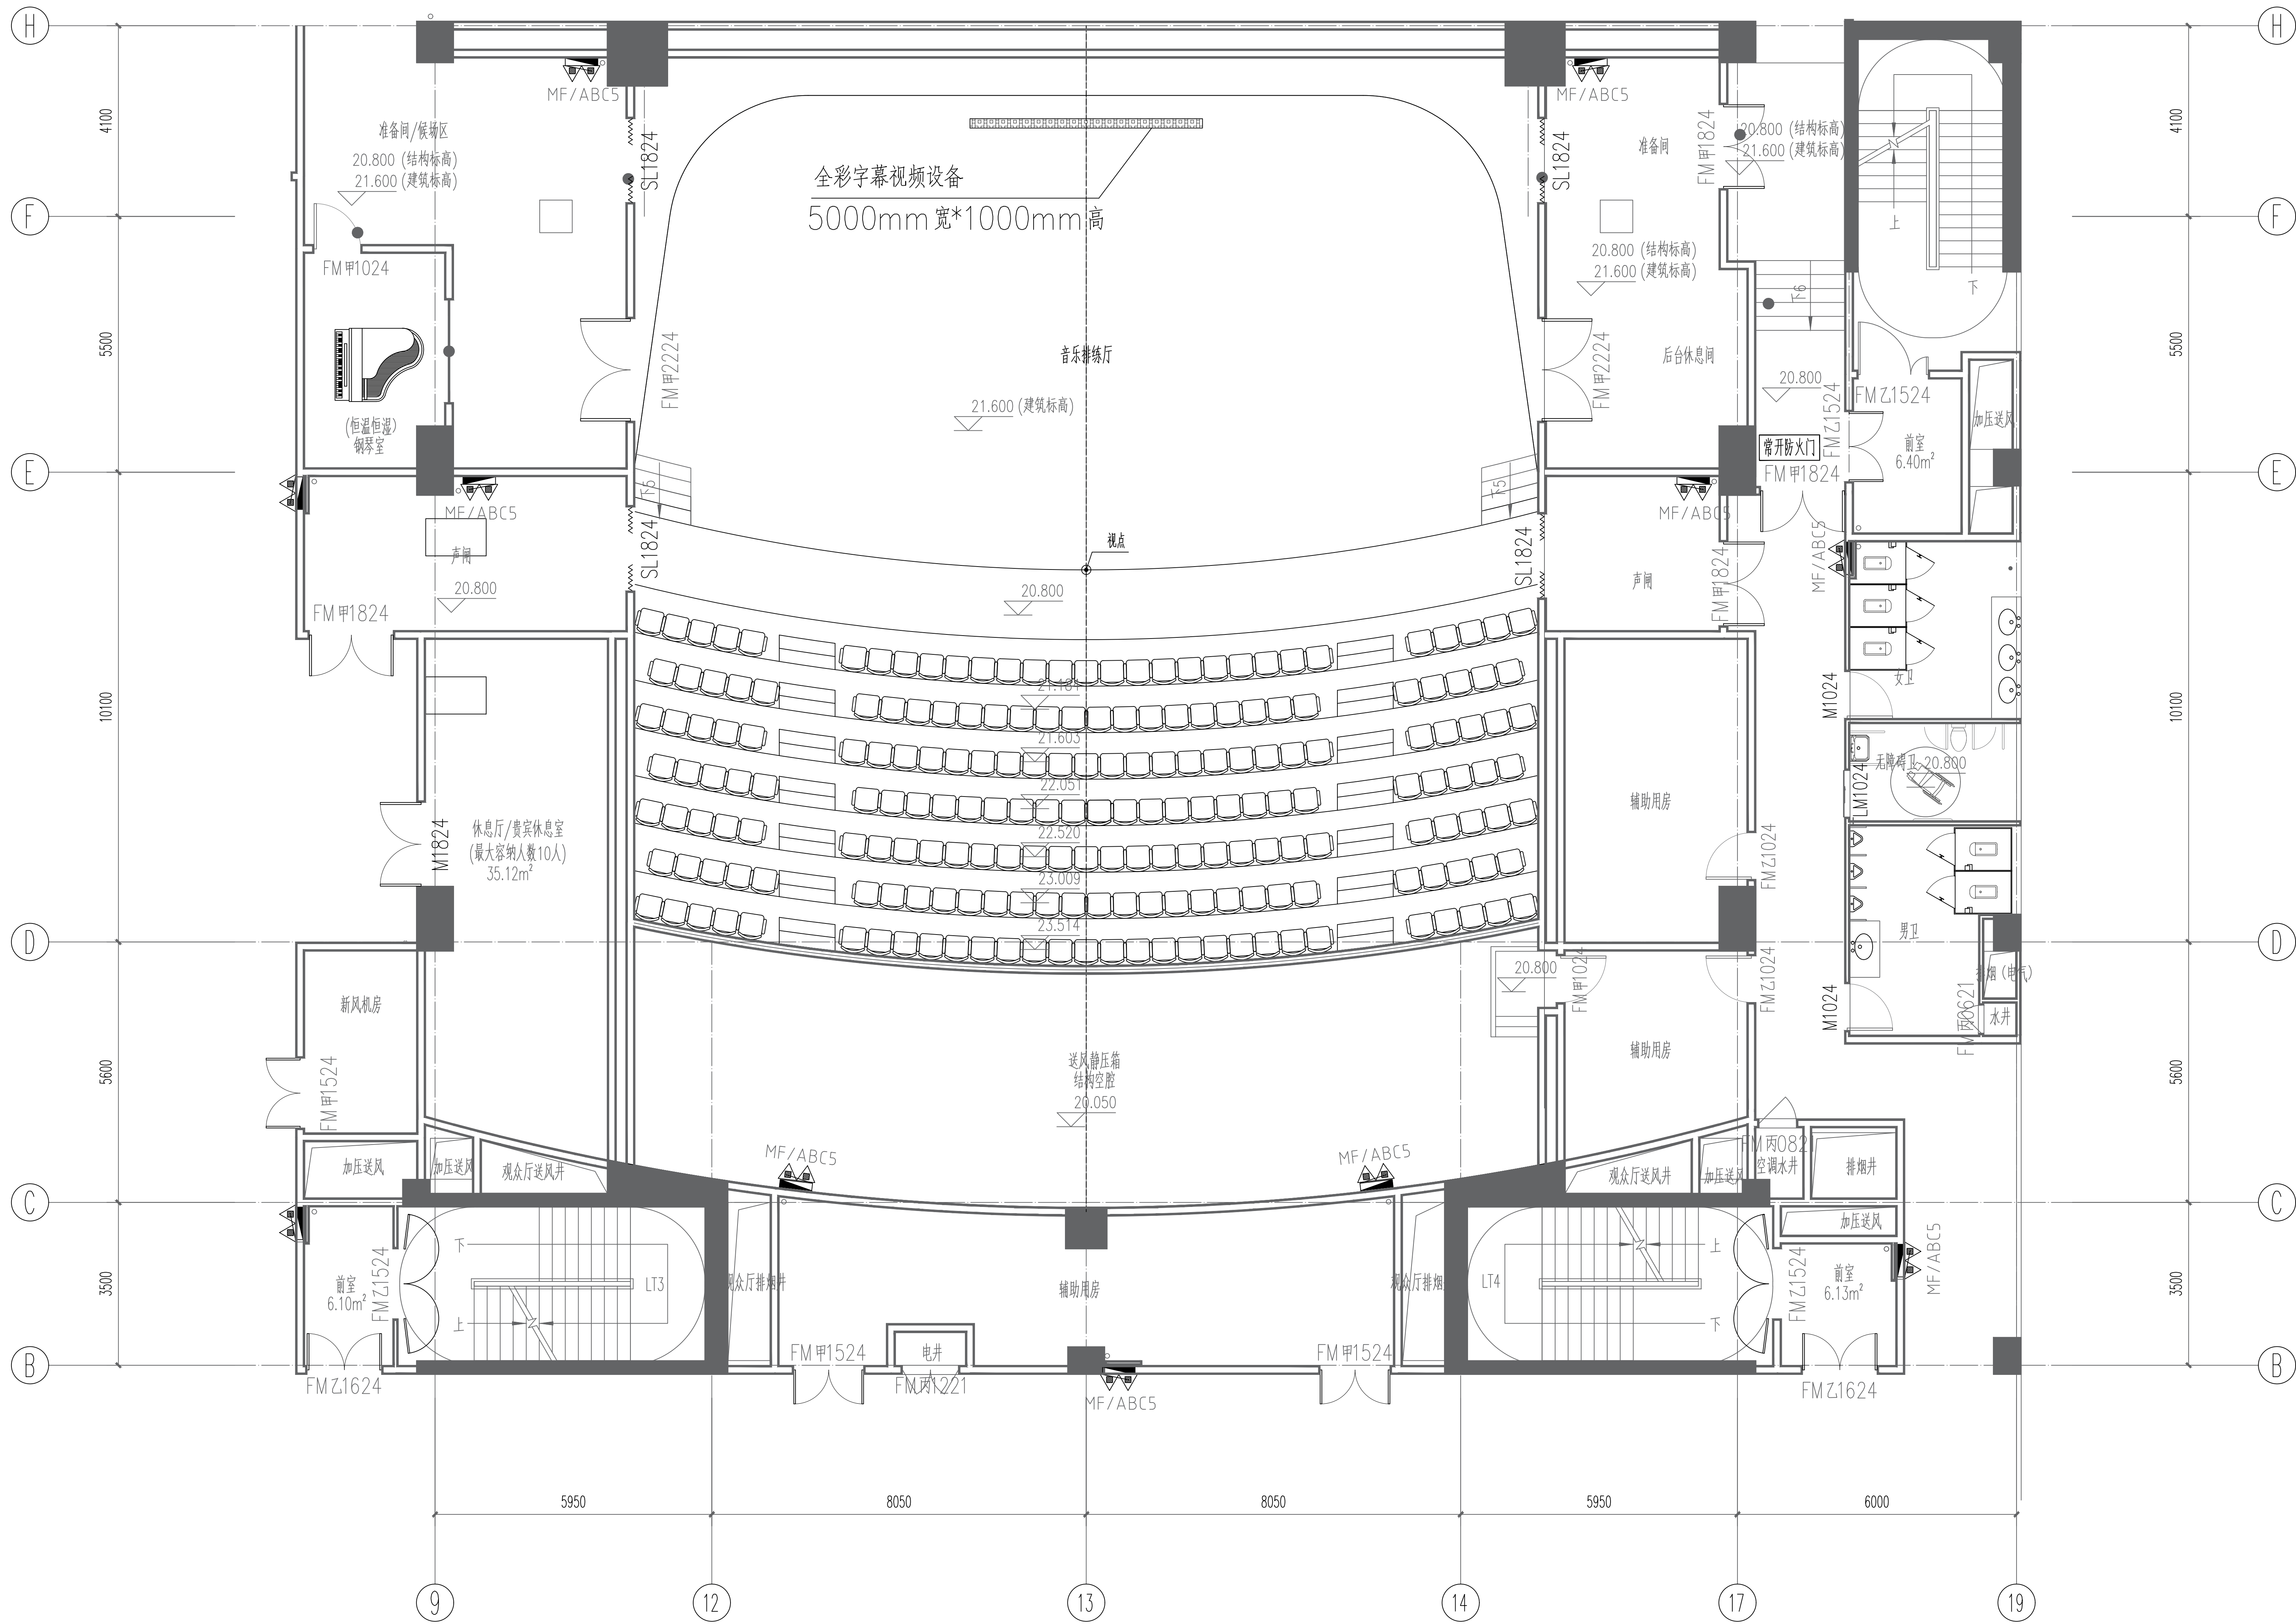


四川省建设工程设计图专用章
成都西南交通大学设计研究院有限公司
资质等级范围:建筑行业(建筑工程)甲级
查看注册编号: A151000419 有效期至: 2028年12月22日

设计单位 DESIGN CORPORATION




成都西南交通大学设计研究院有限公司
Southwest Jiaotong University Design Research Institute Co., Ltd.
证书编号: A151000419
QUALIFICATION CERTIFICATE NO.
证书等级: 建筑工程甲级
QUALIFICATION CERTIFICATE GRADE

注册执业章 REGISTERED PRACTICE SIGNET	
姓名 NAME	
注册印章号 SIGNET NO.	
注册证书号 CERTIFICATE NO.	
建设单位 CLIENT	
广西艺术学院	
项目名称 PROJECT NAME	
广西艺术学院民族艺术教育教学综合楼提升工程(舞台设备部分)	
子项名称 SUB-PROJECT	
图纸名称 DRAWING TITLE	
音乐排练厅LED显示屏平面图	
单位: UNIT	比例: SCALE
设计号 PROJECT NO. ZW-HB2024-014	
项目负责人 PROJECT LEADER	韩策
专业负责人 DIVISION CHIEF	梅林生
设计 DESIGNED BY	沈源强
校对 CHECKED BY	梅林生
审核 OVERSEEN BY	刘严军
审定 APPROVED BY	徐广勇
图号 DRAWING NO.	图别 DRAWING TYPE
版本号 VERSION	日期 DATE
A	2024.12

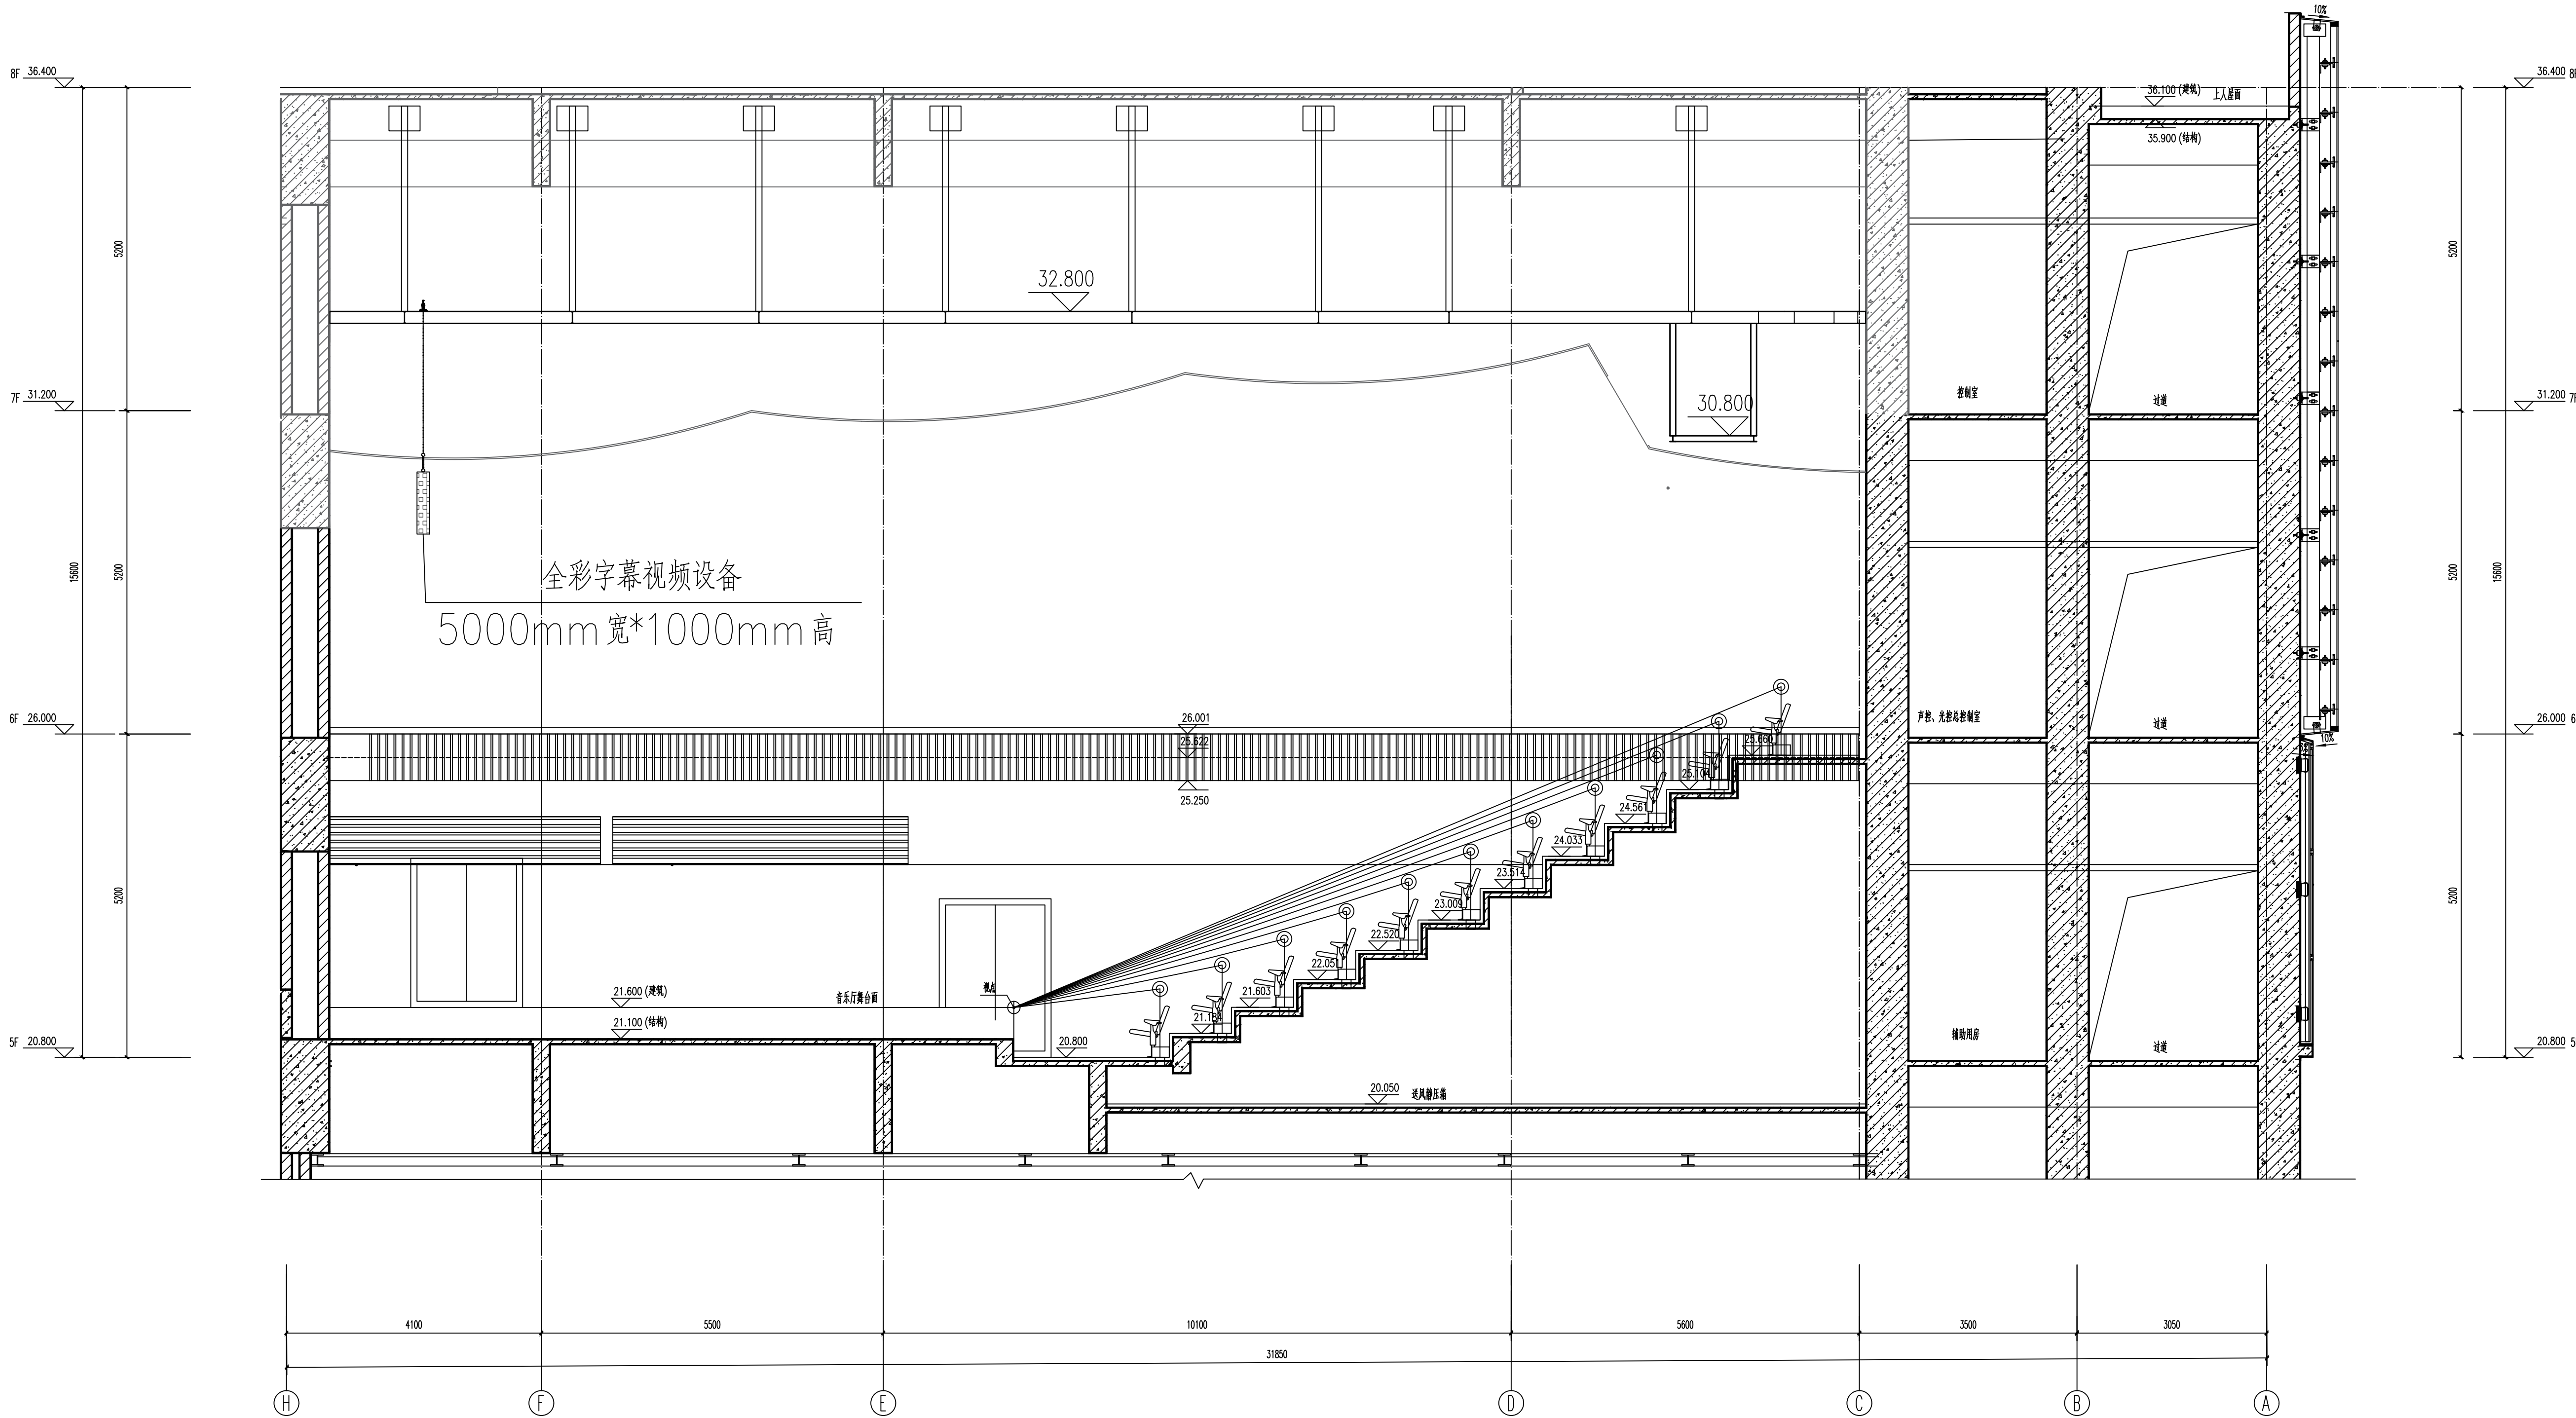

四川省建设工程设计出图专用章
成都西南交通大学设计研究院有限公司
资质等级范围:建筑行业(建筑工程)甲级
查看证书编号: A151000419 有效期至:2028年12月22日

注册执业章 REGISTERED PRACTICE SIGNET	
姓名 NAME	
注册印章号 SIGNET NO.	
注册证书号 CERTIFICATE NO.	
建设单位 CLIENT	
广西艺术学院	
项目名称 PROJECT NAME	
广西艺术学院民族艺术教育综合楼提升工程(舞台设备部分)	
子项名称 SUB-PROJECT	
图纸名称 DRAWING TITLE	
音乐排练厅LED显示屏侧面图	
单位: UNIT	比例: SCALE
设计号 PROJECT NO. ZW-HF2024-014	
项目负责人 PROJECT LEADER	韩荣 韩荣
专业负责人 DIVISION CHIEF	梅林生 梅林生
设计 DESIGNED BY	沈源强 沈源强
校对 CHECKED BY	梅林生 梅林生
审核 CHECKED BY	刘严军 刘严军
审定 APPROVED BY	徐广勇 徐广勇
图号 DWG NO.	图别 DWG TYPE
版本号 REV	日期 DATE
A	2024.12

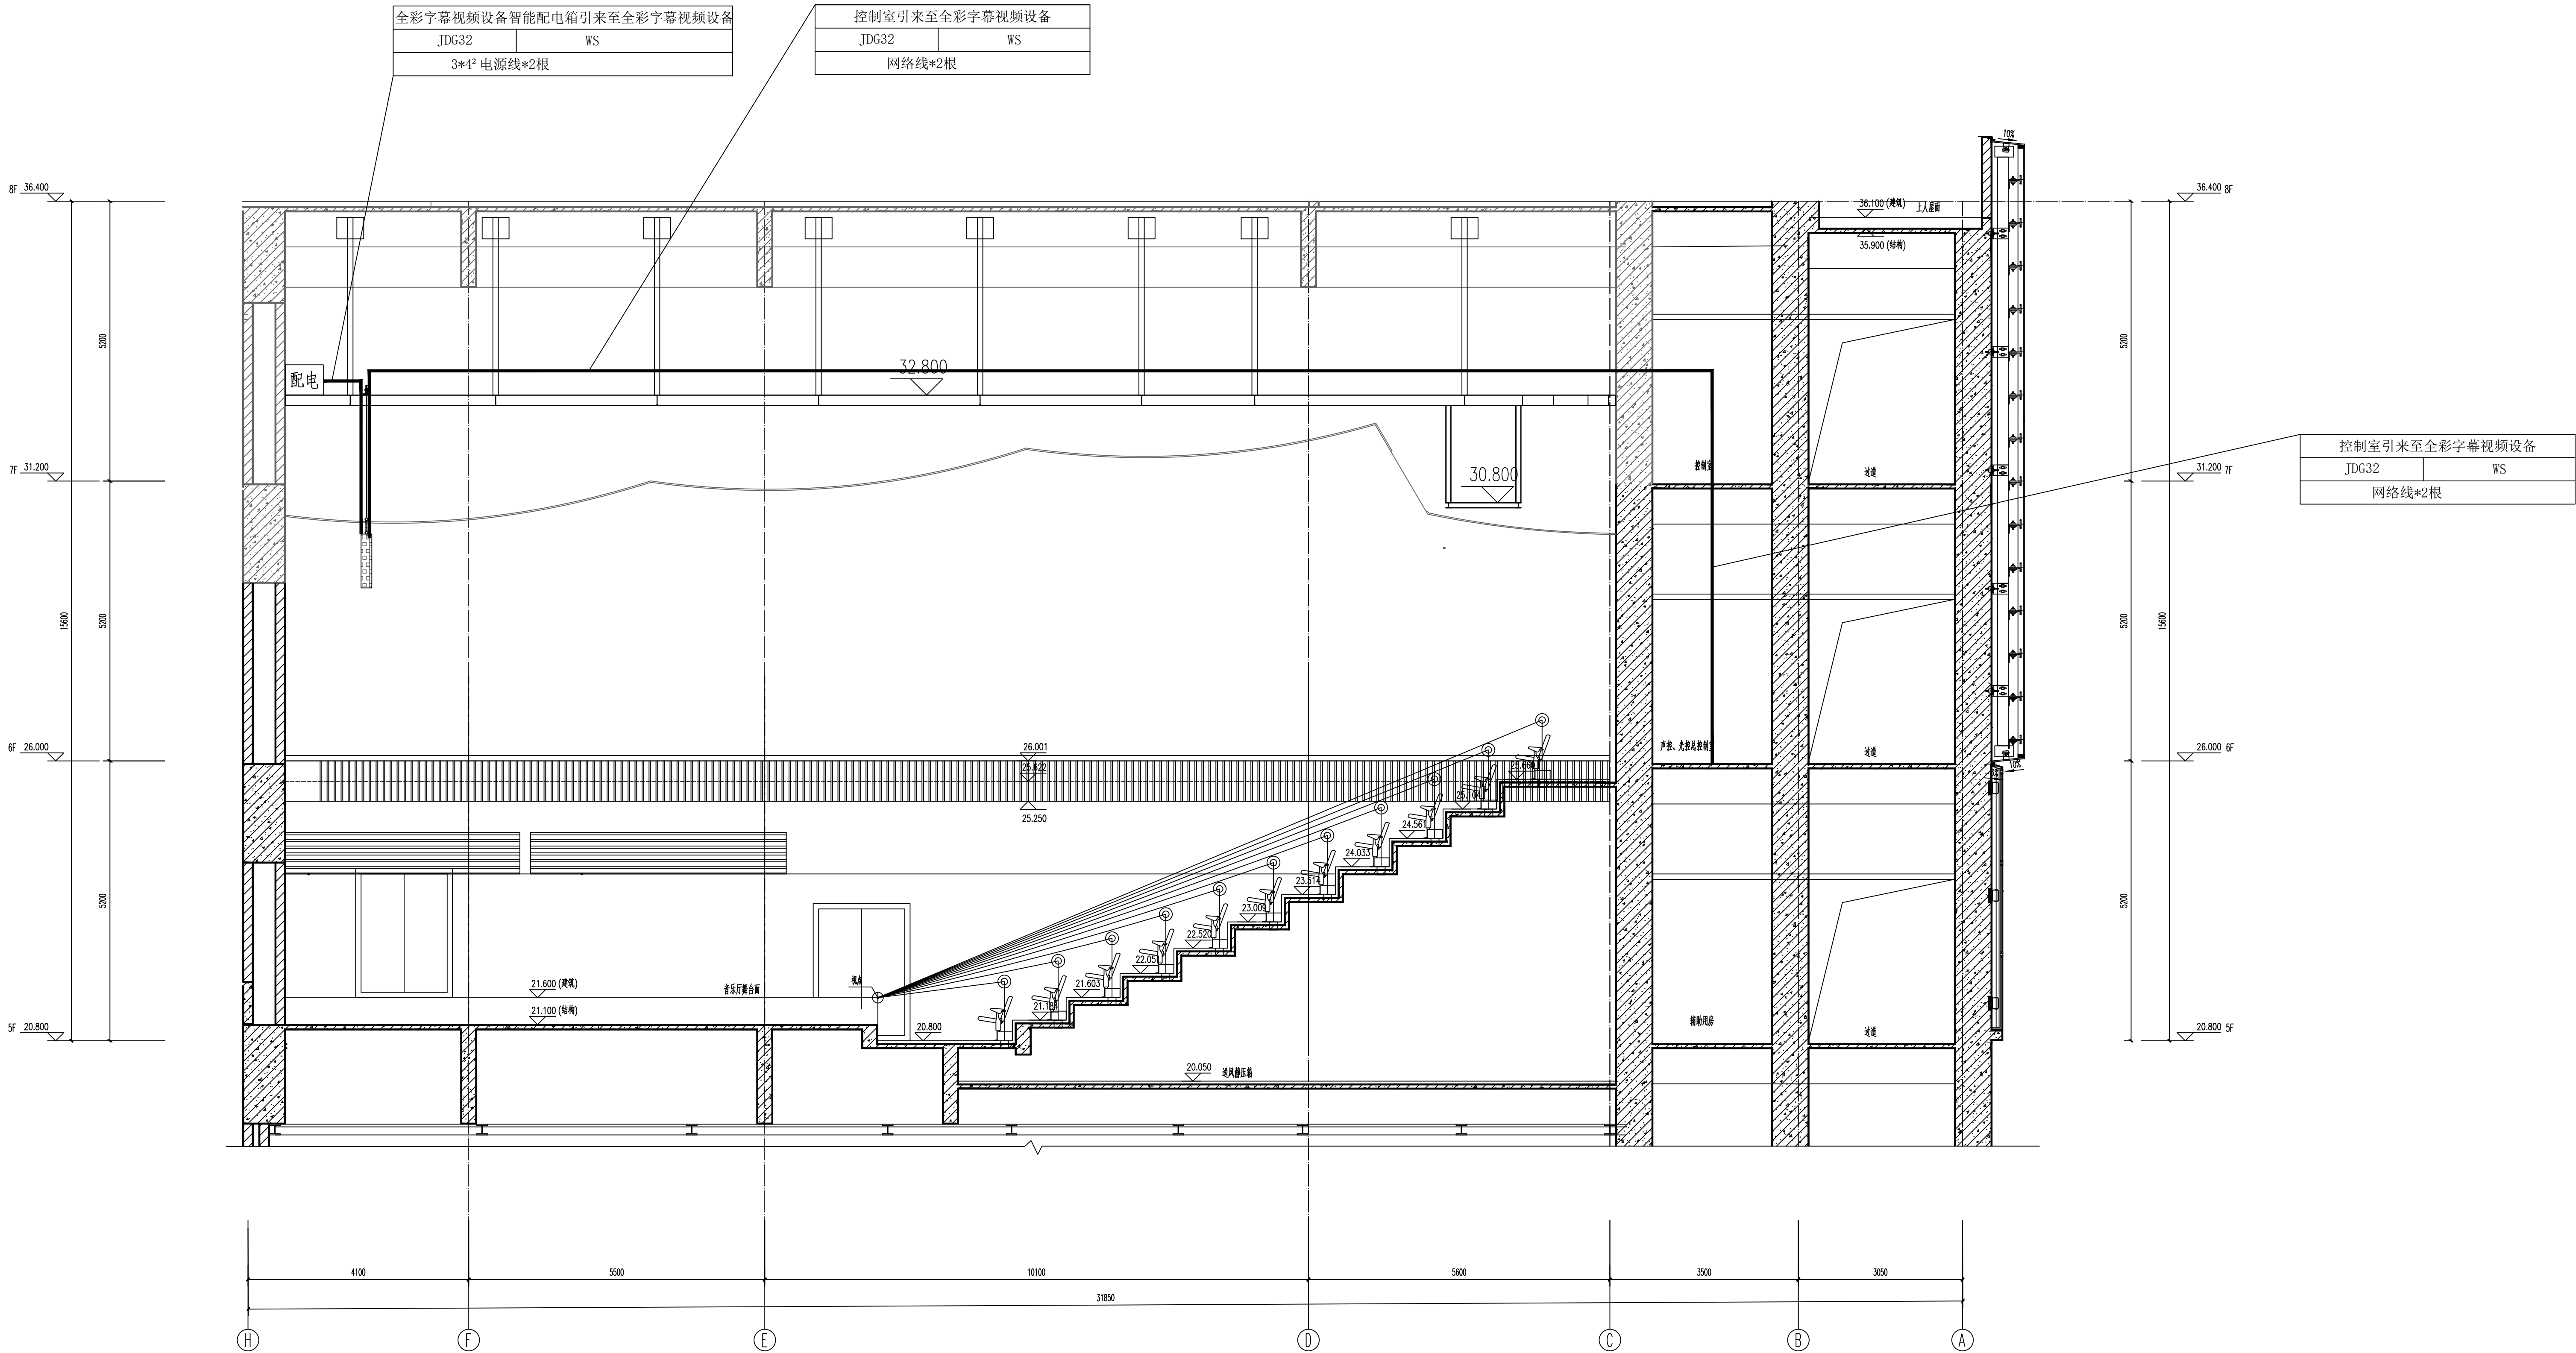

四川省建设工程设计出图专用章
成都西南交通大学设计研究院有限公司
资质等级范围:建筑行业(建筑工程)甲级
查看证书编号:A151000419 有效期至:2028年12月22日