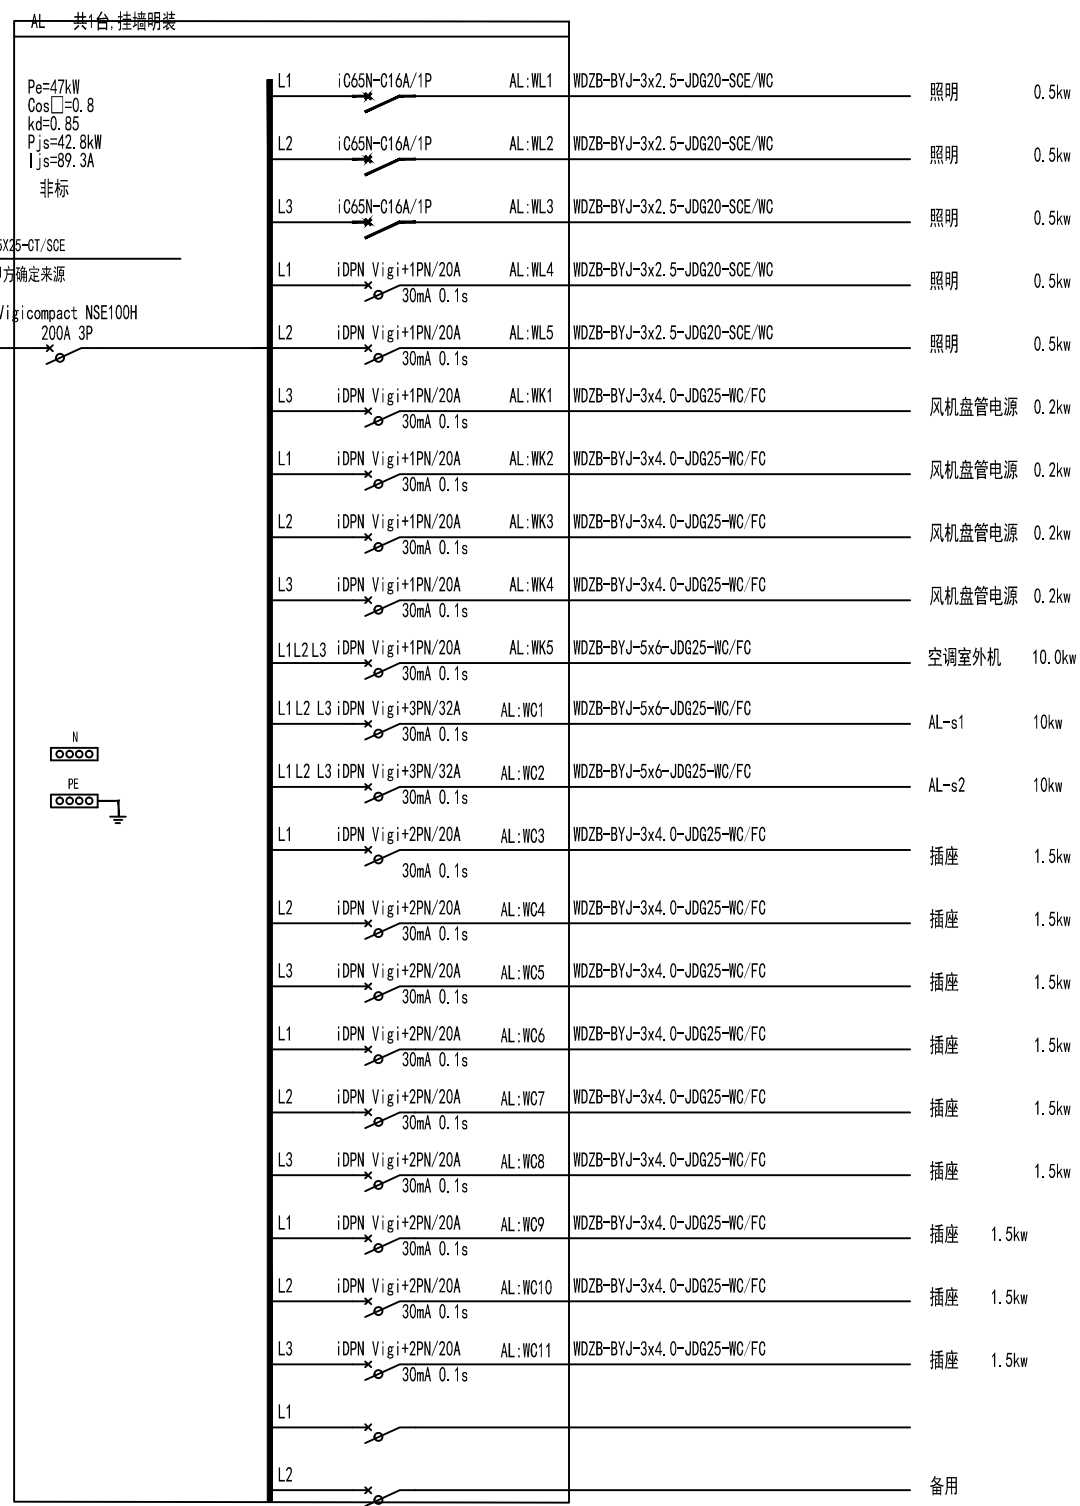








审核	设计	校对	制图
审核	设计	校对	制图
审核	设计	校对	制图
审核	设计	校对	制图



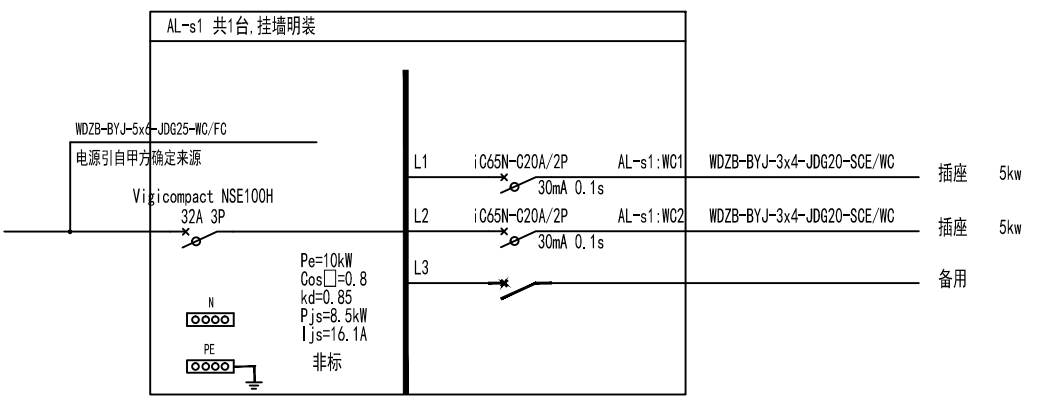
AL配电箱



AL-s1配电箱

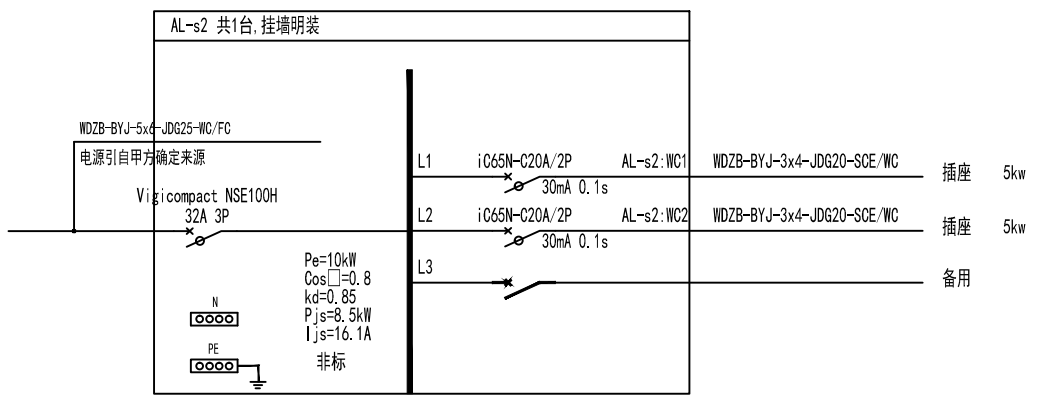

AL-s2配电箱

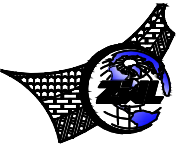


**中物景观规划设计研究院有限公司**  
CHINA SUPPLY & LOGISTICS  
PLANNING & ARCHITECTURAL  
DESIGN & RESEARCH INSTITUTE LTD.

本院质量及服务投诉电话:  
0771-5323519 姚女士 QQ: 305724832

A145006752	
21450400	
252021011160	
201402	
B245006759	
市政(给排水工程、排水工程、道路工程、桥梁)专业乙级资质 园林工程(水环境整治工程)专项乙级 农林行业(畜牧)专业乙级 公路行业(公路)专业丙级资质 水利行业(河道整治)专业丙级 风景园林专项乙级资质 证书编号: A245006759	
请核实项目二维码信息 www.zwl-sd.com	
审定 APPROVAL BY	覃克猛
审核 EXAM BY	杨荣生
项目负责人 CHIEF DESIGNER	杨荣生
专业负责人 PRO. ENG BY	白小刚
校对 CHECK BY	劳新
设计 DESIGN BY	姚金燕
建设单位 DEVELOPER	
项目名称 PROJECT	桂林象山区检察院
子项目名称 SUB PROJECT	公益诉讼多方协商听证室
图纸名称 DRAWING TITLE	配电系统图
项目代号 PROJECT NO	
图别 STATUS	电气
图号 DRAWING No	电施-03
版次 REVISION	1
日期 DATE	2024年8月21日






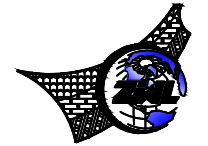


**中物景观规划设计研究院有限公司**  
 CHINA SUPPLY & LOGISTICS  
 PLANNING & ARCHITECTURAL  
 DESIGN & RESEARCH INSTITUTE LTD  
 本院质量及服务投诉电话：  
 0771-5323519 姚女士 QQ: 305724832

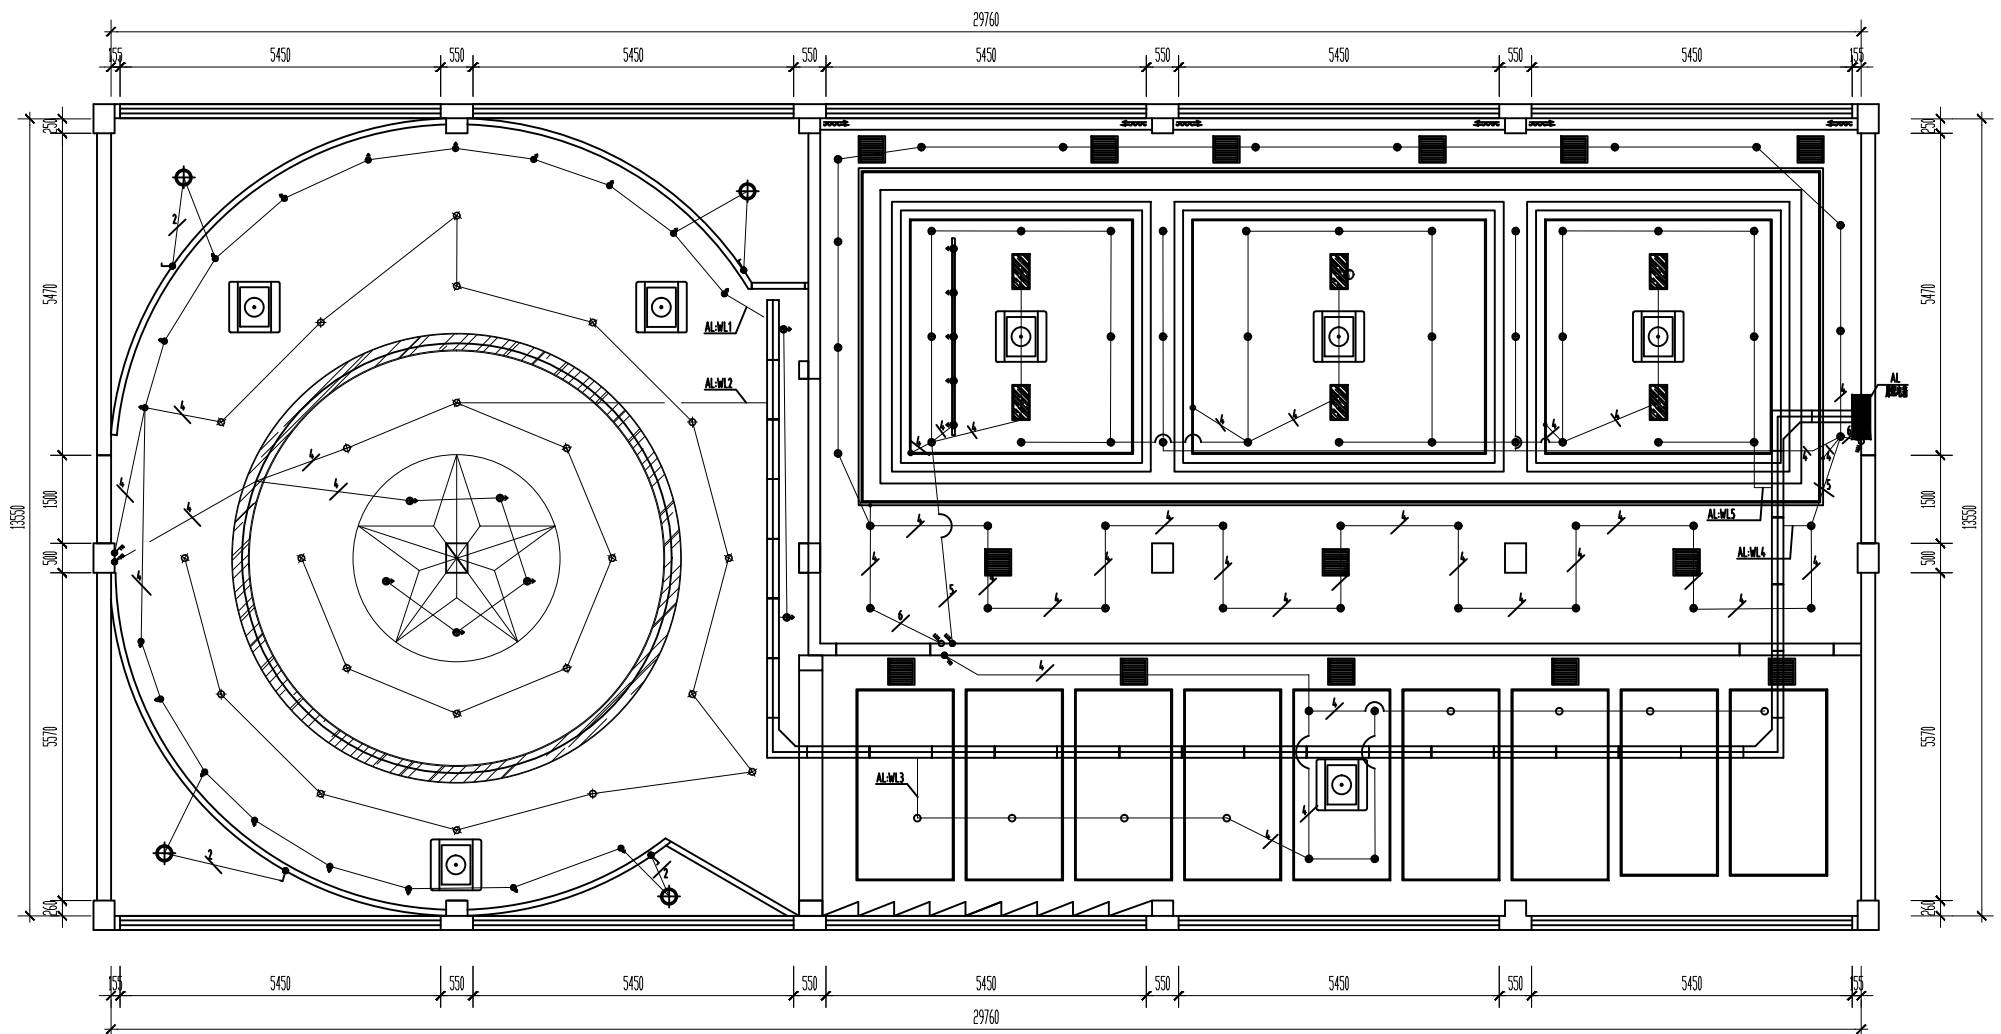A145006752  
 21450400  
 252021011160  
 201402  
 B245006759  
 市政(给排水工程、排水工程、道路工程、桥梁)专业乙级资质  
 园林工程(水环境整治工程)专业乙级  
 农林行业(畜牧兽医工程)专业乙级  
 公路行业(公路)专业丙级资质 水利行业(河道整治)专业丙级  
 风景园林专业乙级资质 证书编号: A245006759



插座布置说明:  
 1、新增插座用开槽从墙面走线, 不建议明线

LEGEND: 图例	
	吸顶灯 (6000k) 12w 吸顶安装
	(6000k)筒灯 12w 嵌入式安装
	(5000k)射灯 12w 嵌入式安装
	300*600mm平板灯 20w 嵌入式安装
	(5000k)线性灯 12w 嵌入式安装
	低压LED灯带 暗藏
	450*450排气扇 100w
	860*860空调风口
	轨道射灯 (5000k) 12w 明装

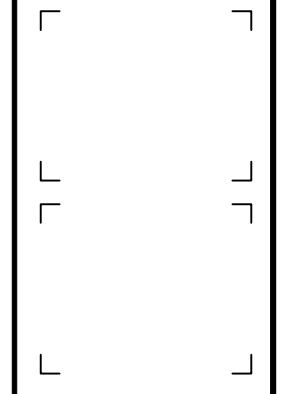

请核实项目二维码信息  
[www.zwl-sd.com](http://www.zwl-sd.com)


审定 APPROVAL BY	覃克猛	
审核 EXAM BY	杨荣生	
项目负责人 CHIEF DESIGNER	杨荣生	
专业负责人 PRO. ENG BY	白小刚	
校对 CHECK BY	劳新	
设计 DESIGN BY	姚金燕	

建设单位 DEVELOPER	
项目名称 PROJECT	桂林象山区检察院
子项目名称 SUB PROJECT	公益诉讼多方协商听证室
图纸名称 DRAWING TITLE	灯具照明连线图
项目代号 PROJECT NO.	
图别 STATUS	电气
版次 REVISION	1
图号 DRAWING No.	电施-06
日期 DATE	2024年8月21日

灯具照明连线图 SCALE: 1:80

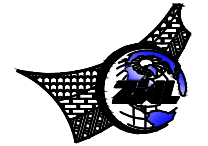
姓名: 覃克猛  
 职位: 总工程师  
 姓名: 杨荣生  
 职位: 项目负责人  
 姓名: 白小刚  
 职位: 专业负责人  
 姓名: 劳新  
 职位: 校对  
 姓名: 姚金燕  
 职位: 设计





**中物睿观规划设计研究院有限公司**  
 CHINA SUPPLY & LOGISTICS  
 PLANNING & ARCHITECTURAL  
 DESIGN & RESEARCH INSTITUTE LTD  
 本院质量及服务投诉电话：  
 0771-5323519 姚女士 QQ: 305724832

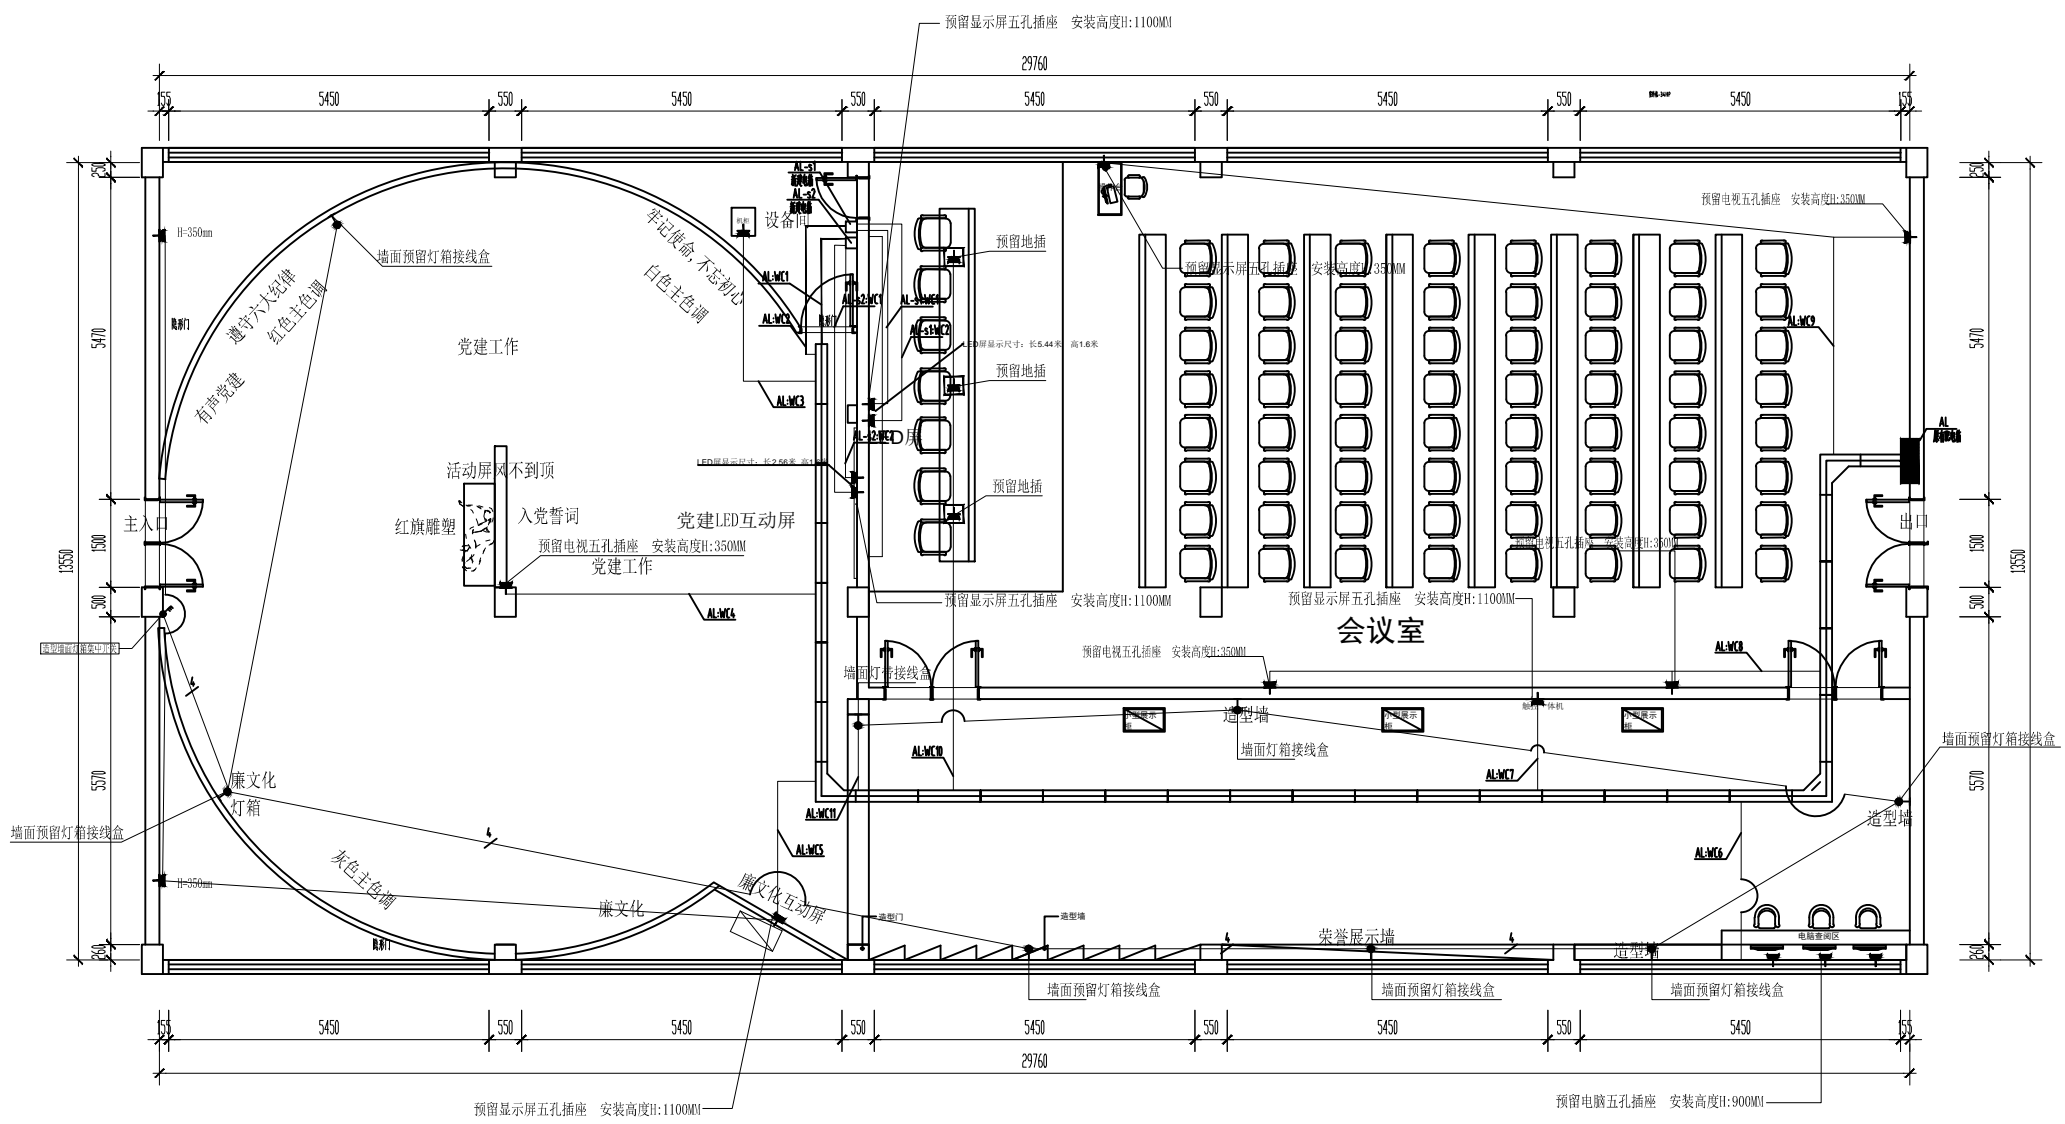A145006752  
 21450400  
 25202101160  
 201402  
 B245006759  
 市政（给排水工程、排水工程、道路工程、桥梁）专业乙级资质  
 园林工程（水环境综合治理）专业乙级  
 农林行业（畜牧兽医工程）专业乙级  
 公路行业（公路）专业丙级资质 水利行业（河道整治）专业丙级  
 风景园林专业乙级资质 证书编号：A245006759



**LEGEND: 图例**

▲	防溅水插座
■	普通插座
□	地插座
⊕	顶插座(投影仪)
▲	空调插座
▲	电话插座
▲	电视插座
▲	网络信息插座
⬆	预留电源

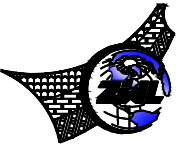
**插座布置说明:**  
 1、原有插座面板保留, 并进行检测试验稳, 维修  
 2、图纸表示所需插座, 若原有插座可以满足现有插座需求, 可不新增, (建议距离不超过50cm)  
 3、新增插座用开槽从墙面走线, 不建议明线  
 4、展厅, 综合会议室(表演)的音响设备, 投影大屏设备请施工前与甲方确认后在施工。

**强电插座连线图** SCALE: 1:80

请核实项目二维码信息  
www.zwl-sd.com

审定	覃克猛	
APPROVAL BY	覃克猛	
审核	杨荣生	
EXAM BY	杨荣生	
项目负责人	杨荣生	
CHIEF DESIGNER	杨荣生	
专业负责人	白小刚	
PRO. ENG BY	白小刚	
校对	劳新	
CHECK BY	劳新	
设计	姚金燕	
DESIGN BY	姚金燕	
建设单位	DEVELOPER	
项目名称	PROJECT 桂林象山区检察院	
子项目名称	SUB PROJECT 公益诉讼多方协商听证室	
图纸名称	DRAWING TITLE 强电插座连线图	
项目代号	PROJECT NO	
图别	电气	版次
STATUS	电施-07	REVISION 1
图号	电施-07	日期
DRAWING No	电施-07	DATE 2024年8月21日


姓名	职位
姓名	职位
**中物事规划设计研究院有限公司**  
CHINA SUPPLY & LOGISTICS  
PLANNING & ARCHITECTURAL  
DESIGN & RESEARCH INSTITUTE LTD  
本院质量及服务投诉电话:  
0771-5323519 姚女士 QQ: 305724832

A145006752
21450400
252021011160
201402
B245006759

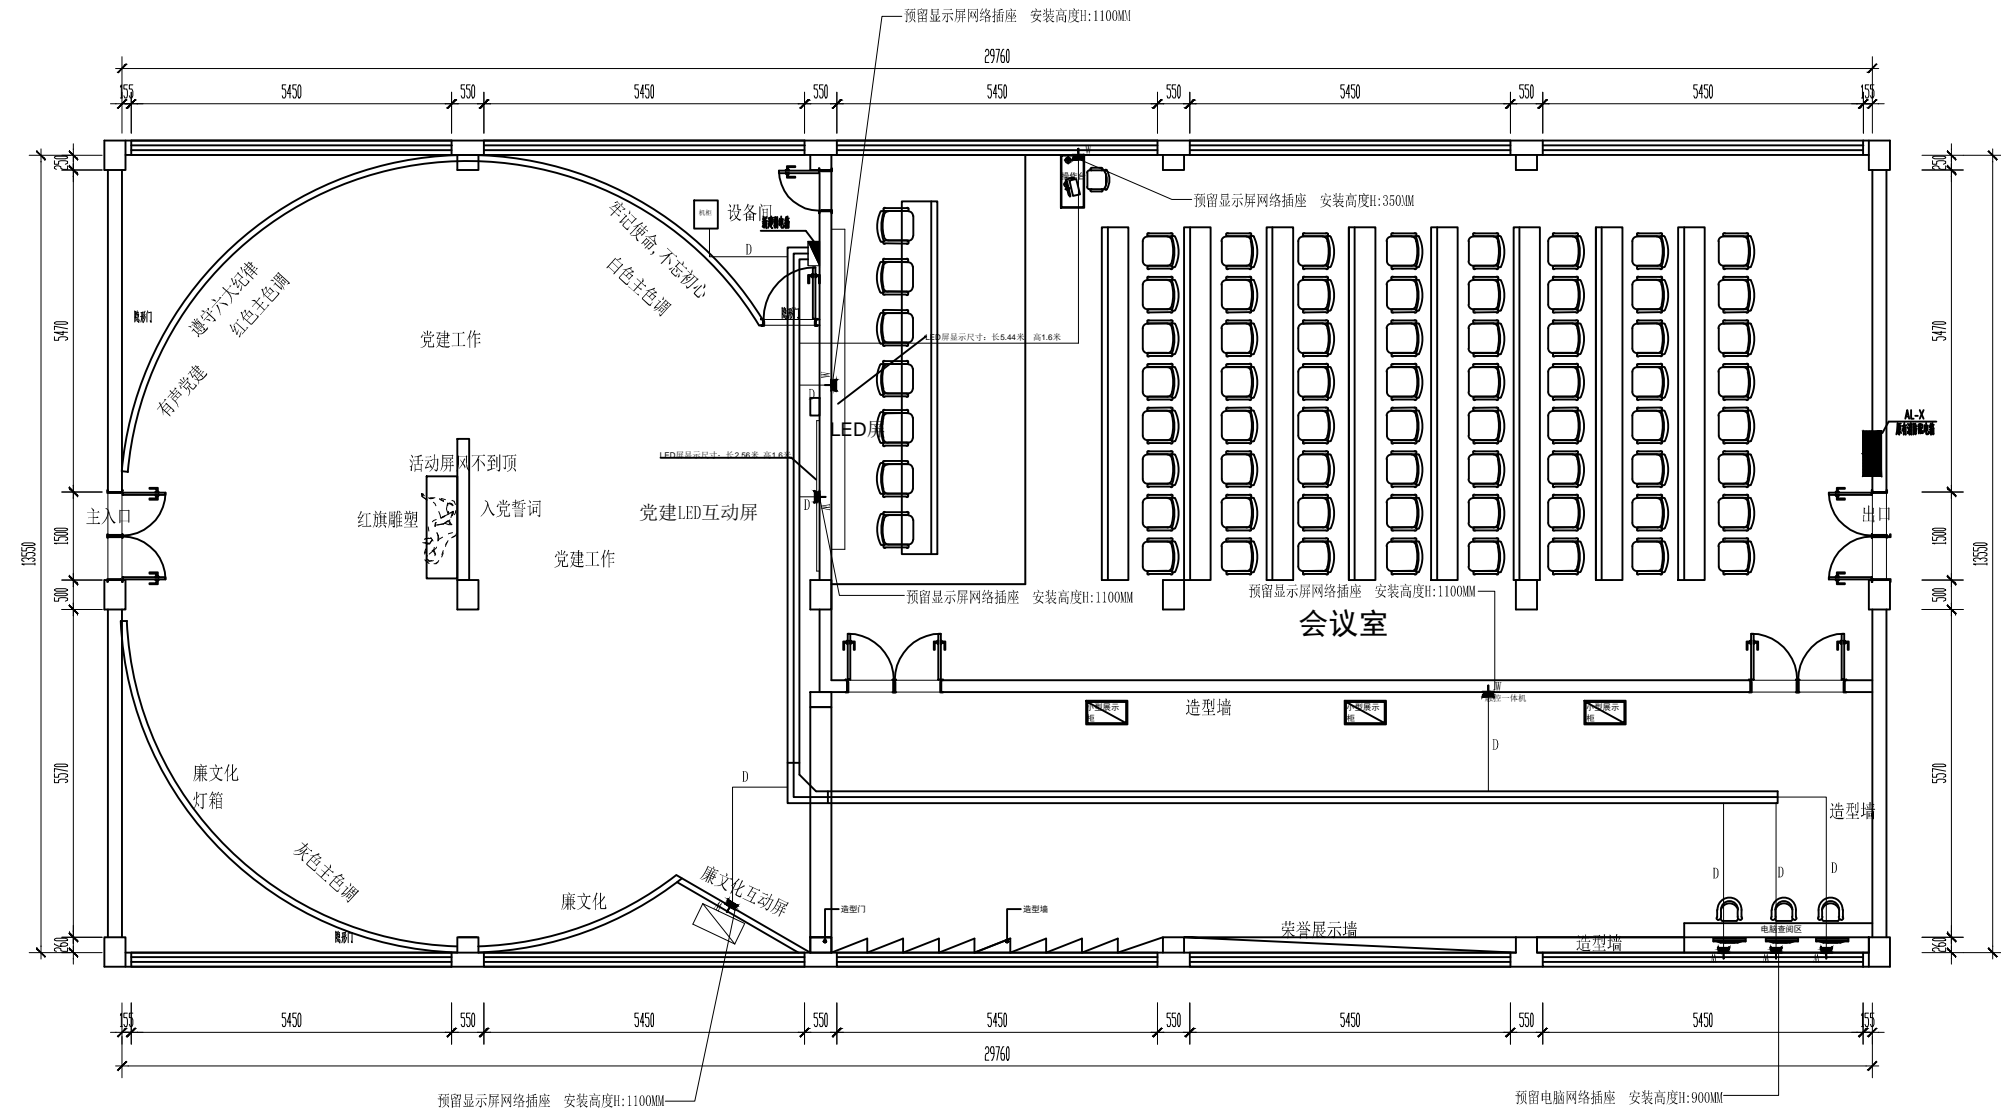市政(给排水工程、排水工程、道路工程、桥梁)专业乙级资质  
林业工程(水利灌溉工程)专业乙级  
公路行业(公路)专业甲级资质 水利行业(河道整治)专业丙级  
风景园林专业乙级资质 证书编号: A245006759



网络线为超五(六)类4对非屏蔽双绞线。1根JDG20, 2~3根JDG20, 4根PVC25。

网线布线图 SCALE: 1:80

请核实项目二维码信息  
www.zwl-sd.com

审定	覃克猛	
APPROVAL BY	覃克猛	
审核	杨荣生	
EXAM BY	杨荣生	
项目负责人	杨荣生	
CHIEF DESIGNER	杨荣生	
专业负责人	白小刚	
PRO. ENG BY	白小刚	
校对	劳新	
CHECK BY	劳新	
设计	姚金燕	
DESIGN BY	姚金燕	
建设单位	DEVELOPER	
项目名称	PROJECT 桂林象山区检察院	
子项目名称	SUB PROJECT 公益诉讼多方协商听证室	
图纸名称	DRAWING TITLE 网线布线图	
项目代号	PROJECT NO	
图别	电气	版次 1
STATUS	版次	REVISION
图号	电施-08	日期 2024年8月21日
DRAWING No	电施-08	DATE



